



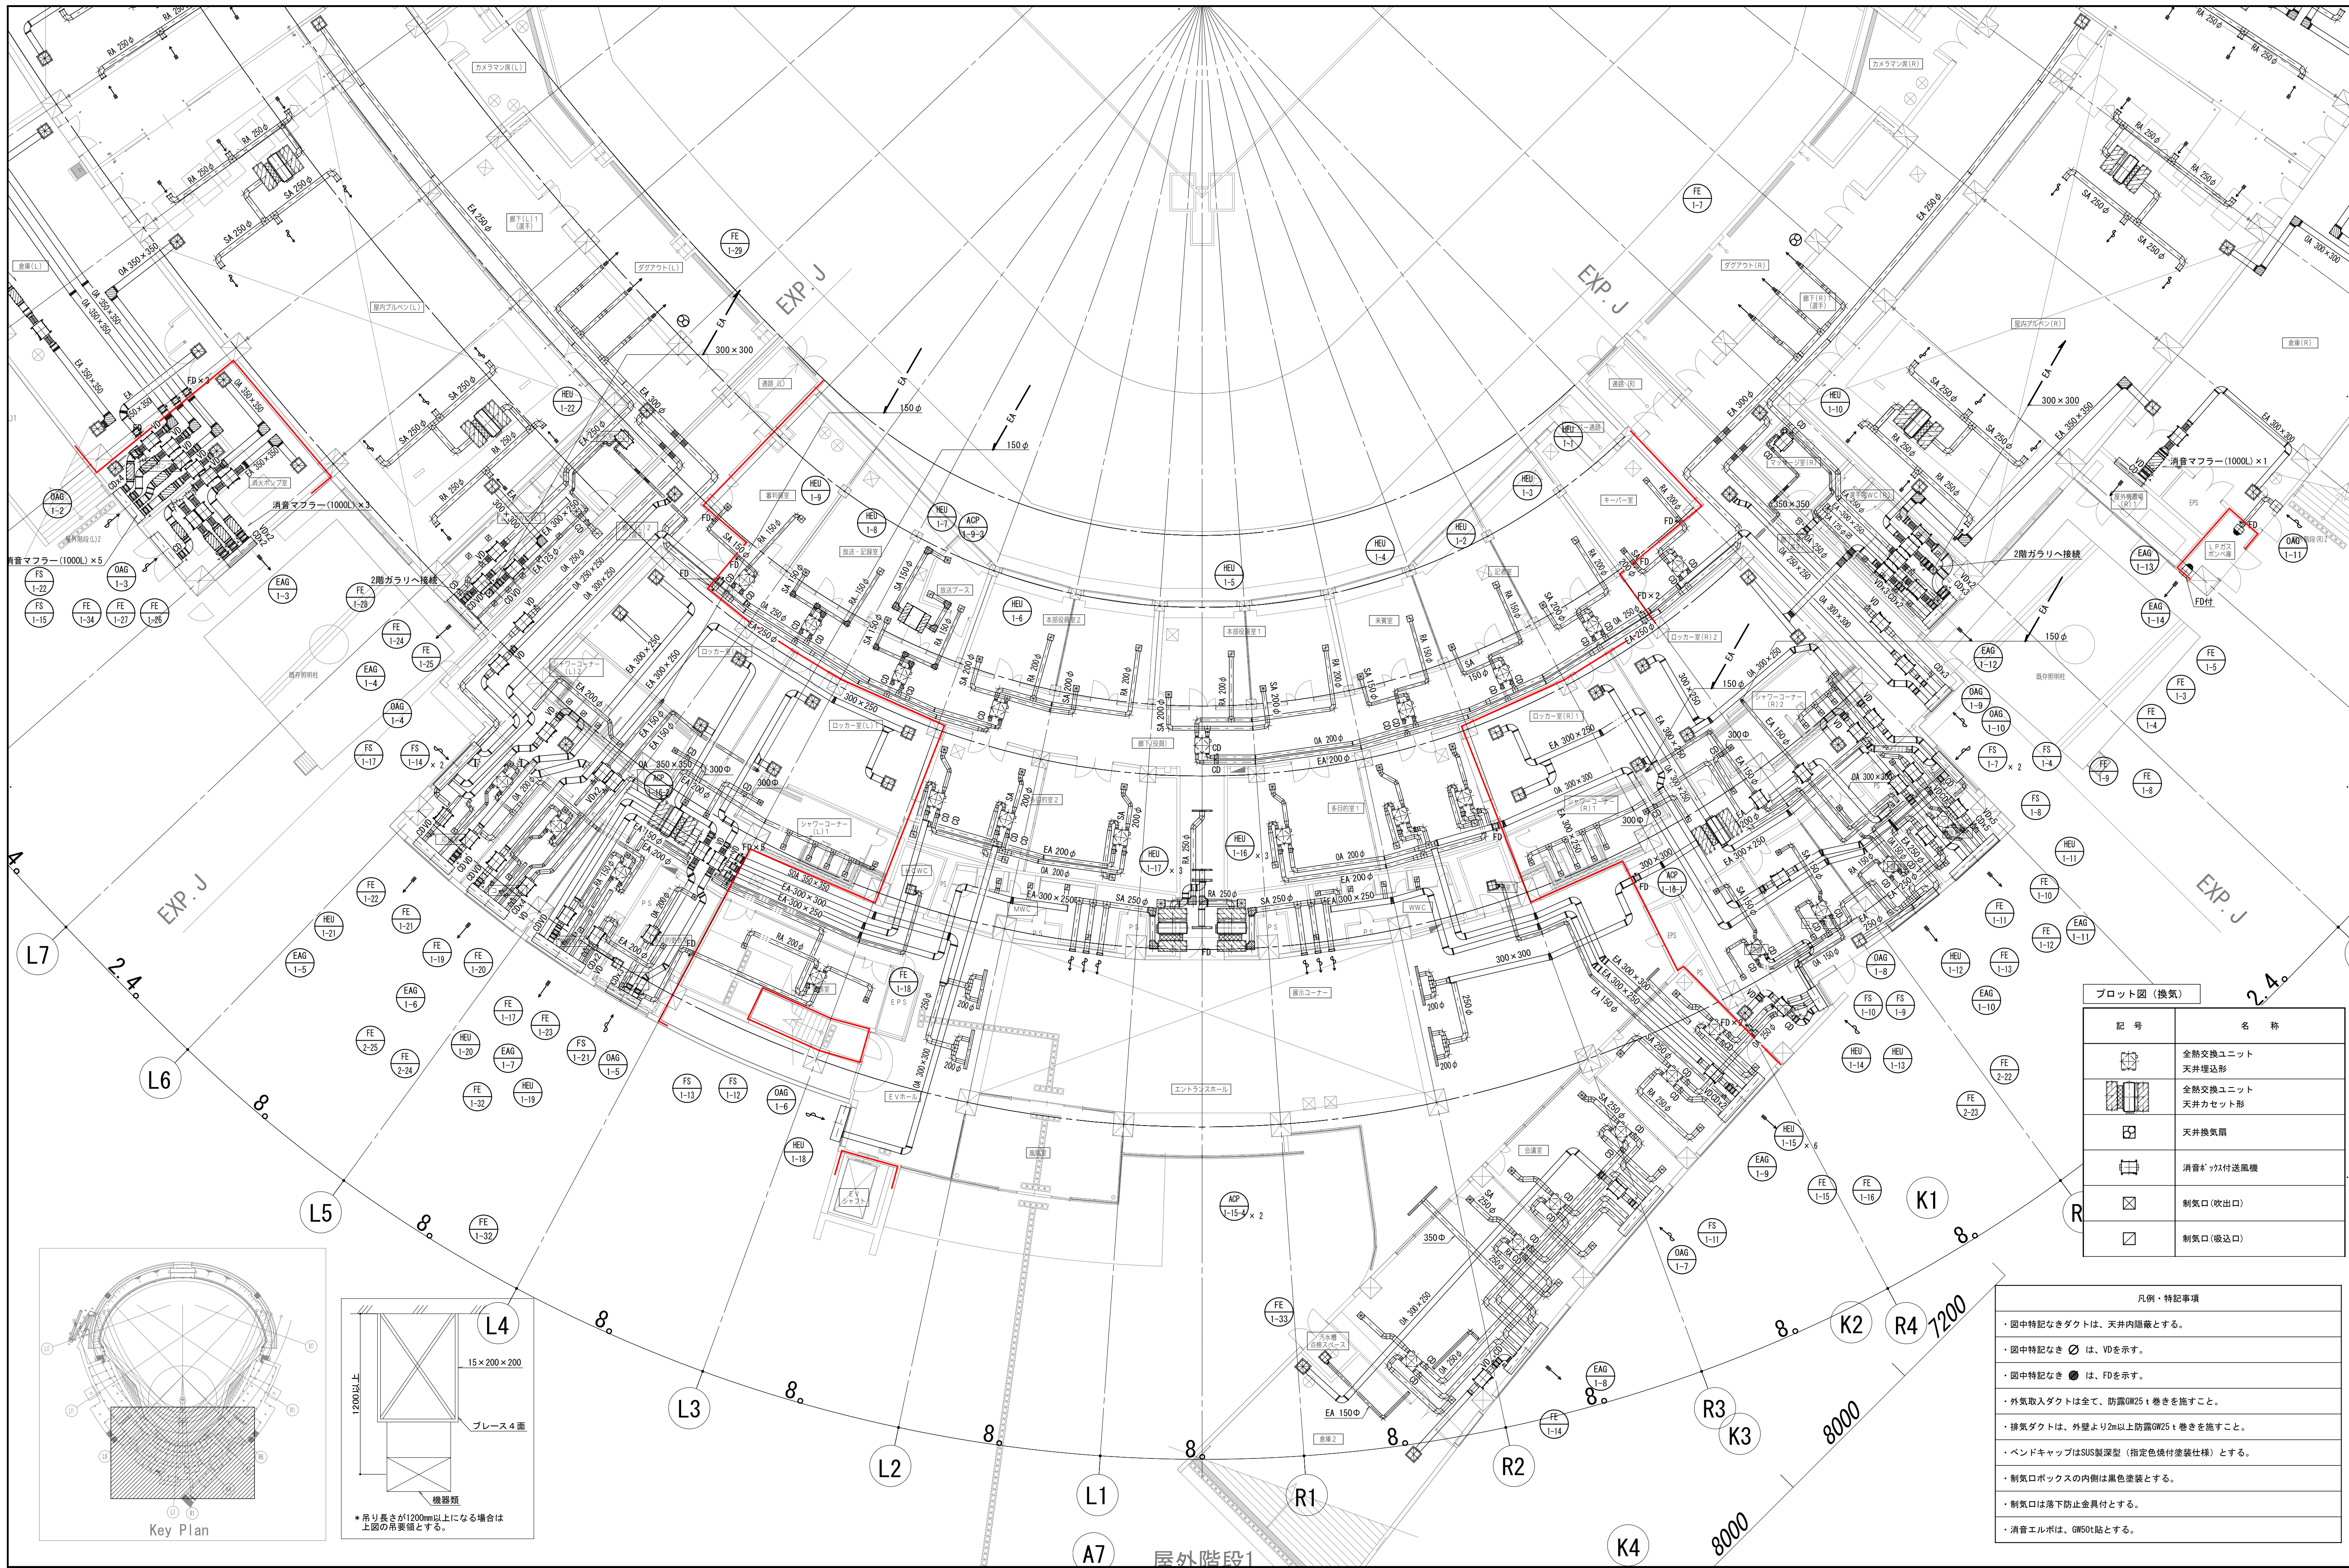


設計者			法適合確認欄	検証者	設計番号	特記	●工事名	●図面番号	 AZUSA SEKKEI Architects, Engineers & Consultants 株式会社 梓設計 関西支社 一級建築士事務所登録 大阪(フ)第2204号	 株式会社 宮建築設計 MIYA Architect's Office 一級建築士事務所登録 徳島県知事登録第11050号
一級建築士	一級建築士	一級建築士	設備設計一級建築士		17992	徳島県県土整備部営繕課	徳島県鳴門総合運動公園野球場改築工事のうち空調工事	M-037		
第286776号	第298249号	第219102号	第6211号	外山 博文		空気調和設備 1階ダクト平面図(2)	●図面名	●縮尺		

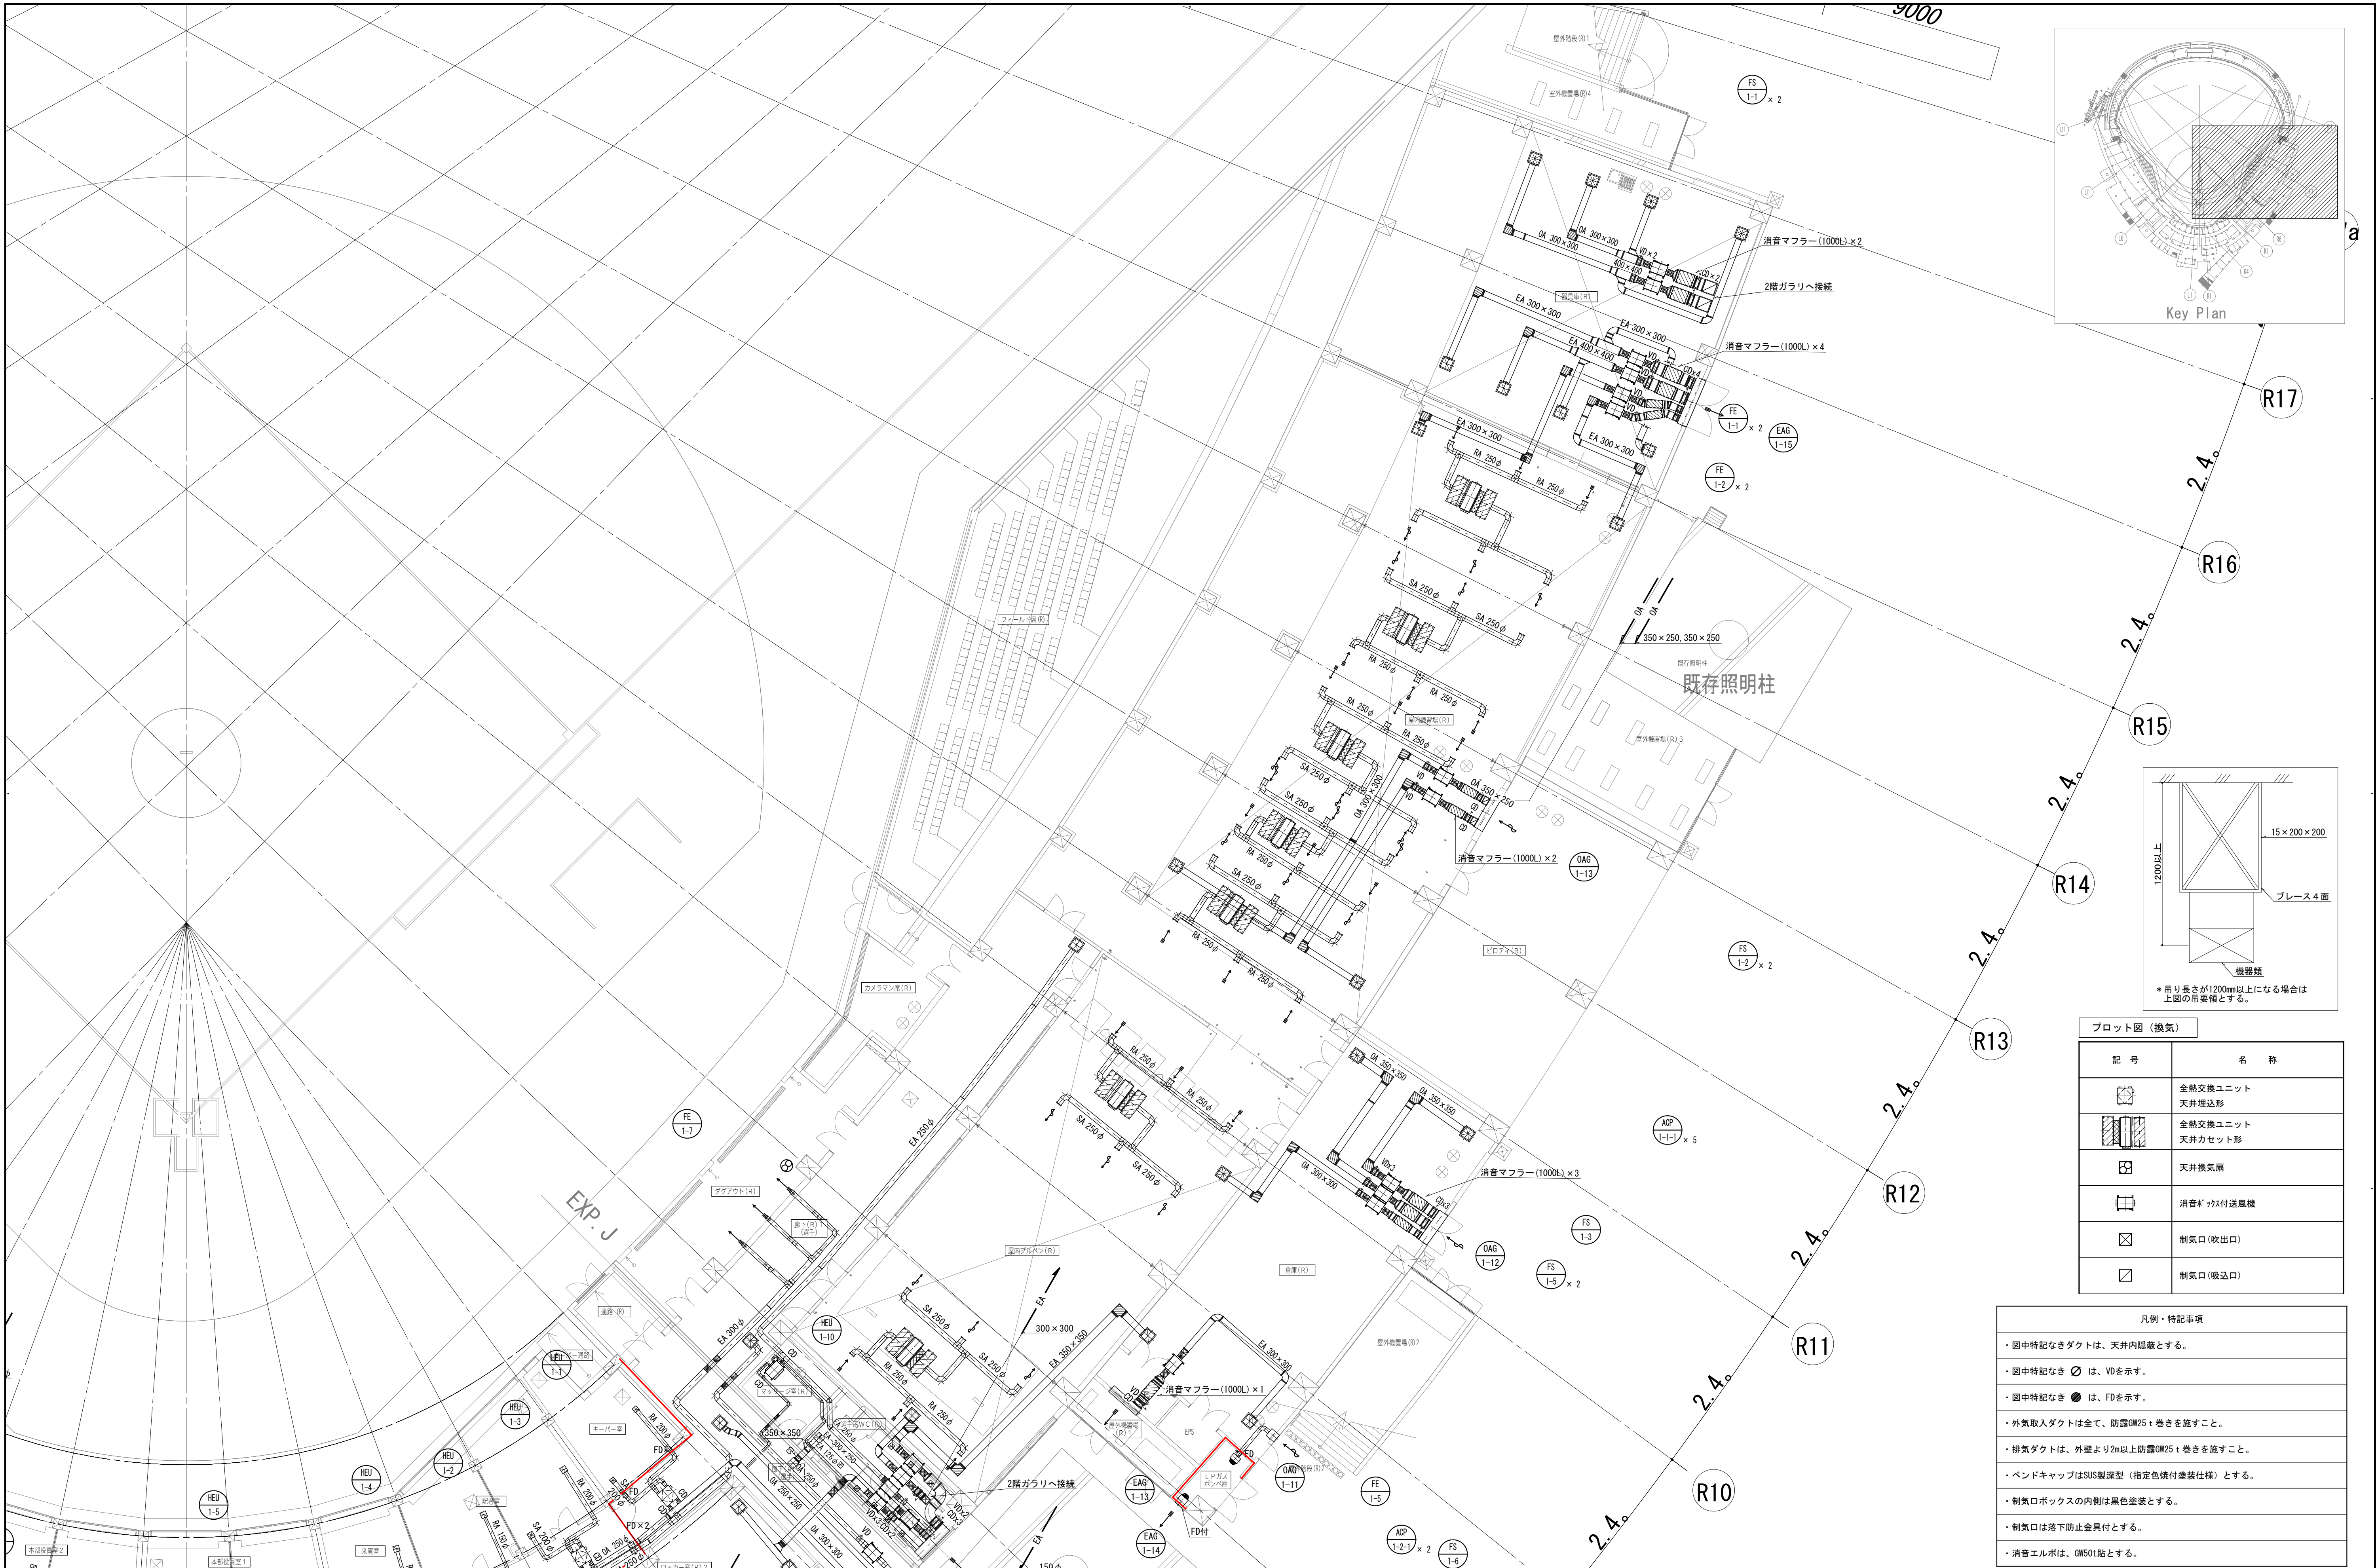

プロット図（換気）	
記 号	名 称
	全熱交換ユニット
	天井埋込形
	全熱交換ユニット 天井カセット形
	天井換気扇
	消音ファン付送風機
	制気口（吹出口）
	制気口（吸込口）

凡例・特記事項
・図中特記なきダクトは、天井内隠蔽とする。
・図中特記なき は、V0を示す。
・図中特記なき は、FDを示す。
・外気取入ダクトは全て、防露GW25 t 巻きを施すこと。
・排気ダクトは、外壁より2m以上防露GW25 t 巻きを施すこと。
・ベンドキャップはSUS製深型（指定色焼付塗装仕様）とする。
・制気口ボックスの内側は黒色塗装とする。
・制気口は落下防止金具付とする。
・消音エルボは、GW50t貼とする。

一級建築士 第286776号 波島 和幸	一級建築士 第298249号 土生 達哉	一級建築士 第219102号 下野 日出幸	法適合確認 設備設計一級建築士 第6211号 奥山 明	検証者 外山 博文	設計番号 17992	特 記	●工事名 徳島県鳴門総合運動公園野球場改築工事のうち空調工事 ●図面名 空調調設備 1階ダクト平面図(3)	●図面番号 M-038 ●縮尺 A1:1/150 A3:1/300	株式会社 梓設計 関西支社 一級建築士事務所登録 大阪（フ）第3234号	株式会社 宮建築設計 MIYA Architect's Office 一級建築士事務所登録 徳島県知事登録第11050号
----------------------------	----------------------------	-----------------------------	--------------------------------------	--------------	---------------	-----	--	---	---	--

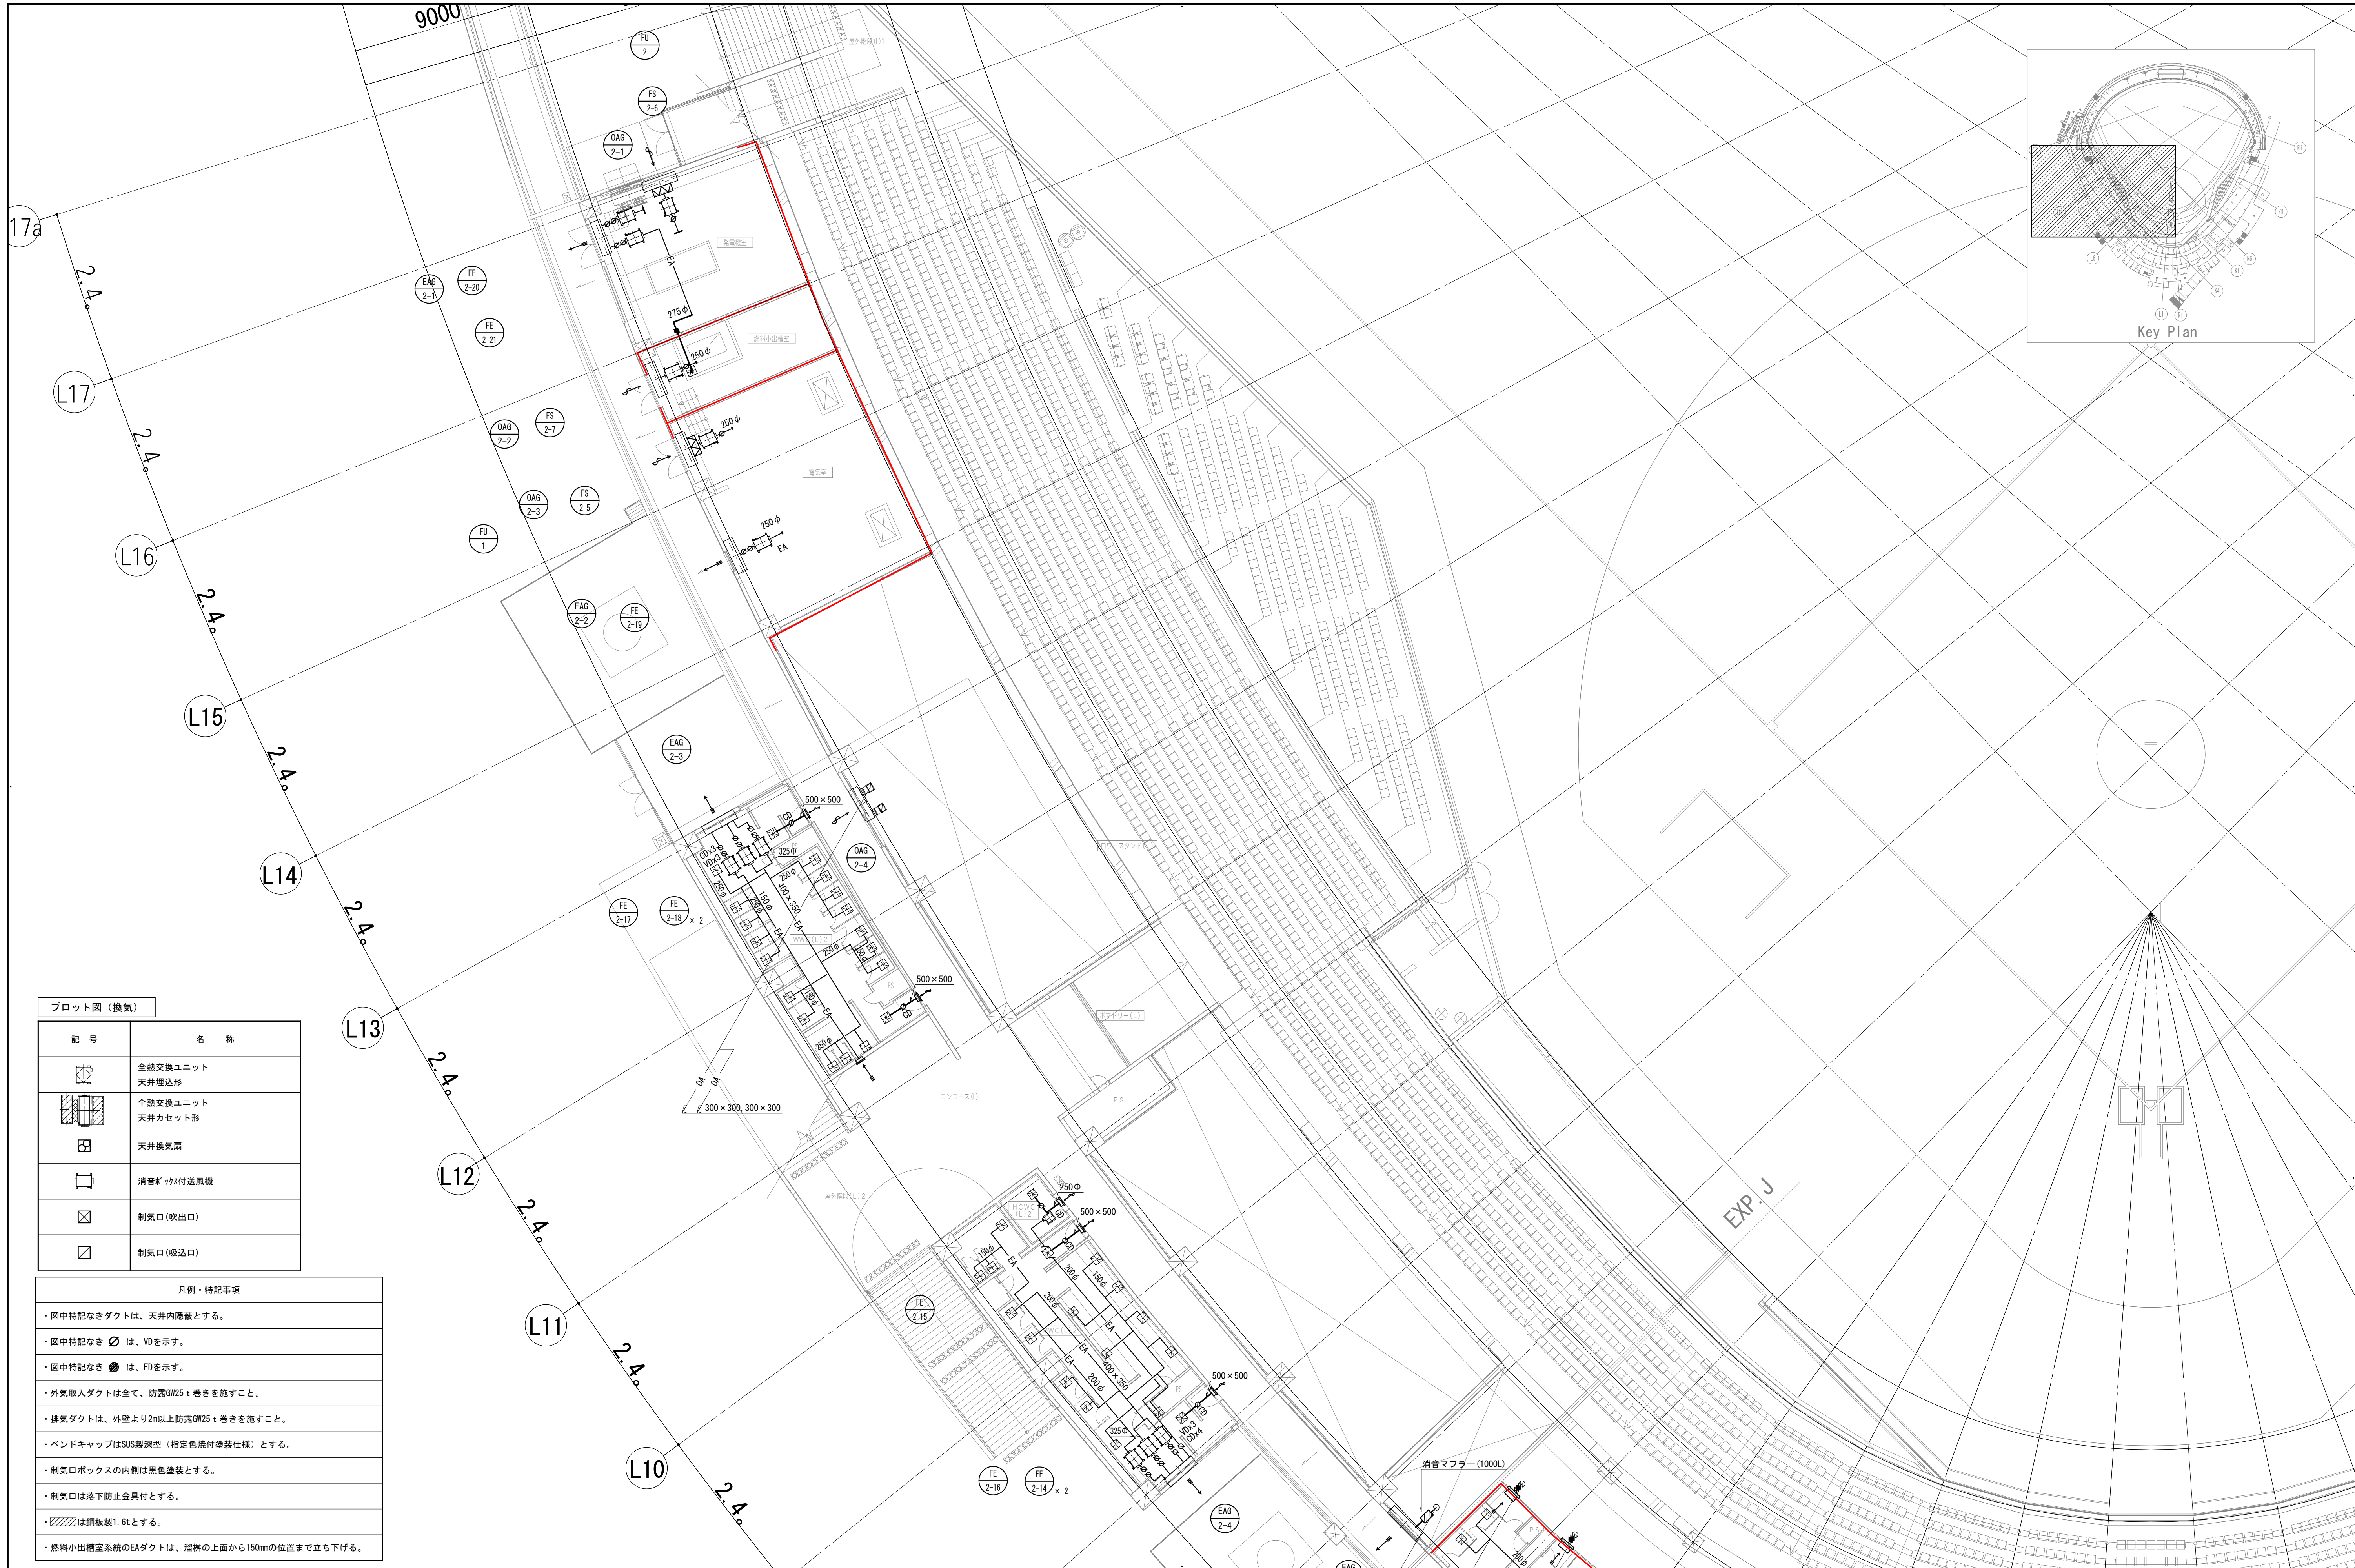


プロット図 (換気)

記 号	名 称
	全熱交換ユニット 天井埋込形
	全熱交換ユニット 天井カセット形
	天井換気扇
	消音ファン付送風機
	制気口 (吹出口)
	制気口 (吸込口)

凡例・特記事項

- ・図中特記なきダクトは、天井内隠蔽とする。
- ・図中特記なき は、VDを示す。
- ・図中特記なき は、FDを示す。
- ・外気取入ダクトは全て、防露GW25 t 巻きを施すこと。
- ・排気ダクトは、外壁より2m以上防露GW25 t 巻きを施すこと。
- ・ベンドキャップはSUS製深型 (指定色焼付塗装仕様) とする。
- ・制気口ボックスの内側は黒色塗装とする。
- ・制気口は落下防止金具付とする。
- ・ は鋼板製1.6tとする。
- ・燃料小出槽室系統のEAダクトは、溜樹の上面から150mmの位置まで立ち下げる。


設計者				法適合確認欄	検証者	設計番号	特 記	徳島県土整備部営繕課	●工事名 徳島県鳴門総合運動公園野球場改築工事のうち空調工事	●図面番号 M-039	 AZUSA SEKKEI Architects, Engineers & Consultants 株式会社 梓設計 関西支社 一級建築士事務所登録 内閣(フ)第32254号	 株式会社 宮建築設計 MIYA Architect's Office 一級建築士事務所登録 徳島県知事登録第11050号
一級建築士 第286776号 渡邊 和幸	一級建築士 第298249号 土生 達哉	一級建築士 第219102号 下野 日出幸		設備設計一級建築士 第6211号 浅山 明	外山 博文	17992			●図面名 空調調和設備 2階ダクト平面図(1)	●縮尺 A1:1/150 A3:1/300		

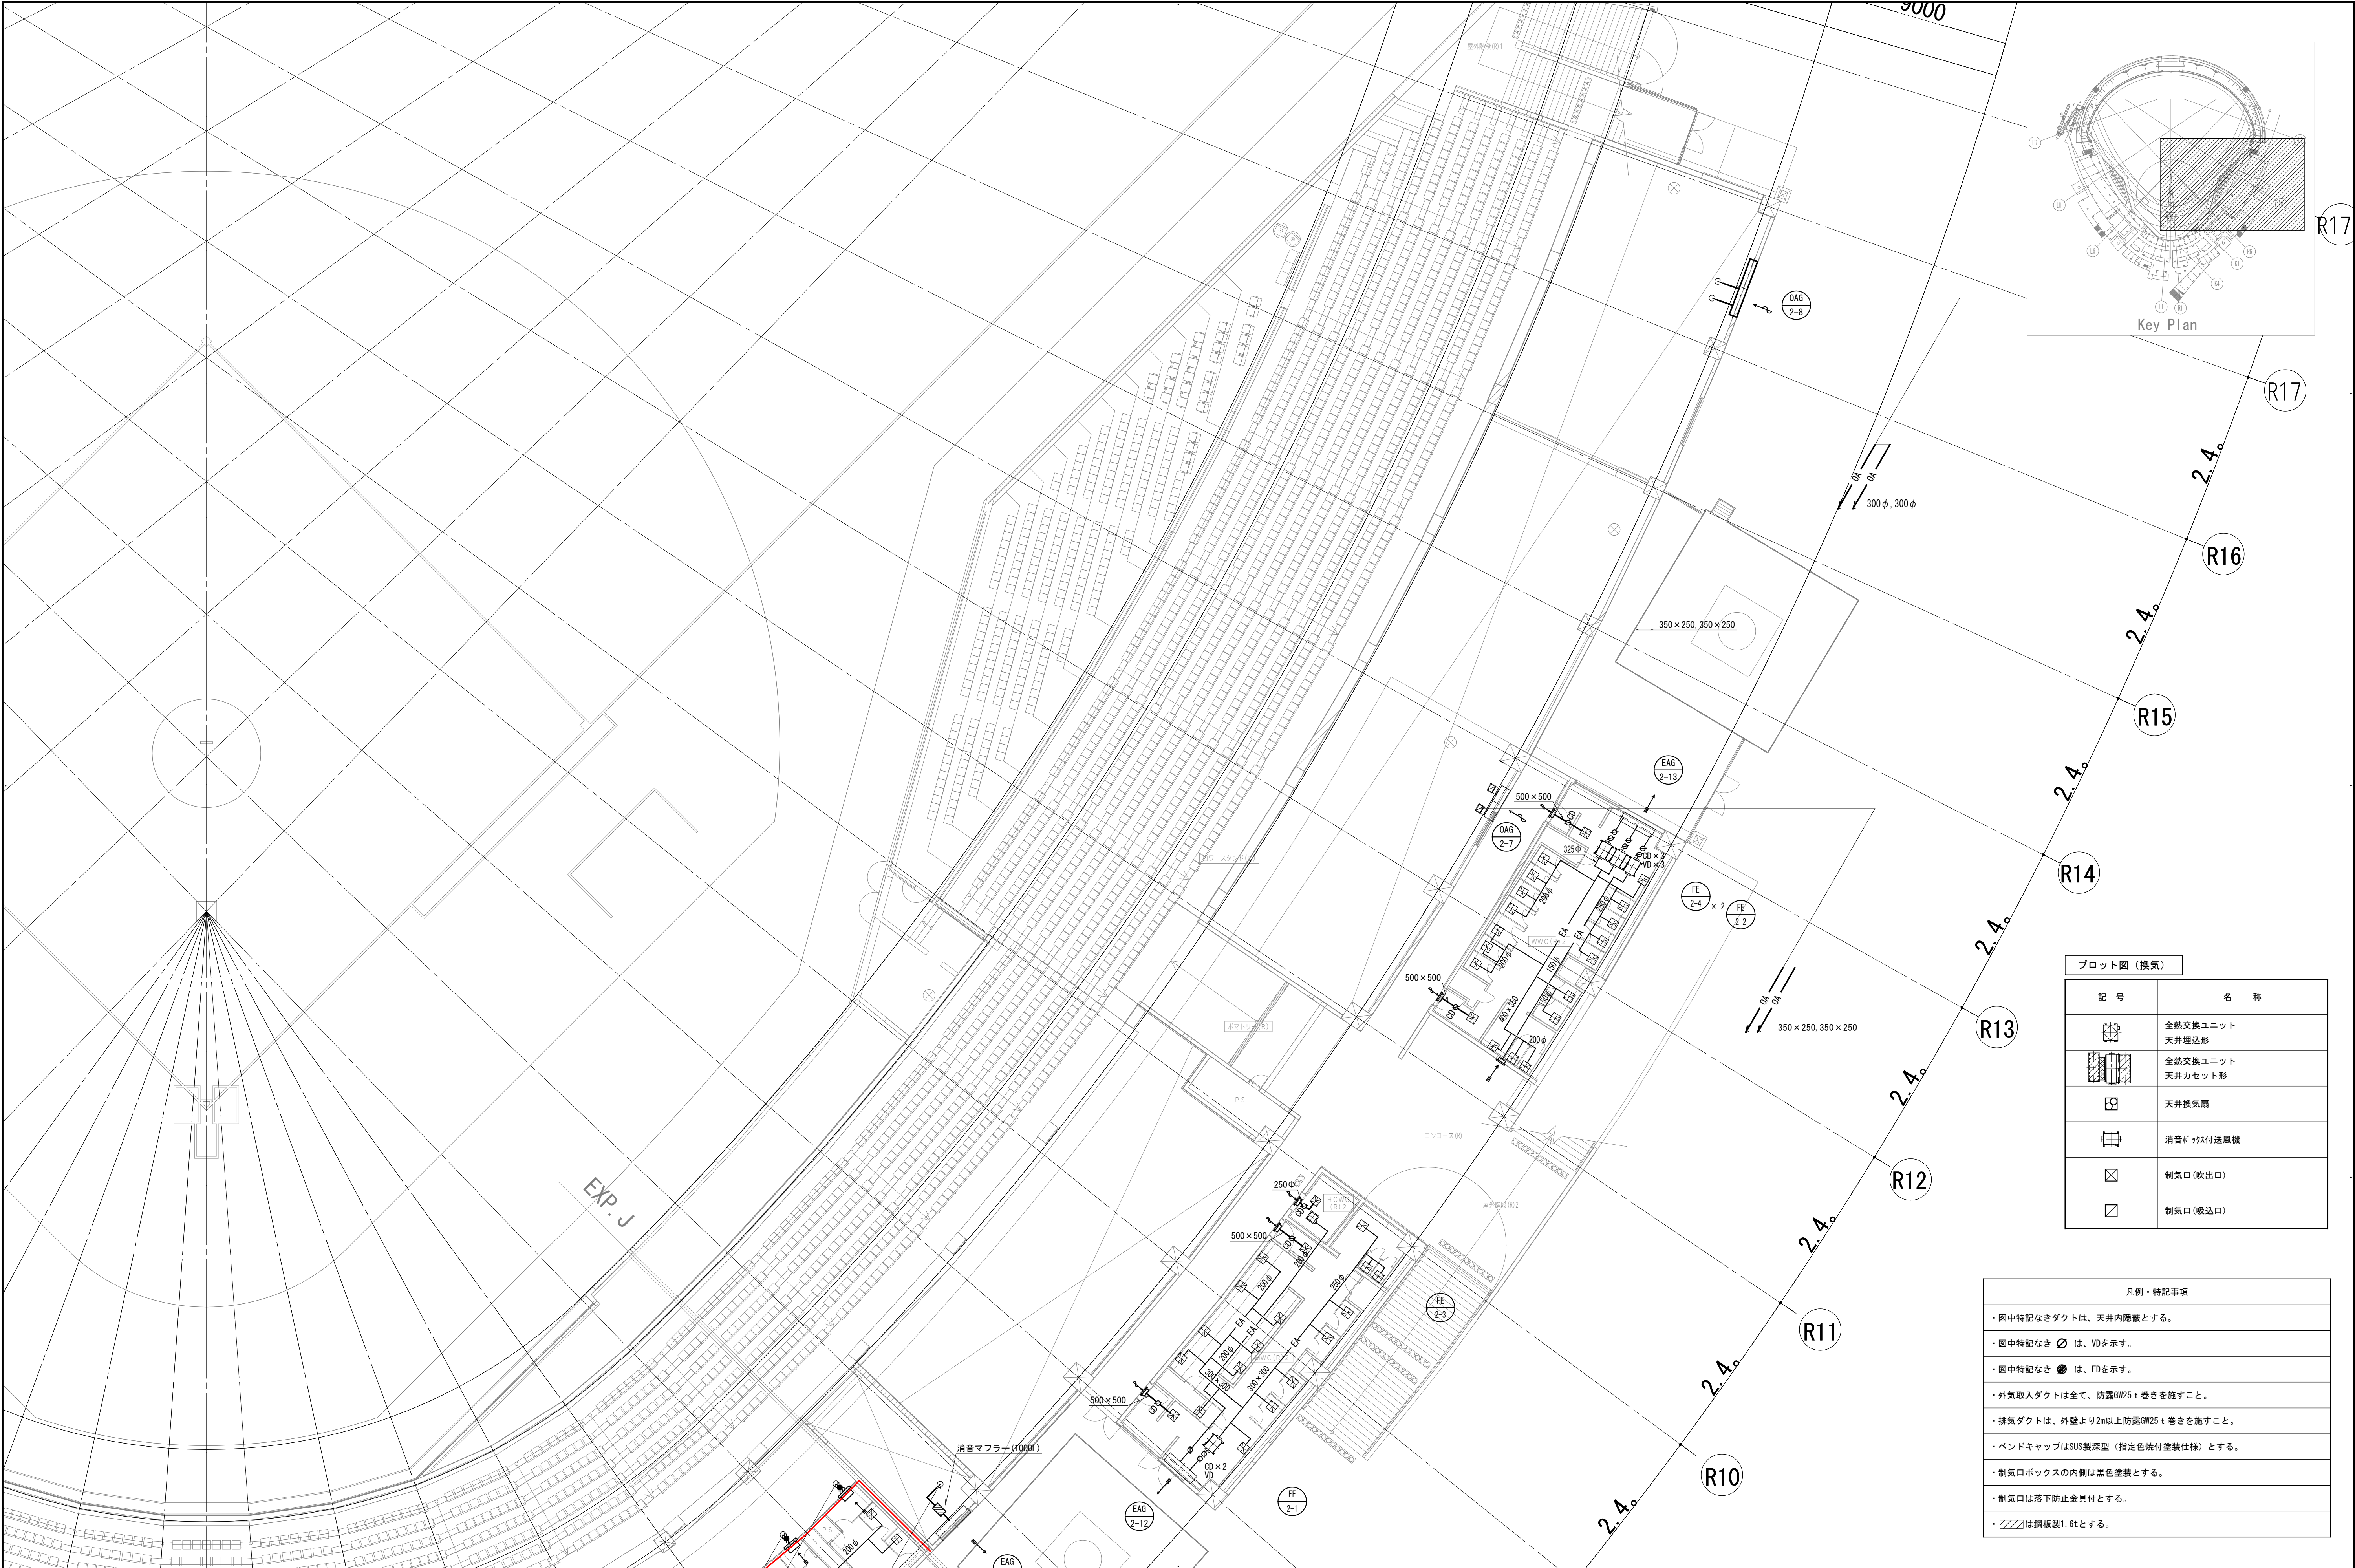

プロット図 (換気)	
記 号	名 称
	全熱交換ユニット 天井埋込形
	全熱交換ユニット 天井カセット形
	天井換気扇
	消音ボックス付送風機
	制気口 (吹出口)
	制気口 (吸込口)

凡例・特記事項
・ 図中特記なきダクトは、天井内隠蔽とする。
・ 図中特記なき は、V0を示す。
・ 図中特記なき は、FDを示す。
・ 外気取入ダクトは全て、防露GW25 t 巻きを施すこと。
・ 排気ダクトは、外壁より2m以上防露GW25 t 巻きを施すこと。
・ ベンドキャップはSUS製深型 (指定色焼付塗装仕様) とする。
・ 制気口ボックスの内側は黒色塗装とする。
・ 制気口は落下防止金具付とする。
・ は鋼板製1.6tとする。

設計者				法適合確認欄		検証者	設計番号	特 記	徳島県土整備部宮緒課	●工事名 徳島県鳴門総合運動公園野球場改築工事のうち空調工事	●図面番号 M-041
一級建築士 第286776号 渡邊 和幸	一級建築士 第298249号 土生 達哉	一級建築士 第219102号 下野 日出幸		設備設計一級建築士 第6211号 浅山 明		外山 博文	17992			●図面名 空調調和設備 2階ダクト平面図(3)	●縮尺 A1:1/150 A3:1/300

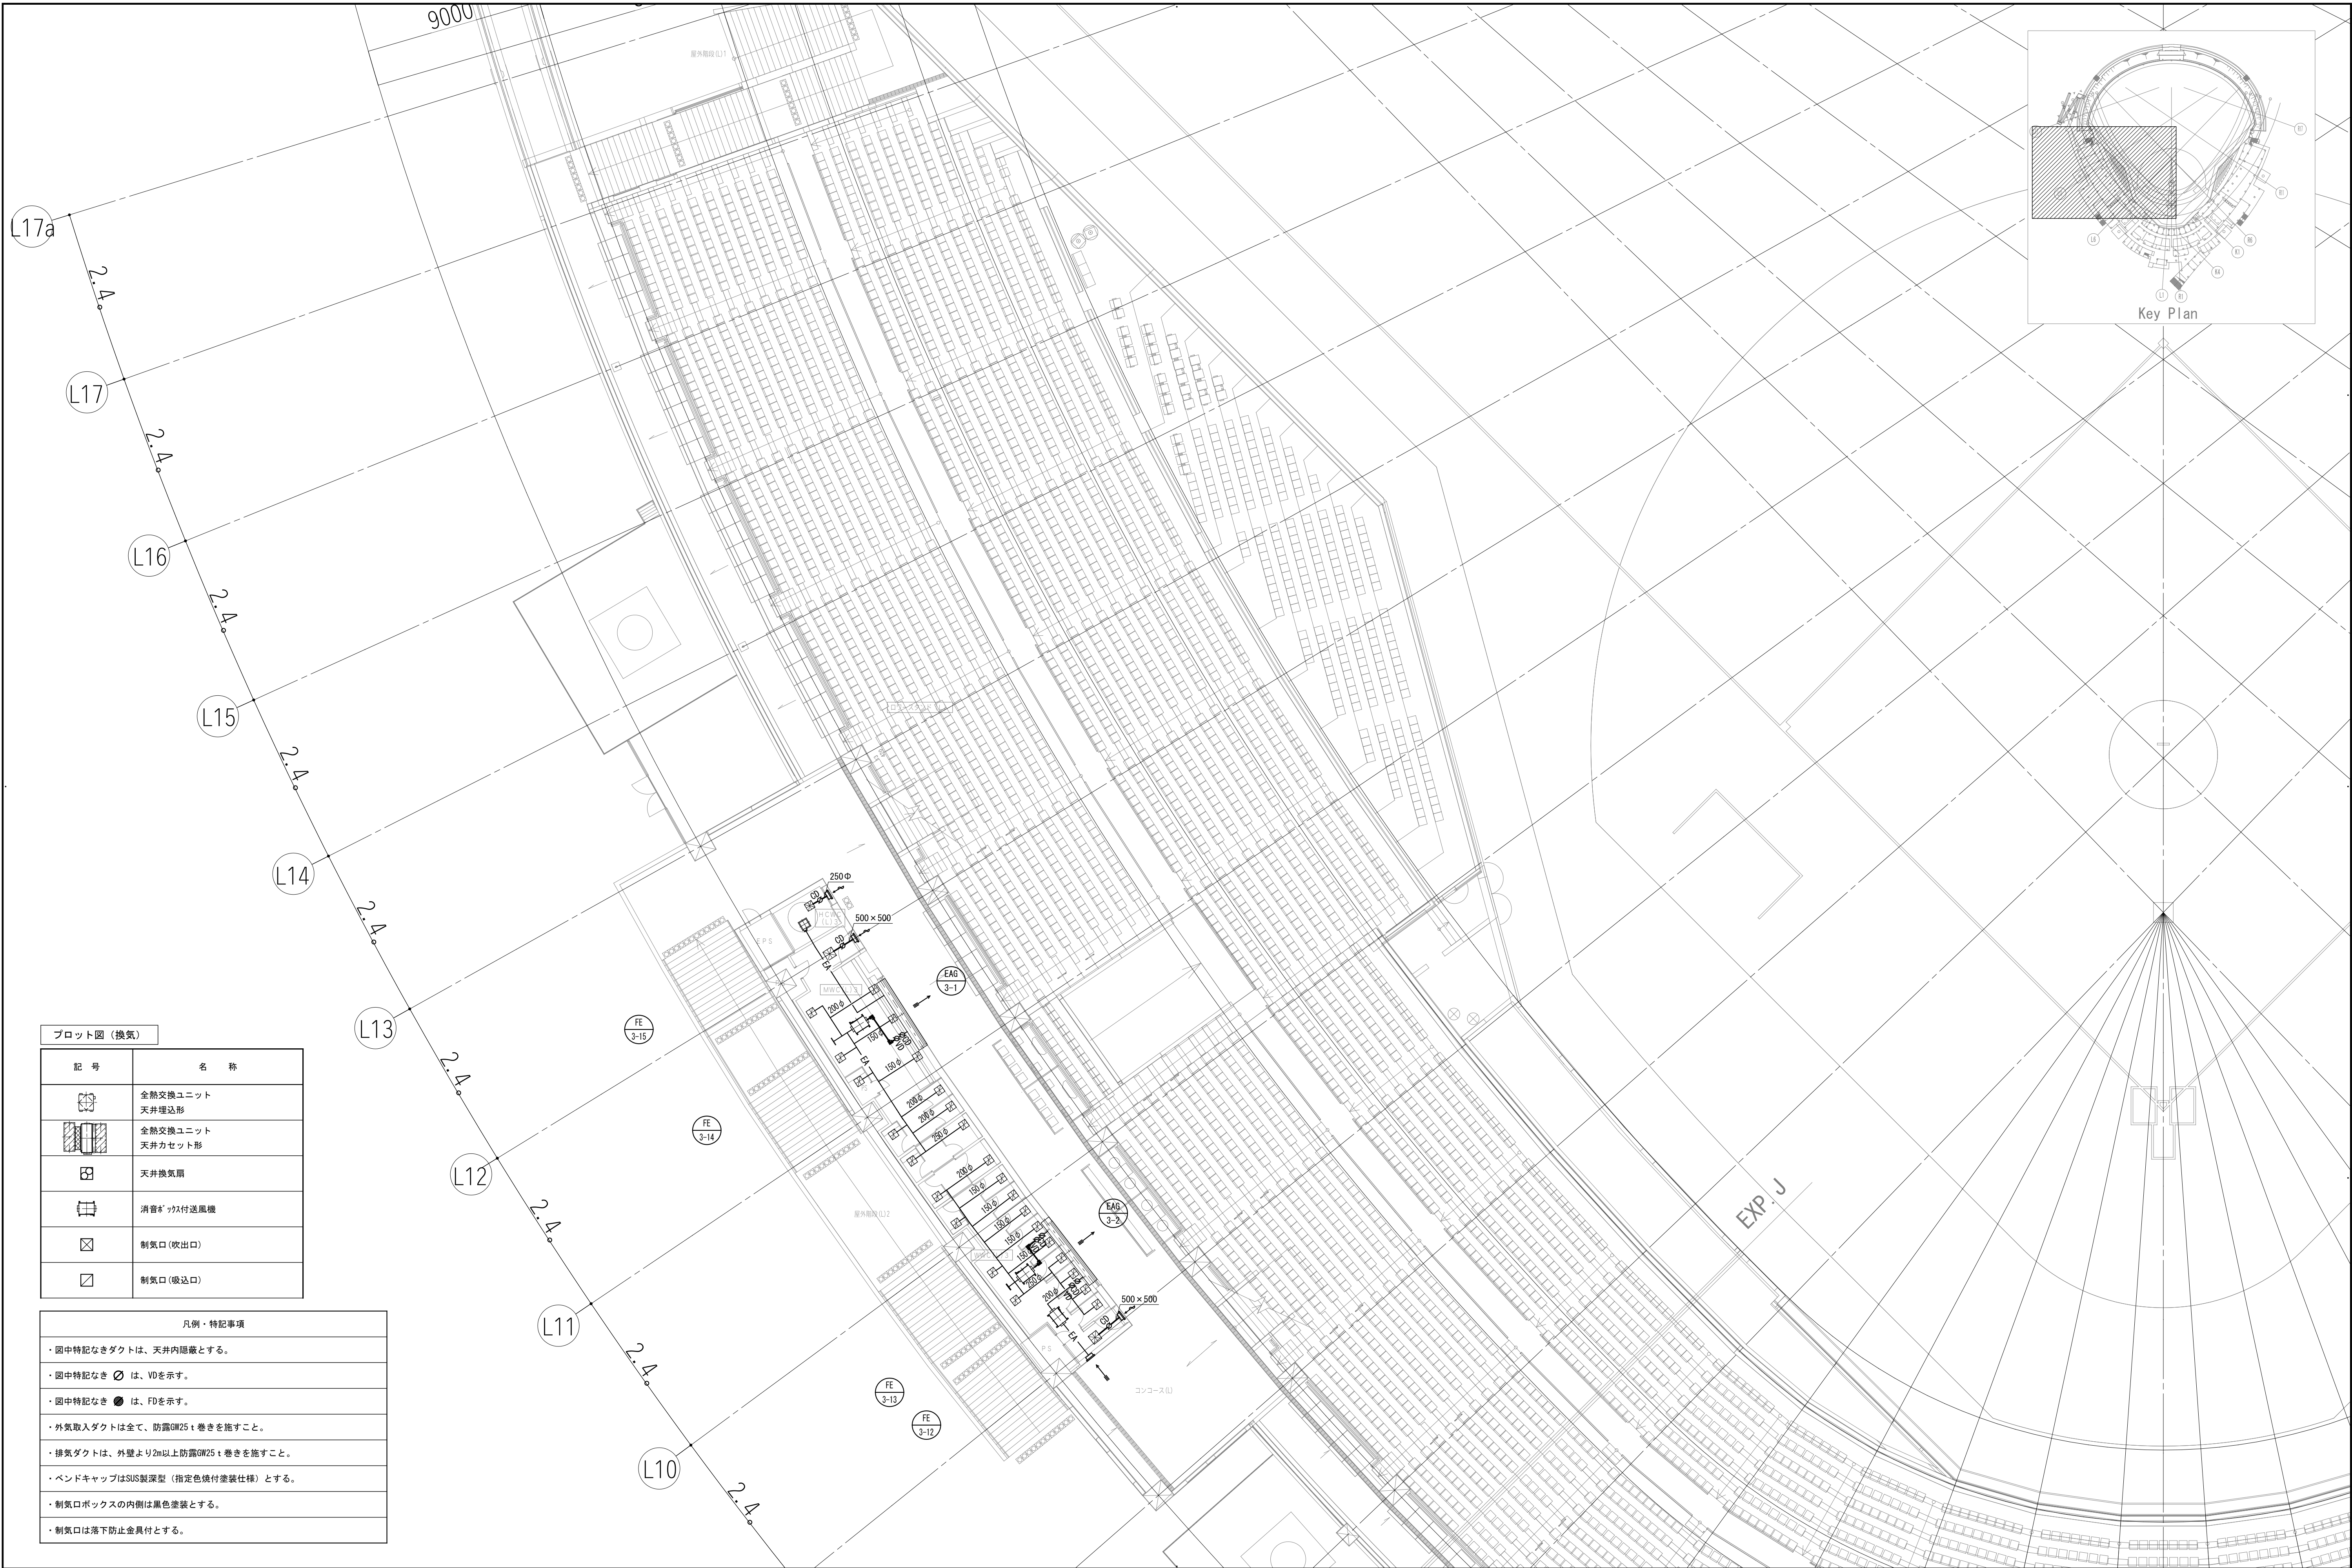


プロット図 (換気)

記 号	名 称
	全熱交換ユニット 天井埋込形
	全熱交換ユニット 天井カセット形
	天井換気扇
	消音ｶﾞｯｽﾞ付送風機
	制気口 (吹出口)
	制気口 (吸込口)

凡例・特記事項

- ・図中特記なきダクトは、天井内隠蔽とする。
- ・図中特記なき は、VDを示す。
- ・図中特記なき は、FDを示す。
- ・外気取入ダクトは全て、防露GW25 t巻きを施すこと。
- ・排気ダクトは、外壁より2m以上防露GW25 t巻きを施すこと。
- ・ペンドキャップはSUS製深型 (指定色焼付塗装仕様) とする。
- ・制気口ボックスの内側は黒色塗装とする。
- ・制気口は落下防止金具付とする。



設計者				法適合確認欄	検証者	設計番号	特 記	徳島県土整備部営繕課	●工事名 徳島県鳴門総合運動公園野球場改築工事のうち空調工事	●図面番号 M-042	 AZUSA SEKKEI Architects, Engineers & Consultants 株式会社 梓設計 関西支社 〒760-0001 徳島県鳴門市長町1-1-1 ●縮尺 A1: 1/150 A3: 1/300	 株式会社 宮建築設計 MIYA Architect's Office 〒760-0001 徳島県鳴門市長町1-1-1
一級建築士 第286776号 渡邊 和幸	一級建築士 第298249号 土生 達哉	一級建築士 第219102号 下野 日出幸		設備設計一級建築士 第6211号 奥山 明	外山 博文	17992			●図面名 空調調和設備 3階ダクト平面図(1)			

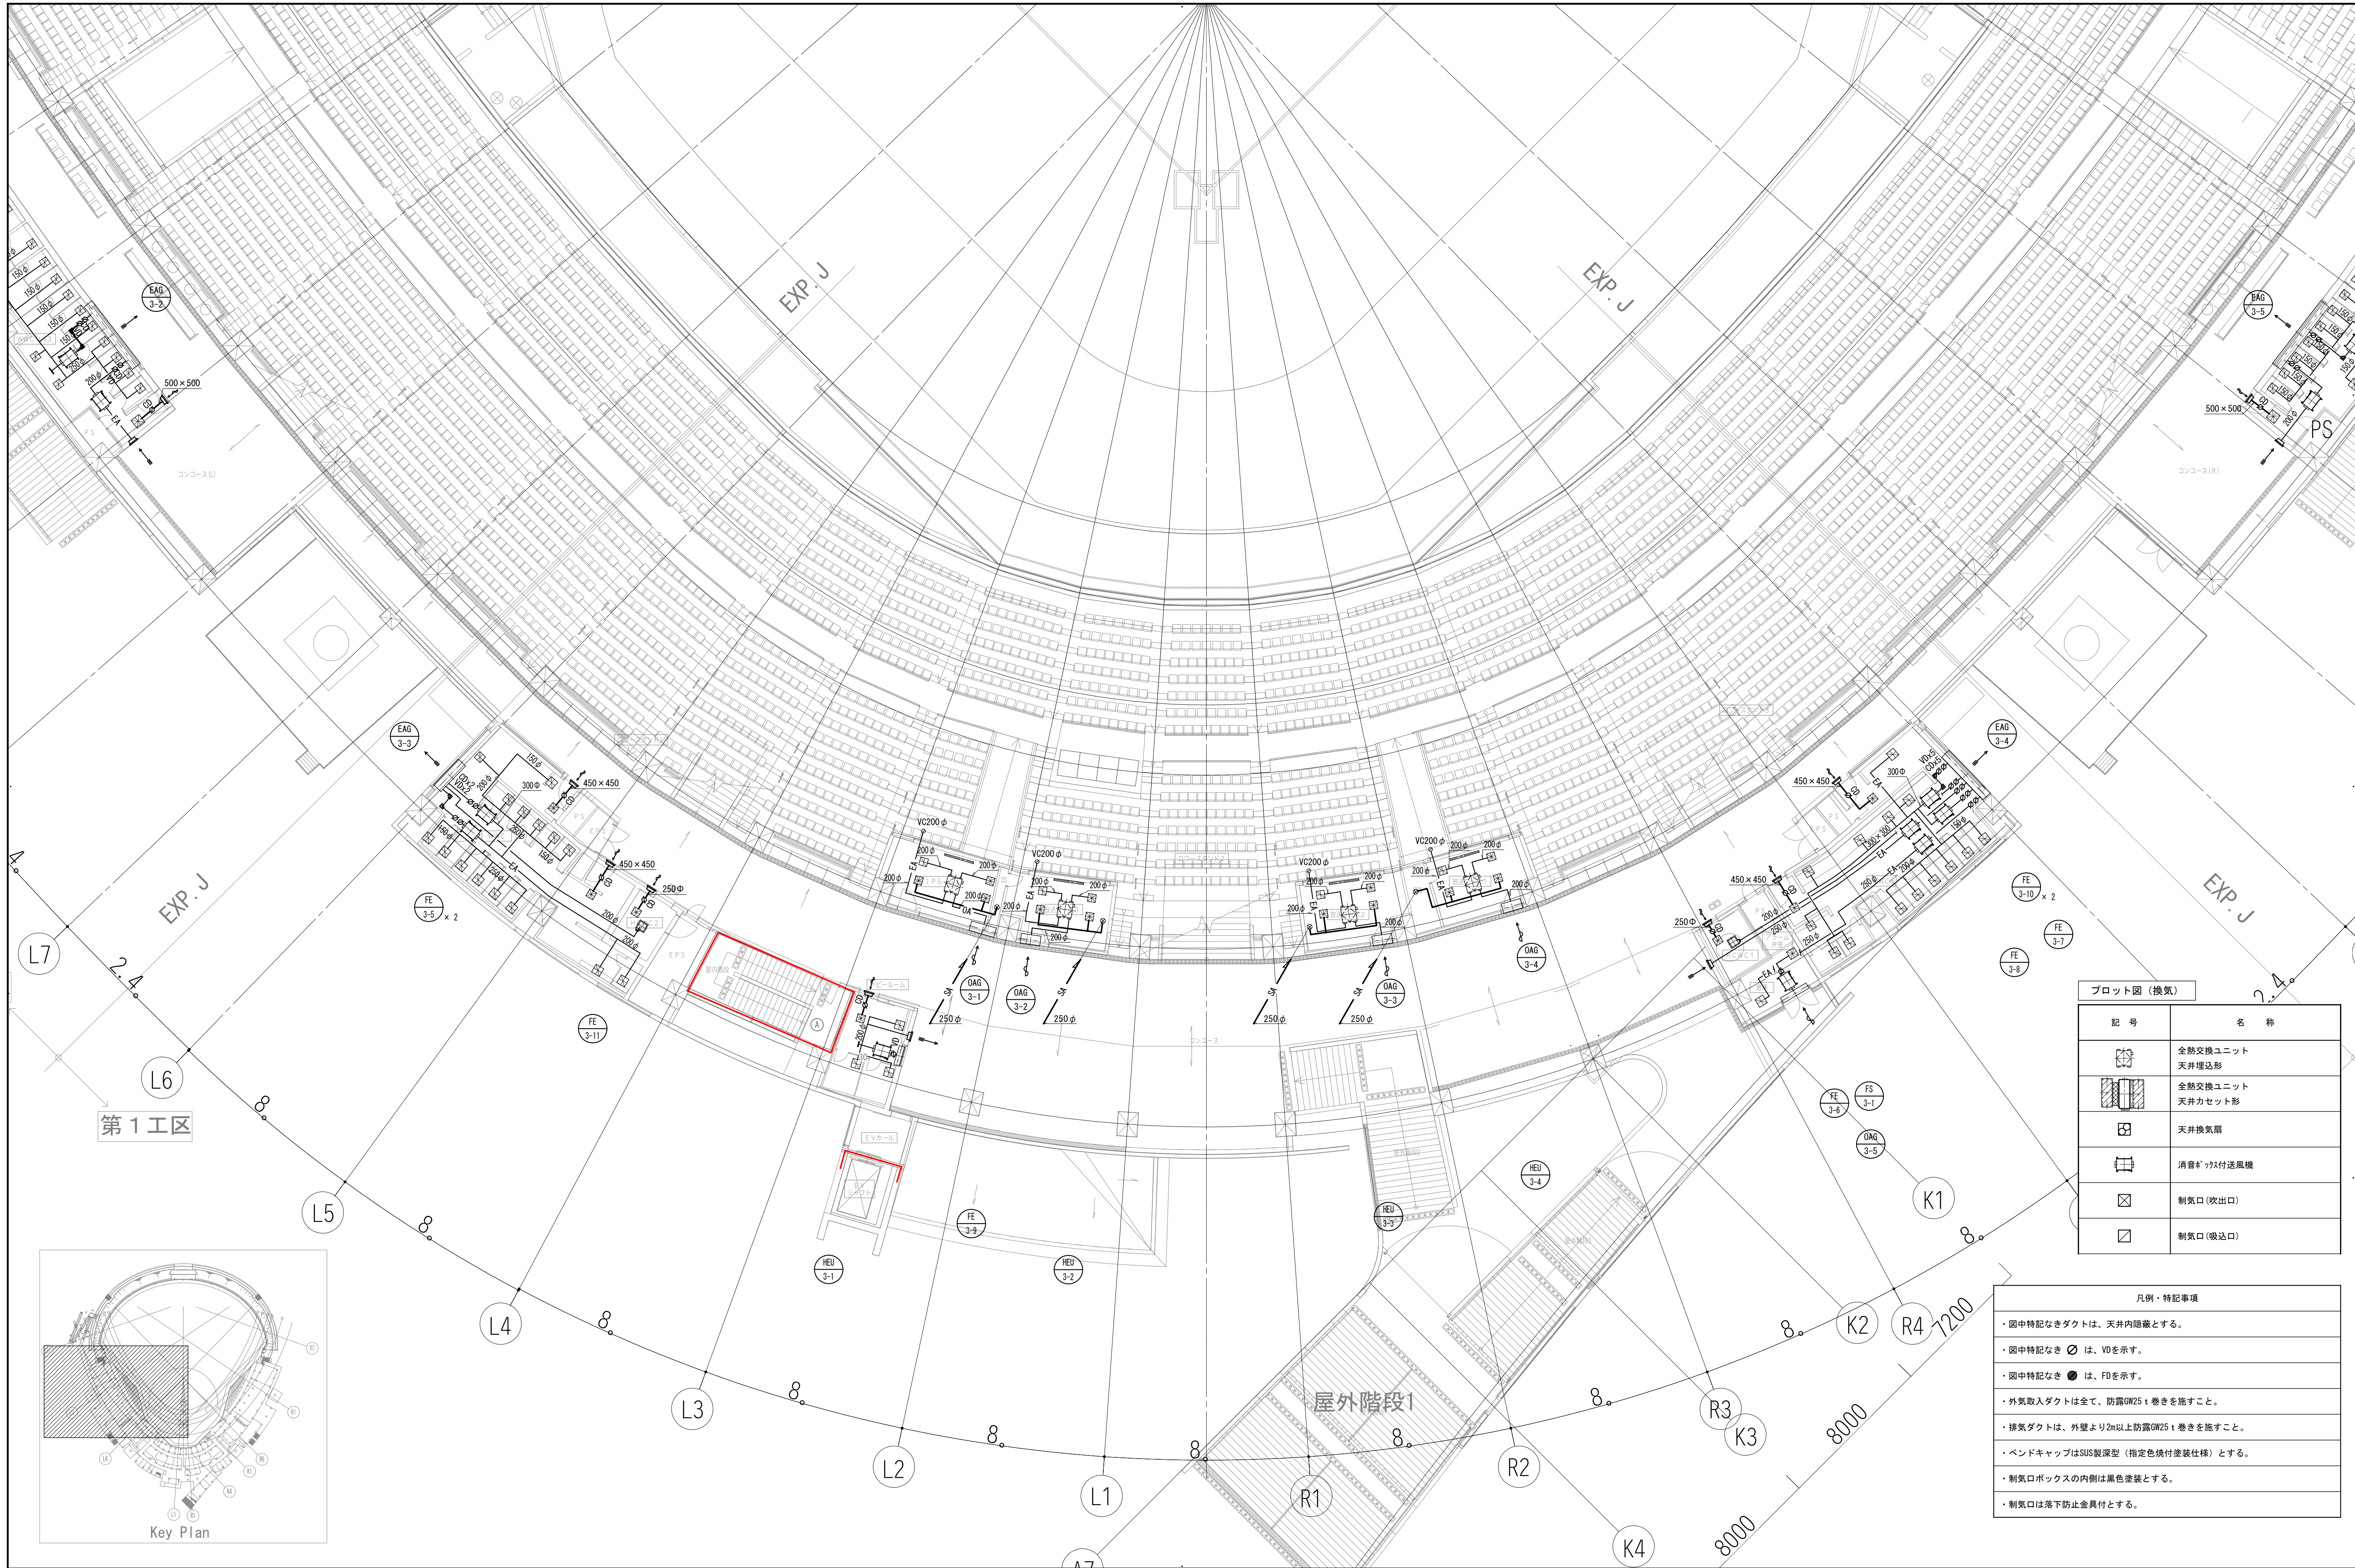

プロット図 (換気)	
記 号	名 称
	全熱交換ユニット 天井埋込形
	全熱交換ユニット 天井カセット形
	天井換気扇
	消音ボックス付送風機
	制気口 (吹出口)
	制気口 (吸込口)

凡例・特記事項
・図中特記なきダクトは、天井内隠蔽とする。
・図中特記なき $\varnothing$ は、VDを示す。
・図中特記なき $\bullet$ は、FDを示す。
・外気取入ダクトは全て、防露GW25 t巻きを施すこと。
・排気ダクトは、外壁より2m以上防露GW25 t巻きを施すこと。
・バンドキャップはSUS製深型 (指定色焼付塗装仕様) とする。
・制気口ボックスの内側は黒色塗装とする。
・制気口は落下防止金具付とする。

設計者			法適合確認欄	検証者	設計番号	特 記	徳島県県土整備部宮緒課	●工事名 徳島県鳴門総合運動公園野球場改築工事のうち空調工事	●図面番号 M-043	AZUSA SEKKEI Architects, Engineers & Consultants 株式会社 宮建築設計 MIYA Architect's Office 一級建築士事務所登録 徳島県知事登録第11050号
第286776号 渡邊 和華	第298249号 土生 達哉	第219102号 下野 日出華	設備設計一級建築士 第6211号 浅山 明	外山 博文	17992	●図面名 空調調和設備 3階ダクト平面図(2)			●縮尺 A1:1/150 A3:1/300	

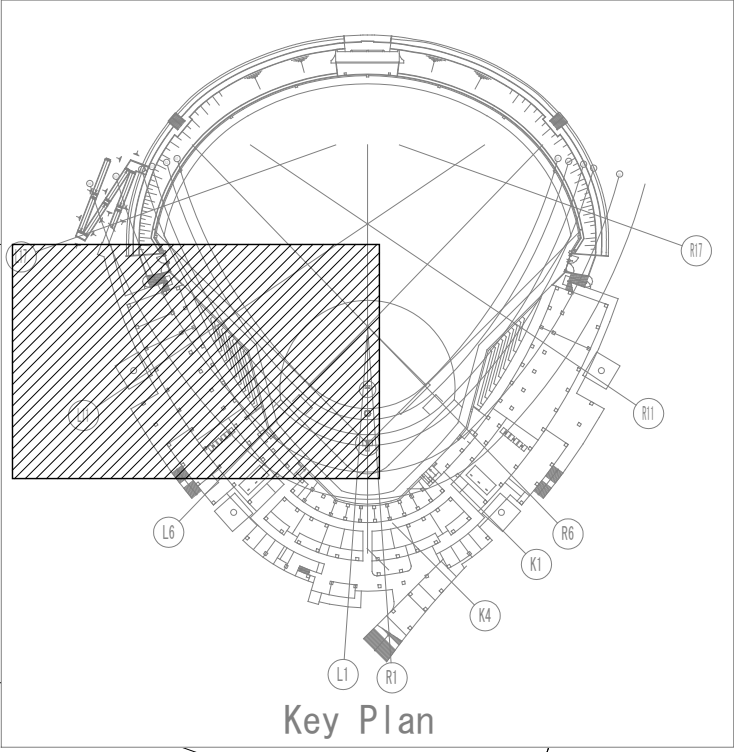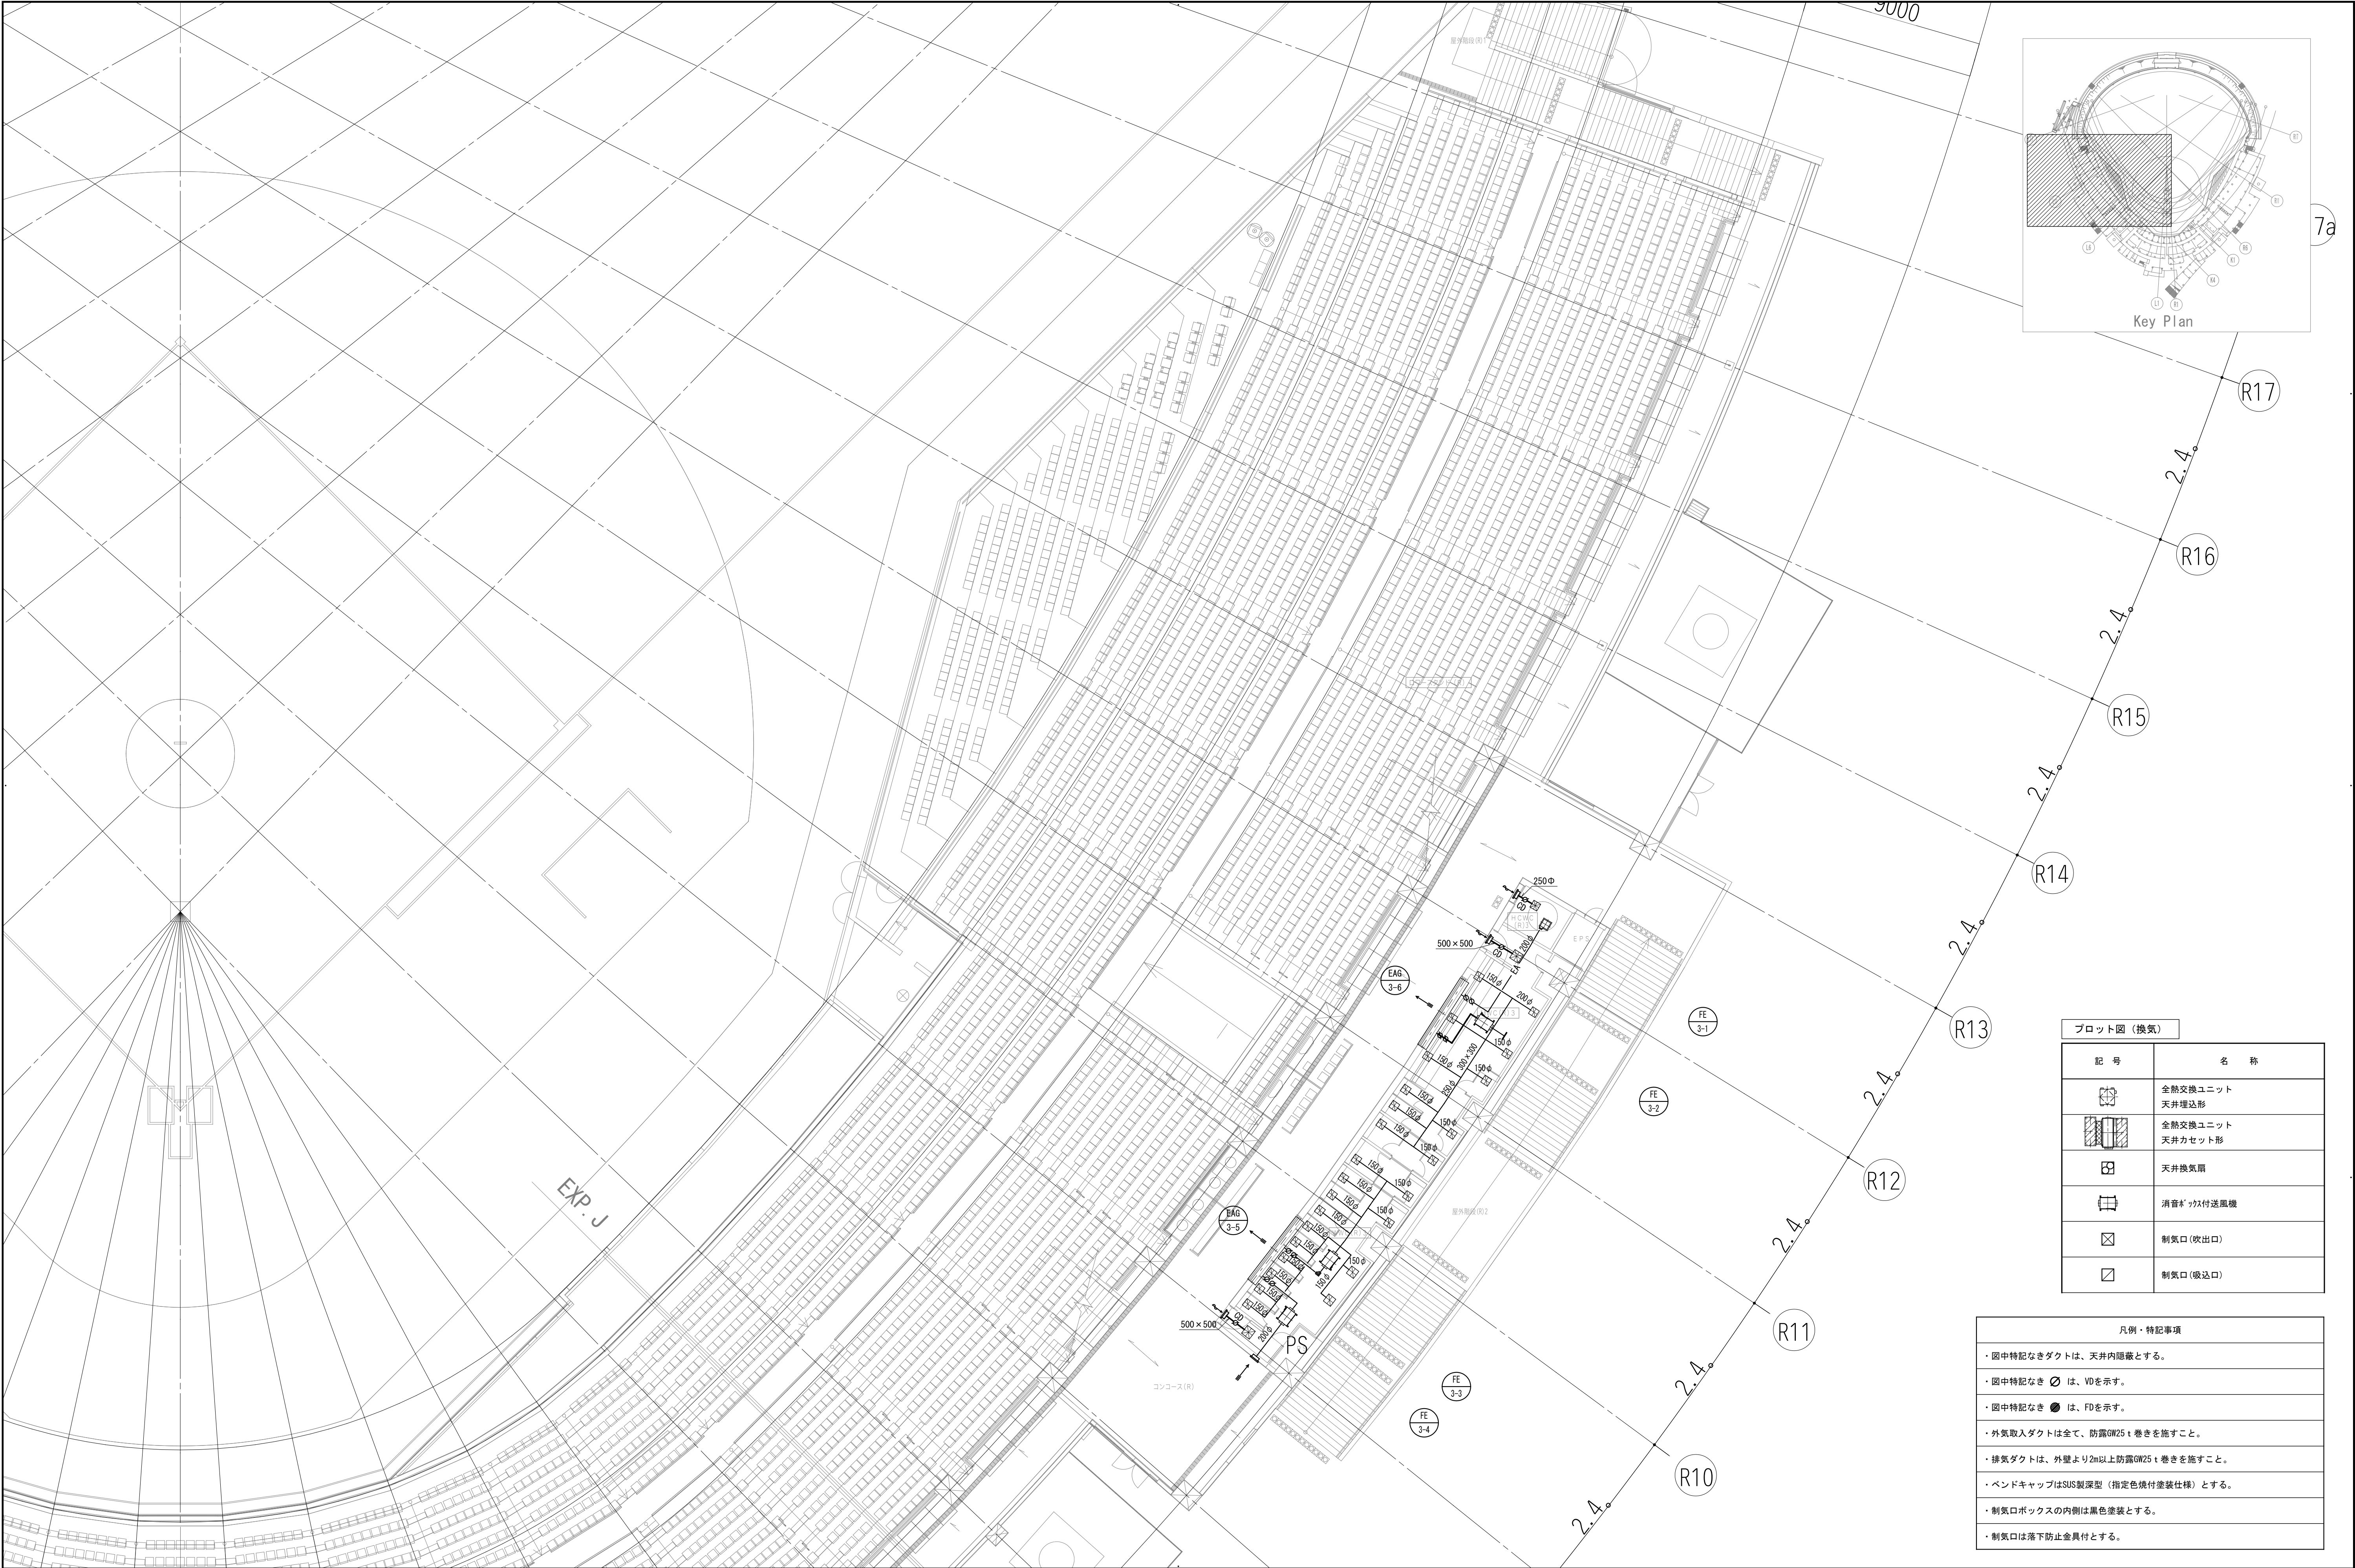


プロット図（換気）

記 号	名 称
	全熱交換ユニット 天井埋込形
	全熱交換ユニット 天井カセット形
	天井換気扇
	消音ボックス付送風機
	制気口（吹出口）
	制気口（吸込口）

凡例・特記事項

- ・図中特記なきダクトは、天井内隠蔽とする。
- ・図中特記なき は、V0を示す。
- ・図中特記なき は、FDを示す。
- ・外気取入ダクトは全て、防露GW25t巻きを施すこと。
- ・排気ダクトは、外壁より2m以上防露GW25t巻きを施すこと。
- ・ベンドキャップはSUS製深型（指定色焼付塗装仕様）とする。
- ・制気口ボックスの内側は黒色塗装とする。
- ・制気口は落下防止金具付とする。

設計者				法適合確認欄		検証者	設計番号	特 記	徳島県県土整備部営繕課	●工事名 徳島県鳴門総合運動公園野球場改築工事のうち空調工事	●図面番号 M-044
一級建築士 第286776号 波島 和華	一級建築士 第298249号 土生 達哉	一級建築士 第219102号 下野 日出華		設備設計一級建築士 第6211号 浅山 明		外山 博文	17992			●図面名 空調調和設備 3階ダクト平面図(3)	●縮尺 A1:1/150 A3:1/300

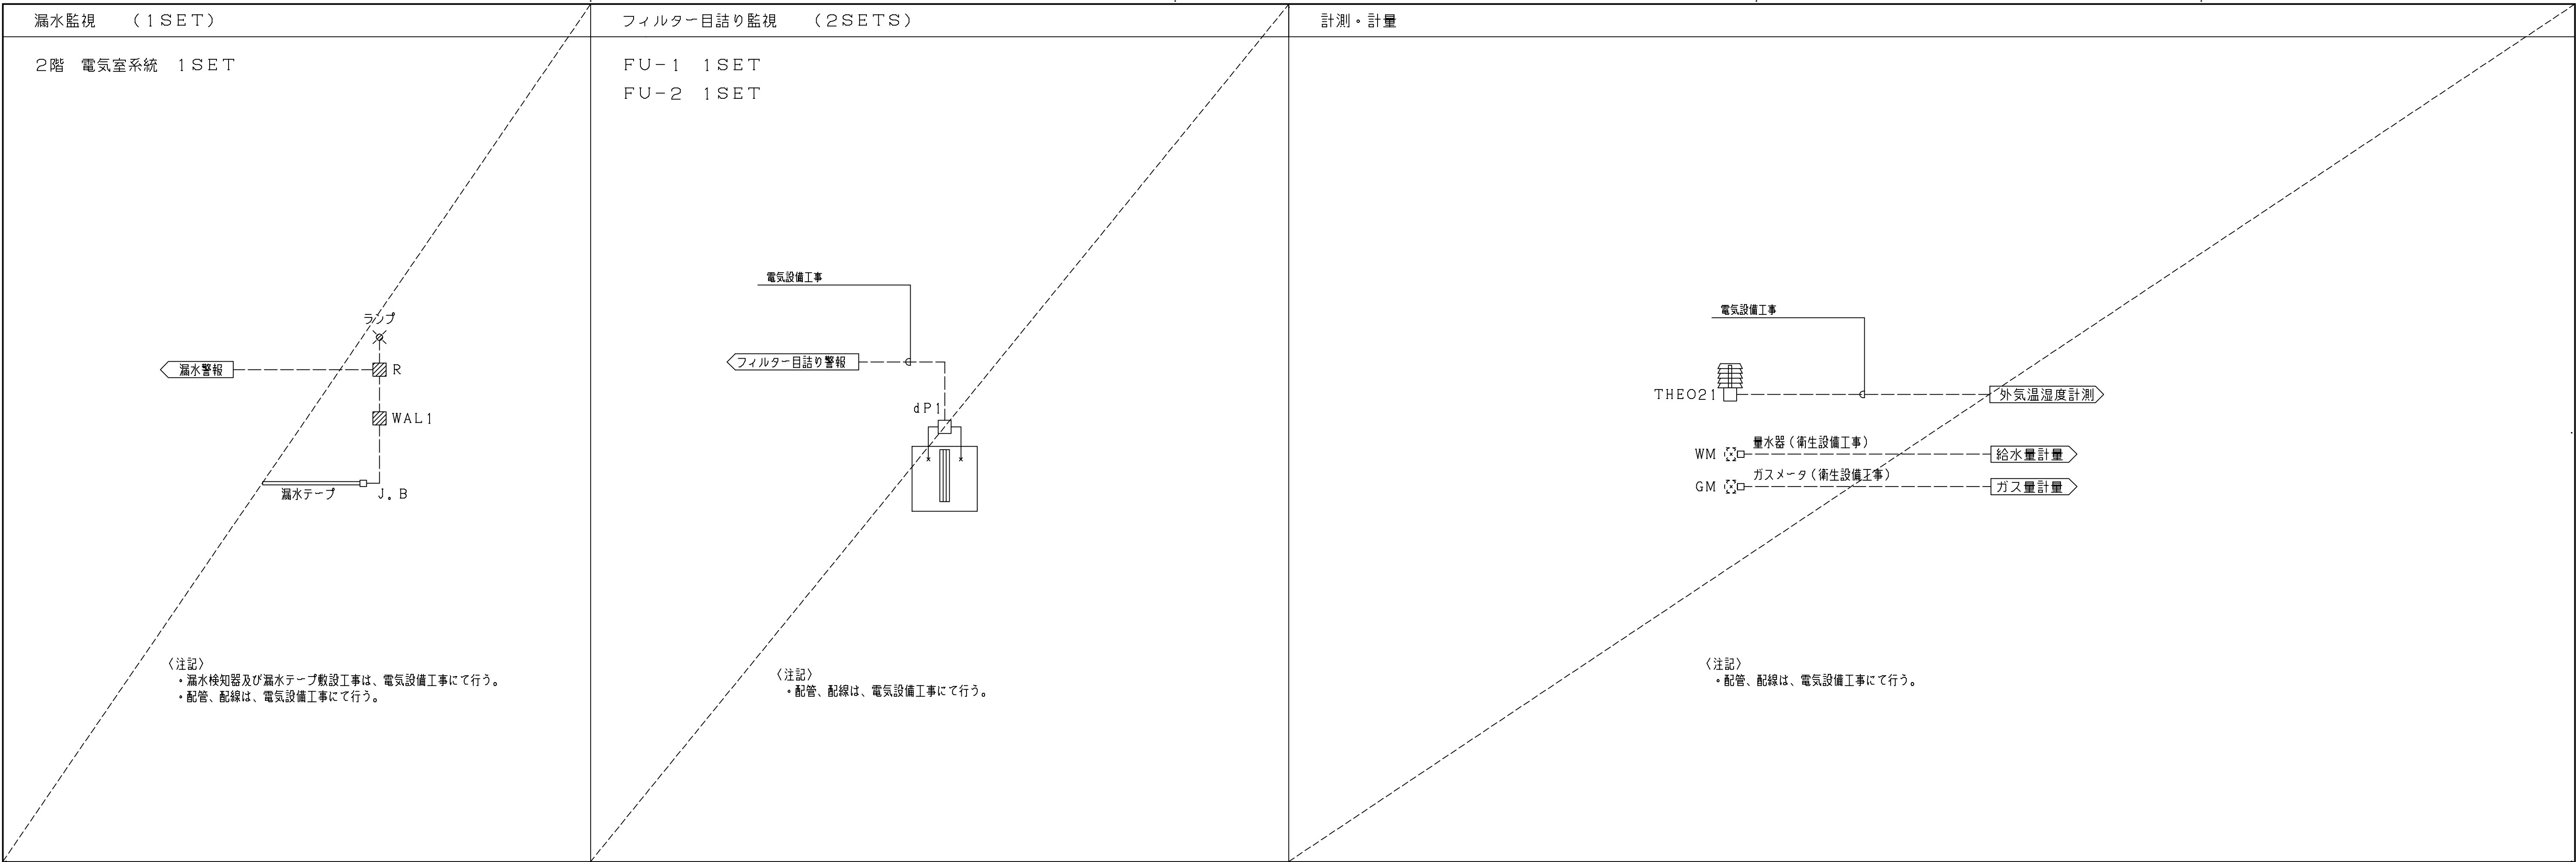

表類



自動制御機器表

記 号	名 称	型 式	備 考
3P	電極棒	3P	電気設備工事とする
5P	電極棒	5P	電気設備工事とする
FLS3	フロートレススイッチ	61F(3P)	電気設備工事とする
FLS5	フロートレススイッチ	61F(5P)	電気設備工事とする
WAL1	漏水検知器	AD-AS-1WM	電気設備工事とする
dP1	微差圧スイッチ	P233A-4-PHC	
THEO21	外気用温湿度検出器	JHD-35-167	屋外防滴仕様、Pt100Ω

計装図凡例

：中央監視（電気設備）への入力信号

：中央監視（電気設備）からの出力信号

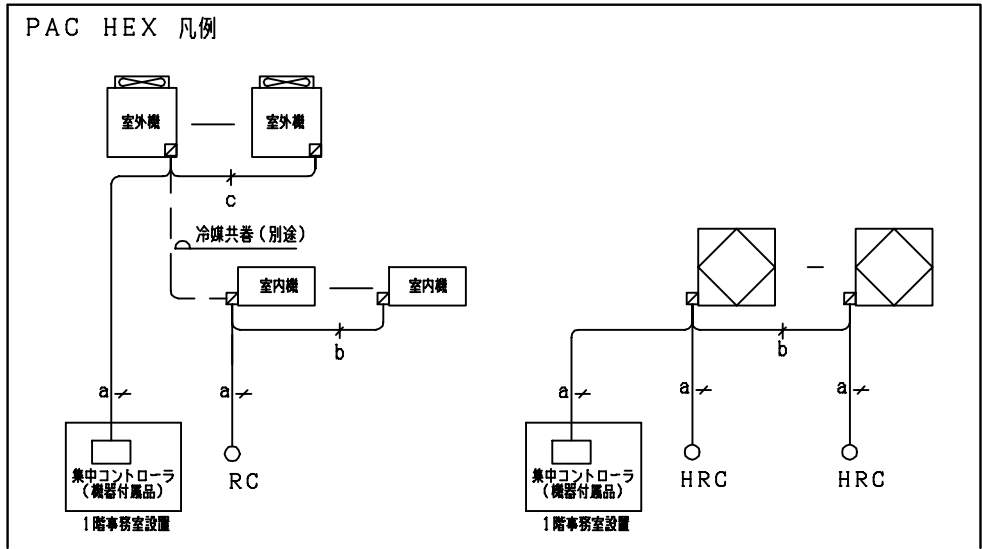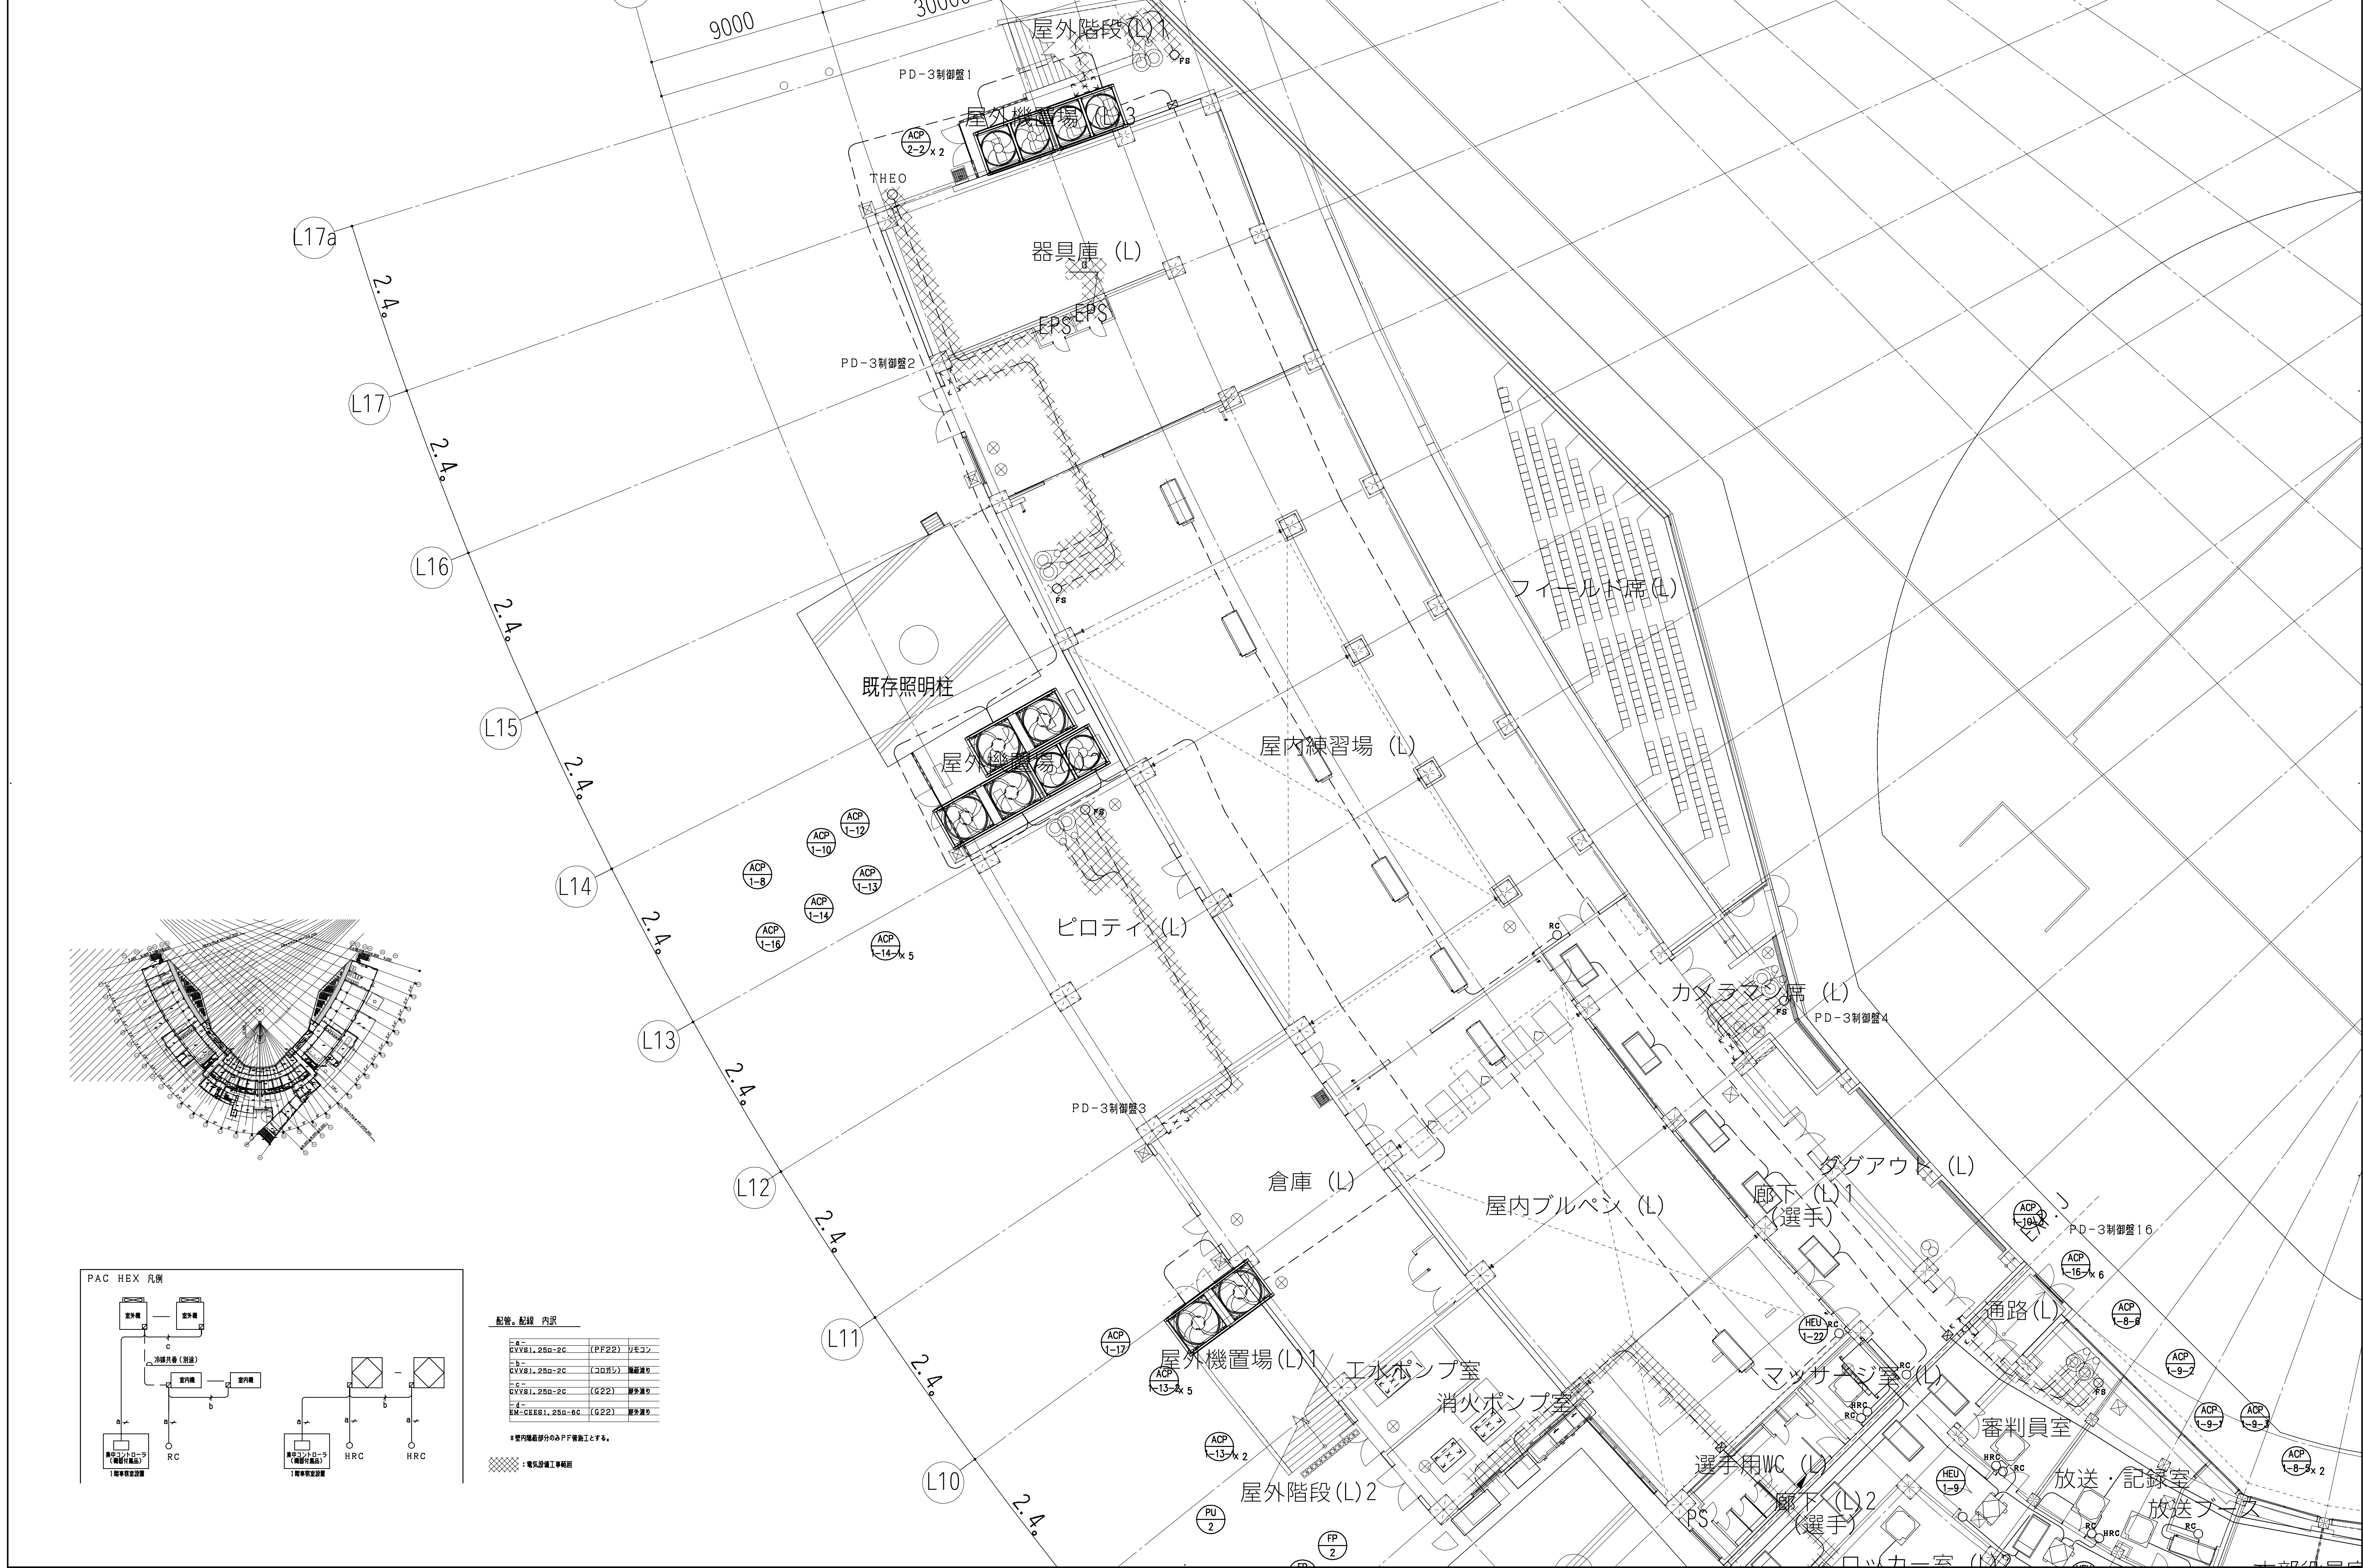

配管・配線 内訳			
○	CVV81.250-2G	(PF22)	リモコン
△	CVV81.250-2G	(コピボ)	漏れ検知
□	CVV81.250-2G	(G22)	漏れ検知
◇	CVV81.250-6C	(G22)	漏れ検知
×	EM-GES81.250-6C	(G22)	漏れ検知

※ 室内機部分のみPF配線工とする。

■ 電気設備工事範囲

設計者										法適合確認欄		検証者		設計番号		特 記	徳島県県土整備部営繕課	●工事名 徳島県鳴門総合運動公園野球場改築工事のうち空調工事		●図面番号 M-047		AZUSA SEKKEI Architects, Engineers & Consultants 株式会社 梓設計 関西支社 一級建築士事務所登録 大阪(ウ)第2234号 株式会社 宮建築設計 MIYA Architect's Office 一級建築士事務所登録 徳島県知事登録第11050号
一級建築士 第286776号 渡邊 和幸		一級建築士 第298249号 土生 達哉		一級建築士 第219102号 下野 日出幸				設備設計一級建築士 第6211号 浅山 明				外山 博文		17992				●図面名 自動制御設備 1階平面図(1)		●縮尺 A1:1/150, A3:1/300		