

## 電気工事仕様書

### I. 工事種目

種 目	工 事 概 要
電 灯 設 備	改修工事に伴う照明器具の取り替え・配線配管工事を設計図面にに基づき施工する。
コンセント・弱電設備	改修に伴う、コンセント・電話・テレビ用の配線配管工事を設計図面にに基づき施工する。
動 力 設 備	改修に伴う、動力の配線配管工事を設計図面にに基づき施工する。
撤 去 工 事	照明器具・配線器具・配線配管の撤去工事を設計図面にに基づき施工する。

### II. 共通仕様

特記仕様書及び図面に記載されていない事項は、国土交通省大臣官房官庁営繕部監修の「公共建築工事標準仕様書(電気設備工事編)(平成28年版)」(ただし、改修工事の場合は「公共建築改修工事標準仕様書(電気設備工事編)(平成28年版)」)及び「公共建築設備工事標準図(電気設備工事編)(平成28年版)」による。なお、本工事が建築工事又は機械設備工事を含む場合は、それぞれの工事に係る標準仕様書による。また、国土交通省大臣官房官庁営繕部監修の「電気設備工事監理指針(平成28年版)」を参考とする。

### III. 特記仕様I(一般共通事項)

- 本工事に必要な工事用電力、水などの費用及び官公署への諸手続などの費用は本工事に含む。  
官公署その他への届出手続等は(標仕 <I>1.1.3)により行う。なお、(監理指針 <I>1.1.3)を参考とする。
- 工事の着手に先立ち工事の総合的な計画をまとめた総合施工計画書を作成し、監督員に提出する。また、品質計画及び工種の施工計画書並びに施工図等を当該工事の施工に先立ち作成し、監督員に提出する。品質計画及び施工図等については、監督員の承諾を受ける。(標仕 <I>1.2.2、<I>1.2.3)  
品質管理は、適切な時期に品質計画に基づき確認、試験又は検査を行う。結果が管理値を外れるなど疑義が生じた場合は、品質計画にしたがって適切な処理を施す。  
また、その原因を検討し、再発防止のための必要な処置をとる。(標仕 <I>1.3.4、監理指針 <I>1.3.4)  
使用する機材が、設計図書に定める品質及び性能を有することの証明となる資料(製作図、試験成績書を含む)を監督員に提出する。(JISマーク等表示品を除く)(標仕 <I>1.4.2)  
上記の施工計画書には、「地下埋設物等の近接作業に関する事項」を設けること。
- 設計図書に疑義が生じたり、現場の納まり又は取合い等の関係で設計図書によることが困難又は不都合な場合が生じたときは、「疑義に対する協議等」(標仕 <I>1.1.8)による。
- 本工事の施工及び管理にあたり法規上必要となる有資格者については、工事着手前に資格者名簿を提出する。
- 本工事のうち建築工事、電気工事及び管工事について下請業者を使用する場合は、工事の施工に十分な能力と経験を有した者を選定すること。
- 機器類は、図示する形状又は配管などの取出し位置等により、特定製造者の特定の製品を指定若しくは限定しない。
- 既存のコンクリート床、壁等の配管貫通部の穴明けは、原則としてダイヤモンドカッターによる。(改修標仕 <I>2.11.3)  
梁、スラブ等の構造体貫通の場合は、施工方法について監督員の確認を受けた後に施工する。
- 本工事の施工に伴い既成部分を汚染又は損傷した場合は、既成にない補修する。
- 発生材の処理等は、「発生材の処理等」(標仕 <I>1.3.9)により行う。  
(1) PCBを含む機器は、調書を添えて引き渡すとする。  
(2) 空調機等の整備や撤去処分を行う場合は、フロン類の使用の合理化及び管理の適正化に関する法律をはじめとする関係法令に基づき、作業や手続きを行う。家電リサイクル法に該当する機器については、家電リサイクル法により処理すること。
- 耐震施工  
「官庁施設の総合耐震計画基準及び同解説(平成8年版)(建設大臣官房官庁営繕部監修)」によることとし、施工は「建築設備耐震設計・施工指針(2005年版)(国土交通省国土技術政策総合研究所・独立行政法人建築研究所監修)」による。  
(1) 本工事の建物分類は(特定の施設・一般の施設)であり、地域係数は(1.0・0.9)とする。  
(2) 設計用水平地震力は、機器の質量(自由表面を有する水槽その他の貯槽にあっては有効質量)に、地域係数及び設計用標準水平地震度を乗じたものとする。なお、特記なき場合の設計用水平地震度は次による。

設計用標準水平地震度		特定の施設		一般の施設	
設置場所	機器種別	重要機器	一般機器	重要機器	一般機器
上層階、 屋上及び塔屋	機 器	2.0	1.5	1.5	1.0
	防振支持の機器	2.0	2.0	2.0	1.5
	水 槽 類	2.0	1.5	1.5	1.0
中層階	機 器	1.5	1.0	1.0	0.6
	防振支持の機器	1.5	1.5	1.5	1.0
	水 槽 類	1.5	1.0	1.0	0.6
1階及び地下階	機 器	1.0	0.6	0.6	0.4
	防振支持の機器	1.0	1.0	1.0	0.6
	水 槽 類	1.5	1.0	1.0	0.6

(注) 上層階の定義は次のとおりとする。

2～6階の場合は最上階、7～9階の場合は上層2階、10～12階建の場合は上層3階、13階以上の場合は上層4階

重要機器 ( ・ 配電盤 ・ 自家発電装置 ・ 交換機 ・ 直流電源装置 ・ UPS ・ 火災報知受信機 ・ 中央監視制御装置 ・ 構内情報通信網装置 )

- 設計用鉛直地震力は、設計水平地震力の1/2とし、水平地震力と同時に働くものとする。
- 質量100kg以下の軽量な機器(標仕の適用を受けるものは除く)の取付については、機器製造者の指定する方法で確実に取付けを行うものとし、特に計算を行わなくともよい。

### 11. 各種荷重計算

対象機材 ( ・ 避雷針支持管 ・ テレビアンテナマスト ・ 風力発電装置 ・ 太陽電池アレイ ・ )

### 12. 強度計算

対象機材 ( ・ ブロックマンホール及びハンドホール ・ 自家発電装置配管類支持材 ・ ケーブルラック支持材 ・ 垂直ケーブルの最終端支持材 ・ 照明用ポール ・ )

### 13. コンクリート工事

受変電盤基礎 ( ・ 強度試験 ( ・ 公共試験機関 ・ JIS工場 ) ・ 構造体強度補正値(S)による補正 ・ 調査表提出 ・ アルカリ骨材反応抑制対策確認 ・ 鉄筋材料の規格品証明書提出 )

※強度試験の立会いについて、試験を公共試験機関で行う場合は、現場代理人又は主任(監理)技術者が、JIS工場の場合は、監督員と現場代理人又は主任(監理)技術者が行うものとする。


### IV. 特記仕様2(特記事項)


- 最上階の天井配管は、原則二重天井内のいんべい施工とし、屋上スラブへの埋め込みは行わない。(最上階が二重天井の場合に限る。)
- 長さ1m以上の入線しない電線管には1.2mm以上のビニル被覆鉄線を挿入する。(標仕 <2>2.2.9、<2>2.12.4)
- フラッシュプレートは材質は新金属とする。
- カバープレート及びプルボックス蓋にはシール等で用途別表示を行う。なお、屋外部分の表示はエッチングプレート等の耐候性を有するものとする。
- 盤内、幹線プルボックス内、ケーブルラック上の要所、マンホール・ハンドホール内、その他の要所には合成樹脂製、ファイバ製等の表示札等を取付け、回路の種別、行先等を表示する。(標仕 <2>2.2.10、<2>2.12.5)  
なお、屋外において直接外気に触れる場所(盤内、プルボックス内を除く。)及びマンホール・ハンドホール内の表示札等はエッチングプレート等の耐候性を有するものとする。
- 屋外の金属製防水形プルボックスは、(ステンレス製)・銅板製)とし、(メラミン焼付塗装 ・ 溶融亜鉛めっき製 ・ 塗装を行わない)とする。
- スリーブ材料及び施工は、標仕 <1>2.9.1、標準図 電力71～74、監理指針 <1>2.9.1、<2>2.1.13 による。
- 分電盤、制御盤、端子盤などの2次側以降の配線で、配線経路、電線太さ、電線本数、管径などは監督員との協議により図面表示と多少相違させてよい。
- 分電盤からの予備配管として、分電盤の予備回路数(スペースを含む)に応じた配管を天井裏まで立上げる。
- E。接地極の材料はEBとしD=10、L=1,500とする。 接地極の埋設位置には、屋外灯のポール等で埋設位置が明確な場合を除いて接地極埋設標を設ける。
- PF管は波付一重管、タイプ-25とする。
- 屋外及びビット内の支持金物等はステンレス製(SUS304)又は溶融亜鉛めっき製(HDZ35以上)とする。
- あと施工アンカーボルトの選定については、次による。  
(1) 機器類の固定には、金属拡張アンカーおねじ形又は接着系アンカーを使用し、次の機器については、施工後確認試験を行う。( ・ 受変電設備 ・ 自家発電装置 ・ 太陽光発電設備(蓄電池を含む) ・ 配電盤 )  
(2) 配管の吊り及び支持材の固定には、その自重に十分耐えうるアンカーを使用する。なお、耐震支持に使用する躯体取付用のアンカーは金属拡張アンカーおねじ形又は接着系アンカーとする。  
(3) 屋外に使用するものはステンレス製(SUS304)又は溶融亜鉛めっき製(HDZ35以上)とする。
- 次の部分の露出する電線管、支持金物、架台等は塗装を行う。  
( ・ 一般居室、廊下等 ・ )  
亜鉛めっき金属電線管はエッチングプライマー1種(JIS-K-5633)による化学処理を行った後調合ペイント2回塗りとする。  
屋内、屋外及びビット内の支持金物等のうち、ステンレス製(SUS304)又は溶融亜鉛めっき製のものは、原則塗装を行わない。  
屋外布設の厚鋼電線管は、めっき付着量が300g/m<sup>2</sup>のものを使用し、塗装不要とする。
- 地中管路の埋設深さは車両道路は0.6m以上、それ以外は0.3m以上とし、高圧地中配線以外も埋設標識シートにより埋設標識示を行う。
- 地中管路に耐候性のない管材を使用する場合は、地上立ち上がり部で耐候性のある管材に接続すること。
- 改修又は増設工事等において既設配線との接続が本工事に含まれる場合は、工事着手前及び工事完了後に既設配線の絶縁抵抗を測定する。
- 分電盤等において、外部から分岐回路の接地線を接続する端子又は銅帯は、分岐回路の配線用遮断器等の負荷側近くに設ける。(標仕 <2>1.8.4) なお、単線接地線の接続にはセルフアップねじ等電線じか接続可能な端子とすることが望ましい。
- 太さ14mm<sup>2</sup>以上の電線をターミナルラグにより機器に接続する場合は、増締確認の表示を行う。(標仕 <2>2.1.2)
- ケーブルを集合して束ねる場合は、許容電流について必要な補正を行い、配線の太さに影響を与えない範囲で束ねる。(標仕 <2>2.10.1.5)
- 機材の検査に伴う試験については、標仕 <I>1.4.5により行う。  
製造者において試験方法を定めている項目については、試験要領書を提出する。
- 通信・情報設備の弱電流電線は絶縁抵抗測定を行う。(標仕 <6>2.28.2)
- 自家用電気工作物の保安規程に基づき、電気主任技術者による工事中の点検並びに工事完成時の検査を実施し、成績書を提出する。

### V. 機材等

- 本工事に使用する材料・機材等は、設計図書に定める品質及び性能を有するもの、又は同等のものとする。ただし、同等のものを使用する場合は、あらかじめ監督員の承諾を受ける。
- 下表に示す材料・機材等の製造業者等は次の(1)から(3)の事項を満たすものとし、証明となる資料又は外部機関が発行する品質及び性能等が評価されたものを示す書面を提出して監督員の承諾を受ける。  
(1) 品質及び性能に関する試験データが整備されていること。  
(2) 法令等で定めがある場合は、その許可、認可、認定又は免許を取得していること。  
(3) 製造又は施工の実績があり、その信頼性があること。

品 目	機 材 名 ・ 注 記
蛍光灯器具	防爆及び防災用照明器具を除く。
盤類	分電盤(実験盤を含む)、制御盤、キュービクル式配電盤、高圧スイッチギヤ(CW形、PW形)
高圧機器	高圧交流遮断器、高圧進相コンデンサ、高圧限流ヒューズ、高圧負荷開閉器 高圧変圧器(特定機器)、高圧避雷器
蓄電池	ベント形据置鉛蓄電池、制御弁式据置鉛蓄電池 据置ニッケル・カドミウムアルカリ蓄電池
交流無停電電源装置	300kVA以下のもの
太陽光発電装置	出力10kW以上のパワーコンディショナ及び系統連系保護装置(系統連系保護機能を有するパワーコンディショナを含む。) ※太陽電池アレイ及び接続箱を除く
監視カメラ装置	
中央監視制御装置	
鑄鉄製ふた(マンホールふた)	

		●工事名 R 1 営繕 吉野川北岸工業用水道 松・長岸 管理本館改修工事建築	●図面番号 E-01	 <b>小 松 設 計</b> 管理建築士 1級建築士 小 松 裕 明 大臣登録 第 344067 号
	徳島県土整備部営繕課	●図面名 電気工事特記仕様書	●縮尺 —	

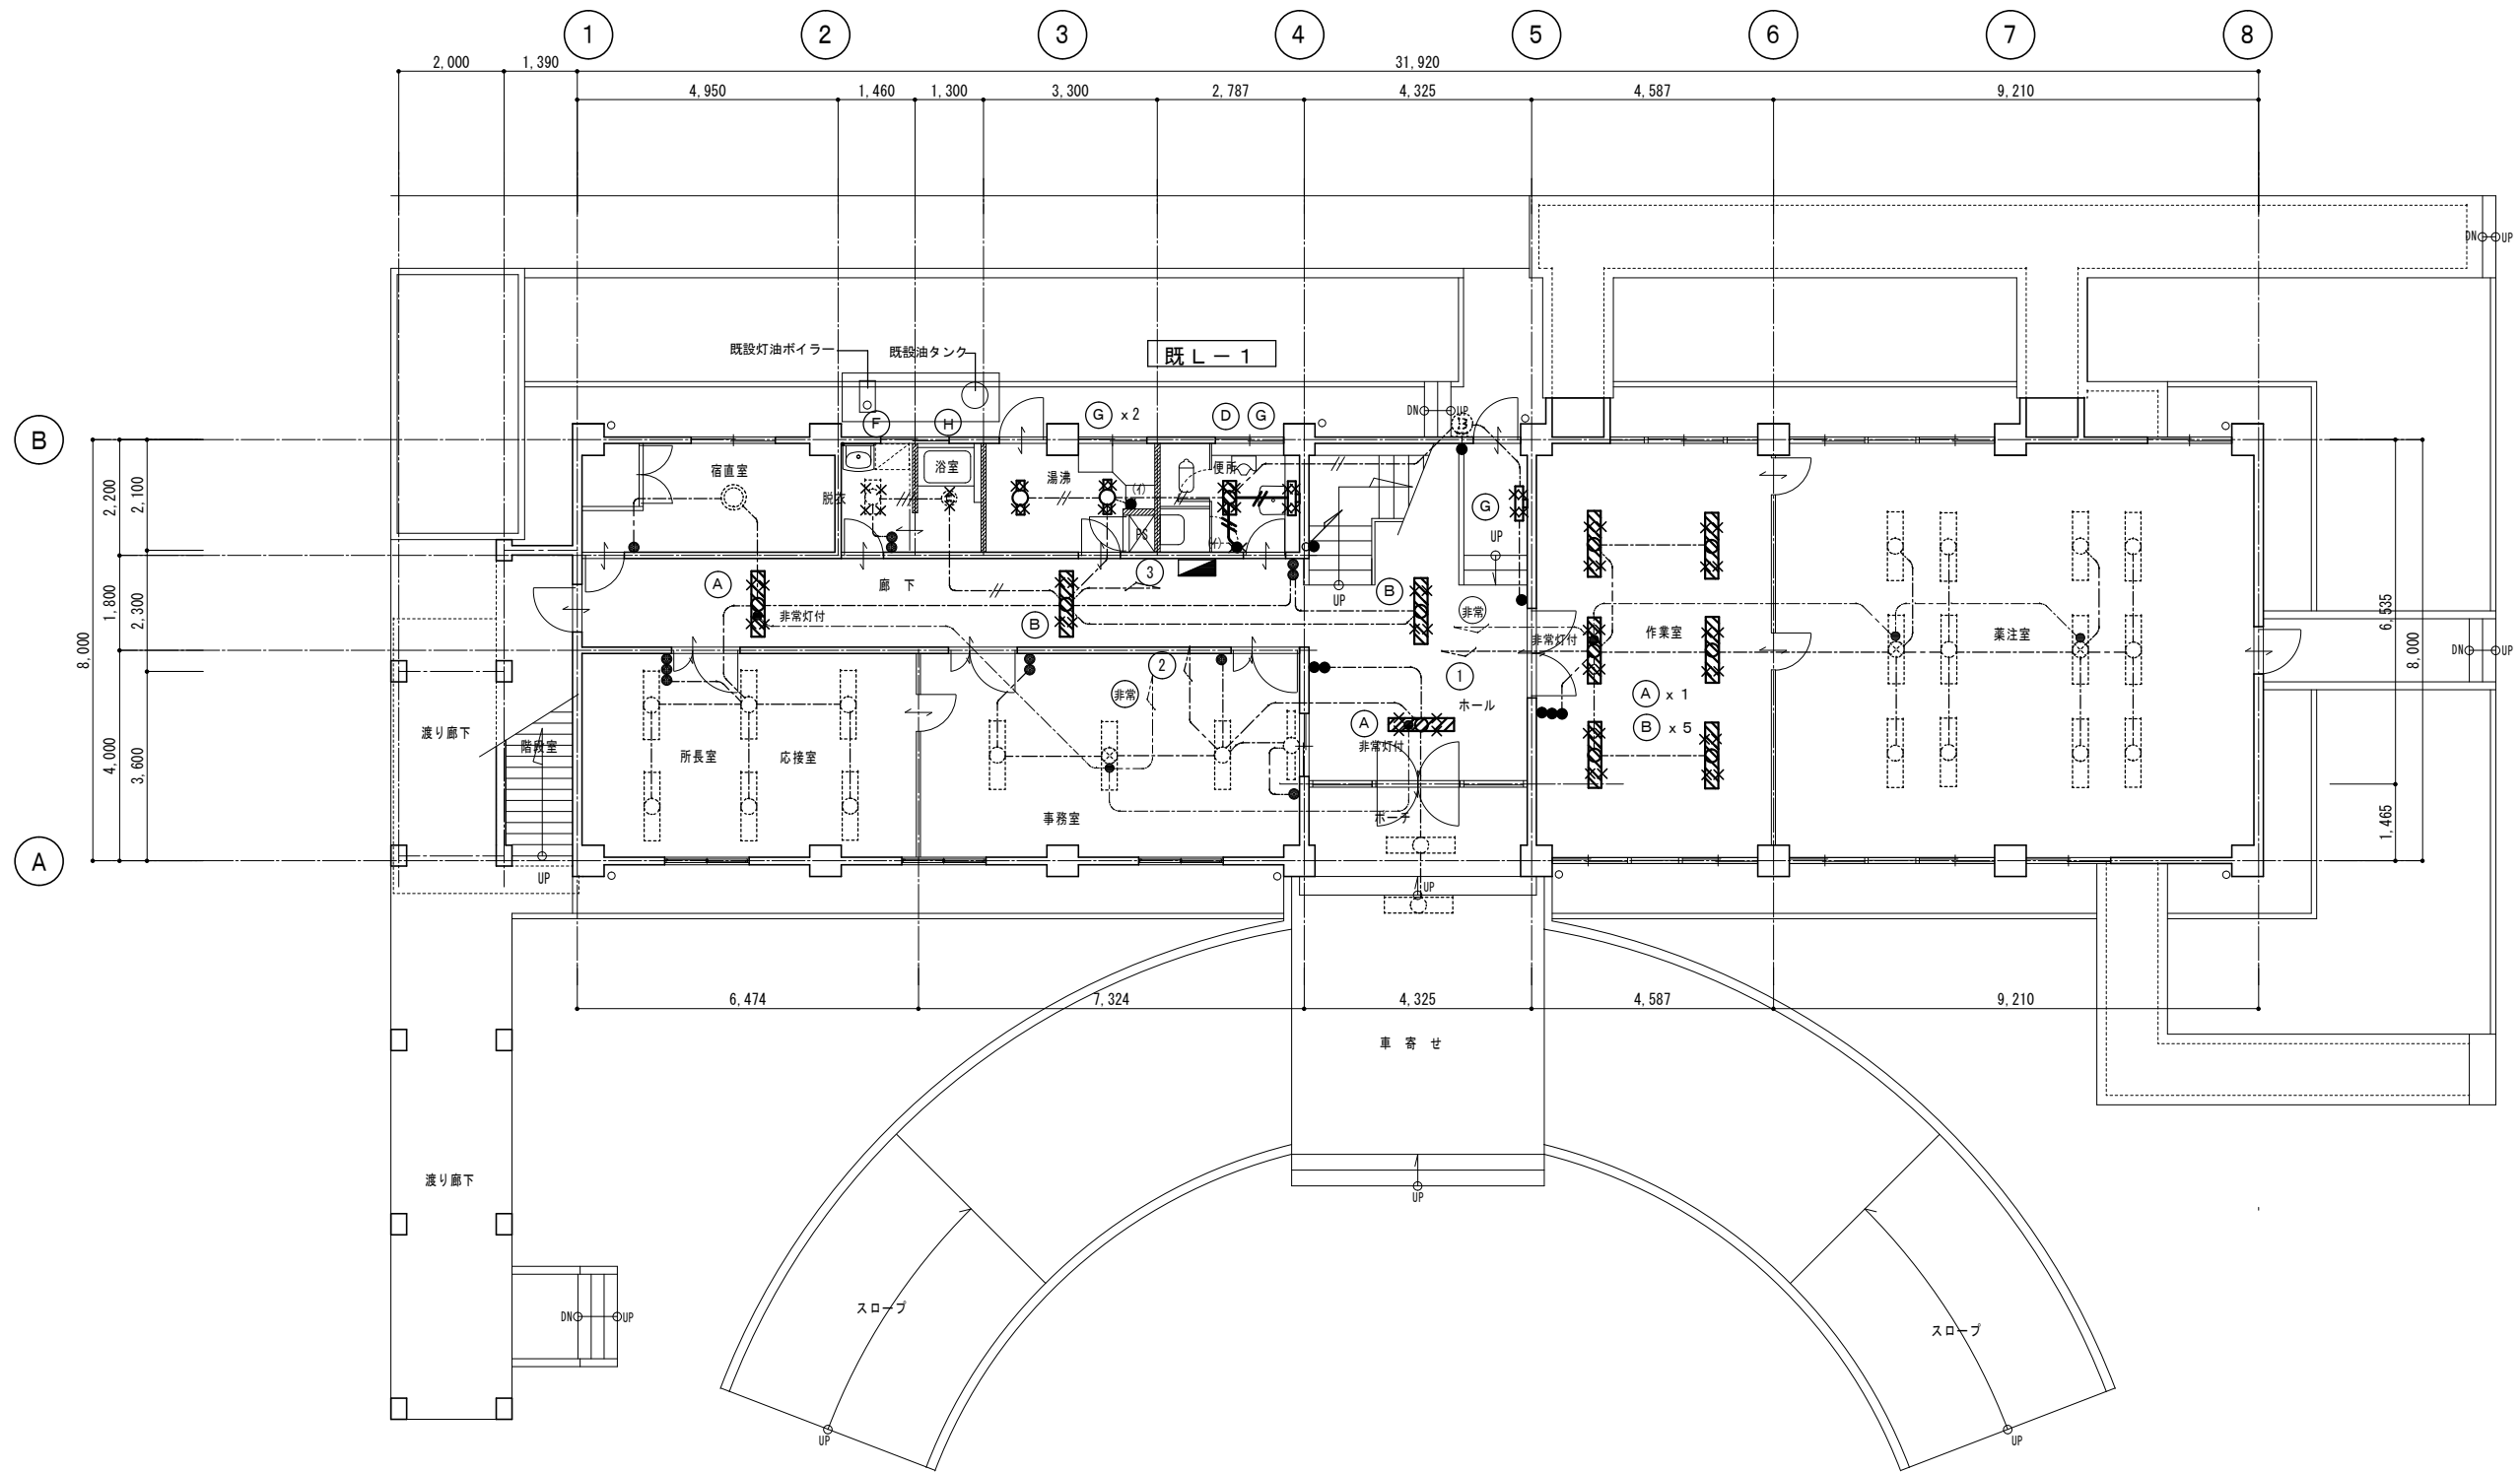


現況 1階平面図 S=1/100

撤去照明器具一覧表


図記号	器具名・仕様	1F	2F	計
(A)	埋込形 : FL40W・2 (非常灯付)	3		3
(B)	埋込形 : FL40W・2	7	16	23
(C)	埋込形 : FL40W・1		1	1
(D)	埋込形 : FL20W・2	1	3	4
(E)	埋込形 : FL20W・1		1	1
(F)	露出形 : FL20W・2	1	2	3
(G)	露出形 : FL20W・1	4	2	6
(H)	露出形 : FCL30W・1	1		1

凡例 共通


図中特記なき配線は下記による。	
	撤去 : 1V1.6x2 (既19) (既設管現況のまま使用)
	撤去 : 1V1.6x3 (既19) (既設管現況のまま使用)
	撤去 : 1V1.6x4 (既19) (既設管現況のまま使用)
	撤去 : 1V1.6x3 (撤19)
	撤去タンブラスイッチ : 3W10Ax1 (露出立下げ配管・配線 (E19 : 1.5m共撤去))
	撤去タンブラスイッチ : 1P10Ax1 P共
	撤去天井内配線・配管を示す
	既設配線配管を示す

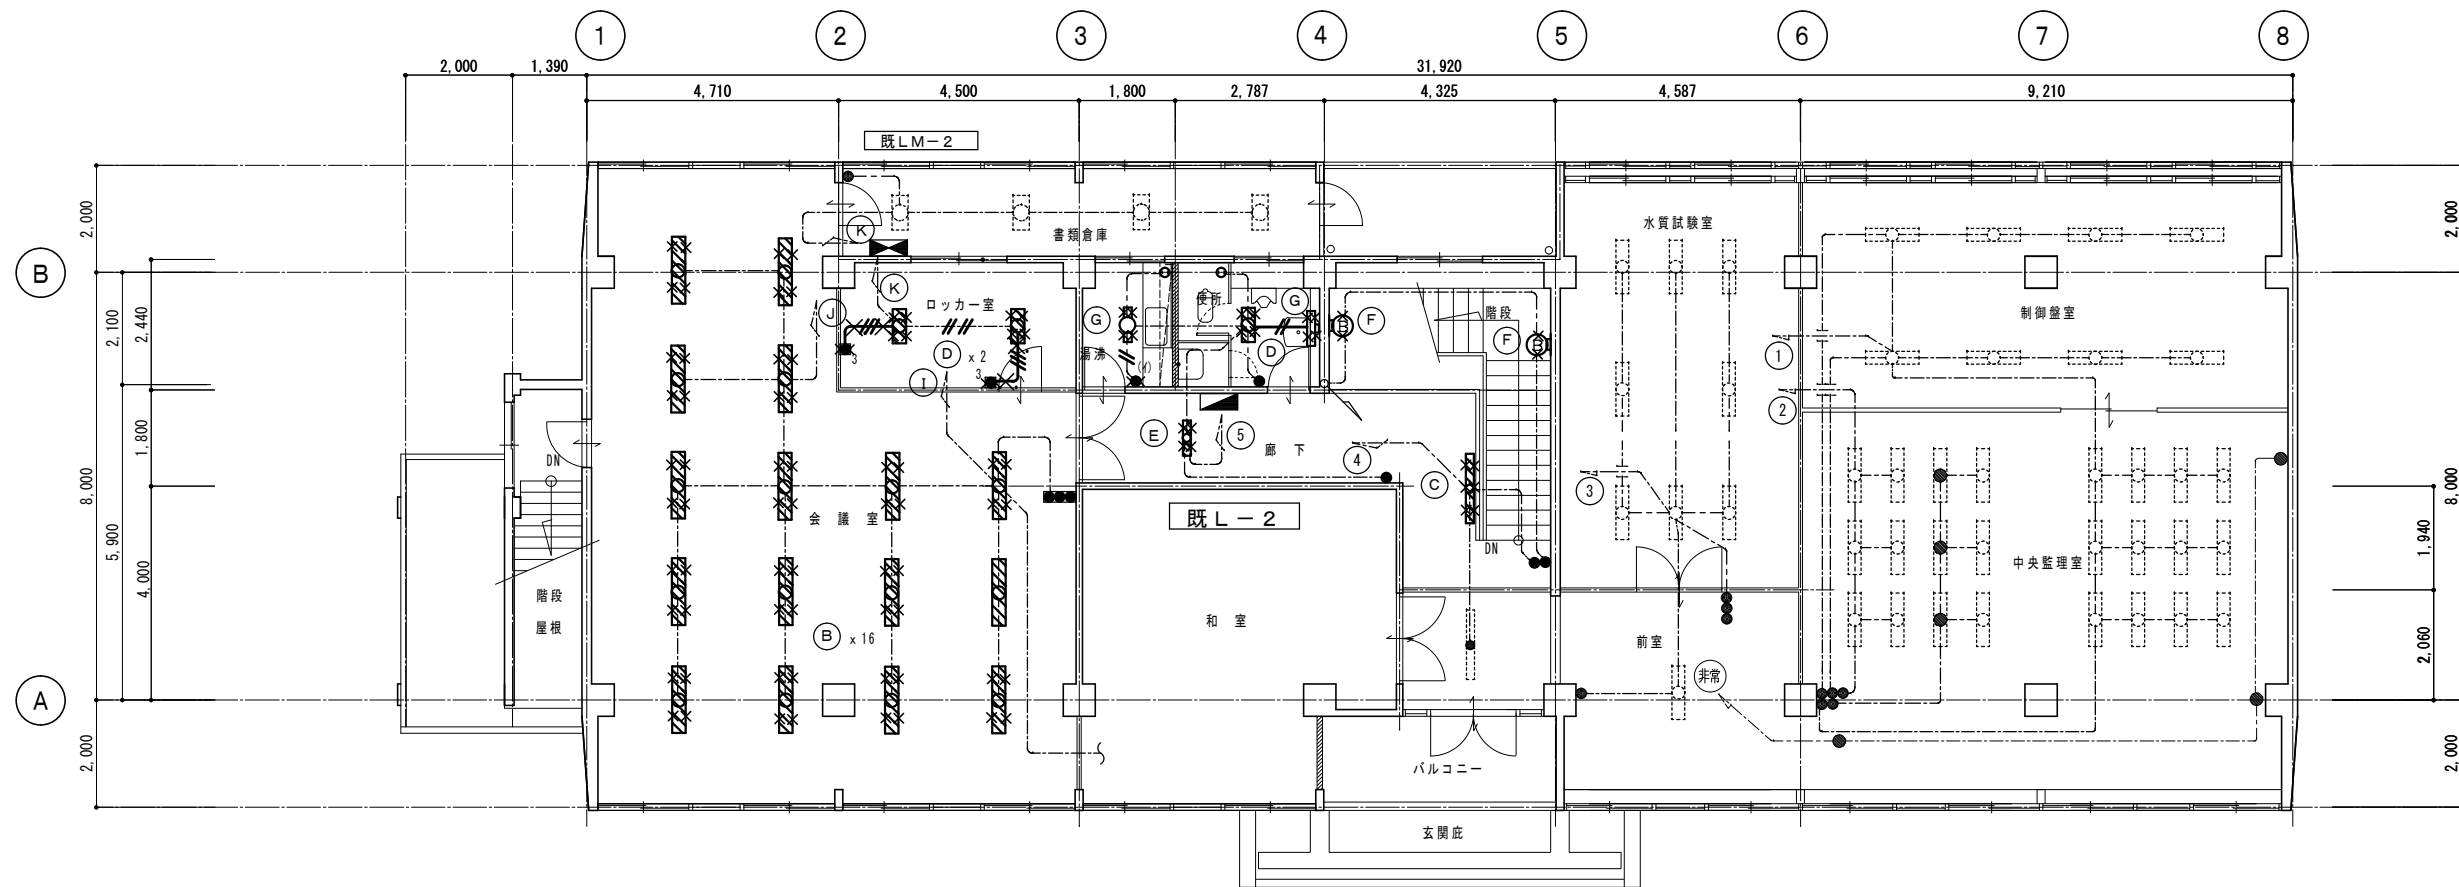

 
 

 
 
 
 
 
現況 2階平面図 S=1/100

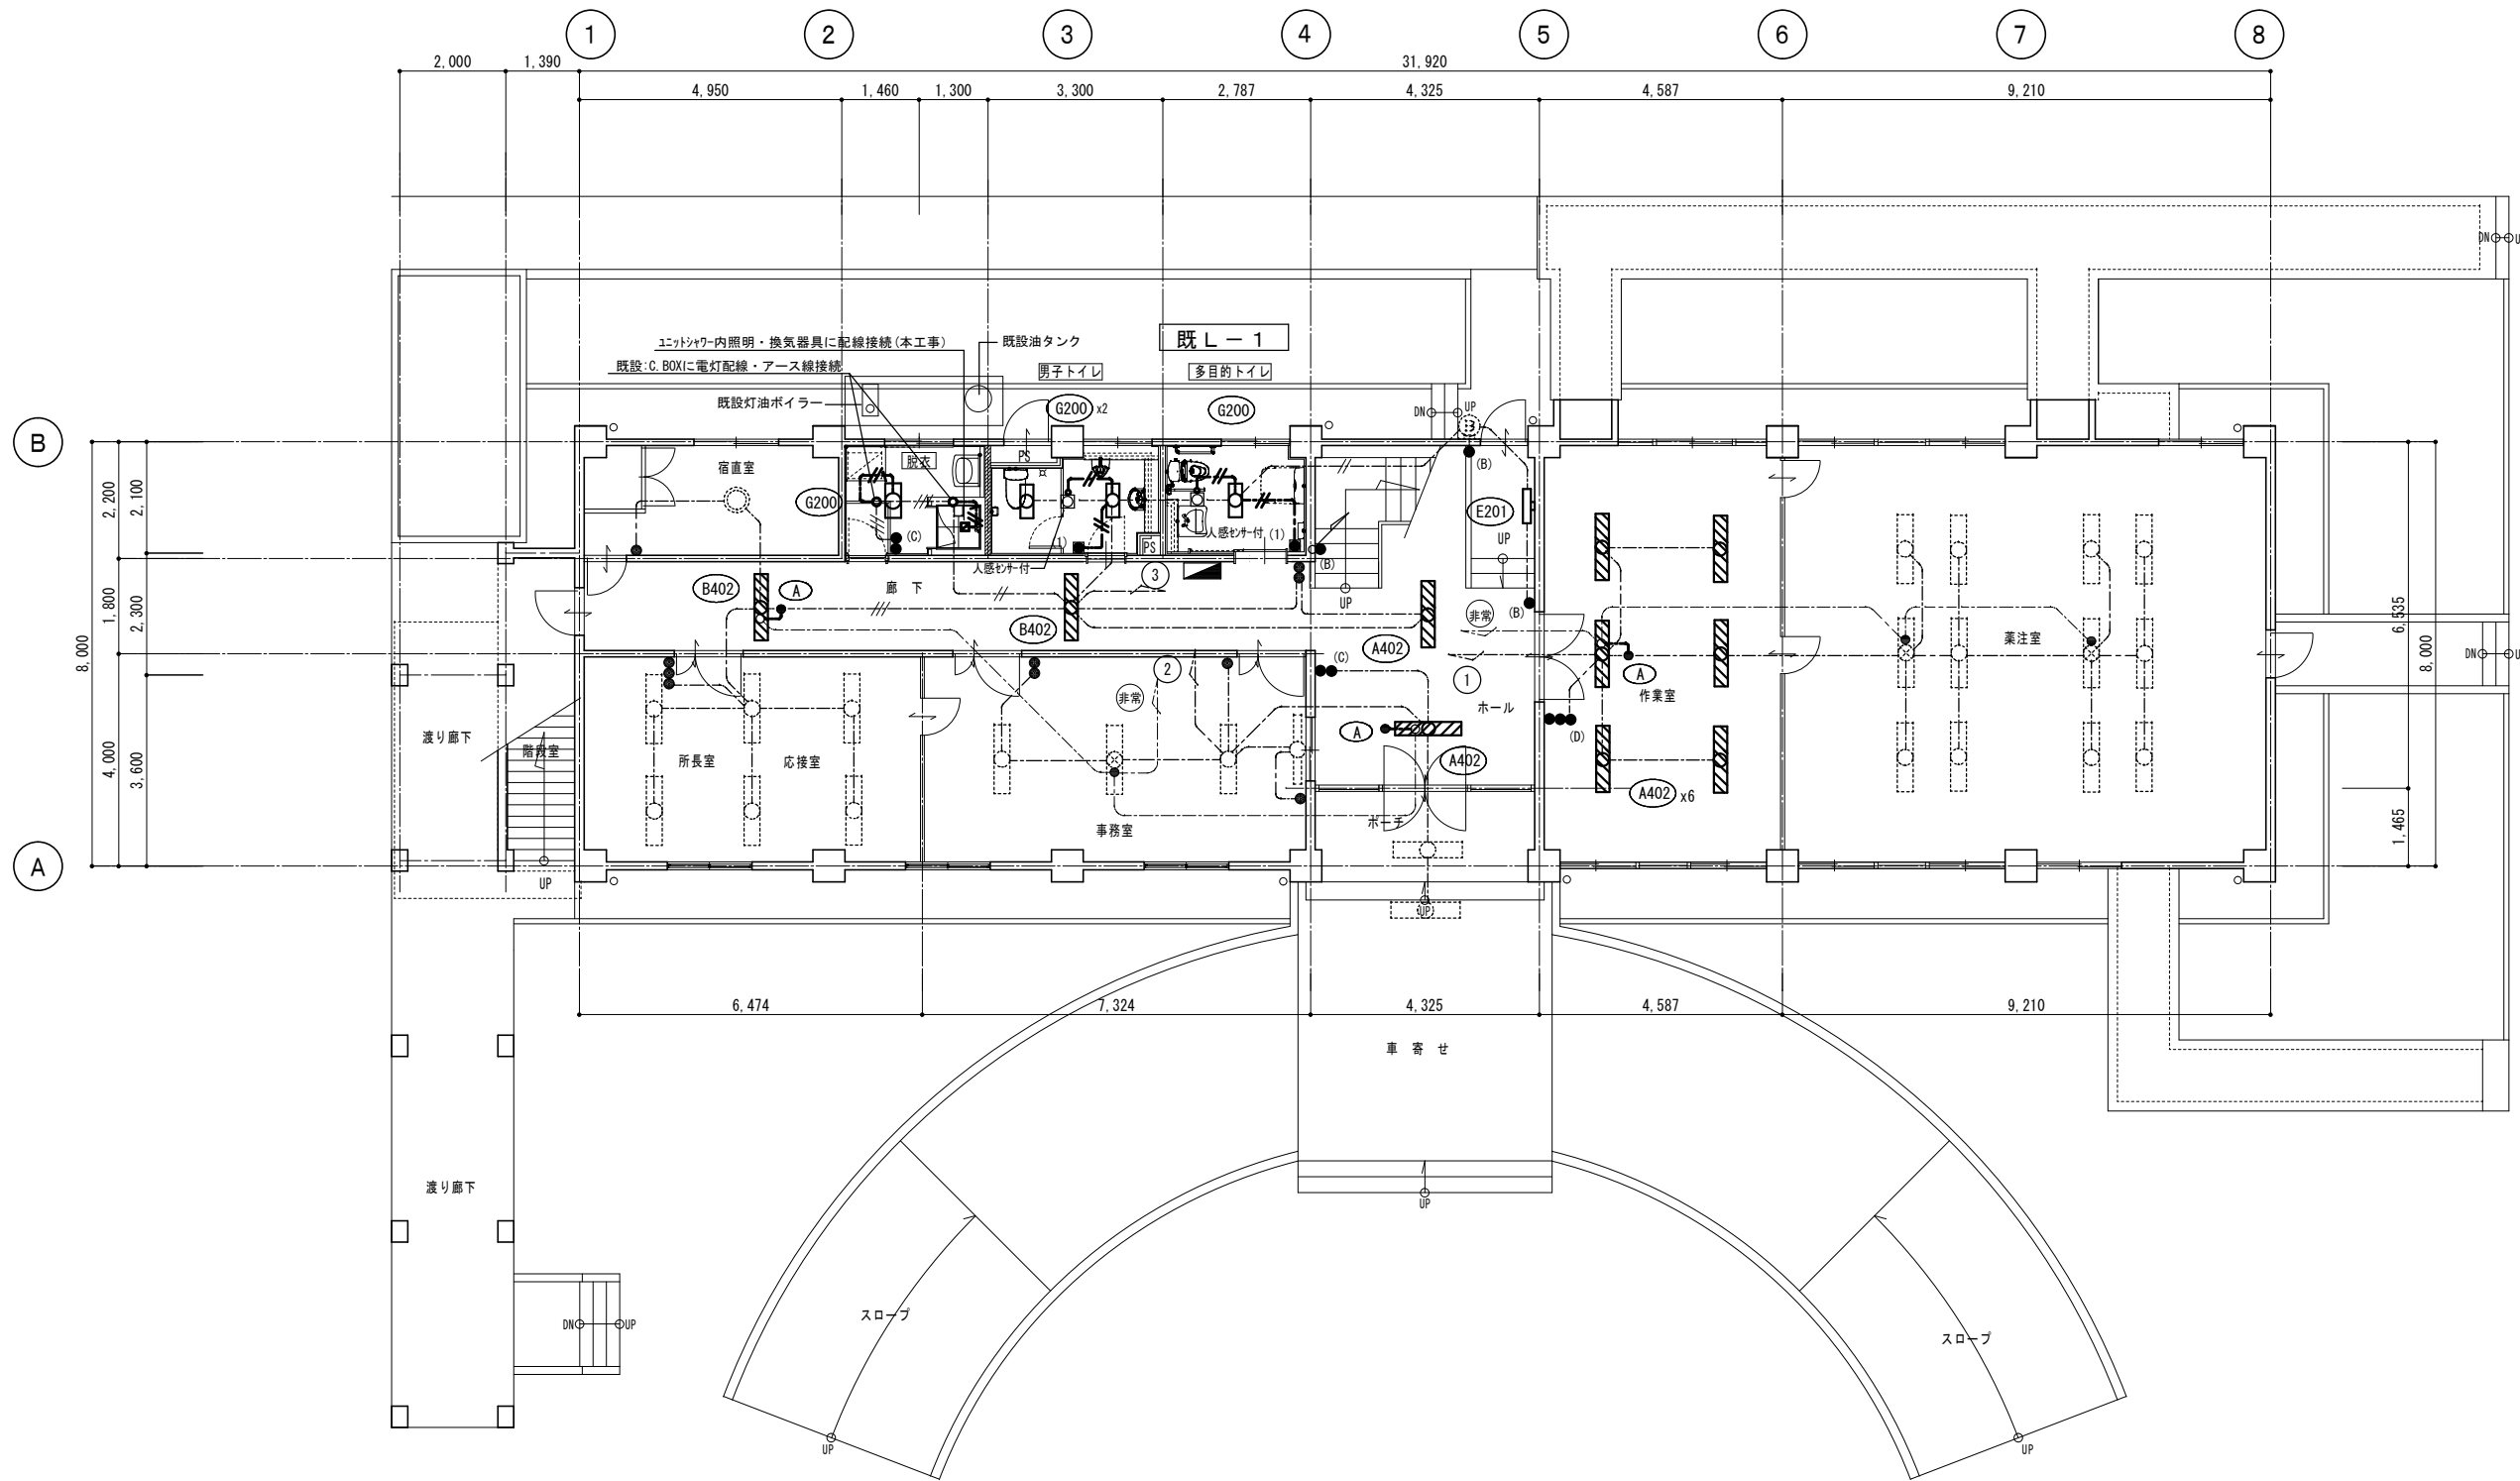

改修 1階平面図 S=1/100

徳島県土整備部営繕課	●工事名 R1営繕 吉野川北岸工業用水道 松・長岸 管理本館改修工事建築	●図面番号 E-04	 <b>小松設計</b> 管理建築士 1級建築士 小松 裕明 大臣登録 第 344067 号
	●図面名 改修 1階平面図 (電灯配線図)	●縮尺 1/100	

照明器具姿図

<p><b>A402</b> LDL40×2 LEDベースライト 埋込乳白パネル</p>  <p>出力固定型：3800lmタイプ 電圧100～242V 反射板：銅板（高反射白色粉体塗装） パネル：アクリル（乳白） 埋込穴300×1257 埋込高121</p>	<p><b>D201</b> LDL20×1 LEDベースライト 埋込下面開放</p>  <p>一般タイプ、1200lmタイプ 定格出力型、電圧100～242V 反射板：銅板（高反射白色粉体塗装） 埋込穴190×639 埋込高113</p>	<p><b>G200</b> 一体型LEDベースライト 直付</p>  <p>LSS9-3100LM-2LE9 一般タイプ、3200lmタイプ 定格出力型、電圧100～242V 本体：銅板（白色粉体塗装） ライトカバー（カバー）：ポリカーボネート（乳白）</p>
<p><b>B402</b> LDL40×2 LEDベースライト 埋込下面開放</p>  <p>出力固定型：2600lmタイプ ポルトフリー（100～242V） 本体：亜鉛鋼板（クロムフリー） 反射板：銅板（高反射白色粉体塗装） 埋込穴300×1257 埋込高H=93</p>	<p><b>E201</b> LDL20×1 LEDベースライト 直付</p>  <p>適合ランプ：直管LEDランプ 電圧100～242V 反射板：銅板（高反射白色粉体塗装）</p>	<p><b>A</b> LED非常用照明 予備電源別置形</p>  <p>K0-LRS11-D10 埋込穴φ100、低・中天并用（～6m） LED内蔵、非常時：非常用LED点灯/常時消灯 電圧：AC/DC100V 非常灯許定番号：LCLE-001 枠：アルミダイガスト（ホワイトつや消し仕上げ）、本体：銅板</p>
<p><b>C401</b> LDL40×1 LEDベースライト 埋込下面開放</p>  <p>出力固定型：2600lmタイプ 電圧100～242V、水平天井埋込専用 本体：亜鉛鋼板（クロムフリー） 反射板：銅板（高反射白色粉体塗装） 埋込穴190×1257 埋込高93</p>	<p><b>F202</b> LDL20×2 LEDベースライト 直付</p>  <p>適合ランプ：直管LEDランプ 電圧100～242V 反射板：銅板（高反射白色粉体塗装）</p>	

凡例 共通

図中特記なき配線は下記による。

	EM-E EF 1.6-2C
	EM-E EF 1.6-2C E1.6 (既19) (配線は既設配管内配線)
	EM-E EF 1.6-3C (既19) (配線は既設配管内配線)


(1)	タンブラスイッチ：1P15A x 1 P共 (露出立下げ配線保護 (メタルモール：MMA))
(2)	タンブラスイッチ：1P15A x 2 P共


(A)	既設タンブラスイッチ：1P15A x 3 P共 既設配管 (E19) H:1.4m 現状のまま プレートのみ取り外しの上再取付け
(B)	既設タンブラスイッチ：1P15A x 1 P共 プレートのみ取り外しの上再取付け
(C)	既設タンブラスイッチ：1P15A x 2 P共 プレートのみ取り外しの上再取付け
(D)	既設タンブラスイッチ：1P15A x 3 P共 プレートのみ取り外しの上再取付け
(E)	既設タンブラスイッチ：1P15A x 1 P共 抜き止め プレートのみ取り外しの上再取付け

	天井内配線を示す
	既設配管を示す



改修 2階平面図 S=1/100

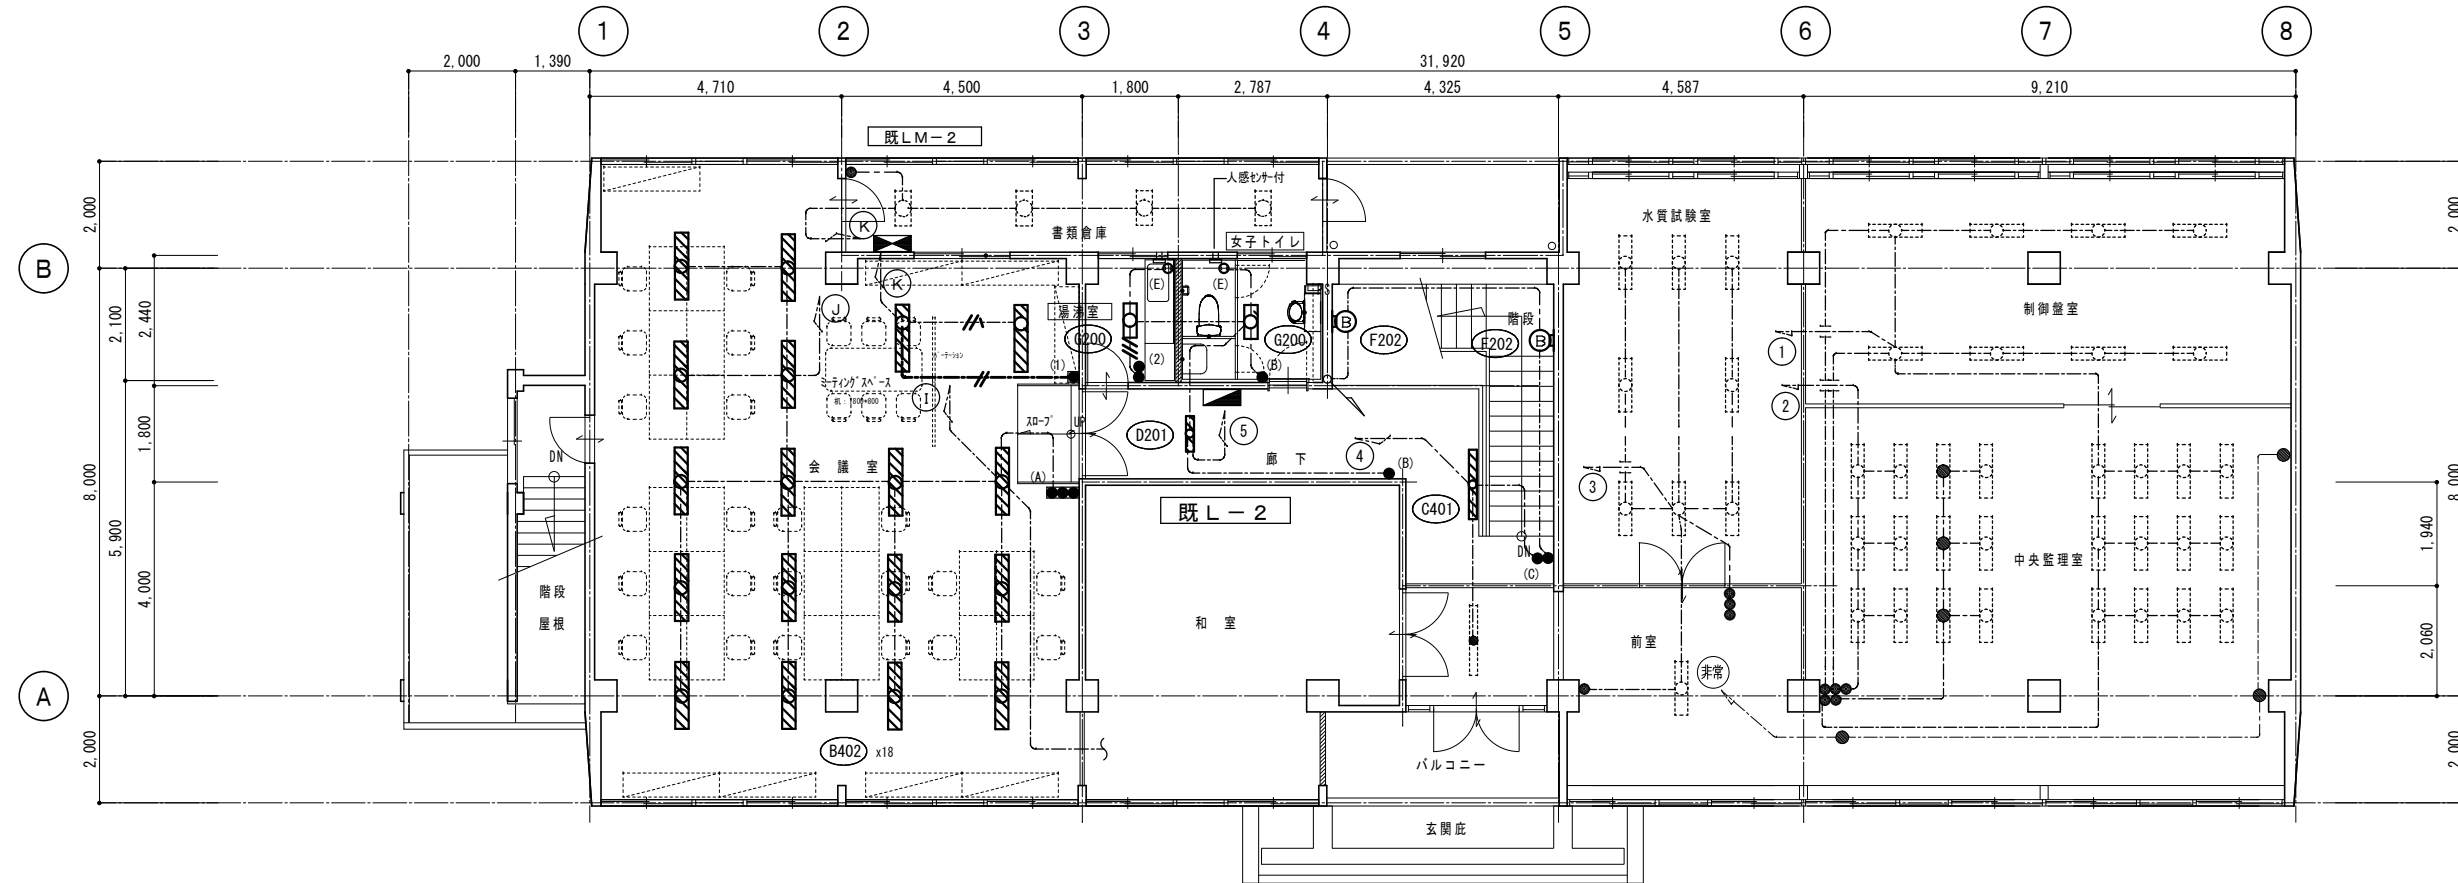


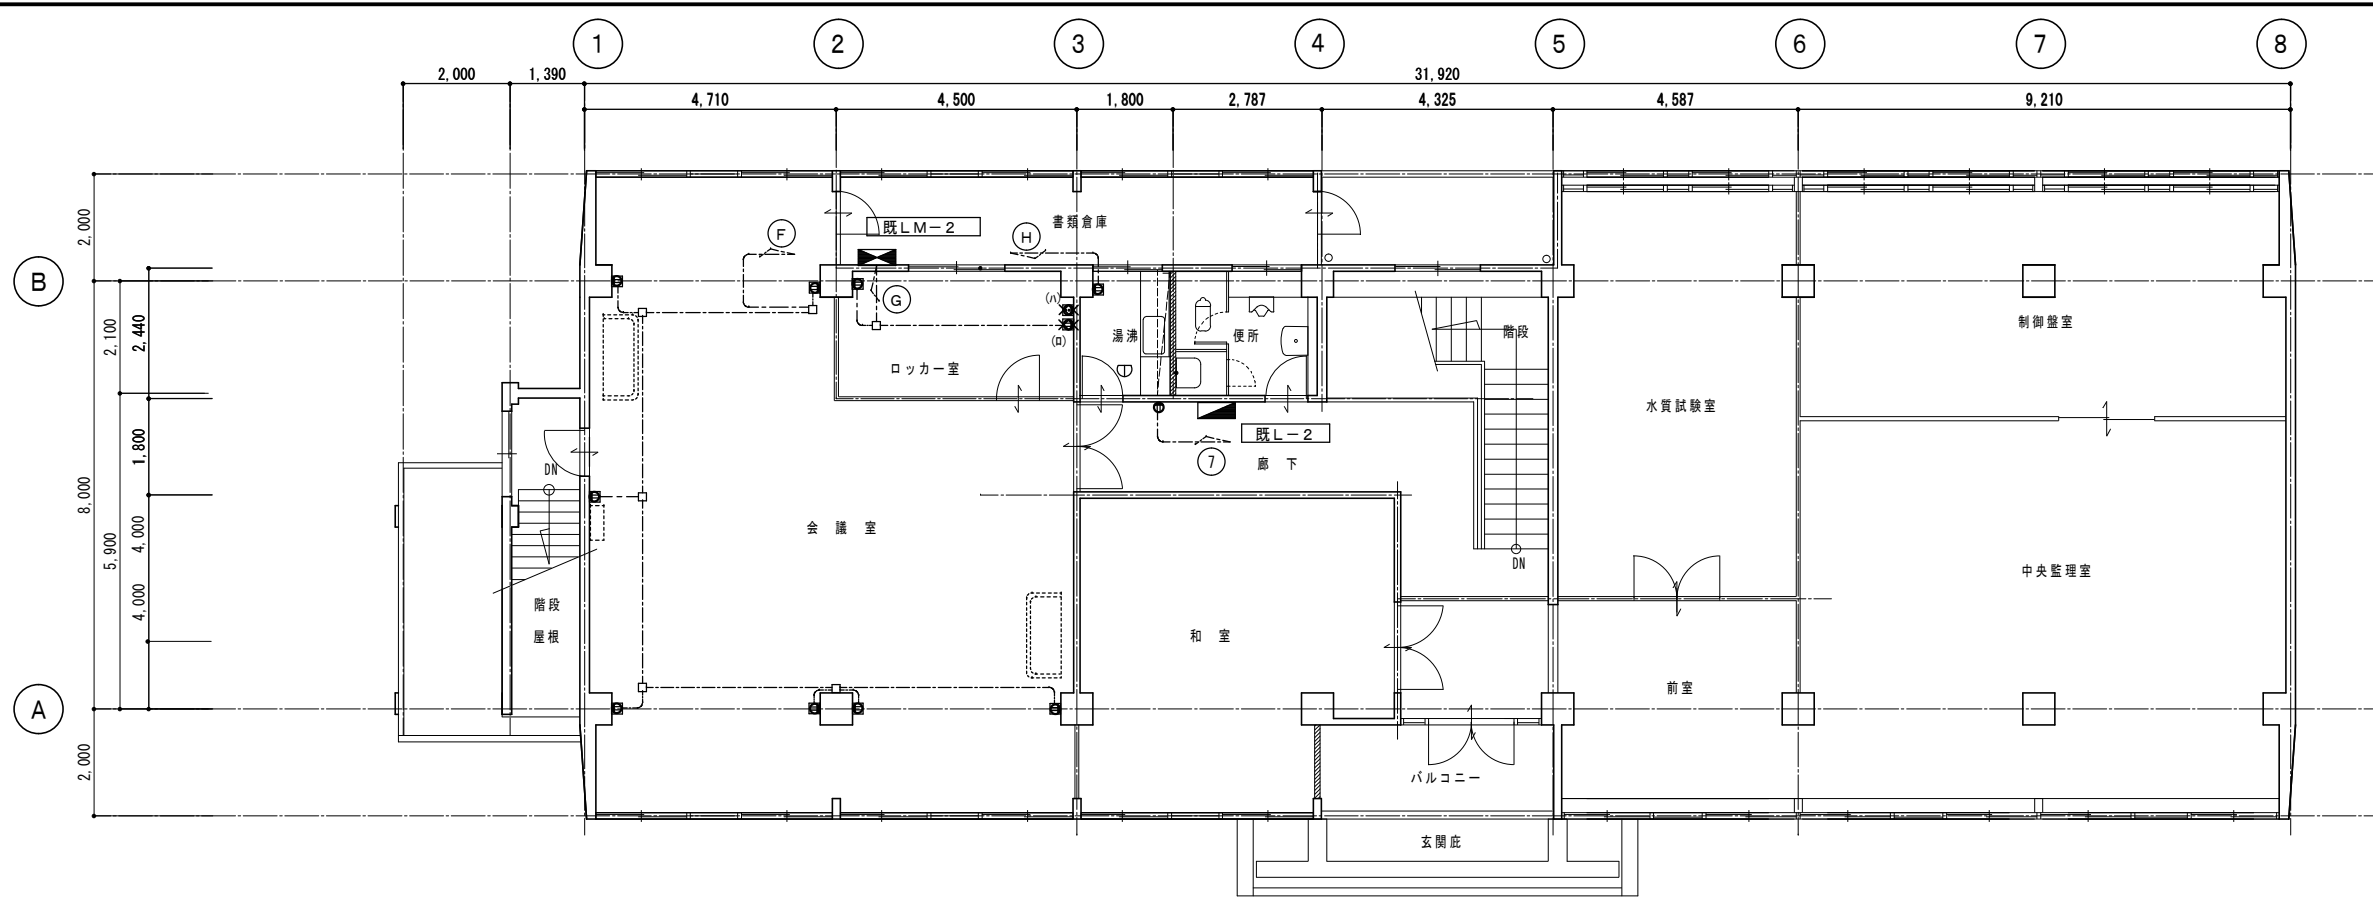凡例 共通


図中特記なき配線は下記による。

	既設配線：VVF2.0-2C (撤去)
	既設露出テレビ用ケーブル：5C-FB (撤去後再使用)
	既設配線配管を示す
	既設コンセント：2P15A x 2 P共 (撤去)
	撤去後直付プレート取り付け
(f)	既設コンセント：2P15A x 2 P共 (撤去)
(d)	既設コンセント：2P15A x 2 P共 (撤去)
(n)	既設露出配線配管 (E19) H:2.400 (撤去)
	既設テレビ用直列ユニット P共 (撤去)
	既設露出配線配管 (E19) H:2.400 (撤去)
	既設感知器：定温式 1種 防水 (撤去後配線接続)

現況 2階平面図 S=1/100

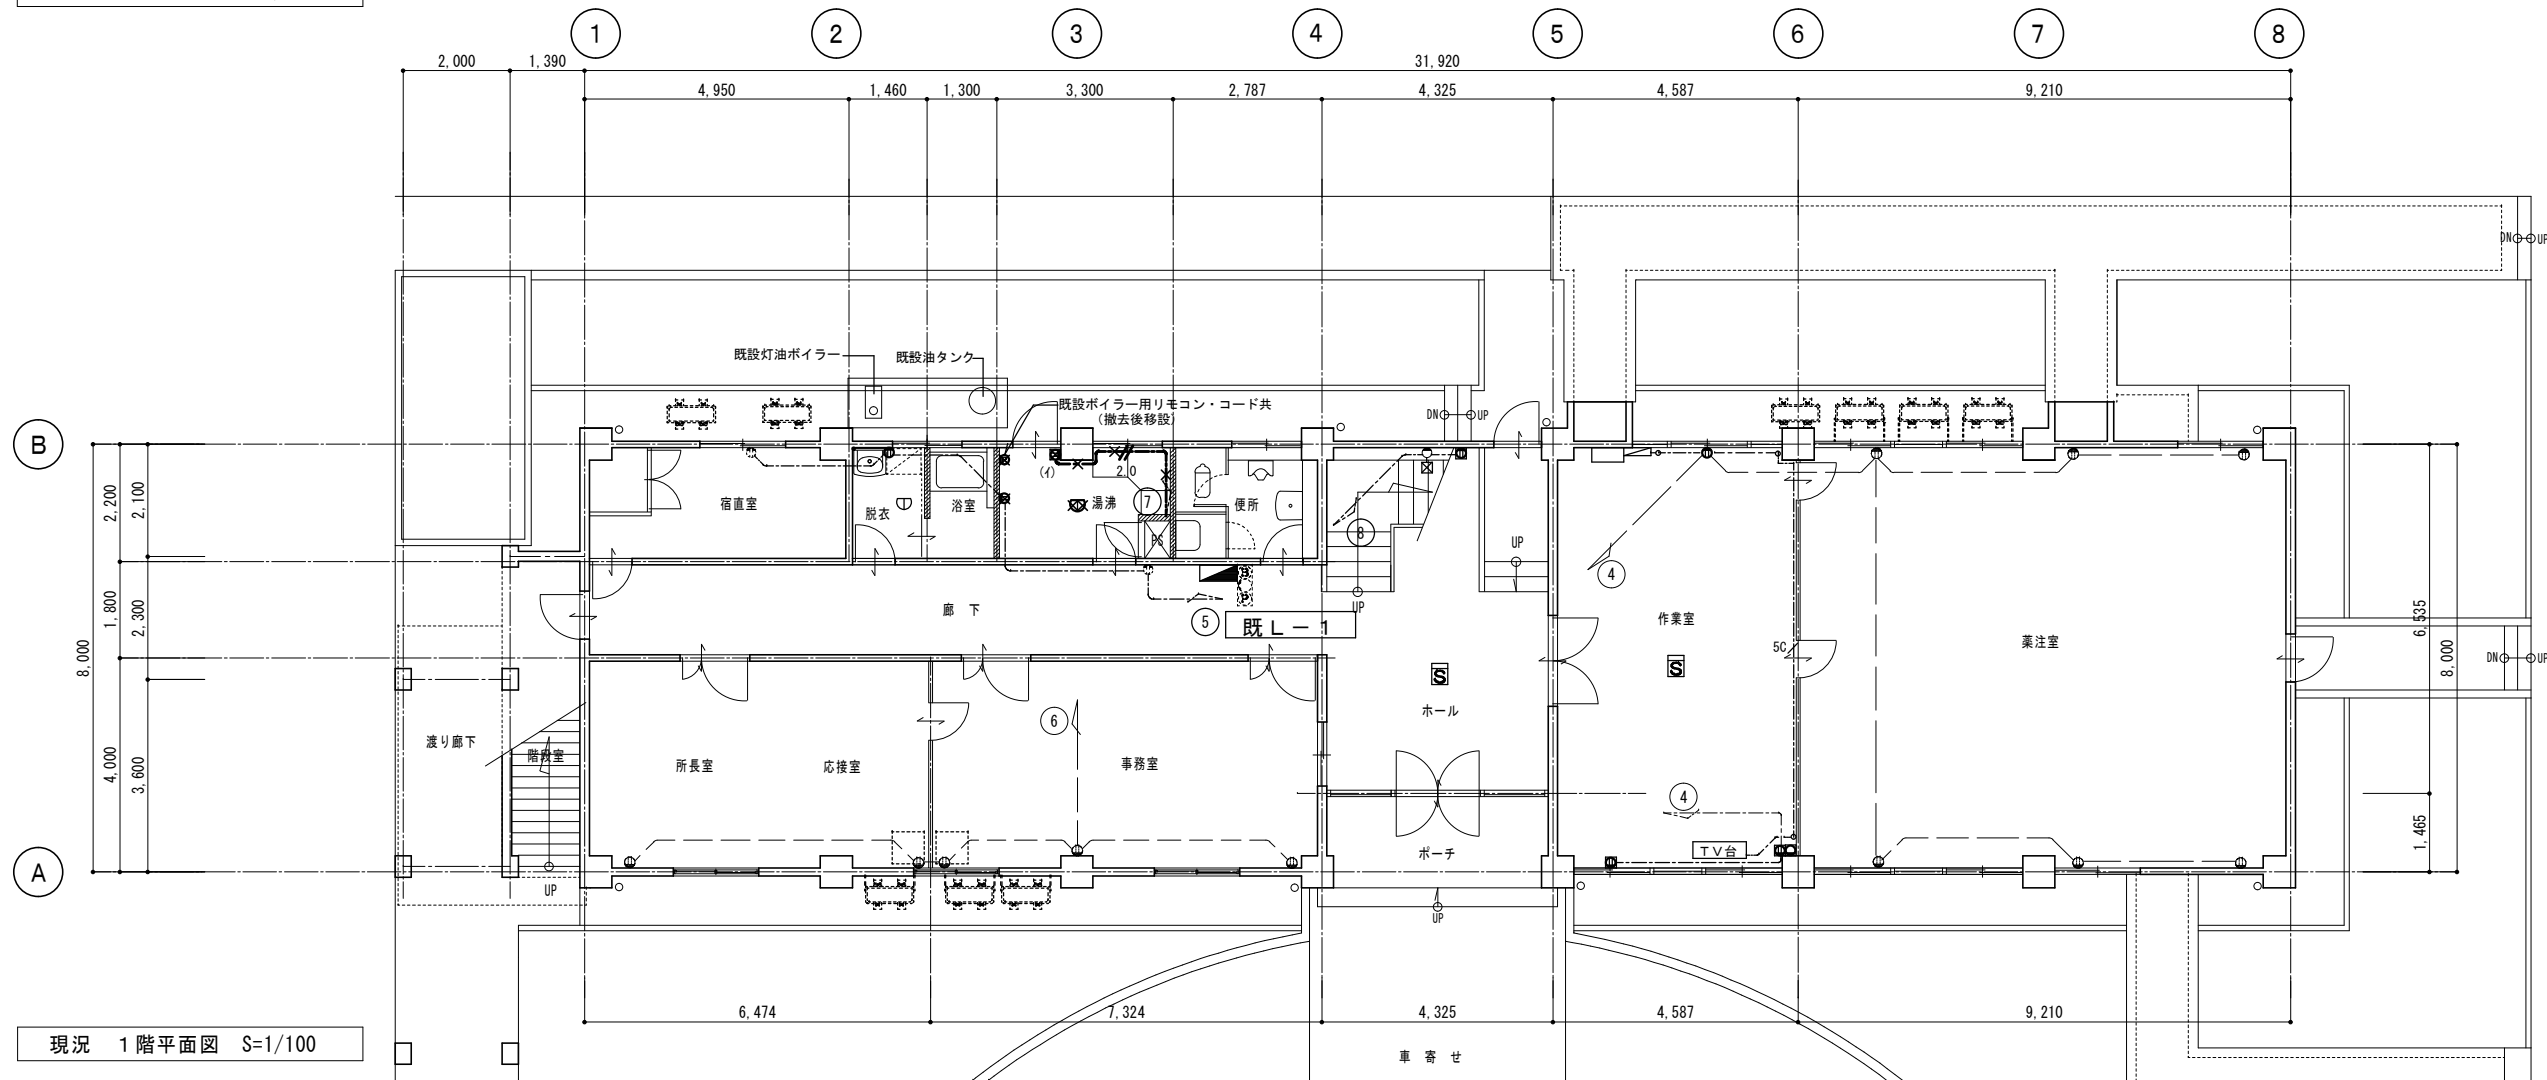

現況 1階平面図 S=1/100

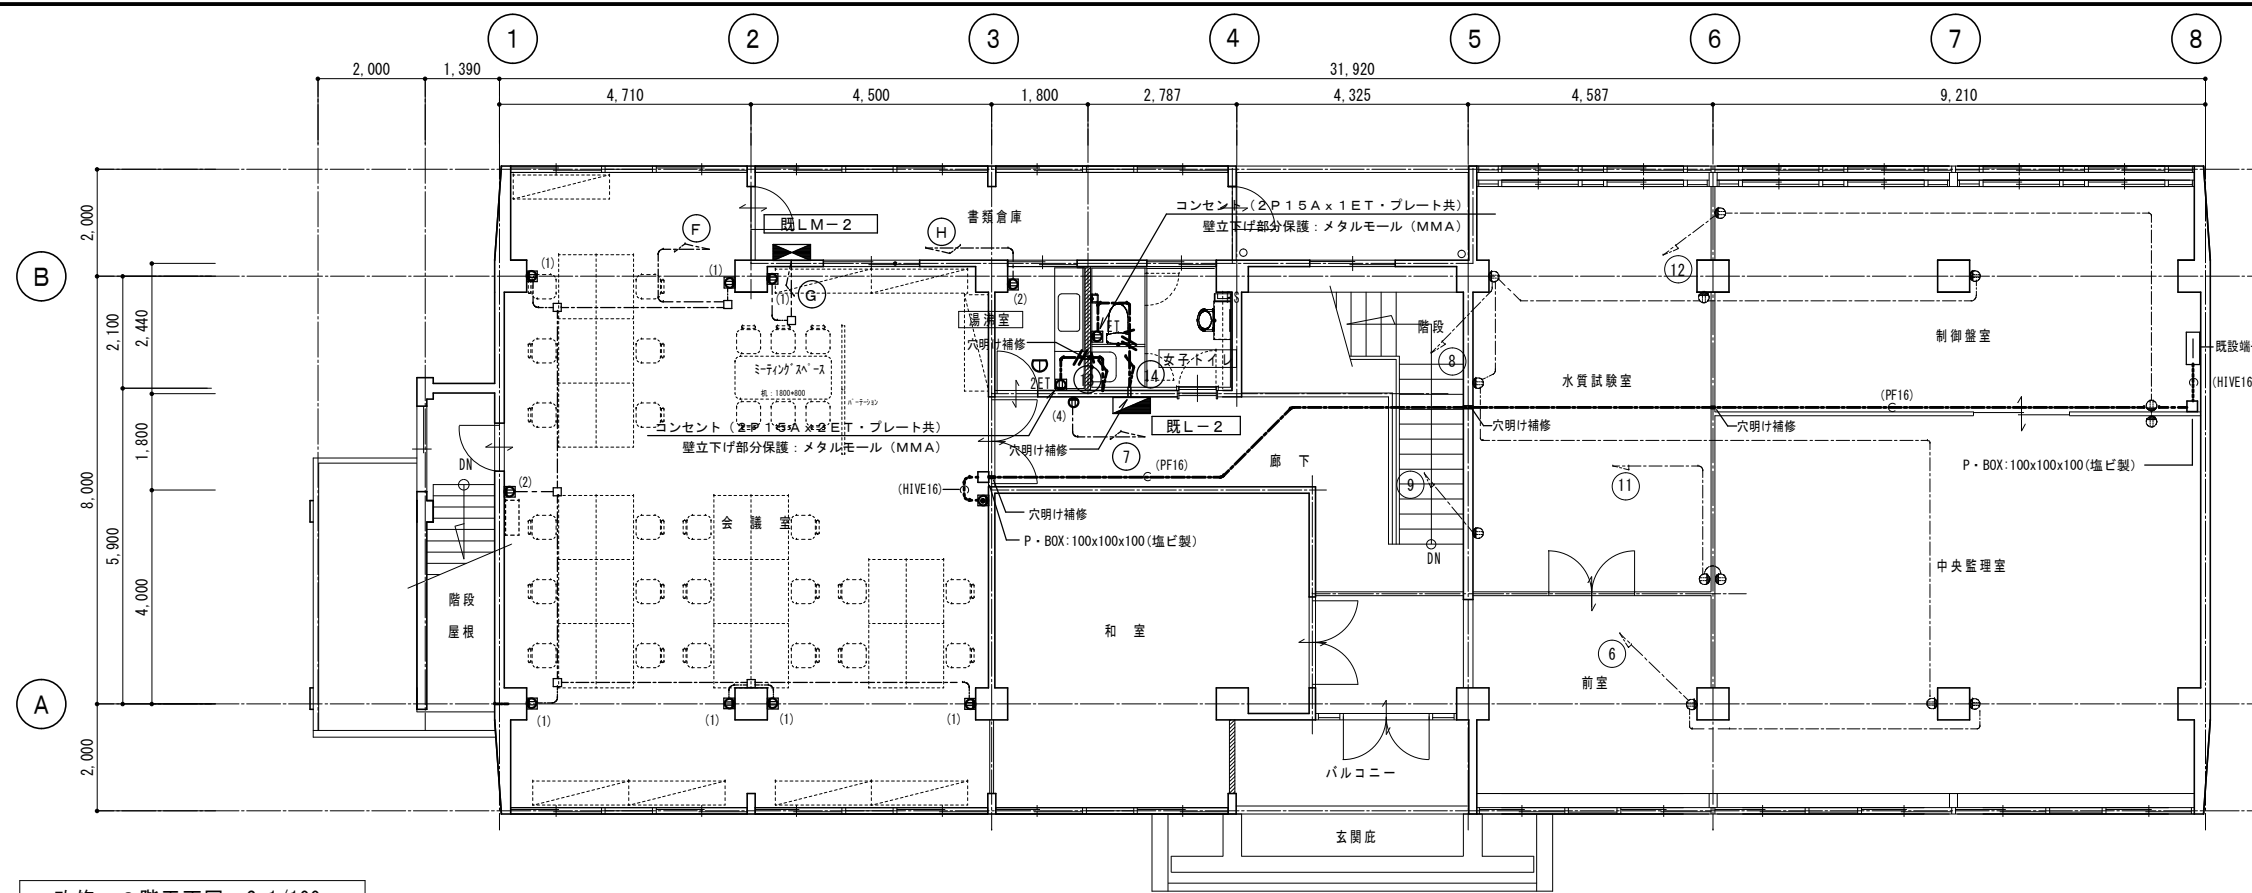


改修 2階平面図 S=1/100


凡例 共通

図中特記なき配線は下記による。


	EM-EEF2.0-2C E2.0 (HIVE22) (屋外露出配線・配管)
	EM-EEF2.0-2C E2.0 (天井内配線)
	EM-EEF2.0-2C E2.0 (PF22) (PS・壁内・コンクリート内埋設)
--- 既設配線配管を示す	
ET ●	埋込コンセント：2P15A x 1 ET P共
(1)	既設コンセント：2P15A x 2 既設配管 (E19) H:2.4m 現状のまま プレートのみ取り外しの上再取付け
(2)	既設コンセント：2P15A x 2 既設配管 (E19) H:1.1m 現状のまま プレートのみ取り外しの上再取付け
(3)	既設露出コンセント：2P15A x 2 取り外しの上再取付け
(4)	既設コンセント：2P15A x 2 プレートのみ取り外しの上再取付け
(5)	既設コンセント：2P15A x 2-2カ所 配線・横引立下げ部分保護：メタルモール (MMA=3.2m+2.4m) 取り外しの上再取付け
(A)	既設弱電ボックス (80 x 80 x 35) -1個 取り外しの上再取付け 既設ケーブル (0.8m+0.4m x 2本) 共
(B)	既設弱電ケーブル配線 取り外しの上再取付け 壁立下げ部分保護：メタルモール (MMA:2.4m)
	既設感知器：定温式 1種 防水 取り外しの上再取付け
	既設煙感知器：非蓄積型 埋込型 取り外しの上再取付け
	電話用配管 (PF16) 天井内配管
	電話用配管 (HIVE16) 露出配管
	電話用ノズルプレート・塩ビ製露出スイッチボックス1個用 (1方出) 16

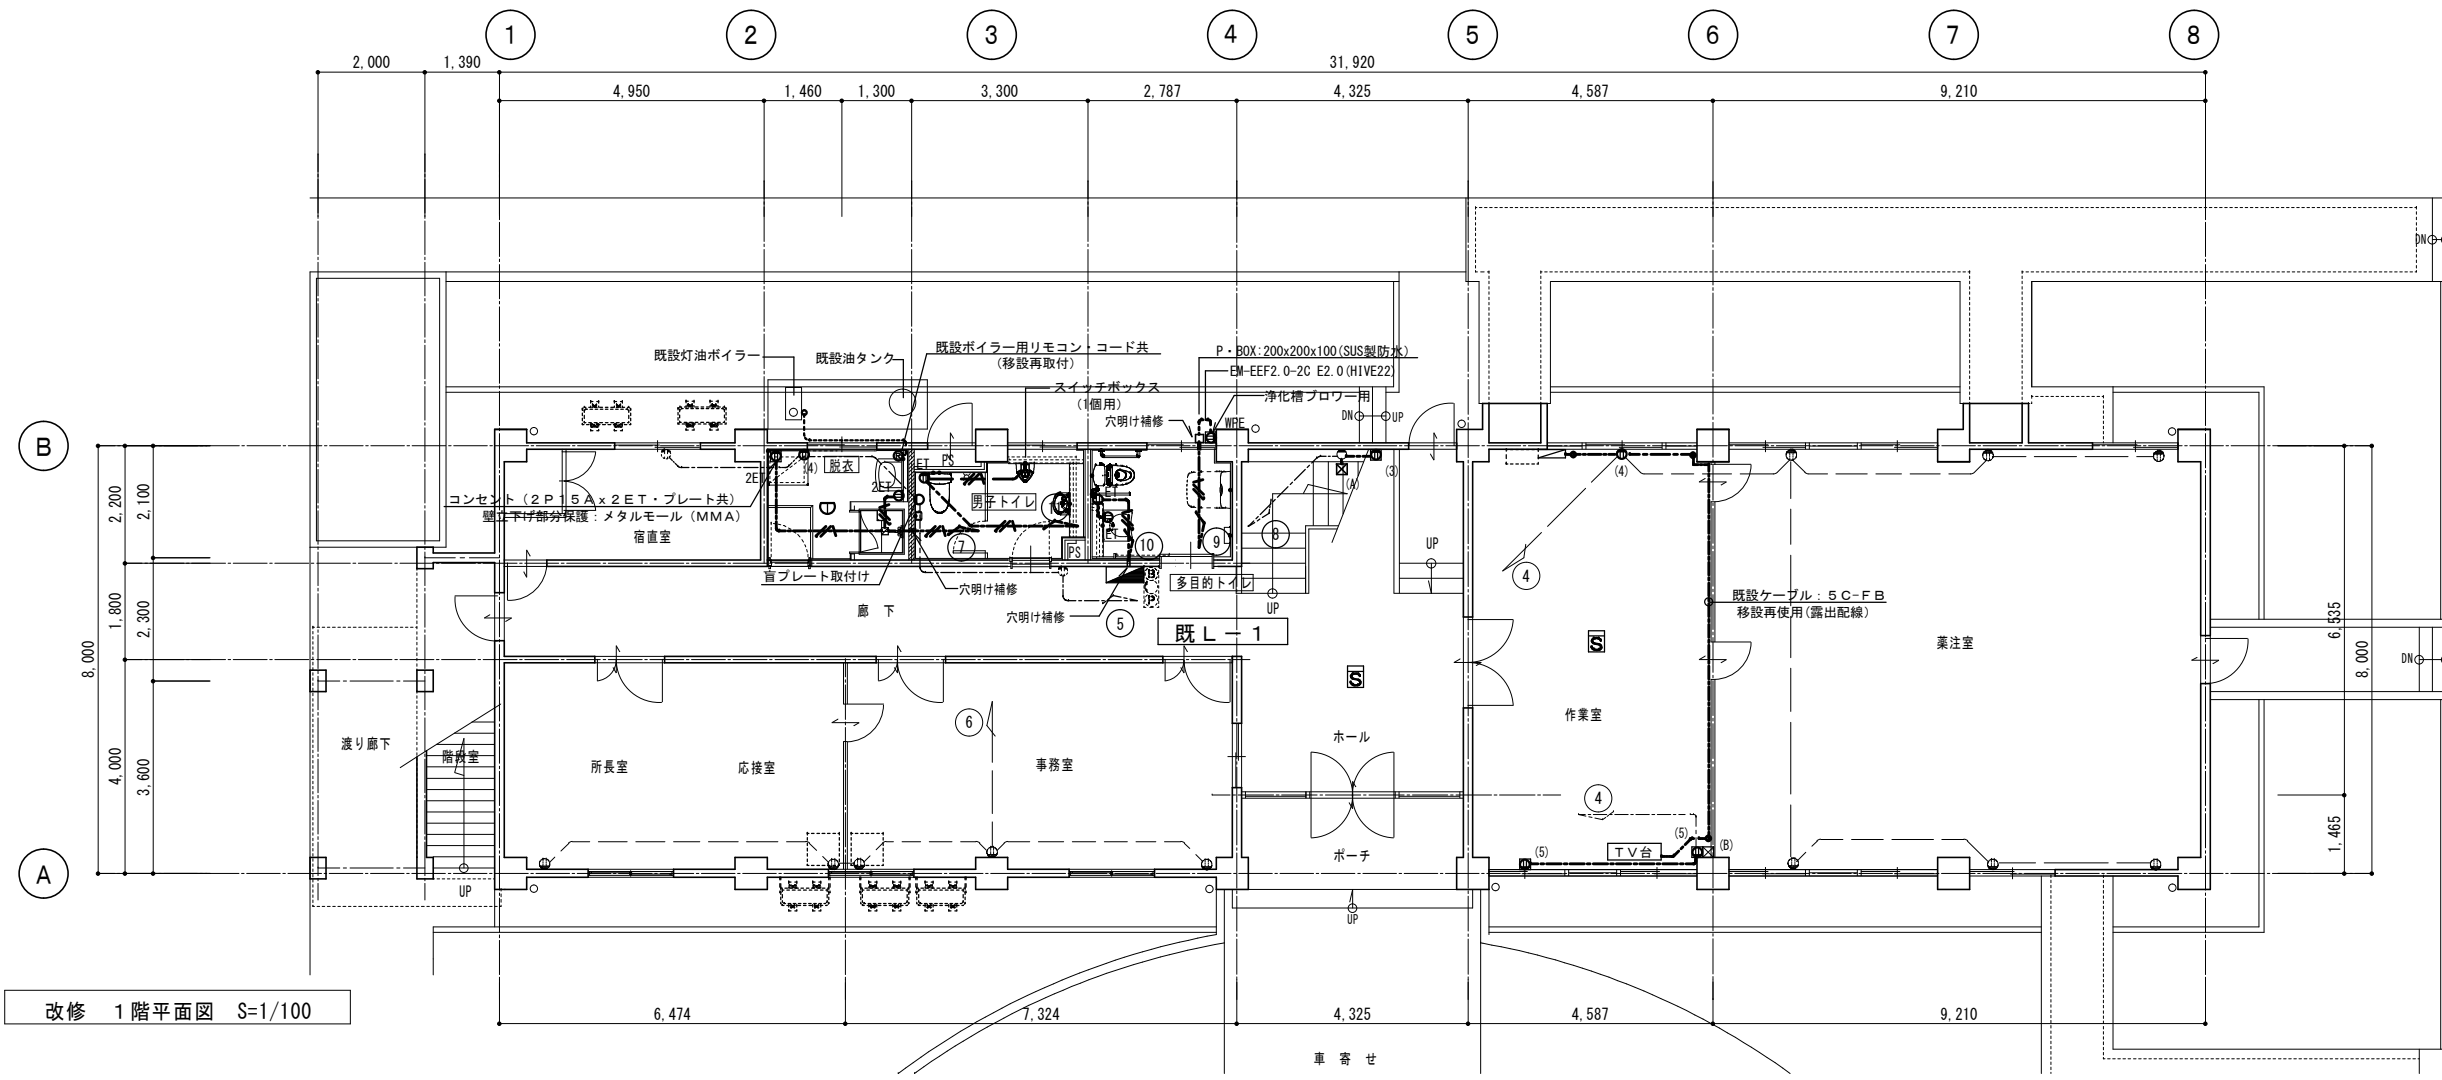

改修 1階平面図 S=1/100

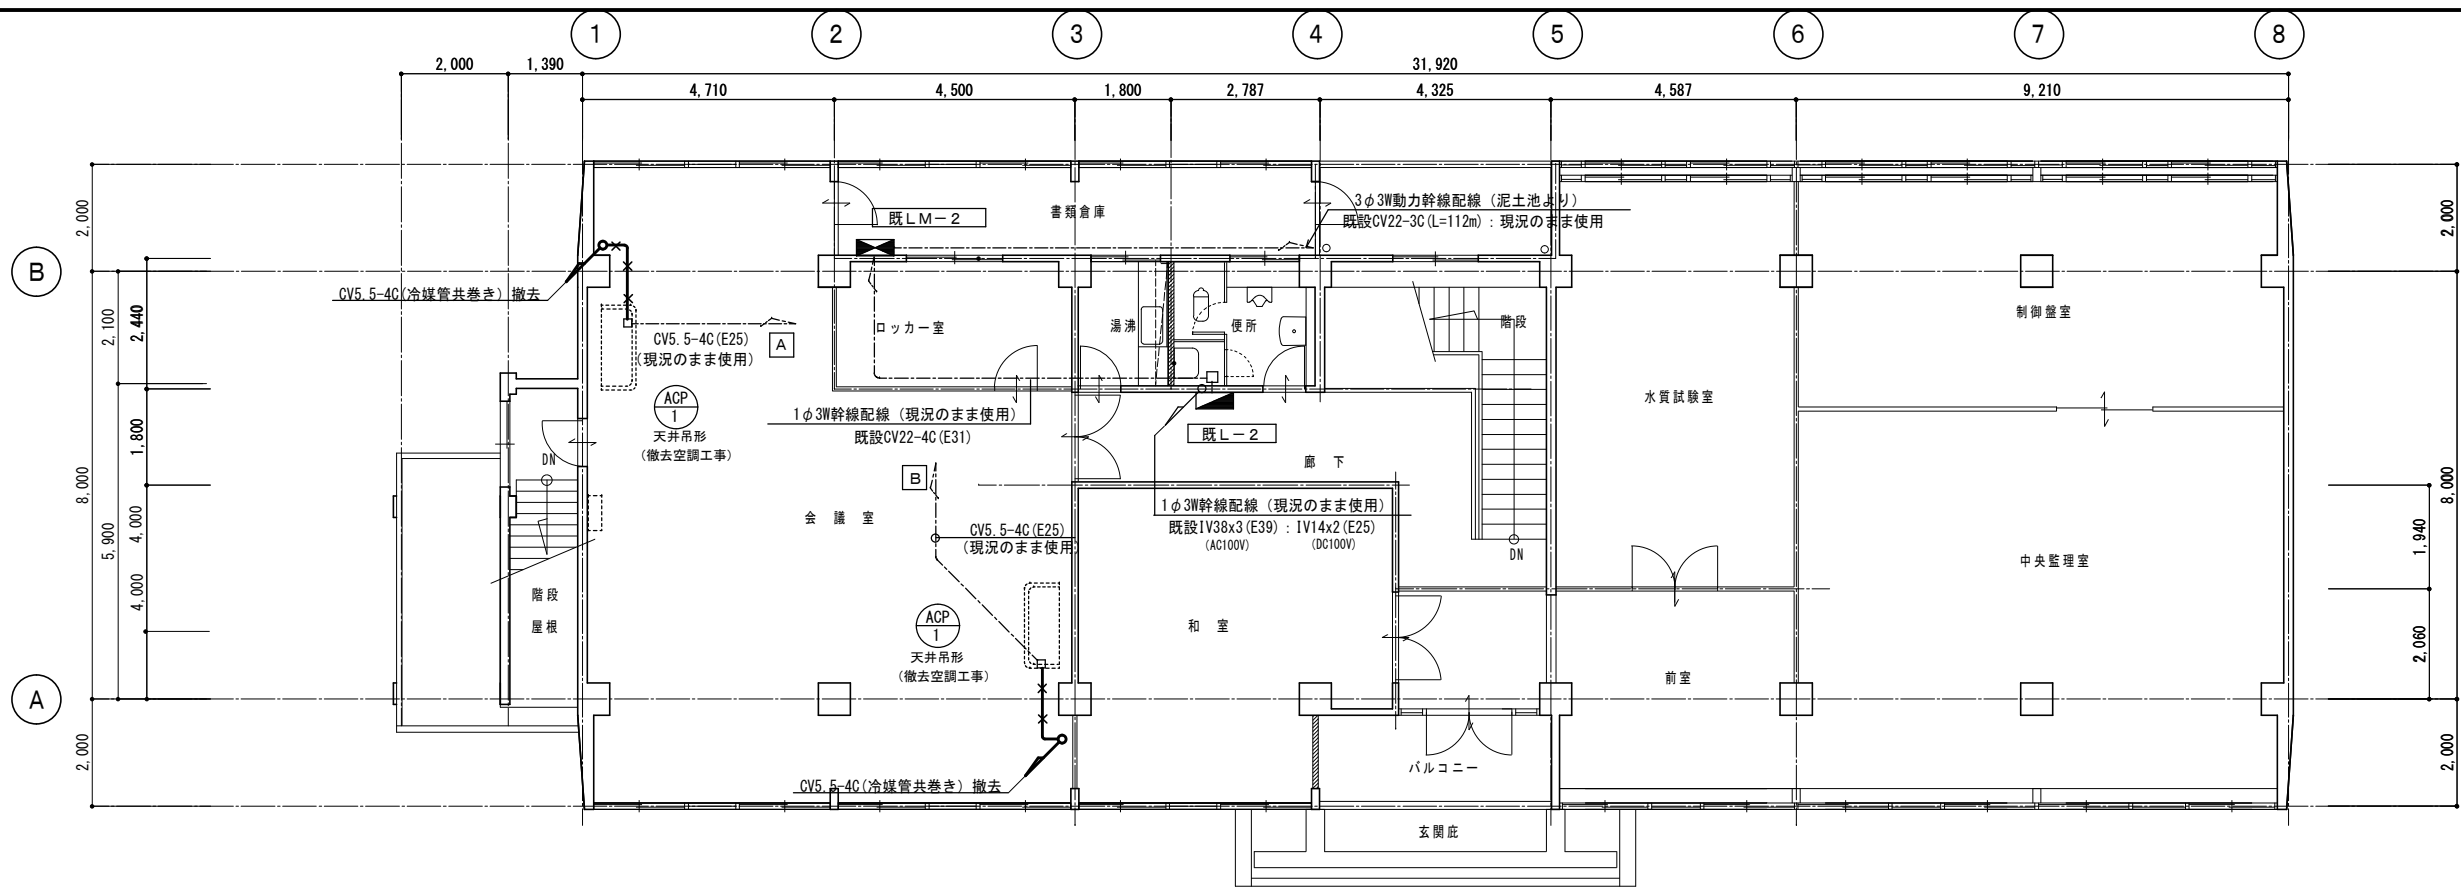

現況 2階平面図 S=1/100

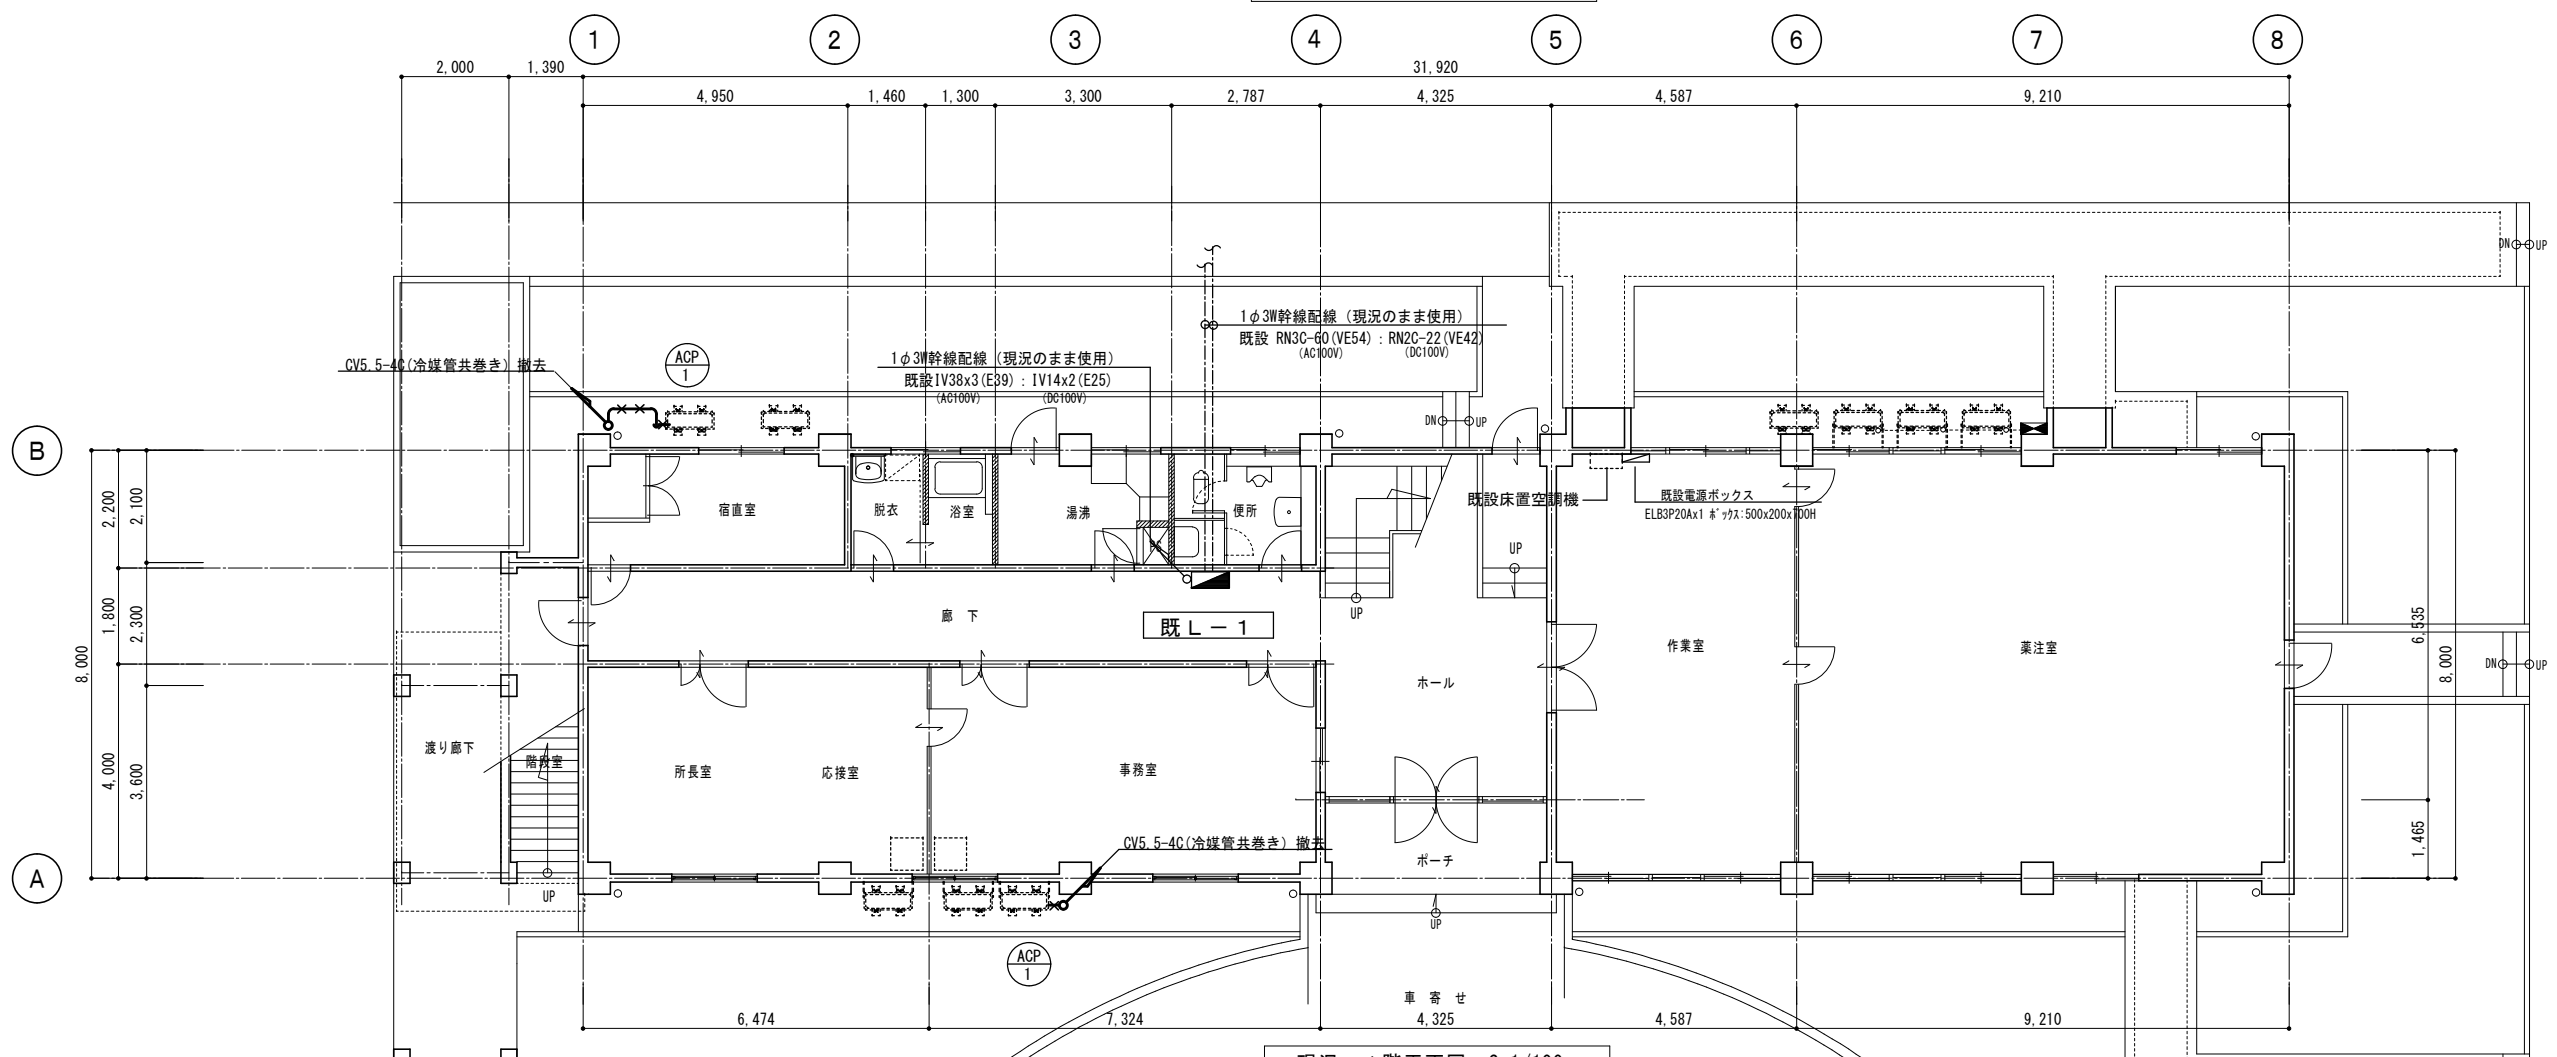


現況 1階平面図 S=1/100


徳島県土木整備部営繕課	●工事名	R1 営繕 吉野川北岸工業用水道 松・長岸 管理本館改修工事建築	●図面番号	E-08
	●図面名	現況 平面図 (幹線・動力配線図)	●縮尺	1/100

**小松設計**  
 管理建築士  
 1級建築士 小松 裕明  
 大臣登録 第 344067 号



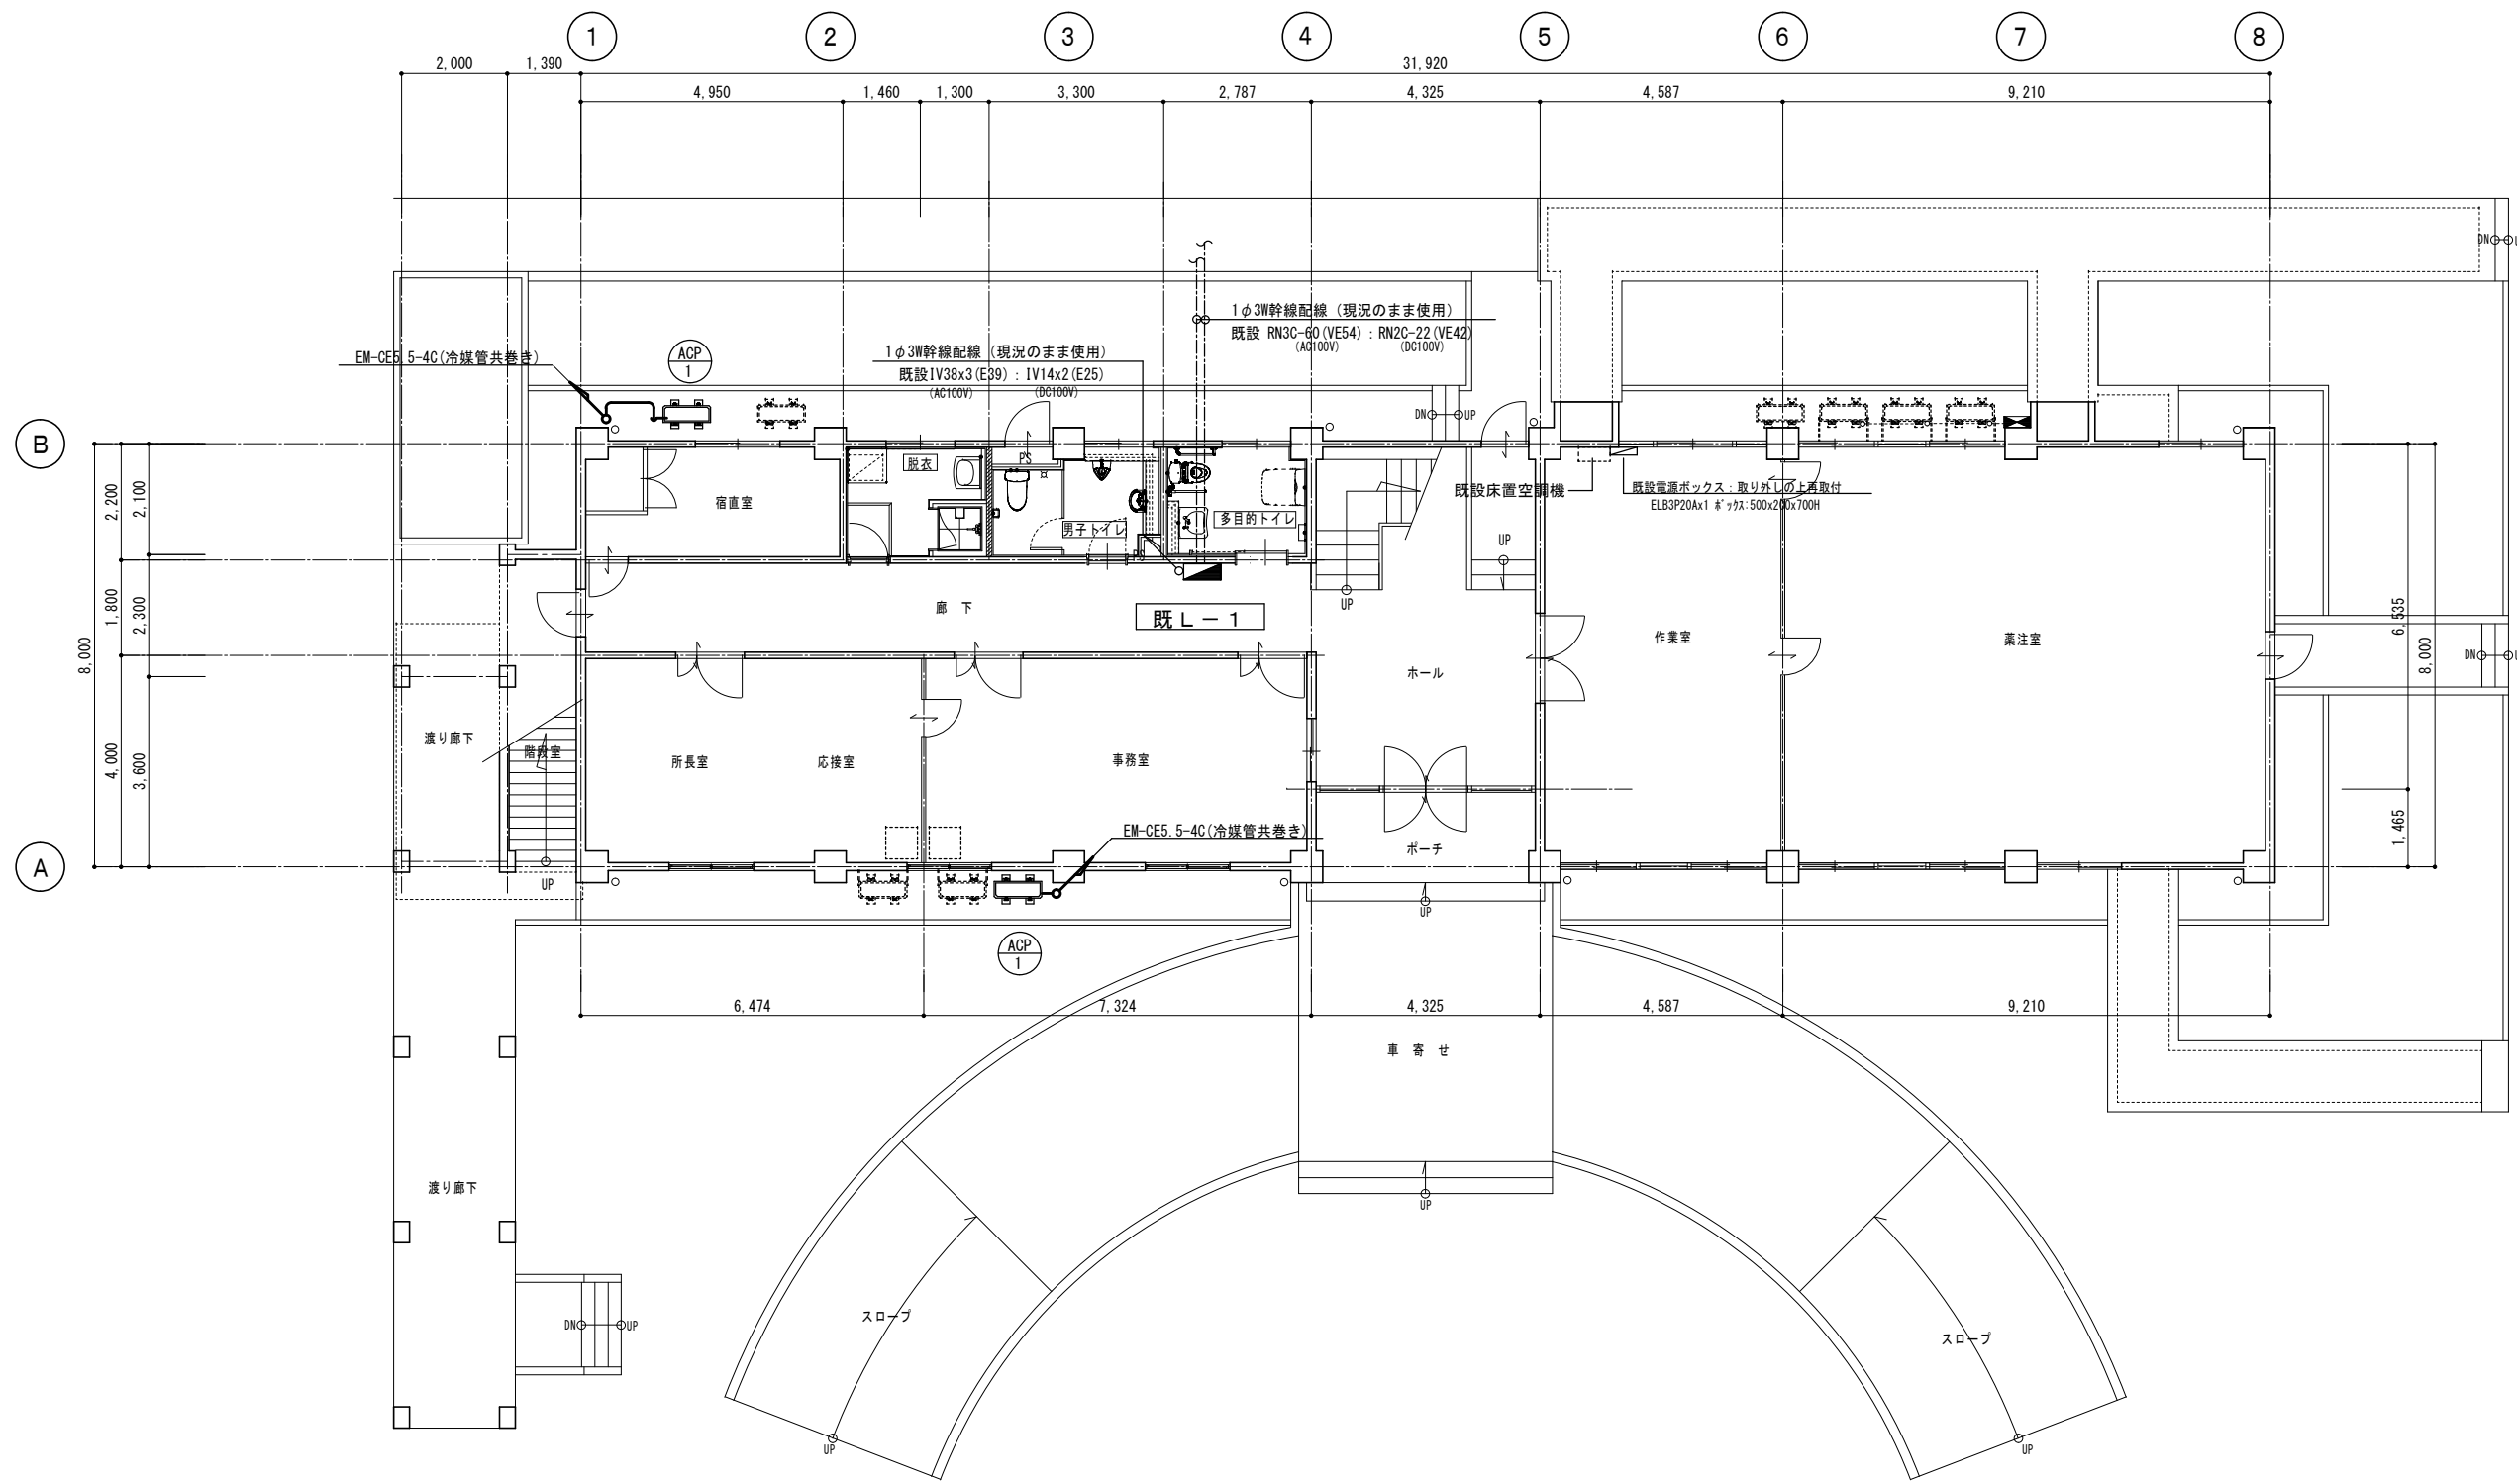


改修 1階平面図 S=1/100

 徳島県土整備部営繕課 ●工事名 R 1 営繕 吉野川北岸工業用水道 松・長岸 管理本館改修工事建築 ●図面名 改修 1階平面図 (幹線・動力配線図)	●図面番号 E-09	 <b>小松設計</b> 管理建築士 1級建築士 小松 裕明 大臣登録 第 344067 号
	●縮尺 1/100	


既設盤結線図

1φ3W幹線配線 (現況のまま使用)  
既設 RN3C-60 (VE54) : RN2C-22 (VE42)  
(AC100V) (DC100V)

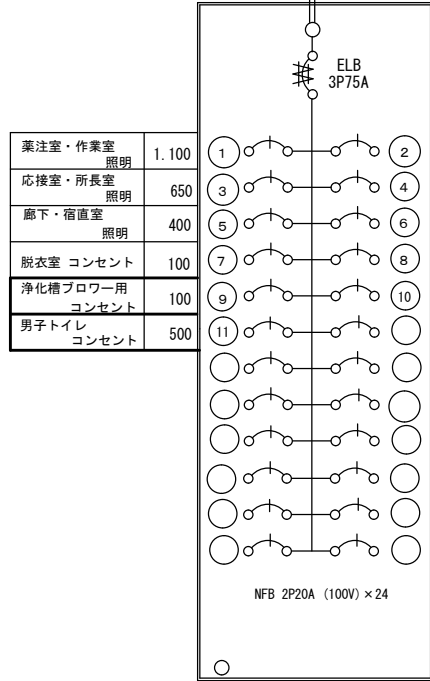

薬注室・作業室 照明	1,100
応接室・所長室 照明	650
廊下・宿直室 照明	400
脱衣室 コンセント	100
浄化槽ブロー用 コンセント	100
男子トイレ コンセント	500

1φ3W幹線配線 (現況のまま使用)  
既設 IV38x3 (E39) : IV14x2 (E25)  
(AC100V) (DC100V)

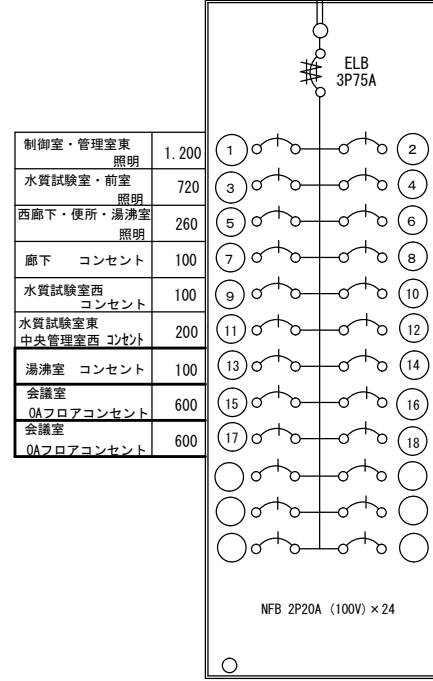

制御室・管理室東 照明	1,200
水質試験室・前室 照明	720
西廊下・便所・湯沸室 照明	260
廊下 コンセント	100
水質試験室西 コンセント	100
水質試験室東 中央管理室西 コンセント	200
湯沸室 コンセント	100
会議室 0Aフロアコンセント	600
会議室 0Aフロアコンセント	600

事務室・ポーチ 照明	660
薬注室・作業室 コンセント	800
事務室・所長室 コンセント	500
電話 専用コンセント	100
多目的トイレ コンセント	1,000


中央管理室西 照明	720
東廊下・階段 照明	150
中央管理室 コンセント	200
水質試験室・制御室 コンセント	500
火報	100
制御室 コンセント	300
女子トイレ コンセント	500
会議室 0Aフロアコンセント	600
会議室 0Aフロアコンセント	600

既 L-1

既 L-2

3φ3W動力幹線配線 (泥土池より)  
既設 CV22-3C (L=112m) : 現況のまま使用

1φ3W幹線配線 (現況のまま使用)  
既設 CV22-4C (E31)

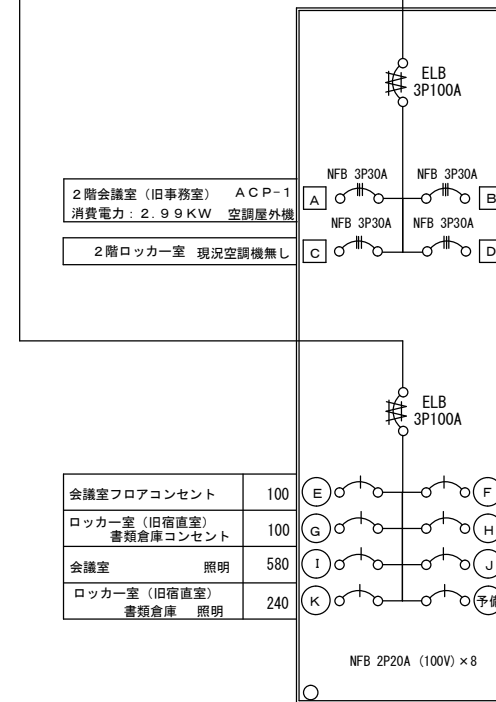

2階会議室 (旧事務室) ACP-1	消費電力: 2.99KW	空調屋外機
2階ロッカー室	現況空調機無し	

2階会議室 (旧事務室) ACP-1	消費電力: 2.99KW	空調屋外機
予備		

会議室フロアコンセント	100
ロッカー室 (旧宿直室) 書類倉庫 コンセント	100
会議室 照明	580
ロッカー室 (旧宿直室) 書類倉庫 照明	240

会議室 壁付コンセント	700
湯沸室 コンセント	100
会議室 照明	500


既 LM-2

2階書類倉庫


凡例 共通

図中特記なき配線は下記による。

	EM-EEF2.0-2C E2.0 (天井内配線)
	(2F会議室0A707-内007配線)
	ハーネスジョイントボックス
	4分岐 E付
	0Aタップコンセント
	2P15AEx4口 コード3m

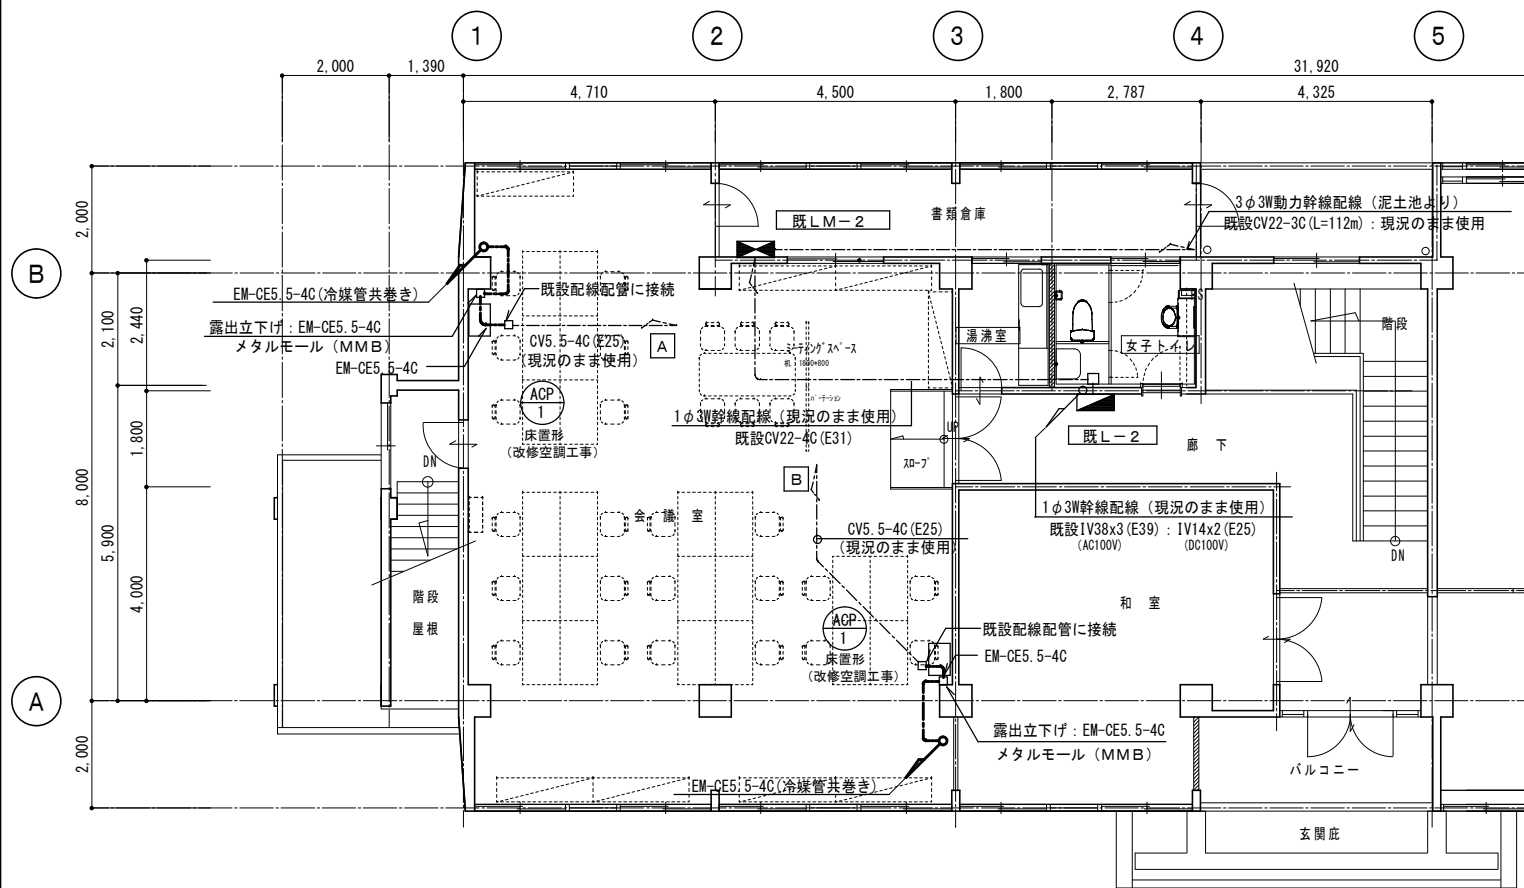

改修 2階平面図 S=1/100  
(幹線・動力・盤配線図)

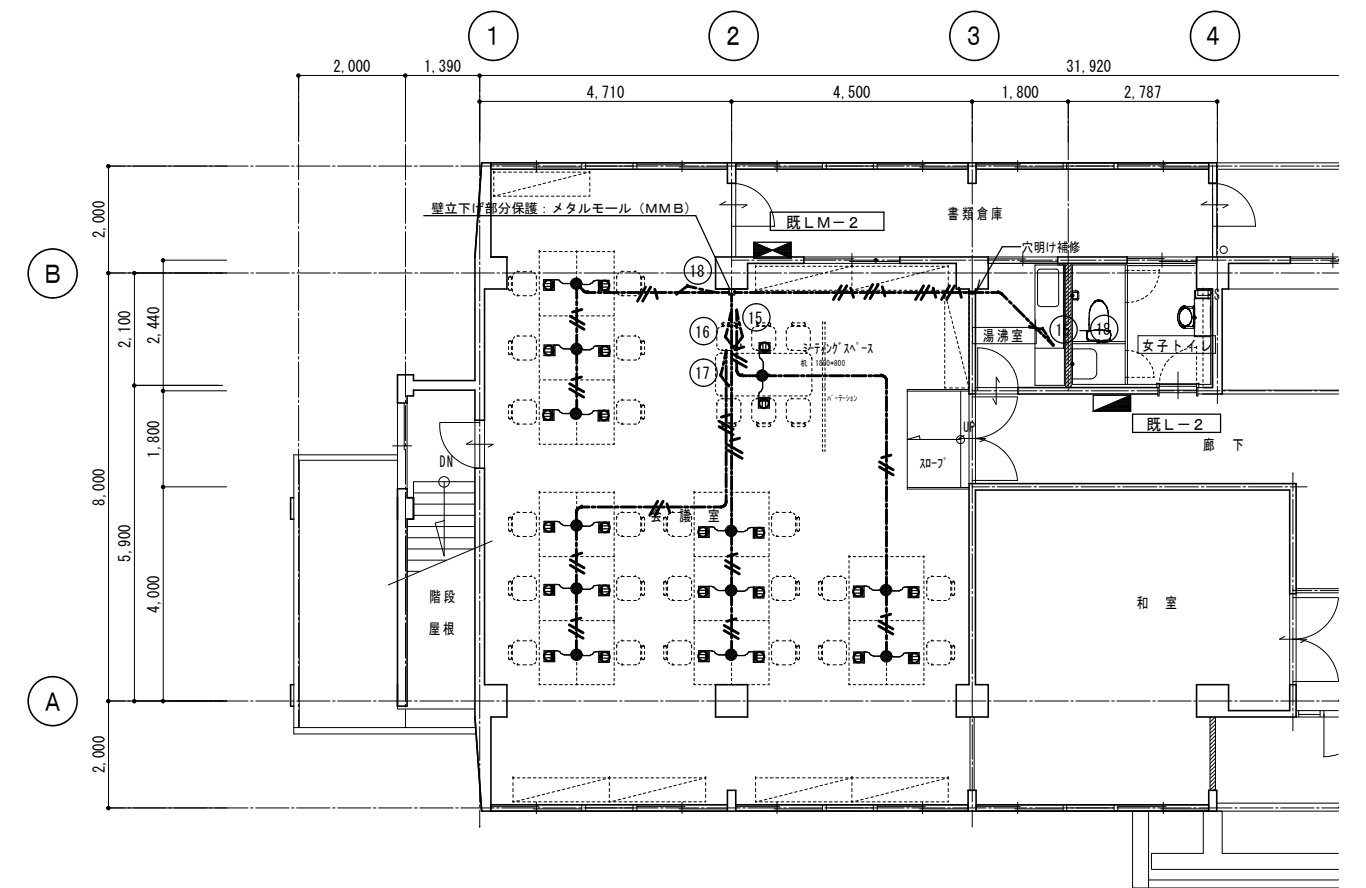

改修 2階平面図 S=1/100  
(0Aコンセント配線図)



## 空調工事仕様書

## I. 工事種目

種 目	工 事 概 要
空 調 設 備	改修工事に伴う空調機の取付け・冷媒・ドレン配管工事を設計図面にに基づき施工する。
換 気 設 備	改修に伴う換気扇の取付け・ダクト工事を設計図面にに基づき施工する。
撤 去 工 事	空調機器・換気機器及び冷媒・ドレン配管の撤去工事を設計図面にに基づき施工する。

## II. 共通仕様

特記仕様書及び図面に記載されていない事項は、国土交通省大臣官房官庁営繕部監修の「公共建築工事標準仕様書(機械設備工事編)(平成28年版)」(ただし、改修工事の場合は「公共建築改修工事標準仕様書(機械設備工事編)(平成28年版)」)及び「公共建築設備工事標準図(機械設備工事編)(平成28年版)」による。なお、本工事が建築工事又は電気設備工事を含む場合は、それぞれの工事に係る標準仕様書による。また、国土交通省大臣官房官庁営繕部監修の「機械設備工事監理指針(平成28年版)」を参考とする。

## III. 特記仕様1(一般共通事項)

- 本工事に必要な工事用電力、水などの費用及び官公署への諸手続などの費用は本工事に含む。  
官公署その他への届出手続等は(標仕 <I>1.1.3)により行う。なお、(監理指針 <I>1.1.4)を参考とする。
- 工事の着手に先立ち工事の総合的な計画をまとめた総合施工計画書を作成し、監督員に提出する。また、品質計画及び工種別の施工計画書並びに施工図等を当該工事の施工に先立ち作成し、監督員に提出する。品質計画及び施工図等については、監督員の承諾を受ける。(標仕 <I>1.2.2、<I>1.2.3)  
品質管理は、適切な時期に品質計画に基づき確認、試験又は検査を行う。結果が管理値を外れるなど疑義が生じた場合は、品質計画にしたがって適切な処理を施す。  
また、その原因を検討し、再発防止のための必要な処置をとる。(標仕 <I>1.3.4、監理指針 <I>1.3.4)  
使用する機材が、設計図書に定める品質及び性能を有することの証明となる資料(製作図、試験成績書を含む)を監督員に提出する。(JISマーク等表示品を除く)(標仕 <I>1.4.2)  
上記の施工計画書には、「地下埋設物等の近接作業に関する事項」を設けること。
- 設計図書に疑義が生じたり、現場の納まり又は取合い等の関係で設計図書にすることが困難又は不都合な場合が生じたときは、「疑義に対する協議等」(標仕 <I>1.1.8)による。
- 本工事の施工及び管理にあたり法規上必要となる有資格者については、工事着手前に資格者名簿を提出する。
- 本工事のうち建築工事、電気工事及び管工事について下請業者を使用する場合は、工事の施工に十分な能力と経験を有した者を選定すること。
- 機器類は、図示する形状又は配管などの取出し位置等により、特定製造者の特定の製品を指定若しくは限定しない。
- 既存のコンクリート床、壁等の配管貫通部の穴明けは、原則としてダイヤモンドカッターによる。(改修標仕 <2>4.1.3)  
梁、スラブ等の構造体貫通の場合は、施工方法について監督員の確認を受けた後に施工する。
- 本工事の施工に伴い既成部分を汚染又は損傷した場合は、既成にならぬ補修する。
- 発生材の処理等は、「発生材の処理等」(標仕 <I>1.3.9)により行う。  
(1) PCBを含む機器は、調書を添えて引き渡しとする。  
(2) 空調機器の整備や撤去処分を行う場合は、フロン類の使用の合理化及び管理の適正化に関する法律をはじめとする関係法令に基づき、作業や手続きを行う。家電リサイクル法に該当する機器については、家電リサイクル法により処理すること。
- 耐震施工  
「官庁施設の総合耐震計画基準及び同解説(平成8年版)(建設大臣官房官庁営繕部監修)」によることとし、施工は「建築設備耐震設計・施工指針(2005年版)(国土交通省国土技術政策総合研究所・独立行政法人建築研究所監修)」による。  
(1) 本工事の建物分類は(特定の施設(一般の施設))であり、地域係数は(1.0・0.9)とする。  
(2) 設計用水平地震力は、機器の質量(自由表面を有する水槽その他の貯槽にあっては有効質量)に、地域係数及び設計用標準水平震度を乗じたものとする。なお、特記なき場合は設計用水平震度は次による。

設計用標準水平震度		特定の施設		一般の施設	
設置場所	機器種別	重要機器	一般機器	重要機器	一般機器
上層階 屋上及び塔屋	機 器	2.0	1.5	1.5	1.0
	防振支持の機器	2.0	2.0	2.0	1.5
	水 槽 類	2.0	1.5	1.5	1.0
中層階	機 器	1.5	1.0	1.0	0.6
	防振支持の機器	1.5	1.5	1.5	1.0
	水 槽 類	1.5	1.0	1.0	0.6
1階及び地下階	機 器	1.0	0.6	0.6	0.4
	防振支持の機器	1.0	1.0	1.0	0.6
	水 槽 類	1.5	1.0	1.0	0.6

(注) 上層階の定義は次のとおりとする。

2～6階の場合は最上階、7～9階の場合は上層2階、10～12階建の場合は上層3階、13階以上の場合は上層4階  
重要機器 ( ・ 防災機器 ・ 火気を使用する機器 ・ タンク類 ・ )

- 設計用鉛直地震力は、設計水平地震力の1/2とし、水平地震力と同時に働くものとする。
- 質量100kg以下の軽量な機器(標仕の適用を受けるものは除く)の取付については、機器製造者の指定する方法で確実に取付けを行うものとし、特に計算を行わなくともよい。

- 各種荷重計算  
対象機材 ( ・ 屋上、塔屋等に設置する機器 ・ )
- 強度計算  
対象機材 ( ・ 配管及びダクト支持材 ・ 煙道支持材 ・ )
- コンクリート工事  
熱源機基礎 ( ・ 強度試験 ( ・ 公共試験機関 ・ JIS工場 ) ・ 構造体強度補正值(S)による補正 ・ 調査表提出 ・ アルカリ骨材反応抑制対策確認 ・ 鉄筋材料の規格品証明書提出 )

※強度試験の立会いについて、試験を公共試験機関で行う場合は、現場代理人又は主任(監理)技術者が、JIS工場の場合は、監督員と現場代理人又は主任(監理)技術者が行うものとする。

## IV. 特記仕様2(特記事項)

- 配管の吊り及び支持は、「標仕」及び「標準図」に従い行う。(標仕 <2>2.6.1、<2>2.6.3)
- 床下土中埋設配管についても吊り又は支持を行い、管の保護のため山砂の類にて管の周囲を埋め戻した後、掘削土の良質土で埋め戻す。
- 管(排水管を除く)を屋外土中埋設する場合は管の保護のため山砂の類にて管の周囲を埋め戻した後、掘削土の良質土で埋め戻し、地中埋設表示(表示テープ及び埋設標)を行う。(標仕 <2>2.7.1、監理指針 <2>2.7.1)
- 排水管を屋外土中埋設する場合は、「標仕」の当該事項に従い根切り底には再生クラッシュランを遣り方にならぬ敷き込み、突き固めた後、管をなじみ良く布設する。埋め戻しは、山砂の類で管の周囲を埋め戻し十分充てんした後、掘削土の良質土で所定の埋め戻しを行う。(標仕 <2>2.7.1、監理指針 <2>2.7.1)
- 冷暖房する室(天井内を含む)に設置する全熱交換機の外気取入用ダクト及び排気用ダクトは保温(25mm厚)を行う。
- スリーブ材料については、(標仕 <2>2.2.27、監理指針 <2>2.2.27)による。貫通部の処理については、(標仕 <2>2.8.1、標準図 施工1、監理指針 <2>2.8.1)による。なお、紙製仮枠を用いる場合は、変形防止の措置を講じる。
- 弁類については、JIS-5Kとする。ただし、特記部分はJIS-10Kとする。
- 保温工事種別は、原則グラスウール保温材とする。ただし、厨房排気ダクトについては、ロックウール保温材とする。また、耐火二層管は保温を行わない。
- ポンプ及び屋外設置機器のアンカーボルト、ナットはステンレス製(SUS304)又は溶融亜鉛めっき製(HDZ35以上)とし、屋外及びビット内の配管、ダクトに使用する支持金物等についても同様とする。
- あと施工アンカーボルトの選定については、次による。  
(1) 機器類の固定には、金属拡張アンカーおねじ形又は接着系アンカーを使用し、次の機器については、施工後確認試験を行う。( ・ 熱源機器 ・ ボイラー ・ 自動制御盤 ・ )  
(2) 配管の吊り及び支持材の固定には、その自重に十分耐えうるアンカーを使用する。なお、耐震支持に使用する躯体取付用のアンカーは金属拡張アンカーおねじ形又は接着系アンカーとする。  
(3) 屋外に使用するものはステンレス製(SUS304)又は溶融亜鉛めっき製(HDZ35以上)とする。
- 次に指定する部分の露出する配管、ダクト、支持金物、架台等のうち亜鉛めっき面及び合成樹脂面の塗装は行わない。( ・ ダクトスペース、パイプシャフト内 ・ )  
屋内、屋外及びビット内の支持金物等のうち、ステンレス製(SUS304)又は溶融亜鉛めっき製のものは、原則塗装を行わない。硬質塩化ビニル管にカラーパイプを使用する場合は、監督員との協議により塗装を省略することが出来る。  
次の部分の露出する電線管、支持金物、架台等は塗装を行う。  
( ・ 一般居室、廊下等 ・ )  
亜鉛めっき金属電線管はエッチングプライマー1種(JIS-K-5633)による化学処理を行った後調合ペイント2回塗りとする。  
屋外布設の厚鋼電線管は、めっき付着量が300g/m<sup>2</sup>のものを使用し、塗装不要とする。
- 水圧試験、満水試験、気密試験等は、配管途中若しくは隠ぺい、埋め戻し前又は配管完了後の塗装又は被覆施工前に行う。(標仕 <2>2.9.1)
- 機器には名称及び記号を、配管及びダクトには、識別表示・用途・流れ方向を記入する。(標仕 <I>1.7.4)  
なお、屋外及び水気のある場所(弁井内等を含む)での機器の名称・配管識別表示等については、塗装書き又は耐候性を有するカッティングシートとし、バルブの状態表示を示す表示札等については、合成樹脂製又はアクリル製で文字等がシルク印刷又はエッチング加工されたものとする。
- 機材の検査に伴う試験については、標仕 <I>1.4.6により行う。製造者において試験方法を定めている項目については、試験要領書を提出する。
- ダクトは図面特記部分以外は、低圧ダクトとする。  
長辺の長さ1,500mm以下の長方形低圧ダクトの工法 ( ・ コーナーボルト工法 ( ・ 共板フランジ工法 ・ スライドオンフランジ工法 ) ・ アンゲルフランジ工法 )  
上記以外の長方形ダクト及び厨房排気ダクトは、アンゲルフランジ工法とする。
- 冷媒管に使用する断熱材被覆鋼管の断熱厚さは、液管は10mm以上、ガス管を20mm以上とする。  
ただし、液管の呼び径が9.52mm以下の断熱厚さは、8mmとしてもよい。
- 試運転調整にあたっては、(監理指針 参考資料 資料2 試運転調整法 2.1.2.2)を参考とする。低圧屋内配線、弱電流電線については絶縁抵抗測定を行う。


## V. 使用材料(管材)


用 途	名 称	番 号	備 考
冷水・温水・冷温水	配管用炭素鋼鋼管(白)	JIS G 3452	SGP
〃	水道用耐熱性硬質塩化ビニルライニング鋼管	JWWA K 140	SGP-HVA(管端防食継手)
〃	配管用ステンレス鋼管	JIS G 3459	SUS304
〃	一般配管用ステンレス鋼管	JIS G 3448	SUS304
冷却水	水道用硬質塩化ビニルライニング鋼管	JWWA K 116	SGP-VA(管端防食継手)
膨張・空気抜・補給水	配管用炭素鋼鋼管(白)	JIS G 3452	SGP
〃	水道用耐熱性硬質塩化ビニルライニング鋼管	JWWA K 140	SGP-HVA(管端防食継手)
蒸気(往)	配管用炭素鋼鋼管(黒)	JIS G 3452	SGP
蒸気(還)	圧力配管用炭素鋼鋼管(黒 Sch 40)	JIS G 3454	STPG370
油・油用通気	配管用炭素鋼鋼管(黒)	JIS G 3452	SGP
冷 媒	断熱材被覆鋼管	原管 JIS H 3300	
排 水	硬質ポリ塩化ビニル管	JIS K 6741 又は6742	VP(30φ以下はJIS K 6742を使用してもよい)
〃	排水用硬質塩化ビニルライニング鋼管	WSP 042	DVLP
〃	耐火二層管(内管VP)		

## VI. 機材等


- 本工事に使用する材料・機材等は、設計図書に定める品質及び性能を有するもの、又は同等のものとする。ただし、同等のものを使用する場合は、あらかじめ監督員の承諾を受ける。
- 下表に示す材料・機材等の製造業者等は次の(1)から(3)の事項を満たすものとし、証明となる資料又は外部機関が発行する品質及び性能等が評価されたものを示す書面を提出して監督員の承諾を受ける。  
(1) 品質及び性能に関する試験データが整備されていること。  
(2) 法令等で定めがある場合は、その許可、認可、認定又は免許を取得していること。  
(3) 製造又は施工の実績があり、その信頼性があること。


品 目	機 材 名 ・ 注 記
ボイラー	鋼製簡易ボイラー、鋳鉄製ボイラー、鋼製小型ボイラー、鋼製ボイラー
温水発生機	真空式温水発生機(鋼製・鋳鉄製)、無圧式温水発生機(鋼製・鋳鉄製)
冷凍機	テリングユニット(空気熱源ヒートポンプユニット含む。)、直だき吸収式冷温水機 小形吸収冷温水ユニット、遠心冷凍機
冷却塔	
空調和機	ユニット形空調和機、ファンコイルユニット(カセット形)、コンパクト形空調和機 パッケージ形空調和機、ガスエンジンヒートポンプ式空調和機
空気清浄装置	エアフィルター(パネル形、折込み形、袋形)、自動巻取形エアフィルター、電気集塵器
全熱交換器	全熱交換器(回転形・静止形)、全熱交換ユニット
送風機類	遠心送風機(多翼形送風機)、斜流送風機、軸流送風機、消音ボックス付送風機
ポンプ類	横形遠心ポンプ、立形遠心ポンプ
ダクト付属品	吹出口・吸込口、風量ユニット(定風量・変風量)
自動制御システム	
タンク	密閉形隔膜式膨脹タンク(空調用)
中央監視制御装置	

	徳島県県土整備部営繕課	●工事名 R1 営繕 吉野川北岸工業用水道 松・長岸 管理本館改修工事建築	●図面番号 C-01	 <b>小 松 設 計</b> 管理建築士 1級建築士 小 松 裕 明 大臣登録 第 344067 号
		●図面名 空調工事特記仕様書	●縮尺 —	

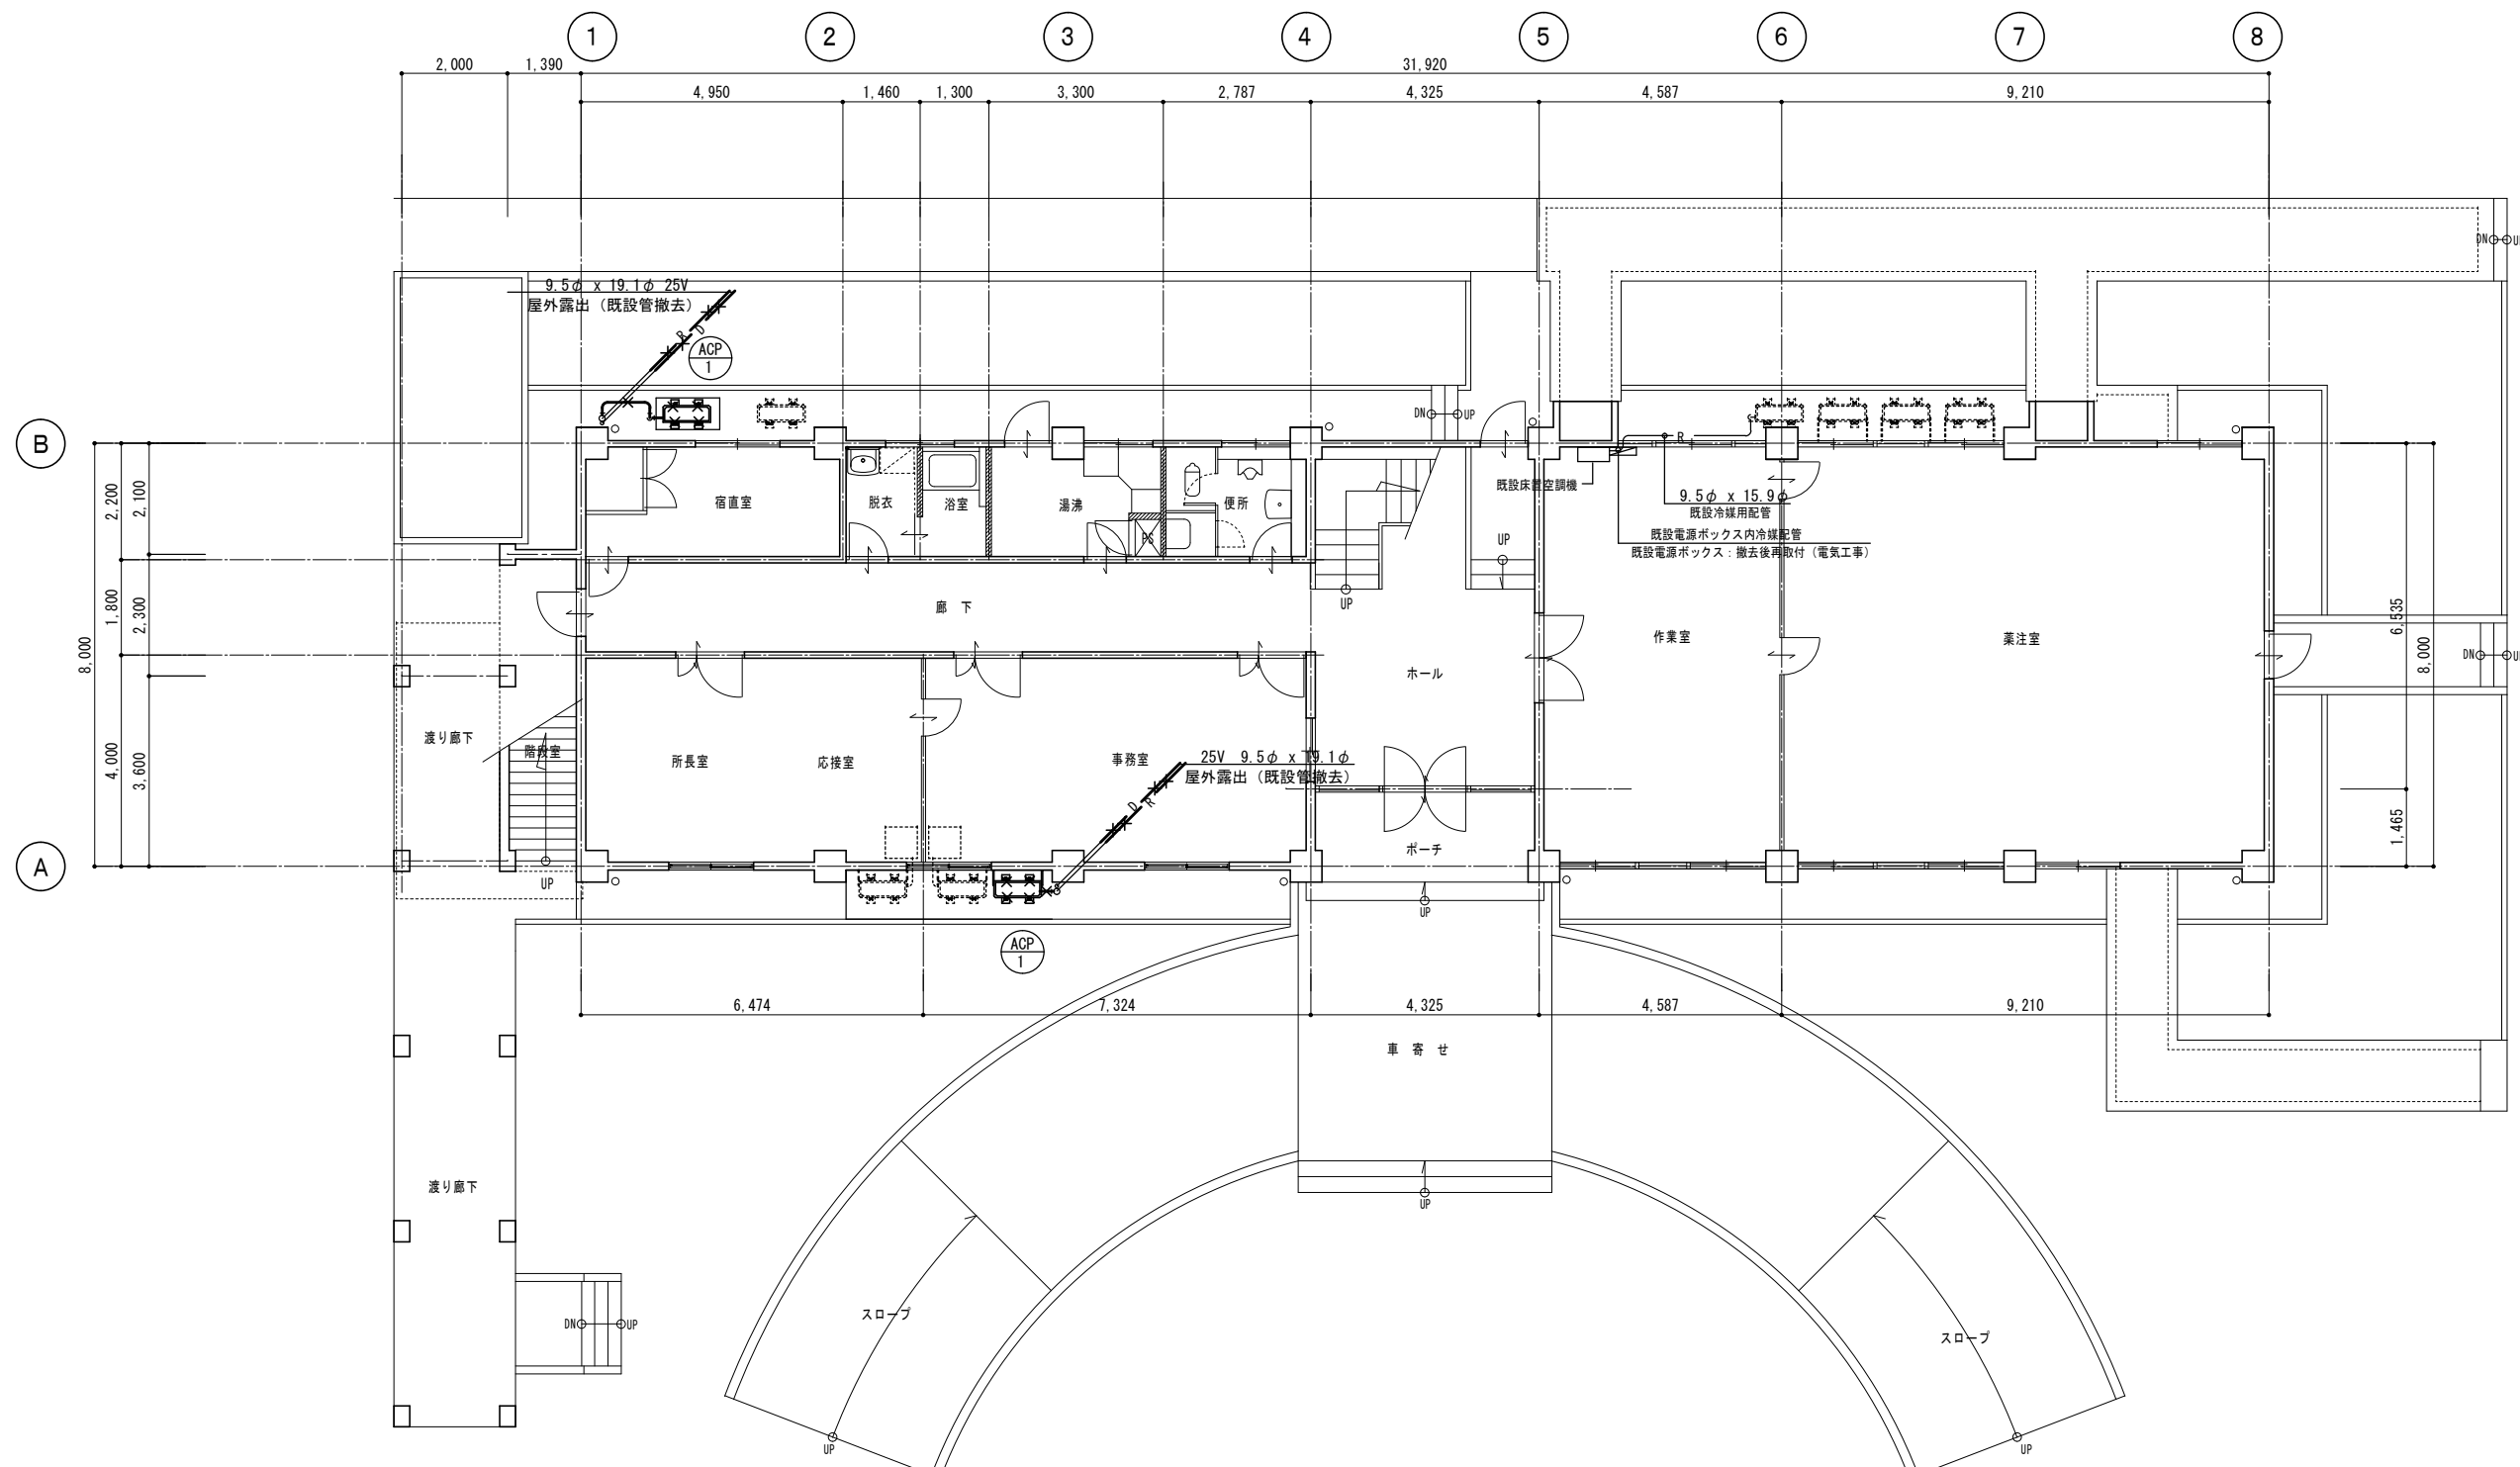

現況・撤去 1階平面詳細図 S=1/100

 徳島県土整備部営繕課	●工事名 R 1 営繕 吉野川北岸工業用水道 松・長岸 管理本館改修工事建築	●図面番号 C-02	 <b>小松設計</b> 管理建築士
	●図面名 現況 1階平面図	●縮尺 1/100	1級建築士 小松 裕明 大臣登録 第 344067 号

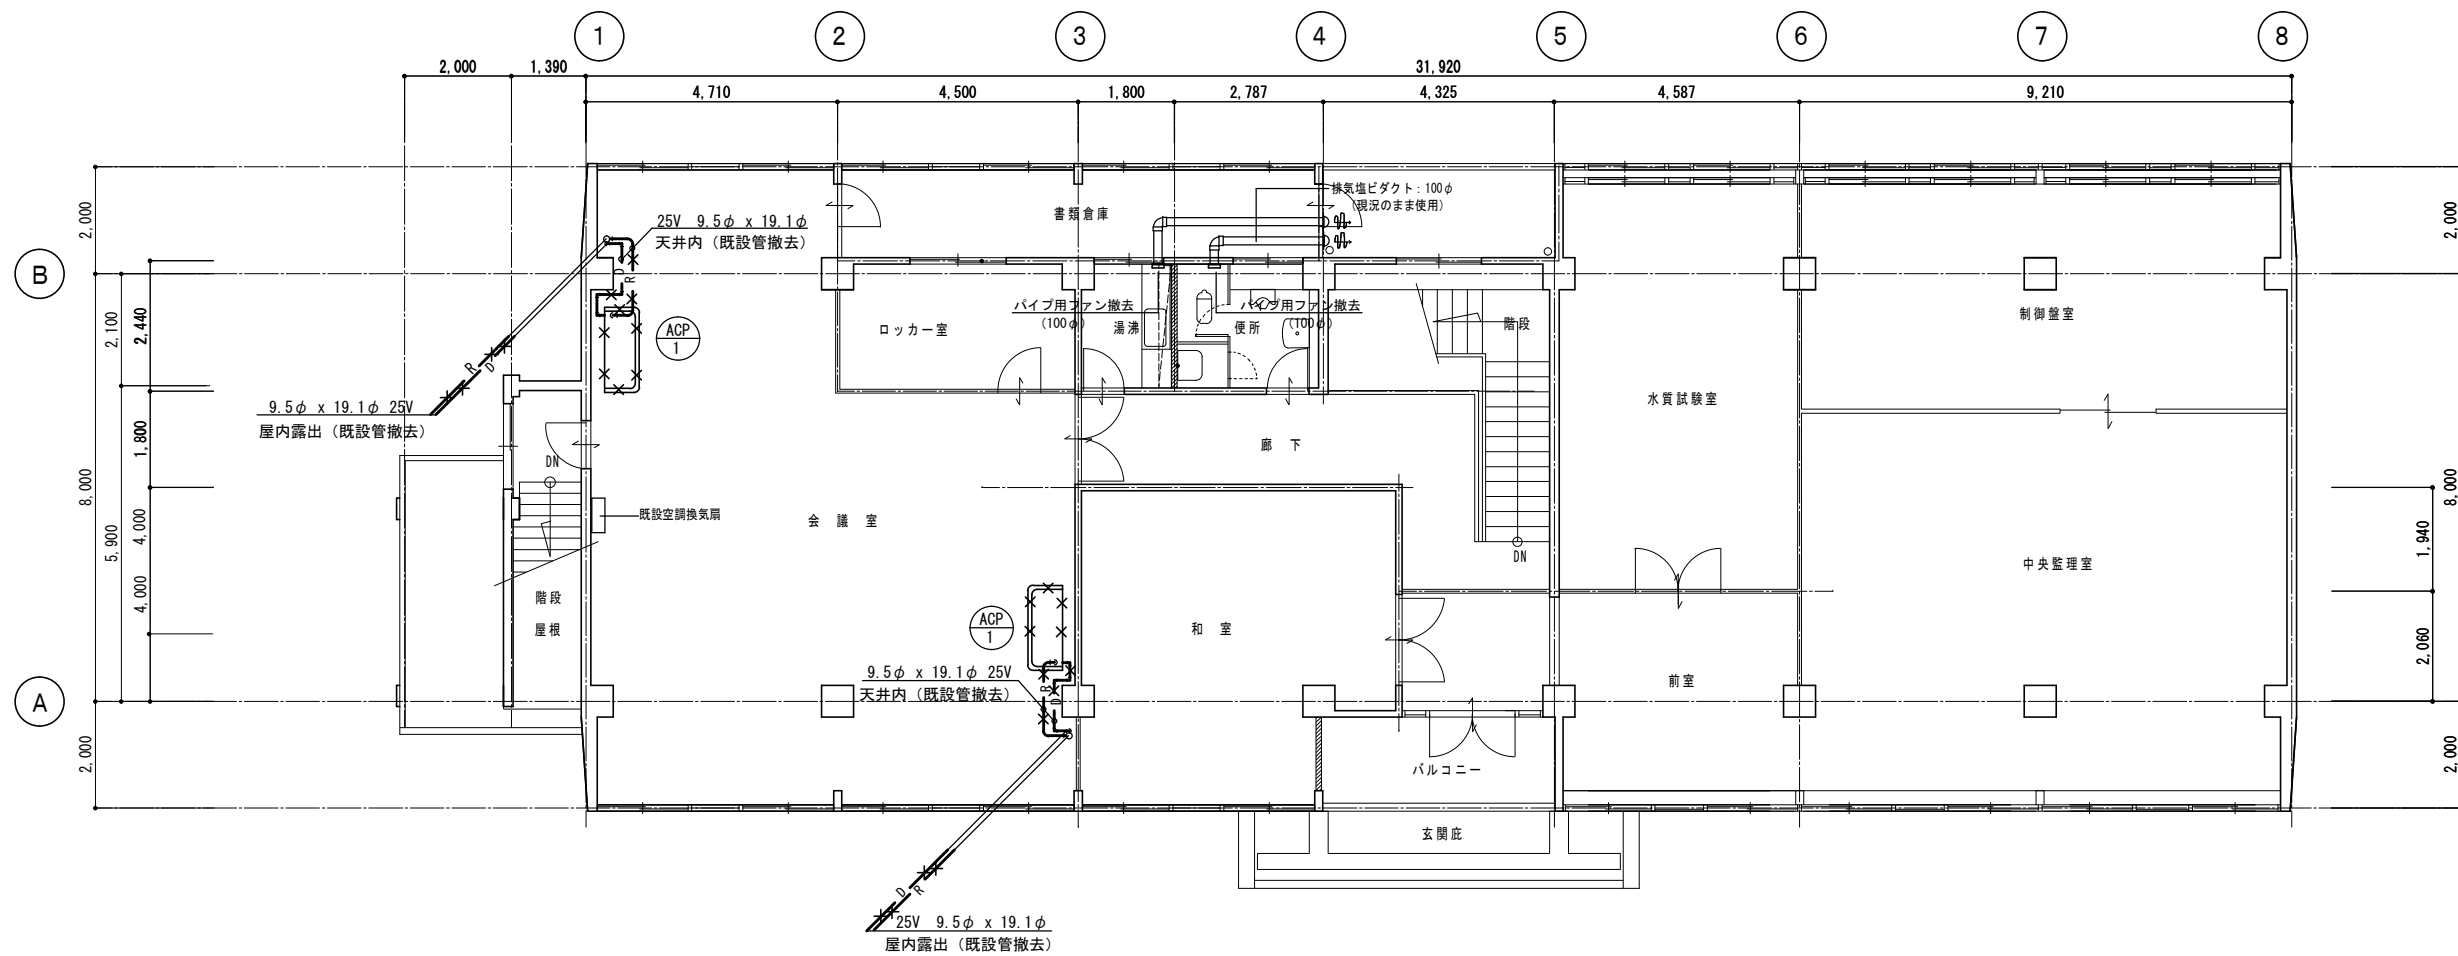


現況・撤去 2階平面詳細図 S=1/100

空調機一覧表(撤去)

記号	名称	形式	台数	JIS条件値		消費電力		電源	動力		付属品
				冷房能力	暖房能力	冷房時 KW	暖房時 KW		φ-V	機器	
ACP-1	空冷ヒートポンプエアコン ペアタイプ	室内機：天井吊形 (4馬力相当)	2	9,000Kcal/h	9,300Kcal/h	4.05	3.4	3-200	圧縮機	2,200	ワイヤードリモコン・ケーブル共
									送風機(内)	100	
									送風機(外)	102	


凡例

<del>— R —</del>	撤去冷媒管	断熱材被覆銅管	原管 JIS H 3300 JIS K 6741 又は6742	VP(30φ以下はJIS K 6742 を使用してよい)
<del>— D —</del>	撤去排水管	硬質ポリ塩化ビニル管		

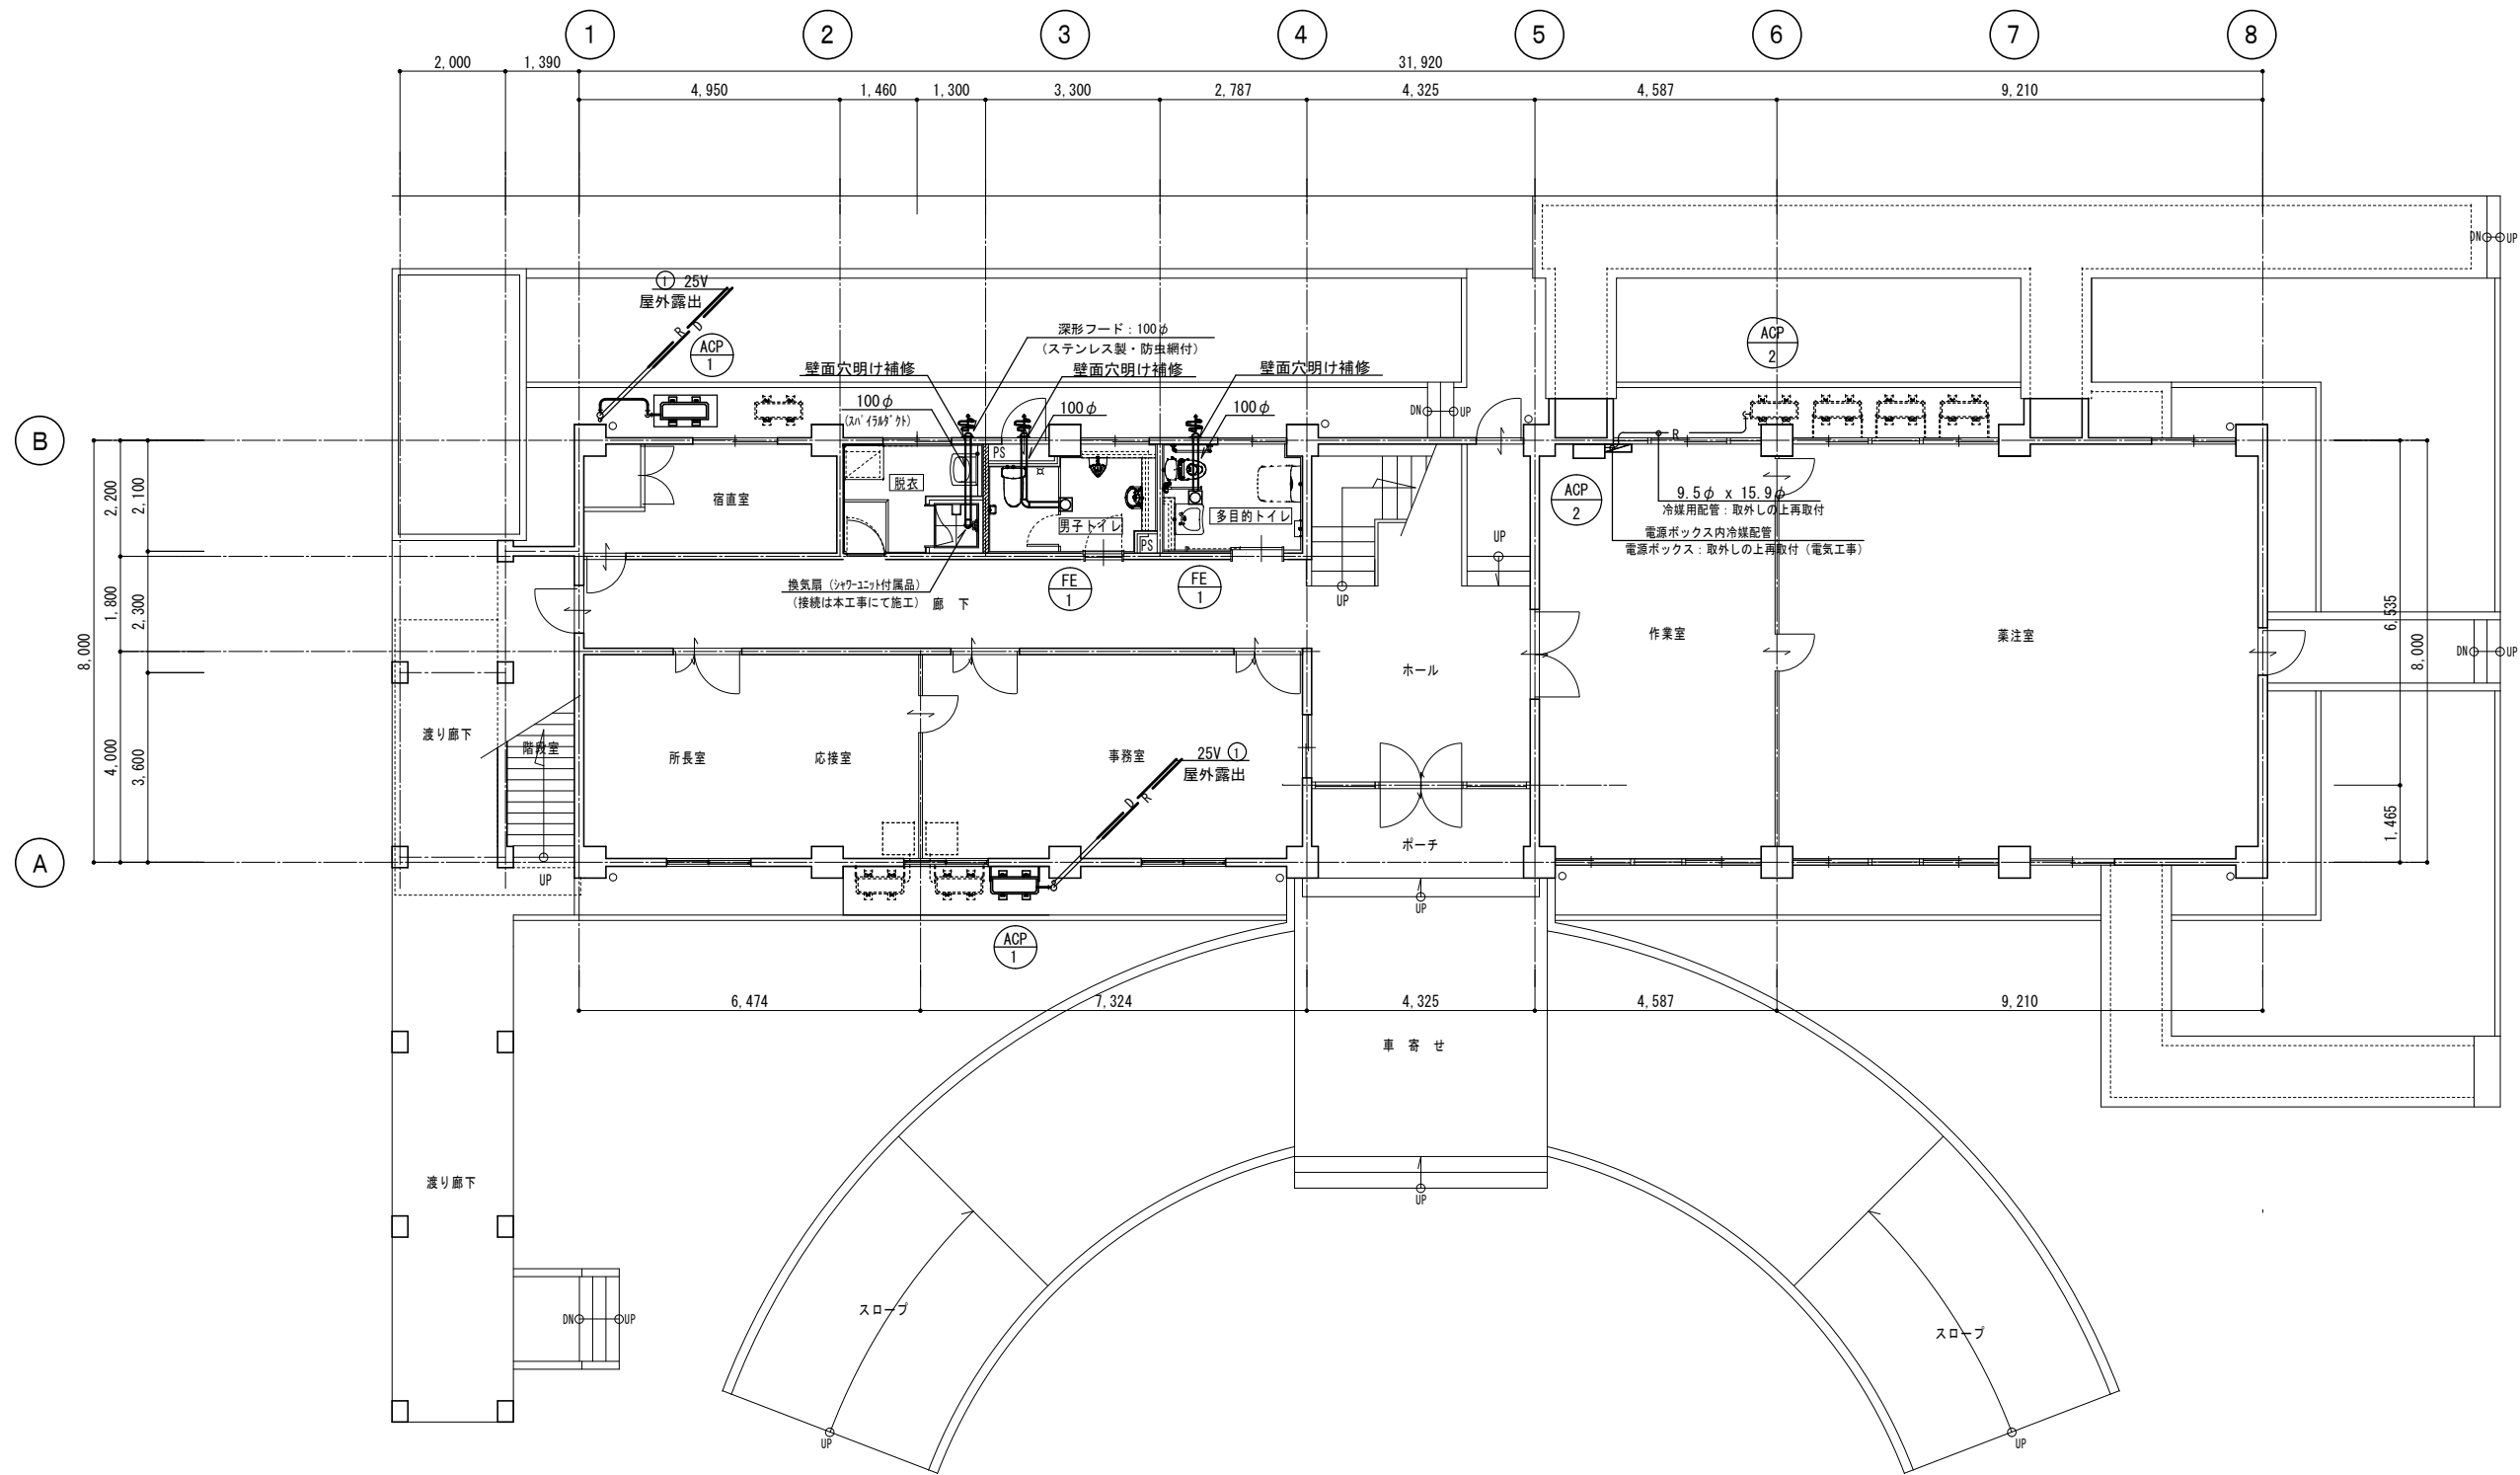

改修 1階平面詳細図 S=1/100

<p>徳島県土整備部営繕課</p>	<p>●工事名 R1 営繕 吉野川北岸工業用水道 松・長岸 管理本館改修工事建築</p> <p>●図面名 改修 1階平面図</p>	<p>●図面番号 C-04</p> <p>●縮尺 1/100</p>	<p><b>小松設計</b></p> <p>管理建築士 1級建築士 小松 裕明 大臣登録 第 344067 号</p>
-------------------	---	--	---

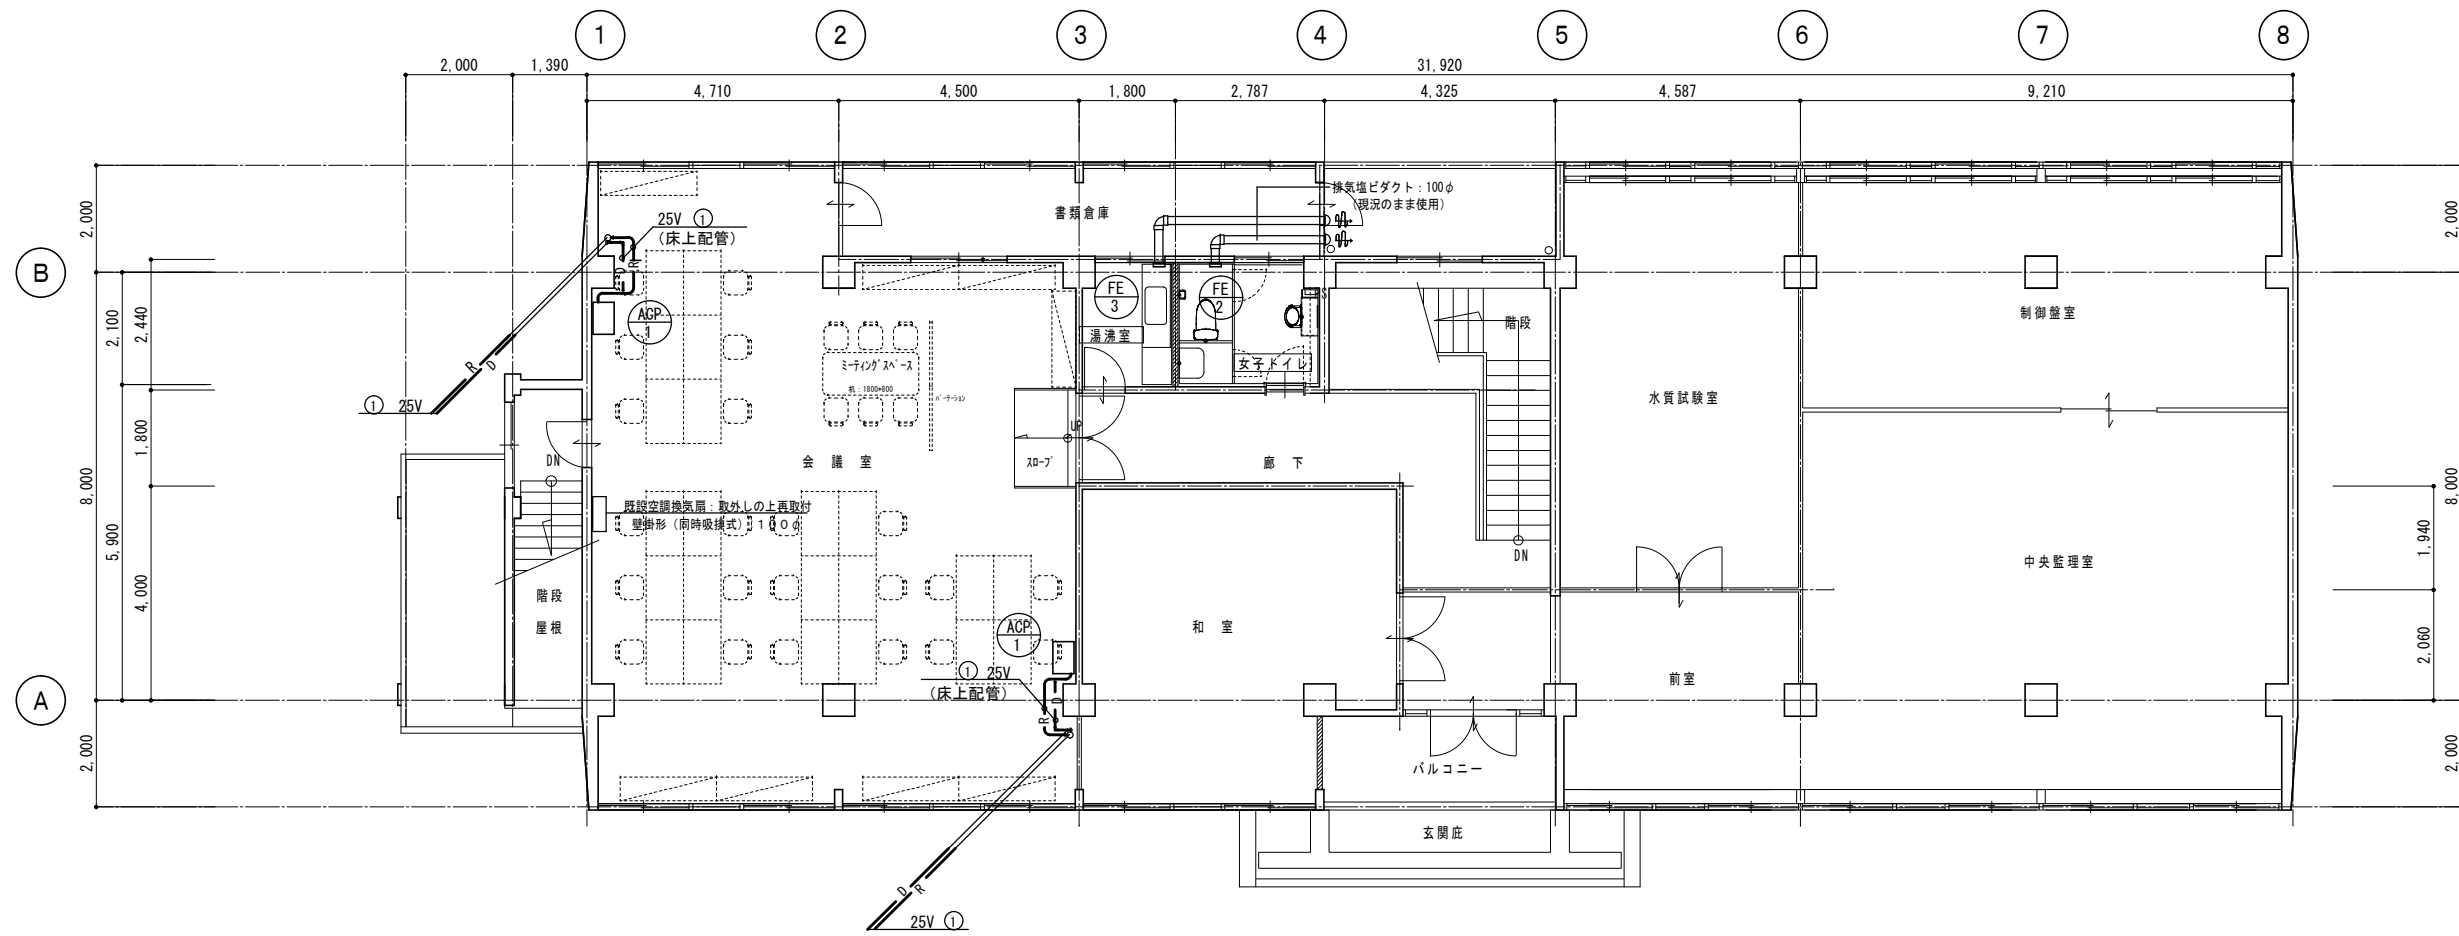

改修 2階平面詳細図 S=1/100

空調機一覧表 (改修後)

記号	名称	形式	台数	JIS条件値		消費電力		電源	動力		付属品
				冷房能力 KW	暖房能力 KW	冷房時 KW	暖房時 KW		φ-V	機器	
ACP-1	空冷ヒートポンプエアコン ペアタイプ	室内機：床置形 (4馬力相当)	2	10.0	11.2	2.96	2.99	3-200	圧縮機	2.020	室内機：木台 室内・室外機転倒防止金具取付け(壁取付けタイプ) 室外機用コンクリート基礎(現況のまま使用)
									送風機(内)	1.10	
									送風機(外)	2.00	
ACP-2	空冷ヒートポンプエアコン ペアタイプ	室内機：床置形 (3馬力相当)	1	7.1	8.0	2.6	2.28	3-200	圧縮機	1.600	室内機：床置形のみ取外しの上再取付け
									送風機(内)	6.3	
									送風機(外)	4.3	

換気扇一覧表 (改修後)

記号	名称	形式 (参考型式)	台数	型番 (NO)	風量 m <sup>3</sup> /h	機外静圧 Pa	電源 φ-V	消費電力 W	備考
FE-1	天井埋込形	低騒音形 人感センサー付	2	100φ	100	30	1-100	20.0	深形フード・(ステンレス製・防虫網付：100φ) スパイラルダクト：100φ
FE-2	パイプ用ファン	人感センサー付	1	100φ	50	10	1-100	2.4	電源コード付 屋外フード・排気塩ビダクト：100φ (現況のまま使用)
FE-3	パイプ用ファン	格子タイプ(大風量形)	1	100φ	80	20	1-100	4.7	コードプラグ付 屋外フード・排気塩ビダクト：100φ (現況のまま使用)

- 特記事項
1. 機器はグリーン購入法適合品とする。能力はJIS条件による値とする。
  2. 冷媒追加充填及び試運転も含む。
  3. 室内機のフィルターはメーカー標準品とする。
  4. 冷媒ガスは、新冷媒とする。

冷媒管サイズ表

番号	サイズ	操作線	備考
①	(9.5, 15.9)φ	EEF2.0-3C	屋外露出ステンレスラッキング

内外連絡線は、冷媒管共巻き配線を施工とする。



