
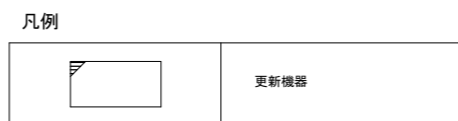
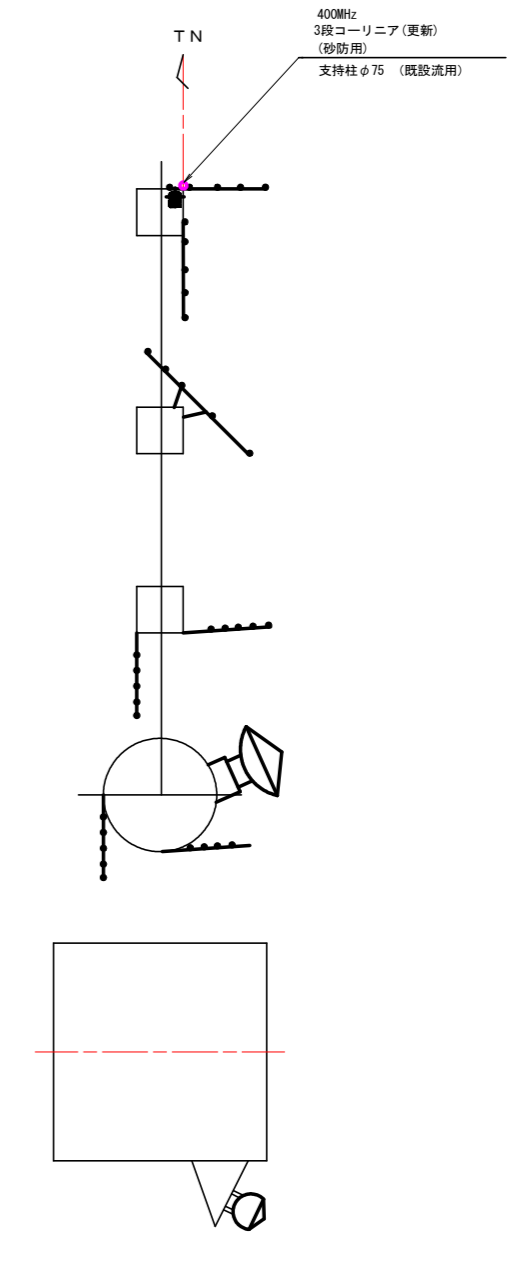
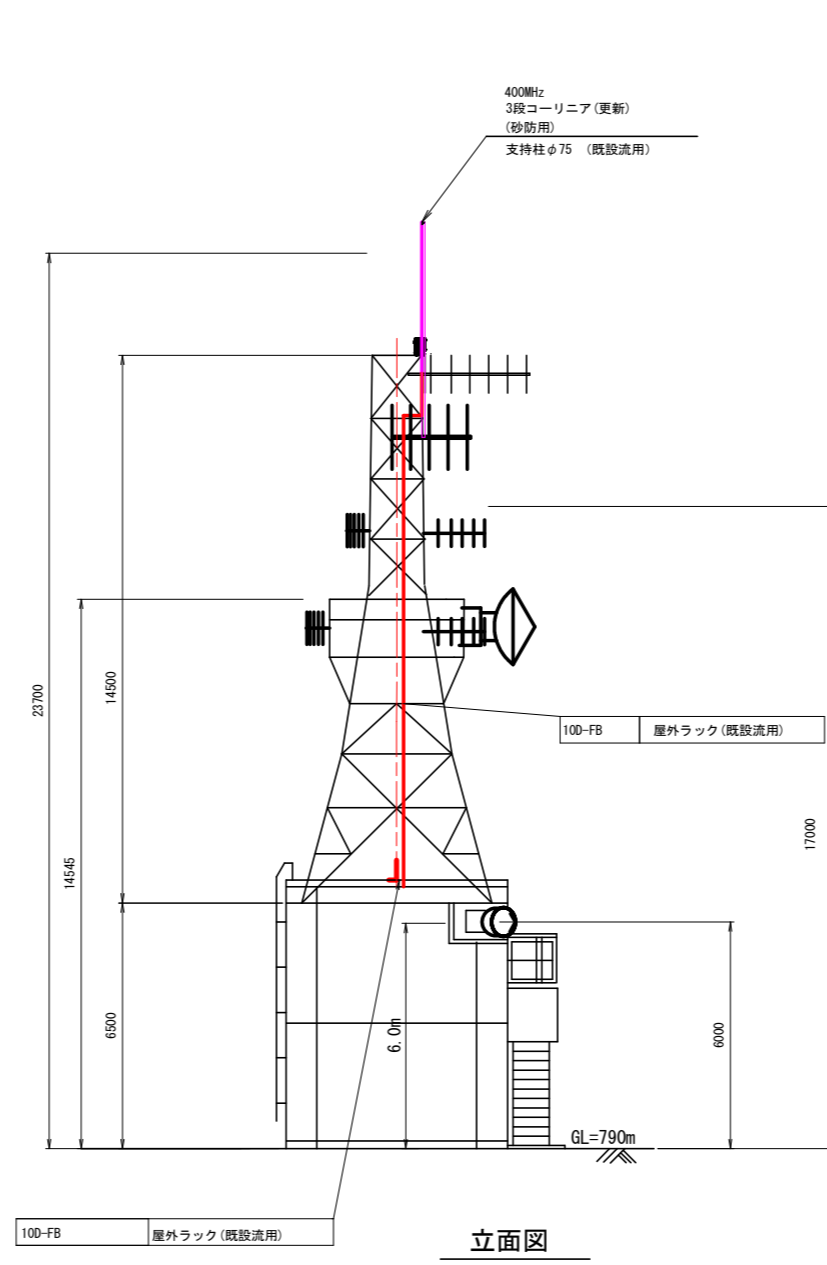


三好中継局 屋上機器配置及び配線図(参考図)(整備)

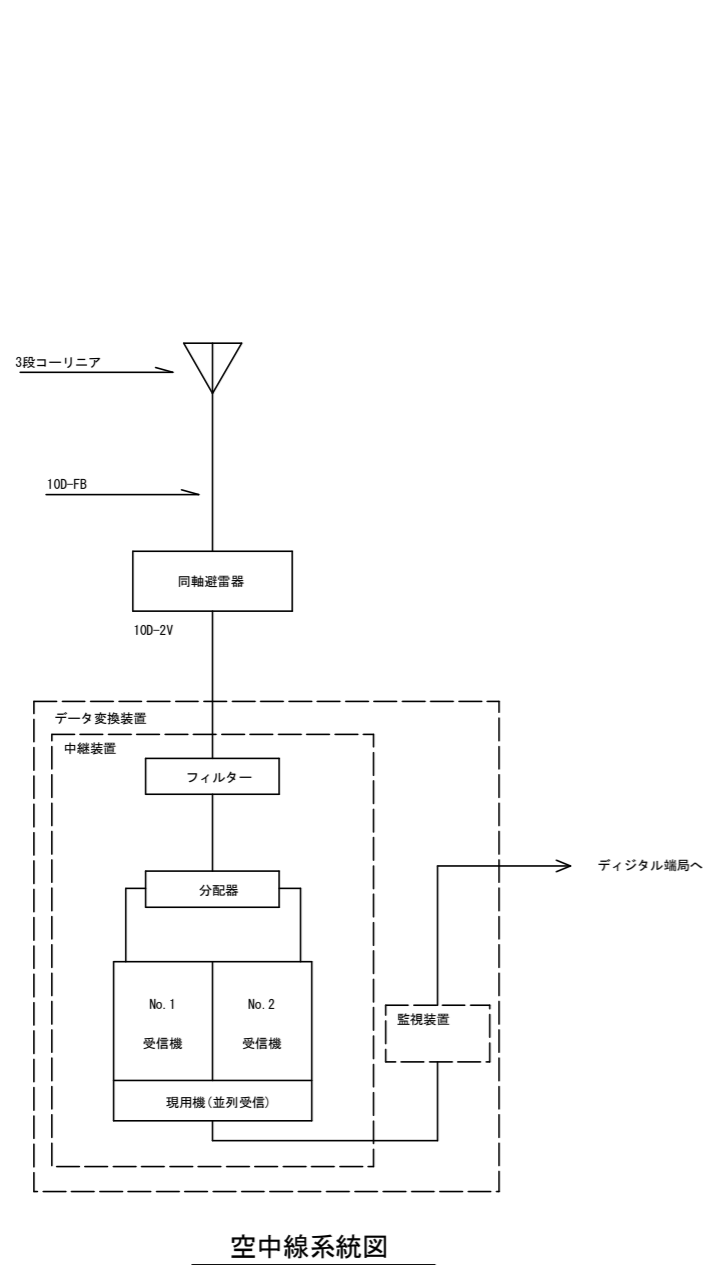


機器名称	周波数	備考	指向方位
土砂災害 70MHz 5EL八木ANT	70MHz		45°
全県移動系 150MHz 5EL八木ANT	150MHz		90°
全県移動系 150MHz 5EL八木ANT	150MHz		180°
260MHz5EL x 2	260MHz		86°
260MHz5EL x 2	260MHz		180°
西部支部美馬向 7.5GHz 2mφパラボラANT	7.5GHz		65.8°
西部支部三好向 18GHz 0.3mφパラボラANT TN117°	18GHz		117°
400MHz 3段コーリニア(砂防用)	400MHz	更新	


実施設計図面

工事名	R1三土 三好中継局他 三・池田白地他 雨量観測設備工事		
路線名等	三好中継局他		
工事箇所	三好市池田町白地他		
図面名	三好中継局 屋上機器配置及び配線図(参考図)(整備)		
縮尺	S=1/100	図面番号	1 / 11
会社名			
事業者名	徳島県西部総合県民局 県土整備部 (三好)		

三好中継局 2F通信機械室機器配置及び配線図(参考図)(整備)

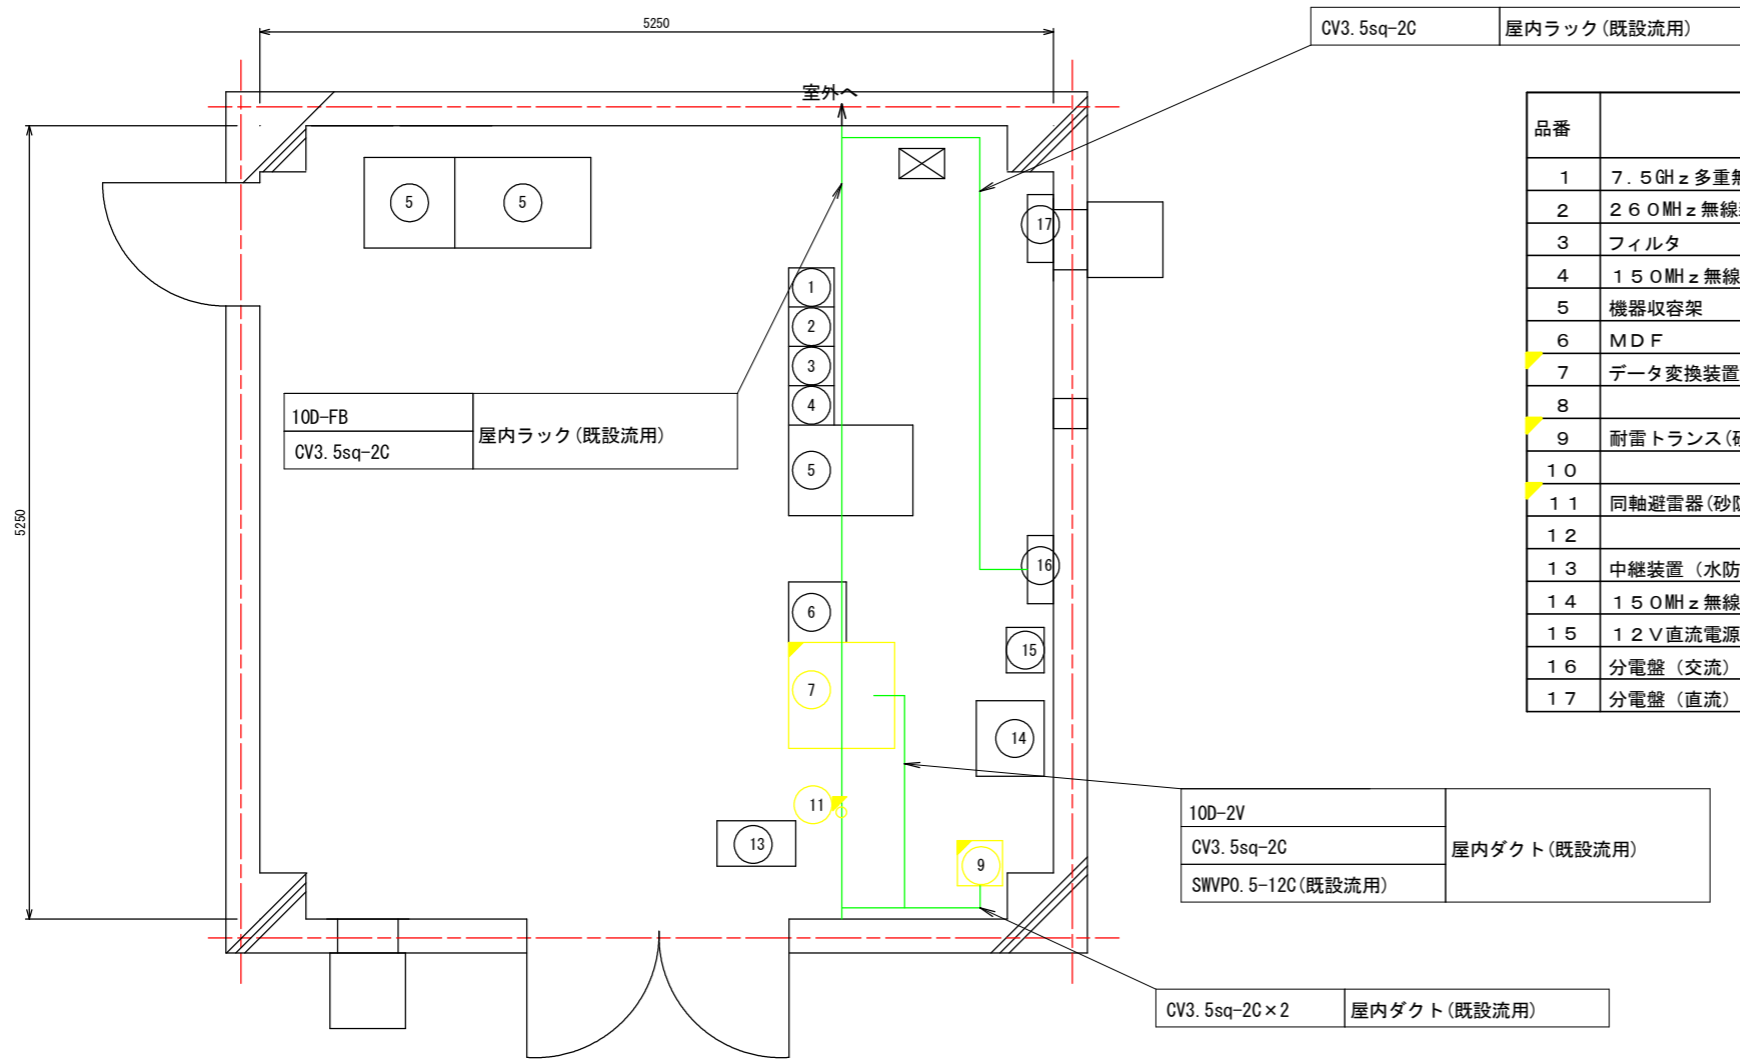


品番	機器名称	機器寸法			備考
		W	D	H	
1	7.5GHz 多重無線装置 (西部支部美馬向)	260	300	2350	
2	260MHz 無線装置 (基地局)	260	300	2350	
3	フィルタ	260	300	2050	
4	150MHz 無線装置 (基地局)	300	150	450	
5	機器収容架	600	820	2050	
6	MDF	400	380	2050	
7	データ変換装置 (監視装置・中継装置・砂防用UPS) (砂防用)	700	700	2000	更新
8					
9	耐雷トランス (砂防用)	300	300	400	更新
10					
11	同軸避雷器 (砂防用)				更新
12					
13	中継装置 (水防用)	520	300	1500	
14	150MHz 無線装置 (基地局)	300	150	450	
15	12V 直流電源装置 (水防用)	500	450	730	
16	分電盤 (交流)	300	250	380	
17	分電盤 (直流)	300	150	450	

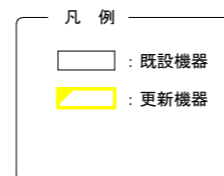



実施設計図面

工事名	R1三土 三好中継局他 三・池田白地他 雨量観測設備工事		
路線名等	三好中継局他		
工事箇所	三好市池田町白地他		
図面名	三好中継局 2F通信機械室機器配置及び配線図(参考図)(整備)		
縮尺	S=1/25	図面番号	2 / 11
会社名			
事業者名	徳島県西部総合県民局 県土整備部 (三好)		

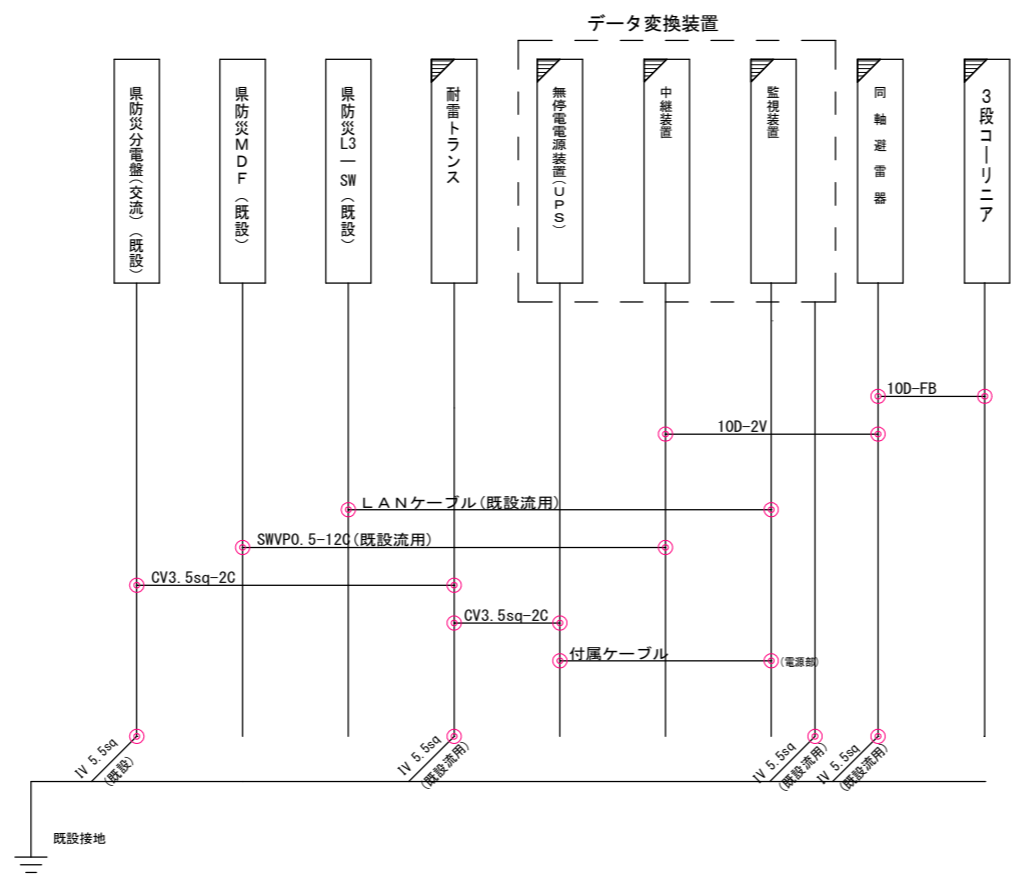三好中継局 配線系統図(参考図)(整備)




- 凡例
-  : 更新設備
 -  : 既設設備

実施設計図面

工事名	R1三土 三好中継局他 三・池田白地他 雨量観測設備工事		
路線名等	三好中継局他		
工事箇所	三好市池田町白地他		
図面名	三好中継局 配線系統図(参考図)(整備)		
縮尺	図面番号	3 / 11	
会社名			
事業者名	徳島県西部総合県民局 県土整備部 (三好)		

三好中継局 屋上機器配置及び配線図(参考図)(撤去)

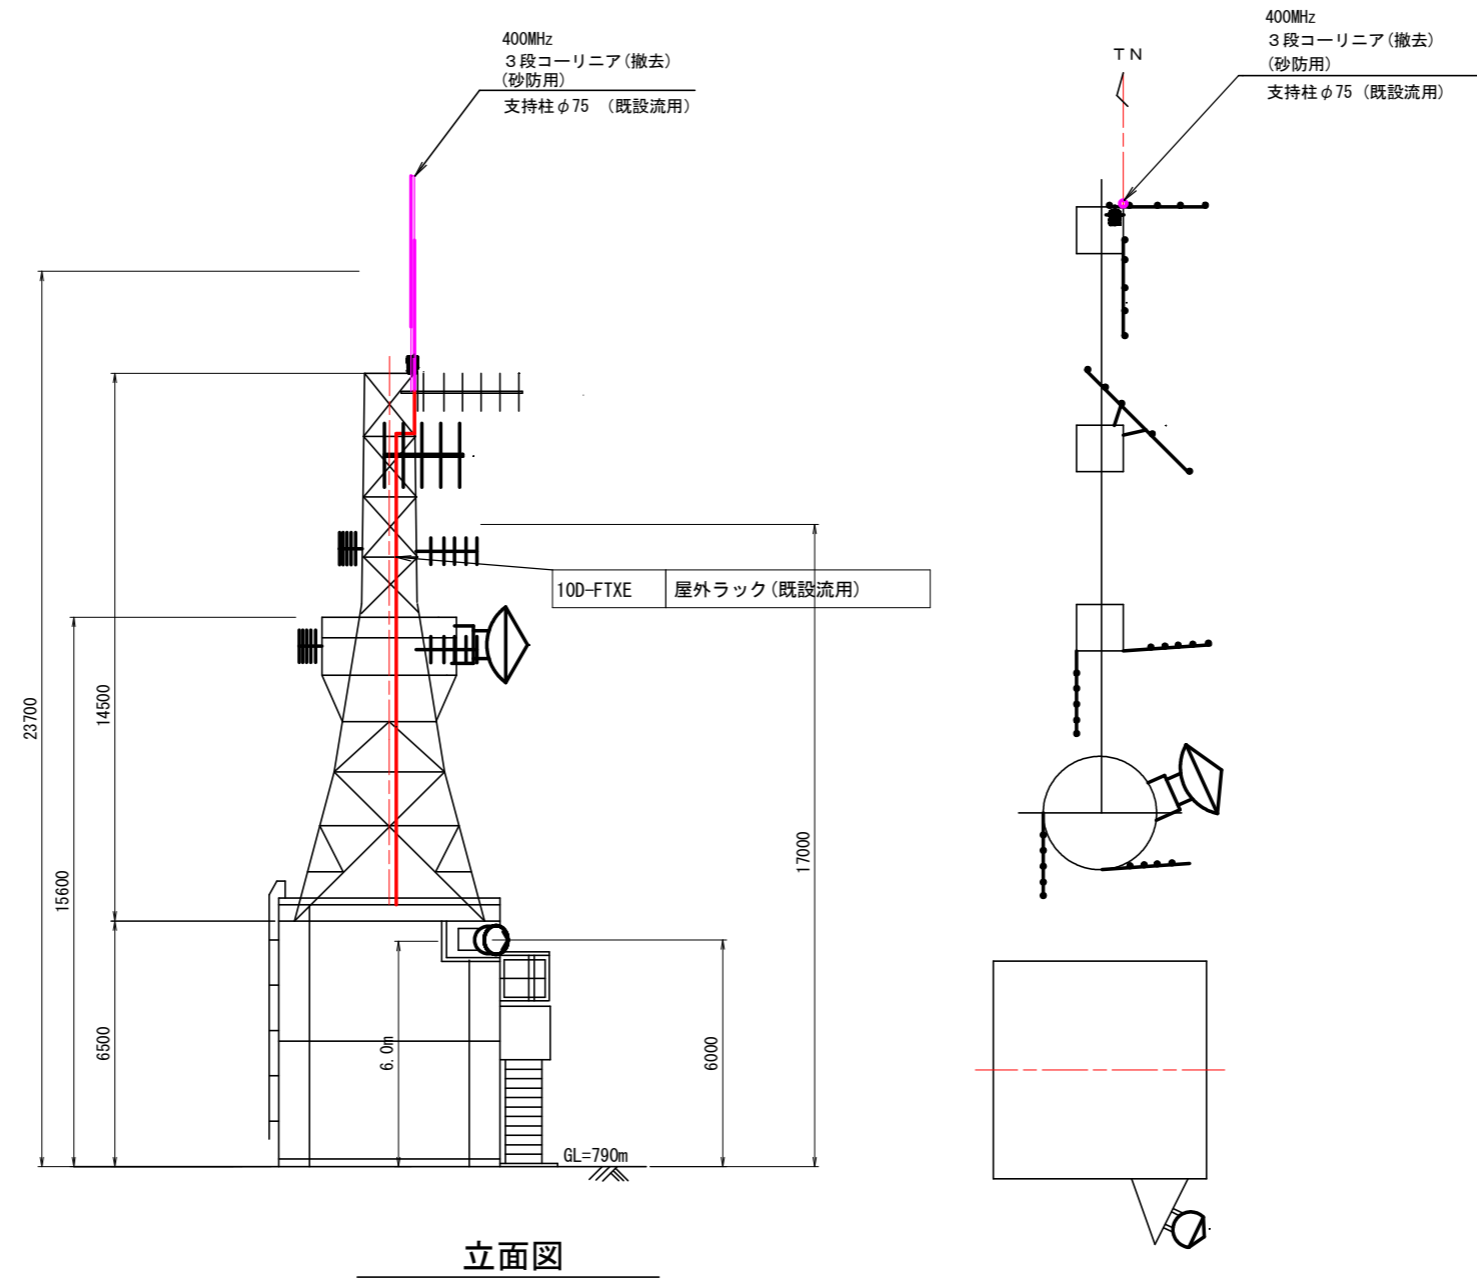

立面図

凡例




機器名称	周波数	備考	指向方位
土砂災害 70MHz 5EL八木ANT	70MHz		45°
全県移動系 150MHz 5EL八木ANT	150MHz		90°
全県移動系 150MHz 5EL八木ANT	150MHz		180°
260MHz5EL×2	260MHz		86°
260MHz5EL×2	260MHz		180°
西部支部美馬向 7.5GHz 2mφパラボラANT	7.5GHz		65.8°
西部支部三好向 18GHz 0.3mφパラボラANT TN117°	18GHz		117°
400MHz 3段コーリニア(砂防用)	400MHz	撤去	

実施設計図面

工事名	R1三土 三好中継局他		
路線名等	三・池田白地他 雨量観測設備工事		
工事箇所	三好市池田町白地他		
図面名	三好中継局 屋上機器配置及び配線図(参考図)(撤去)		
縮尺	S=1/100	図面番号	4 / 11
会社名			
事業者名	徳島県西部総合県民局 県土整備部(三好)		

三好中継局 2F通信機械室機器配置及び配線図(参考図)(撤去)

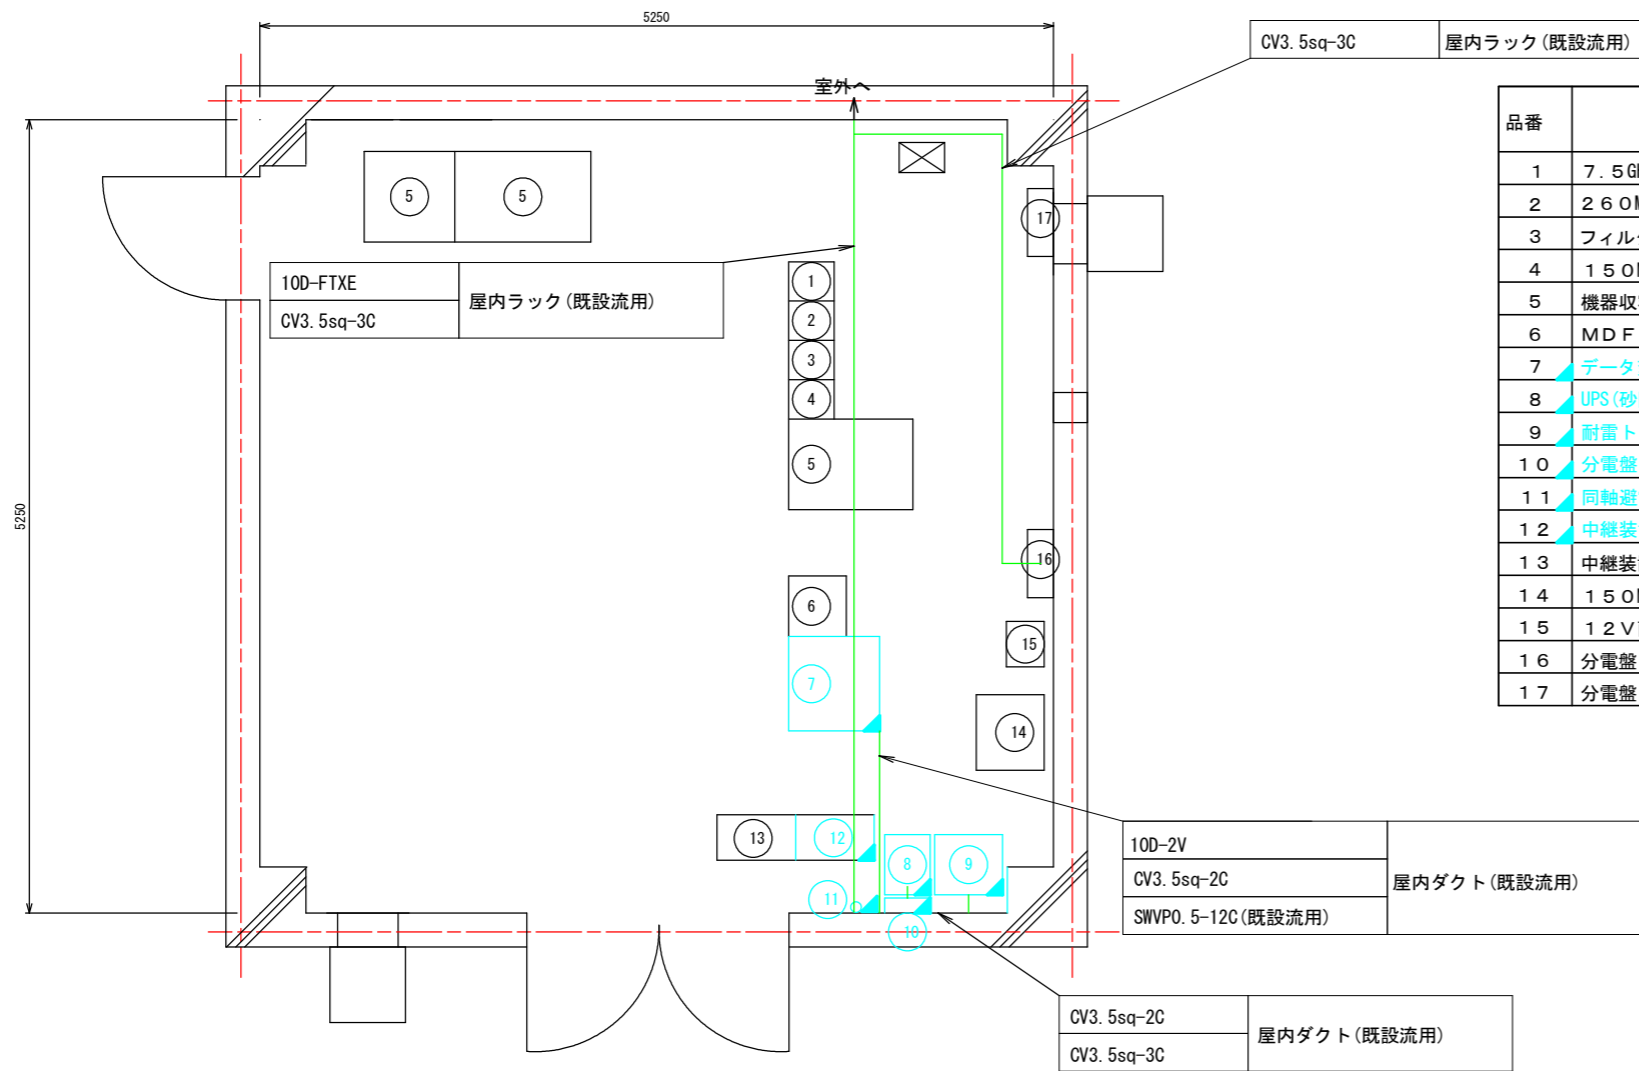

品番	機器名称	機器寸法			備考
		W	D	H	
1	7.5GHz多重無線装置(西部支部美馬向)	260	300	2350	
2	260MHz無線装置(基地局)	260	300	2350	
3	フィルタ	260	300	2050	
4	150MHz無線装置(基地局)	300	150	450	
5	機器収容架	600	820	2050	
6	MDF	400	380	2050	
7	データ変換装置(砂防用)	600	600	1400	撤去
8	UPS(砂防用)	270	400	370	撤去
9	耐雷トランス(砂防用)	450	400	600	撤去
10	分電盤(砂防用)	330	95	330	撤去
11	同軸避雷器(砂防用)				撤去
12	中継装置(砂防用)	520	300	1500	撤去
13	中継装置(水防用)	520	300	1500	
14	150MHz無線装置(基地局)	300	150	450	
15	12V直流電源装置(水防用)	500	450	730	
16	分電盤(交流)	300	250	380	
17	分電盤(直流)	300	150	450	

凡例


□ : 既設機器



■ : 撤去機器

実施設計図面

工事名	R1三土 三好中継局他 三・池田白地他 雨量観測設備工事		
路線名等	三好中継局他		
工事箇所	三好市池田町白地他		
図面名	三好中継局 2F通信機械室機器配置及び配線図(参考図)(撤去)		
縮尺	S=1/25	図面番号	5 / 11
会社名			
事業者名	徳島県西部総合県民局 県土整備部(三好)		

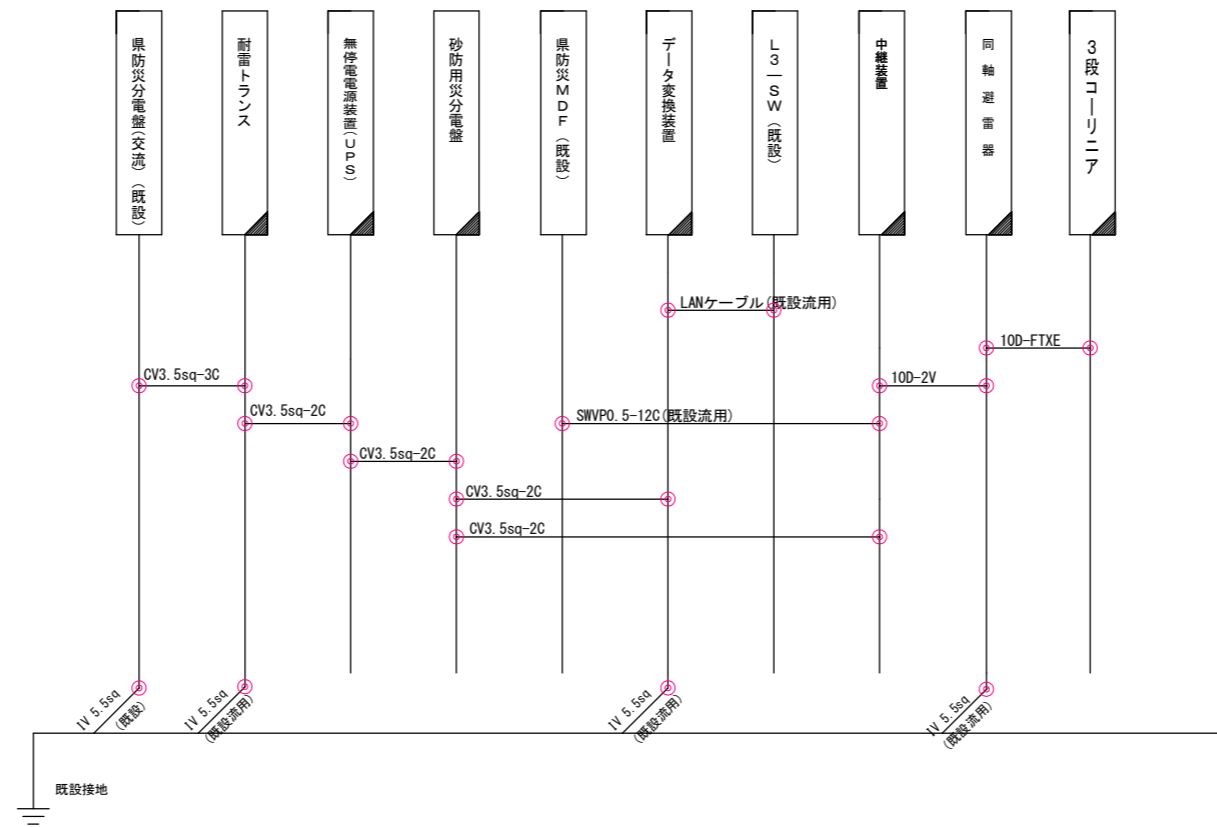三好中継局 配線系統図(参考図)(撤去)




- 凡例
-  : 撤去設備
 -  : 既設設備

実施設計図面


工事名	R1三土 三好中継局他 三・池田白地他 雨量観測設備工事		
路線名等	三好中継局他		
工事箇所	三好市池田町白地他		
図面名	三好中継局 配線系統図(参考図)(撤去)		
縮尺	図面番号	6 / 11	
会社名			
事業者名	徳島県西部総合県民局 県土整備部 (三好)		

寺野局 基本実装図及び配線系統図(参考図)


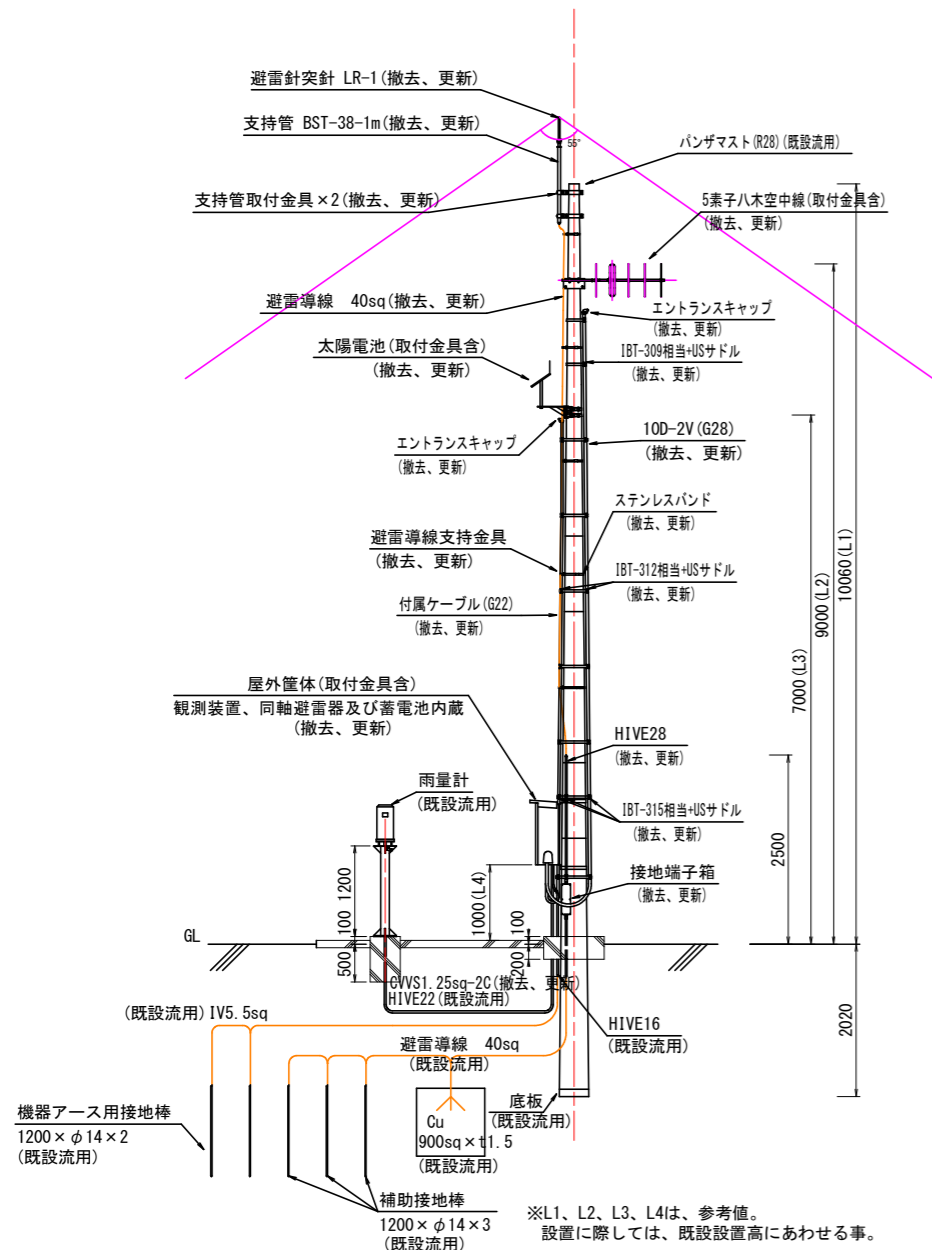


基本実装図(標準図)

(S=1/50)

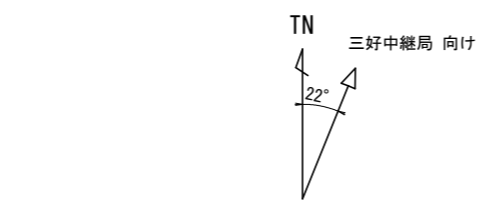


空中線系統図

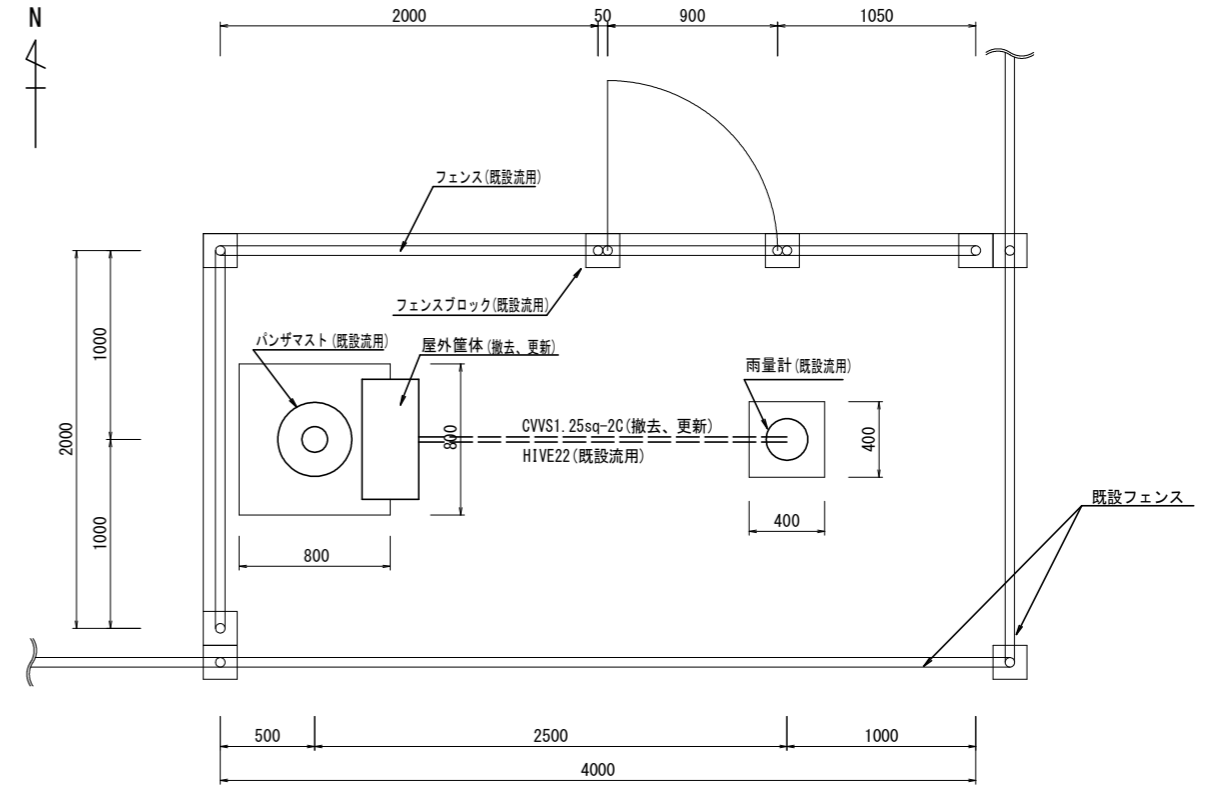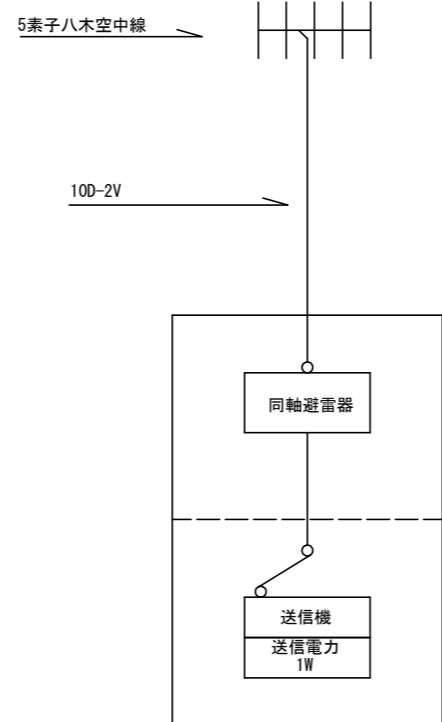

敷地平面図

(S=1/20)

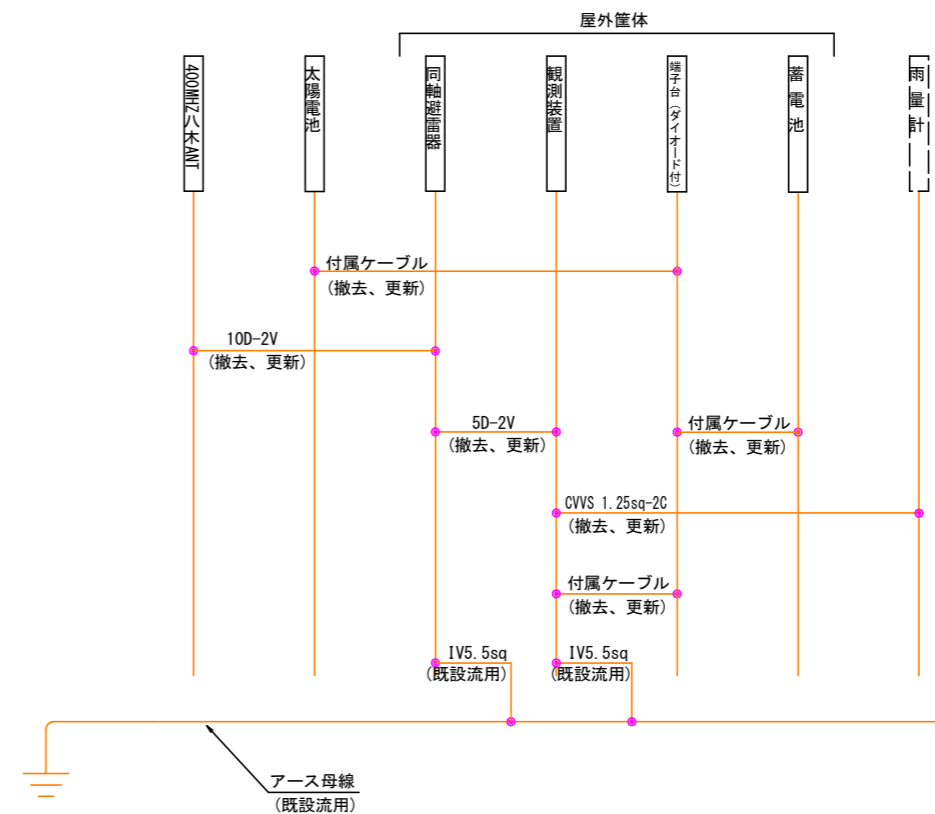


配線系統図

- 凡例
- : 撤去、更新
 - : 既設流用


実施設計図面

工事名	R1三土 三好中継局地 三・池田白地他 雨量観測設備工事		
路線名等	三好中継局地		
工事箇所	三好市池田町白地他		
図面名	寺野局 基本実装図及び配線系統図(参考図)		
縮尺	図示	図面番号	7 / 11
会社名			
事業者名	徳島県西部総合県民局 県土整備部 (三好)		


大久保局 基本実装図及び配線系統図(参考図)

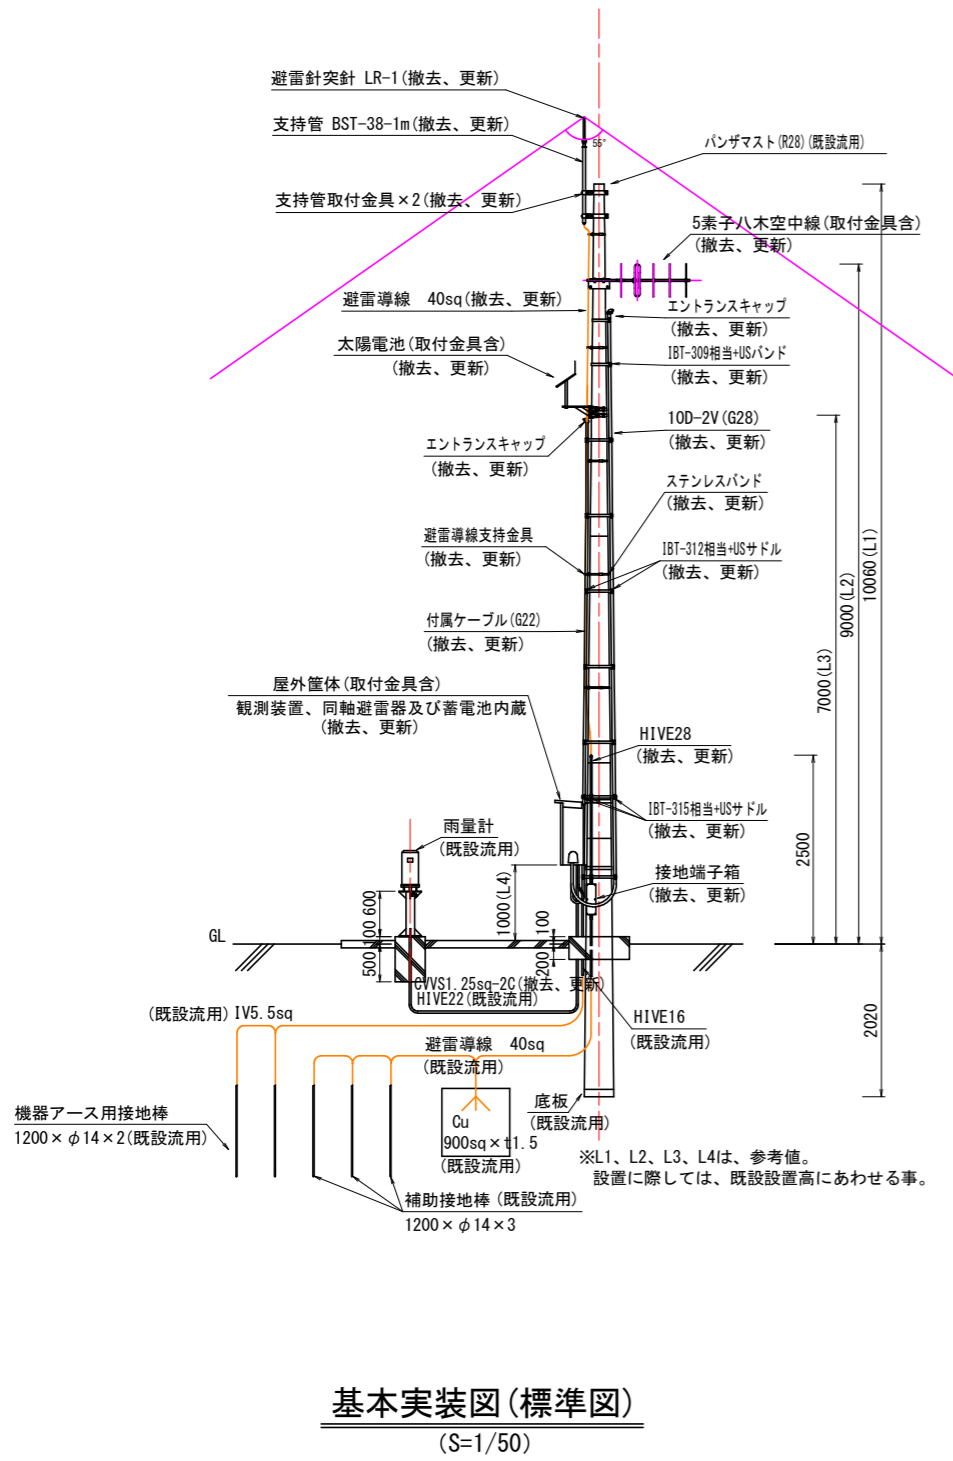


基本実装図 (標準図)
(S=1/50)

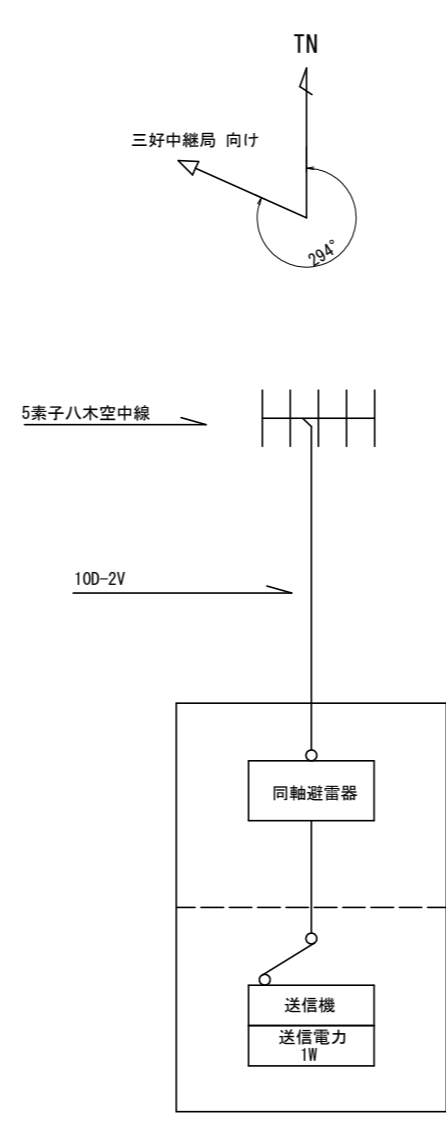

空中線系統図

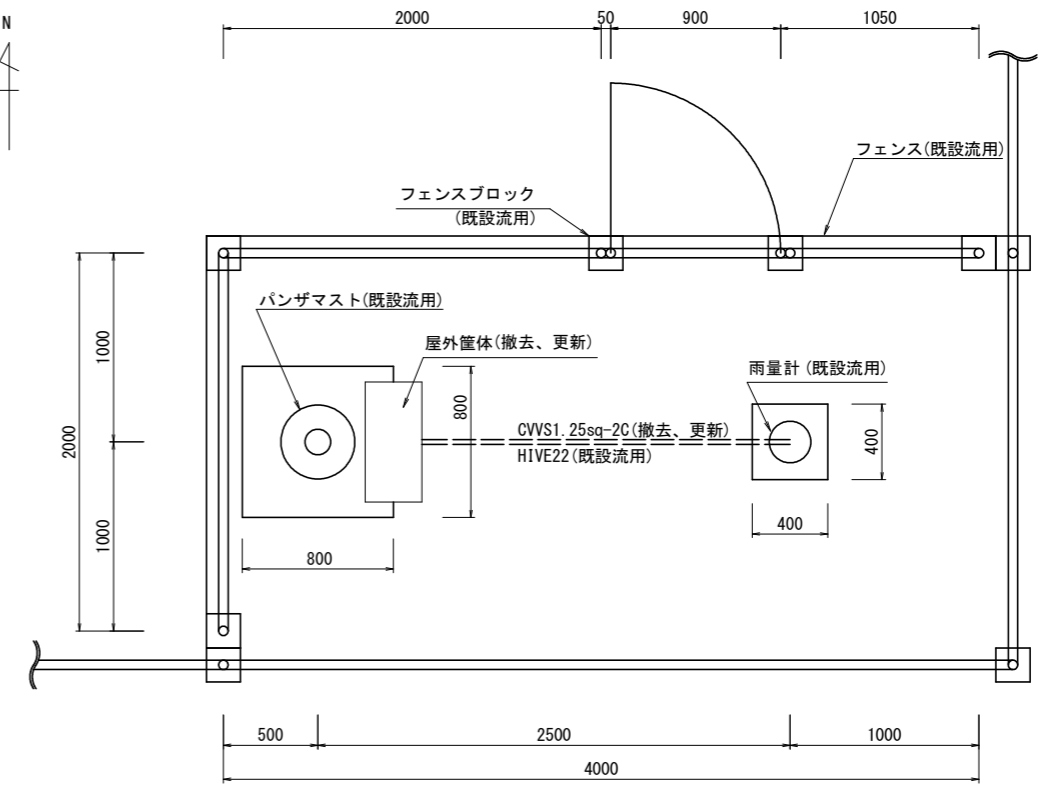

敷地平面図
(S=1/20)

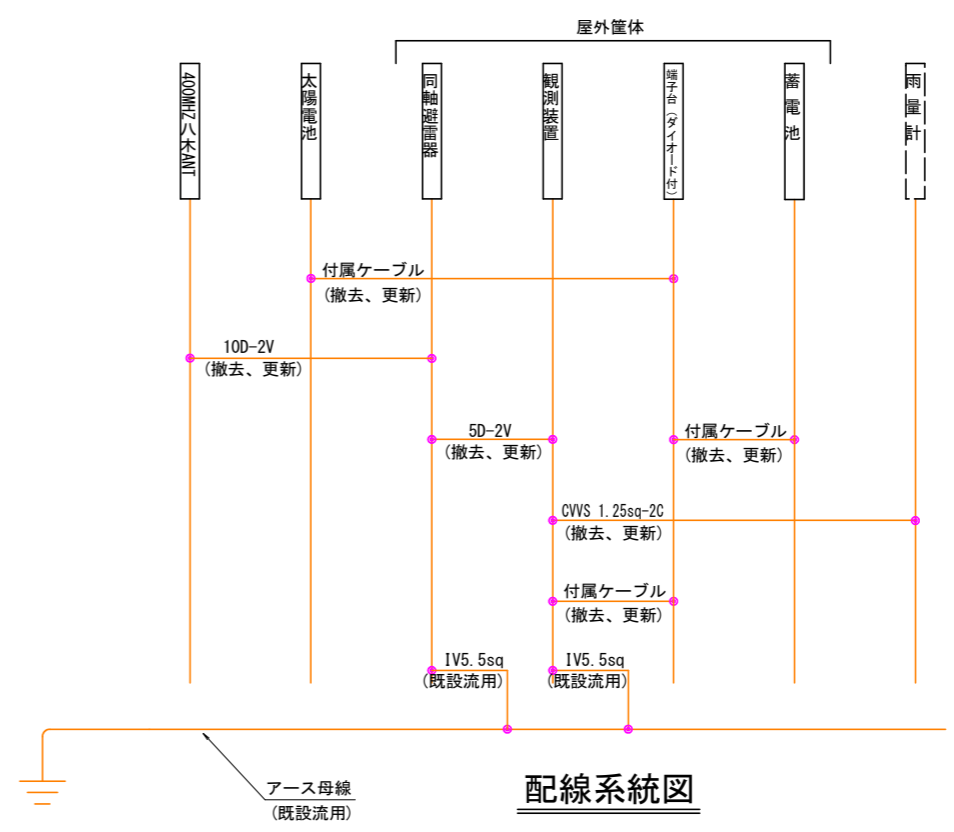

配線系統図

- 凡例
 : 撤去、更新
 : 既設流用

実施設計図面


工事名	R1三土 三好中継局他
路線名等	三・池田白地他 雨量観測設備工事
工事箇所	三好市池田町白地他
図面名	大久保局 基本実装図及び配線系統図(参考図)
縮尺	図示 図面番号 8 / 11
会社名	
事業者名	徳島県西部総合県民局 県土整備部 (三好)

西部 データ変換装置 機器構成図 (18号、46号併用) (参考図)

(国電通仕46号 監視装置(タイプ1)、中継装置(タイプ1) : μ -V中継 準拠)

対象局

三好中継局

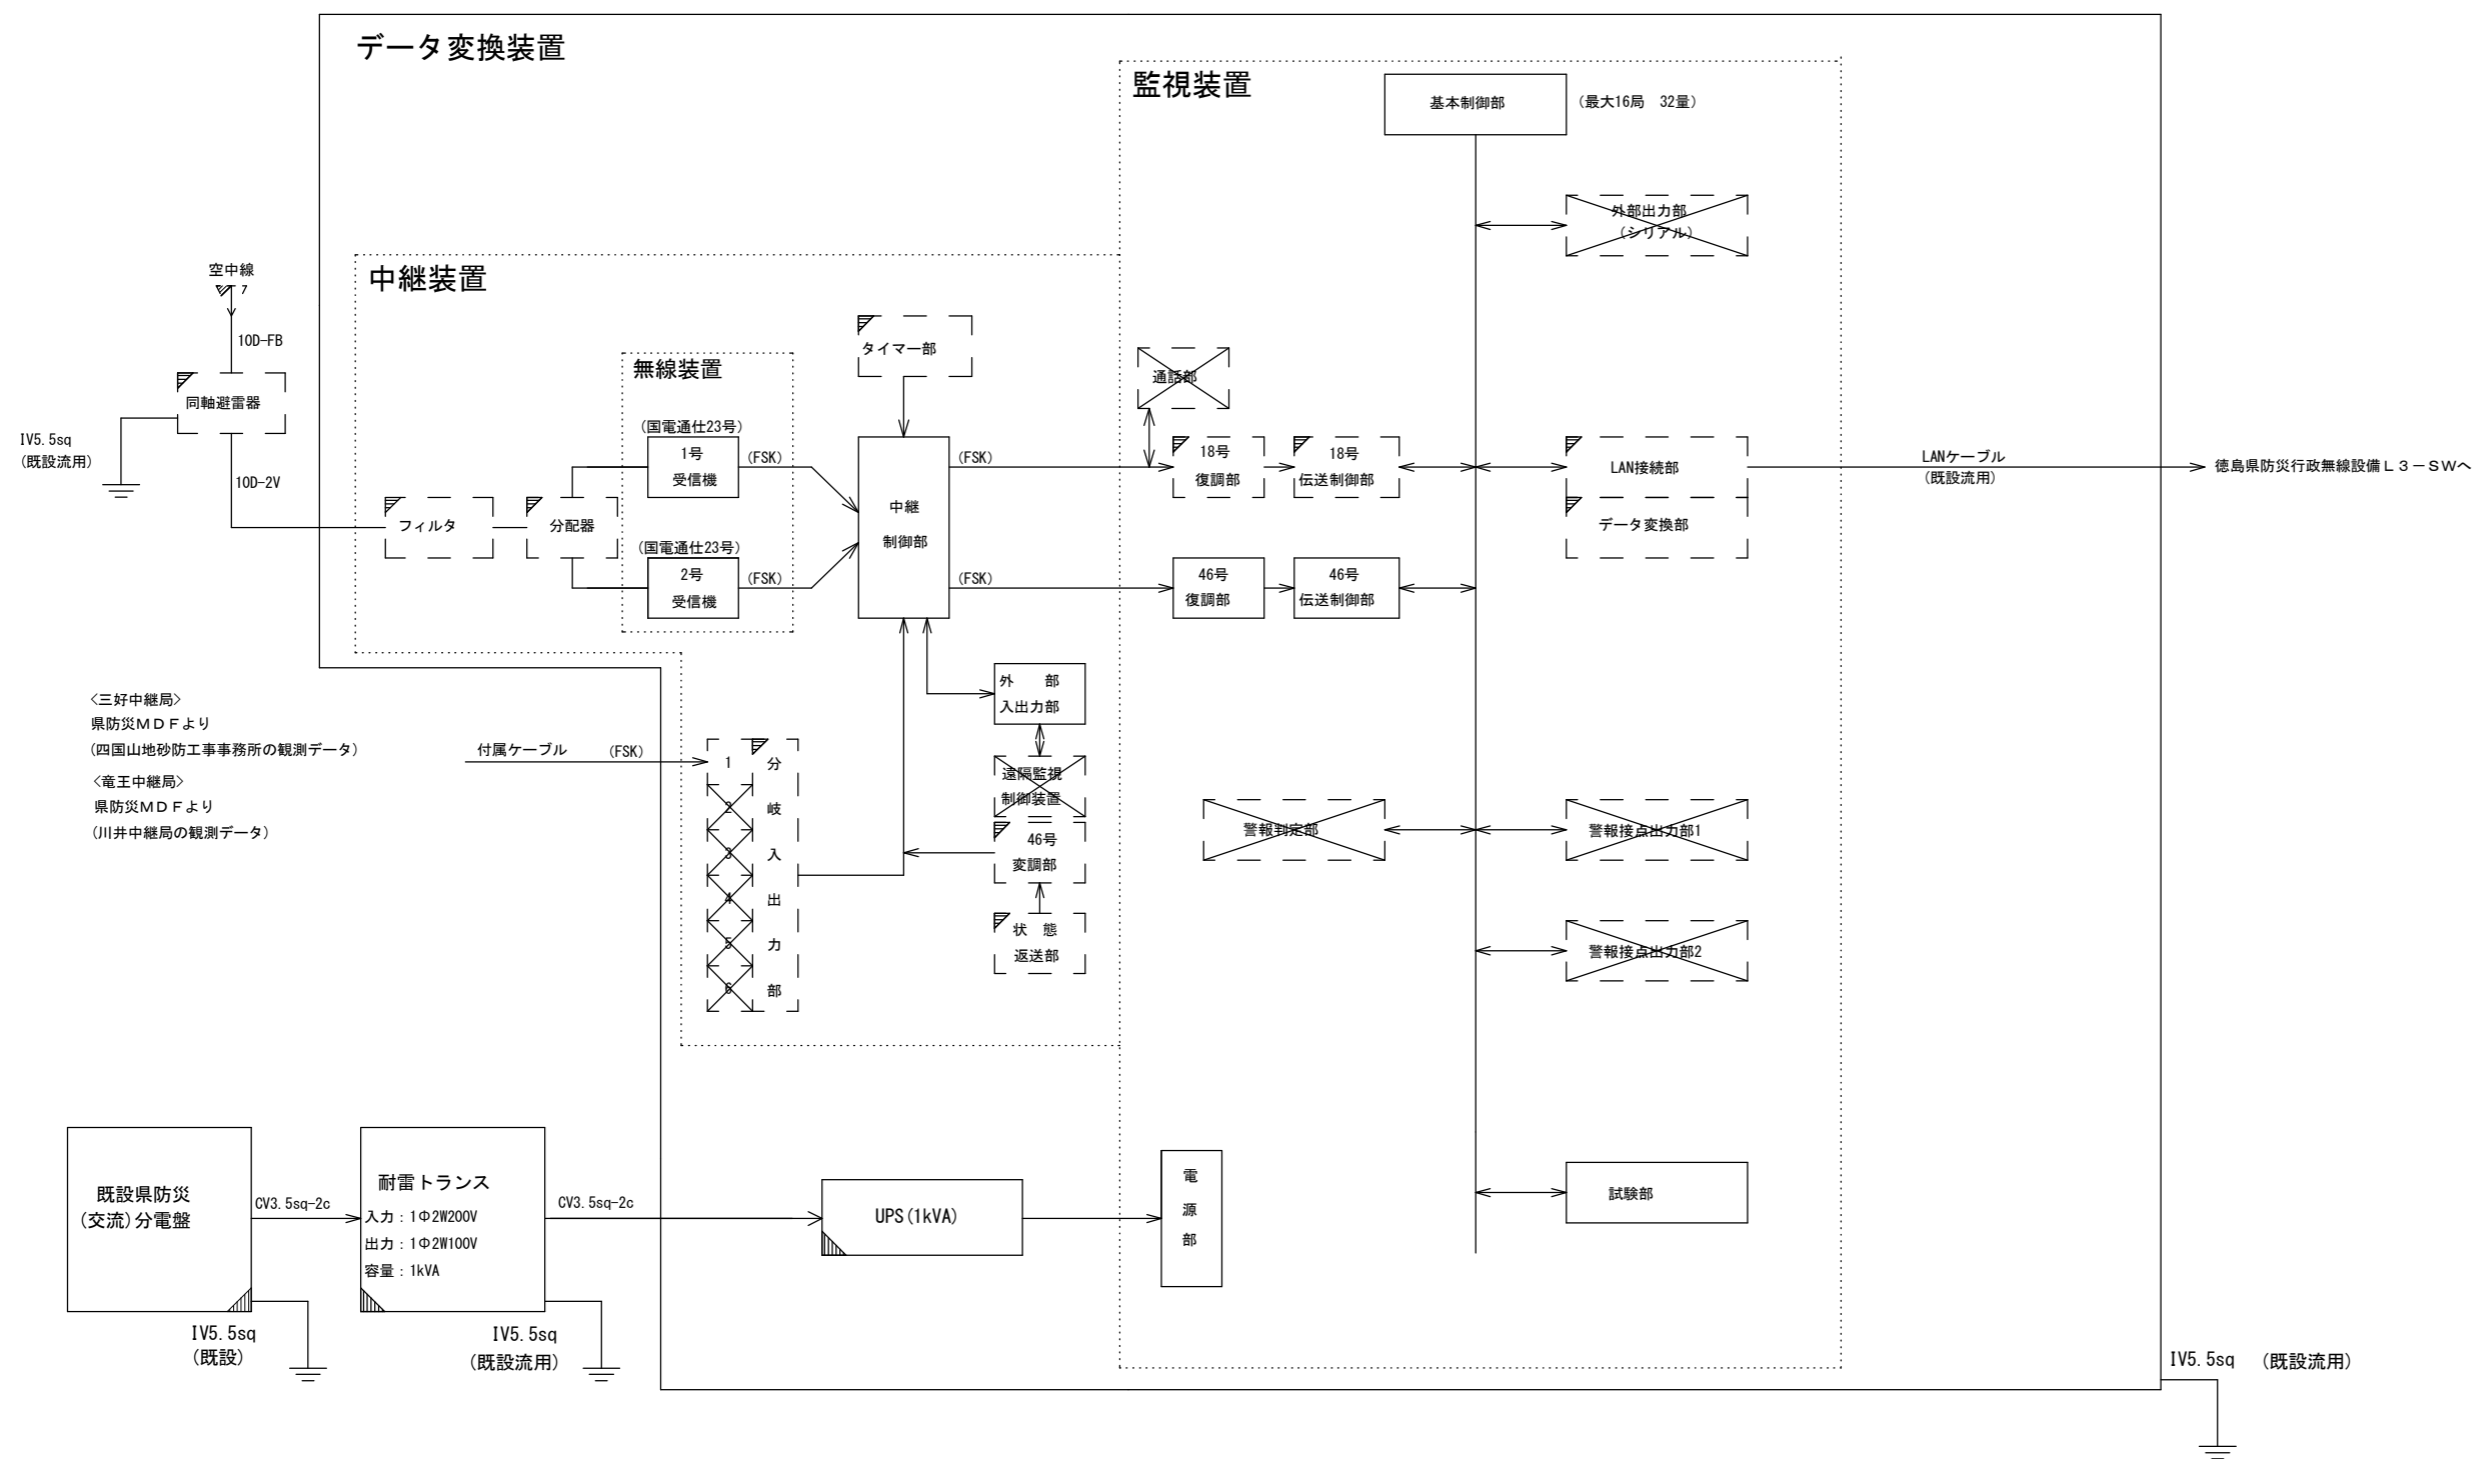

凡例

	標準構成
	付加機能 実装
	付加機能 未実装
	その他 設置・実装
	その他 既設流用


実施設計図面

工事名	R1三土 三好中継局他 三・池田白地他 雨量観測設備工事		
路線名等	三好中継局他		
工事箇所	三好市池田町白地他		
図面名	西部 データ変換装置 機器構成図 (18号、46号併用) (参考図)		
縮尺	図面番号	9 / 11	
会社名			
事業者名	徳島県西部総合県民局 県土整備部 (三好)		

西部 無線観測局 機器構成図(参考図)

(国電通仕第46号 タイプ1 準拠)

対象局
寺野局
大久保局

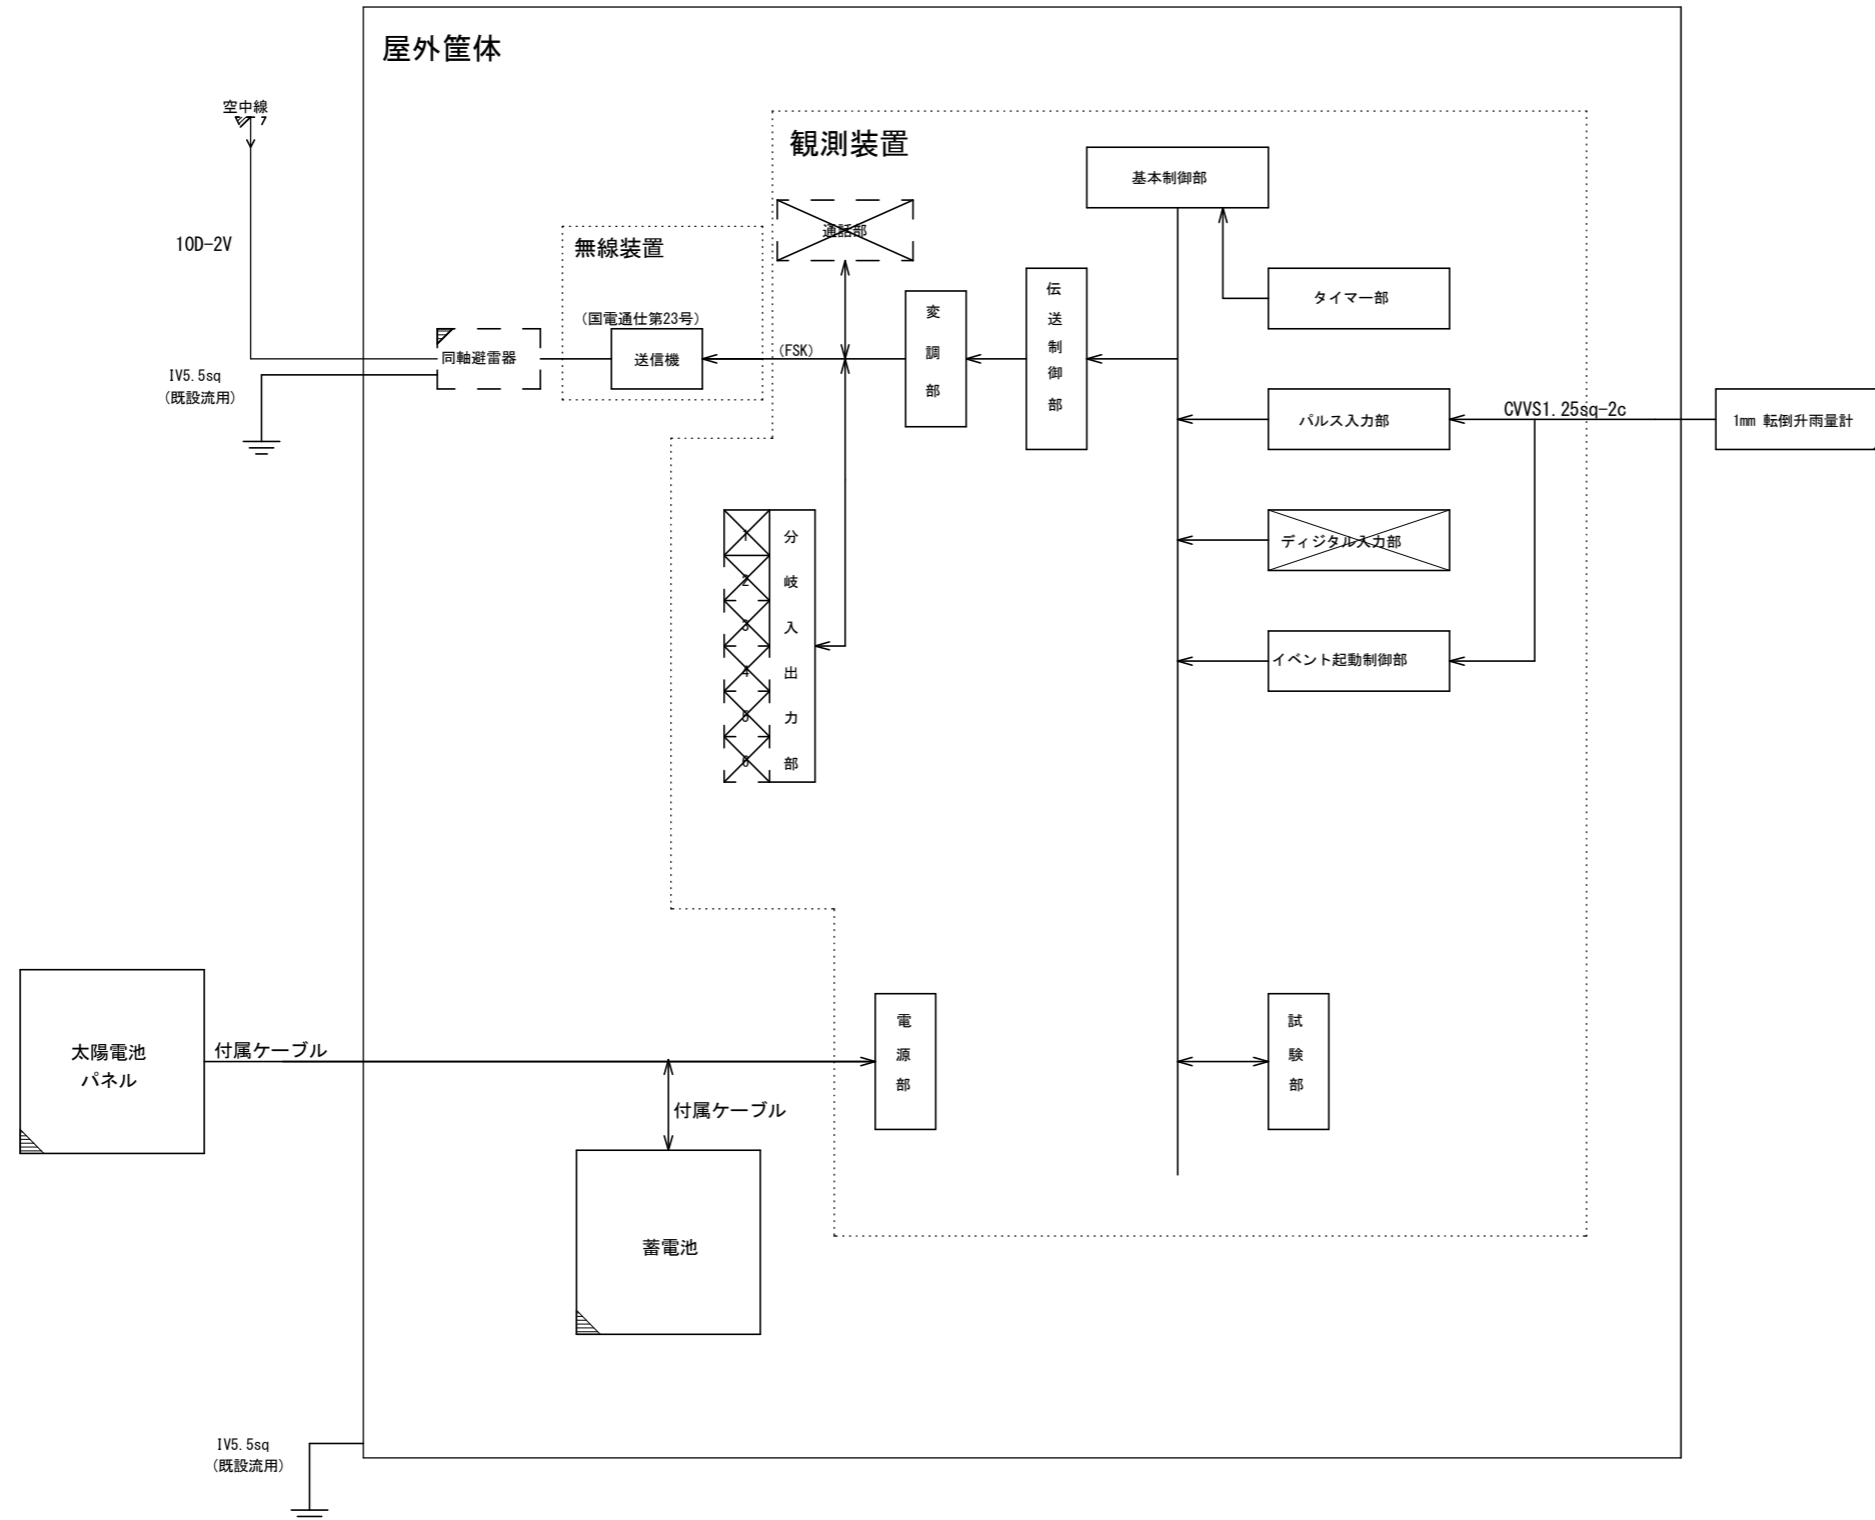

凡例

	標準構成
	標準構成 未実装
	付加機能 実装
	付加機能 未実装
	その他 設置・実装
	その他 既設流用

実施設計図面

工事名	R1三土 三好中継局他 三・池田白地他 雨量観測設備工事		
路線名等	三好中継局他		
工事箇所	三好市池田町白地他		
図面名	西部 無線観測局 機器構成図(参考図)		
縮尺	図面番号	10	/ 11
会社名			
事業者名	徳島県西部総合県民局 県土整備部(三好)		

西部 機器外觀図 (参考図)



データ変換装置

屋外筐体

実施設計図面

工事名	R1三土 三好中継局他		
路線名等	三・池田白地他 雨量観測設備工事		
工事箇所	三好市池田町白地他		
図面名	西部 機器外觀図 (参考図)		
縮尺	1 / 10	図面番号	11 / 11
会社名			
事業者名	徳島県西部総合県民局 県土整備部 (三好)		