




照明器具姿図 (1)

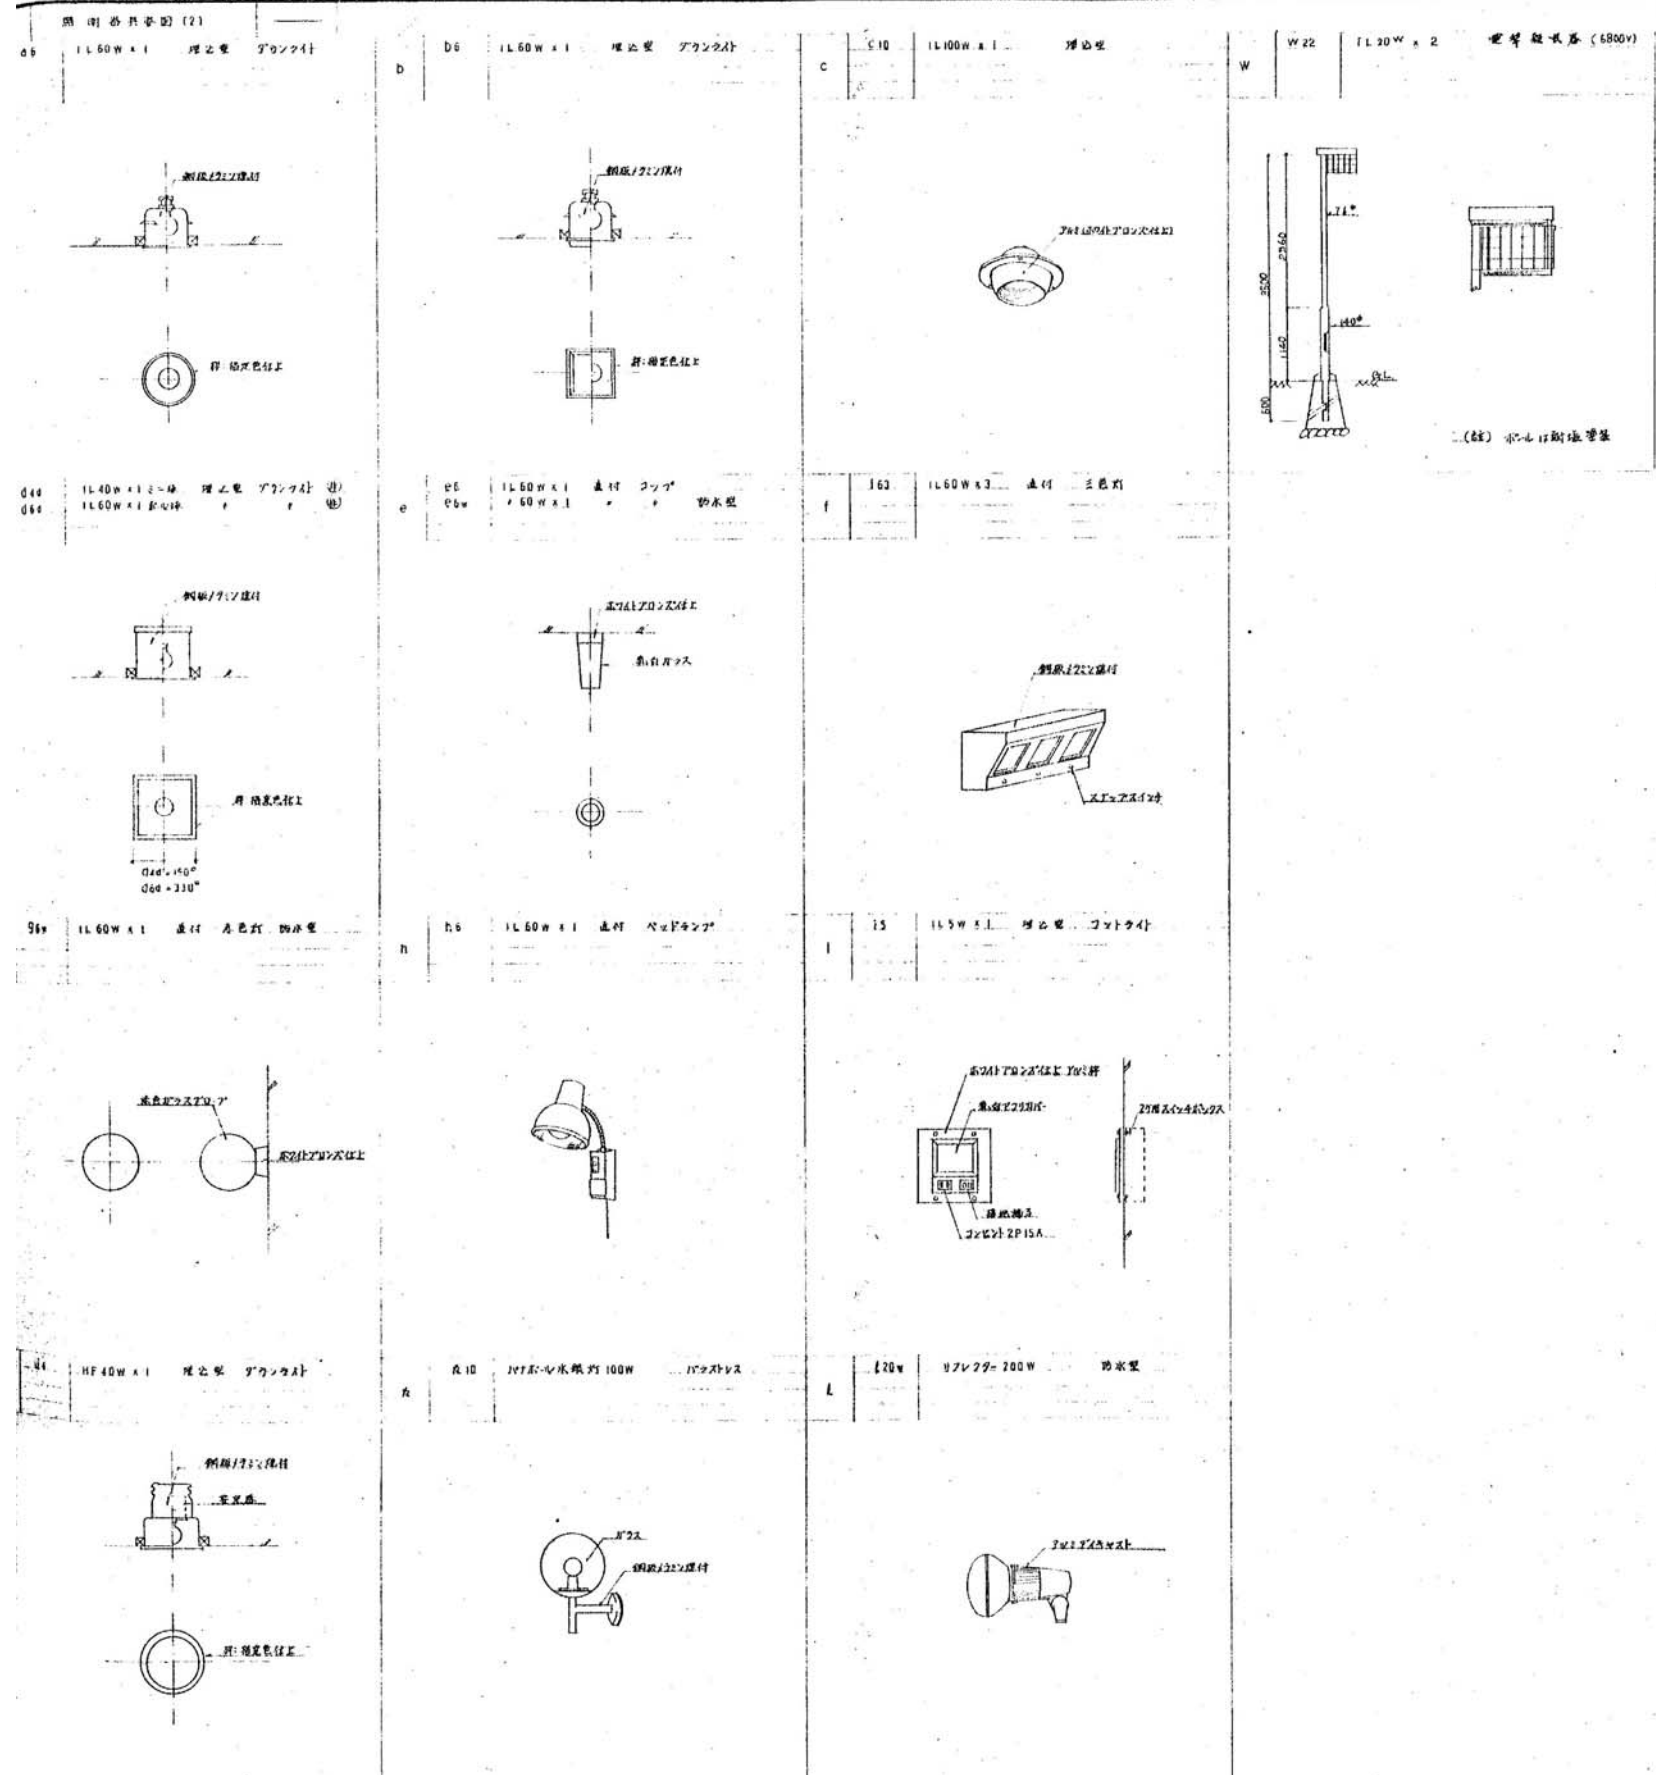


照明器具姿図 (2)

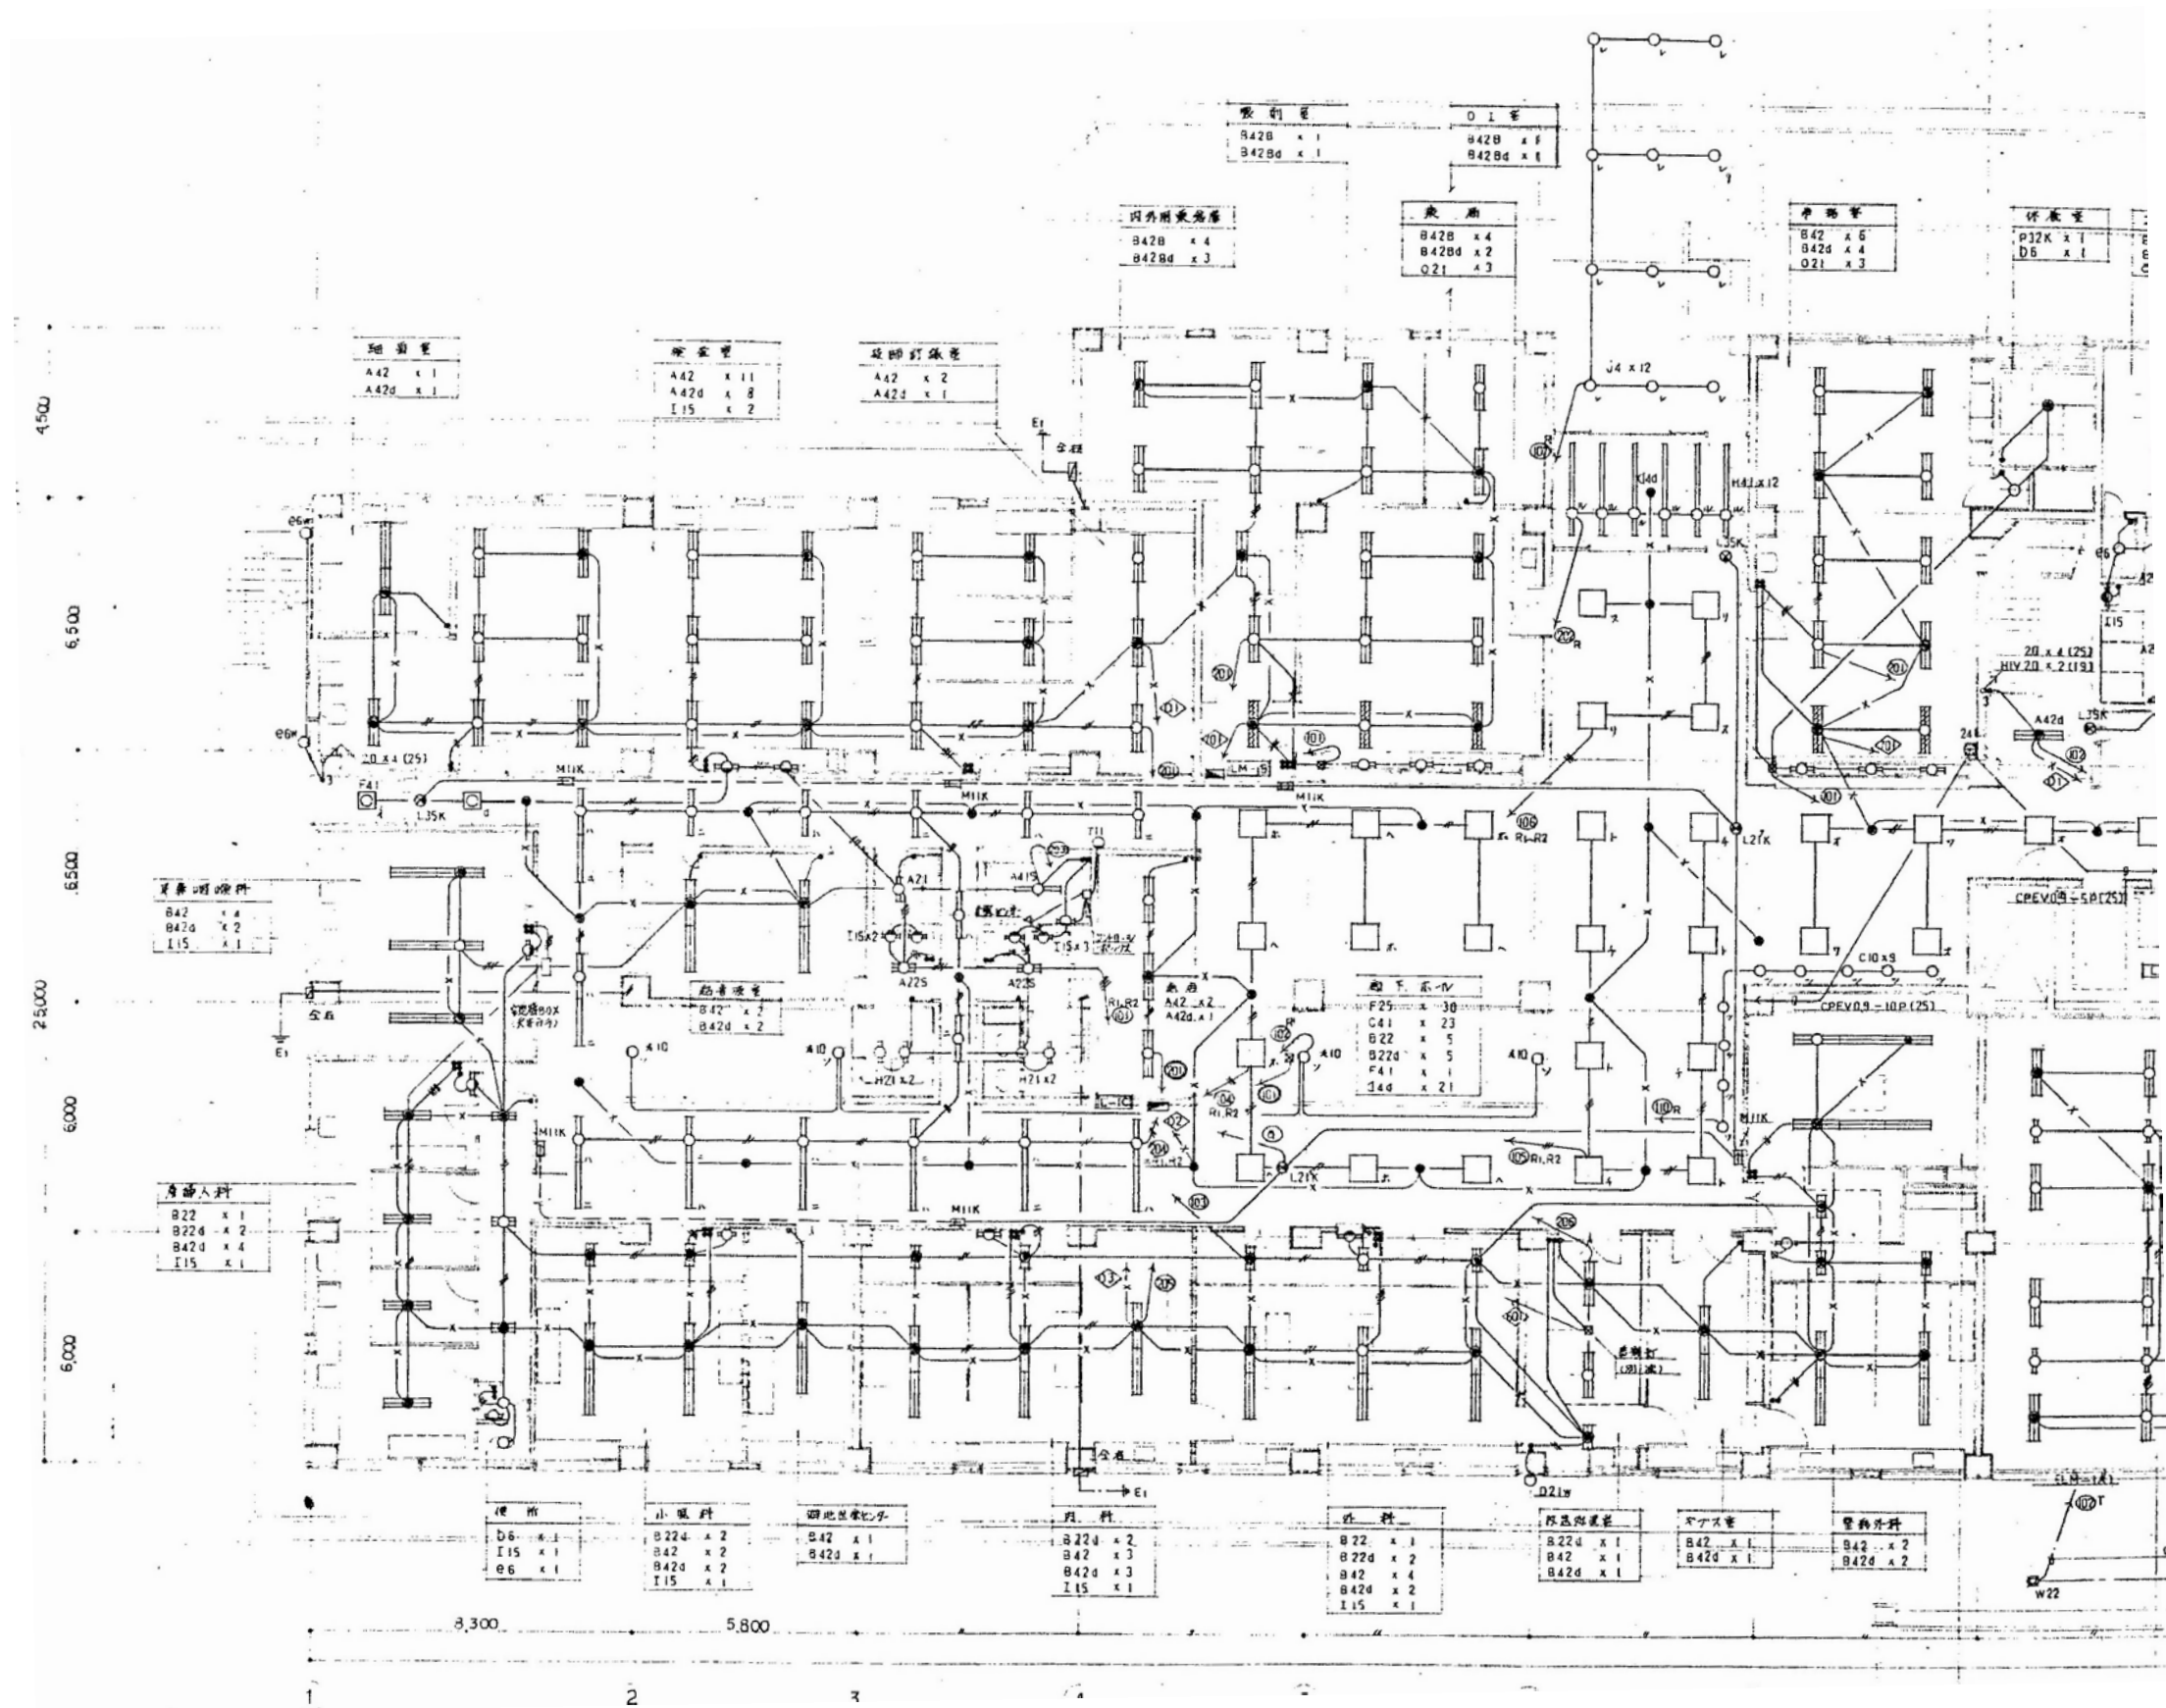


1階電灯設備平面図(1) 1/150

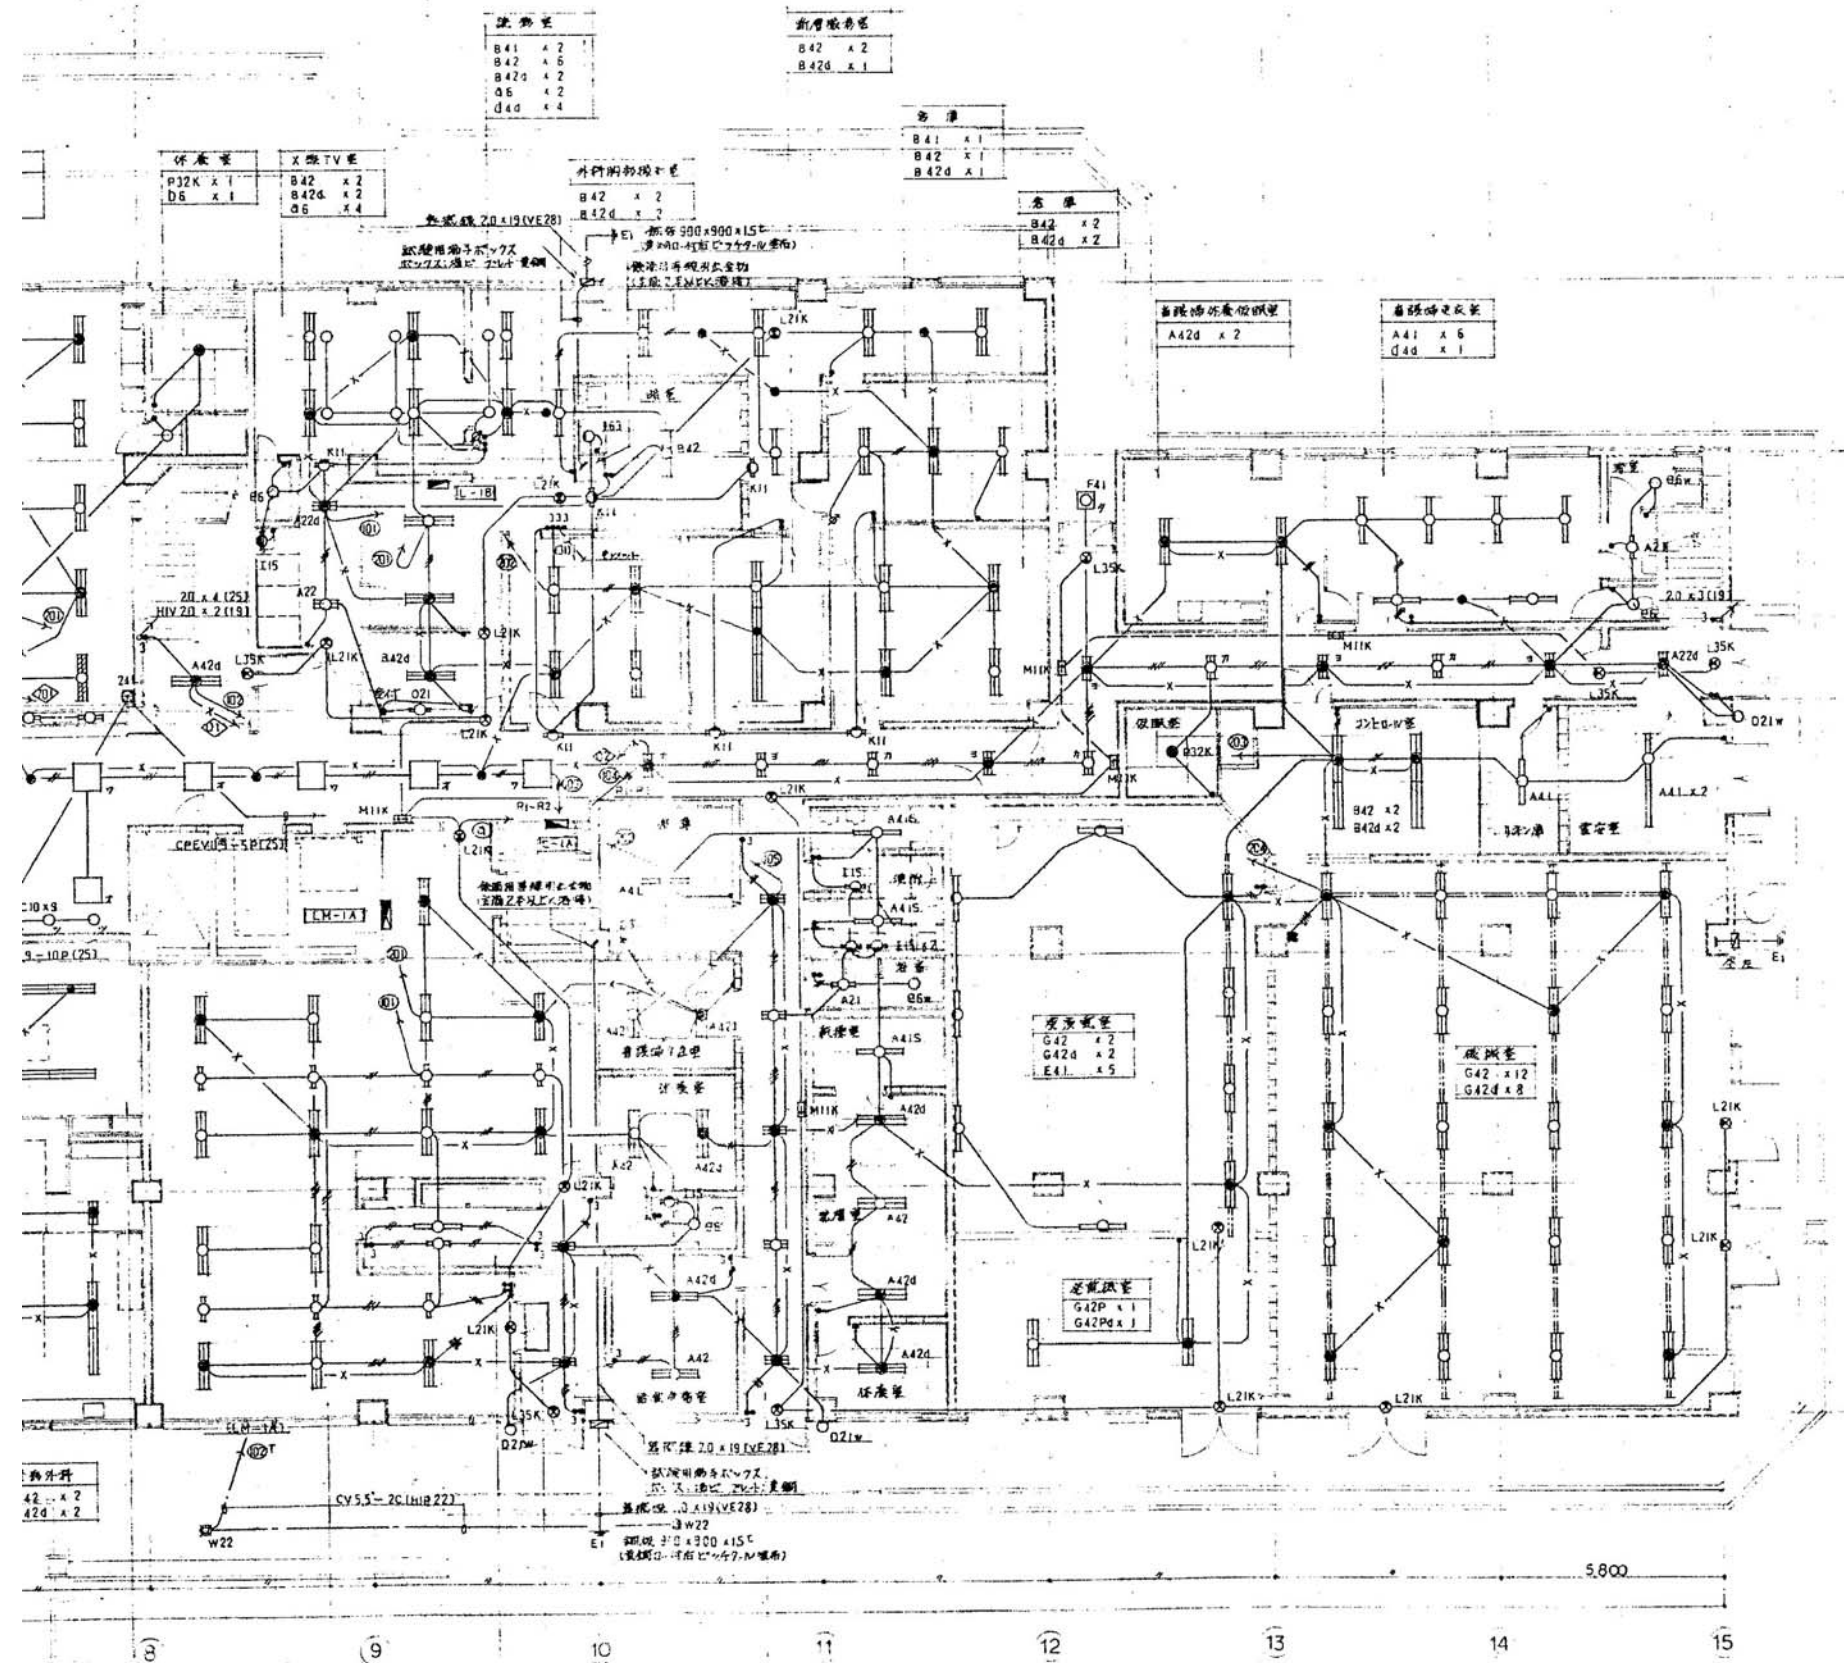


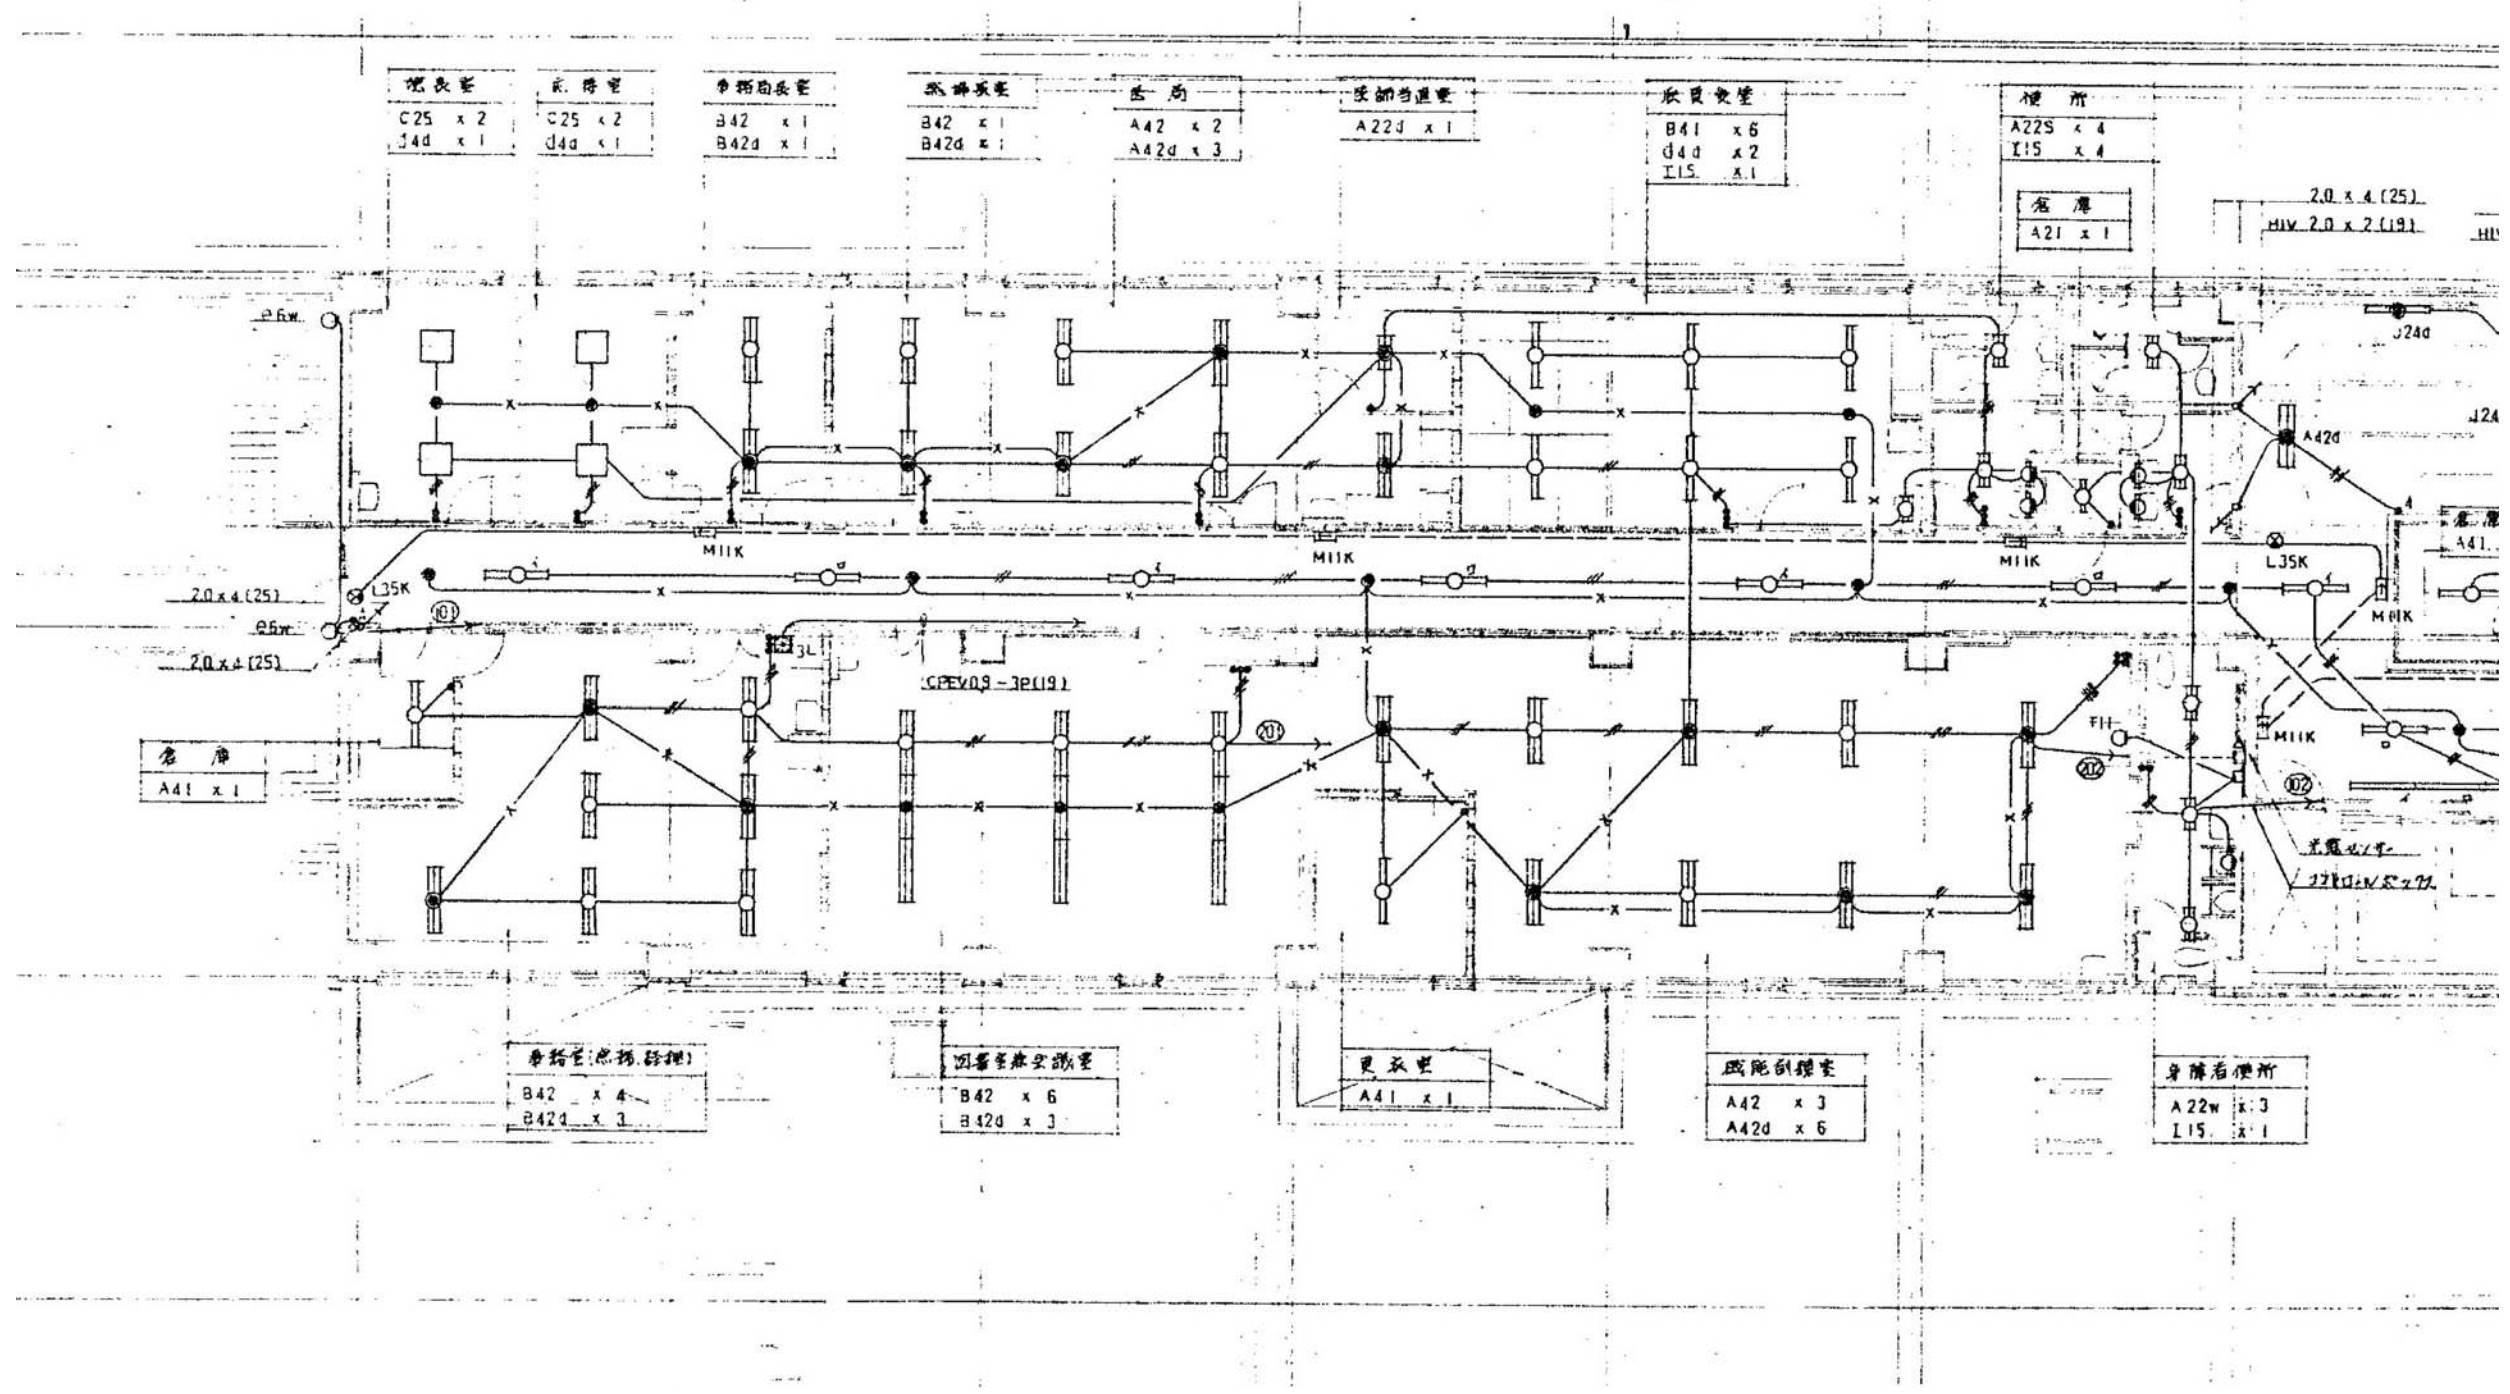


2階電灯設備平面図 (1) 1/100

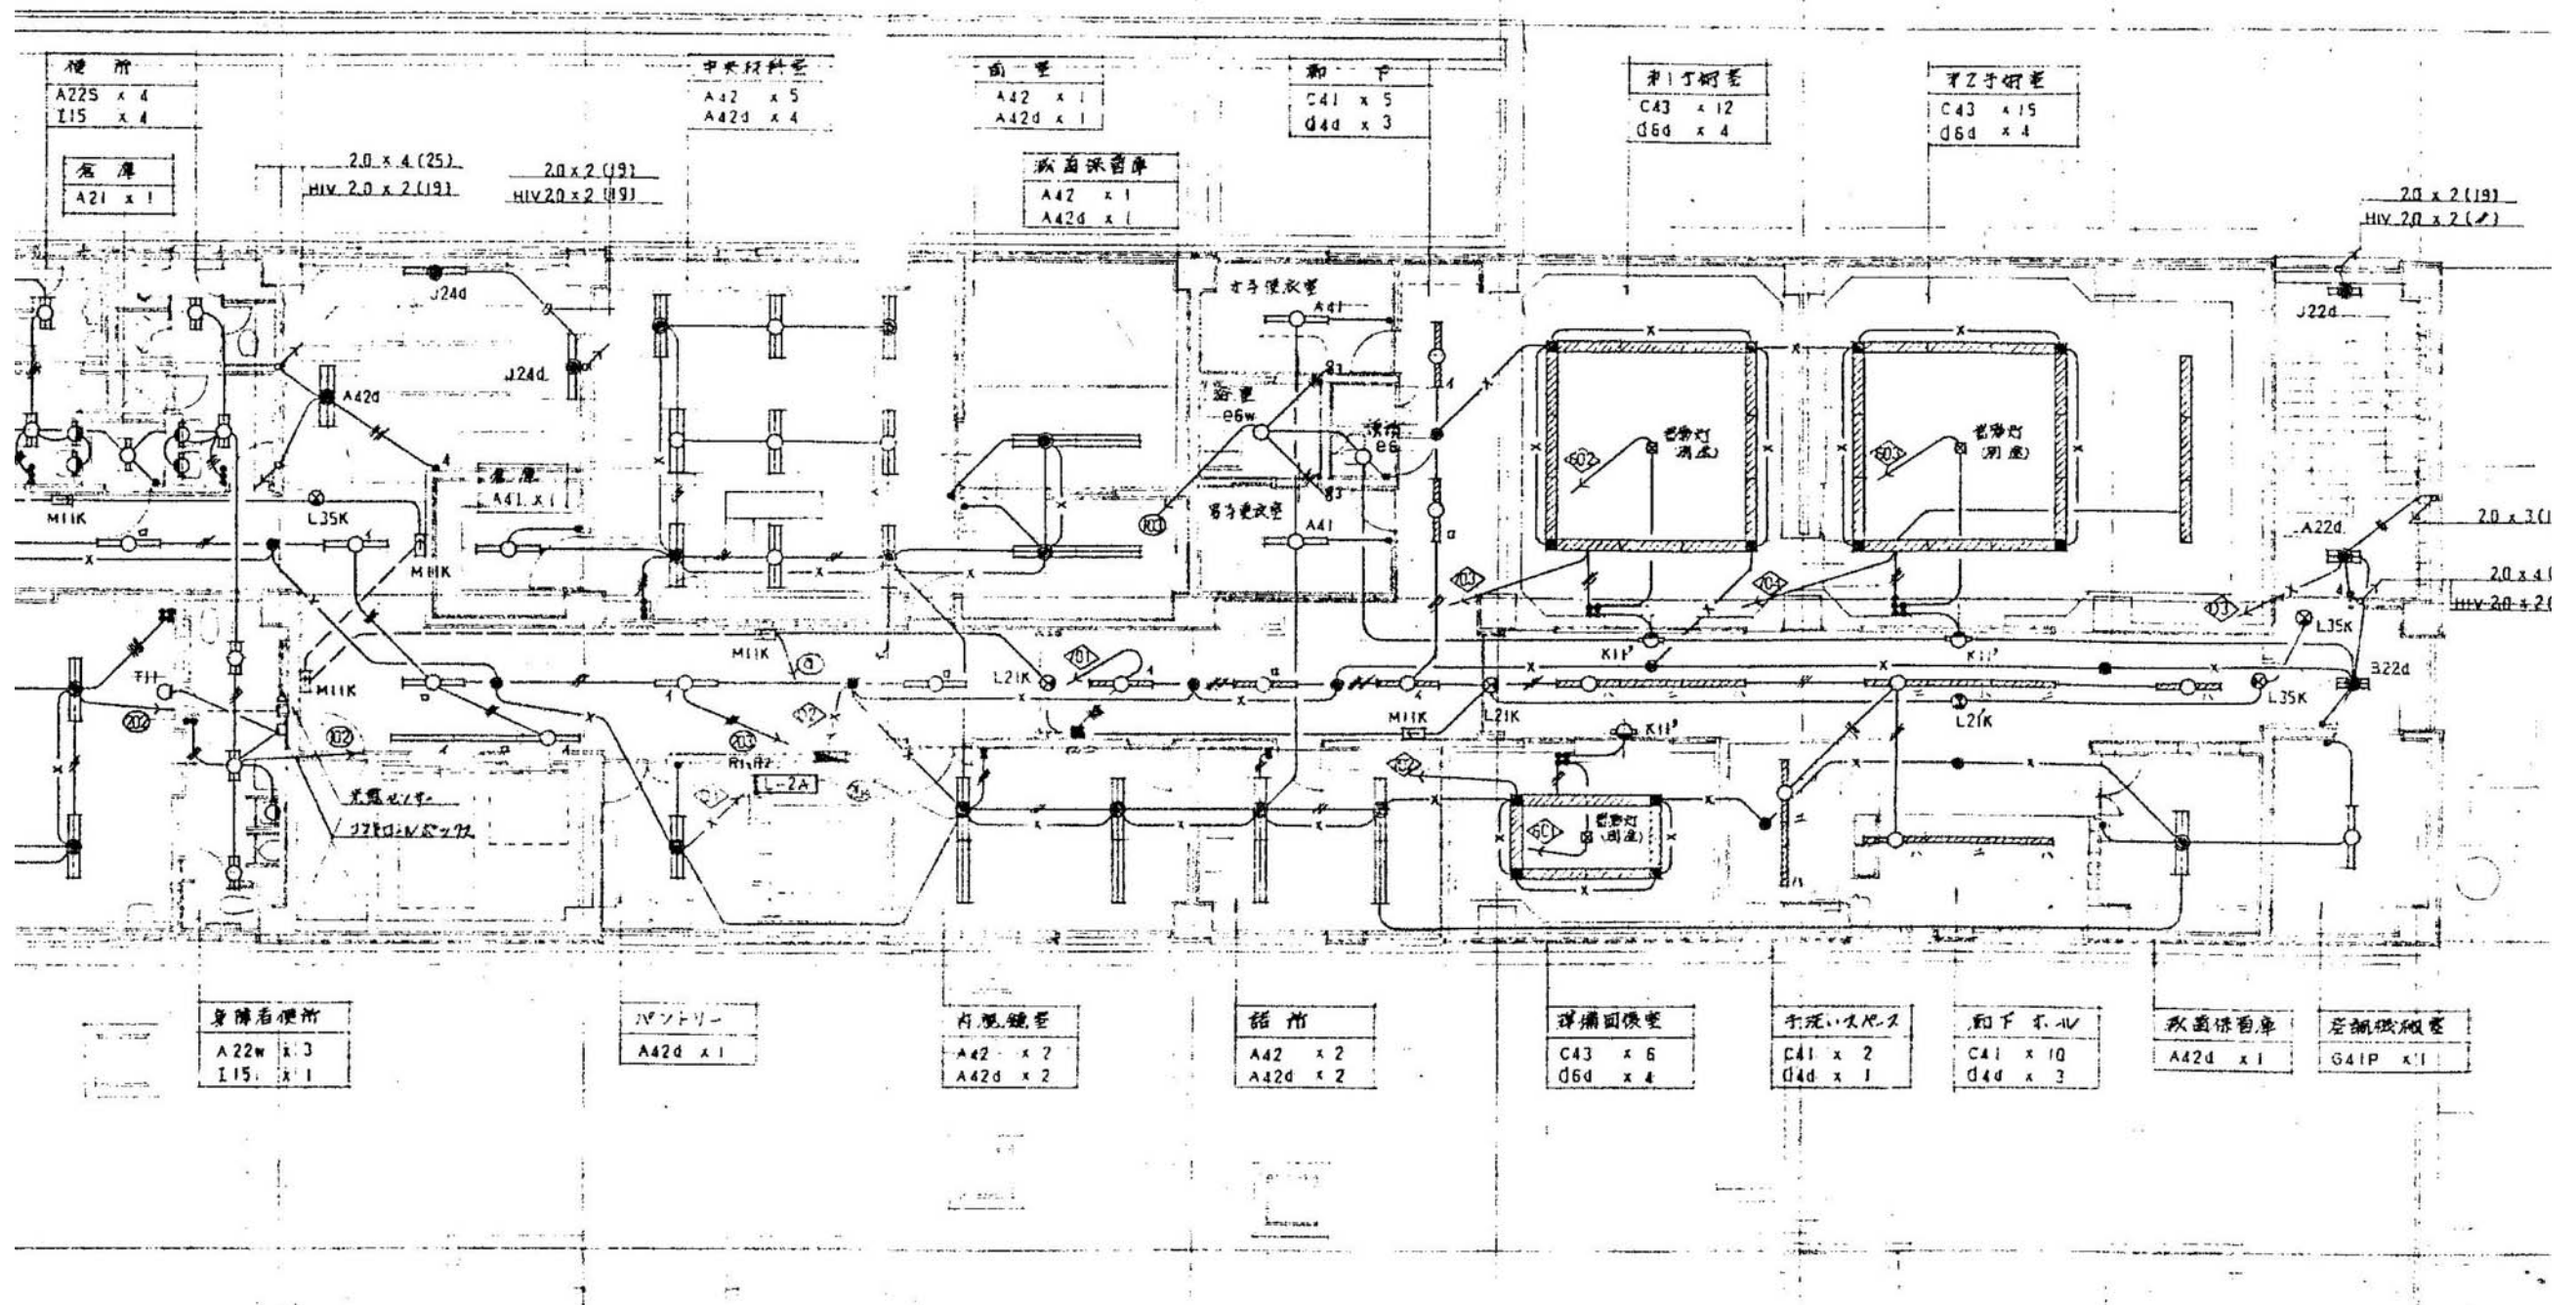

2階電灯設備平面図(2) 1/100

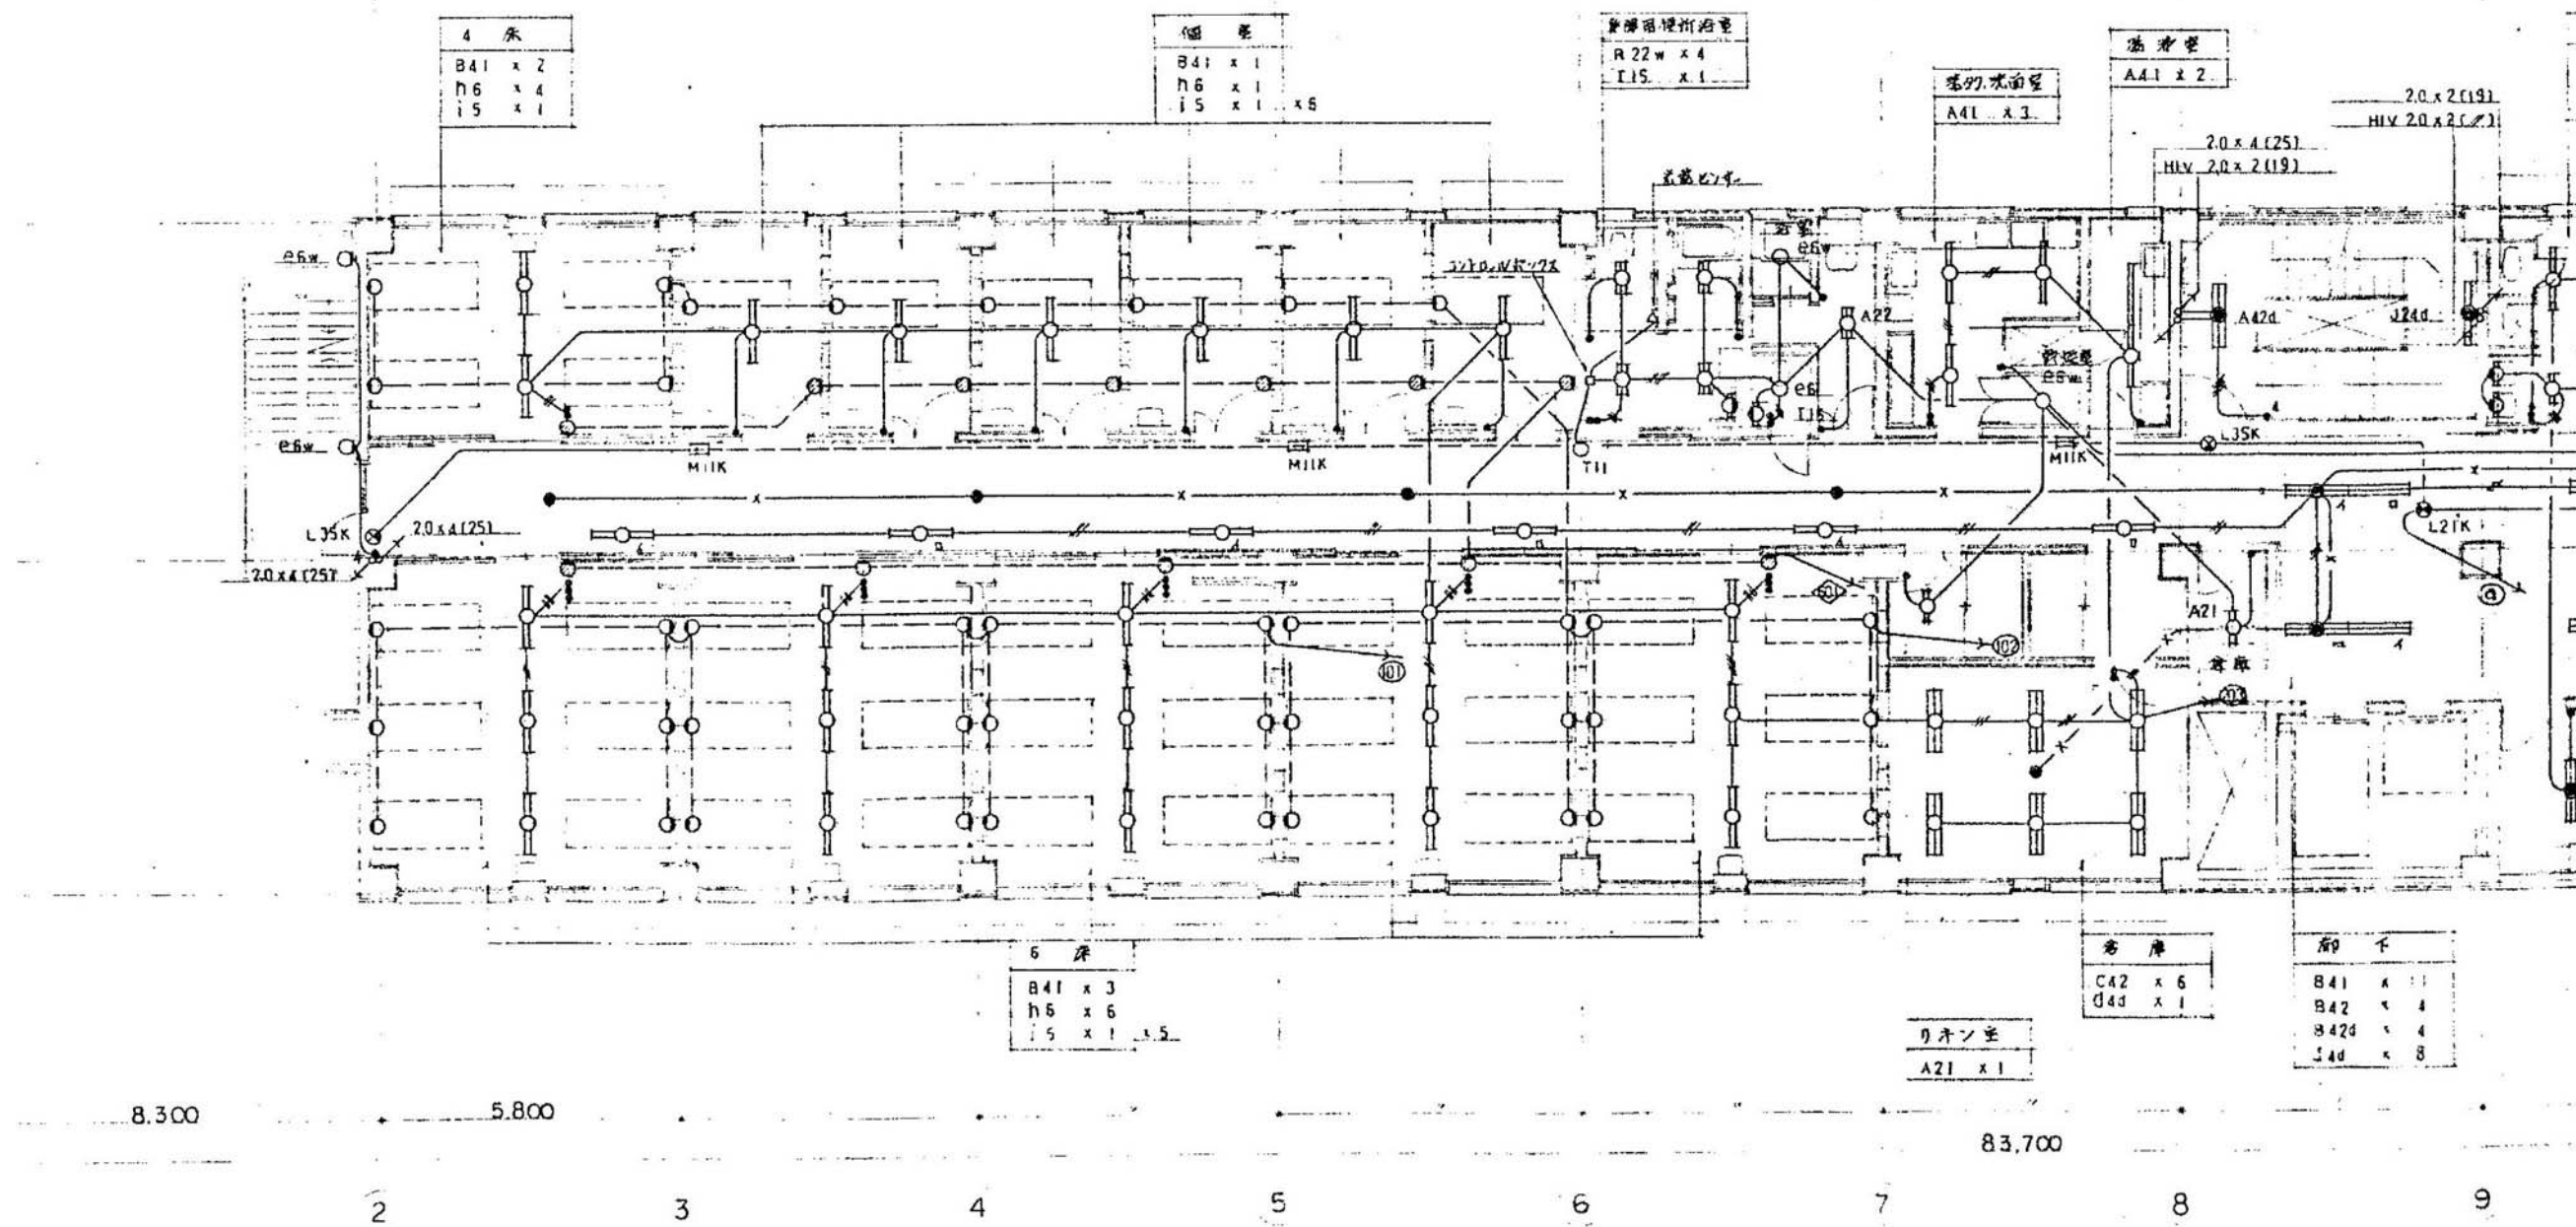


3階電灯設備平面図(1) 1/100

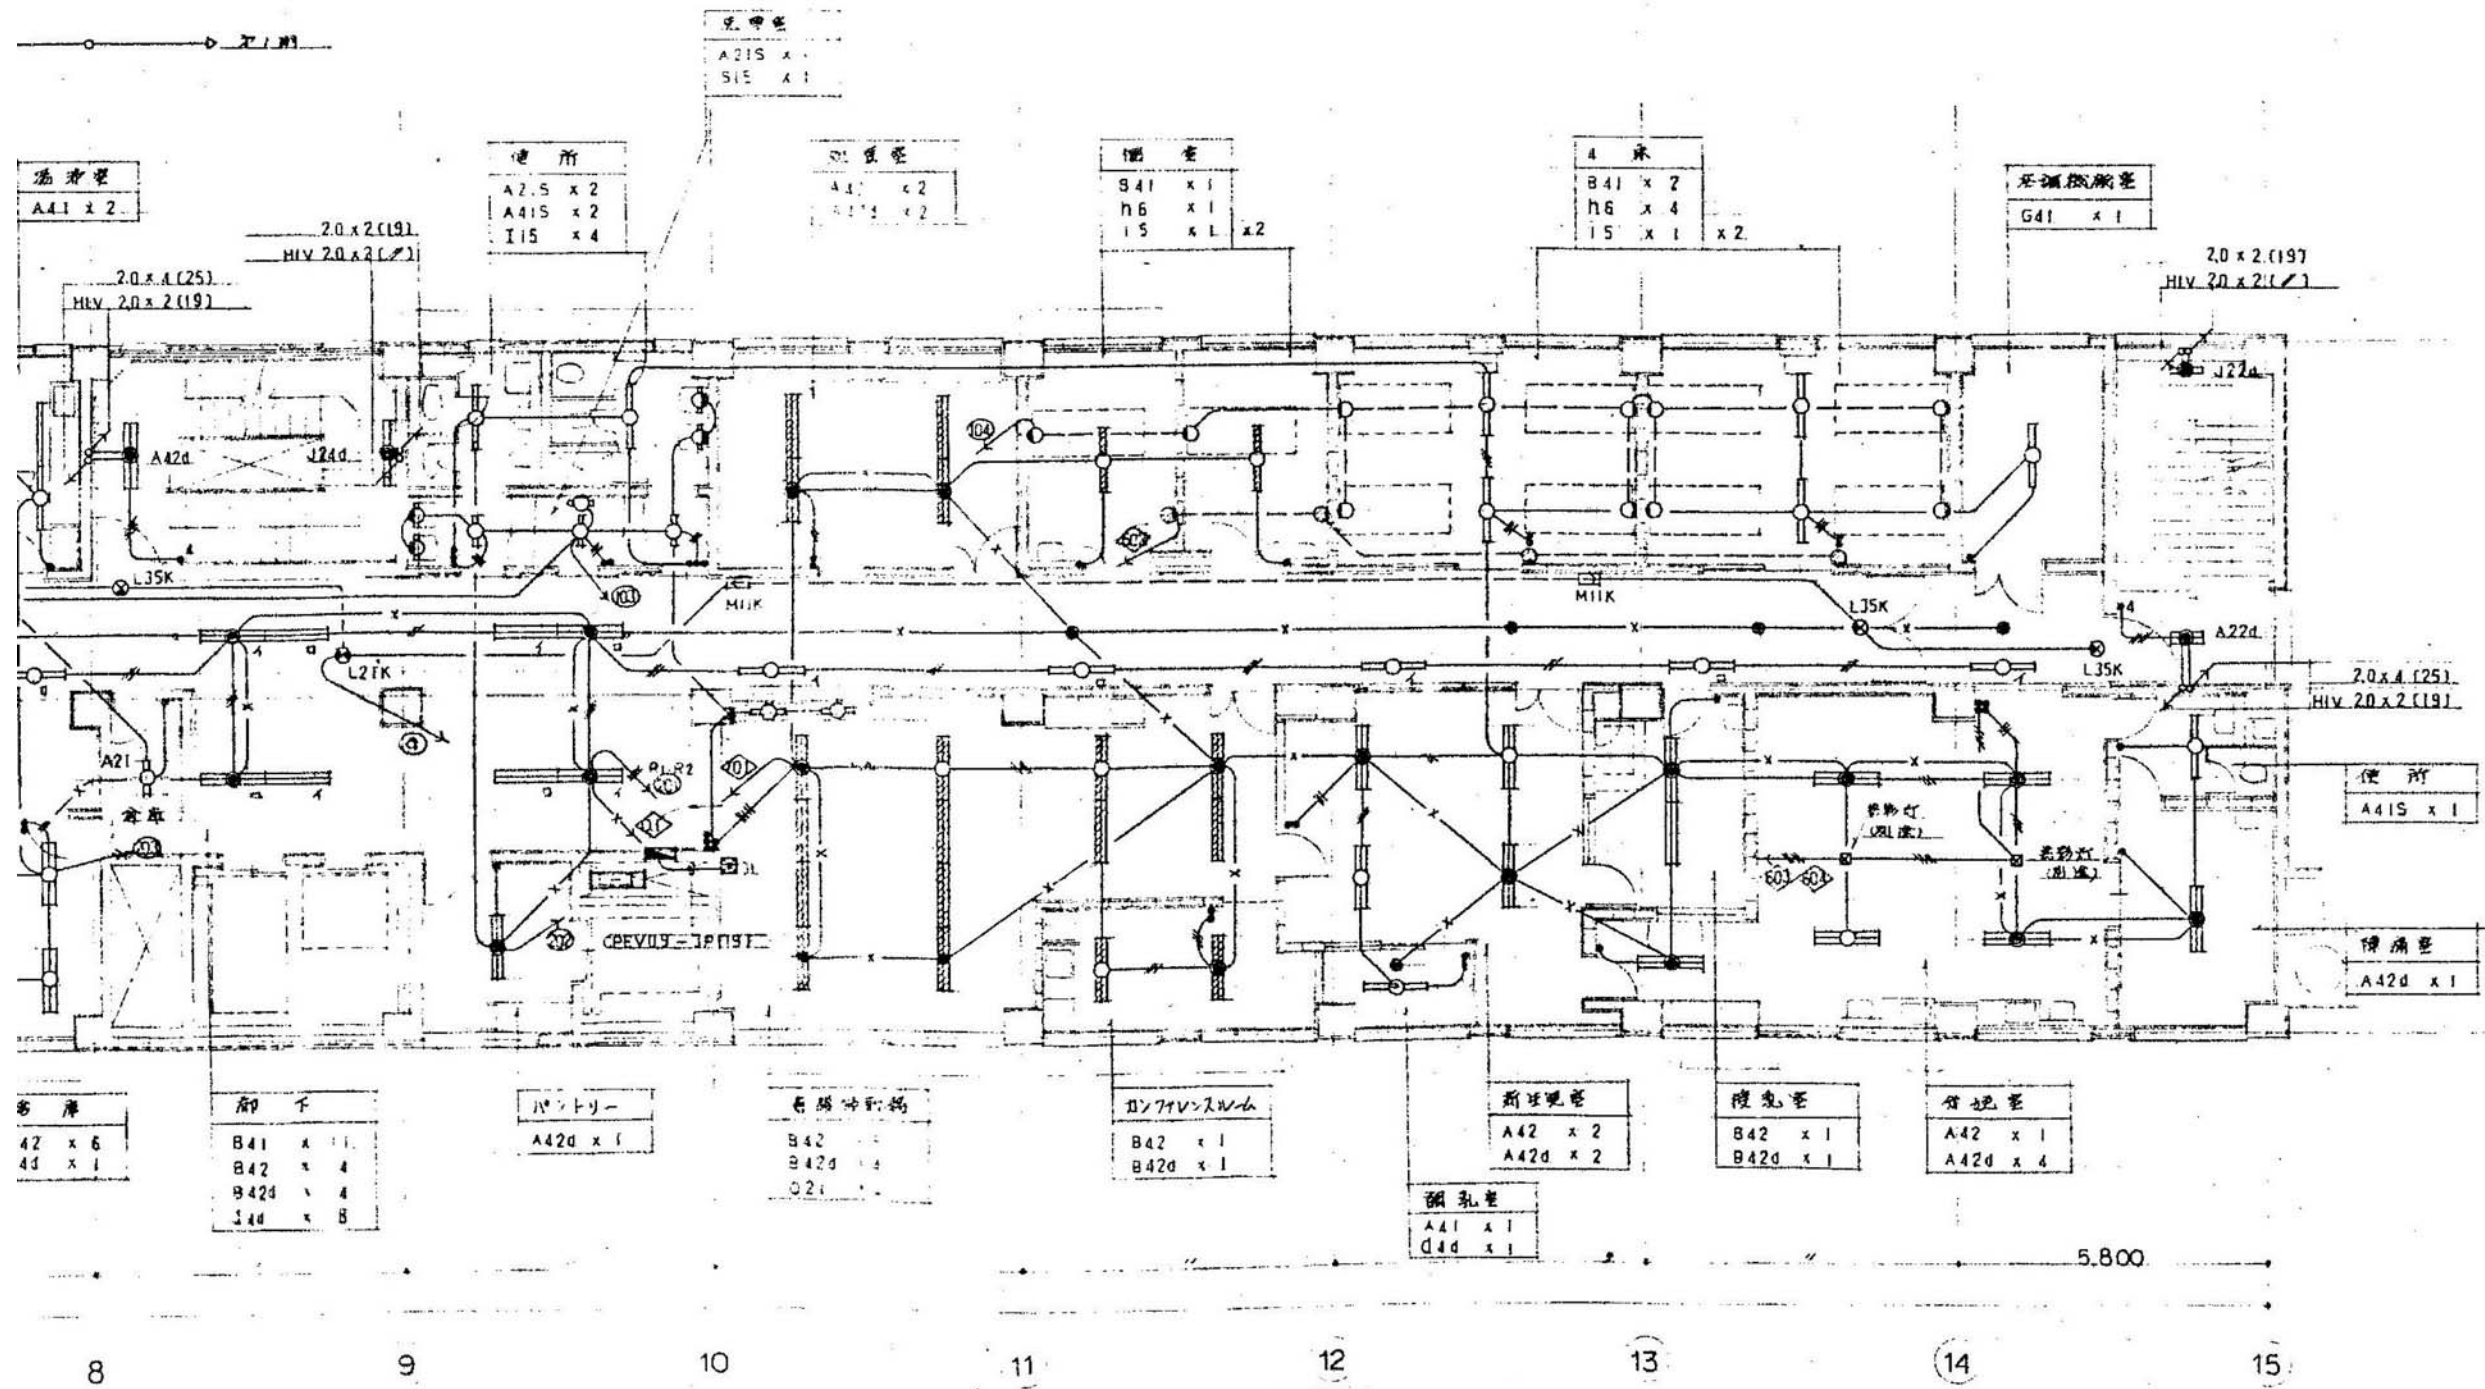


3階電灯設備平面図(2) 1/100




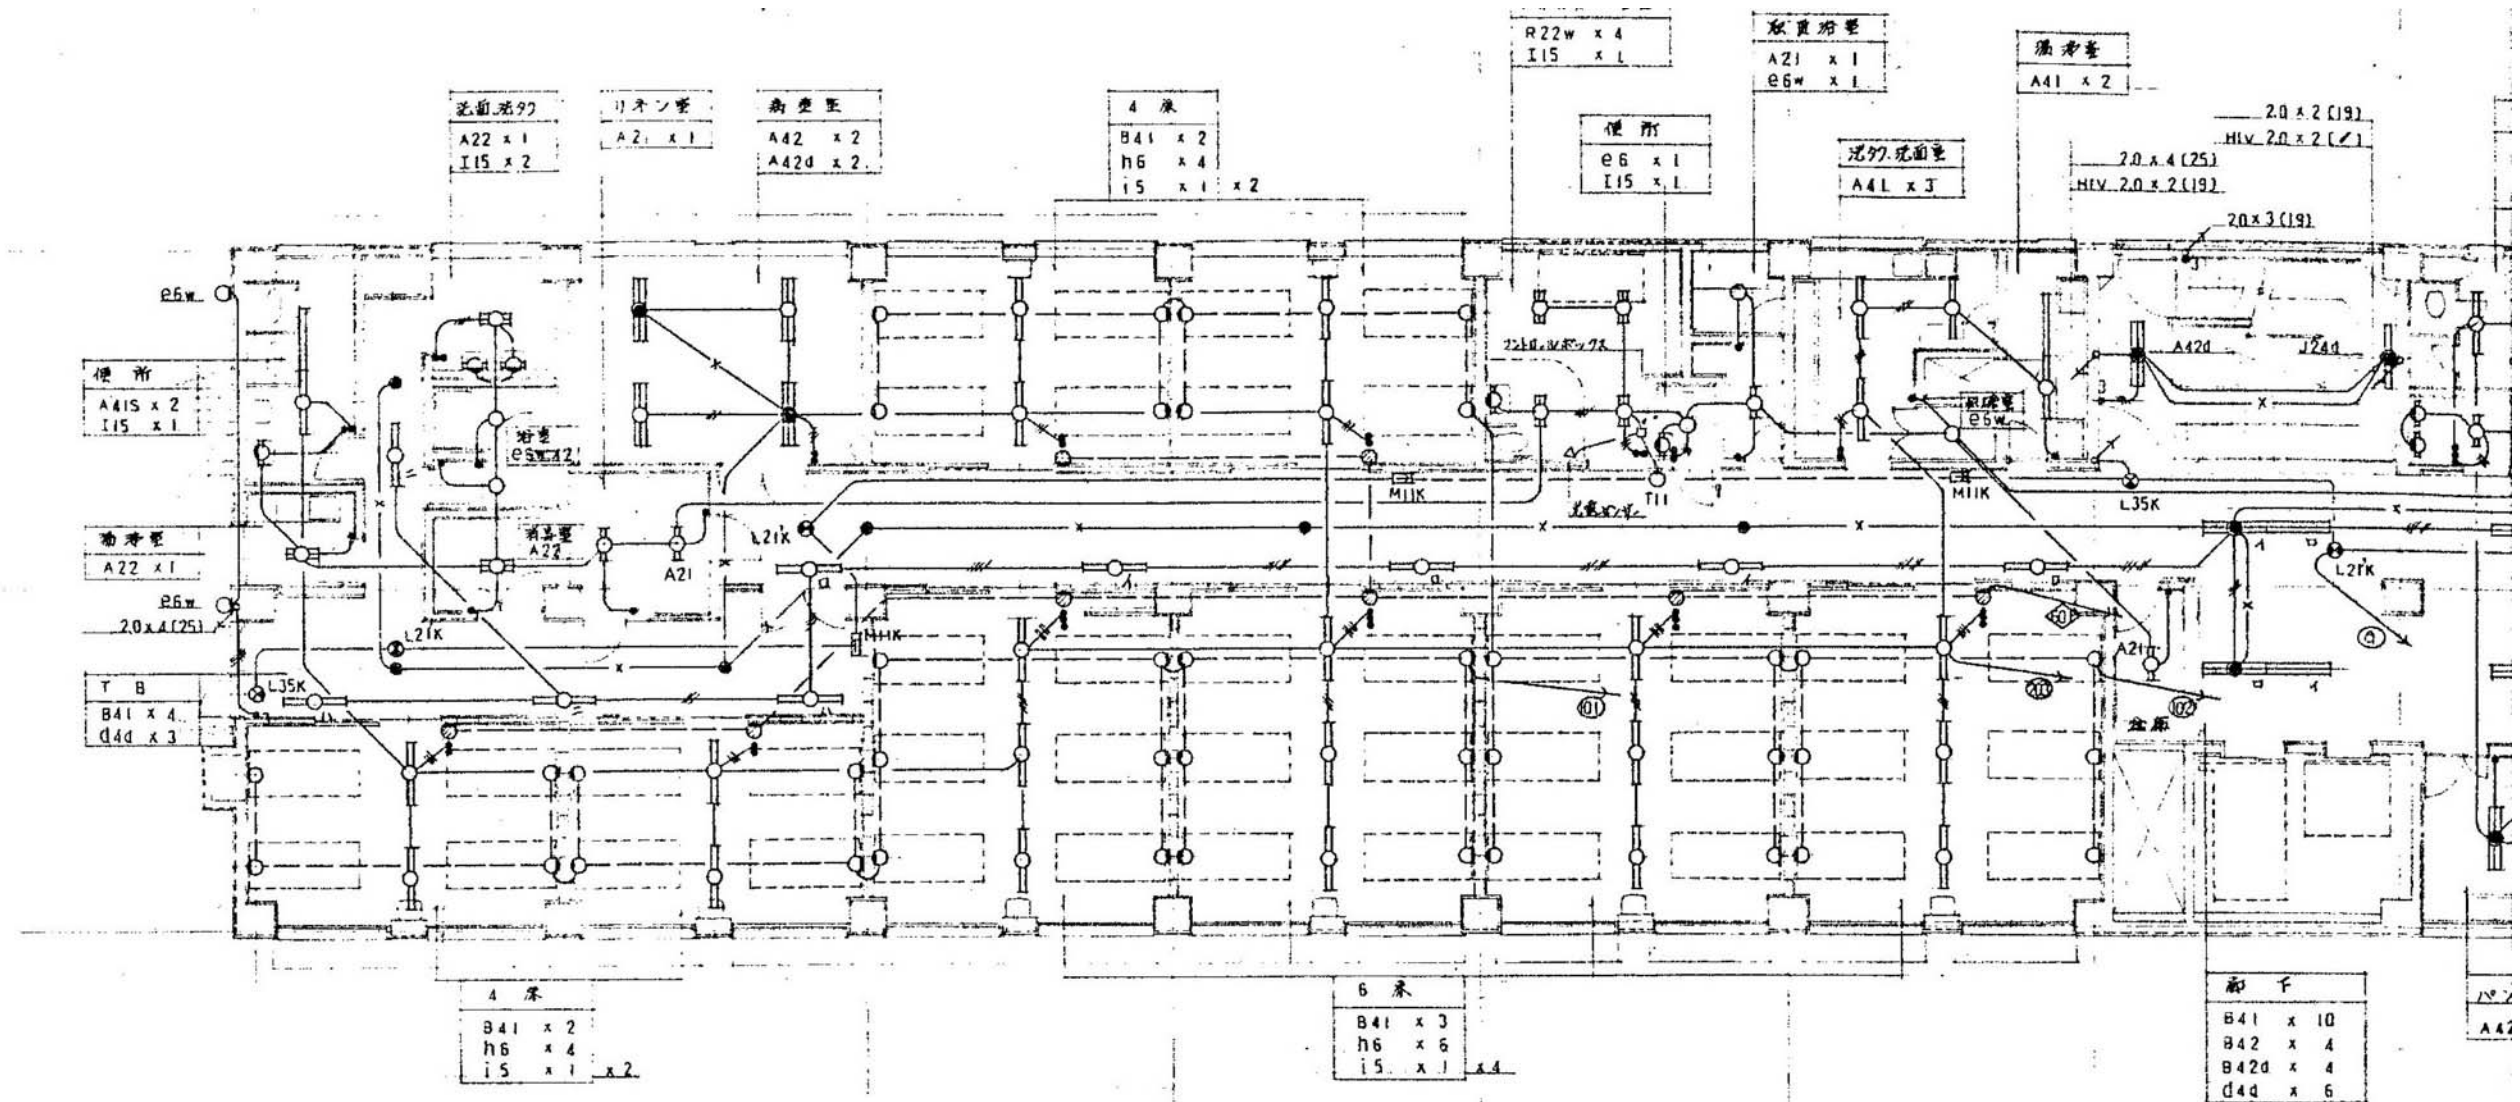

4階電灯設備平面図(1) 1/100

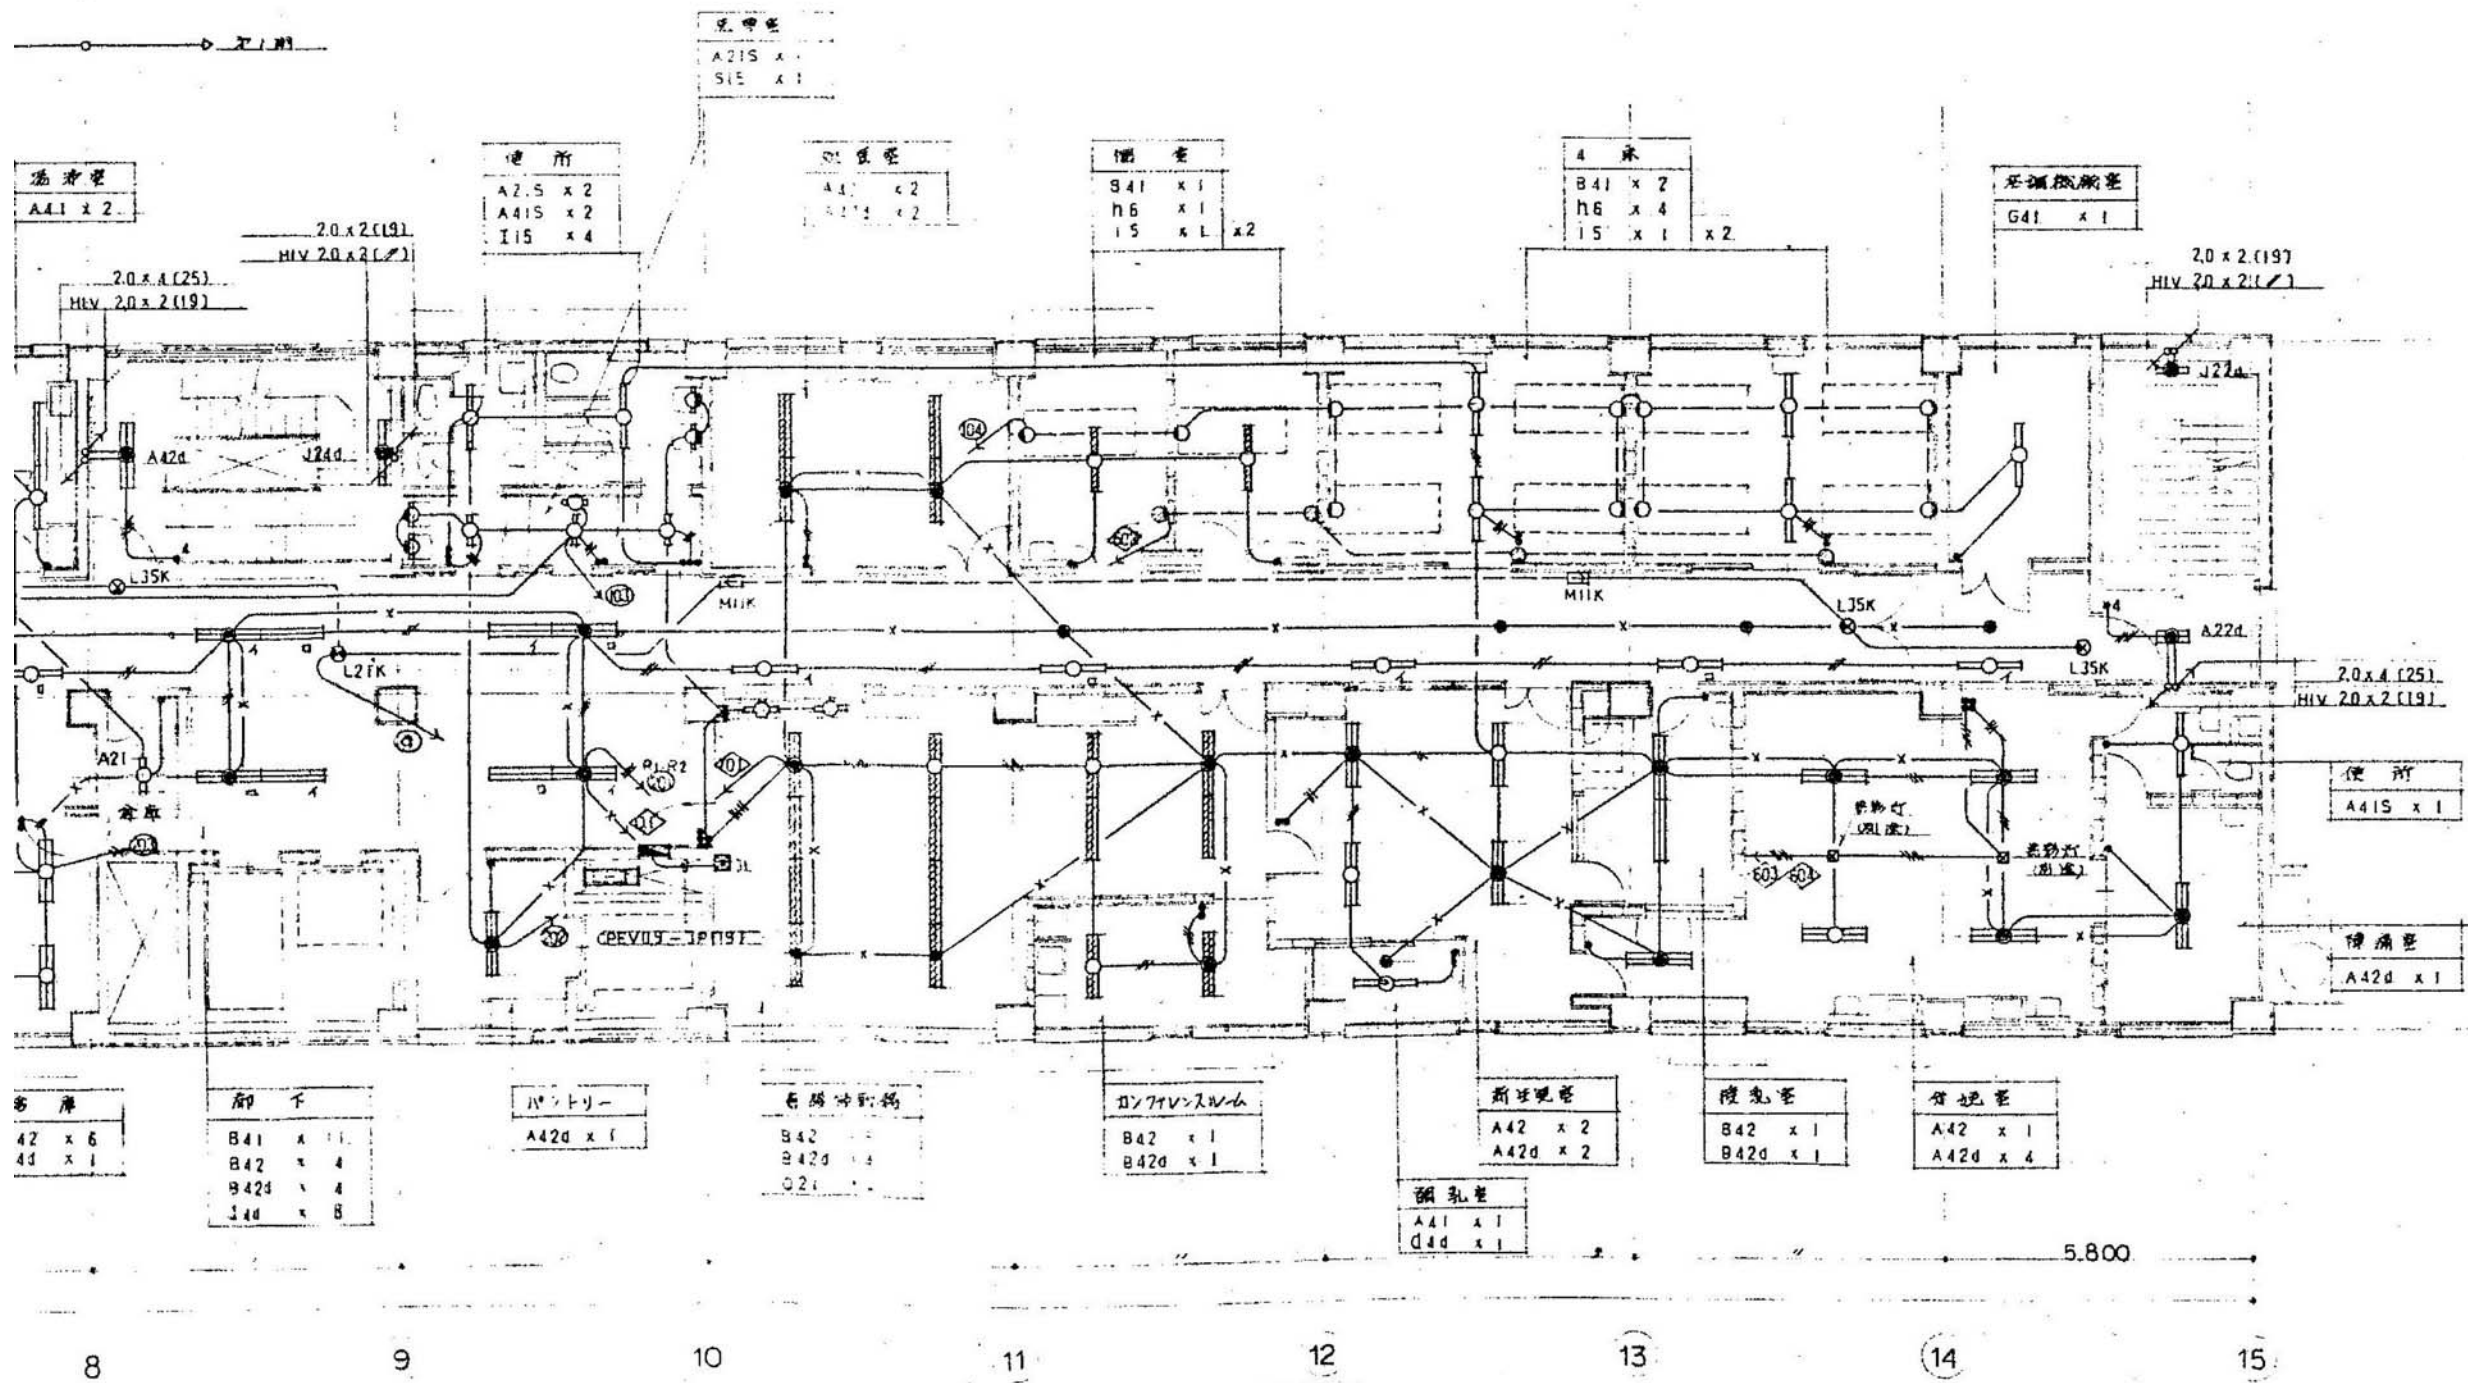


4階電灯設備平面図(2) 1/100

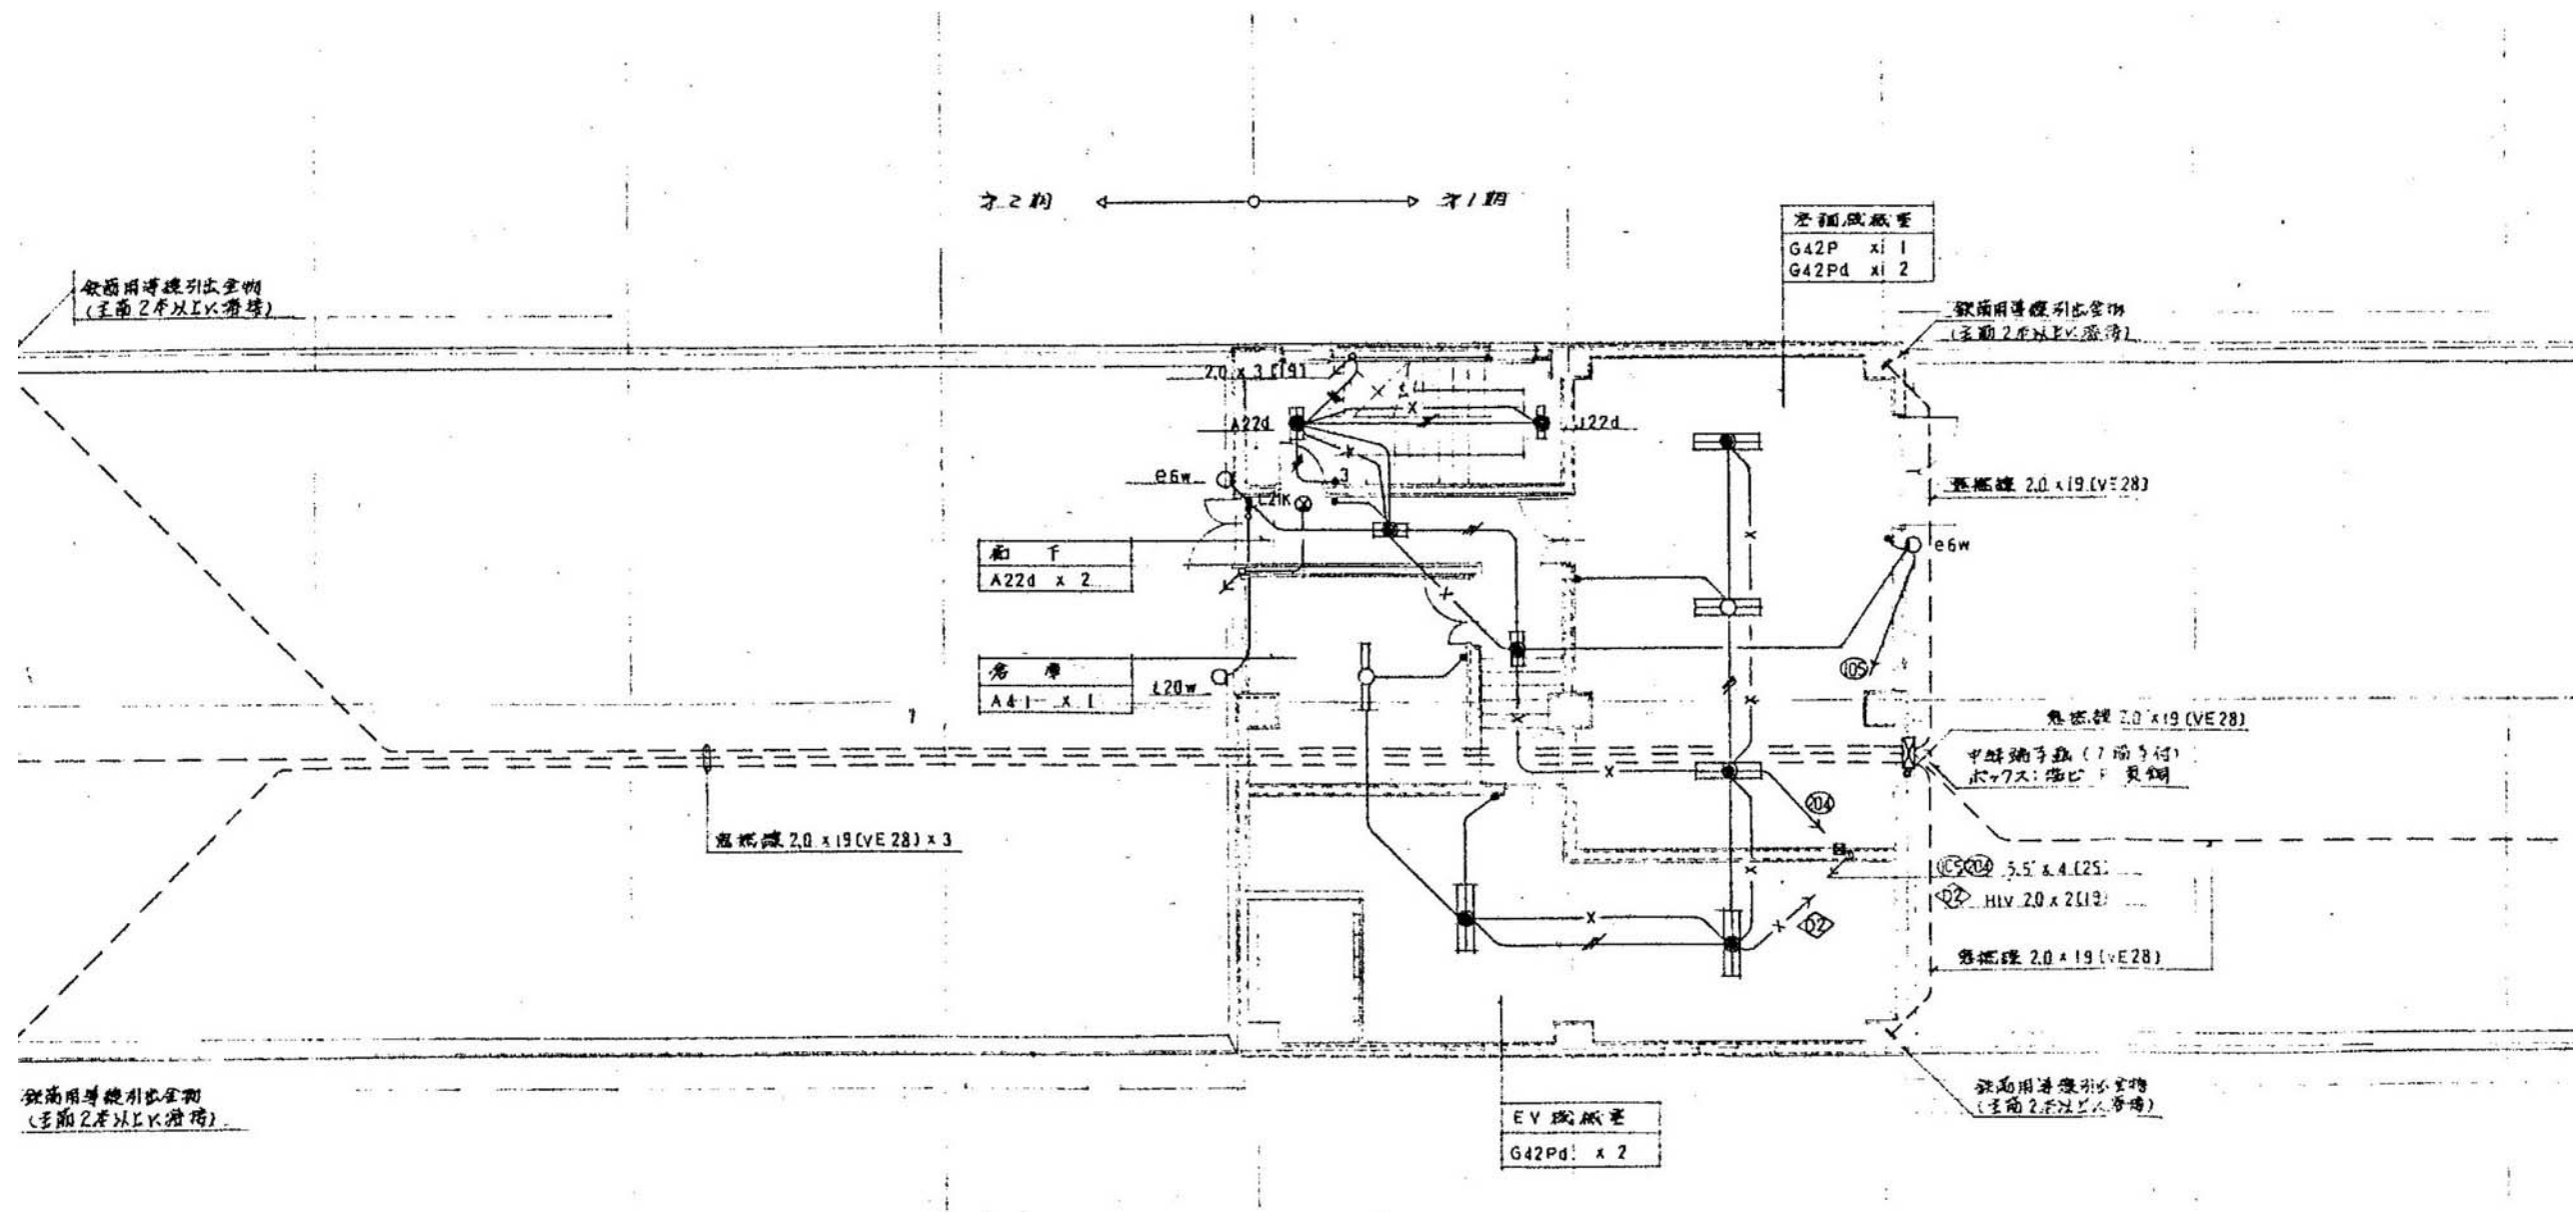



R 階電灯設備平面図 1/100

徳島県病院局経営改革課	●工事名	R 2 病経 旧徳島県立海部病院 牟・中村 内部解体工事	●図面番号	E-53	株式会社 宮建築設計 管理建築士 1級90947号 宮本 博 1級建築士事務所 徳島県知事登録第61057号 徳島市福島一丁目5番6号 TEL.(088)625-5505(代)
	●図面名	R 階電灯設備平面図	●縮尺	71%縮尺(A3) 1/100	

設備名	規格	数量	備考	設置場所	備考
T-1A	50 Pr	5 Pr		50 Pr	テレビ
T-1B	50 Pr		50 Pr		テレビ
T-1C					テレビ
T-2A	30 Pr	5 Pr			テレビ
T-2B					テレビ
T-3	5 Pr	5 Pr			テレビ
T-4	5 Pr	5 Pr			テレビ
TV-R					テレビ
TV-2					テレビ

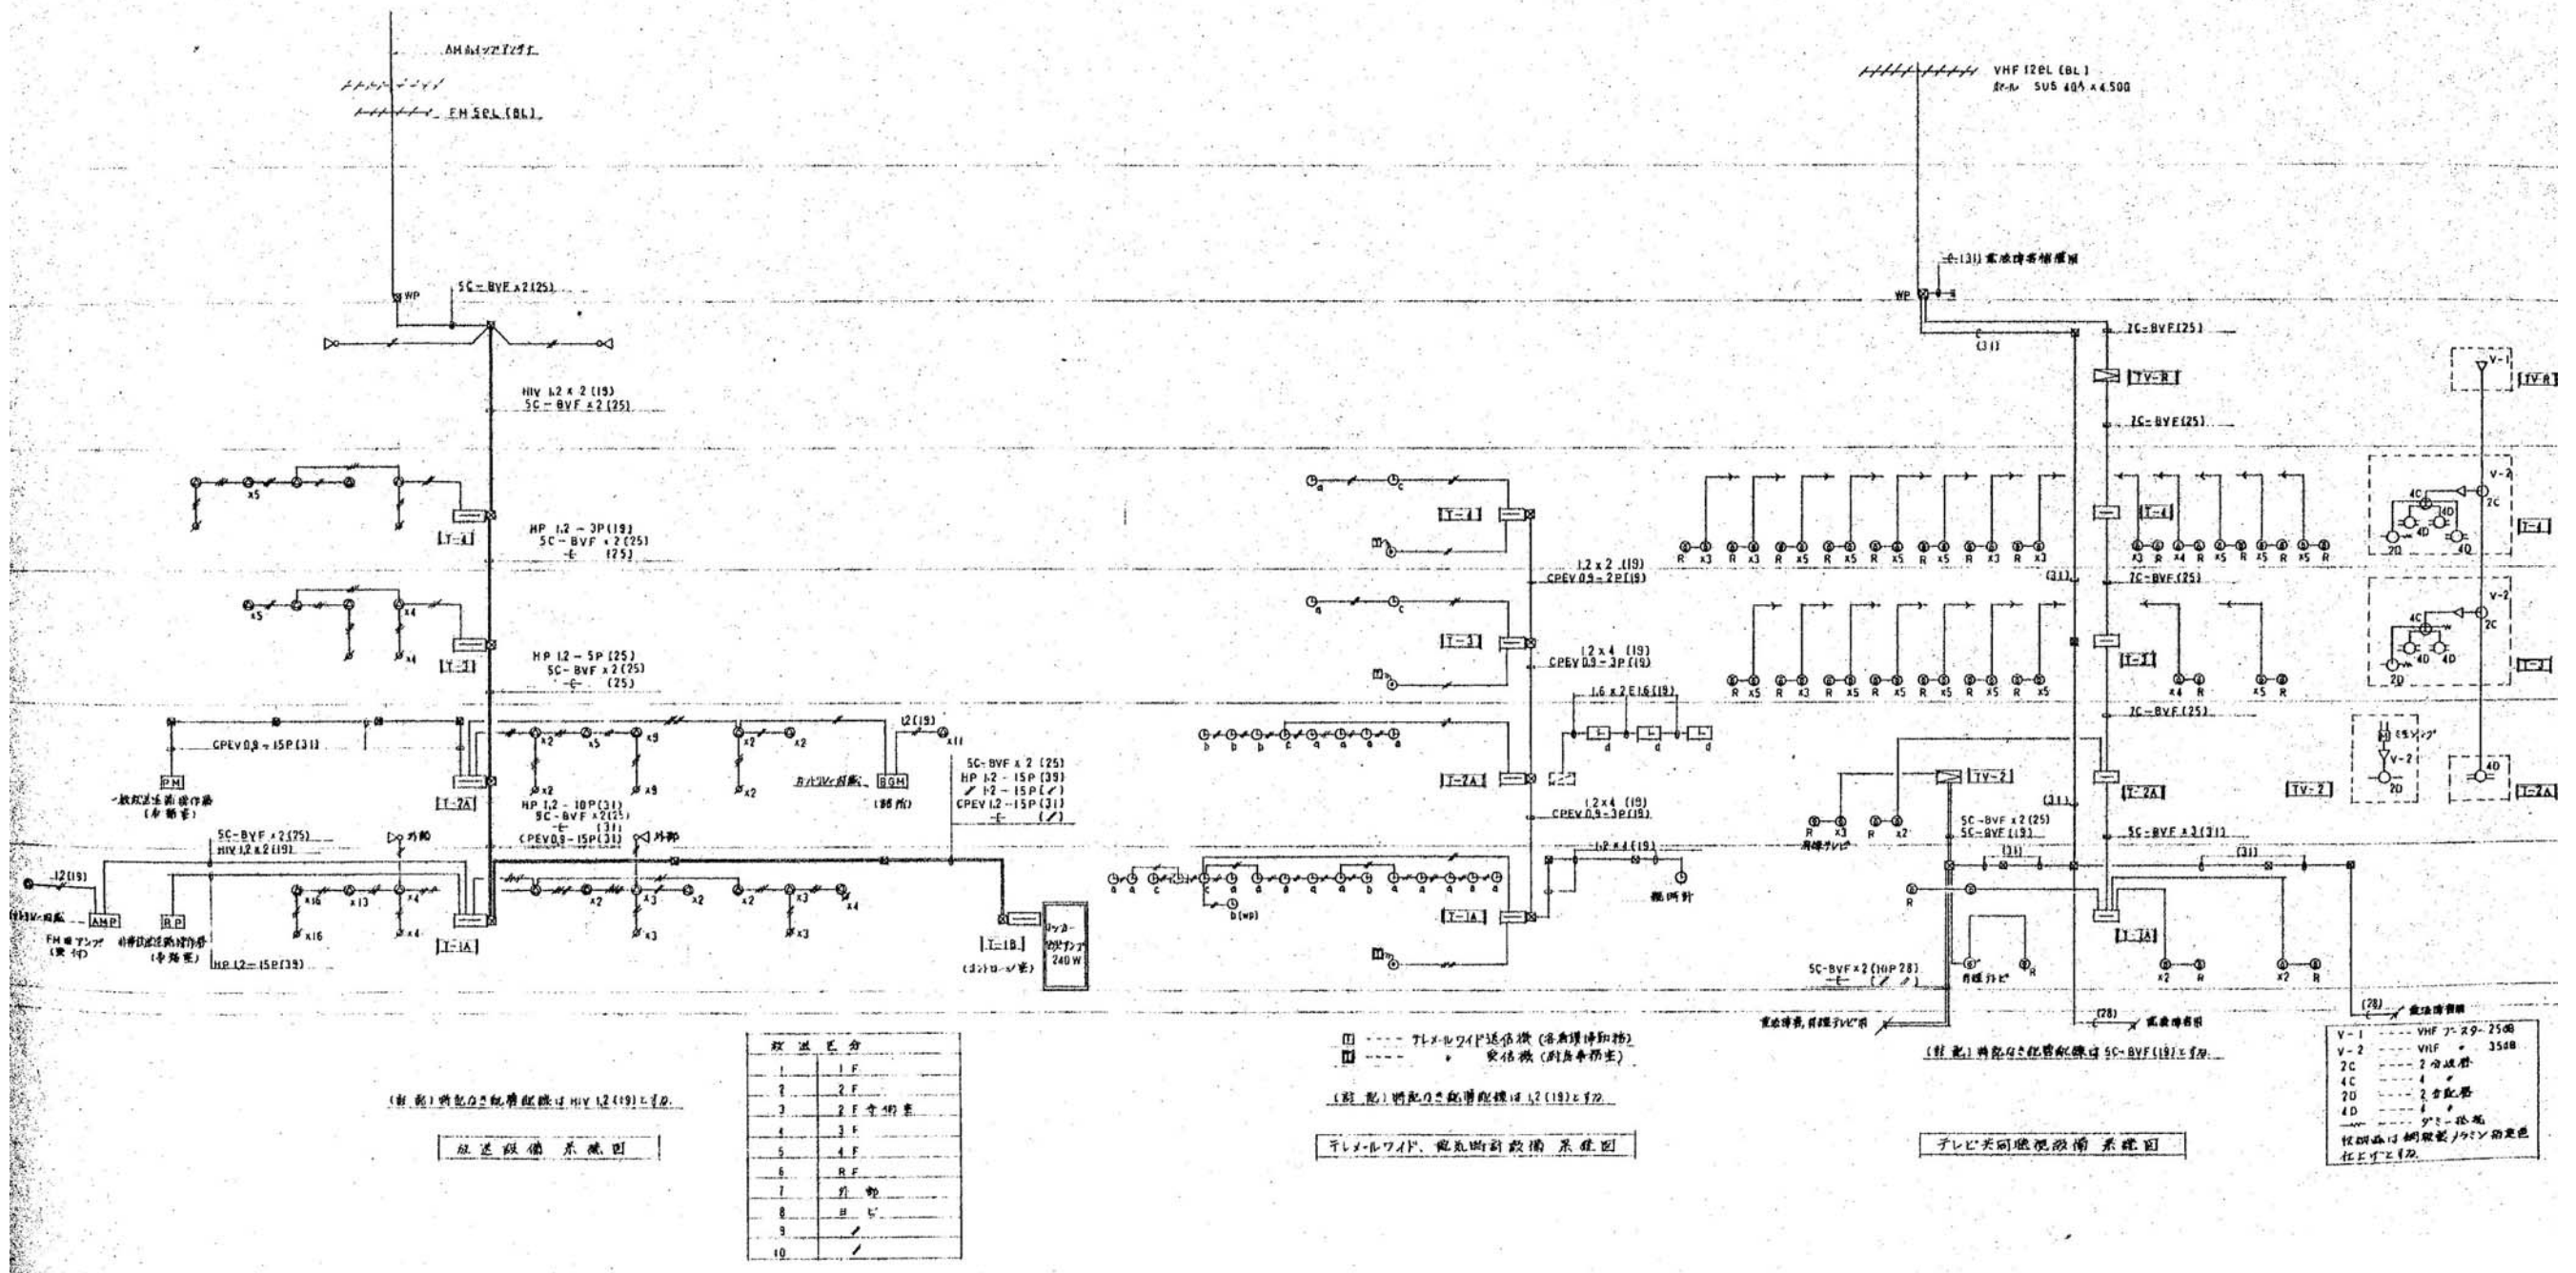

弱電設備系統図 (1)

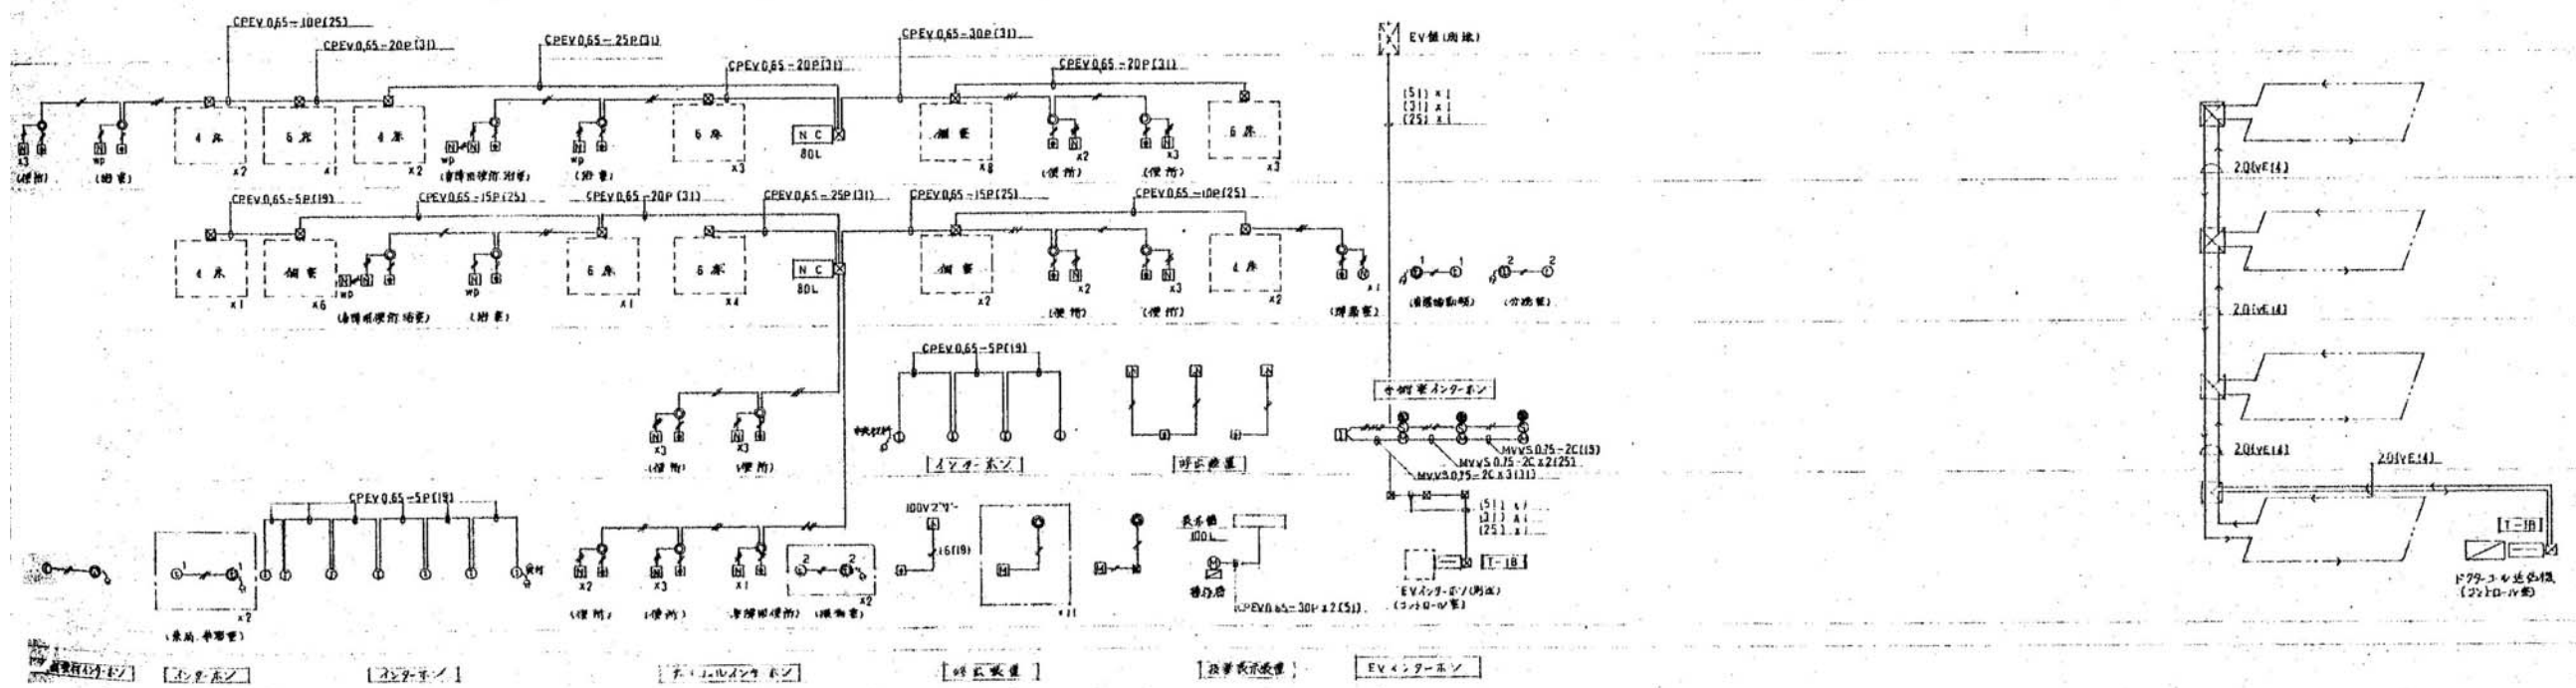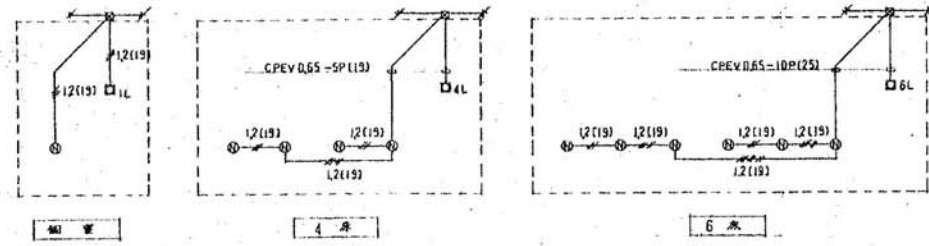

前記の配線規格は、(2)(19)とす。


(注記) 特記の配線規格は、1V2.0×1 端子型とし、支線は 2500 ピッチとし。

EV充電ステーションの配線図

EV充電ステーションの配線図

弱電設備系統図 (2)

徳島県病院局経営改革課	●工事名 R2病棟 旧徳島県立海部病院 牟・中村 内部解体工事 ●図面名 弱電設備系統図 (2)	●図面番号 E-55 ●縮尺 NON	株式会社 宮建築設計 MIYA 会社 管理建築士 1級90947号 宮本 博 1級建築士事務所 徳島県知事登録第61057号 徳島市福島一丁目5番6号 TEL.(088)625-5505(代)
-------------	---	-----------------------	--

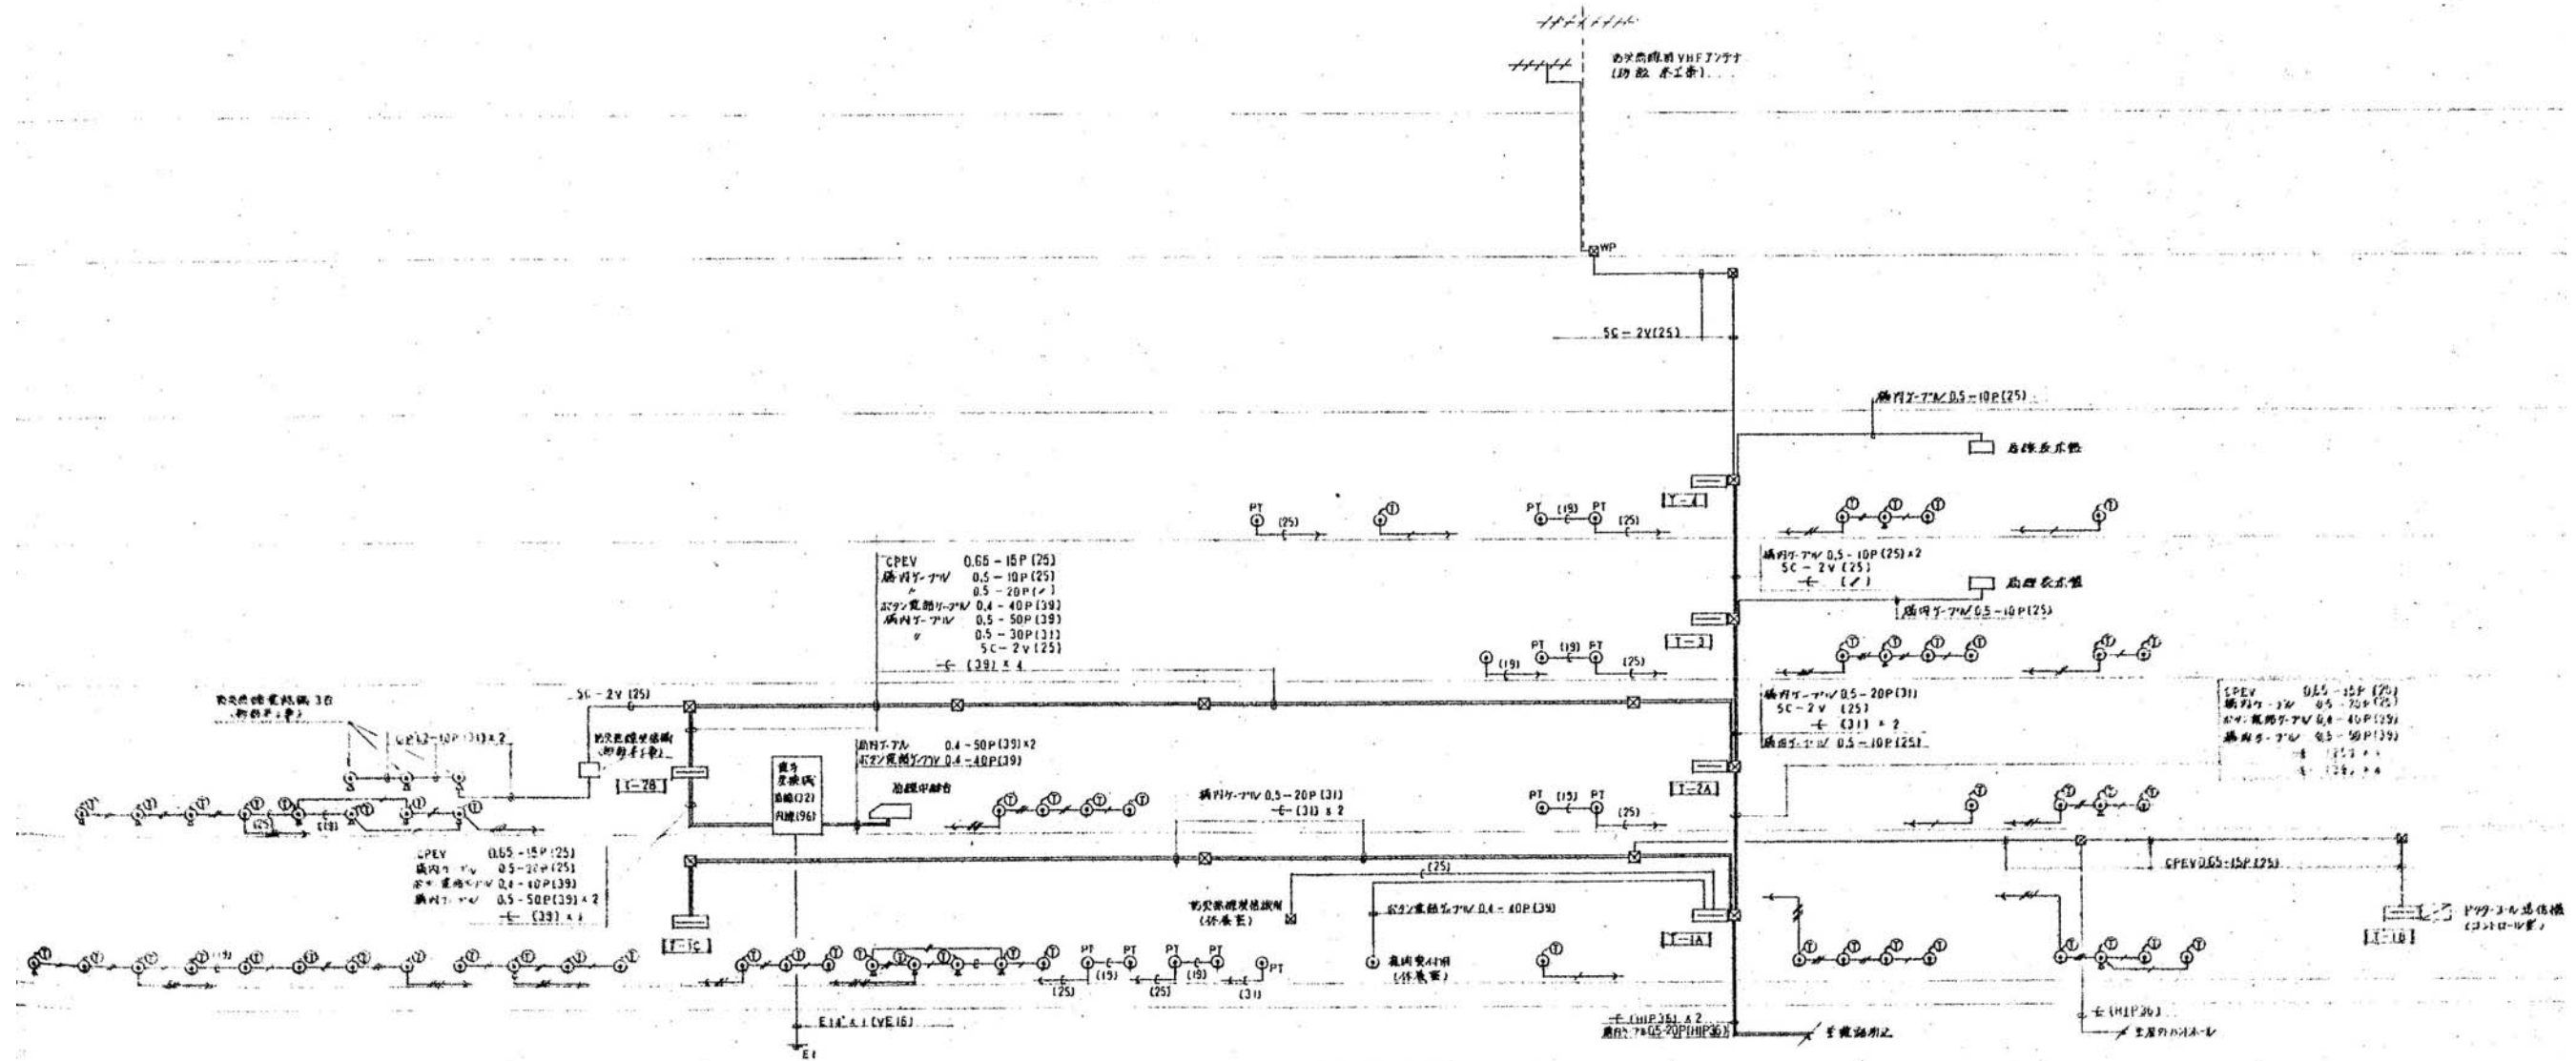

(注記)  
 略記は記号表を参照して下さい。  
 配線は記号表を参照して下さい。

—	PVC 0.5-2C x 1	(15)
—	—	x 2 (15)
—	—	x 3 (15)
—	—	x 4 (25)
—	—	x 5 (15)

注記は記号表を参照して下さい。(25)とします。

院内配線設備系統図

弱電設備系統図 (3)