

3階平面図 1:100

1 病室 4 B x 1 B x 6 室

洗面器	L230D	7
化粧鏡	TS119AS5	7
A=排水口	COA 50	3

2 病室 E B x 5 室

洗面器	L230E	5
化粧鏡	TS119AS5	5
A=排水口	COA 50	5

3 処置室

混合水栓	TK130MFN	1
洗面器	T14AP 40	1
T=排水口	T4A 13	1
排水口	T4A 13	2
洗面器	15	1
排水口	別注	1
排水口	JT-3-	1
A=排水口	COA 50	1

4 病室 4 E x 2 (1B) x 2

洗面器	L230D	4
化粧鏡	TS119AS5	4
A=排水口	COA 50	4

5 バスルーム

混合水栓	TK130MFN	1
洗面器	T14AP 40	1
T=排水口	T4A 13	1
排水口	T4A 13	2
洗面器	60	1
A=排水口	COA 50	1
T=排水口	別注	1

6 看護婦勤務

混合水栓	TK130MFN	1
洗面器	T14AP 40	1
T=排水口	T4A 13	1
洗面器	15	1
洗面器	L221CF	1
化粧鏡	TS119AS5	1
T=排水口	別注	1


7 カンクリート

混合水栓	TK130MFN	1
洗面器	T14AP 40	1
T=排水口	T4A 13	1
洗面器	T4A 13	1
T=排水口	T4A 13	2
洗面器	15	1
A=排水口	COA 50	1

8 調理室

混合水栓	TK130MFN	1
洗面器	T14AP 40	1
T=排水口	T4A 13	1
洗面器	T4A 13	1
T=排水口	T4A 13	2
洗面器	15	1
A=排水口	別注	1

3階配管平面図 (1) 1/100

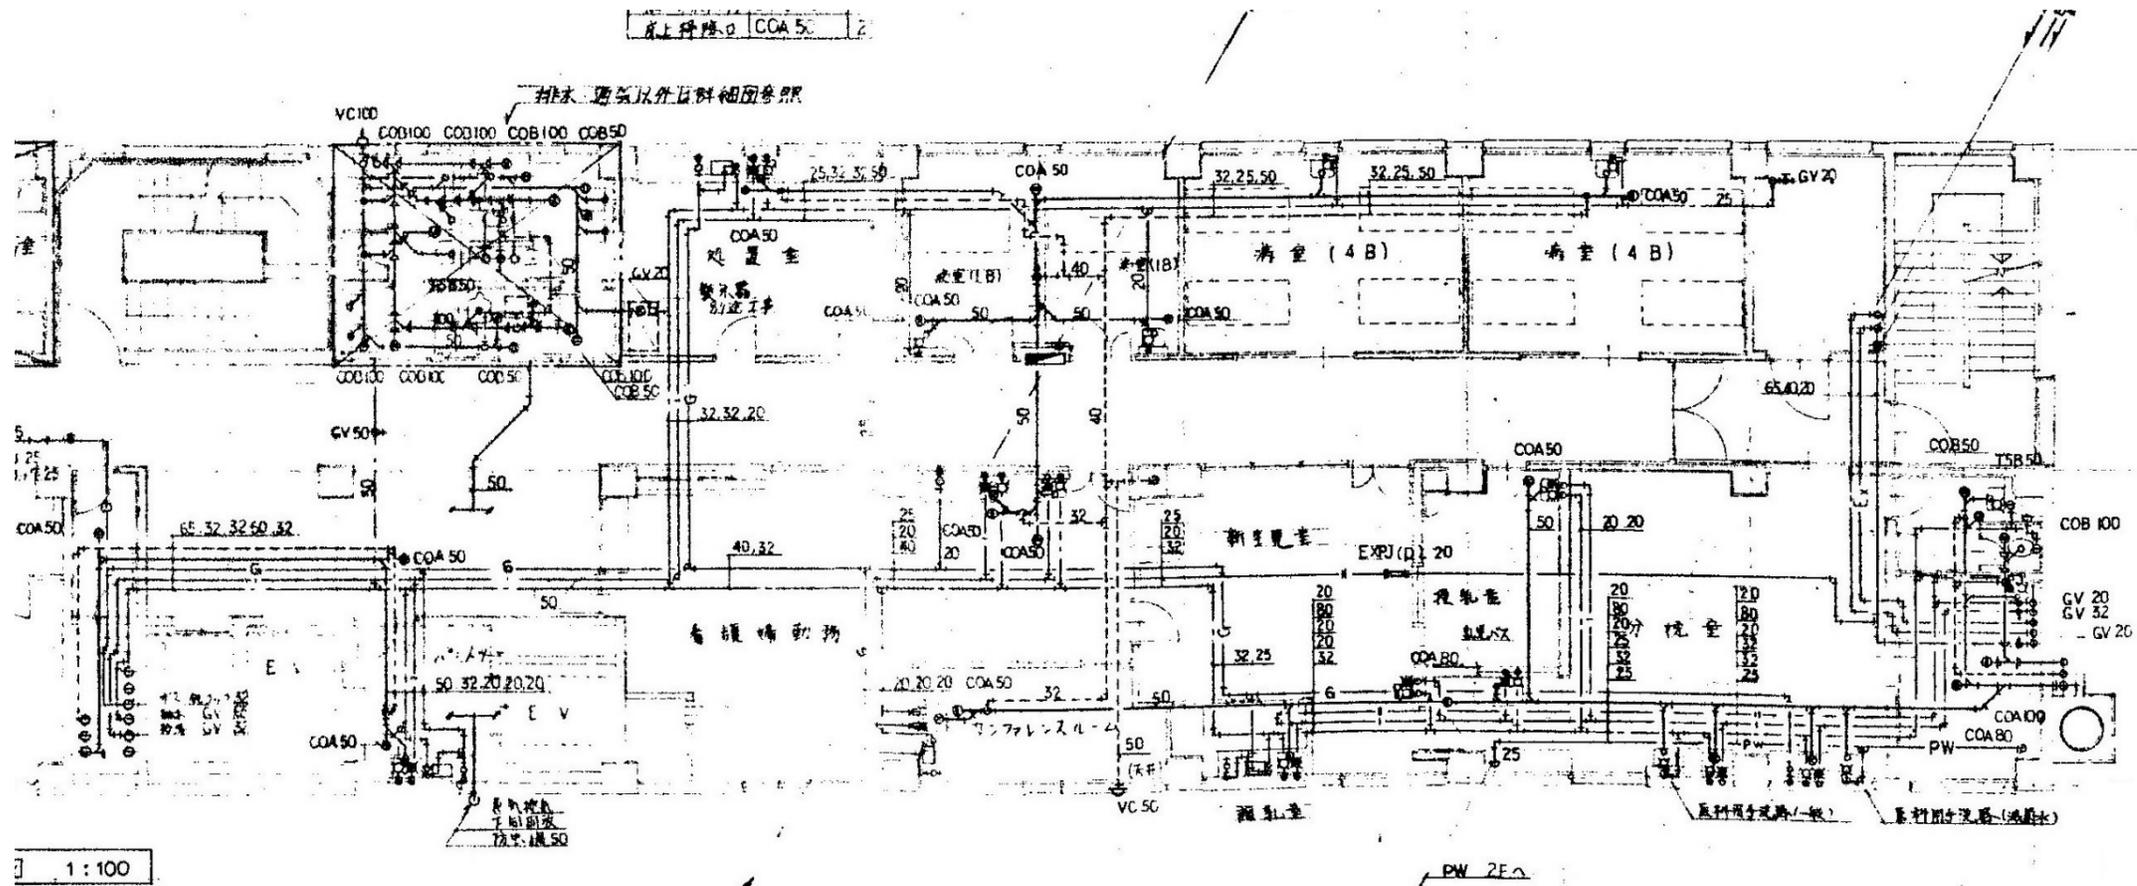

混合水栓	TK130MFN	1
流し排水栓	T14AP 40	1
洗面水栓	T4A 15	1
トイレ	13	2
洗面水栓	15	1
流し排水栓	COA 50	1

混合水栓	TK130MFN	1
流し排水栓	T14AP 40	1
洗面水栓	T4A 15	1
トイレ	13	2
洗面水栓	15	1
流し排水栓		1

洗面器	L22ICF	1
化粧鏡	TS119AS 5	1
止水栓	S 3	1

洗面器	L22ICF	1
化粧鏡	TS119AS 5	1
流し排水栓	COA 50	1


医用用トイレ	L112	2
混合水栓	TK130MFN	2
流し排水栓	T14AP 40	2
洗面水栓	15	1
洗面水栓	BH 26	1
流し排水栓	COA 80	1
洗面水栓		1
洗面水栓		1

洗面器	L22ICF	1
化粧鏡	TS119AS 5	1
流し排水栓	COA 100	1
洗面水栓	COA 80	1
洗面水栓	S 3	1

洋風トイレ	C21 FV	1
洗面器	L220	1
化粧鏡	TS119AS 5	1
洗面水栓	TS5 50	1
流し排水栓	COB 100	1
流し排水栓	COB 50	1

3階配管平面図 (2) 1/100

<二期工事> <一期工事>

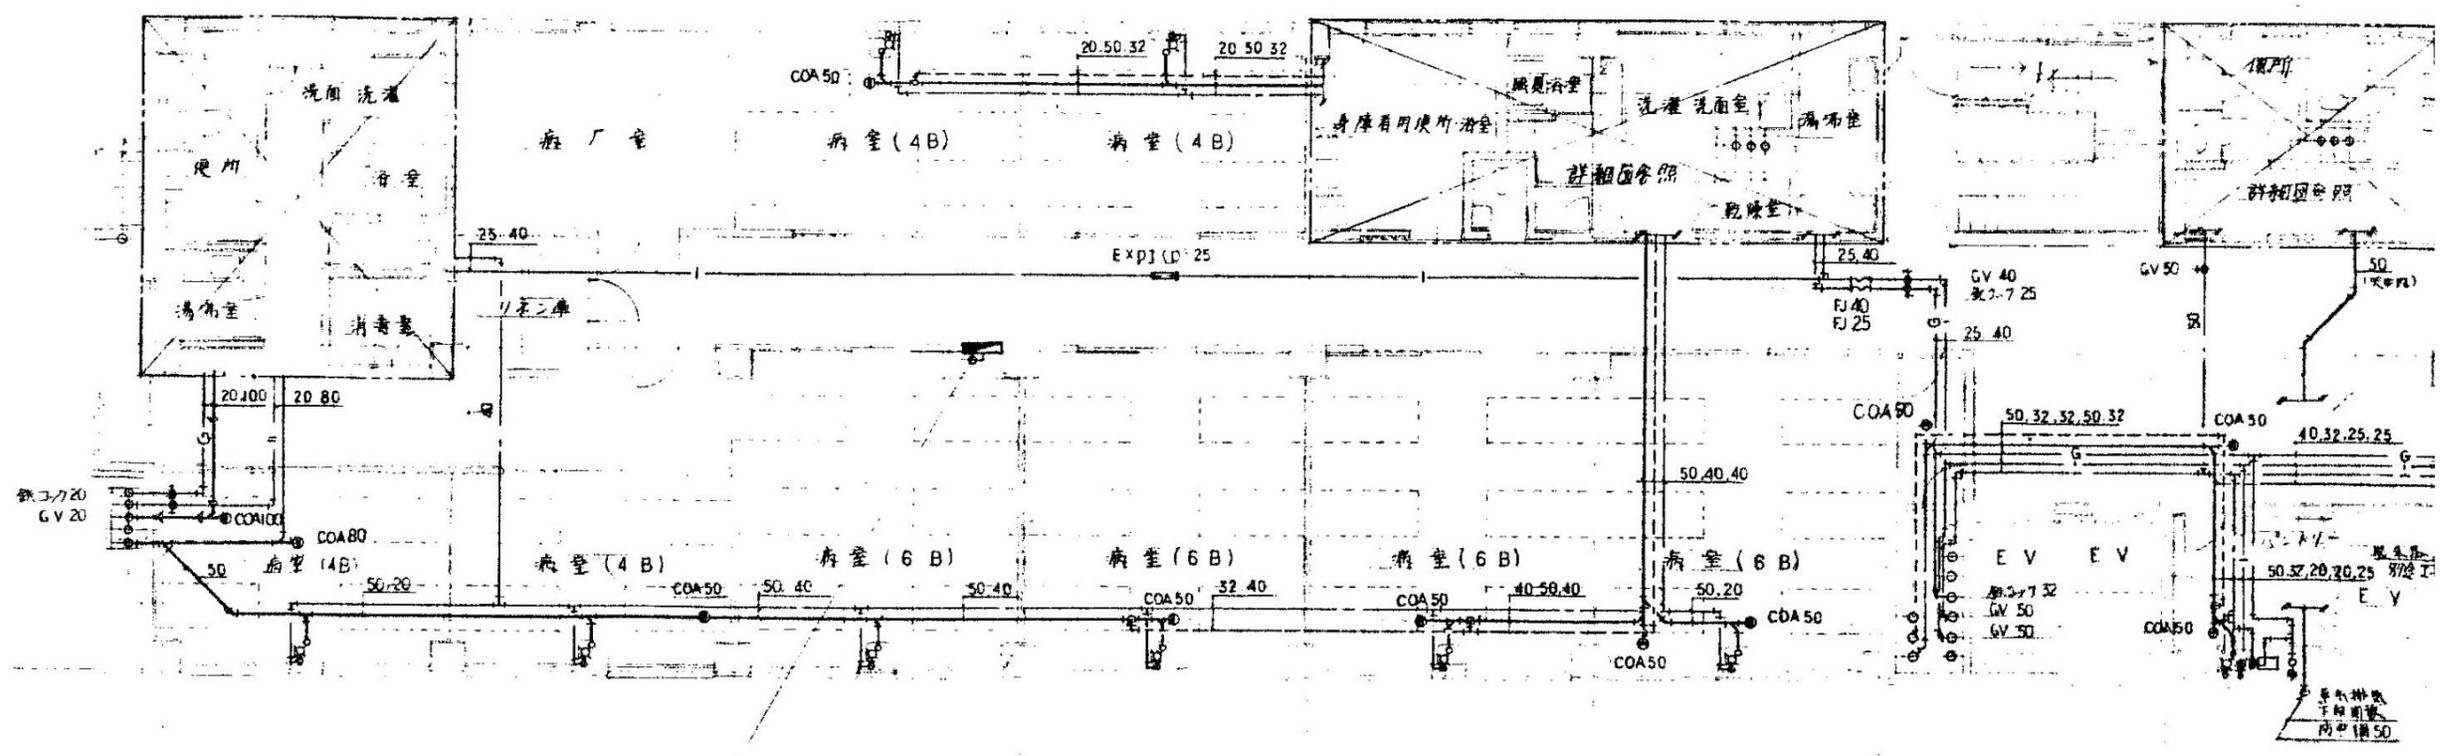

4階平面図 1:100

病室(4B) x 2室
洗面器 L230D 2
化粧鏡 TS119AS5 2
床上げ開口 COA50 1


病室(4B) x 2室
洗面器 L230D 2
化粧鏡 TS119AS5 2
床上げ開口 COA100 1

病室(6B) x 4室
洗面器 L230D 4
化粧鏡 TS119AS5 4
床上げ開口 COA50 4

ポンプ
混合水栓 TK13CMEN1 1
排水機 TKAP40 1
パナソニック TAA13 1
力及口 J-7 13 2
節水式水栓 60 1
床上げ開口 COA50 3
加圧ポンプ機 1

4階配管平面図(1) 1/100

<二期工事> <一期工事>

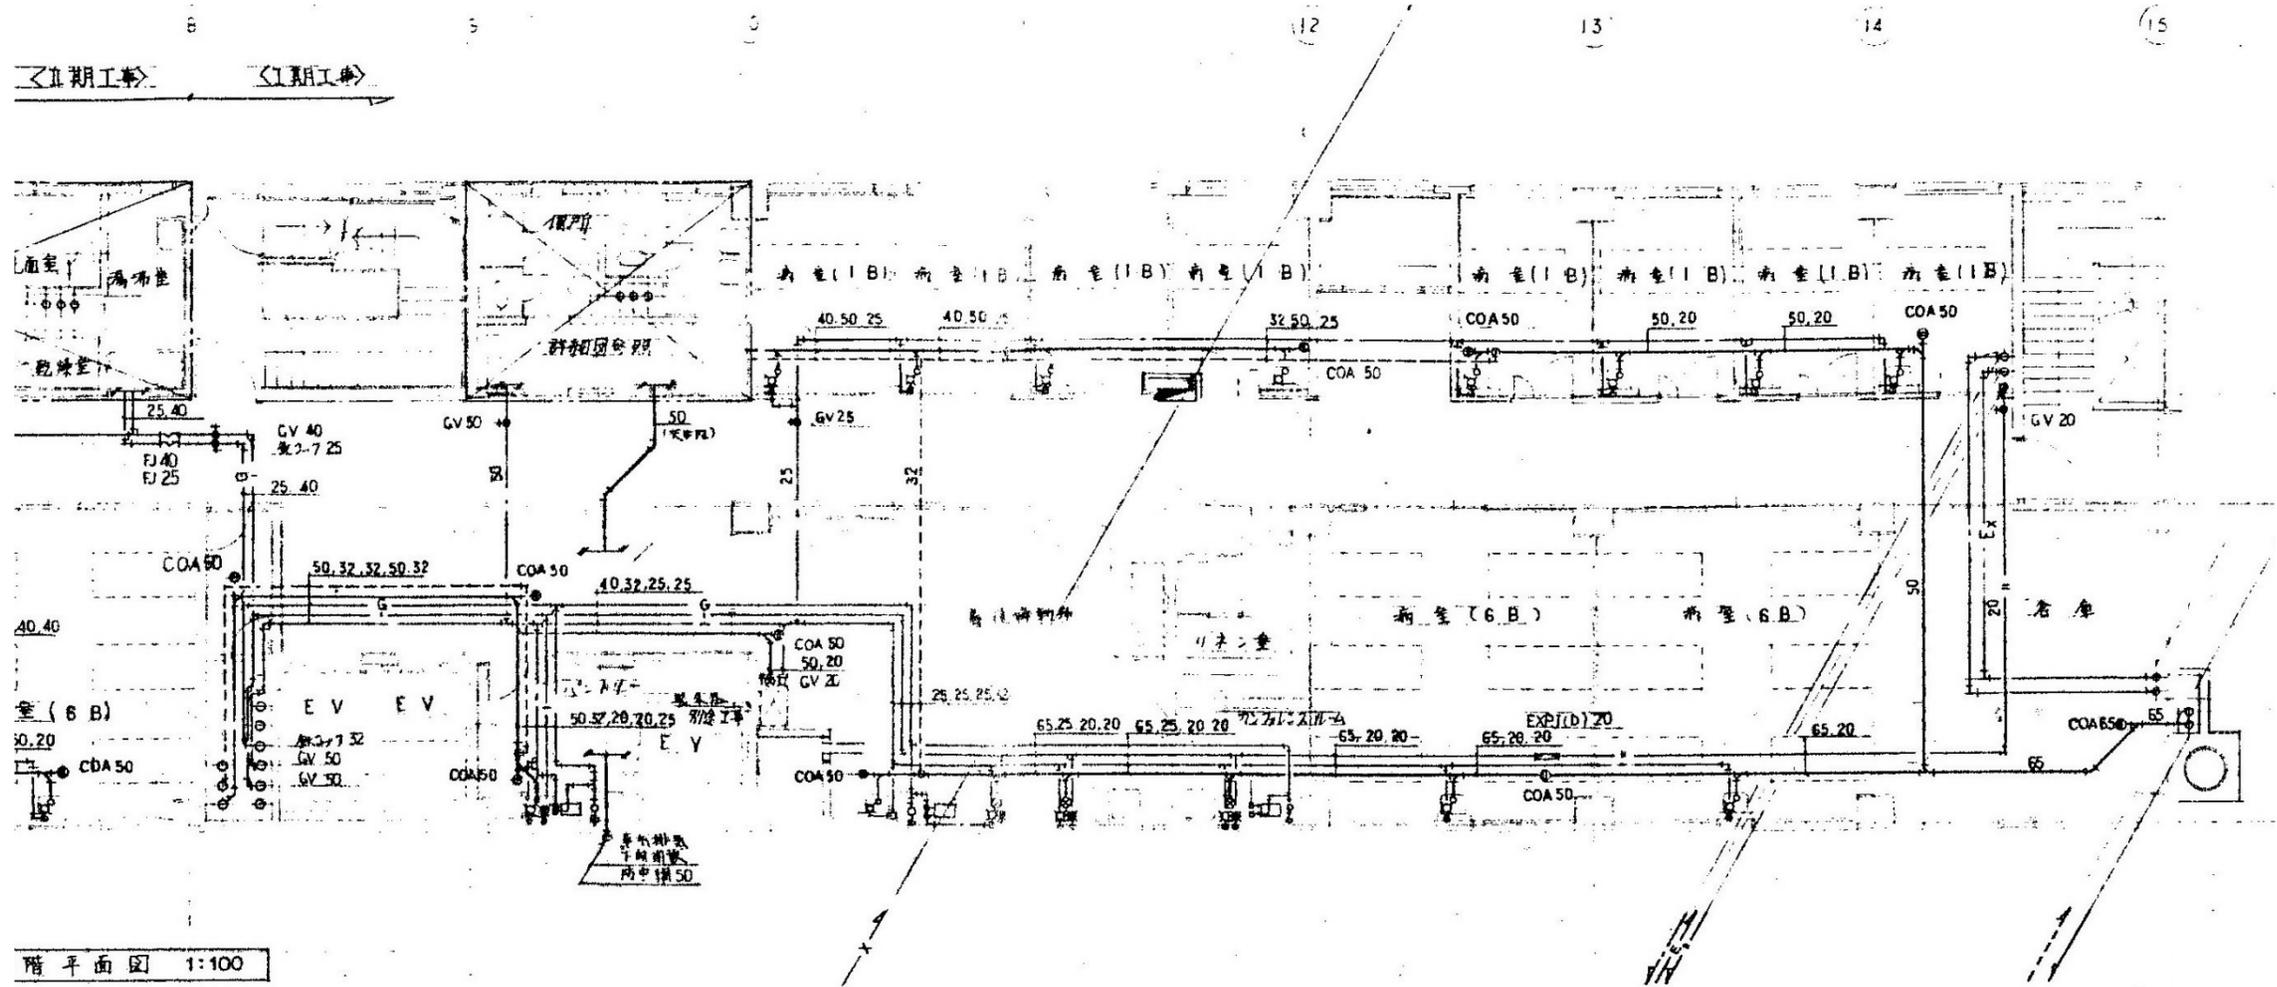

階平面図 1:100

パントリー	
混合水栓	TK130MEN 1
洗面水栓	TKAP40 1
トイレ水栓	T4A 13 1
トイレ水栓	13 2
洗面式湯沸器	60型 1
床上排泄口	COA 50 3
トイレ水栓	1

A段補助室	
混合水栓	TK130MEN 2
洗面水栓	TKAP 40
トイレ水栓	13
洗面器	L 220
化粧鏡	TS119AS5
架水器	別冊
床排泄口	JT-3-0
床上排泄口	COA 50

カテゴリールーム	
混合水栓	TK130MEN 1
洗面水栓	TKAP 40
トイレ水栓	13 2
洗面水栓	T4A B 1
洗面器	1
化粧鏡	1


病室 (1B) x 8室	
洗面器	L250D 8
化粧鏡	TS119AS5 8
床上排泄口	COA 50 3

病室 (6B) x 2室	
洗面器	L250 2
化粧鏡	TS119AS5 2
床上排泄口	COA 50 1

倉庫	
床上排泄口	COA 65 1


注記 面図14外付経路参照

4階配管平面図 (2) 1/100

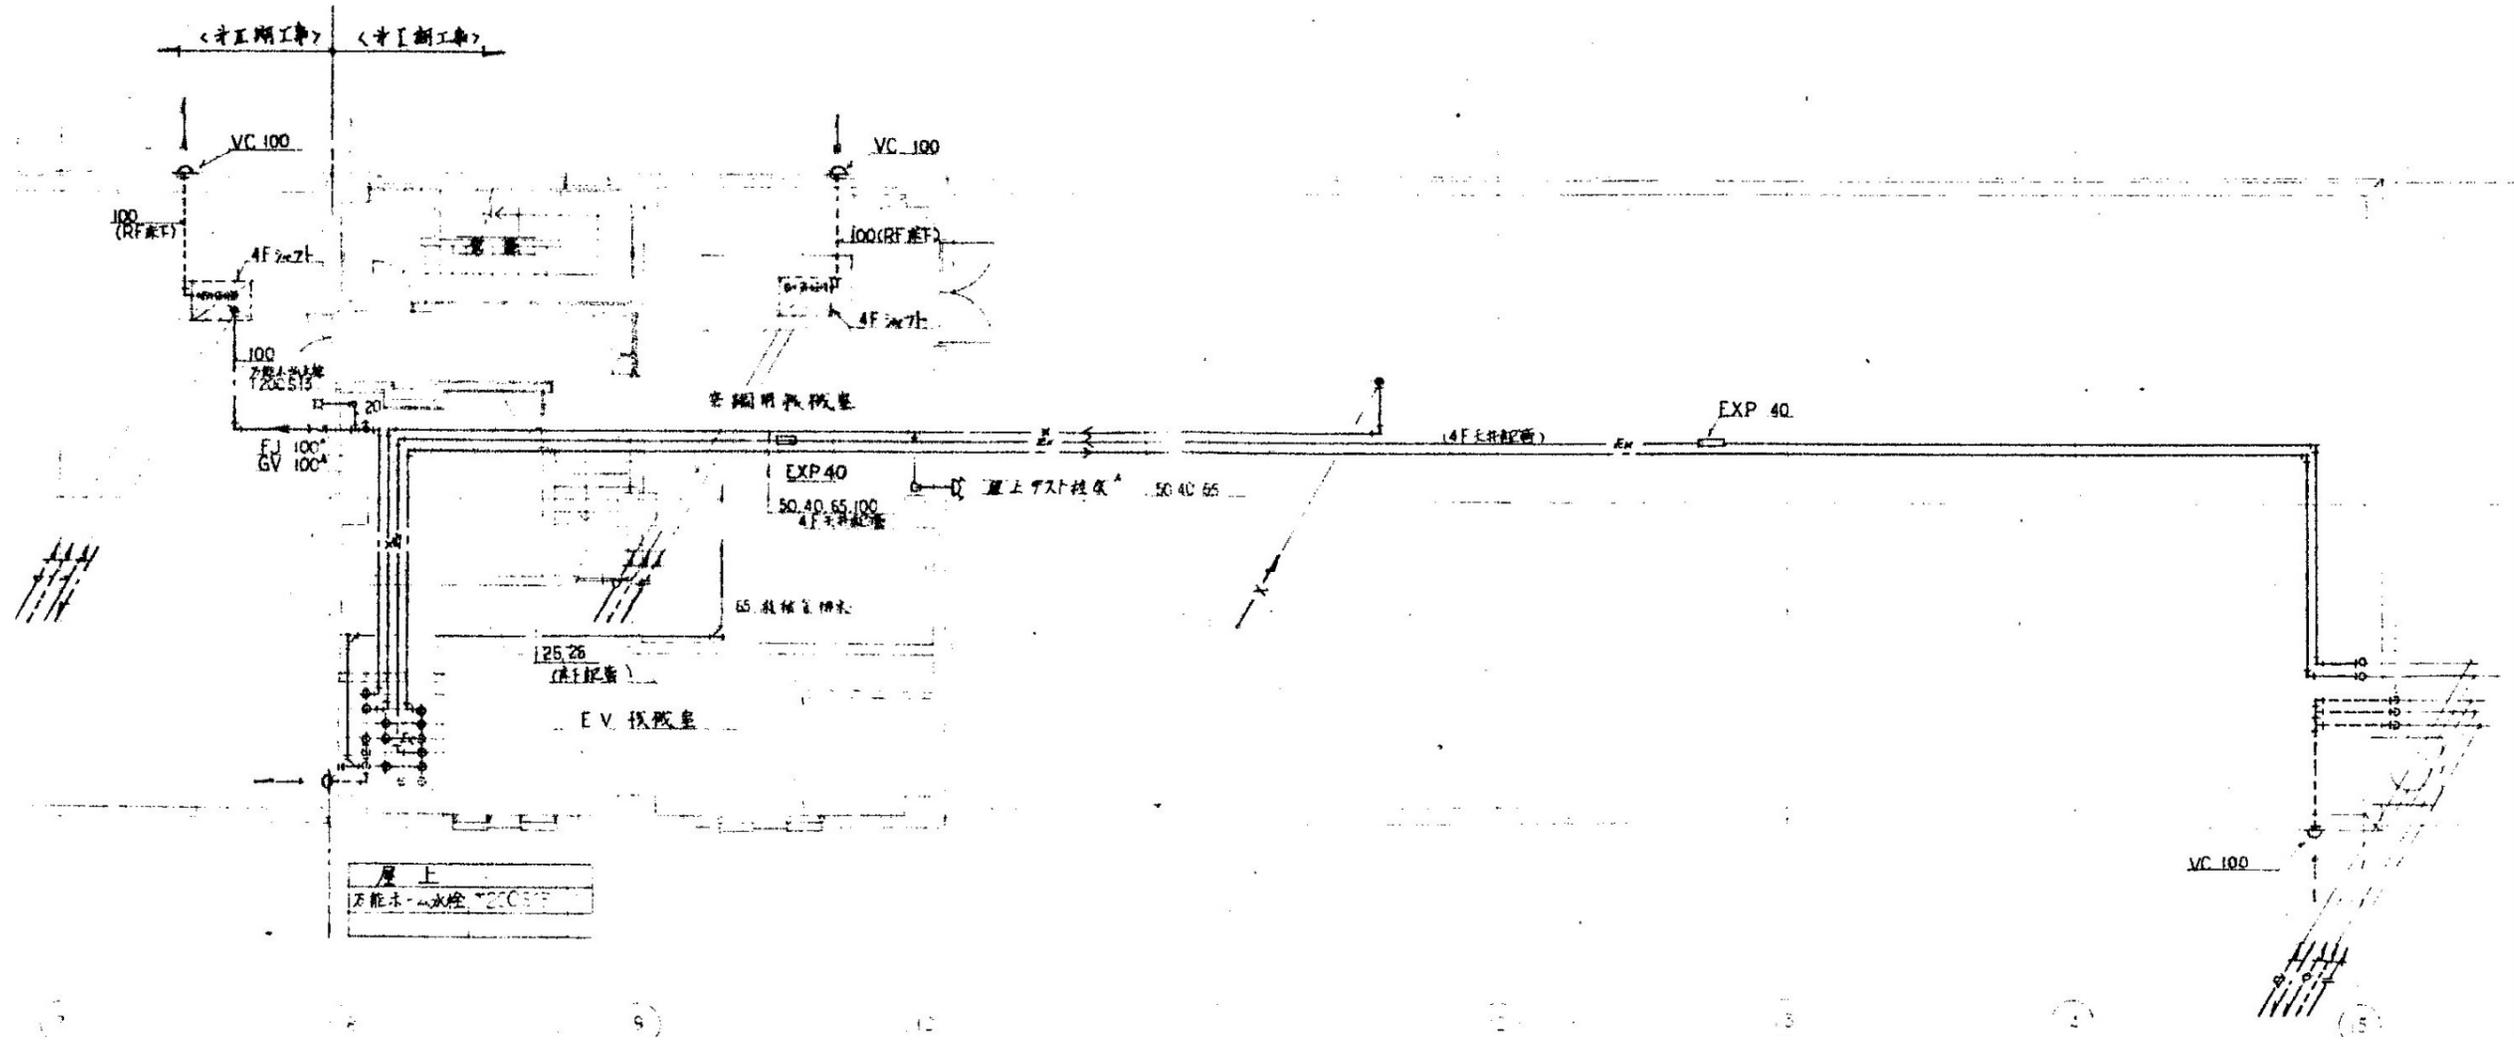

R階配管図 1/100

徳島県病院局経営改革課	●工事名 R2病経 旧徳島県立海部病院 牟・中村 内部解体工事 ●図面番号 W-18 ●図面名 給排水衛生設備 R階配管図 ●縮尺 71%縮尺(A3) 1/100	株式会社 宮建築設計 MIYAMA 管理建築士 1級90947号 宮本 博 1級建築士事務所 徳島県知事登録第61057号 徳島市福島一丁目5番6号 TEL(088)625-5505(代)
-------------	--	--

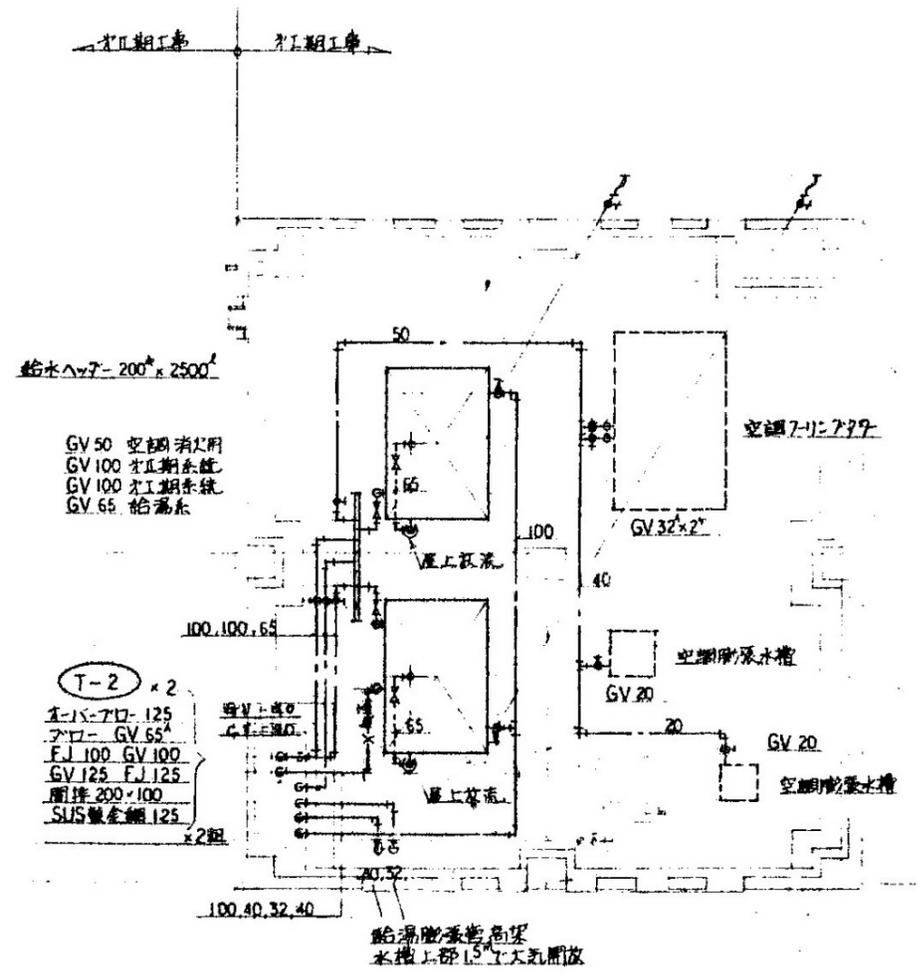

PHR階配管図 1/100

徳島県病院局経営改革課	●工事名 R2病棟 旧徳島県立海部病院 車・中村 内部解体工事 ●図面名 給排水衛生設備 PHR階配管図	●図面番号 W-19 ●縮尺 71%縮尺(A3) 1/100	株式会社 宮建築設計 MIYA 会社 管理建築士 1級90947号 宮本 博 1級建築士事務所 徳島県知事登録第61057号 徳島市福島一丁目6番6号 TEL(088)625-5505(代)
-------------	---	-----------------------------------	---

