


系統図

医療ガス配管系統図 1/100


徳島県病院局経営改革課	●工事名 R2病経 旧徳島県立海部病院 牟・中村 内部解体工事 ●図面名 給排水衛生設備 医療ガス配管系統図	●図面番号 W-23 ●縮尺 71%縮尺(A3) 1/100	株式会社 宮建築設計 MIYA 会社 管理建築士 1級90947号 宮本 博 1級建築士事務所 徳島県知事登録第61057号 徳島市福島一丁目6番6号 TEL(088)625-5505(代)
-------------	---	-----------------------------------	---

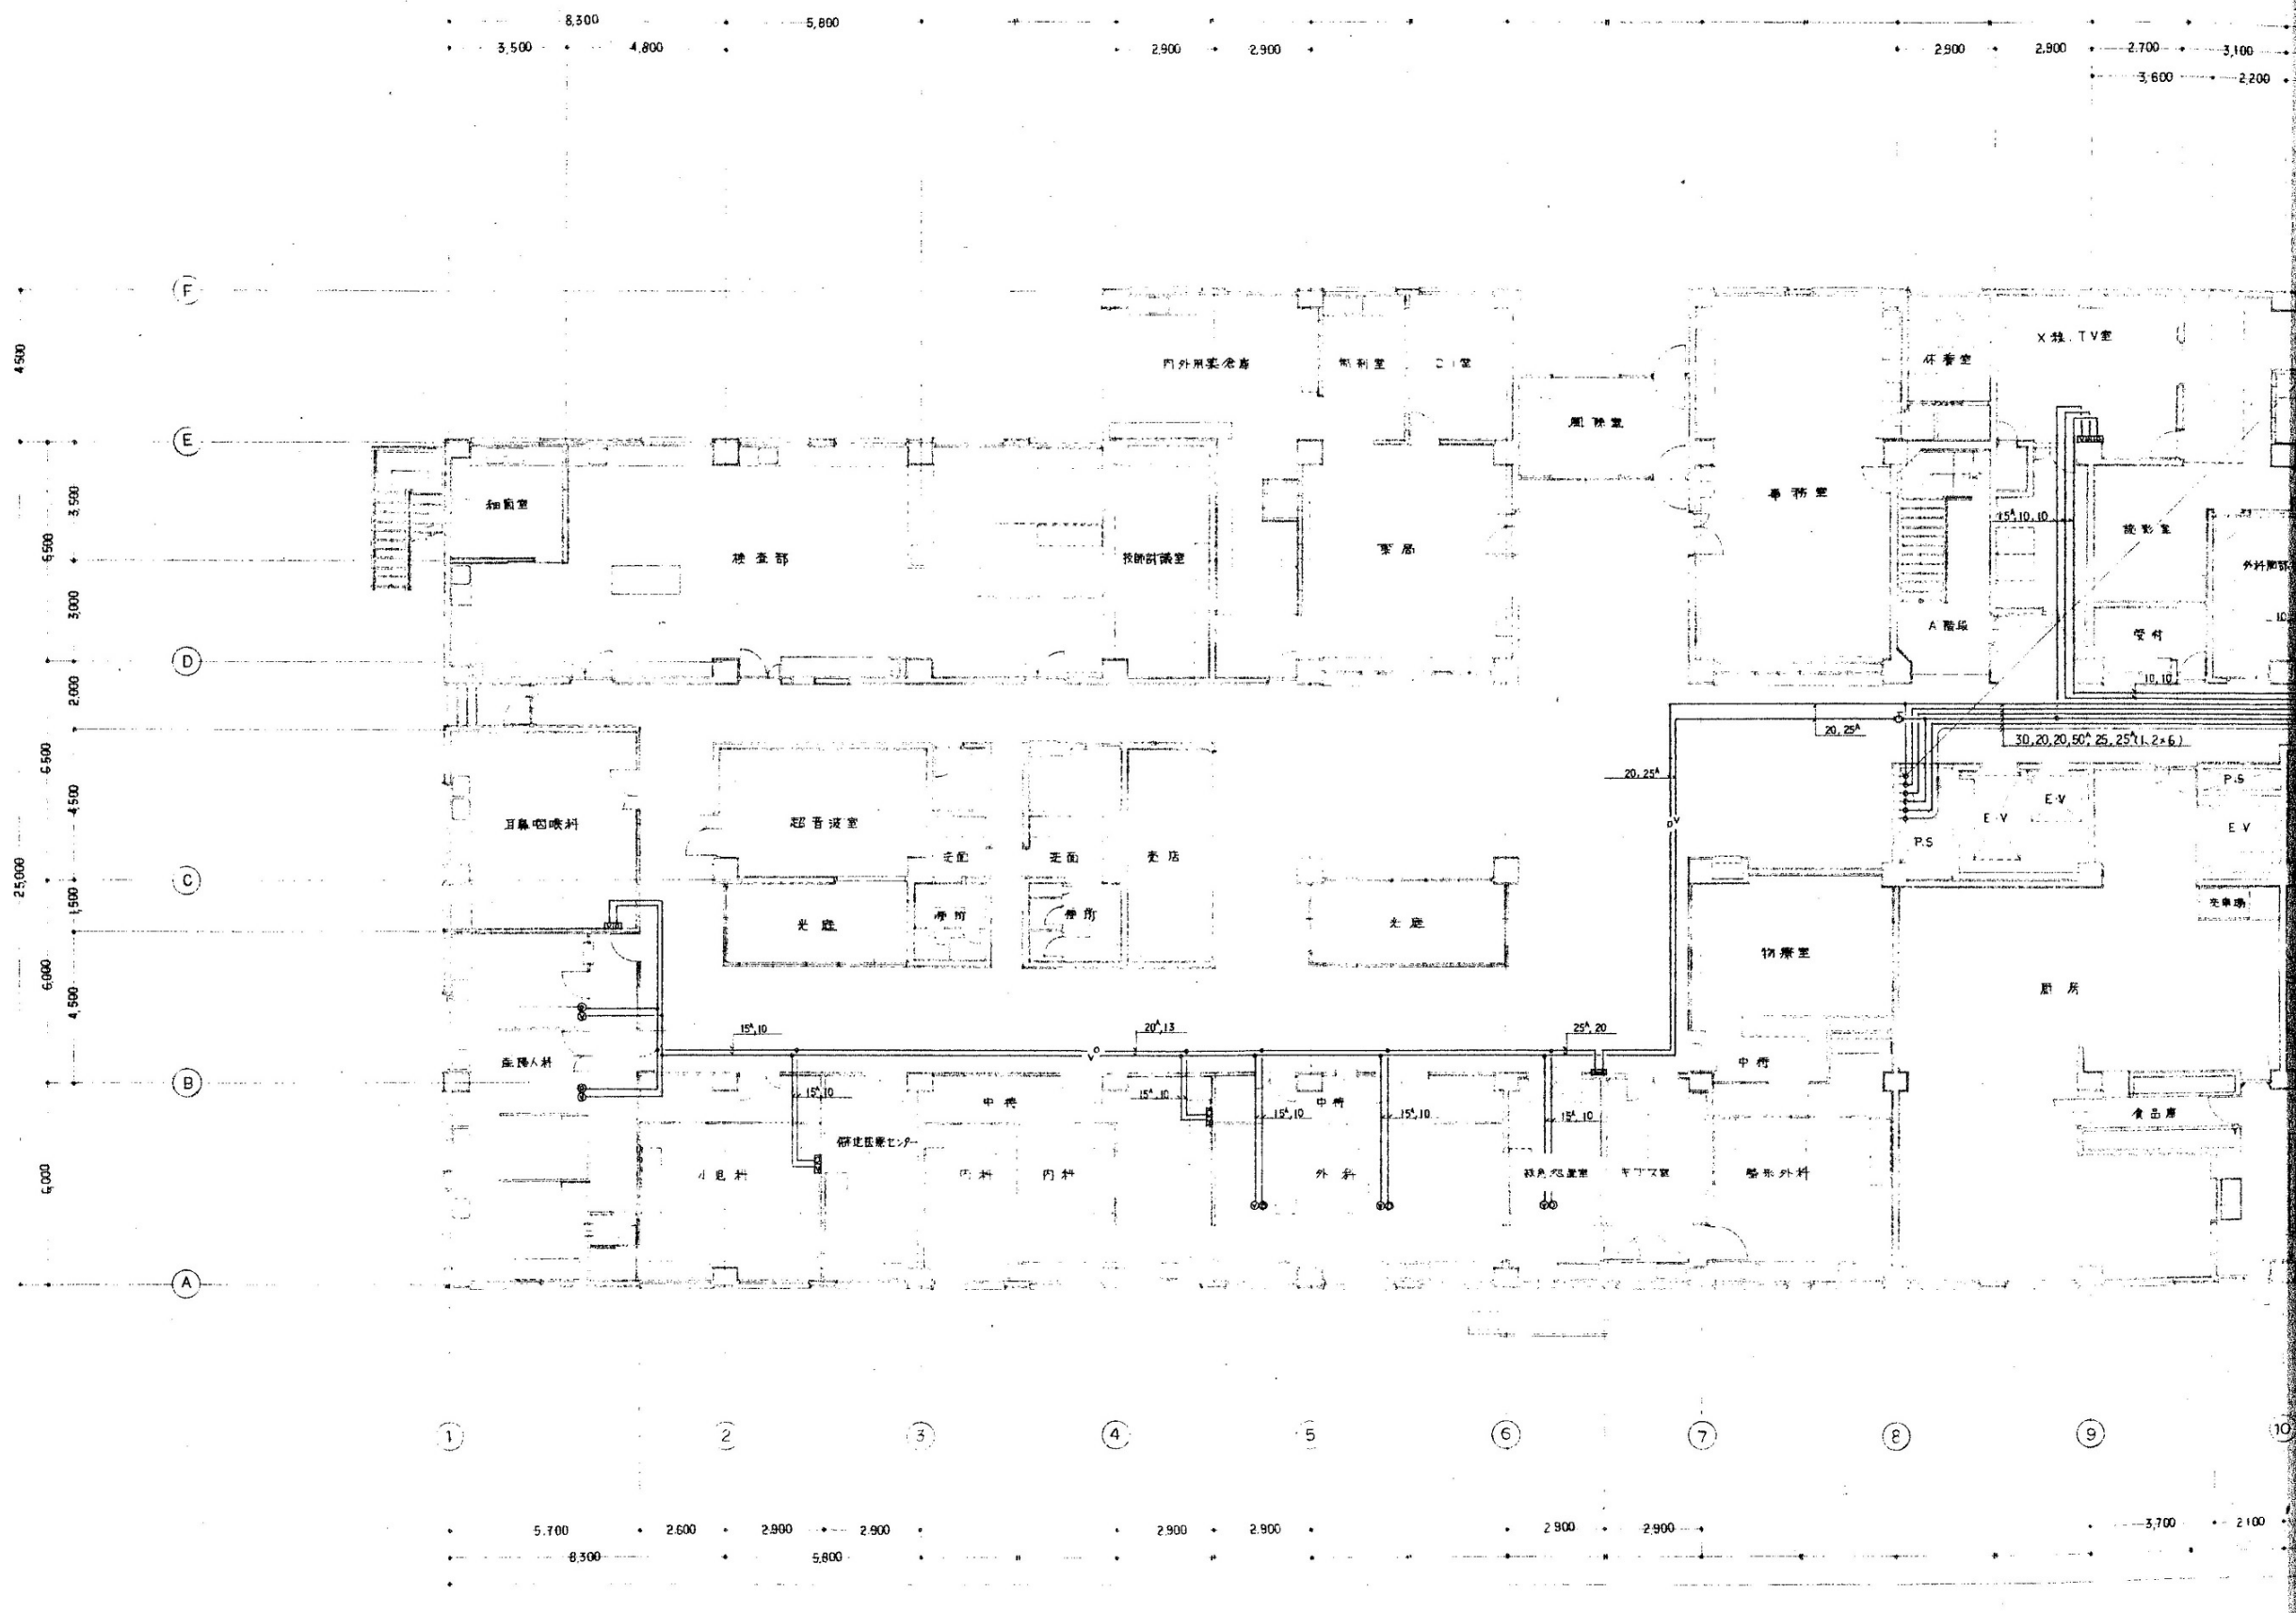

1階医療ガス配管平面図 (1) 1/150


徳島県病院局経営改革課	●工事名 R2病棟 旧徳島県立海部病院 牟・中村 内部解体工事 ●図面名 給排水衛生設備 1階医療ガス配管平面図 (1)	●図面番号 W-24 ●縮尺 71%縮尺 (A3) 1/150	株式会社 宮建築設計 MIYAMA 管理建築士 1級90947号 宮本 博 1級建築士事務所 徳島県知事登録第61057号 徳島市福島一丁目5番6号 TEL (088) 625-5505 (代)
-------------	---	------------------------------------	---

記号	名称	記号	名称
—O—	酸素配管	□	吸引アブレット(管)
—N—	窒素	□	酸素吸引
—A—	圧縮空気	□	酸素吸引
—V—	吸引	○	酸素吸引(天)
—N ₂ —	窒素	○	酸素吸引
—	酸素吸引配管	○	酸素吸引
—Ex—	余剰ガス配管	□	余剰ガス(壁)
		□	窒素コントロール
△	送風機		
⊗	シャフトバルブ	⊗	DNAV
			シーリングカム(自動)

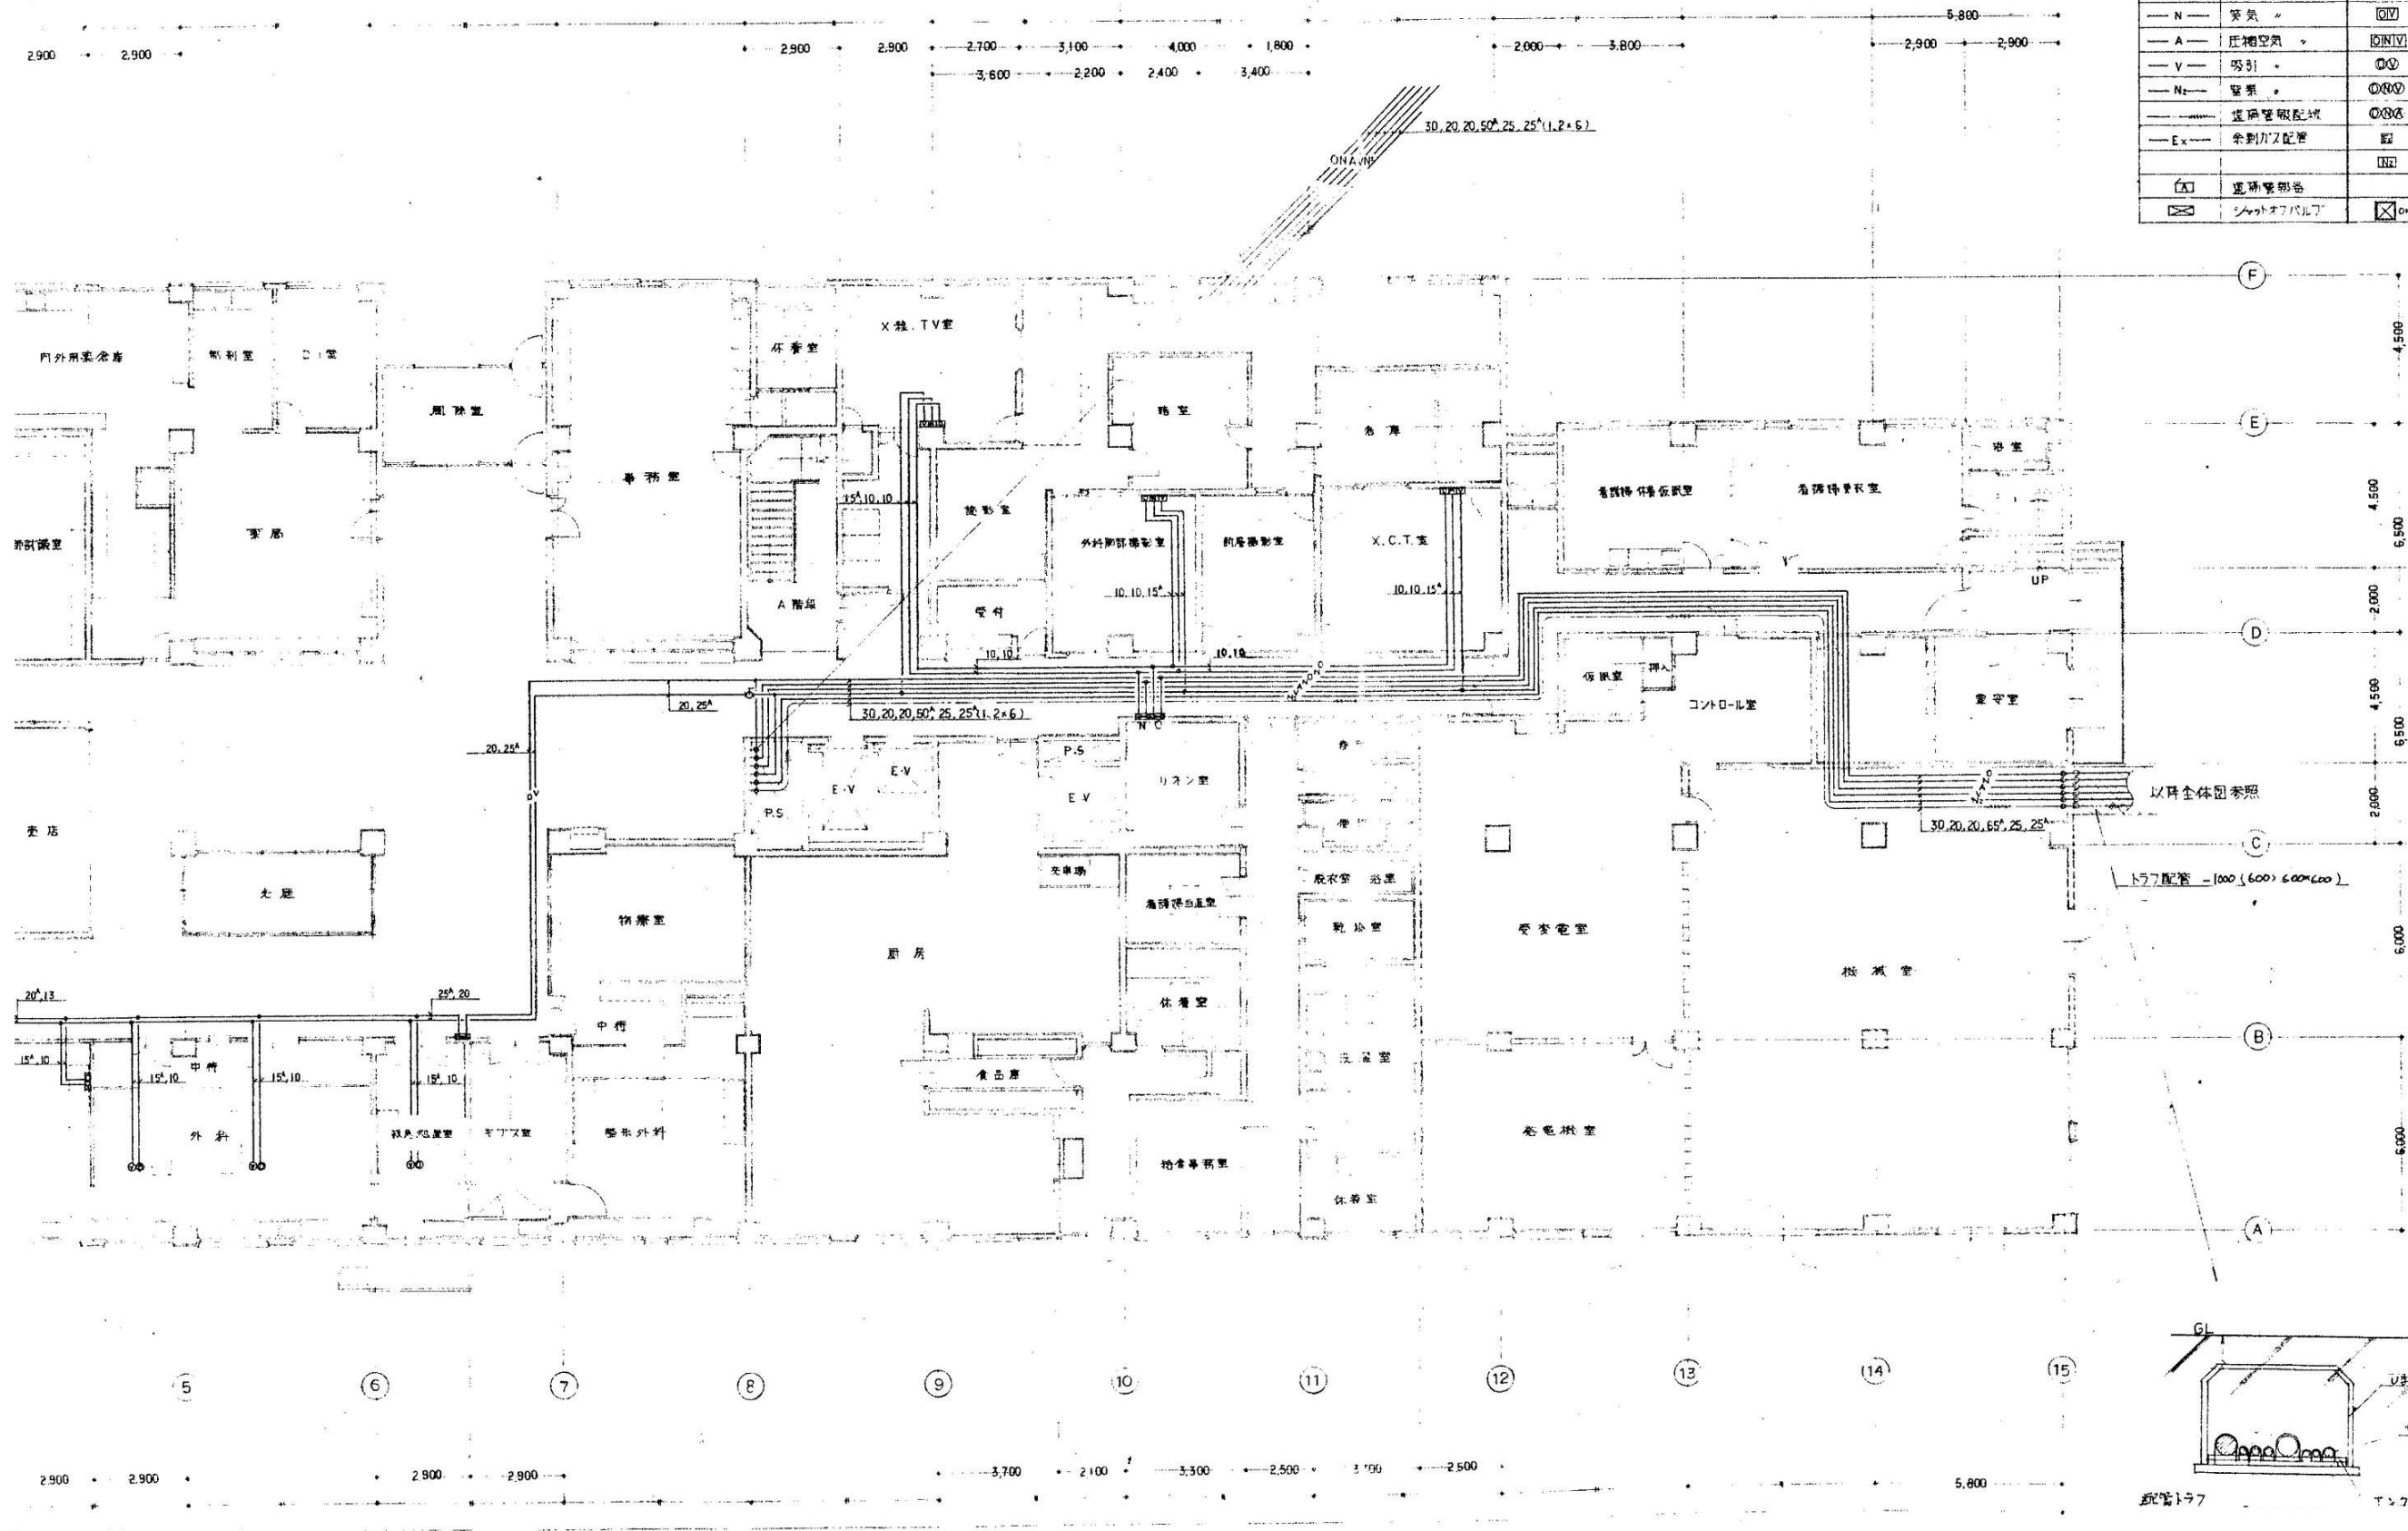


1 階 配管図 1:100

1階医療ガス配管平面図(2) 1/150

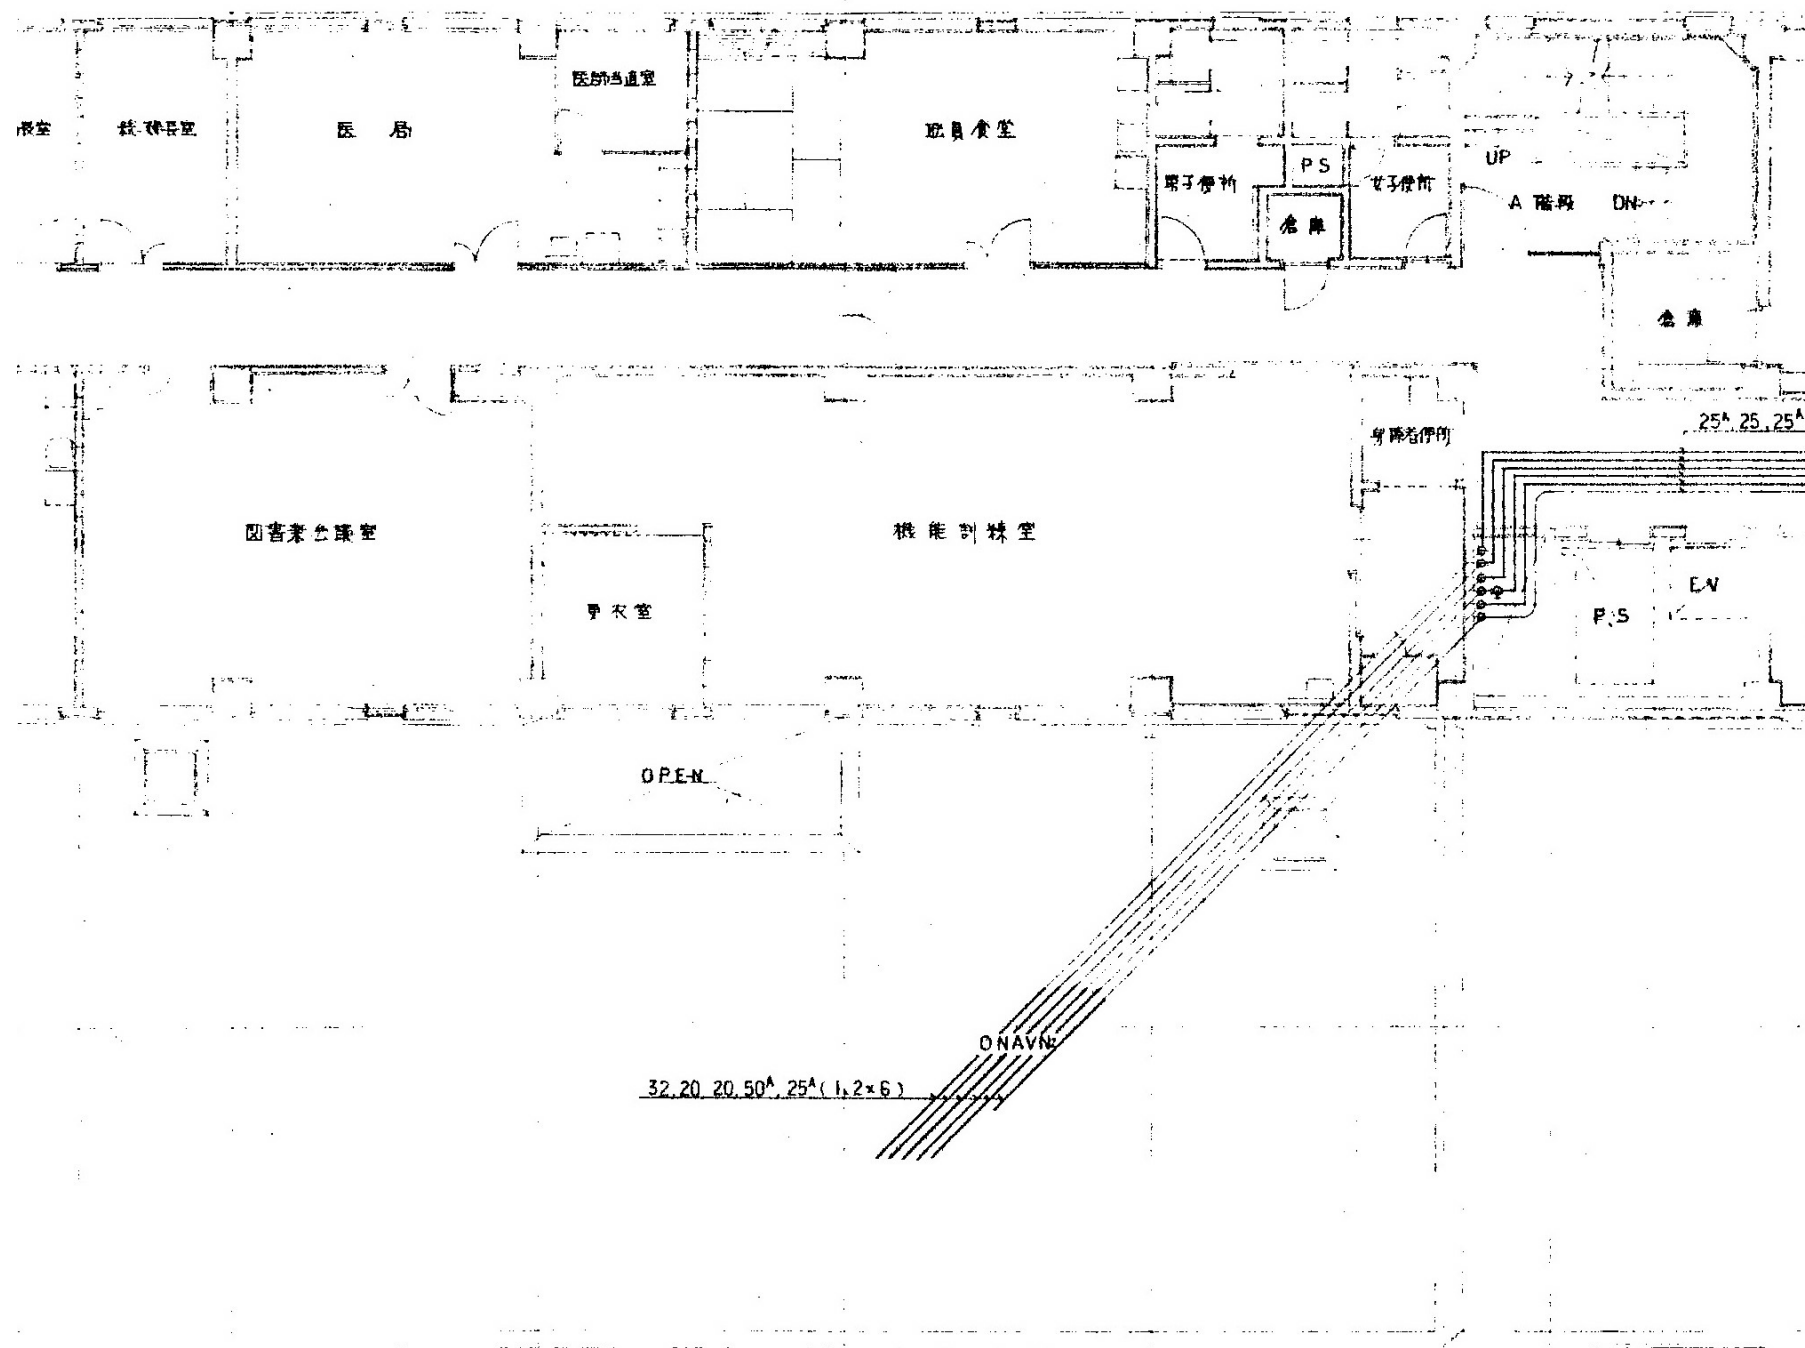


2階医療ガス配管平面図 (1) 1/100


徳島県病院局経営改革課		●工事名 R2病経 旧徳島県立海部病院 牟・中村 内部解体工事 ●図面名 給排水衛生設備 2階医療ガス配管平面図 (1)	●図面番号 W-26 ●縮尺 71%縮尺 (A3) 1/100	株式会社 宮建築設計 MIYAMA 管理建築士 1級90947号 宮本 博 1級建築士事務所 徳島県知事登録第61057号 徳島市福島一丁目5番6号 TEL.(088)625-5505(代)
-------------	--	---	------------------------------------	---

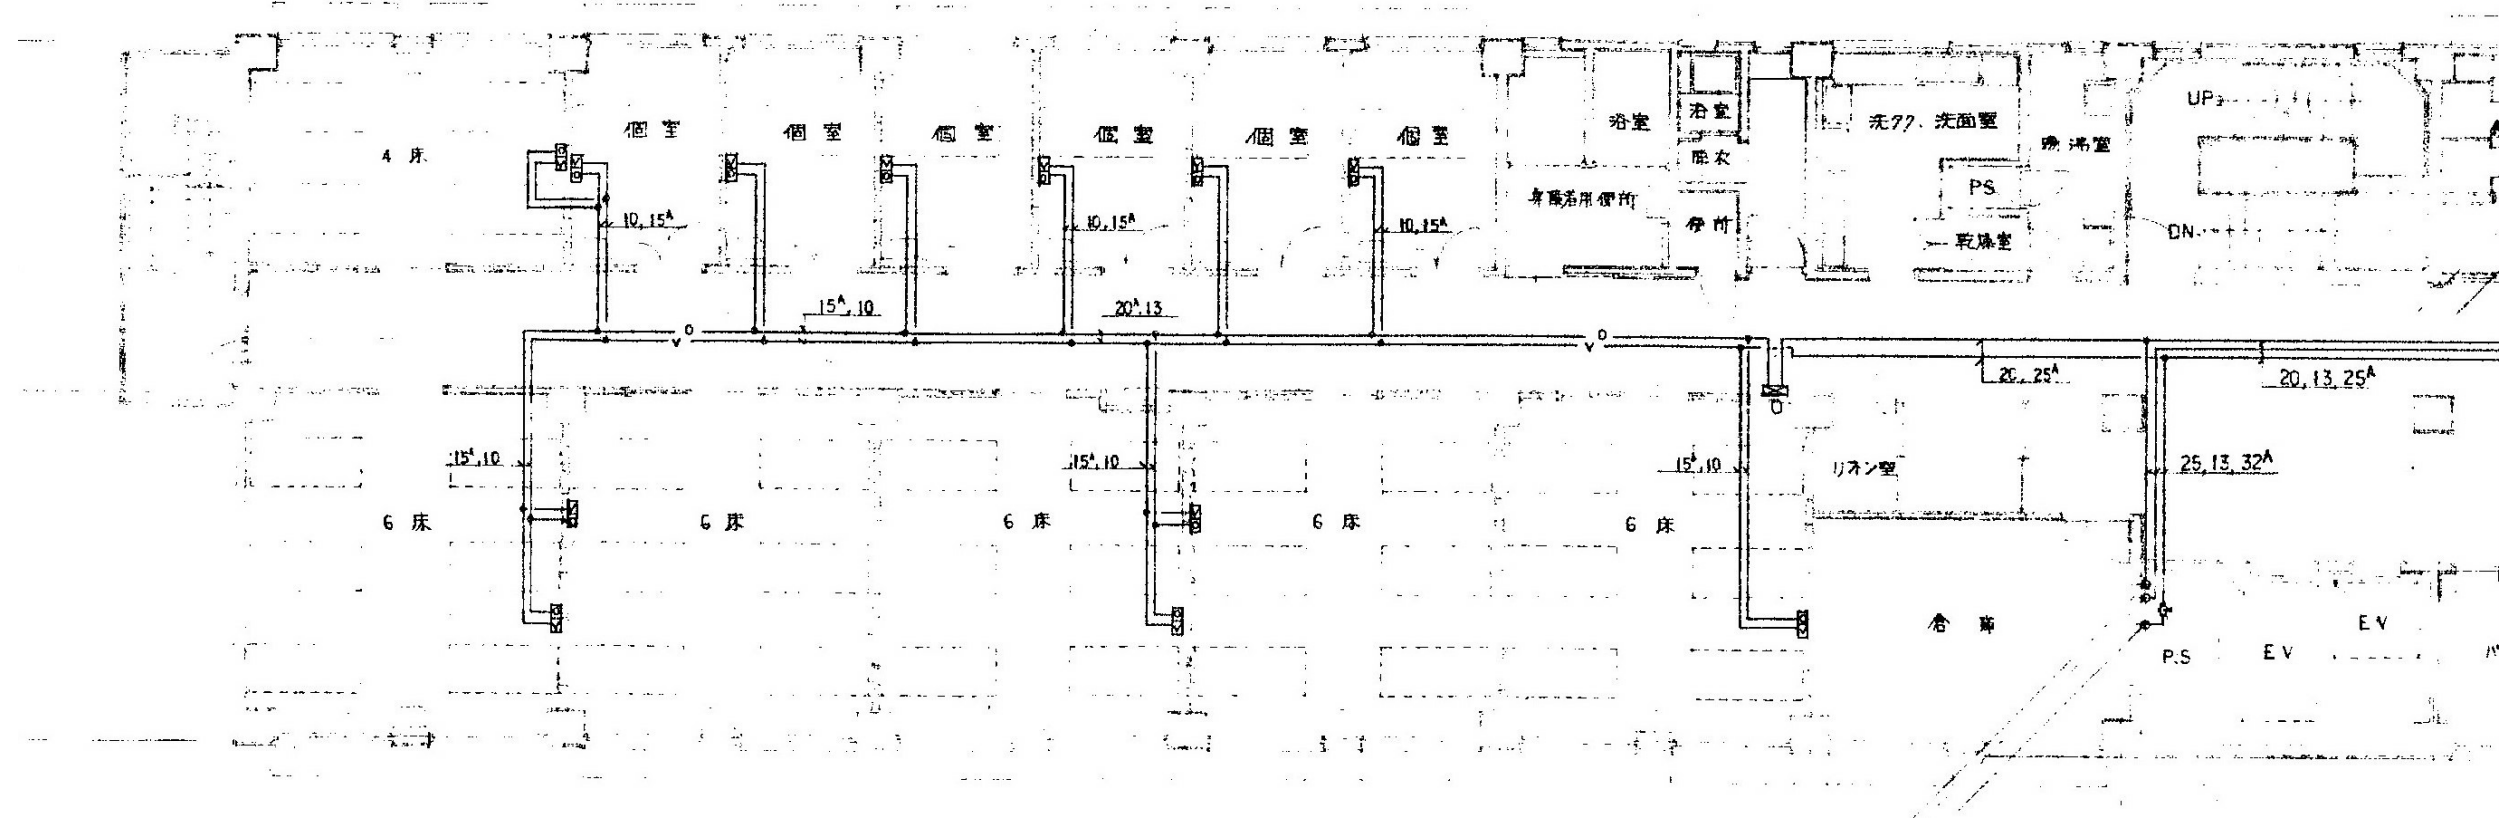

3階医療ガス配管平面図 (1) 1/100

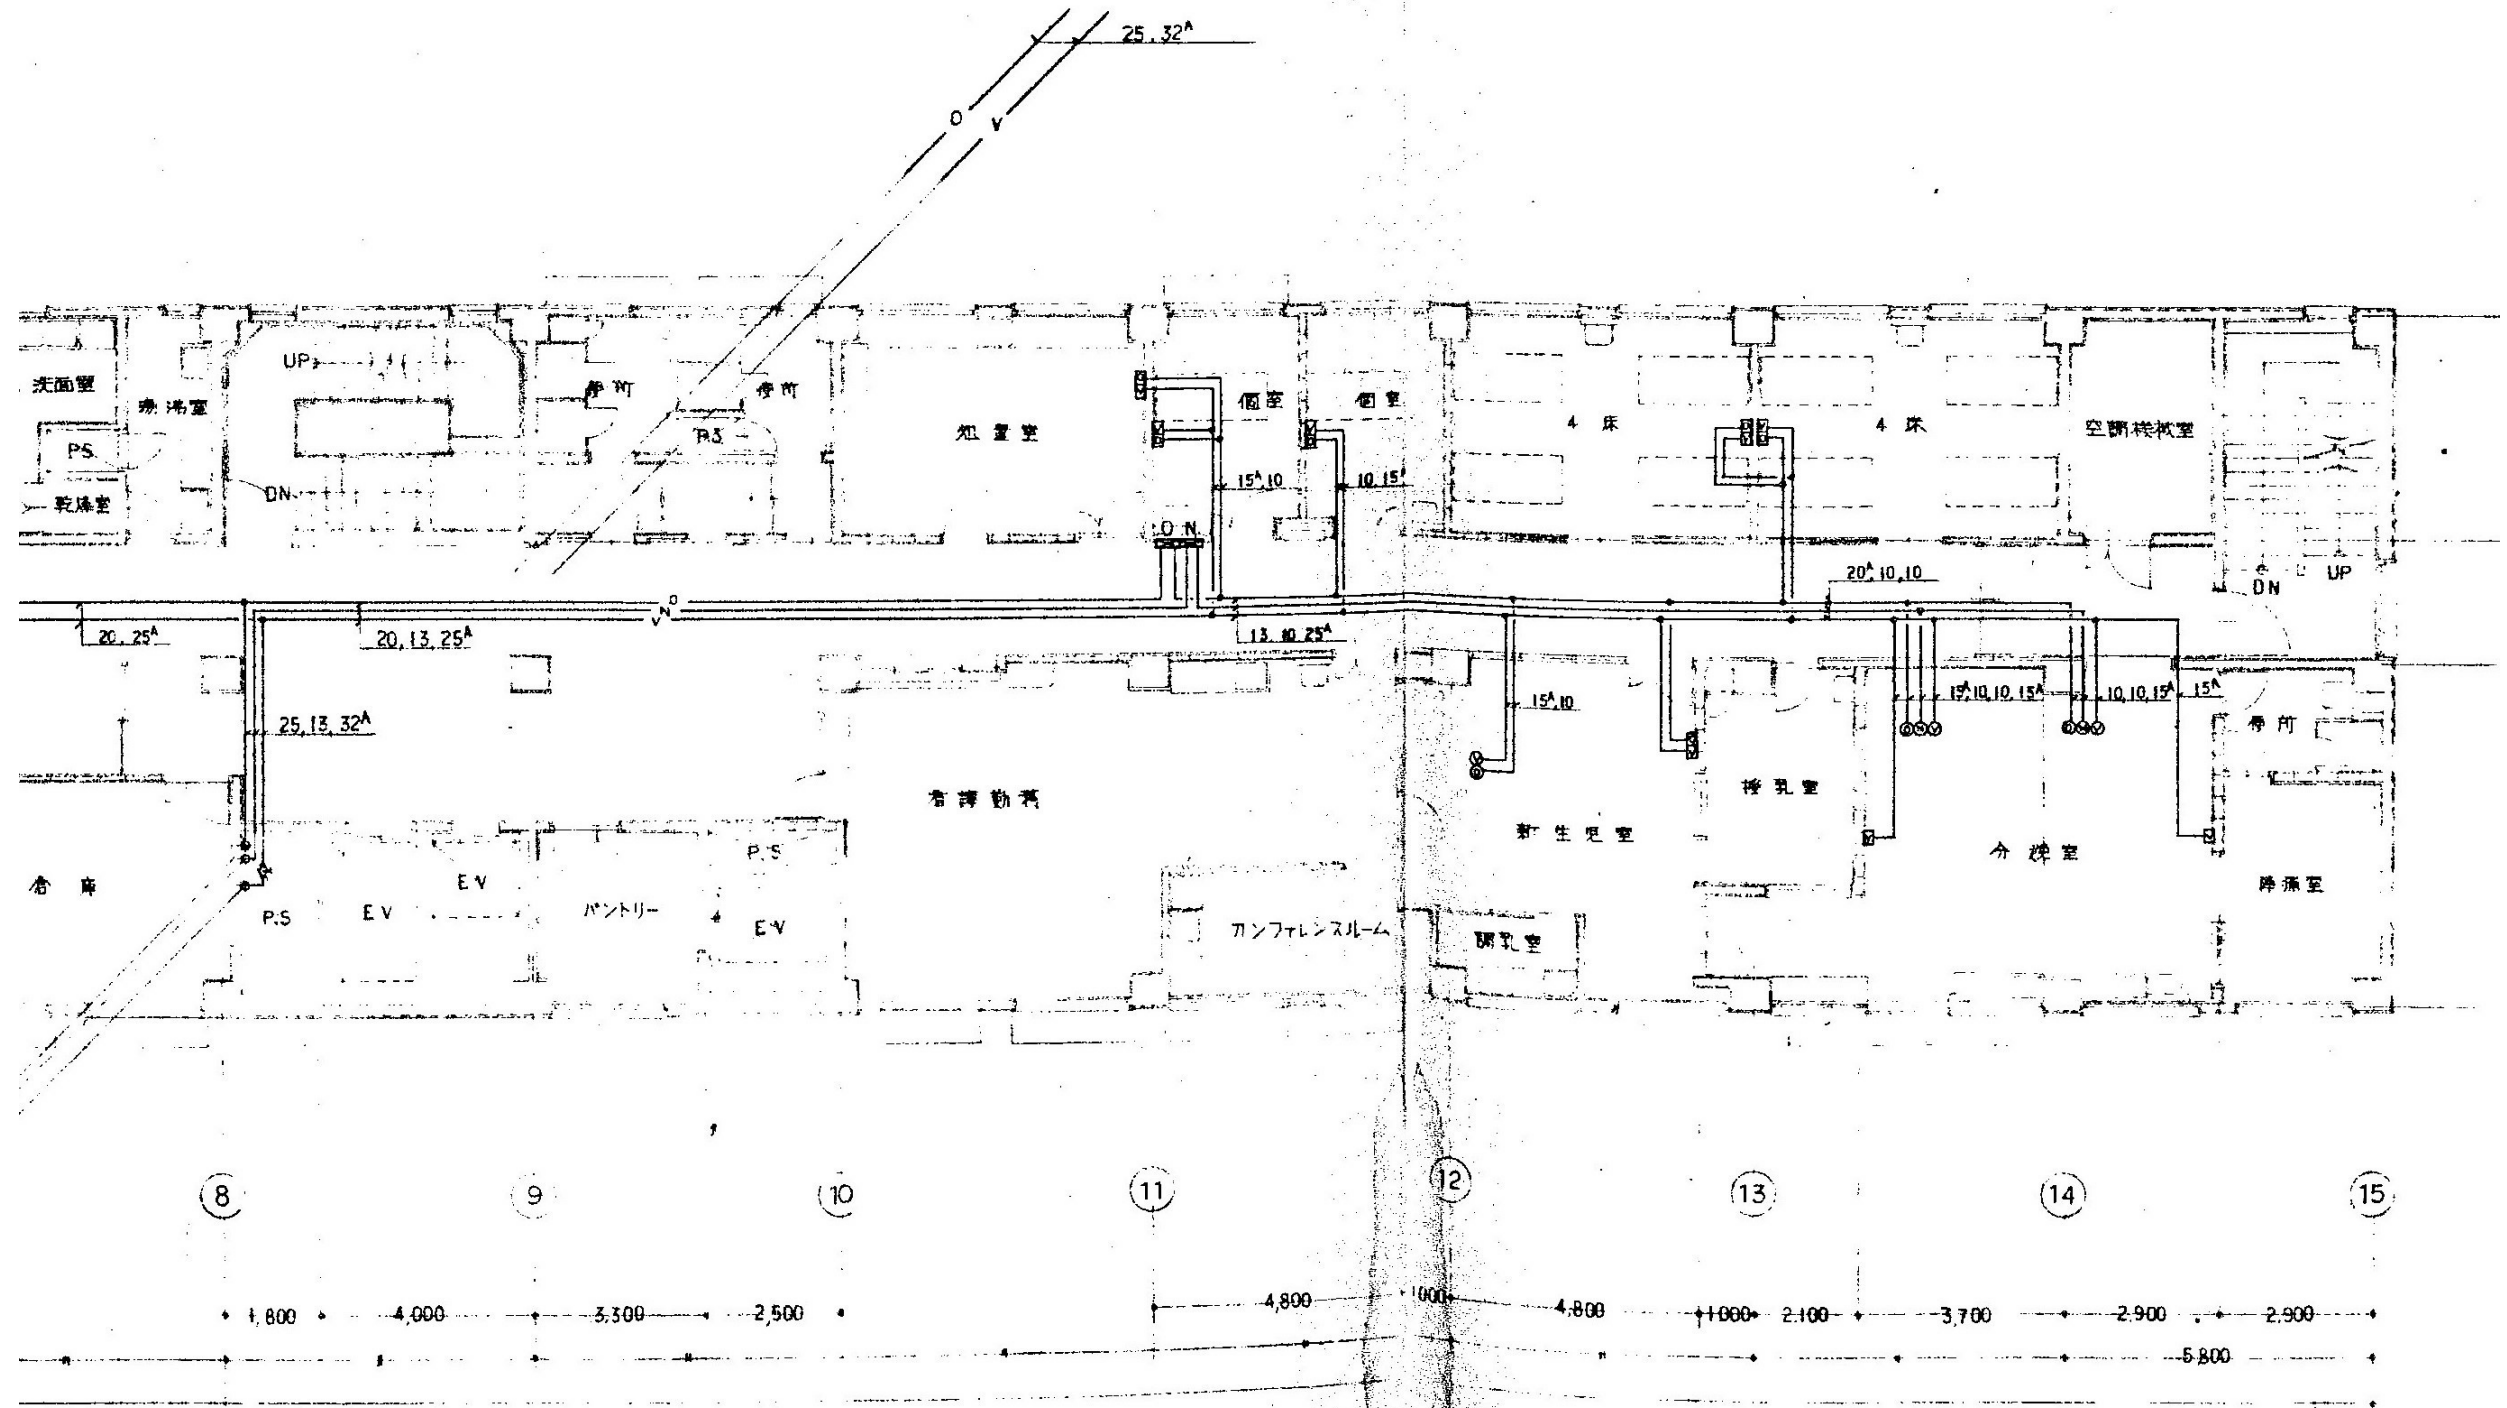

3階医療ガス配管平面図 (2) 1/100

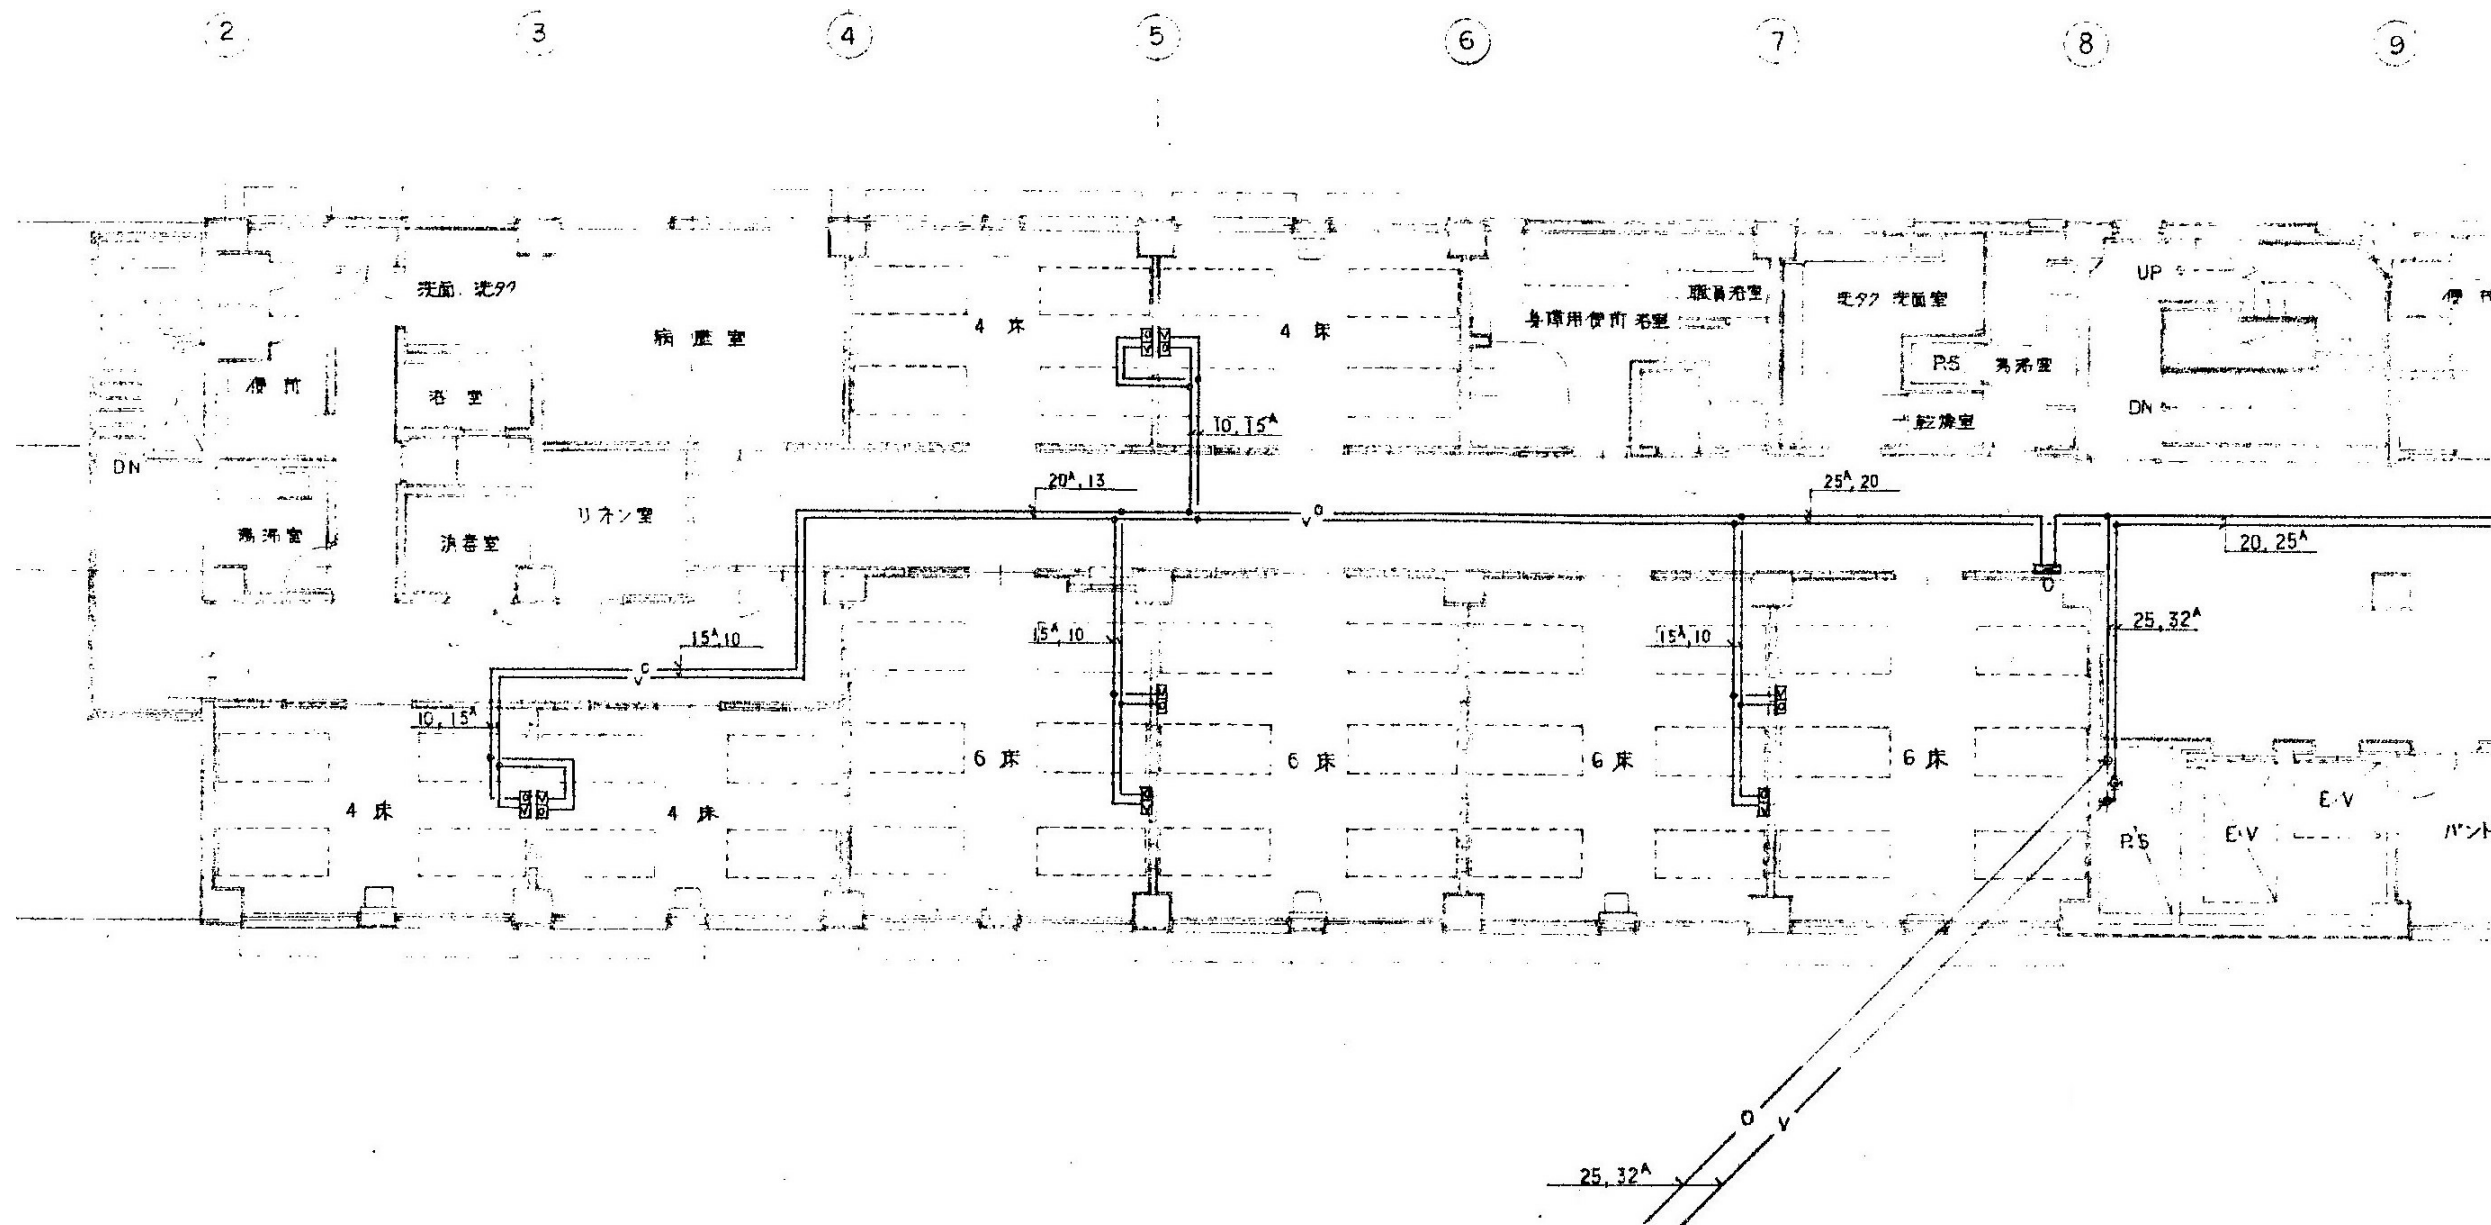

4階医療ガス配管平面図 (1) 1/100