


1階配管平面図 (1) 1/150


徳島県病院局経営改革課	●工事名 R2病棟 旧徳島県立海部病院 牟・中村 内部解体工事 ●図面名 空調換気設備 1階配管平面図 (1)	●図面番号 C-16 ●縮尺 71%縮尺 (A3) 1/150	株式会社 宮建築設計 MIYA 会社 管理建築士 1級90947号 宮本 博 1級建築士事務所 徳島県知事登録第61057号 徳島市福島一丁目6番6号 TEL.(088)625-5505(代)
-------------	--	------------------------------------	--

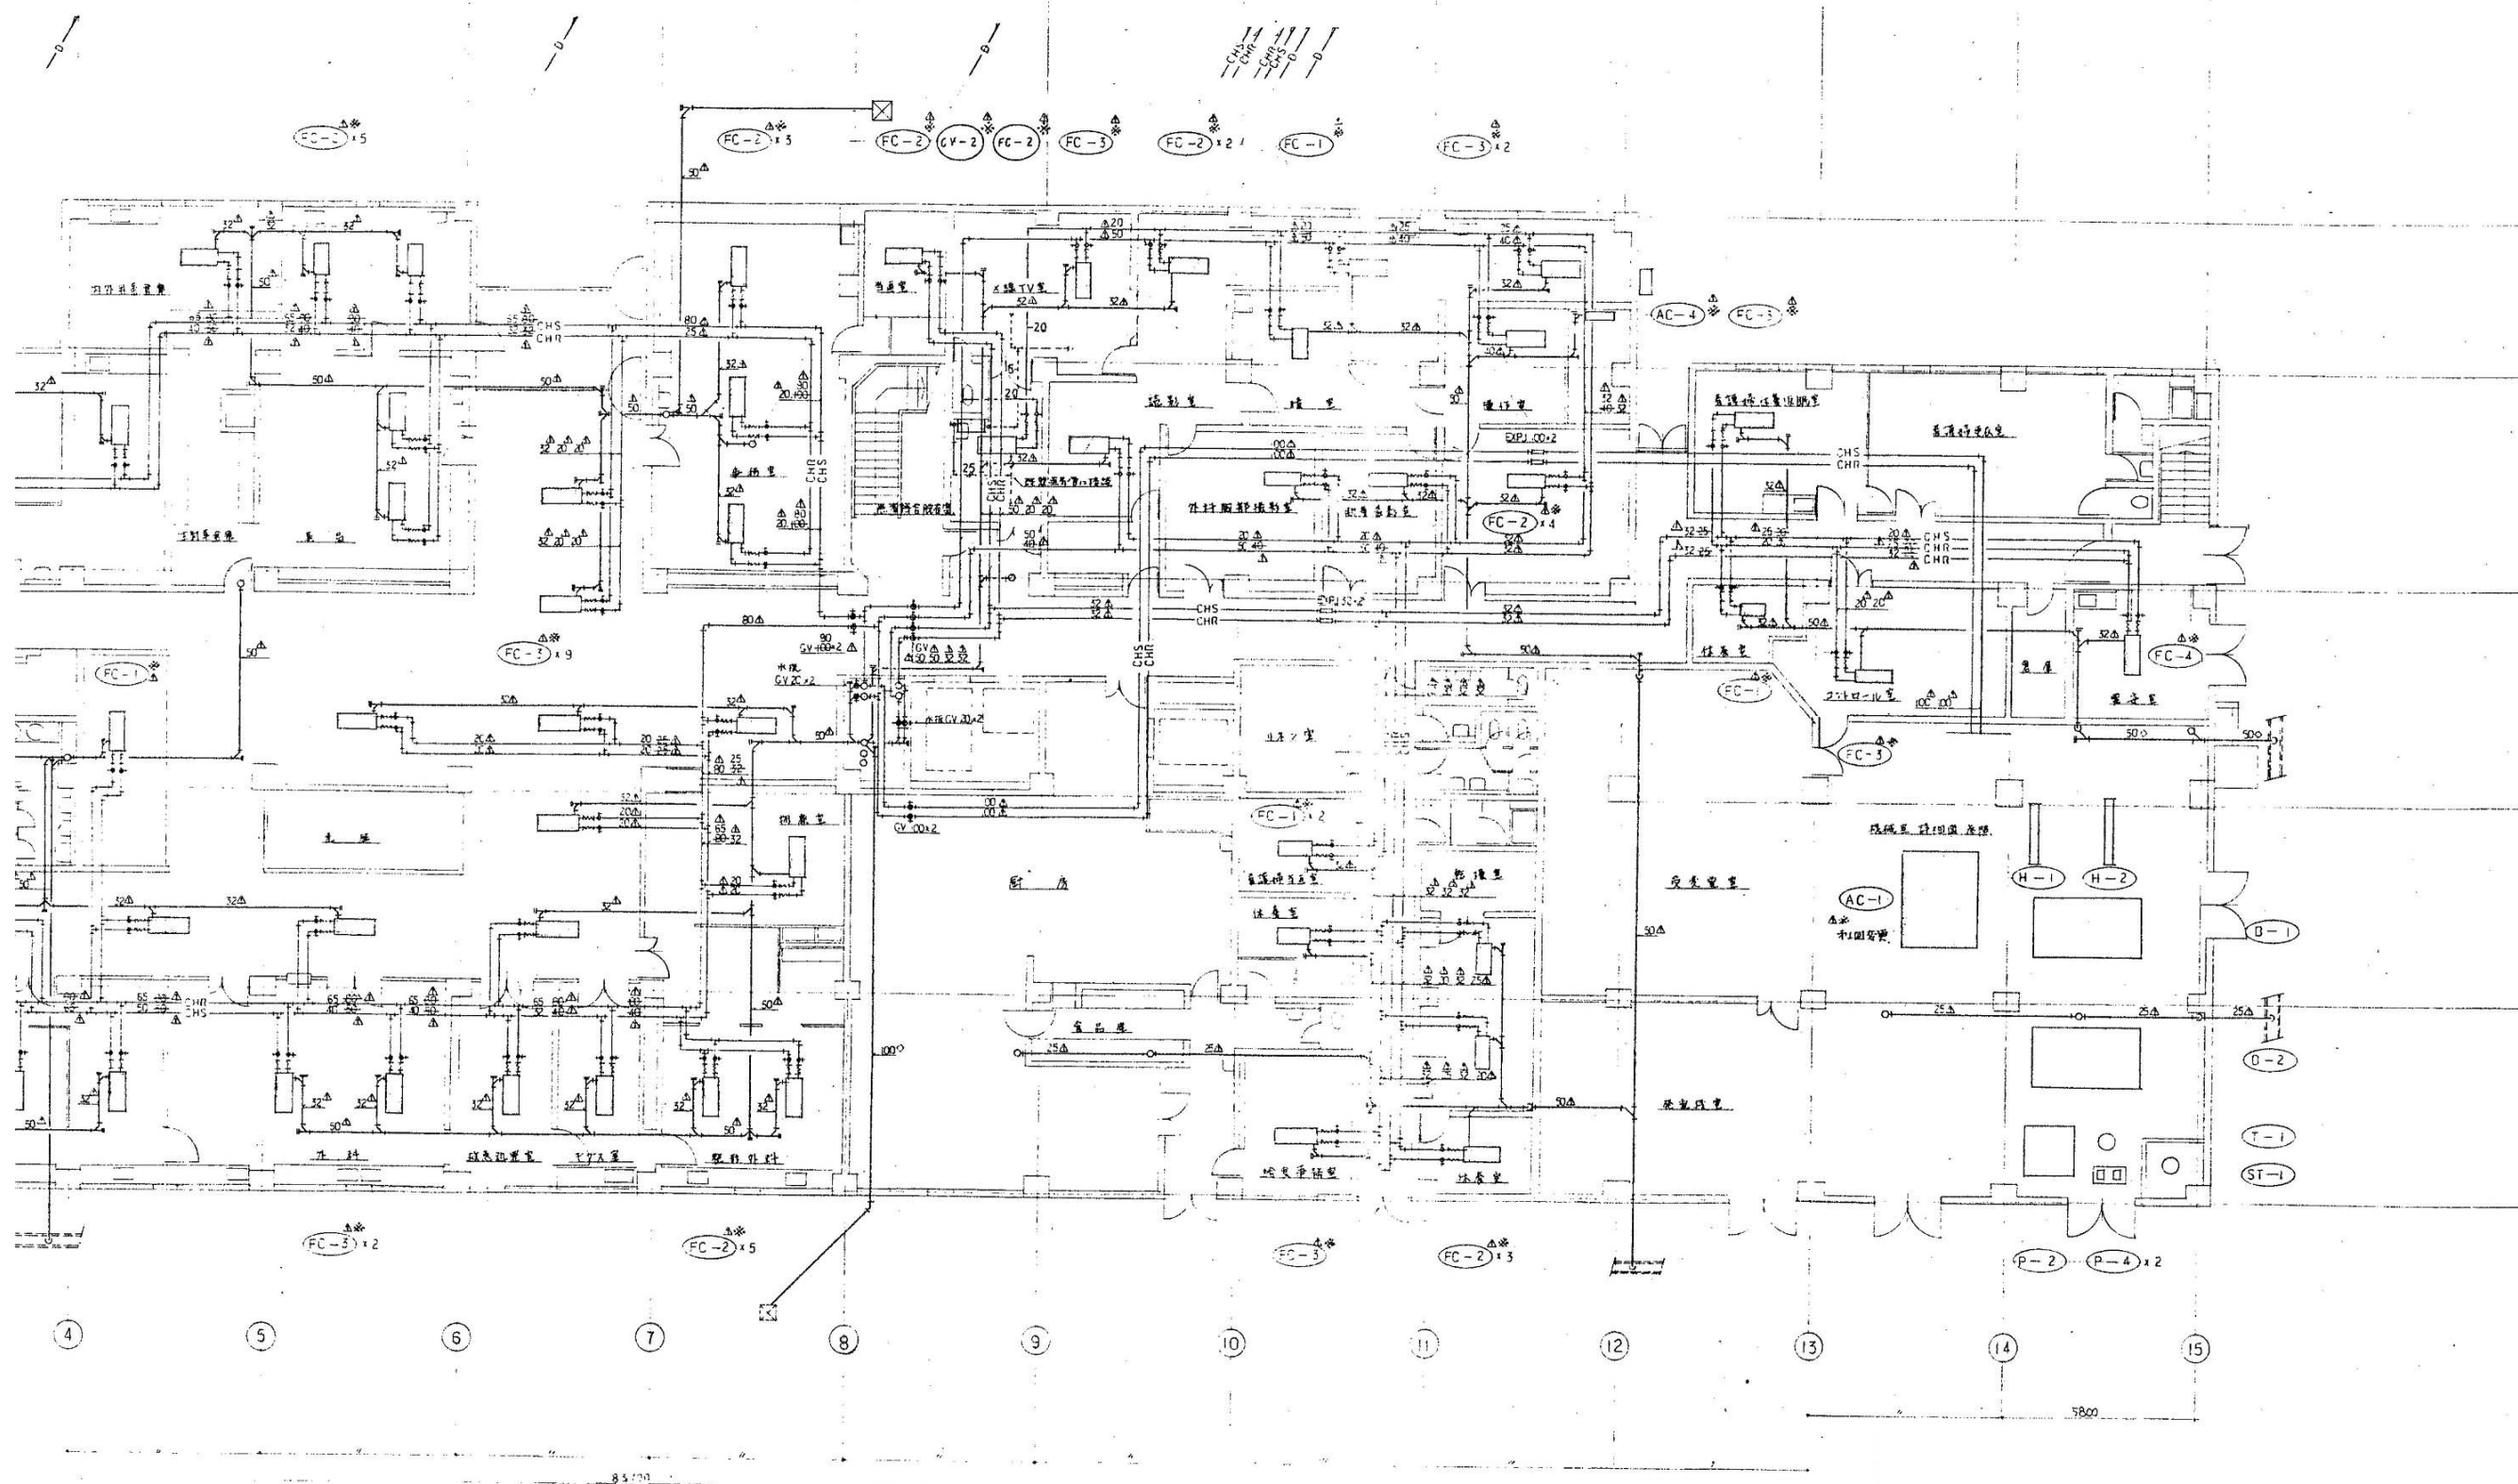

1階平面図 配管 S=1/100


1階配管平面図 (2) 1/150

徳島県病院局経営改革課	●工事名 R2病棟 旧徳島県立海部病院 牟・中村 内部解体工事 ●図面名 空調換気設備 1階配管平面図 (2)	●図面番号 C-17 ●縮尺 71%縮尺 (A3) 1/150	株式会社 宮建築設計 MIYA 会社 管理建築士 1級90947号 宮本 博 1級建築士事務所 徳島県知事登録第61057号 徳島市福島一丁目6番6号 TEL(088)625-5505(代)
-------------	--	------------------------------------	---

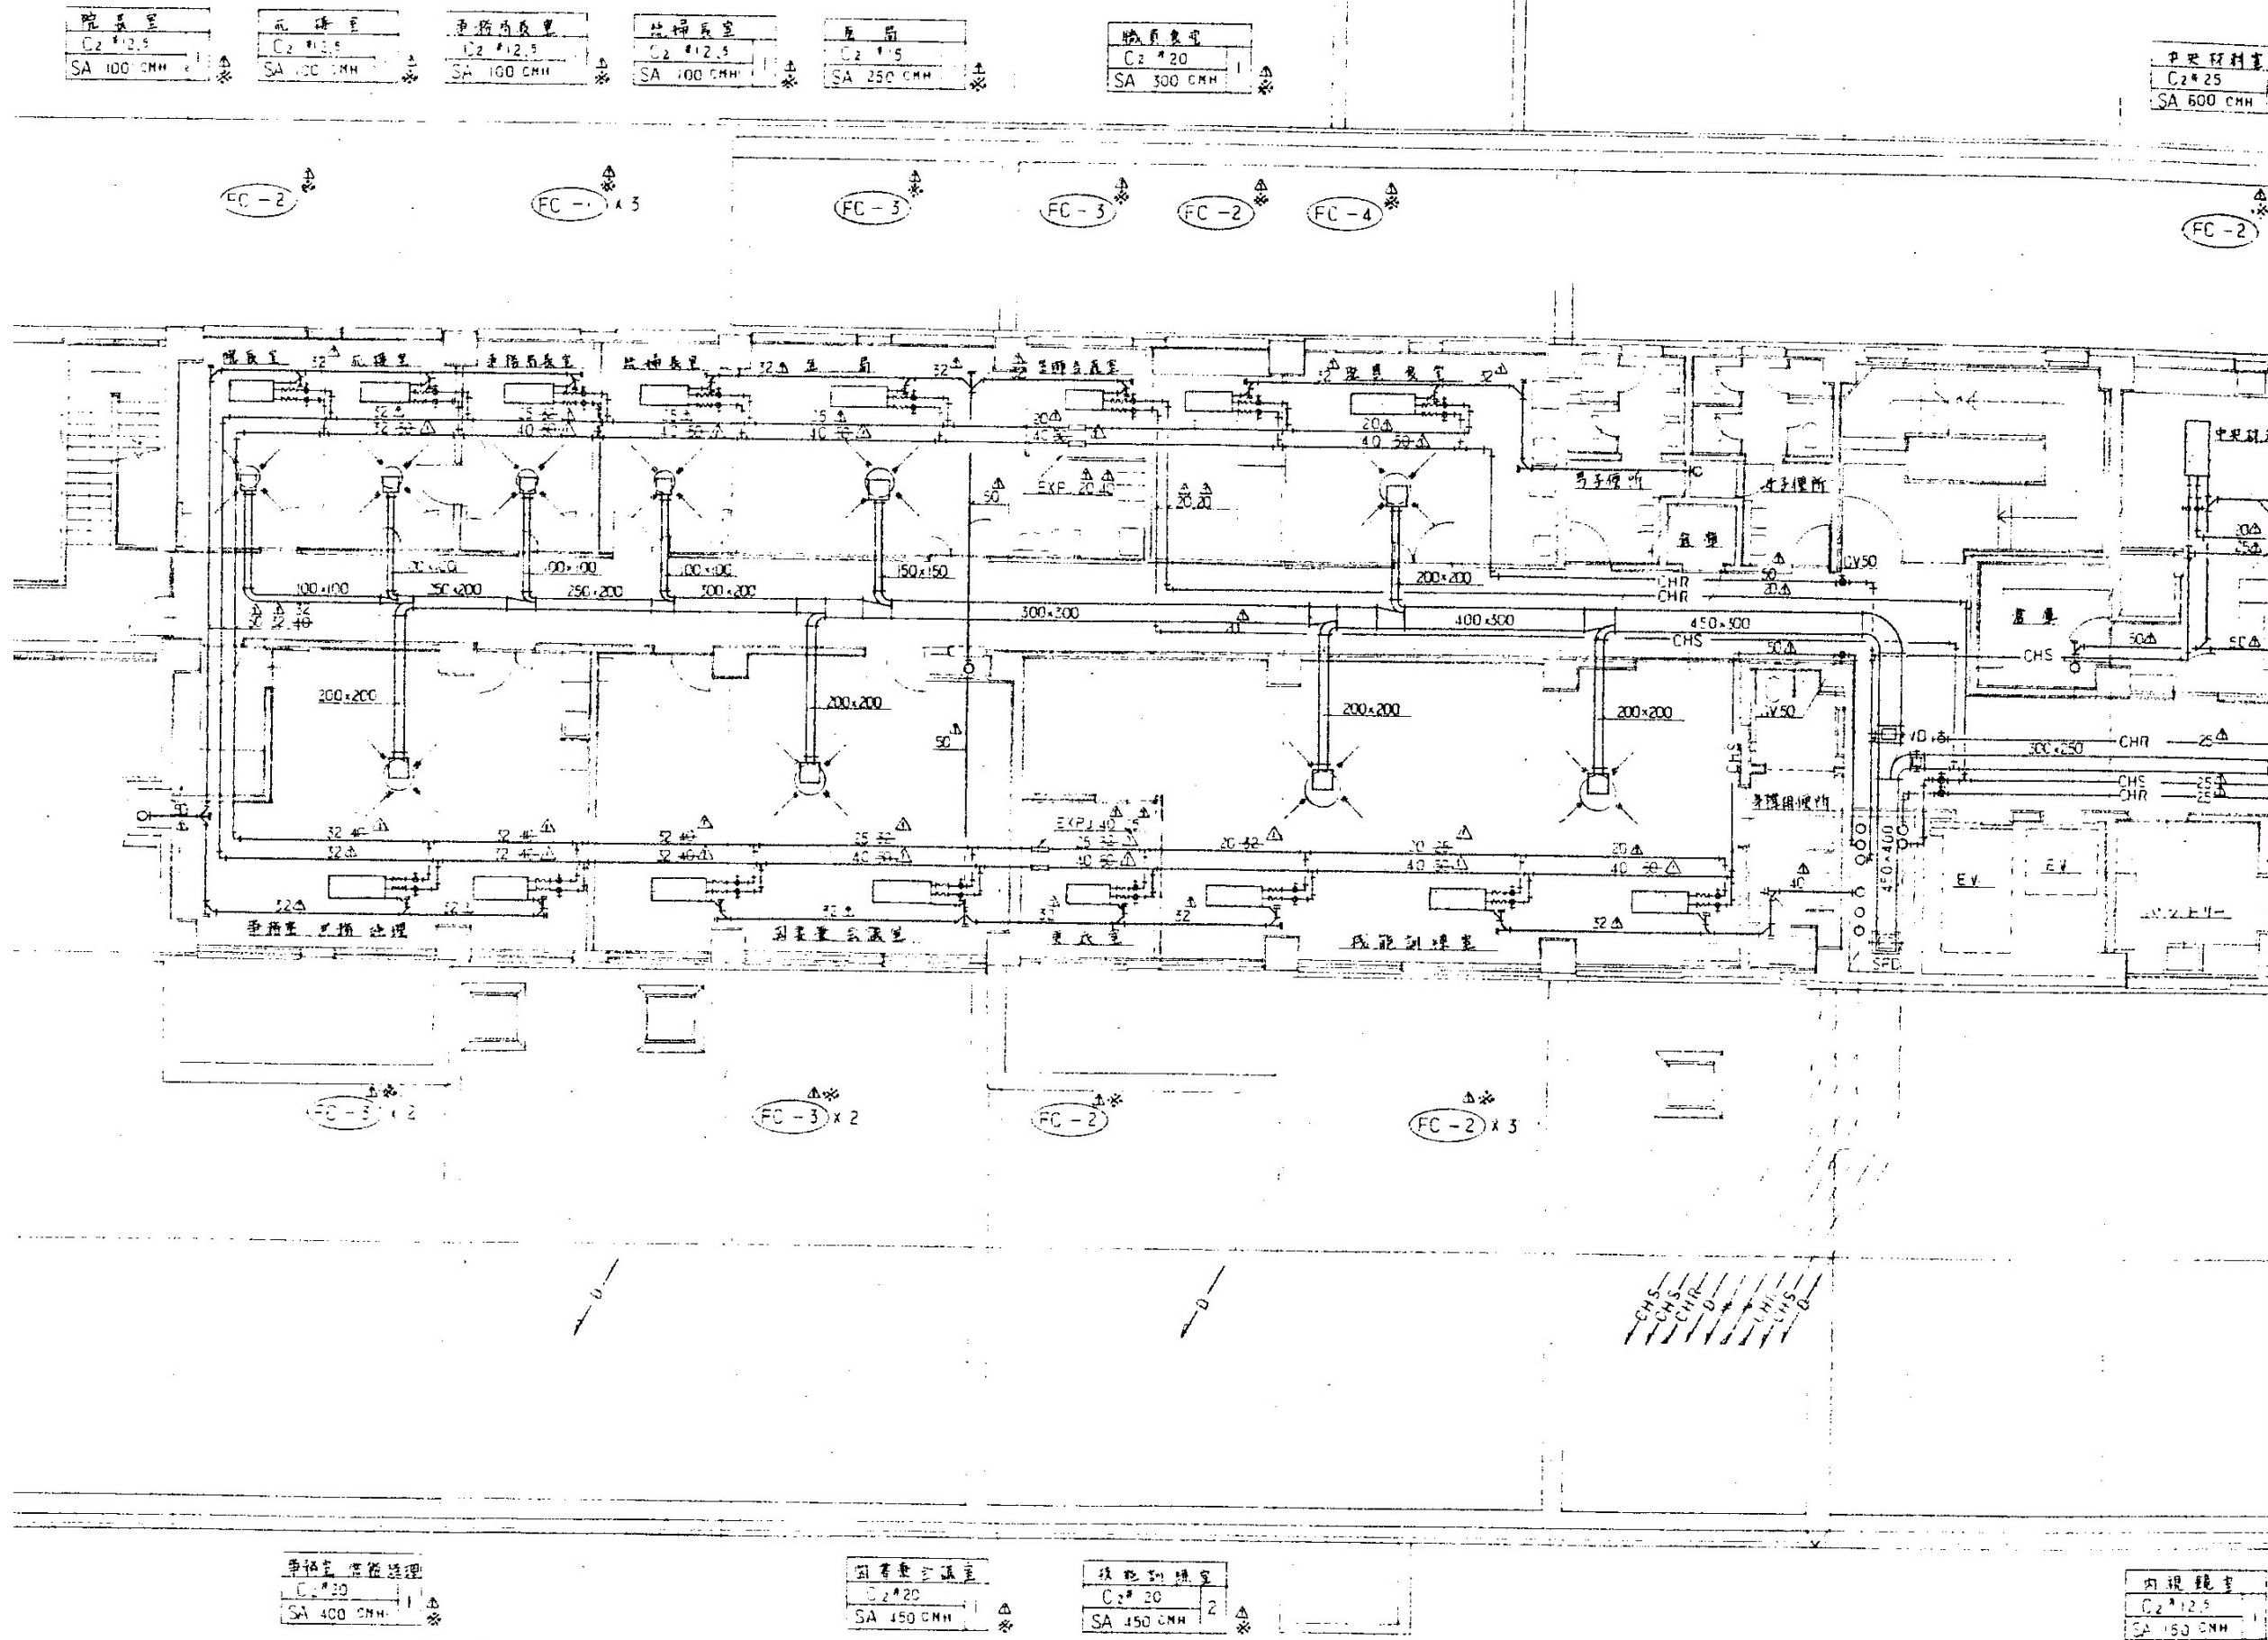


2階配管平面図 (1) 1/100

徳島県病院局経営改革課	●工事名 R2病棟 旧徳島県立海部病院 牟・中村 内部解体工事 ●図面名 空調換気設備 2階配管平面図 (1)	●図面番号 C-18 ●縮尺 71%縮尺 (A3) 1/100	株式会社 宮建築設計 MIYA 会社 管理建築士 1級90947号 宮本 博 1級建築士事務所 徳島県知事登録第61057号 徳島市福島一丁目5番6号 TEL.(088)625-5505(代)
-------------	--	------------------------------------	--

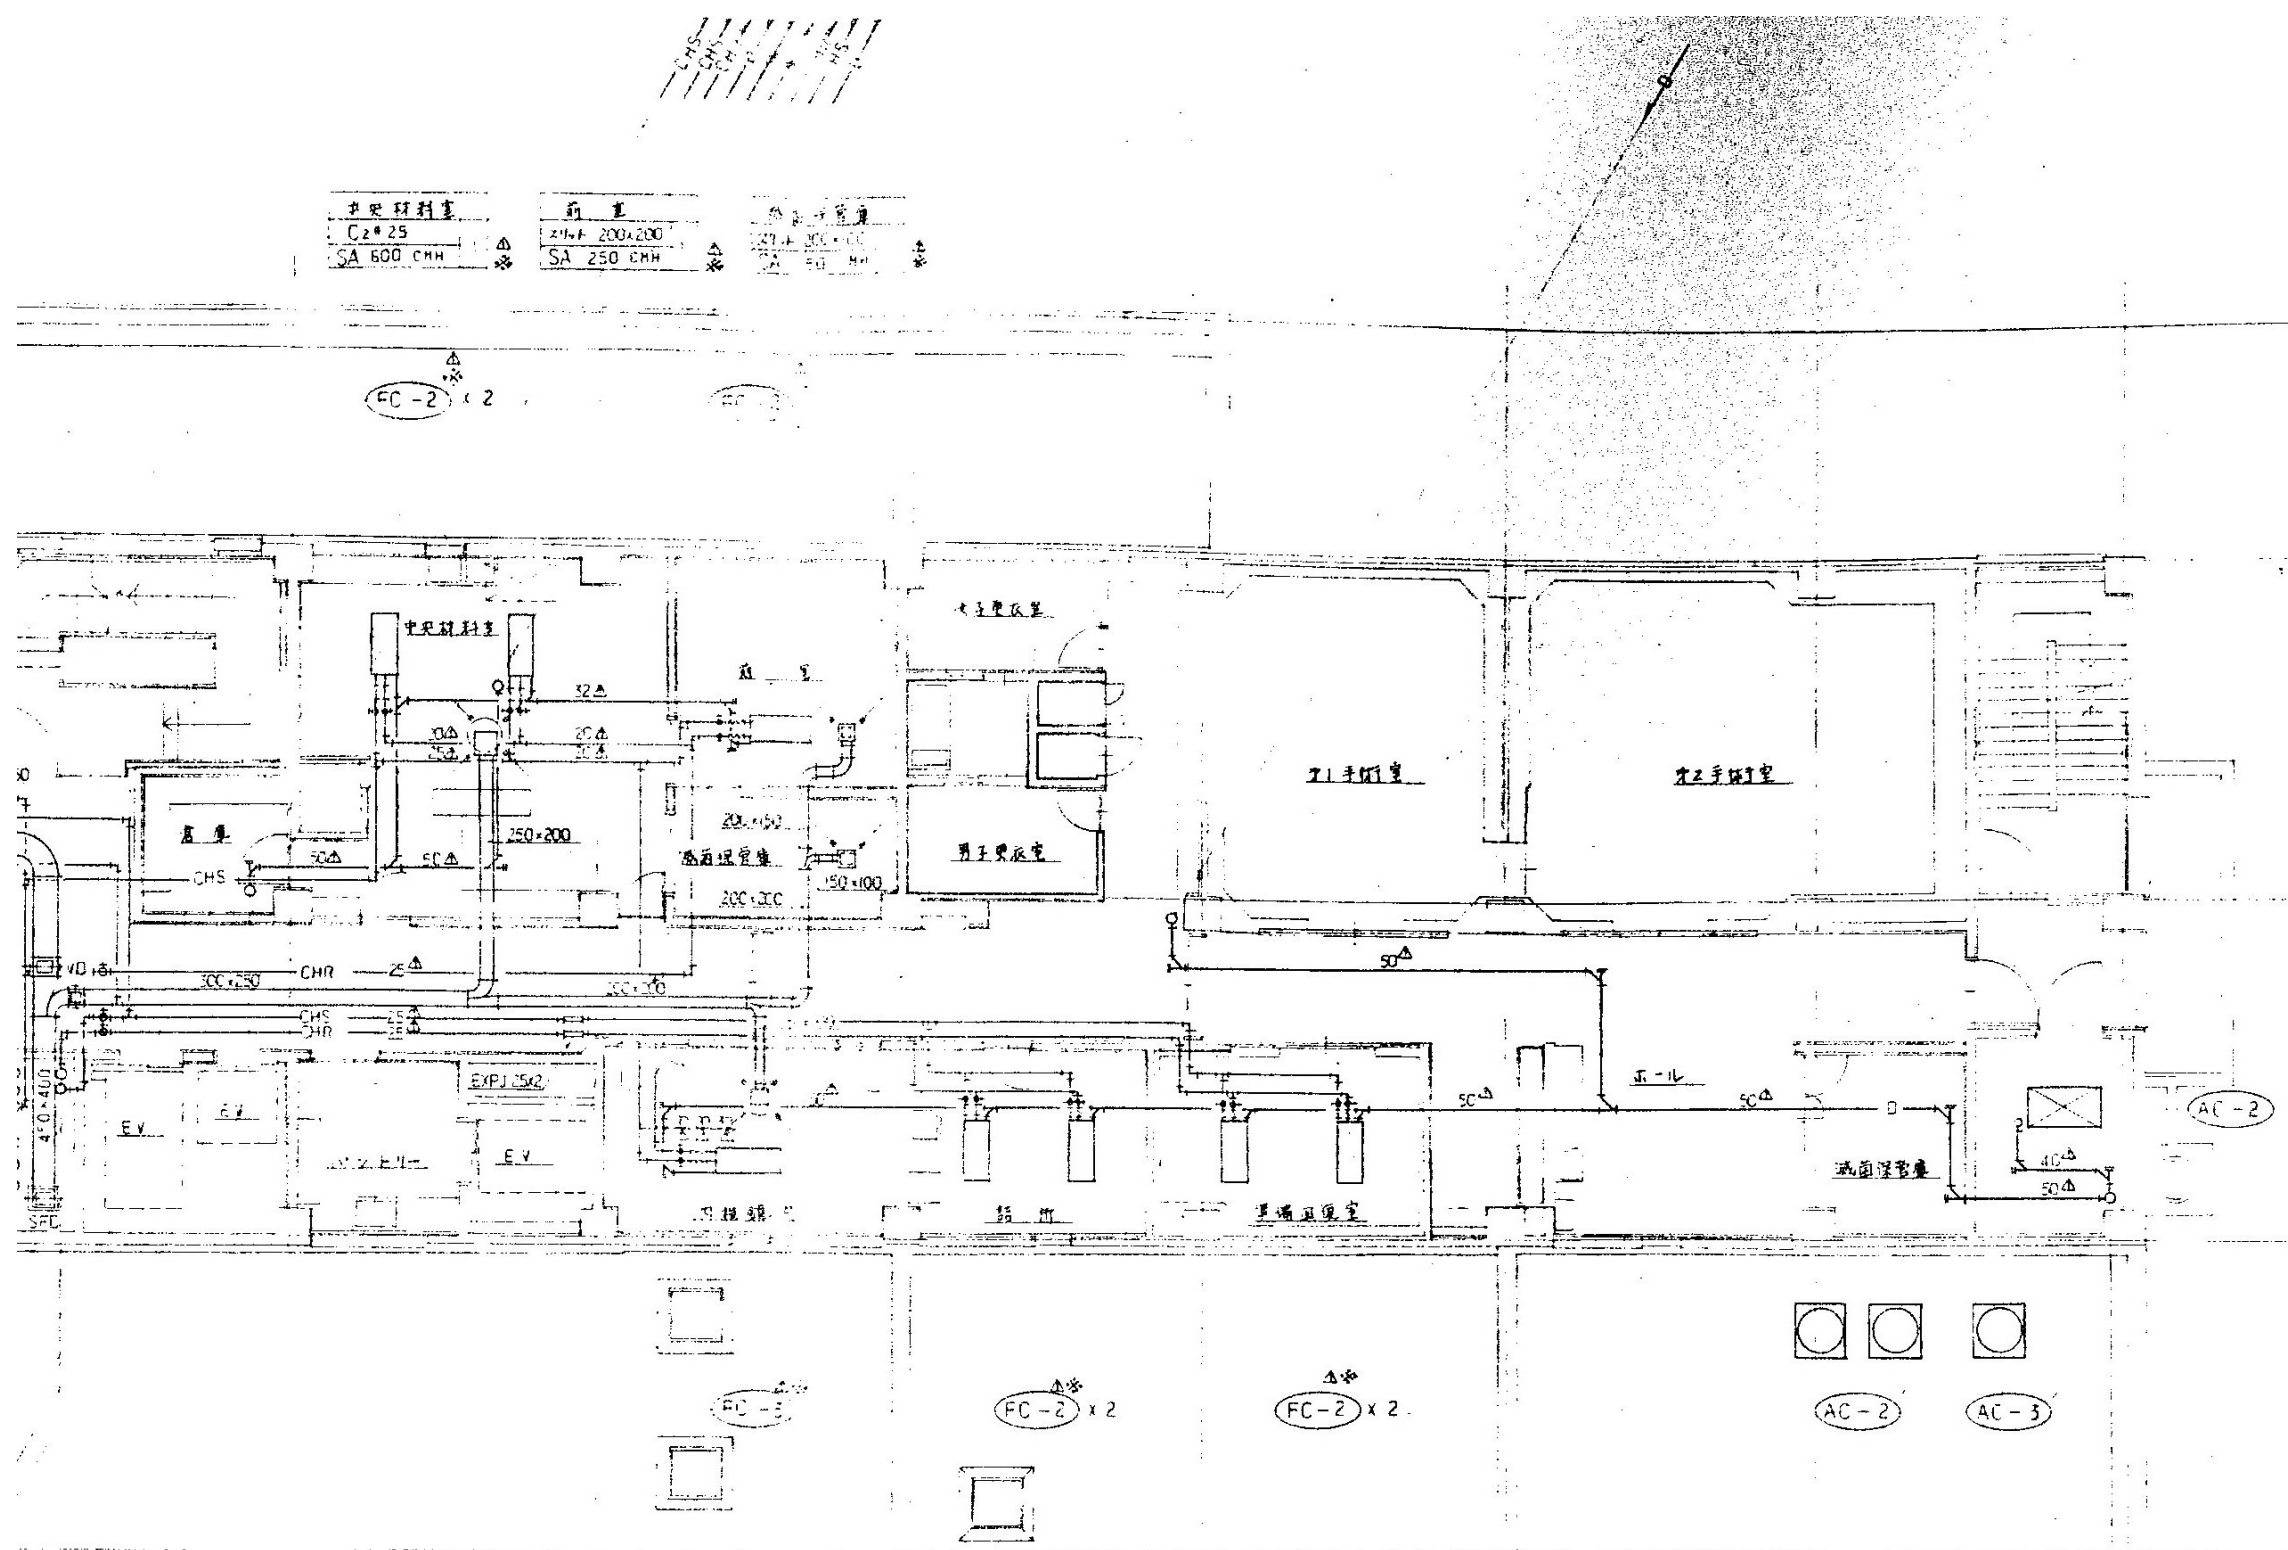


中央空調室	新置	既存
Cz#25	ZH# 200x200	200x200
SA 600 CHH	SA 250 CHH	SA 50 CHH

2階配管平面図 (2) 1/100

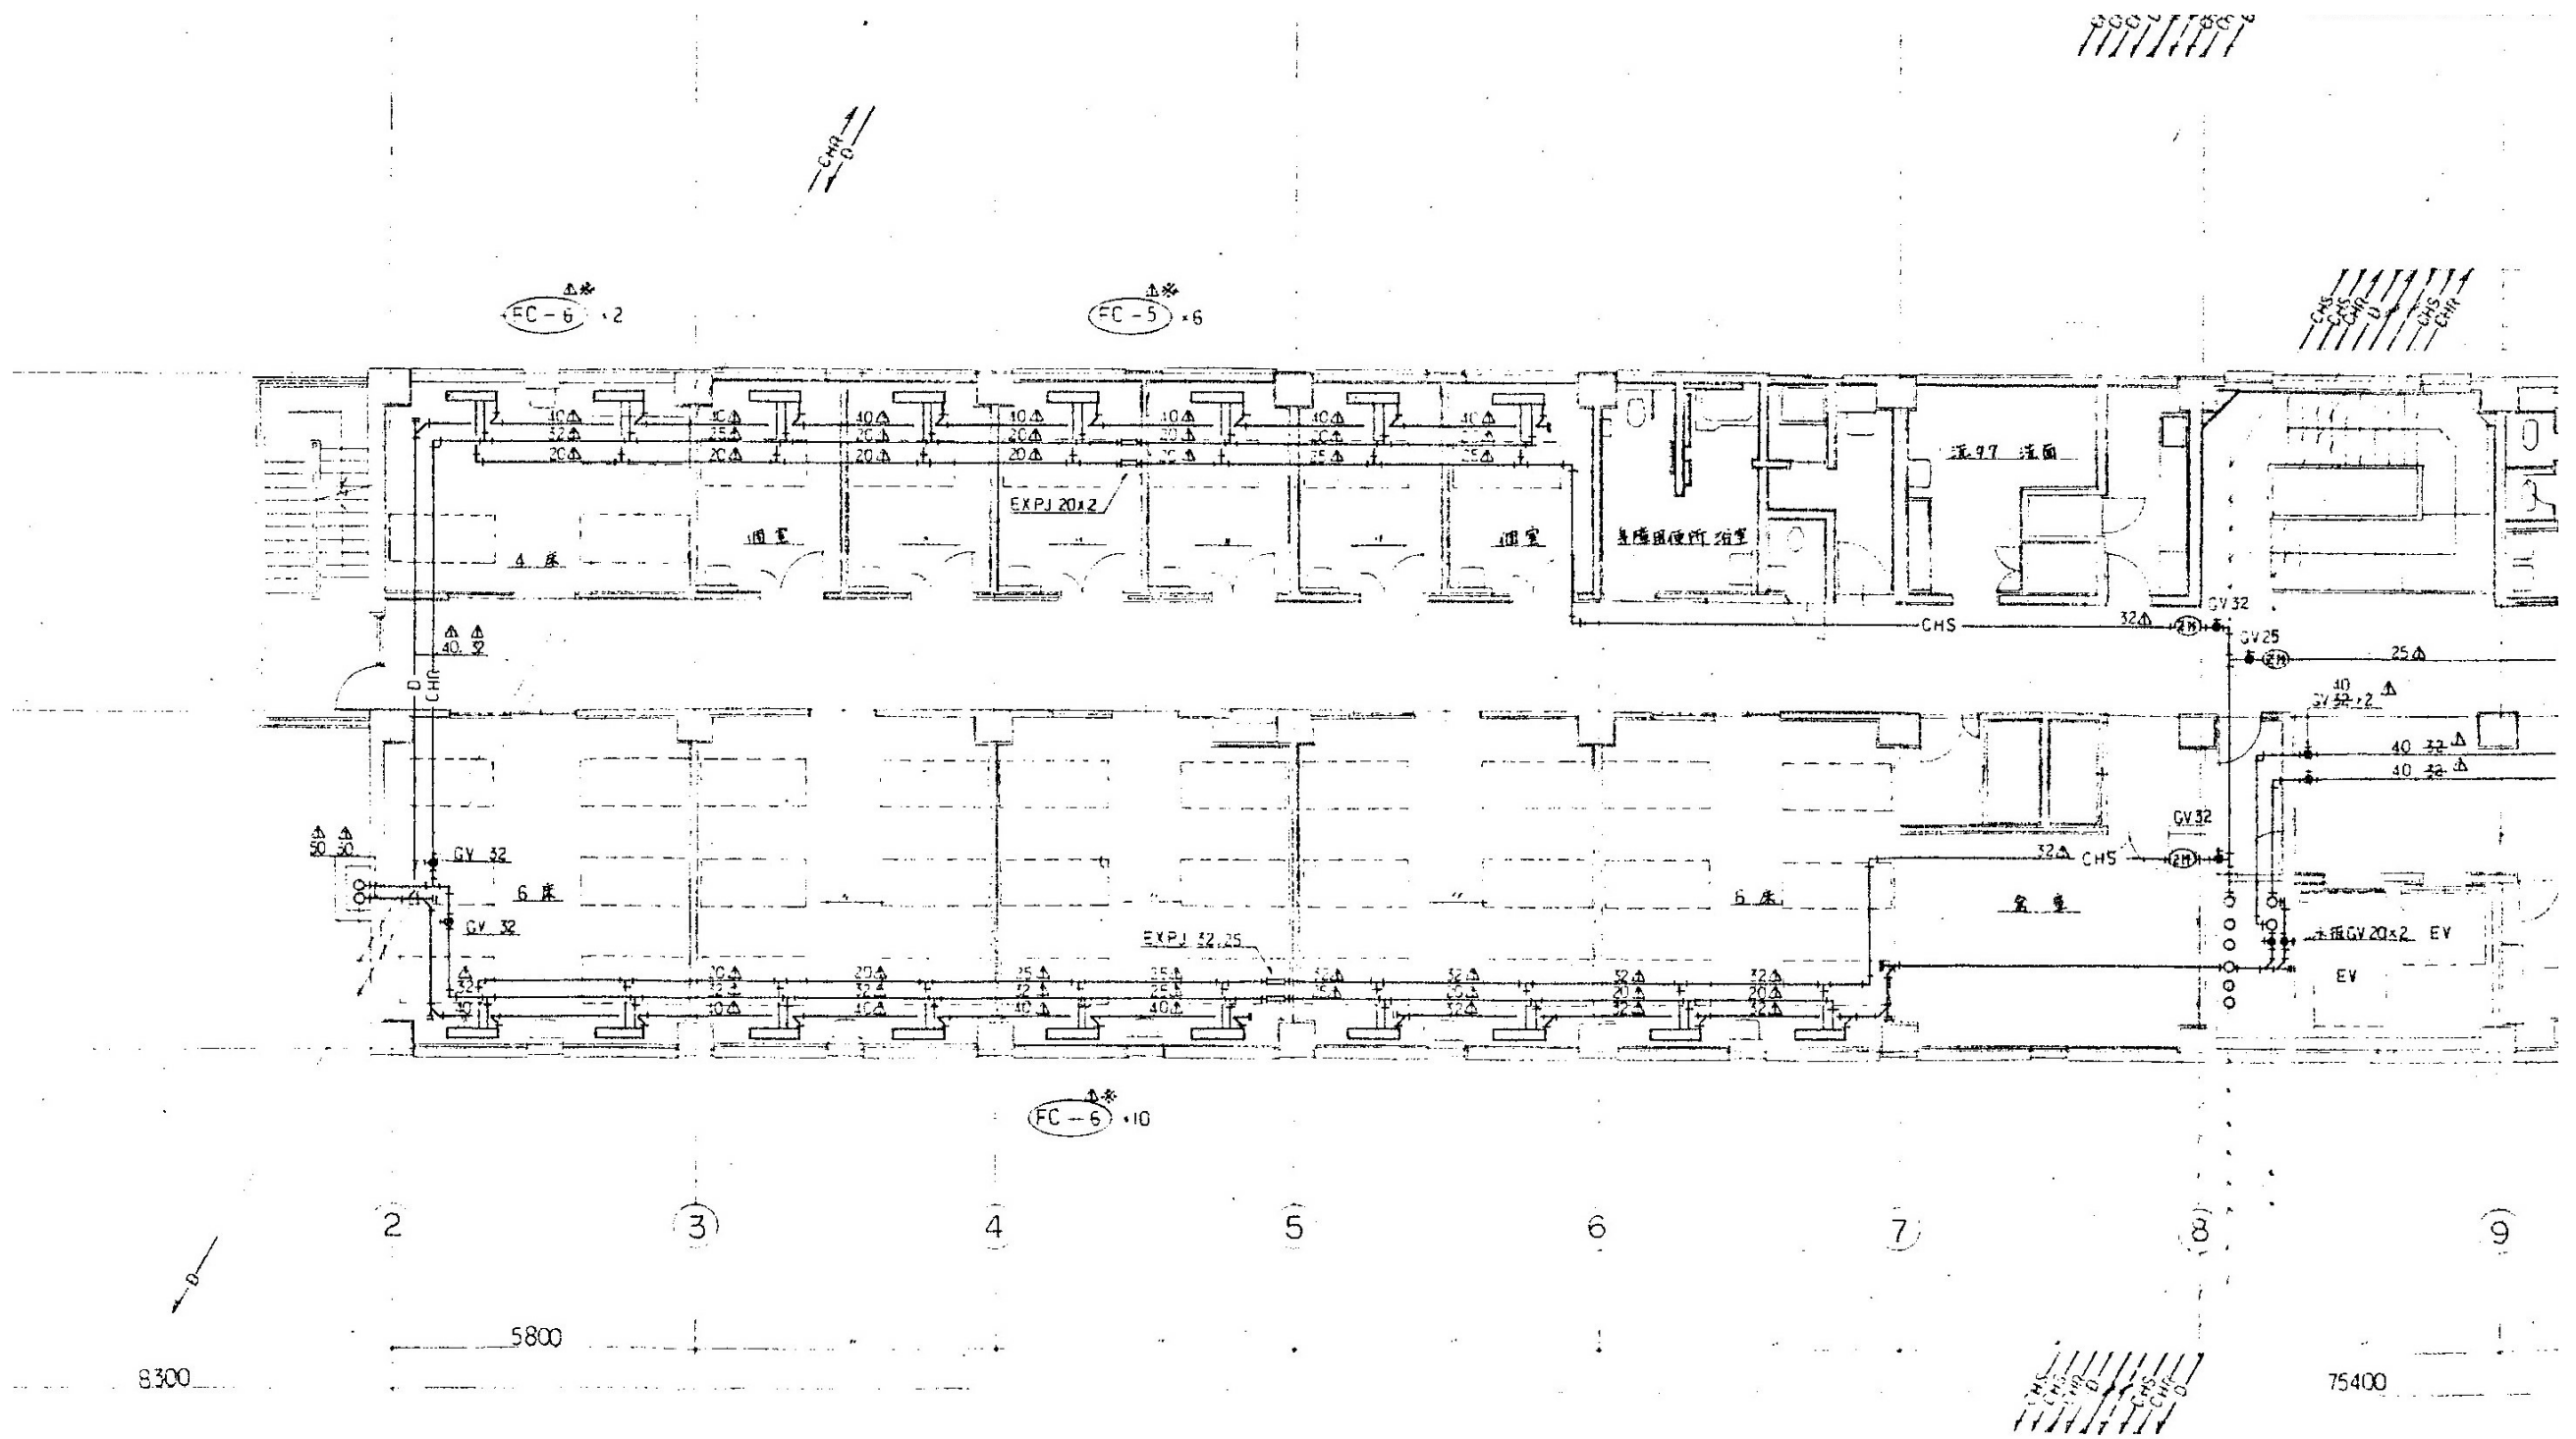

3階配管平面図 1/100

徳島県病院局経営改革課	●工事名 R2病棟 旧徳島県立海部病院 幸・中村 内部解体工事 ●図面名 空調換気設備 3階配管平面図 (1)	●図面番号 C-20 ●縮尺 71%縮尺 (A3) 1/100	株式会社 宮建築設計 MIYA 会社 管理建築士 1級90947号 宮本 博 1級建築士事務所 徳島県知事登録第61057号 徳島市福島一丁目6番6号 TEL.(088)625-5505(代)
-------------	--	------------------------------------	--

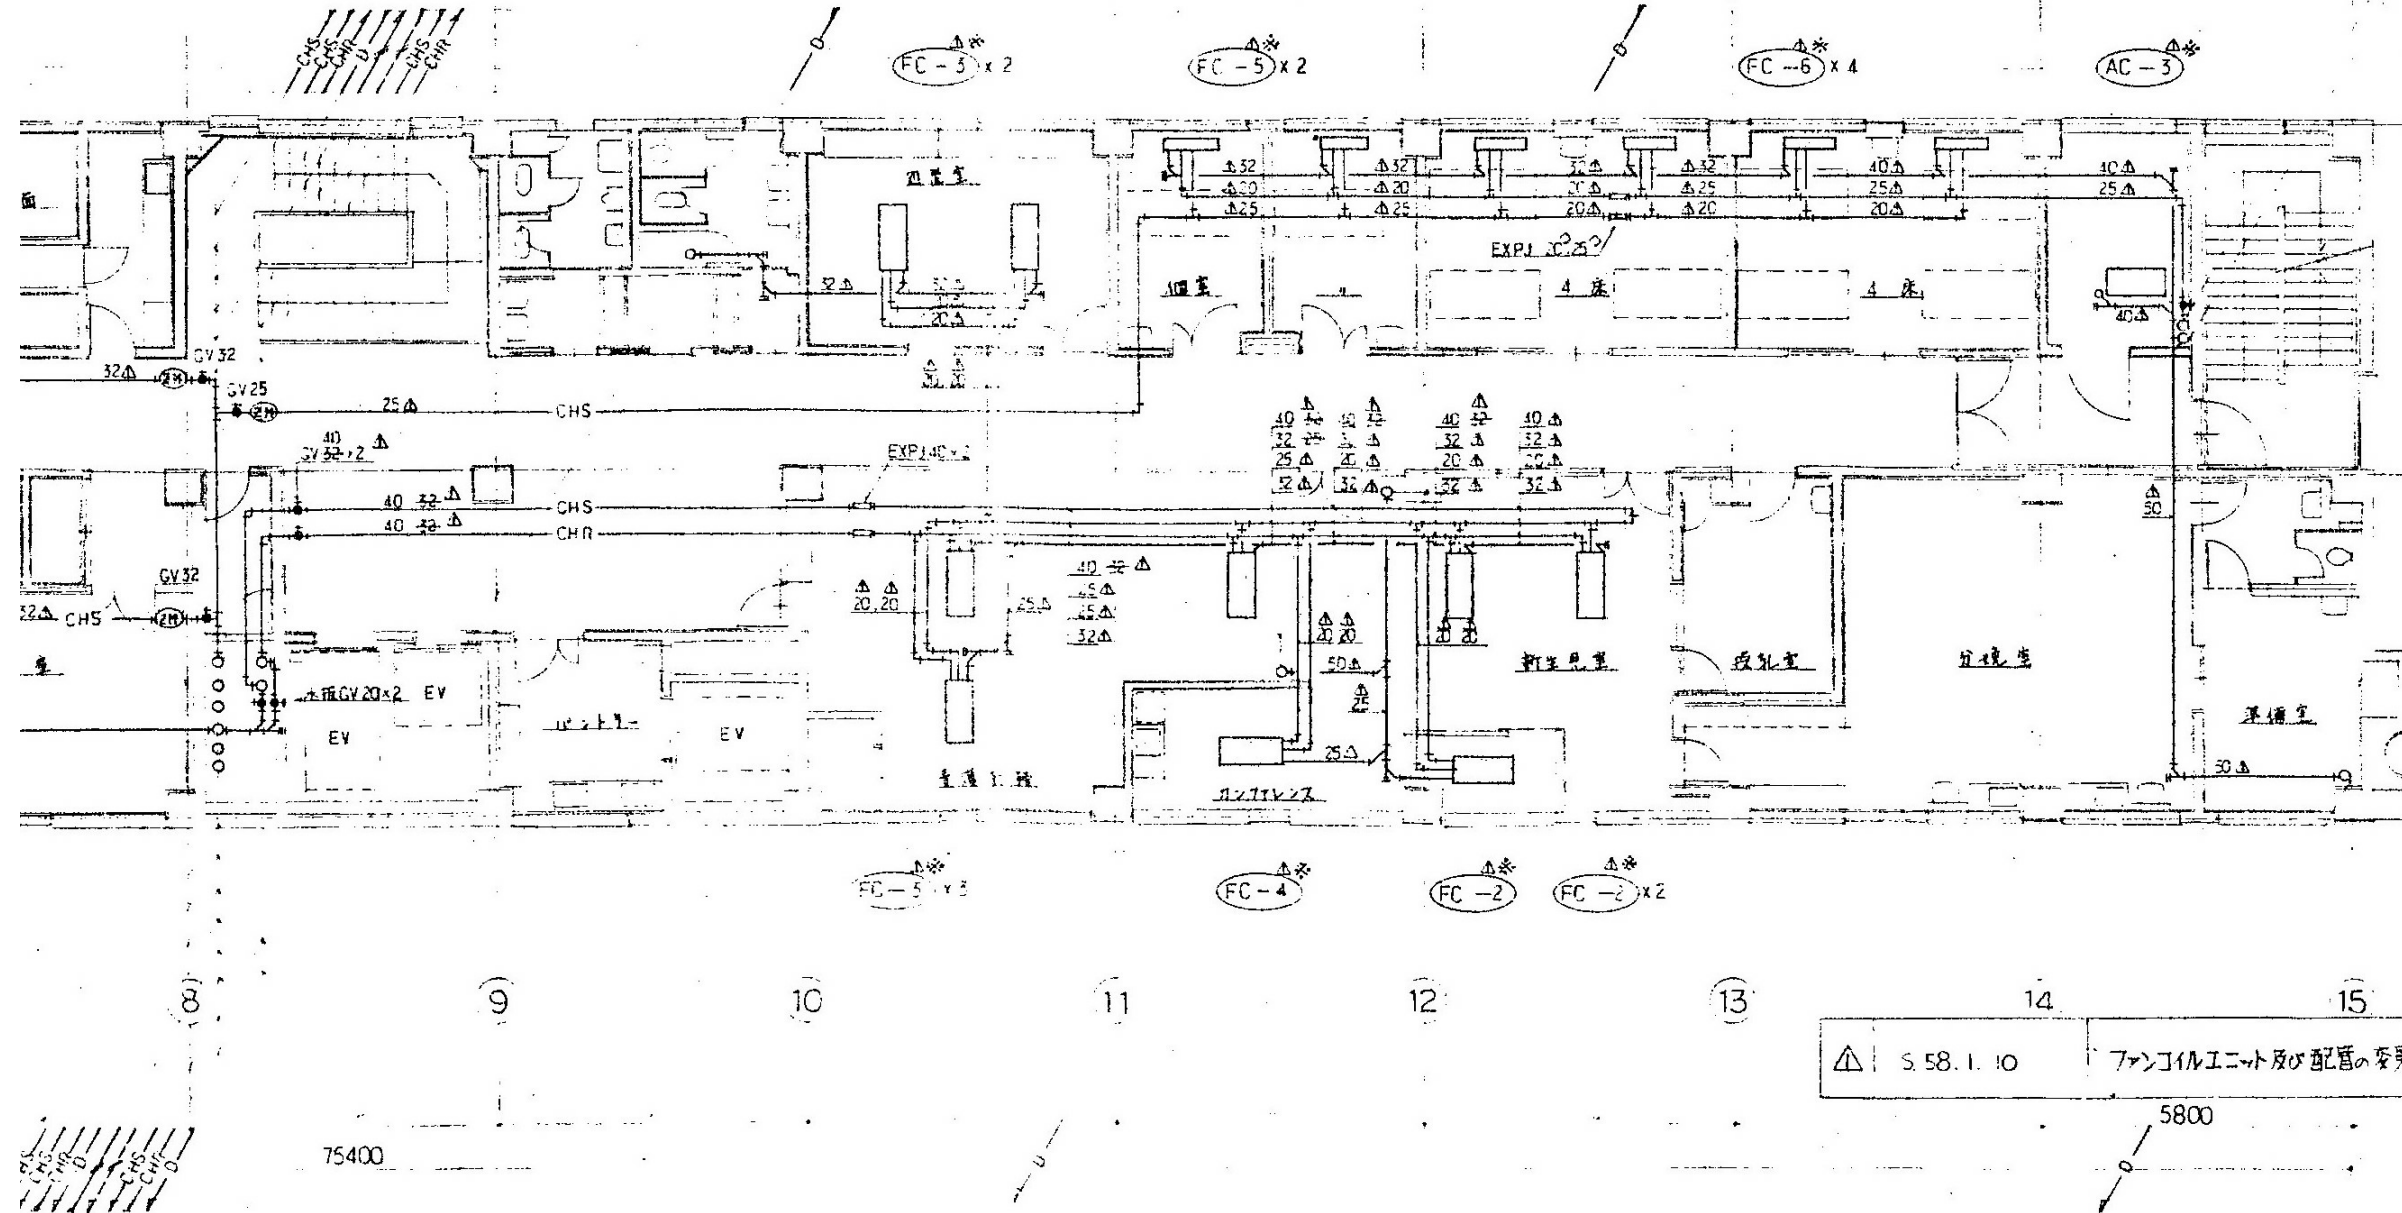

3階平面図 (配管) S1/100

3階配管平面図 (2) 1/100

徳島県病院局経営改革課	●工事名 R2病棟 旧徳島県立海部病院 車・中村 内部解体工事 ●図面名 空調換気設備 3階配管平面図 (2)	●図面番号 C-21 ●縮尺 71%縮尺 (A3) 1/100	株式会社 宮建築設計 MIYA 会社 管理建築士 1級90947号 宮本 博 1級建築士事務所 徳島県知事登録第61057号 徳島市福島一丁目6番6号 TEL(088)625-5505(代)
-------------	--	------------------------------------	---