
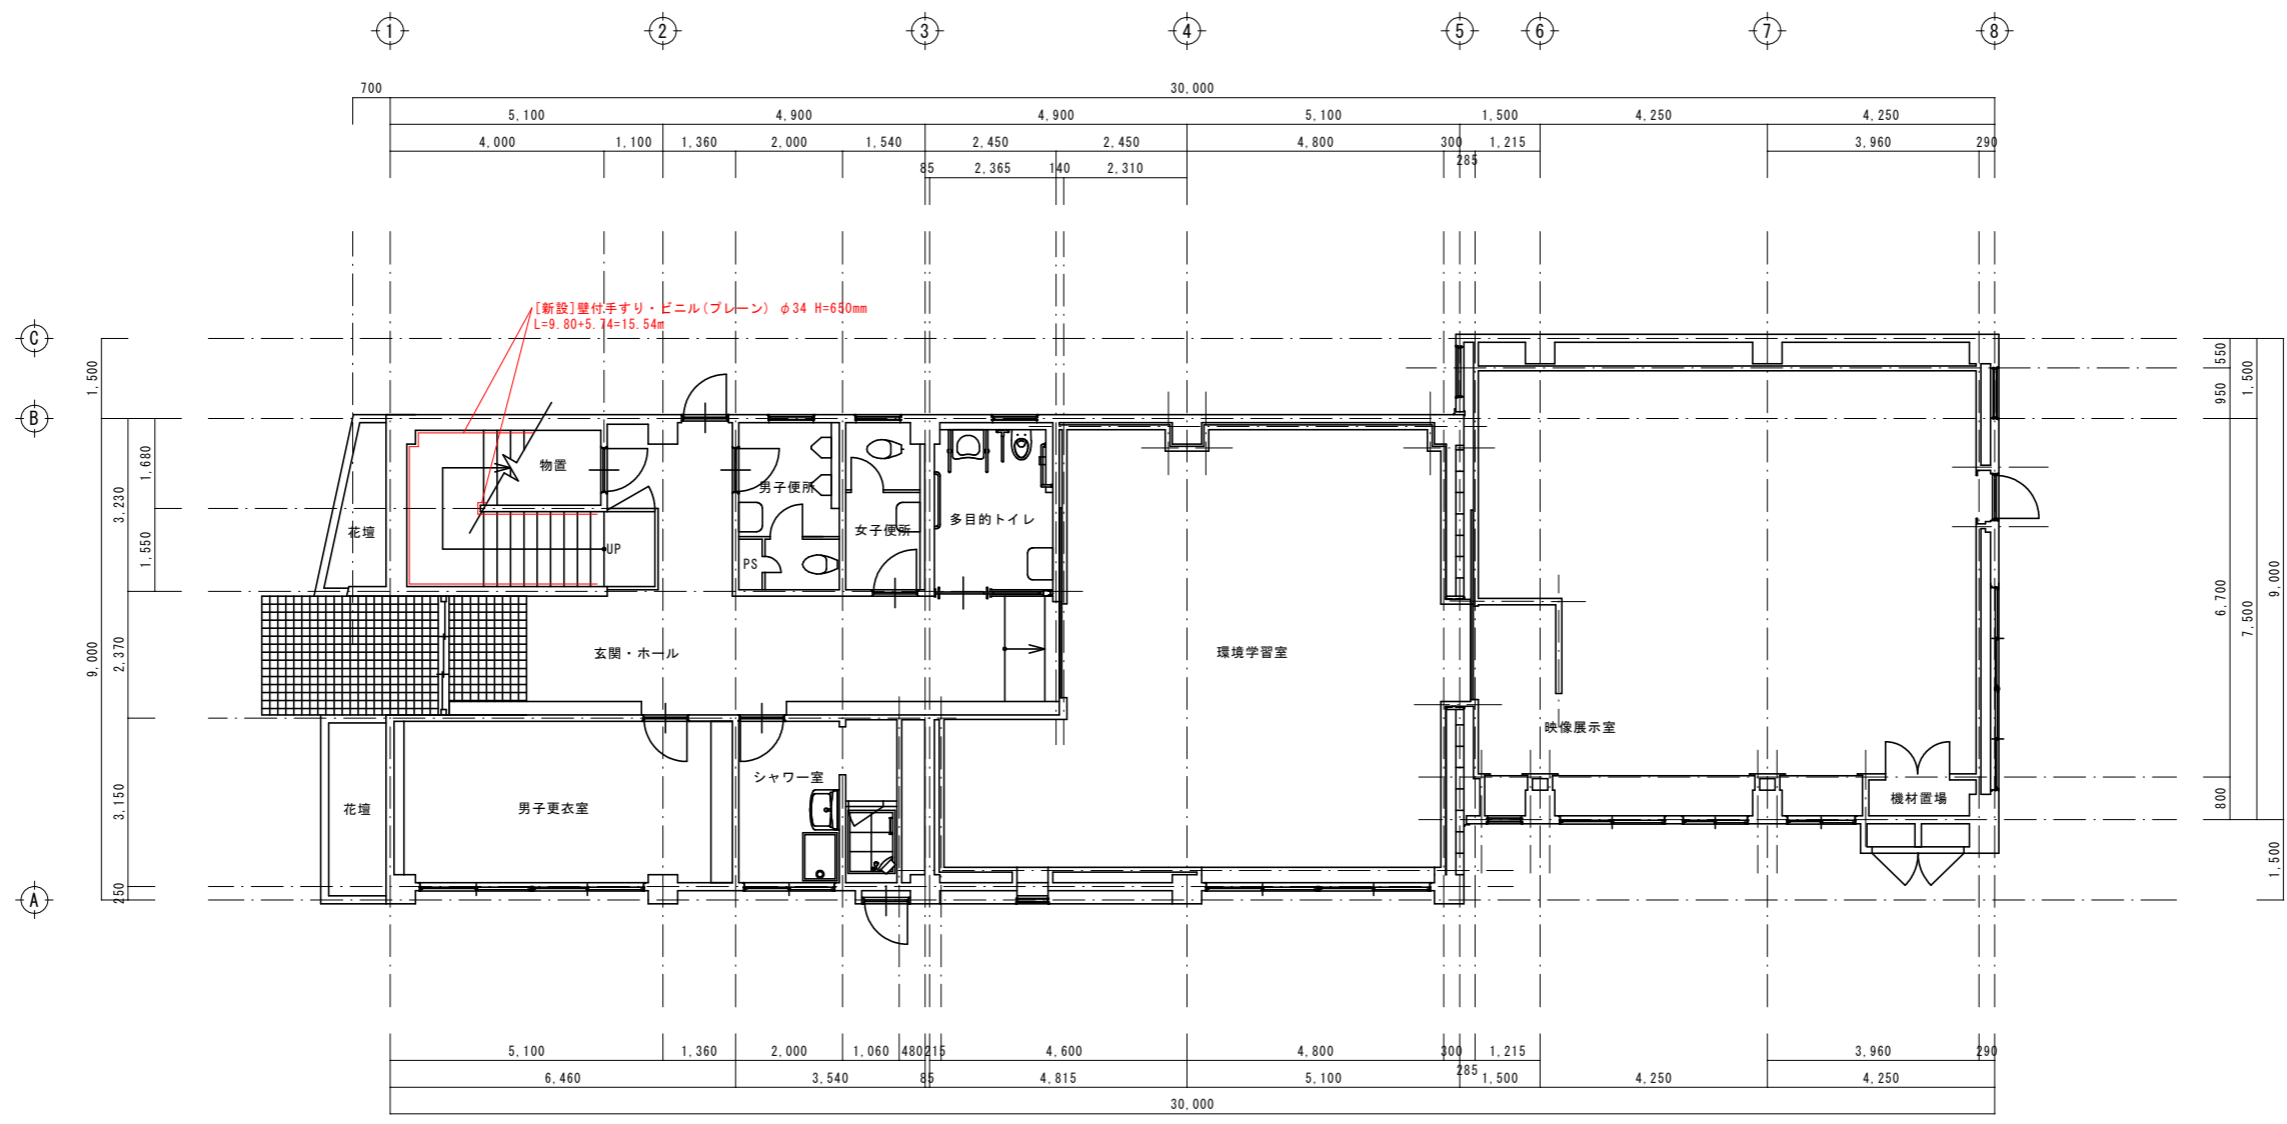


全体配置図 S=1/750

当初設計図面

工事名	R2企総管 川口ダム 見学コース整備工事		
路線名等			
工事箇所	那賀郡那賀町吉野		
図面名	全体配置図		
縮尺	1:750	図面番号	1 / 19
会社名			
事業者名	徳島県企業局総合管理推進センター		


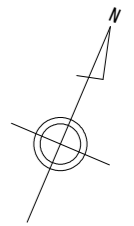


1階平面図 S=1/100

※壁付手摺の設置高さは、主にこの施設を見学に来る小学生が使用することを想定し高さを650mmの位置とする。

当初設計図面



工事名	R2企総管 川口ダム 見学コース整備工事		
路線名等			
工事箇所	徳島県企業局ダム管理事務所		
図面名	1階平面図		
縮尺	1:100	図面番号	2 / 19
会社名			
事業者名	徳島県企業局総合管理推進センター		

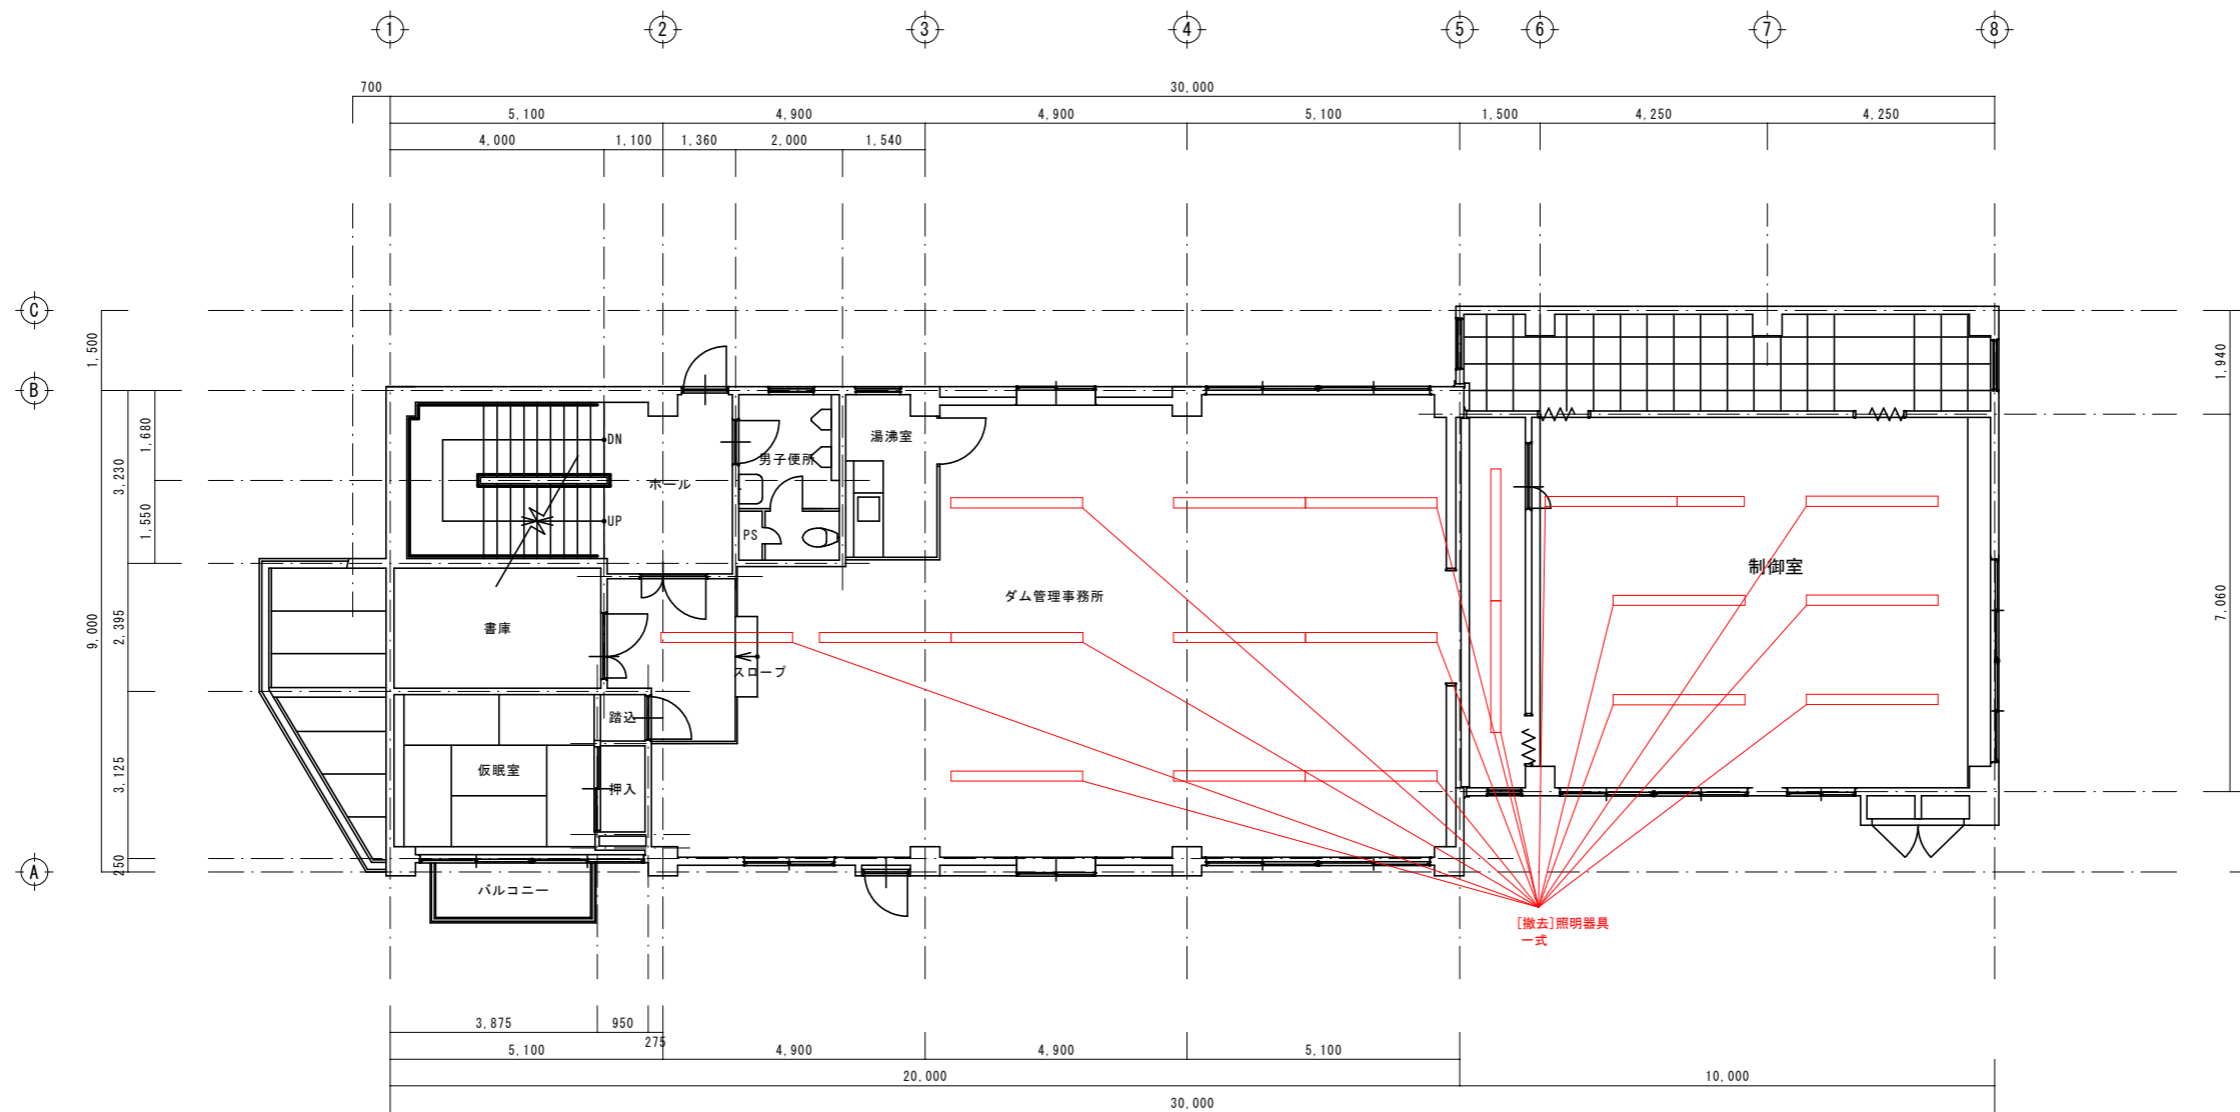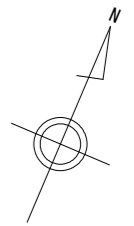

2階平面図 S=1/100

当初設計図面

工事名	R2企総管 川口ダム 見学コース整備工事		
路線名等			
工事箇所	徳島県企業局ダム管理事務所		
図面名	2階平面図：撤去図面		
縮尺	1:100	図面番号	3 / 19
会社名			
事業者名	徳島県企業局総合管理推進センター		

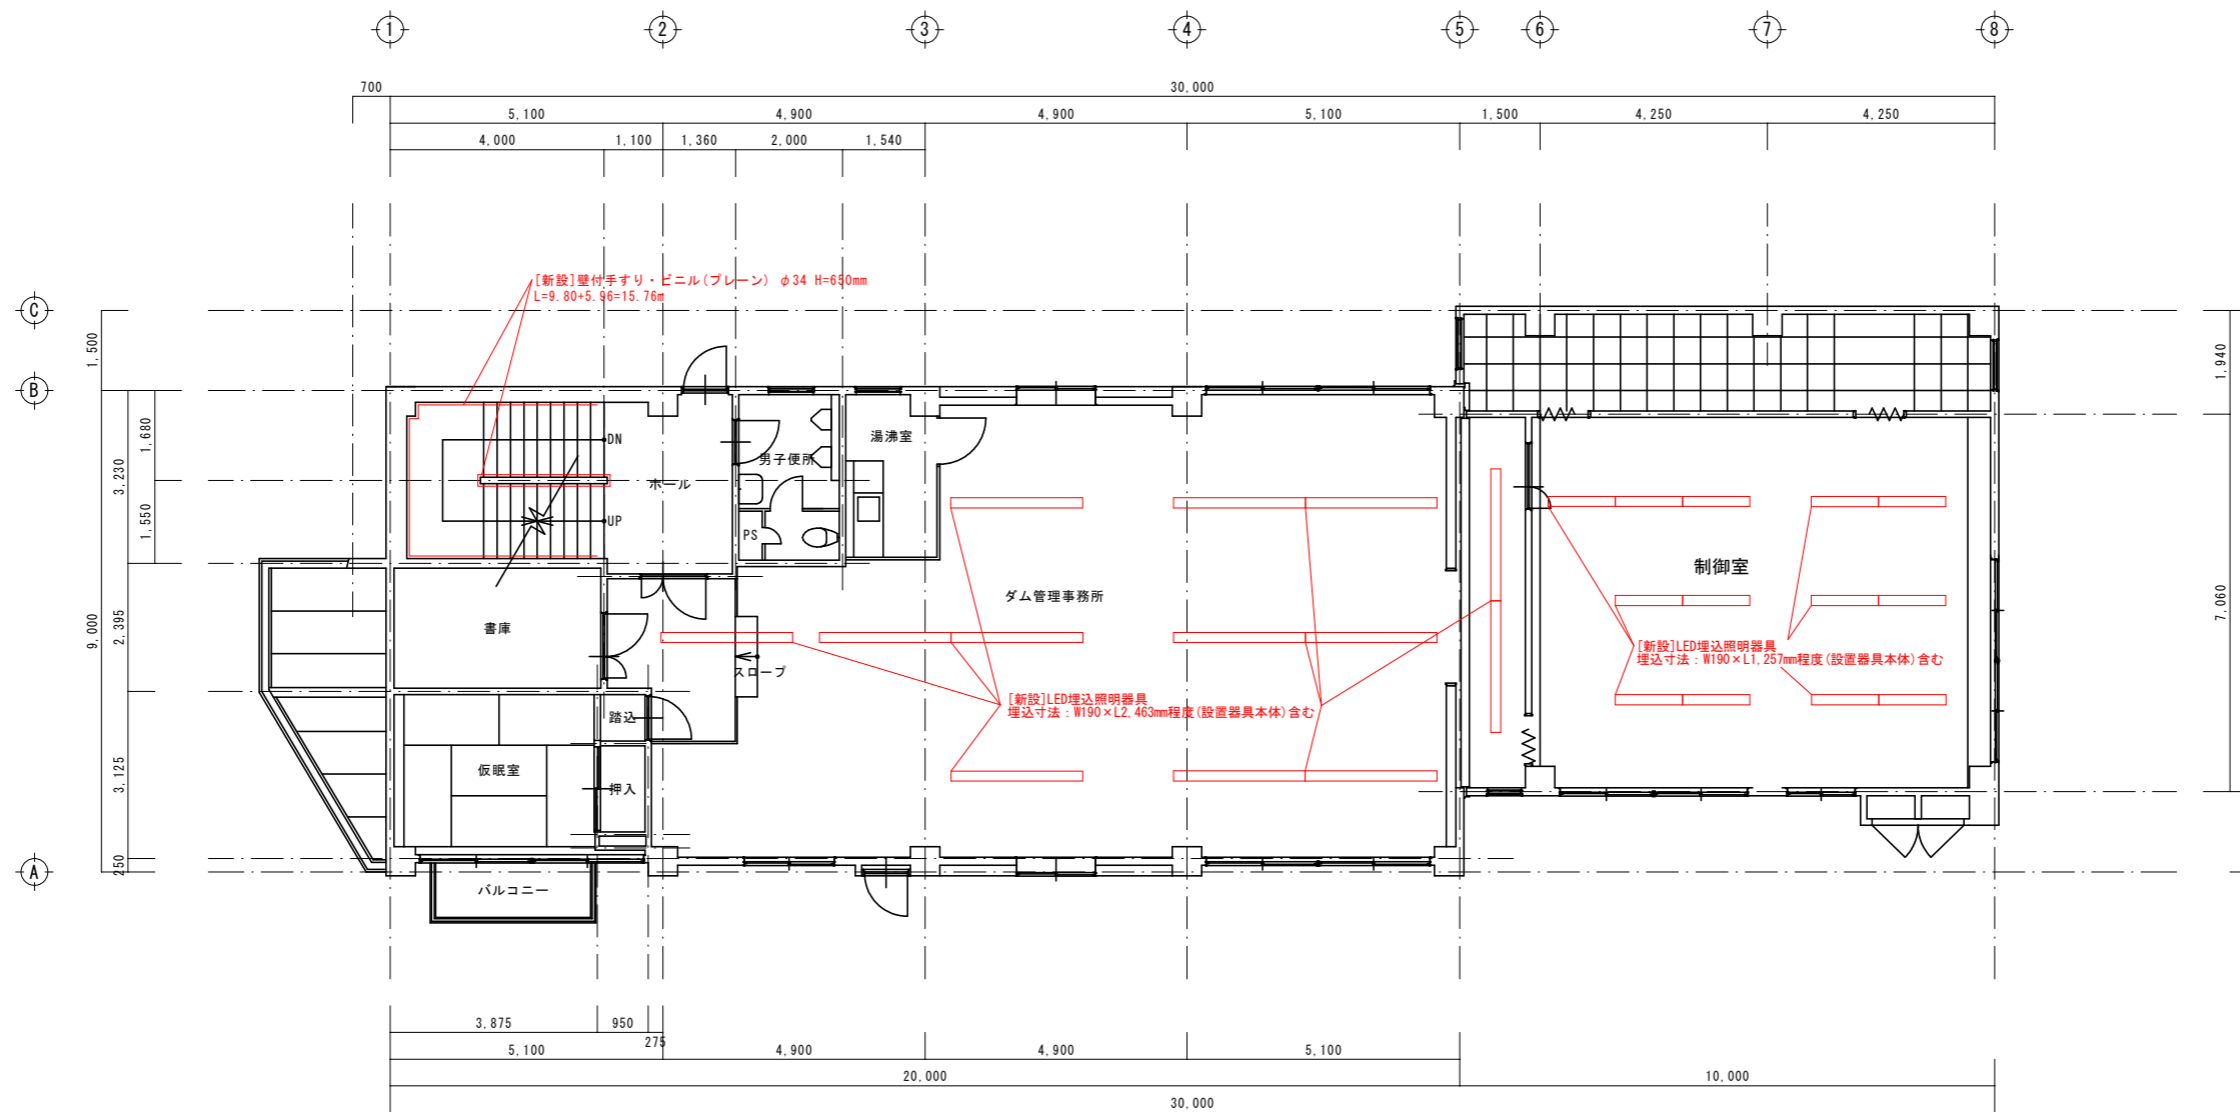
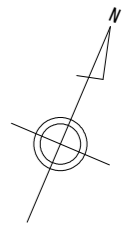


2階平面図 S=1/100

※壁付手摺の設置高さは、主にこの施設を見学に来る小学生が使用することを想定し高さを650mmの位置とする。

当初設計図面

工事名	R2企総管 川口ダム 見学コース整備工事		
路線名等			
工事箇所	徳島県企業局ダム管理事務所		
図面名	2階平面図：新設図面		
縮尺	1:100	図面番号	4 / 19
会社名			
事業者名	徳島県企業局総合管理推進センター		

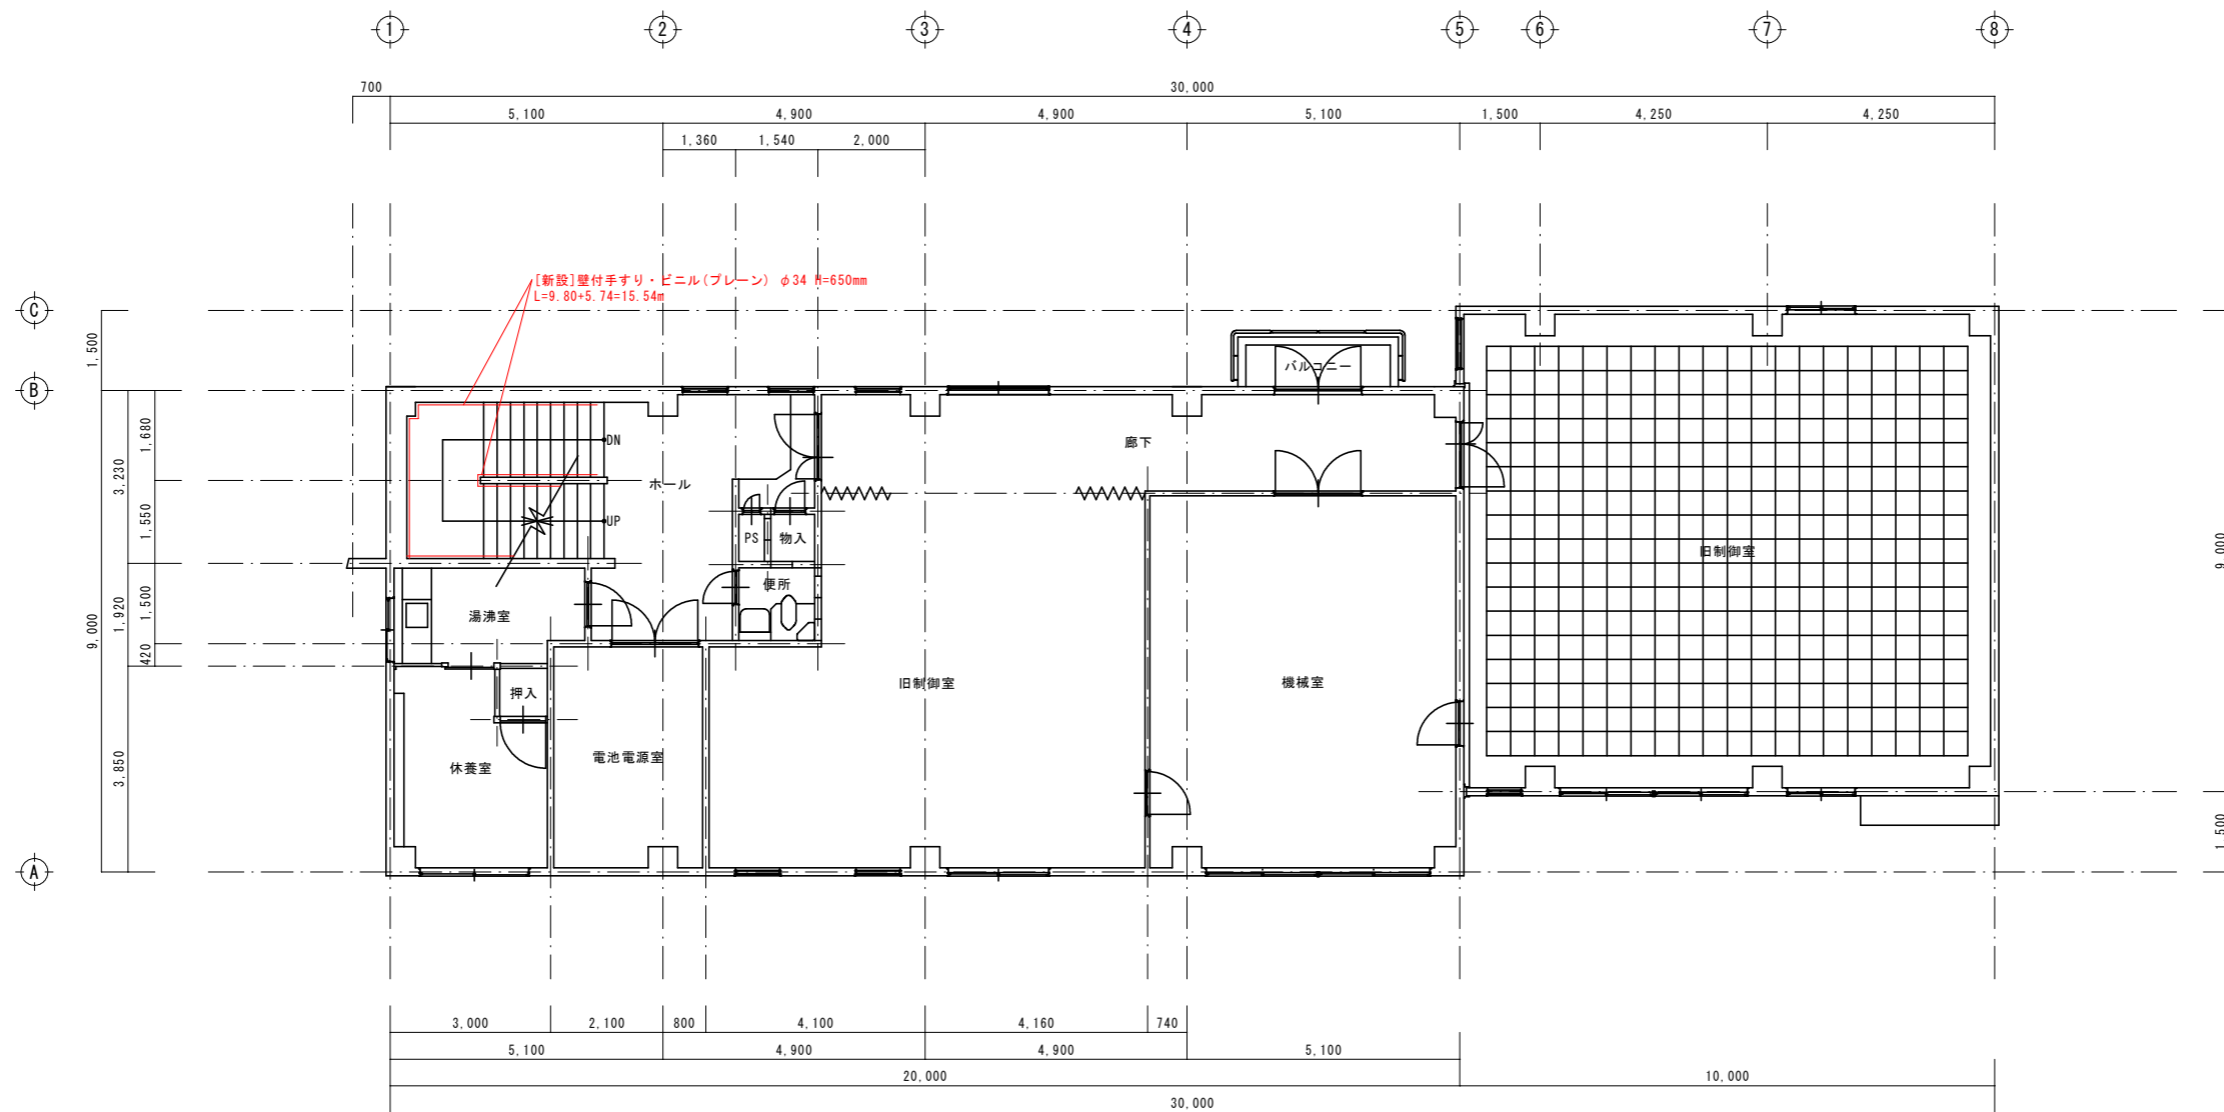
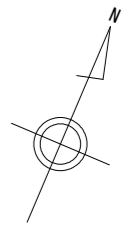


3階平面図 S=1/100

※壁付手摺の設置高さは、主にこの施設を見学に来る小学生が使用することを想定し高さを650mmの位置とする。

当初設計図面


工事名	R2企総管 川口ダム 見学コース整備工事		
路線名等			
工事箇所	徳島県企業局ダム管理事務所		
図面名	3階平面図		
縮尺	1:100	図面番号	5 / 19
会社名			
事業者名	徳島県企業局総合管理推進センター		

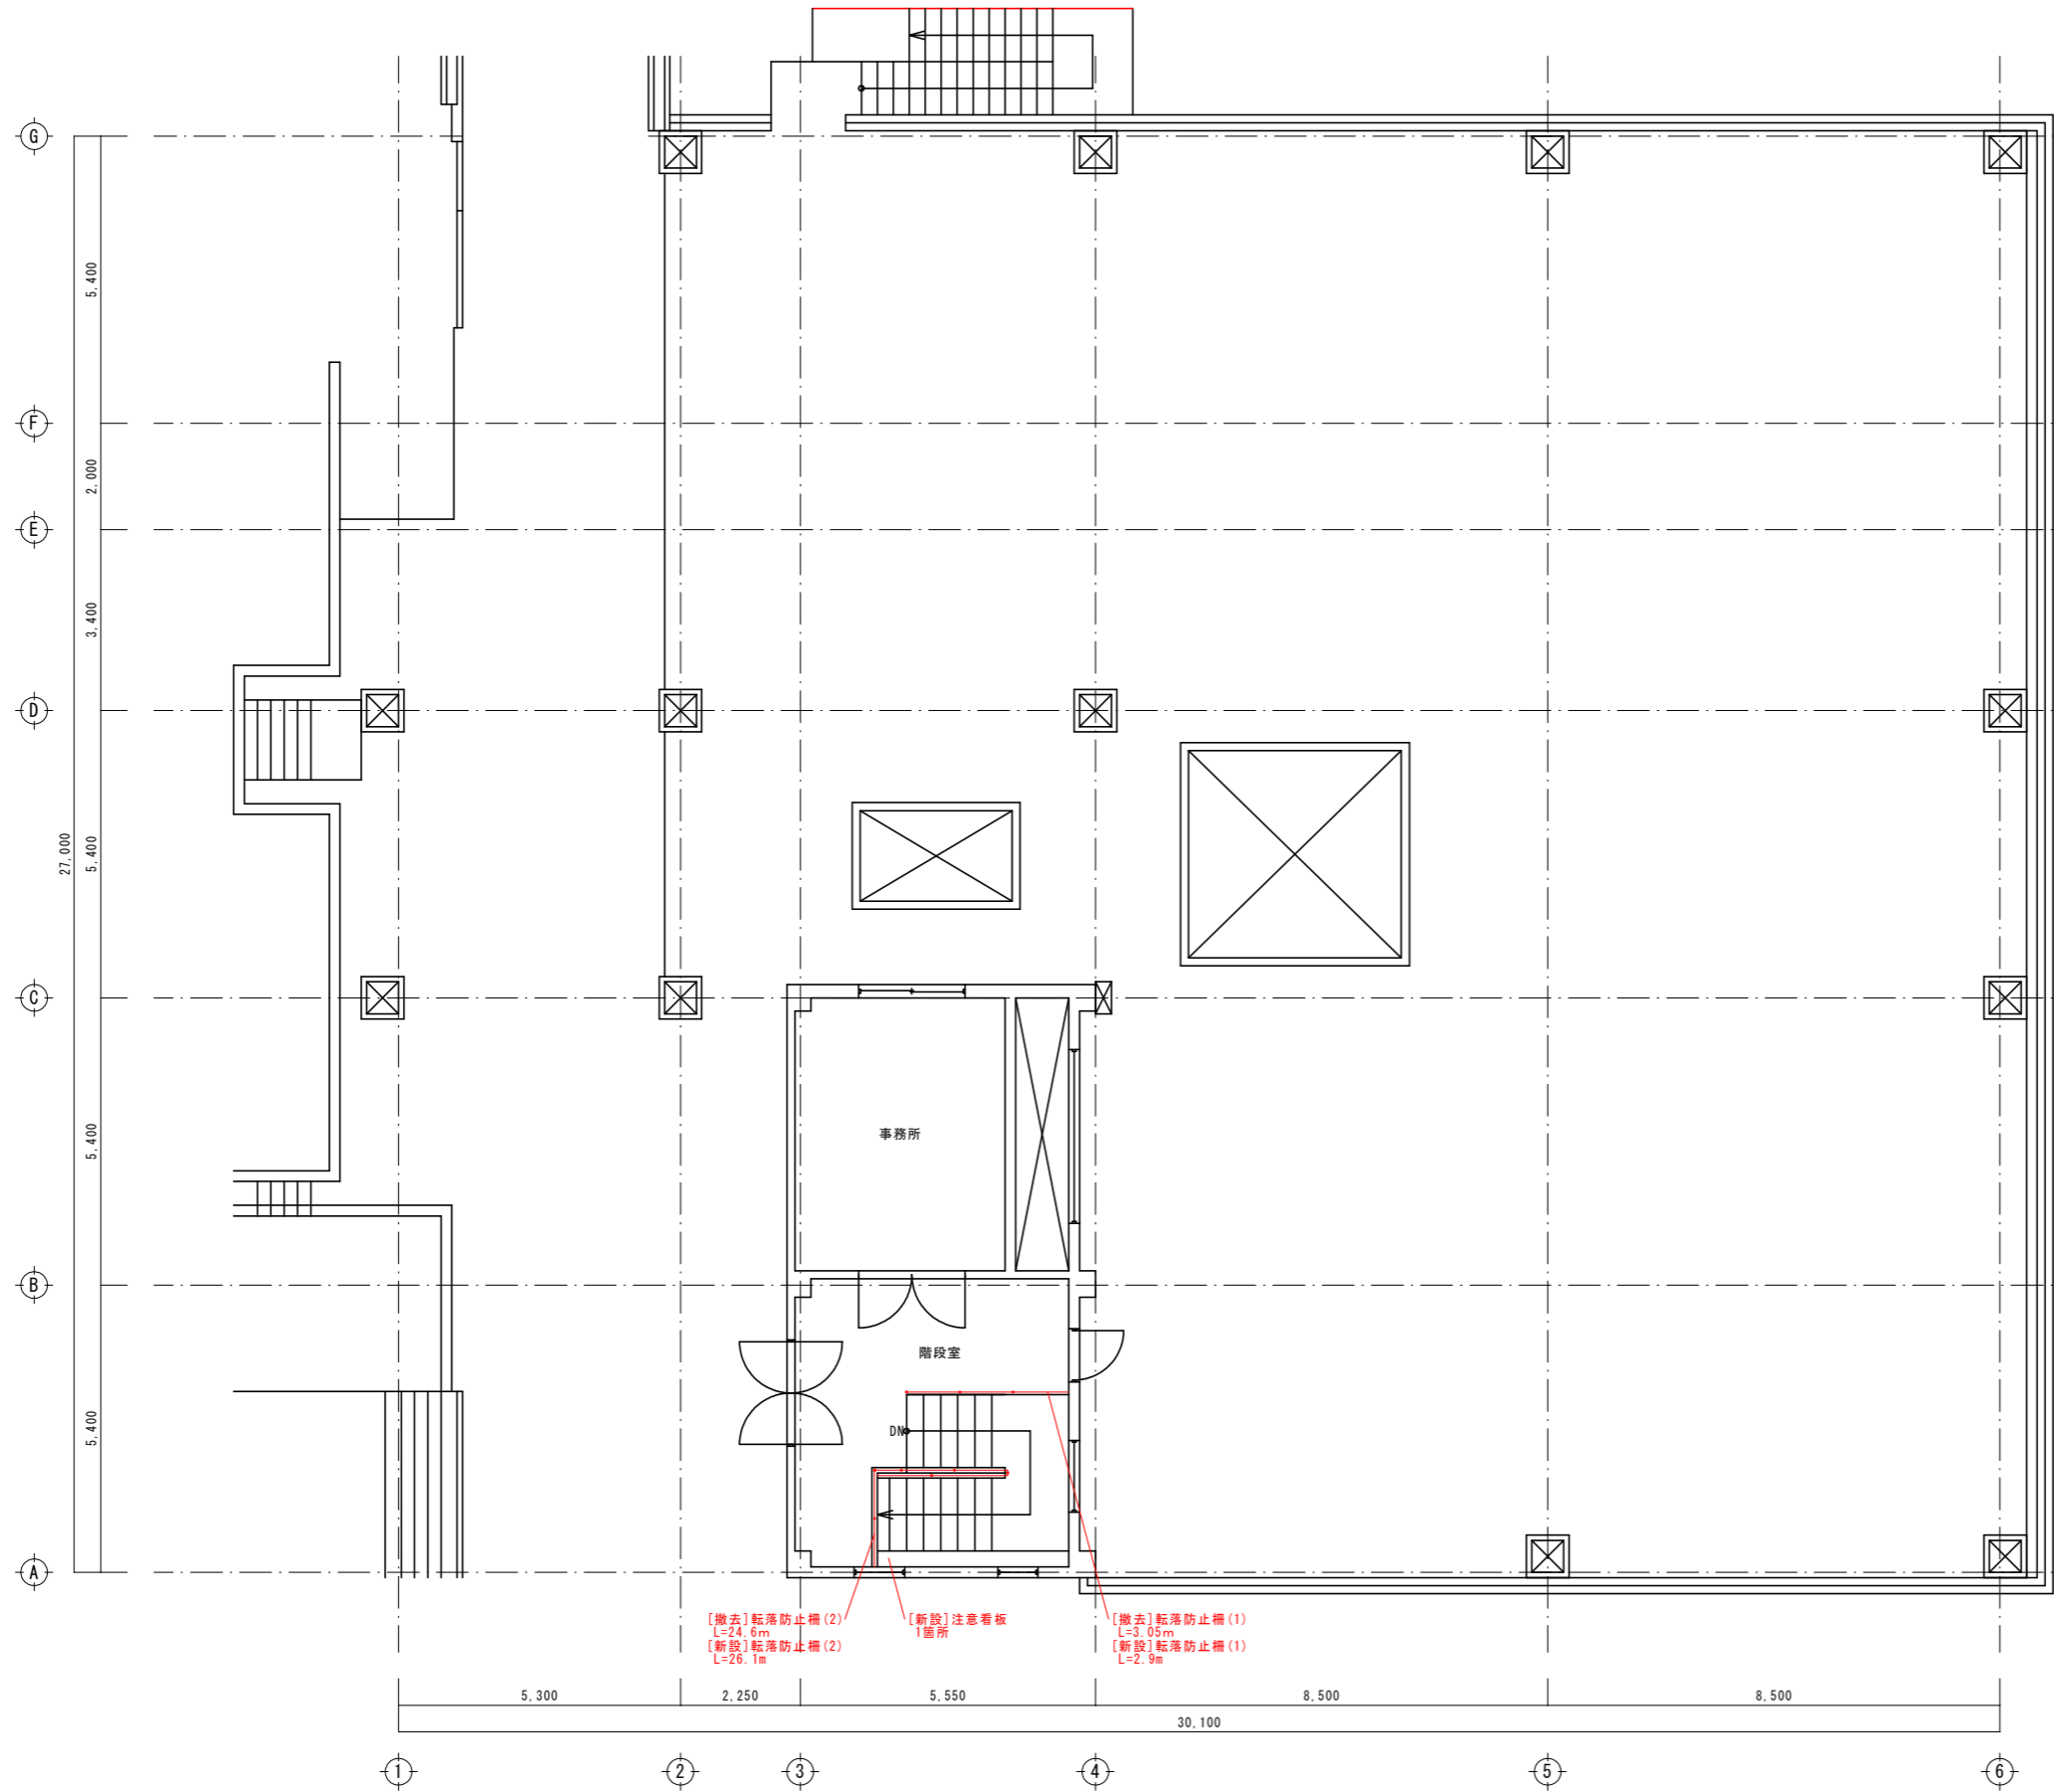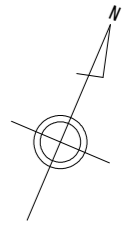

1階平面図 S=1/100

当初設計図面


工事名	R2企総管 川口ダム 見学コース整備工事		
路線名等			
工事箇所	川口発電所		
図面名	1階平面図		
縮尺	1:100	図面番号	6 / 19
会社名			
事業者名	徳島県企業局総合管理推進センター		

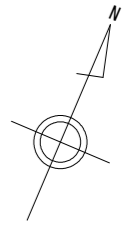

B 1 階平面図 S=1/100

当初設計図面


工事名	R2企総管 川口ダム 見学コース整備工事		
路線名等			
工事箇所	川口発電所		
図面名	B 1階平面図		
縮尺	1:100	図面番号	7 / 19
会社名			
事業者名	徳島県企業局総合管理推進センター		

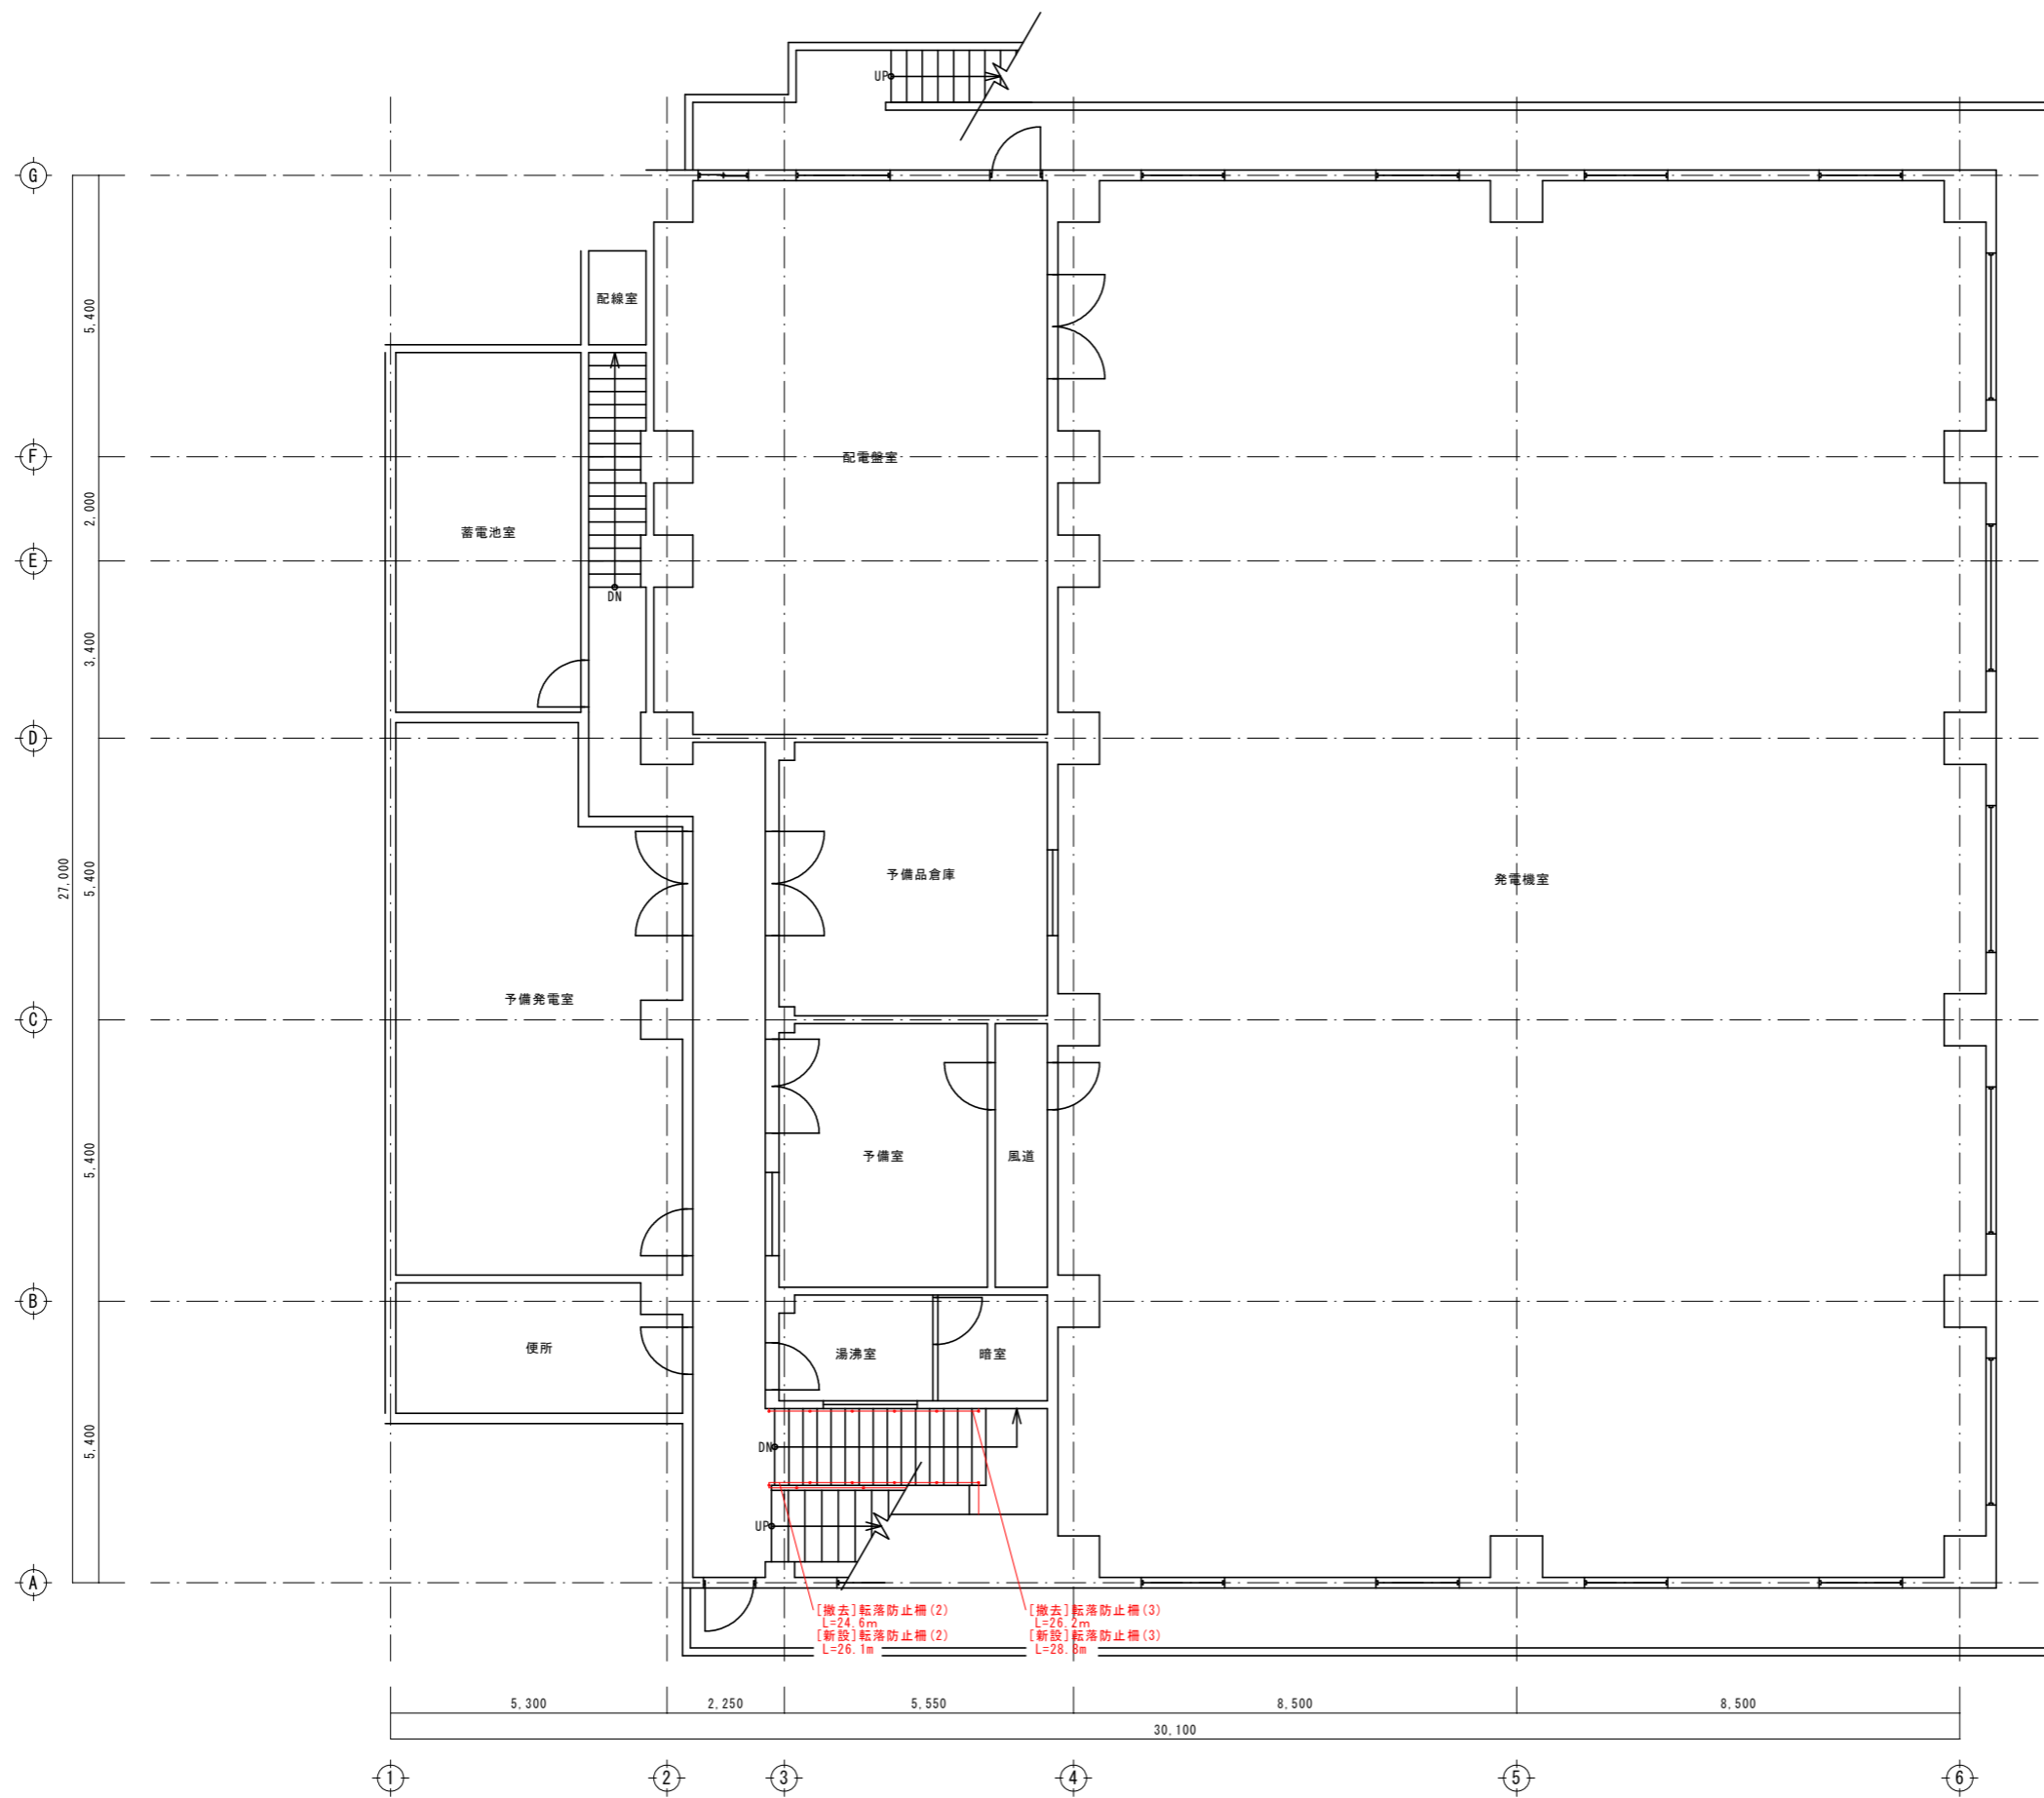

B 2 階平面図 S=1/100

当初設計図面



工事名	R2企総管 川口ダム 見学コース整備工事		
路線名等			
工事箇所	川口発電所		
図面名	B2階平面図		
縮尺	1:100	図面番号	8 / 19
会社名			
事業者名	徳島県企業局総合管理推進センター		

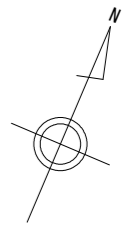

B 3 階平面図 S=1/100

当初設計図面

工事名	R2企総管 川口ダム 見学コース整備工事		
路線名等			
工事箇所	川口発電所		
図面名	B3階平面図		
縮尺	1:100	図面番号	9 / 19
会社名			
事業者名	徳島県企業局総合管理推進センター		

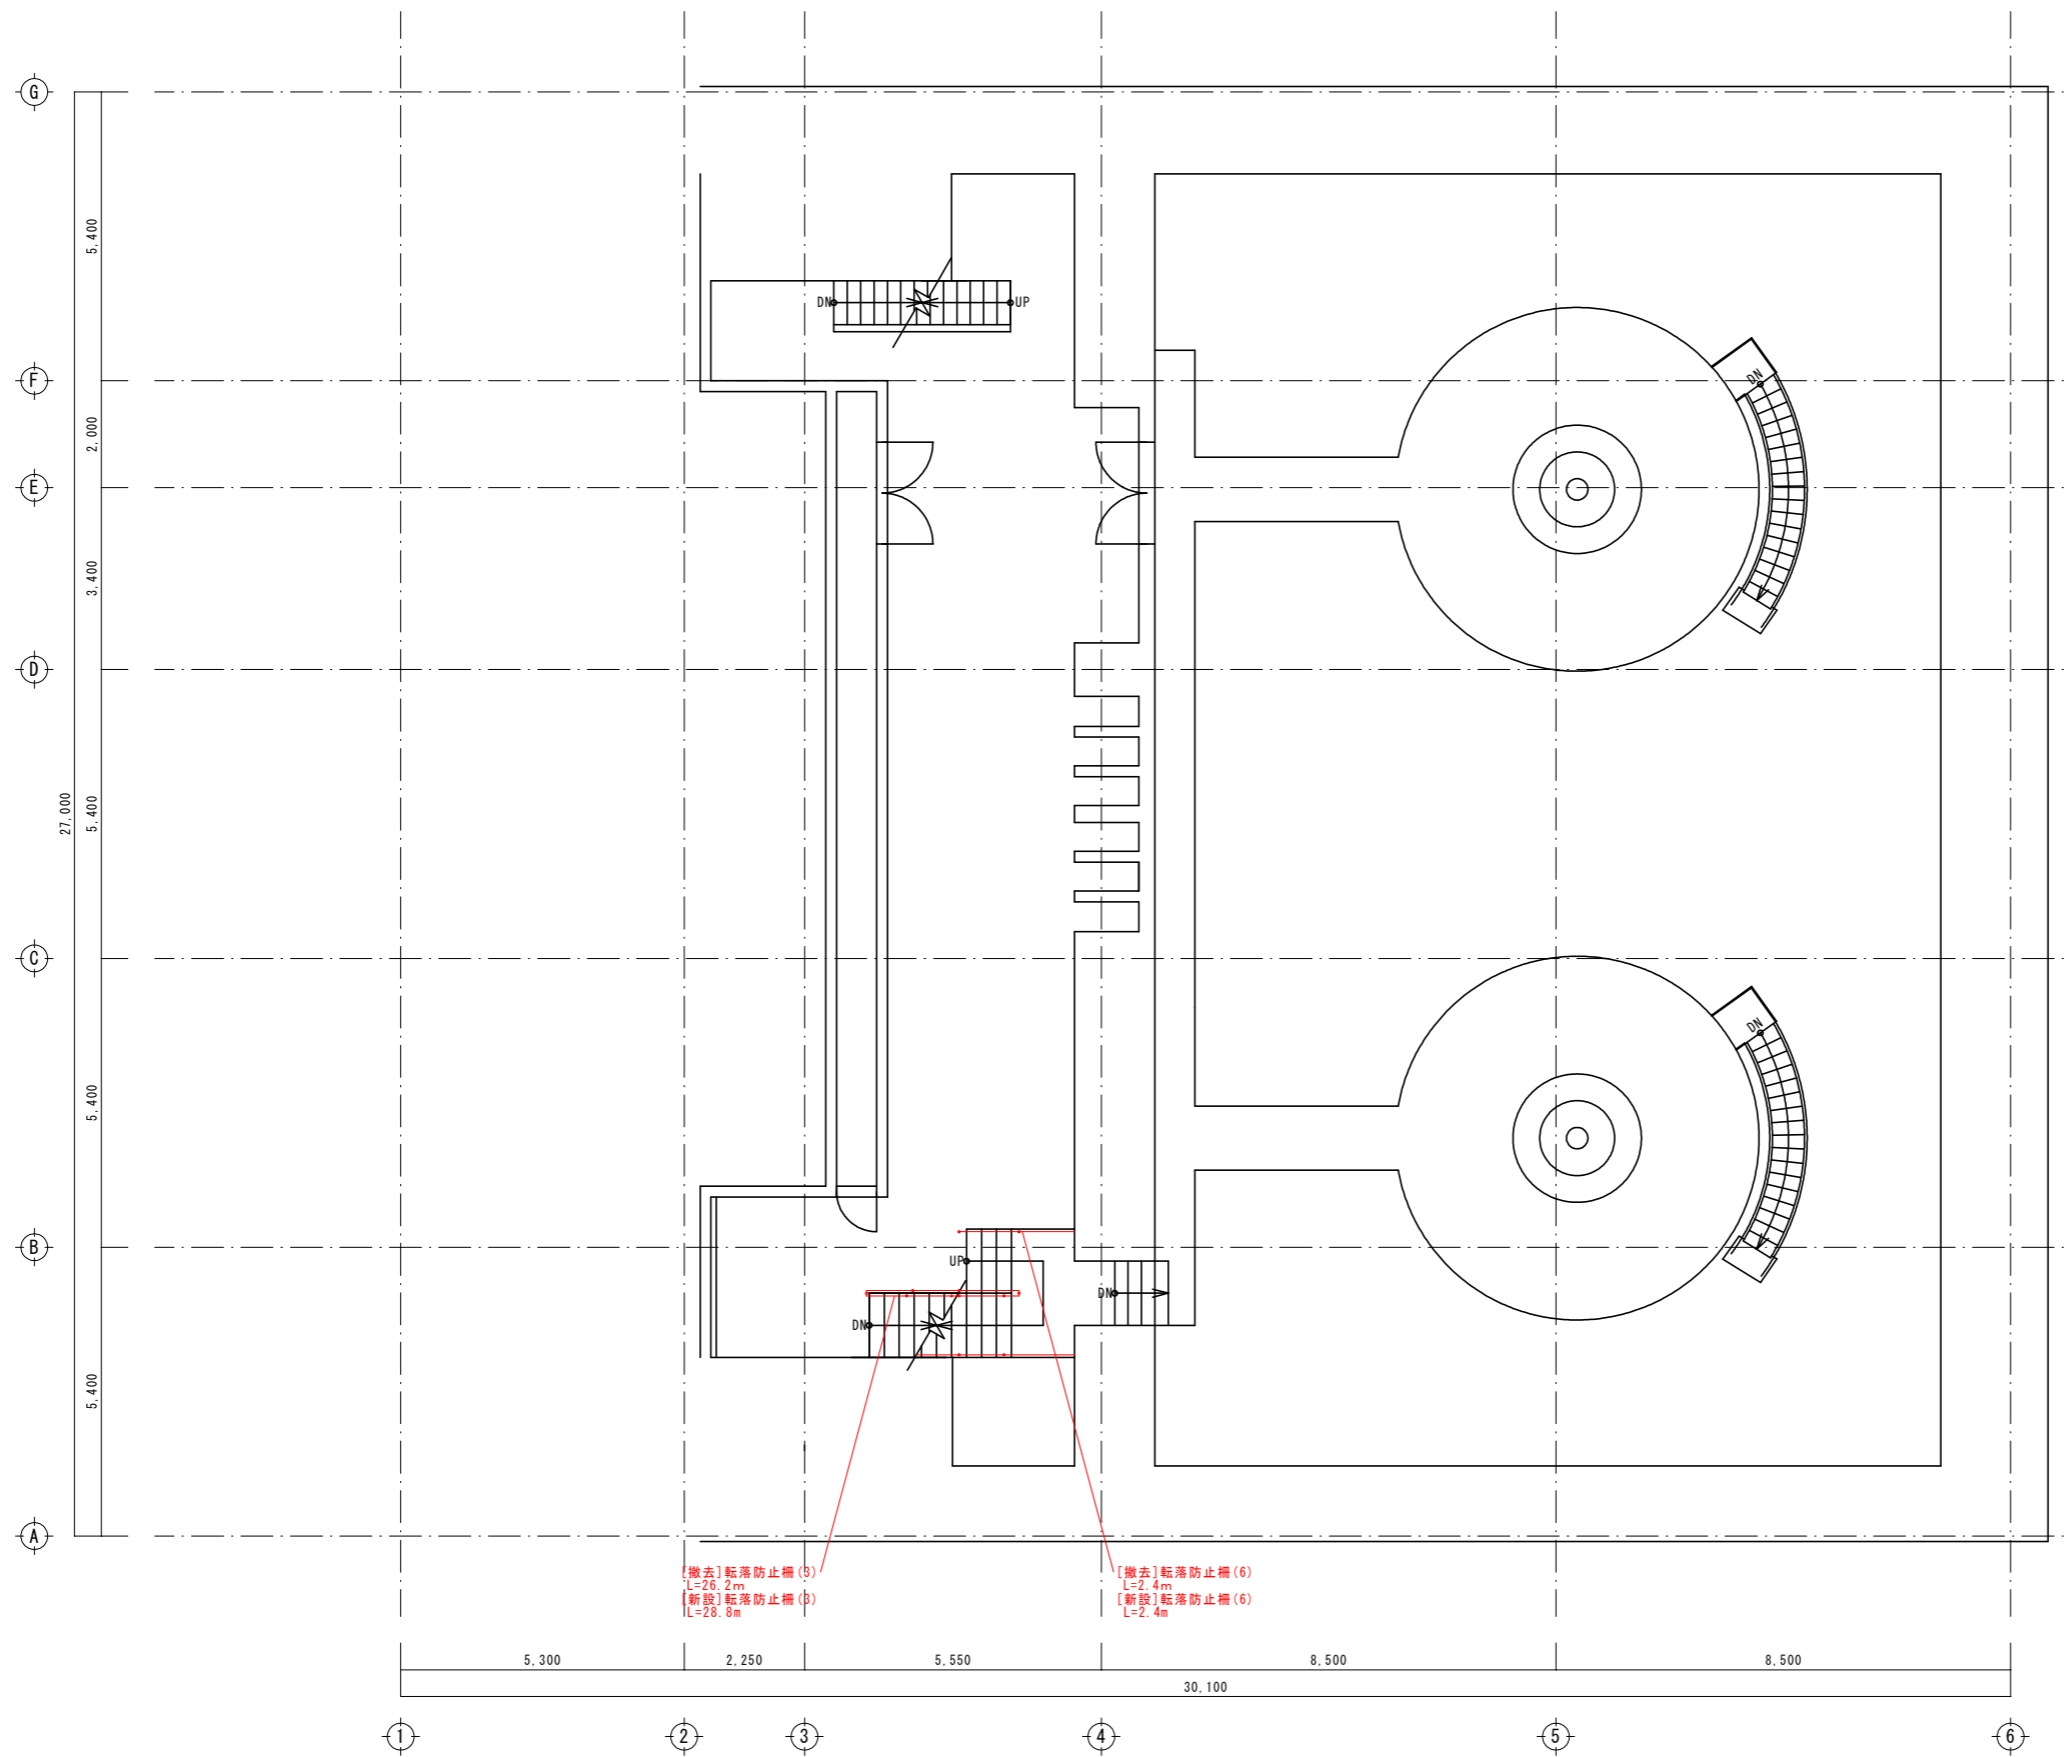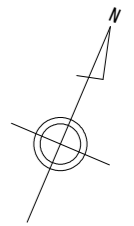



[撤去] 転落防止柵 (3)
L=26.2m
[新設] 転落防止柵 (b)
L=28.8m

[撤去] 転落防止柵 (6)
L=2.4m
[新設] 転落防止柵 (6)
L=2.4m

B 4 階平面図 S=1/100

当初設計図面

工事名	R2企総管 川口ダム 見学コース整備工事		
路線名等			
工事箇所	川口発電所		
図面名	B 4 階平面図		
縮尺	1:100	図面番号	10 / 19
会社名			
事業者名	徳島県企業局総合管理推進センター		

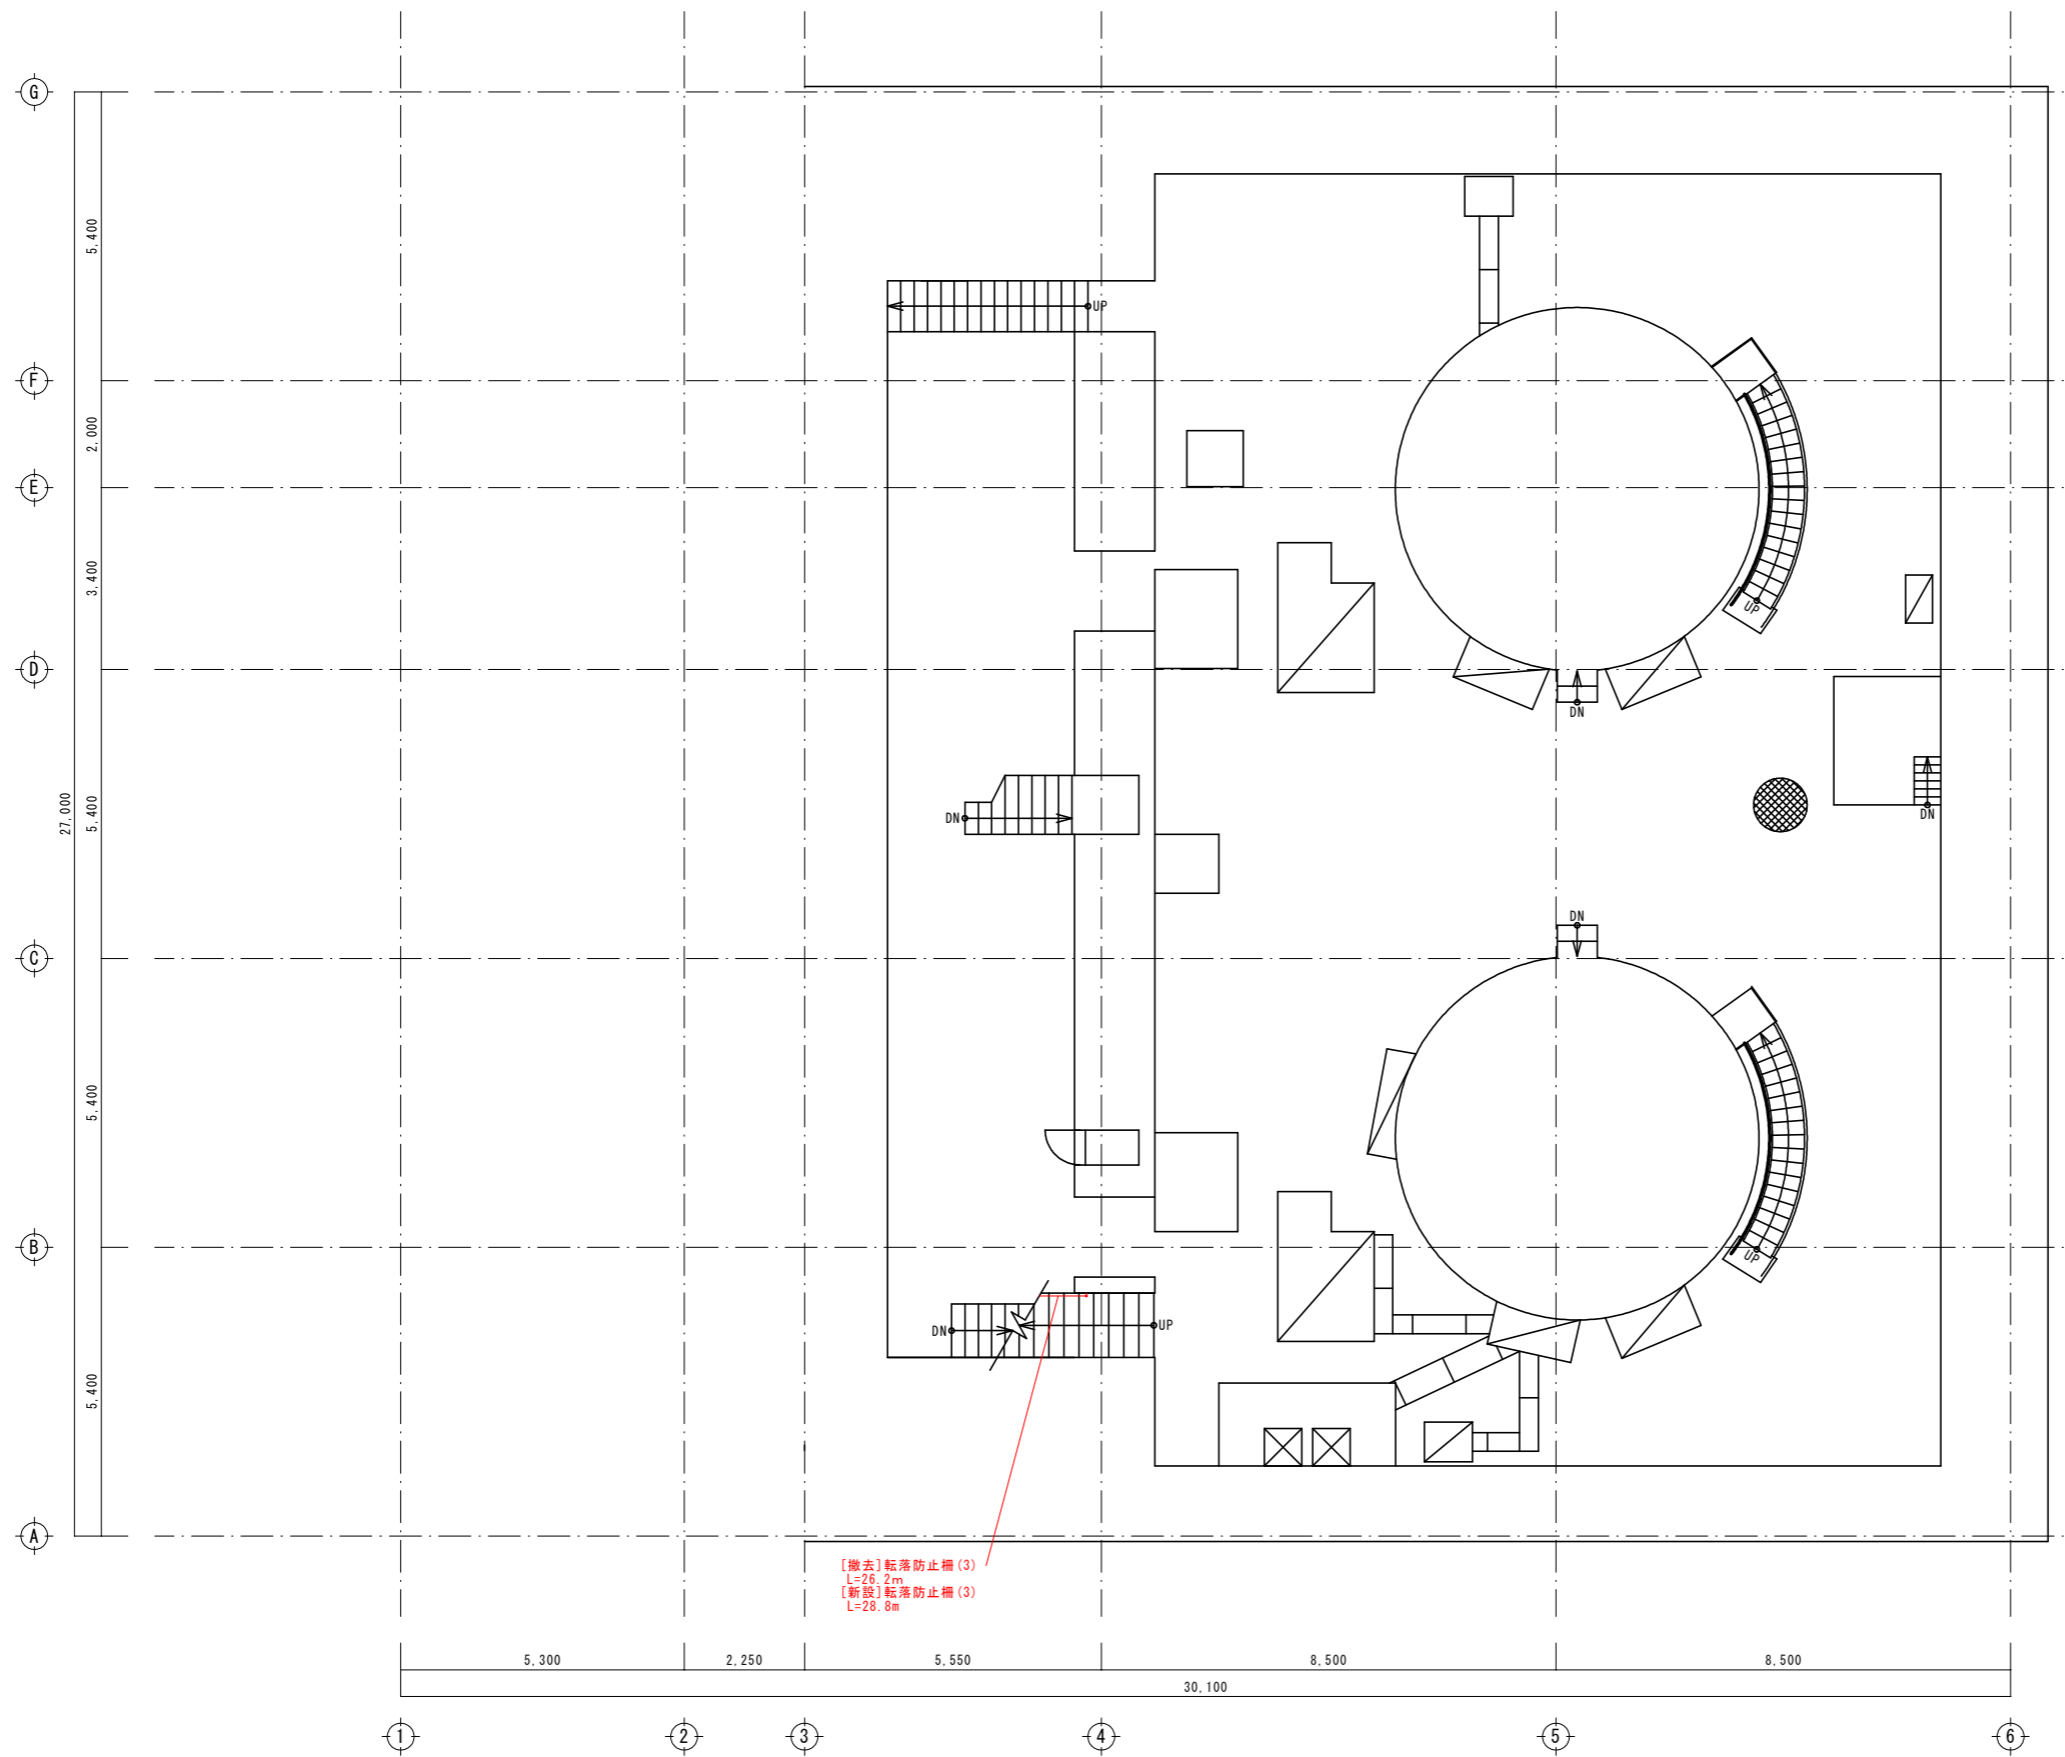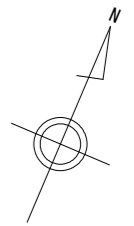


【撤去】転落防止柵 (3)
 L=26.2m
 【新設】転落防止柵 (3)
 L=28.8m

B 5階平面図 S=1/100

当初設計図面


工事名	R2企総管 川口ダム 見学コース整備工事		
路線名等			
工事箇所	川口発電所		
図面名	B 5階平面図		
縮尺	1:100	図面番号	11 / 19
会社名			
事業者名	徳島県企業局総合管理推進センター		

取付部詳細図 S=1/1

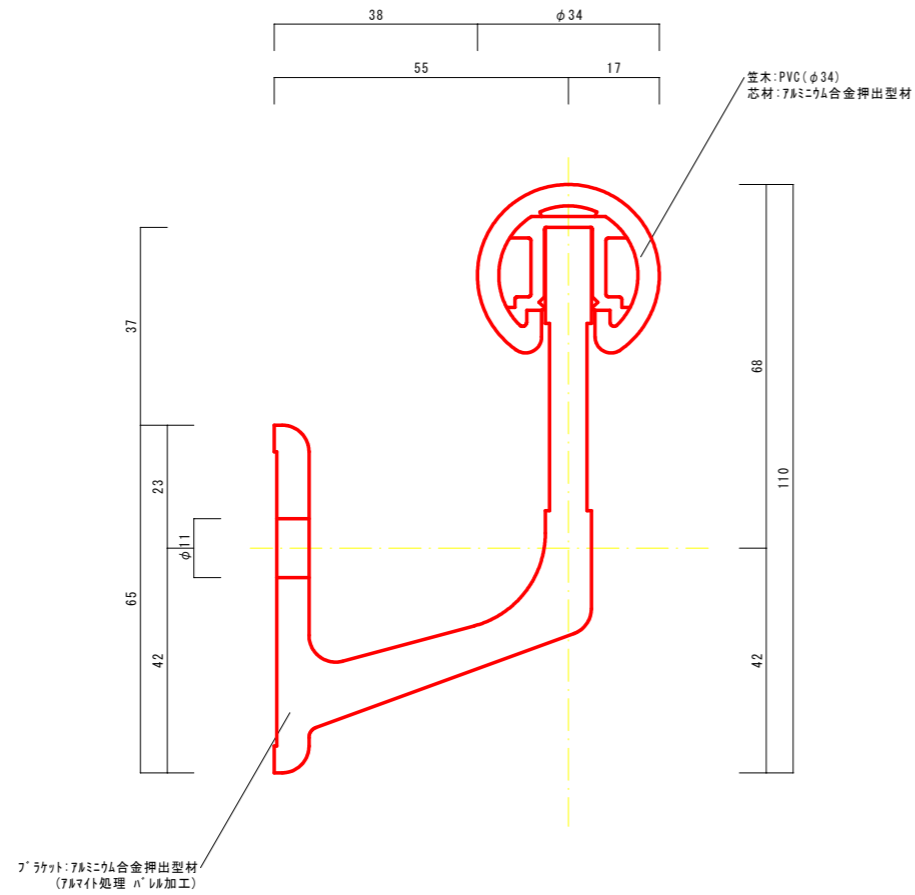

壁付手すり詳細図


手摺取付側面図 S=1/10

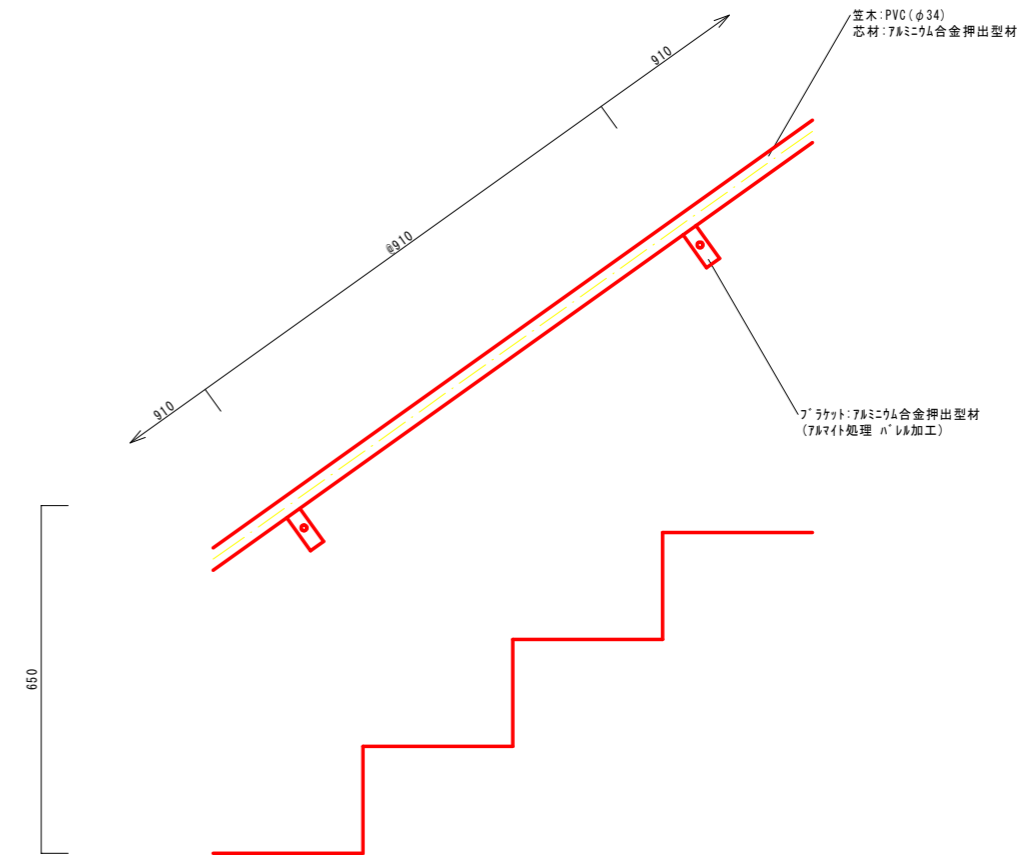

当初設計図面


工事名	R2企総管 川口ダム 見学コース整備工事		
路線名等			
工事箇所	徳島県企業局ダム管理事務所		
図面名	壁付手すり詳細図		
縮尺	1:1・1:10	図面番号	12 / 19
会社名			
事業者名	徳島県企業局総合管理推進センター		

展開図 S=1/50

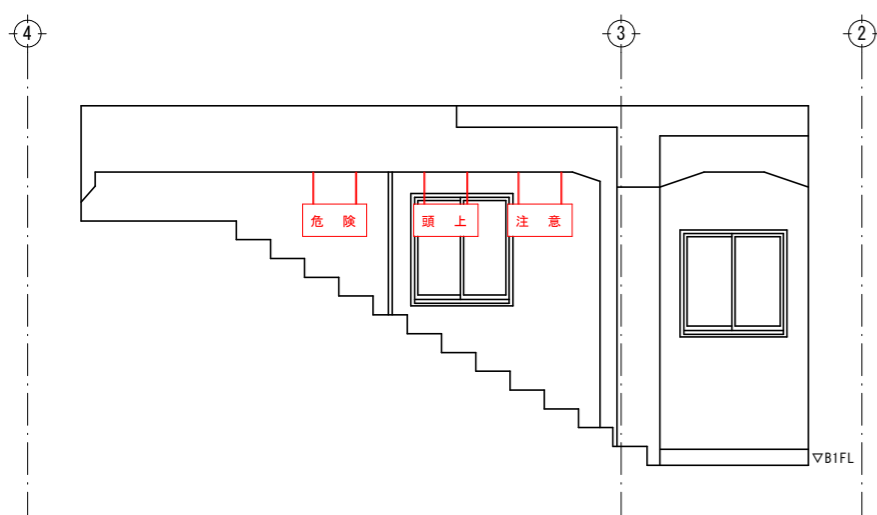


注意看板 (B1FL) 詳細図

取付部詳細図 S=1/20

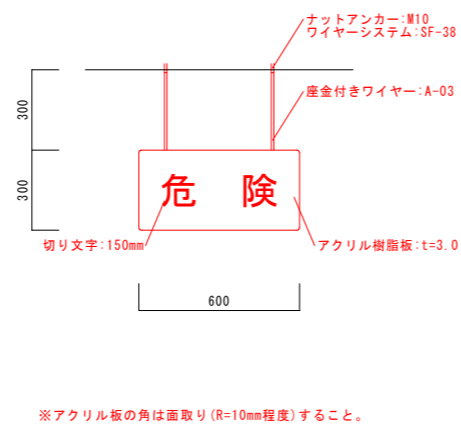


展開図 S=1/50

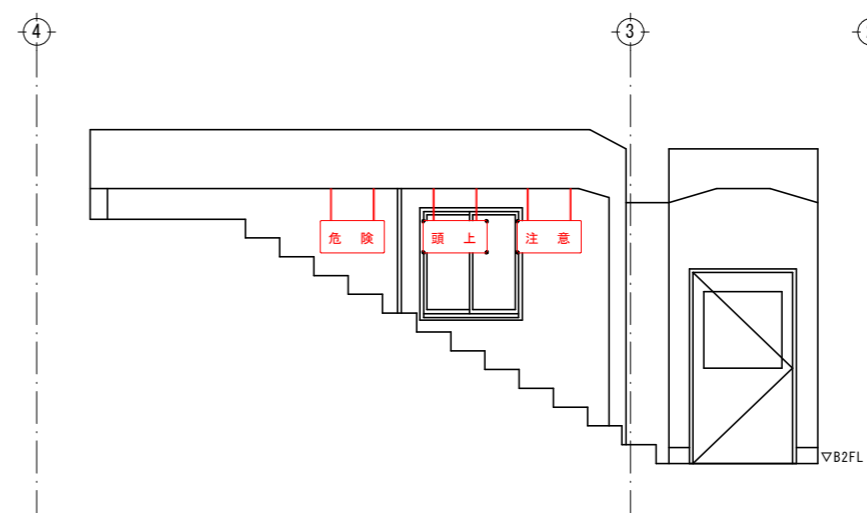

注意看板 (B2FL) 詳細図


取付部詳細図 S=1/20

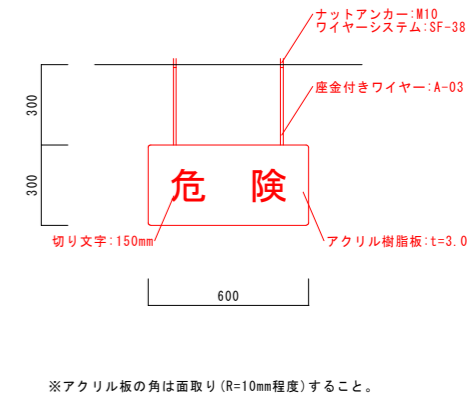


当初設計図面

工事名	R2企総管 川口ダム 見学コース整備工事		
路線名等			
工事箇所	川口発電所		
図面名	注意看板詳細図		
縮尺	1:50・1:20	図面番号	13 / 19
会社名			
事業者名	徳島県企業局総合管理推進センター		

改修後平面図

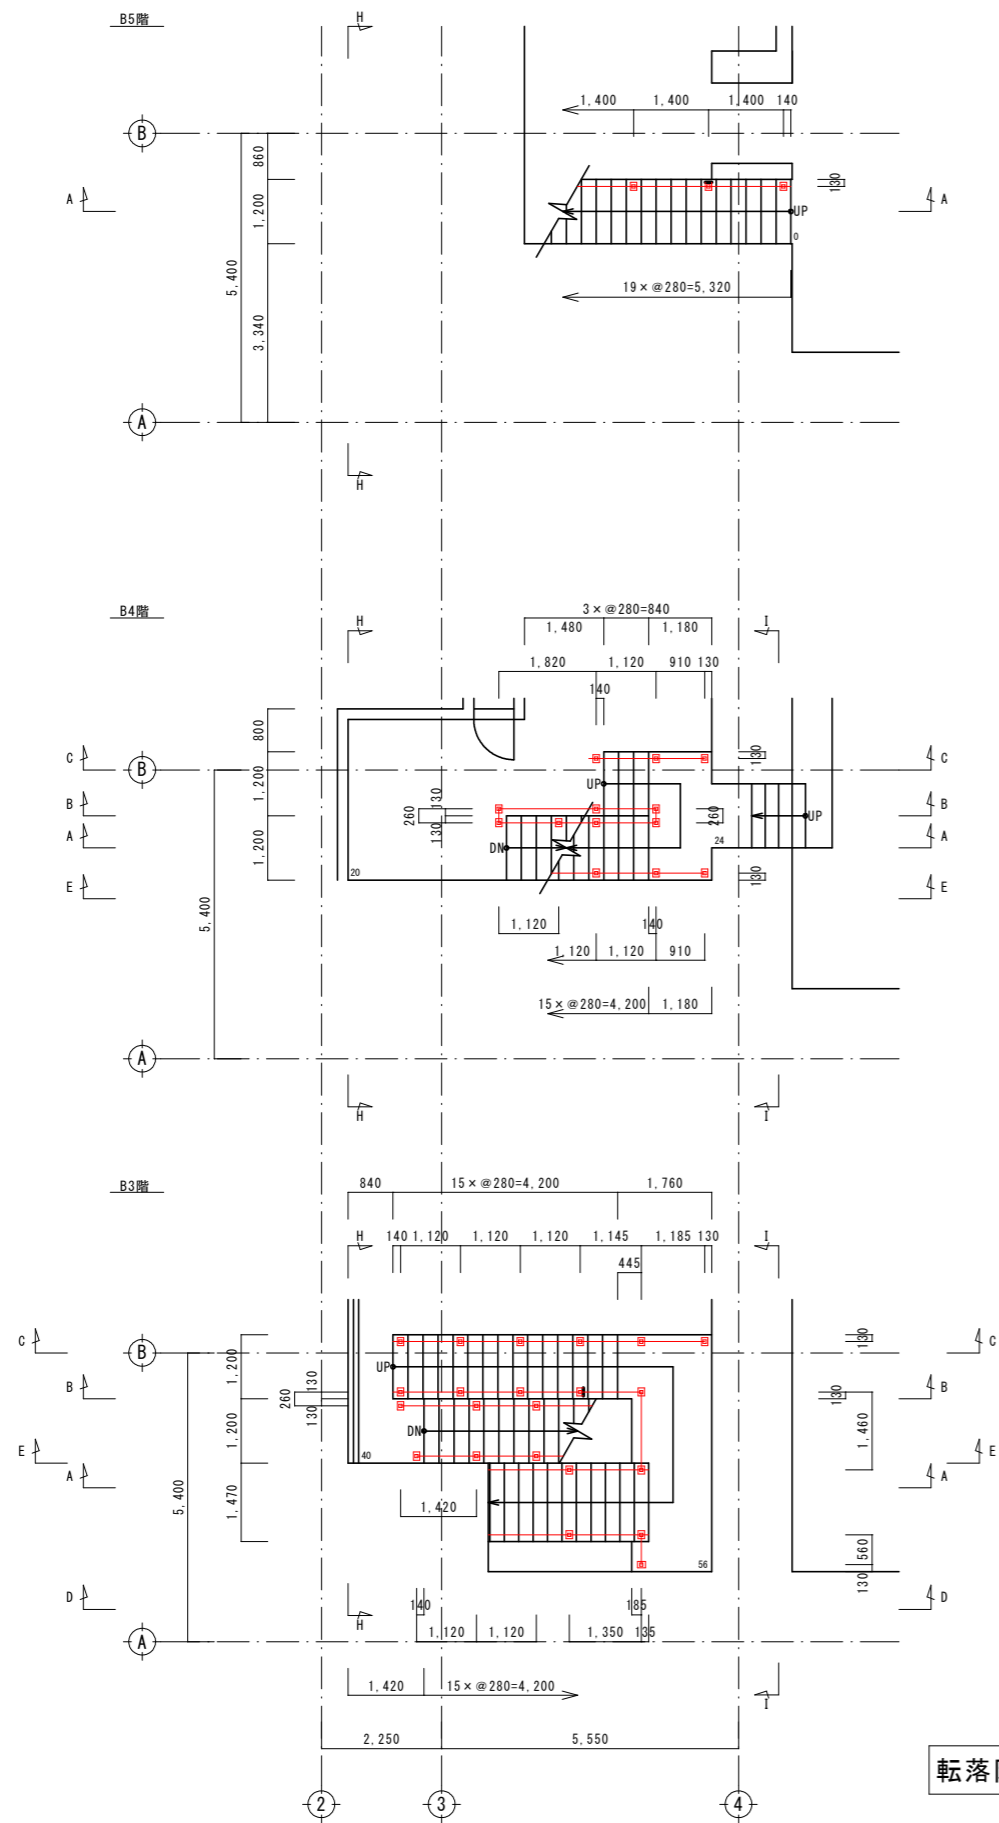

転落防止柵詳細図(1) S=1/100

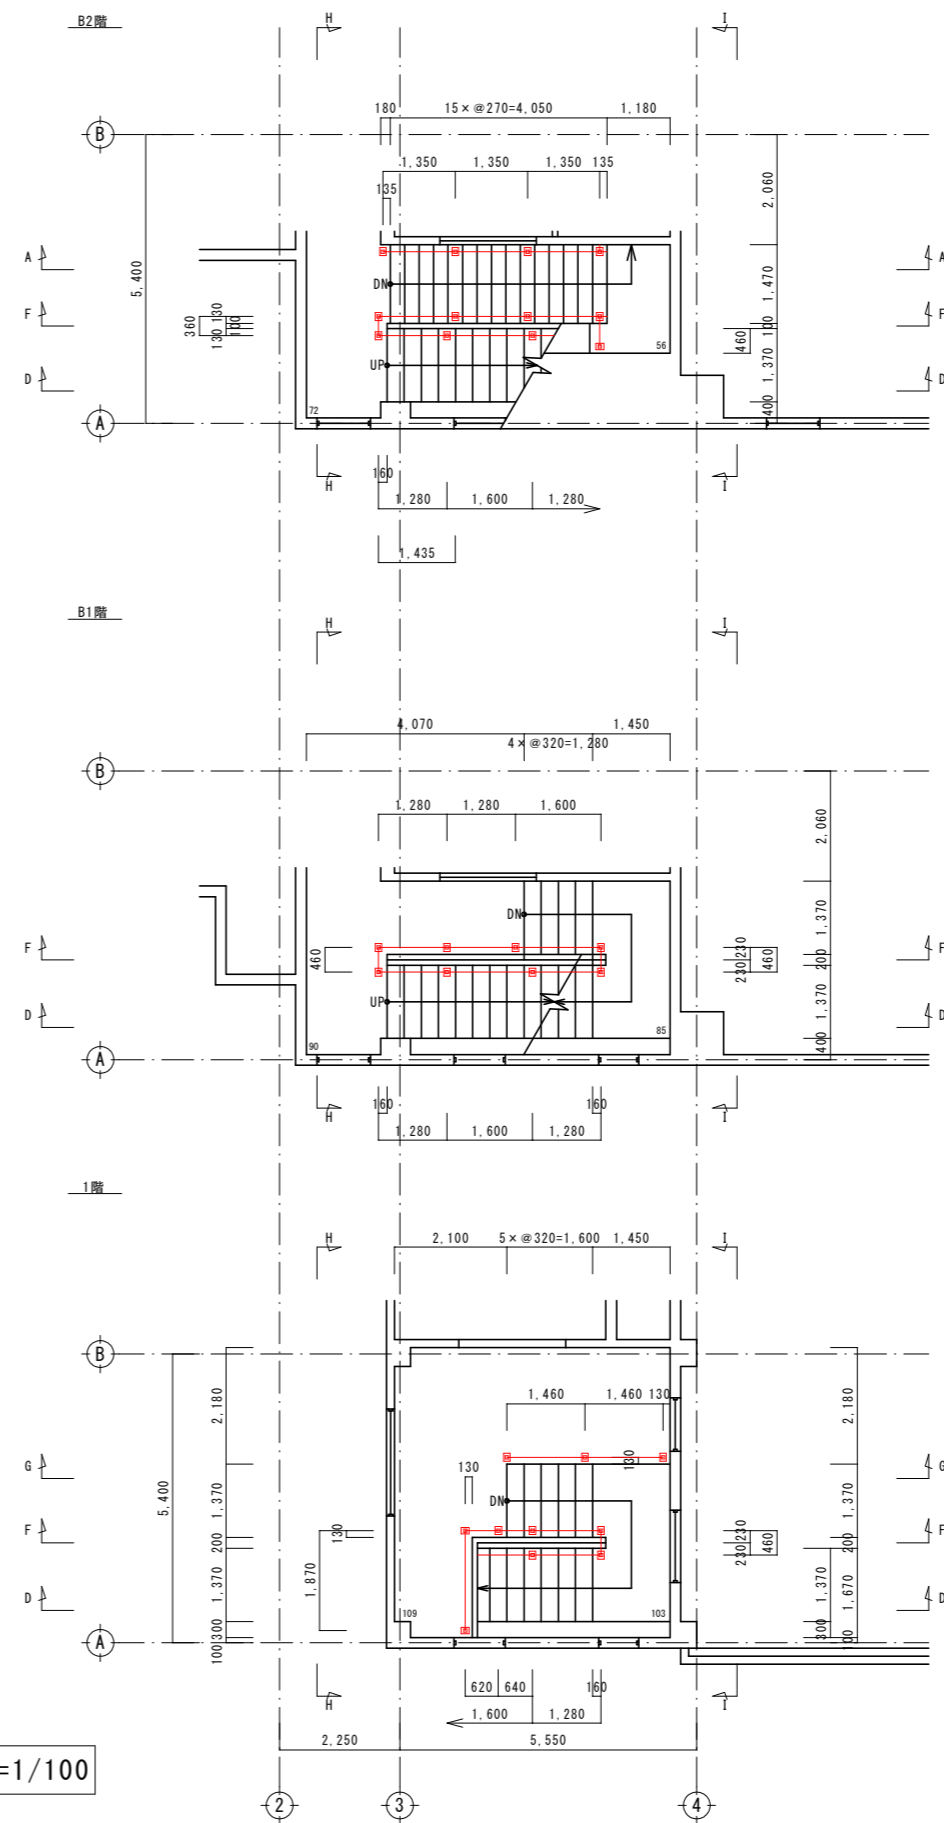

当初設計図面

工事名	R2企総管 川口ダム 見学コース整備工事		
路線名等			
工事箇所	川口発電所		
図面名	転落防止柵詳細図(1)		
縮尺	1:100	図面番号	14 / 19
会社名			
事業者名	徳島県企業局総合管理推進センター		

改修前立面図


改修後立面図

改修前立面図

改修後立面図

A-A

B-B

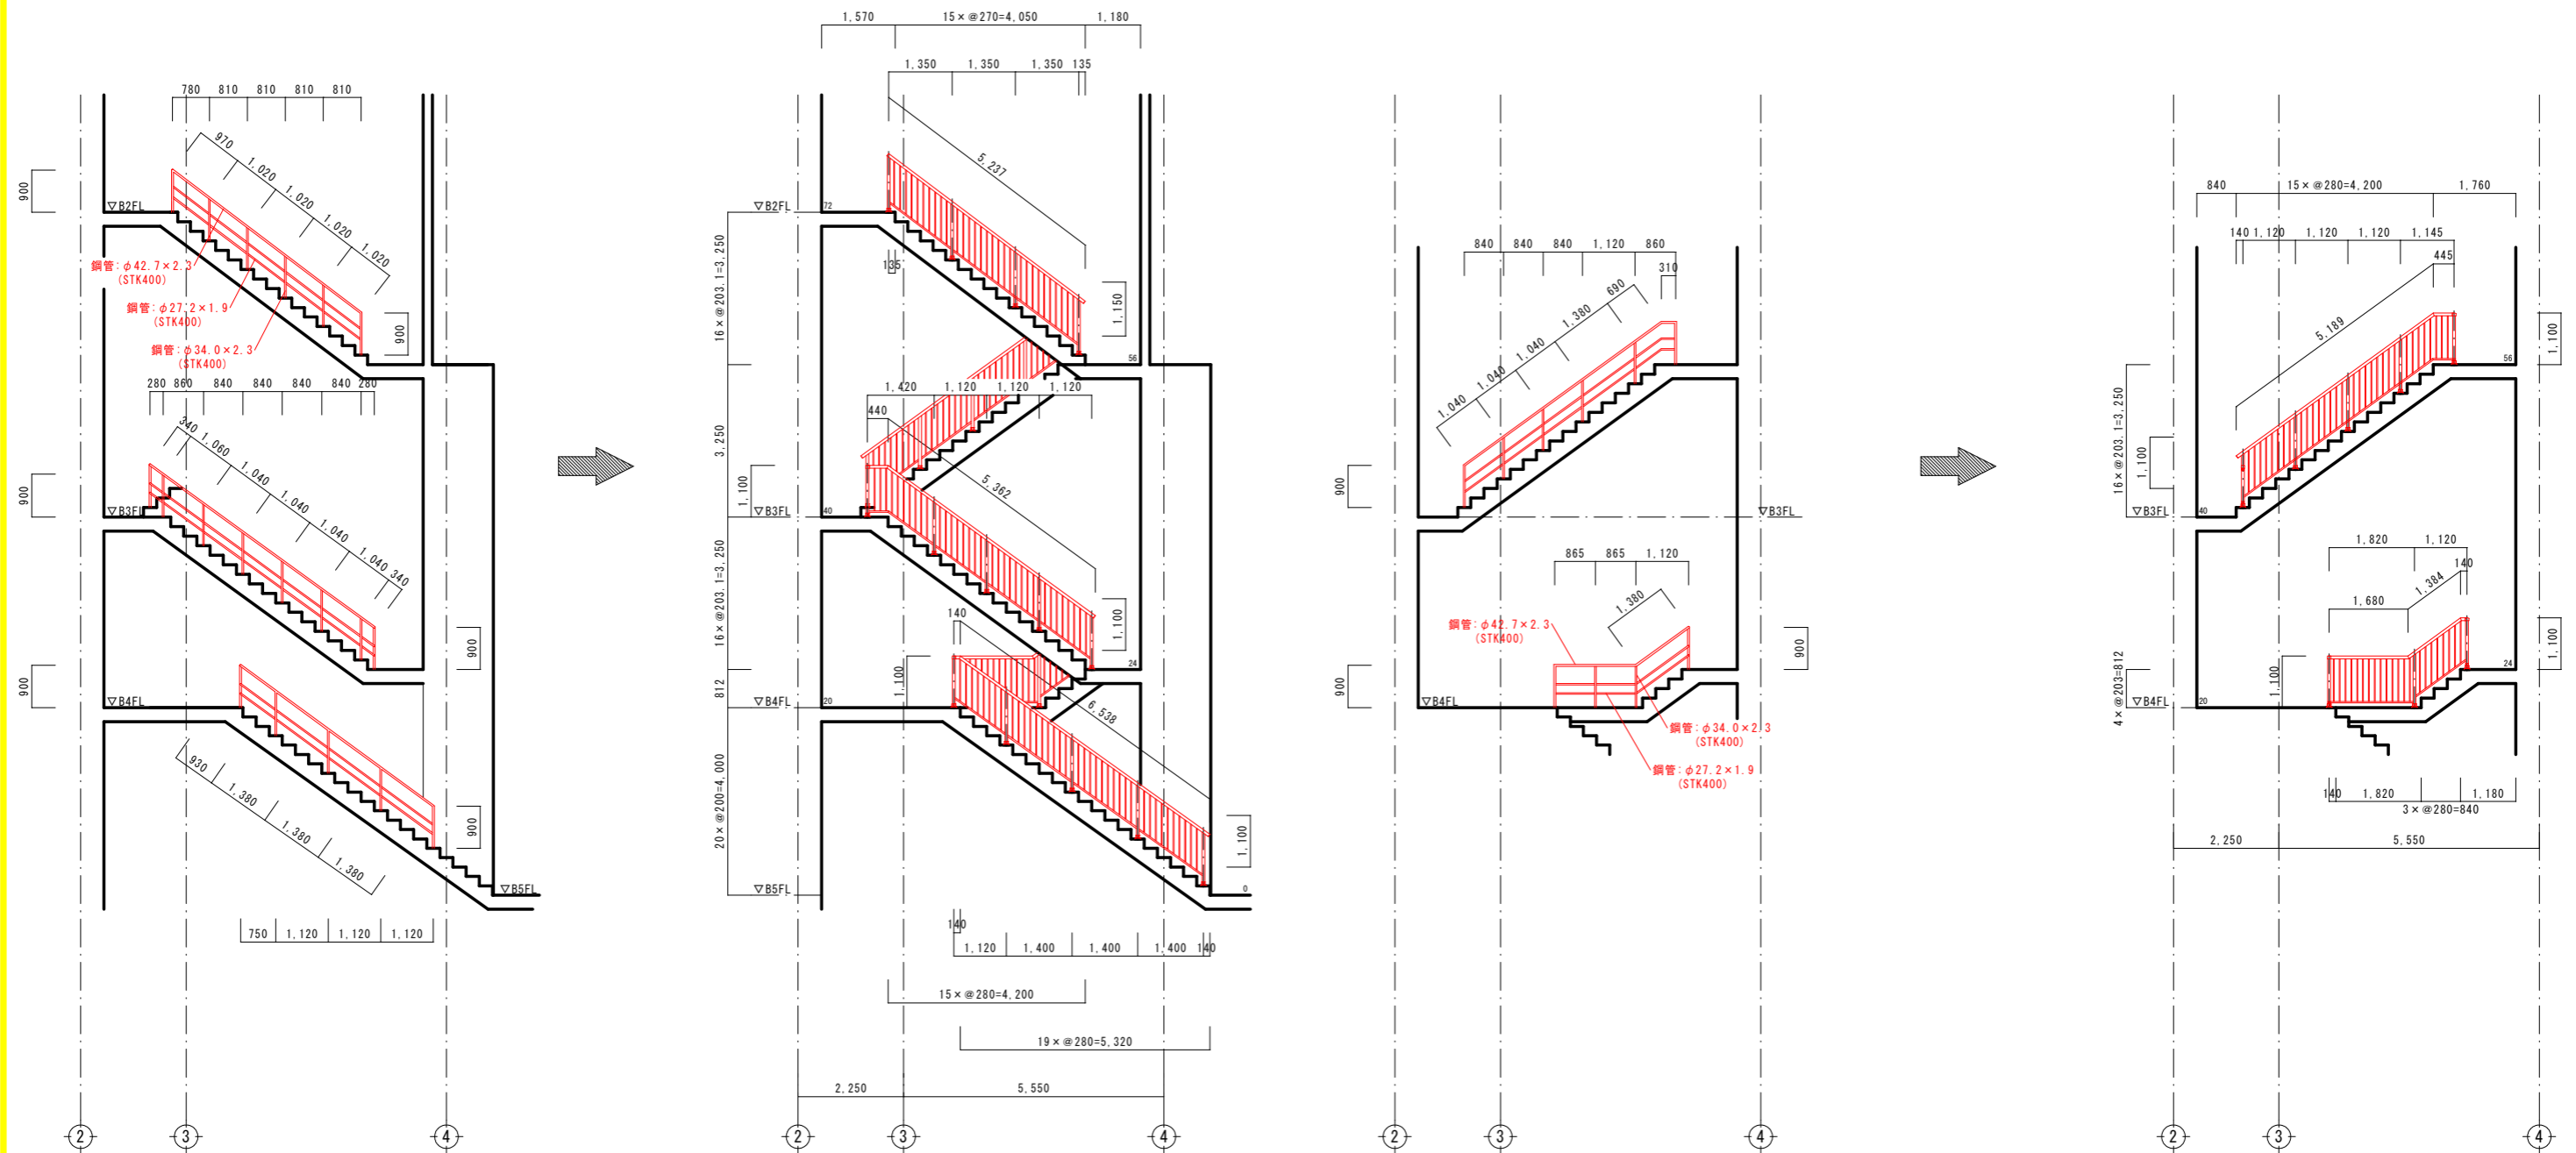


当初設計図面


転落防止柵詳細図(2) S=1/100

工事名	R2企総管 川口ダム 見学コース整備工事		
路線名等			
工事箇所	川口発電所		
図面名	転落防止柵詳細図(2)		
縮尺	1:100	図面番号	15 / 19
会社名			
事業者名	徳島県企業局総合管理推進センター		


改修前立面図

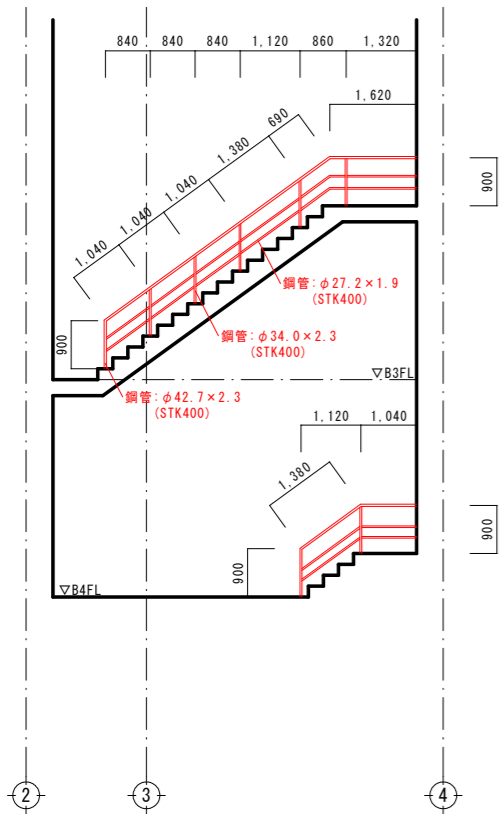


改修後立面図

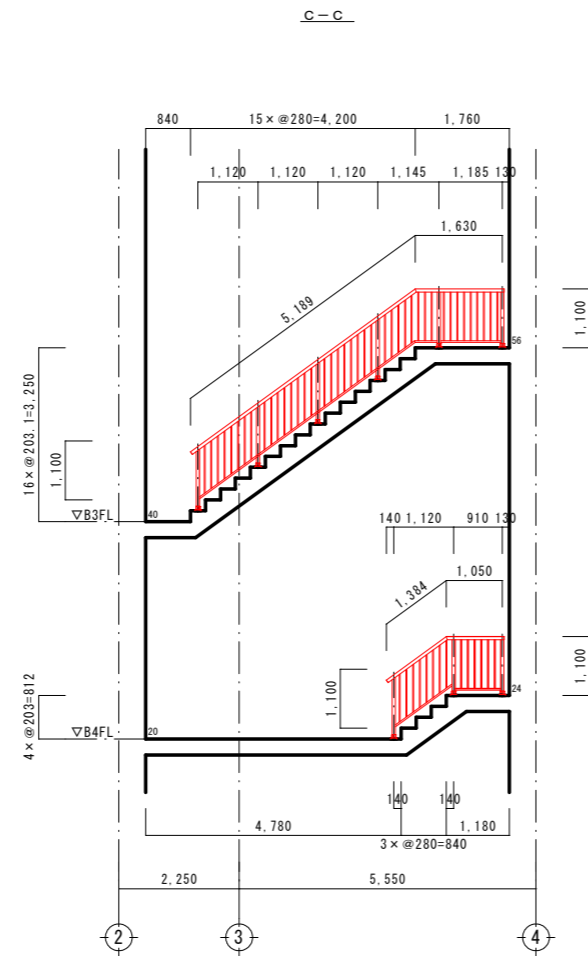

改修前立面図

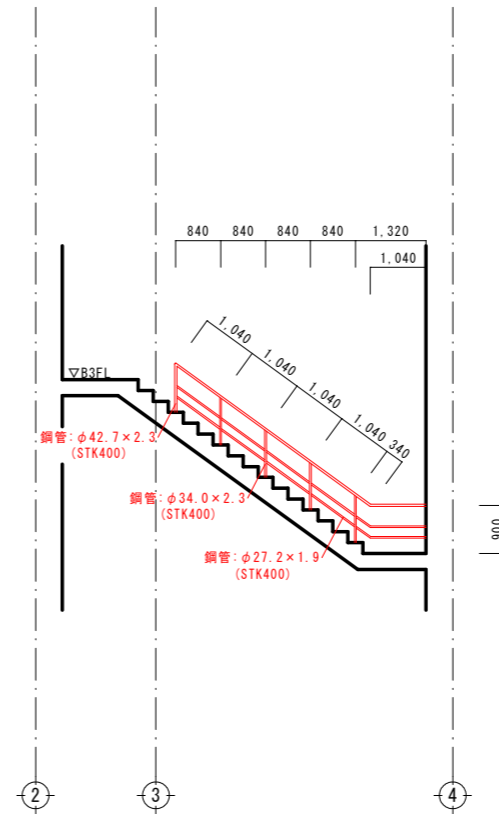

改修後立面図

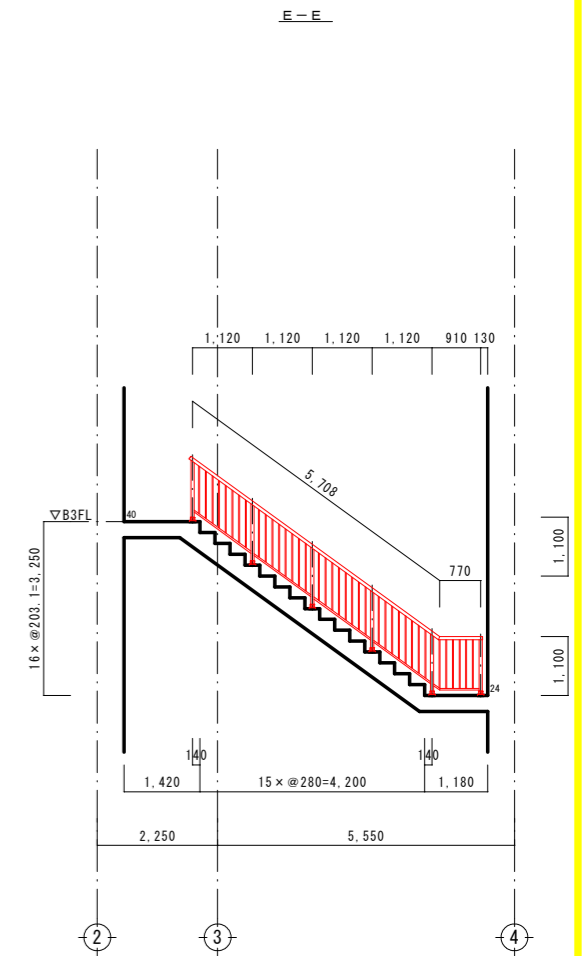


転落防止柵詳細図(3) S=1/100


当初設計図面

工事名	R2企総管 川口ダム 見学コース整備工事		
路線名等			
工事箇所	川口発電所		
図面名	転落防止柵詳細図(3)		
縮尺	1:100	図面番号	16 / 19
会社名			
事業者名	徳島県企業局総合管理推進センター		


改修前立面図

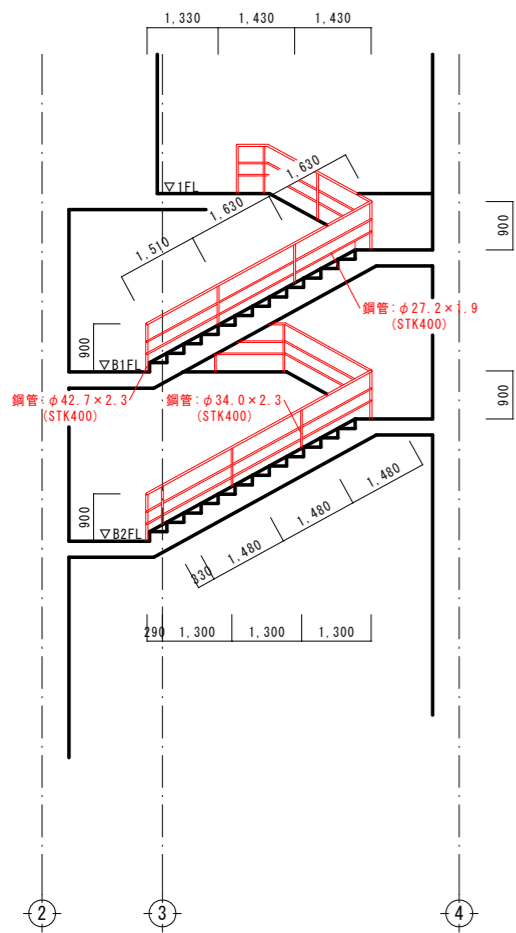


改修後立面図

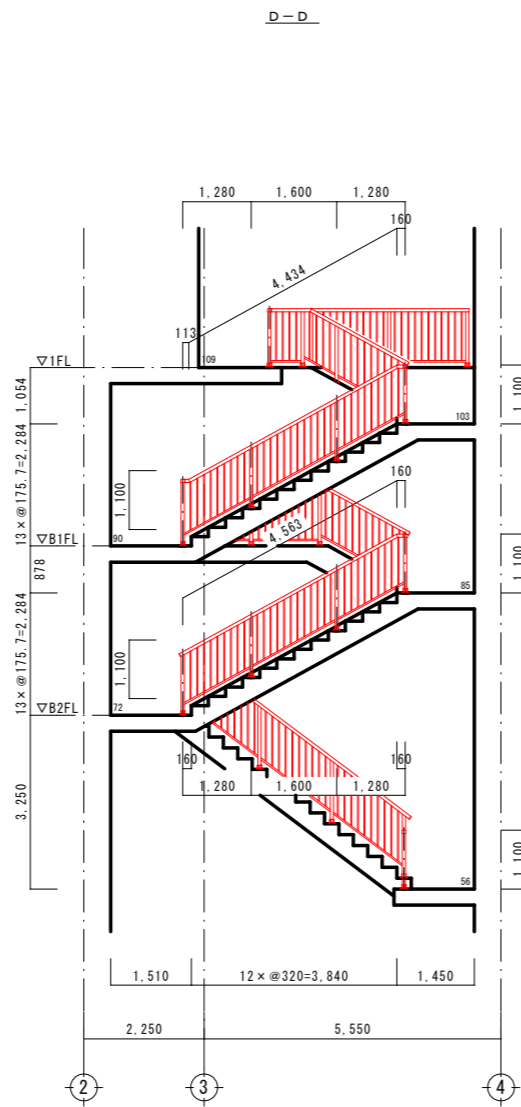

改修前立面図

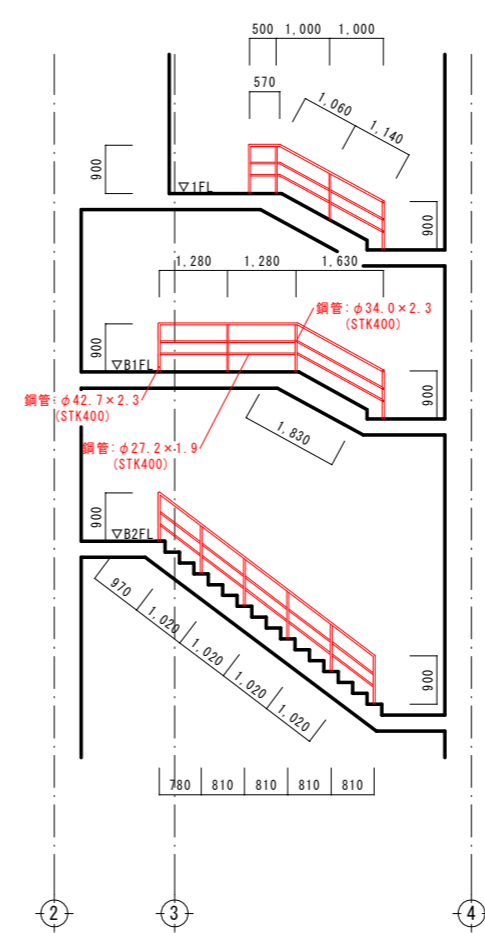

改修後立面図

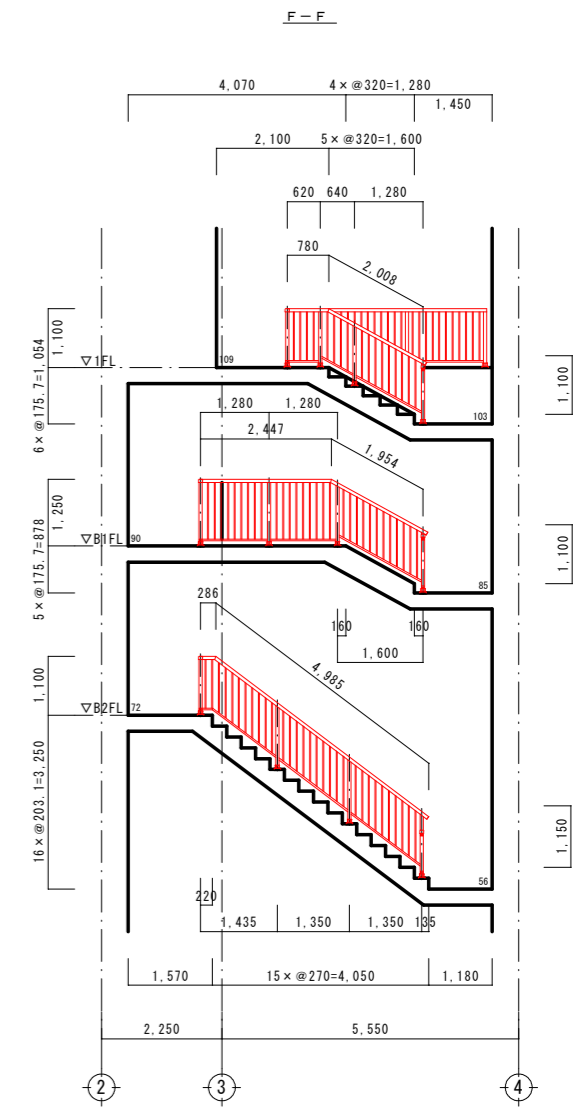


転落防止柵詳細図(4) S=1/100


当初設計図面

工事名	R2企総管 川口ダム 見学コース整備工事		
路線名等			
工事箇所	川口発電所		
図面名	転落防止柵詳細図(4)		
縮尺	1:100	図面番号	17 / 19
会社名			
事業者名	徳島県企業局総合管理推進センター		


改修前立面図

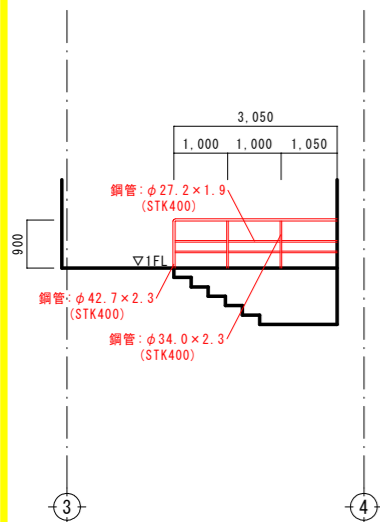


改修後立面図

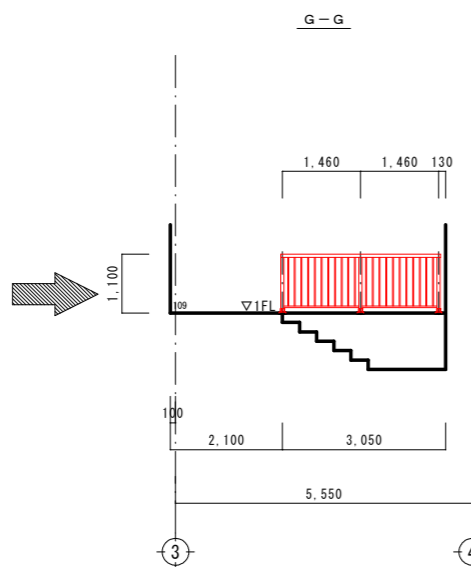


改修前立面図

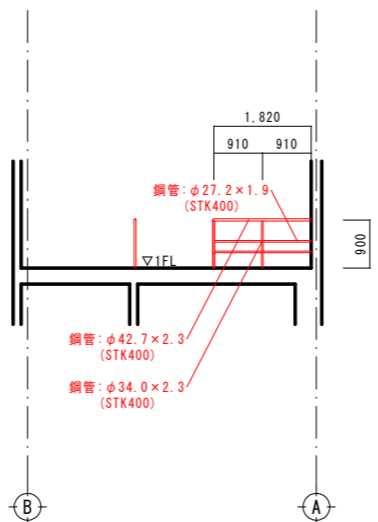


改修後立面図

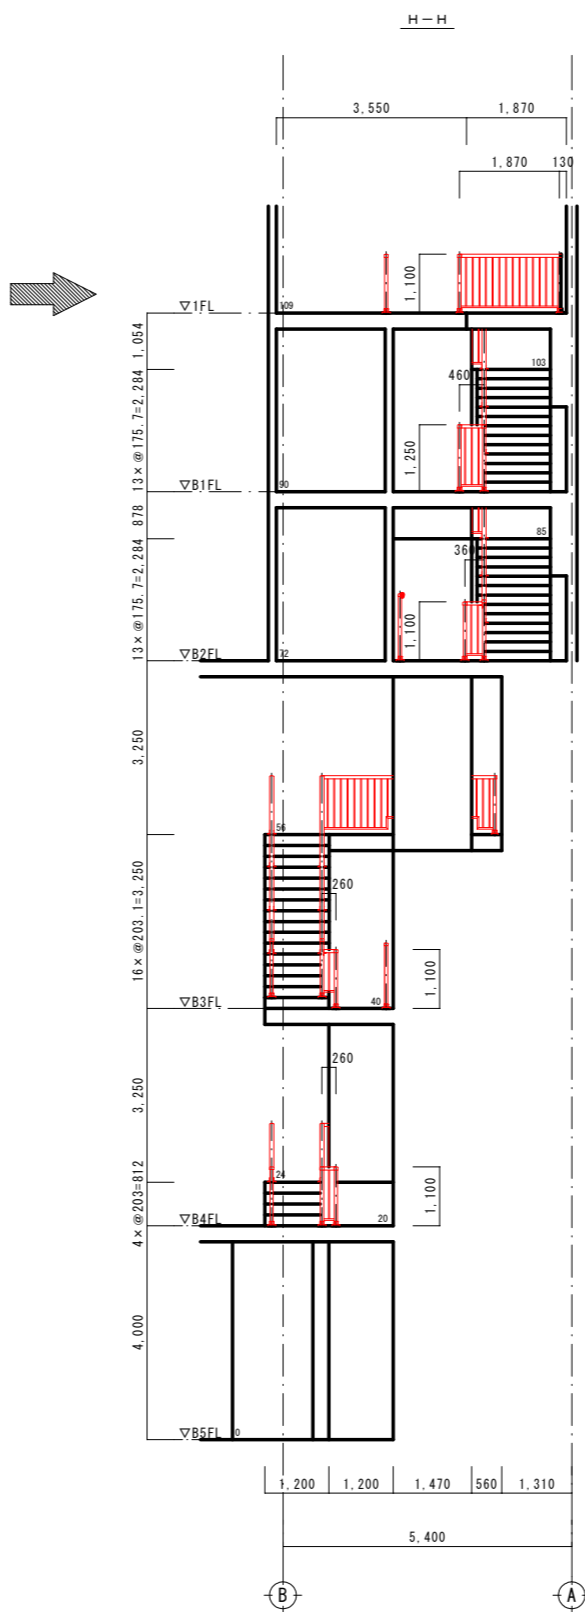

改修前立面図

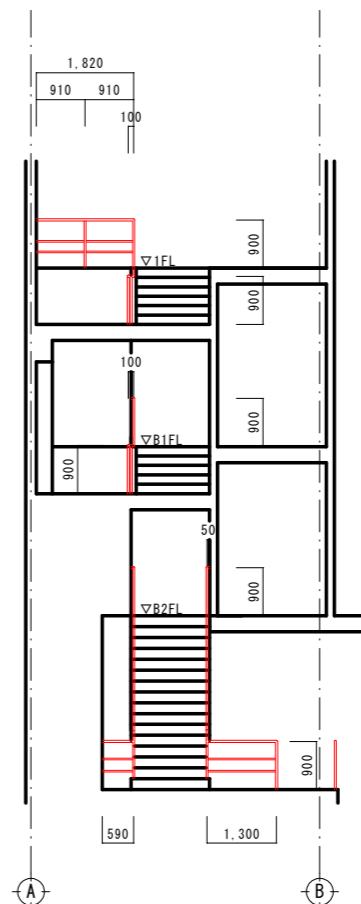

改修後立面図

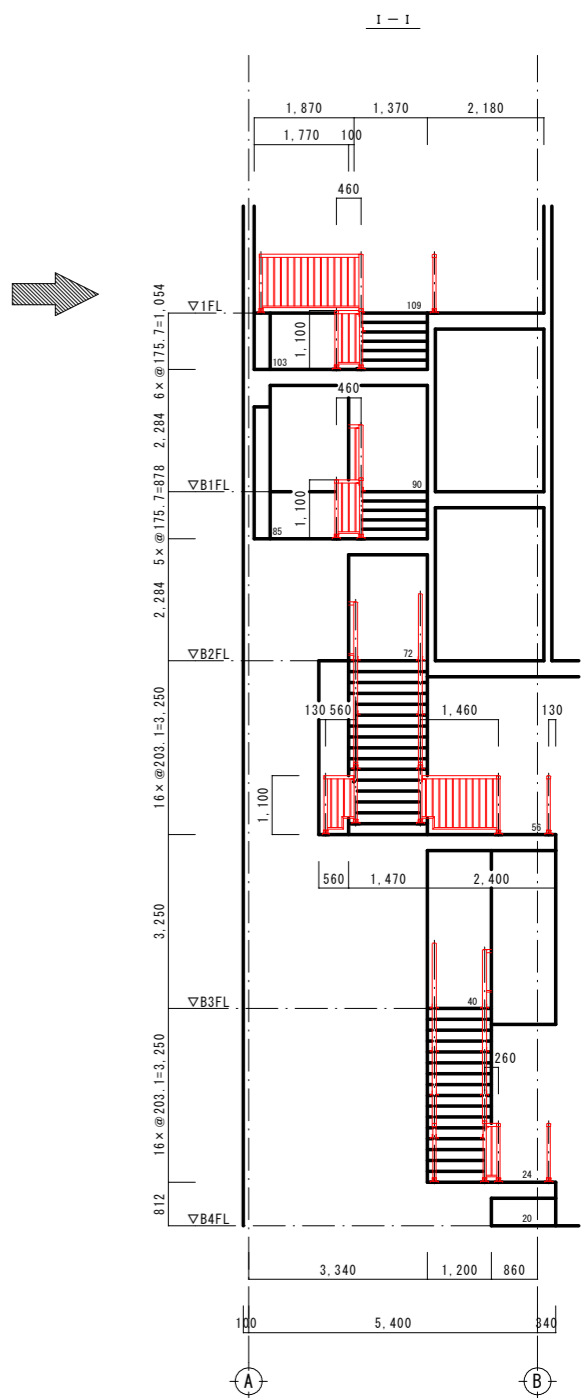


転落防止柵詳細図(5) S=1/100


当初設計図面

工事名	R2企総管 川口ダム 見学コース整備工事		
路線名等			
工事箇所	川口発電所		
図面名	転落防止柵詳細図(5)		
縮尺	1:100	図面番号	18 / 19
会社名			
事業者名	徳島県企業局総合管理推進センター		

レベル部取付詳細図

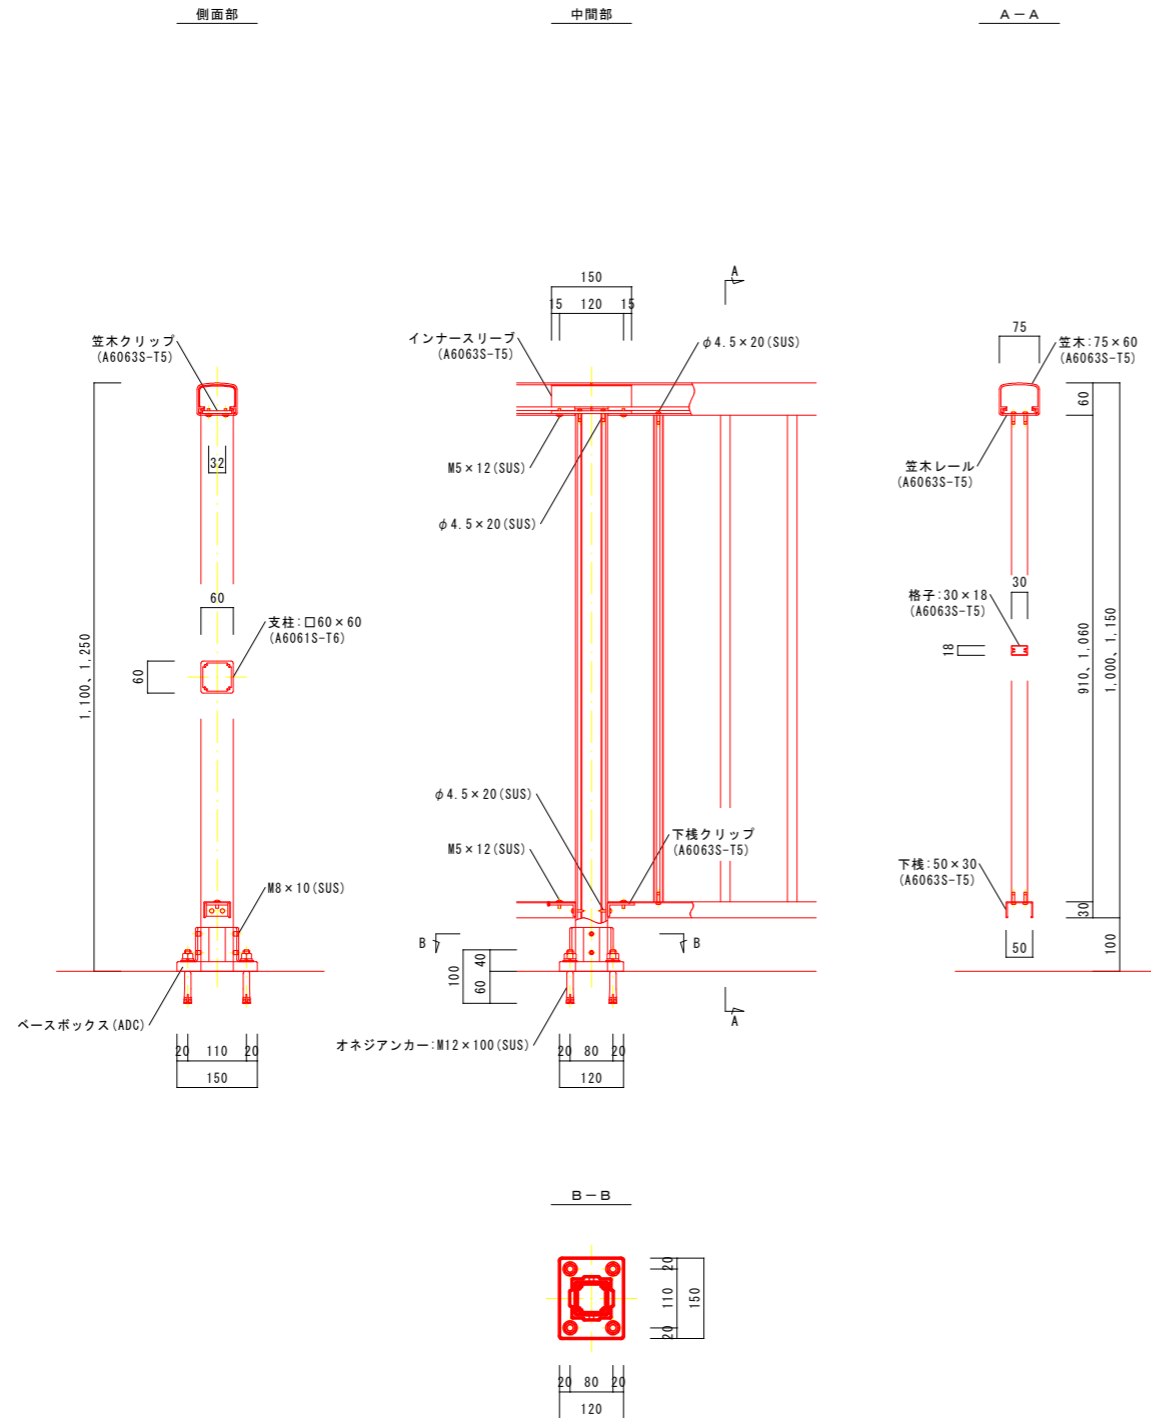

階段部取付詳細図

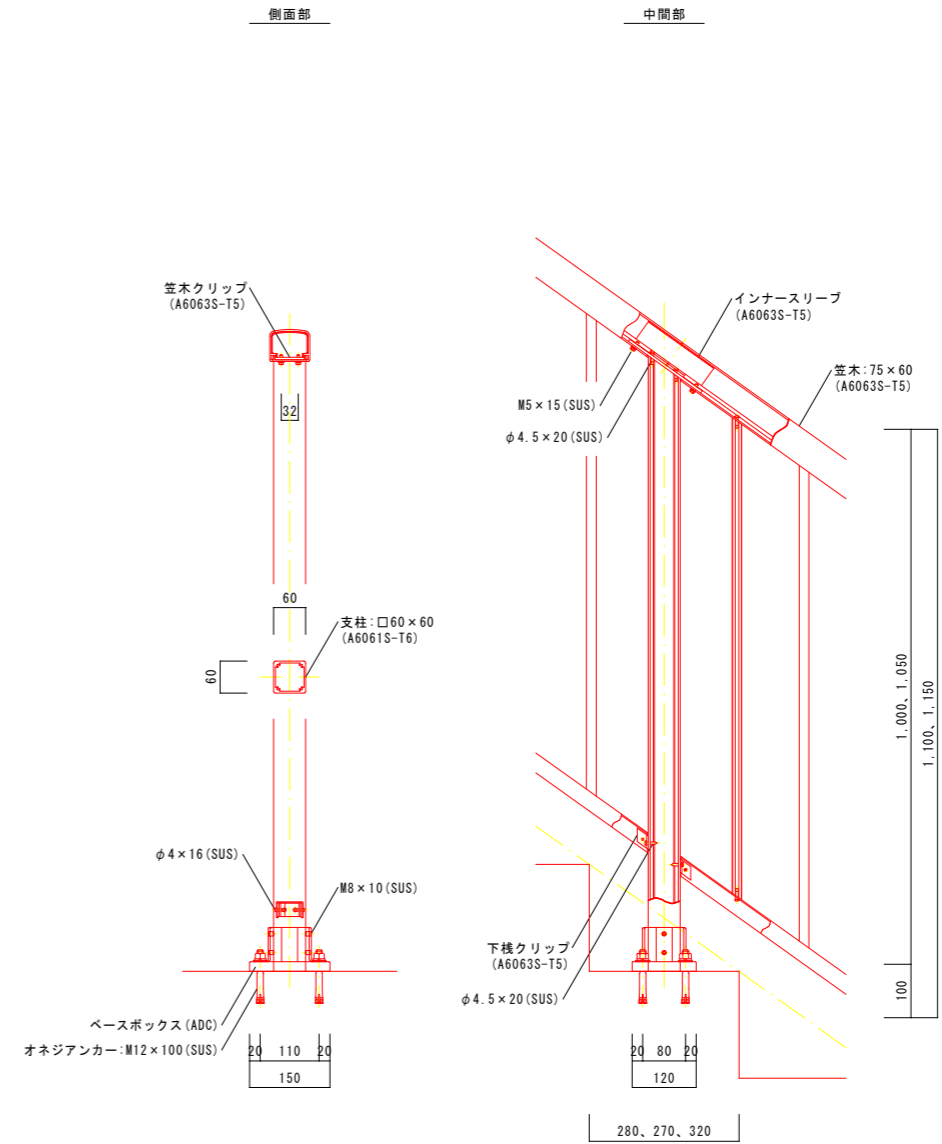

転落防止柵詳細図(6) S=1/10

※主要アルミ材については、アルマイト仕上(シルバー色)とする。
アルミ部品については、塗装仕上(シルバー色)とする。
製品は、メーカーの指定する損害賠償責任保険に加入しているものとする。
改良の為、一部仕様変更する場合があります。

当初設計図面

工事名	R2企総管 川口ダム 見学コース整備工事		
路線名等			
工事箇所	川口発電所		
図面名	転落防止柵詳細図(6)		
縮尺	1:10	図面番号	19 / 19
会社名			
事業者名	徳島県企業局総合管理推進センター		