


給水設備平面図


S=1:600

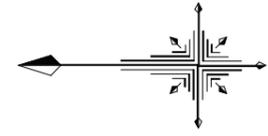

参考図

バックスタンド

メインスタンド

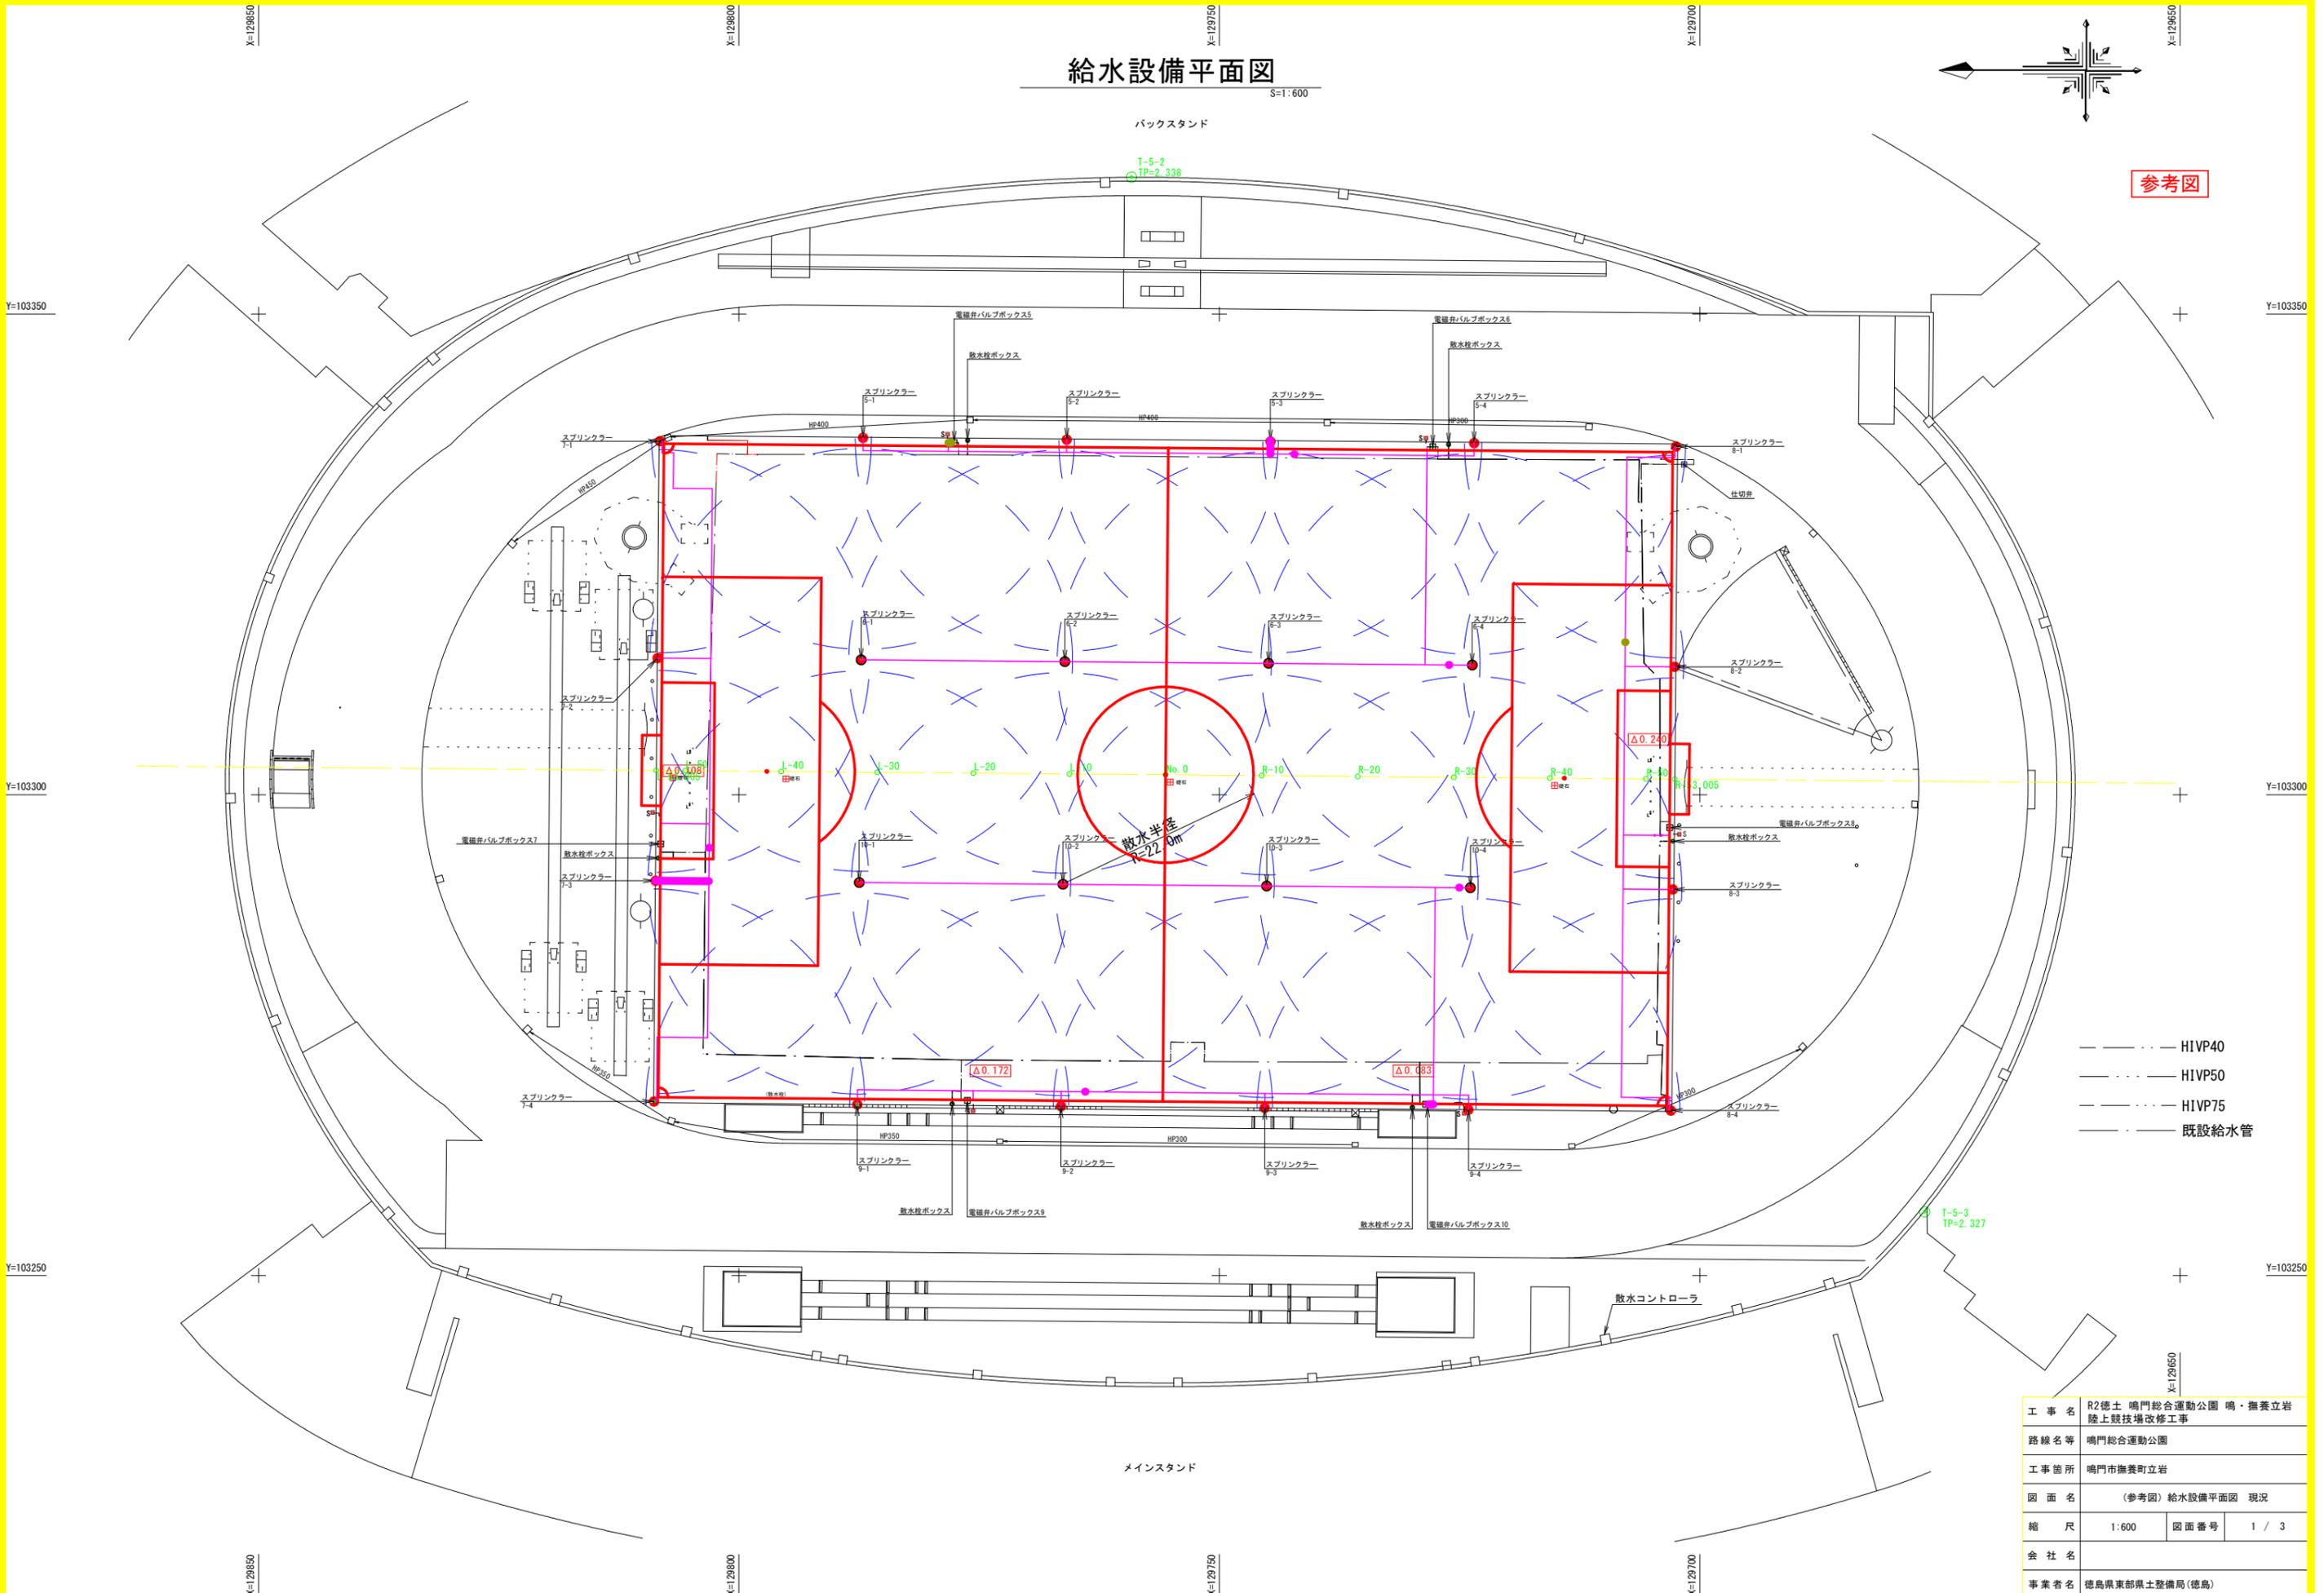


- H1VP40
- H1VP50
- H1VP75
- 既設給水管


工事名	R2徳島 鳴門総合運動公園 鳴・撫養立岩 陸上競技場改修工事		
路線名等	鳴門総合運動公園		
工事箇所	鳴門市撫養町立岩		
図面名	(参考図) 給水設備平面図 現況		
縮尺	1:600	図面番号	1 / 3
会社名			
事業者名	徳島県東部県土整備局(徳島)		

電気設備平面図

S=1:600

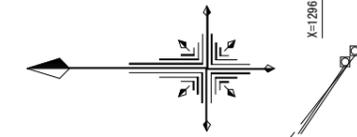


参考図

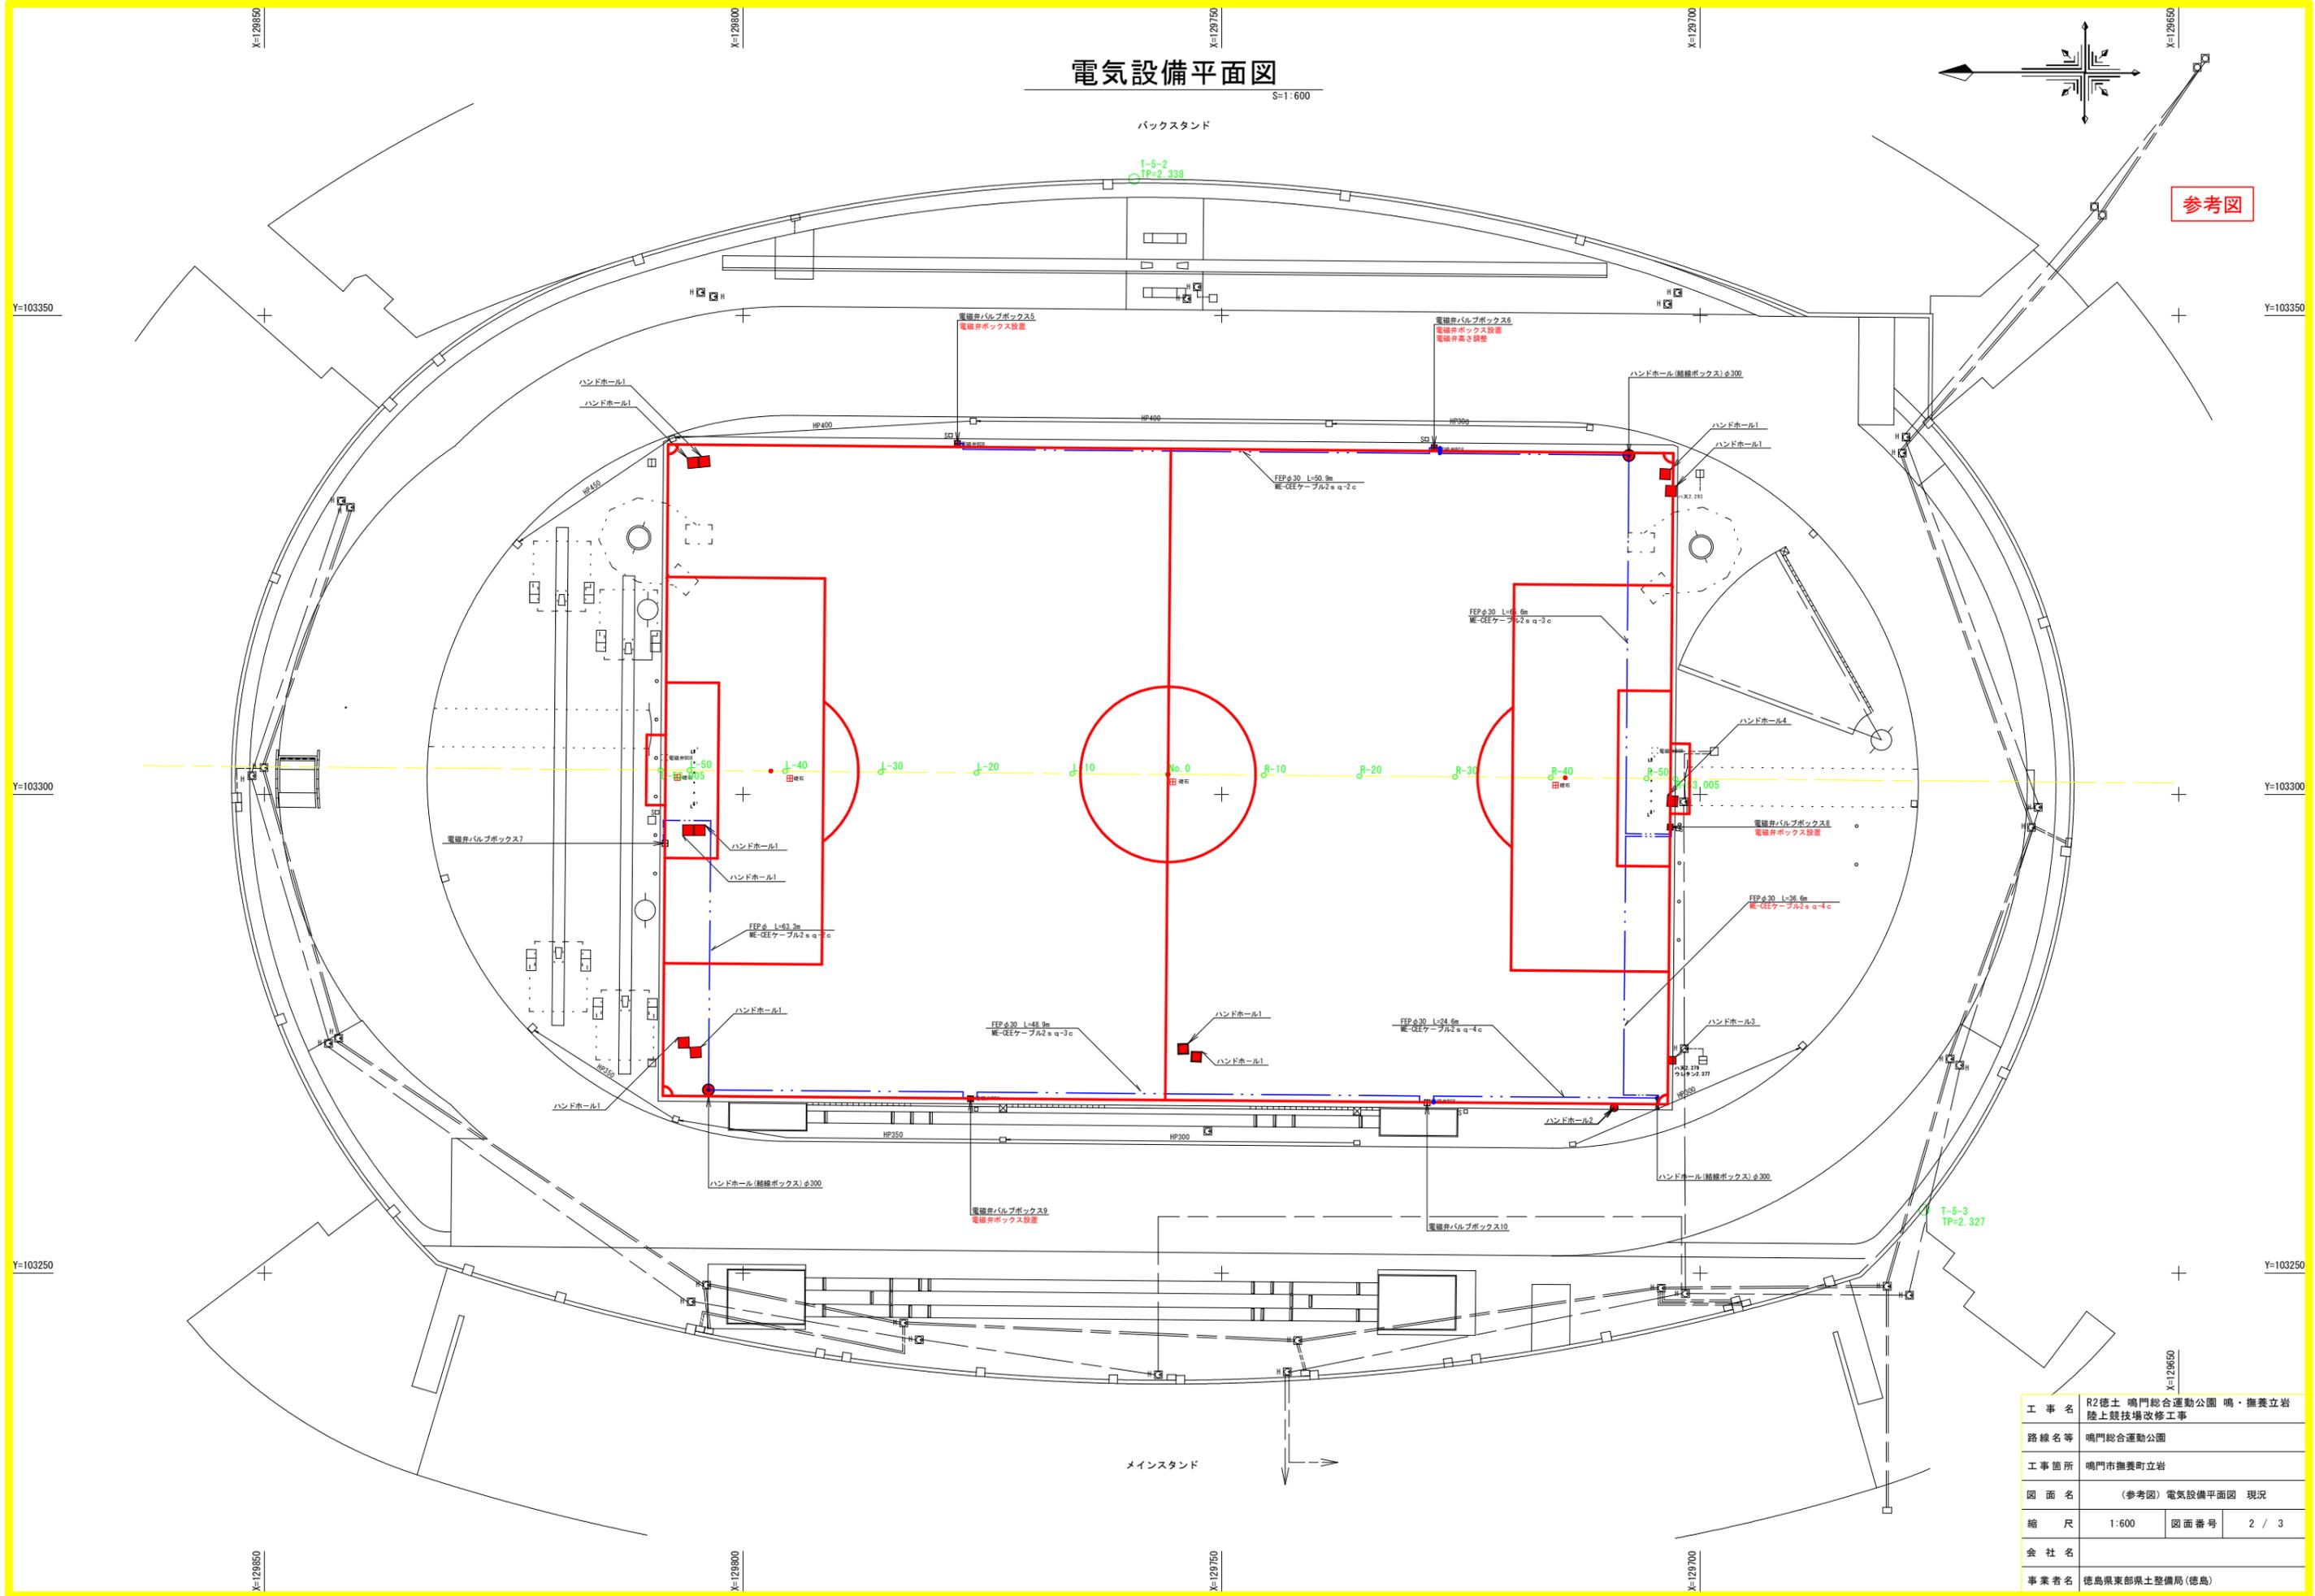


施設位置平面図 S=1/600

— 現況施設
— 計画施設

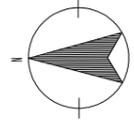

ポカリスエットスタジアム 縮尺 1:600 (A3)

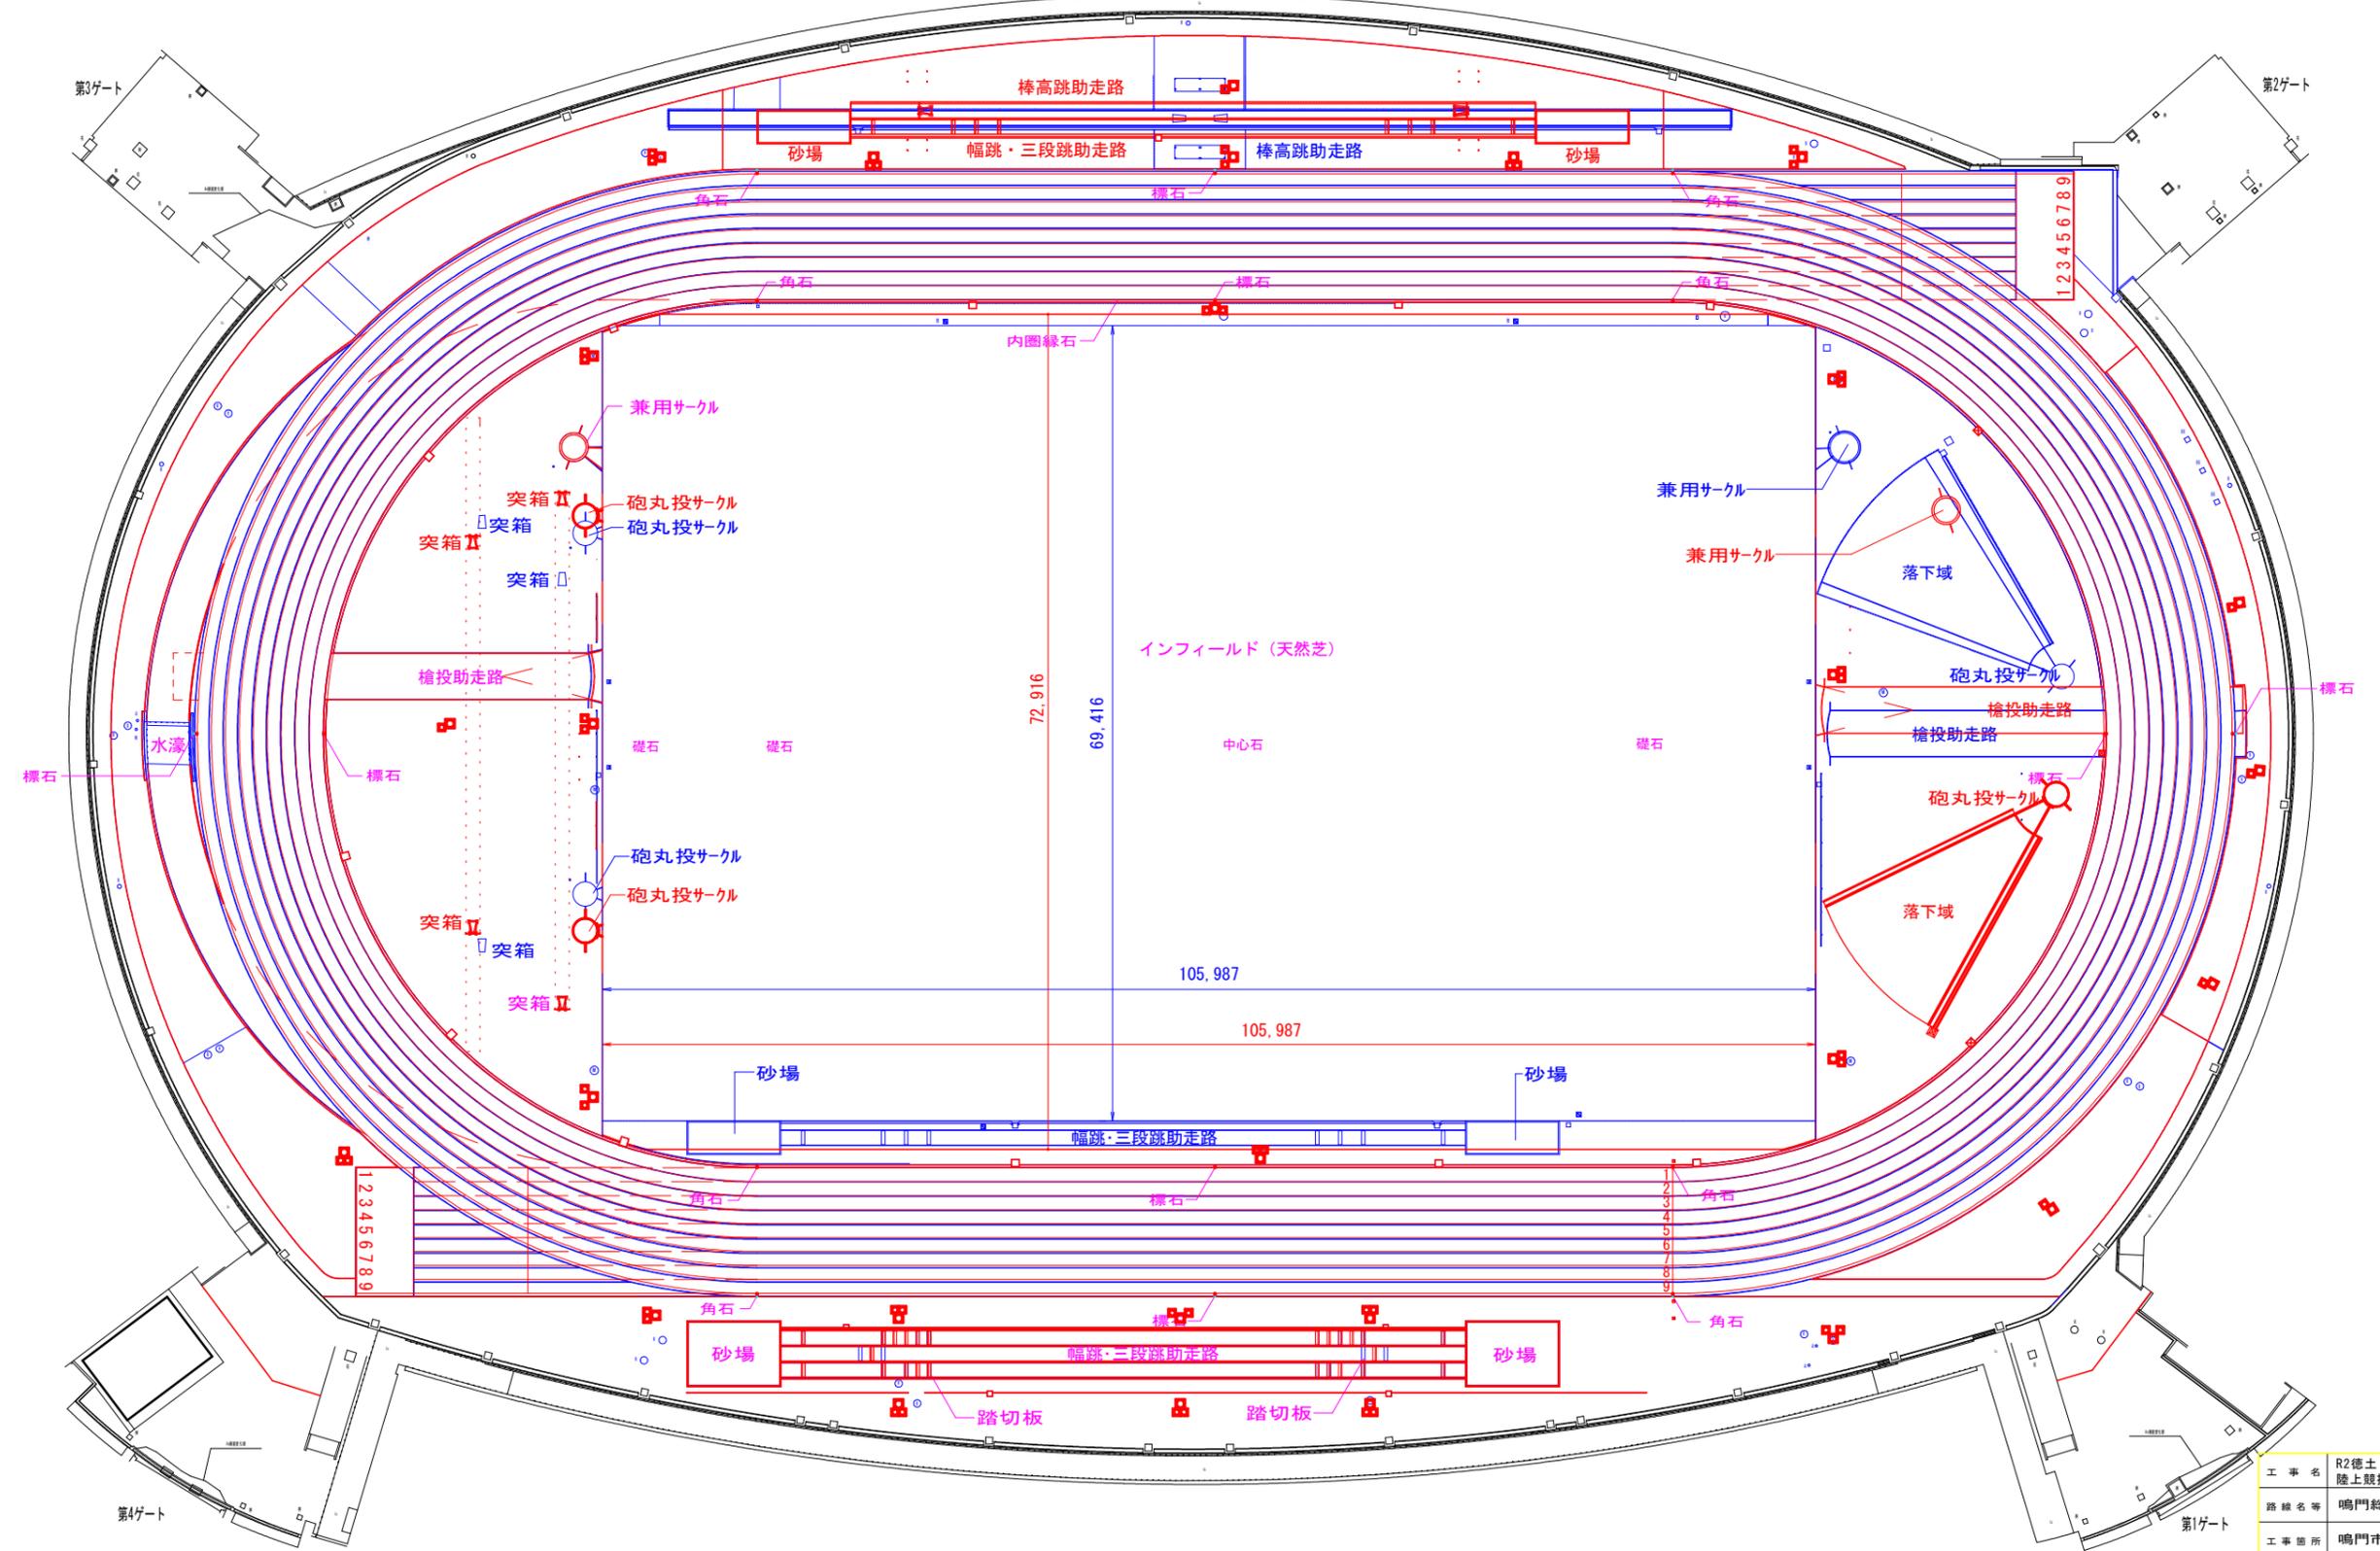

工事名	R2徳島 鳴門総合運動公園 鳴・撫養立岩 陸上競技場改修工事		
路線名等	鳴門総合運動公園		
工事箇所	鳴門市撫養町立岩		
図面名	(参考図) 施設位置 新旧対照		
縮尺	1:600	図面番号	3 / 3
会社名			
事業者名	徳島県東部県土整備局(徳島)		