


水防伝達システム/砂防情報システム 構成図

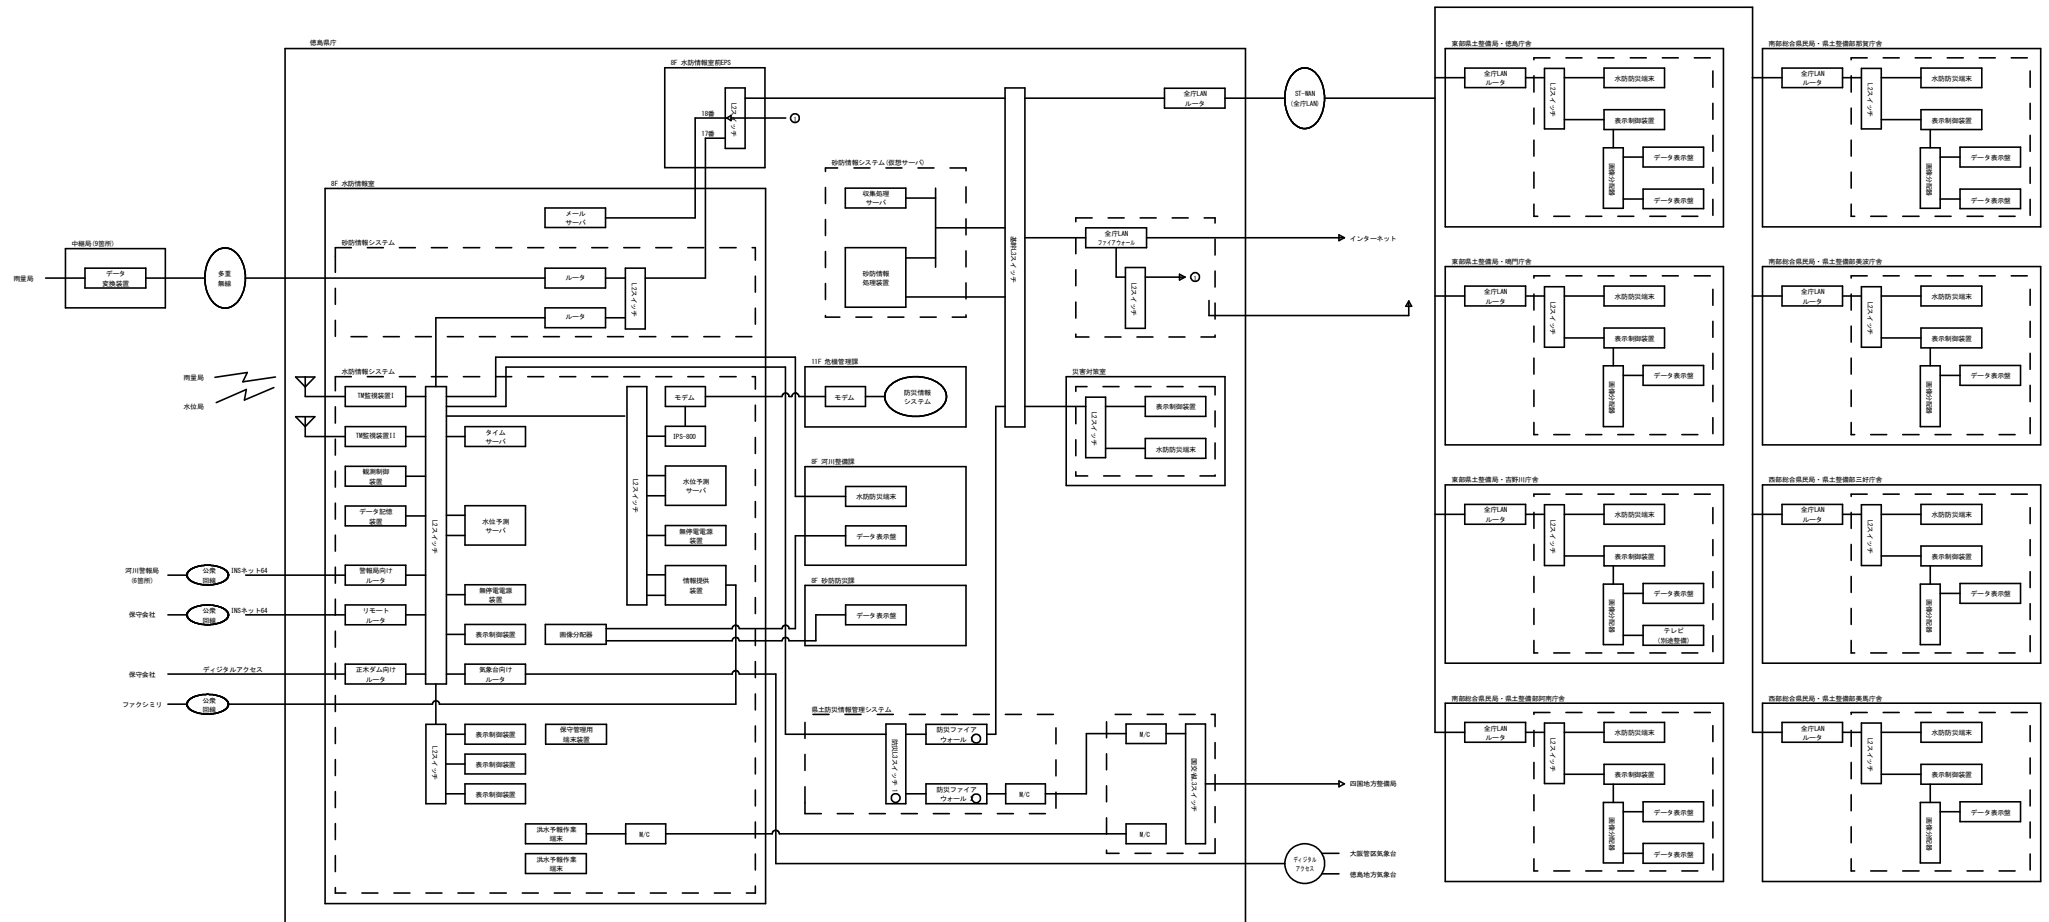


参考図面

工事名	R25三土 松尾観測局物 三・浜田松尾物 両観測局物工事		
路線名等	松尾観測局物		
工事箇所	三好市浜田町松尾物		
図面名	水防伝達システム/砂防情報システム 構成図		
縮尺	NO SCALE	図面番号	1 / 6
会社名			
事業者名	徳島県西部総合県民局		

無線観測局 機器構成図(参考図)

(国電通仕第46号 タイプ1 準拠)

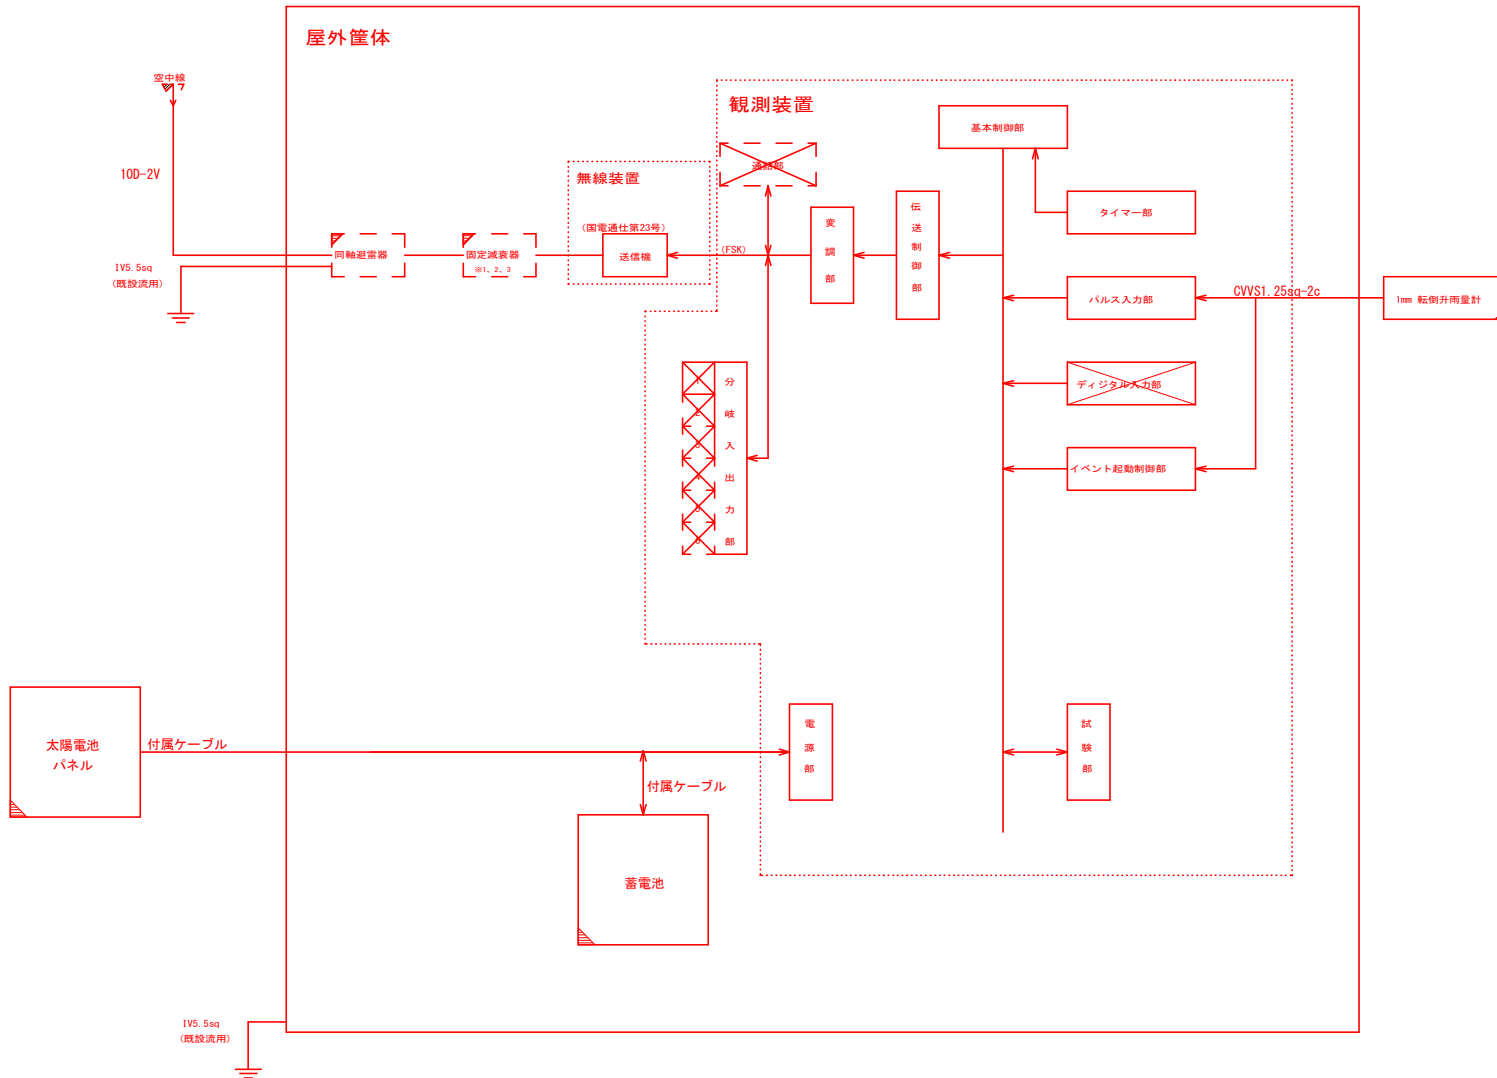

対象局

(固定減衰器)

(※1 : 10dB、※2 : 20dB、※3 : なし)

寺野局 ※3	川原柴局 ※3
大野局 ※3	黒北局 ※3
国政局 ※3	切久保局 ※3
粟山局 ※3	池ノ浦局 ※1
葛籠局 ※3	三谷局 ※1
井の久保局 ※3	穴吹市ノ下局 ※2
馬路局 ※1	猿飼局 ※1
松尾局 ※3	柴内局 ※1
太刀野山東局 ※3	曾我局 ※1
長田局 ※3	川見局 ※1
上吹局 ※3	半平局 ※3
大久保局 ※3	森遠局 ※3
野呂内局 ※3	平成荘局 ※3
水の丸局 ※3	奥大野局 ※3
	明谷局 ※3


凡例

	標準構成
	標準構成 未実装
	付加機能 実装
	付加機能 未実装
	その他 設置・実装
	その他 既設流用

参考図面

工事名	R23三土 松尾観測局他 三・池田松尾他 雨量観測設備工事		
路線名等	松尾観測局他		
工事箇所	三好市池田町松尾他		
図面名	無線観測局 機器構成図(参考図)		
縮尺	NO SCALE	図面番号	2 / 6
会社名			
事業者名	徳島県西部総合振興局		

機器外觀図 (参考図)

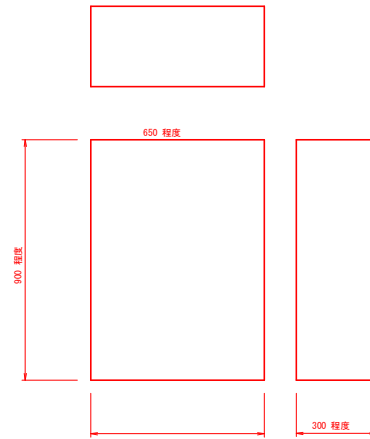


屋外筐体


参考図面

工事名	R2三土 松尾駅前緑地 三・池田松尾地 西置駅前防壁工事		
路線名等	松尾駅前緑地		
工事箇所	三好池田松尾地		
図面名	機器外觀図 (参考図)		
縮尺	S=1/10	図面番号	3 / 6
会社名			
事業者名	徳島県西部総合市民局		


松尾局 基本実装図及び配線系統図(参考図)

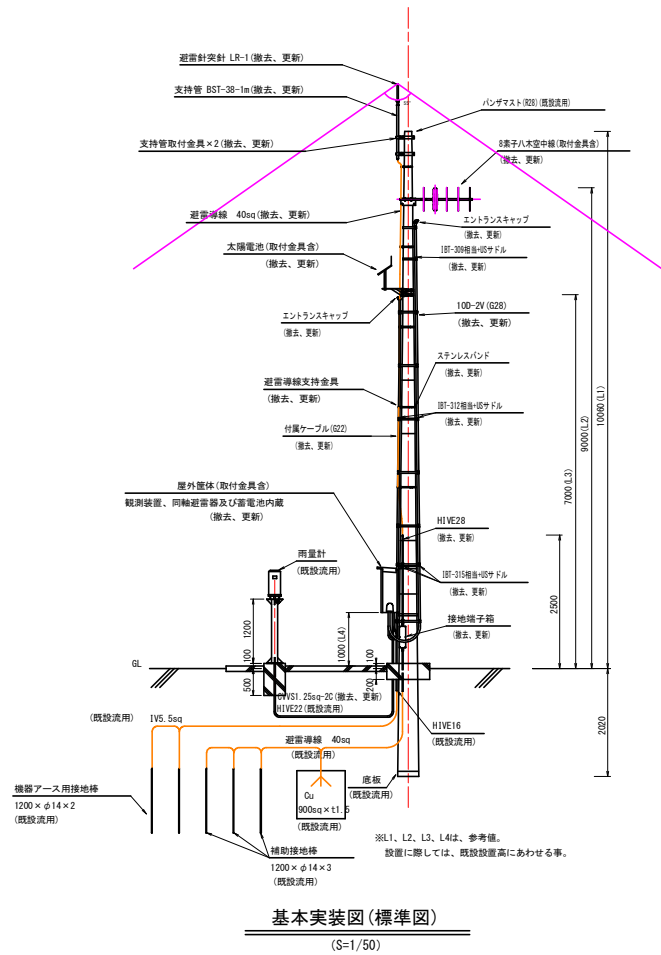


基本実装図(標準図)
(S=1/50)

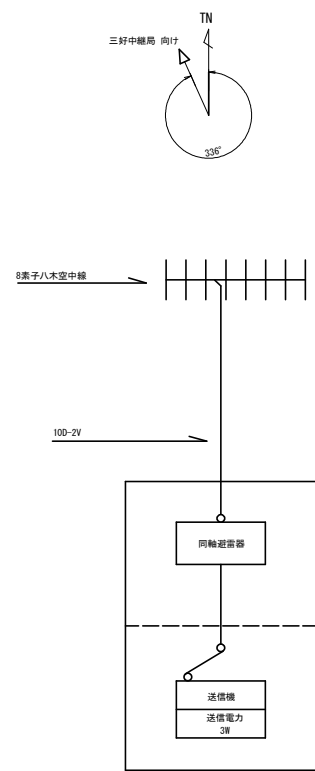

空中線系統図

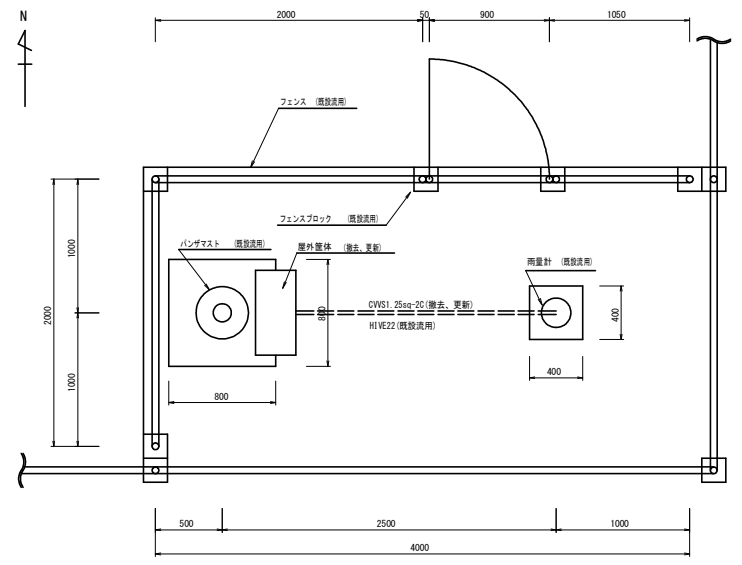





敷地平面図
(S=1/20)

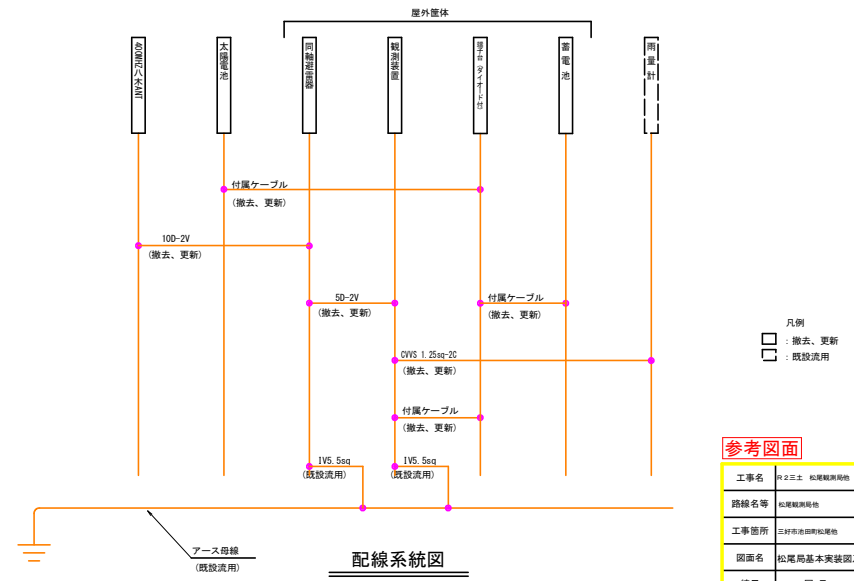

配線系統図

参考図面	
工事名	伊三三三 松尾局無線機 三・池田無線機 雨量観測設備工事
路線名等	松尾局無線機
工事箇所	三好市池田町松尾局
図面名	松尾局基本実装図及び配線系統図(参考図)
縮尺	図示 図面番号 4 / 6
会社名	
事業者名	徳島県西部総合飛行局

野呂内局 基本実装図及び配線系統図(参考図)

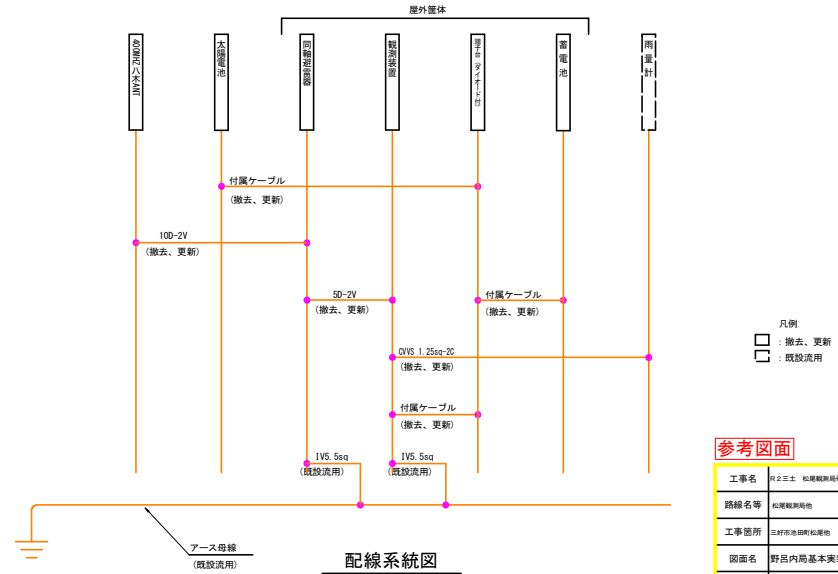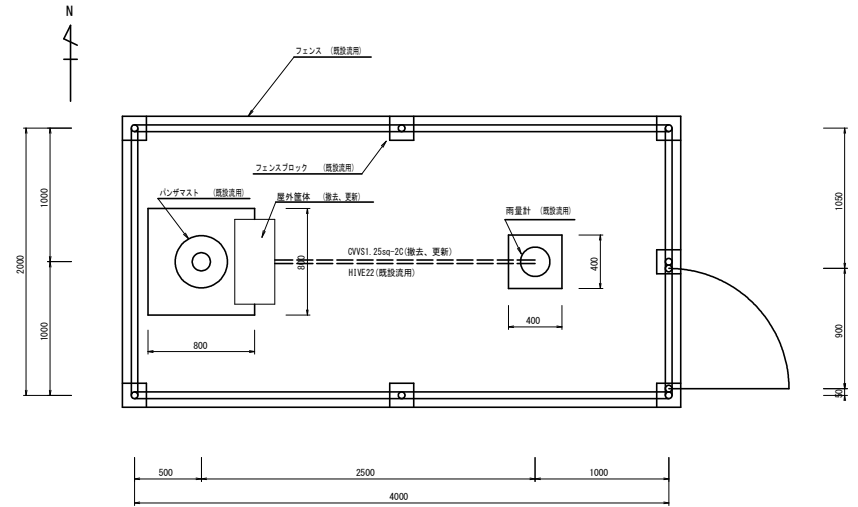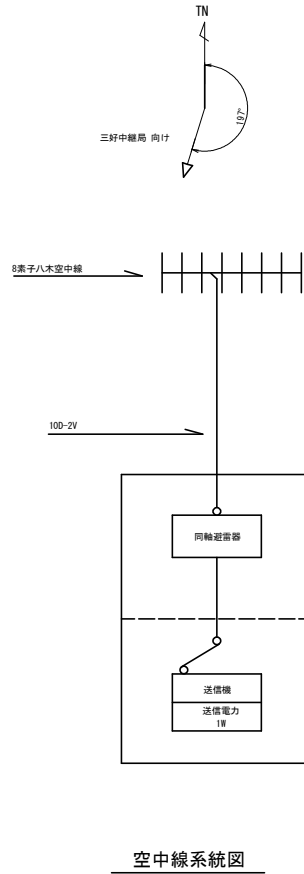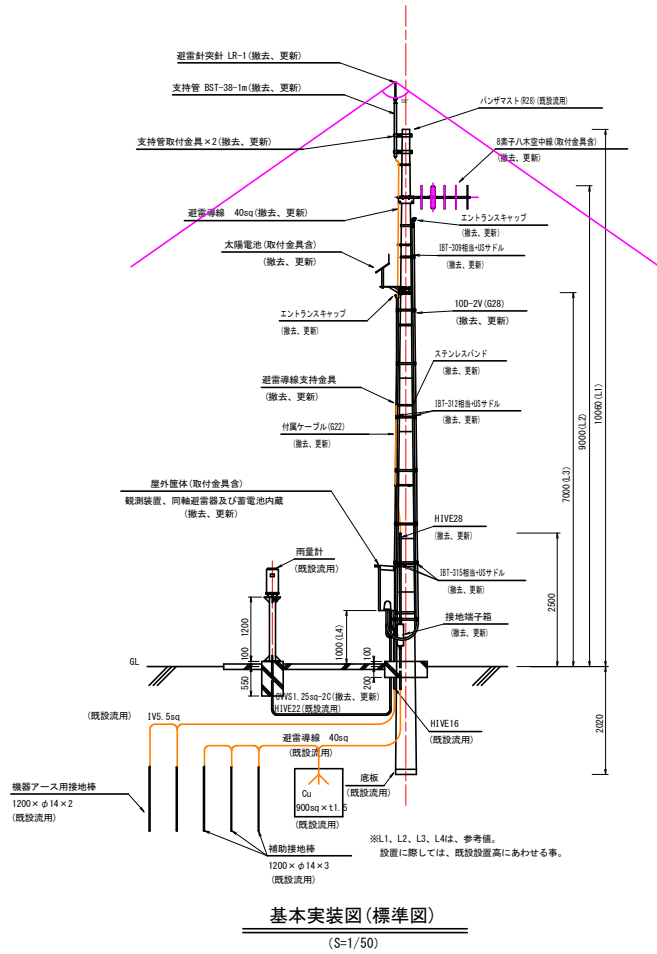

参考図面

工事名	伊三三主 松尾観測局 三・池田松尾 雨量観測設備工事
路線名等	松尾観測局
工事箇所	三好市池田町松尾
図面名	野呂内局基本実装図及び配線系統図(参考図)
縮尺	図示 図面番号 5 / 6
会社名	
事業者名	徳島県西部総合県民局

