


取水施設平面図

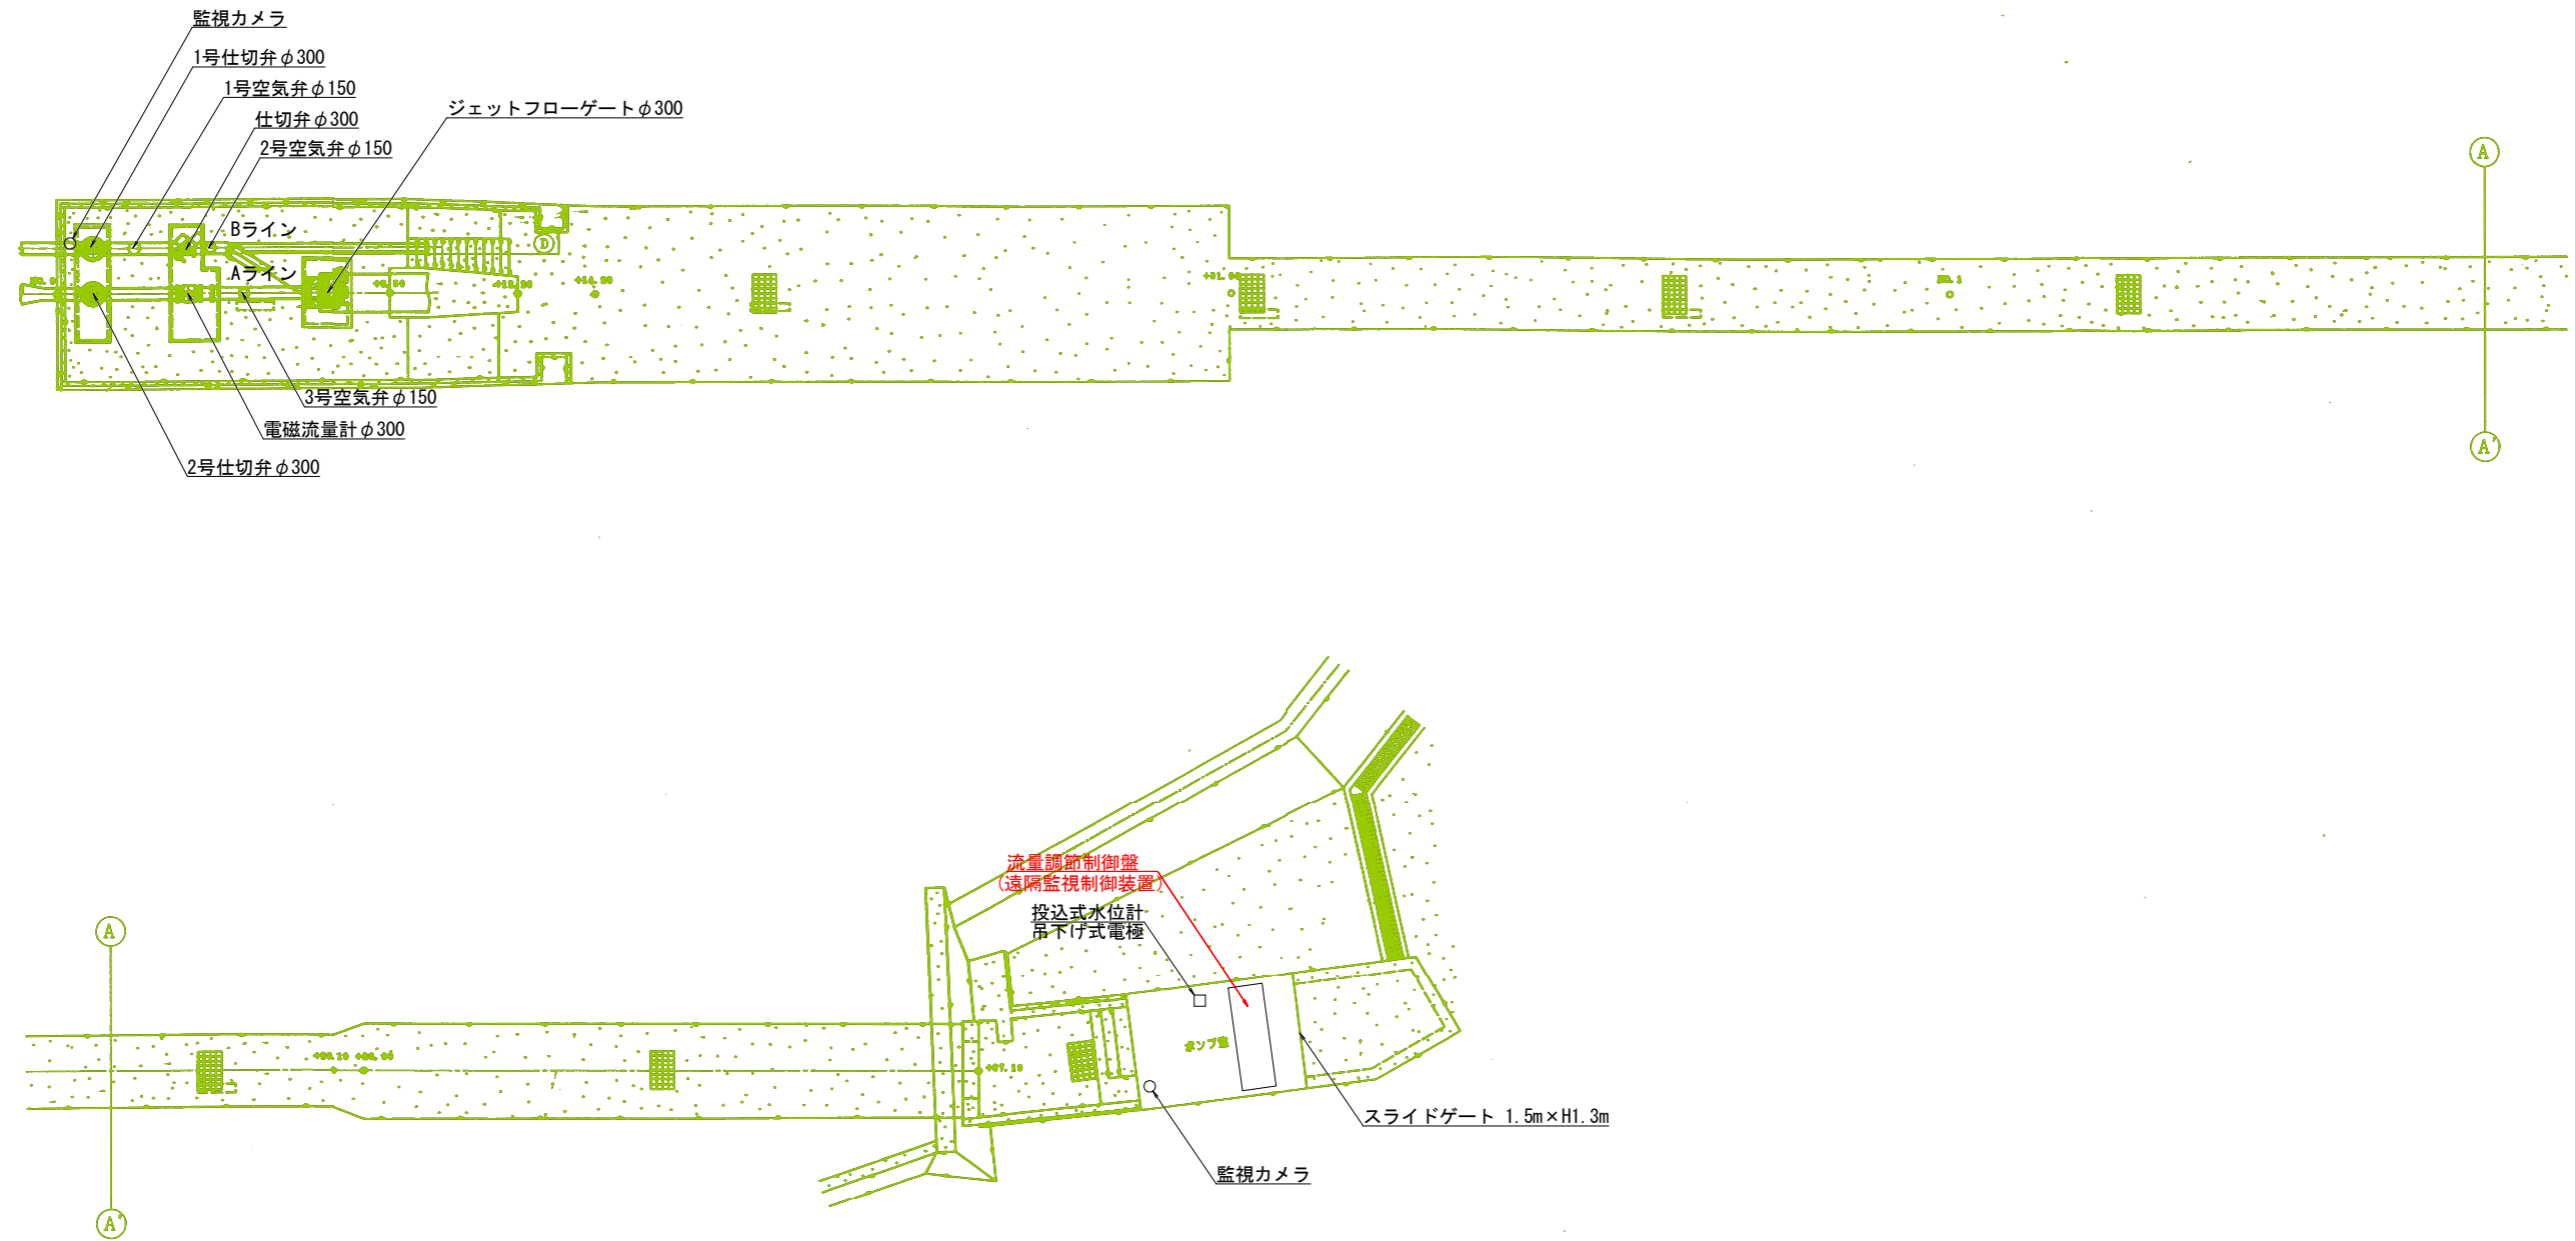


注記

1. 赤色の箇所は、更新対象機器を示す。
既設機器を撤去し、新設機器の据付を行う。
2. 施工前に現場を確認し、据付が可能であるか確認すること。

工事名	R3徳勝 ストマネ 勝浦用水 水管理制御システム整備2工事		
路線名等	勝浦用水地区		
工事箇所	勝浦郡勝浦町		
図面名	取水施設平面図		
縮尺	S=1:100	図面番号	1
会社名			
事業者名	徳島県東部農林水産局〈徳島〉		

横瀬配水池平面図

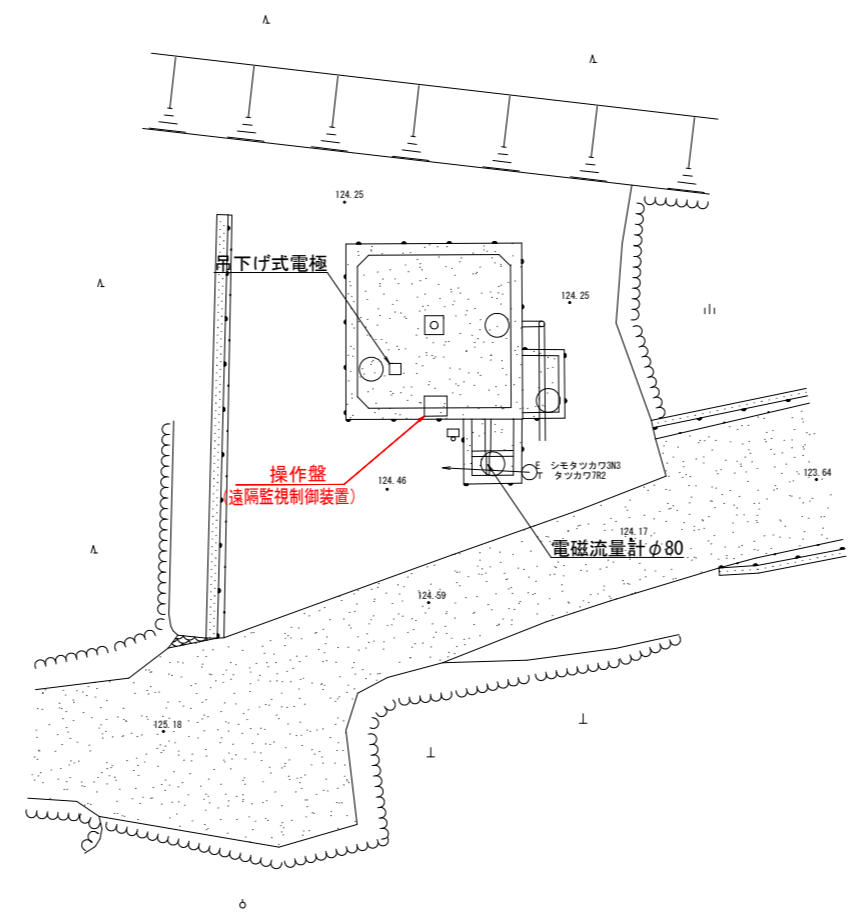


注記

1. 赤色の箇所は、更新対象機器を示す。
既設機器を撤去し、新設機器の据付を行う。
2. 施工前に現場を確認し、据付が可能であるか確認すること。

工事名	R3徳耕 ストマネ 勝浦用水 水管理制御システム整備2工事		
路線名等	勝浦用水地区		
工事箇所	勝浦郡勝浦町		
図面名	横瀬配水池平面図		
縮尺	S=1:100	図面番号	2
会社名	光設計株式会社		
事業者名	徳島県東部農林水産局<徳島>		

棚野配水池平面図

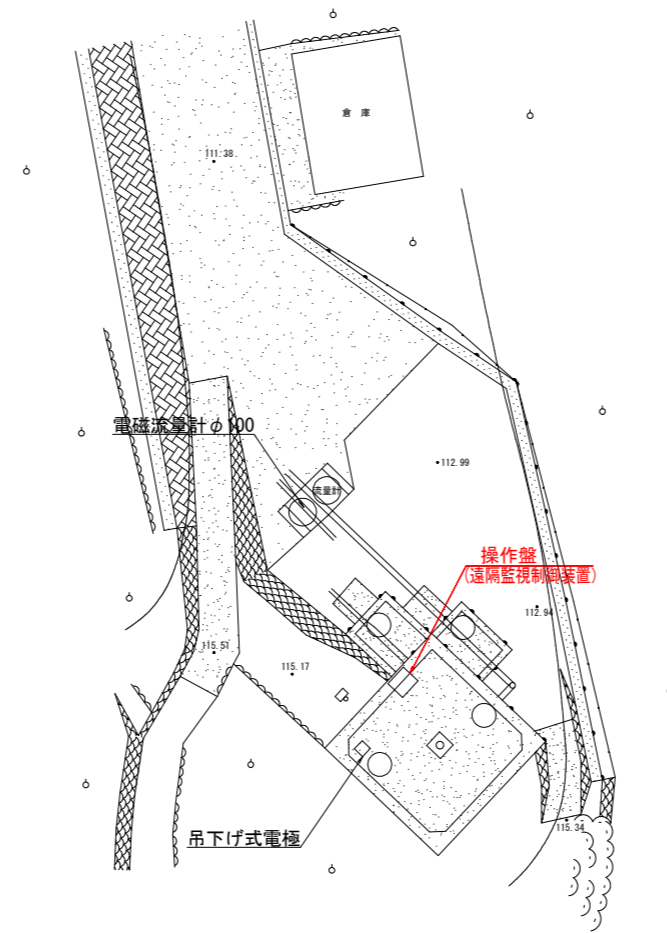


注記

1. 赤色の箇所は、更新対象機器を示す。
既設機器を撤去し、新設機器の据付を行う。
2. 施工前に現場を確認し、据付が可能であるか確認すること。

工事名	R3徳勝 ストマネ 勝浦用水 水管理制御システム整備2工事		
路線名等	勝浦用水地区		
工事箇所	勝浦郡勝浦町		
図面名	棚野配水池平面図		
縮尺	S=1:100	図面番号	3
会社名	光設計株式会社		
事業者名	徳島県東部農林水産局〈徳島〉		

久国配水池平面図

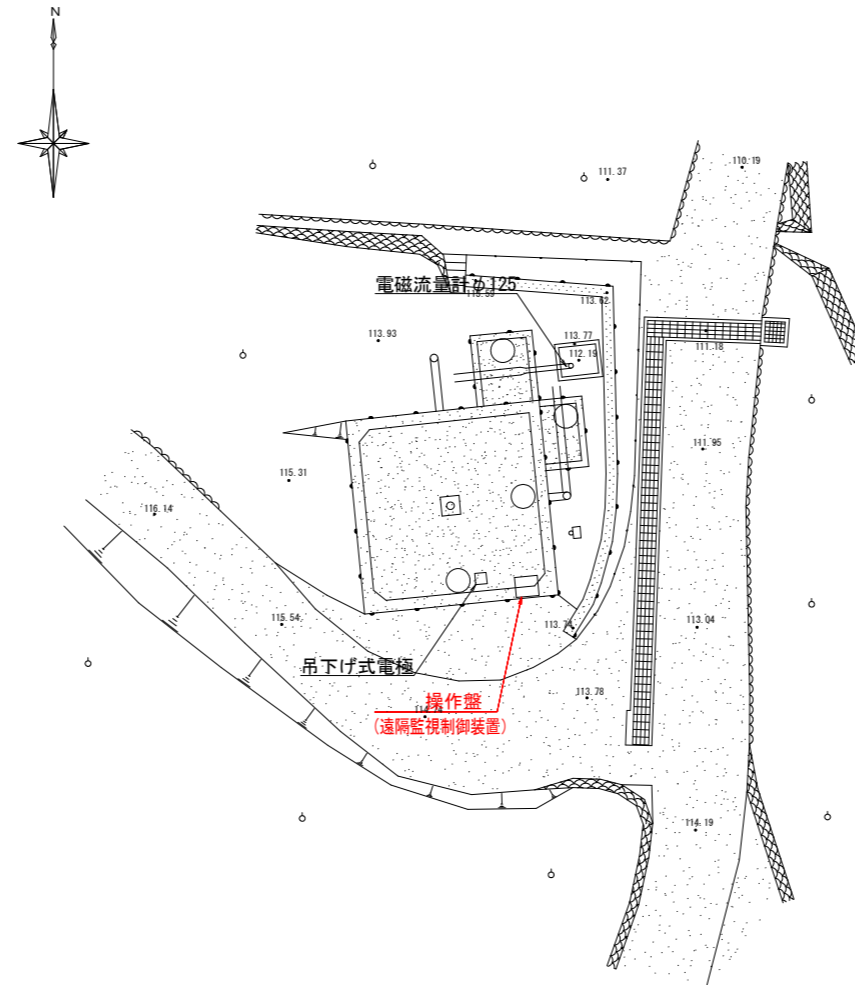


注記

1. 赤色の箇所は、更新対象機器を示す。
既設機器を撤去し、新設機器の据付を行う。
2. 施工前に現場を確認し、据付が可能であるか確認すること。

工事名	R3徳耕 ストマネ 勝浦用水 水管理制御システム整備2工事		
路線名等	勝浦用水地区		
工事箇所	勝浦郡勝浦町		
図面名	久国配水池平面図		
縮尺	S=1:100	図面番号	4
会社名			
事業者名	徳島県東部農林水産局〈徳島〉		

生名西配水池平面図

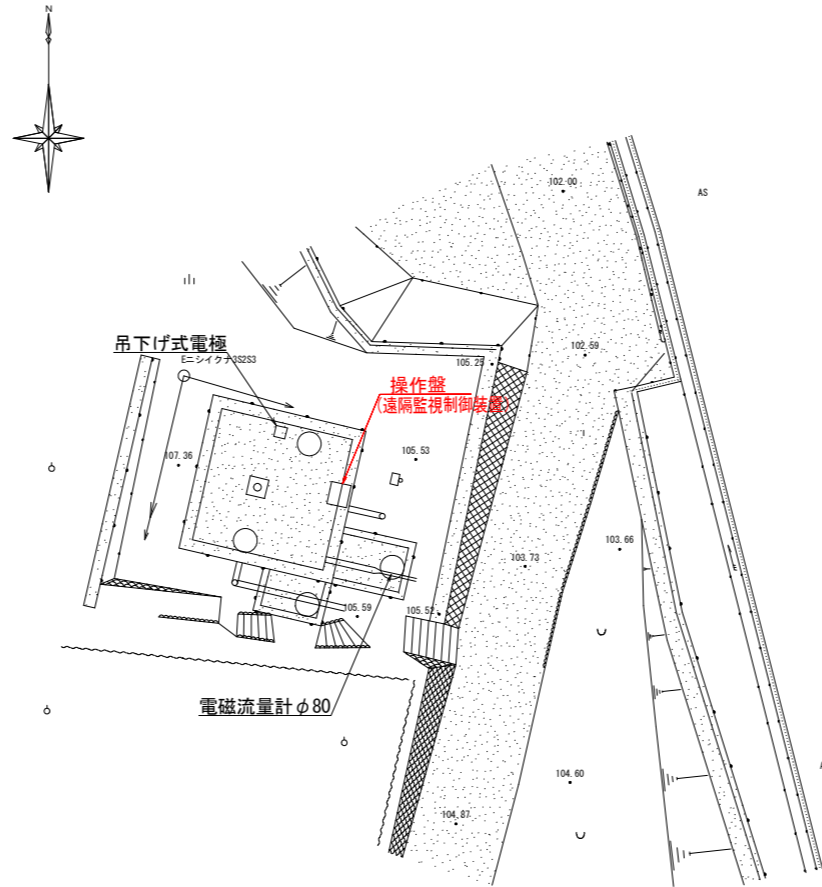


注記

1. 赤色の箇所は、更新対象機器を示す。
既設機器を撤去し、新設機器の据付を行う。
2. 施工前に現場を確認し、据付が可能であるか確認すること。

工事名	R3徳耕 ストマネ 勝浦用水 水管理制御システム整備2工事		
路線名等	勝浦用水地区		
工事箇所	勝浦郡勝浦町		
図面名	生名西配水池平面図		
縮尺	S=1:100	図面番号	5
会社名			
事業者名	徳島県東部農林水産局〈徳島〉		

生名東配水池平面図

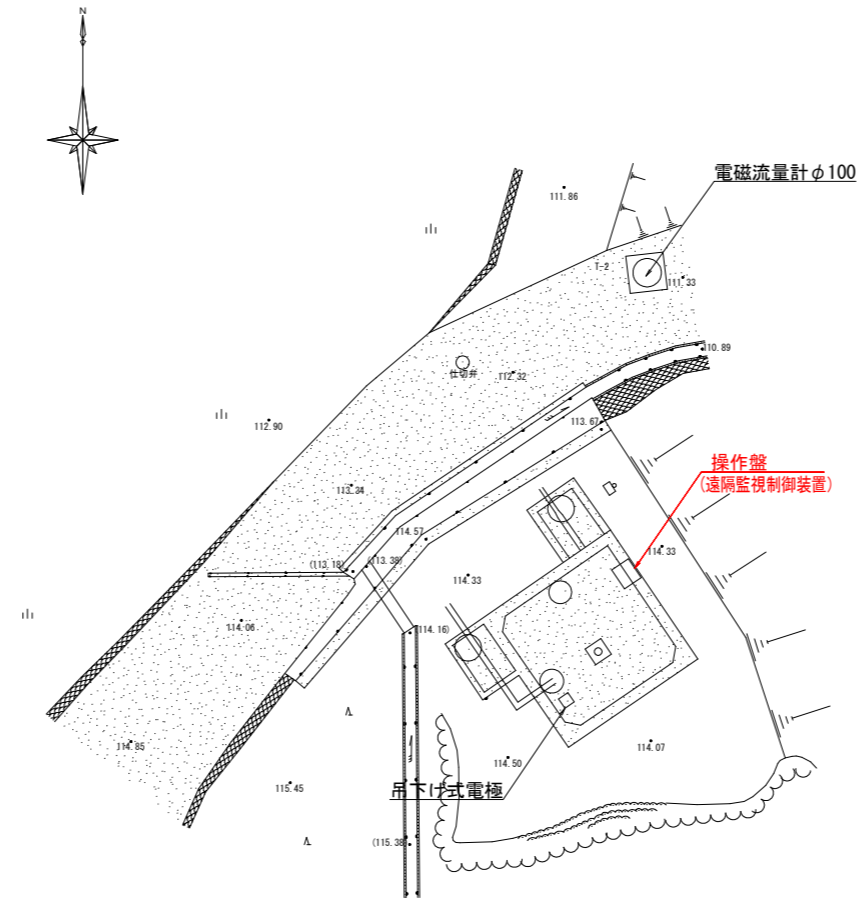


注記

1. 赤色の箇所は、更新対象機器を示す。
既設機器を撤去し、新設機器の据付を行う。
2. 施工前に現場を確認し、据付が可能であるか確認すること。

工事名	R3徳耕 ストマネ 勝浦用水 水管理制御システム整備2工事		
路線名等	勝浦用水地区		
工事箇所	勝浦郡勝浦町		
図面名	生名東配水池平面図		
縮尺	S=1:100	図面番号	6
会社名			
事業者名	徳島県東部農林水産局〈徳島〉		

中角西配水池平面図

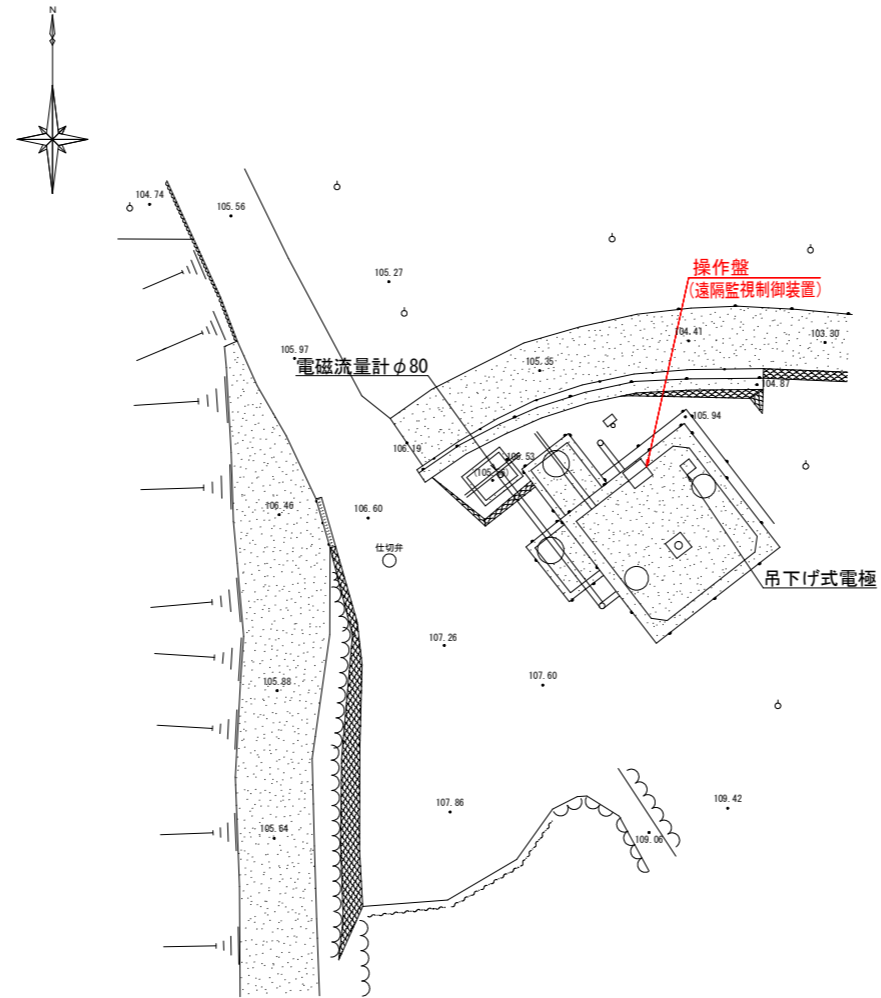


注記

1. 赤色の箇所は、更新対象機器を示す。
既設機器を撤去し、新設機器の据付を行う。
2. 施工前に現場を確認し、据付が可能であるか確認すること。

工事名	R3徳耕 ストマネ 勝浦用水 水管理制御システム整備2工事		
路線名等	勝浦用水地区		
工事箇所	勝浦郡勝浦町		
図面名	中角西配水池平面図		
縮尺	S=1:100	図面番号	7
会社名			
事業者名	徳島県東部農林水産局〈徳島〉		

中角東配水池平面図

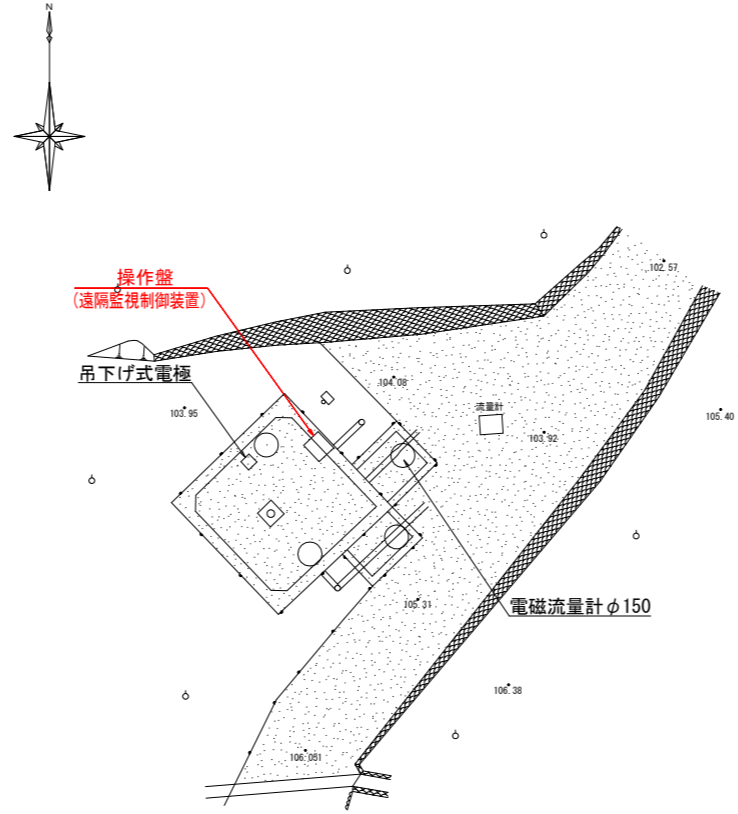


注記

1. 赤色の箇所は、更新対象機器を示す。
既設機器を撤去し、新設機器の据付を行う。
2. 施工前に現場を確認し、据付が可能であるか確認すること。

工事名	R3徳耕 ストマネ 勝浦用水 水管理制御システム整備2工事		
路線名等	勝浦用水地区		
工事箇所	勝浦郡勝浦町		
図面名	中角東配水池平面図		
縮尺	S=1:100	図面番号	8
会社名			
事業者名	徳島県東部農林水産局〈徳島〉		

山西配水池平面図

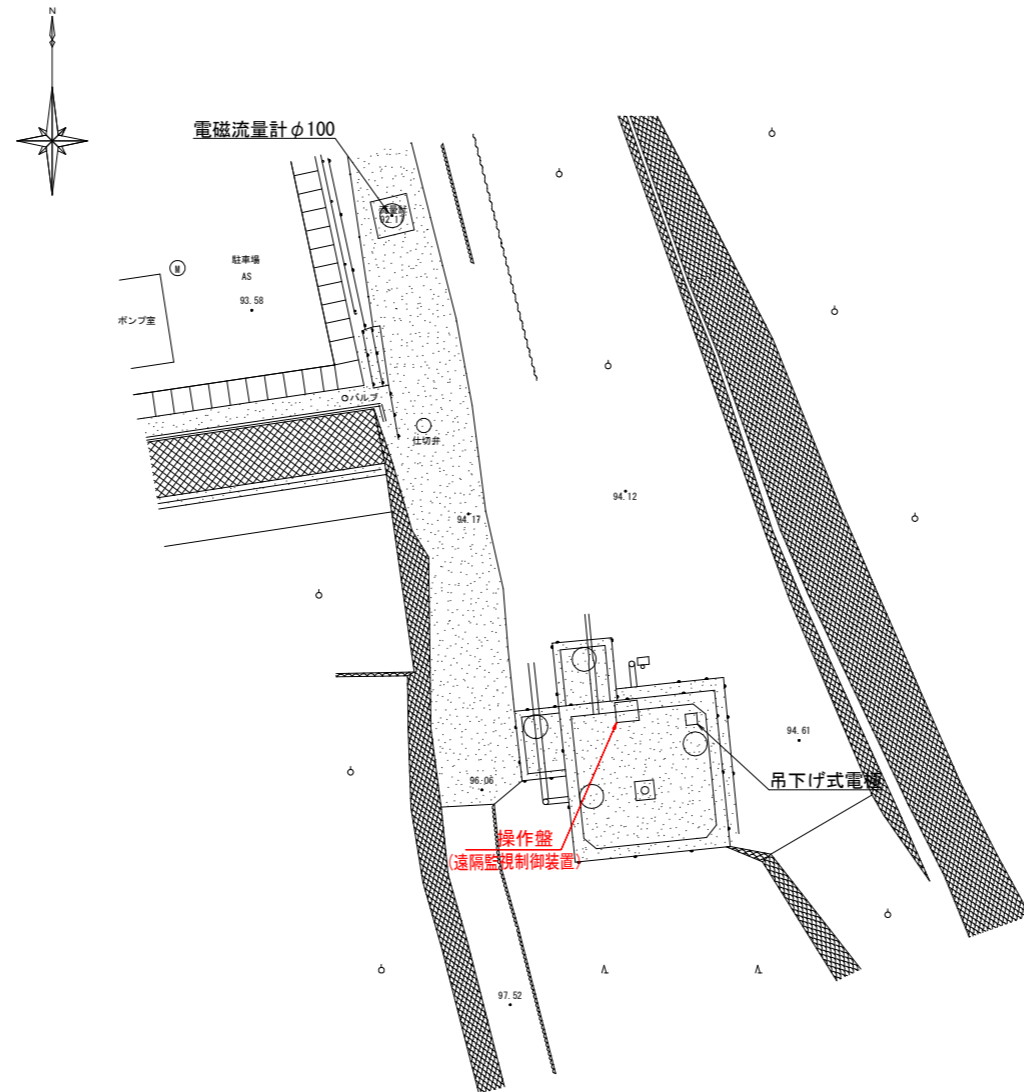


注記

1. 赤色の箇所は、更新対象機器を示す。
既設機器を撤去し、新設機器の据付を行う。
2. 施工前に現場を確認し、据付が可能であるか確認すること。

工事名	R3徳耕 ストマネ 勝浦用水 水管理制御システム整備 2 工事		
路線名等	勝浦用水地区		
工事箇所	勝浦郡勝浦町		
図面名	山西配水池平面図		
縮尺	S=1:100	図面番号	9
会社名			
事業者名	徳島県東部農林水産局〈徳島〉		

沼江・掛谷配水池平面図

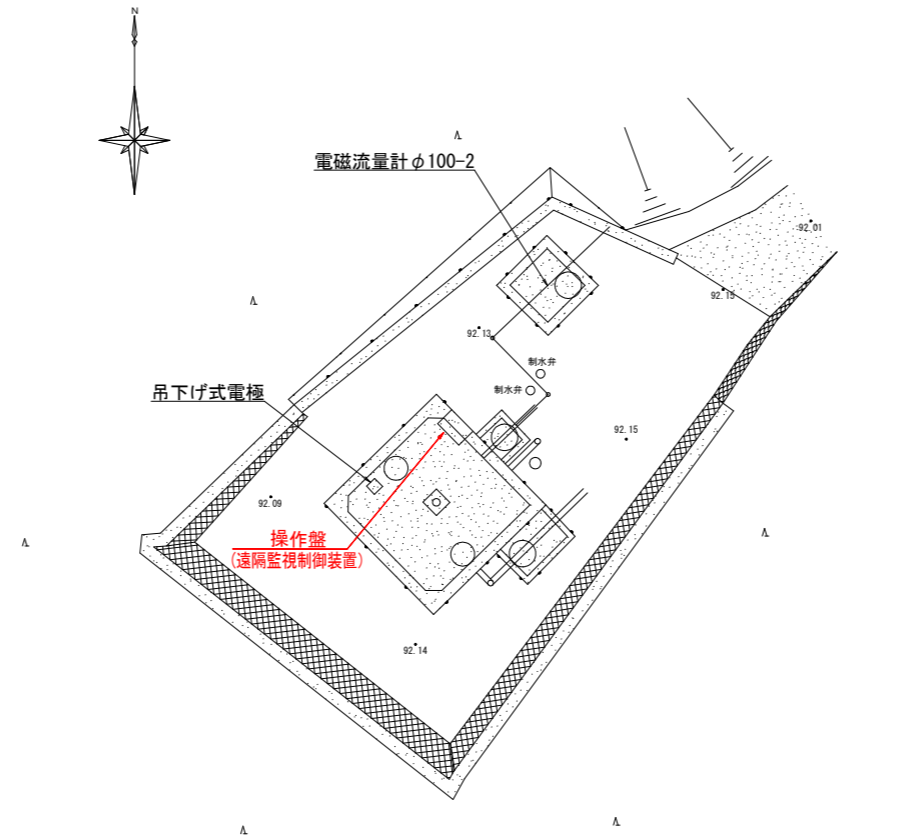


注 記

1. 赤色の箇所は、更新対象機器を示す。
既設機器を撤去し、新設機器の据付を行う。
2. 施工前に現場を確認し、据付が可能であるか確認すること。

工 事 名	R3徳耕 ストマネ 勝浦用水 水管理制御システム整備2工事		
路線名等	勝浦用水地区		
工事箇所	勝浦郡勝浦町		
図 面 名	沼江・掛谷配水池平面図		
縮 尺	S=1:100	図面番号	10
会 社 名			
事業者名	徳島県東部農林水産局〈徳島〉		

石原配水池平面図

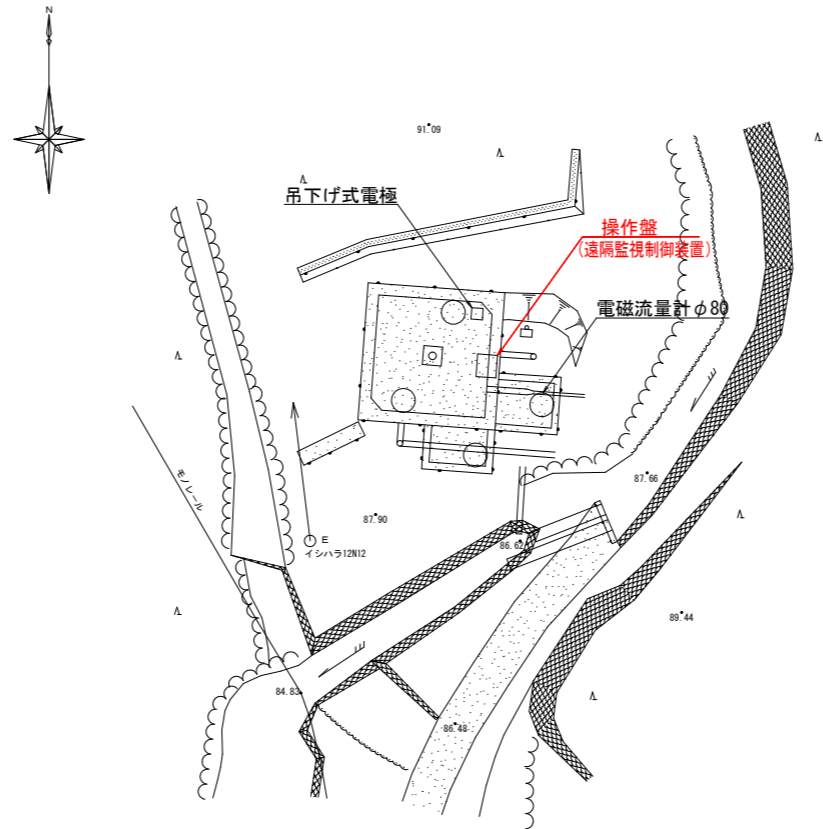


注記

1. 赤色の箇所は、更新対象機器を示す。
既設機器を撤去し、新設機器の据付を行う。
2. 施工前に現場を確認し、据付が可能であるか確認すること。

工事名	R3徳耕 ストマネ 勝浦用水 水管理制御システム整備2工事		
路線名等	勝浦用水地区		
工事箇所	勝浦郡勝浦町		
図面名	石原配水池平面図		
縮尺	S=1:100	図面番号	11
会社名			
事業者名	徳島県東部農林水産局〈徳島〉		

与川内配水池平面図

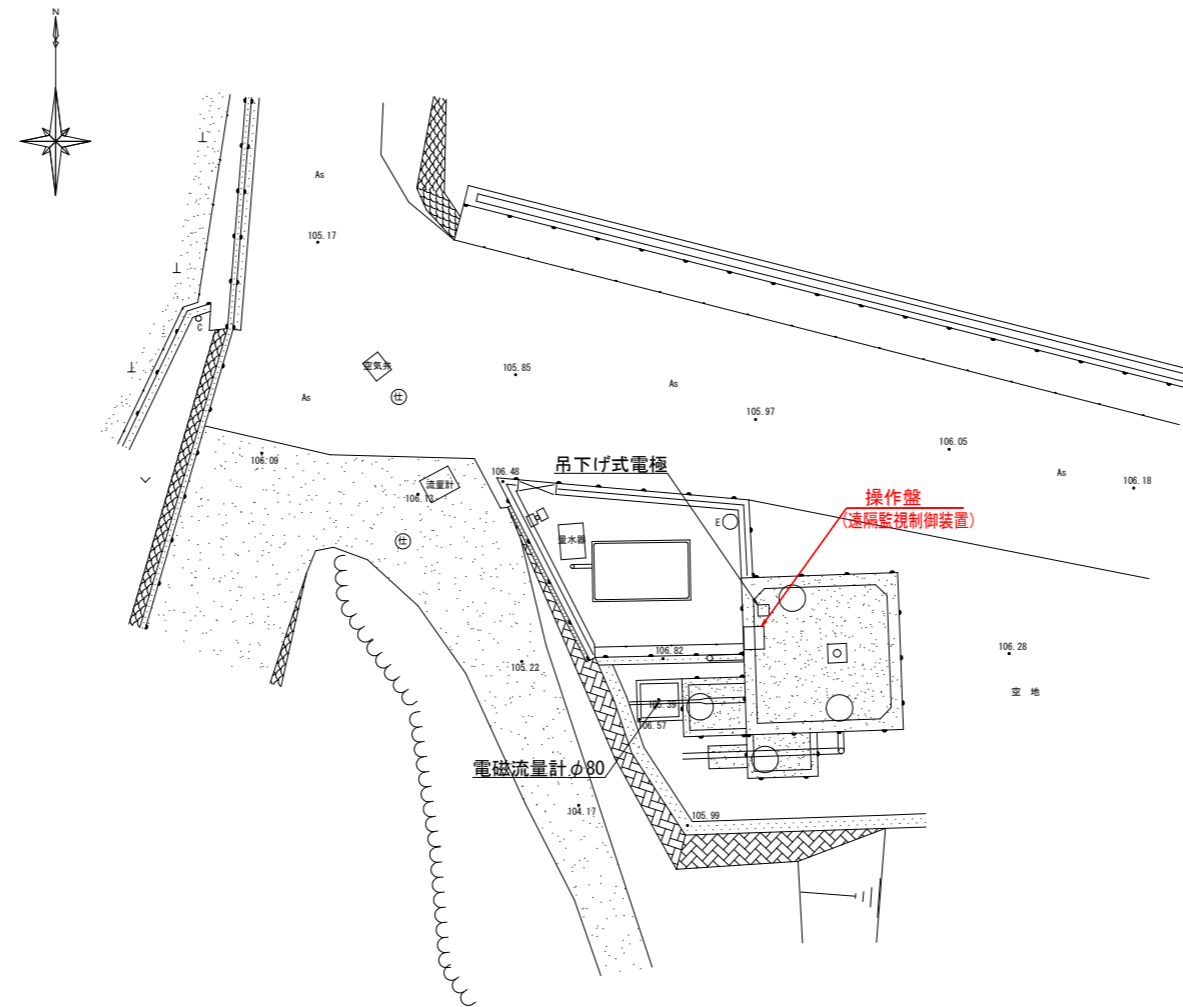


注記

1. 赤色の箇所は、更新対象機器を示す。
既設機器を撤去し、新設機器の据付を行う。
2. 施工前に現場を確認し、据付が可能であるか確認すること。

工事名	R3徳耕 ストマネ 勝浦用水 水管理制御システム整備2工事		
路線名等	勝浦用水地区		
工事箇所	勝浦郡勝浦町		
図面名	与川内配水池平面図		
縮尺	S=1:100	図面番号	12
会社名			
事業者名	徳島県東部農林水産局〈徳島〉		

中山西配水池平面図

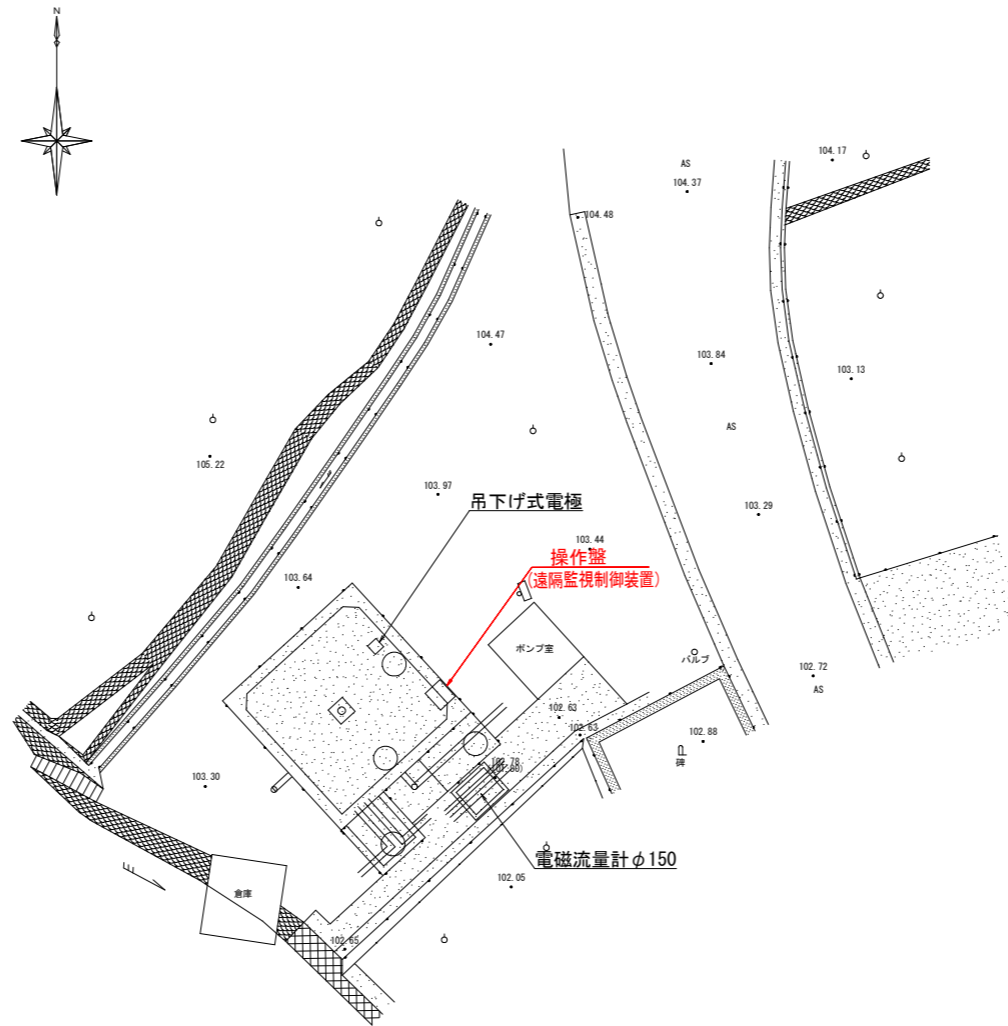


注記

1. 赤色の箇所は、更新対象機器を示す。
既設機器を撤去し、新設機器の据付を行う。
2. 施工前に現場を確認し、据付が可能であるか確認すること。

工事名	R3徳耕 ストマネ 勝浦用水 水管理制御システム整備2工事		
路線名等	勝浦用水地区		
工事箇所	勝浦郡勝浦町		
図面名	中山西配水池平面図		
縮尺	S=1:100	図面番号	13
会社名			
事業者名	徳島県東部農林水産局〈徳島〉		

中山東配水池平面図

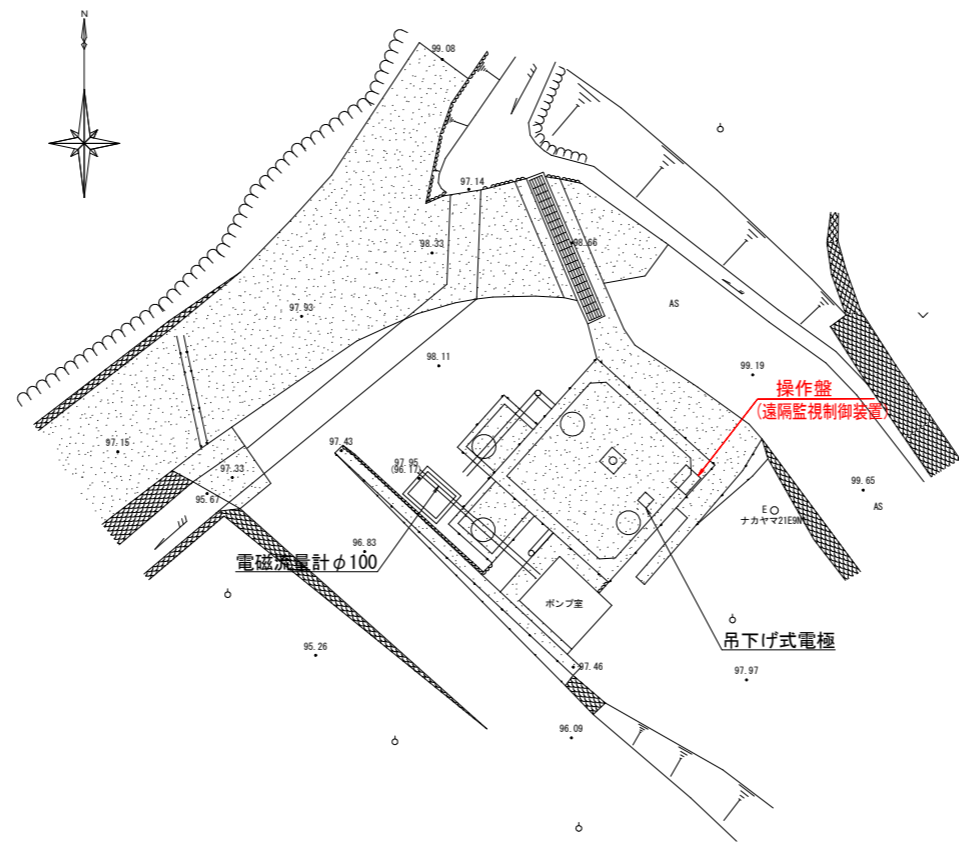


注記

1. 赤色の箇所は、更新対象機器を示す。
既設機器を撤去し、新設機器の据付を行う。
2. 施工前に現場を確認し、据付が可能であるか確認すること。

工事名	R3徳耕 ストマネ 勝浦用水 水管理制御システム整備2工事		
路線名等	勝浦用水地区		
工事箇所	勝浦郡勝浦町		
図面名	中山東配水池平面図		
縮尺	S=1:100	図面番号	14
会社名			
事業者名	徳島県東部農林水産局〈徳島〉		

行示配水池平面図

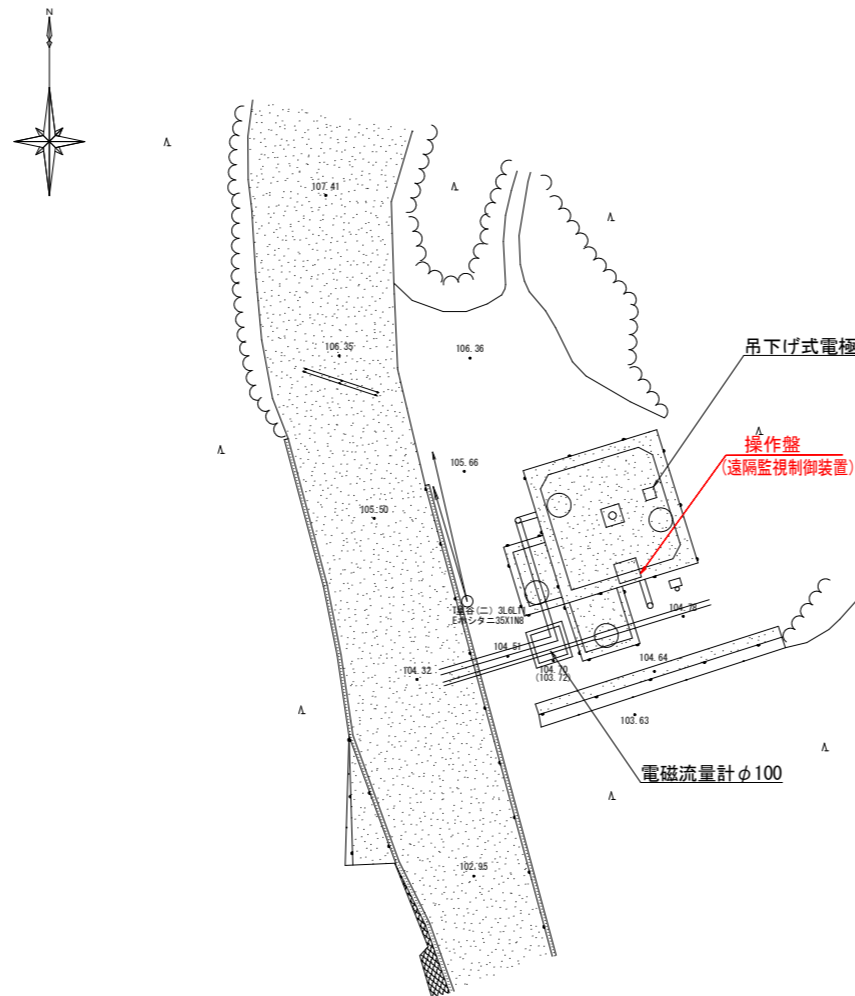


注 記

1. 赤色の箇所は、更新対象機器を示す。
既設機器を撤去し、新設機器の据付を行う。
2. 施工前に現場を確認し、据付が可能であるか確認すること。

工事名	R3徳耕 ストマネ 勝浦用水 水管理制御システム整備2工事		
路線名等	勝浦用水地区		
工事箇所	勝浦郡勝浦町		
図面名	行示配水池平面図		
縮 尺	S=1:100	図面番号	15
会 社 名			
事業者名	徳島県東部農林水産局〈徳島〉		

黒岩配水池平面図

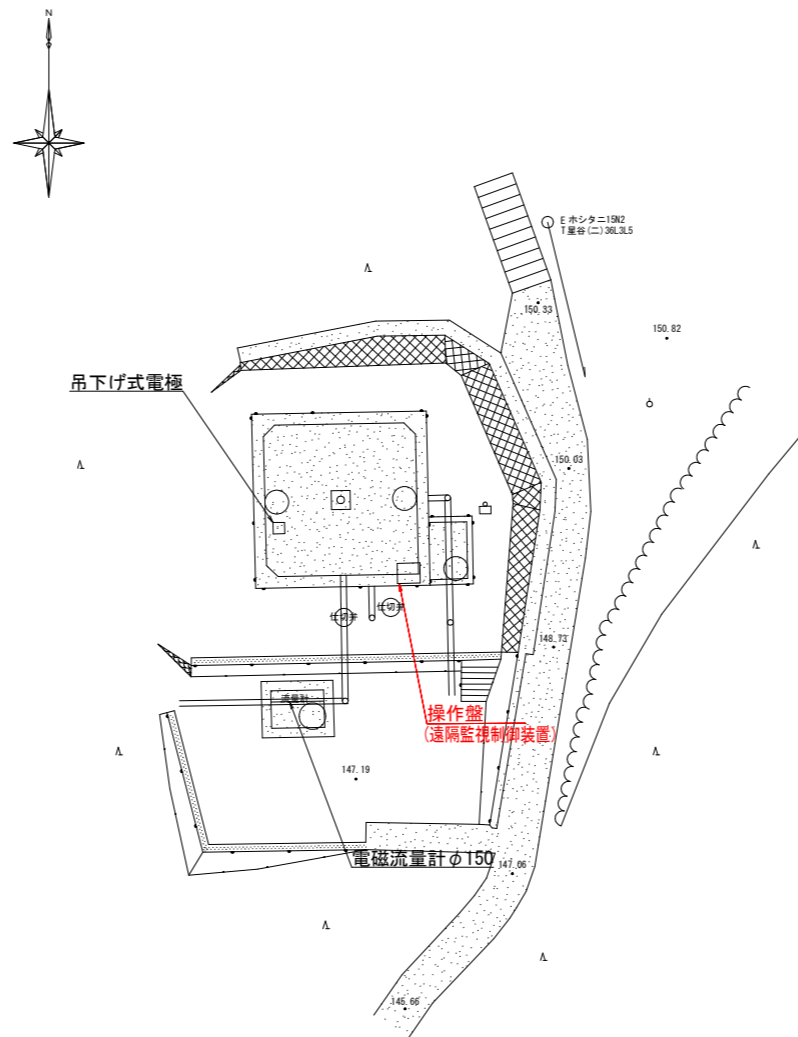


注記

1. 赤色の箇所は、更新対象機器を示す。
既設機器を撤去し、新設機器の据付を行う。
2. 施工前に現場を確認し、据付が可能であるか確認すること。

工事名	R3徳耕 ストマネ 勝浦用水 水管理制御システム整備2工事		
路線名等	勝浦用水地区		
工事箇所	勝浦郡勝浦町		
図面名	黒岩配水池平面図		
縮尺	S=1:100	図面番号	16
会社名			
事業者名	徳島県東部農林水産局〈徳島〉		

今山配水池平面図

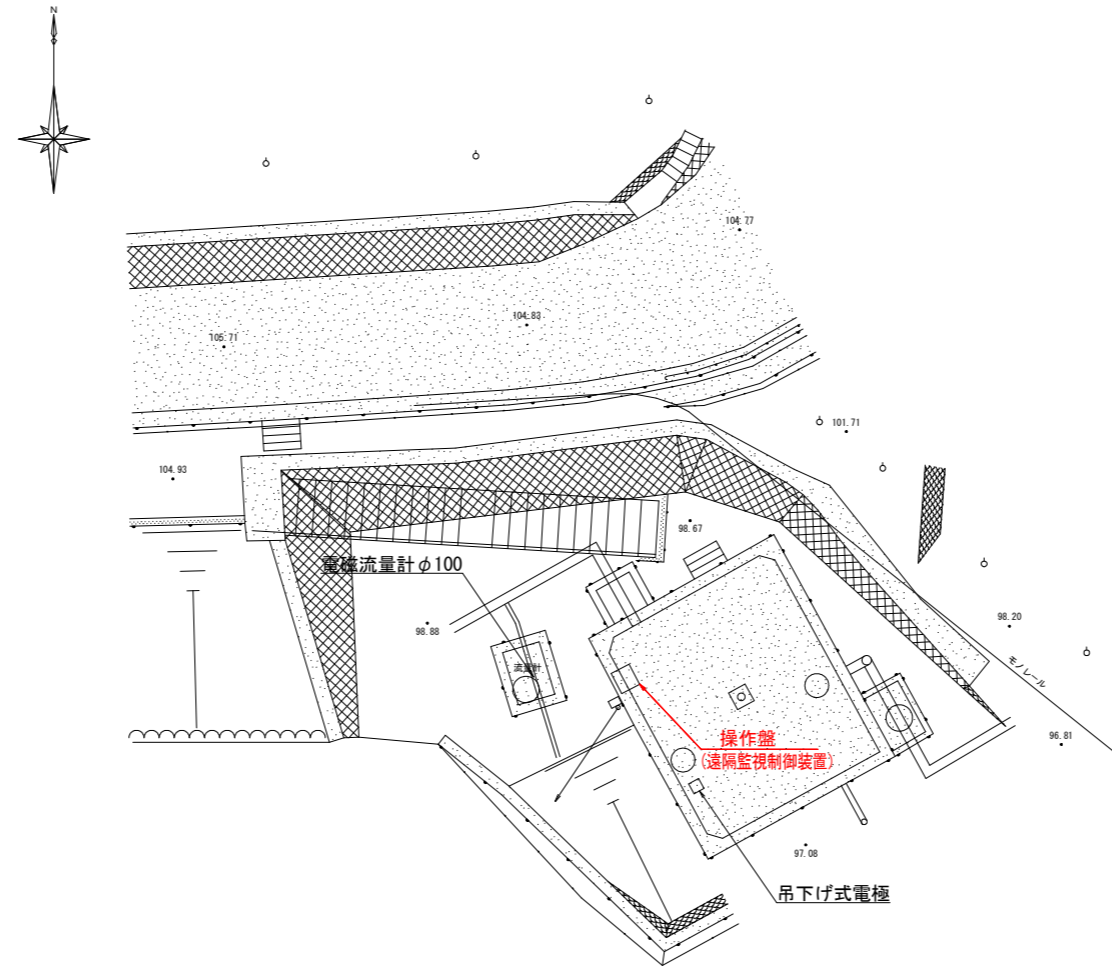


注記

1. 赤色の箇所は、更新対象機器を示す。
既設機器を撤去し、新設機器の据付を行う。
2. 施工前に現場を確認し、据付が可能であるか確認すること。


工事名	R3徳耕 ストマネ 勝浦用水 水管理制御システム整備2工事		
路線名等	勝浦用水地区		
工事箇所	勝浦郡勝浦町		
図面名	今山配水池平面図		
縮尺	S=1:100	図面番号	17
会社名			
事業者名	徳島県東部農林水産局〈徳島〉		

システム構成図

工事名	R3修繕 ストマネ 勝浦用水 水管理制御システム整備2工事		
路線名等	勝浦用水地区		
工事箇所	勝浦郡勝浦町		
図面名	システム構成図		
縮尺	FREE	図面番号	18
会社名			
事業者名	徳島県東部農林水産局<徳島>		

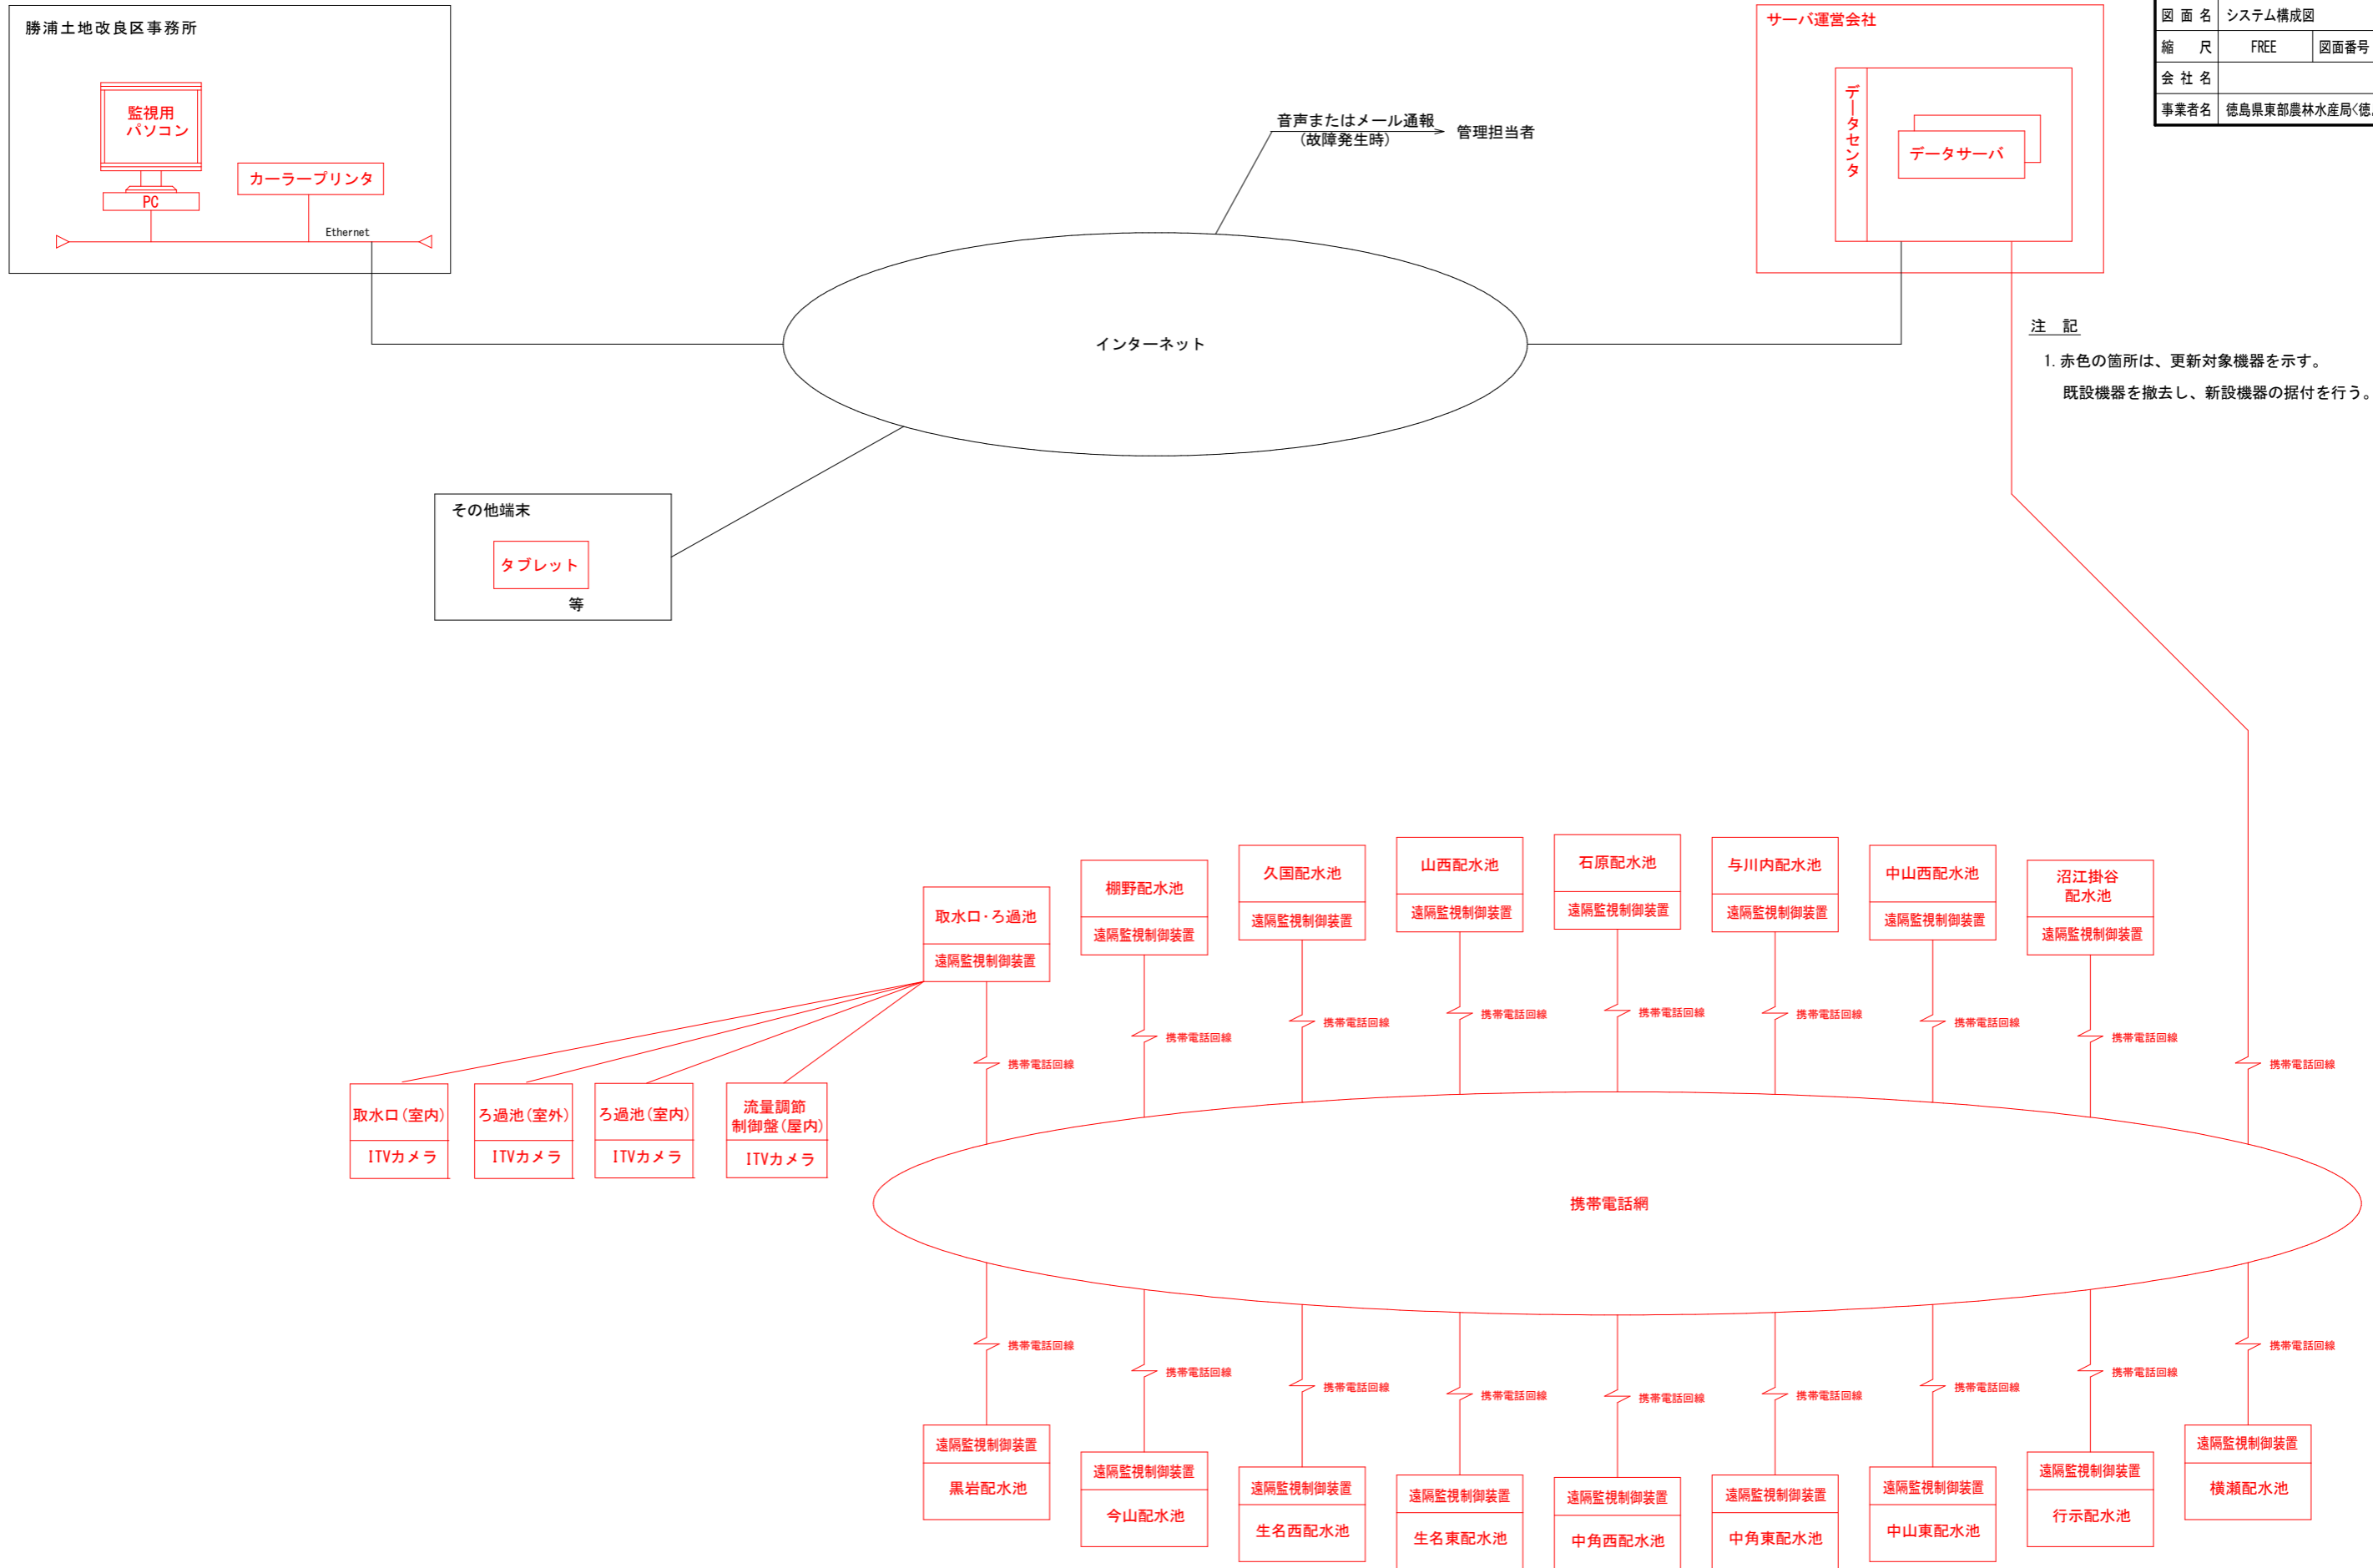


注記
 1. 赤色の箇所は、更新対象機器を示す。
 既設機器を撤去し、新設機器の据付を行う。

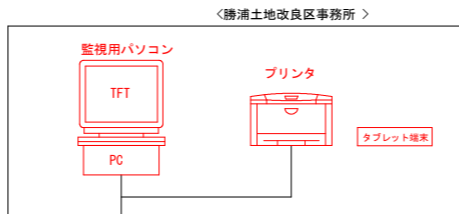


インターネット

＜サーバー運営会社＞

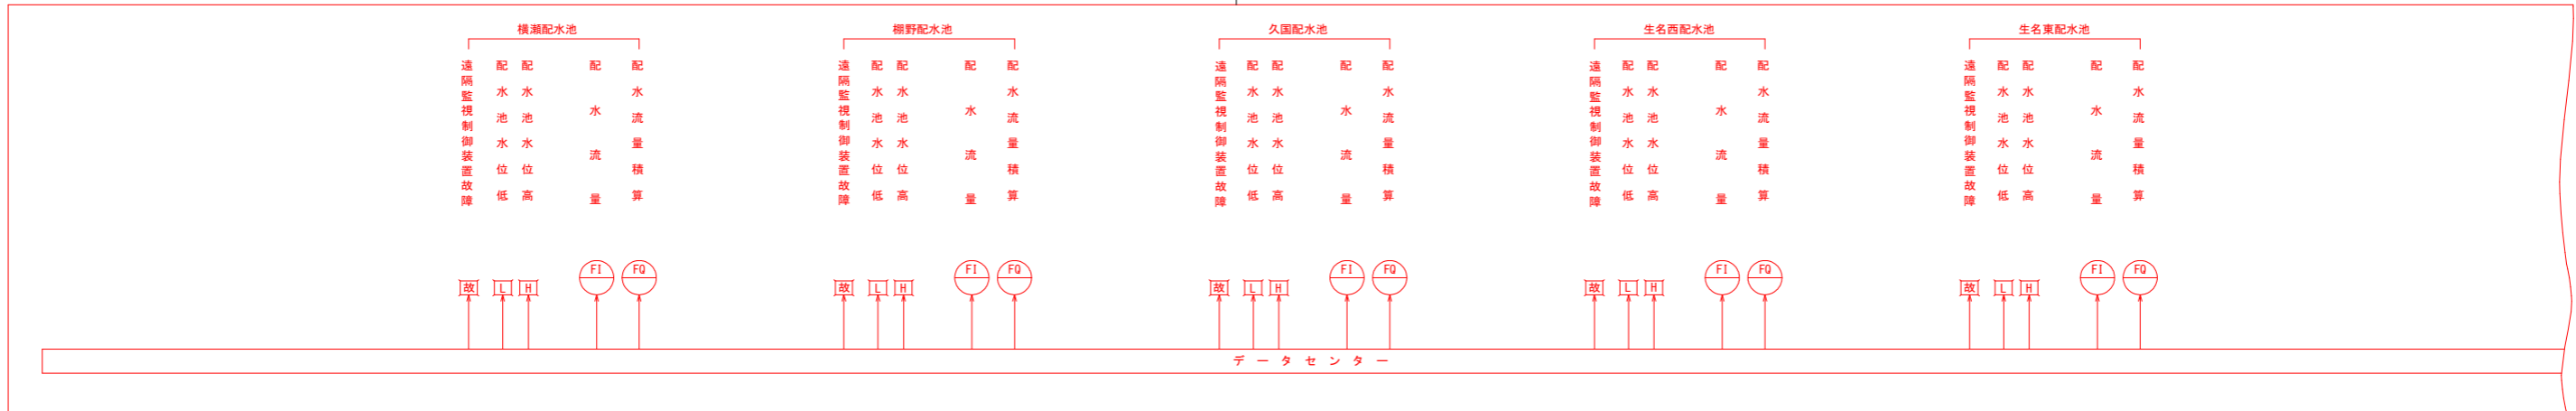

携帯電話網

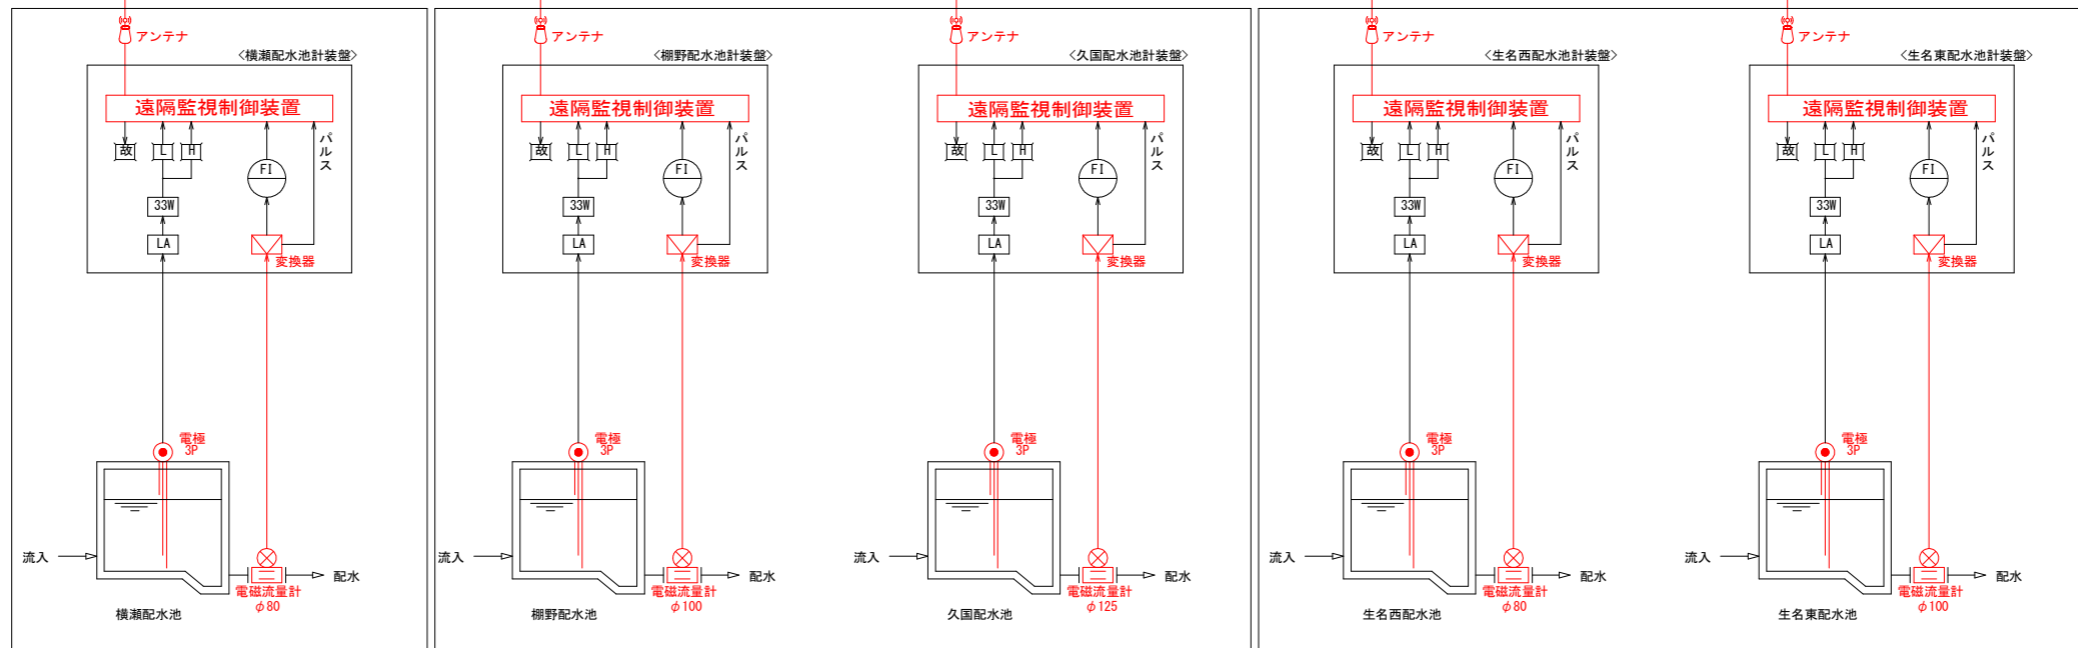


注記


- 赤色の箇所は、更新対象機器を示す。
既設機器を撤去し、新設機器の据付を行う。

工事名	R3徳耕 ストマネ 勝浦用水 水管理制御システム整備2工事		
路線名等	勝浦用水地区		
工事箇所	勝浦郡勝浦町		
図面名	計装フローシート 1		
縮尺	FREE	図面番号	19
会社名			
事業者名	徳島県東部農林水産局<徳島>		


工事名	R3修繕 ストマネ 勝浦用水 水管理制御システム整備2工事		
路線名等	勝浦用水地区		
工事箇所	勝浦郡勝浦町		
図面名	計装フローシート 2		
縮尺	FREE	図面番号	20
会社名			
事業者名	徳島県東部農林水産局<徳島>		

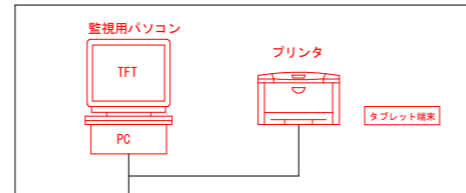

インターネット

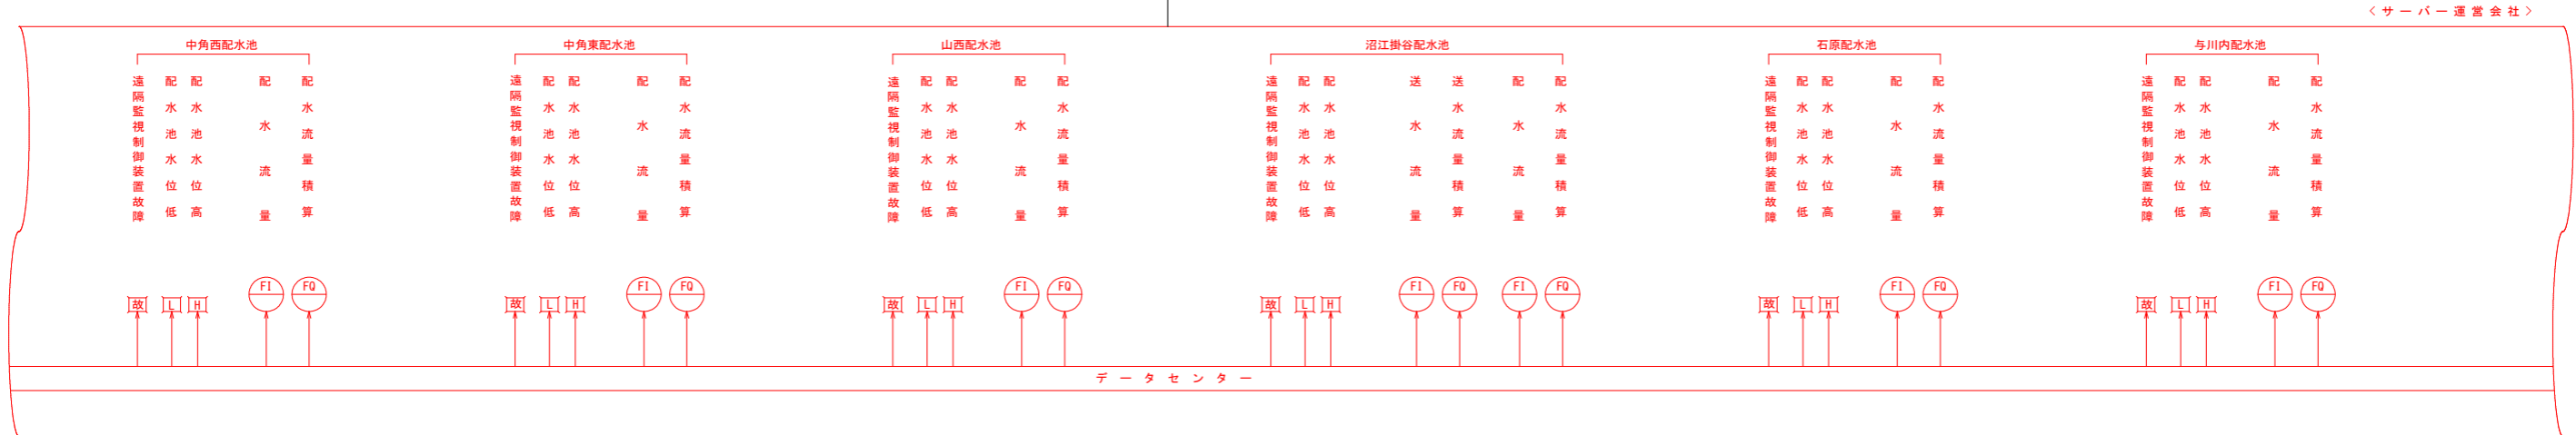


携帯電話網

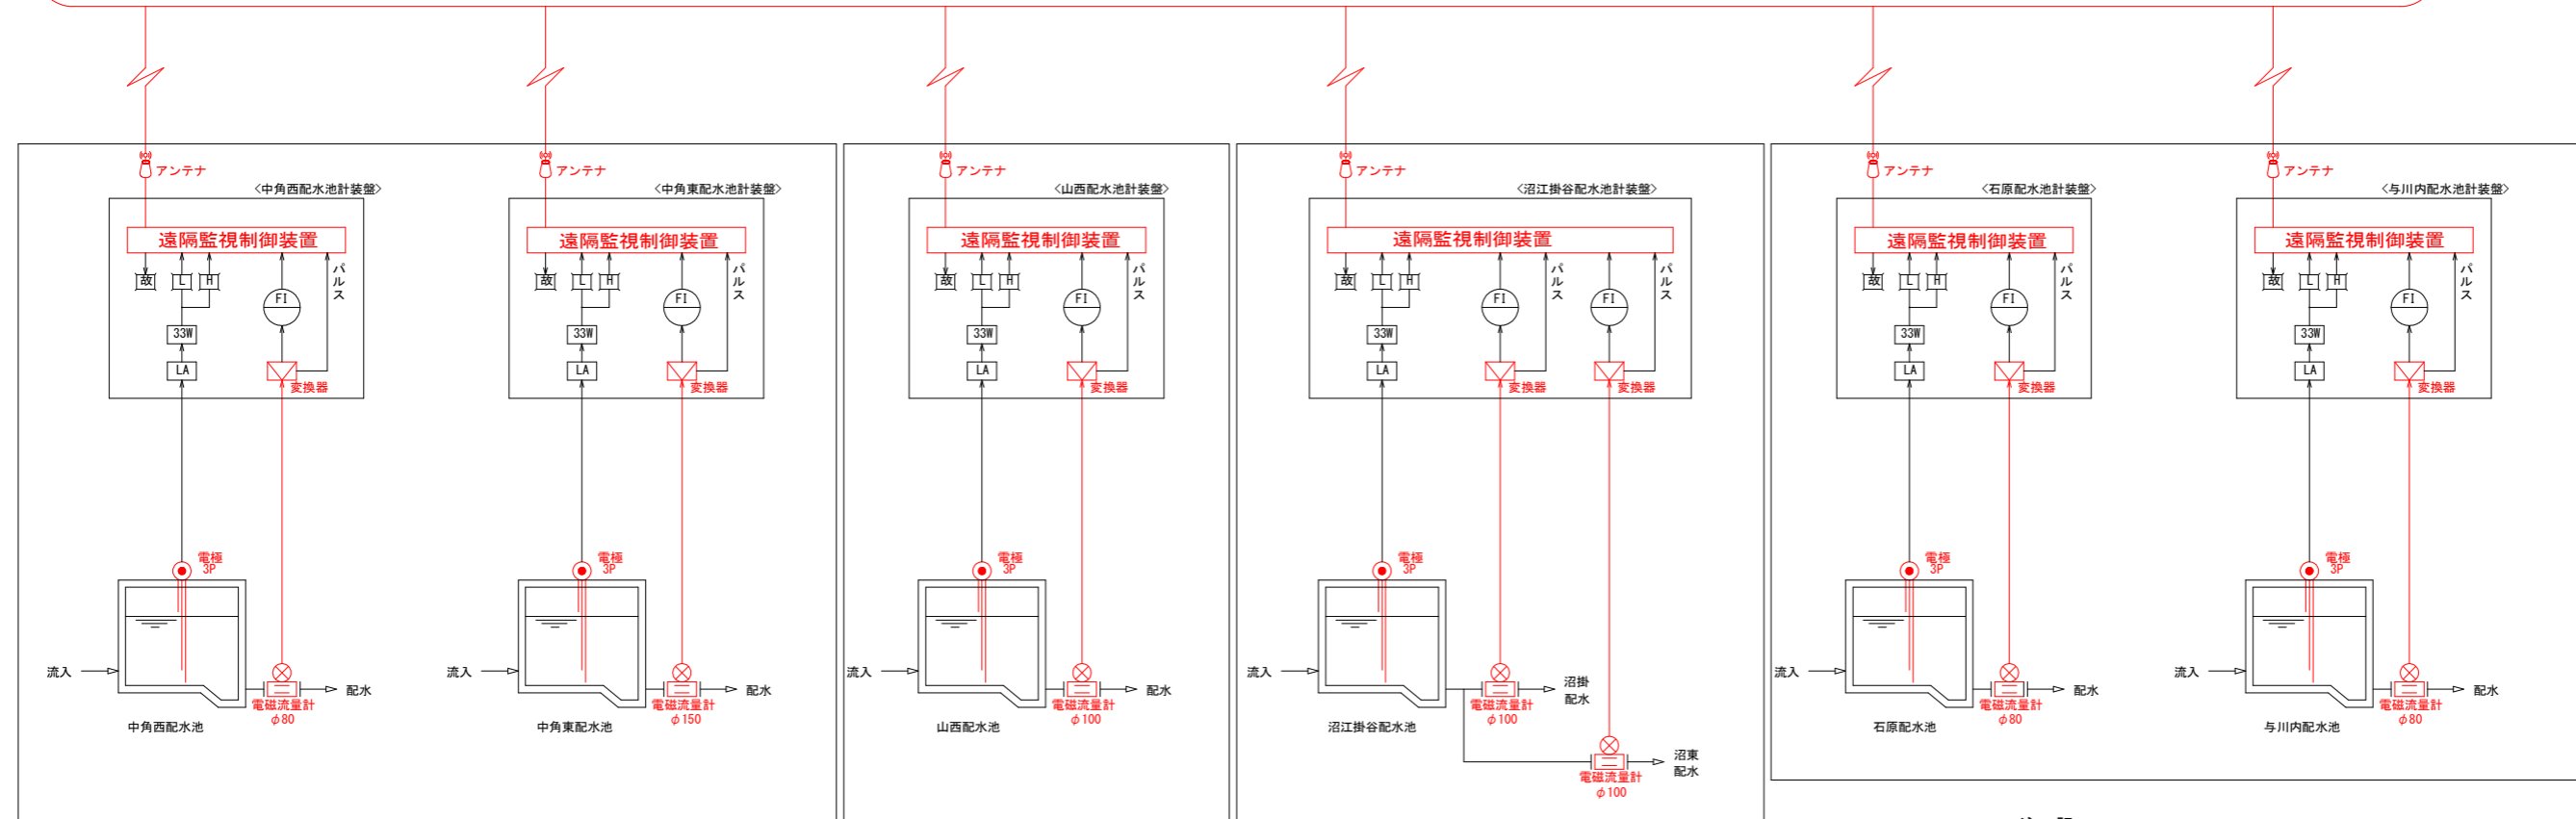


注記

- 赤色の箇所は、更新対象機器を示す。
既設機器を撤去し、新設機器の据付を行う。

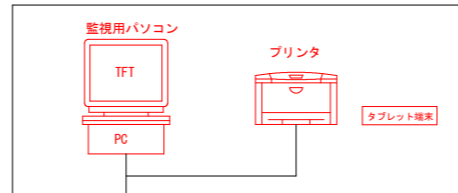


インターネット

<サーバー運営会社>

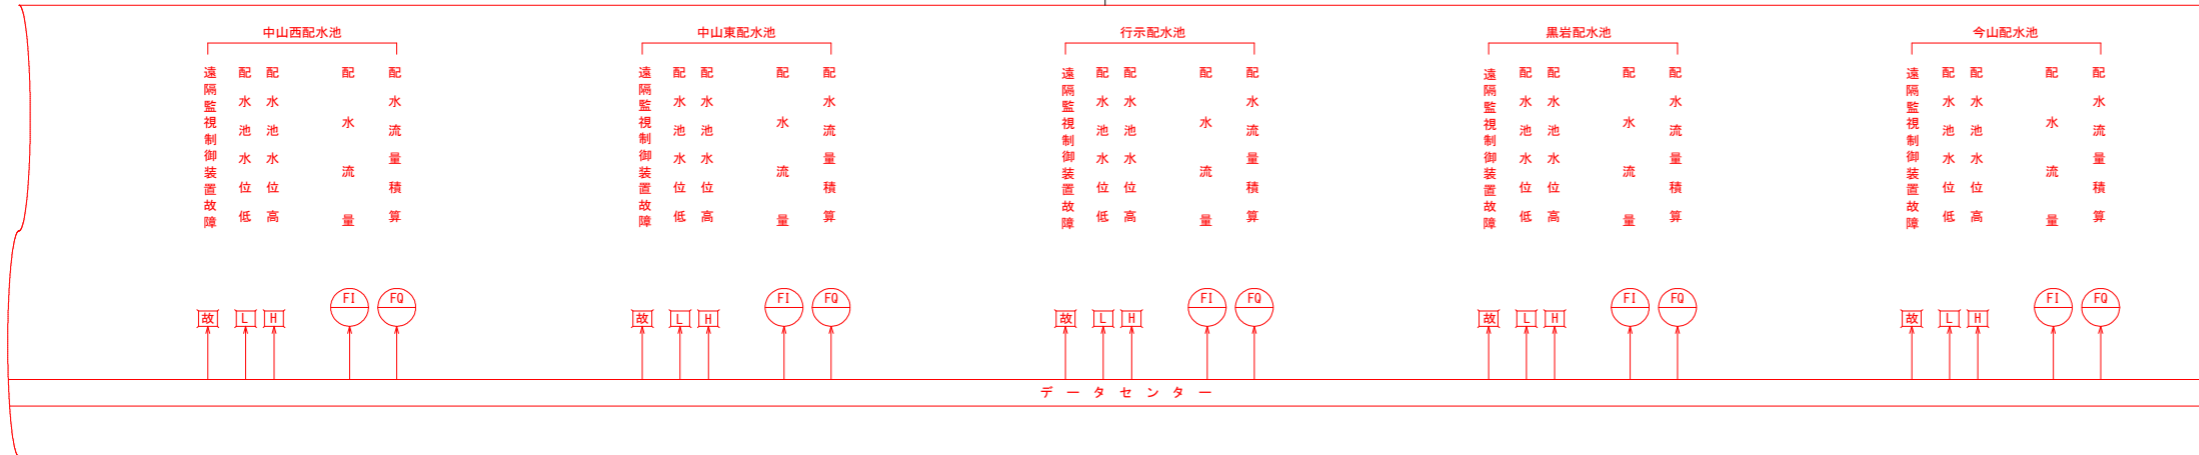

携帯電話網

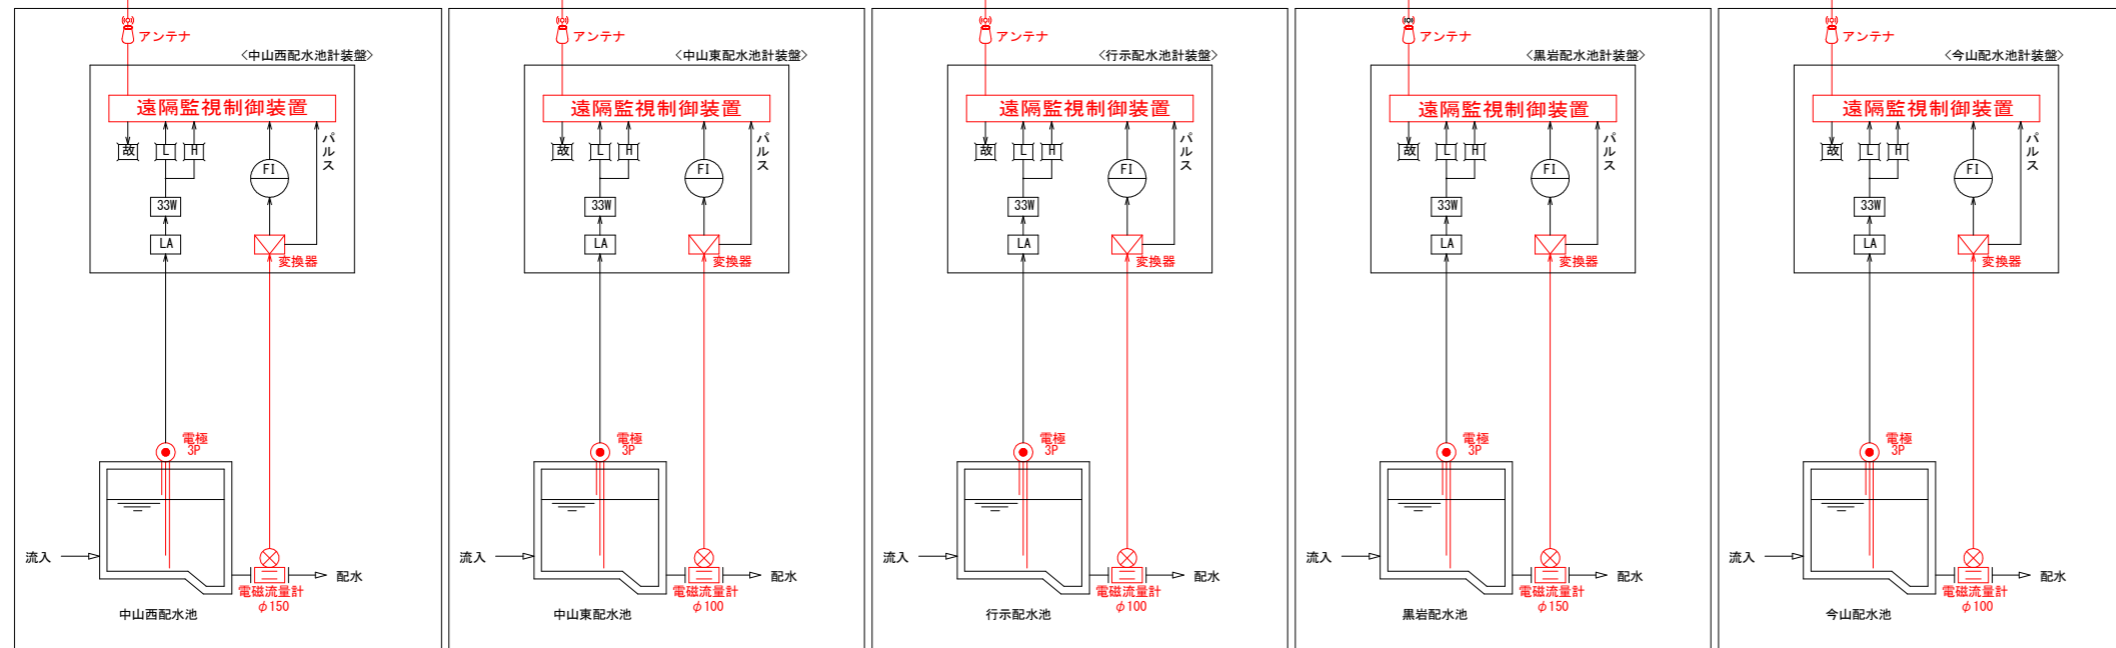


注記


1. 赤色の箇所は、更新対象機器を示す。
既設機器を撤去し、新設機器の据付を行う。

工事名	R3徳耕 ストマネ 勝浦用水 水管理制御システム整備2工事		
路線名等	勝浦用水地区		
工事箇所	勝浦郡勝浦町		
図面名	計装フローシート 3		
縮尺	FREE	図面番号	21
会社名			
事業者名	徳島県東部農林水産局<徳島>		



工事名	R3修繕 ストマネ 勝浦用水 水管理制御システム整備2工事		
路線名等	勝浦用水地区		
工事箇所	勝浦郡勝浦町		
図面名	計装フローシート 4		
縮尺	FREE	図面番号	22
会社名			
事業者名	徳島県東部農林水産局<徳島>		

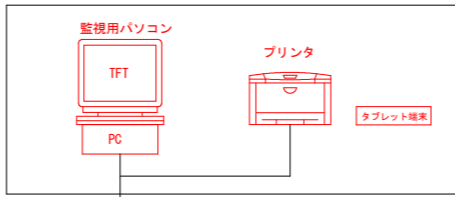

インターネット



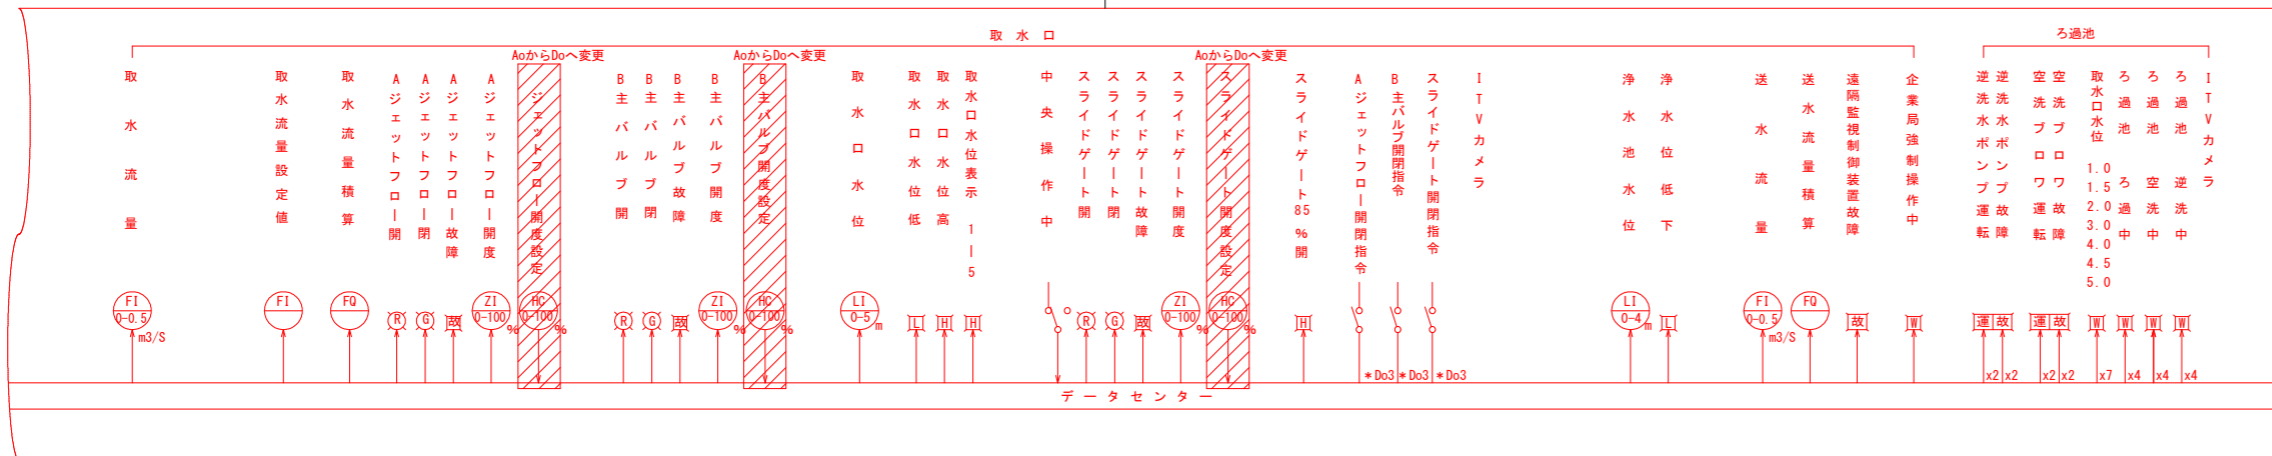


携帯電話網

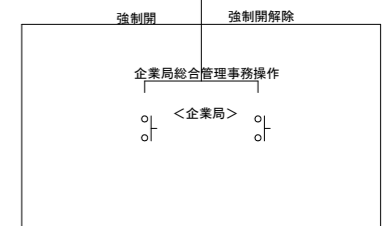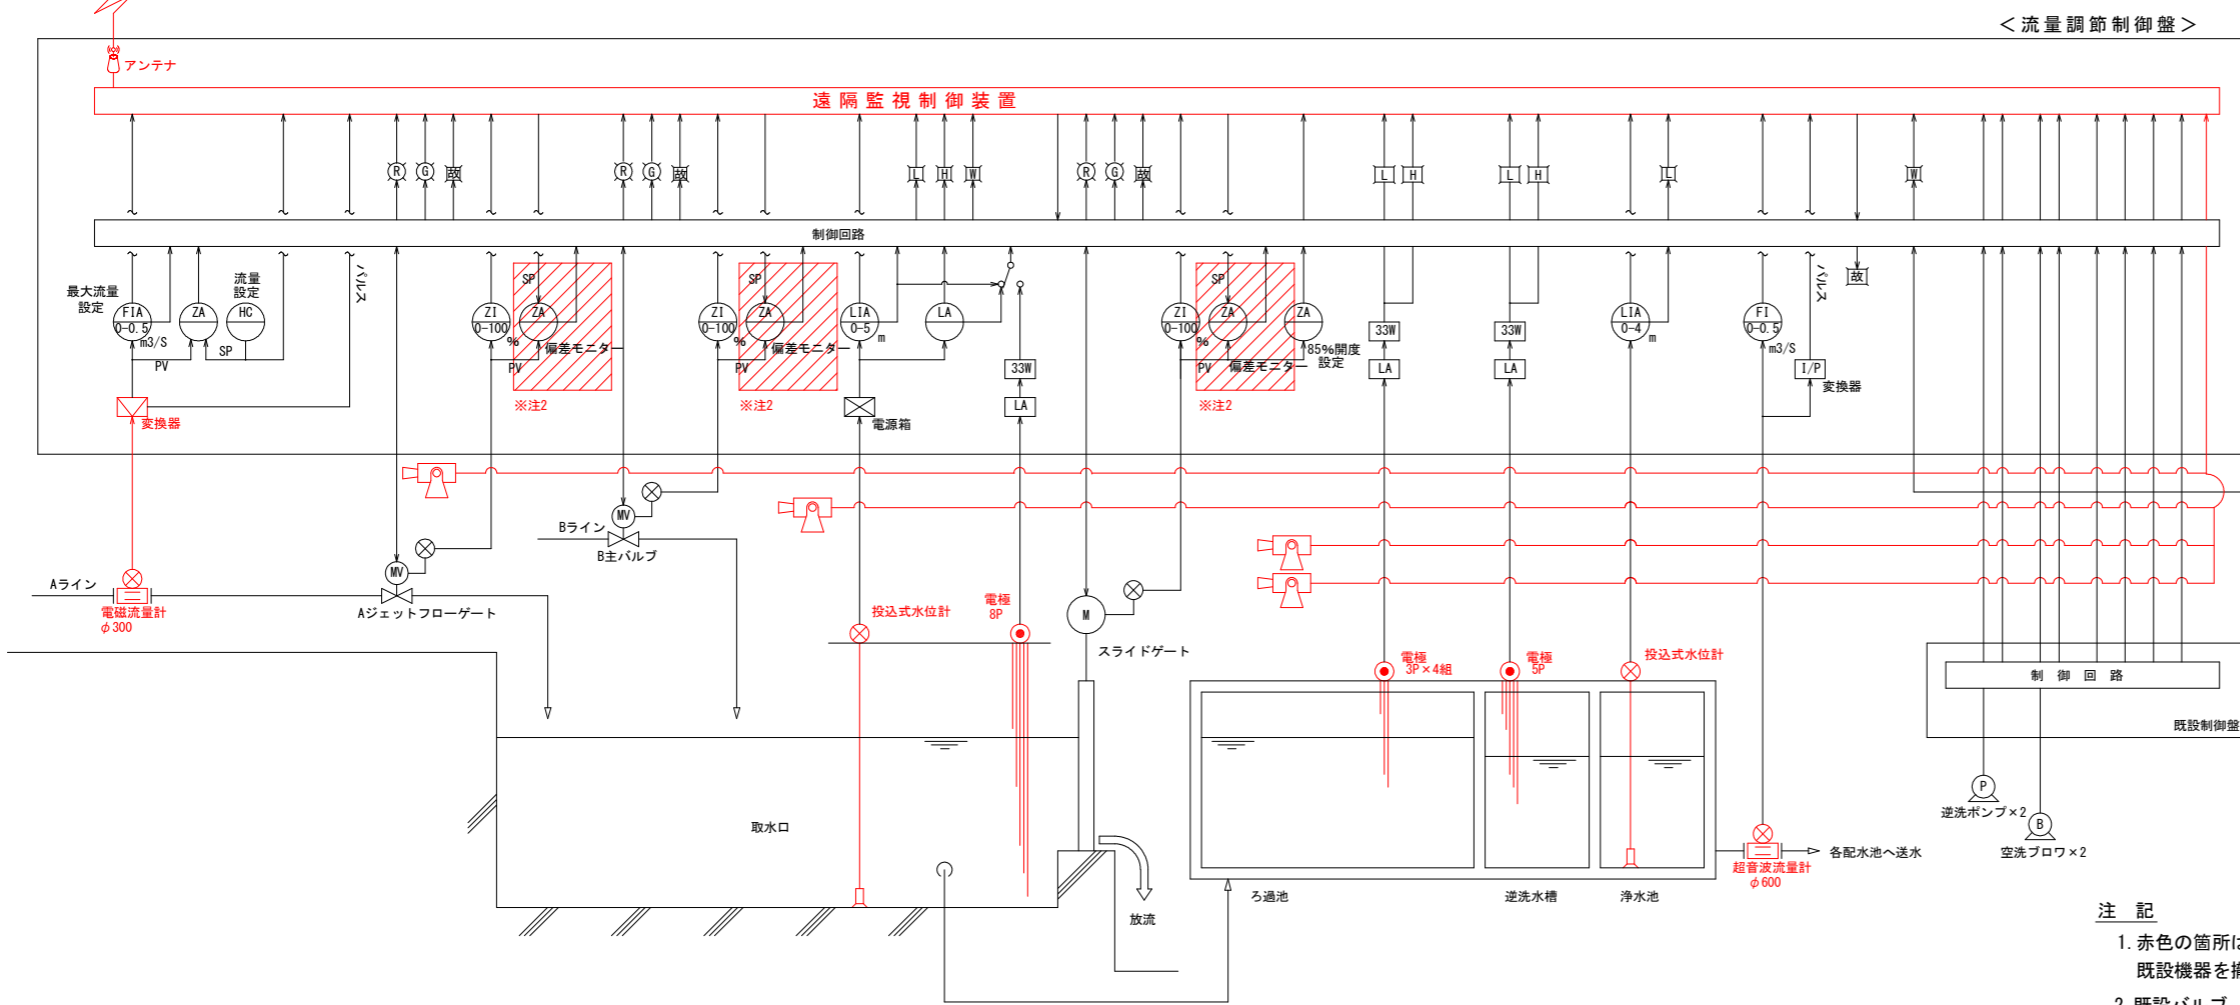


- 注記
- 赤色の箇所は、更新対象機器を示す。
既設機器を撤去し、新設機器の据付を行う。
 - 既設バルブ、ゲート開度指令については、
アナログ出力から、デジタル出力に変更とする。

 流量調節制御盤

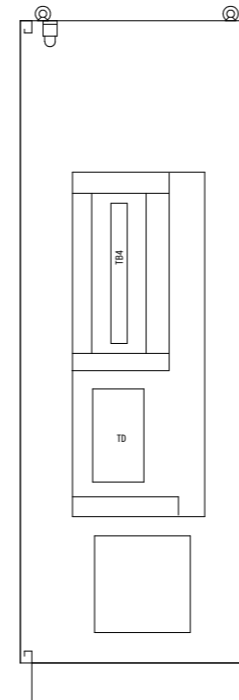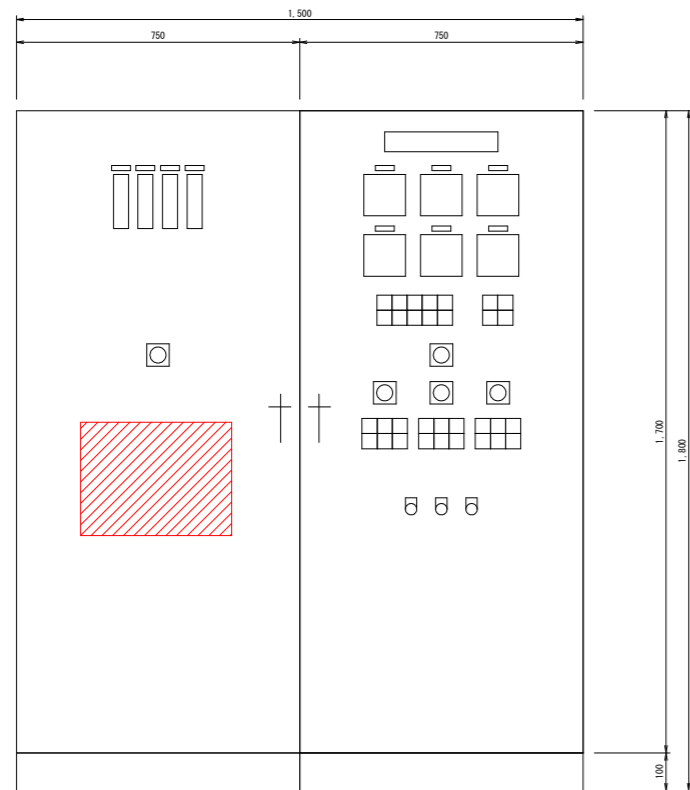


左側面


流量調節制御盤 (内部配置図)

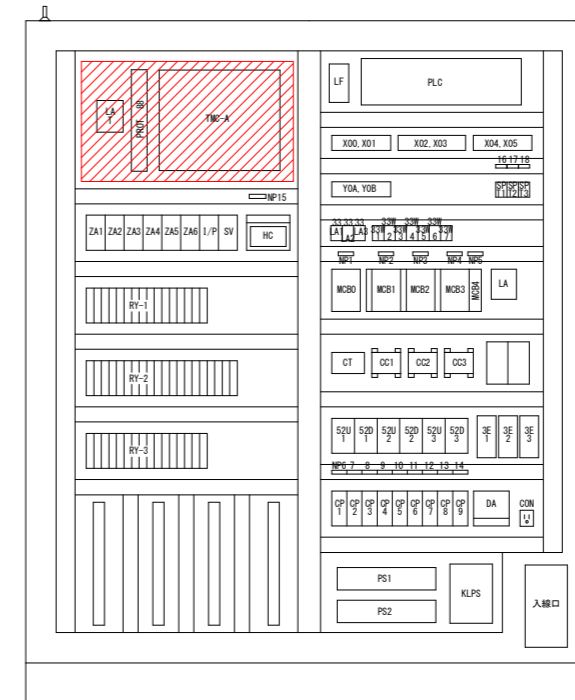

正面図

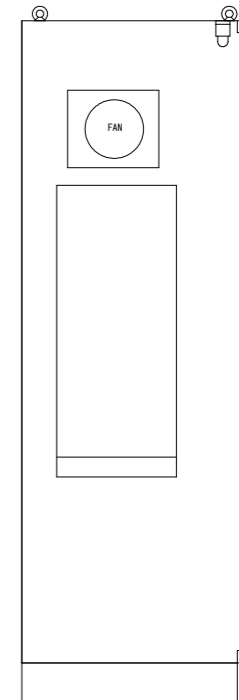

右側面

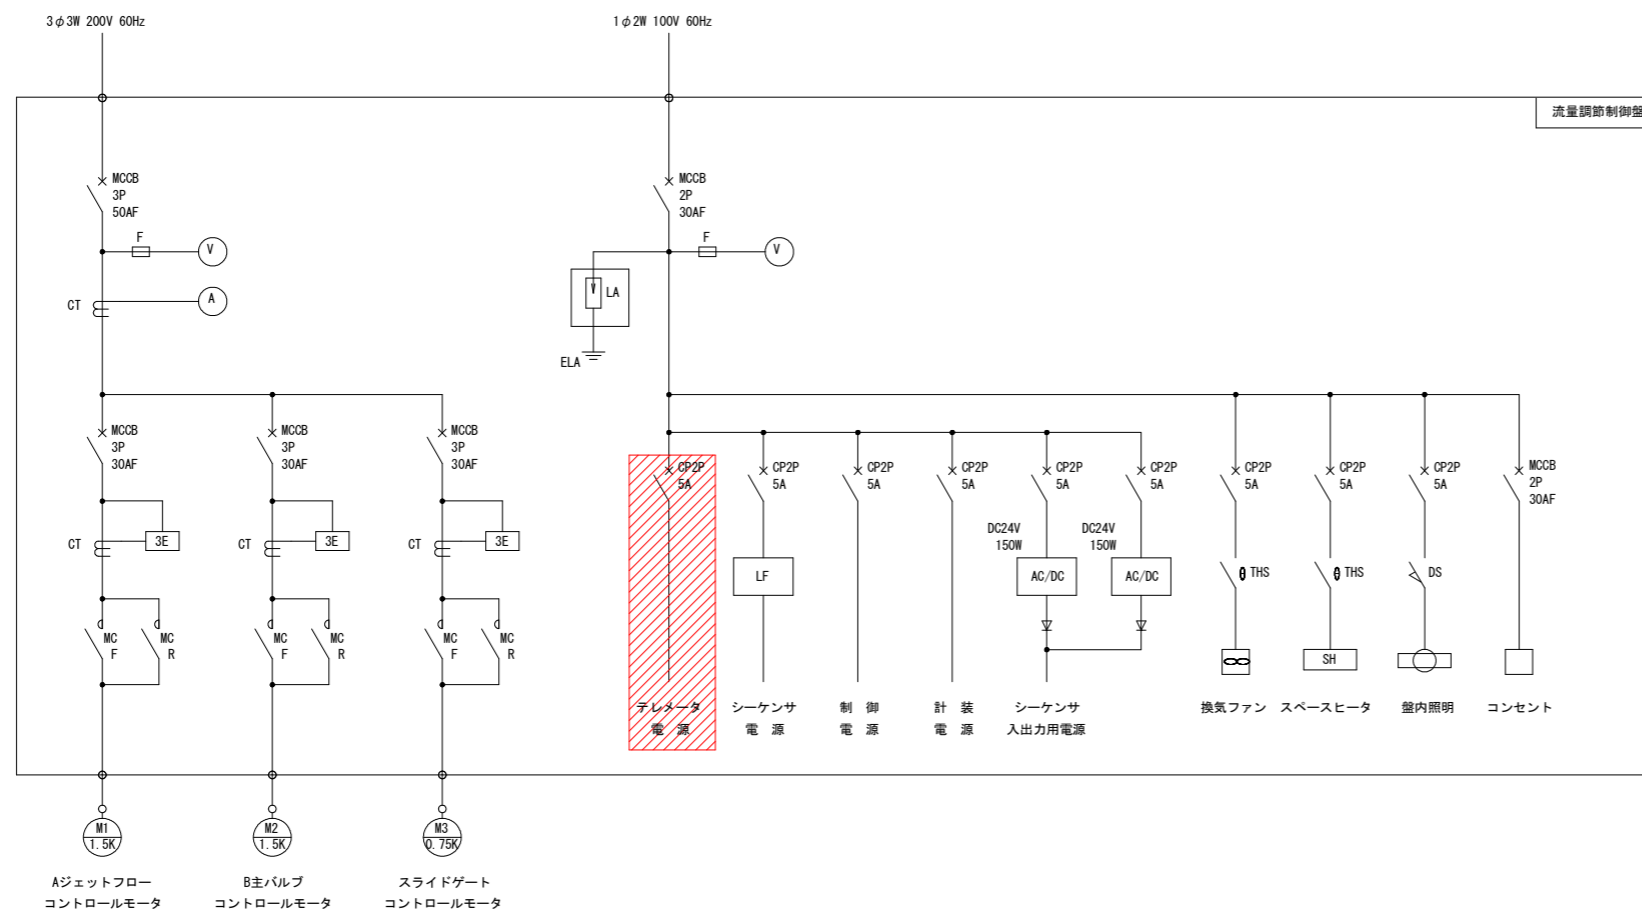


注記



1. は更新対象機器を示す。
既設テレメータ装置を撤去し、遠隔監視制御装置の据付を行う。
2. 施工前に現場を確認し、据付が可能であるか確認すること。

工事名	R3徳耕 ストマネ 勝浦用水 水管理制御システム整備2工事		
路線名等	勝浦用水地区		
工事箇所	勝浦郡勝浦町		
図面名	流量調節制御盤姿図・単線結線図		
縮尺	FREE	図面番号	23
会社名			
事業者名	徳島県東部農林水産局<徳島>		


配水池現場盤

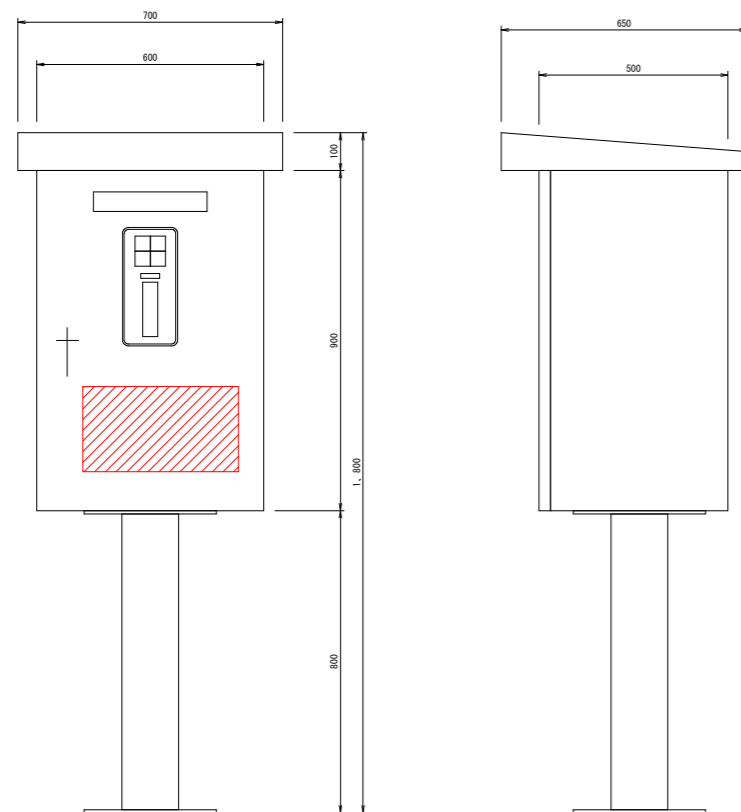

引込開閉器盤

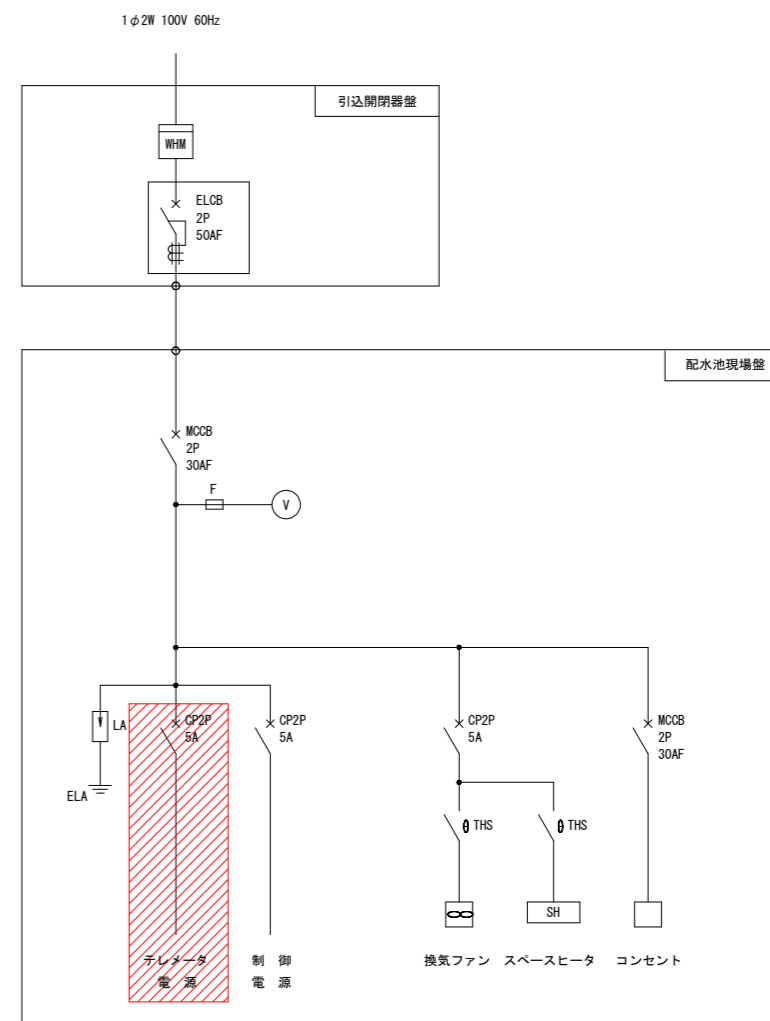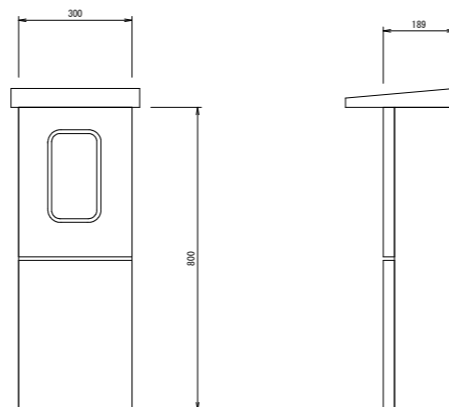

配水池現場盤(内部配置図)

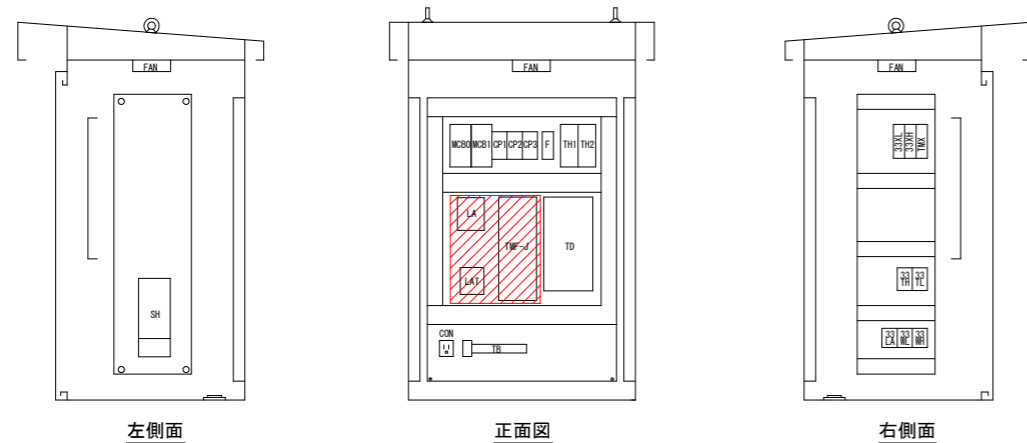

以下の施設は、同様の配水池現場盤である。

- ・横瀬配水池現場盤
- ・棚野配水池現場盤
- ・久国配水池現場盤
- ・生名西配水池現場盤
- ・生名東配水池現場盤
- ・中角西配水池現場盤
- ・中角東配水池現場盤
- ・山西配水池現場盤
- ・石原配水池現場盤
- ・与川内配水池現場盤
- ・中山西配水池現場盤
- ・中山東配水池現場盤
- ・行示配水池現場盤
- ・黒岩配水池現場盤
- ・今山配水池現場盤


※沼江・掛谷配水池現場盤の形状が異なるため、別図参照のこと。

注記


1. は更新対象機器を示す。
既設テレメータ装置を撤去し、遠隔監視制御装置の据付を行う。
2. 施工前に現場を確認し、据付が可能であるか確認すること。

工事名	R3徳耕 ストマネ 勝浦用水 水管理制御システム整備2工事		
路線名等	勝浦用水地区		
工事箇所	勝浦郡勝浦町		
図面名	各配水池現場盤姿図・単線結線図		
縮尺	FREE	図面番号	24
会社名			
事業者名	徳島県東部農林水産局〈徳島〉		



沼江・掛谷配水池現場盤

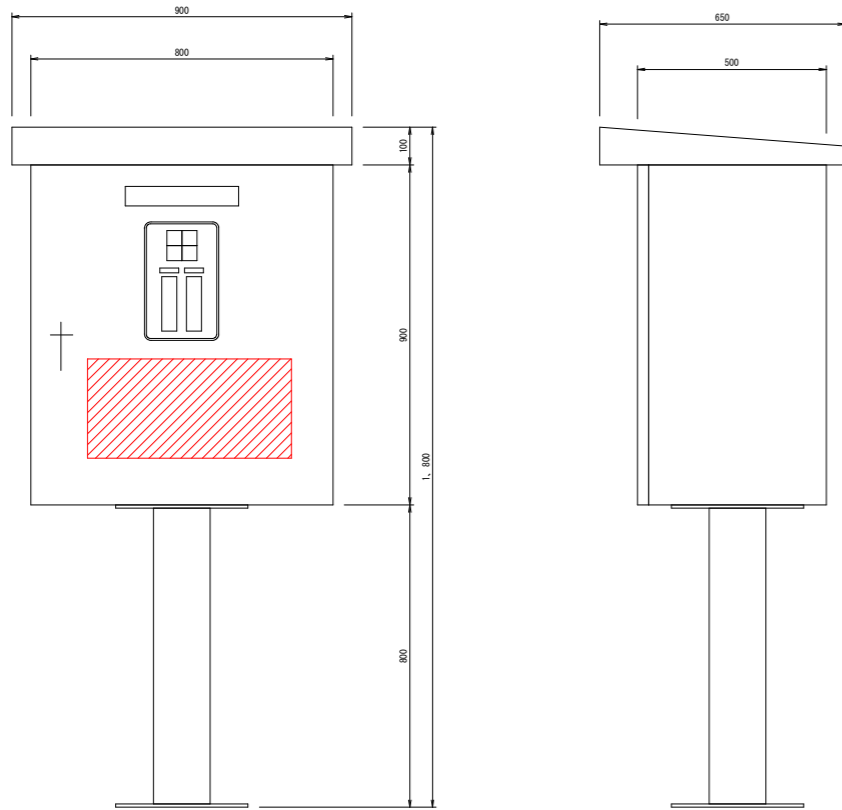

引込開閉器盤

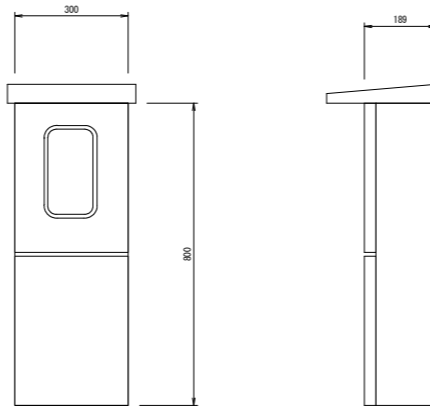

沼江・掛谷配水池現場盤(内部配置図)

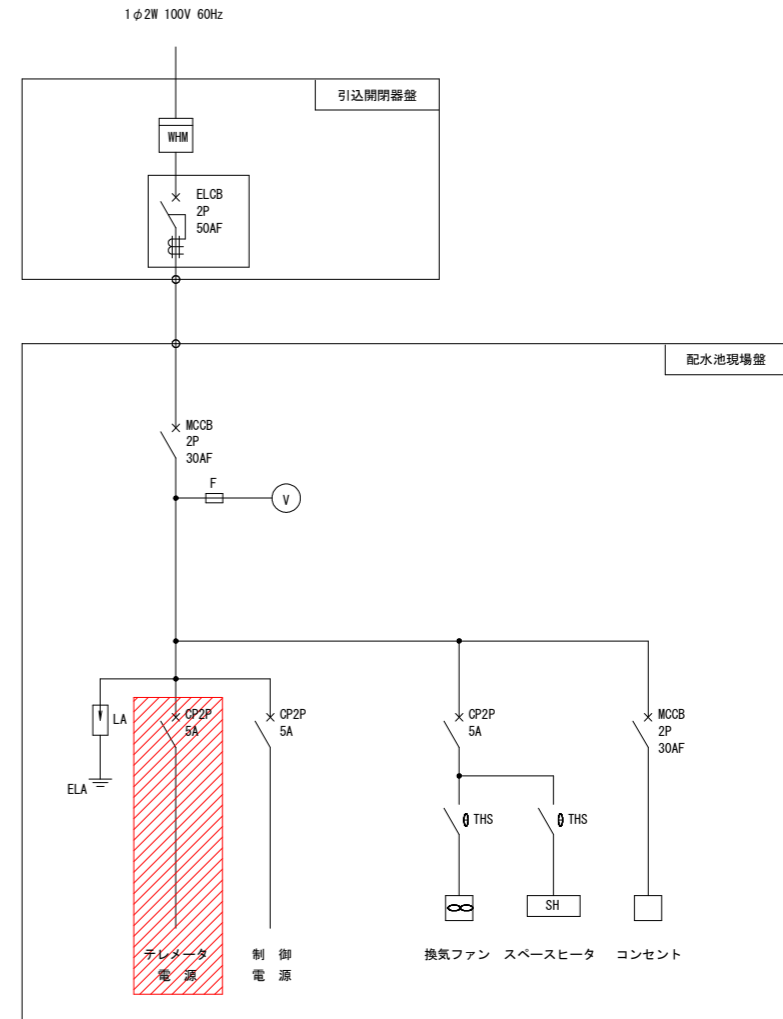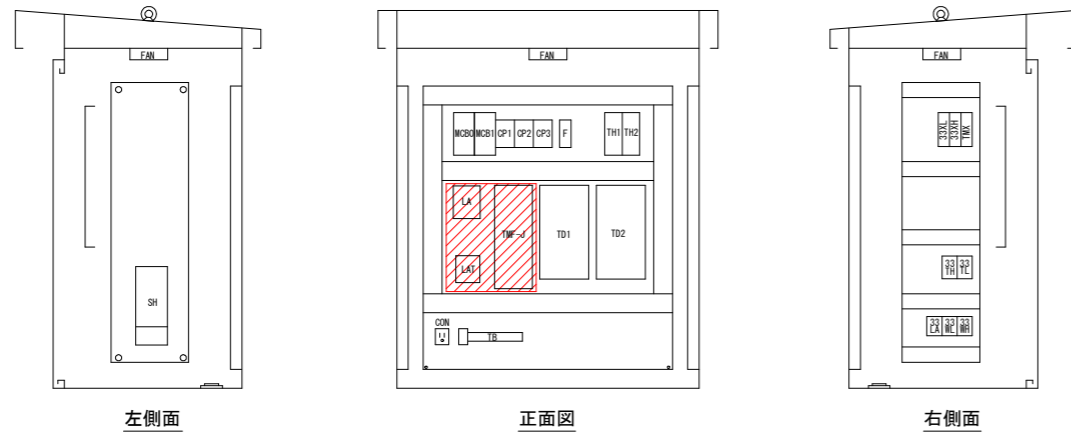


注記

1. は更新対象機器を示す。
既設テレメータ装置を撤去し、遠隔監視制御装置の据付を行う。
2. 施工前に現場を確認し、据付が可能であるか確認すること。


工事名	R3徳耕 ストマネ 勝浦用水 水管理制御システム整備2工事		
路線名等	勝浦用水地区		
工事箇所	勝浦郡勝浦町		
図面名	沼江・掛谷配水池現場盤姿図、単線結線図		
縮尺	FREE	図面番号	25
会社名			
事業者名	徳島県東部農林水産局〈徳島〉		

水中ポンプ制御盤参考姿図、単線結線図


制御盤参考姿図 S=1/10
(製作面数:1面、材質:SUS製)

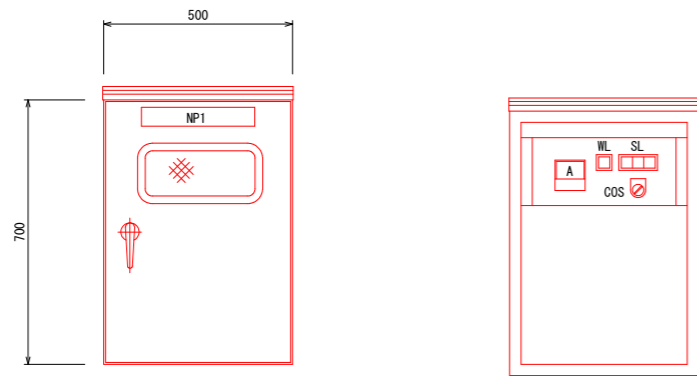


フローシート

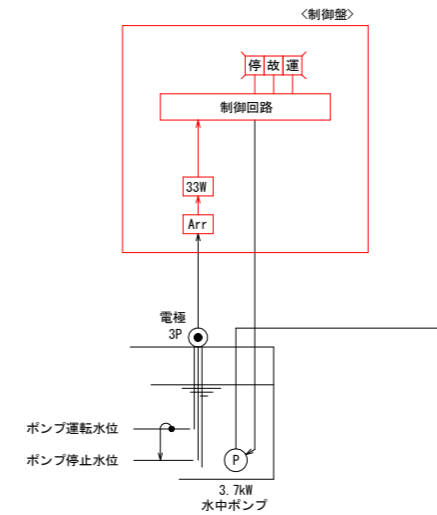

単線結線図

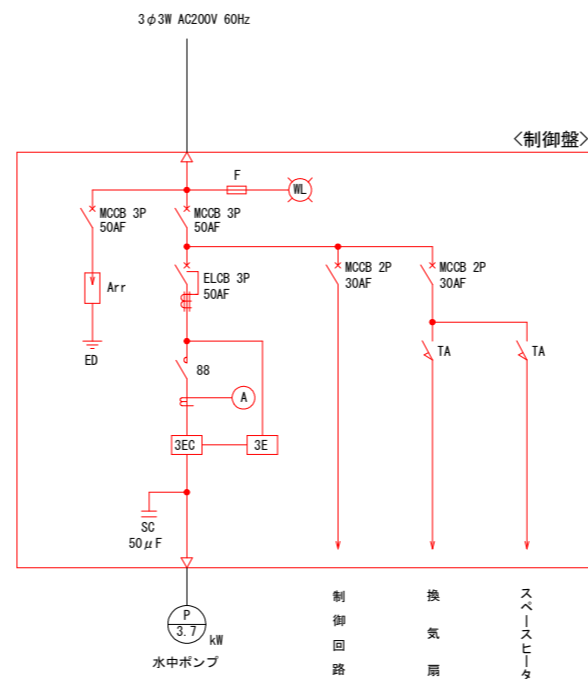


制御盤据付参考図
S=1/50

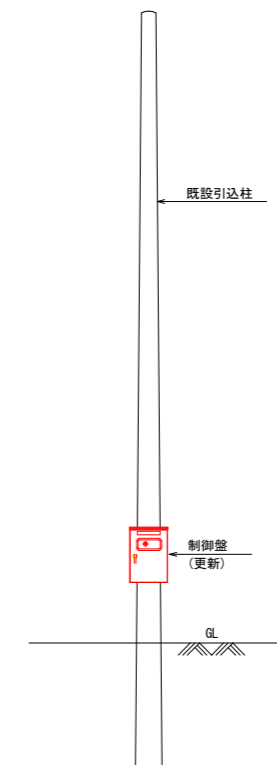

略号表

記号	機器/計器	刻印文字	備考
NP1	銘板	制御盤	
WL	電源表示灯		
A	電流計		
SL	集合表示灯	(詳細図参照)	
COS	切替スイッチ	手動-切-自動	

 集合表示灯詳細図
S=1/2



注記

- 赤色の箇所は、更新対象機器を示す。
- 既設制御盤を撤去し、新設制御盤の据付を行う。
- 施工前に現場を確認し、据付が可能であるか確認すること。

工事名	R3徳耕 ストマネ 勝浦用水 水管理制御システム整備2工事		
路線名等	勝浦用水地区		
工事箇所	勝浦郡勝浦町		
図面名	水中ポンプ制御盤参考姿図、単線結線図		
縮尺	図示	図面番号	26
会社名			
事業者名	徳島県東部農林水産局<徳島>		