


水防伝達システム/砂防情報システム 構成図

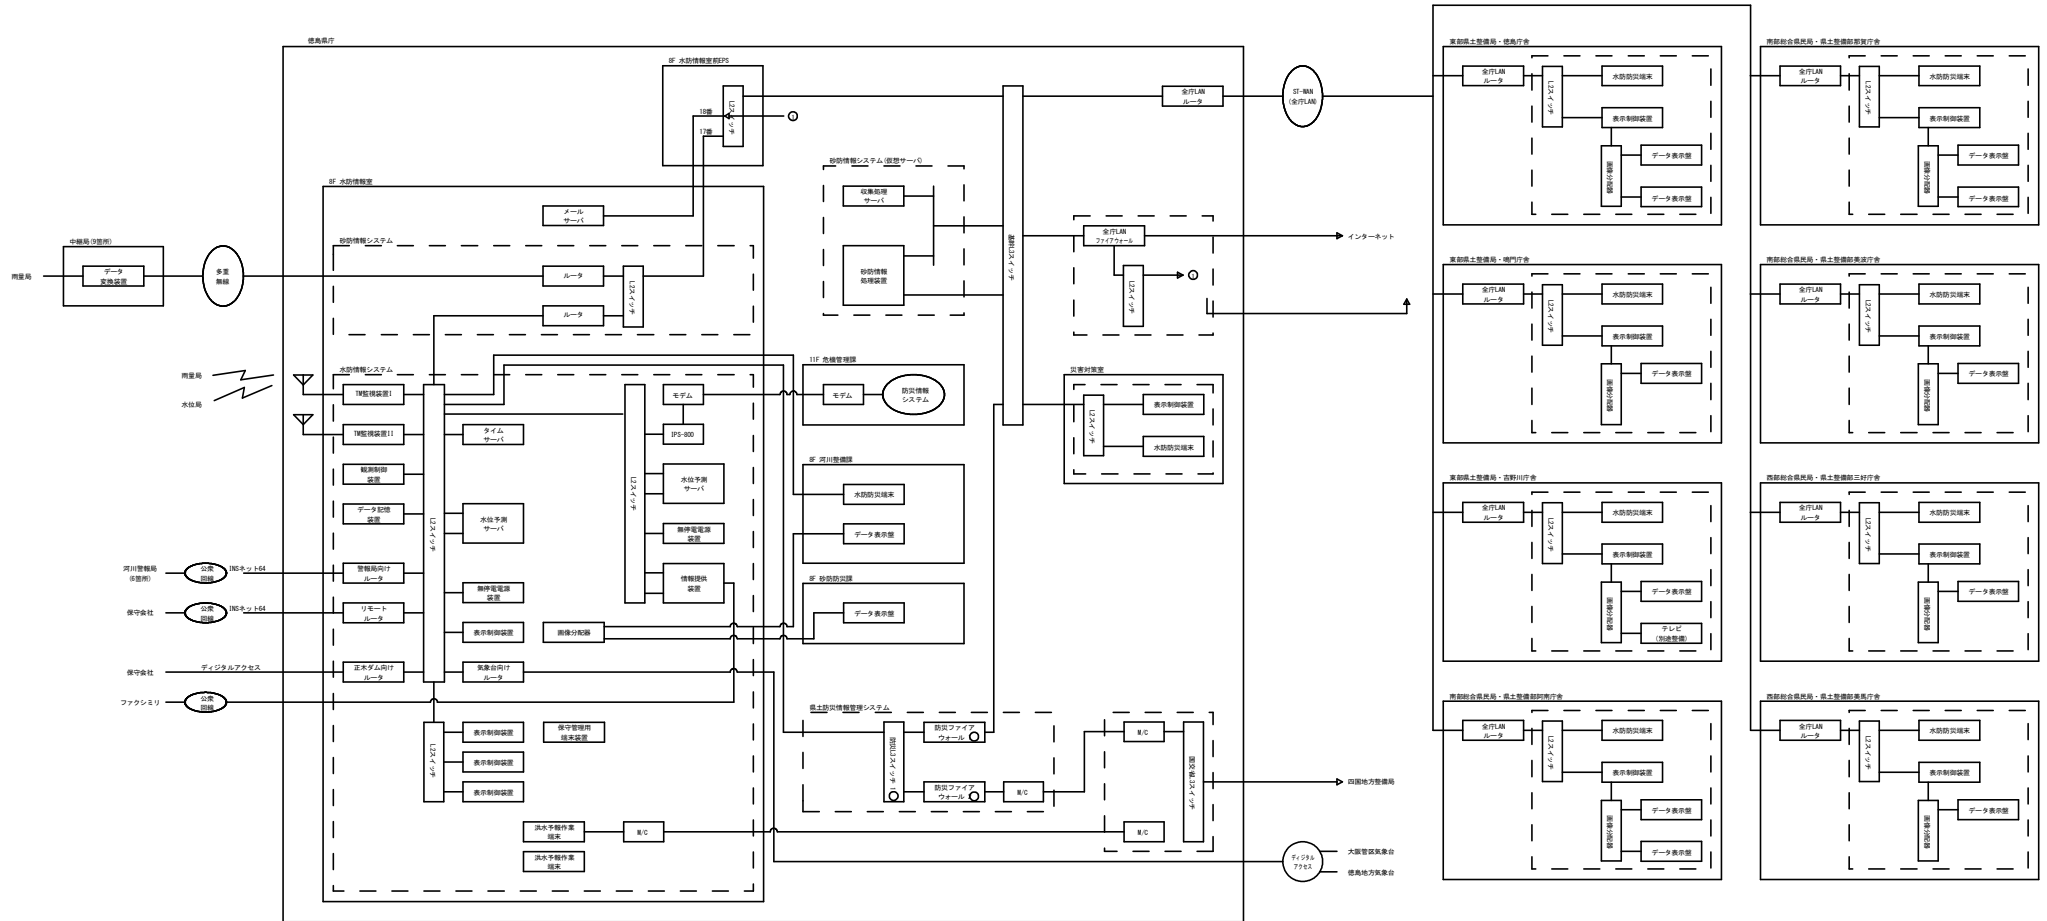


実施設計図面

工事名	R2高土 三谷観測局地 盤・穴吹三島地 雨量観測設備改修工事
路線名等	三谷観測局地
工事箇所	美馬市穴吹町三島地
図面名	水防伝達システム/砂防情報システム 構成図
縮尺	NO SCALE
図面番号	1 / 9
会社名	
事業者名	徳島県西部総合市民局 県土整備部<美馬>

無線観測局 機器構成図(参考図)

(国電通仕第46号 タイプ1 準拠)

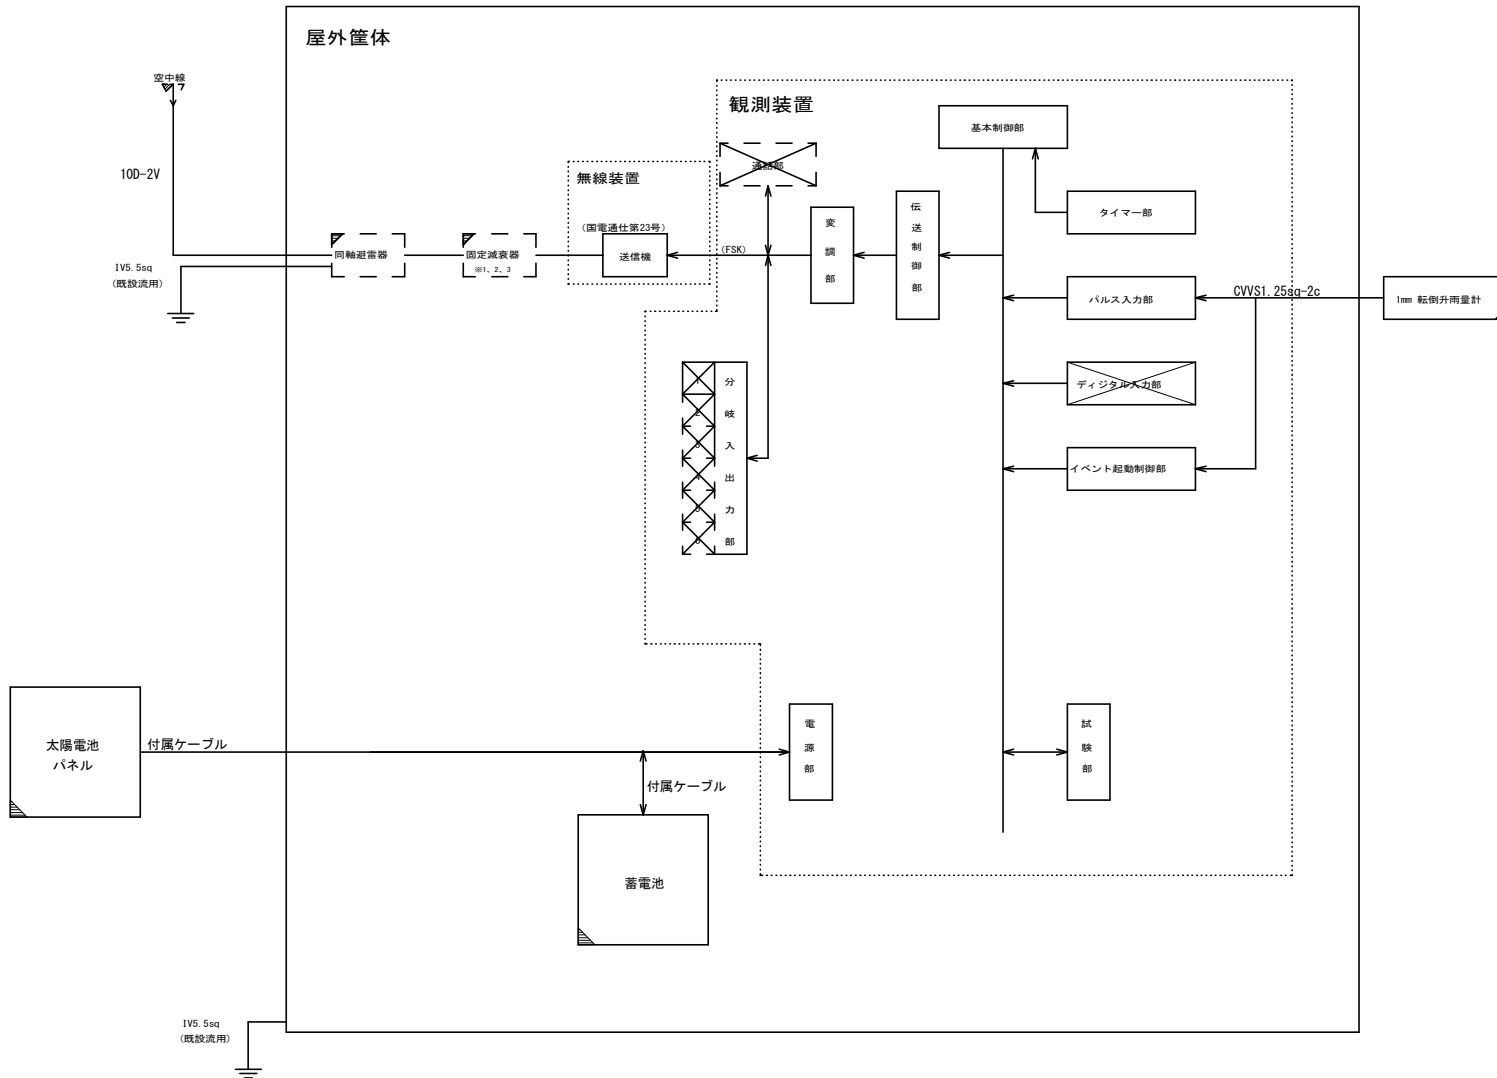

対象局

(固定減衰器)

(※1 : 10dB、※2 : 20dB、※3 : なし)

- | | |
|-----------|-----------|
| 寺野局 ※3 | 川原柴局 ※3 |
| 大野局 ※3 | 黒北局 ※3 |
| 国政局 ※3 | 切久保局 ※3 |
| 粟山局 ※3 | 池ノ浦局 ※1 |
| 葛籠局 ※3 | 三谷局 ※1 |
| 井の久保局 ※3 | 穴吹市ノ下局 ※2 |
| 馬路局 ※1 | 猿飼局 ※1 |
| 松尾局 ※3 | 柴内局 ※1 |
| 太刀野山東局 ※3 | 曾我局 ※1 |
| 長田局 ※3 | 川見局 ※1 |
| 上吹局 ※3 | 半平局 ※3 |
| 大久保局 ※3 | 森遠局 ※3 |
| 野呂内局 ※3 | 平成荘局 ※3 |
| 水の丸局 ※3 | 奥大野局 ※3 |
| | 明谷局 ※3 |


凡例

	標準構成
	標準構成 未実装
	付加機能 実装
	付加機能 未実装
	その他 設置・実装
	その他 既設流用

実施設計図面

工事名	R2馬士 三谷観測局他 兼・穴吹三島他 雨量観測設備改修工事		
路線名等	三谷観測局他		
工事箇所	美馬市穴吹町三島他		
図面名	無線観測局 機器構成図(参考図)		
縮尺	NO SCALE	図面番号	2 / 9
会社名			
事業者名	徳島県西部総合農林局 農土整備部<美馬>		

機器外觀図（参考図）

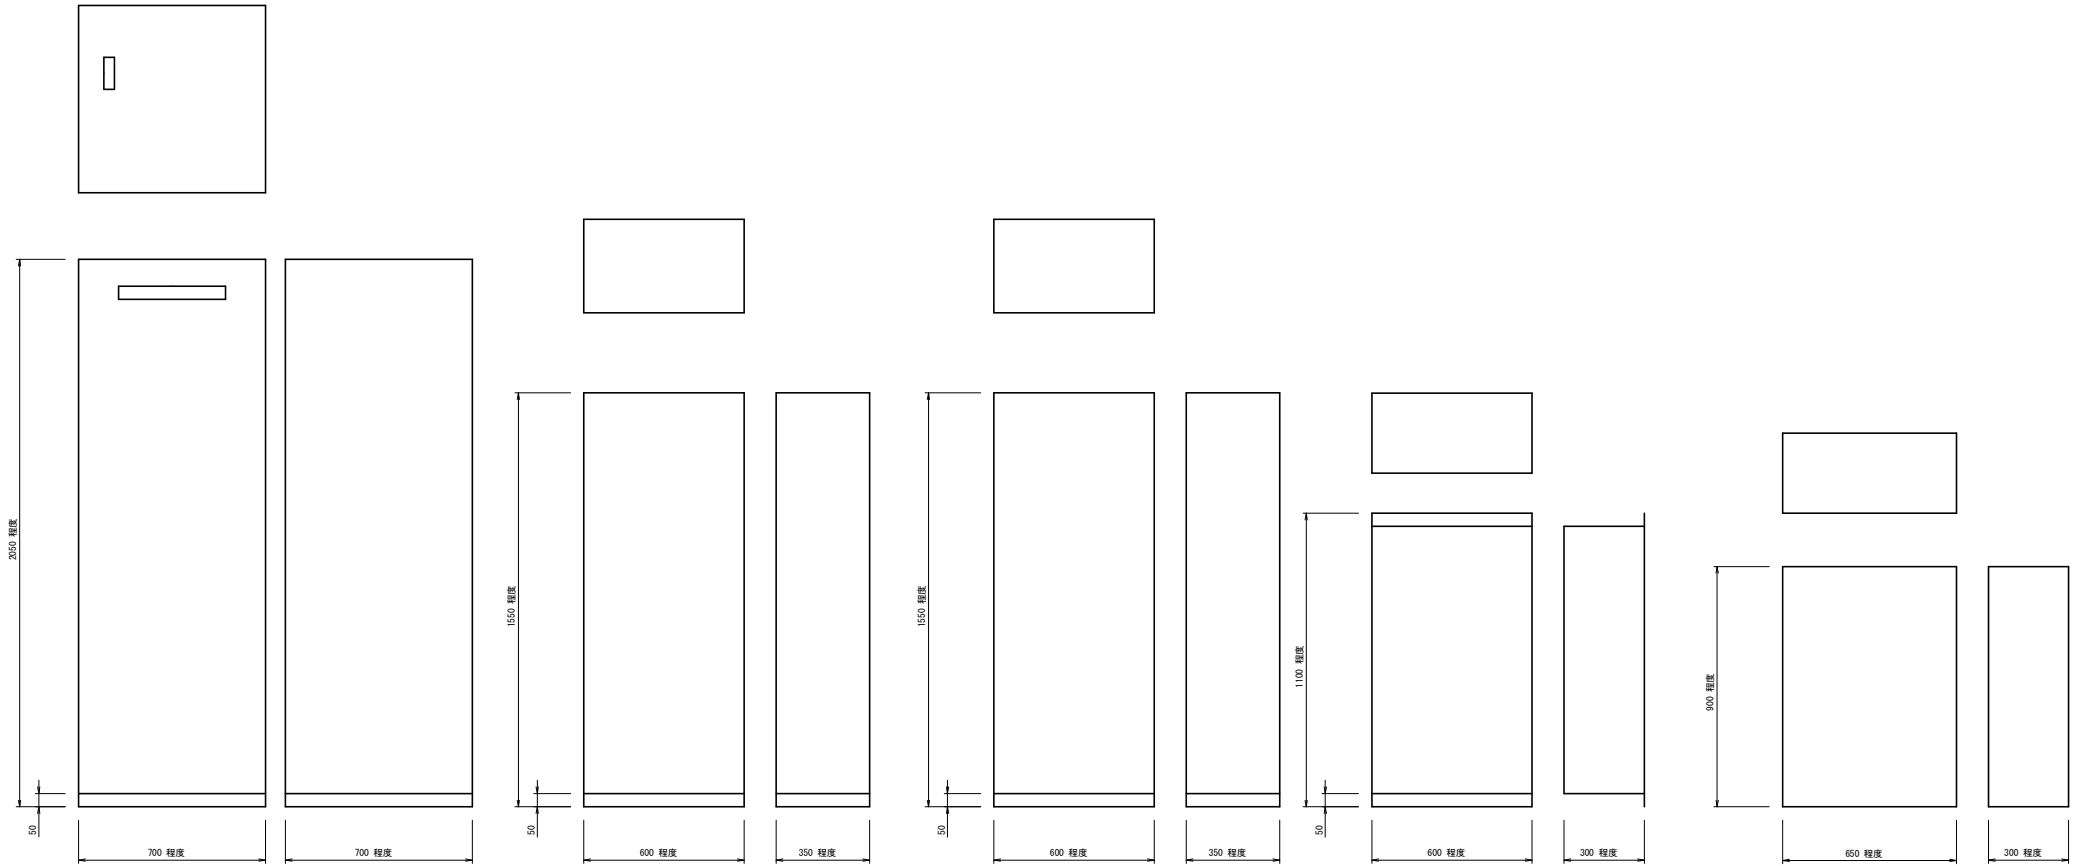

データ変換装置

μ -V中継装置

V-V中継装置

自立タイプ


壁面付タイプ

屋外筐体


実施設計図面

工事名	R2高土 三谷観測局他 番・穴吹三島他 雨量観測設備改修工事		
路線名等	三谷観測局他		
工事箇所	美馬市穴吹町三島他		
図面名	機器外觀図（参考図）		
縮尺	S=1/10	図面番号	3 / 9
会社名			
事業者名	徳島県西部総合市民局 県土整備部<美馬>		


切久保局 基本実装図及び配線系統図(参考図)

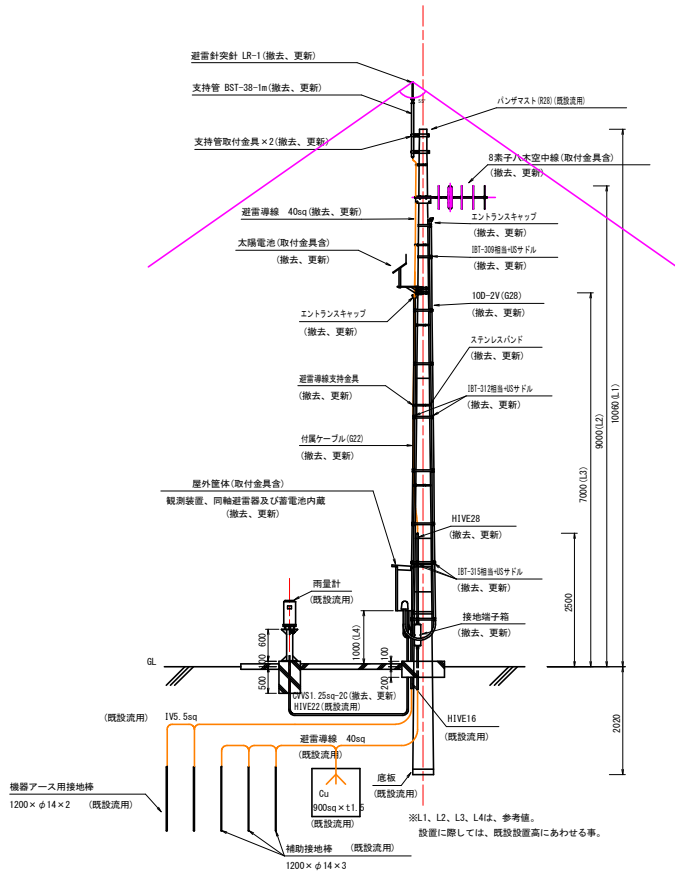


基本実装図(標準図)
(S=1/50)

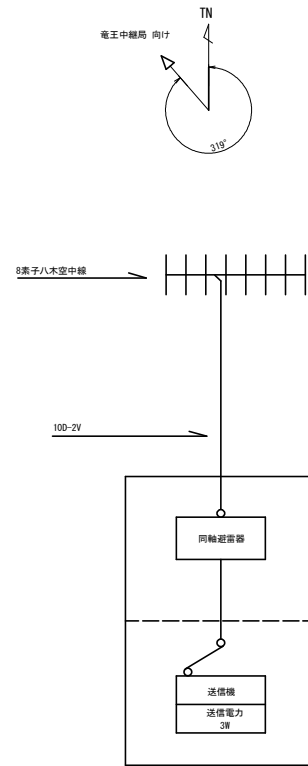

空中線系統図

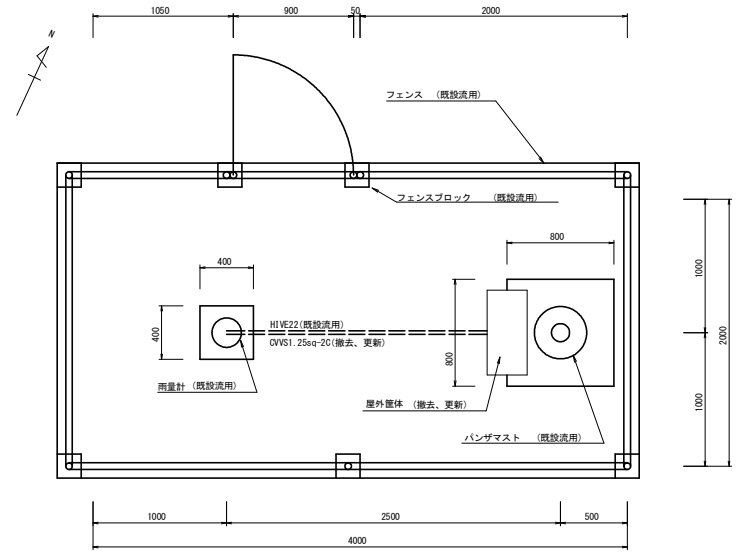

敷地平面図
(S=1/20)

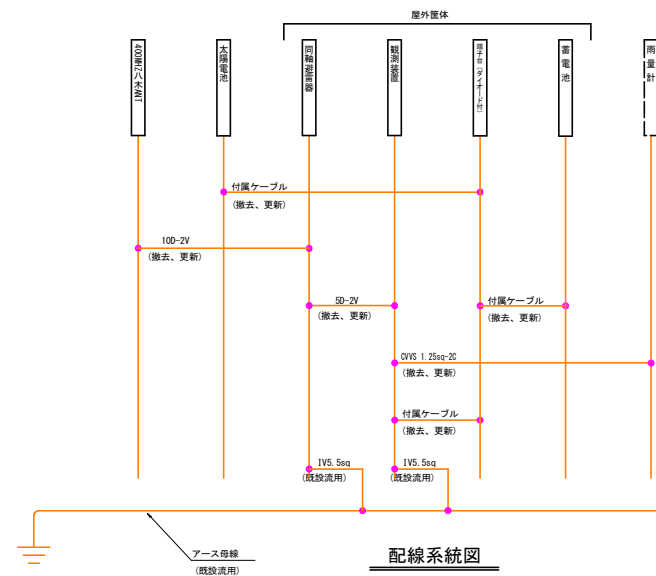


配線系統図

- 凡例
 : 撤去、更新
 : 既設流用


実施設計図面

工事名	R2 高土 三谷観測局地 舎・穴吹三島他 雨量観測設備改修工事
路線名等	三谷観測局地
工事箇所	美馬市穴吹町三島他
図面名	切久保局 基本実装図及び配線系統図(参考図)
縮尺	図示 図面番号 4 / 9
会社名	
事業者名	徳島県西部総合農政局 農土整備部<美馬>


池ノ浦局 基本実装図及び配線系統図(参考図)

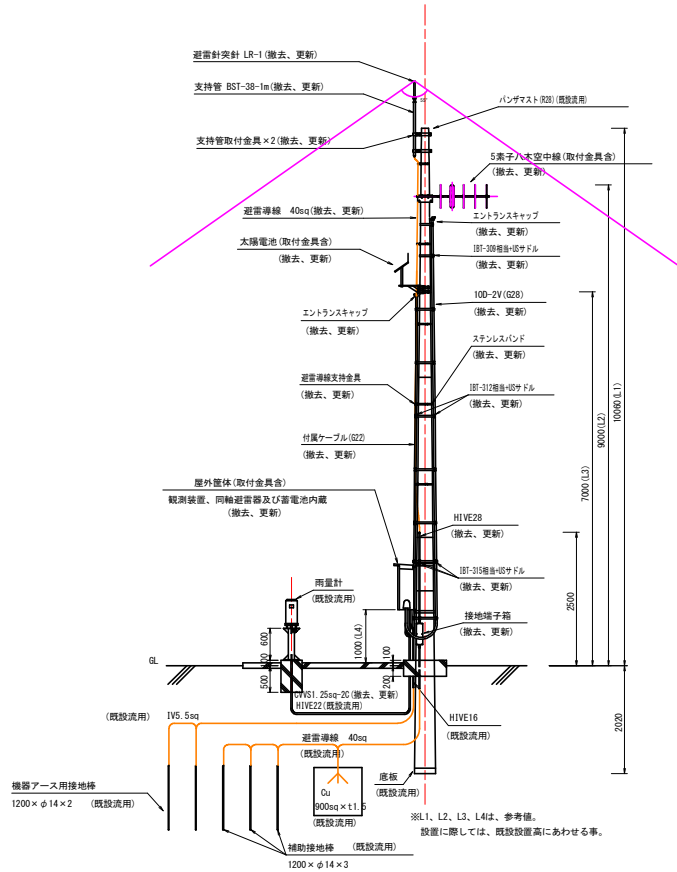


基本実装図(標準図)
(S=1/50)

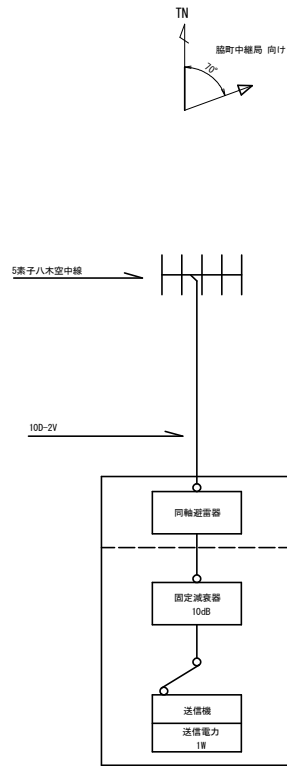

空中線系統図
(S=1/20)

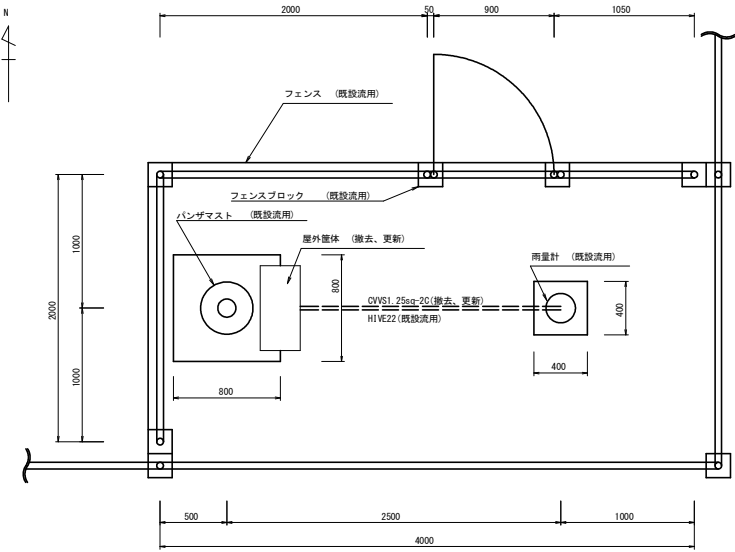

敷地平面図
(S=1/20)

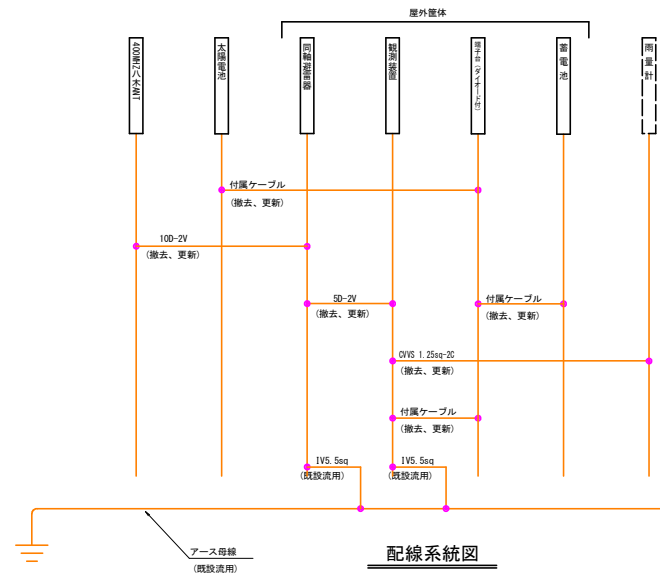





配線系統図
(S=1/20)

- 凡例
- : 撤去、更新
 - : 既設流用

実施設計図面

工事名	R2馬土 三谷観測局地 舎・穴吹三島他 雨量観測設備改修工事
路線名等	三谷観測局地
工事箇所	美馬市穴吹町三島他
図面名	池ノ浦局 基本実装図及び配線系統図(参考図)
縮尺	図示 図面番号 5 / 9
会社名	
事業者名	徳島県西部総合農林局 農土整備部<美馬>

三谷局 基本実装図及び配線系統図(参考図)

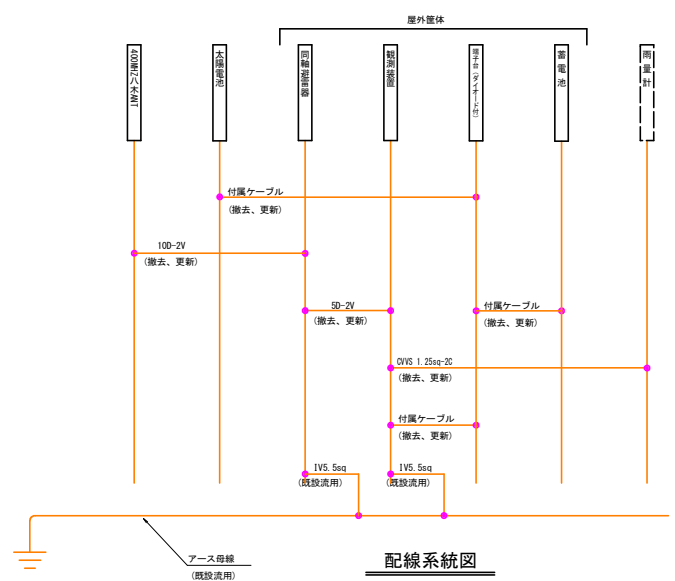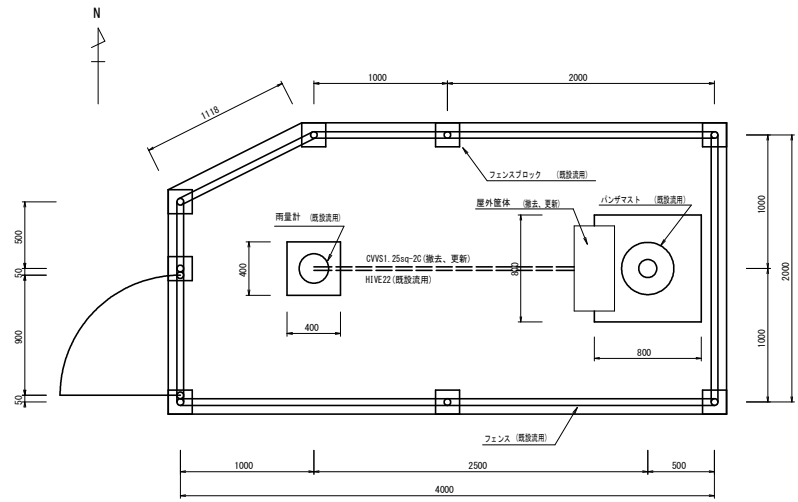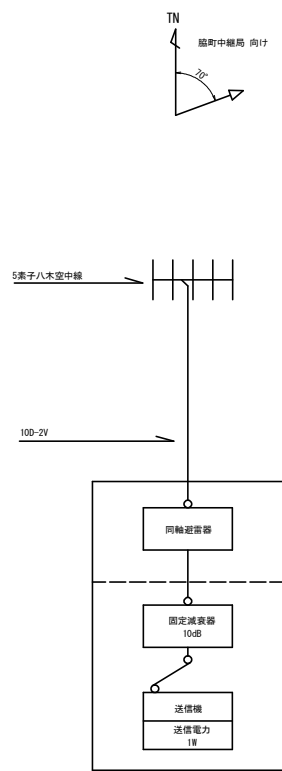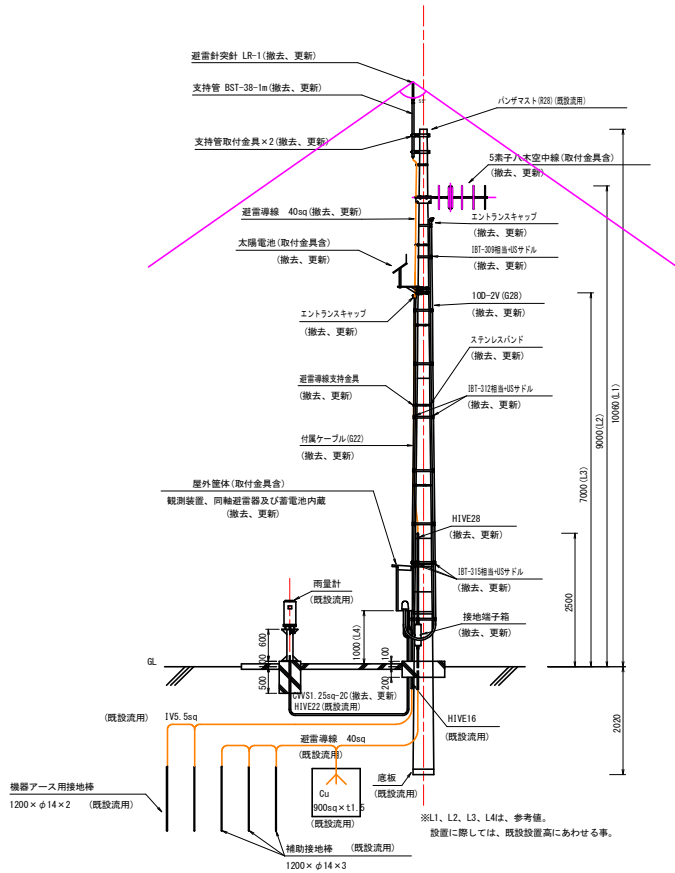


- 凡例
- : 撤去、更新
 - : 既設流用

実施設計図面


工事名	R2 高土 三谷観測局地 舎・穴吹三島地 雨量観測設備改修工事
路線名等	三谷観測局地
工事箇所	奥馬市穴吹町三島地
図面名	三谷局 基本実装図及び配線系統図(参考図)
縮尺	図示 図面番号 6 / 9
会社名	
事業者名	徳島県西部総合農林局 農土整備部<奥馬>

穴吹市ノ下局 基本実装図及び配線系統図(参考図)

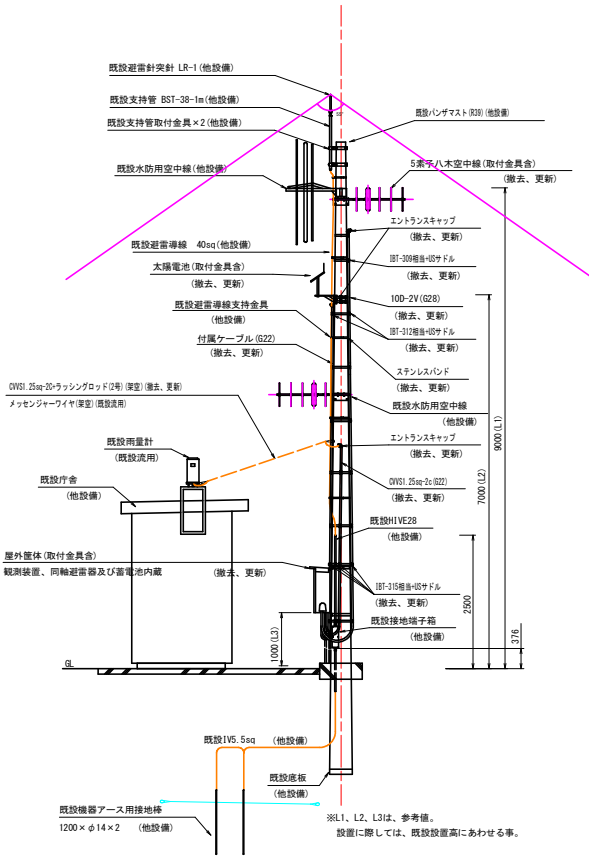


基本実装図(標準図)


(S=1/50)

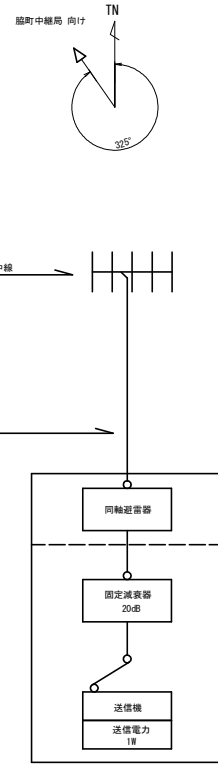

空中線系統図

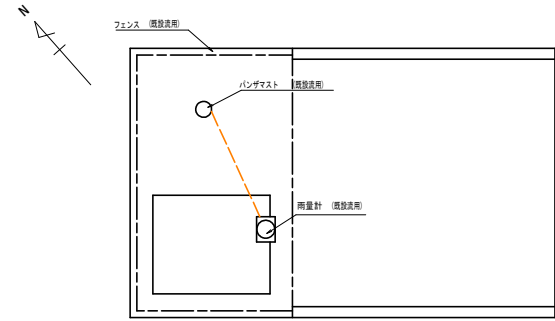

敷地平面図
(S=1/50)

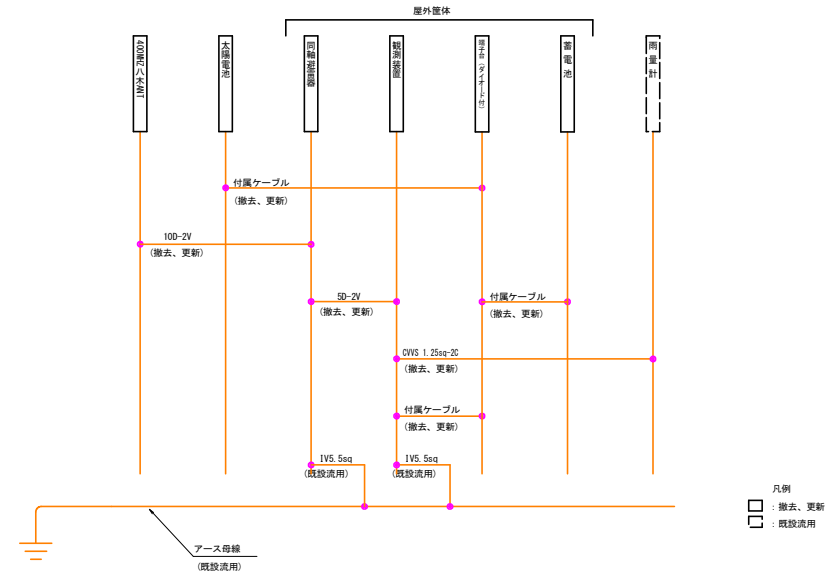


配線系統図

実施設計図面


工事名	R2高土 三谷観測局他 奥・穴吹三島他 雨量観測設備改修工事		
路線名等	三谷観測局他		
工事箇所	奥馬市穴吹町三島他		
図面名	穴吹市ノ下局 基本実装図及び配線系統図(参考図)		
縮尺	S=1/50	図面番号	7 / 9
会社名			
事業者名	徳島県西部総合農林局 農土整備部<奥馬>		

猿飼局 基本実装図及び配線系統図(参考図)

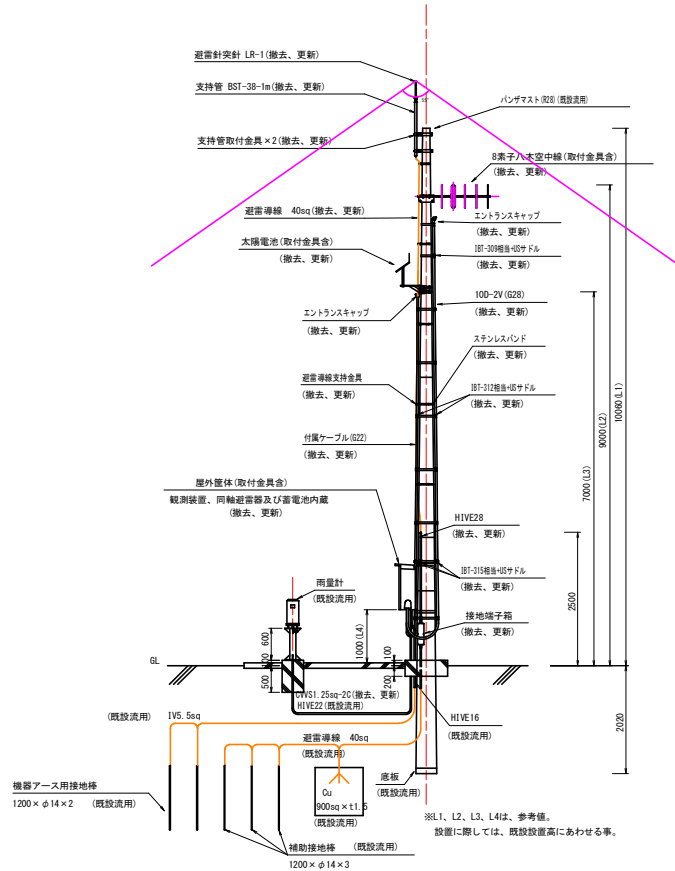


基本実装図 (標準図)

(S=1/50)

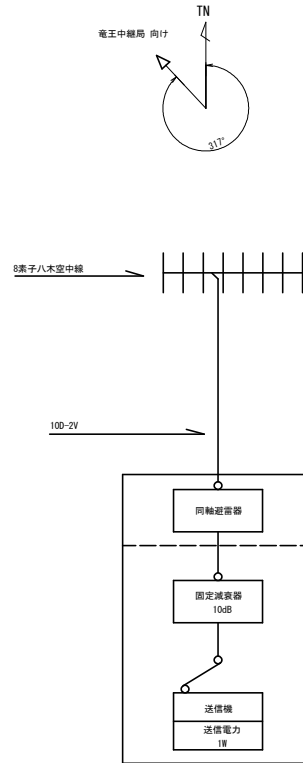


空中線系統図

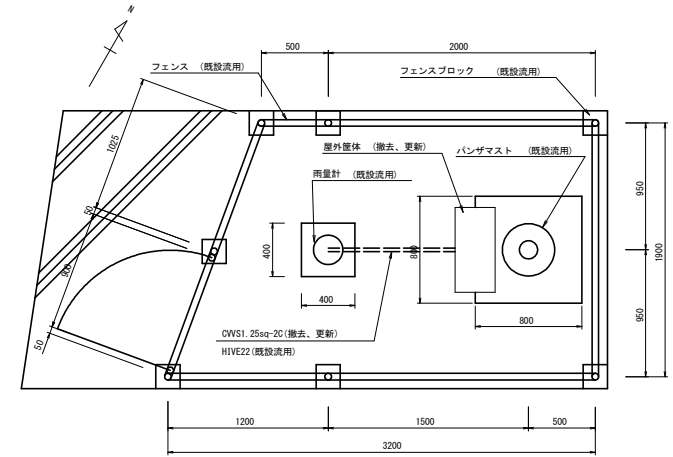

敷地平面図

(S=1/20)

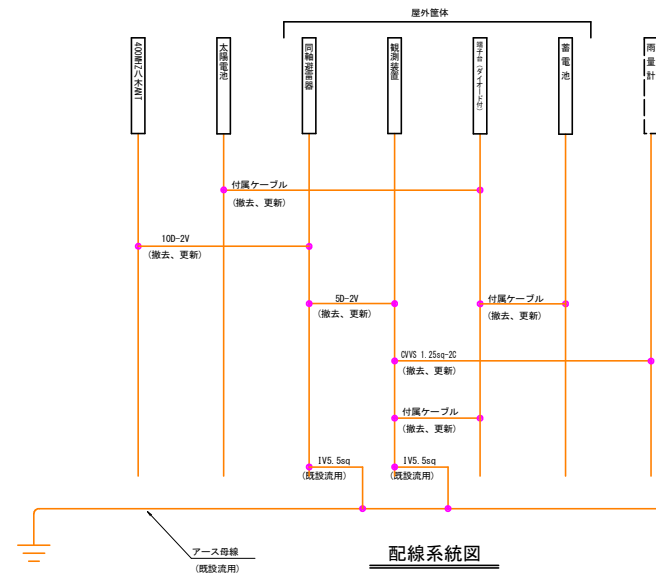


配線系統図

- 凡例
- : 撤去、更新
 - : 既設流用

実施設計図面


工事名	R2 富士 三谷観測局地 兼・穴吹三島他 雨量観測設備改修工事		
路線名等	三谷観測局地		
工事箇所	奥馬市穴吹町三島他		
図面名	猿飼局 基本実装図及び配線系統図(参考図)		
縮尺	図示	図面番号	8 / 9
会社名			
事業者名	徳島県西部総合農民局 農土整備部<奥馬>		

半平局 基本実装図及び配線系統図(参考図)

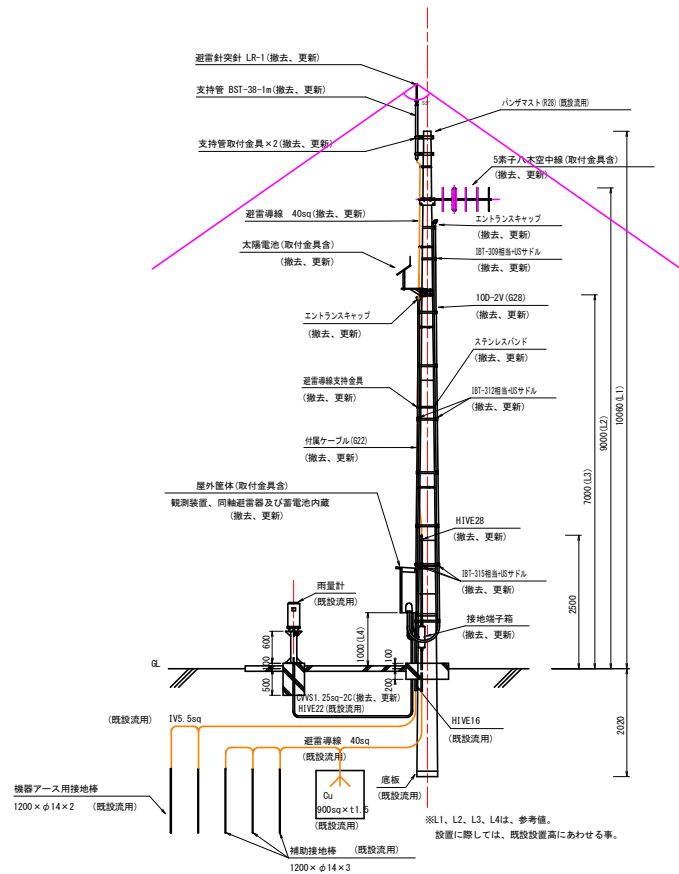


基本実装図 (標準図)

(S=1/50)

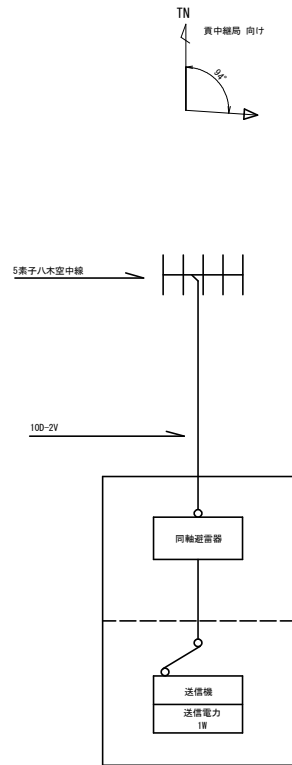


空中線系統図

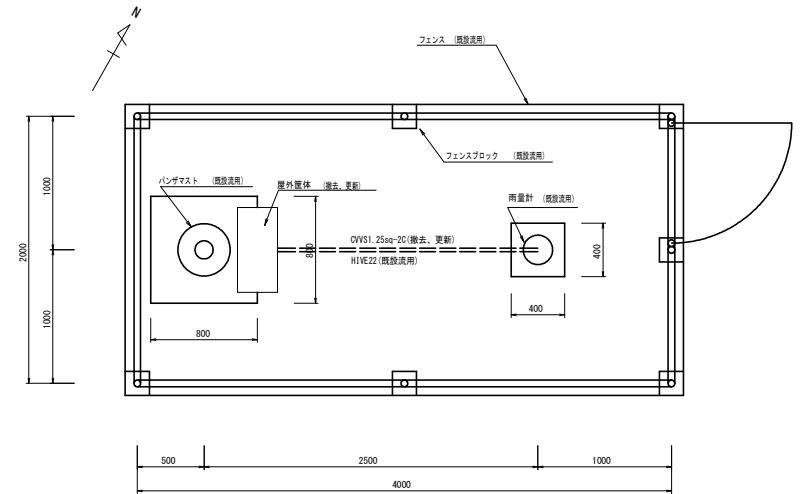

敷地平面図

(S=1/20)

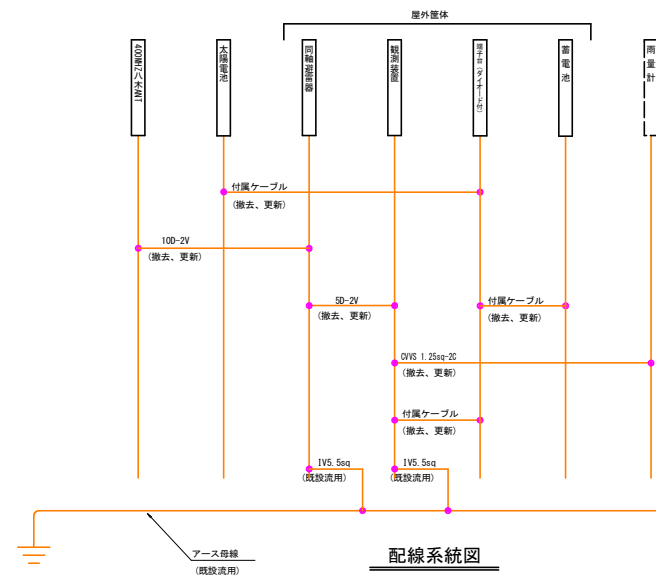

配線系統図

- 凡例
- : 撤去、更新
 - : 既設流用

実施設計図面

工事名	R2馬士 三谷観測局地 奥・穴吹三島他 雨量観測設備改修工事		
路線名等	三谷観測局地		
工事箇所	奥馬市穴吹町三島他		
図面名	半平局 基本実装図及び配線系統図(参考図)		
縮尺	図示	図面番号	9 / 9
会社名			
事業者名	徳島県西部総合農政局 農土整備部<奥馬>		