

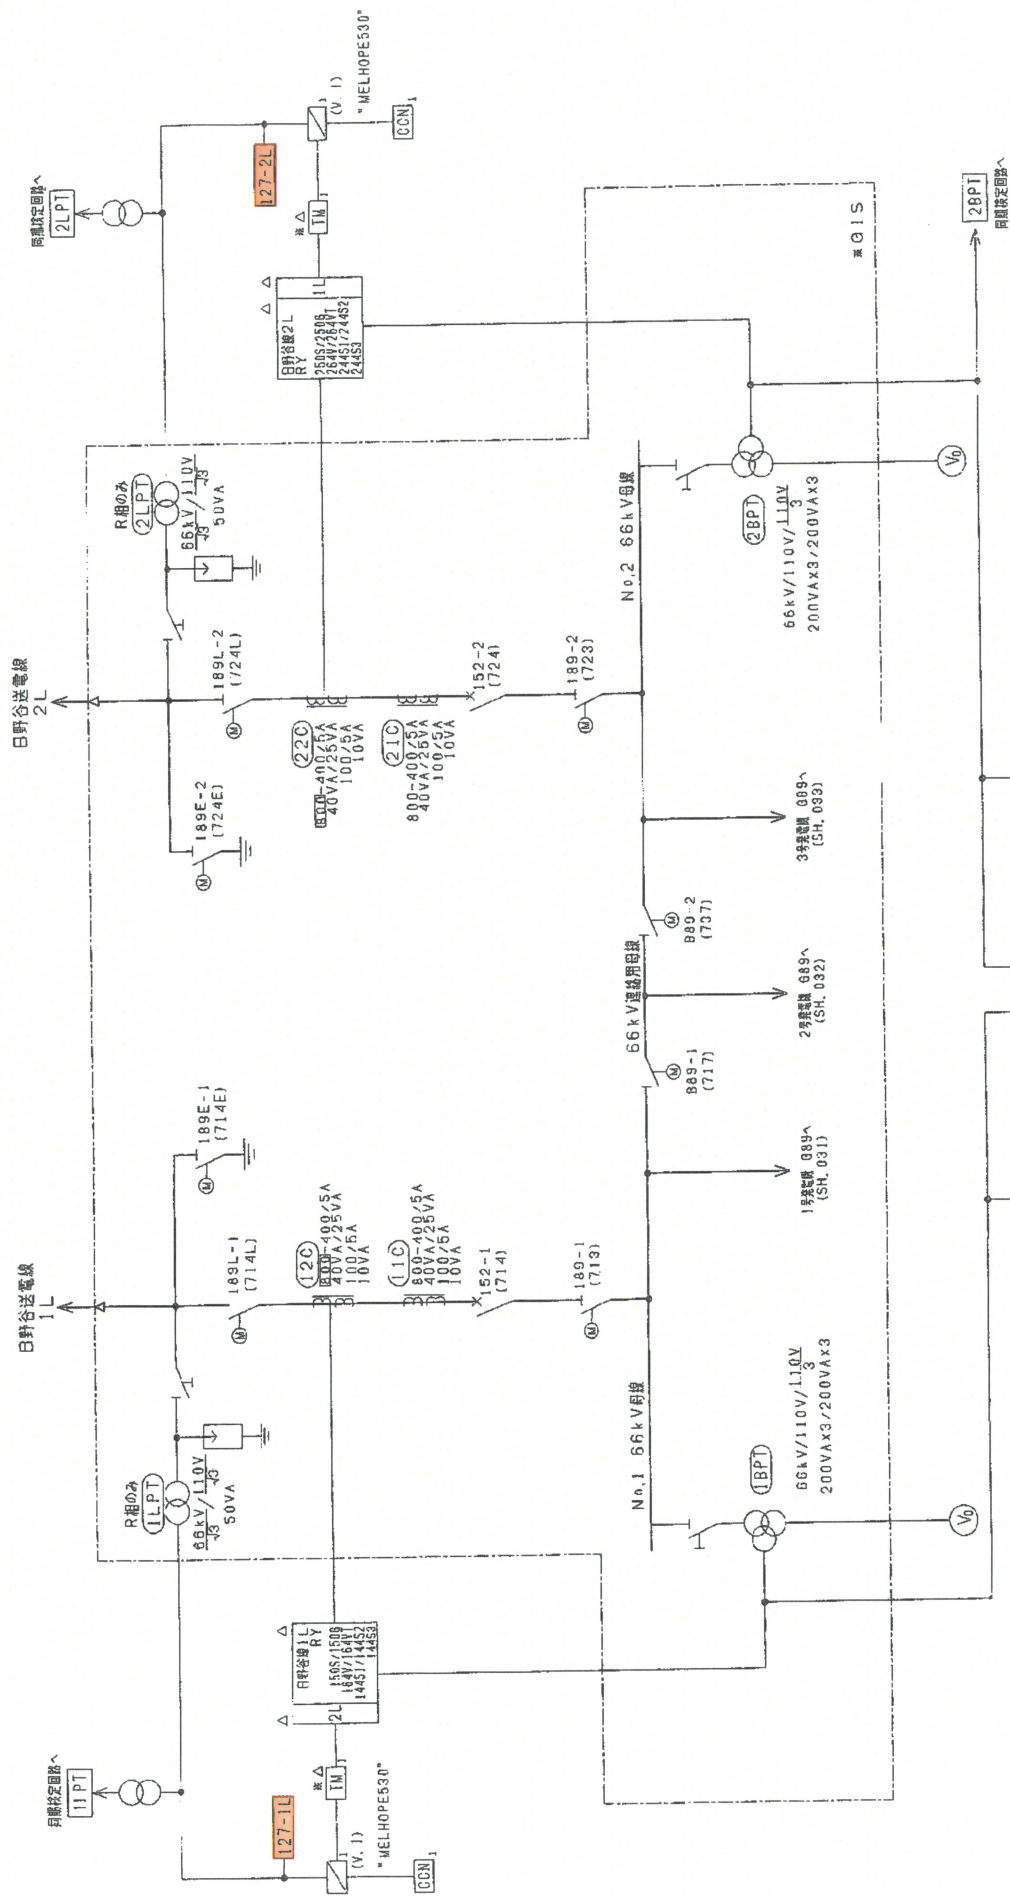


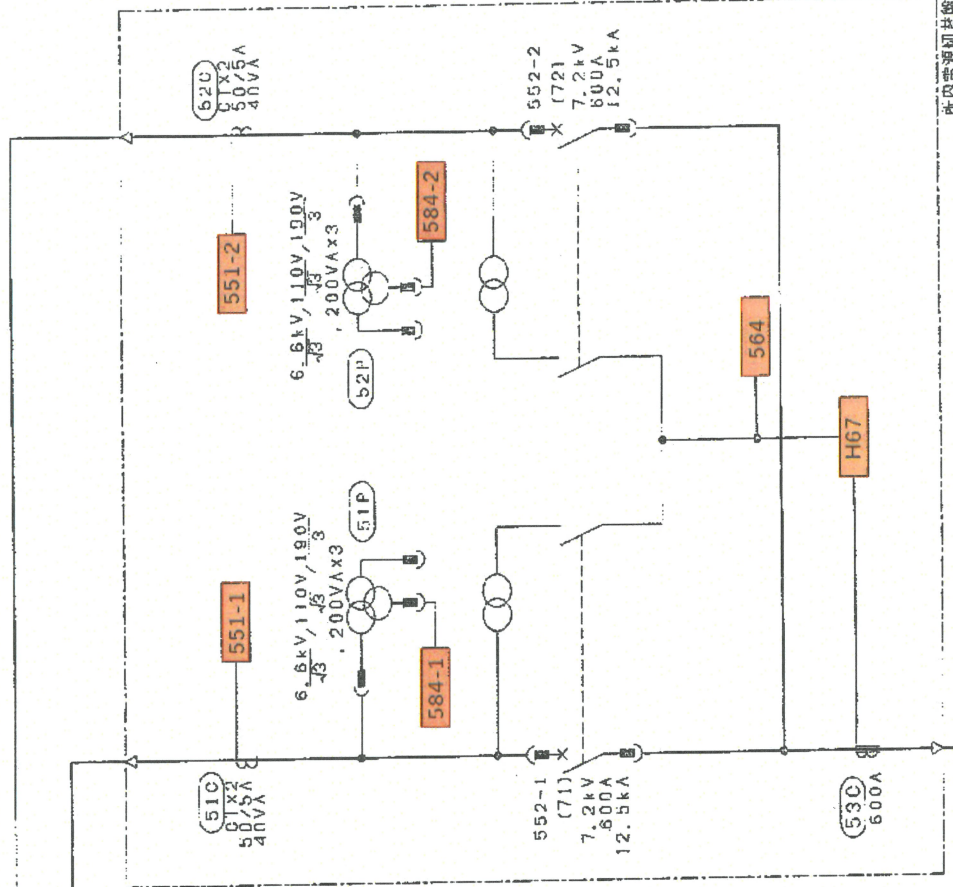

点検対象

業務名	R4全線管 各水力発電所 保護継電器保守業務		
業務箇所	日野谷発電所		
図面名	単線結線図 1/4		
縮尺	NTS	図面番号	7/22
事業者名	徳島県企業局 総合管理推進センター		

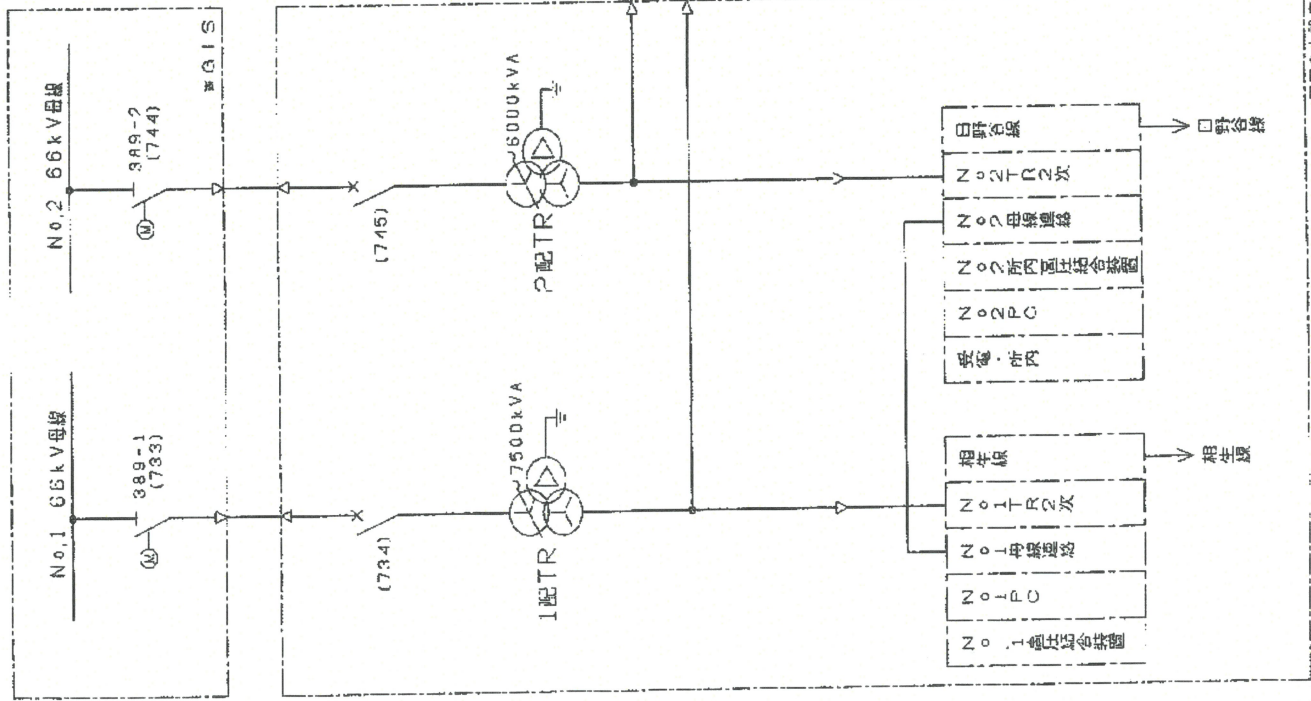

業務名	R4企業管 各水力発電所 保護継電器保守業務
業務箇所	日野谷発電所
図面名	単線結線図 2/4
縮尺	NTS
図面番号	8/22
事業者名	徳島県企業局 総合管理推進センター

点検対象

図内電力設備

6.6kV
所内回路へ

