



点検対象

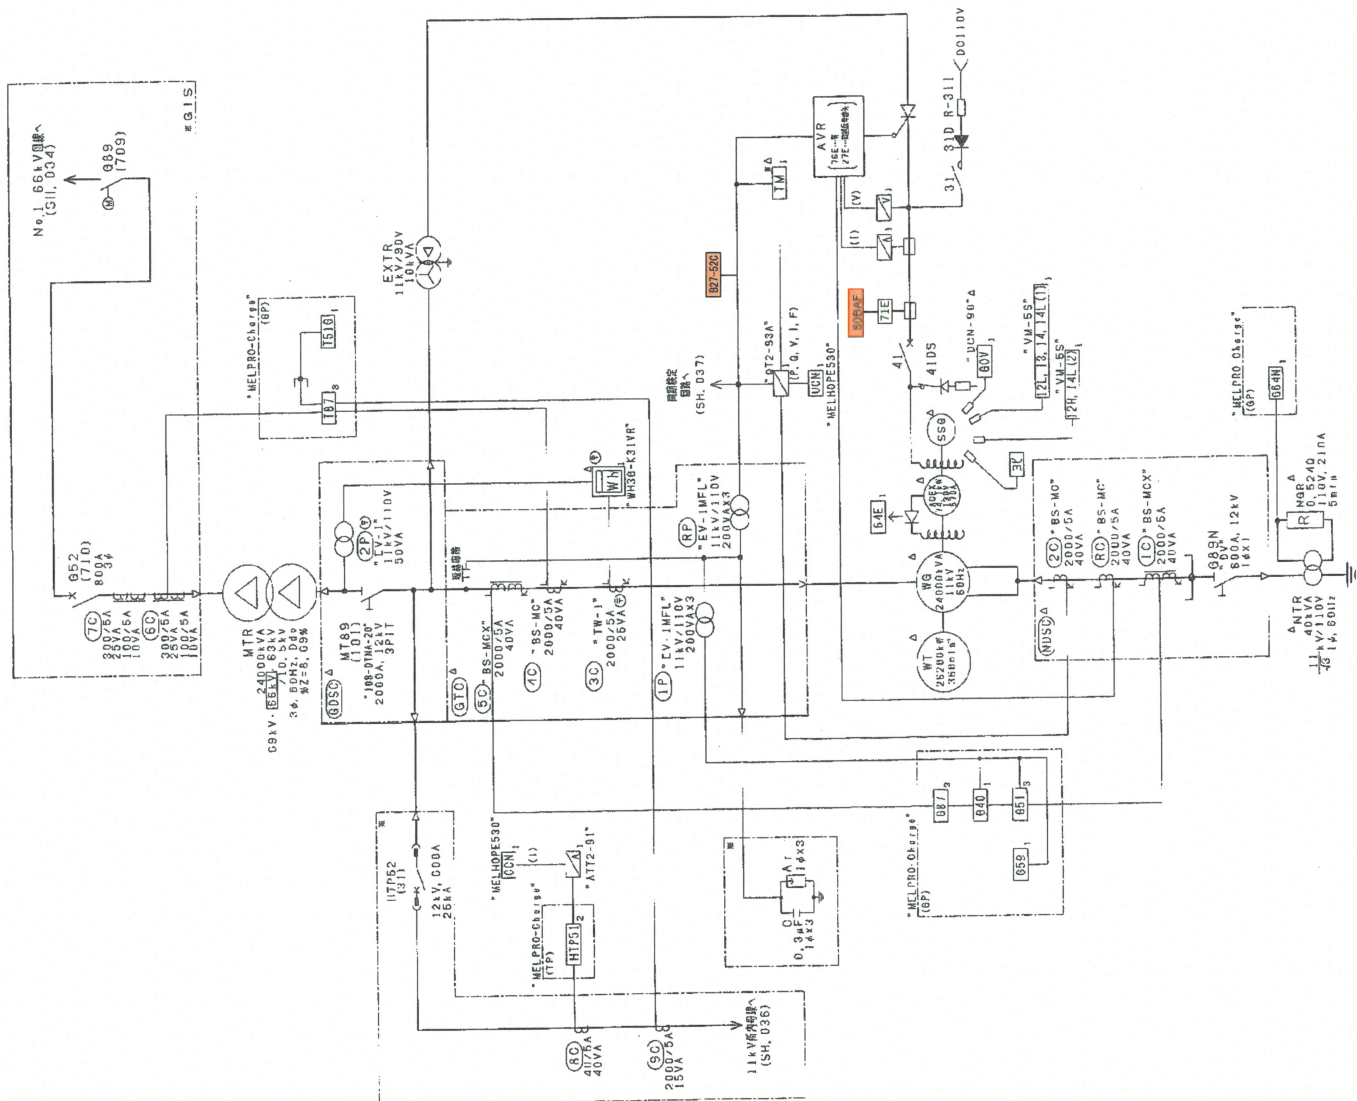

業務名	R 4 公営 各水力発電所 保護継電器保守業務		
業務箇所	日野谷発電所		
図面名	単線結線図 4 / 4		
縮尺	NTS	図面番号	10 / 22
	徳島県企業局 総合管理推進センター		

单独运转出装置

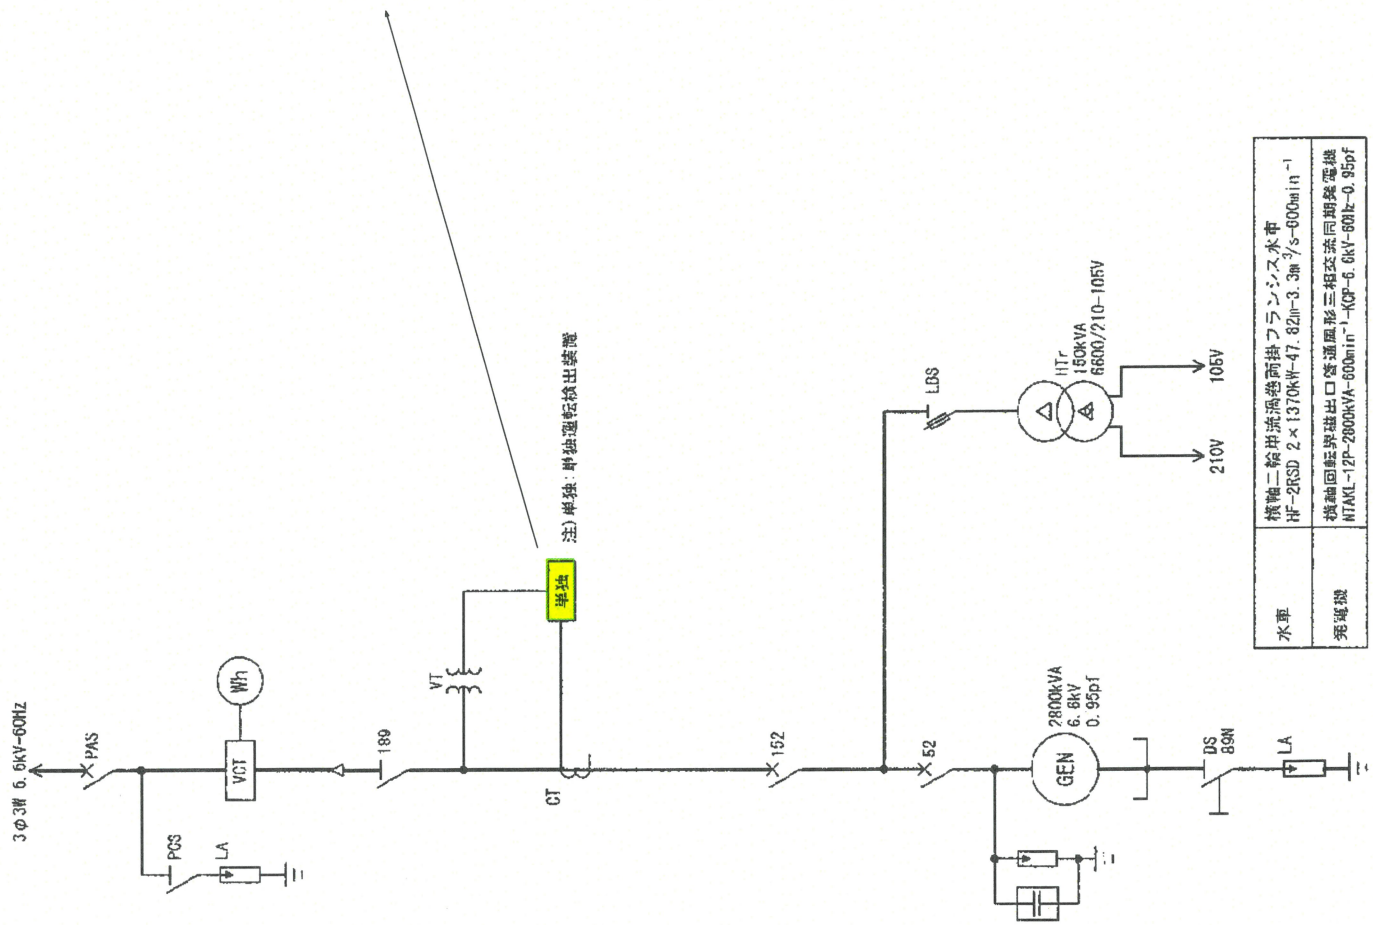


装置内部正面図

：部品取替機器

業務名	R 4 全線管	各水力発電所	保護継電器保守業務
業務箇所	坂州発電所		
図面名	単線結線図 1 / 3		
縮尺	NTS	図面番号	11 / 22
事業者名	徳島県企業局 総合管理推進センター		

6600V四国電力配電線

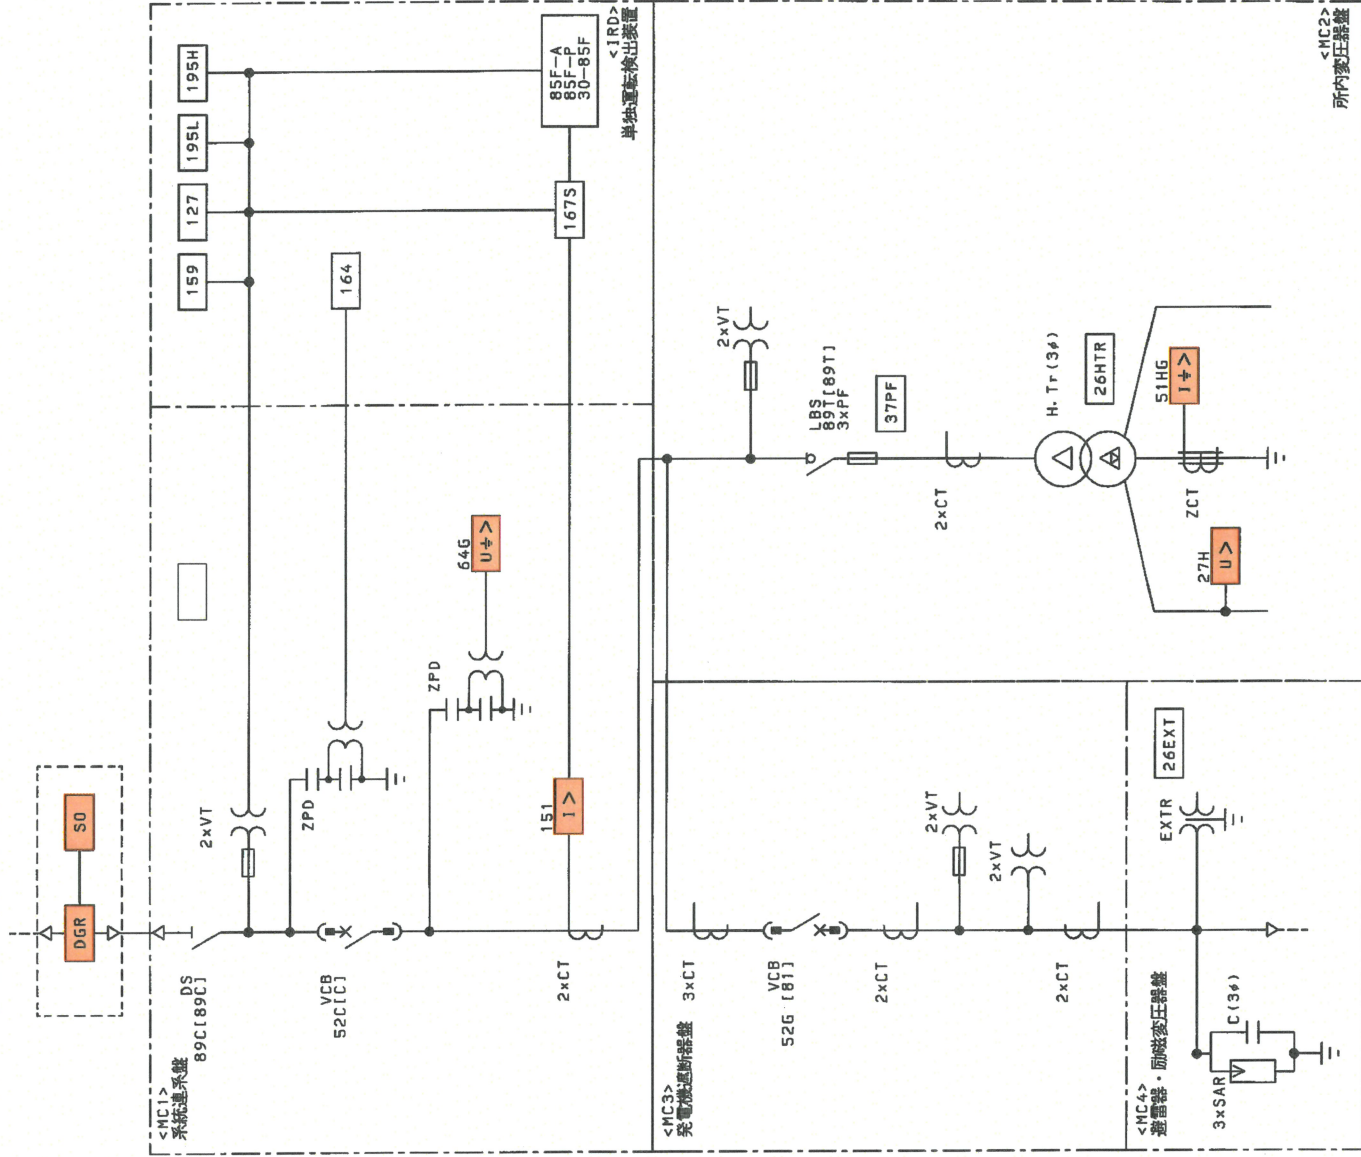

: 点接対象

業務名	R 4 公給管 各水力発電所 送電線電線保守業務		
業務箇所	坂州発電所		
図面名	単線結線図 2 / 3		
縮尺	NTS	図面番号	12 / 22
	徳島県企業局 総合管理推進センター		