

PAS~



業務名	R4全総管	各電力発電所	保研無線機株式会社
業務箇所	坂州市事務所		
図面名	岸線結線図 3/3		
縮尺	NTS	図面番号	13/22
事業者名	徳島県企業局 総合管理センター		

○点検対象

- 盤符号名称 (架台、端子台等のみ)
- 送方監視抑制盤 (旧)
S2 : 送方監視抑制盤
LT1 : 交流100V盤
LT21 : 交流200V盤 (1)
LT22 : 交流200V盤 (2)
K1 : 所内切替盤
- 速力監視抑制盤 (旧)
S1 : 速力監視抑制盤
CDT : 情報伝送装置
TCAUX : 通信補助盤
DCLT : 電流線
BC : 電流電源装置
- AUX : 補助電源装置
HRY : 所内監視装置
GRY : 充電機監視装置
LRY : 送電線監視装置
- GC : 自動制御盤
HM : 所内計器盤
GM : 充電機計器盤
LM : 送電線計器盤
- B2TB : 分水設備中継箱Ⅱ
CBAL : 充電分水放流警報装置

発電機継電器盤【GRY】


- 地絡過電流継電器 (51N)
地絡過電流継電器 (87GB)
比率差動継電器 (87GA)
電圧抑制付過電流継電器 (87)
電圧抑制付過電流継電器 (51)
電圧抑制付過電流継電器 (40)
電圧抑制付過電流継電器 (59)
電圧抑制付過電流継電器 (84G)

送電線継電器盤【LRY】

- 不足電圧継電器 (27)
過周波数継電器 (95H)
不足周波数継電器 (95L)
地絡過電圧継電器 (164TN)
地絡過電圧継電器 (64TN)
比率差動継電器 (187T)
電圧抑制付過電流継電器 (151)
電圧抑制付過電流継電器 (84B)

所内継電器盤【HRY】

- 電圧抑制付過電流継電器 (51H)
過電流継電器 (51HP)
過電流継電器 (251F)
地絡過電圧継電器 (264H)
地絡過電圧継電器 (267F)
不足電圧継電器 (27H)
直流地絡継電器 (64D)
直流不足電圧継電器 (80)

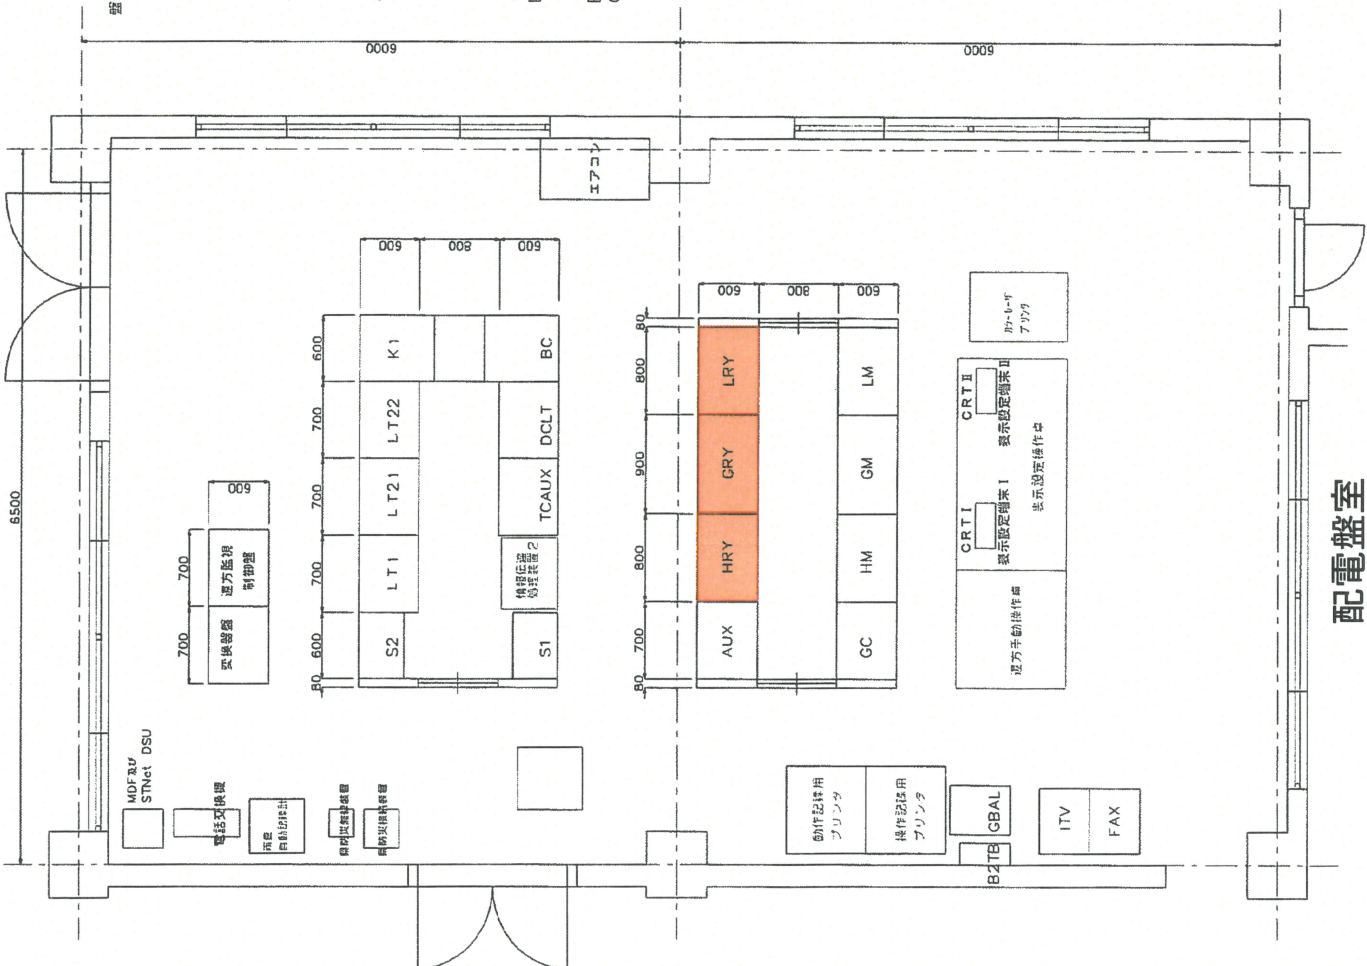

点検対象


業務名	R4全線管 各水力発電所 保護継電器保守業務
業務箇所	勝浦発電所
図面名	平面図 1/2
縮尺	NTS 図面番号 14/22
事業者名	徳島県企業局 総合管理推進センター

配電盤室

○点検対象

AVR盤

界磁地絡検出器 (64E) 1台
回転整流器故障検出器 (71E) 1台

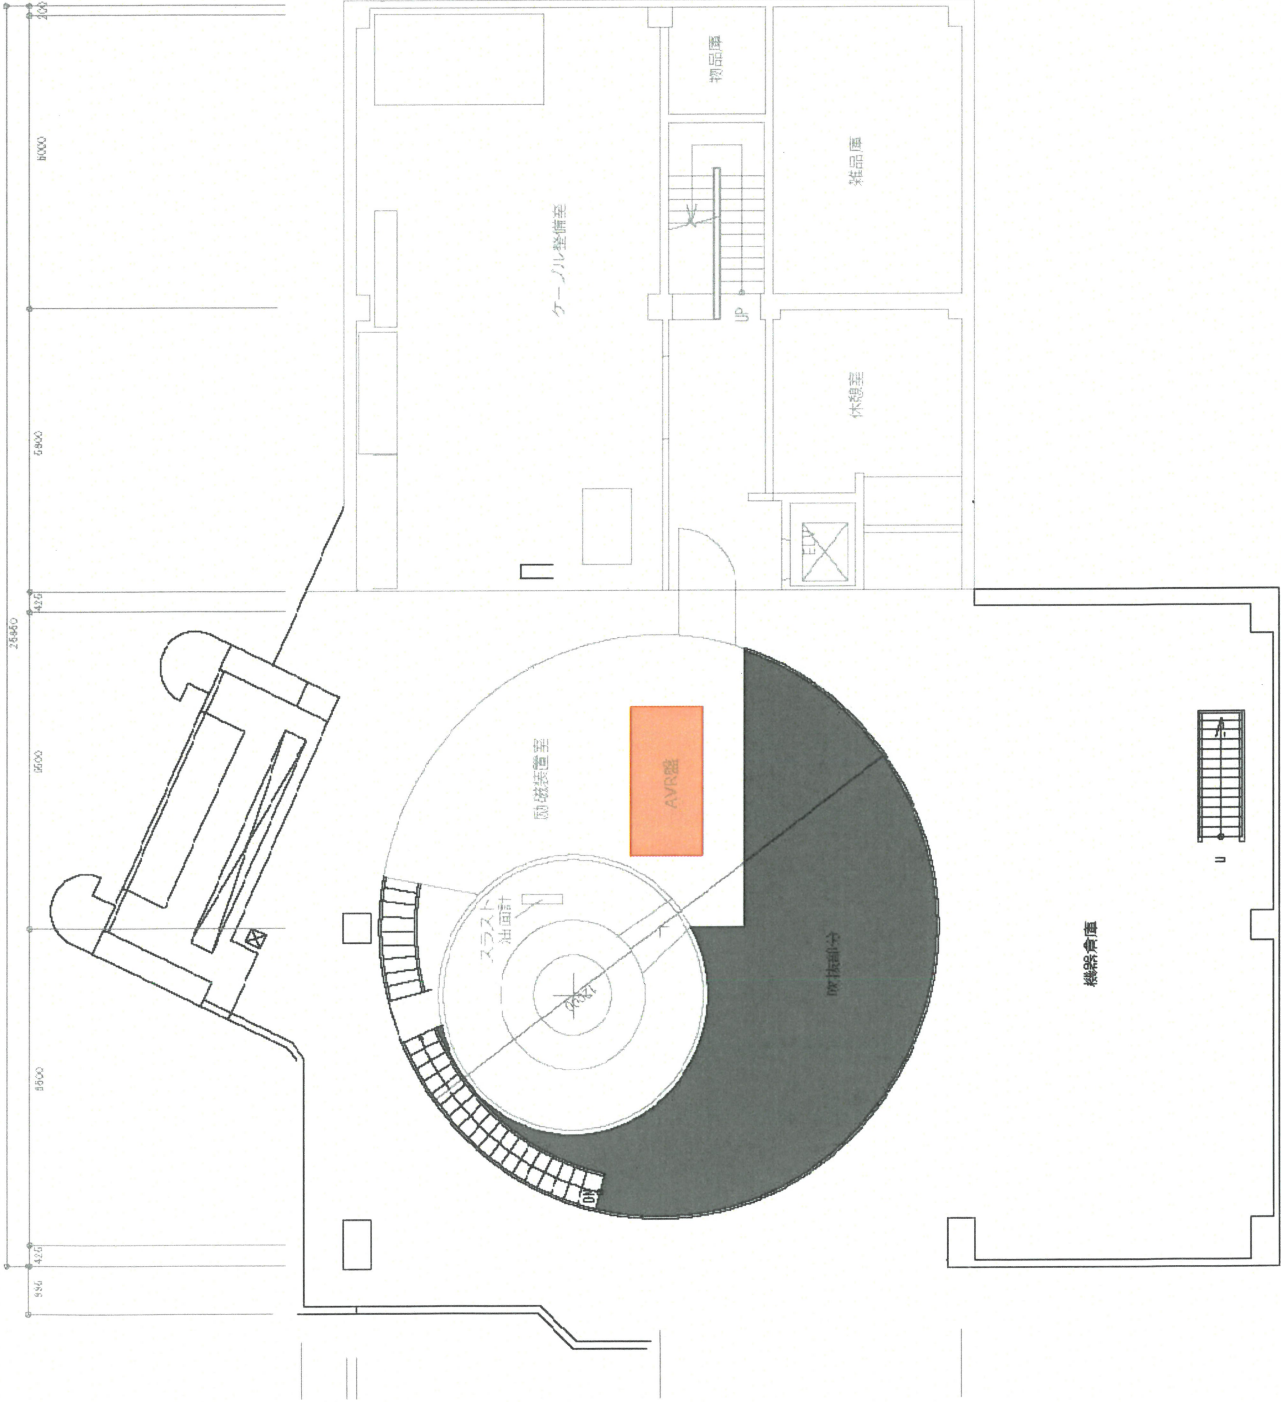

業務名	R4全線管 各水力発電所 保護継電器保守業務		
業務箇所	勝浦発電所		
図面名	平面図 2/2		
縮尺	NTS	図面番号	15/22
事業者名	徳島県企業局 総合管理推進センター		

B1F