

○点検対象


自動始動発電機盤

- 過電流継電器 (51) 1台
- 過電圧継電器 (59) 1台
- 不足電圧継電器 (27) 1台
- 電圧継電器 (84) 1台
- 地絡過電流継電器 (GR1) 1台
- 地絡過電流継電器 (GR2) 1台


負荷盤

不足電圧継電器 (27 R) 1台

点検対象

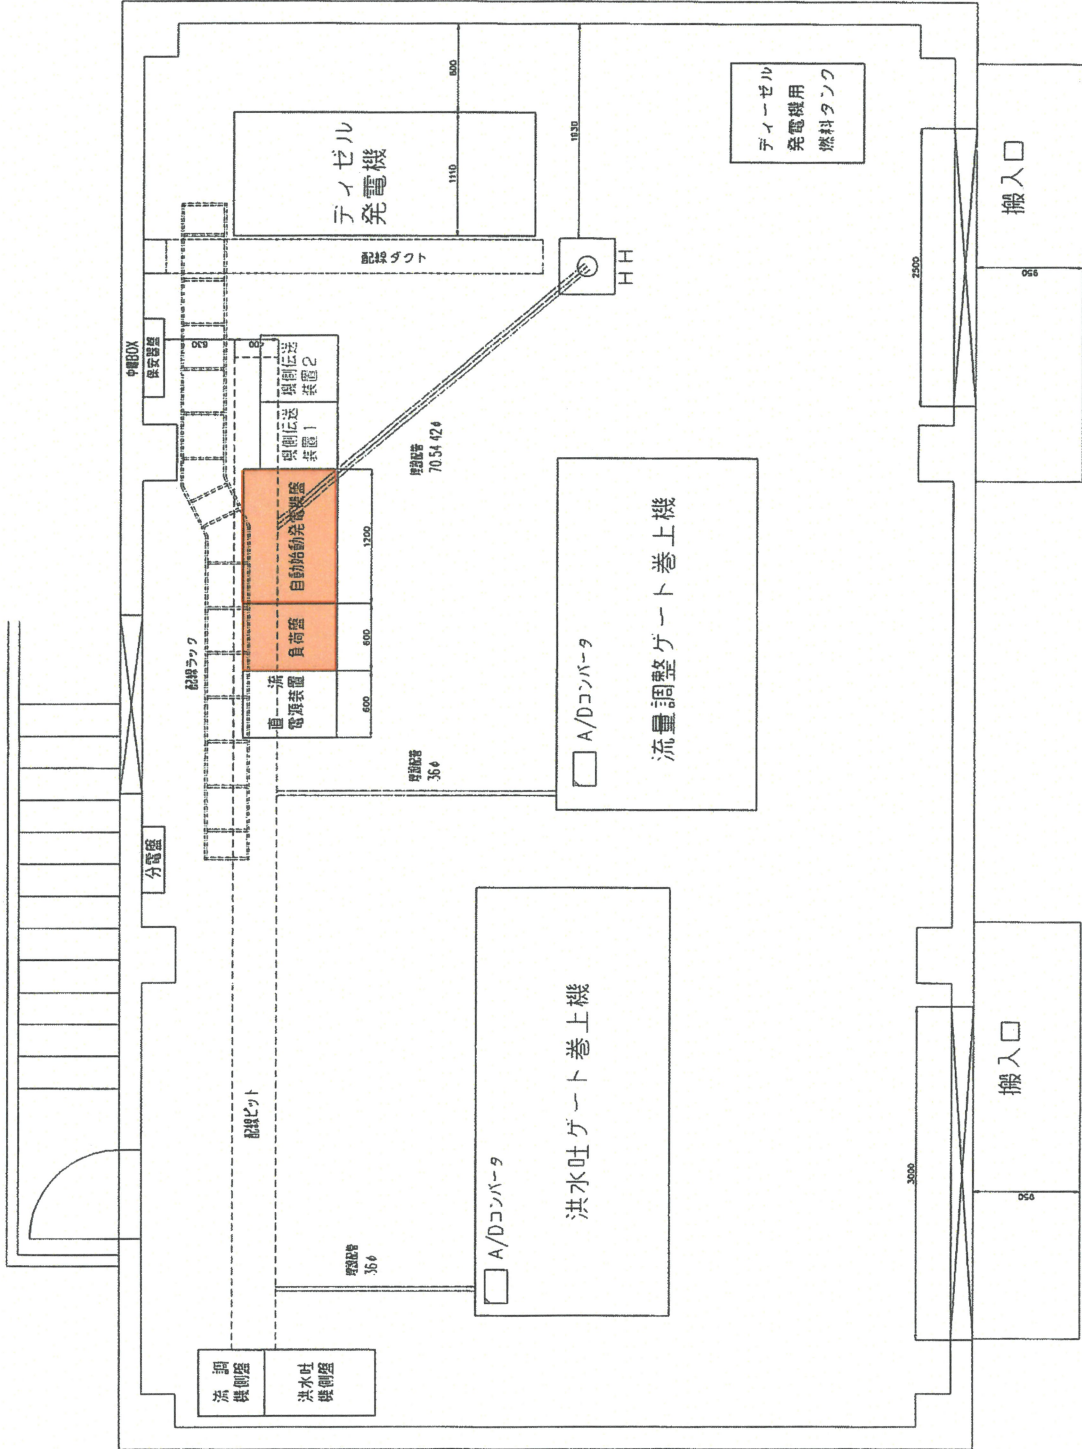

業務名	R4企業管 各水力発電所 保護継電器保守業務		
業務箇所	棚野ダム		
図面名	平面図		
縮尺	NTS	図面番号	16/22
事業者名	徳島県企業局 総合管理推進センター		

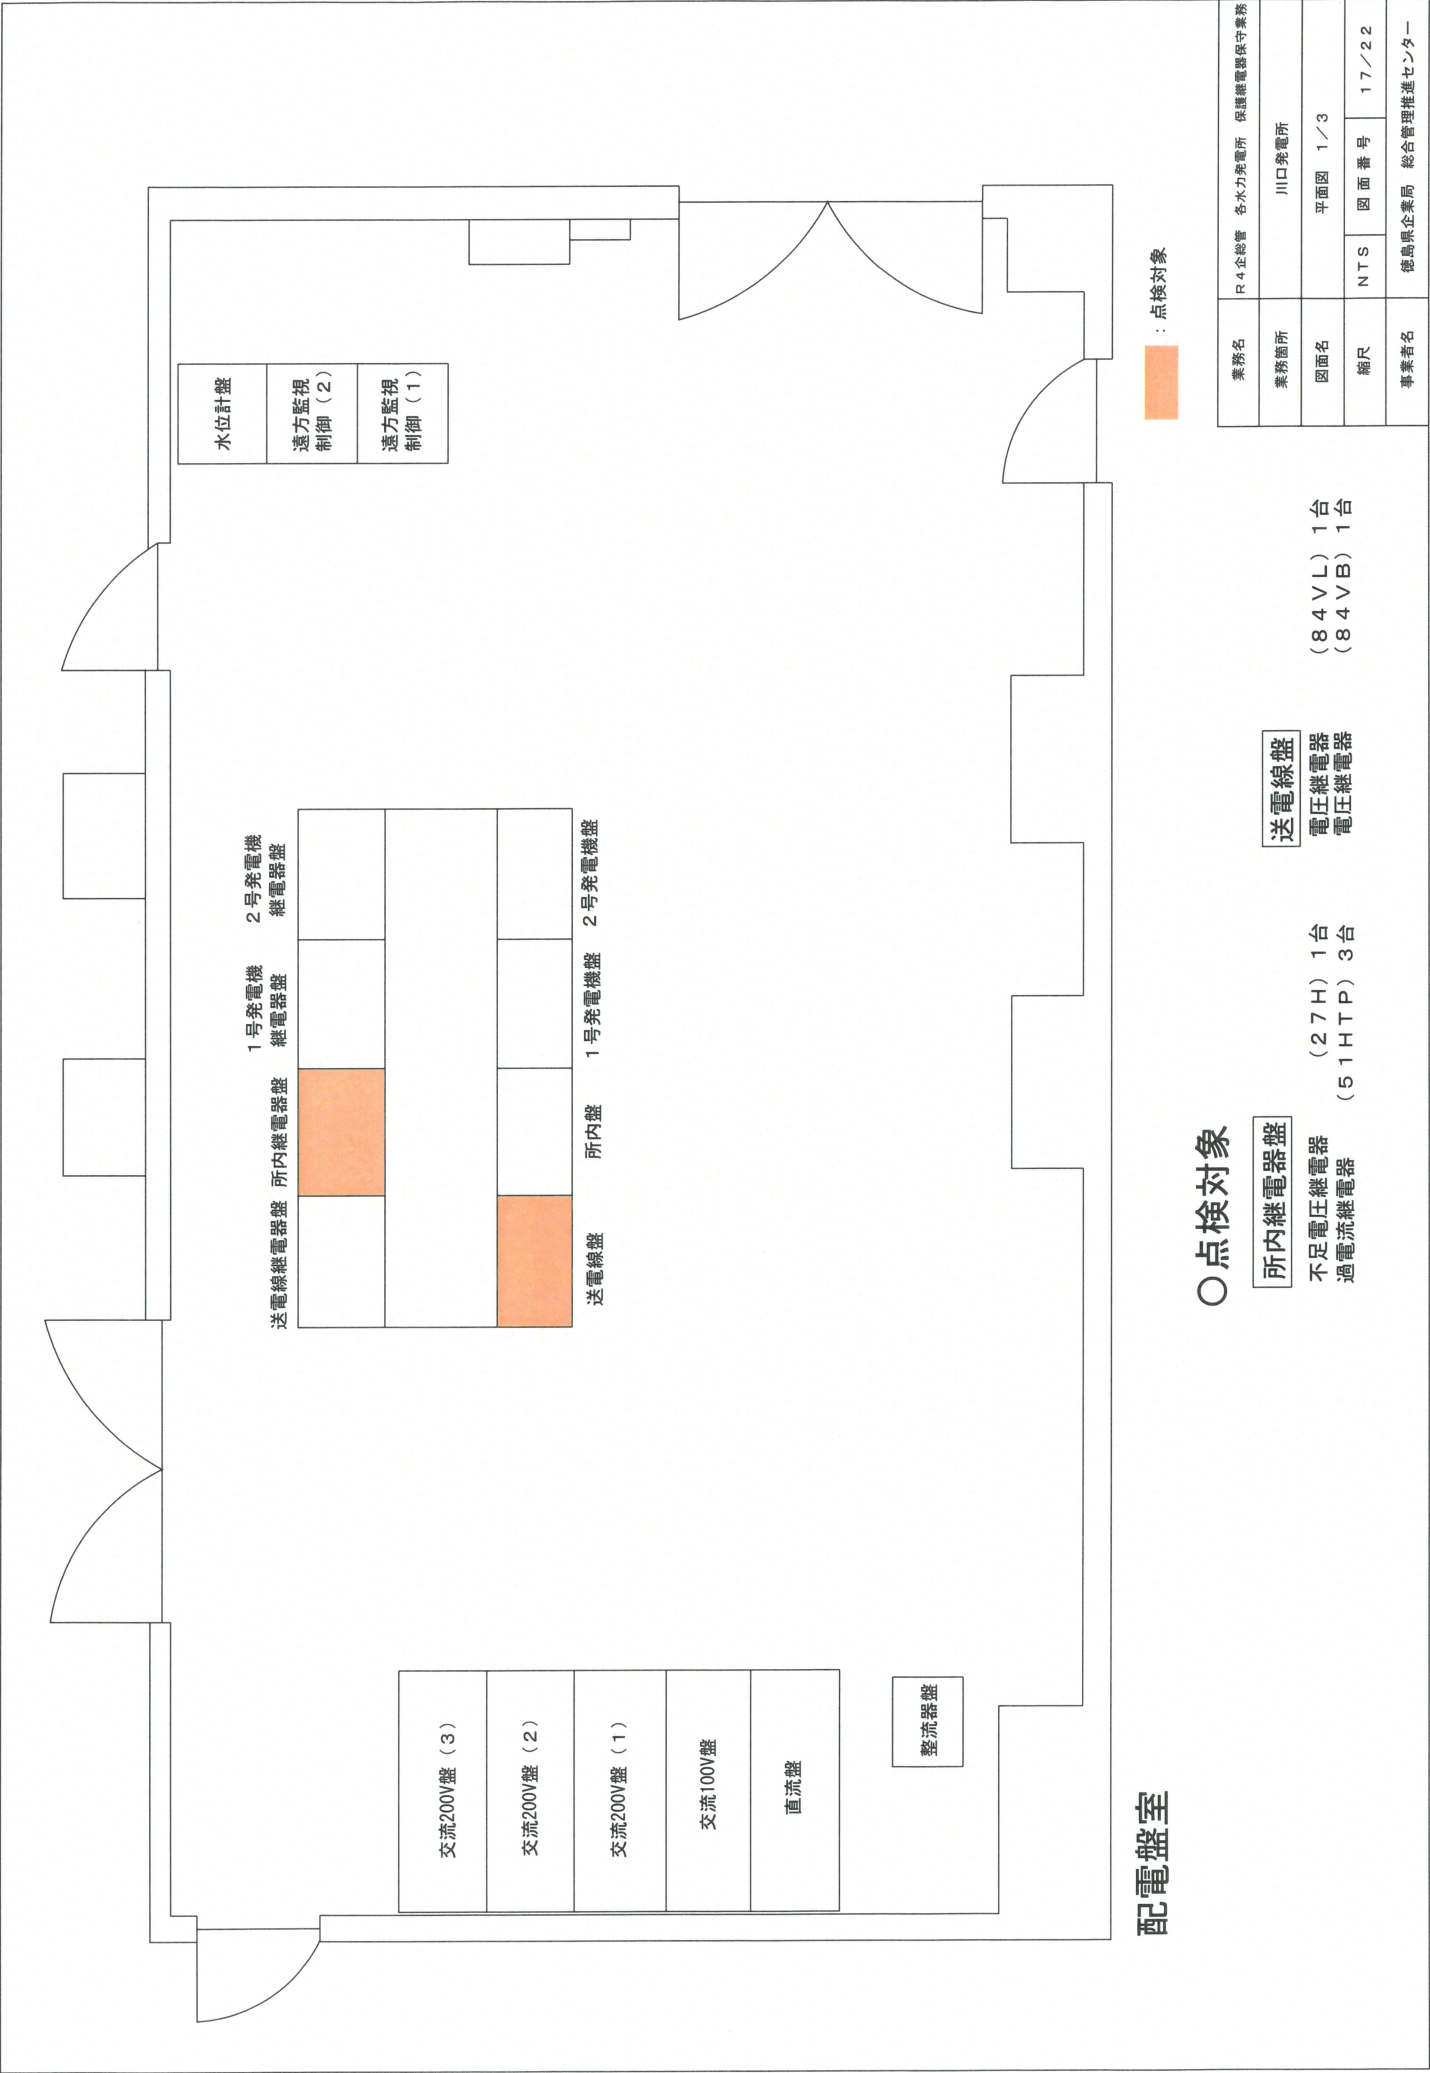

配電盤室

○点検対象

所内継電器盤


不足電圧継電器 (27H) 1台
過電流継電器 (51HTP) 3台

送電線盤

電圧継電器 (84VL) 1台
電圧継電器 (84VB) 1台

点検対象

業務名	R4企業管 各水力発電所 保護継電器保守業務		
業務箇所	川口発電所		
図面名	平面図 1/3		
縮尺	NTS	図面番号	17/22
	徳島県企業局 総合管理推進センター		

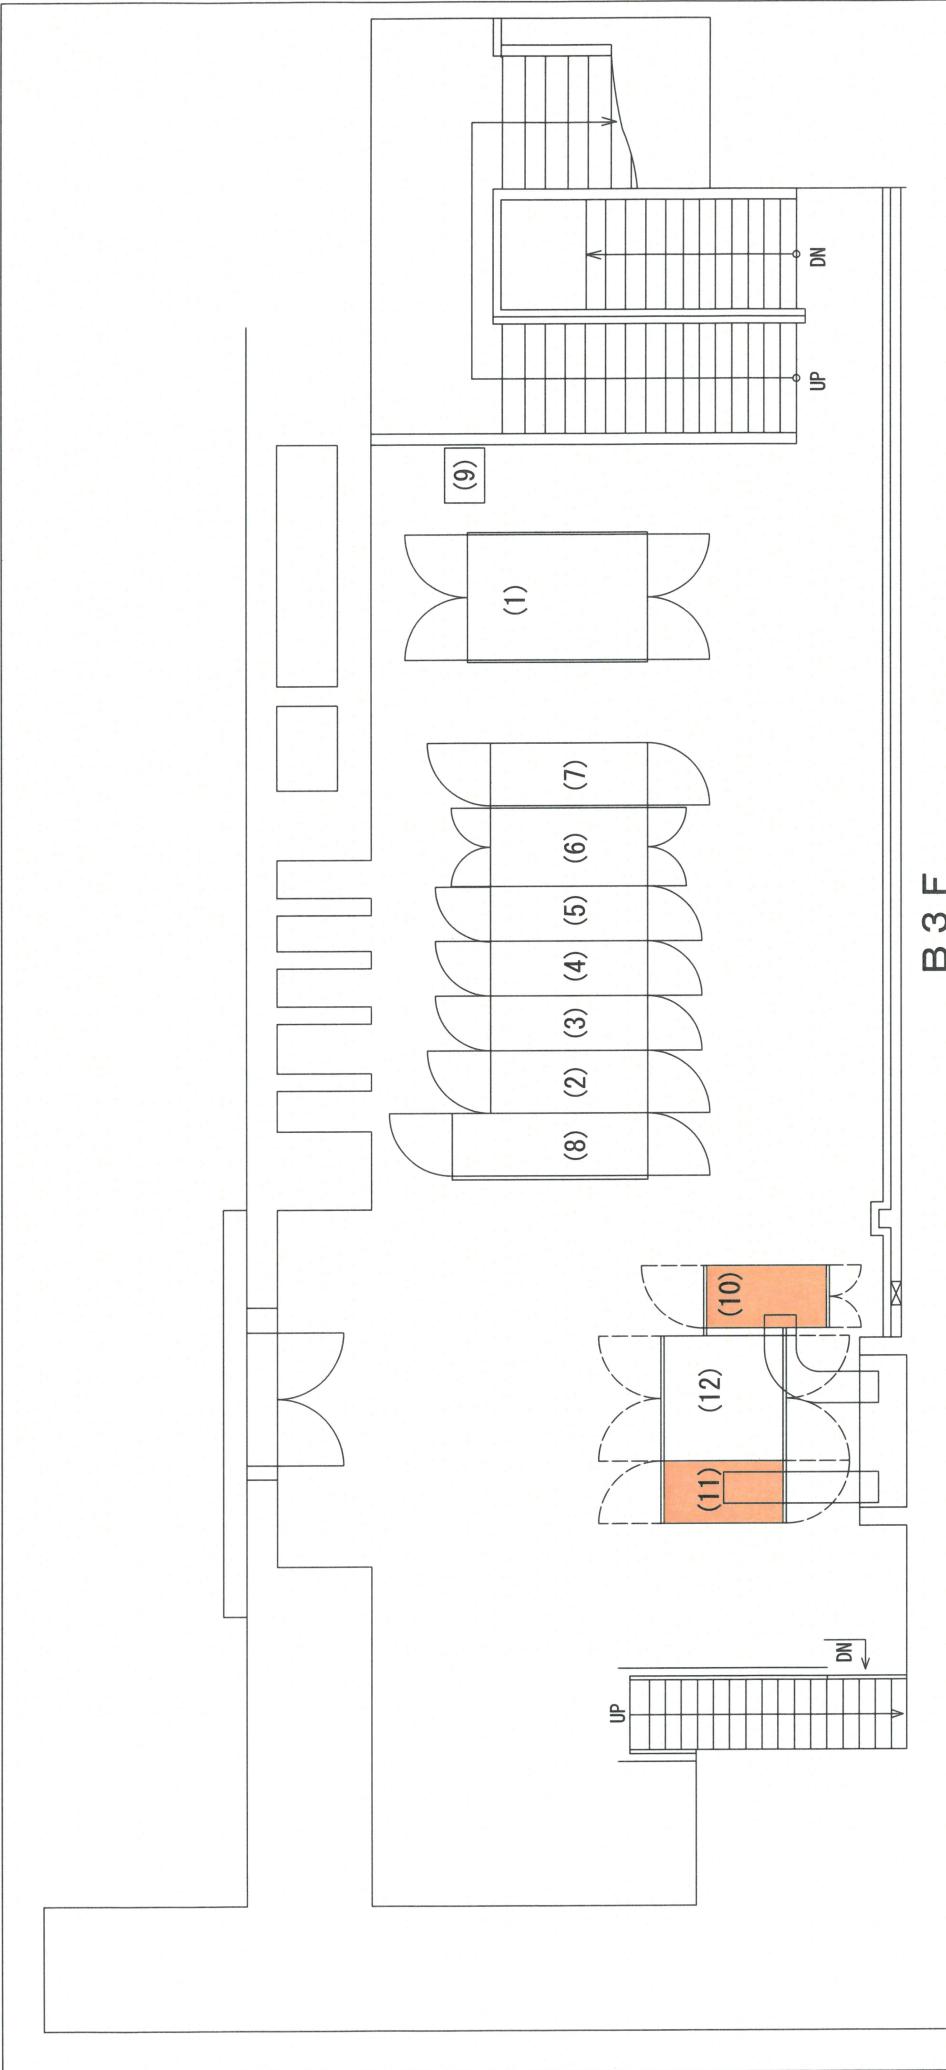

B 3 F

○点検対象

送受電盤 : DB1

過電流継電器 (51H2) 1台
地絡方向継電器 (67GH2) 1台

電源切替盤 : DB3

不足電圧継電器 (27B) 1台

点検対象

B3階 設備一覧表

番号	名 称	備 考
(1)	所内変圧器盤	
(2)	主変1次盤	
(3)	1号主遮断器	
(4)	2号主遮断器	
(5)	所内一次盤	
(6)	中性点接地抵抗器盤	
(7)	1号励磁用変圧器	
(8)	所内1次箱	四国電力
(9)	変圧器	
(10)	電源切替盤	
(11)	送受電盤	
(12)	変圧器盤	

業務名	R4企総管 各水力発電所 保護継電器保守業務		
業務箇所	川口発電所		
図面名	平面図 2/3		
縮尺	NTS	図面番号	18/22
事業者名	徳島県企業局 総合管理推進センター		