

既設機器 (取替対象) 一覧

機器名称	型式	メーカー名	数量	備考
投込式水位計	LP008型(測定水位：0~20m程度)	愛知時計電機	2	No. 11, No. 13揚水ポンプ
投込式水位計	LP008型(測定水位：0~40m程度)	愛知時計電機	2	No. 4, No. 8揚水ポンプ

撤去区間


機器名称	区間	数量	備考
水位計付属ケーブル	11号揚水ポンプ井~11号現場操作盤	30m	CVV3. 5mm2-3C相当
水位計付属ケーブル	13号揚水ポンプ井~13号現場操作盤	30m	CVV3. 5mm2-3C相当
水位計付属ケーブル	4号揚水ポンプ井~4号現場操作盤	35m	CVV3. 5mm2-3C相当
水位計付属ケーブル	8号揚水ポンプ井~8号現場操作盤	35m	CVV3. 5mm2-3C相当

据付区間

機器名称	区間	数量	備考
水位計付属ケーブル	11号揚水ポンプ井~11号現場操作盤	30m	CVV1. 25mm2-2C相当
水位計付属ケーブル	13号揚水ポンプ井~13号現場操作盤	30m	CVV1. 25mm2-2C相当
水位計付属ケーブル	4号揚水ポンプ井~4号現場操作盤	35m	CVV1. 25mm2-2C相当
水位計付属ケーブル	8号揚水ポンプ井~8号現場操作盤	35m	CVV1. 25mm2-2C相当

— 取替機器
— 既設配線


図番	2	図面総数	7	縮尺	NTS
図名	屋外配線図 (参考)				
工事名	R 5 企総管 阿南工業用下水道 第2地下水送水設備計装設備補修工事				
発注者	徳島県企業局				

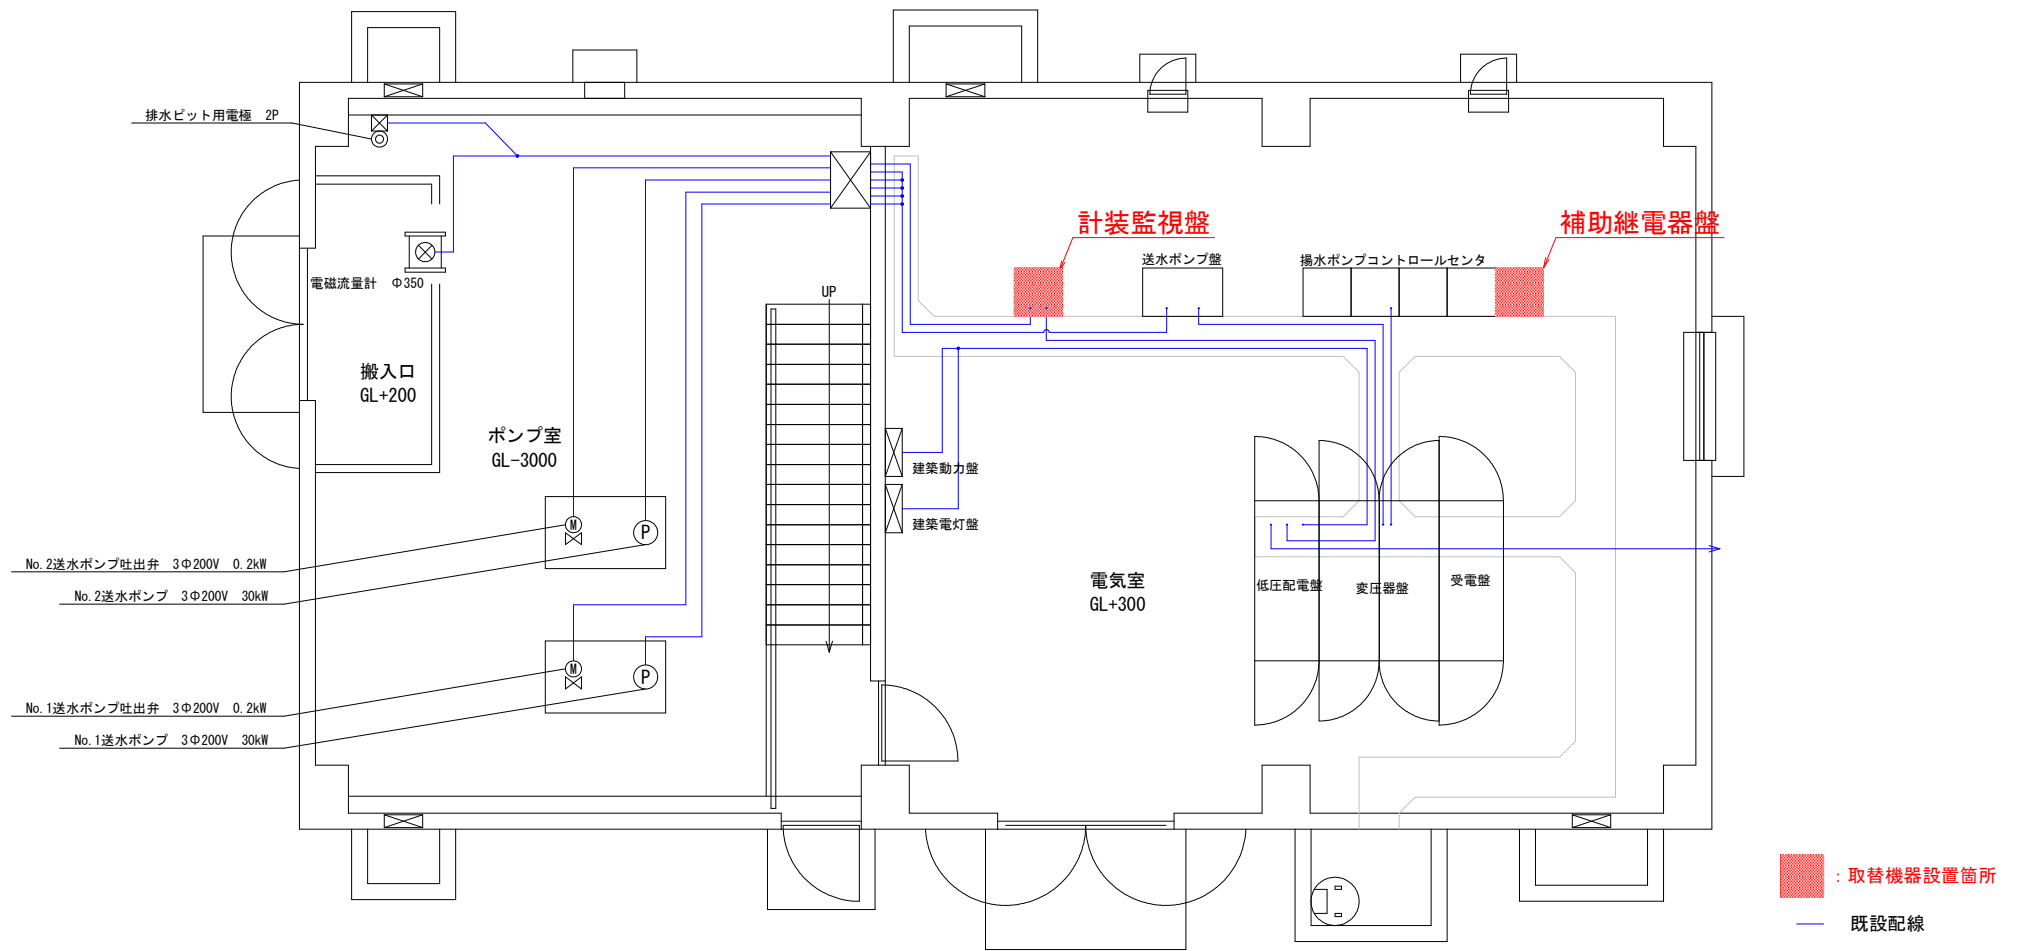

図番	3	図面総数	7	縮尺	NTS
図名	屋内配線図 (参考)				
工事名	R5企総管 阿南工業用水道 第2地下水送水設備計装設備補修工事				
発注者	徳島県企業局				

既設機器（取替対象）一覧

機器名称	型式	メーカー名	数量
ペーパーレス記録計	PHR 21B14-N10YY	富士電機	2
リモートI/O (7桁入力16点)	R1M-GH2T-M2	エム・システム技研	2
リモートI/O (接点入力32点)	R1M-A1T-M2	エム・システム技研	1
リモートI/O (接点出力32点)	R1M-D1T-M2	エム・システム技研	1
ディストリビュータ	W2DYS-2466-M2	エム・システム技研	19
アイソレータ (出力: DC1~5V程度)	W2YV-A66-M	エム・システム技研	1
アイソレータ (出力: DC4~20mA程度)	W2YV-AAA-M	エム・システム技研	1
電源用避雷器	MAA-100	エム・システム技研	1
電子機器用避雷器	MDPA-24	エム・システム技研	20
警報設定器	AS4V-S22-M2	エム・システム技研	2
フロートレスリレー	61F-GP-N	オムロン	1

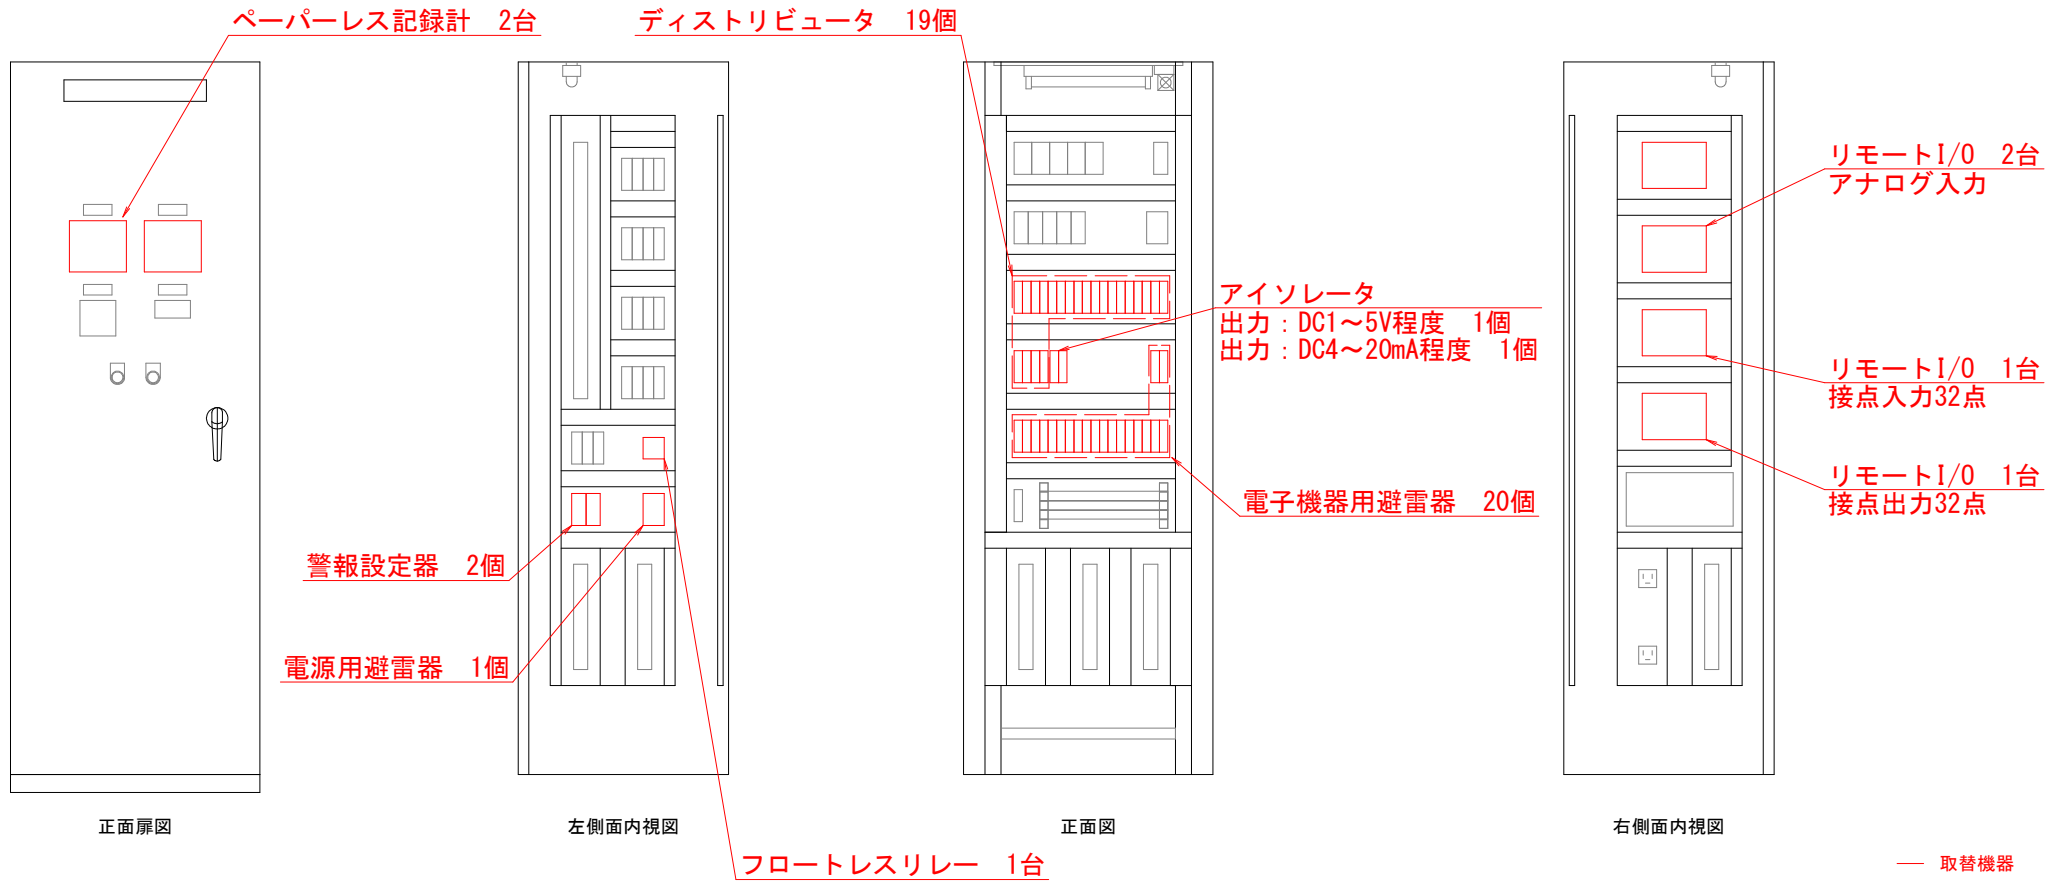


— 取替機器

図番	4	図面総数	7	縮尺	NTS
図名	計装監視盤 外形図				
工事名	R 5 企総管 阿南工業用水道 第2地下水送水設備計装設備補修工事				
発注者	徳島県企業局				


既設機器（取替対象）一覧

機器名称	型式	メーカー名	数量
フロートレスリレー	61F-GP-N	オムロン	15


フロートレスリレー 15台

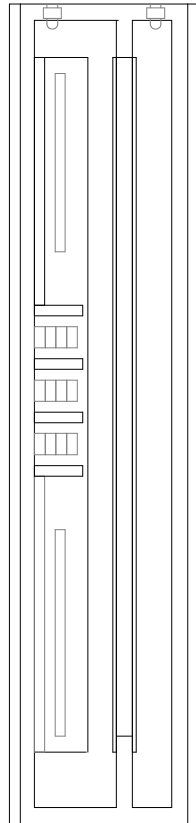


左側面内視図

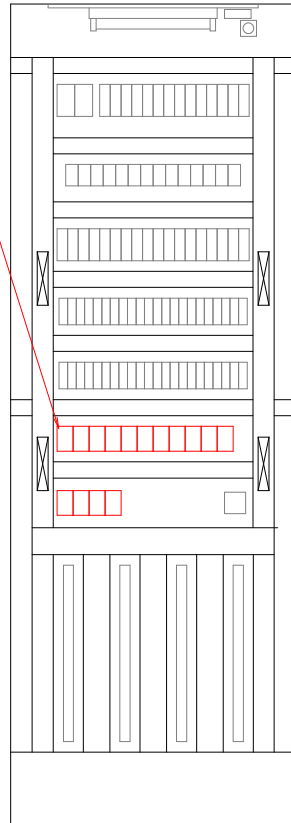

正面図

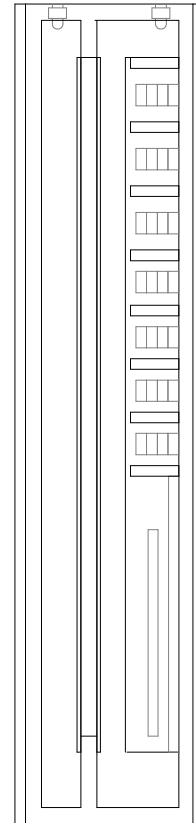

右側面内視図

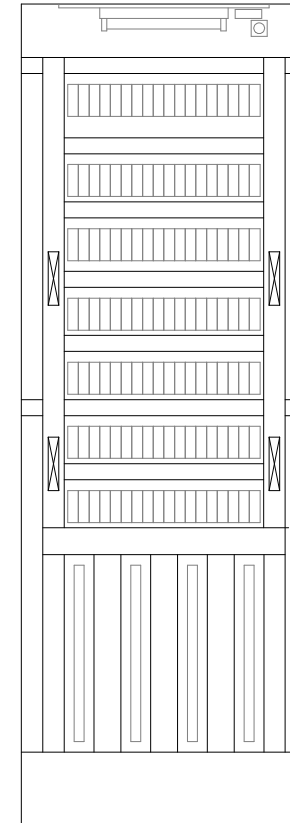


背面図

— 取替機器


図番	5	図面総数	7	縮尺	NTS
図名	補助継電器盤 外形図				
工事名	R 5 企総管 阿南工業用水道 第2地下水送水設備計装設備補修工事				
発注者	徳島県企業局				

既設機器（取替対象）一覧

機器名称	型式	メーカー名	数量	備考
電子機器用避雷器	MDPA-24	エム・システム技研	4	No. 4, No. 8, No. 11, No. 13現場操作盤
パルスカウンタ	460D-1-3	鶴賀電機	13	

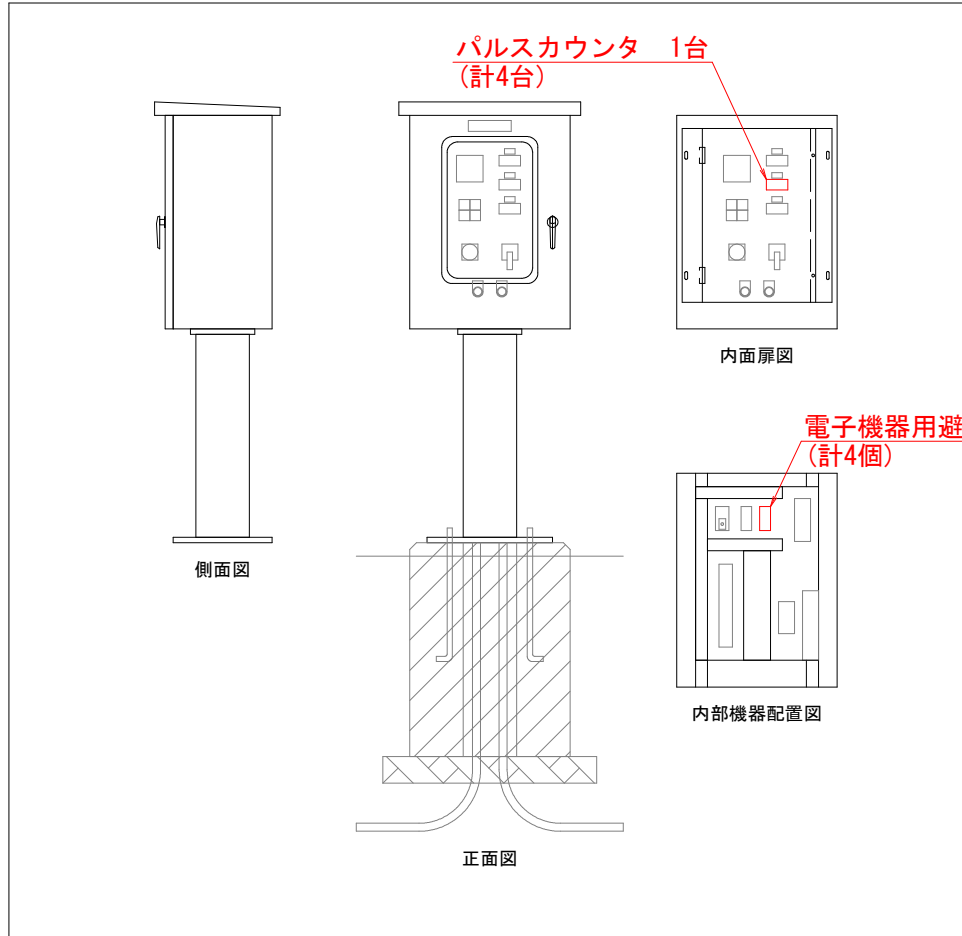

機器配置図 (No. 4, No. 8, No. 11, No. 13)

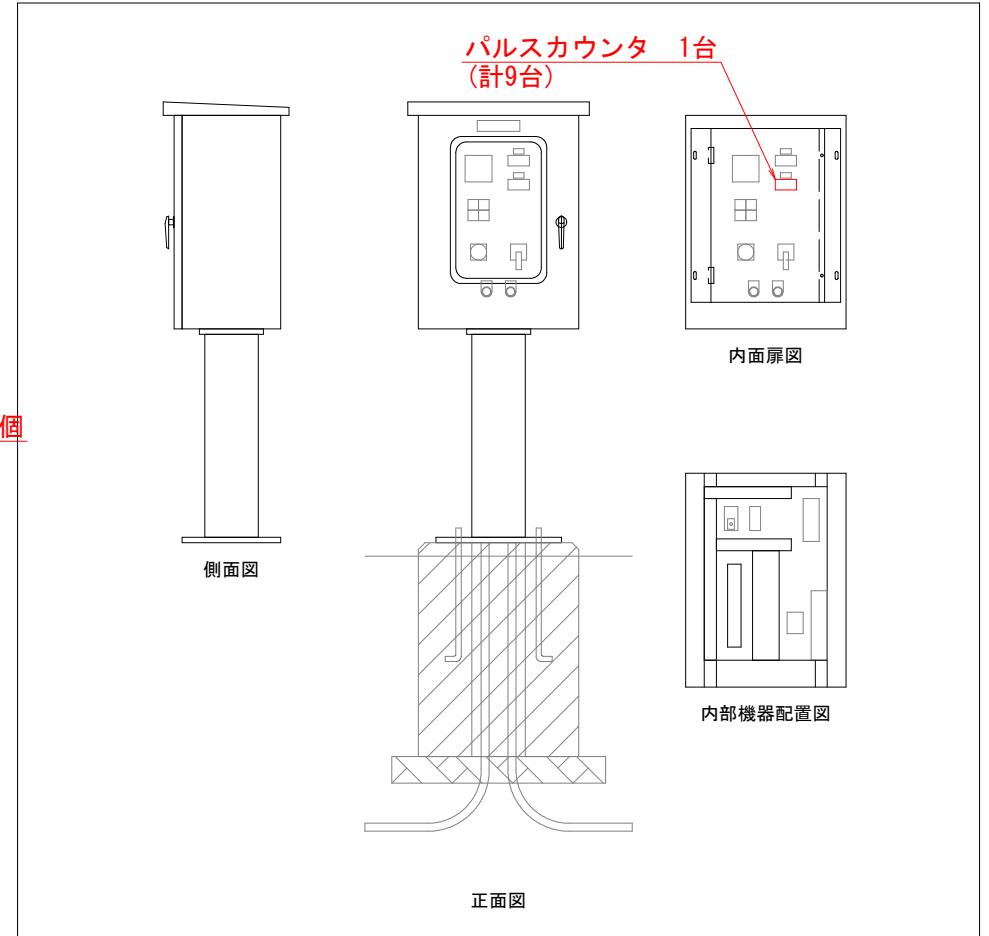

機器配置図 (No. 1, No. 2, No. 3, No. 5, No. 6, No. 7, No. 9, No. 10, No. 12)

— 取替機器

図番	6	図面総数	7	縮尺	NTS
図名	現場操作盤 外形図				
工事名	R 5 企総管 阿南工業用水道 第 2 地下水送水設備計装設備補修工事				
発注者	徳島県企業局				

既設機器（取替対象）一覧


機器名称	型式	メーカー名	数量
電子機器用避雷器	MDPA-24	エム・システム技研	1
投込式水位計	LP008型(測定水位：0~10m程度)	愛知時計電機	1
ポータブル水質計	WQC-22A	東亜DKK	1

撤去区間


機器名称	区間	数量	備考
水位計付属ケーブル	計器収納盤～貯水槽	10m	CVV3.5mm2-3C相当

据付区間

機器名称	区間	数量	備考
水位計付属ケーブル	計器収納盤～貯水槽	10m	CVV1.25mm2-2C相当

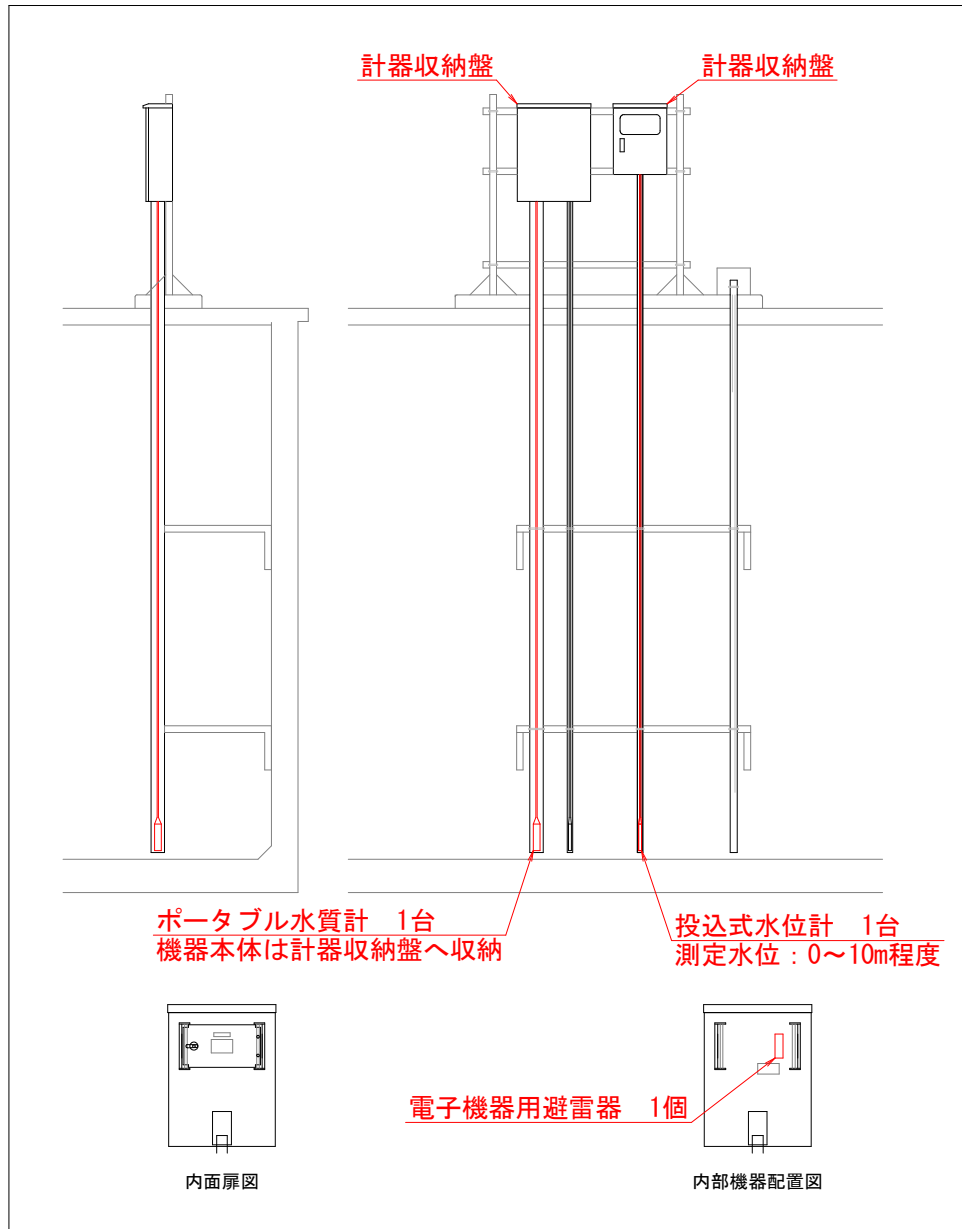

計器収納盤据付図

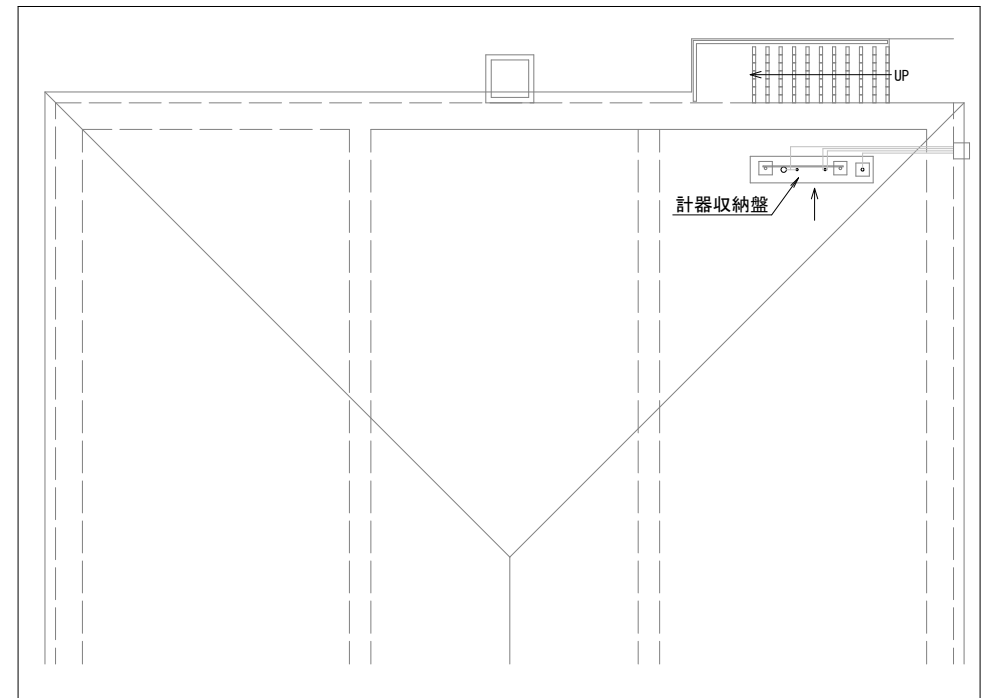

貯水槽上部平面図

— 取替機器

図番	7	図面総数	7	縮尺	NTS
図名	計器収納盤 外形図				
工事名	R5企総管 阿南工業用水道 第2地下水送水設備計装設備補修工事				
発注者	徳島県企業局				