


消火器ボックス (粉末10型消火器)

2階 平面図 1/100


徳島県土整備部宮崎課	<b>●工事名</b> R5宮崎 第2三好寮・三好市地域利便性施設 (仮称) 三・池田 新築工事 電気	<b>●図面番号</b> E-28	1級建築士事務所 徳島県知事登録第11050号 株式会社 宮崎設計 徳島市福島1丁目5番6号 TEL (088) - 625-5505 (代)
	<b>●図面名</b> コンセント設備 2階平面図	<b>●縮尺</b> A1:1/100 A3:1/200	管理建築士 清水 康代 1級333707

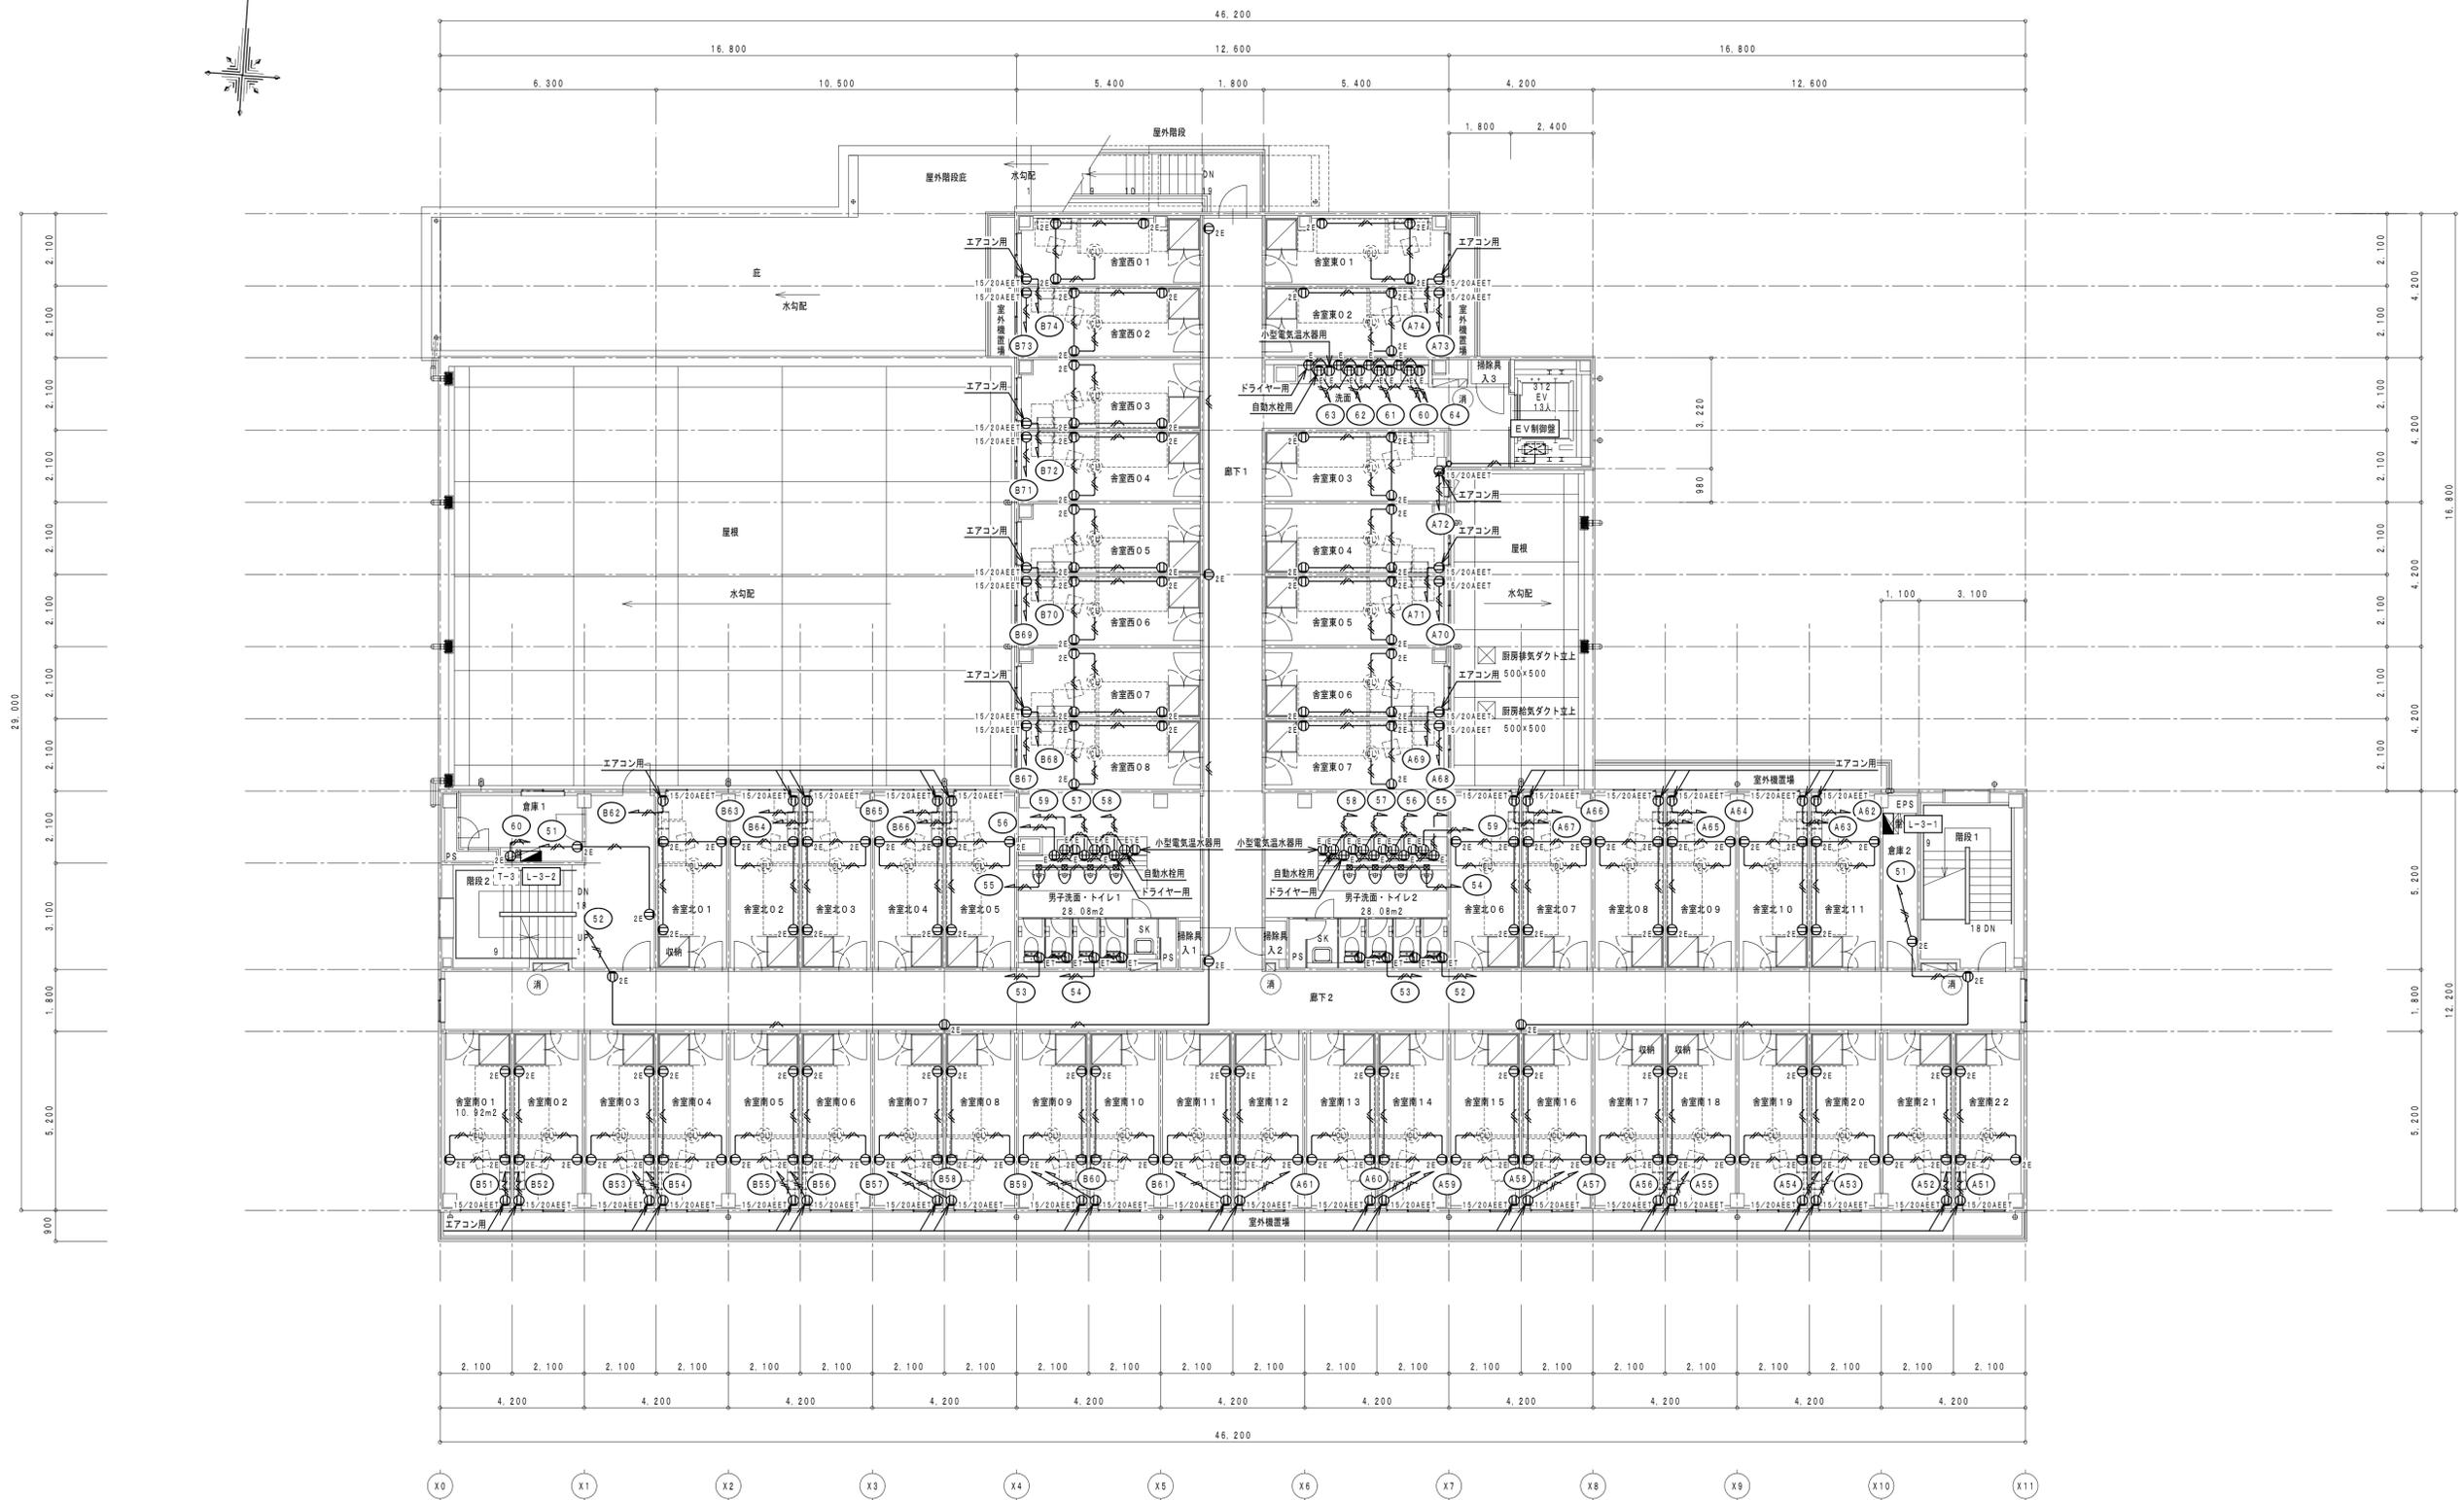


3階 平面図 1/100

消 消火器ボックス (粉末10型消火器)

徳島県土整備部管轄課	<b>●工事名</b> R5営繕 第2三好寮・三好市地域利便性施設 (仮称) 三・池田 新築工事 電気	<b>●図面番号</b> E-29	1級建築士事務所 徳島県知事登録第11050号 株式会社 宮 建築 設計 徳島市福島1丁目5番6号 TEL (088) - 625 - 5505 (代)
	<b>●図面名</b> コンセント設備 3階平面図	<b>●縮尺</b> A1:1/100 A3:1/200	管理建築士 清水 康代 1級333707

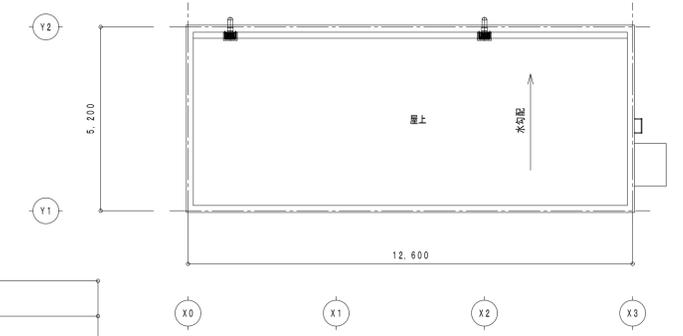


PHR階平面図 1/100

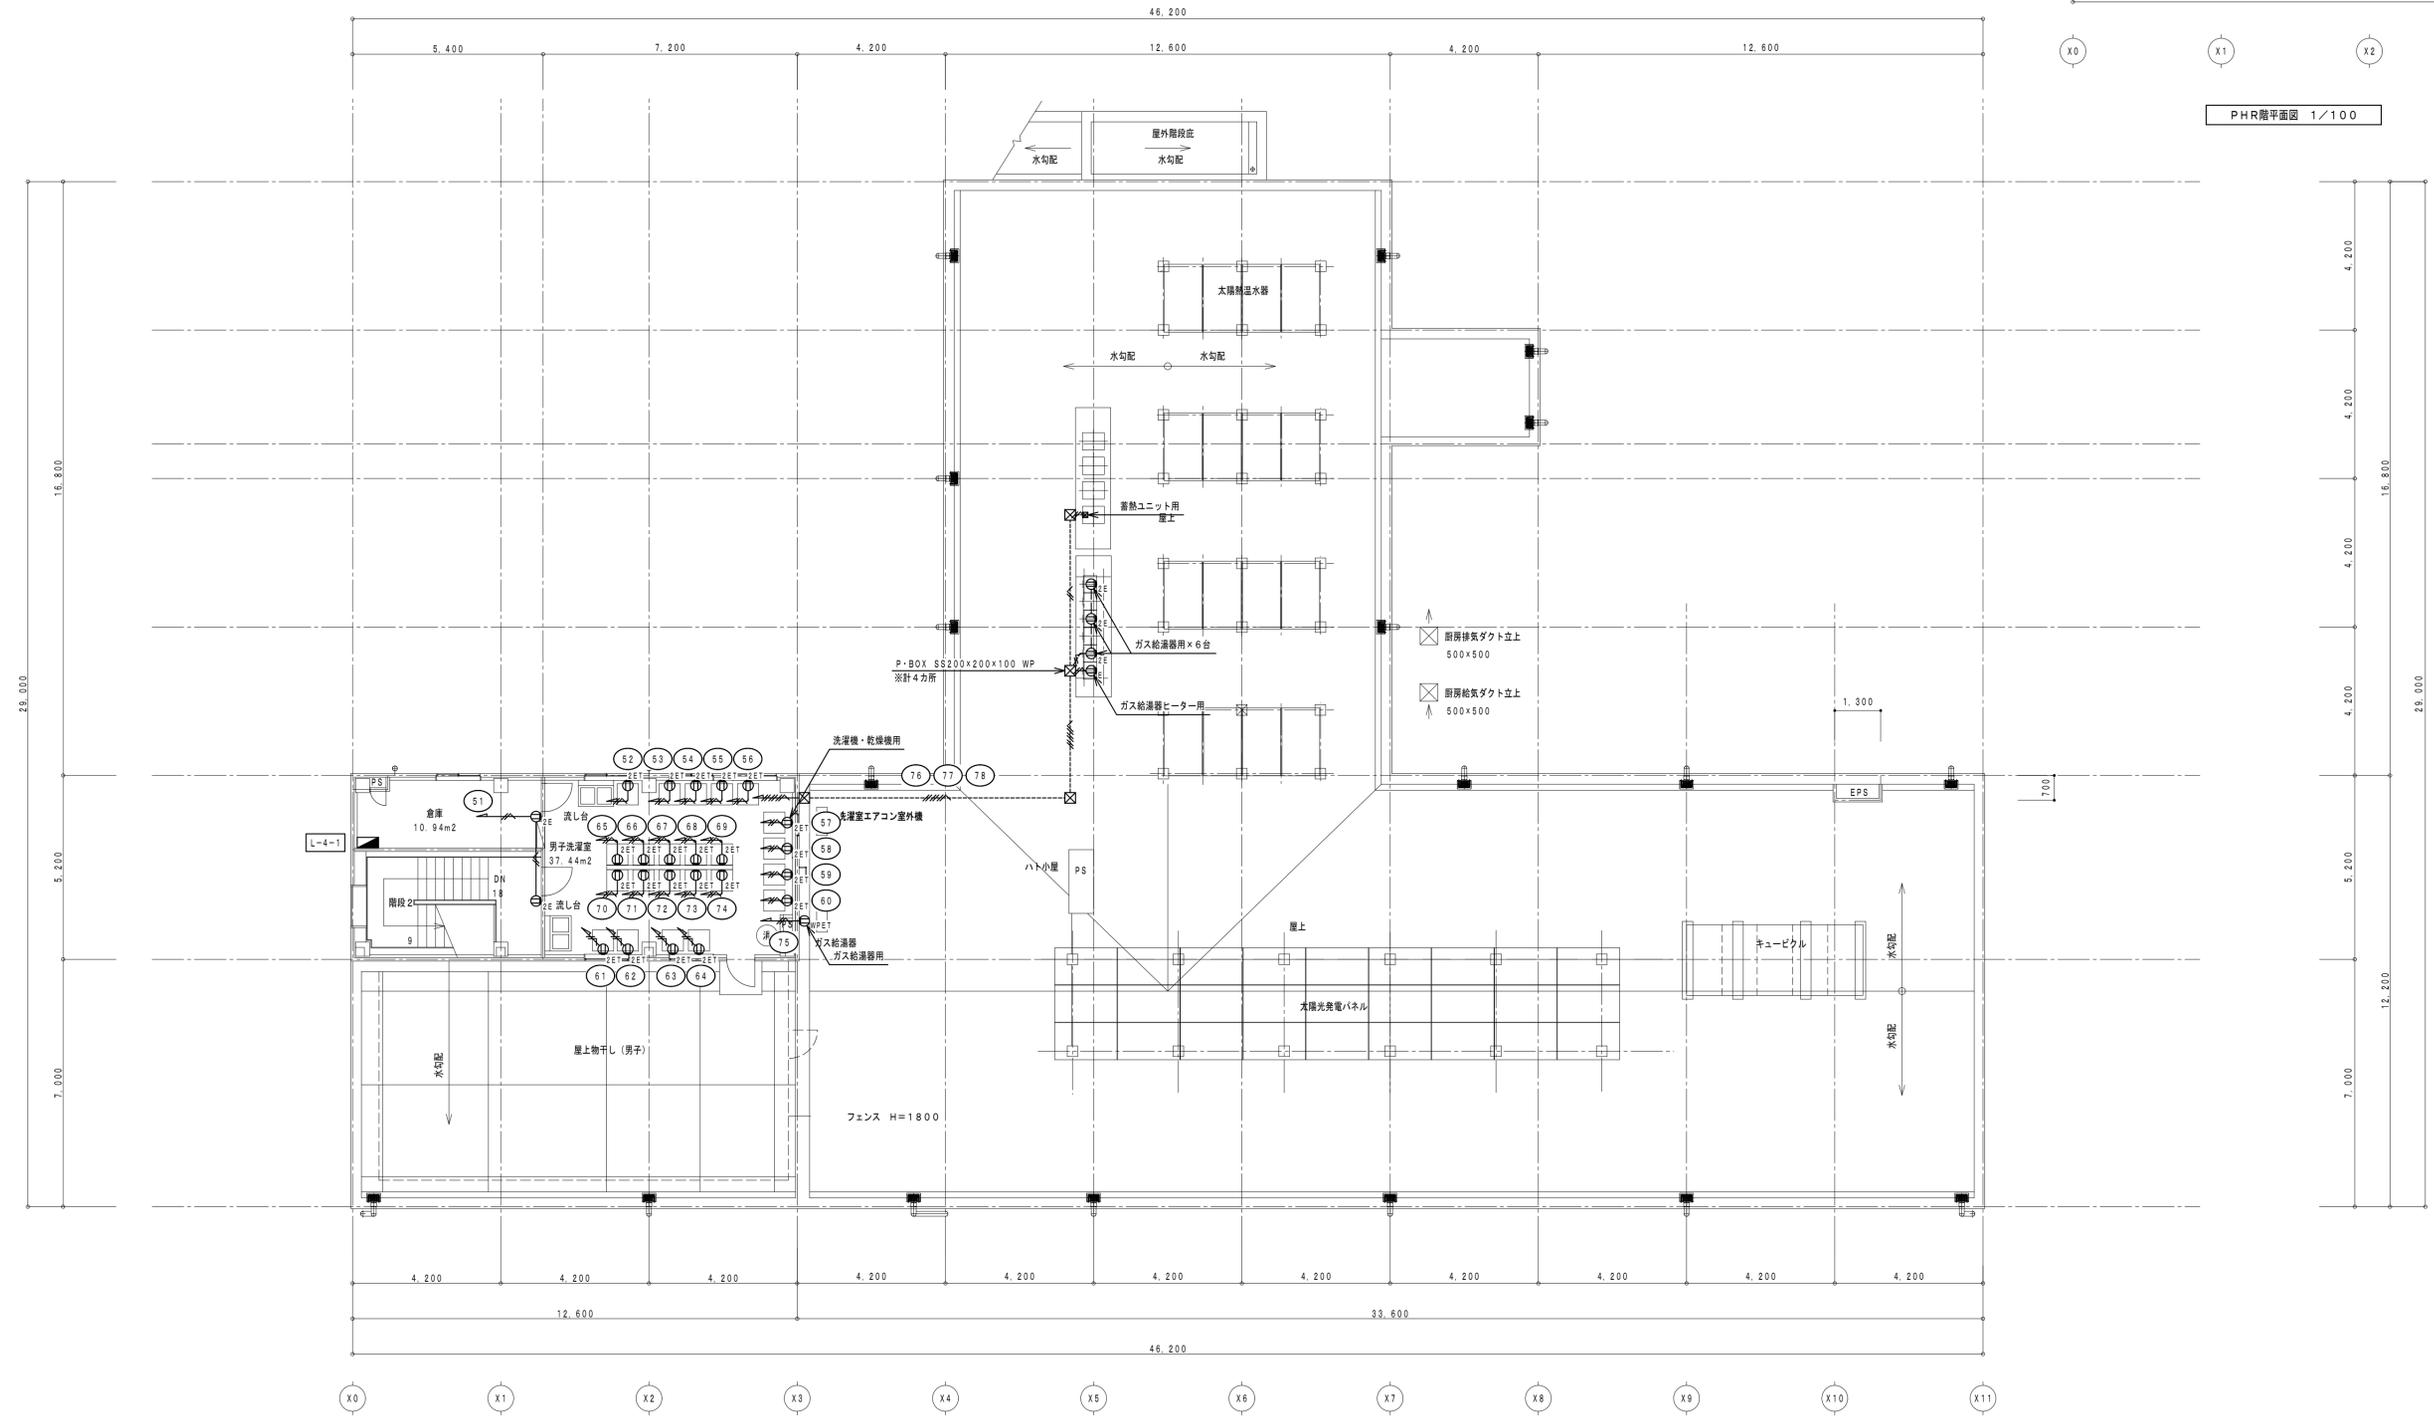

PH階・R階平面図 1/100


消 消火器ボックス(粉末10型消火器)

徳島県土整備部営繕課	<b>●工事名</b> R5営繕 第2三好寮・三好市地域利便性施設(仮称) 三・池田 新築工事 電気	<b>●図面番号</b> E-30	1級建築士事務所 徳島県知事登録第11050号 株式会社 宮 建築設計 徳島市福島1丁目5番6号 TEL (088)-625-5505(代)
	<b>●図面名</b> コンセント設備 PH階・R階平面図	<b>●縮尺</b> A1:1/100 A3:1/200	管理建築士 清水 康代 1級333707

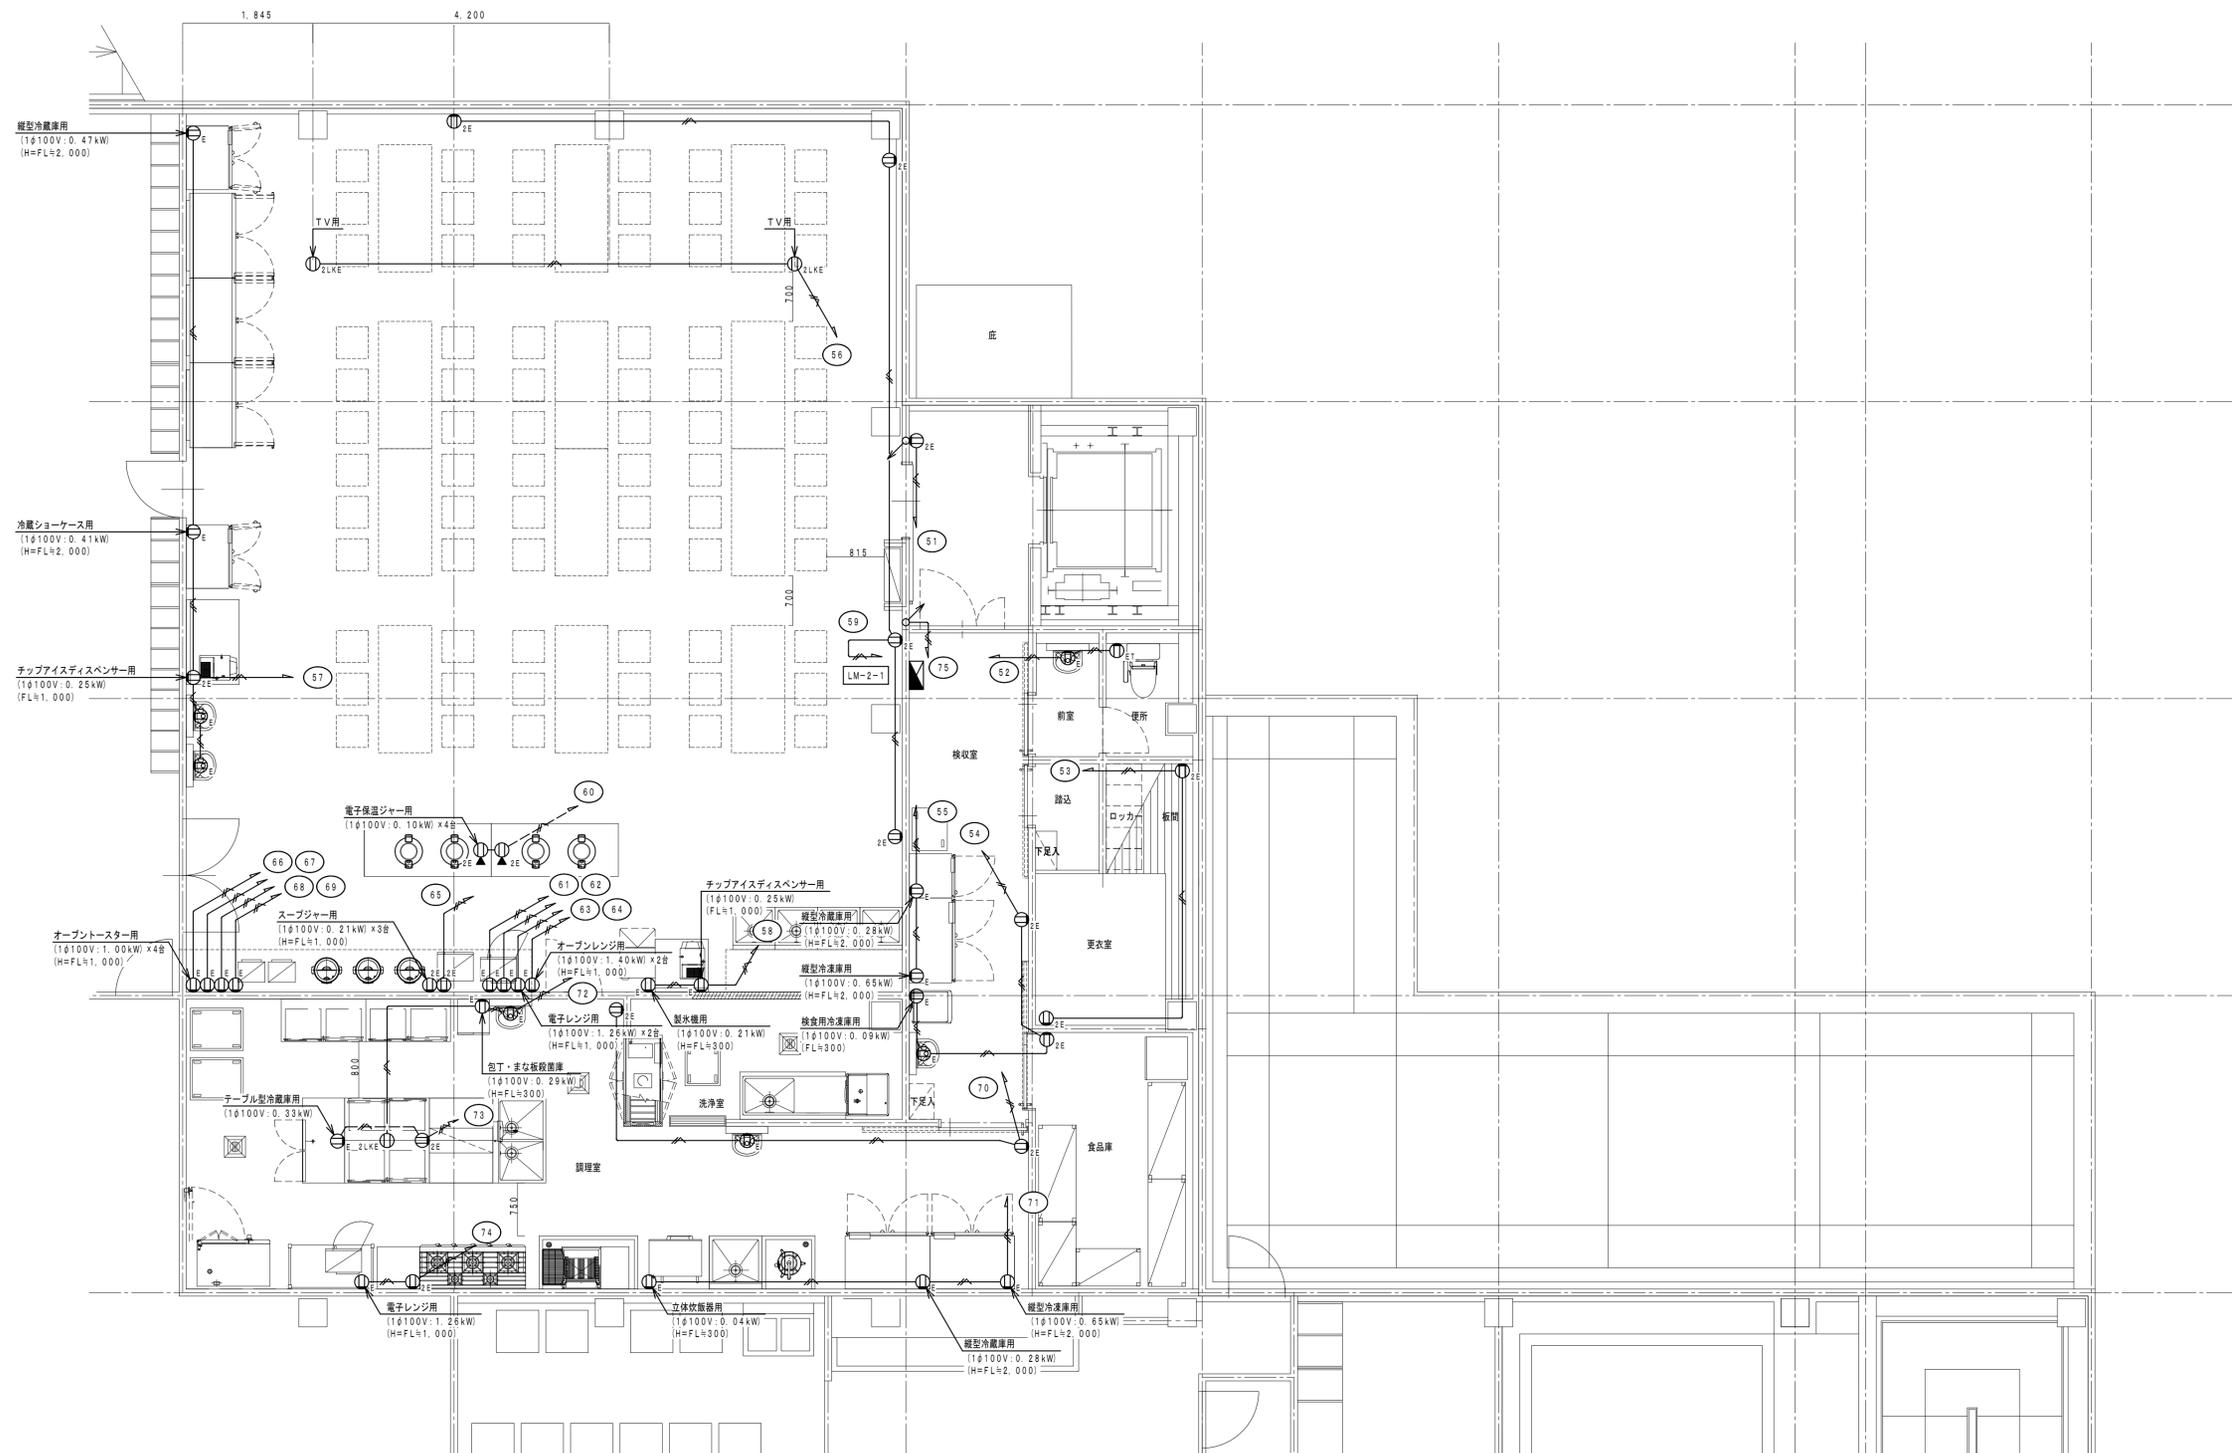

2階 厨房詳細図 1/50

徳島県土整備部管轄課	<b>●工事名</b> R5宮緒 第2三好寮・三好市地域利便性施設(仮称) 三・池田 新築工事 電気 <b>●図面名</b> コンセント設備 厨房詳細図	<b>●図面番号</b> E-31 <b>●縮尺</b> A1:1/50 A3:1/100	1級建築士事務所 徳島県知事登録第11050号 株式会社 宮建築設計 徳島市福島1丁目5番6号 TEL (088) - 625 - 5505 (代) 管理建築士 清水 康代 1級333707
------------	--	---	---

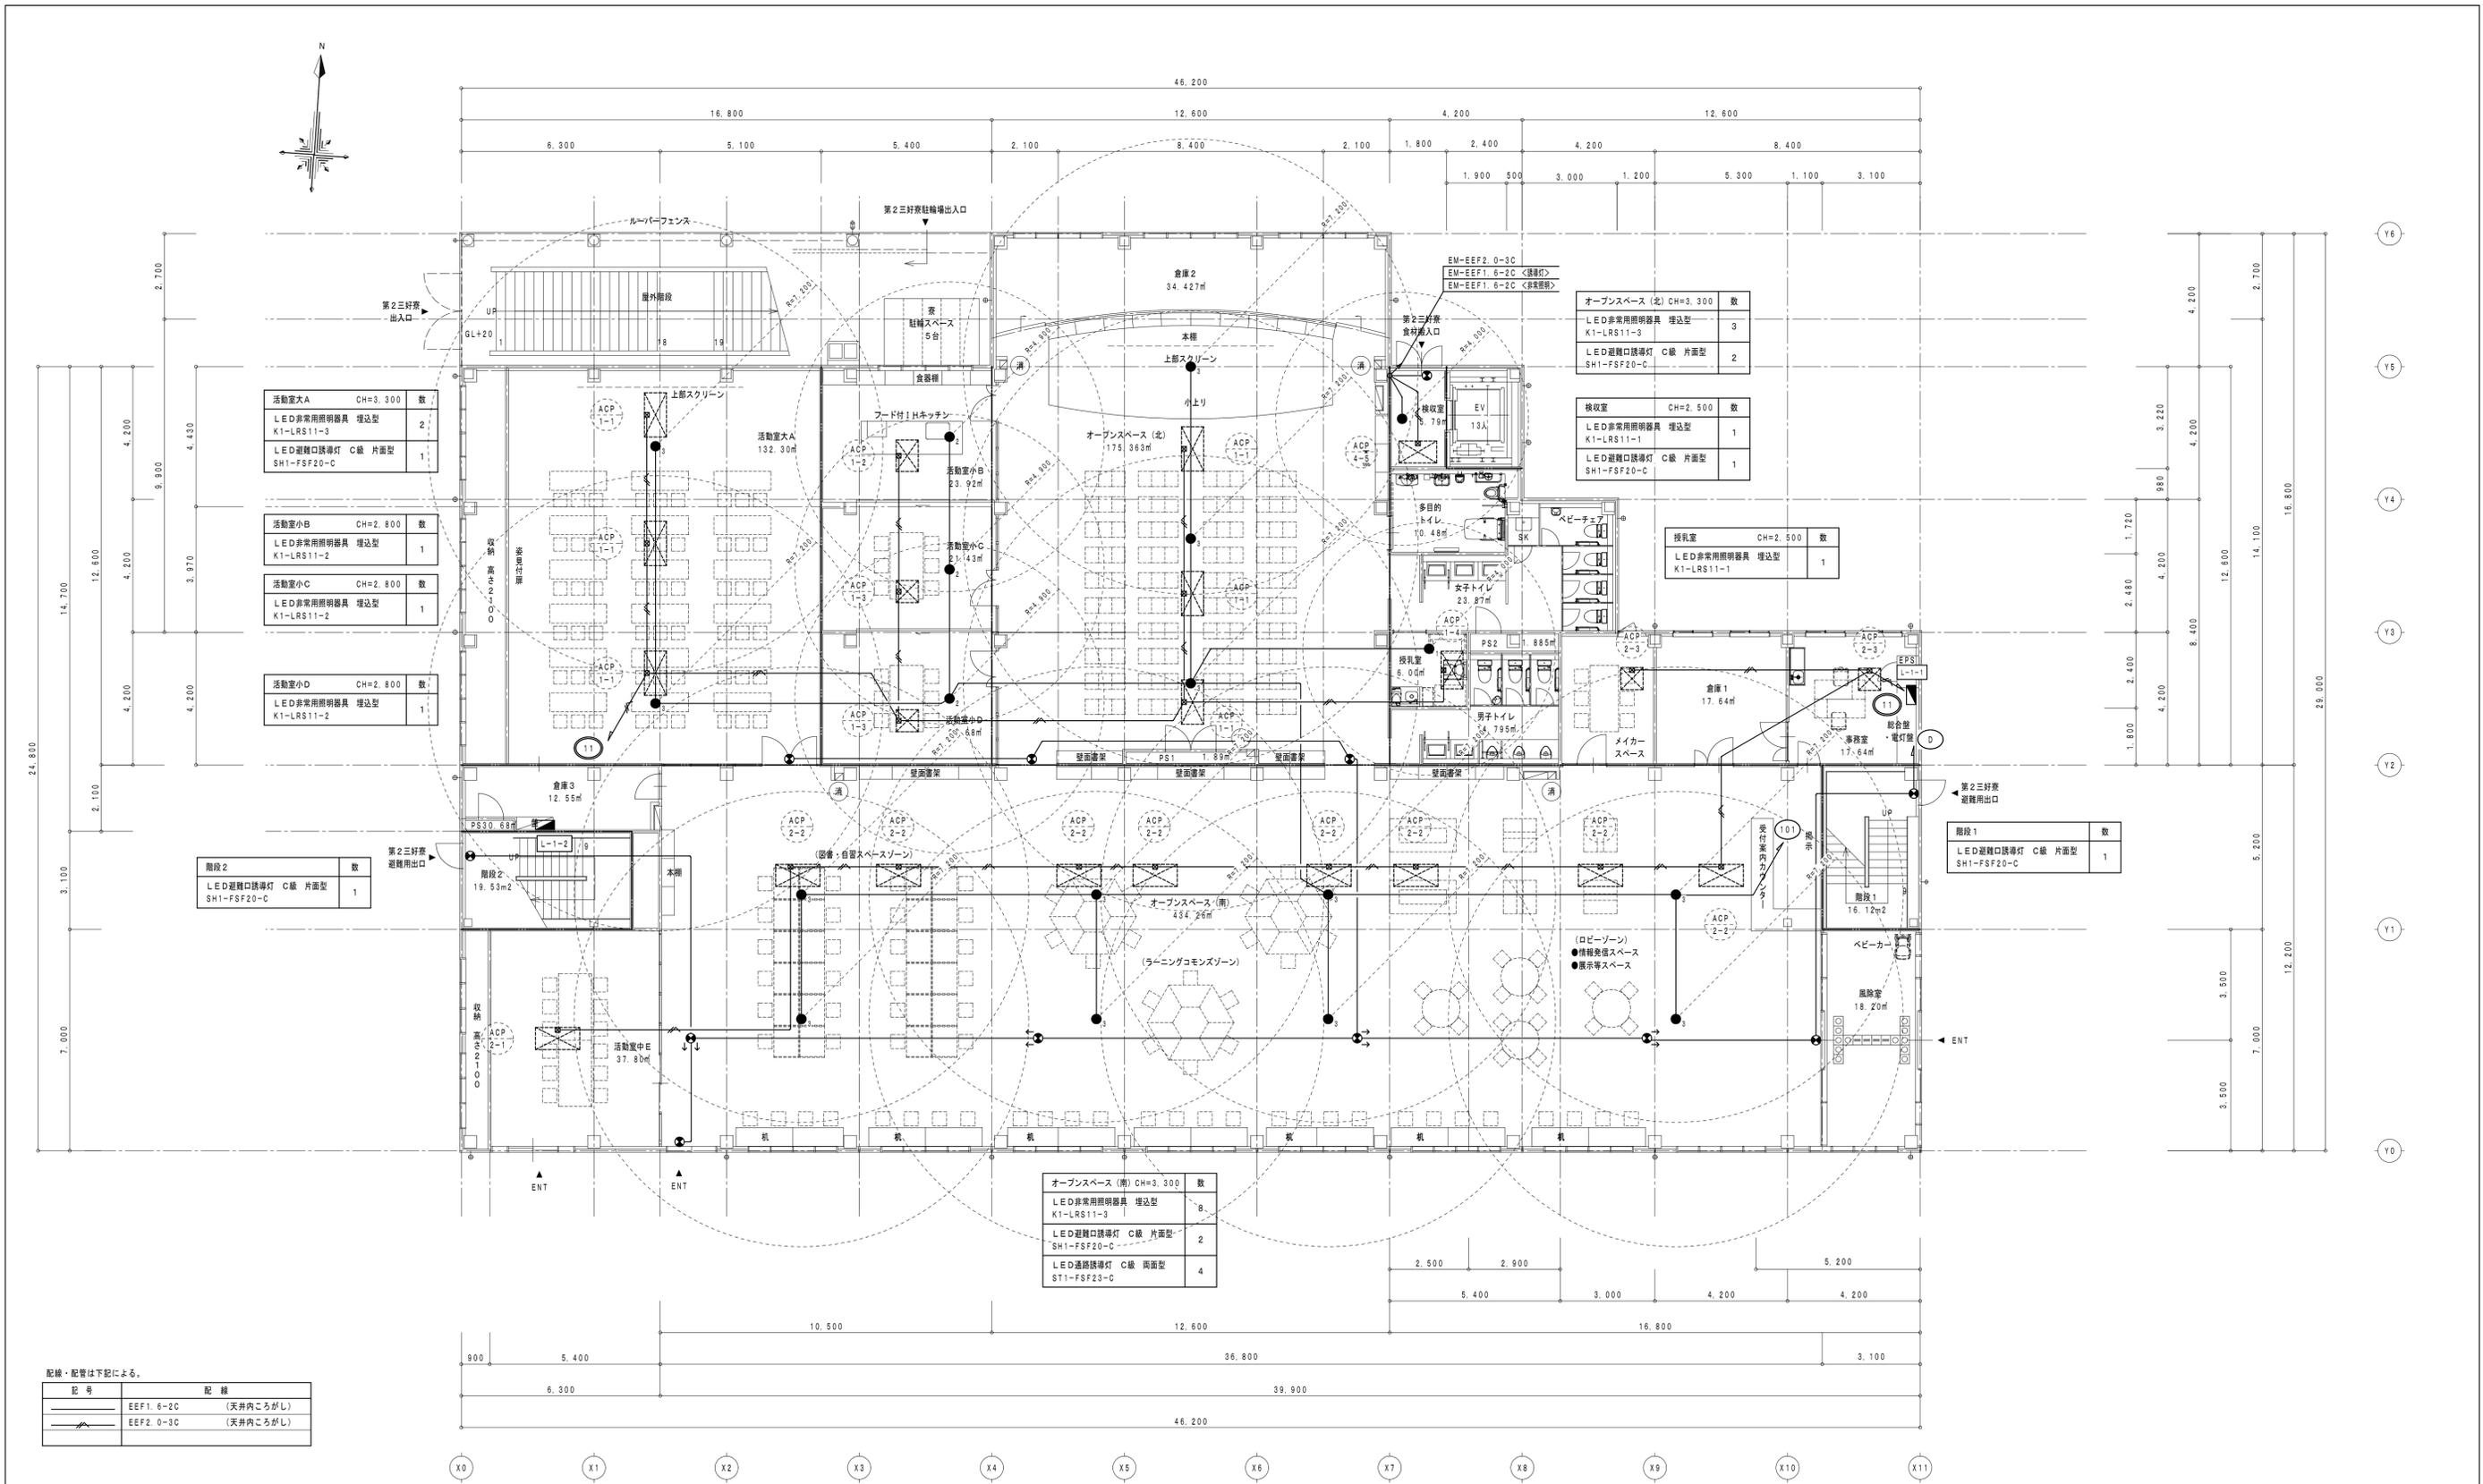

活動室大A	CH=3,300	数
LED非常用照明器具	埋込型	2
K1-LRS11-3		
LED避難口誘導灯	C線 片面型	1
SH1-FSF20-C		

活動室小B	CH=2,800	数
LED非常用照明器具	埋込型	1
K1-LRS11-2		
活動室小C	CH=2,800	数
LED非常用照明器具	埋込型	1
K1-LRS11-2		

活動室小D	CH=2,800	数
LED非常用照明器具	埋込型	1
K1-LRS11-2		

階段2	LED避難口誘導灯	C線 片面型	数
	SH1-FSF20-C		1

オープンスペース(北)	CH=3,300	数
LED非常用照明器具	埋込型	3
K1-LRS11-3		
LED避難口誘導灯	C線 片面型	2
SH1-FSF20-C		

検収室	CH=2,500	数
LED非常用照明器具	埋込型	1
K1-LRS11-1		
LED避難口誘導灯	C線 片面型	1
SH1-FSF20-C		

授乳室	CH=2,500	数
LED非常用照明器具	埋込型	1
K1-LRS11-1		

階段1	LED避難口誘導灯	C線 片面型	数
	SH1-FSF20-C		1

オープンスペース(南)	CH=3,300	数
LED非常用照明器具	埋込型	8
K1-LRS11-3		
LED避難口誘導灯	C線 片面型	2
SH1-FSF20-C		
LED誘導誘導灯	C線 片面型	4
ST1-FSF23-C		


配線・配管は下記による。

記号	配線
—	EEF1.6-2C (天井内ごろし)
—	EEF2.0-3C (天井内ごろし)

1階 平面図 1/100

消火器ボックス (粉末10型消火器)

徳島県土整備部営繕課	●工事名 R5営繕 第2三好寮・三好市地域利便性施設 (仮称) 三・池田 新築工事 電気	●図面番号 E-32	1級建築士事務所 徳島県知事登録第11050号 株式会社 宮 建築設計 徳島市福島1丁目5番6号 TEL (088) - 625-5505 (代) 管理建築士 清水 康代 1級333707
	●図面名 非常照明・誘導灯・空調電源設備 1階平面図	●縮尺 A1:1/100 A3:1/200	

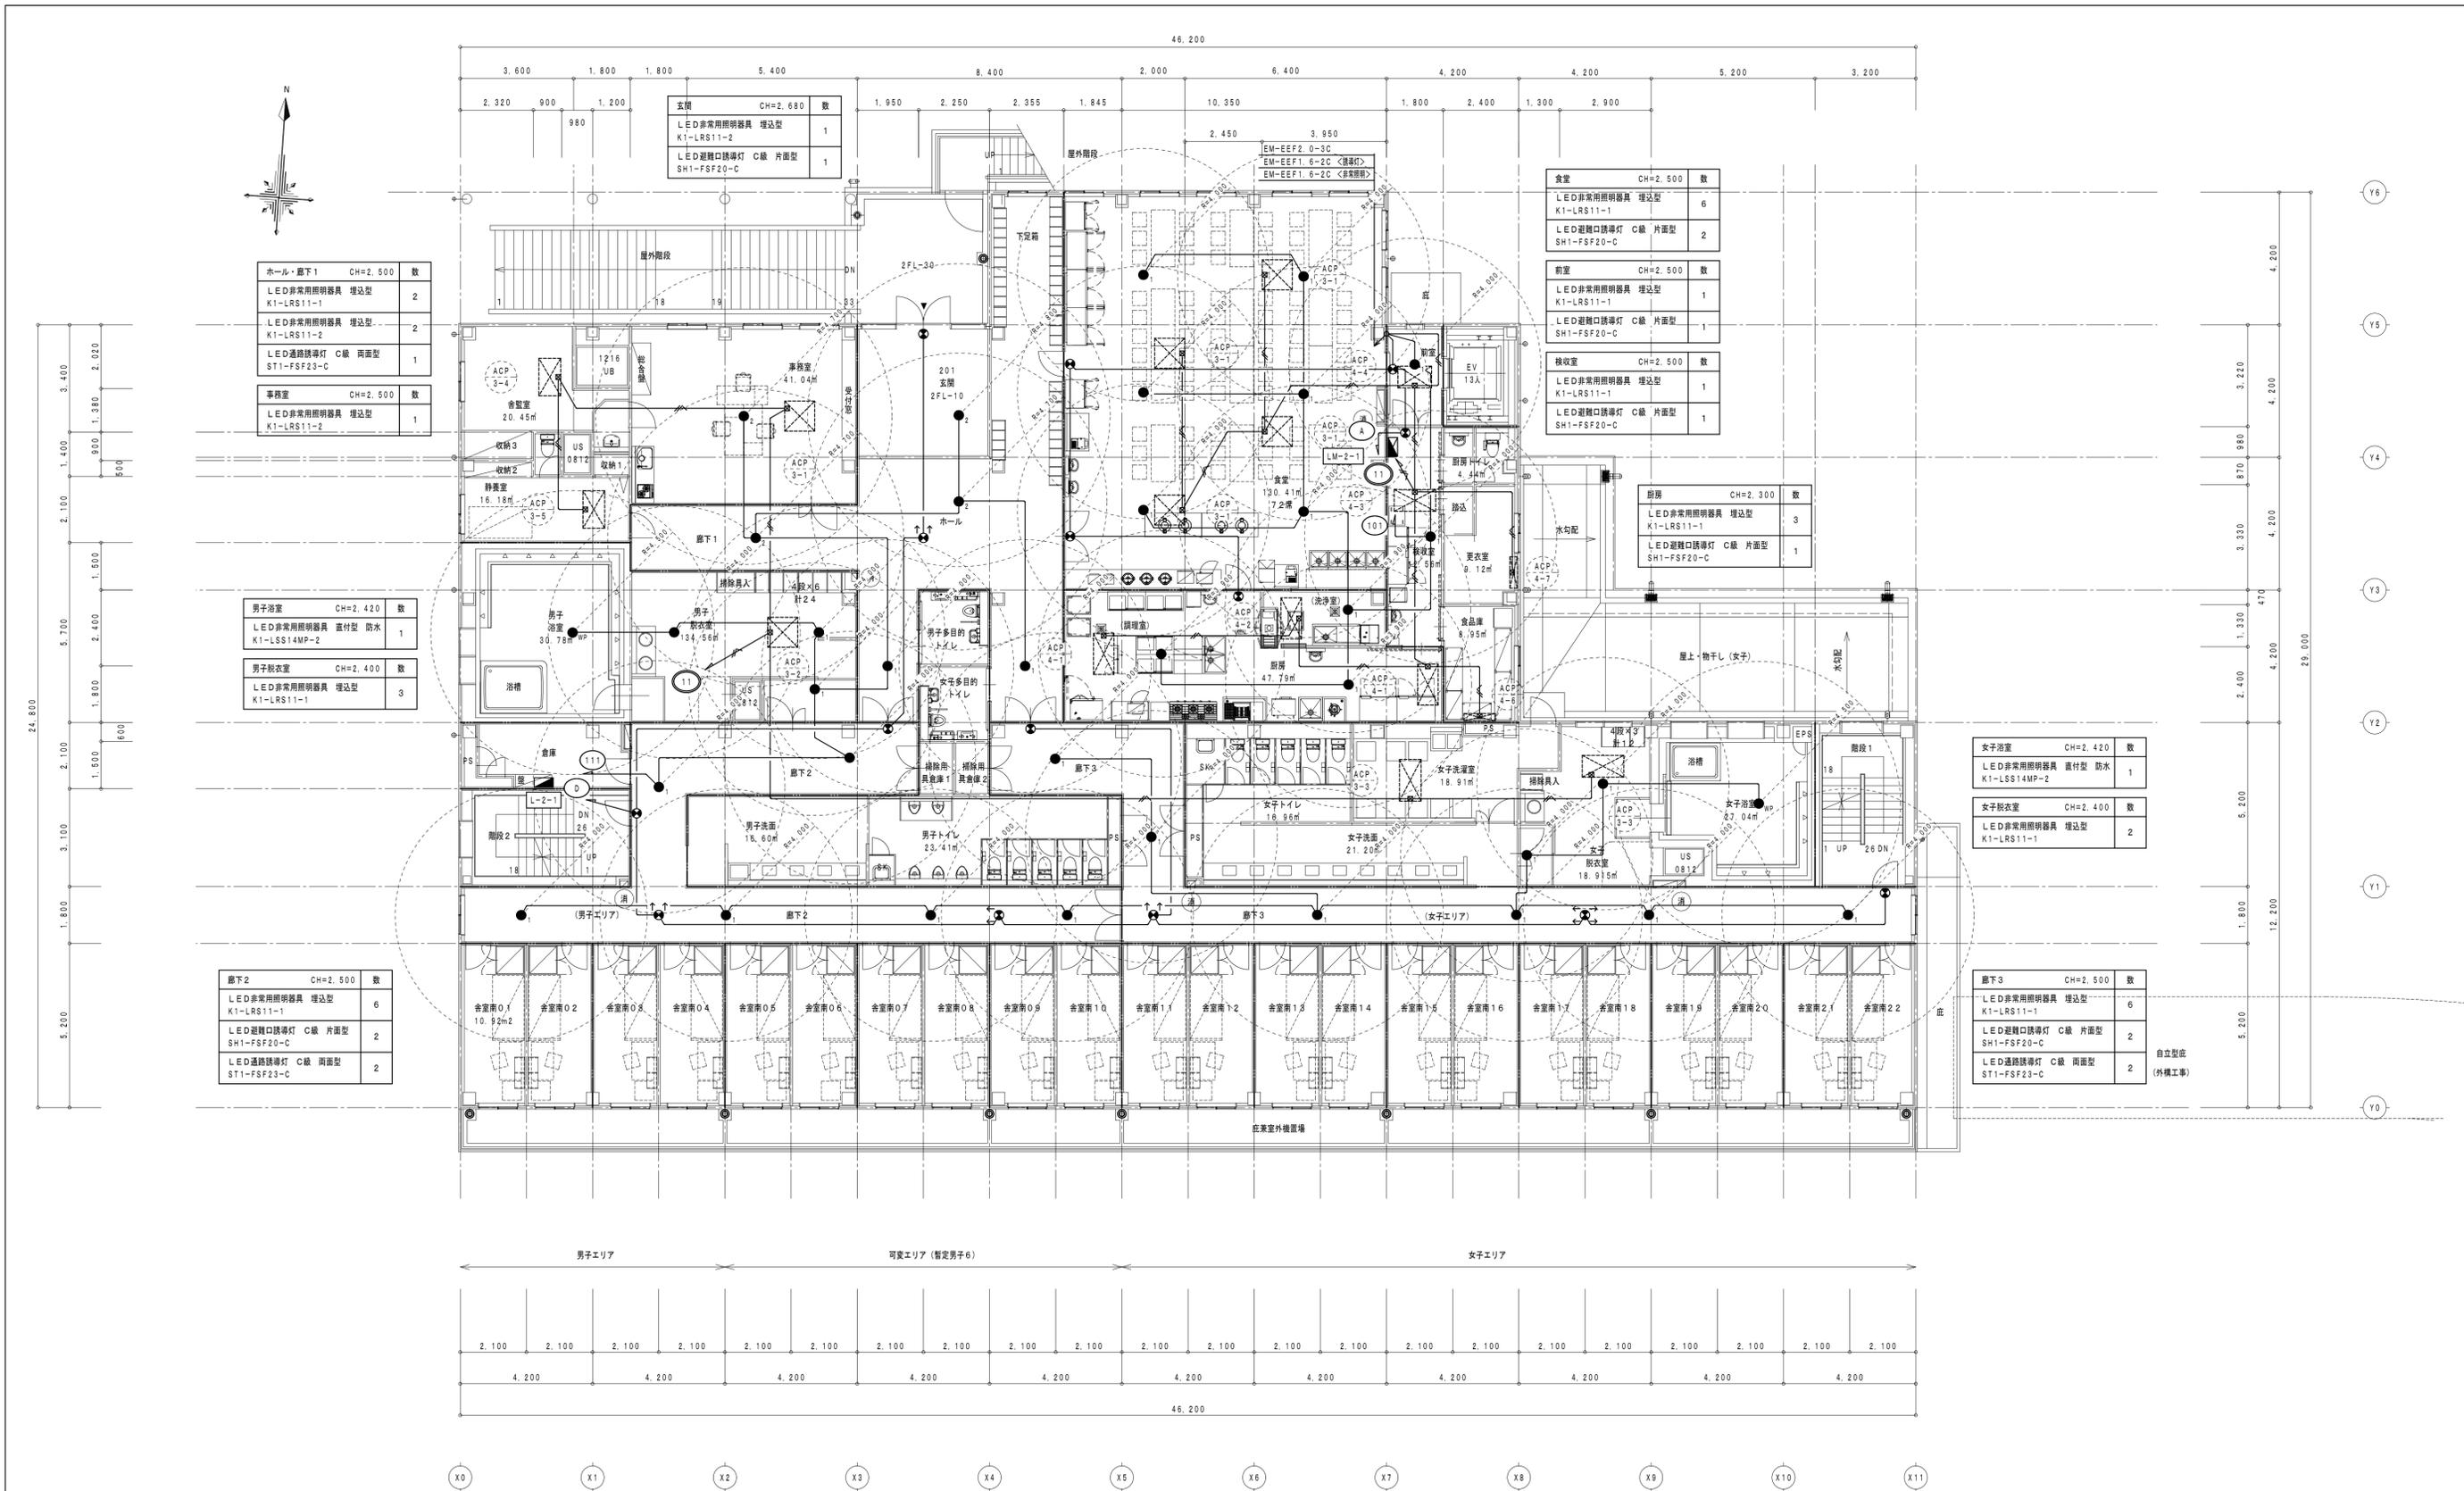

ホール・廊下1	
LED非常用照明器具 埋込型	2
K1-LRS11-1	
LED非常用照明器具 埋込型	2
K1-LRS11-2	
LED透視誘導灯 C級 両面型	1
ST1-FSF23-C	
事務室	
LED非常用照明器具 埋込型	1
K1-LRS11-C	

男子浴室	
LED非常用照明器具 直付型 防水	1
K1-LSS14MP-2	
男子更衣室	
LED非常用照明器具 埋込型	3
K1-LRS11-1	

廊下2	
LED非常用照明器具 埋込型	6
K1-LRS11-1	
LED避難口誘導灯 C級 片面型	2
SH1-FSF20-C	
LED透視誘導灯 C級 両面型	2
ST1-FSF23-C	

玄関	
LED非常用照明器具 埋込型	1
K1-LRS11-2	
LED避難口誘導灯 C級 片面型	1
SH1-FSF20-C	

食堂	
LED非常用照明器具 埋込型	6
K1-LRS11-1	
LED避難口誘導灯 C級 片面型	2
SH1-FSF20-C	

前室	
LED非常用照明器具 埋込型	1
K1-LRS11-1	
LED避難口誘導灯 C級 片面型	1
SH1-FSF20-C	

検査室	
LED非常用照明器具 埋込型	1
K1-LRS11-1	
LED避難口誘導灯 C級 片面型	1
SH1-FSF20-C	

厨房	
LED非常用照明器具 埋込型	3
K1-LRS11-1	
LED避難口誘導灯 C級 片面型	1
SH1-FSF20-C	


女子浴室	
LED非常用照明器具 直付型 防水	1
K1-LSS14MP-2	
女子更衣室	
LED非常用照明器具 埋込型	2
K1-LRS11-1	

廊下3	
LED非常用照明器具 埋込型	6
K1-LRS11-1	
LED避難口誘導灯 C級 片面型	2
SH1-FSF20-C	
LED透視誘導灯 C級 両面型	2
ST1-FSF23-C	

2階 平面図 1/100

消火器ボックス (粉末10型消火器)

徳島県土木整備部営繕課	●工事名 R5営繕 第2三好寮・三好市地域利便性施設 (仮称) 三・池田 新築工事 電気	●図面番号 E-33	1級建築士事務所 徳島県知事登録第11050号 株式会社 宮 建築設計 徳島市福島1丁目5番6号 TEL (088) - 625-5505 (代)
	●図面名 非常照明・誘導灯・空調電源設備 2階平面図	●縮尺 A1:1/100 A3:1/200	管理建築士 清水 康代 1級333707

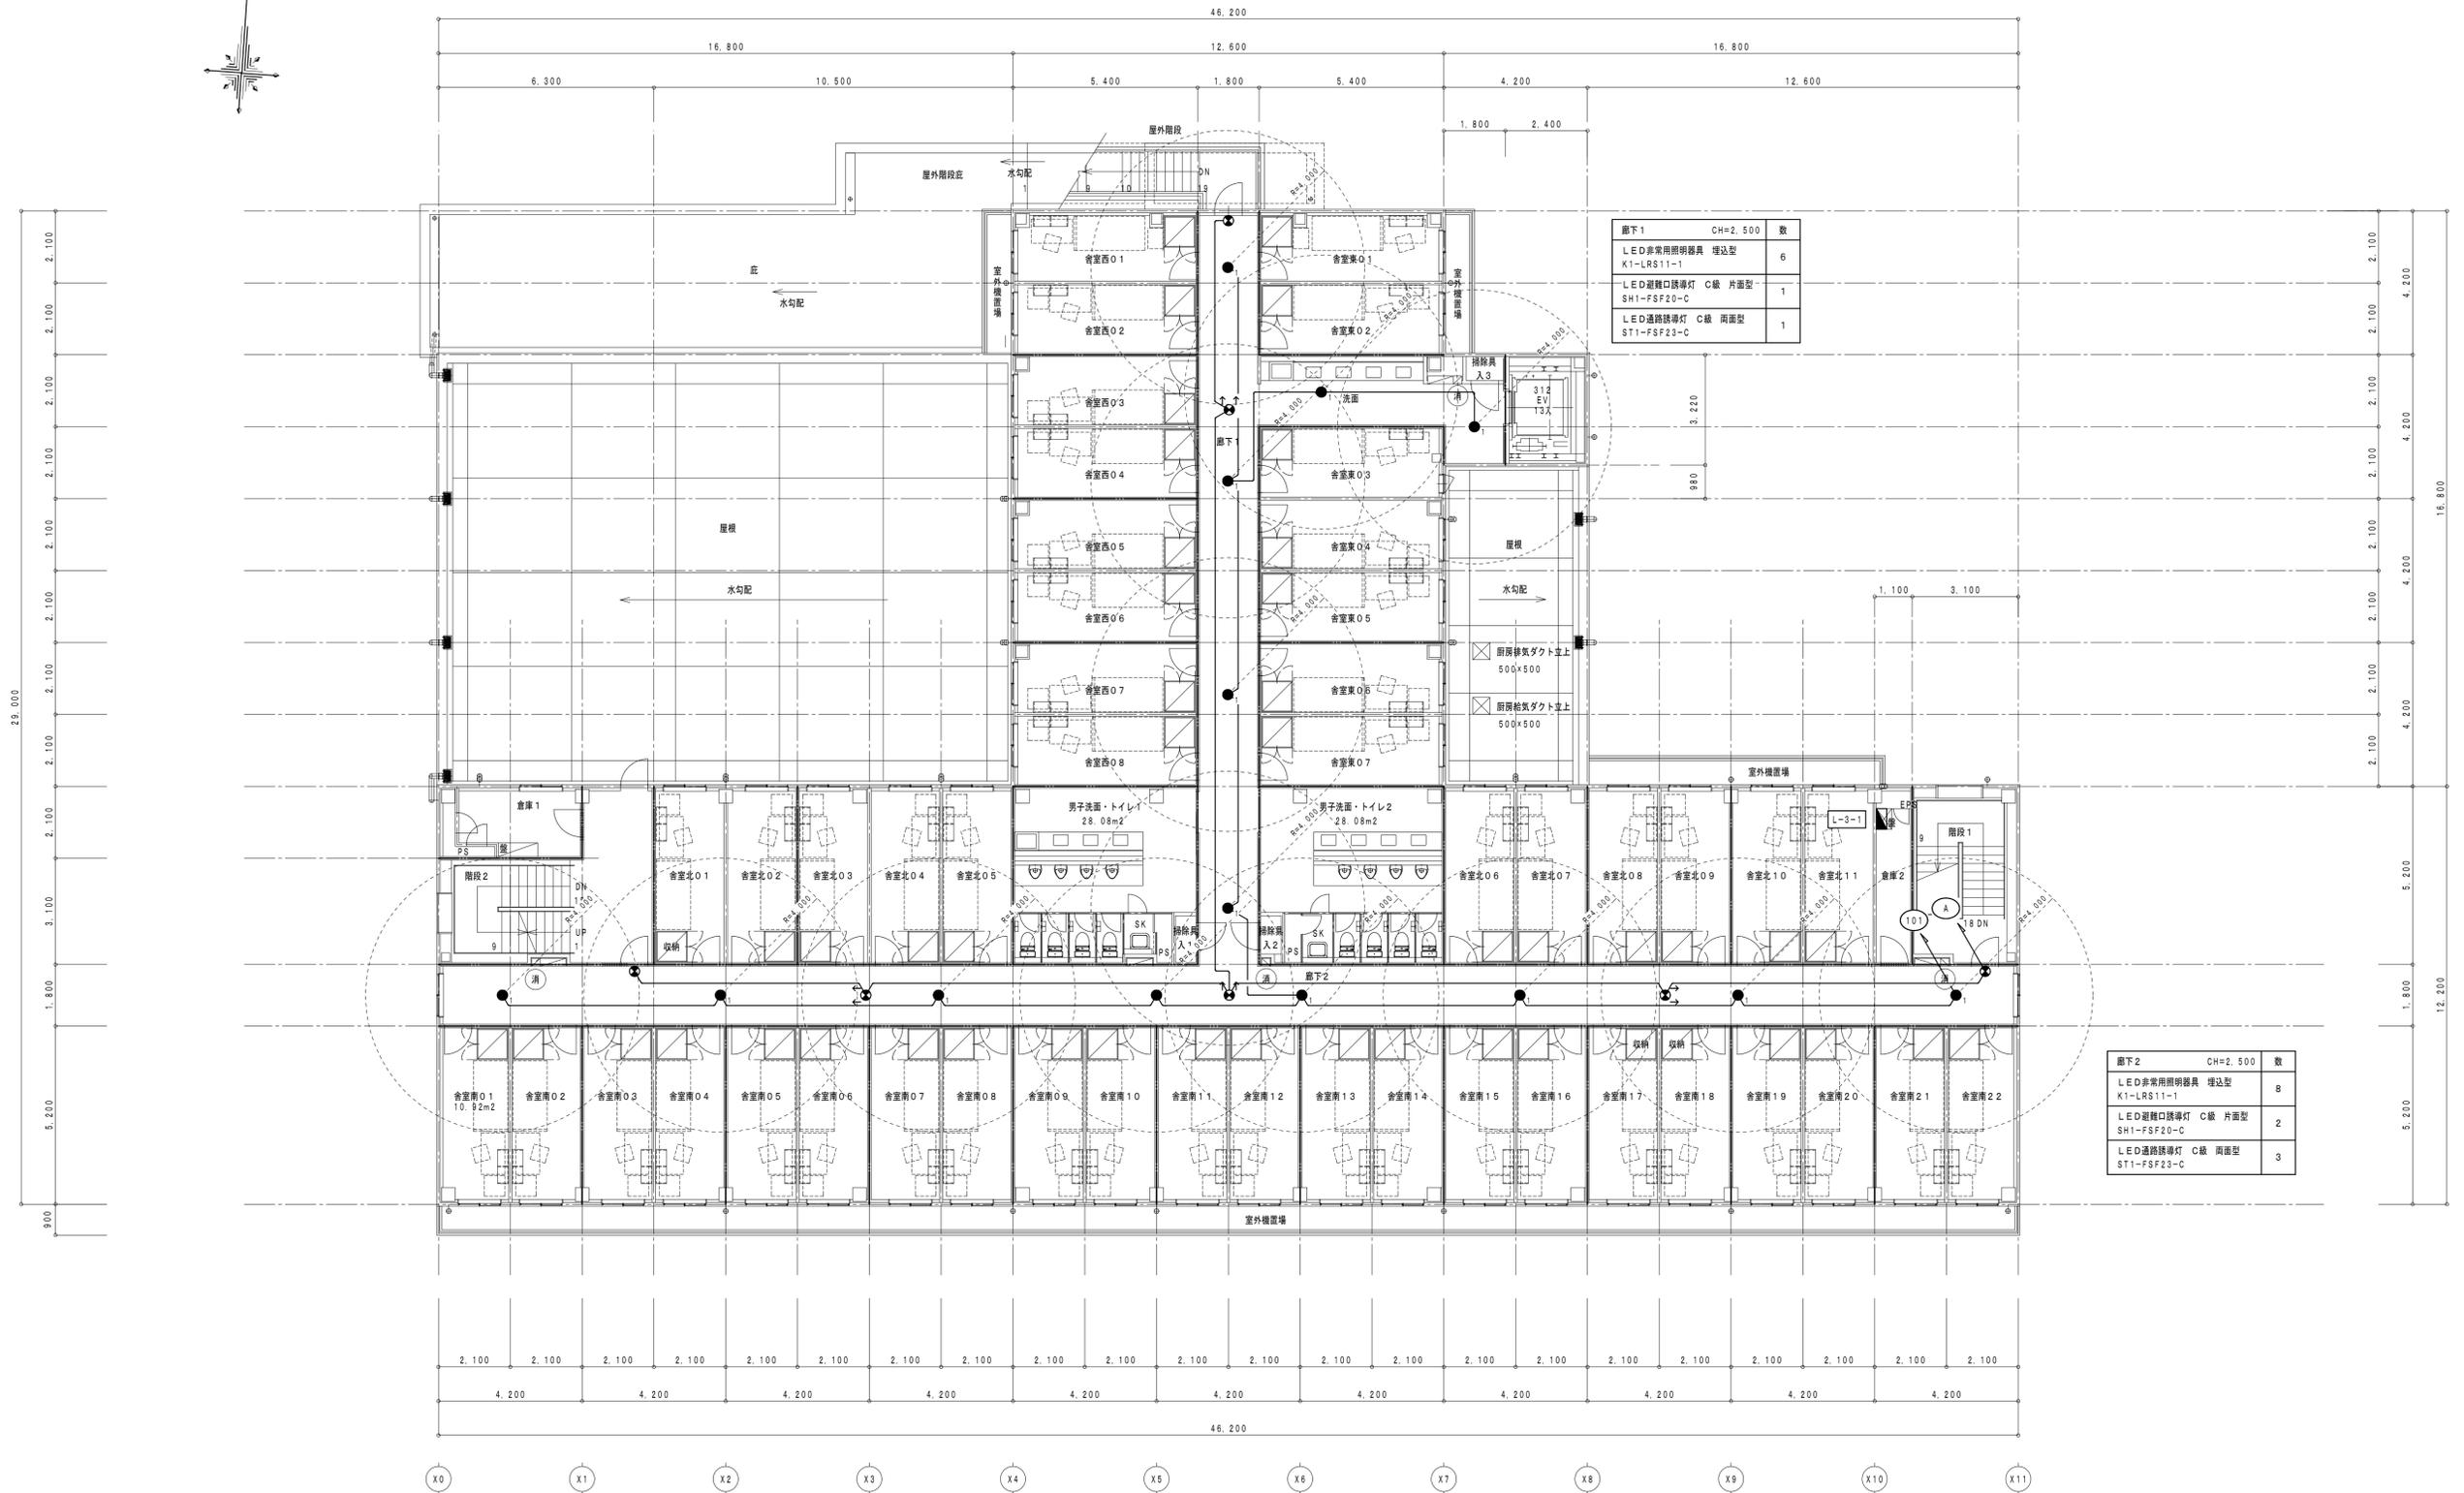

照度	器具名	数
CH=2.500	LED非常用照明器具 埋込型 K1-LRS11-1	6
	LED避難口誘導灯 C級 片面型 SH1-FSF20-C	1
	LED通路誘導灯 C級 両面型 ST1-FSF23-C	1

照度	器具名	数
CH=2.500	LED非常用照明器具 埋込型 K1-LRS11-1	8
	LED避難口誘導灯 C級 片面型 SH1-FSF20-C	2
	LED通路誘導灯 C級 両面型 ST1-FSF23-C	3

3階 平面図 1/100

消 消火器ボックス (粉末10型消火器)

徳島県土木整備部営繕課 三・池田 新築工事 電気	●工事名 R5営繕 第2三好寮・三好市地域利便性施設 (仮称) 三・池田 新築工事 電気	●図面番号 E-34	1級建築士事務所 徳島県知事登録第11050号 株式会社 宮建築設計 徳島市福島1丁目5番6号 TEL (088) - 625 - 5505 (代) 管理建築士 清水 康代 1級333707
	●図面名 非常照明・誘導灯設備 3階平面図	●縮尺 A1:1/100 A3:1/200	


電話設備系統図

配線表

1. 図中記入なき配線は下記とする。

- 電話設備 (PF22) (PF22) 空配管
- E.V. 通線監視用 EM-FDPEEO. 65-2P (PF22)

※コンクリート・ブロック部及び開仕切壁内はPF管に収容とする。

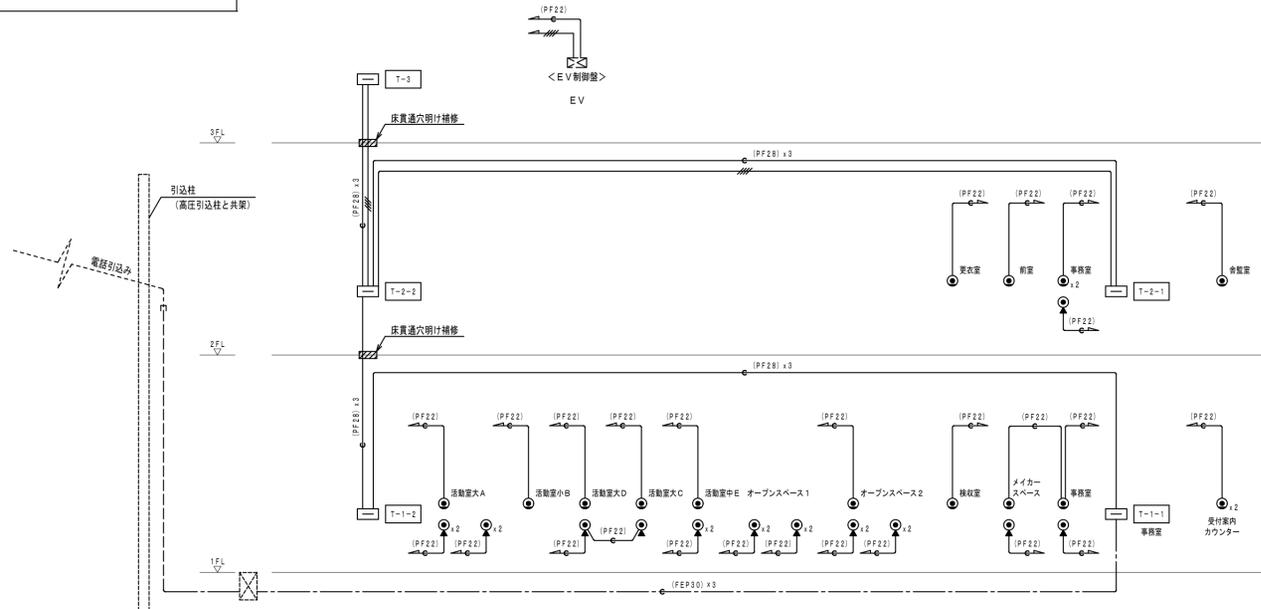


テレビ共聴設備系統図

配線表

1. 図中記入なき配線は下記とする。

- テレビ共聴設備 SC EM-S-SC-FB
- TC EM-S-TC-FB

※コンクリート・ブロック部及び開仕切壁内はPF管に収容とする。

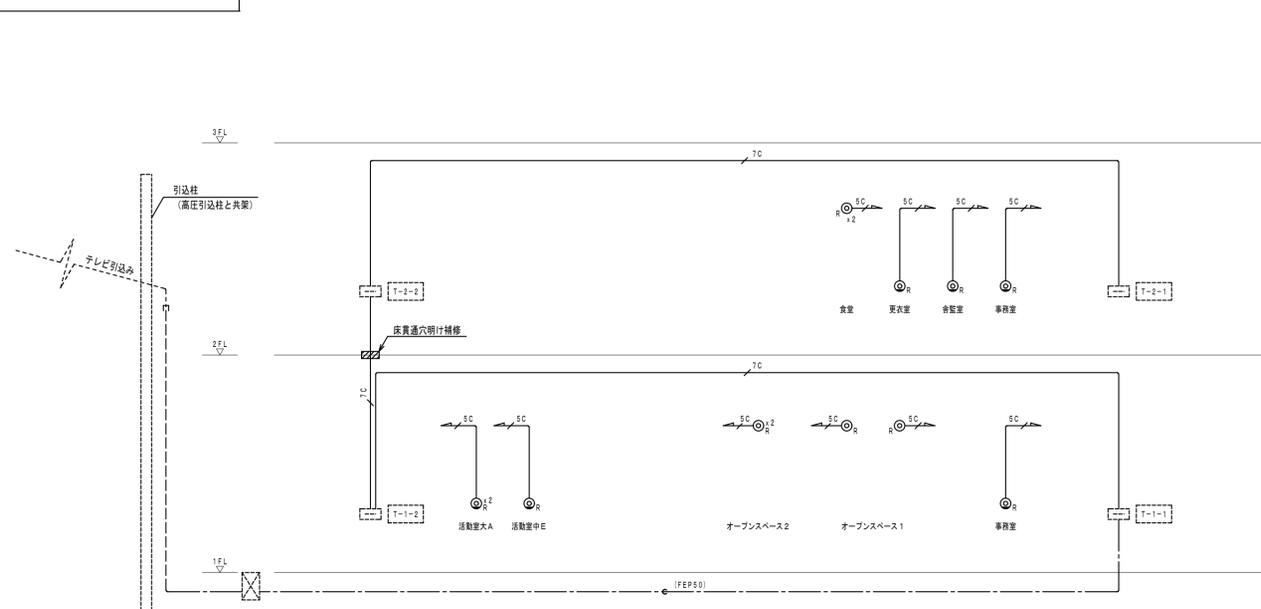


情報設備系統図

配線表

1. 図中記入なき配線は下記とする。


- 情報設備 (PF22) (PF22) 空配管

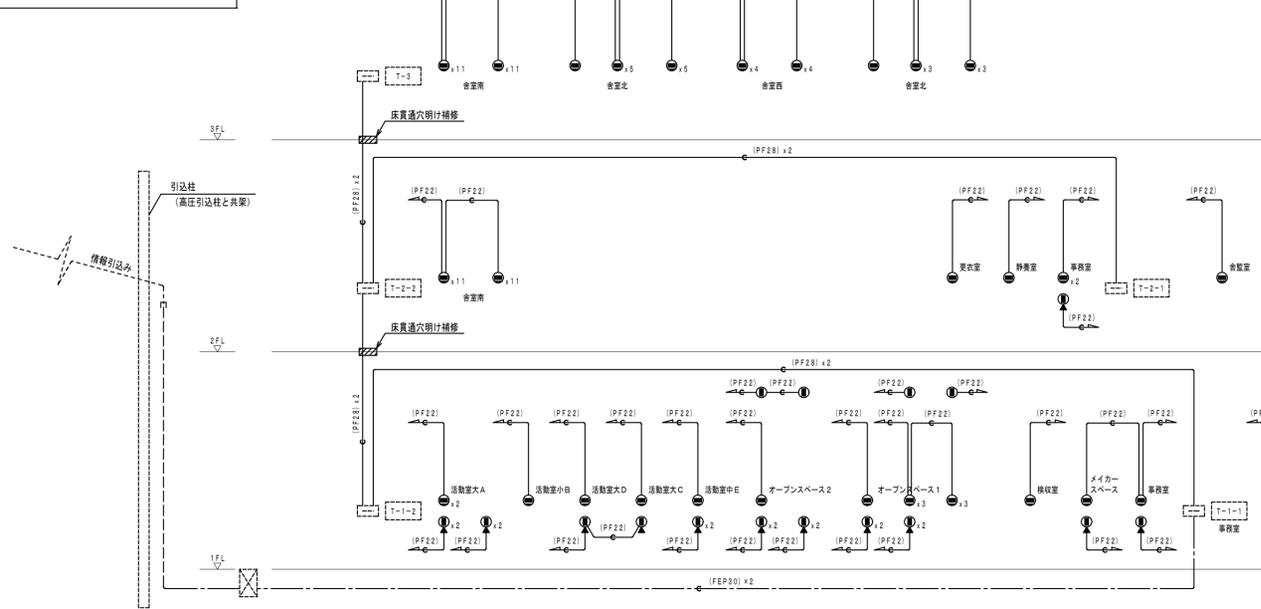

テレビ共聴設備ブロック系統図

テレビ共聴設備凡例


シンボル	仕様
⊙ <sub>L</sub>	テレビ直列ユニット 結束 (抵抗R無し) 壁付
⊙ <sub>R</sub>	テレビ直列ユニット 結束 (抵抗R無し) 天井付
▽	増幅器 (ブースター) CATV-CS-BS-1
○	1分配器 CS-C1
○	2分配器 CS-D2
○	6分配器 CS-D6
≡	ダミー抵抗
⊠	防火区画貫通処理 (国土交通大臣認定)

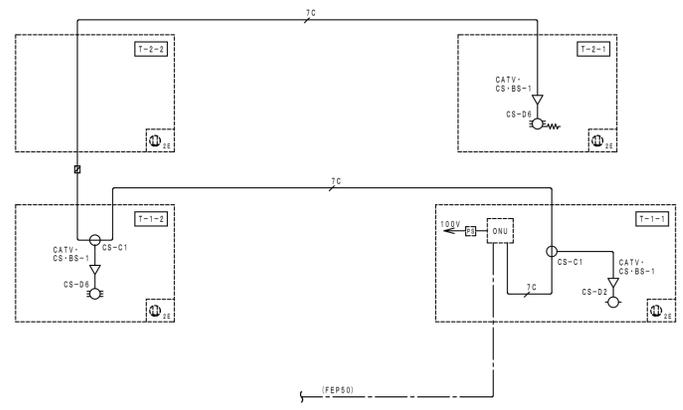

端子整理仕様

階名	項目	電話	テレビ	情報	放送・インターホン	ヨビ	コンセント	仕様	備考			
T-1-1	端子	30P	実装	ブロック系統図参照	HUBスペース (16ポート×1程度)	20P	実装	20P	スペース	2P 15A×2×2ヶ所	屋内自立型、銅板装指定色塗装仕上げ	1階事務室給合室に絡込み
T-1-2	端子	50P	実装	ブロック系統図参照	HUBスペース (24ポート×2程度)	20P	実装	20P	スペース	2P 15A×2×2ヶ所	屋内壁掛型、銅板装指定色塗装仕上げ	1階EPS内設置 (800W×1200H×2500程度)
T-2-1	端子	30P	実装	ブロック系統図参照	HUBスペース (16ポート×1程度)	200P	実装	20P	スペース	2P 15A×2×2ヶ所	屋内自立型、銅板装指定色塗装仕上げ	2階事務室給合室に絡込み
T-2-2	端子	30P	実装	ブロック系統図参照	HUBスペース (24ポート×1程度)	200P	実装	20P	スペース	2P 15A×2×2ヶ所	屋内壁掛型、銅板装指定色塗装仕上げ	2階EPS内設置 (800W×1200H×2500程度)
T-3	端子	30P	実装		HUBスペース (24ポート×2程度)	150P	実装	20P	スペース	2P 15A×2×2ヶ所	屋内壁掛型、銅板装指定色塗装仕上げ	3階EPS内設置 (800W×1200H×2500程度)

※テレビ配線器具 (増幅器等) はケーブルテレビ会社に確認の上決定とする。

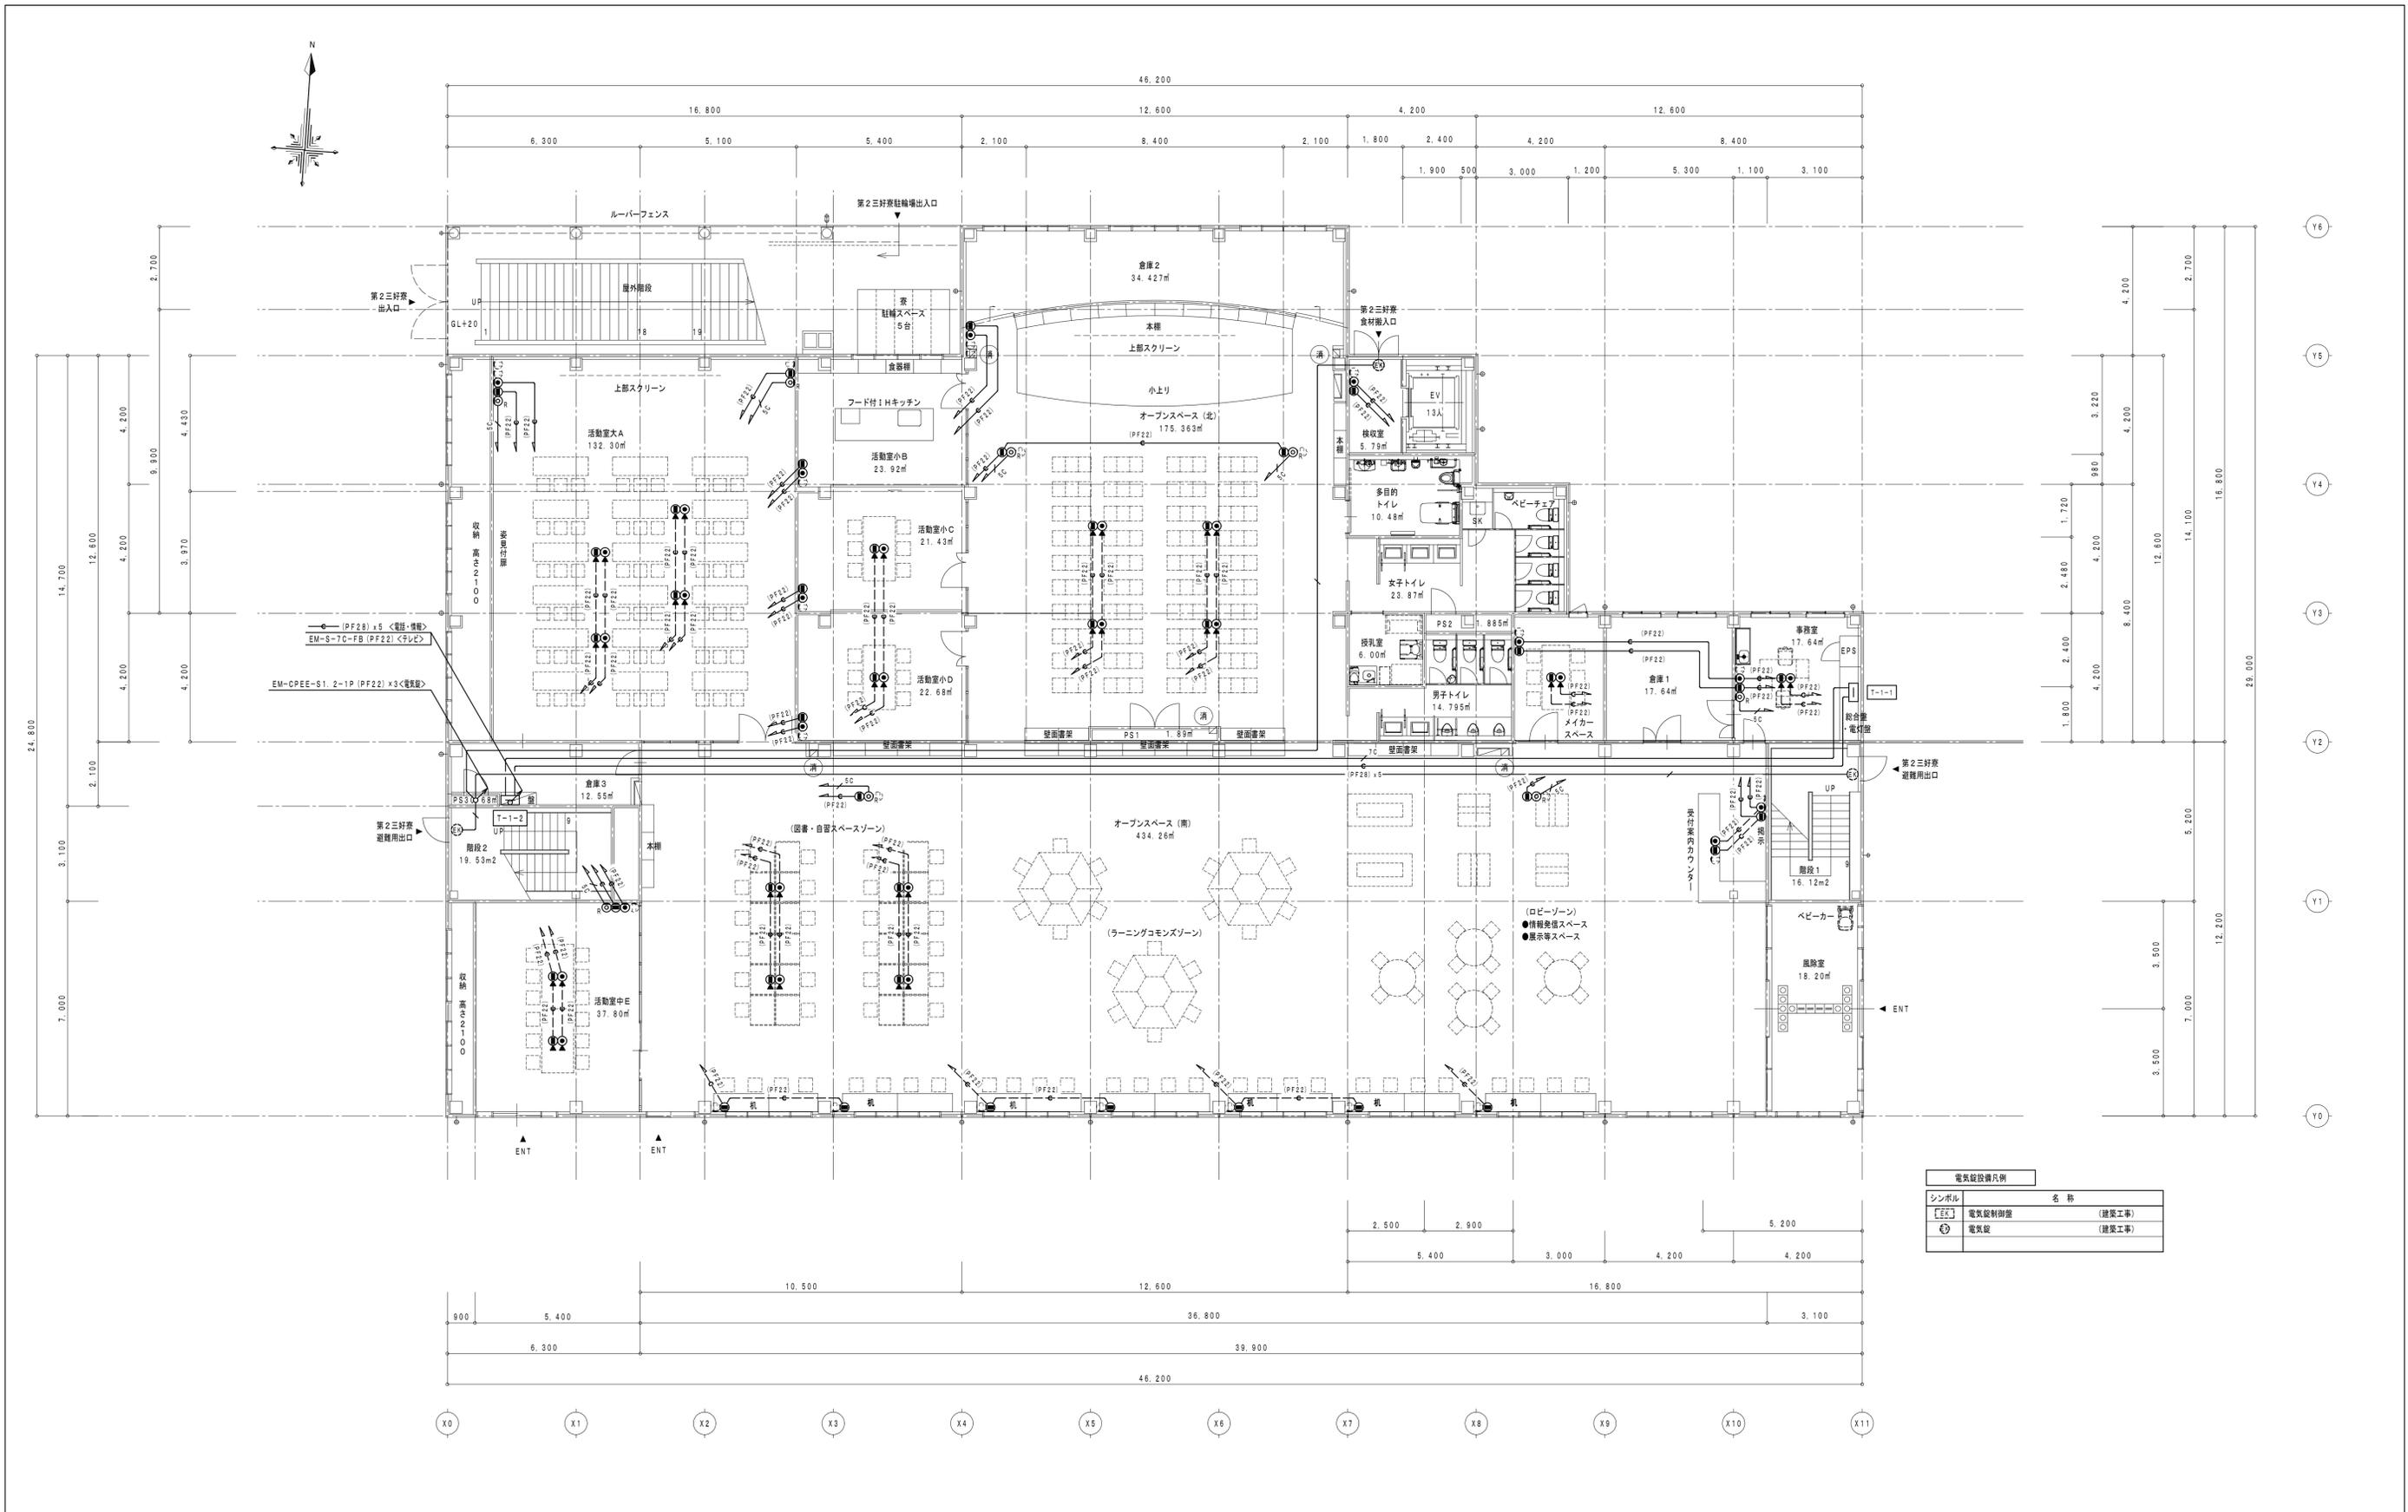


電気設備凡例	
シンボル	名称
[PF22]	電気設備 (建築工事)
[E]	電気設備 (建築工事)

1階 平面図 1/100

消火器ボックス (粉末10型消火器)

徳島県土整備部営繕課	●工事名	R5営繕 第2三好寮・三好市地域利便性施設 (仮称) 三・池田 新築工事 電気	●図面番号	E-36	1級建築士事務所 徳島県知事登録第11050号 株式会社 宮 建築設計 徳島市福島1丁目5番6号 TEL (088) - 625-5505 (代) 管理建築士 清水 康代 1級333707
	●図面名	弱電設備 1階平面図	●縮尺	A1:1/100 A3:1/200	

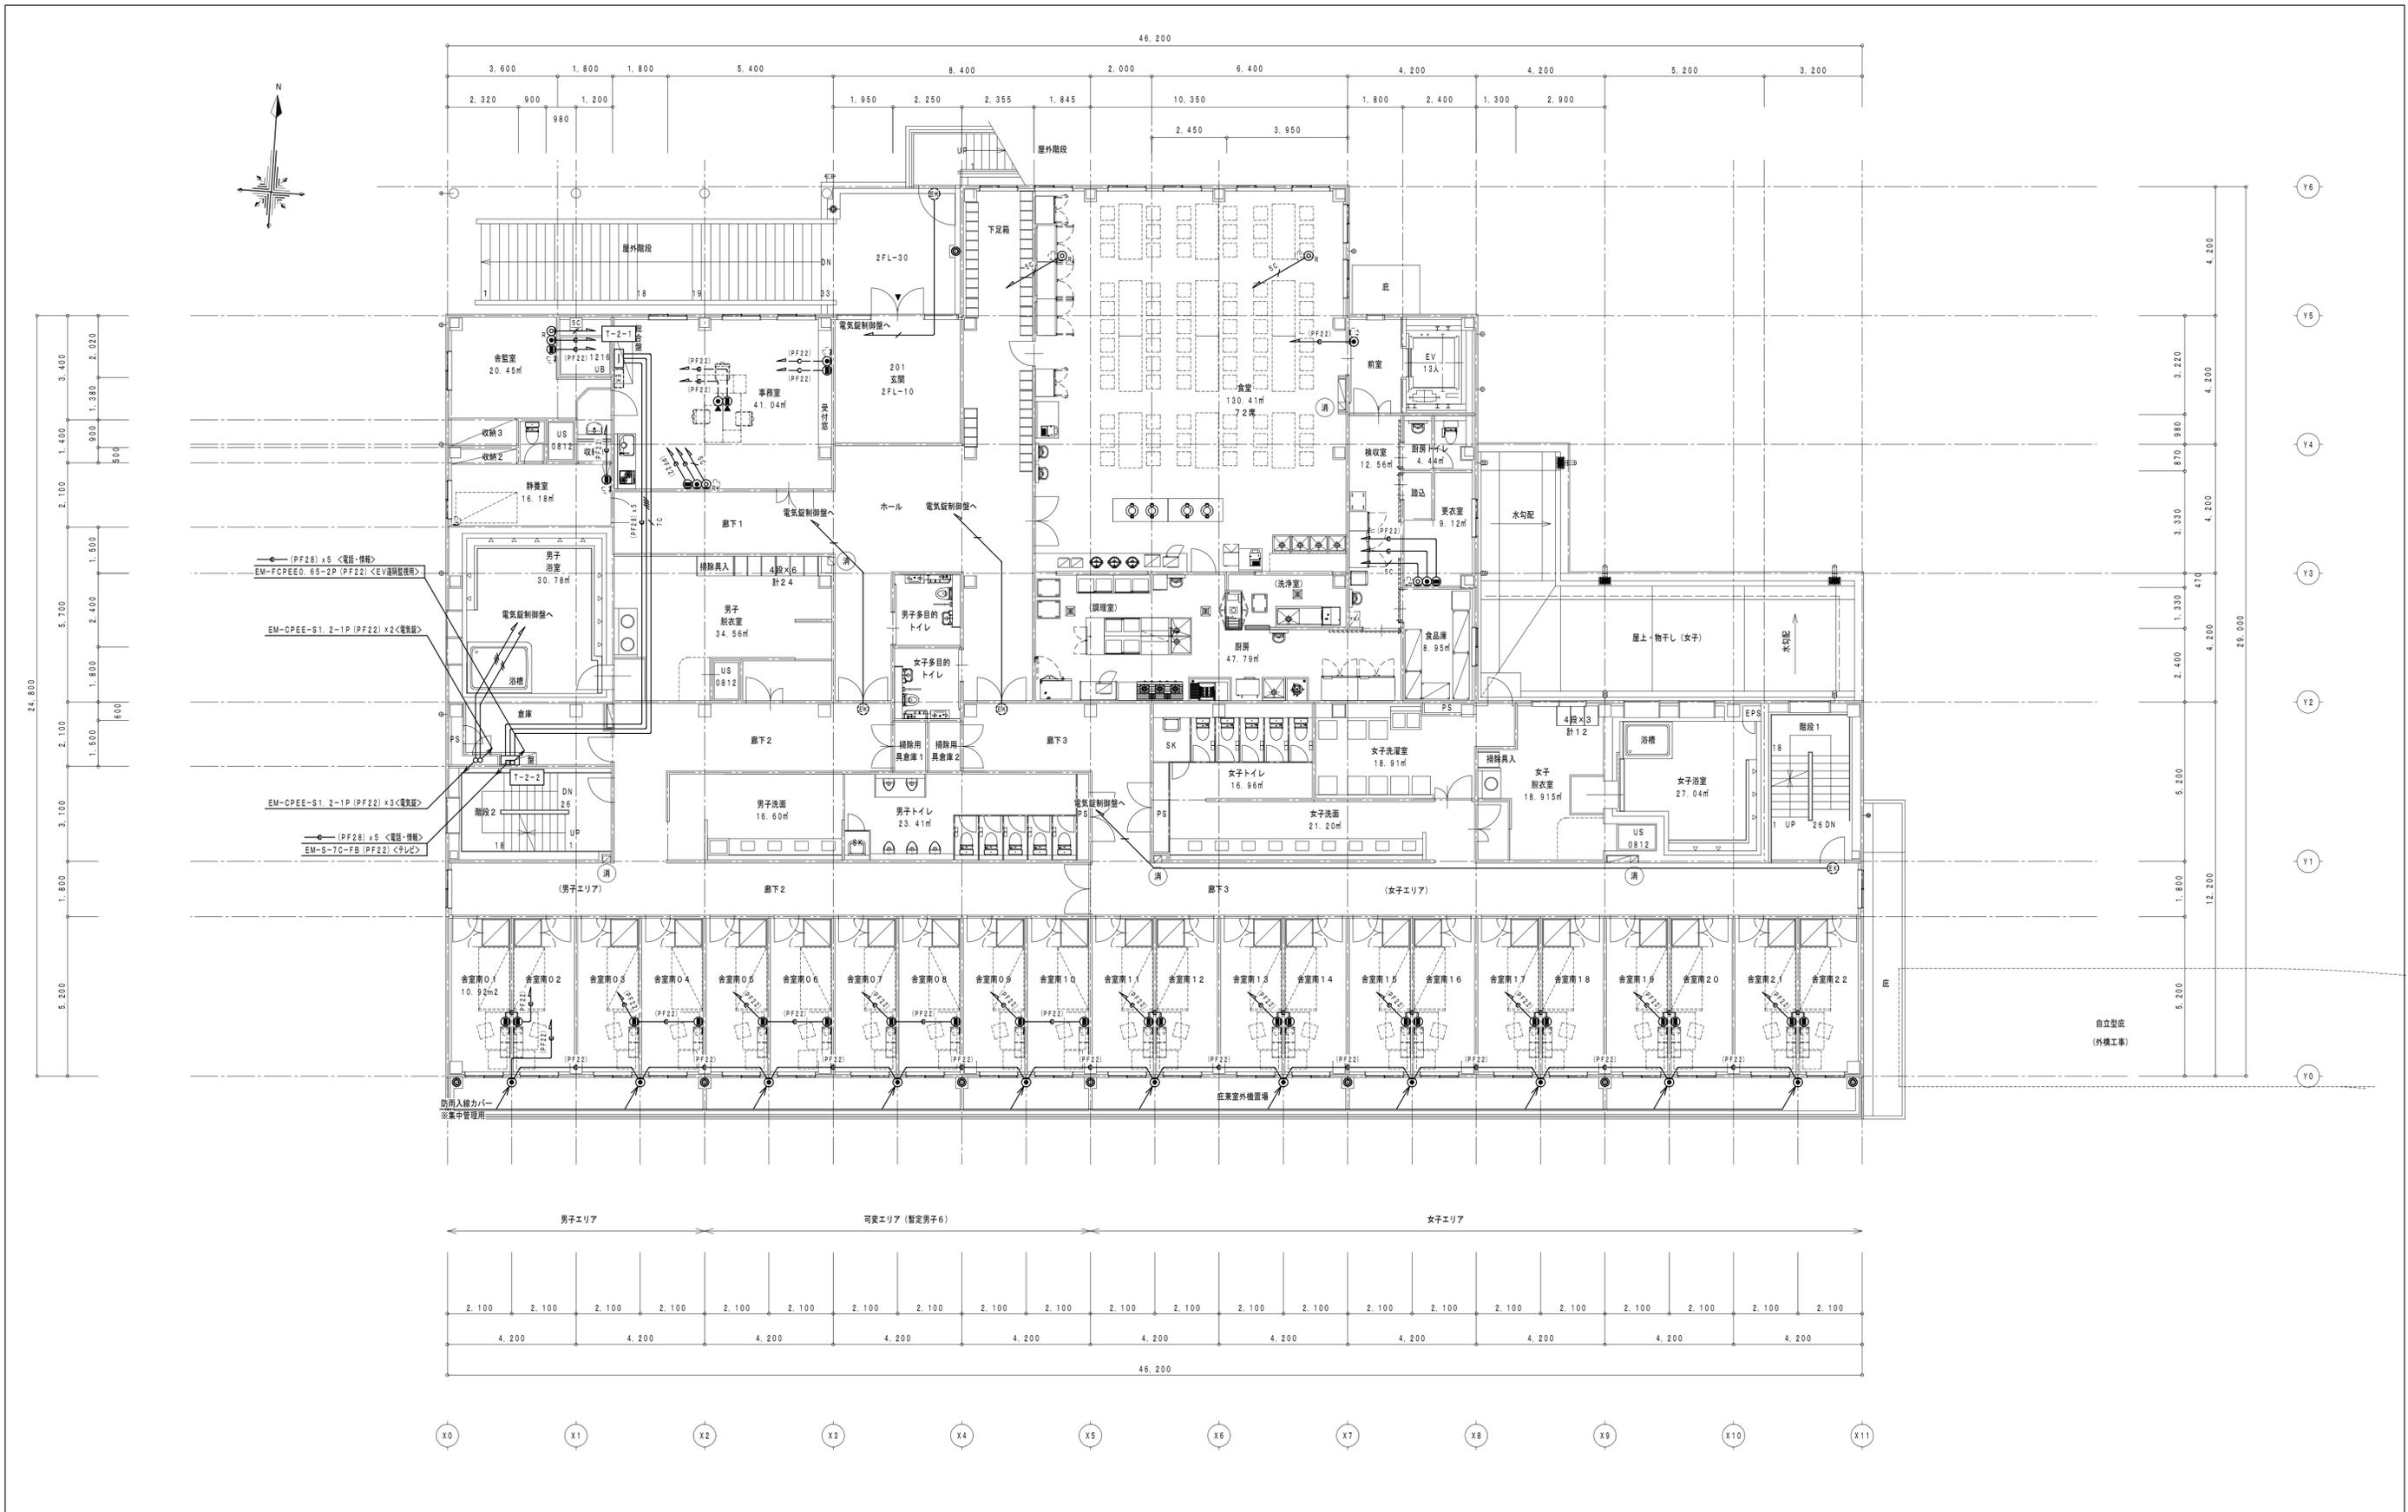

消火器ボックス (粉末10型消火器)

2階 平面図 1/100

徳島県土整備部宮崎課	<b>●工事名</b> R5宮崎 第2三好寮・三好市地域利便性施設 (仮称) 三・池田 新築工事 電気	<b>●図面番号</b> E-37	1級建築士事務所 徳島県知事登録第11050号 株式会社 宮崎設計 徳島市福島1丁目5番6号 TEL (088) - 625-5505 (代)
	<b>●図面名</b> 弱電設備 2階平面図	<b>●縮尺</b> A1:1/100 A3:1/200	管理建築士 清水 康代 1級333707