


■ : 太陽光発電設備設置箇所

図面番号	1/9	縮尺	NTS	令和5年度
工事名	R5企総管 吉野川北岸工業用水道 浄水場太陽光発電設備設置工事			
図名	太陽光発電設備配置図			
	徳島県企業局総合管理推進センター			


①-①断面図

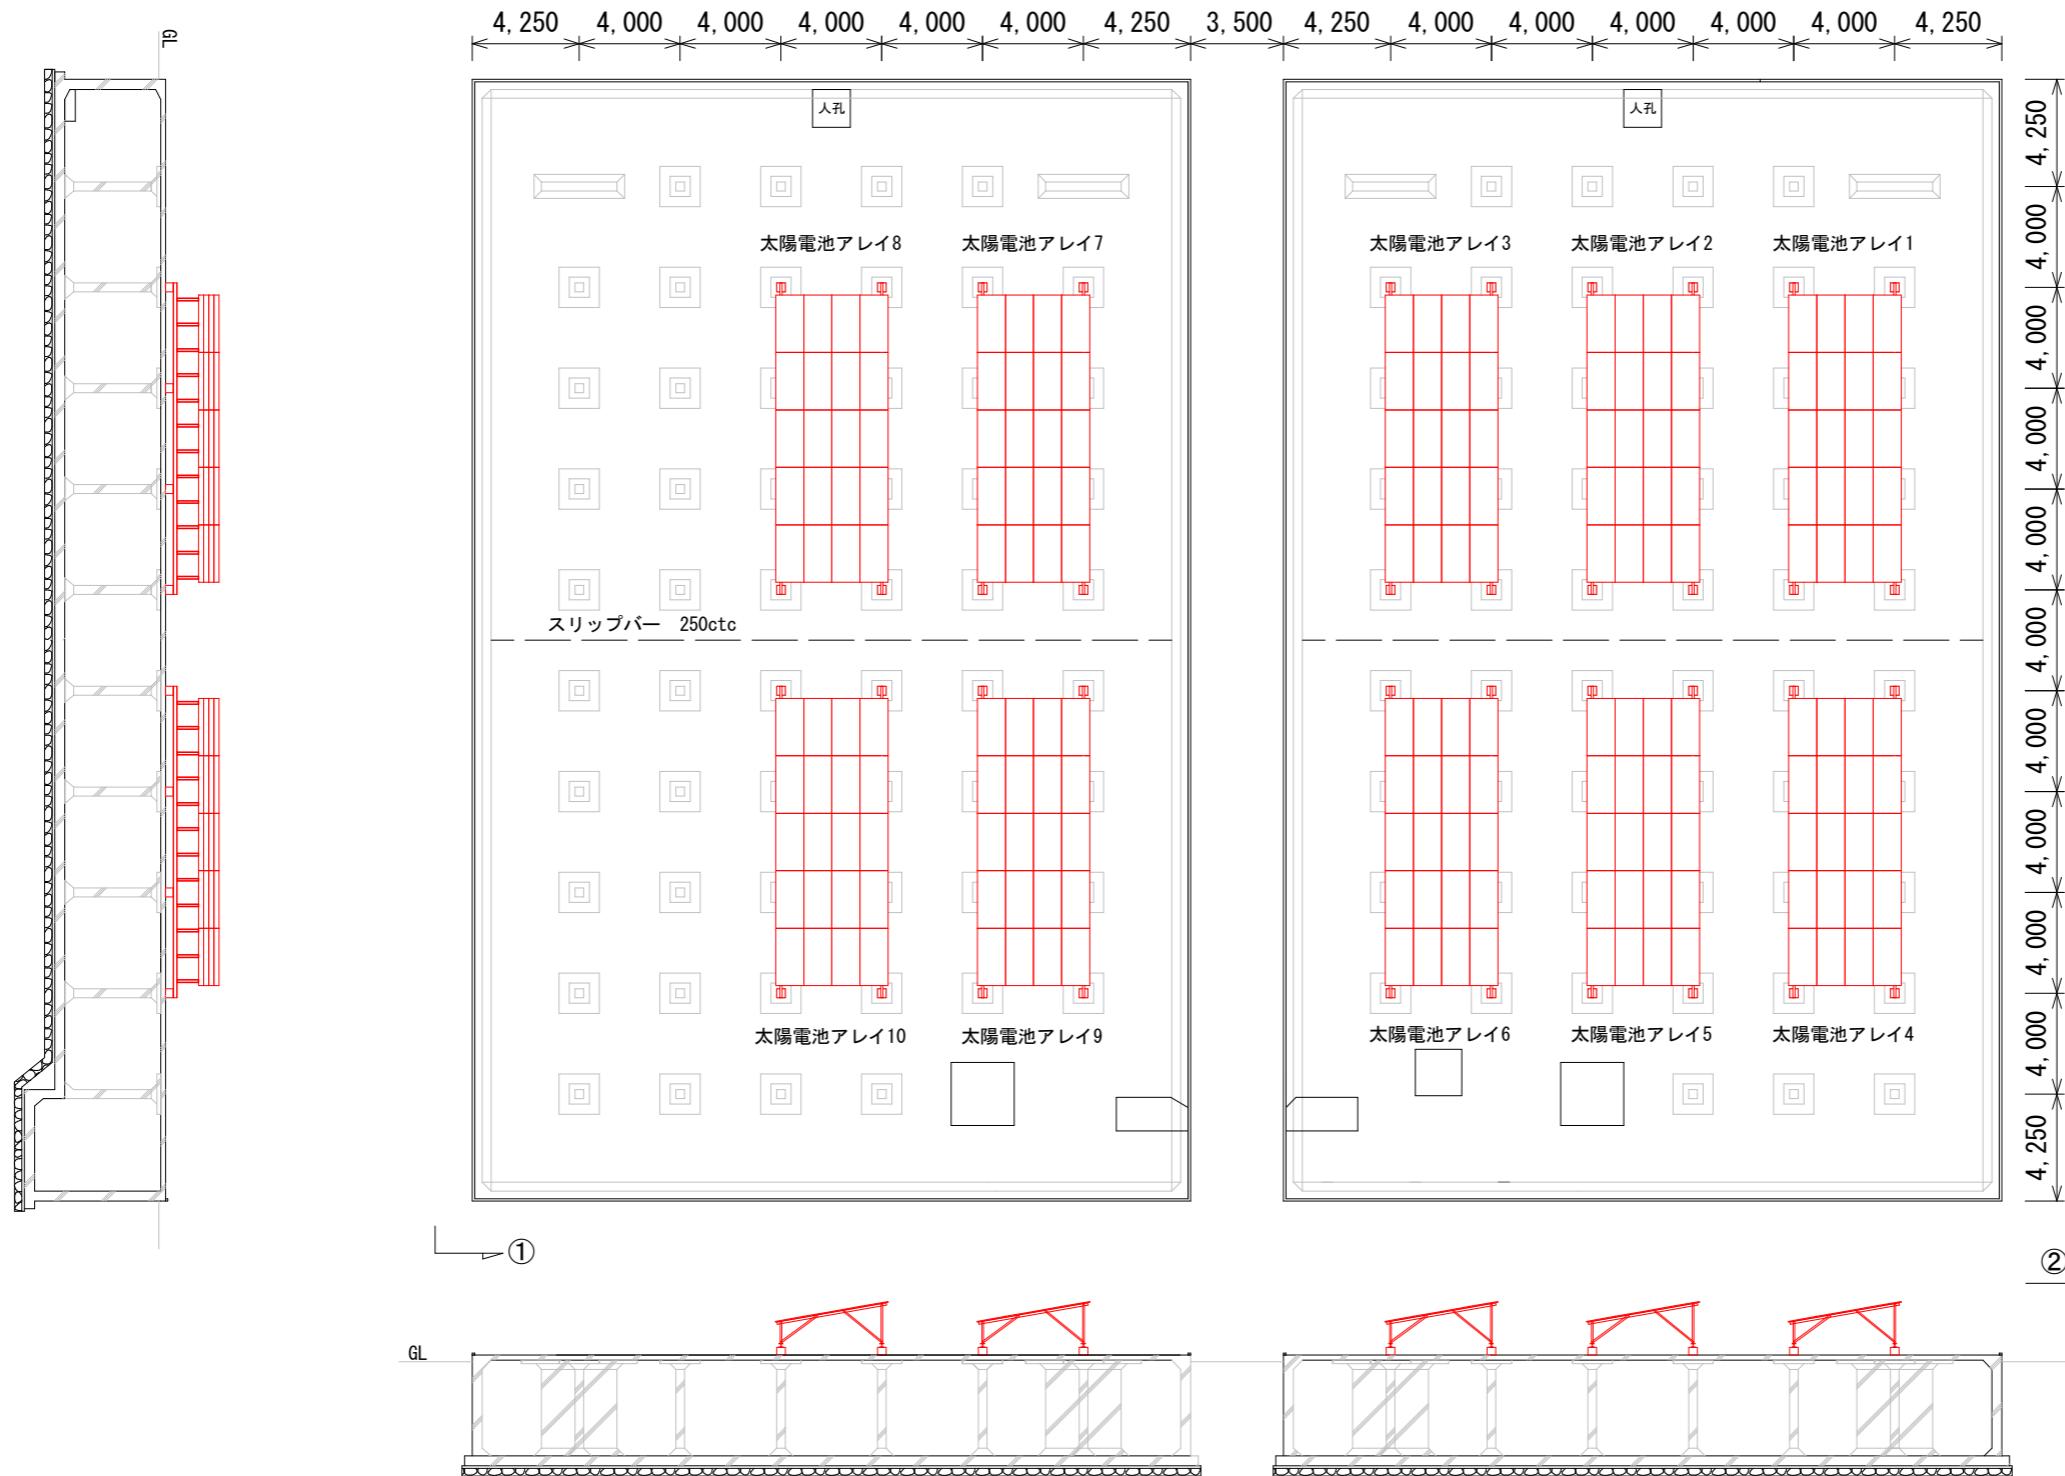

②-②断面図


※朱書き：今回更新箇所

図面番号	2/9	縮尺	1/300(A3)	令和5年度
工事名	R5企総管 吉野川北岸工業用水道 浄水場太陽光発電設備設置工事			
図名	配水池上配置図			
	徳島県企業局総合管理推進センター			

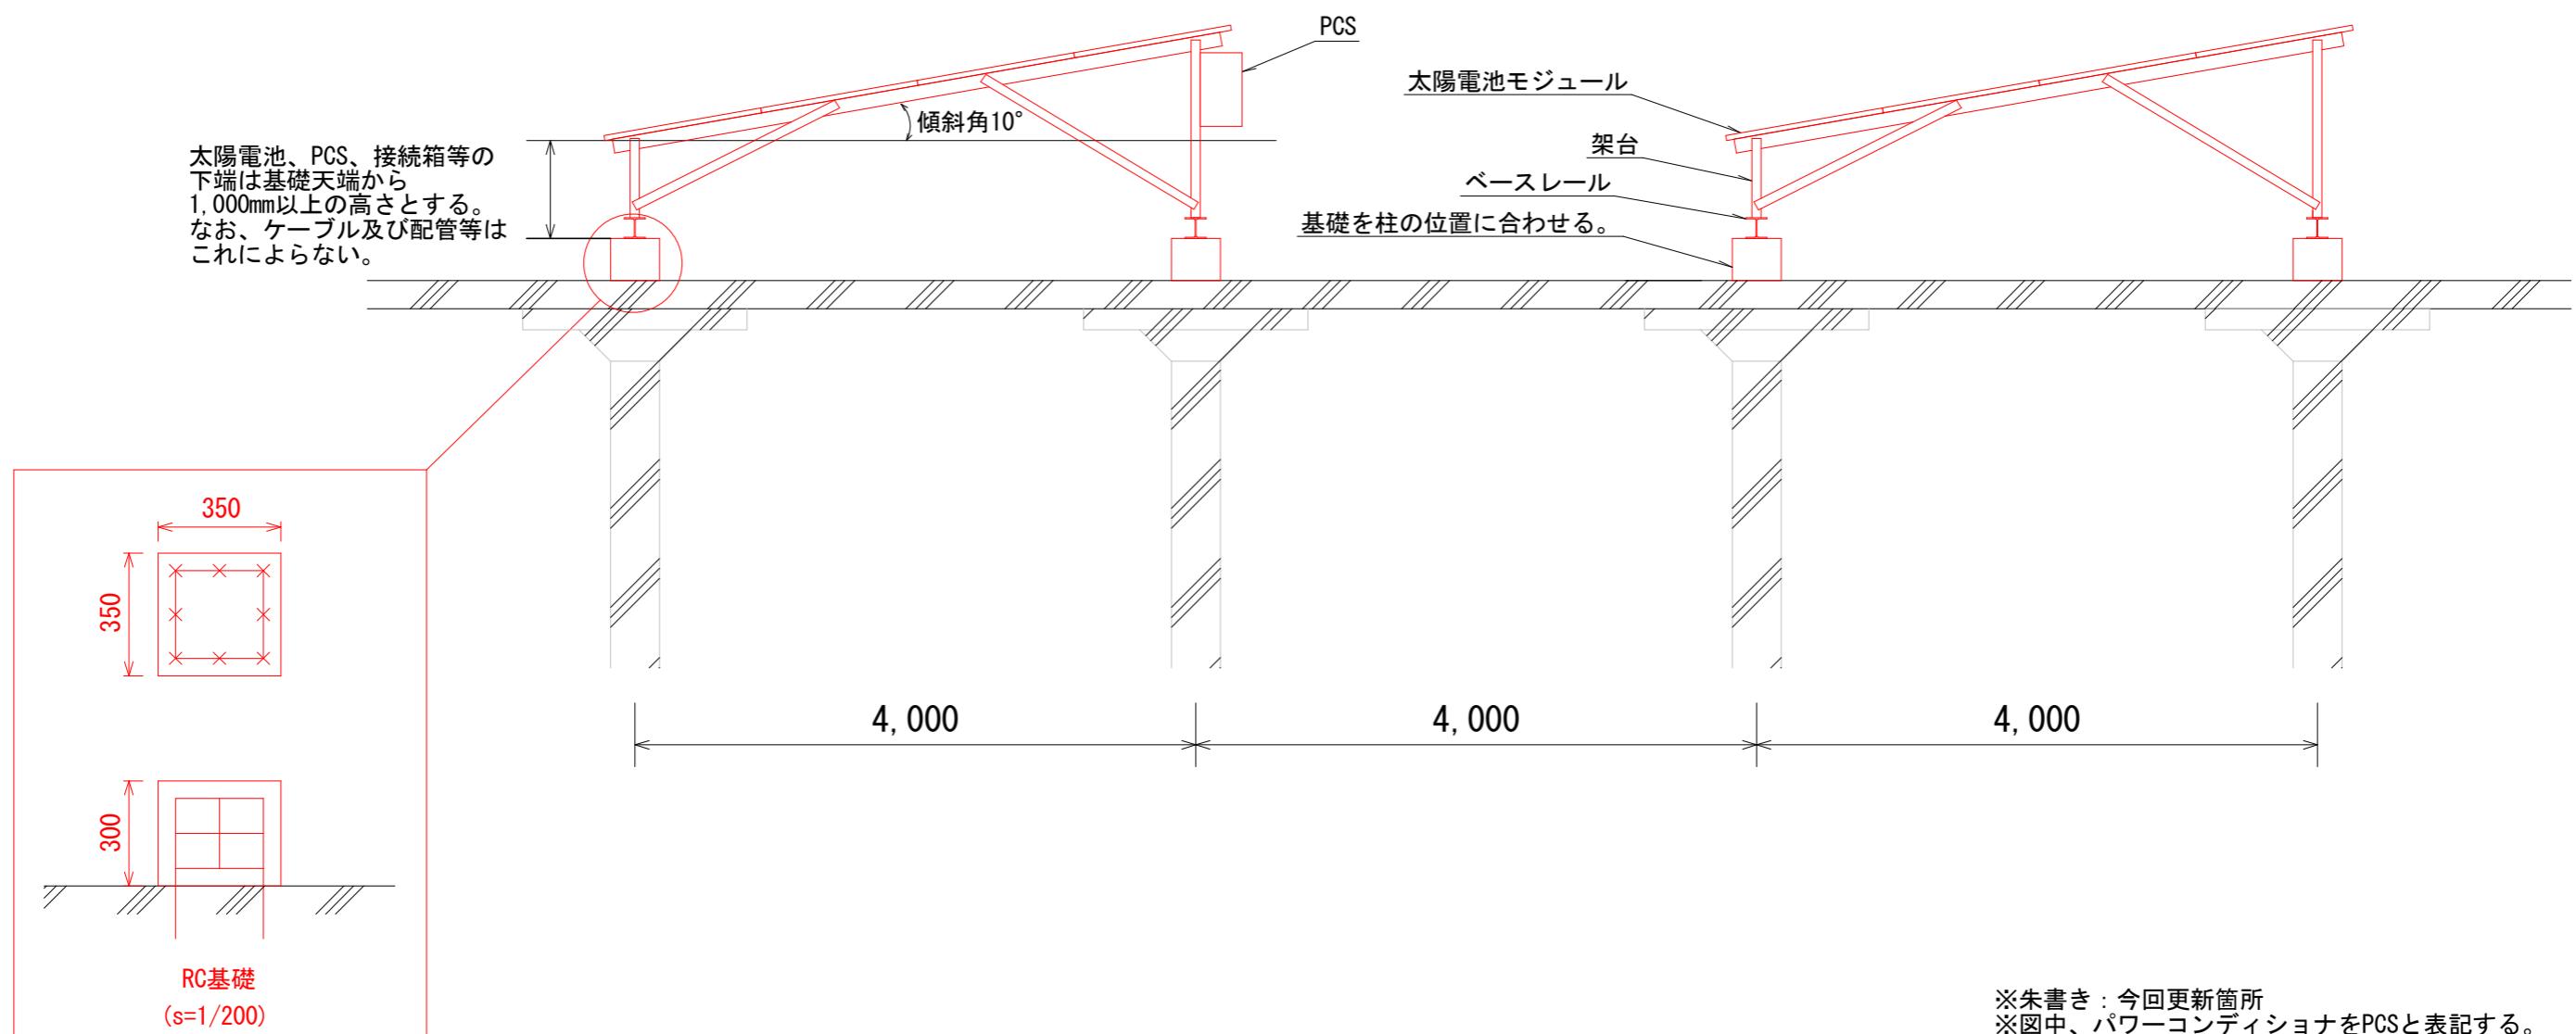



※朱書き：今回更新箇所
※図中、パワーコンディショナをPCSと表記する。

図面番号	3/9	縮尺	1/50(A3)	令和5年度
工事名	R5企総管 吉野川北岸工業用水道 浄水場太陽光発電設備設置工事			
図名	設置断面図			
徳島県企業局総合管理推進センター				

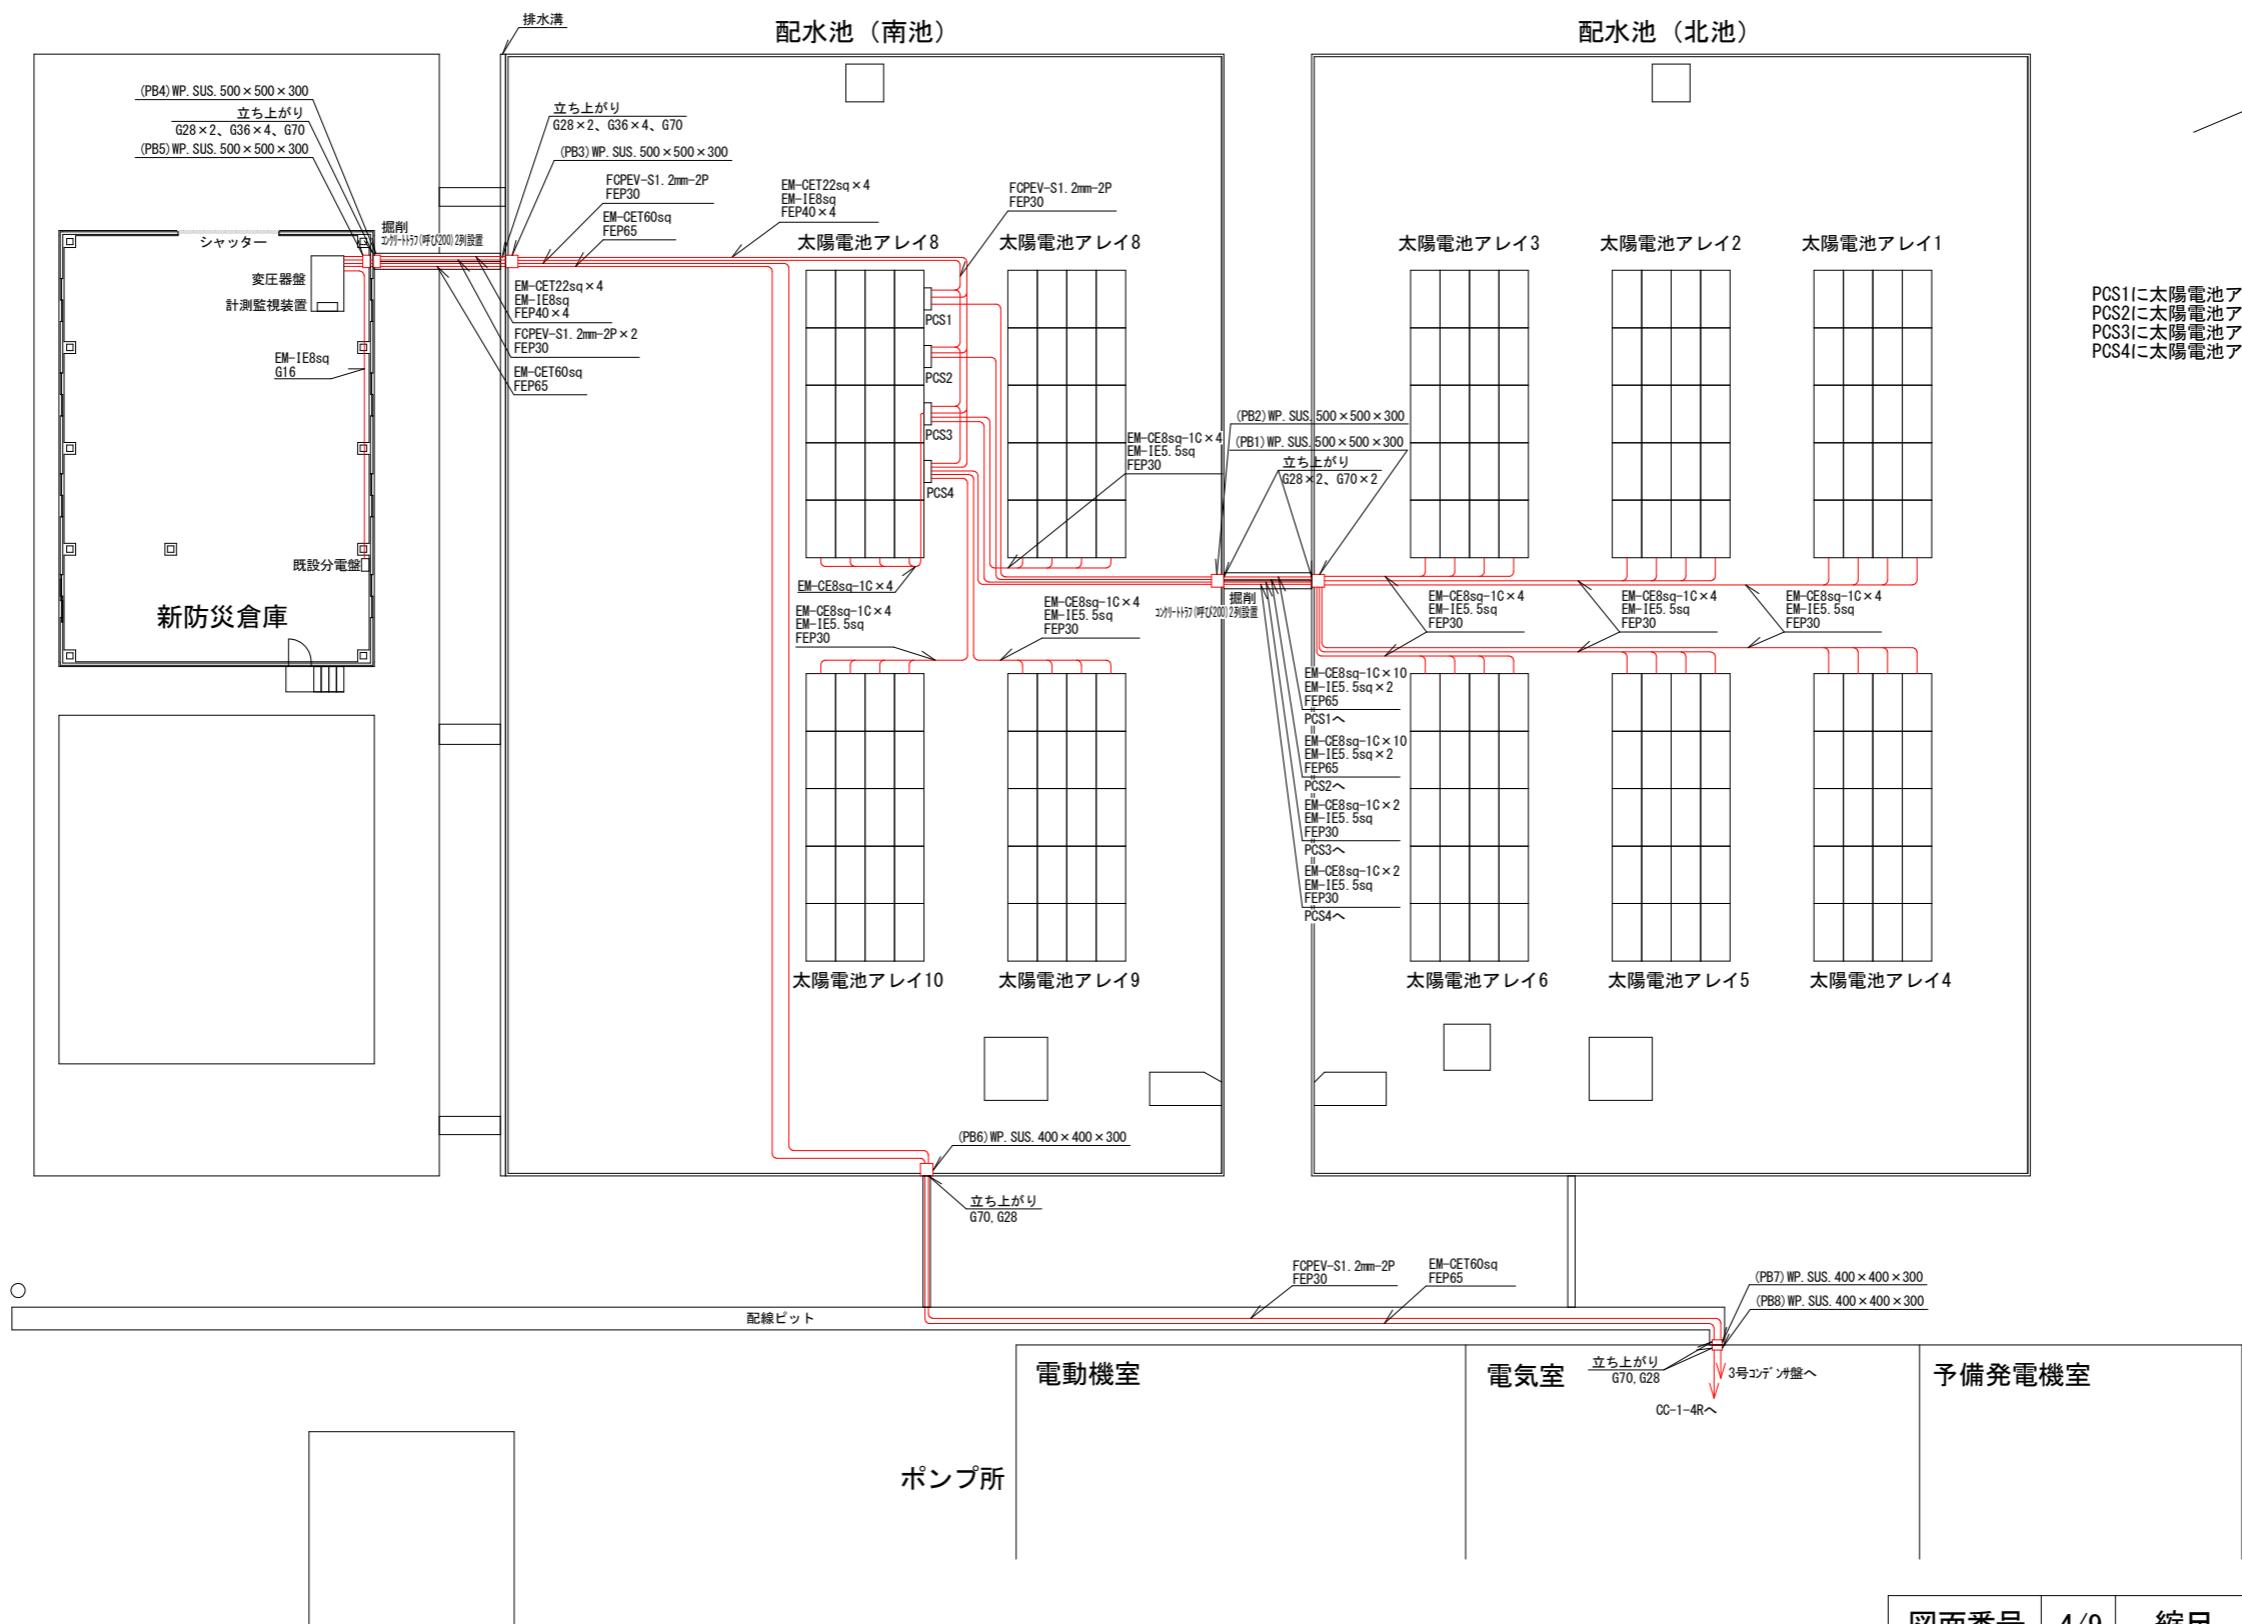

※朱書き：今回更新箇所(本図は配管・配線のみ着色)
※図中、パワーコンディショナをPCSと表記する。


図面番号	4/9	縮尺	1/300(A3)	令和5年度
工事名	R5企総管 吉野川北岸工業用水道 浄水場太陽光発電設備設置工事			
図名	配管・配線図			
徳島県企業局総合管理推進センター				

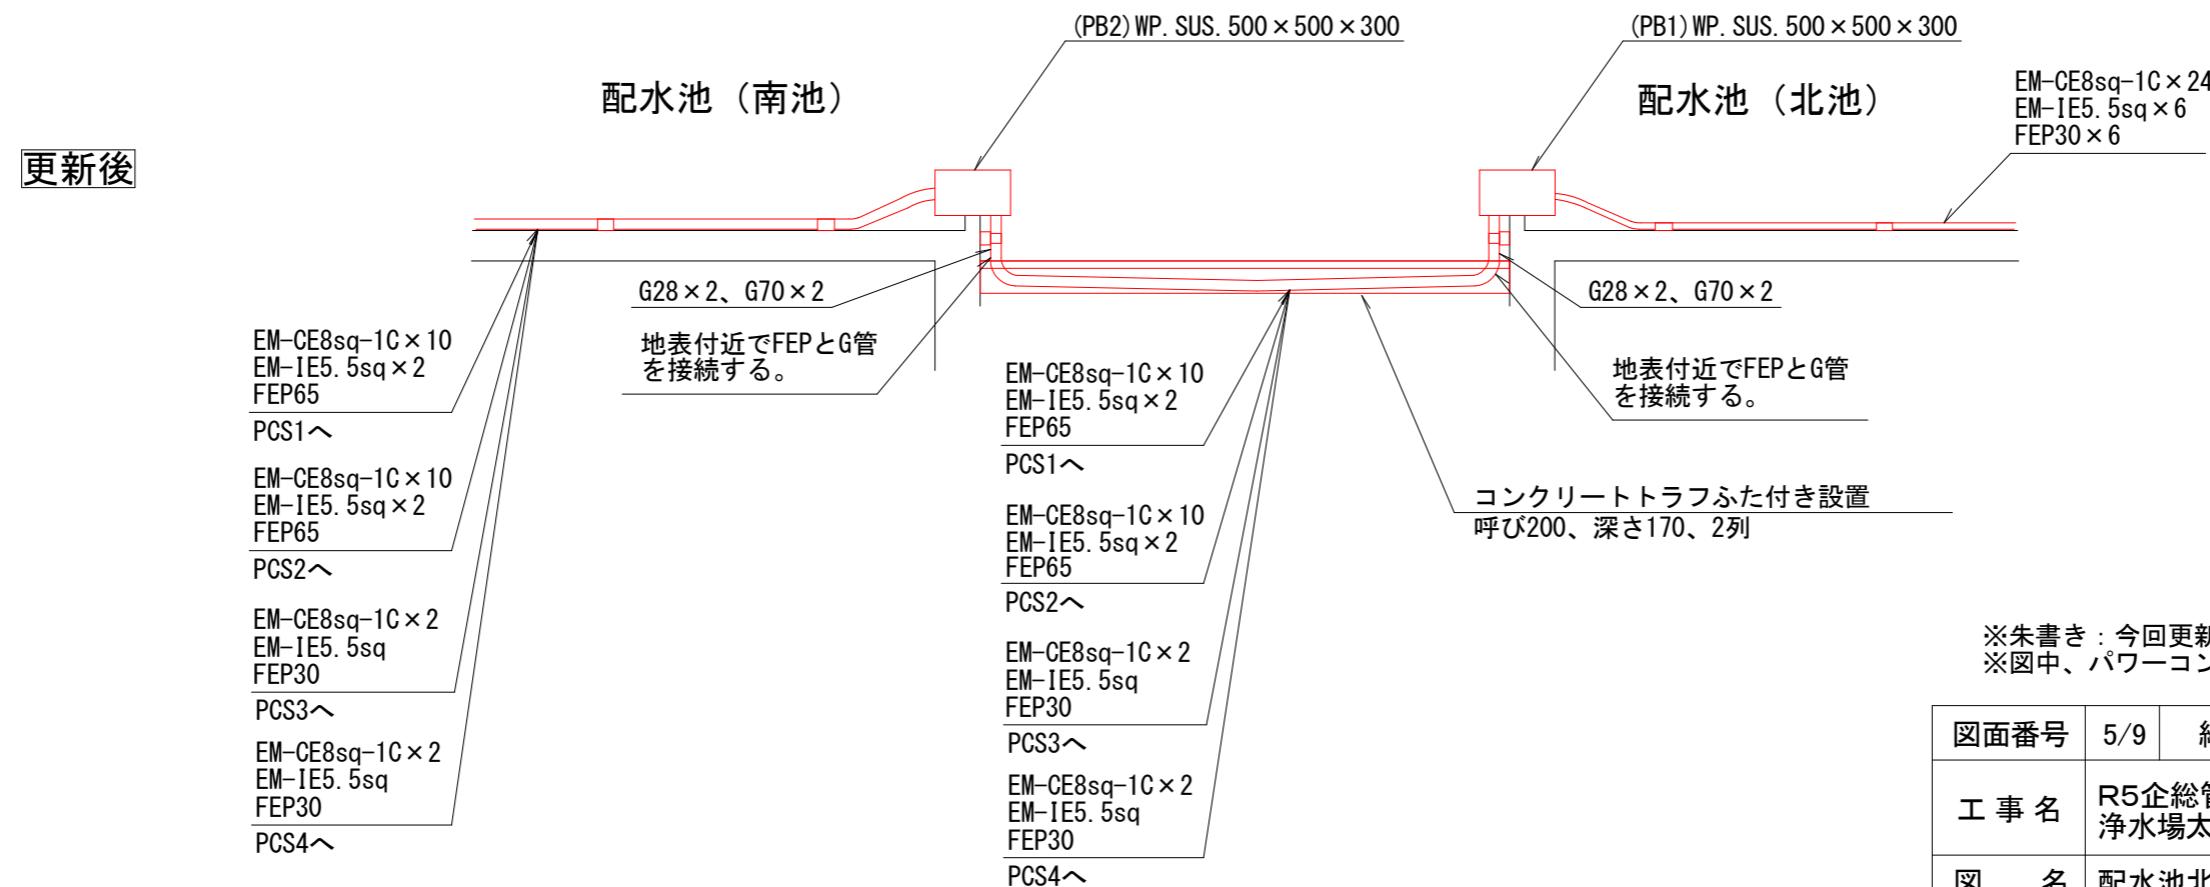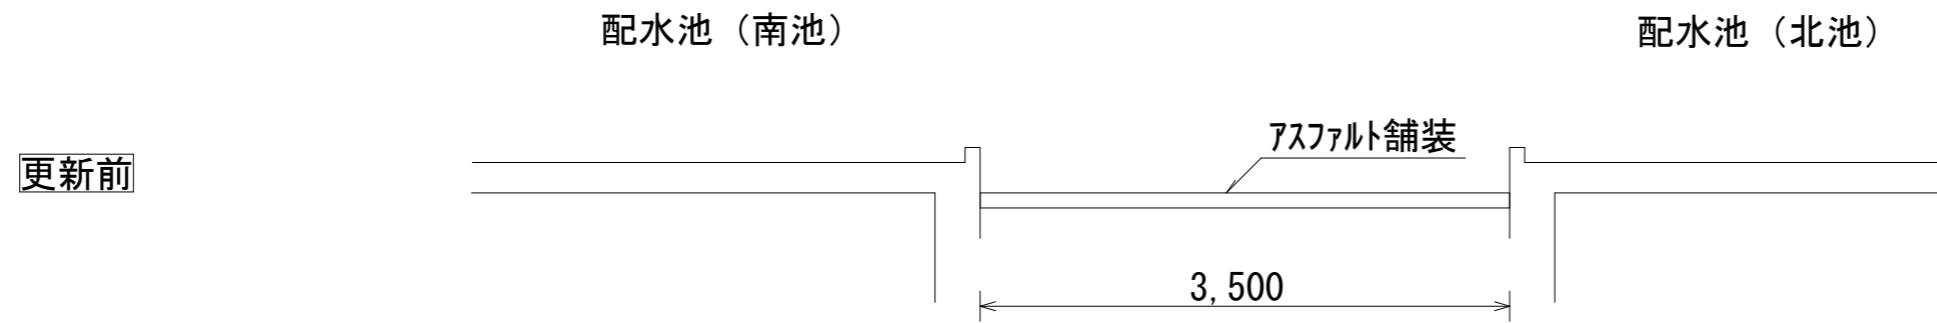

徳島県企業局総合管理推進センター


新防災倉庫

更新前

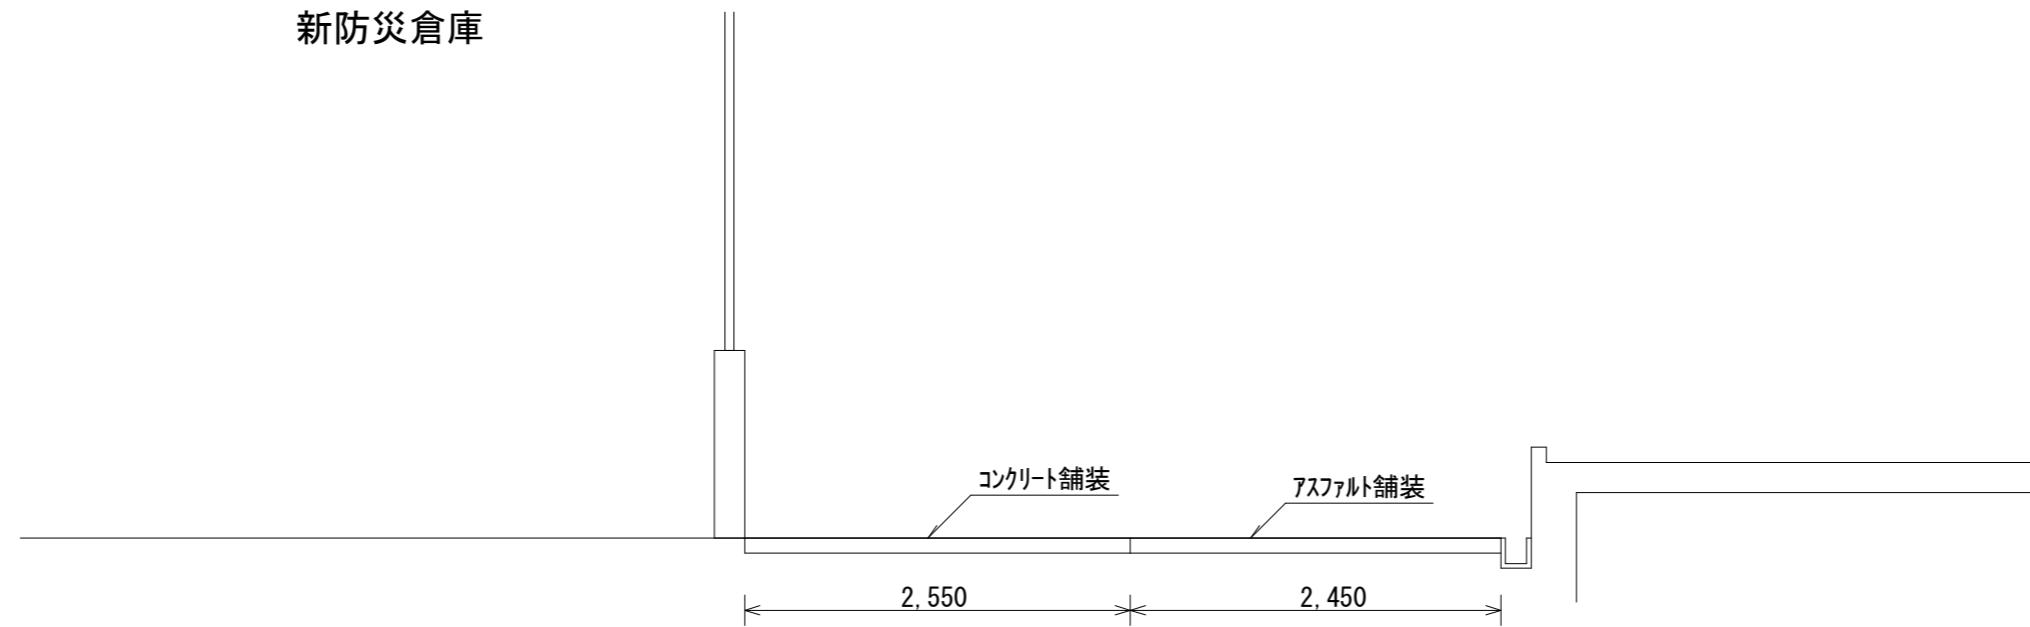


新防災倉庫


更新後

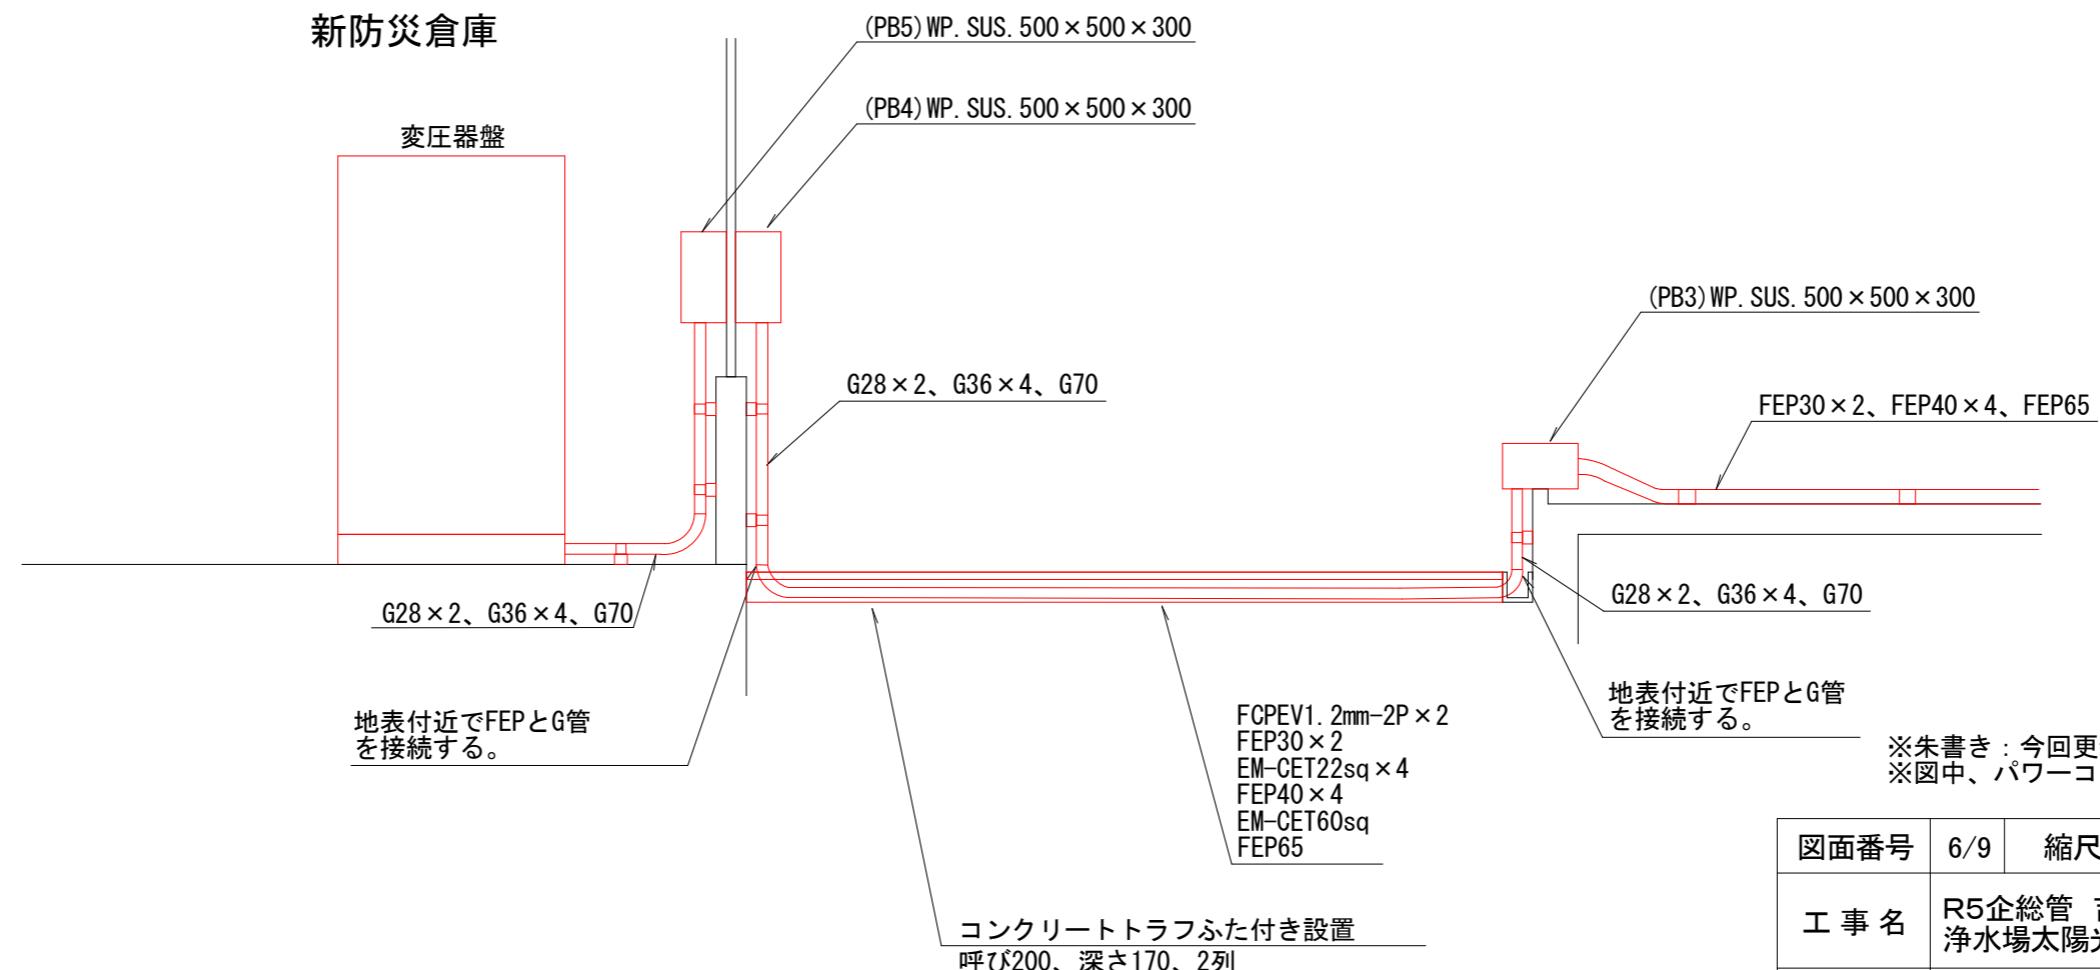

図面番号	6/9	縮尺	1/50(A3)	令和5年度
工事名	R5企総管 吉野川北岸工業用水道 浄水場太陽光発電設備設置工事			
図名	配水池～新防災倉庫間横断部断面図			徳島県企業局総合管理推進センター



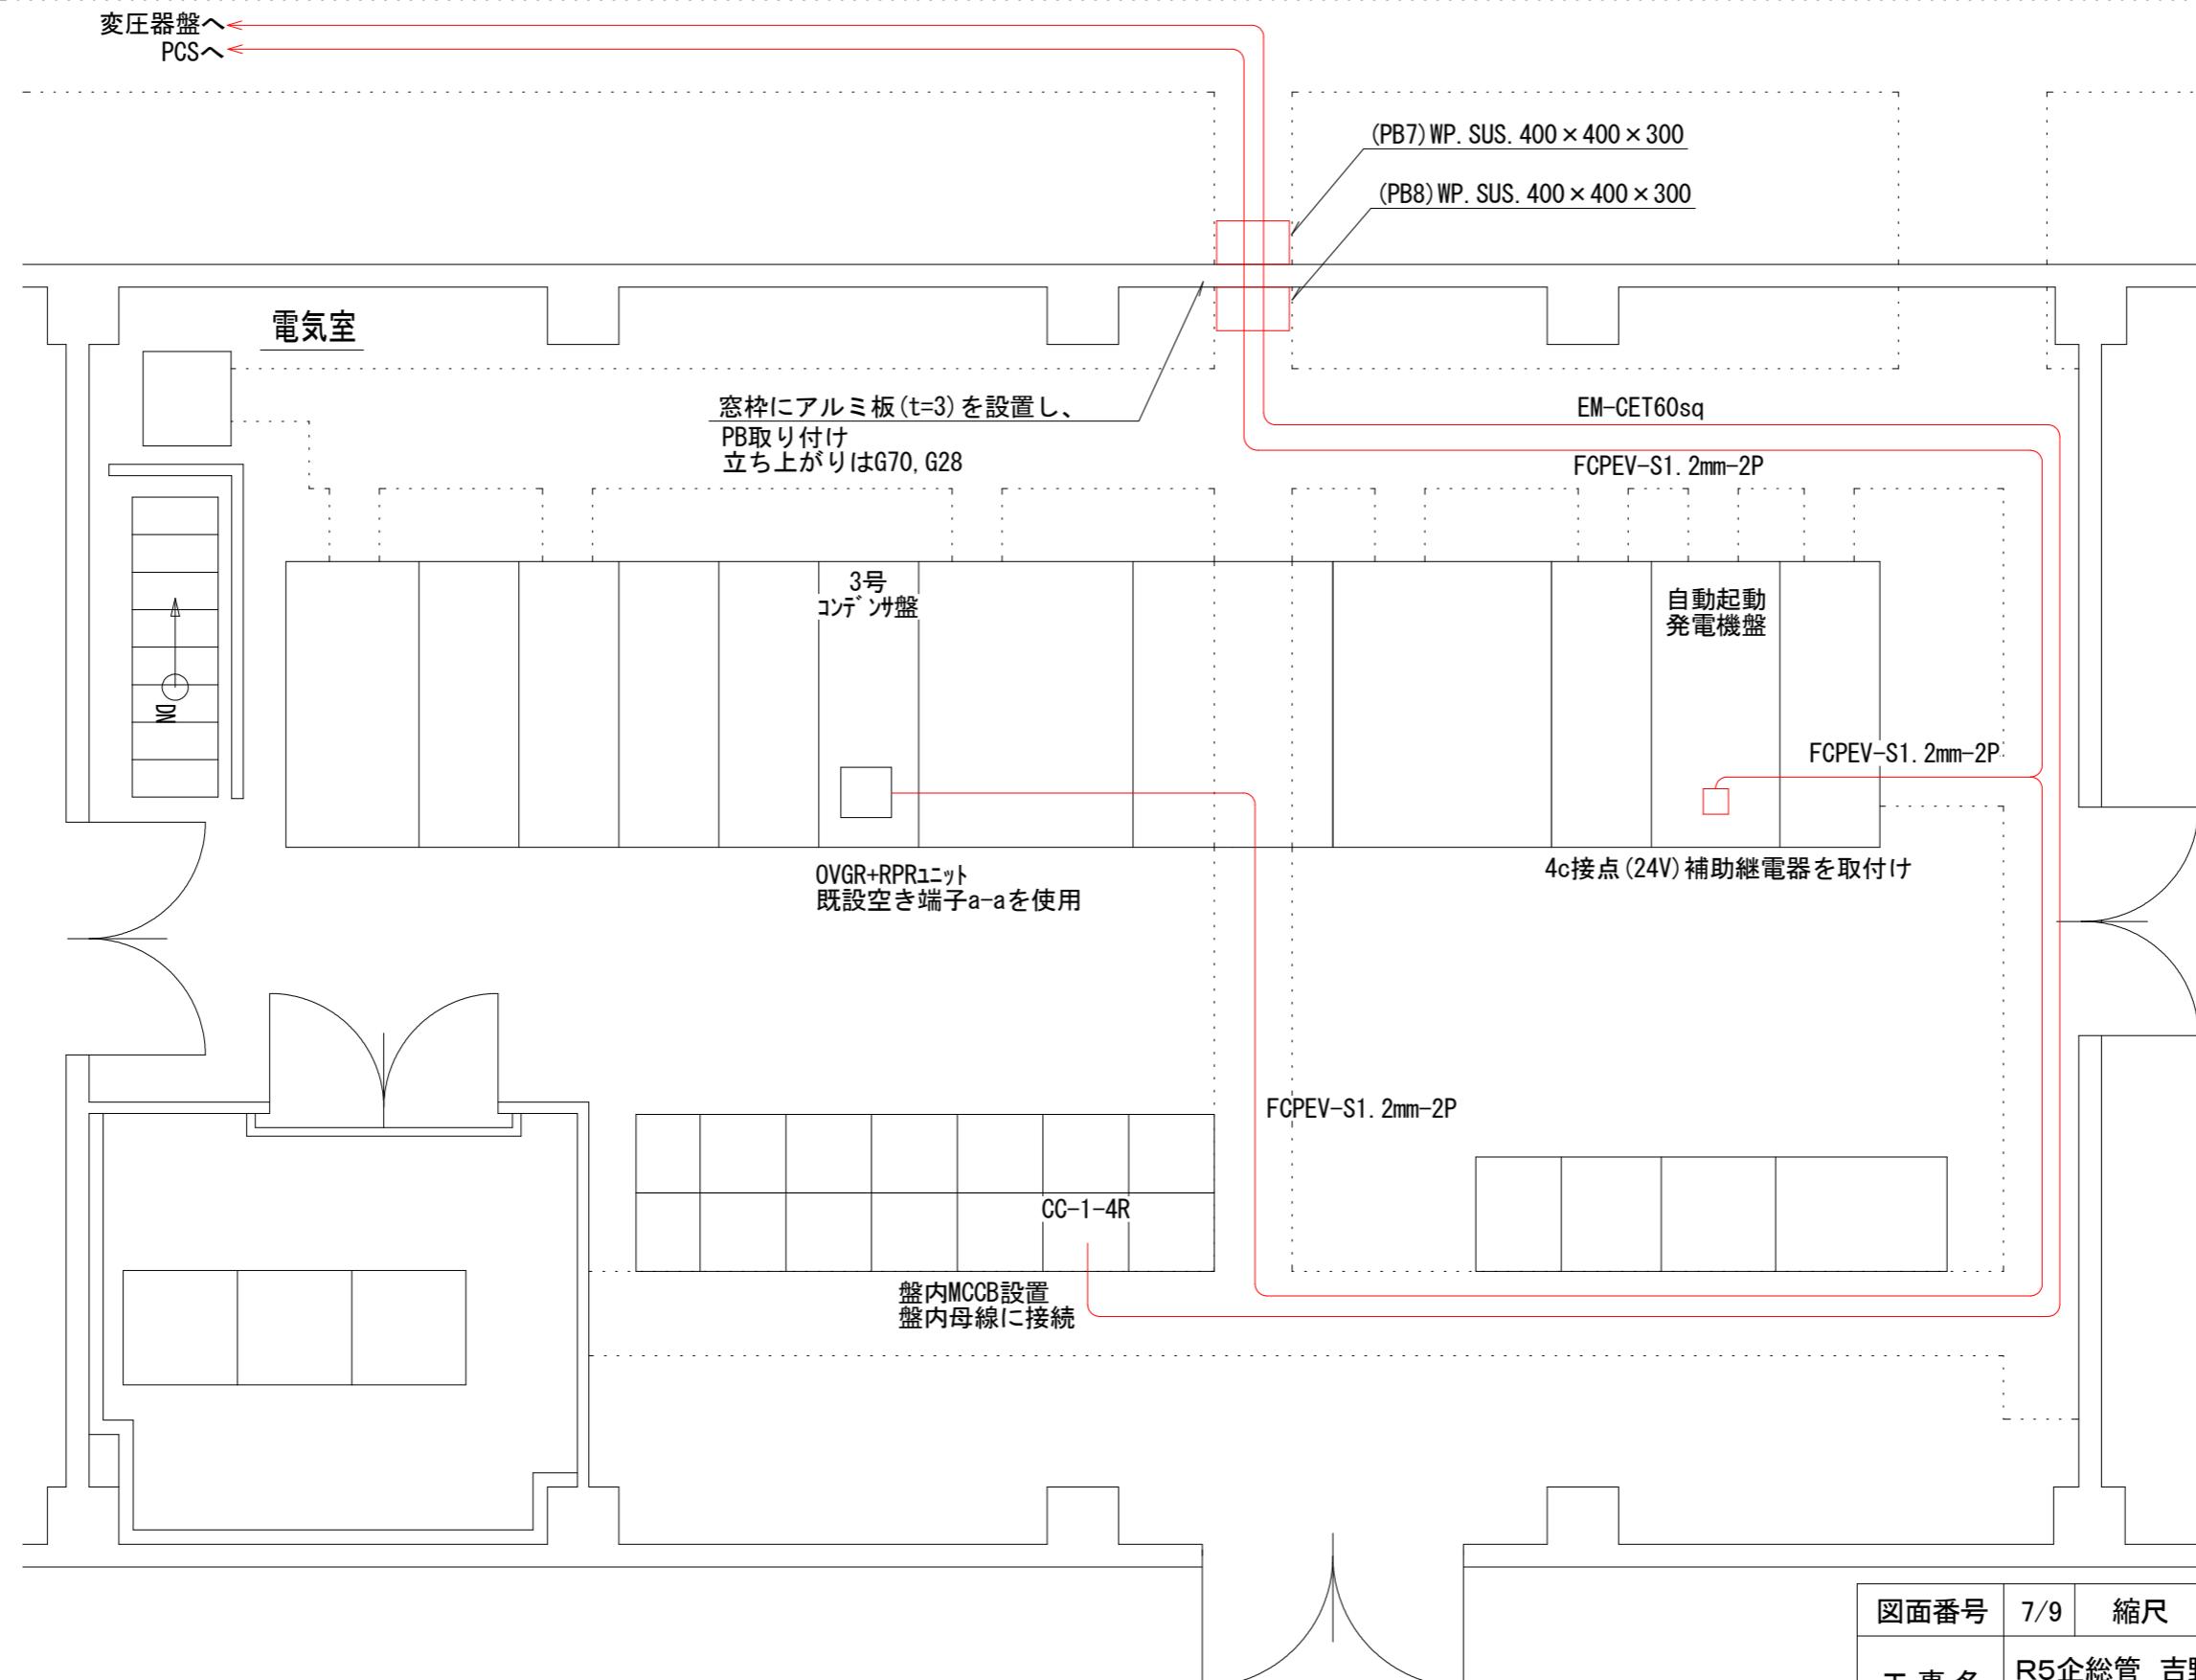


図面番号	7/9	縮尺	1/50(A3)	令和5年度
工事名	R5企総管 吉野川北岸工業用水道 浄水場太陽光発電設備設置工事			
図名	電気室平面図			
	徳島県企業局総合管理推進センター			

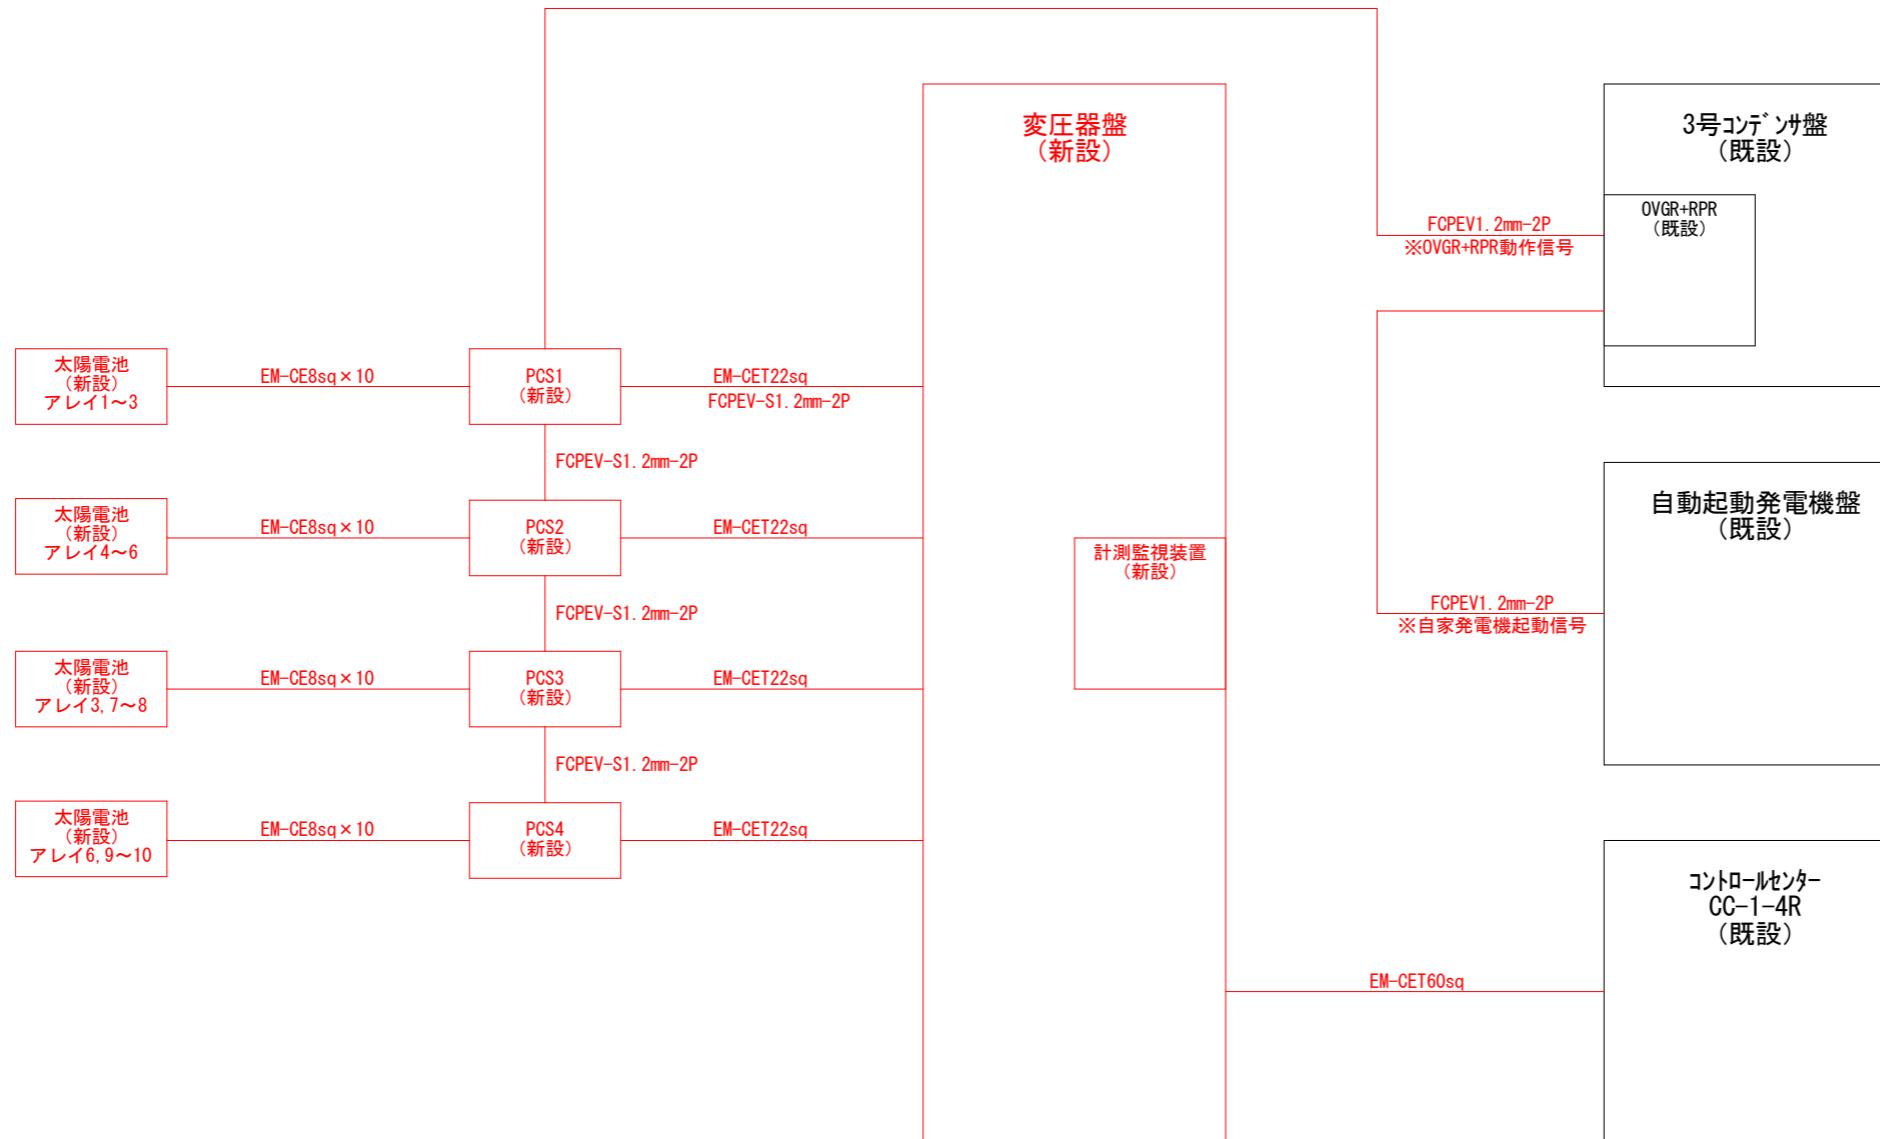

※朱書き：今回更新箇所
※図中、パワーコンディショナをPCSと表記する。

図面番号	8/9	縮尺	NTS	令和5年度
工事名	R5企総管 吉野川北岸工業用水道 浄水場太陽光発電設備設置工事			
図名	配線系統図			
徳島県企業局総合管理推進センター				

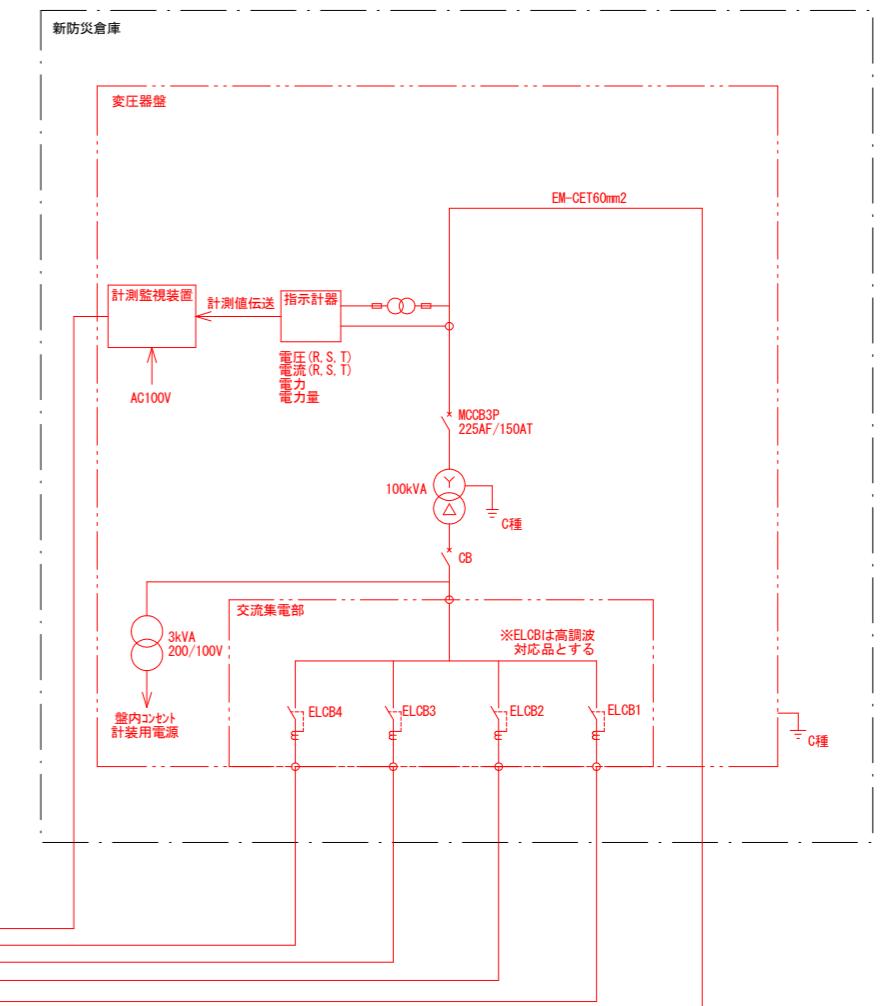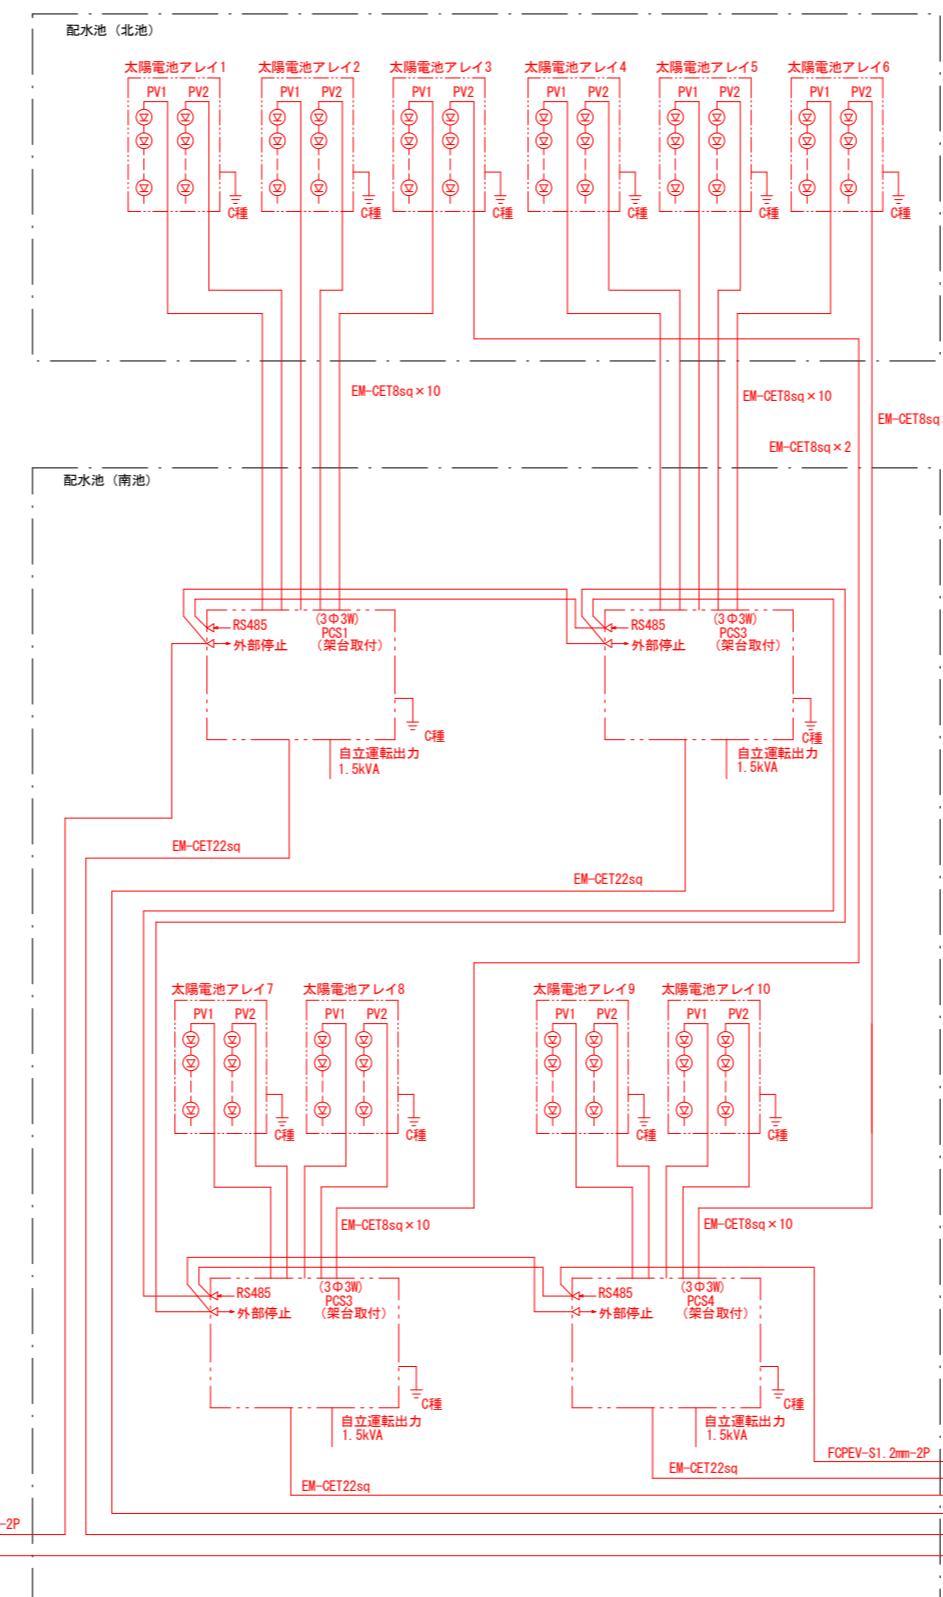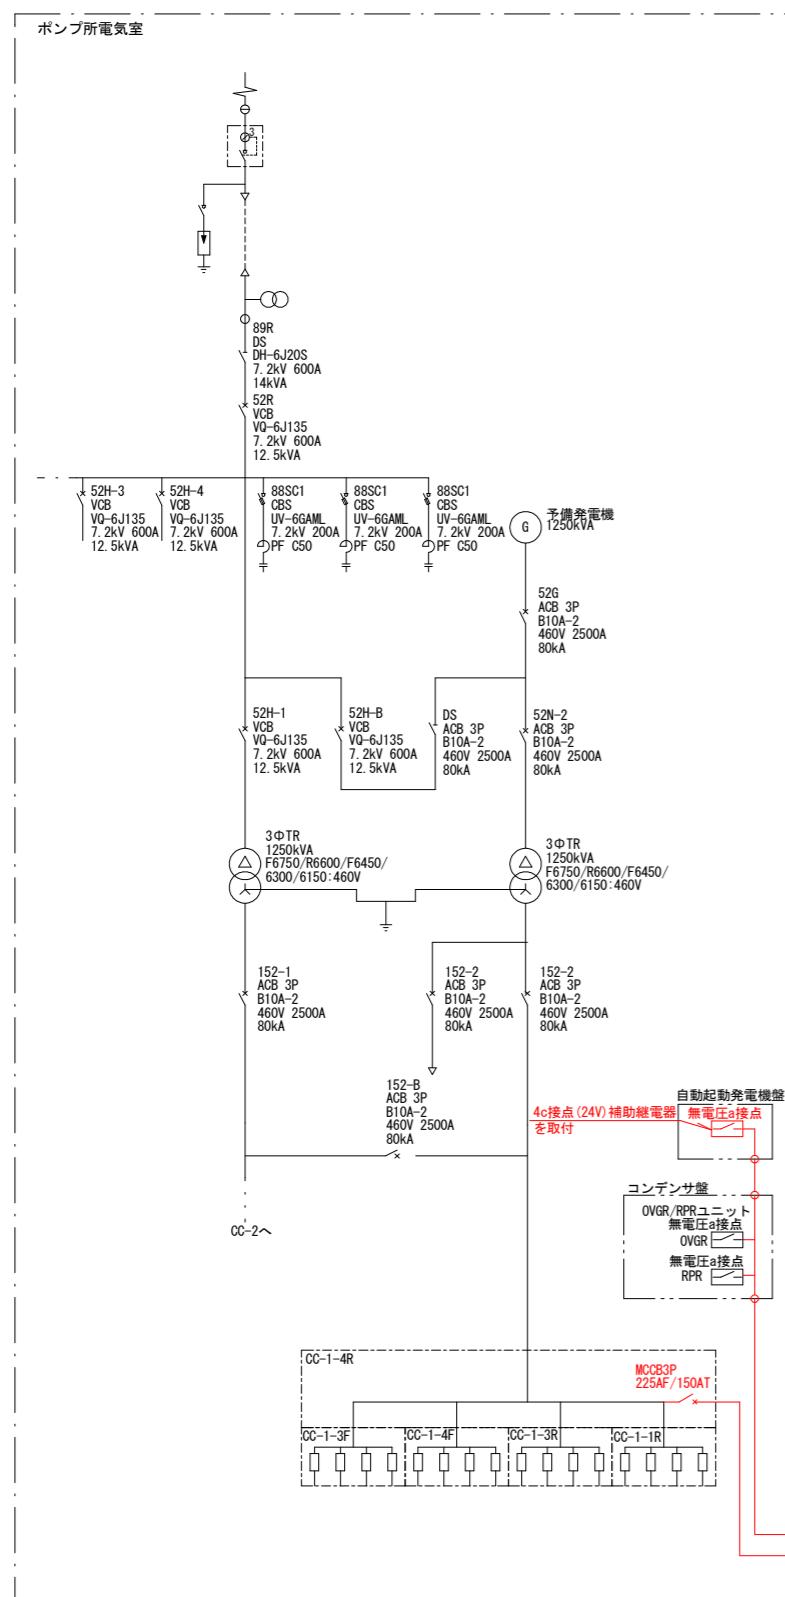

※朱書き：今回更新箇所
※図中、パワーコンディショナをPCSと表記する。

図面番号	9/9	縮尺	NTS	令和5年度
工事名	R5企総管 吉野川北岸工業用水道 浄水場太陽光発電設備設置工事			
図名	浄水場単線結線図			