

S=1/250

00




当初設計図面


工事名	R 5 金総管 川口駅 給水布設工事		
路線名等	-		
工事箇所	那賀郡那賀町吉野		
図面名	配管平面図		
縮尺	1:250	図面番号	1 / 4
会社名			
事業者名	徳島県企業局		

横断面図 S=1/50


横断1

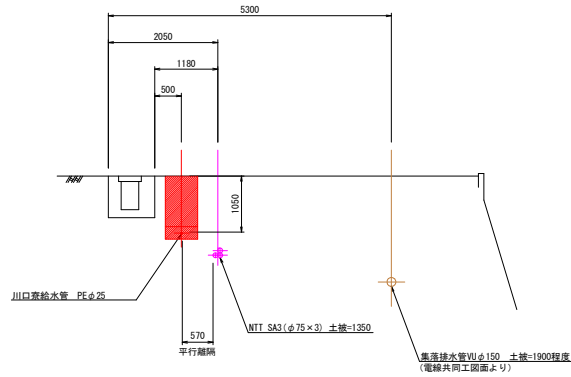


横断2

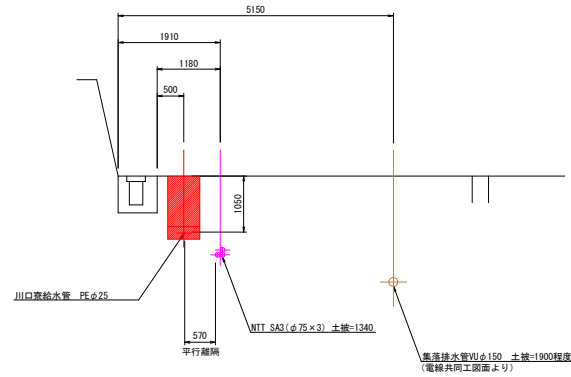


横断3

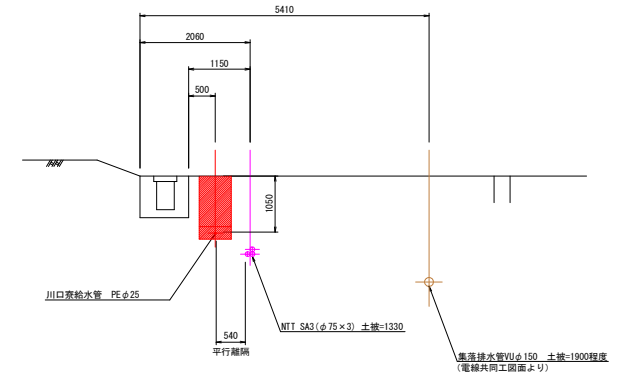


A部断面図

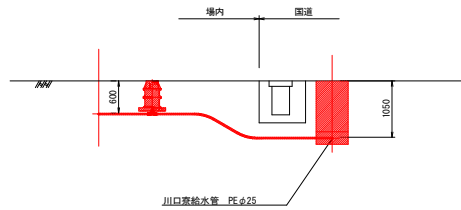

B部断面図
(横断)

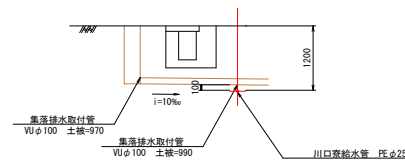





B部断面図
(縦断)

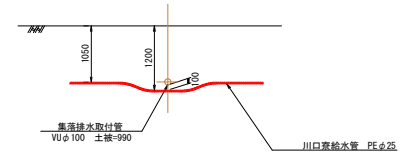

当初設計図面

工事名	R 5 企路管 川口窠 給水管布設工事		
路線名等	-		
工事箇所	那賀郡那賀町吉野		
図面名	横断面図		
縮尺	1:50	図面番号	2 / 4
会社名			
事業者名	徳島県企業局		


掘削断面標準図 S=1/20

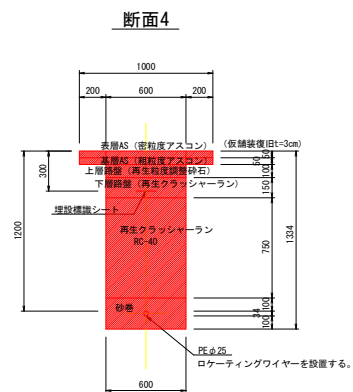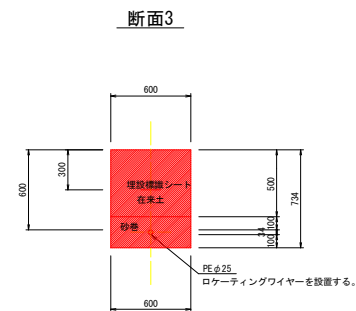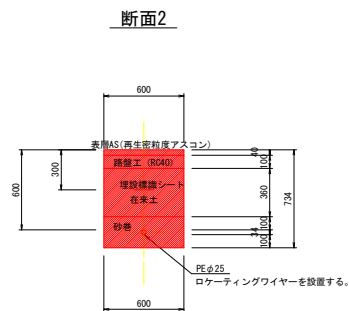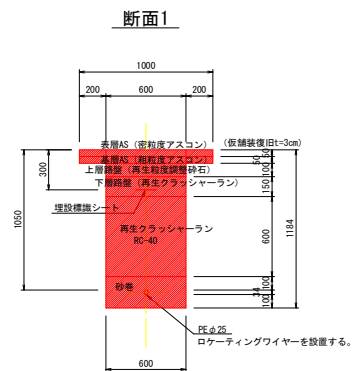


当初設計図面

工事名	R 5 企路管 川口寮 給水管布設工事		
路線名等	-		
工事箇所	那賀郡那賀町吉野		
図面名	掘削断面標準図		
縮尺	1:20	図面番号	3 / 4
会社名			
事業者名	徳島県企業局		

仕切弁BOX標準図 S=1/10

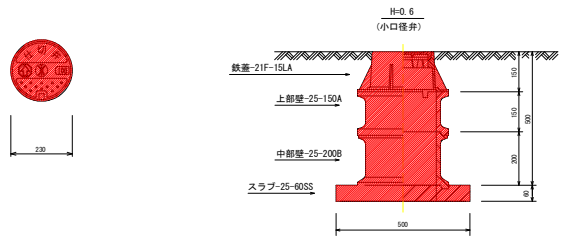

給水装置標準図 S=1/10

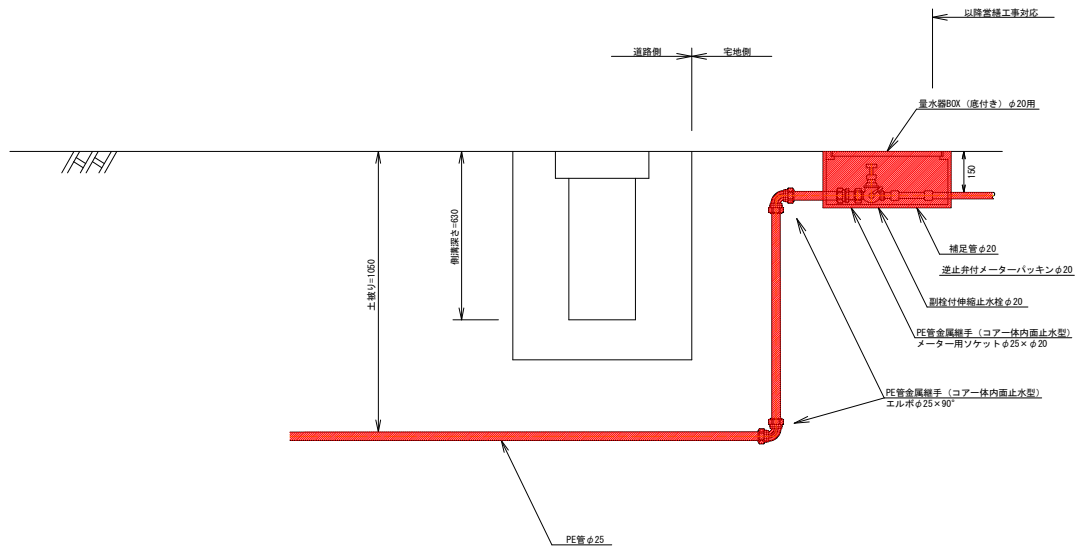

※給水管の継手は耐震性能強化型のPE管金属継手（コア一体内面止水型）とする。

当初設計図面

工事名	R 5 金船管 川口寮 給水管布設工事		
路線名等	-		
工事箇所	那賀郡那賀町吉野		
図面名	仕切弁BOX標準図、給水装置標準図		
縮尺	1:10	図面番号	4 / 4
会社名			
事業者名	徳島県企業局		