


設備配置イメージ図 S=1/1000

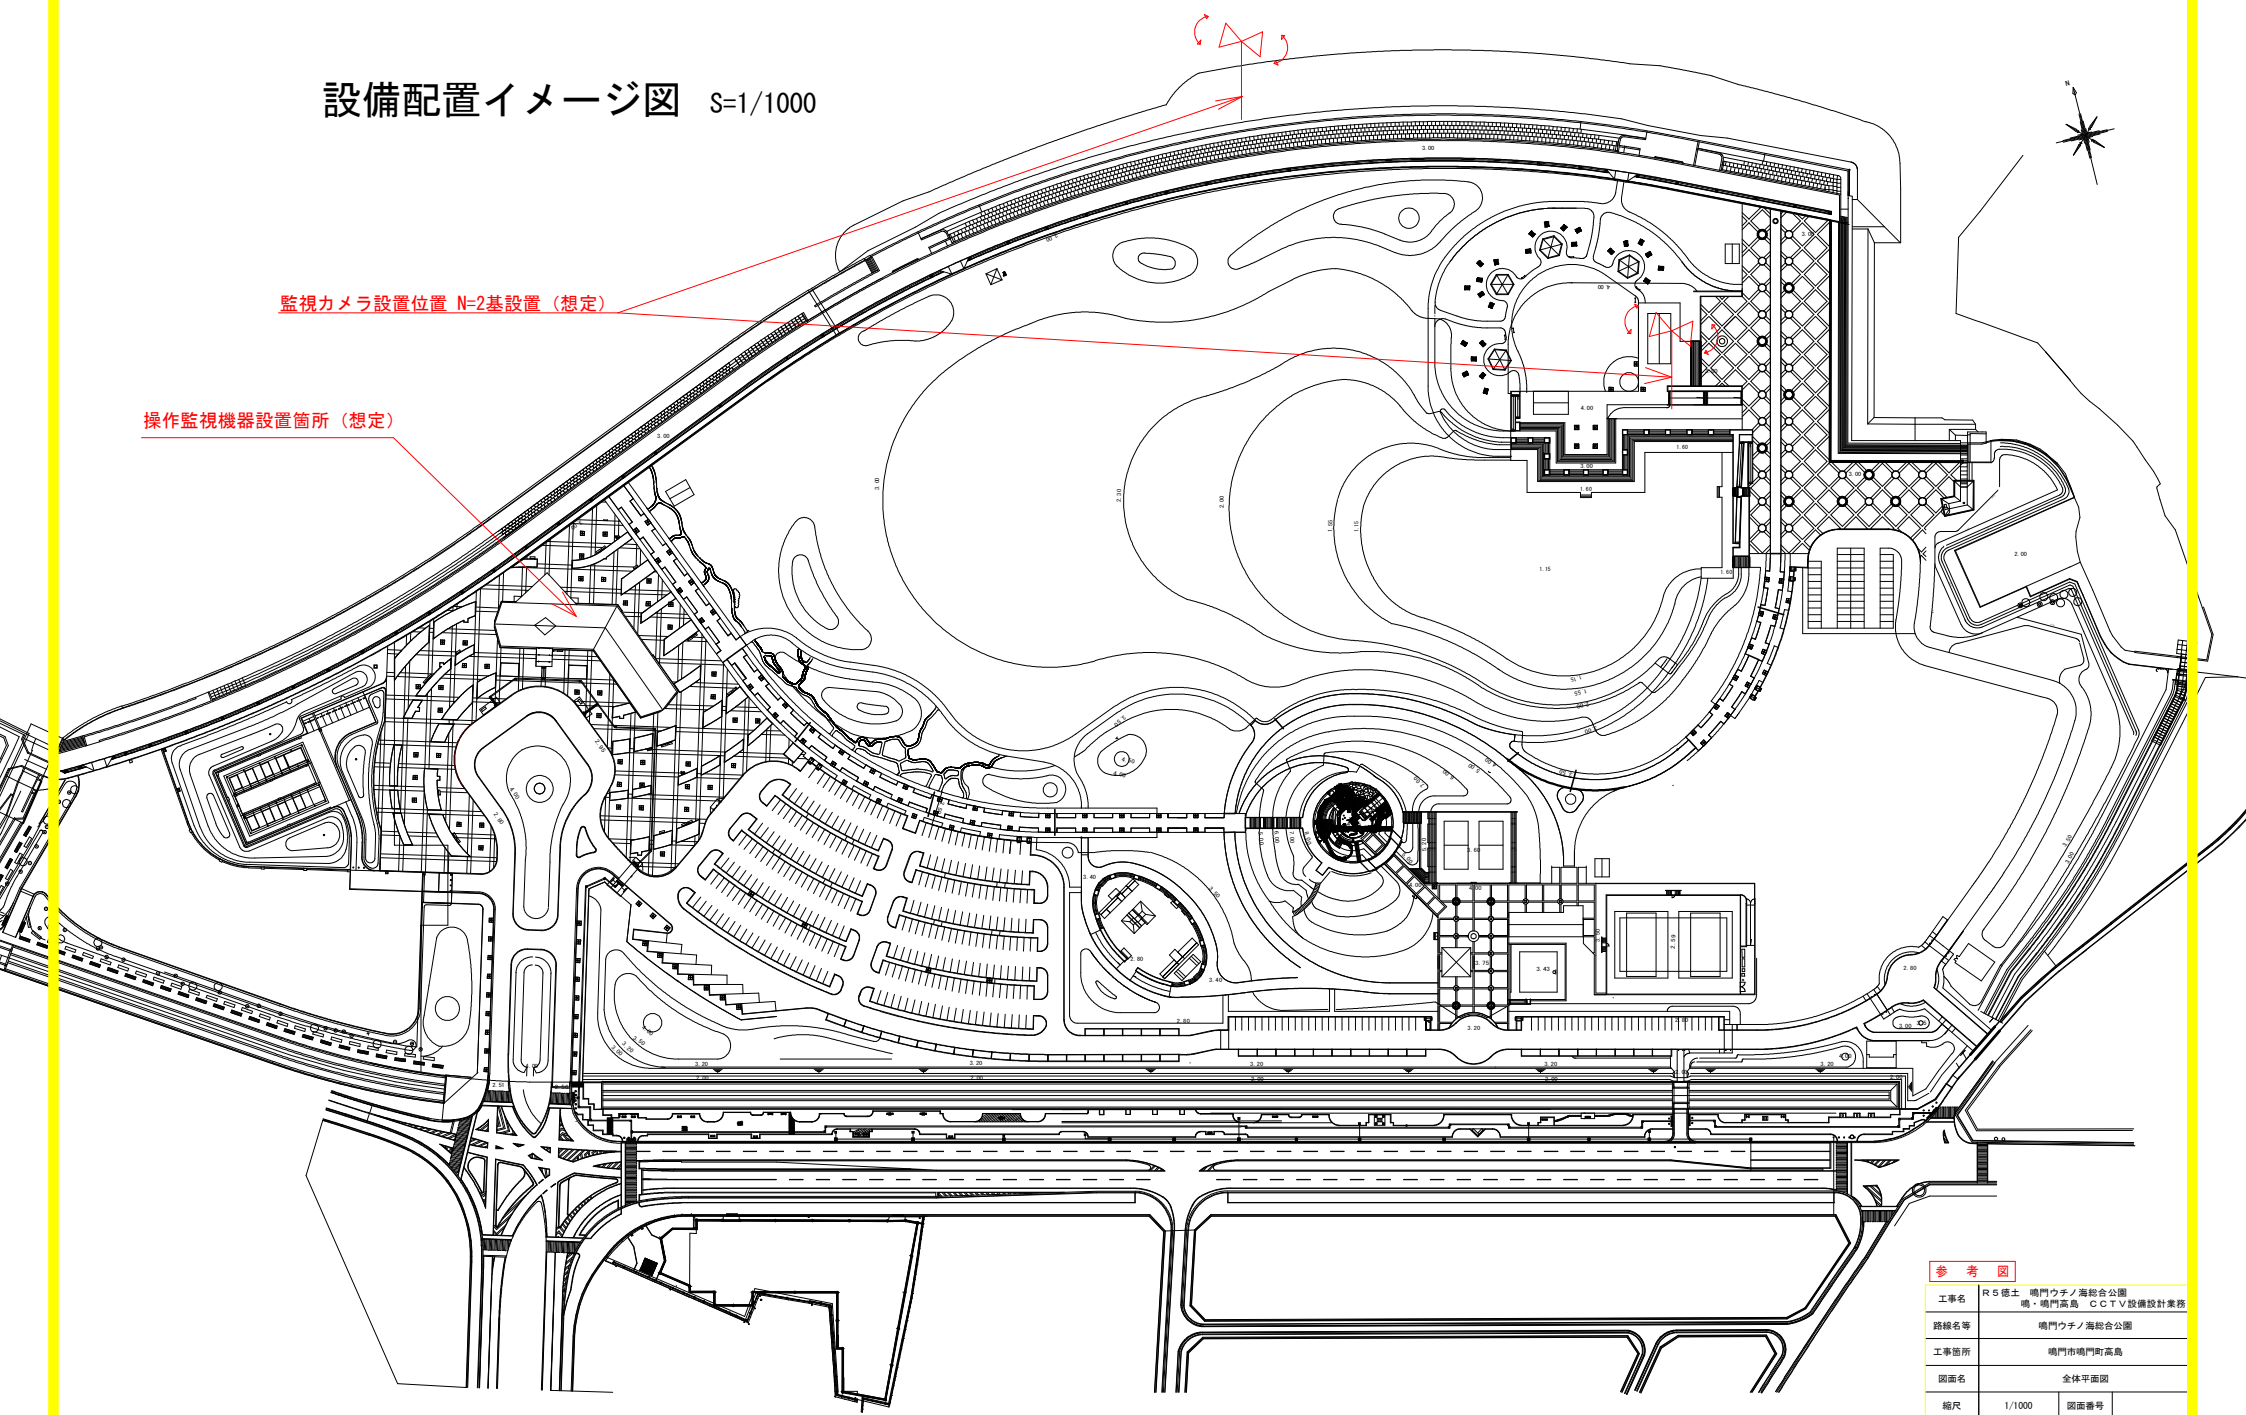

※配置場所についても、業務内で改めて検討すること。

参 考 図			
工事名	R5徳士 鳴門ウチノ海総合公園 鳴・鳴門高島 C C T V設備設計業務		
路線名等	鳴門ウチノ海総合公園		
工事箇所	鳴門市鳴門町高島		
図面名	全体平面図		
縮尺	1/1000	図面番号	
会社名			
事業者名	徳島県東部県土整備局<徳島>		