


打樋川排水機場平面図
S=1/150

更新 名称	規格	数量	単位
燃料配管 送油管	SUS 15A	3.0	m
返油管	SUS 15A	7.0	m

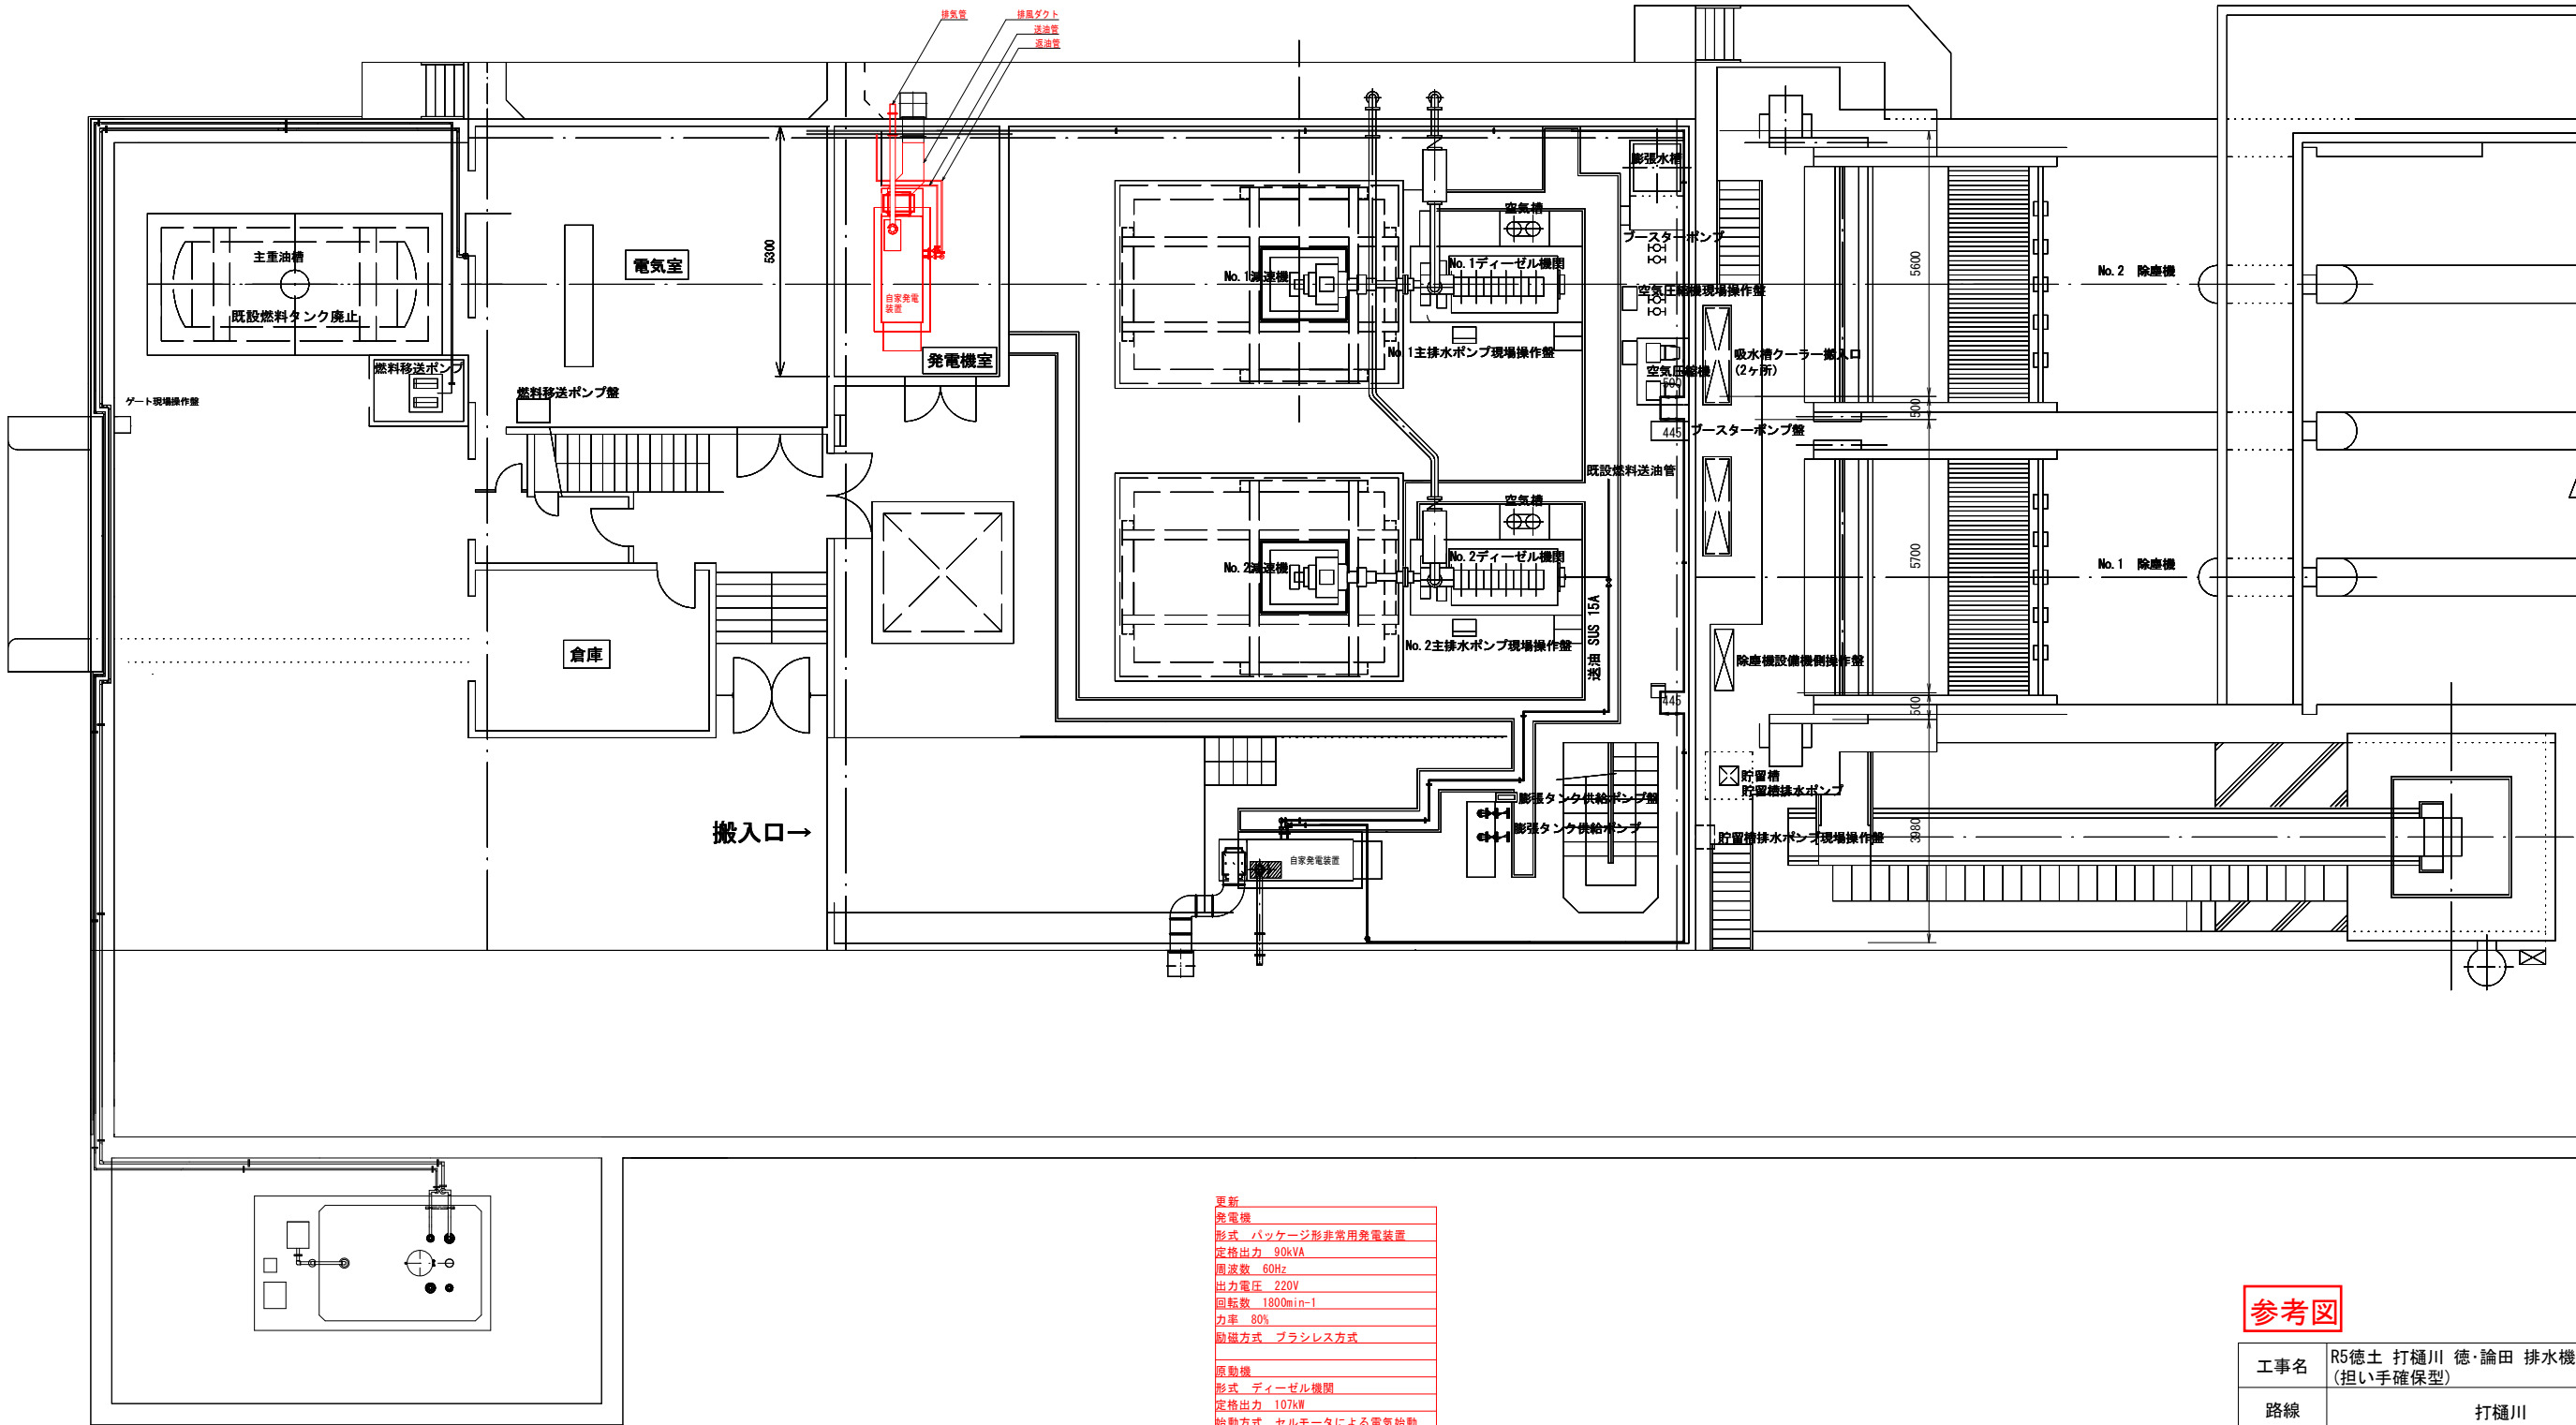

更新 発電機
形式 パッケージ形非常用発電装置
定格出力 90kVA
周波数 60Hz
出力電圧 220V
回転数 1800min-1
効率 80%
励磁方式 ブラシレス方式
原動機
形式 ディーゼル機関
定格出力 107kW
始動方式 セルモータによる電気始動
冷却方式 ラジエータ方式
使用燃料 A重油
付属品
自動始動発電機搭載式
防音パッケージ・消音器
(騒音値75dB(A)以下)
直流電源装置搭載型 (RH 24V)
台数 1台

参考図

工事名	R5徳土 打樋川 徳・論田 排水機場改修工事 (担い手確保型)		
路線	打樋川		
工事箇所	徳島市論田町新開		
図面名	平面図		
縮尺	1/60	図面番号	1 / 1
会社名			
事業者名	徳島県東部県土整備局<徳島>		