



取水施設平面図

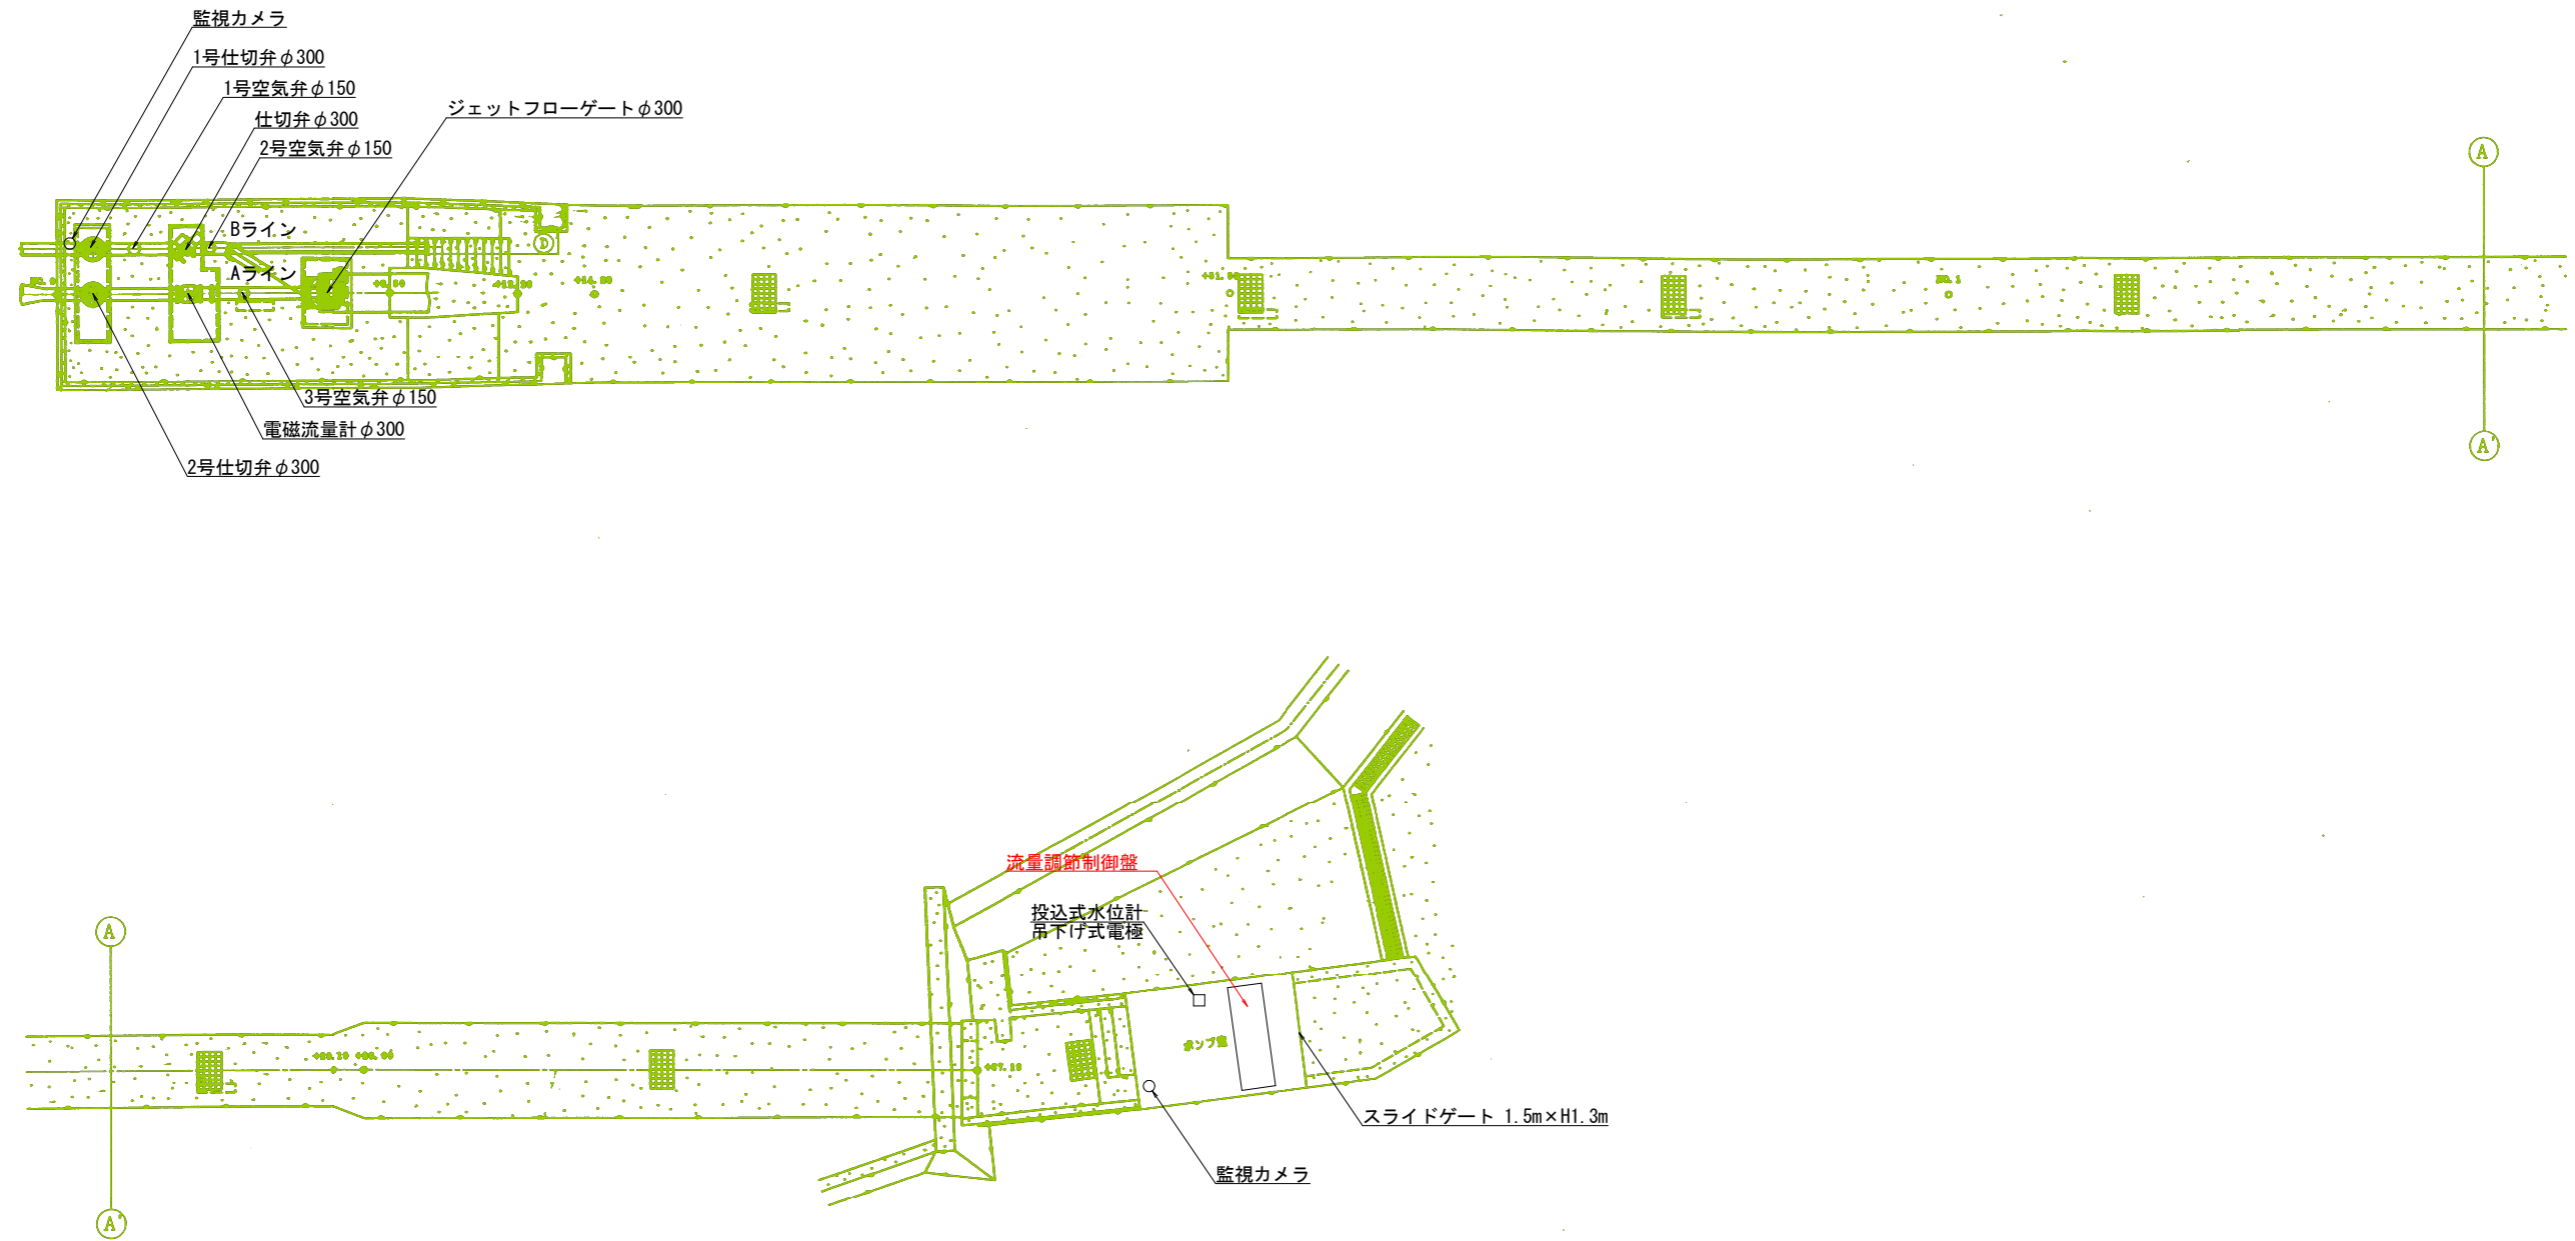



工事名	R6徳耕 長寿命化 勝浦3期 実施設計業務		
路線名等	勝浦3期地区		
工事箇所	勝浦郡勝浦町		
図面名	取水施設平面図		
縮尺	S=1:100	図面番号	1
会社名			
事業者名	徳島県東部農林水産局〈徳島〉		

工事名	R6徳耕 長寿命化 勝浦3期 実施設計業務		
路線名等	勝浦3期地区		
工事箇所	勝浦郡勝浦町		
図面名	計装フローシート		
縮尺	FREE	図面番号	2
会社名			
事業者名	徳島県東部農林水産局<徳島>		


インターネット

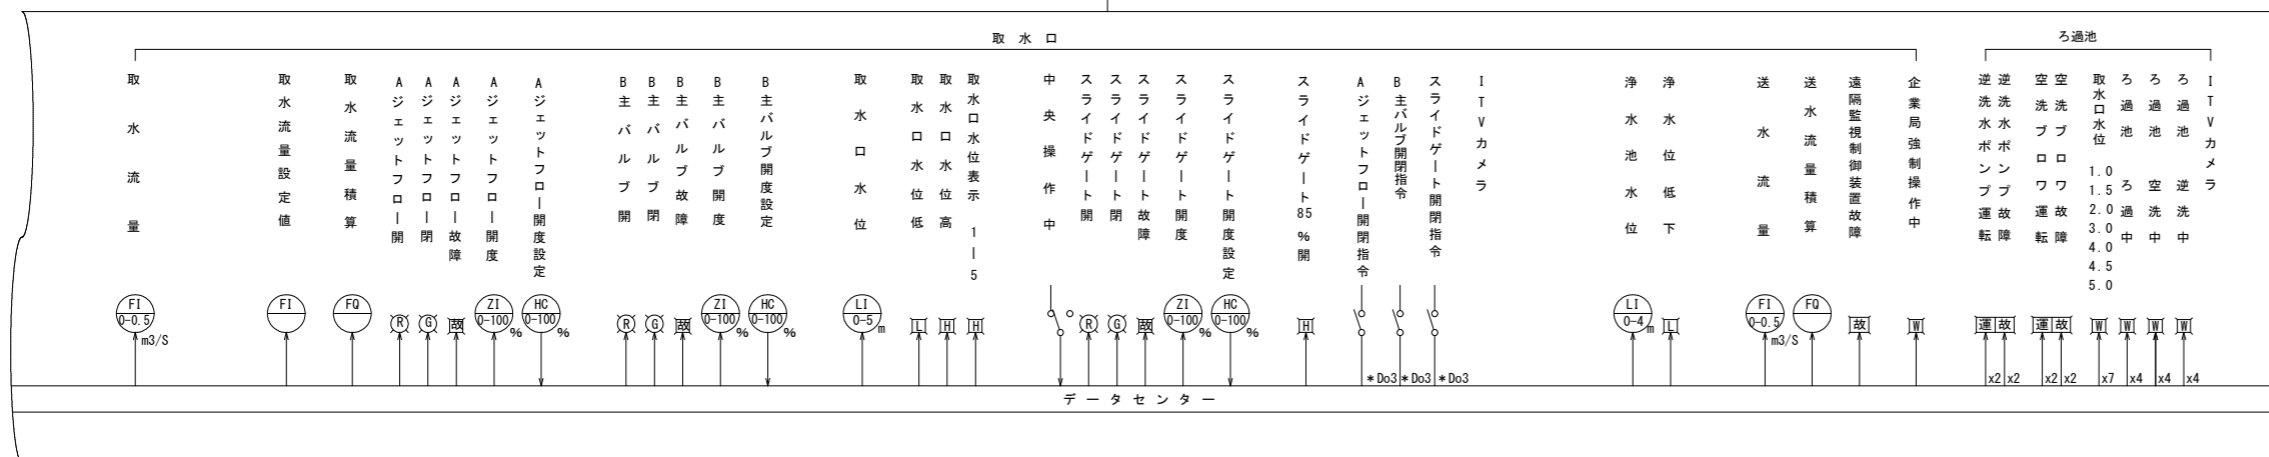


携帯電話網

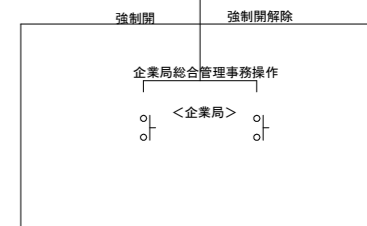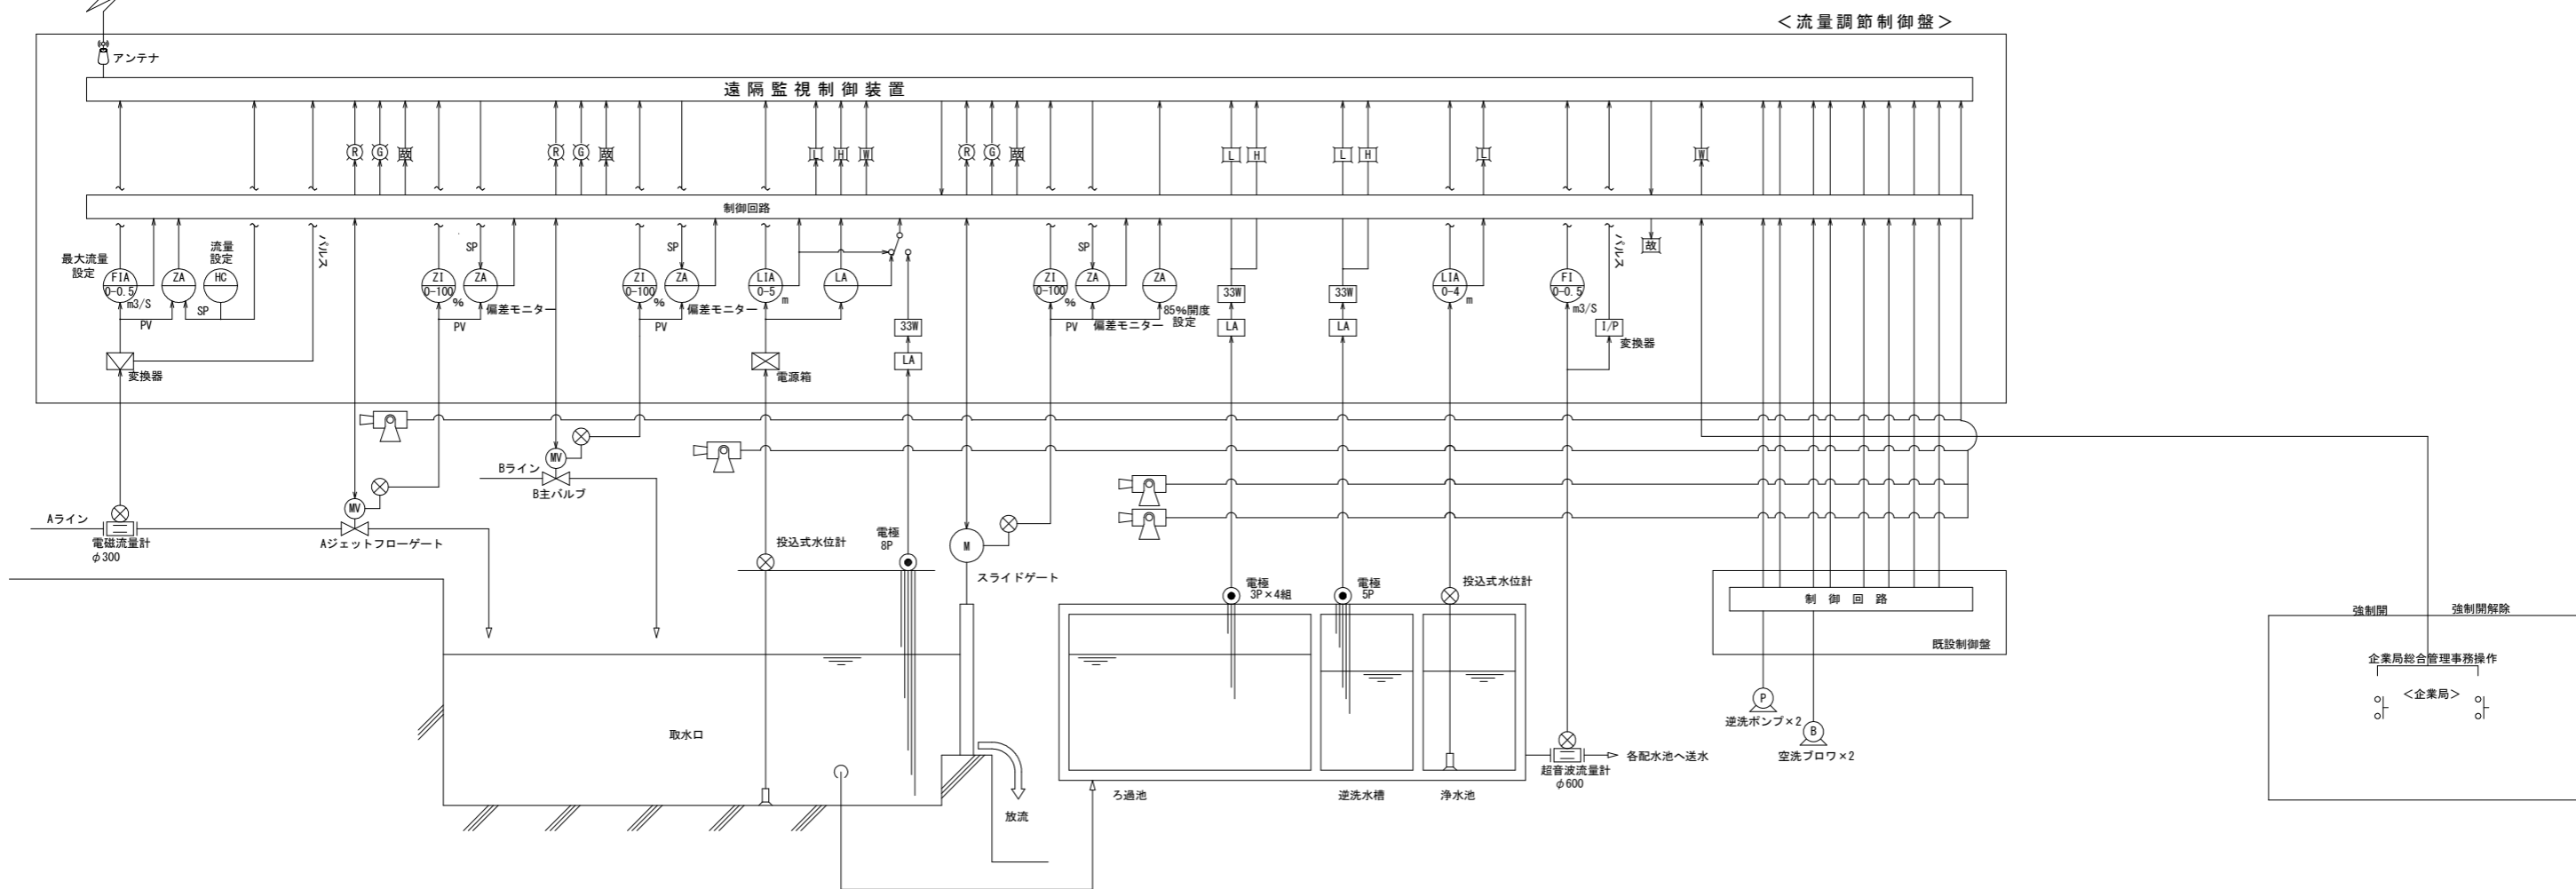

流量調節制御盤

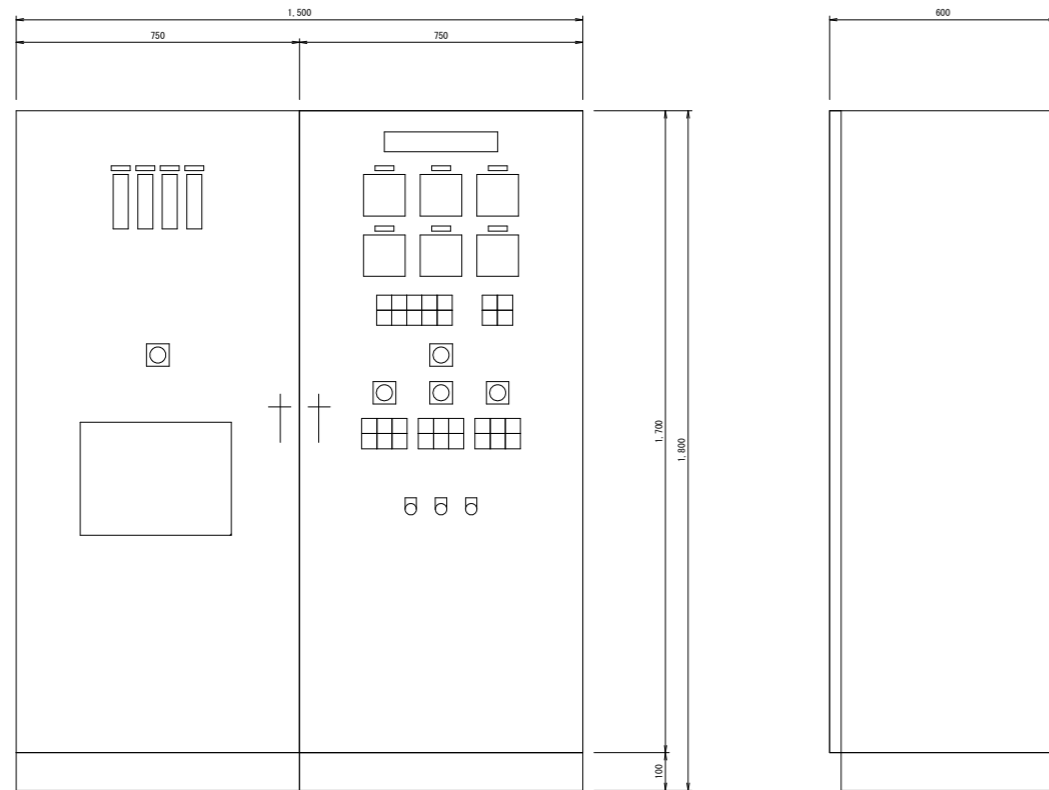


流量調節制御盤 (内部配置図)

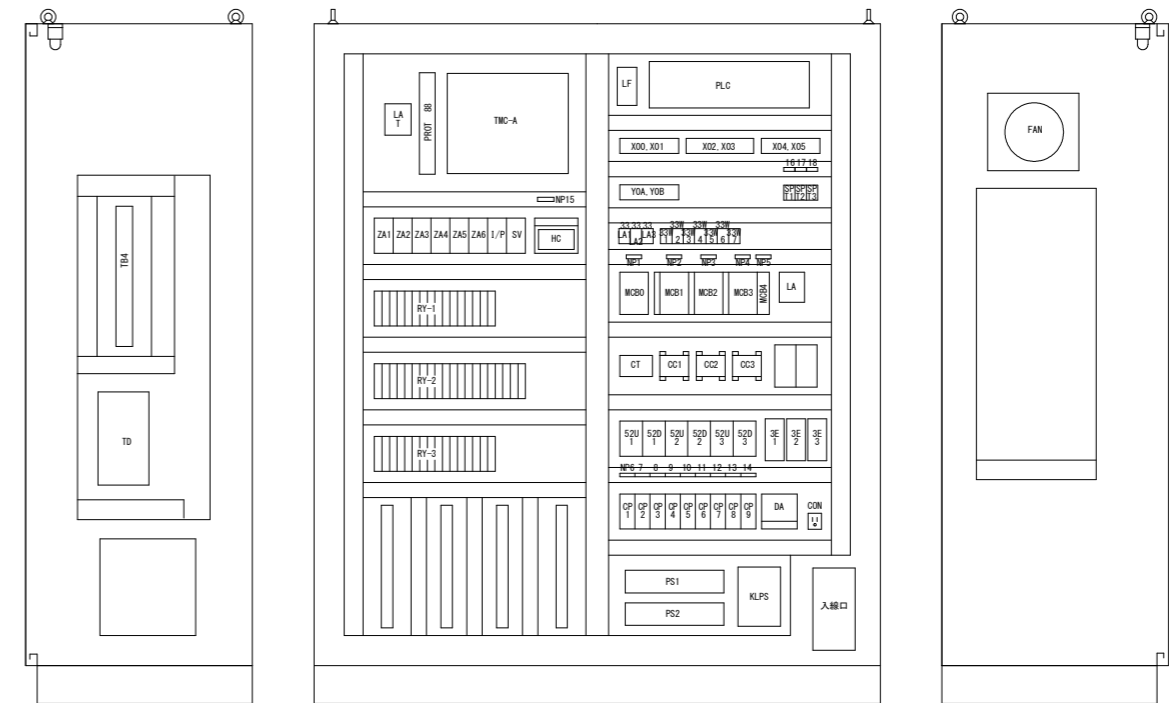

左側面

正面図

右側面

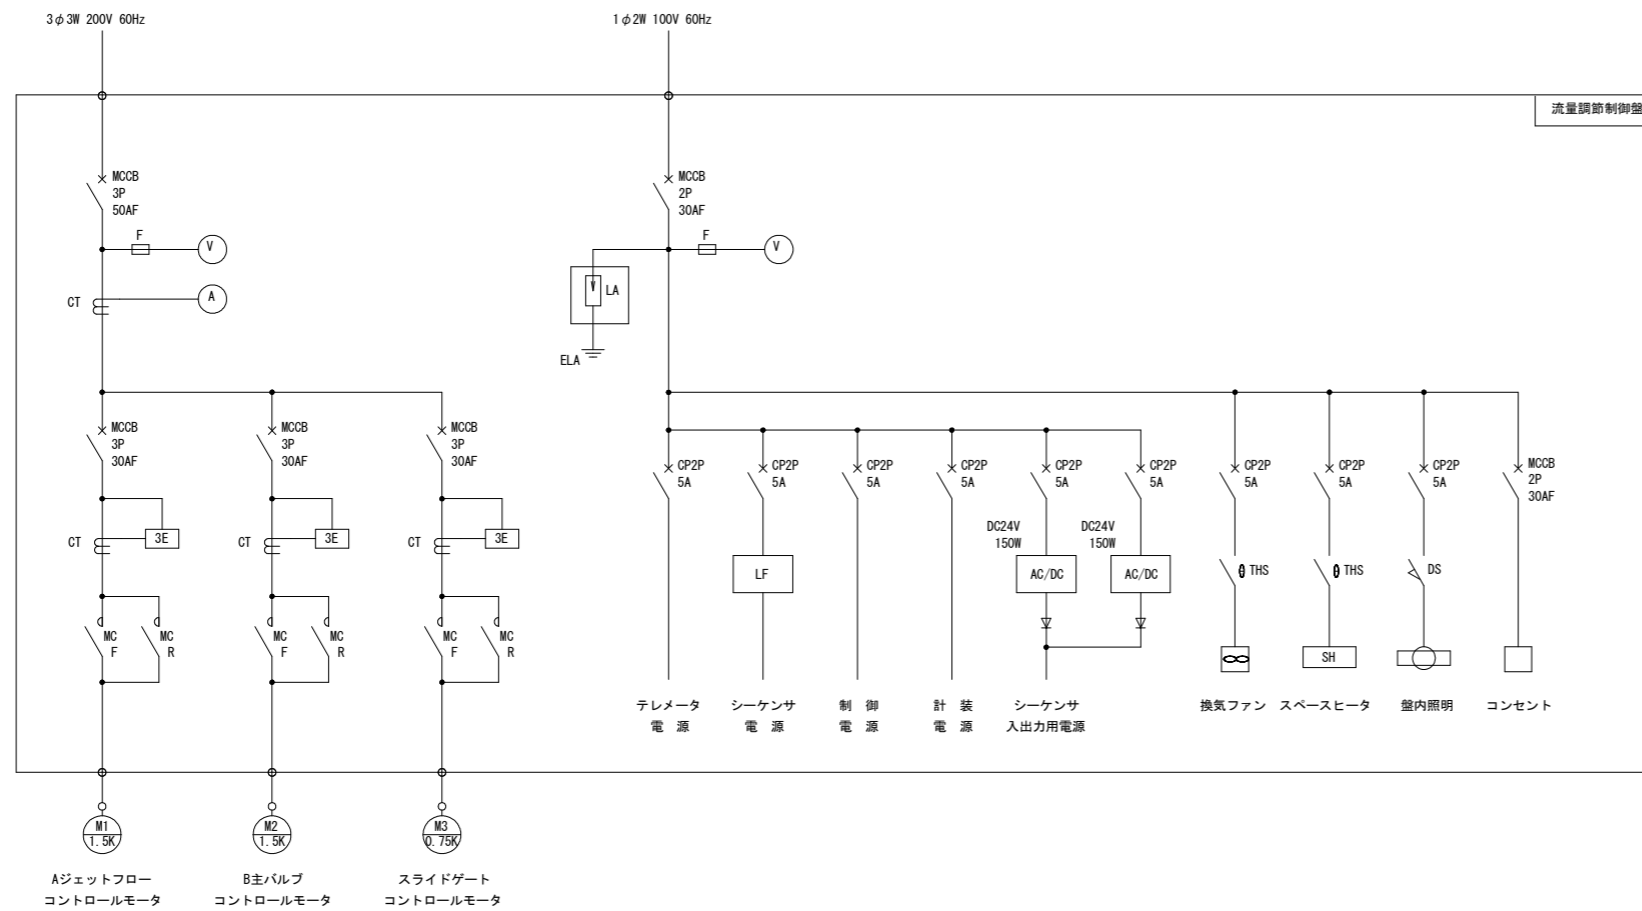

工事名	R6 徳耕 長寿命化 勝浦3期 実施設計業務		
路線名等	勝浦3期地区		
工事箇所	勝浦郡勝浦町		
図面名	流量調節制御盤図・単線結線図		
縮尺	FREE	図番番号	3
会社名			
事業者名	徳島県東部農林水産局<徳島>		