
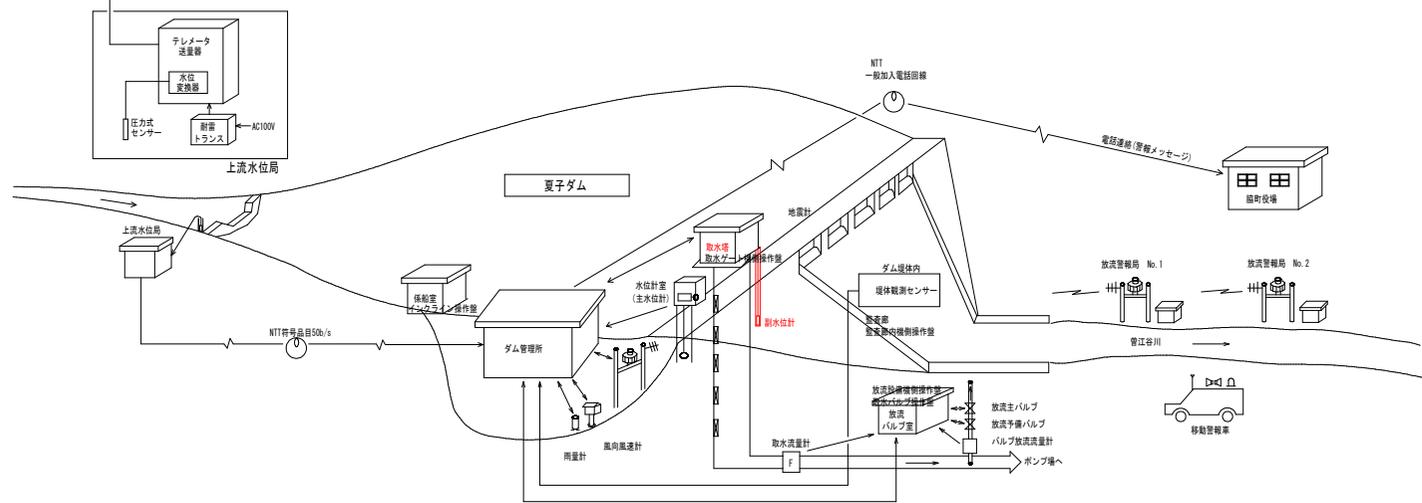
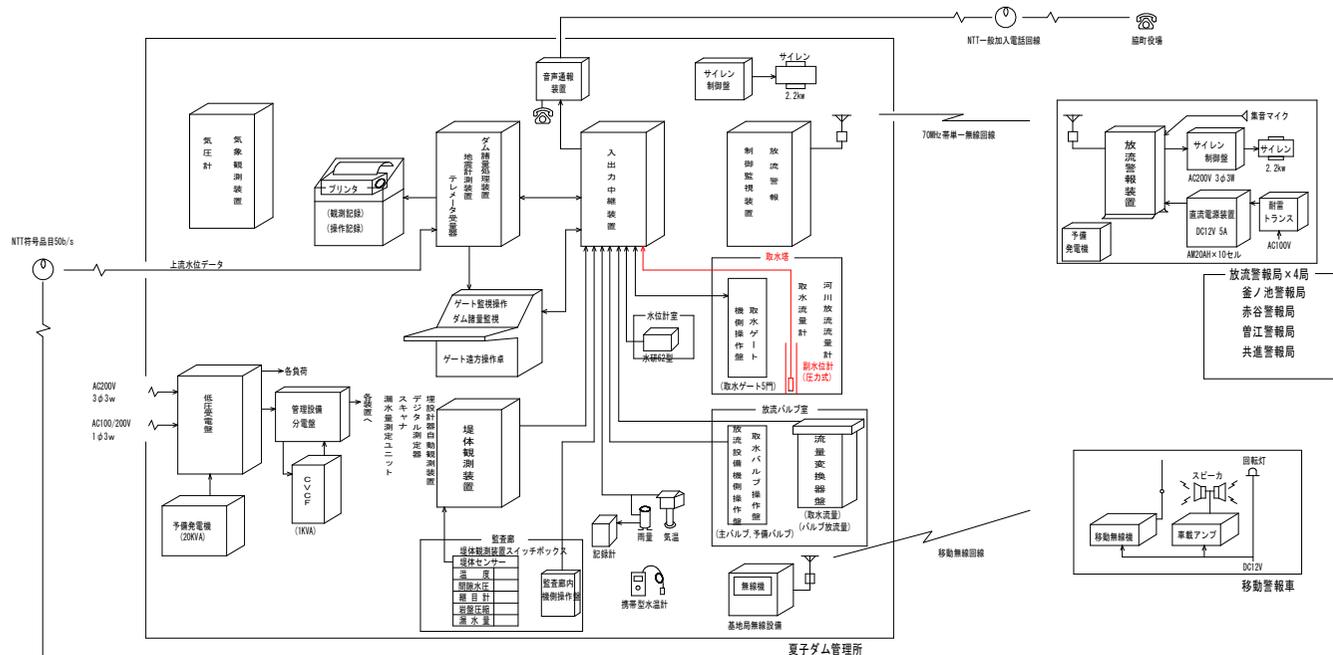


平面図

S=1:4,000

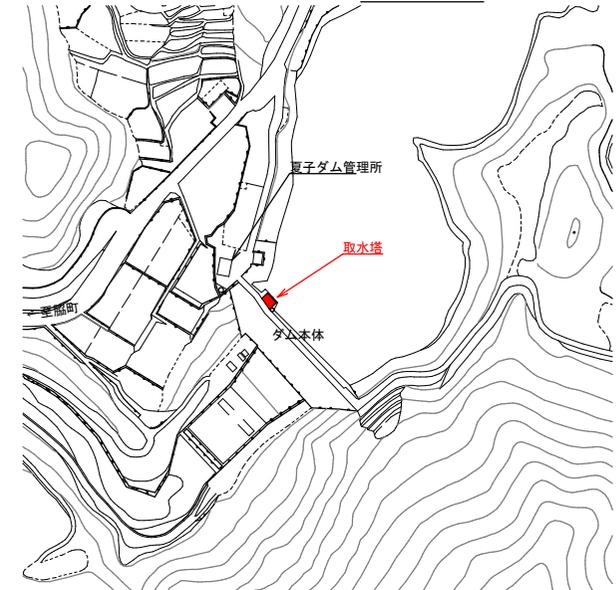

工事名	R6 馬耕 長寿命化 曾江谷2期 電気通信設備工事		
路線名	曾江谷2期地区		
工事箇所	美馬市脇町西俣名		
図面名	ダム平面図・システム概念図(参考図)		
縮尺	図面番号	1 / 1	
会社名			
事業者名	徳島県西部総合県民局農林水産部<美馬>		