 



(特記) 図中に示す電気設備の ×印 は撤去工事を示す  
 図中に示す電気設備の \*印 は現況や既存品流用等を示す  
 図中に示す居室等の斜線  は 現況のままの天井範囲を示す

徳島県土木整備部営繕課	工事名 R6 営繕 文化の森総合公園 徳・八万 図書館改修工事電気	図面番号 E-12	(株) 徳島総合コンサルタント1級建築士事務所 事務所登録 徳島県知事登録 第21105号 徳島市北沖洲4丁目6-62 TEL664-8031 FAX664-8034 管理建築士 1級建築士第157348号 山田 昇
	図面名 非常照明設備 2階平面図(現況図)	縮尺 1/200	

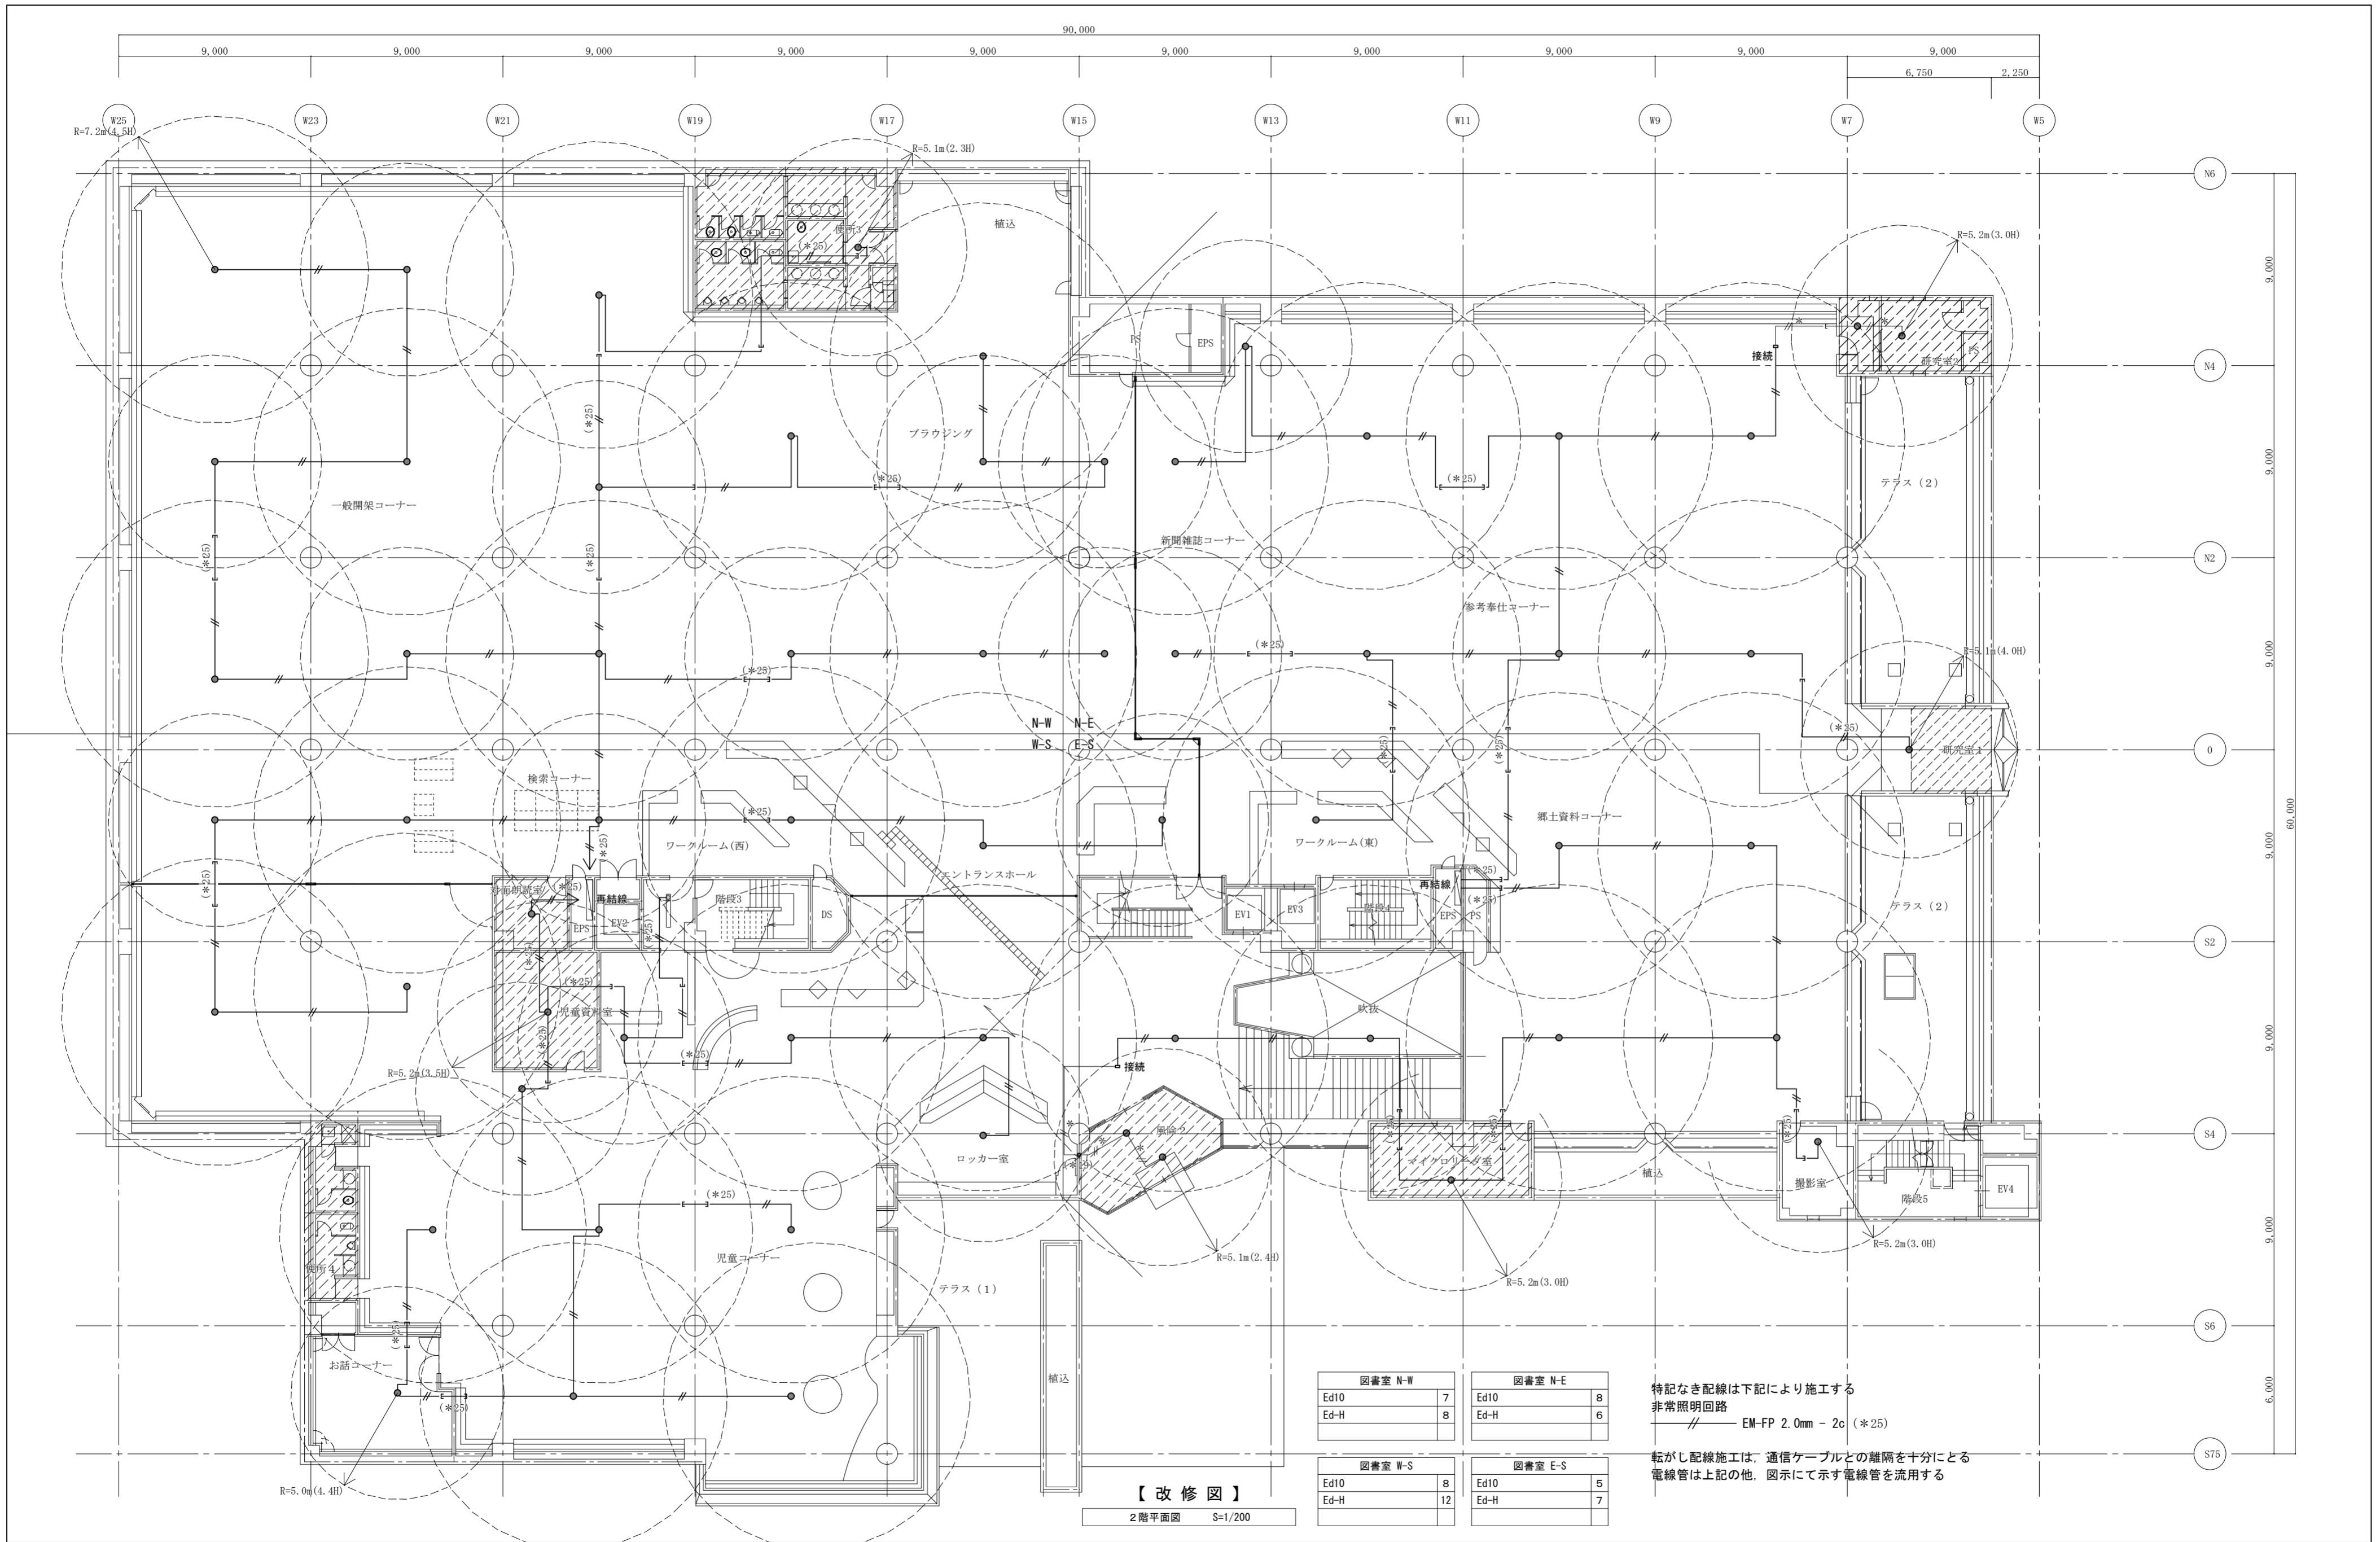

図書室 N-W		図書室 N-E	
Ed10	7	Ed10	8
Ed-H	8	Ed-H	6
図書室 W-S		図書室 E-S	
Ed10	8	Ed10	5
Ed-H	12	Ed-H	7


特記なき配線は下記により施工する  
非常照明回路  
// EM-FP 2.0mm - 2c (\*25)

転がし配線施工は、通信ケーブルとの離隔を十分にとる  
電線管は上記の他、図示にて示す電線管を流用する

【改修図】  
2階平面図 S=1/200

(特記) 図中に示す電気設備の \*印は現況や既存品流用等を示す  
図中に示す居室等の斜線は現況のままの天井範囲を示す

徳島県土整備部営繕課	工事名	R6 営繕 文化の森総合公園 徳・八万 図書館改修工事電気	図面番号	E-13	(株) 徳島総合コンサルタント1級建築士事務所 事務所登録 徳島県知事登録 第21105号 徳島市北沖洲4丁目6-62 TEL664-8031 FAX664-8034 管理建築士 1級建築士第157348号 山田 昇
	図面名	非常照明設備 2階平面図(改修図)	縮尺	1/200	

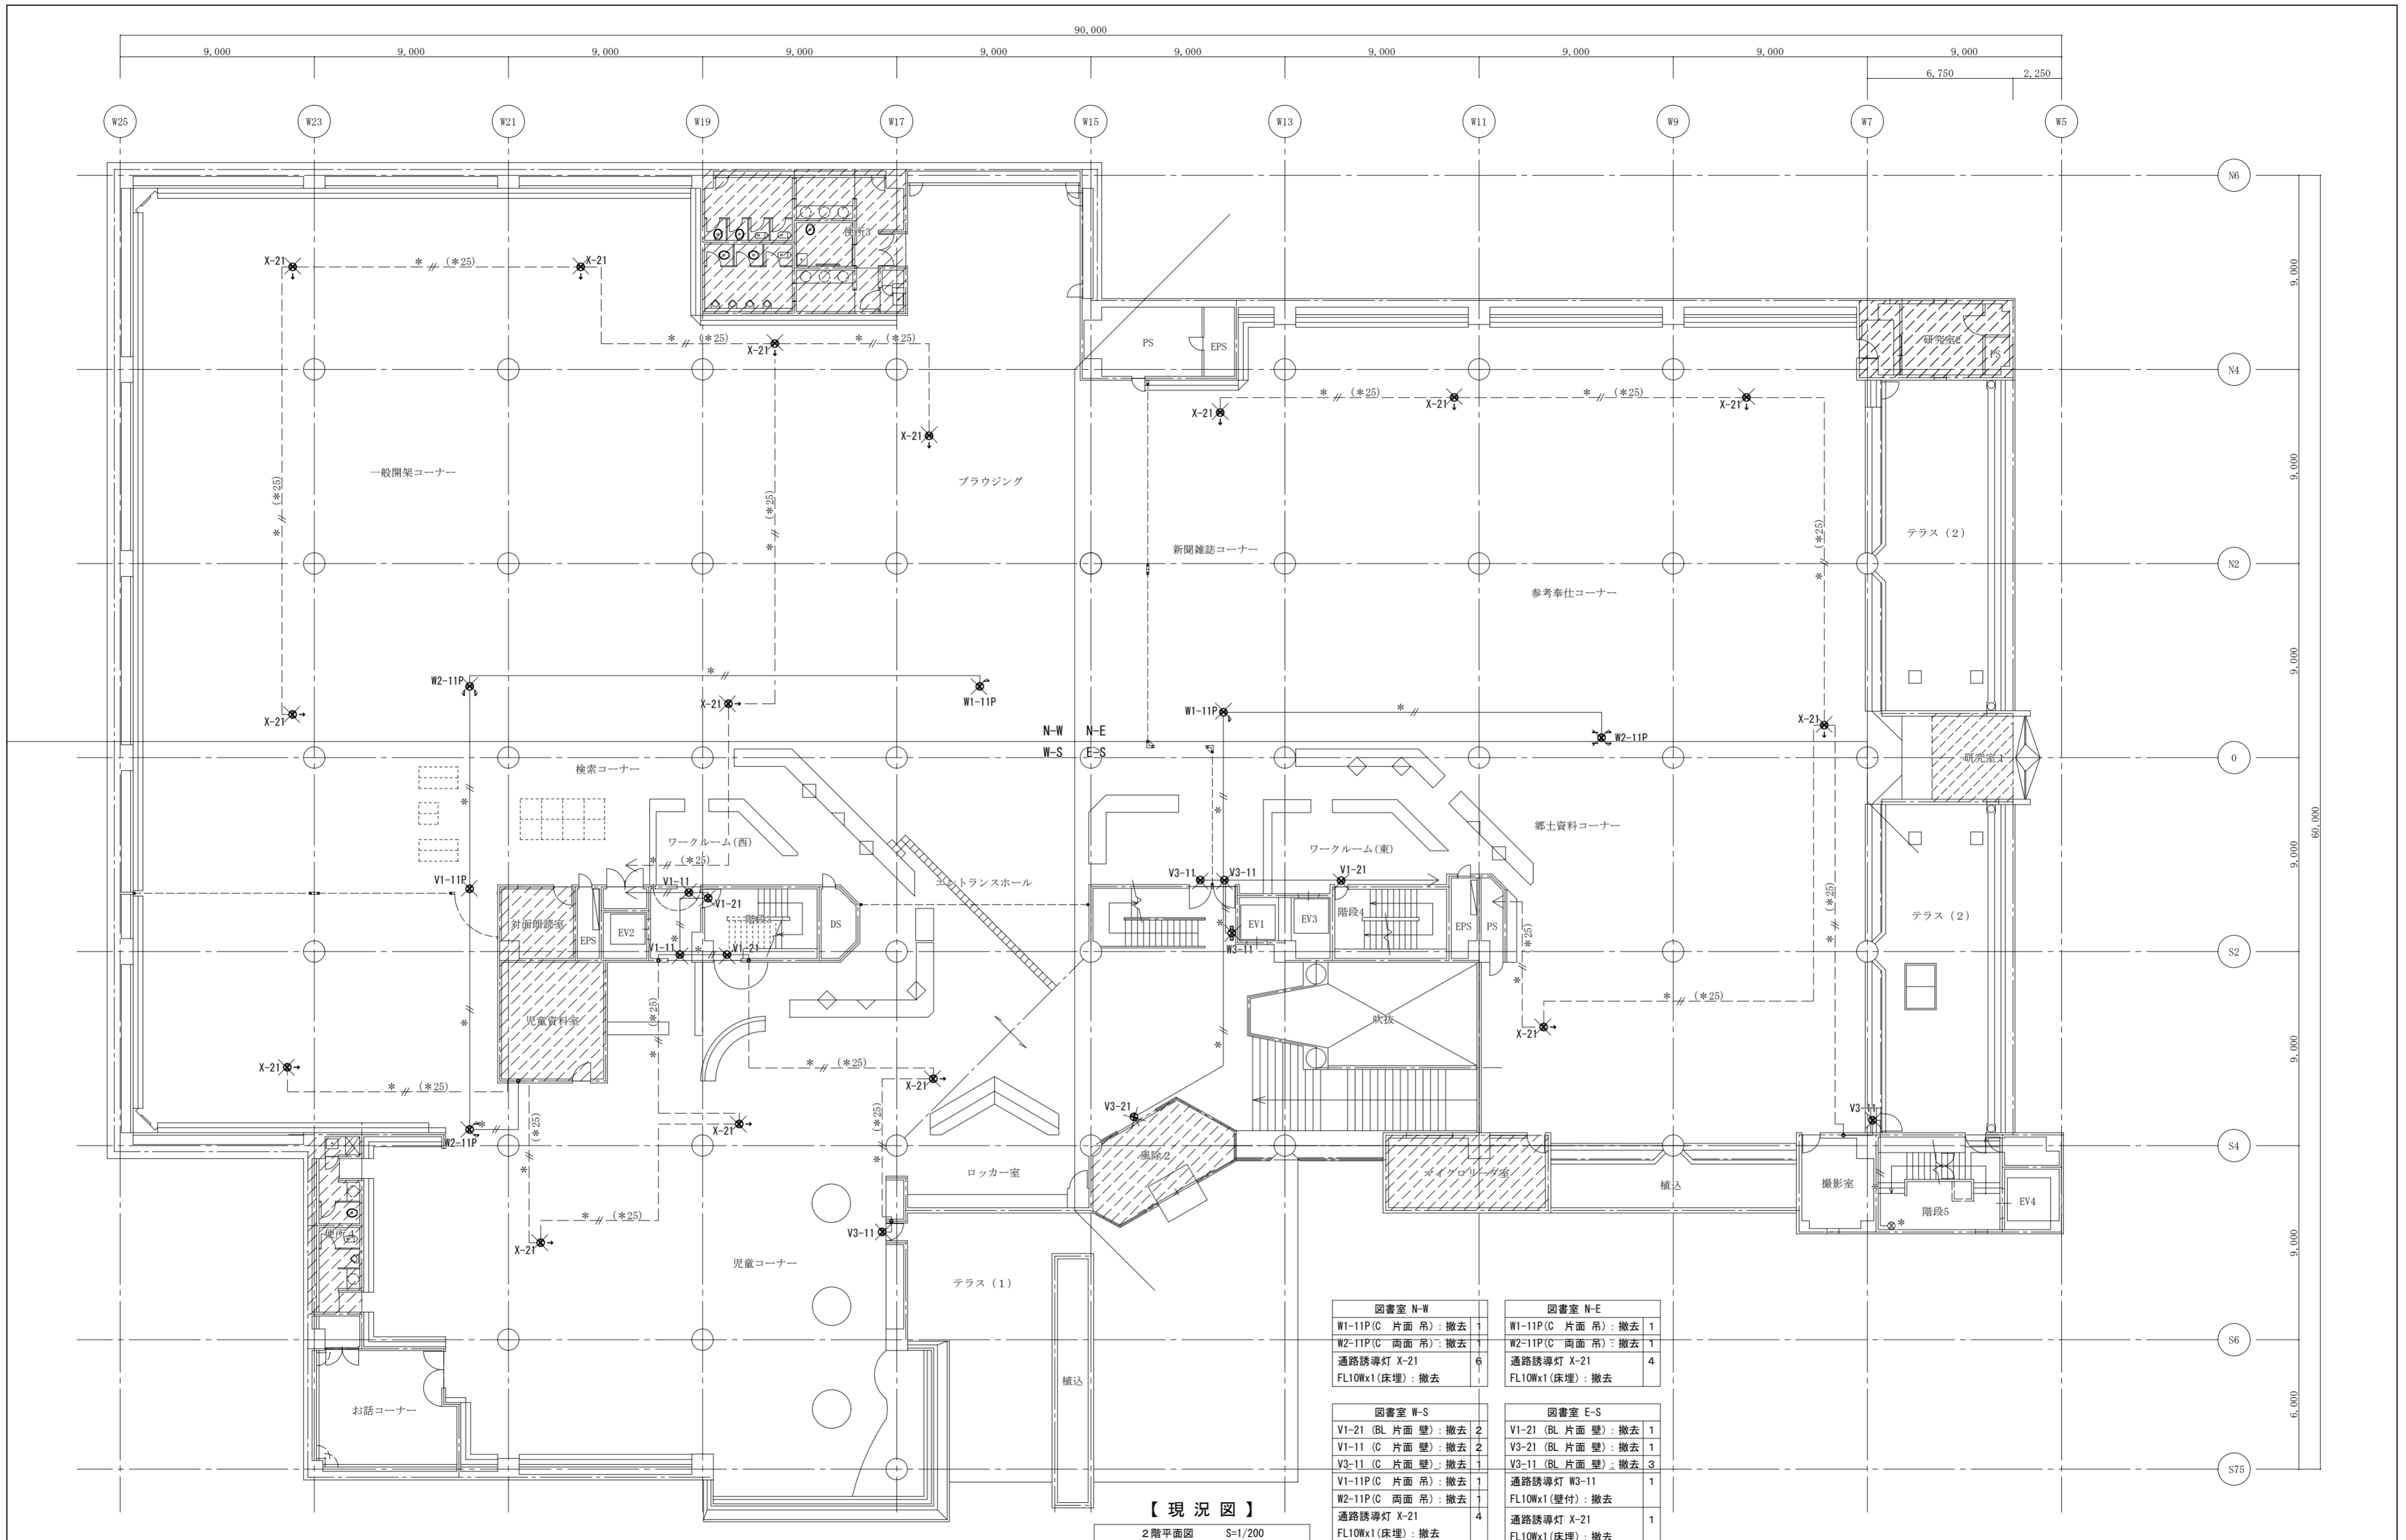

【現況図】  
2階平面図 S=1/200


図書室 N-W		図書室 N-E	
W1-11P(C 片面吊) : 撤去	1	W1-11P(C 片面吊) : 撤去	1
W2-11P(C 両面吊) : 撤去	1	W2-11P(C 両面吊) : 撤去	1
通路誘導灯 X-21	6	通路誘導灯 X-21	4
FL10Wx1(床埋) : 撤去	1	FL10Wx1(床埋) : 撤去	1

図書室 W-S		図書室 E-S	
V1-21 (BL 片面壁) : 撤去	2	V1-21 (BL 片面壁) : 撤去	1
V1-11 (C 片面壁) : 撤去	2	V3-21 (BL 片面壁) : 撤去	1
V3-11 (C 片面壁) : 撤去	1	V3-11 (BL 片面壁) : 撤去	3
V1-11P(C 片面吊) : 撤去	1	通路誘導灯 W3-11	1
W2-11P(C 両面吊) : 撤去	1	FL10Wx1(壁付) : 撤去	1
通路誘導灯 X-21	4	通路誘導灯 X-21	1
FL10Wx1(床埋) : 撤去	1	FL10Wx1(床埋) : 撤去	1

(特記) 図中に示す電気設備の ×印 は撤去工事を示す  
 図中に示す電気設備の \*印 は現況や既存品流用等を示す  
 図中に示す居室等の斜線 は 現況のままの天井範囲を示す

徳島県県土整備部営繕課	工事名	R6 営繕 文化の森総合公園 徳・八万 図書館改修工事電気	図面番号	E-14	(株) 徳島総合コンサルタント1級建築士事務所 事務所登録 徳島県知事登録 第21105号 徳島市北沖洲4丁目6-62 TEL664-8031 FAX664-8034 管理建築士 1級建築士第157348号 山田 昇
	図面名	誘導灯設備 2階平面図(現況図)	縮尺	1/200	

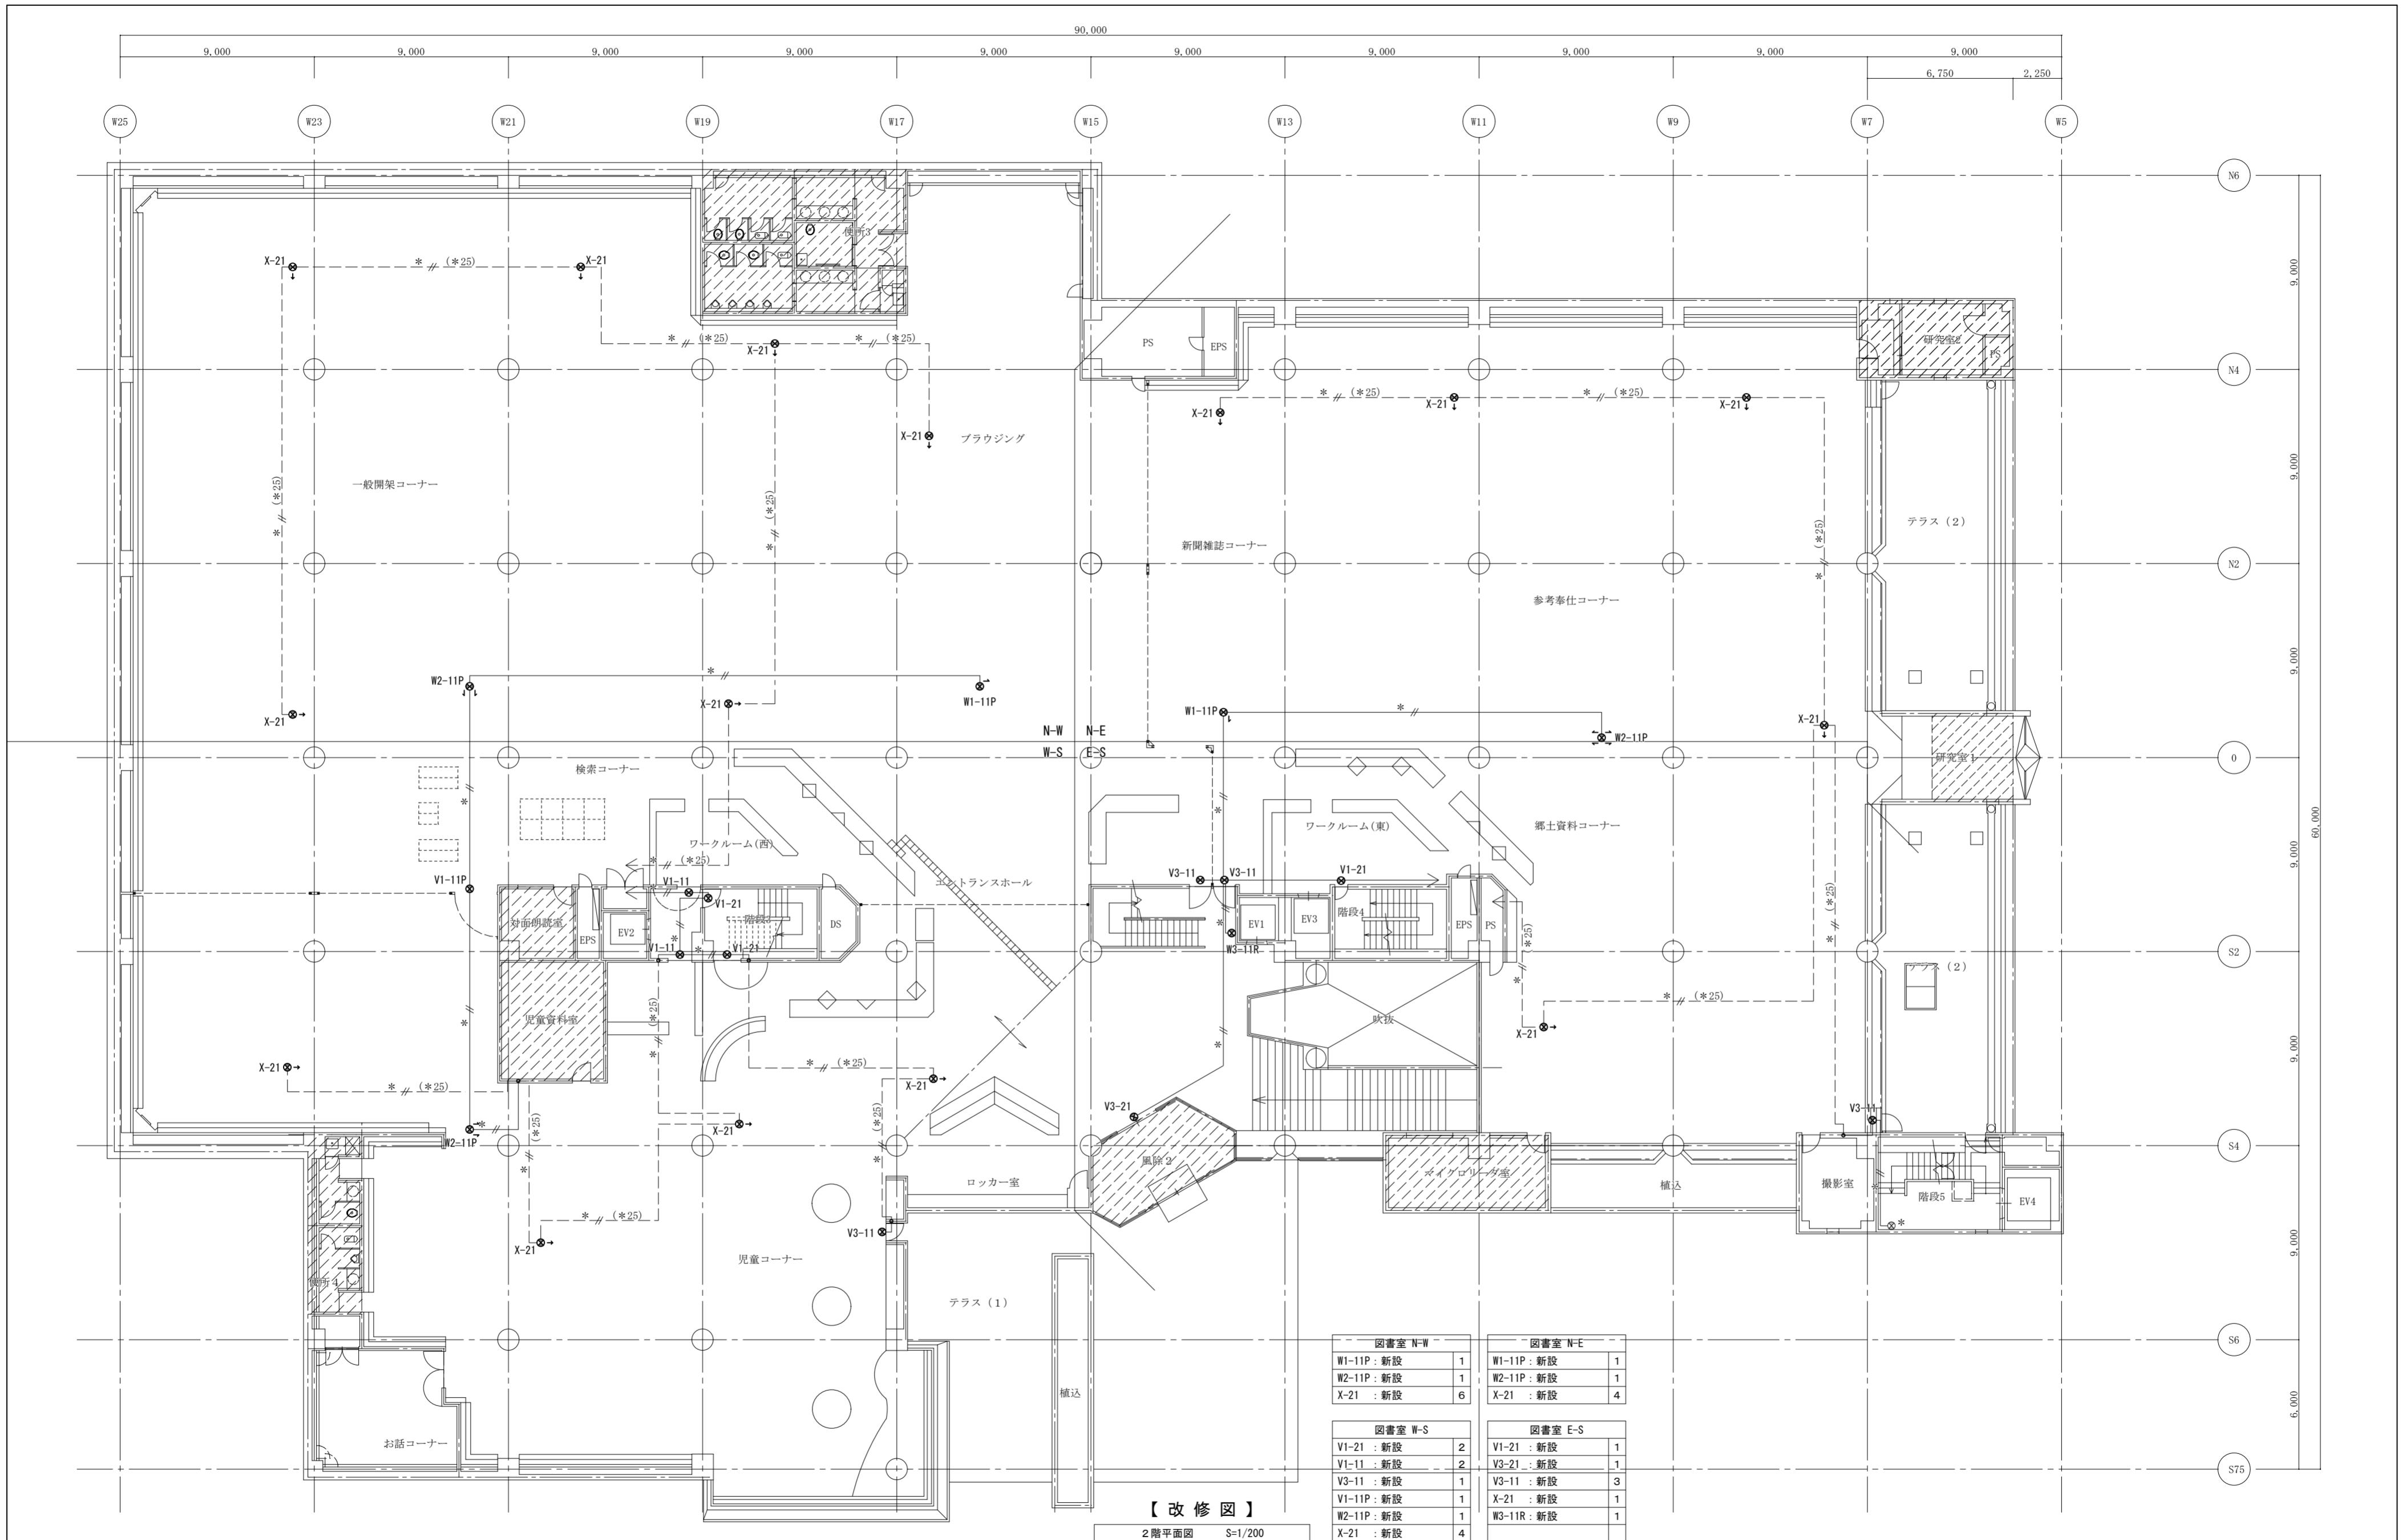


【改修図】  
2階平面図 S=1/200

図書室 N-W		図書室 N-E	
W1-11P : 新設	1	W1-11P : 新設	1
W2-11P : 新設	1	W2-11P : 新設	1
X-21 : 新設	6	X-21 : 新設	4
図書室 W-S		図書室 E-S	
V1-21 : 新設	2	V1-21 : 新設	1
V1-11 : 新設	2	V3-21 : 新設	1
V3-11 : 新設	1	V3-11 : 新設	3
V1-11P : 新設	1	X-21 : 新設	1
W2-11P : 新設	1	W3-11R : 新設	1
X-21 : 新設	4		

(特記) 図中に示す電気設備の \*印は現況や既存品流用等を示す  
図中に示す居室等の斜線 は現況のままの天井範囲を示す

徳島県土木整備部営繕課	工事名 R6 営繕 文化の森総合公園 徳・八万 図書館改修工事電気	図面番号 E-15	(株) 徳島総合コンサルタント1級建築士事務所 事務所登録 徳島県知事登録 第21105号 徳島市北沖洲4丁目6-62 TEL664-8031 FAX664-8034 管理建築士 1級建築士第157348号 山田 昇
	図面名 誘導灯設備 2階平面図(改修図)	縮尺 1/200	

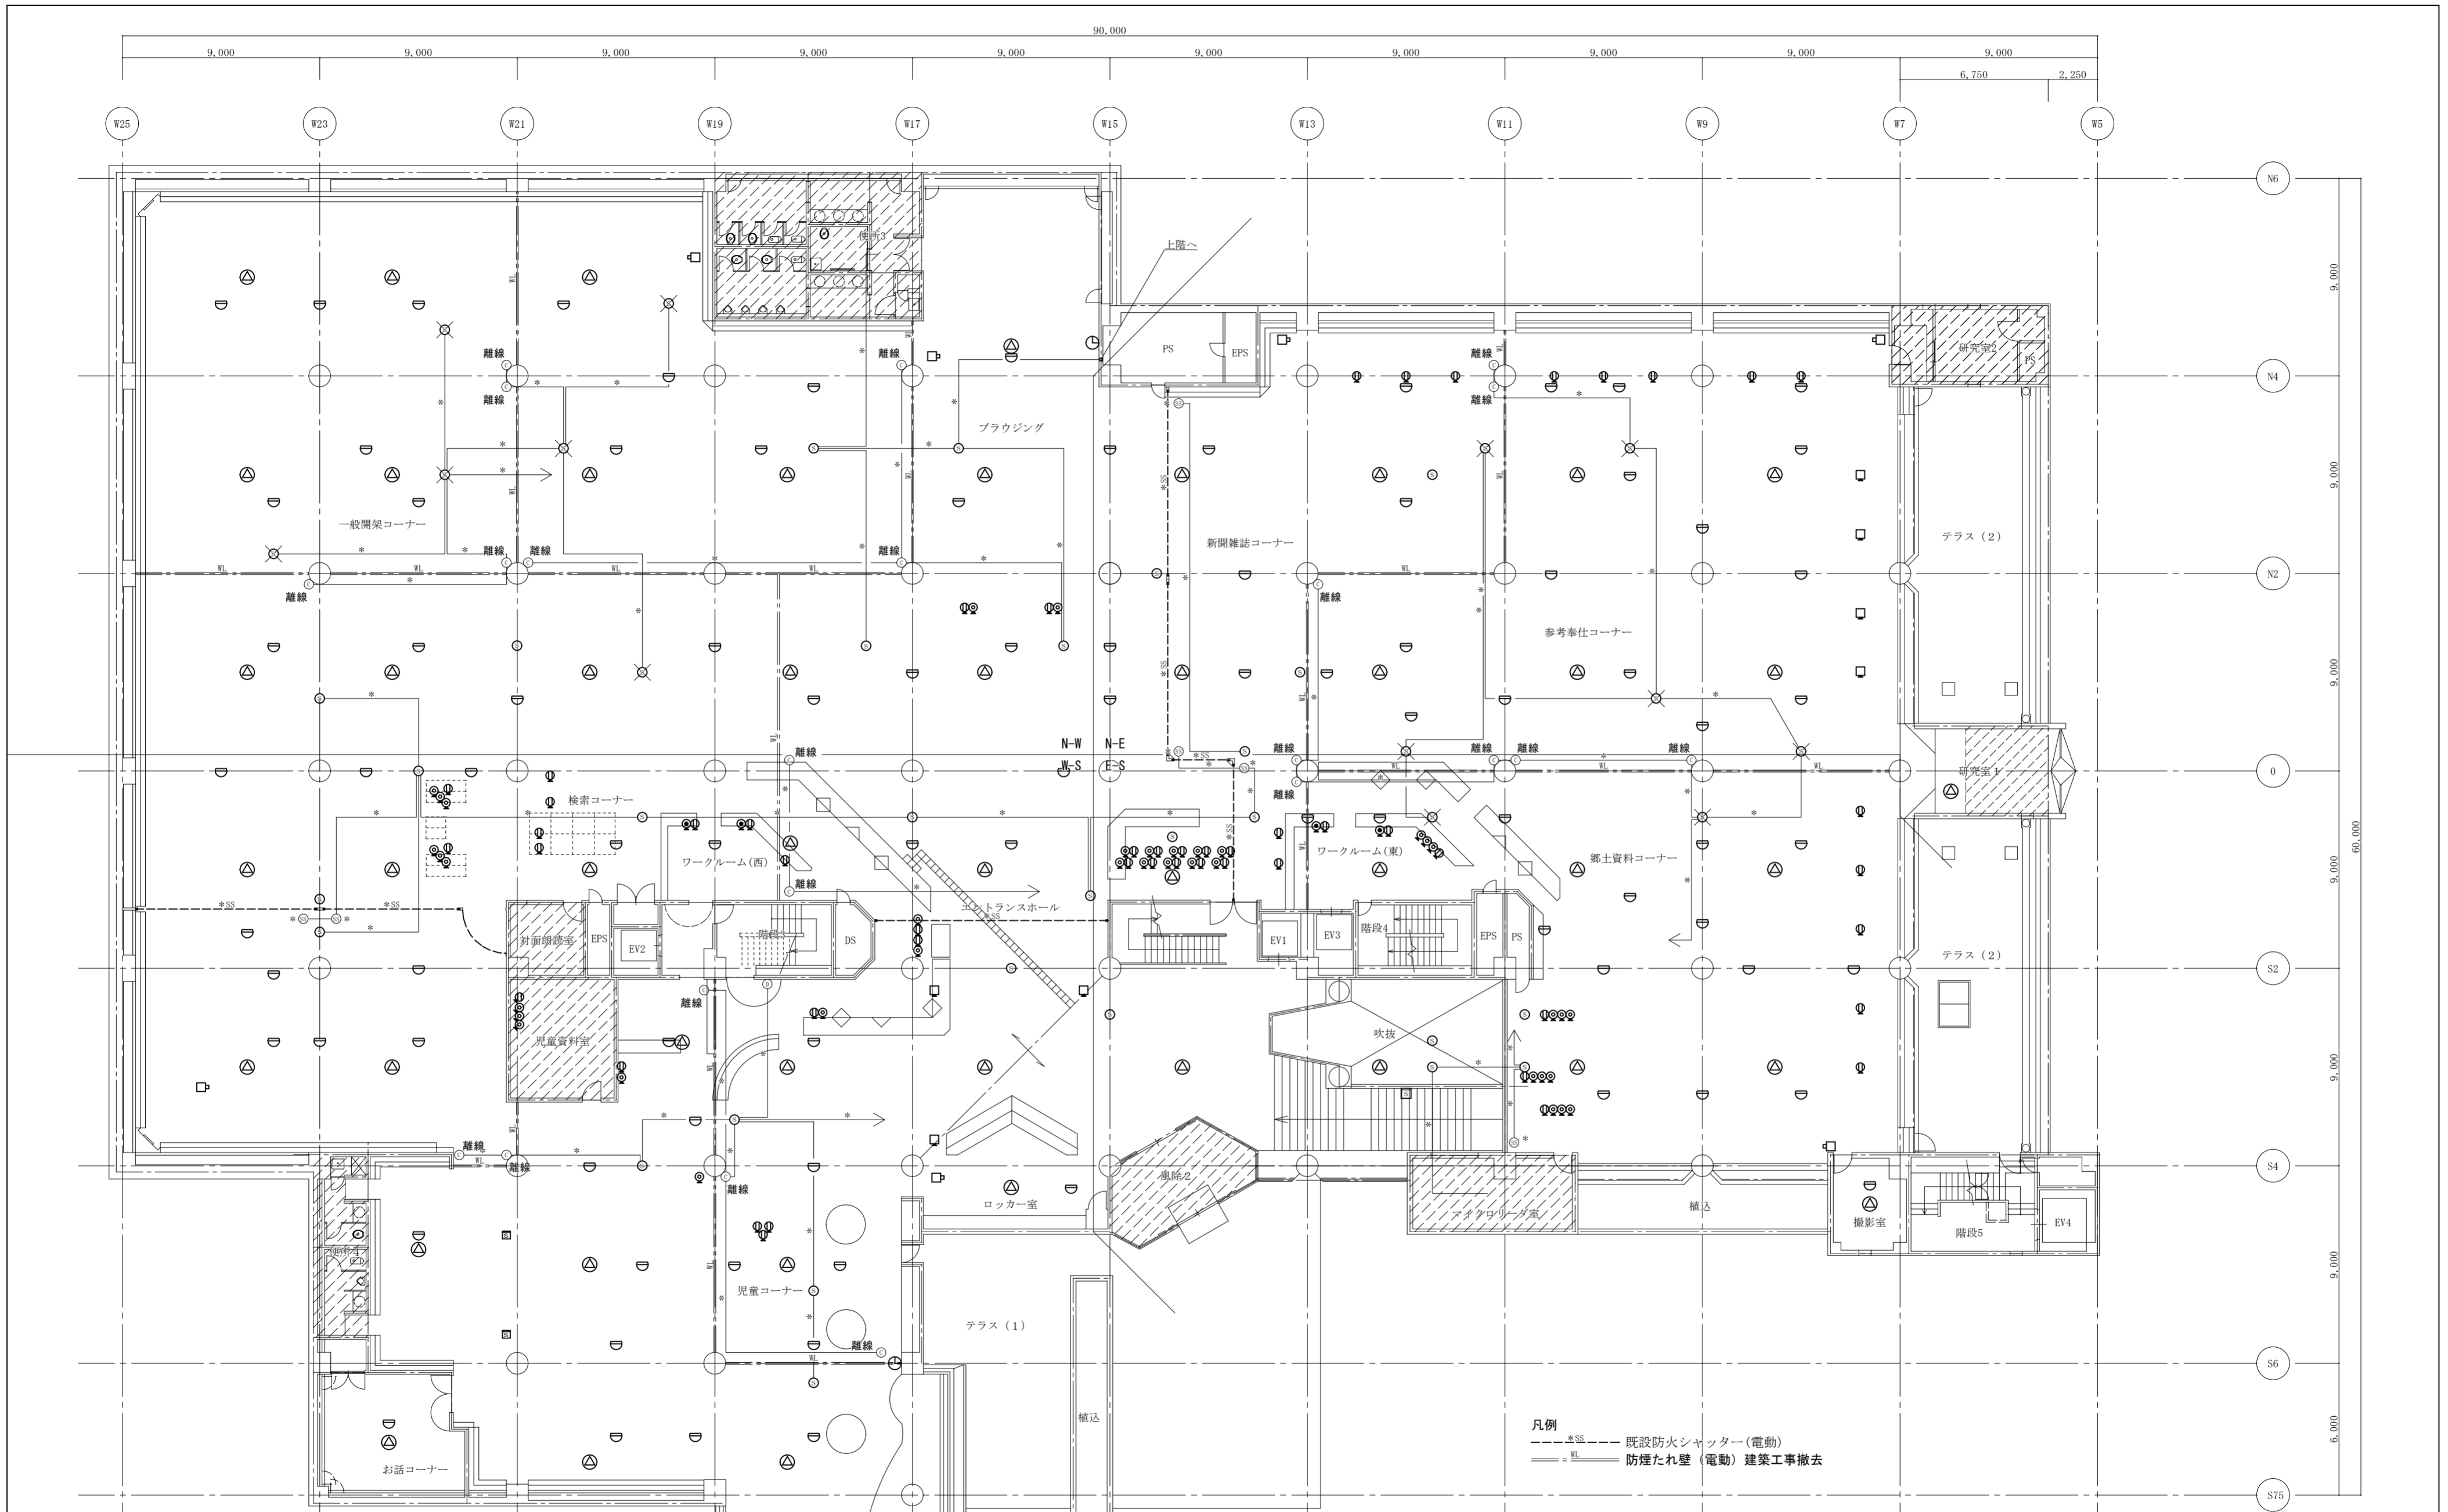


【現況図】

2階平面図 S=1/200

※ 建築工事にて防煙垂れ壁は固定式に改修されるため、不要となる運動用の煙感知器は詳細調査を行い全て撤去を行うこと  
 ※ 図示する電気設備は建築工事にて行う天井及び床改修等に伴い取外しを行う


(特記) 図中に示す電気設備の ×印 は撤去工事を示す  
 図中に示す電気設備の \*印 は現況や既存品流用等を示す  
 図中に示す居室等の斜線は 現況のままの天井範囲を示す

徳島県土木整備部営繕課	工事名	R6 営繕 文化の森総合公園 徳・八万 図書館改修工事電気	図面番号	E-16	(株) 徳島総合コンサルタント1級建築士事務所 <small>事務所登録 徳島県知事登録 第21105号</small> 徳島市北沖洲4丁目6-62 TEL664-8031 FAX664-8034 管理建築士 1級建築士第157348号 山田 昇
	図面名	他電気設備 2階平面図(現況図)	縮尺	1/200	

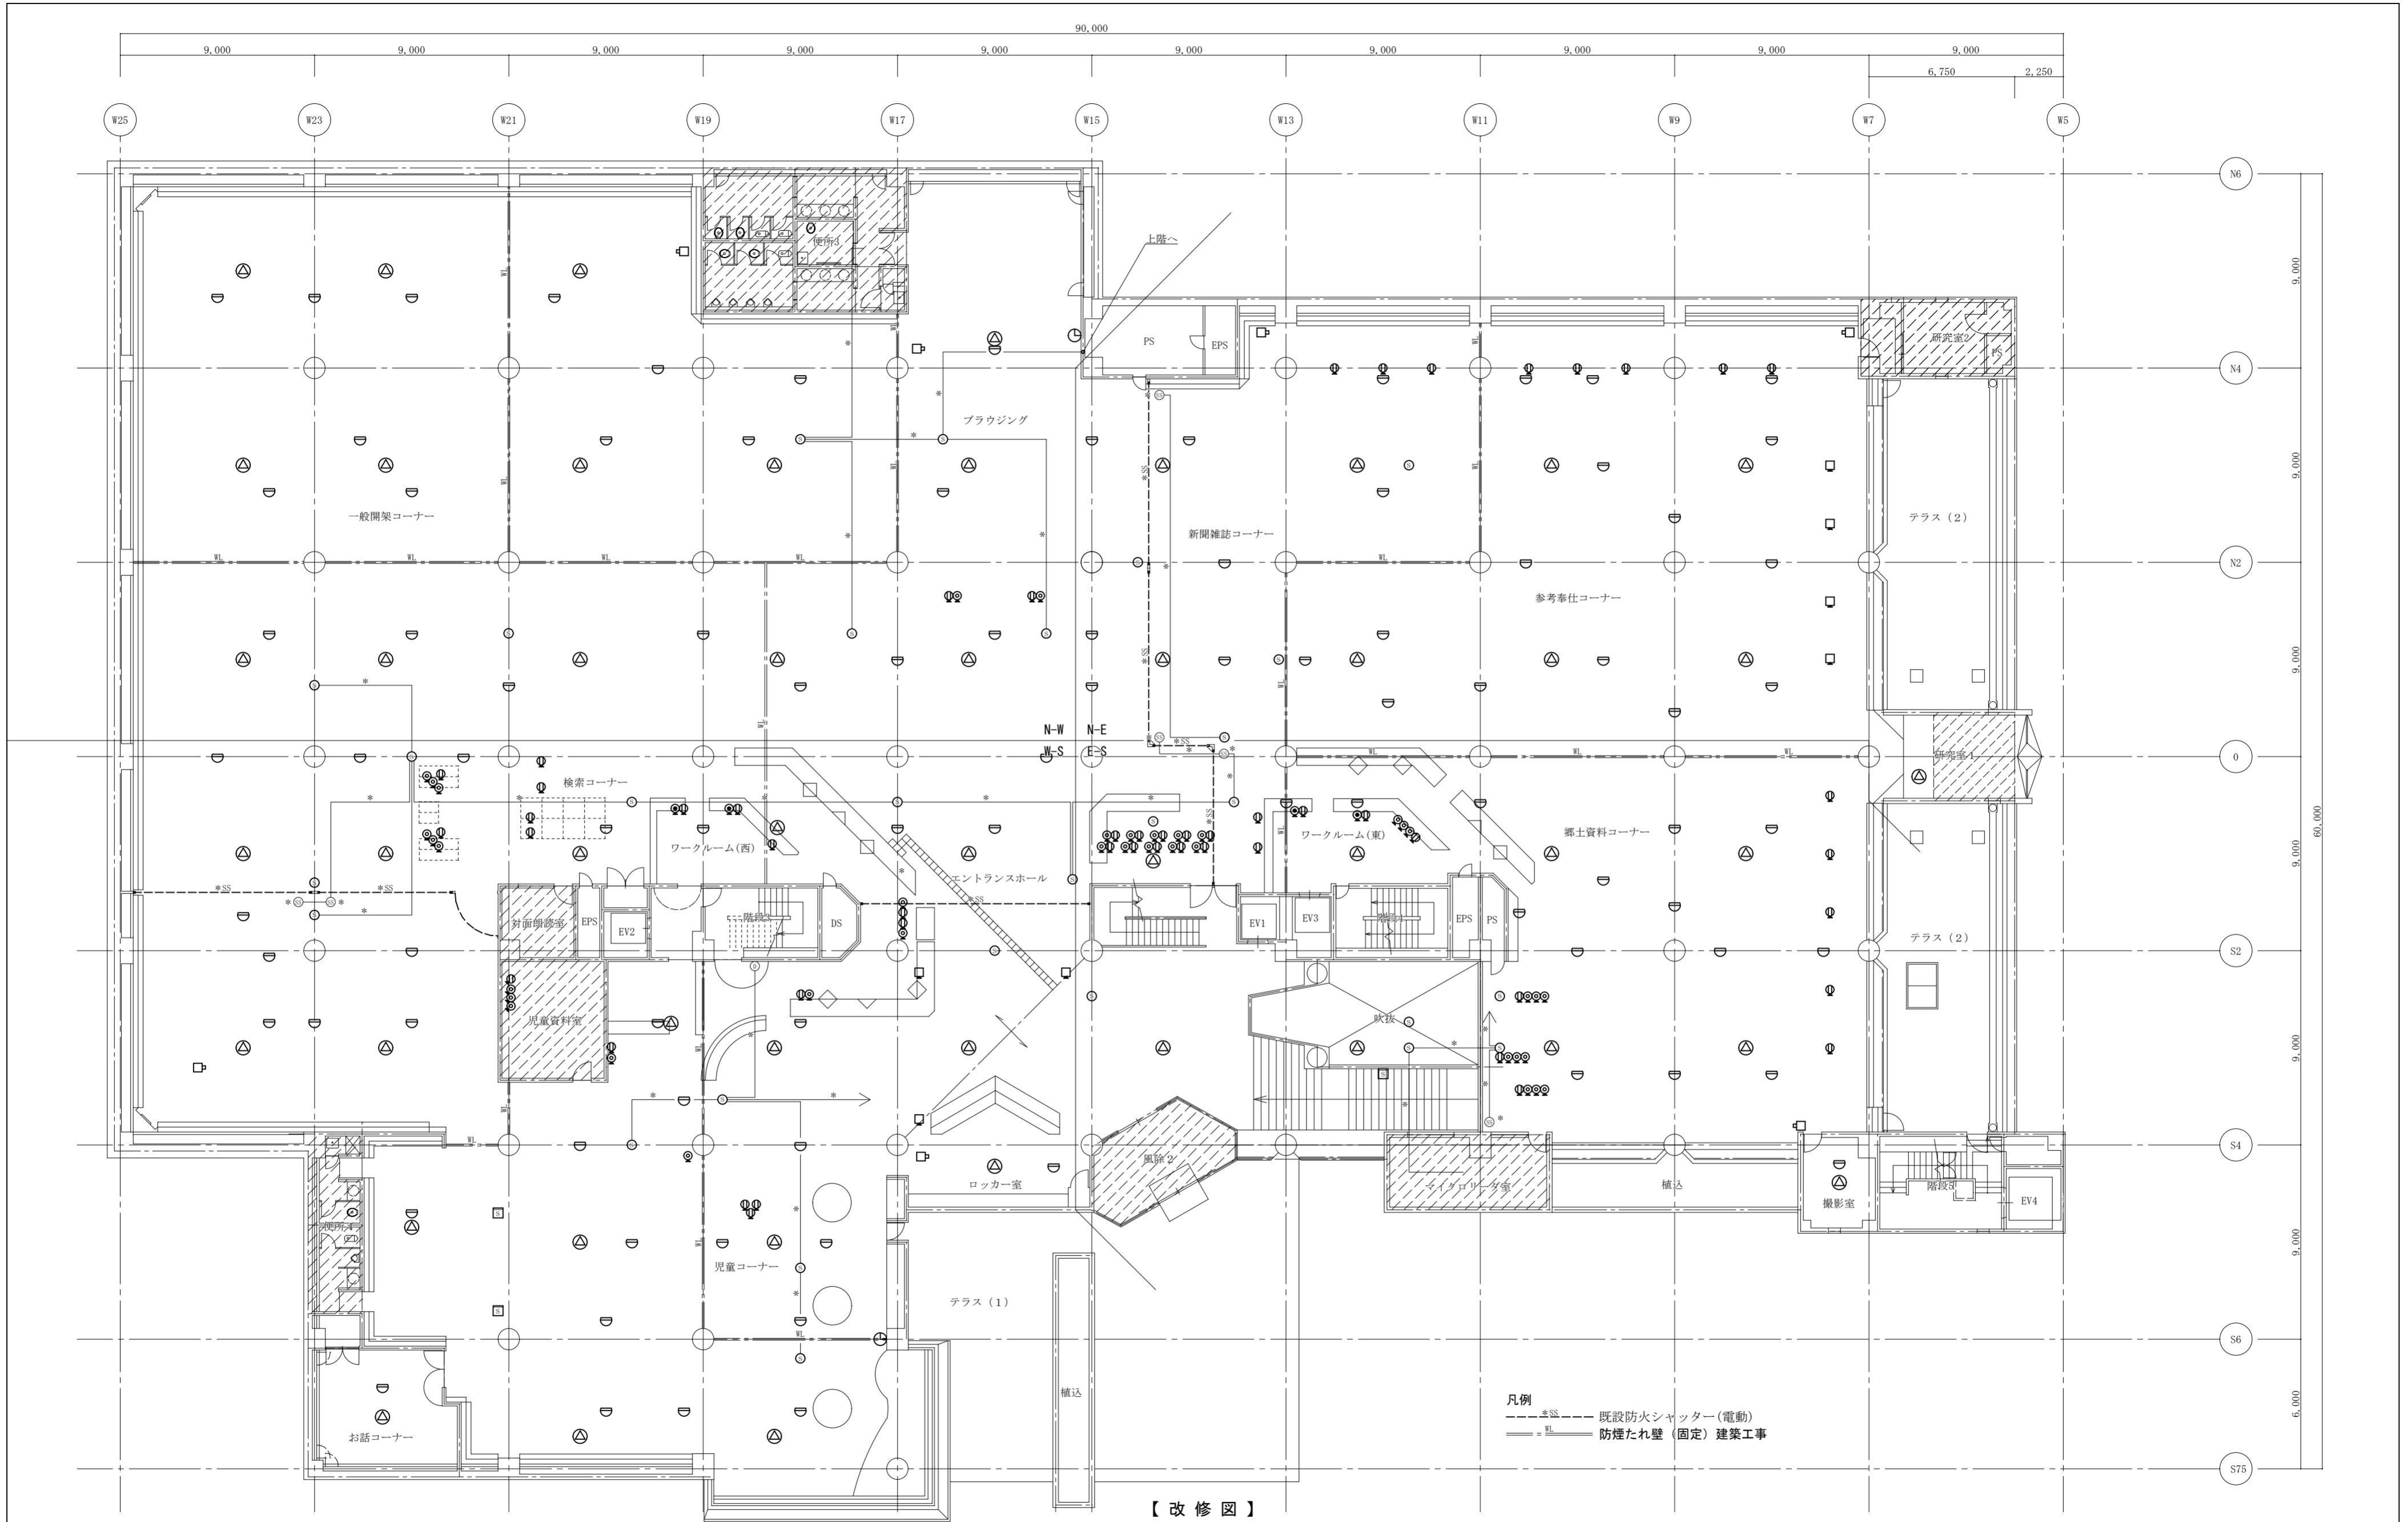

(特記) 図中に示す電気設備の \*印は現況や既存品流用等を示す  
 図中に示す居室等の斜線 は現況のままの天井範囲を示す


徳島県土整備部営繕課	工事名 R6 営繕 文化の森総合公園 徳・八万 図書館改修工事電気	図面番号 E-17	(株)徳島総合コンサルタント1級建築士事務所 事務所登録 徳島県知事登録 第21105号 徳島市北沖洲4丁目6-62 TEL664-8031 FAX664-8034 管理建築士 1級建築士第157348号 山田 昇
	図面名 他電気設備 2階平面図(改修図)	縮尺 1/200	

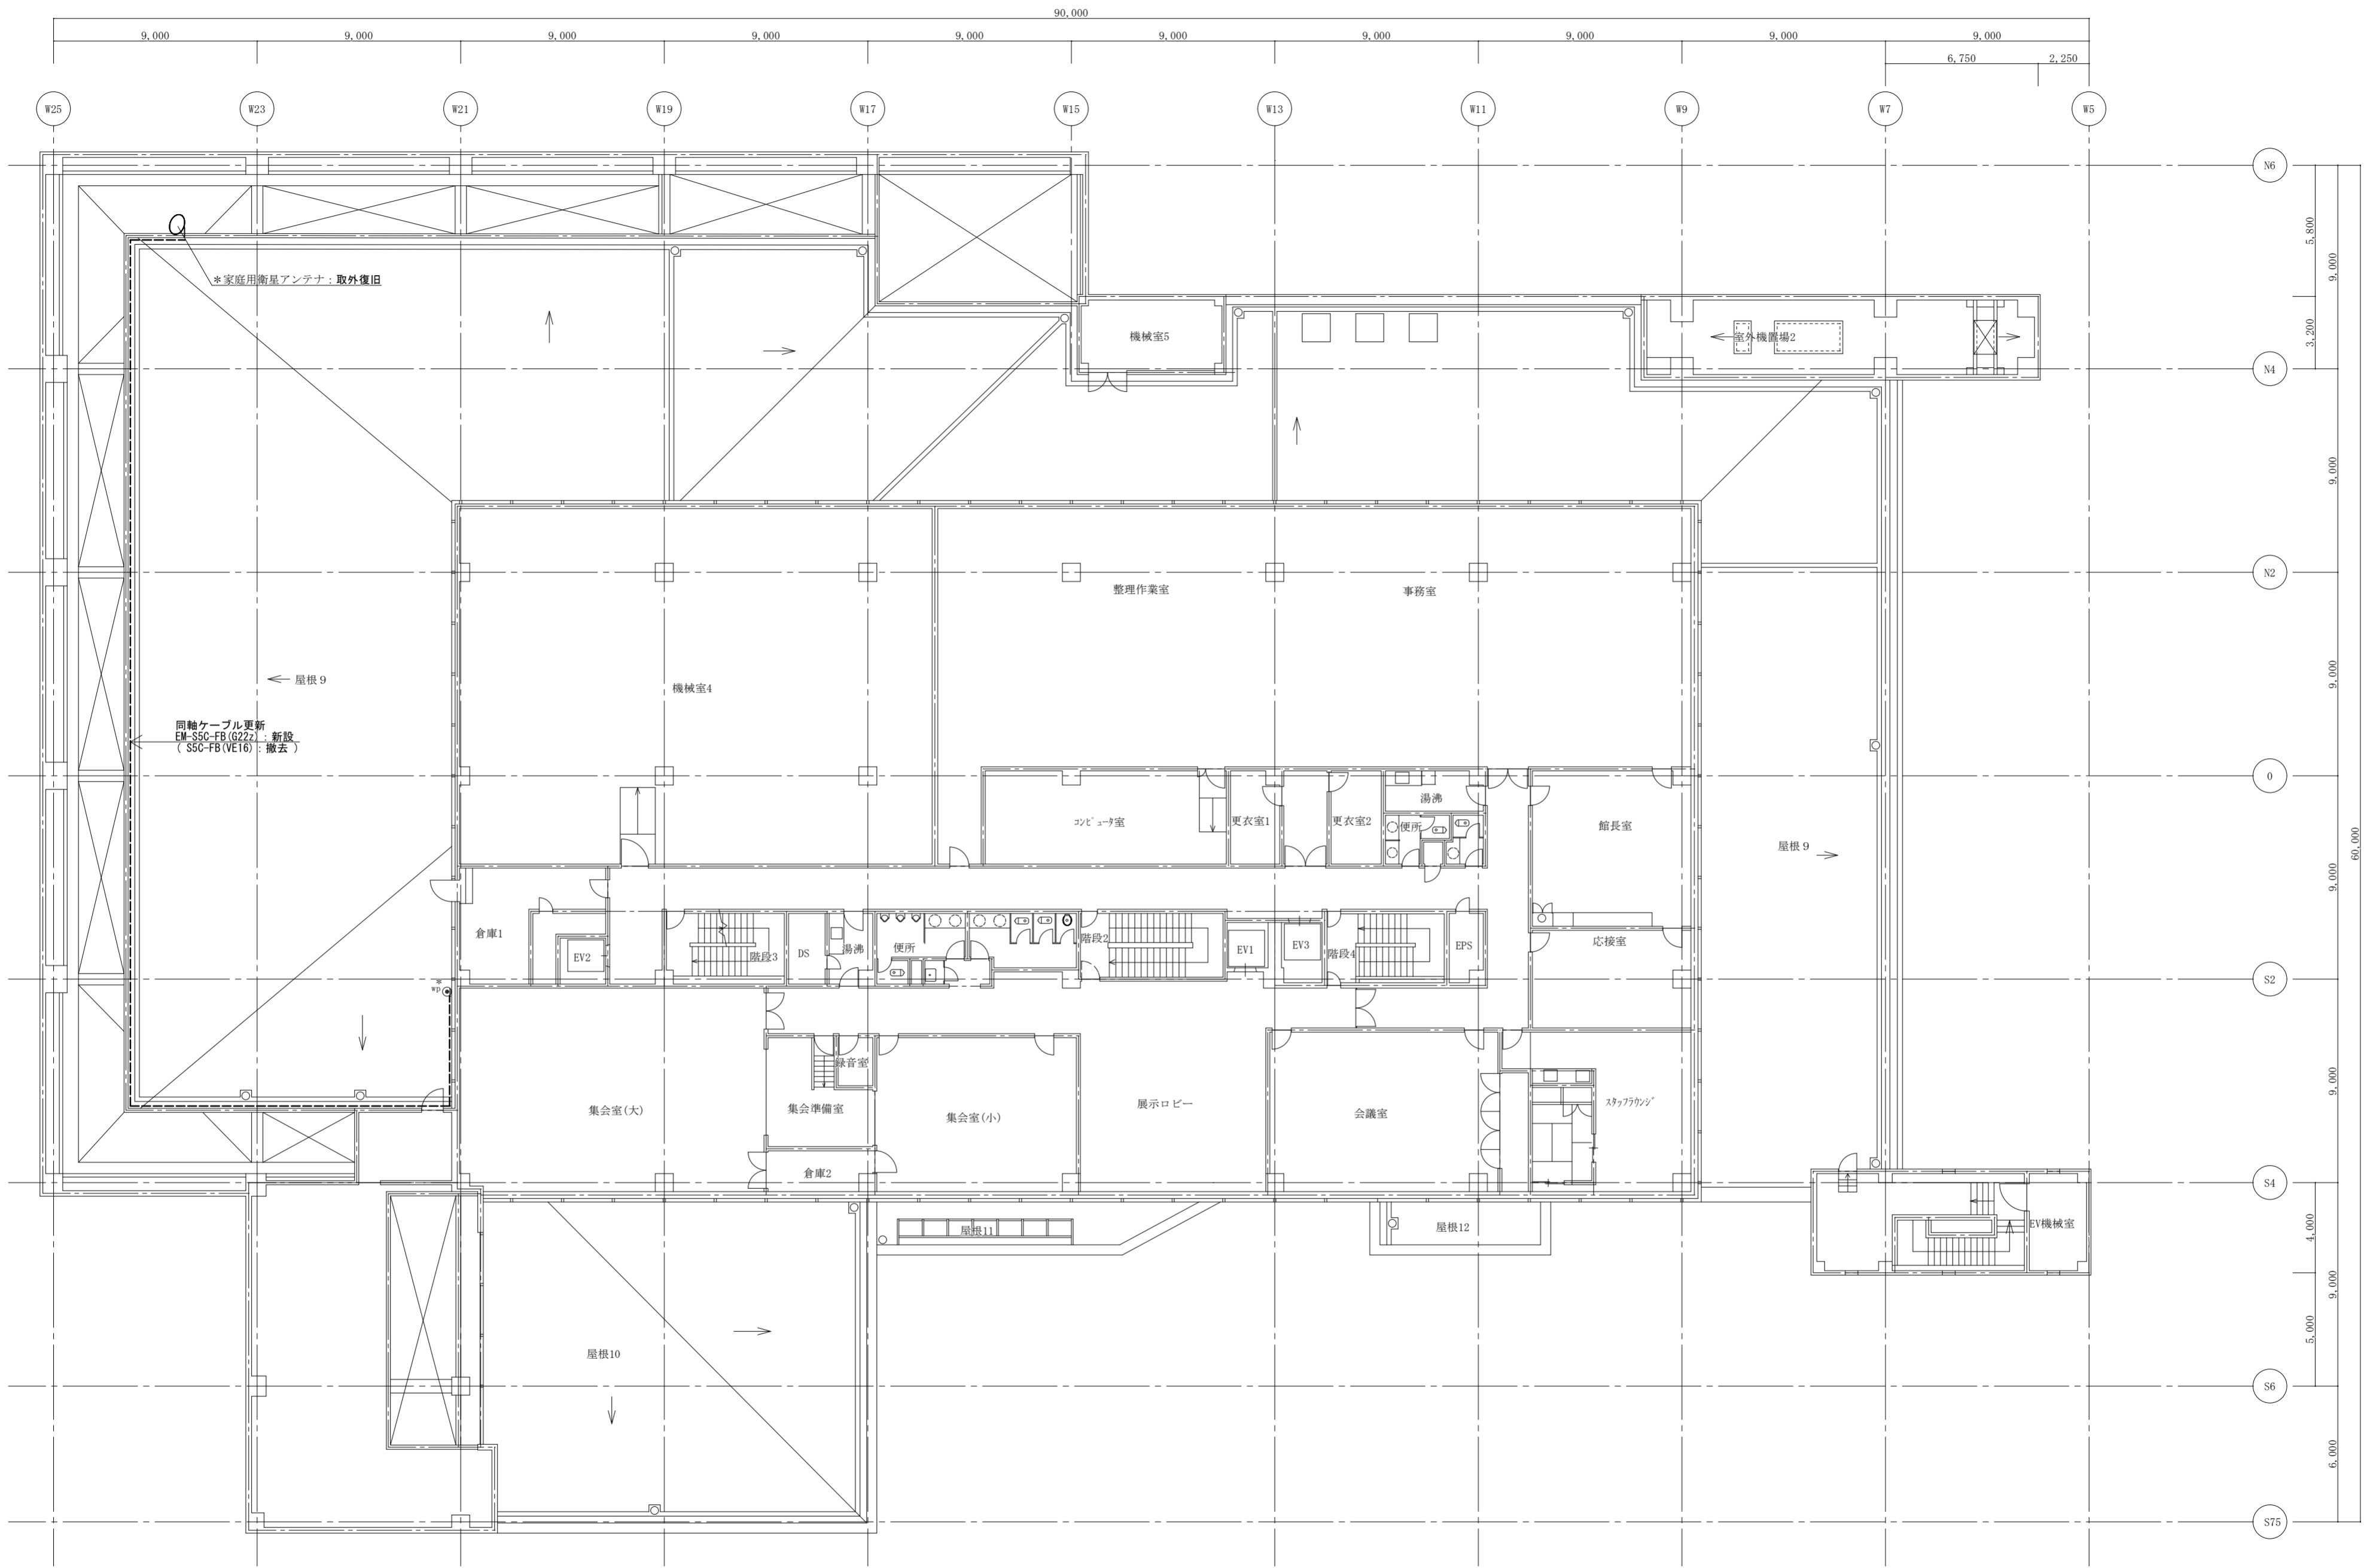

3階平面図 S=1/200

(特記) 図中に示す機械設備の ×印 は撤去工事を示す  
 図中に示す機械設備の \*印 は現況や既存品流用等を示す

徳島県土整備部営繕課 電気設備 3階平面図	工事名 R5 営繕 文化の森総合公園 徳・八万 図書館改修工事電気	図面番号 E-18	(株)徳島総合コンサルタント1級建築士事務所 事務所登録 徳島県知事登録 第21105号 徳島市北沖洲4丁目6-62 TEL664-8031 FAX664-8034 管理建築士 1級建築士第157348号 山田 昇
	図面名 電気設備 3階平面図	縮尺 1/200	

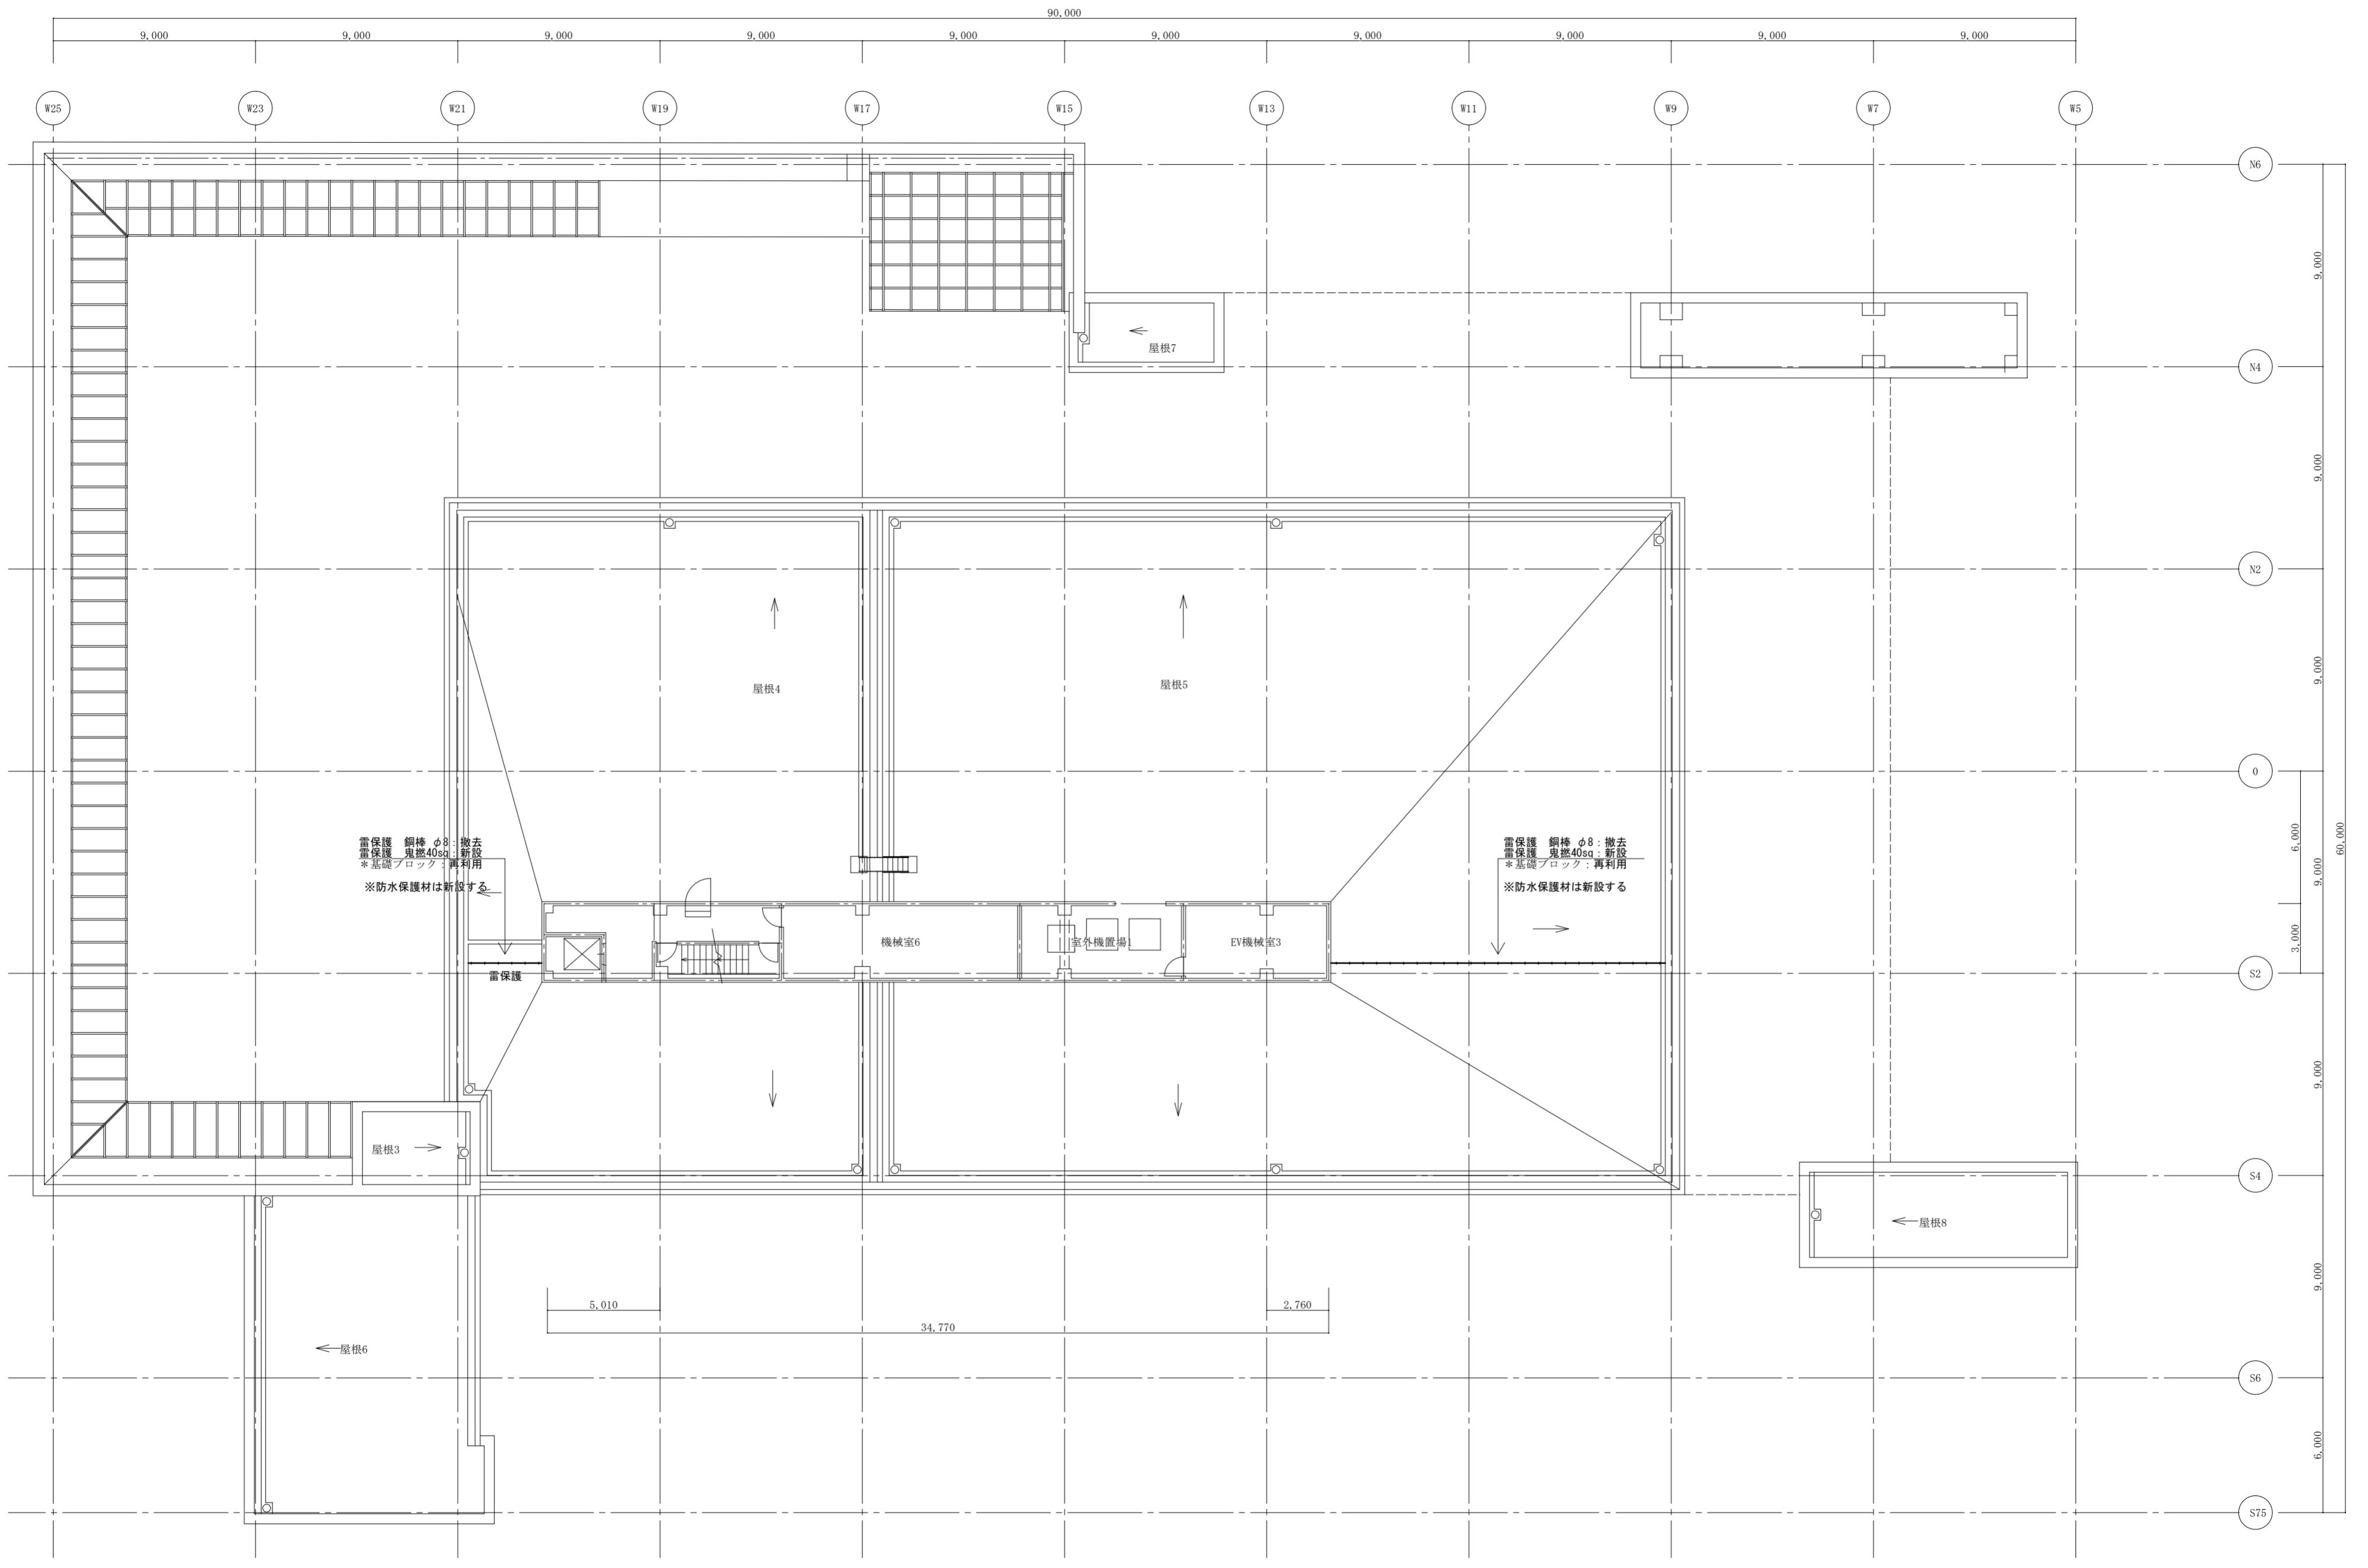


塔屋階平面図 S=1/200

(特記) 図中に示す機械設備の ×印 は撤去工事を示す  
 図中に示す機械設備の \*印 は現況や既存品流用等を示す

徳島県土整備部営繕課 電気設備 塔屋階平面図	工事名 R5 営繕 文化の森総合公園 徳・八万 図書館改修工事電気	図面番号 E-19	(株)徳島総合コンサルタント1級建築士事務所 事務所登録 徳島県知事登録 第21105号 徳島市北沖洲4丁目6-62 TEL664-8031 FAX664-8034 管理建築士 1級建築士第157348号 山田 昇
	図面名 電気設備 塔屋階平面図	縮尺 1/200	



# 全体参考工程表

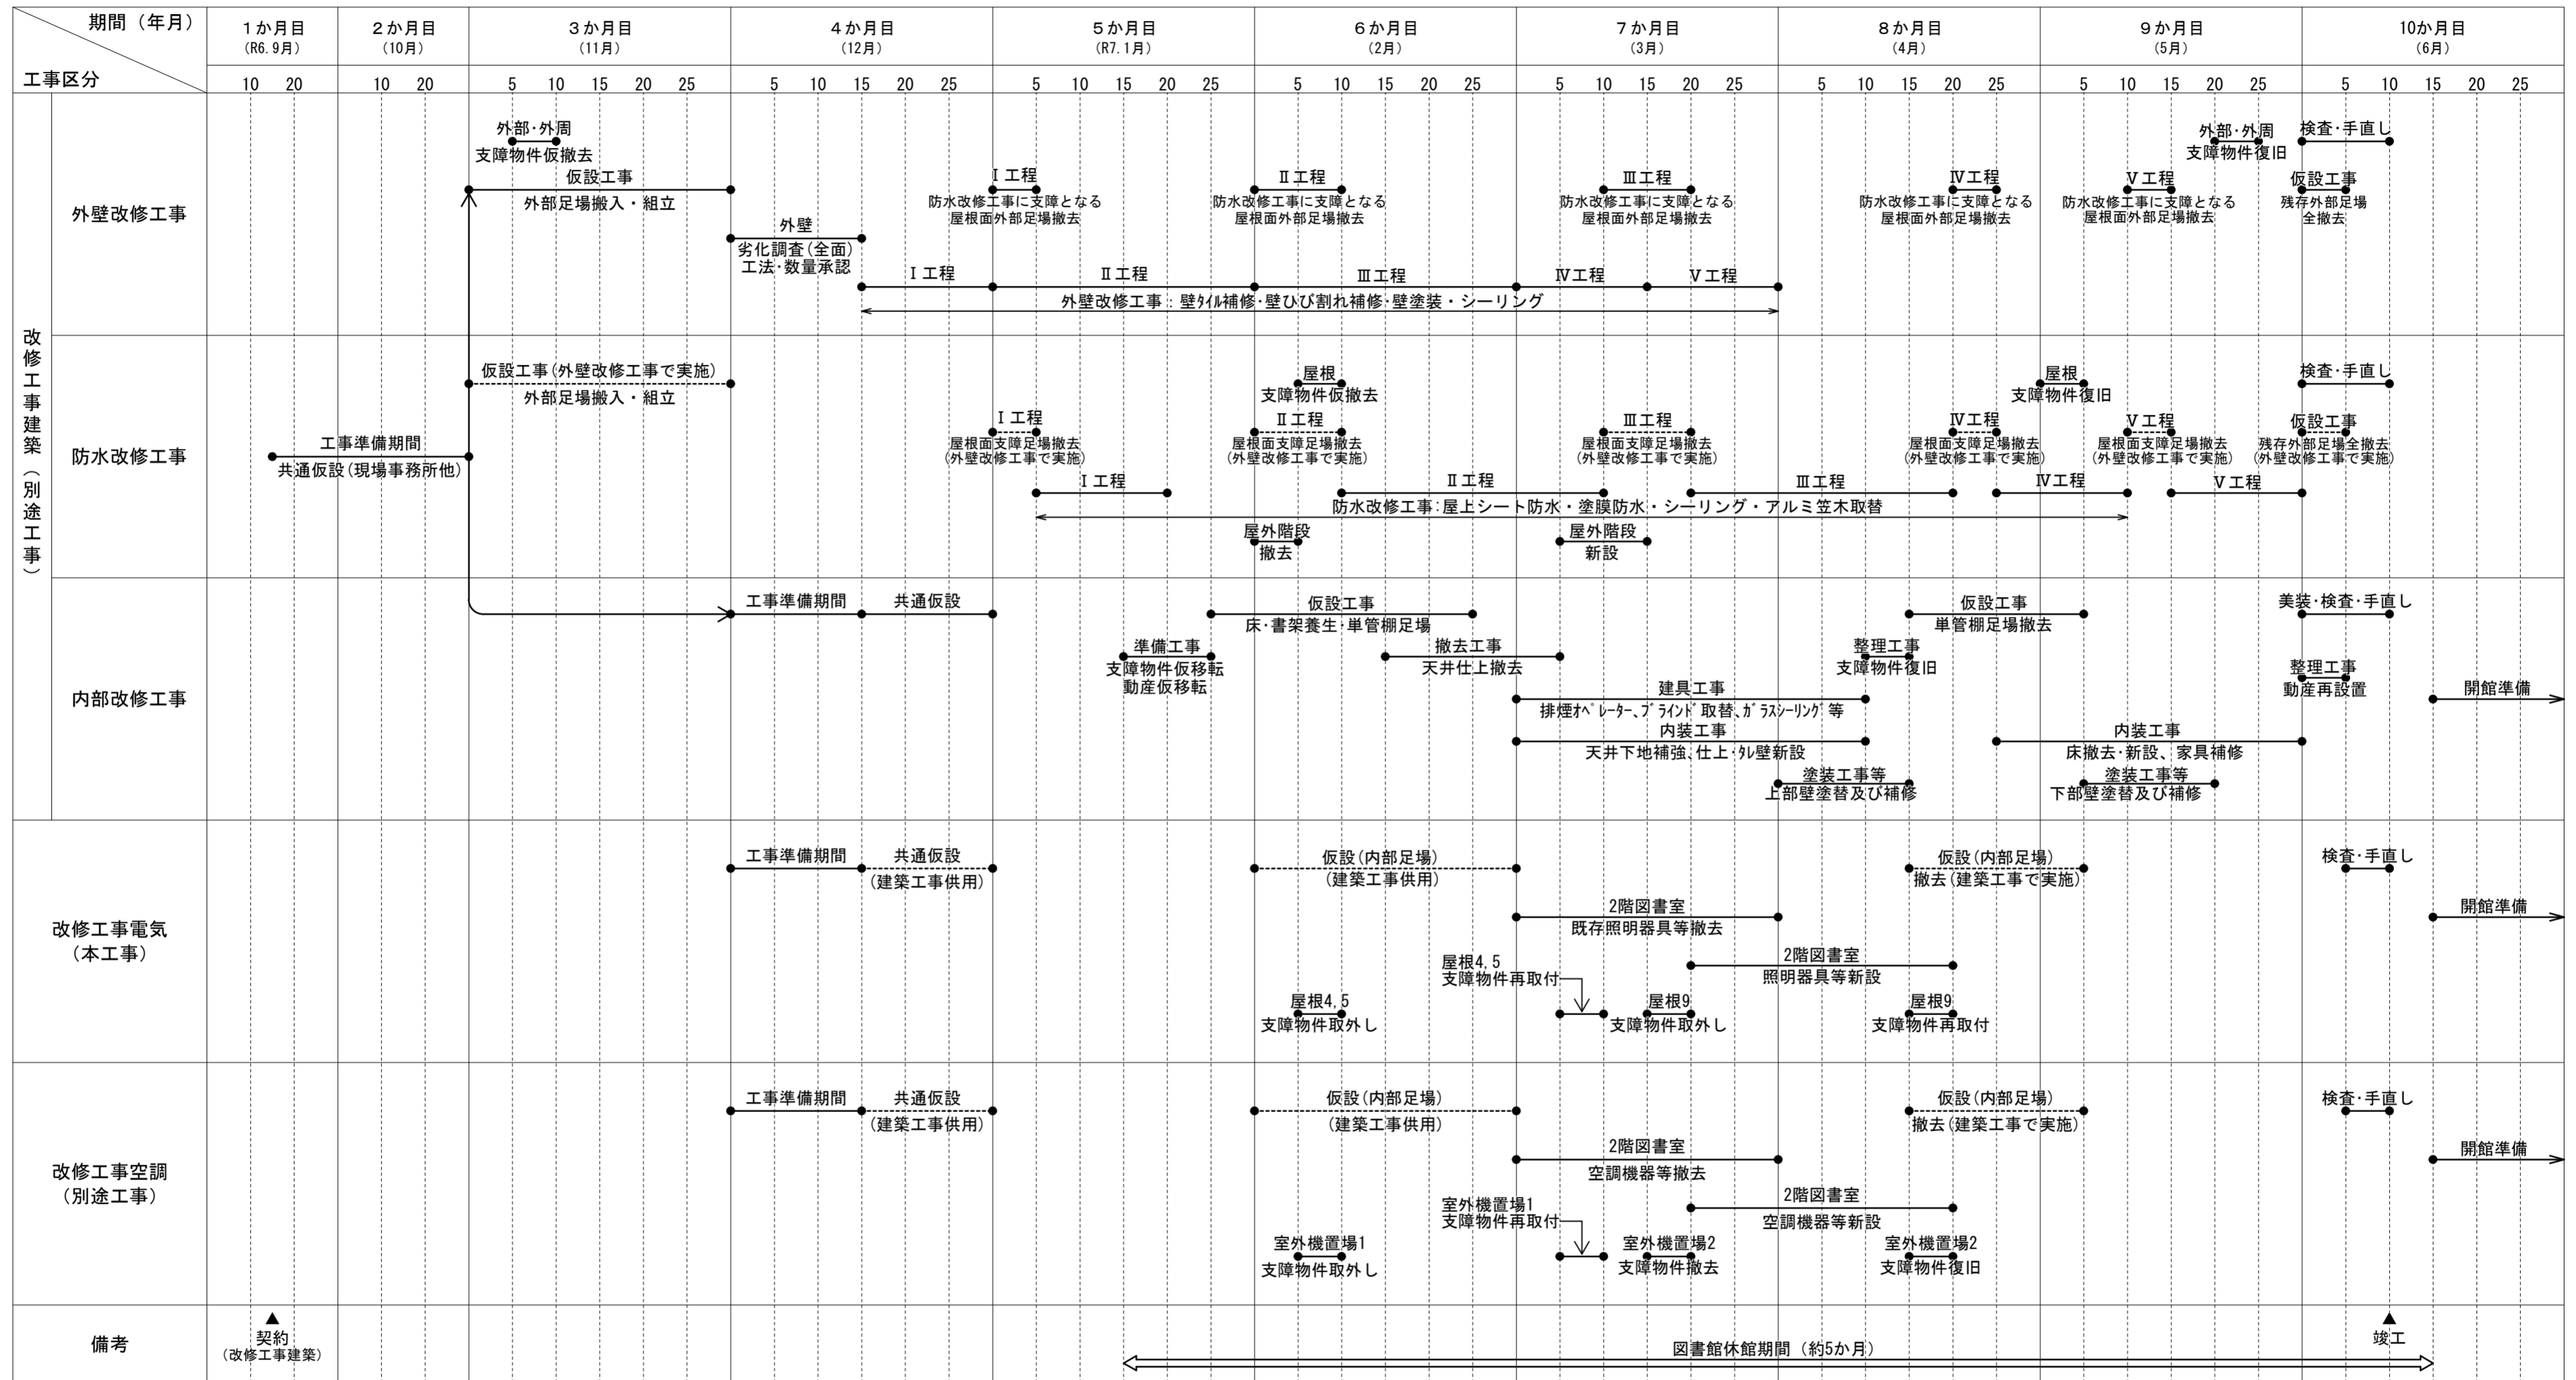

(注) 参考として、建築工事の契約月を9月(1か月目)とした工程表としているが、契約時期に合わせ適宜読み替えて適用すること。  
 また、本工程表は設計時において施設管理者との調整により作成したものであるが、契約時期や執行年度における館内行事の都合により施工手順等が変動するため、契約後速やかに施設管理者と実行工程について協議調整を行うこと。

I 工程	II 工程	III 工程	IV 工程	V 工程
屋根1・屋根2・屋根3 屋根7・屋根8	屋根4・屋根5・屋根6 室外機置場1	屋根9・屋根10 室外機置場2	屋根11・屋根12 屋根13	テラス(2)