 

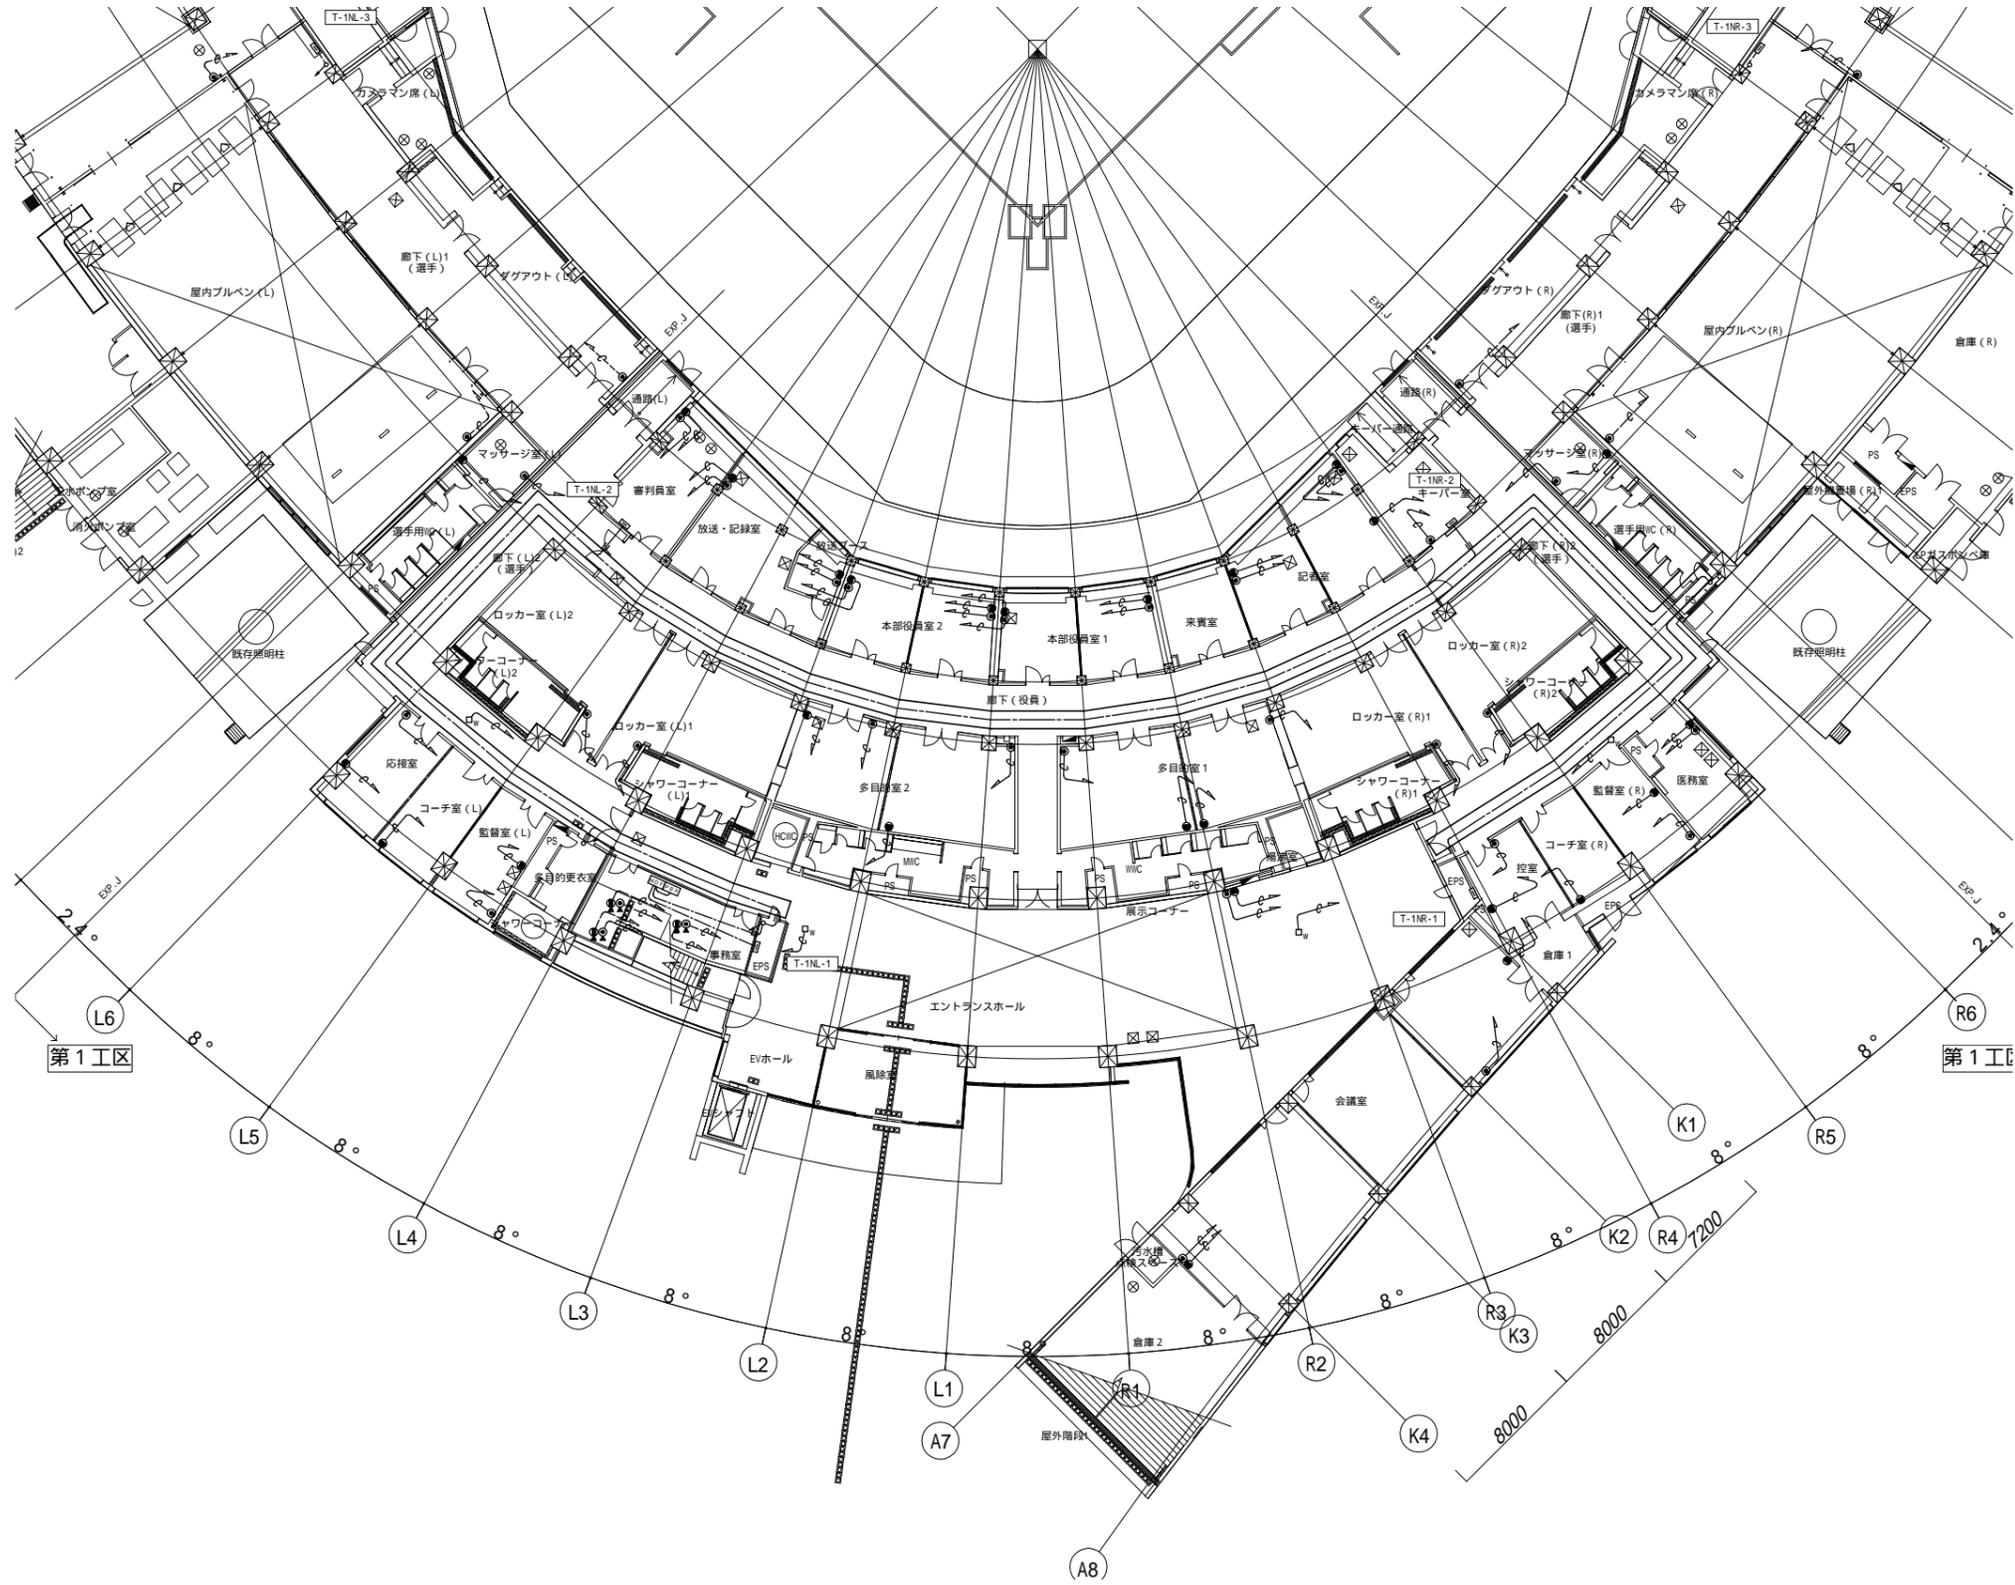


一般建築士 第286776号 渡邊 和泰	一般建築士 第384579号 浅山 明	設計者 西山 浩司	法適合確認 設備設計一般建築士 第6211号 浅山 明	検証者 寺田 庄作	設計番号 17992	特記	徳島県土整備部管轄課	工事名 徳島県鳴門総合運動公園 野球場改築工事のうち電気工事 図面名 構内交換設備・構内情報通信網設備 1階平面図(1)	図面番号 E-078 縮尺 1 : 200(A1) 1 : 400(A3)	AZUSA SEKKEI Architects, Engineers & Consultants 株式会社 梓設計 関西支社 〒650-0001 大阪府大阪市東区東 1-1-1	株式会社 宮建築設計 MIYA Architect's Office 〒760-0001 徳島県徳島市東区東 1-1-1
----------------------------	---------------------------	--------------	--------------------------------------	--------------	---------------	----	------------	---	---	---	--

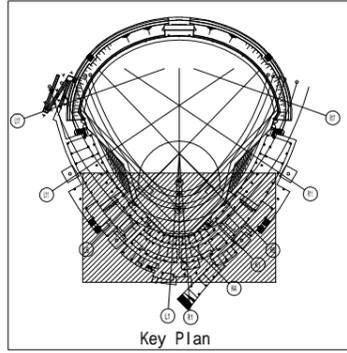


設計者	法適合確認	検証者	設計番号	特記																													
<table border="1"> <tr> <td>一級建築士</td> <td>一級建築士</td> <td></td> <td></td> <td></td> </tr> <tr> <td>第286776号</td> <td>第384579号</td> <td></td> <td></td> <td></td> </tr> <tr> <td>渡邊 和幸</td> <td>浅山 明</td> <td>西山 浩司</td> <td></td> <td></td> </tr> </table>	一級建築士	一級建築士				第286776号	第384579号				渡邊 和幸	浅山 明	西山 浩司			<table border="1"> <tr> <td>設備設計一級建築士</td> <td></td> <td></td> <td></td> <td></td> </tr> <tr> <td>第6211号</td> <td></td> <td></td> <td></td> <td></td> </tr> <tr> <td>浅山 明</td> <td>寺田 庄作</td> <td></td> <td></td> <td></td> </tr> </table>	設備設計一級建築士					第6211号					浅山 明	寺田 庄作				17992	
一級建築士	一級建築士																																
第286776号	第384579号																																
渡邊 和幸	浅山 明	西山 浩司																															
設備設計一級建築士																																	
第6211号																																	
浅山 明	寺田 庄作																																

徳島県県土整備部管轄課


工事名  
徳島県鳴門総合運動公園 野球場改築工事のうち電気工事  
図面名  
構内交換設備・構内情報通信網設備 1階平面図(2)

図面番号  
E-079  
縮尺  
1:200(A1)  
1:400(A3)






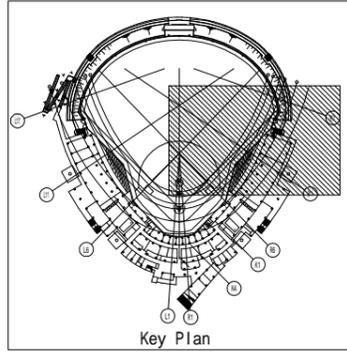




Key Plan

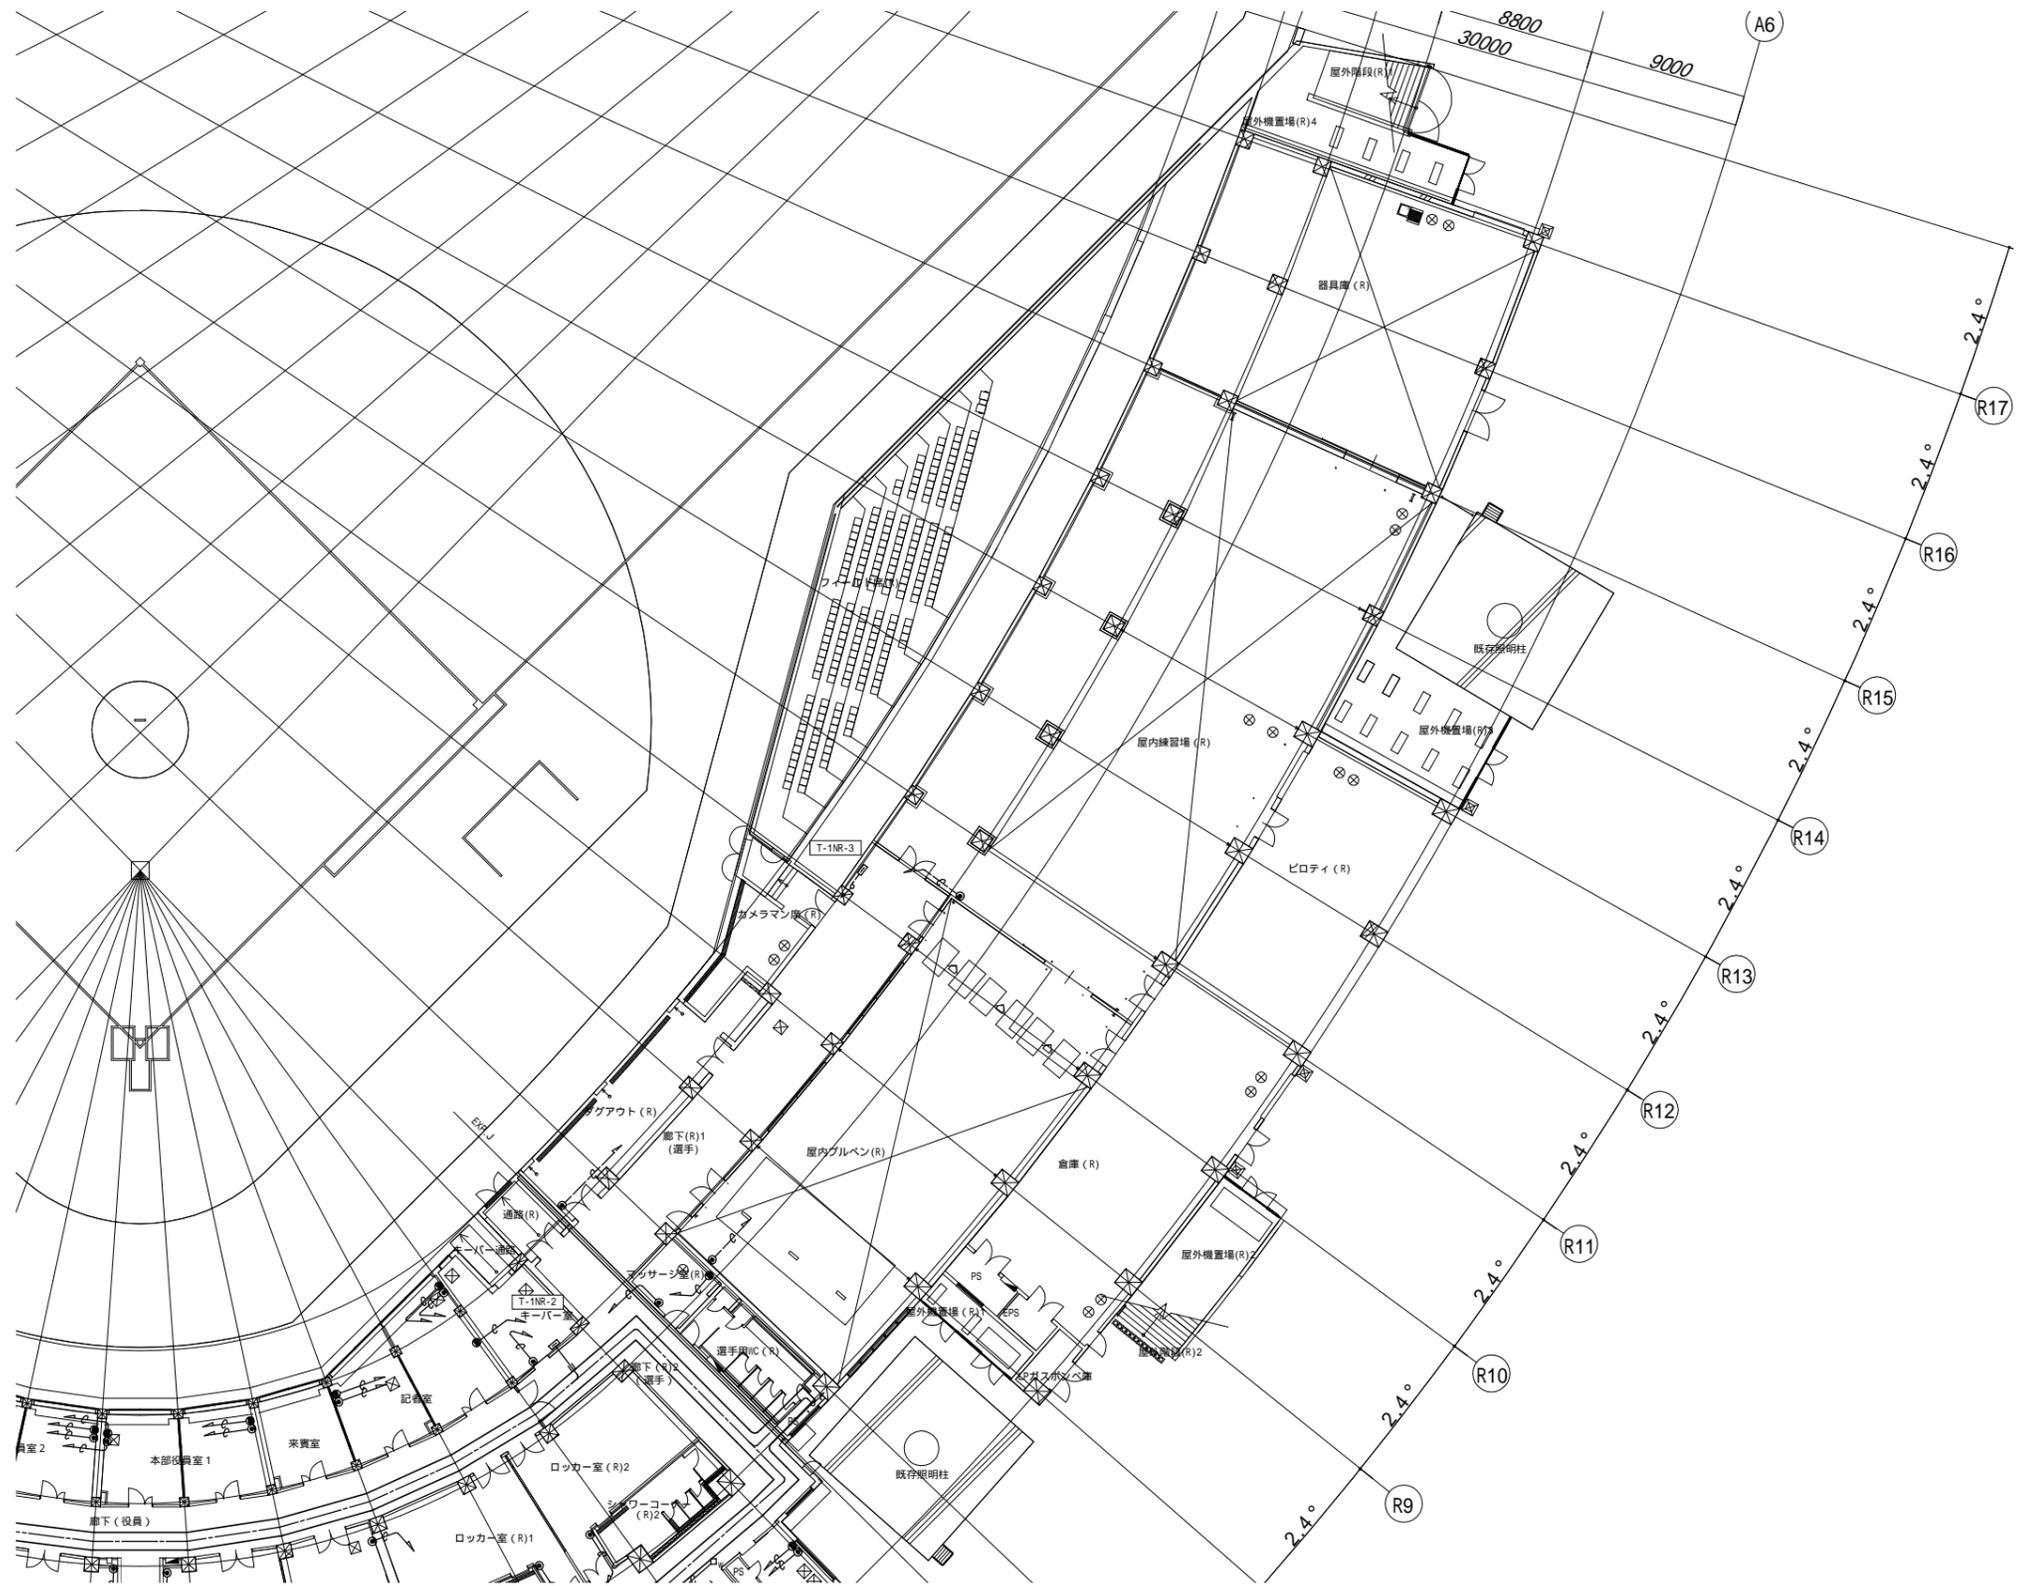



一級建築士 第286776号 渡邊 和幸	一級建築士 第384579号 浅山 明	設計者 西山 浩司	法適合確認 設備設計一級建築士 第6211号 浅山 明	検証者 寺田 庄作	設計番号 17992	特記	徳島県土整備部管轄課	工事名 徳島県鳴門総合運動公園 野球場改築工事のうち電気工事 図面名 構内交換設備・構内情報通信網設備 1階平面図(3)	図面番号 E-080 縮尺 1 : 200(A1) 1 : 400(A3)	株式会社 宮建築設計 MIYA Architect's Office 株式会社 梓設計 関西支社 <small>一級建築士事務所登録 徳島県登録第11050号</small>
----------------------------	---------------------------	--------------	--------------------------------------	--------------	---------------	----	------------	---	---	--

 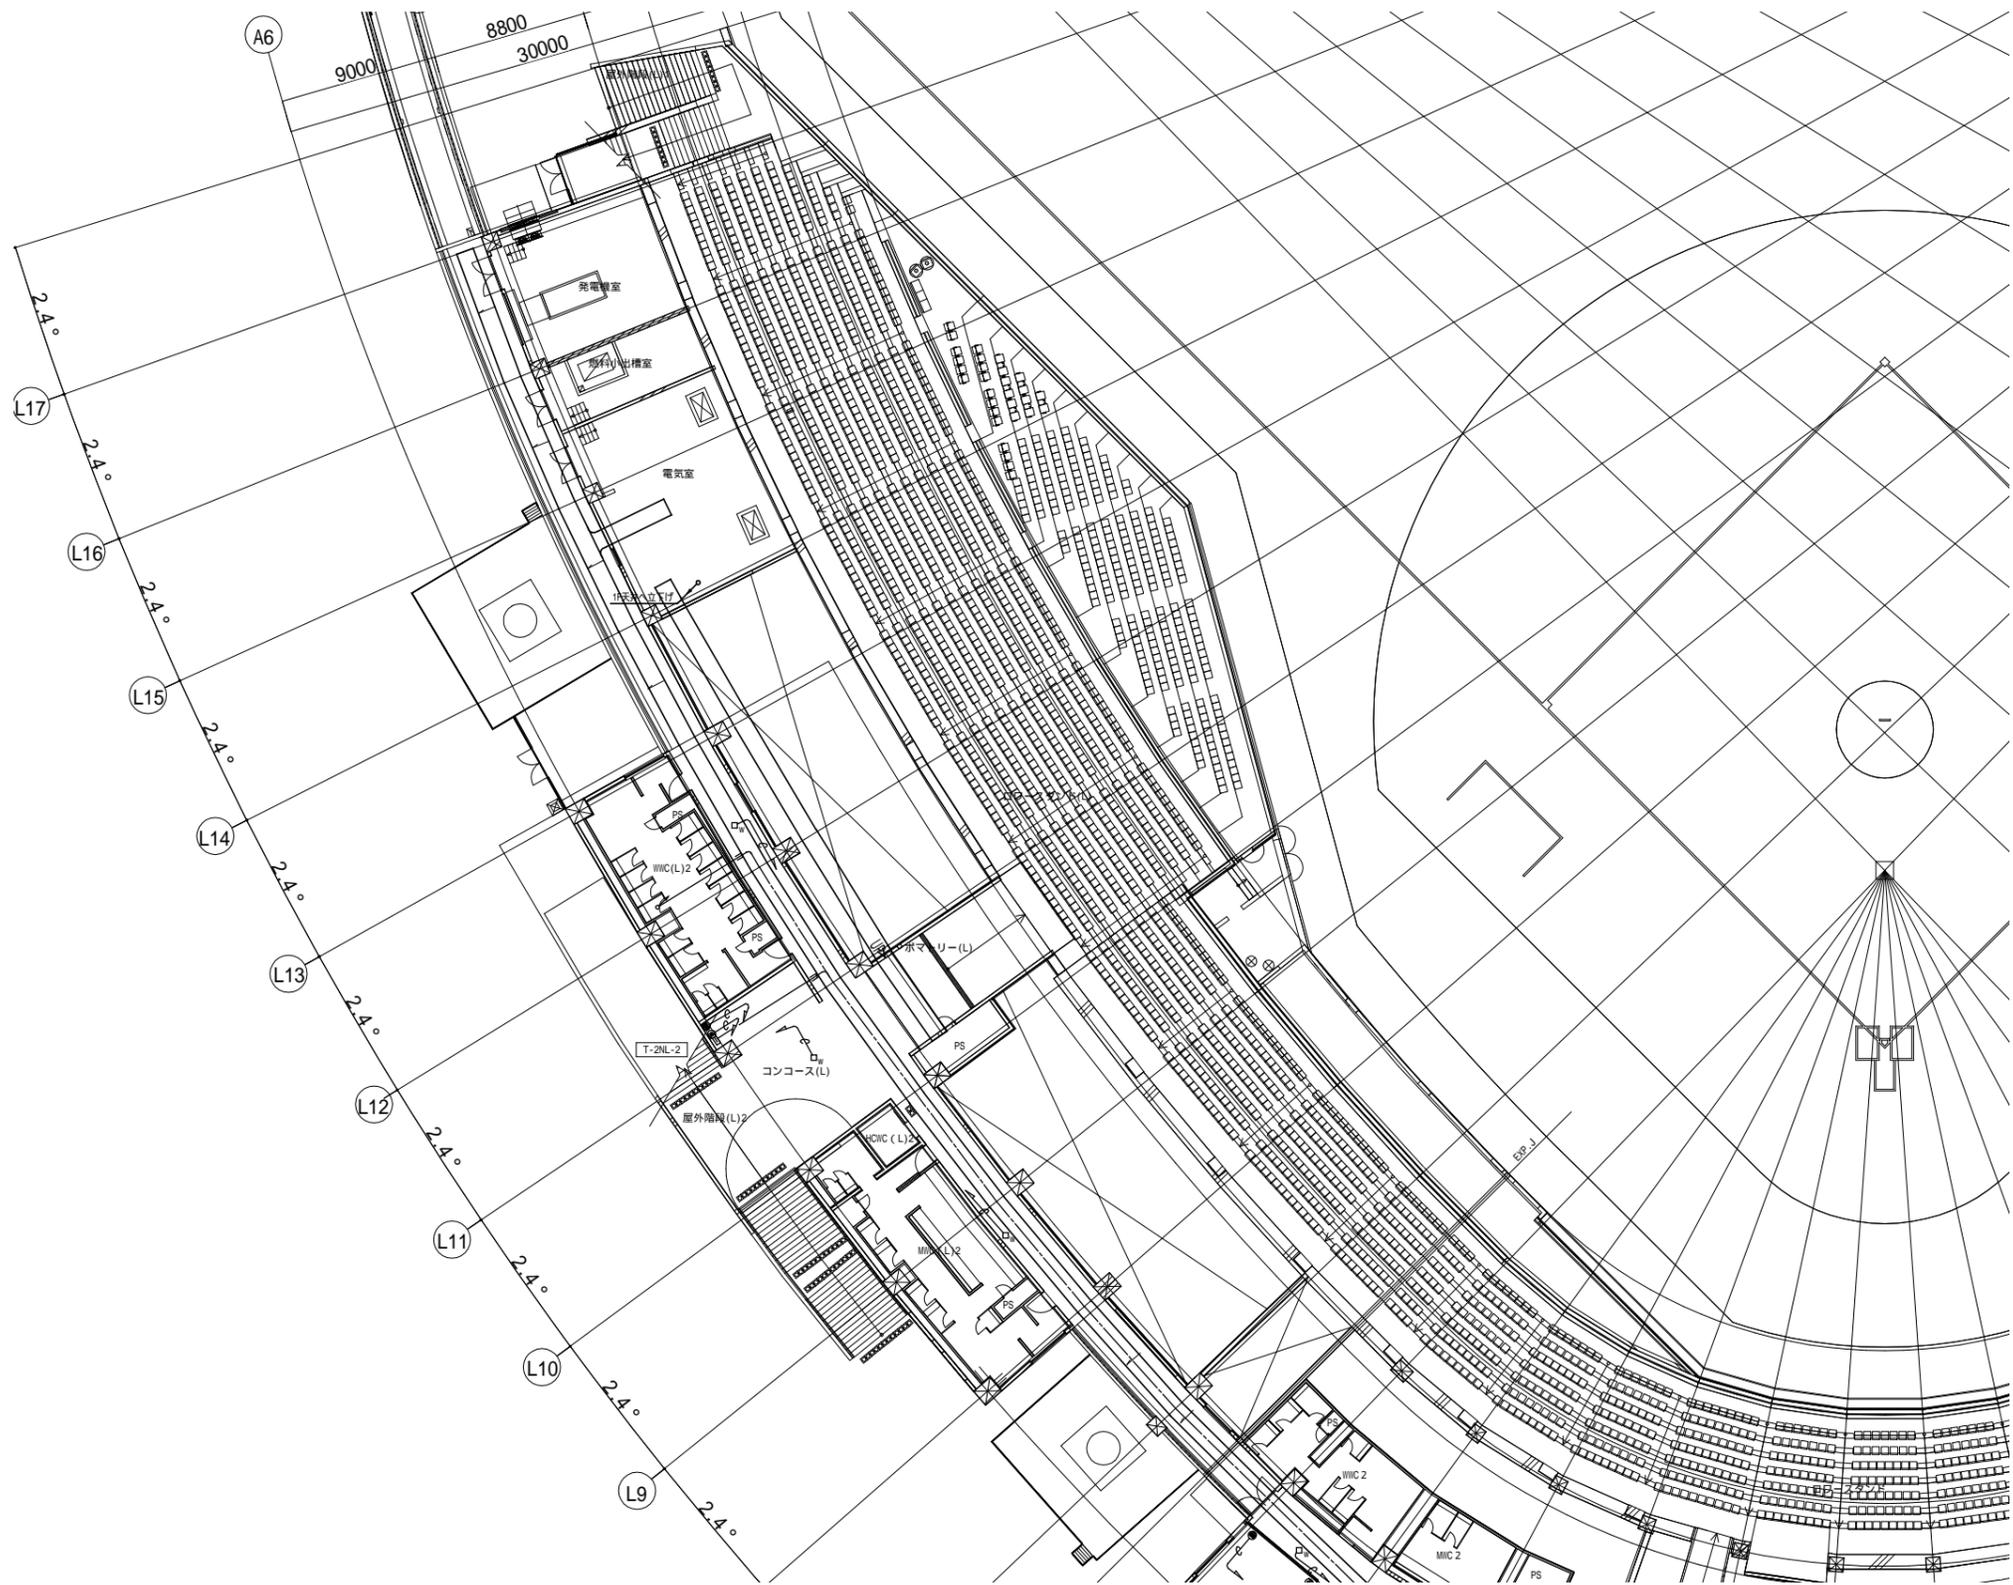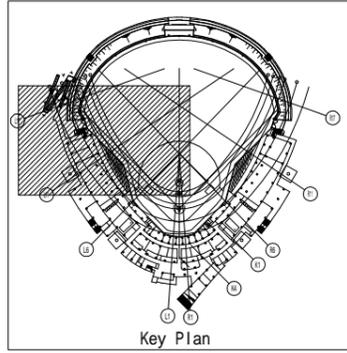



一般建築士 第286776号 渡邊 和幸	一般建築士 第384579号 浅山 明	設計者 西山 浩司	法適合確認欄 設備設計一般建築士 第6211号 浅山 明	検証者 寺田 庄作	設計番号 17992	特記	徳島県土整備部管轄課	工事名 徳島県鳴門総合運動公園 野球場改築工事のうち電気工事 図面名 構内交換設備・構内情報通信網設備 2階平面図(1)	図面番号 E-081 縮尺 1 : 200(A1) 1 : 400(A3)	AZUSA SEKKEI Architects, Engineers & Consultants 株式会社 梓設計 関西支社 <small>一級建築士事務所登録 徳島県知事登録第11050号</small>	株式会社 宮建築設計 MIYA Architect's Office <small>一級建築士事務所登録 徳島県知事登録第11050号</small>
----------------------------	---------------------------	--------------	---------------------------------------	--------------	---------------	----	------------	---	---	--	---

 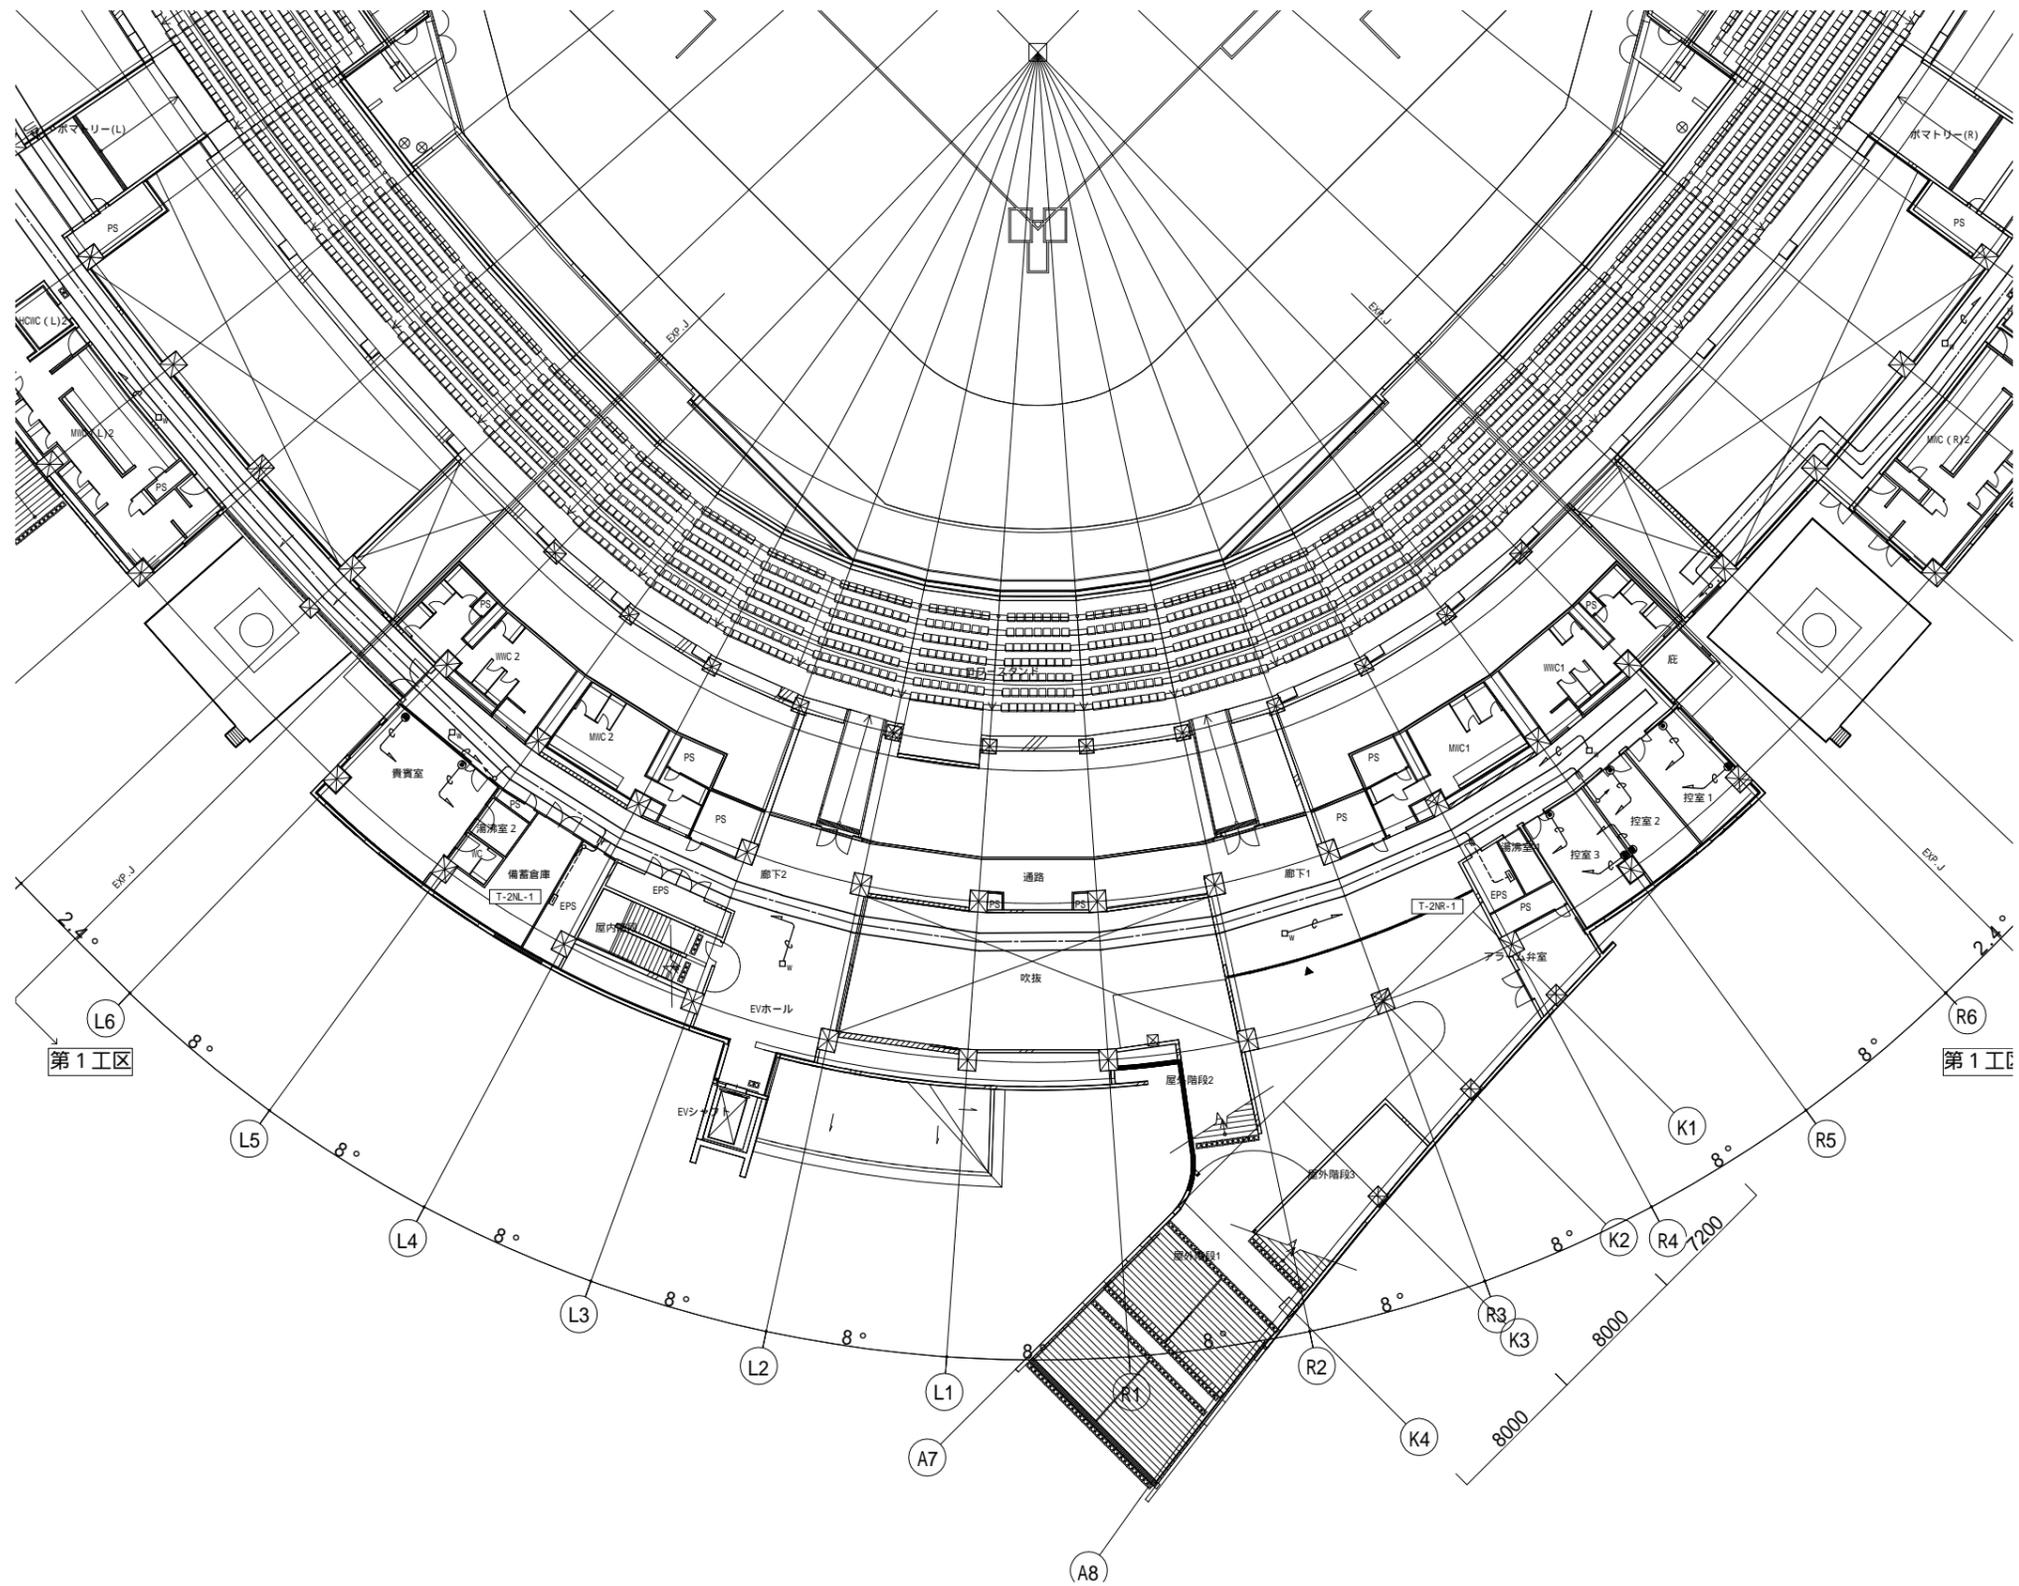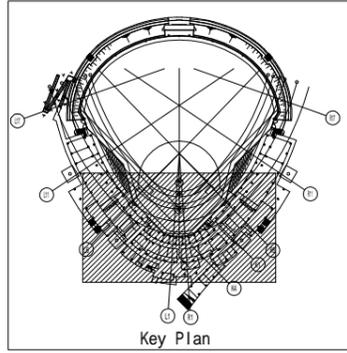




一般建築士 第286776号 渡邊 和泰	一般建築士 第384579号 浅山 明	設計者 西山 浩司	法適合確認 第6211号 浅山 明	検証者 寺田 庄作	設計番号 17992	特記	徳島県土整備部管轄課	工事名 徳島県鳴門総合運動公園 野球場改築工事のうち電気工事 図面名 構内交換設備・構内情報通信網設備 2階平面図(2)	図面番号 E-082 縮尺 1 : 200(A1) 1 : 400(A3)	株式会社 宮建築設計 MIYA Architect's Office 株式会社 梓設計 関西支社 一級建築士事務所登録 徳島県建設業登録第11050号
----------------------------	---------------------------	--------------	-------------------------	--------------	---------------	----	------------	---	---	--

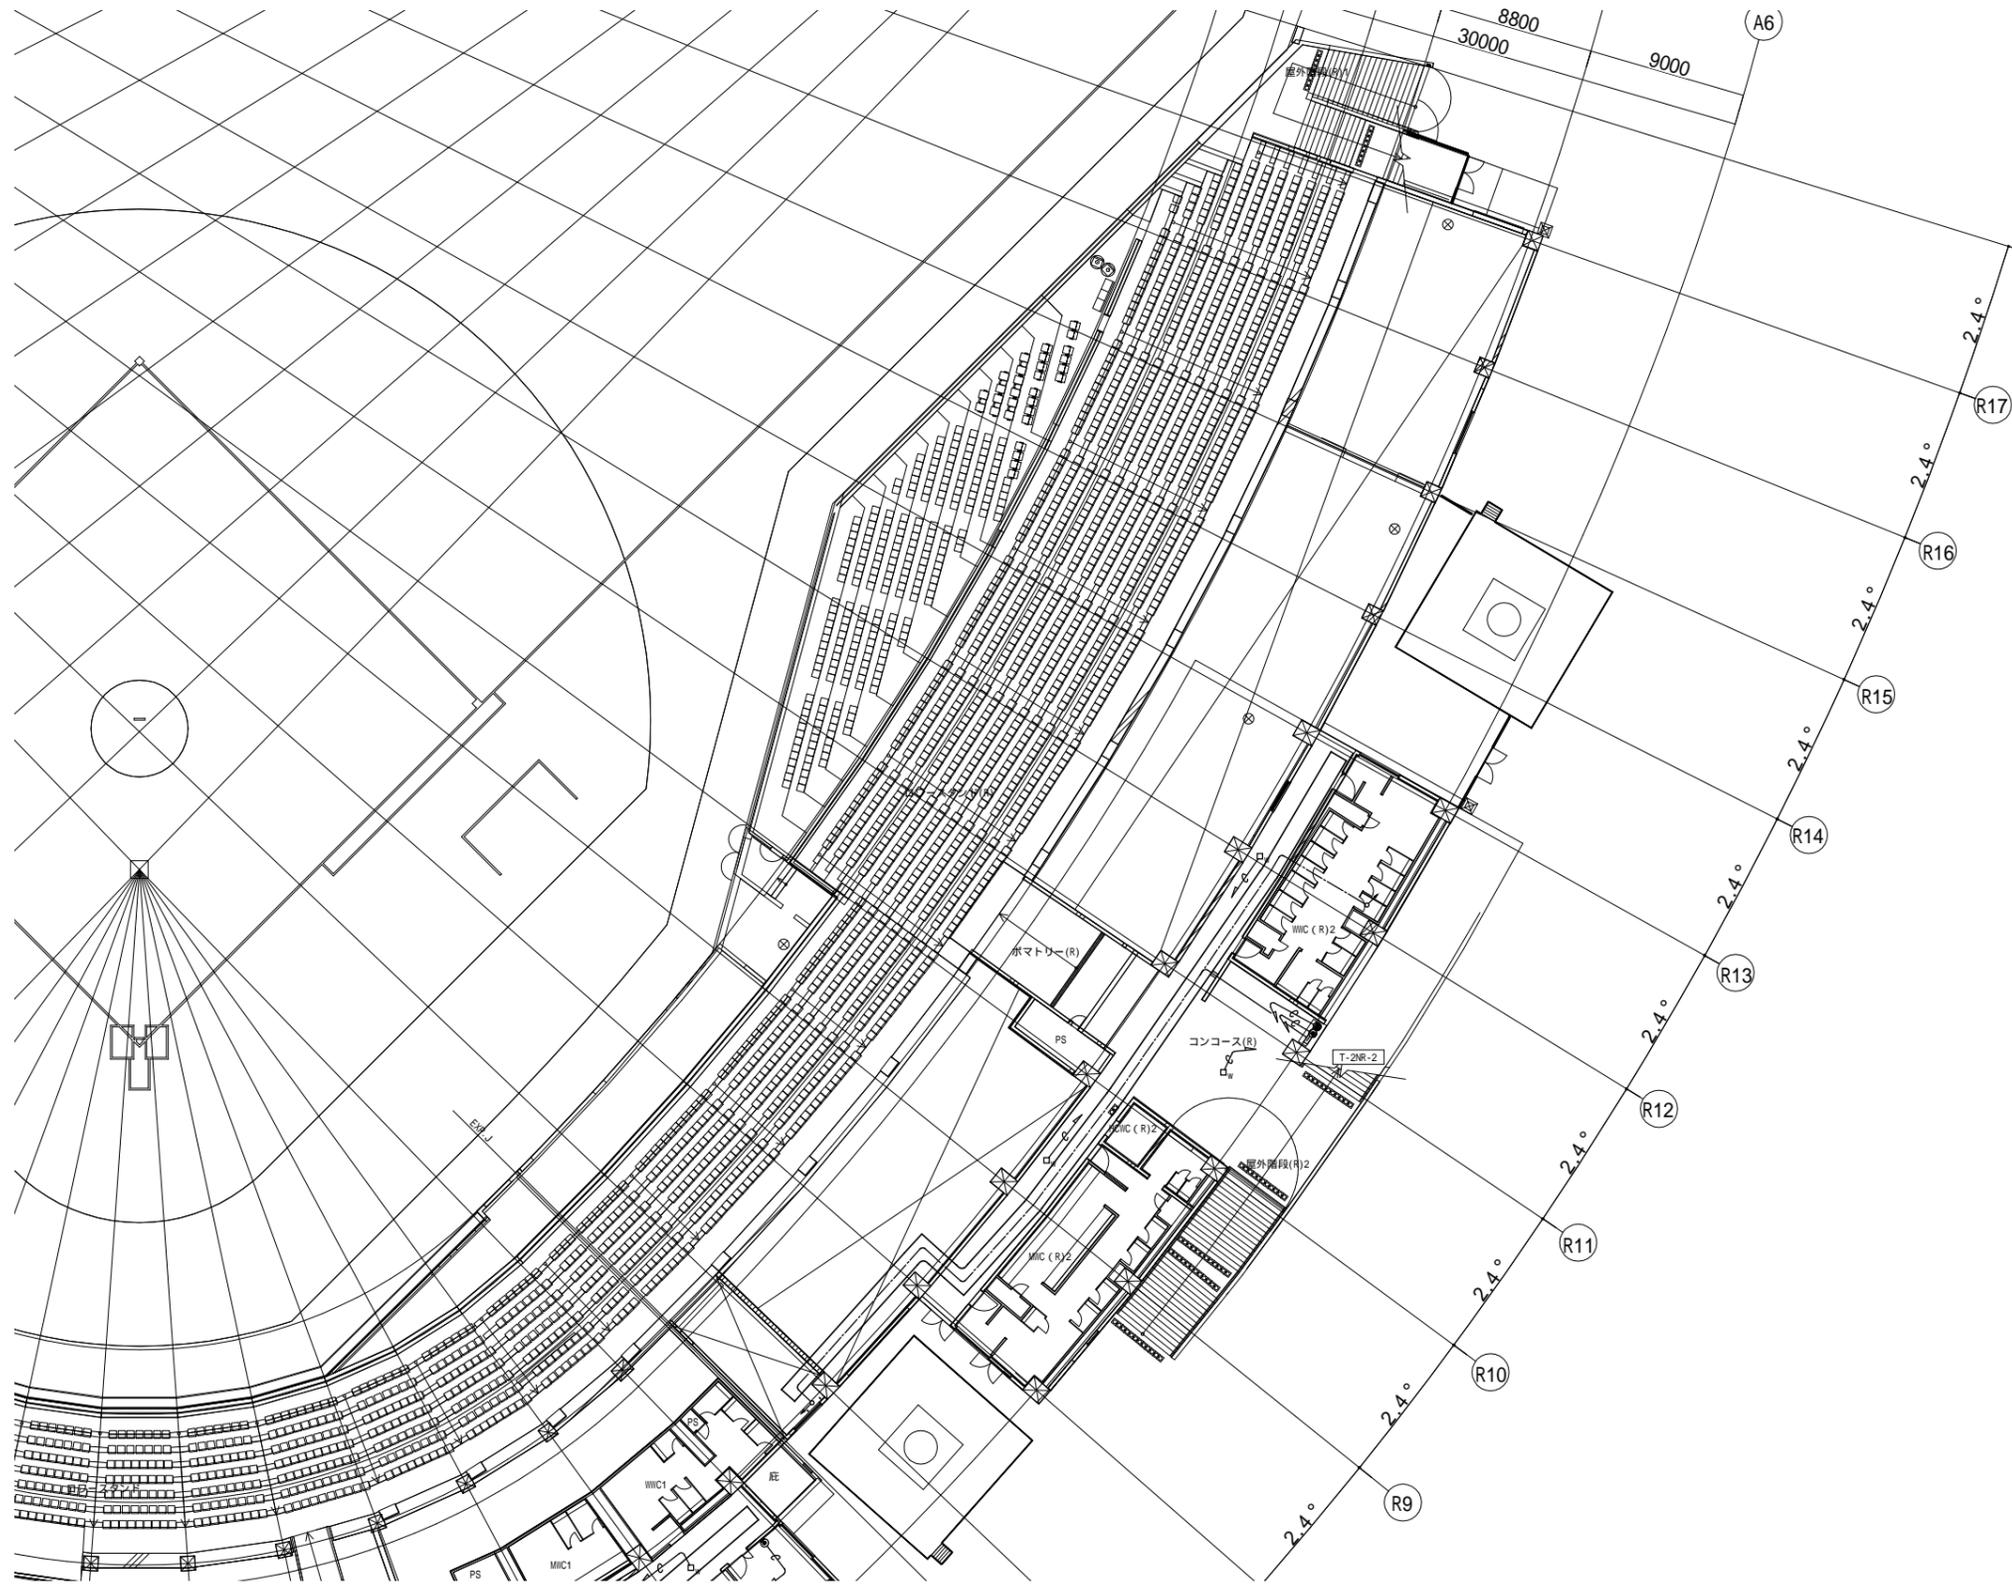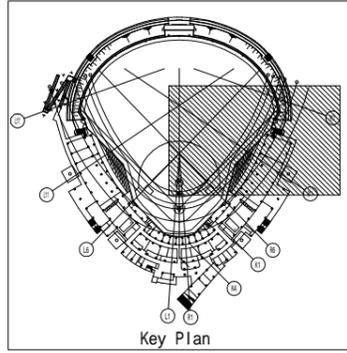



一般建築士 第286776号 渡邊 和泰	一般建築士 第384579号 浅山 明	設計者 西山 浩司	法適合確認 設備設計一般建築士 第6211号 浅山 明	検証者 寺田 庄作	設計番号 17992	特記	徳島県土整備部営繕課	工事名 徳島県鳴門総合運動公園 野球場改築工事のうち電気工事 図面名 構内交換設備・構内情報通信網設備 2階平面図 ( 3 )	図面番号 E-083 縮尺 1 : 200 (A1) 1 : 400 (A3)	AZUSA SEKKEI Architects, Engineers & Consultants 株式会社 梓設計 関西支社 <small>〒650-0001 大阪府大阪市東区東 1-1-1</small>	株式会社 宮建築設計 MIYA Architect's Office <small>〒650-0001 大阪府大阪市東区東 1-1-1</small>
----------------------------	---------------------------	--------------	--------------------------------------	--------------	---------------	----	------------	--	---	--	---

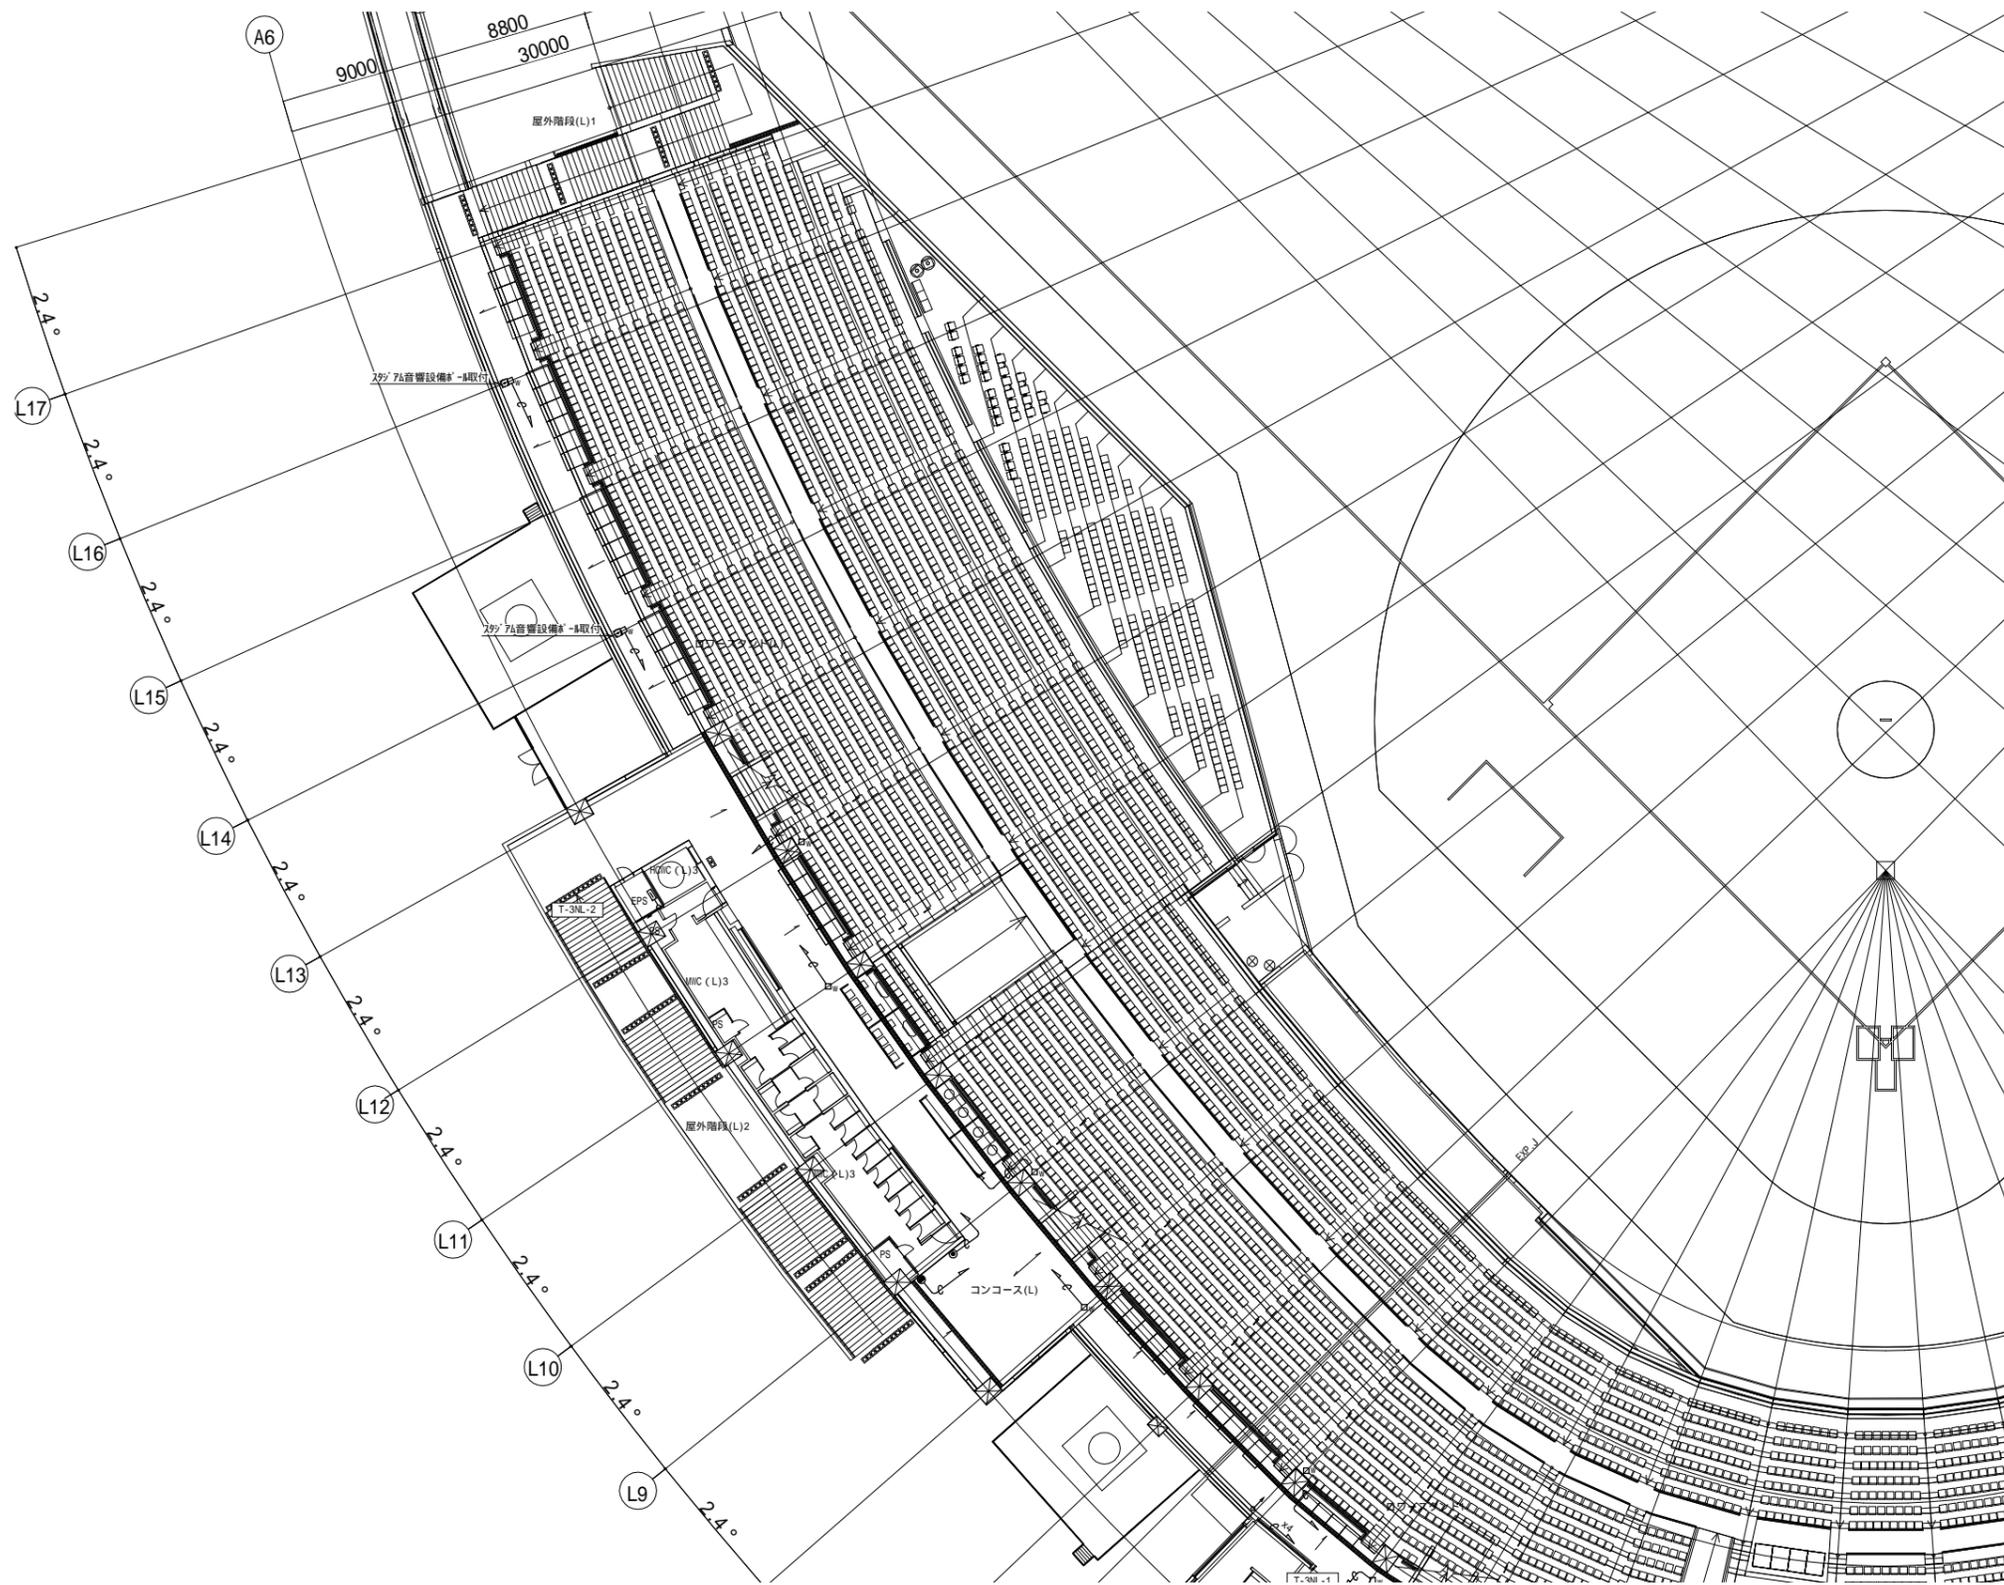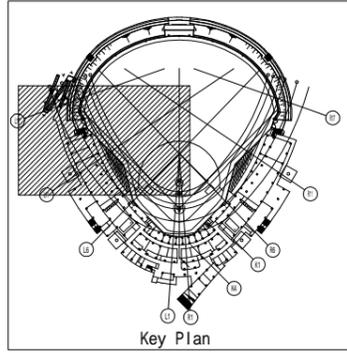

設計者		法適合確認		検証者		設計番号		特記		図面番号		AZUSA SEKKEI		株式会社 宮建築設計	
一級建築士 第286776号 渡邊 和幸	一級建築士 第384579号 浅山 明	法適合確認 第6211号 浅山 明	一級建築士 第6211号 浅山 明	検証者 寺田 庄作	設計番号 17992	特記	徳島県土整備部管轄課	工事名 徳島県鳴門総合運動公園 野球場改築工事のうち電気工事	図面名 構内交換設備・構内情報通信網設備 3階平面図(1)	図面番号 E-084	縮尺 1:200(A1) 1:400(A3)	株式会社 梓設計 関西支社 〒650-0023 大阪府大阪市東淀川区西淀川1-1-14		MIYA Architect's Office 一級建築士事務所登録 徳島県登録第11050号	

 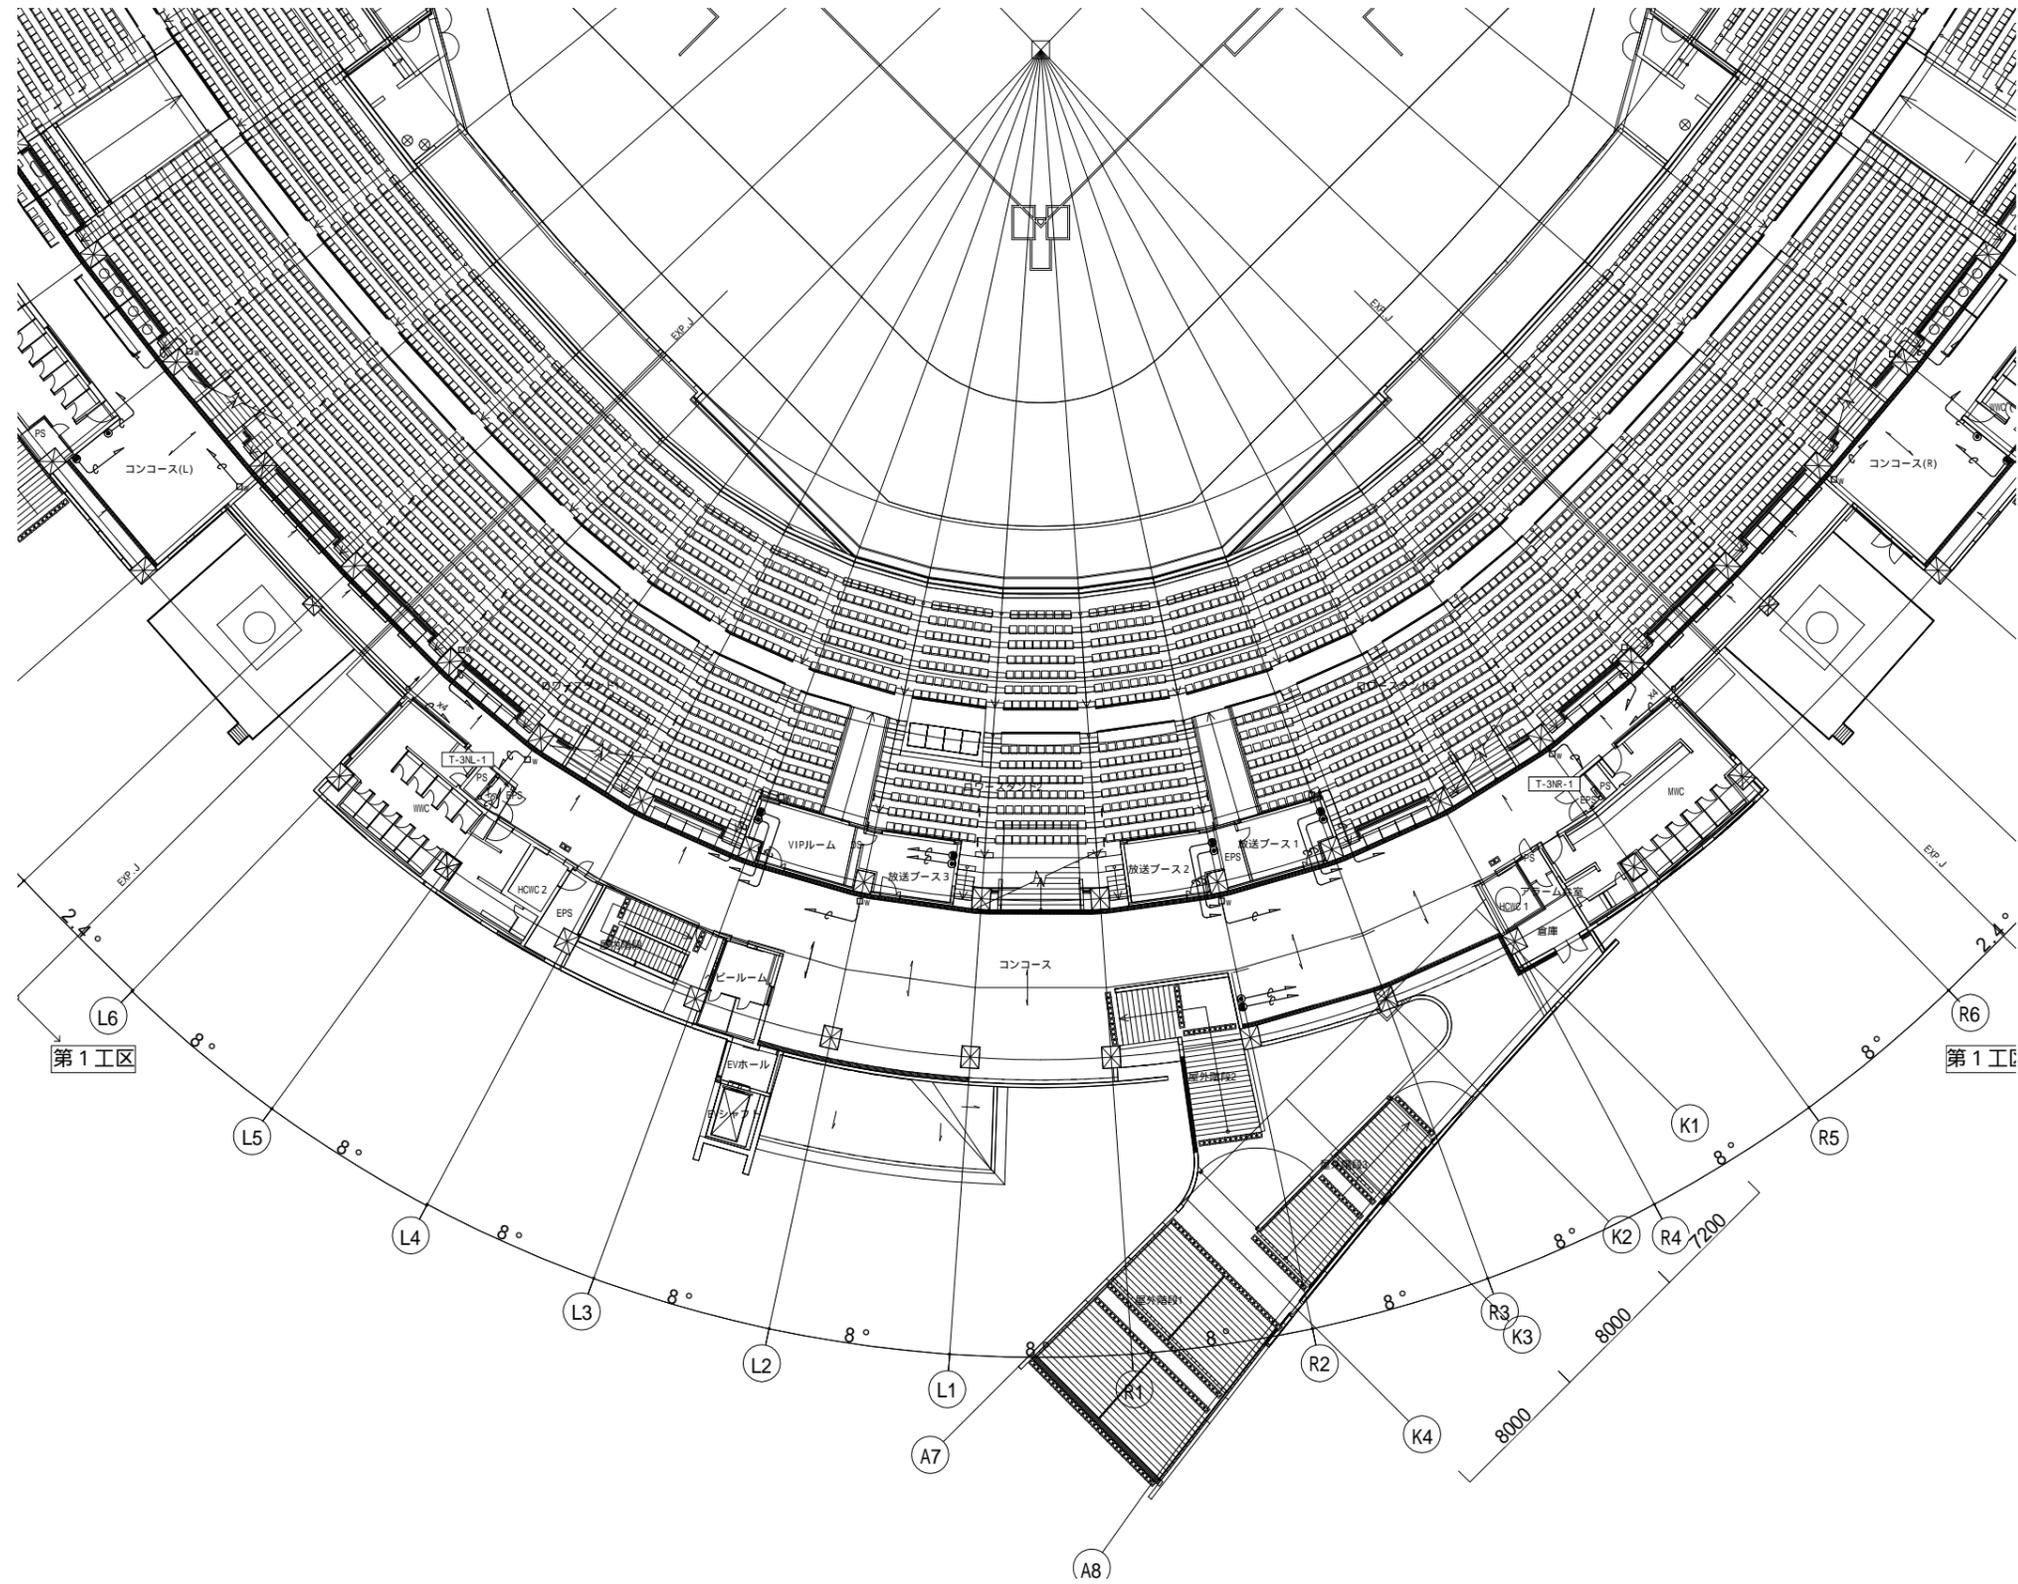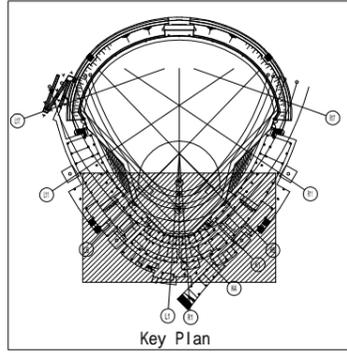

一般建築士 第286776号 渡邊 和泰	一般建築士 第384579号 浅山 明	設計者 西山 浩司	法適合確認 設備設計一般建築士 第6211号 浅山 明	検証者 寺田 庄作	設計番号 17992	特記	徳島県土整備部管轄課	工事名 徳島県鳴門総合運動公園 野球場改築工事のうち電気工事 図面名 構内交換設備・構内情報通信網設備 3階平面図(2)	図面番号 E-085 縮尺 1 : 200(A1) 1 : 400(A3)	AZUSA SEKKEI Architects, Engineers & Consultants 株式会社 梓設計 関西支社 <small>一級建築士事務所登録 徳島県建設業第11050号</small>	株式会社 宮建築設計 MIYA Architect's Office <small>一級建築士事務所登録 徳島県建設業第11050号</small>
----------------------------	---------------------------	--------------	--------------------------------------	--------------	---------------	----	------------	---	---	---	--


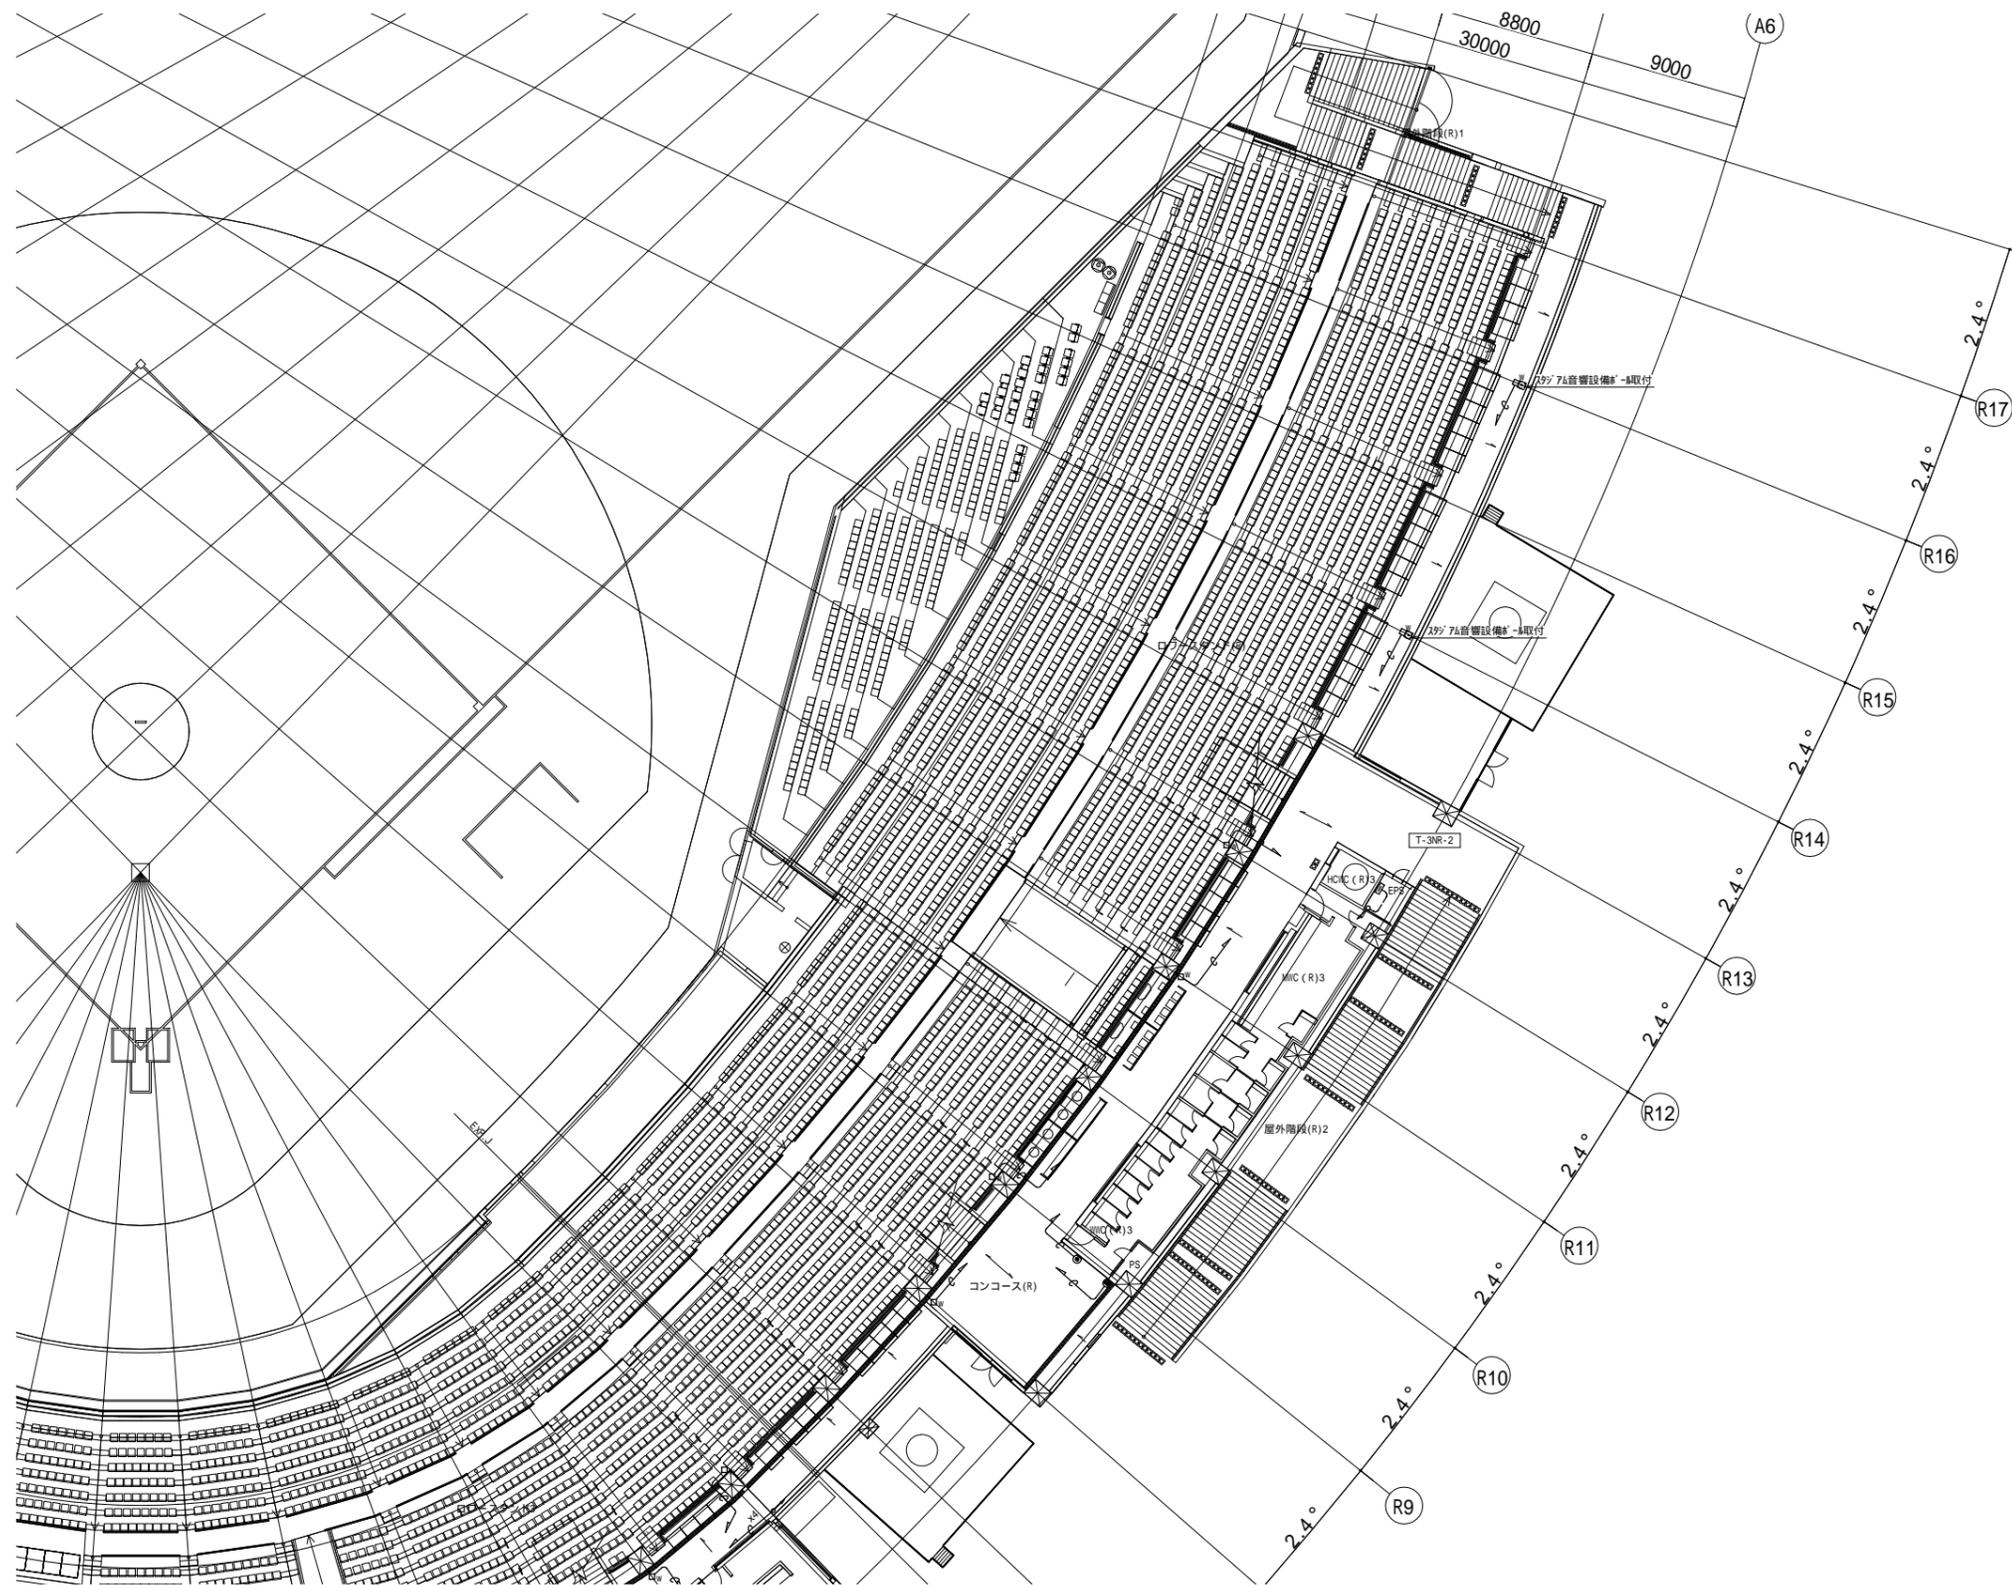
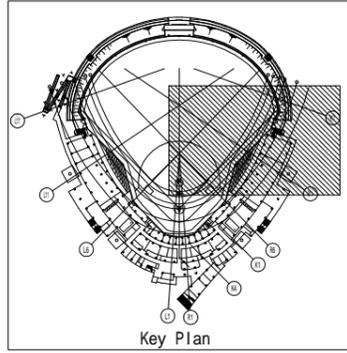


設計者		法適合確認	検証者	設計番号	特記
一級建築士 第286776号 渡邊 和幸	一級建築士 第384579号 浅山 明	設備設計一級建築士 第6211号 浅山 明	寺田 庄作	17992	



徳島県土整備部営繕課	工事名 徳島県鳴門総合運動公園 野球場改築工事のうち電気工事
	図面名 構内交換設備・構内情報通信網設備 3階平面図(3)

図面番号	E-086
縮尺	1 : 200(A1) 1 : 400(A3)






 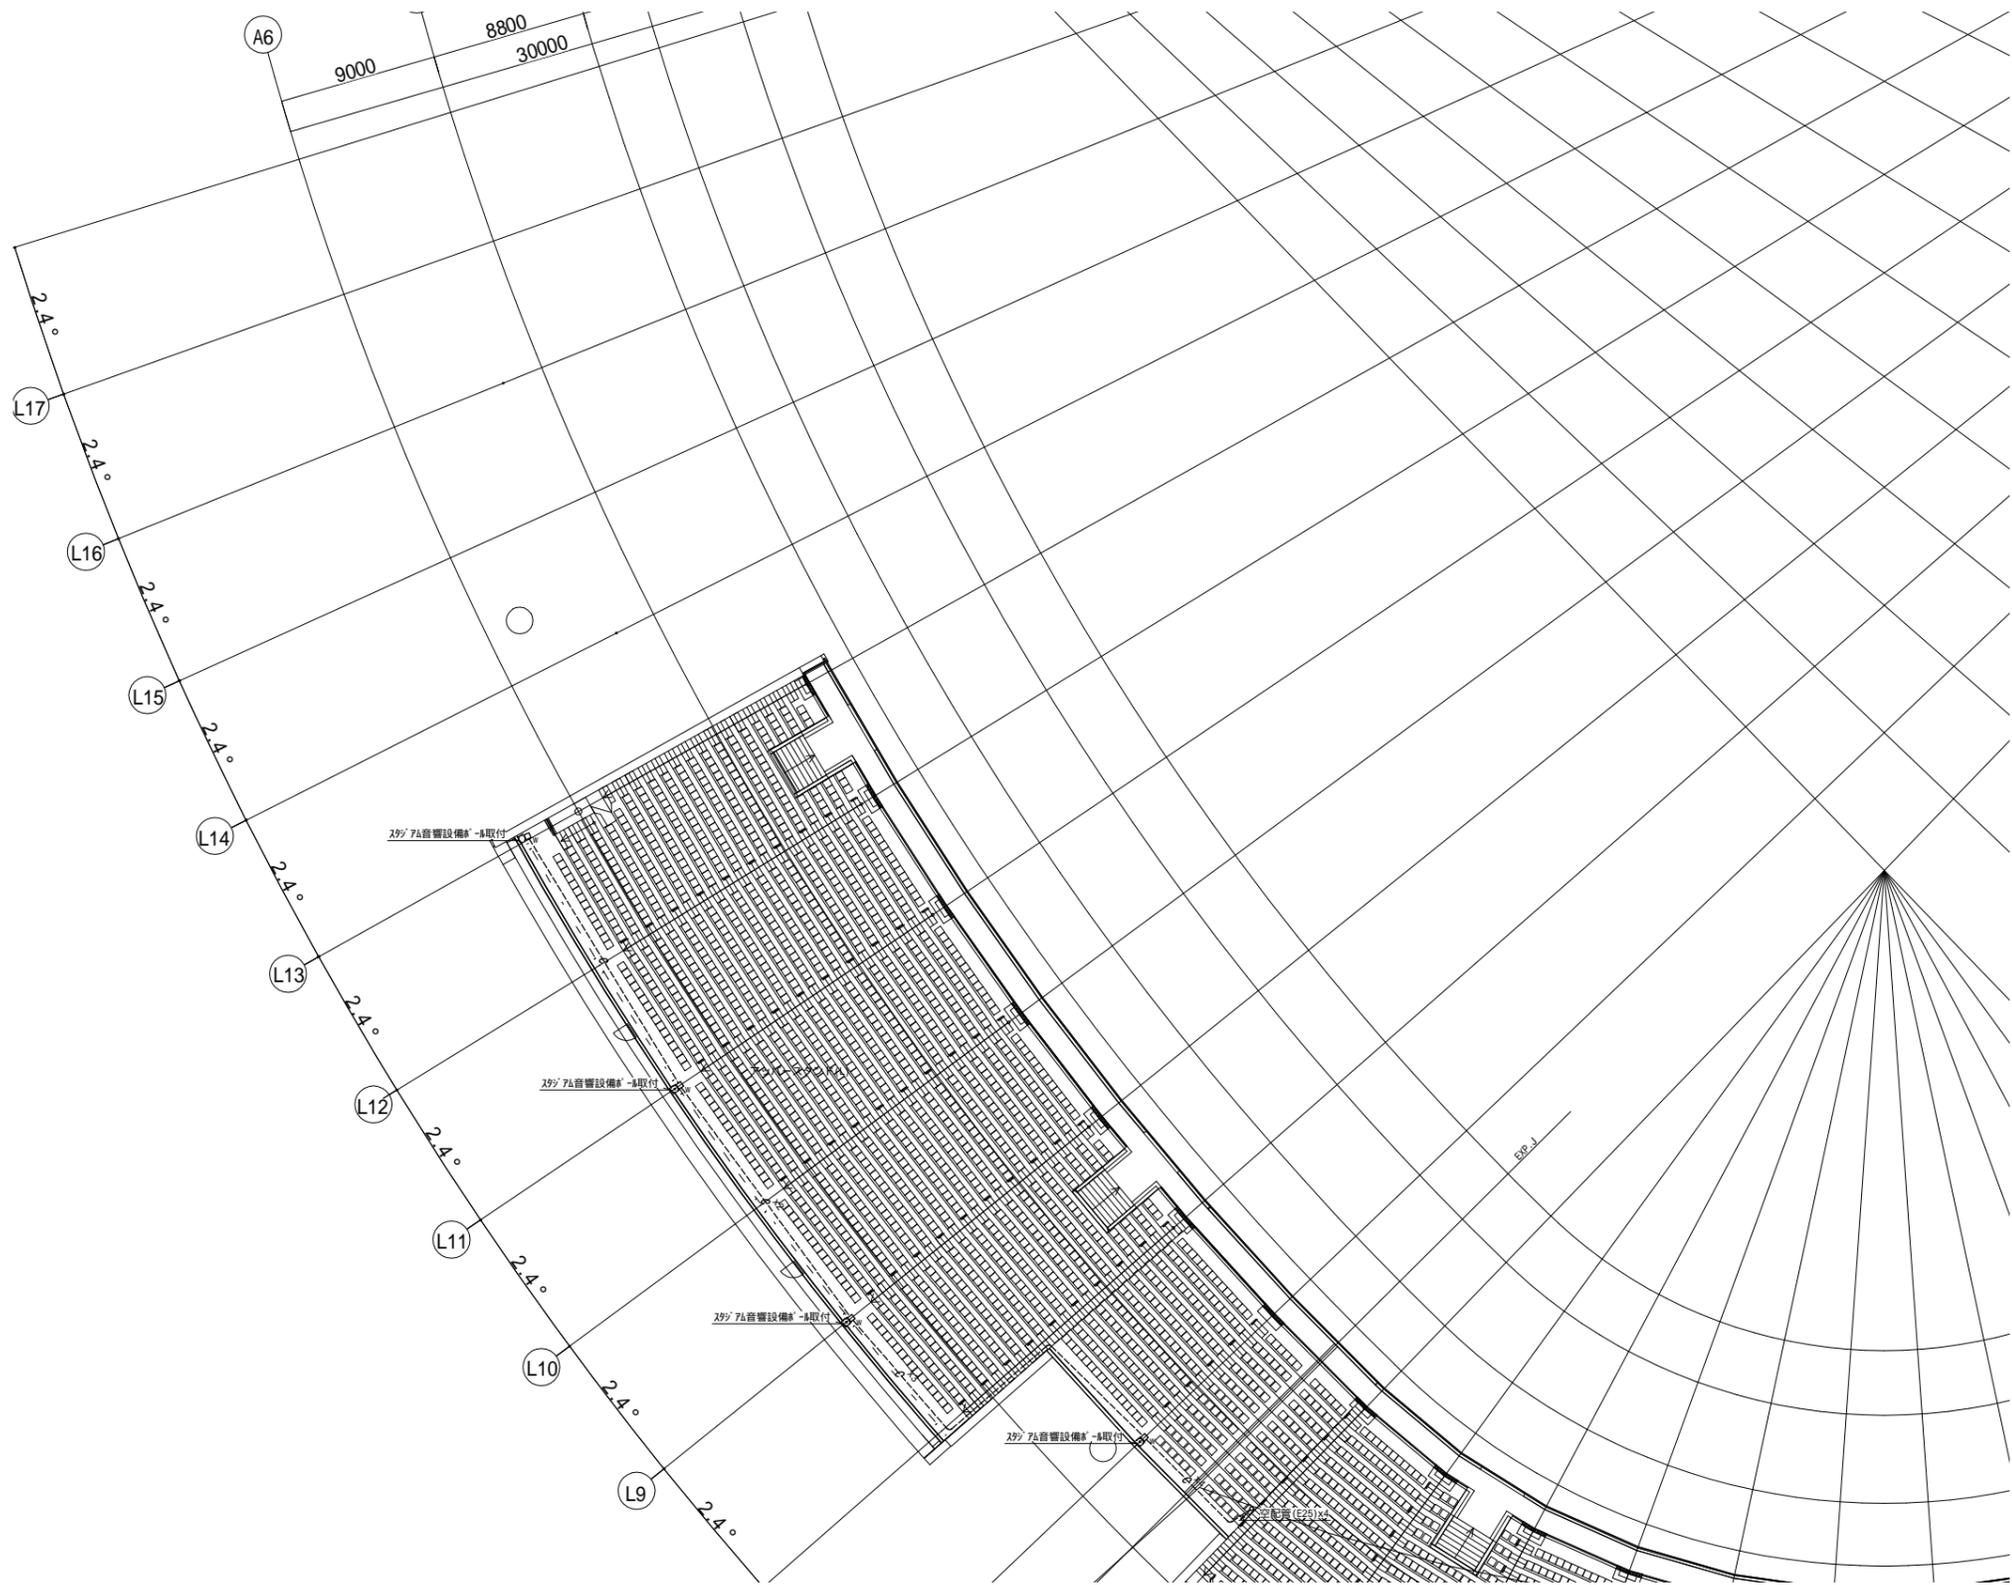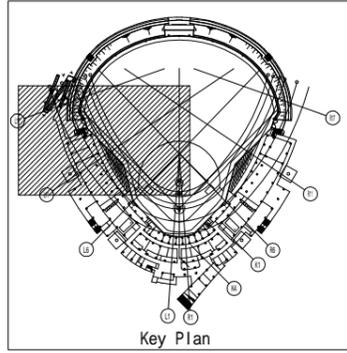

一般建築士 第286776号 渡邊 和泰	一般建築士 第384579号 浅山 明	設計者 西山 浩司	法適合確認欄 設備設計一般建築士 第6211号 浅山 明	検証者 寺田 庄作	設計番号 17992	特記	徳島県土整備部営繕課	工事名 徳島県鳴門総合運動公園 野球場改築工事のうち電気工事 図面名 構内交換設備・構内情報通信網設備 4階平面図(1)	図面番号 E-087 縮尺 1 : 200(A1) 1 : 400(A3)	AZUSA SEKKEI Architects, Engineers & Consultants 株式会社 梓設計 関西支社 <small>一級建築士事務所登録 徳島県知事登録第11050号</small>	株式会社 宮建築設計 MIYA Architect's Office <small>一級建築士事務所登録 徳島県知事登録第11050号</small>
----------------------------	---------------------------	--------------	---------------------------------------	--------------	---------------	----	------------	---	---	--	---

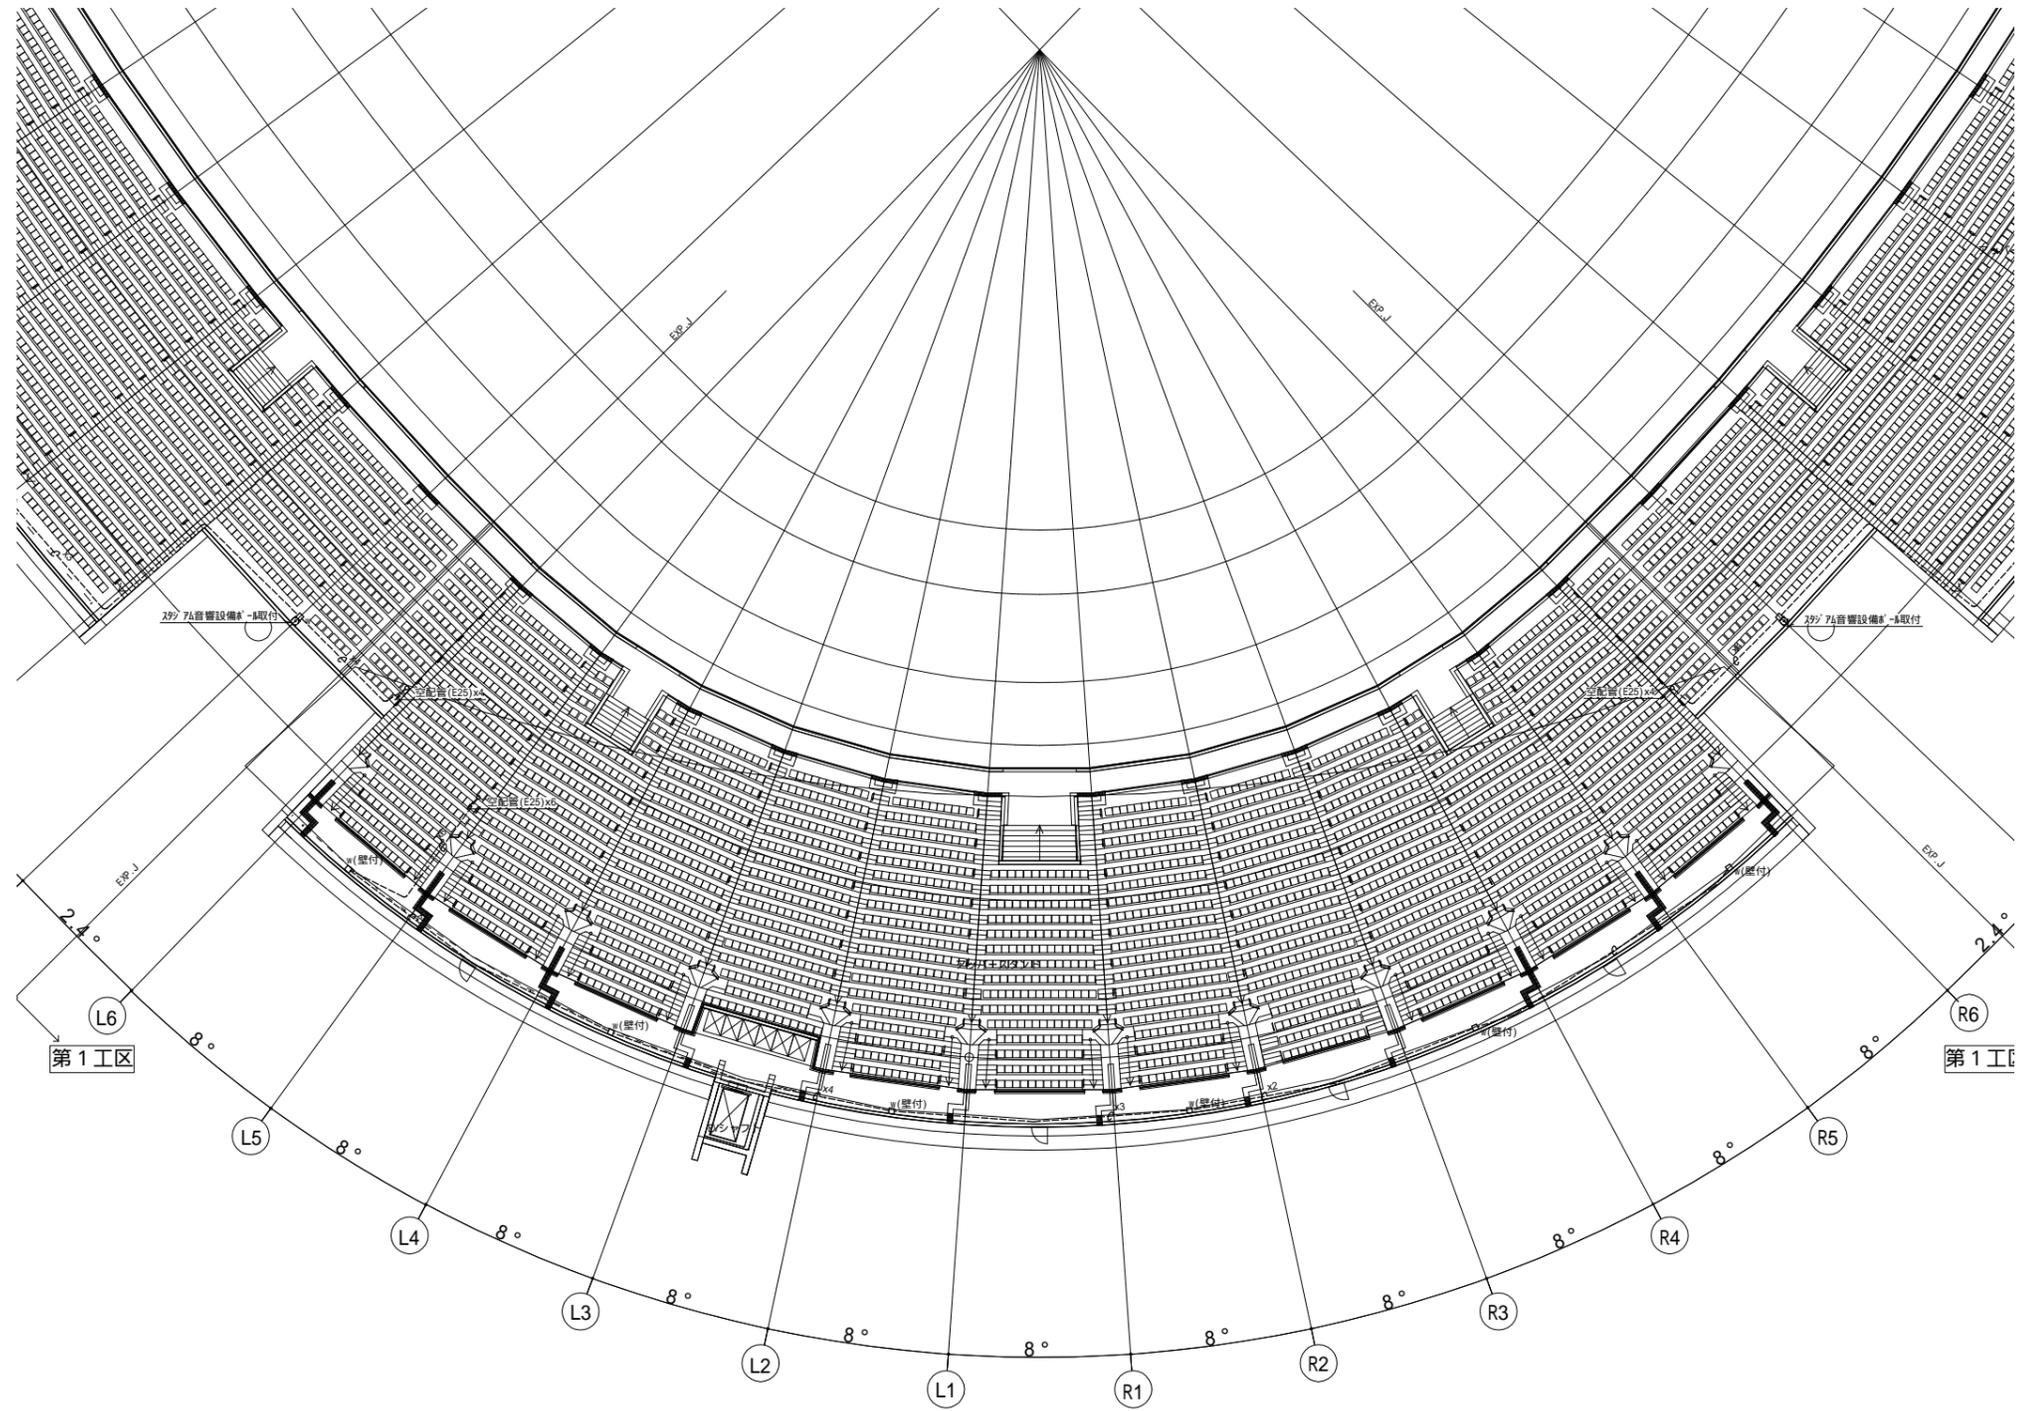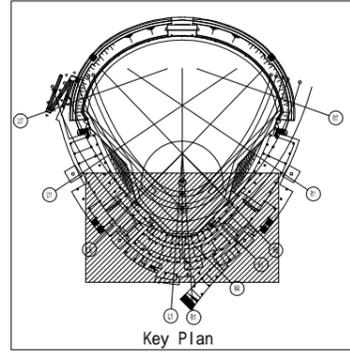

一般建築士 第286776号 渡邊 和泰	一般建築士 第384579号 浅山 明	設計者 西山 浩司	法適合確認欄 設備設計一般建築士 第6211号 浅山 明	検証者 寺田 庄作	設計番号 17992	特記	徳島県土整備部営繕課	工事名 徳島県鳴門総合運動公園 野球場改築工事のうち電気工事 図面名 構内交換設備・構内情報通信網設備 4階平面図(2)	図面番号 E-088 縮尺 1 : 200(A1) 1 : 400(A3)	AZUSA SEKKEI Architects, Engineers & Consultants 株式会社 梓設計 関西支社 <small>一級建築士事務所登録 徳島県建設業第11050号</small>	株式会社 宮建築設計 MIYA Architect's Office <small>一級建築士事務所登録 徳島県建設業第11050号</small>
----------------------------	---------------------------	--------------	---------------------------------------	--------------	---------------	----	------------	---	---	---	--

 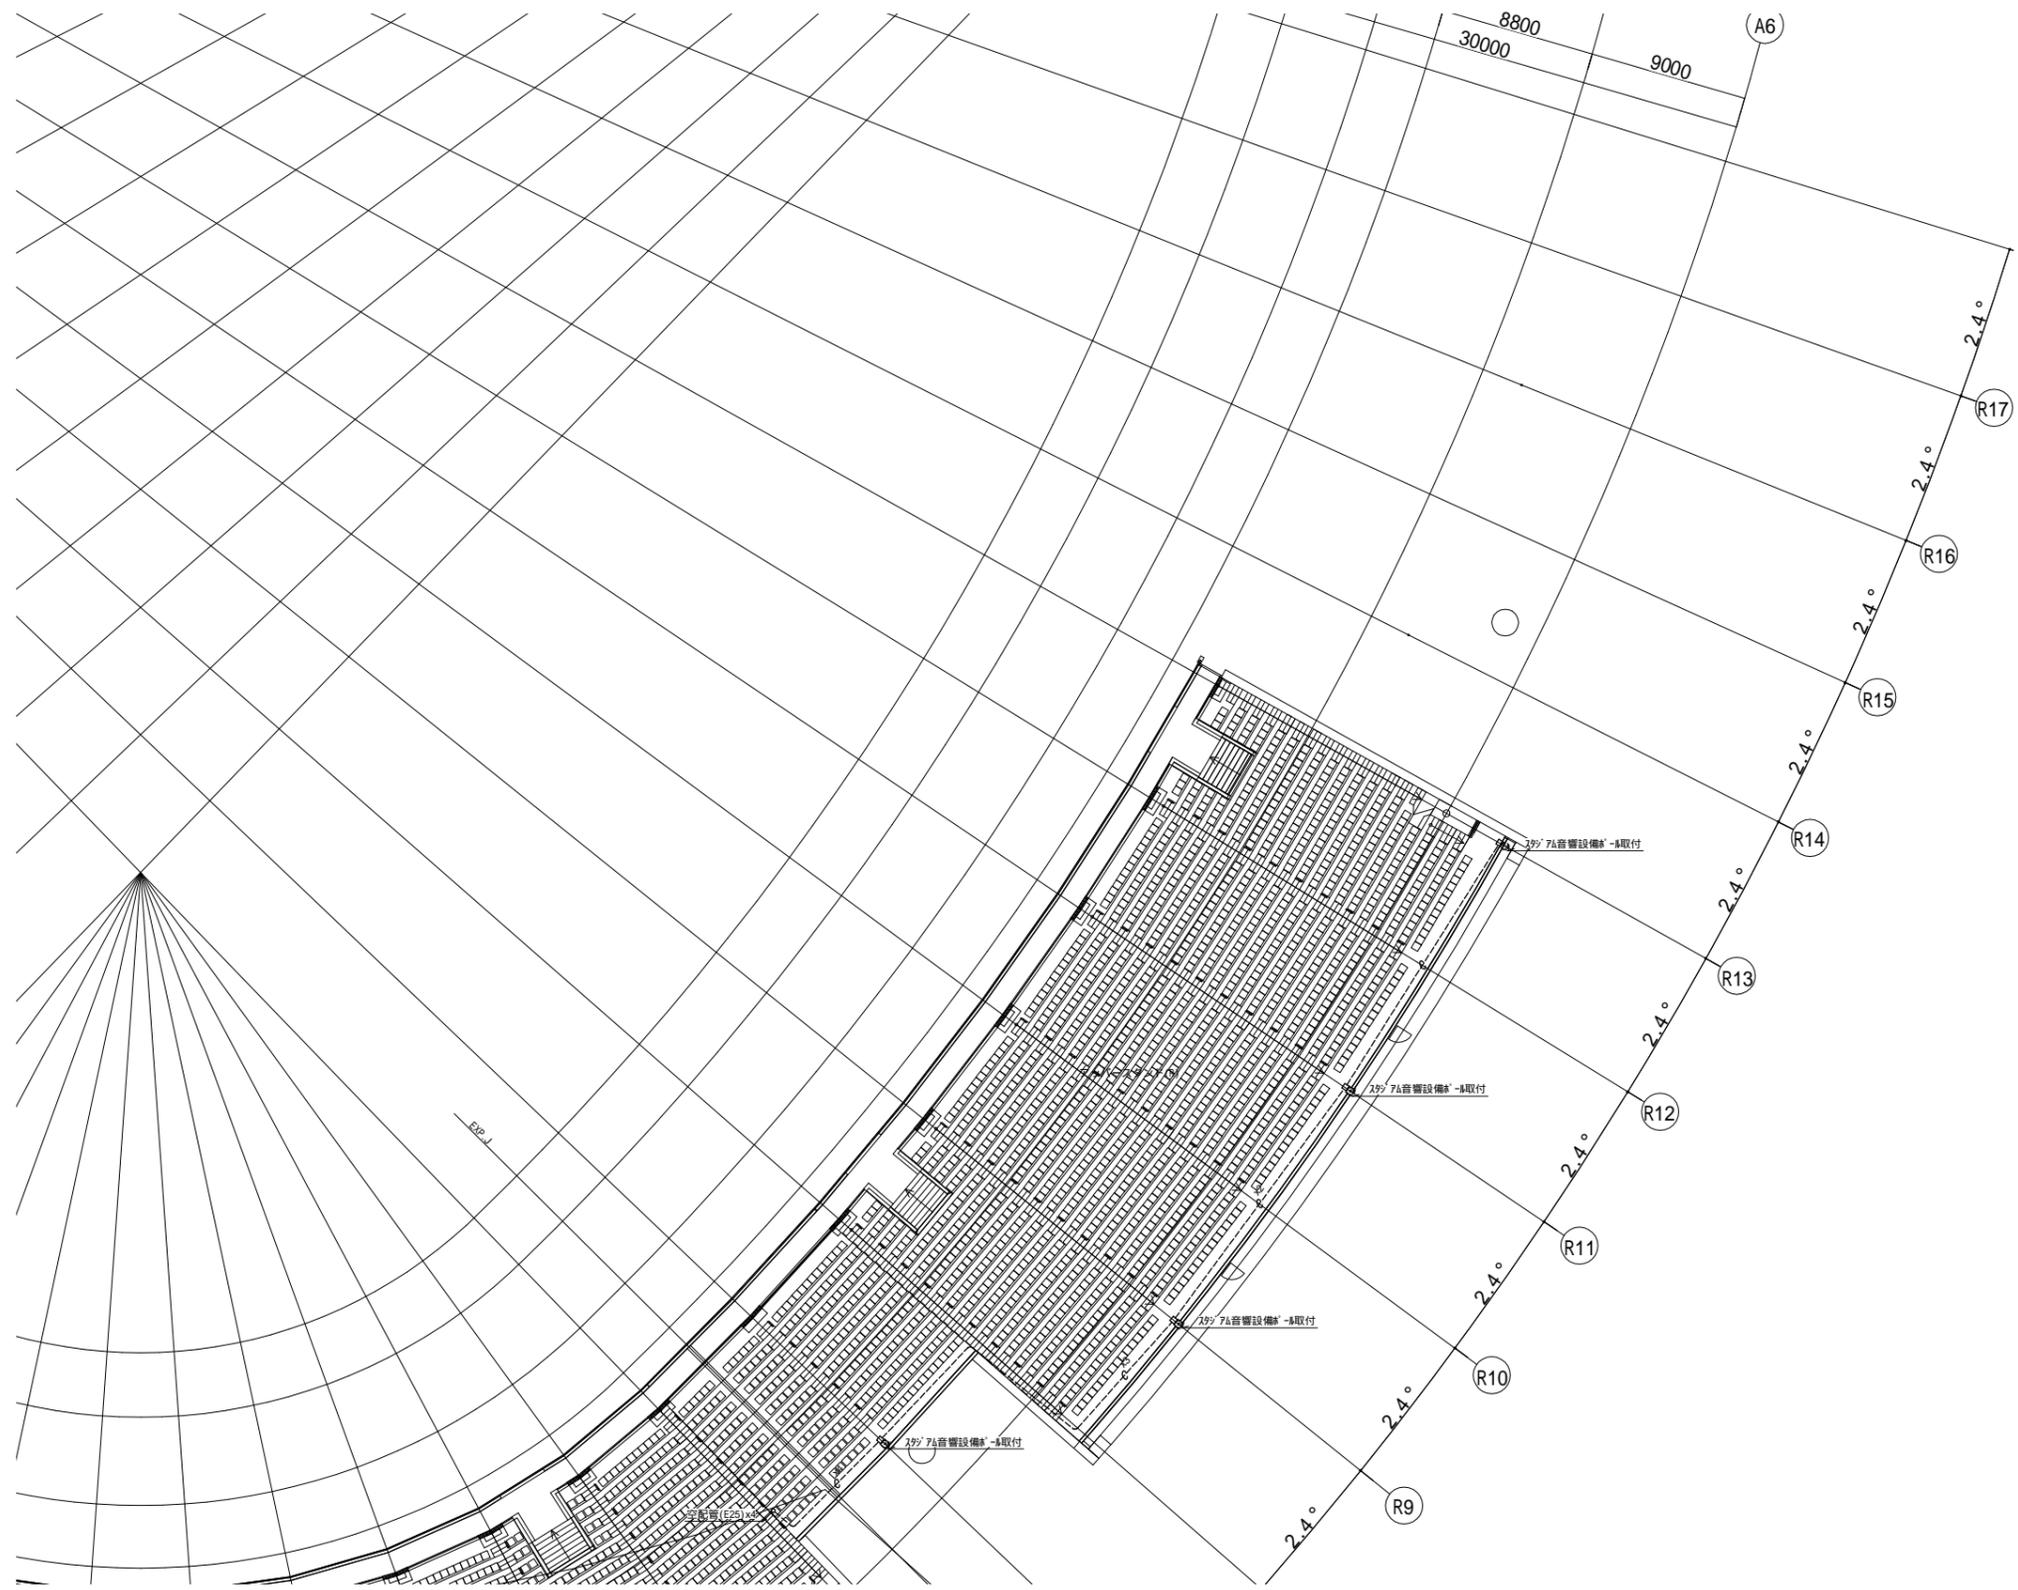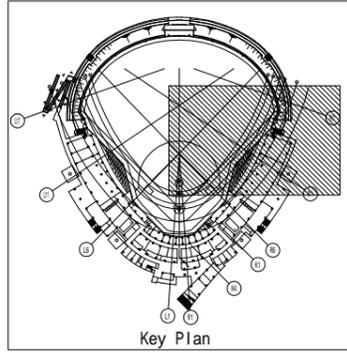

一般建築士 第286776号 渡邊 和幸	一般建築士 第384579号 浅山 明	設計者 西山 浩司	法適合確認欄 設備設計一般建築士 第6211号 浅山 明	検証者 寺田 庄作	設計番号 17992	特記	徳島県土整備部管轄課	工事名 徳島県鳴門総合運動公園 野球場改築工事のうち電気工事 図面名 構内交換設備・構内情報通信網設備 4階平面図(3)	図面番号 E-089 縮尺 1 : 200(A1) 1 : 400(A3)	AZUSA SEKKEI Architects, Engineers & Consultants 株式会社 梓設計 関西支社 〒650-0001 大阪府大阪市西区南堀江1-1-14	株式会社 宮建築設計 MIYA Architect's Office 〒650-0001 大阪府大阪市西区南堀江1-1-14
----------------------------	---------------------------	--------------	---------------------------------------	--------------	---------------	----	------------	---	---	---	--

凡例	記号	名称	備考
□	端子盤		
■	呼び出しボタン		
□	復旧ボタン		
○	表示灯		
□	呼出表示器		10窓
□	インターホン(親機)		
□	カメラ付インターホン(子機)		
⌚	親時計		
⌚	子時計		310壁掛型
⌚	子時計		300半埋込型
⌚	TV直列受信ユニット		1端子
□	機械室用エアコンBOX		
□	増幅器		CATV・SH-1
□	2分配器		SH-D2
□	4分配器		SH-D4
□	6分配器		SH-D6
□	8分配器		SH-D8
□	ハンドホール(既設)		
□	プルボックス		
□	つば付スリーブ		
□	立上げ、引下げ		
□	ケーブルラック		
□	防火区画貫通処理		国土交通大臣認定

注記

1. 特記なき配管配線は下記による。

(1) 誘導支援設備

- EM-AE0.9-2C (PF16)
- EM-AE0.9-3C (PF16)

(2) 時刻表示設備

- EM-AE1.2-2C (PF16)
- EM-AE1.2-2C (PF16)

(3) TV共同受信設備

- EM-S-5C-FB (PF16)
- EM-S-5C-FB (PF16)





(4) 機械室設備

- 空配管 (PF16)xn
- 空配管 (E19)xn

2. 特記なき「材」のサイズは200x200x100とし、その他は下記の通りとする。

□: 1H: (Hx100) x (Dx100) x (Hx100) (IP: 屋外形SUS製)


TV共同受信設備端子盤内結線図

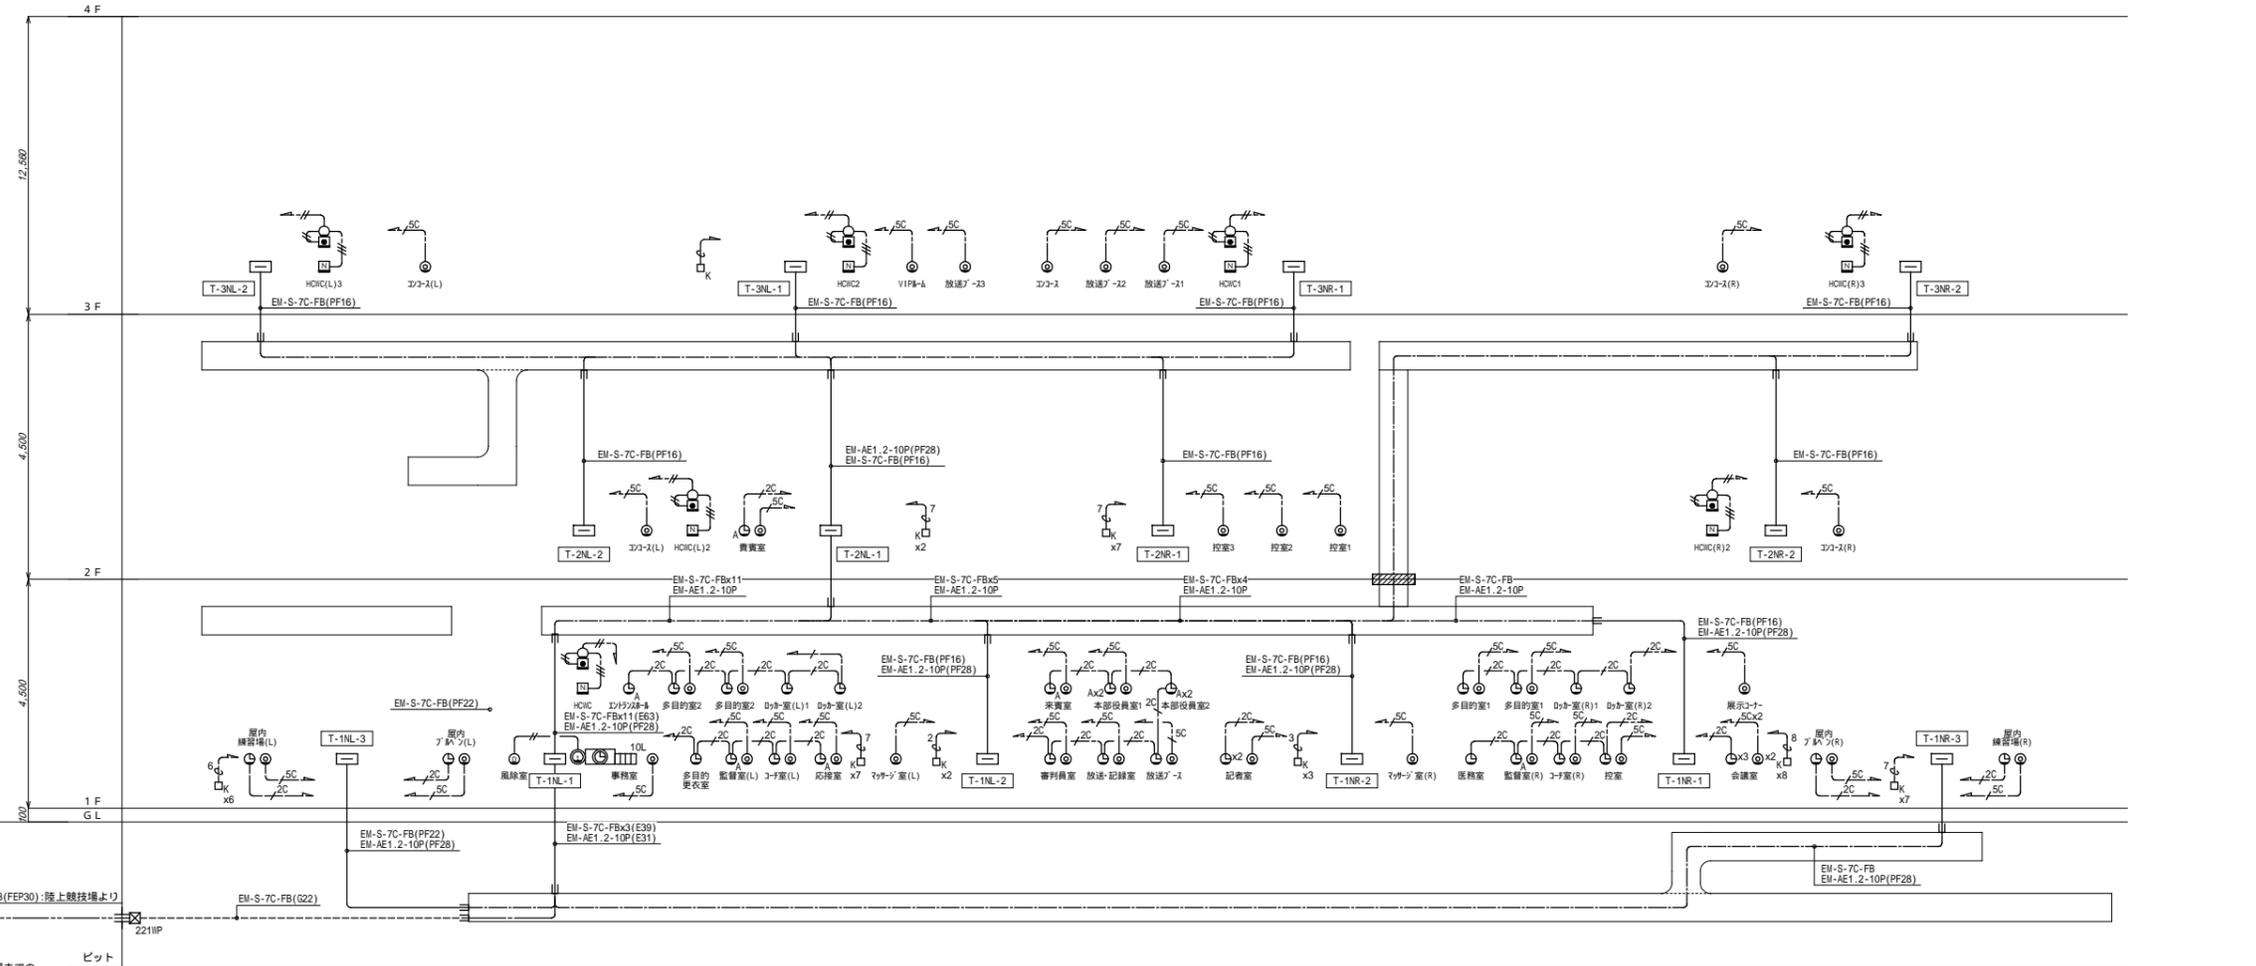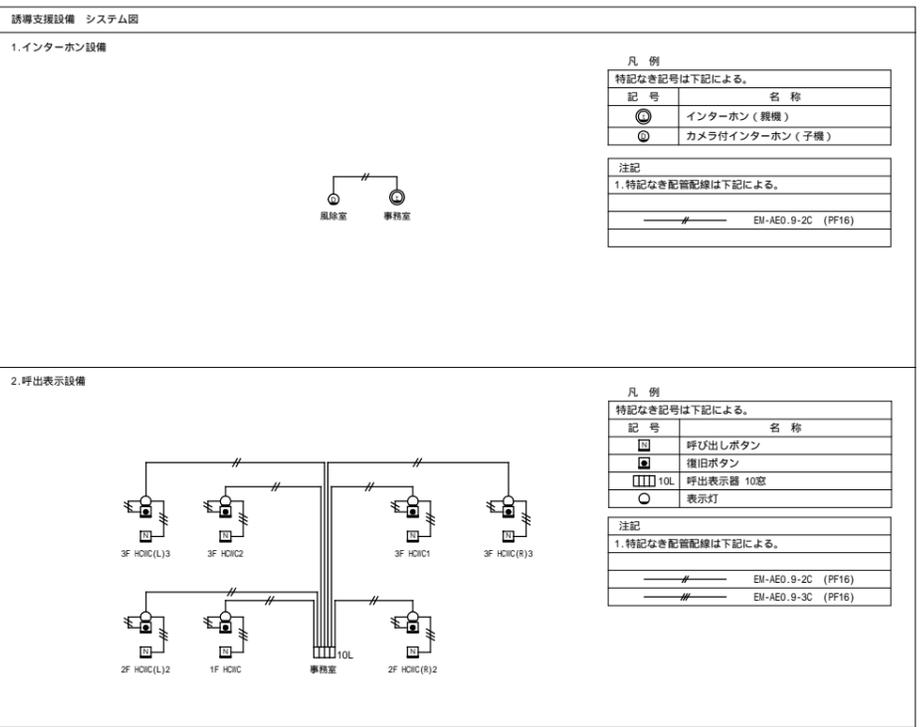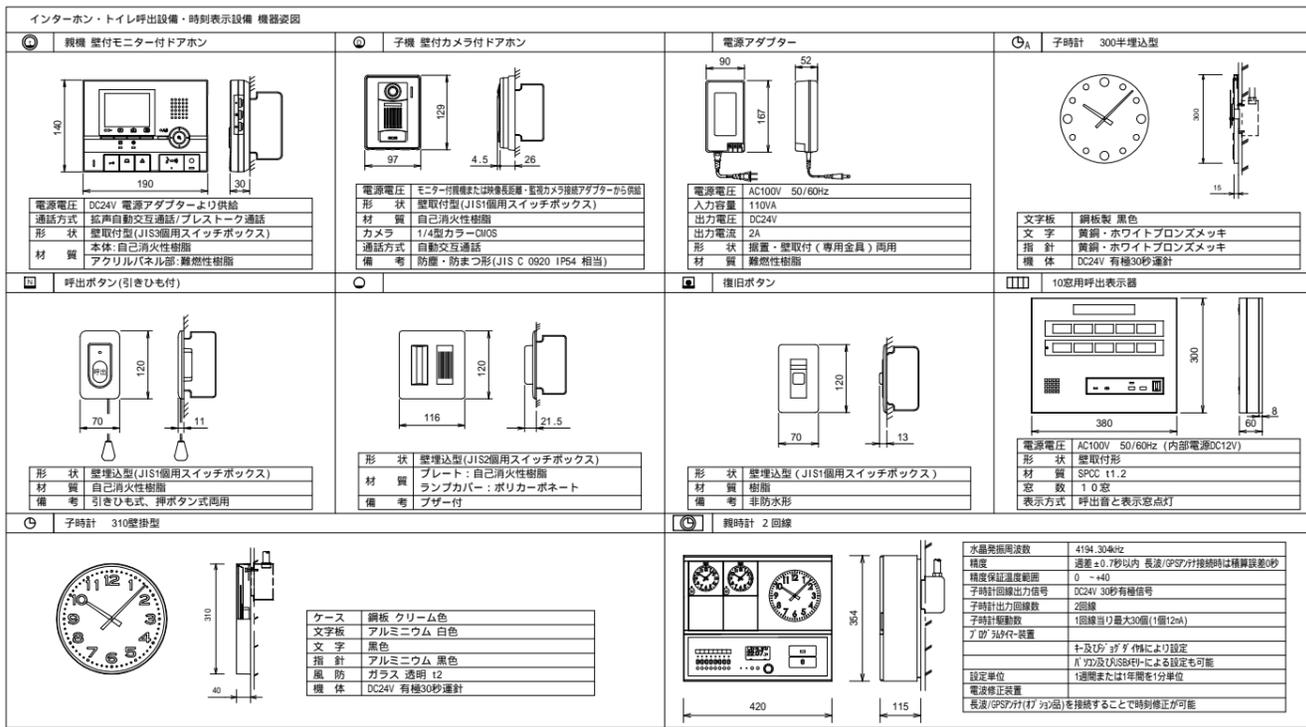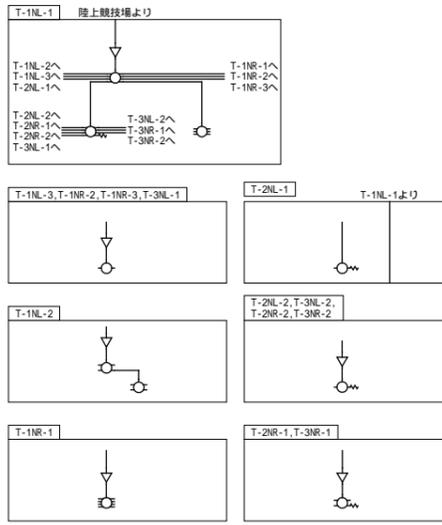

一級建築士 第286776号 渡邊 和幸	一級建築士 第384579号 浅山 明	設計者 西山 浩司	設備設計一級建築士 第6211号 浅山 明	法適合確認機関 検査者 寺田 庄作	設計番号 17992	特記	工事名 徳島県県土整備部営繕課 徳島県鳴門総合運動公園 野球場改築工事のうち電気工事 図面名 TV共同受信設備・時刻表示設備・誘導支援設備 システム図・図面・写真A	図面番号 E-090 縮尺 1: NS(A1) 1: NS(A3)	 株式会社 梓設計 関西支社  株式会社 宮建築設計 
----------------------------	---------------------------	--------------	-----------------------------	-------------------------	---------------	----	--	---	---

視覚障害者音声誘導システム 概要図

このシステムは、主に視覚障害者やお年寄りのための目標物確認システムとする。  
施設出入口部分の天井面に、送受信アンテナユニット、スピーカーを設置し、事務室に音声標識ガイド装置、メロディ機を設置する。  
利用者の携帯する小型送受信機が音声案内利用可能エリアに入ると振動で知らせる。  
その後、小型送受信機からの電波を音声標識ガイド装置が受信した時、目標物の位置や必要情報を音声で案内し、同時に事務室に設置されたメロディ機が作動し、メロディで利用者が来訪した事を伝えるシステムとする。  
なお、通常時は音導鈴(チャイム)として動作する。

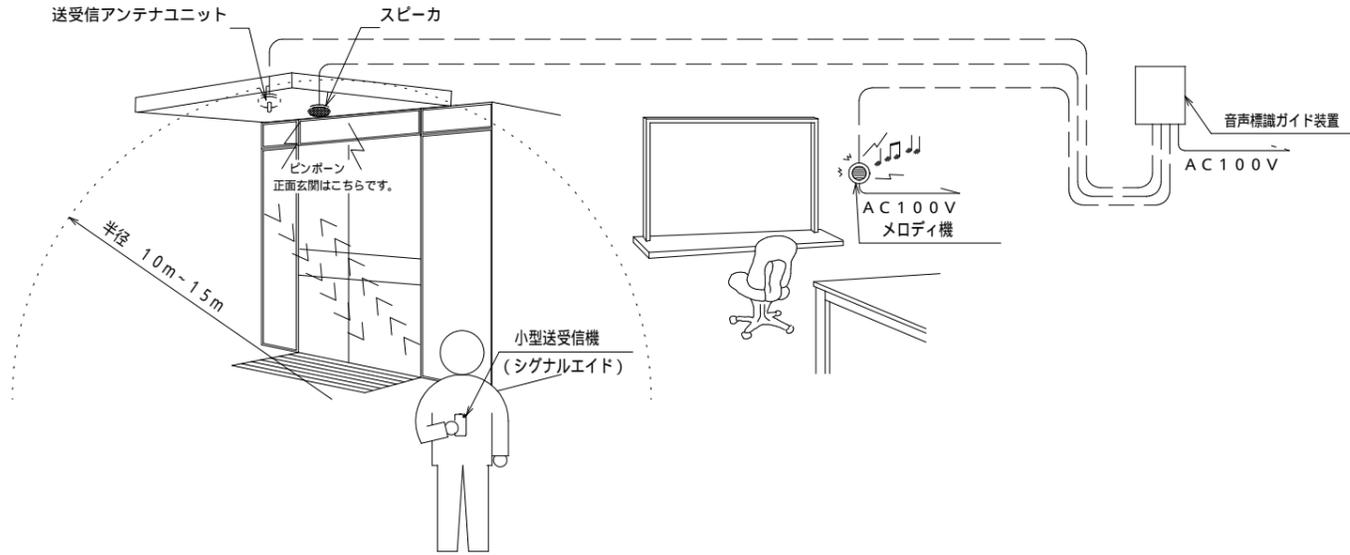

系統図





音声標識ガイド装置 1台

送受信アンテナユニット 1台


天井埋込型防滴スピーカー 1台

小型送受信機 1台



製品仕様	
電源	AC100V(50/60Hz)
消費電力	1.5W以下
案内方式	微弱電波送受信方式・常時音
常時音内容	音導鈴・任意音声・鳥の声
音導鈴	チャイム4秒間 間隔10秒/毎
	7.70Hz(ピン)・6.40Hz(ボン)
音声再生形式	MP3(モノラル)
音出力	3W(3-3k)
案内秒数	最大2分(2音声の合計)
外部入出力	送受信アンテナユニット・スピーカー・メロディ機
タイマ	2.4時間電子式タイマ(停電保証10年間)
使用温度範囲	0 ~ +50
取付方法	壁付け、収納盤に取付
本体材質	圧延鋼板 1.6t
本体色	オリーブグリーン(5B G4/1) マンセル値(近似値)
重量	約3kg

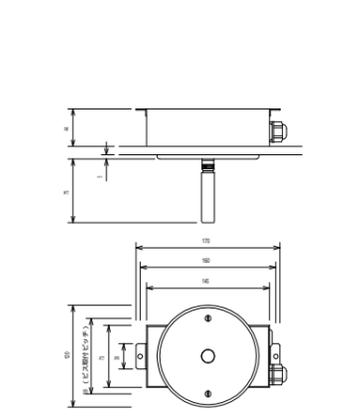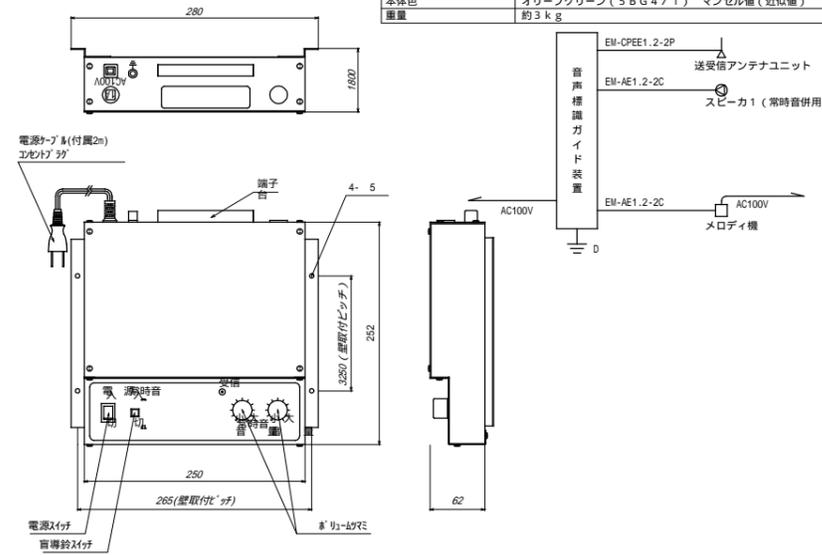

仕様	
電源	DC12V 80mA 主装置から供給
送信周波数	231.845MHz
受信周波数	312.450MHz
周波数許容偏差	±30%
受信感度	0dBμ EMF以下
送受信感度調整	MPIIを用いた調整可能
アンテナ形式	空中線式 1/4
使用温度範囲	0 ~ +50
本体材質	SPCC t1.2
本体塗装色	メッキ(577/1) マルチ色(近似値)
プレート材質	新金属プレート IN8590(Panasonic電工)
重量	約500g


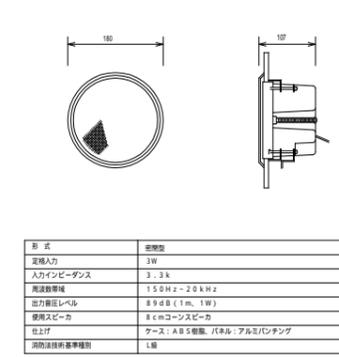


メロディ機 1台

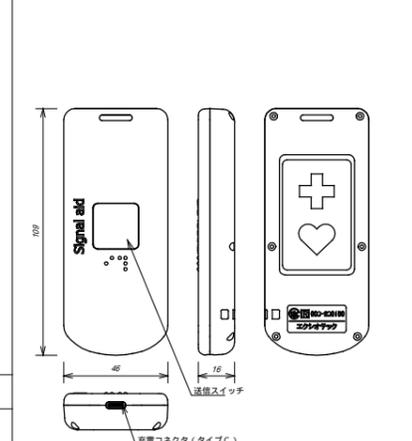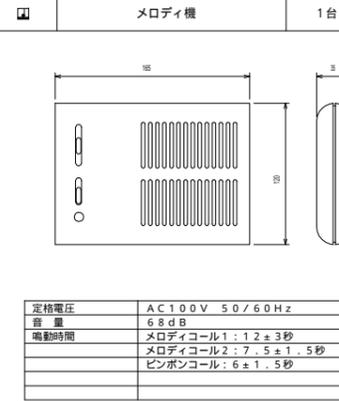

製品仕様

送信周波数	312.450MHz
受信周波数	231.845MHz
送信電波形式	FM変調(GM変調)
送信電圧形式	FM変調(1MHz S1信号)
送信出力	特定小電力無線規格(技術番号:003-230150)
送信電圧	1.5V
充電時間	約15分
使用電池	リチウム電池内蔵(600mAh)
	満充電で1日3時間程度の使用で約3日間連続動作
本体	USB充電対応(Type-C接続)
寸法	46(幅)×109(高)×16(厚) 突起部含まず
重量	約50g
本体構造	樹脂構造(IPX3)
本製品は、10分以内の充電時間及び交通障害用信号機以外の動作確認はいたしません。	

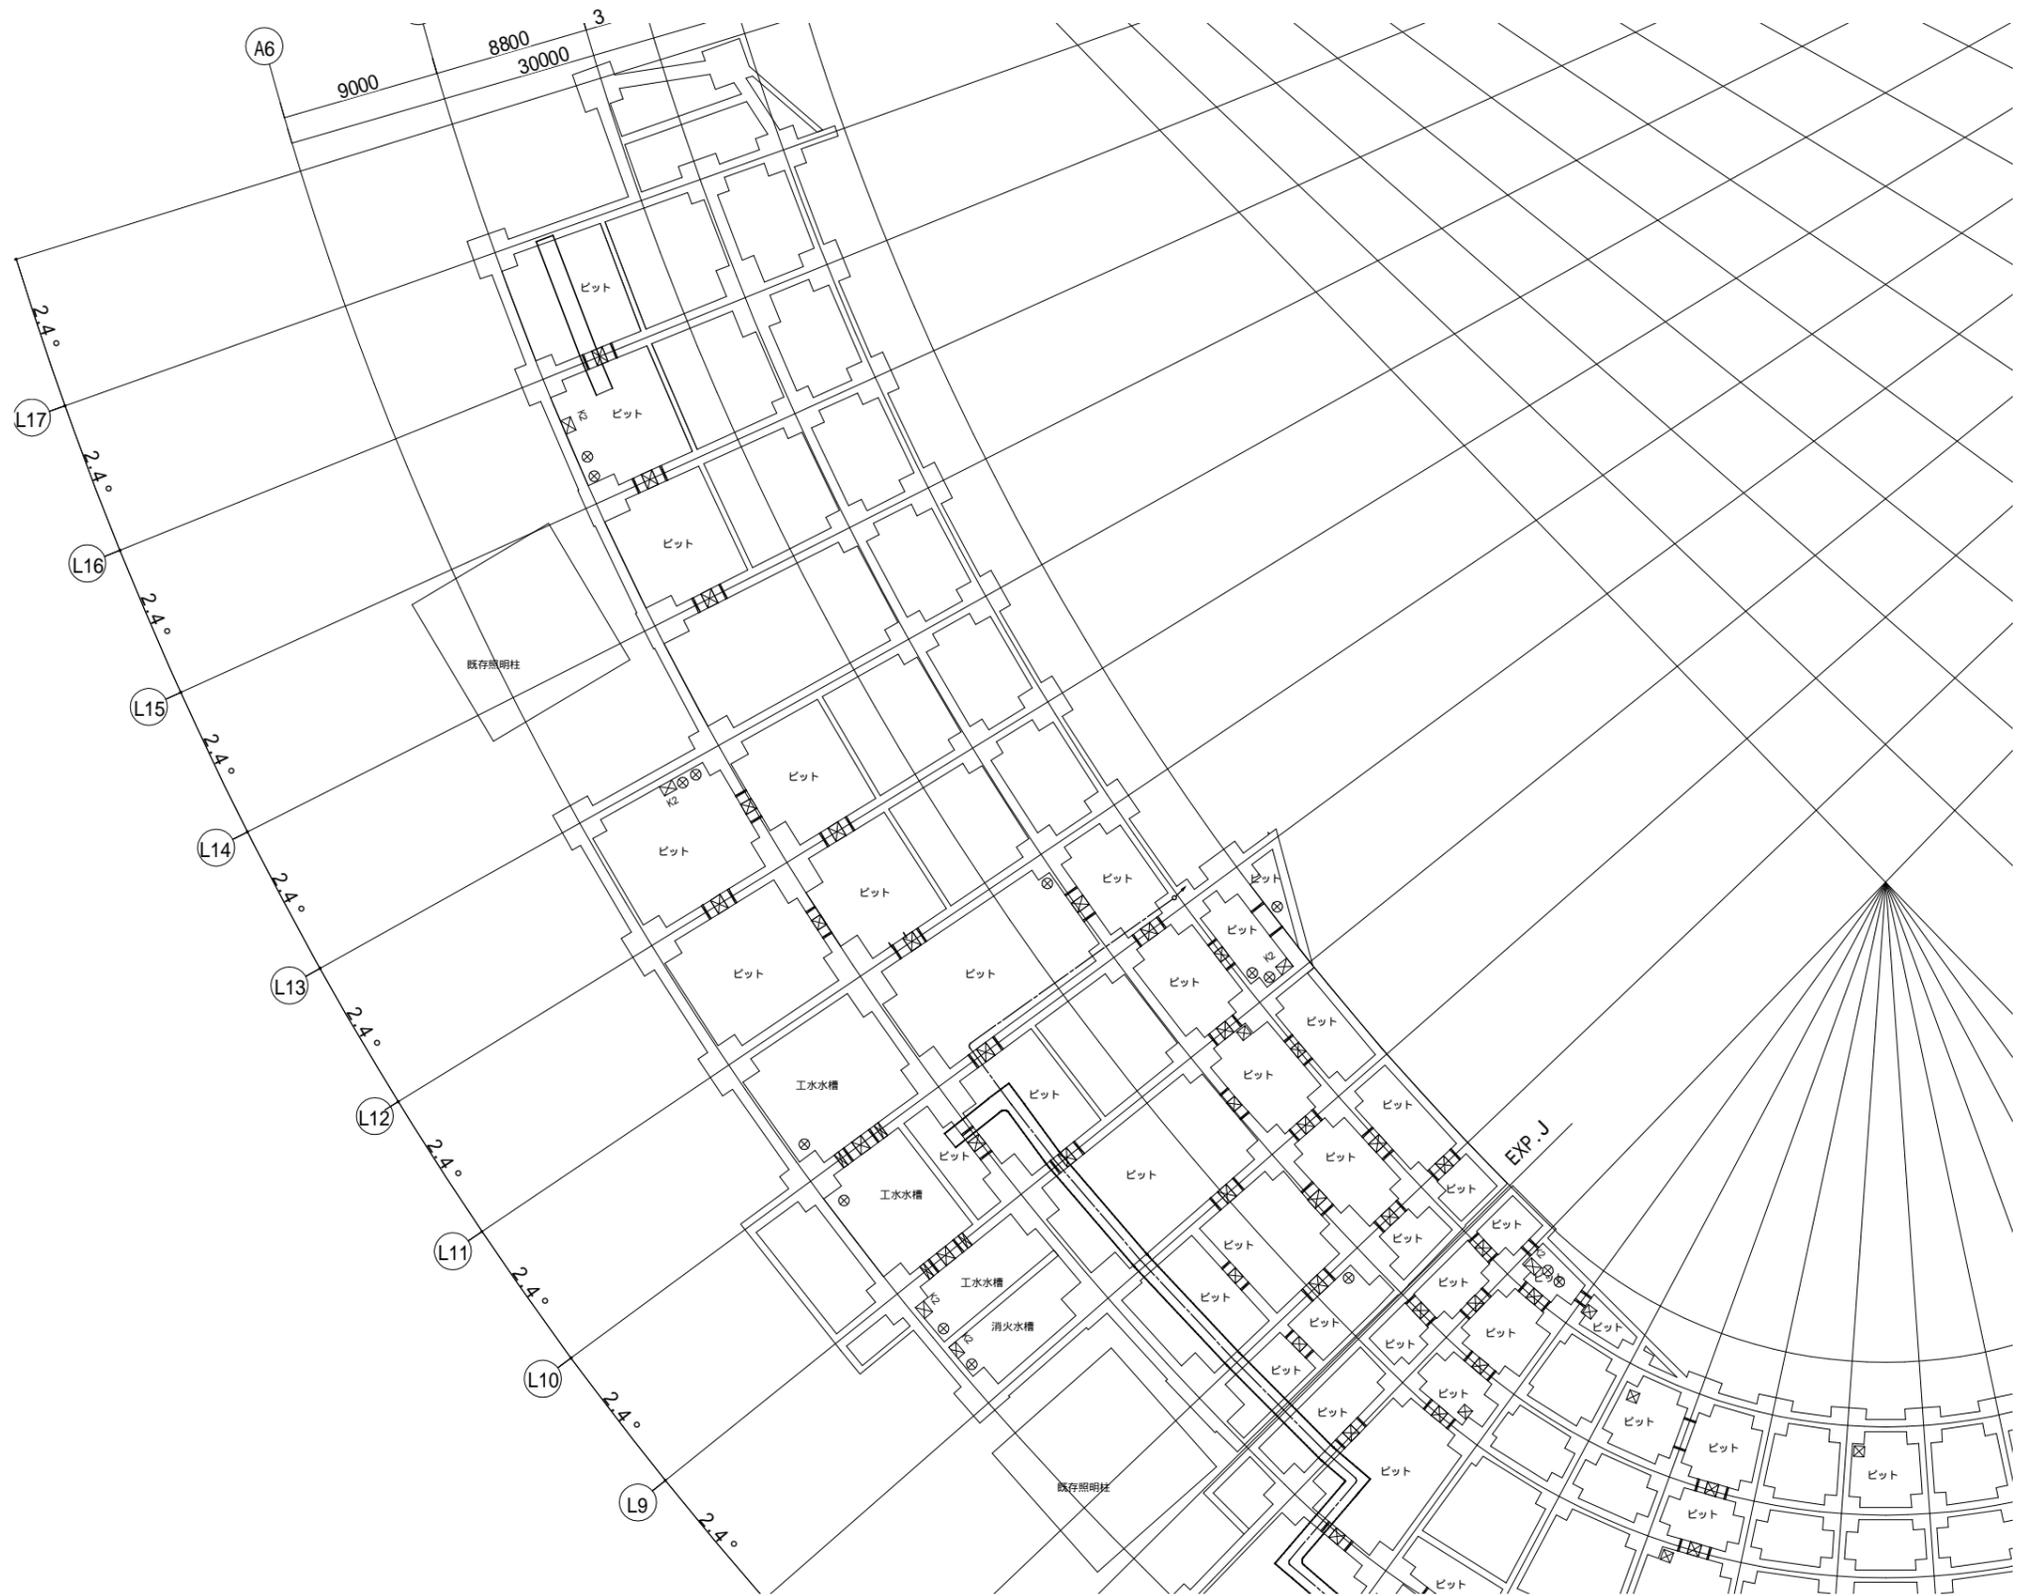
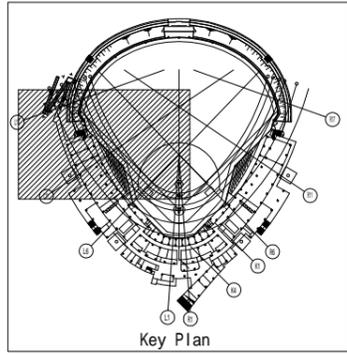


記号	名称	備考
□	端子盤	
■	呼び出しボタン	
■	復旧ボタン	
○	表示灯	
□	呼出表示器	
○	インターホン(親機)	
○	カメラ付インターホン(子機)	
Ⓞ	腕時計	
Ⓞ	子時計	
Ⓞ	TV直列壁付エント	
□K	機械室用エアコンBOX	
□	音声認識ガイド装置	
Ⓞ	送受信アンテナユニット	
Ⓞ	天井埋込防滴スピーカー	
Ⓞ	メロディ機	
↑ ↓	立上げ、引下げ	
—	ケーブルラック	
「配管配線凡例」		
—	床隠蔽配管配線	
—	天井内コロガシ配線	
—	露出配管配線	
—	地中配管配線	



注記	
1. 特記なき配管配線は下記による。	
(1) 誘導支援設備	EM-AE0.9-2C (PF16)
	EM-AE0.9-3C (PF16)
(2) 時刻表示設備	EM-AE1.2-2C (PF16)
	EM-AE1.2-2C (PF16)
(3) TV共同受信設備	EM-S-SC-FB (PF16)
	EM-S-SC-FB (PF16)
(4) 機械室設備	空配管 (PF16)
	空配管 (E19)
(5) 音声誘導システム設備	EM-AE1.2-2C (PF16)
	EM-CPEE1.2-2P (PF16)

設計者	法適合確認	検査者	設計番号	特記	徳島県土整備部管轄課	工事名	図面番号
第286776号	第6211号	寺田 庄作	17992		徳島県鳴門総合運動公園 野球場改築工事のうち電気工事	E-092	
渡邊 和泰	浅山 明					図面名	縮尺
						TV共同受信設備・時刻表示設備・誘導支援設備	1 : 200 (A1)
						ビット階平面図(1)	1 : 400 (A3)



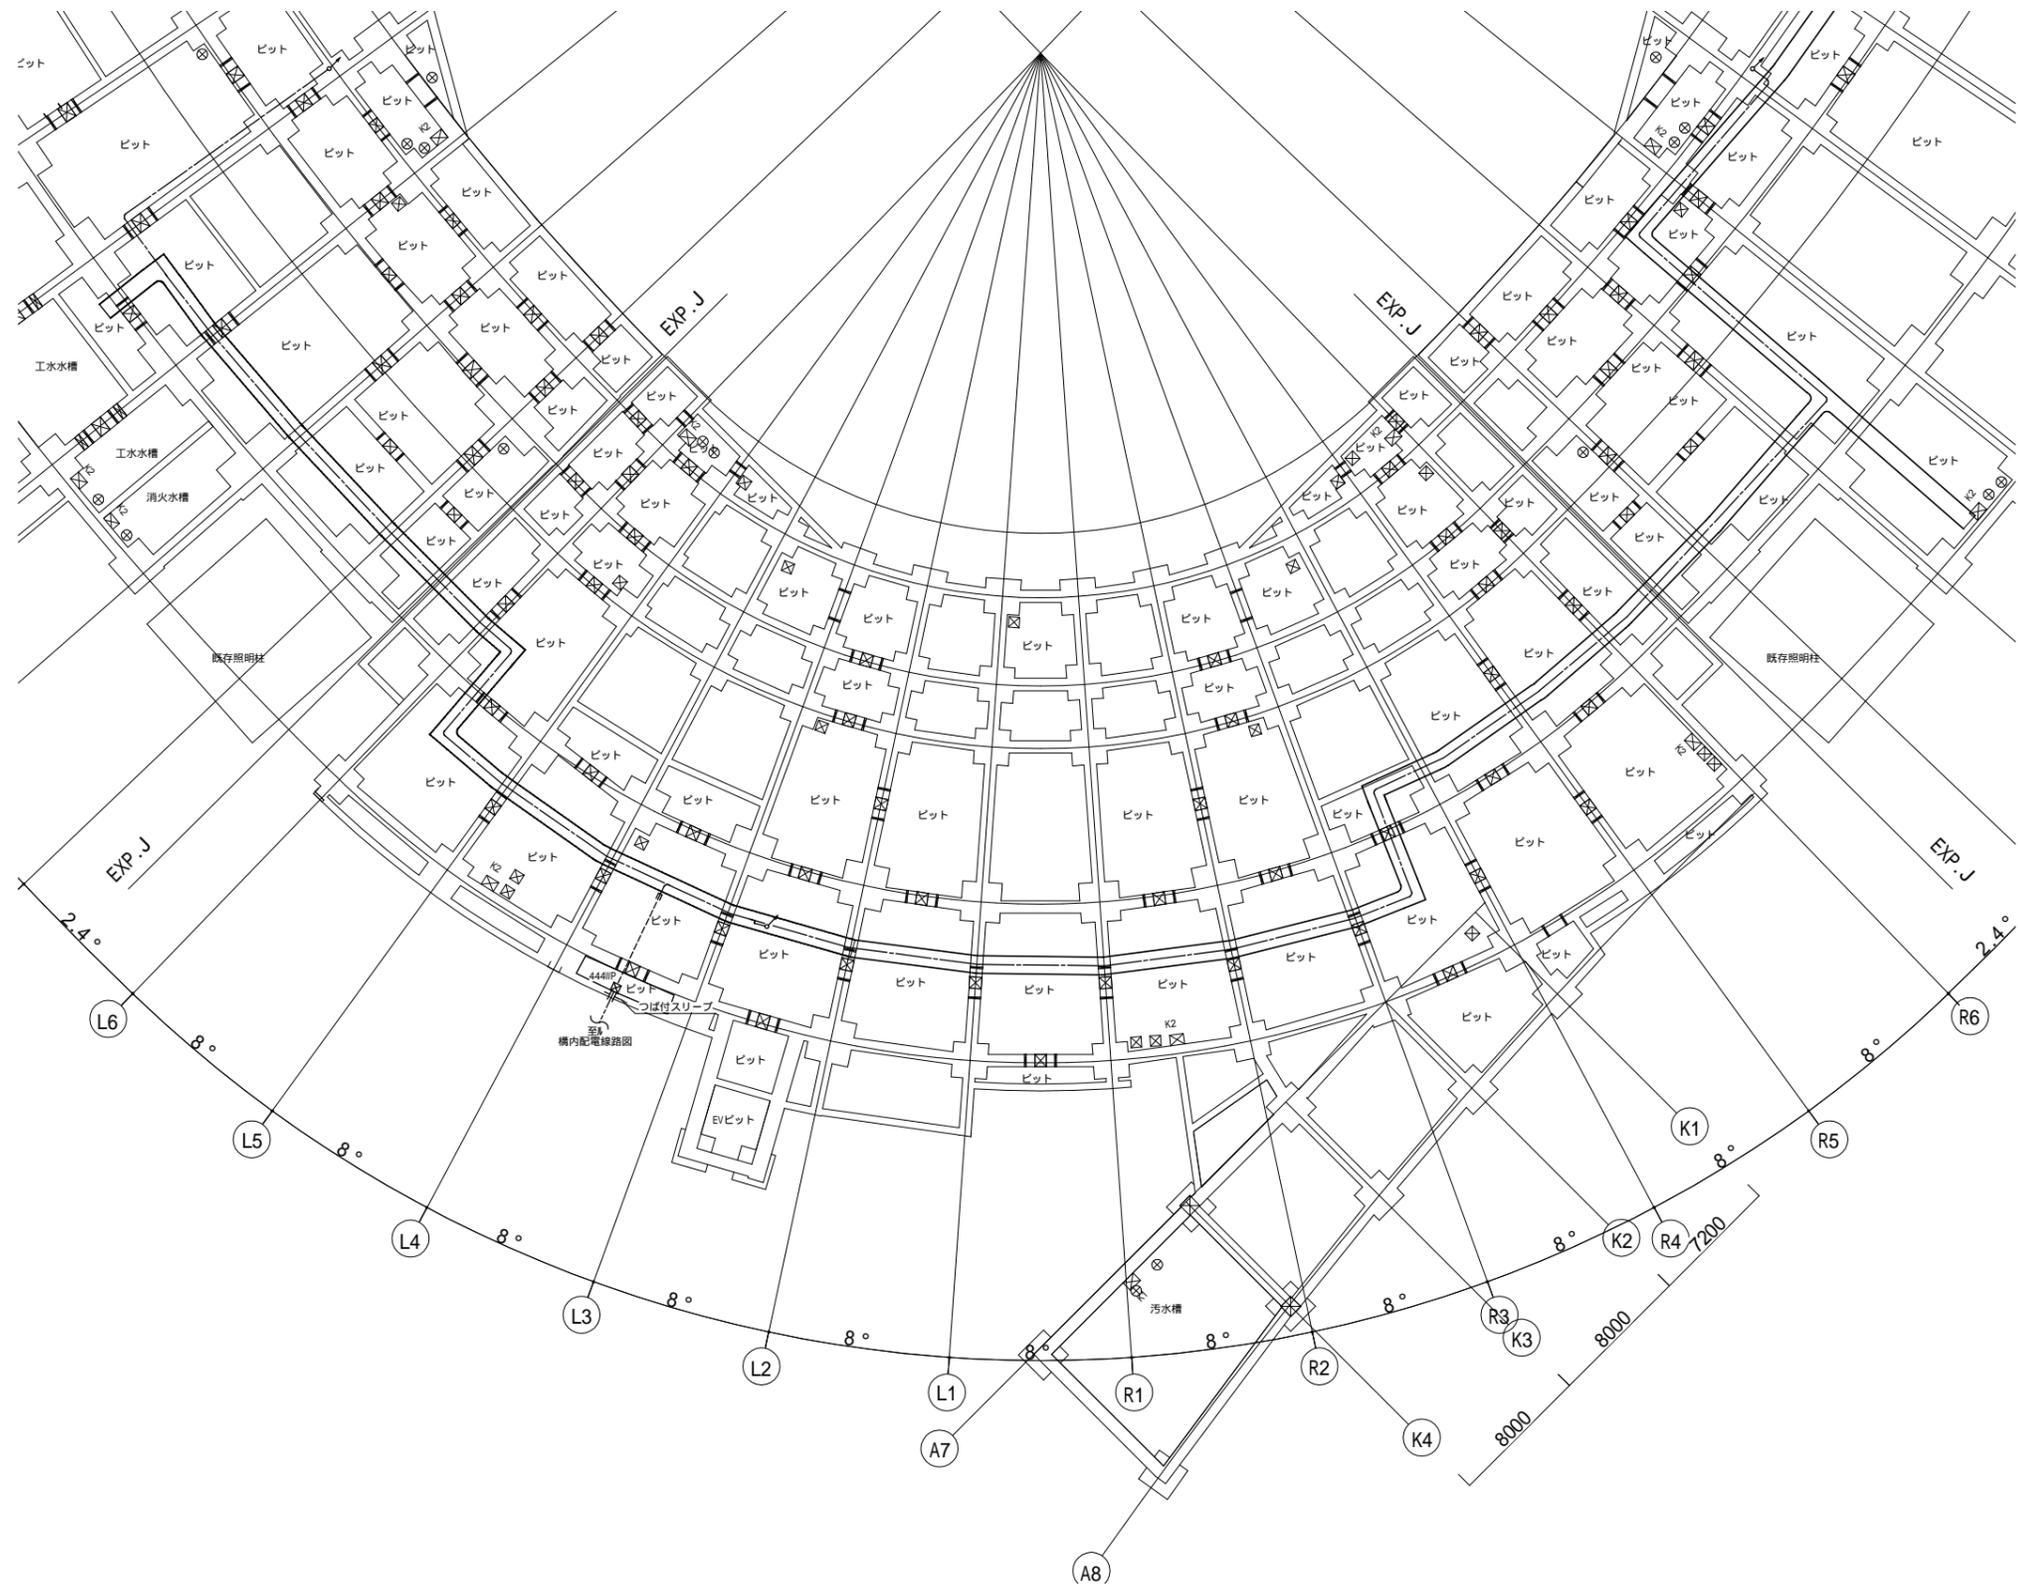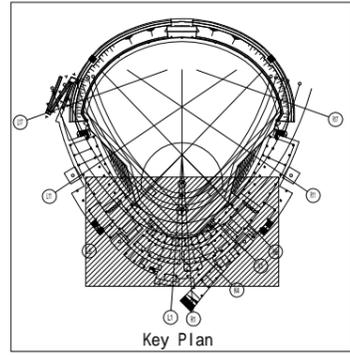

一般建築士 第286776号 渡邊 和泰	一般建築士 第384579号 浅山 明	設計者 西山 浩司	法適合確認欄 設備設計一般建築士 第6211号 浅山 明	検証者 寺田 庄作	設計番号 17992	特記	徳島県土整備部管轄課	工事名 徳島県鳴門総合運動公園 野球場改築工事のうち電気工事 図面名 TV共同受信設備・時刻表示設備・誘導支援設備 ピット階平面図(2)	図面番号 E-093 縮尺 1 : 200(A1) 1 : 400(A3)	AZUSA SEKKEI Architects, Engineers & Consultants 株式会社 梓設計 関西支社 〒650-0001 大阪府大阪市西区南堀江1-1-14	株式会社 宮建築設計 MIYA Architect's Office 〒760-0001 徳島県徳島市東区1-1-5
----------------------------	---------------------------	--------------	---------------------------------------	--------------	---------------	----	------------	--	---	---	--

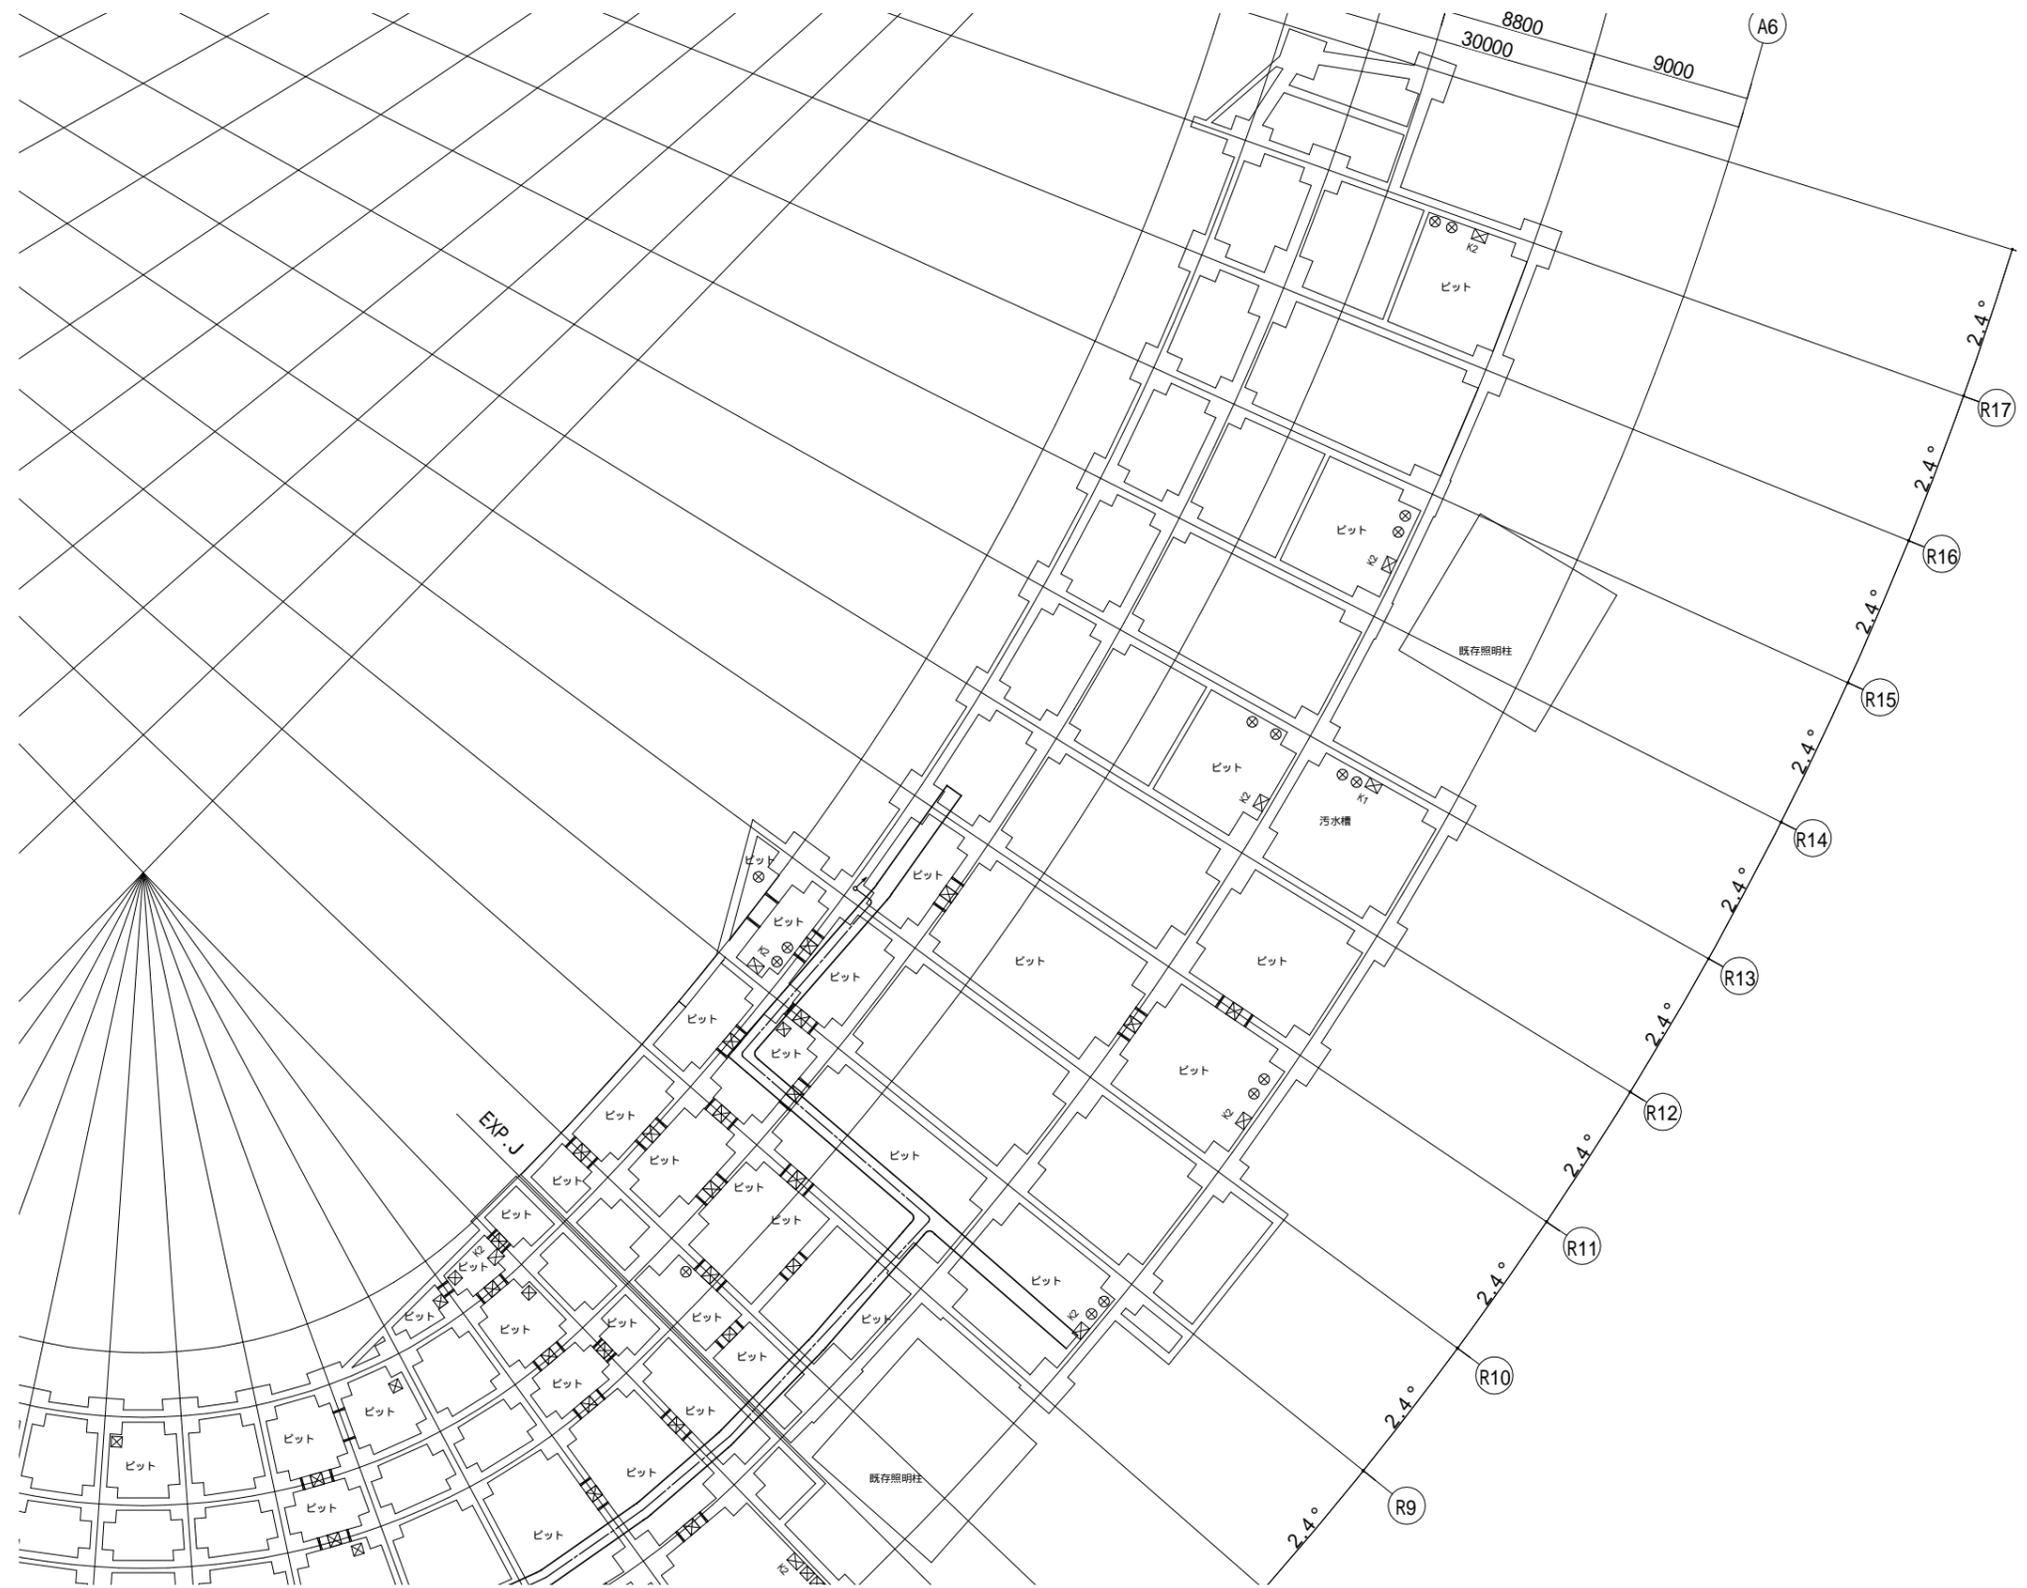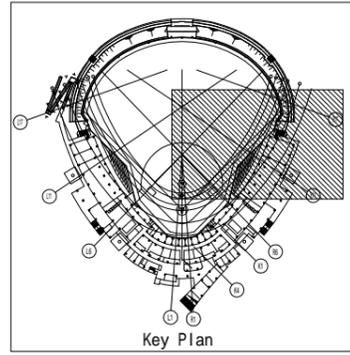



設計者		法適合確認	検証者	設計番号	特記
一級建築士 第286776号 渡邊 和幸	一級建築士 第384579号 浅山 明	設備設計一級建築士 第6211号 浅山 明	寺田 庄作	17992	

徳島県土整備部管轄課

工事名  
徳島県鳴門総合運動公園 野球場改築工事のうち電気工事  
図面名  
TV共同受信設備・時刻表示設備・誘導支援設備  
ピット階平面図(3)

図面番号  
E-094  
縮尺  
1 : 200(A1)  
1 : 400(A3)



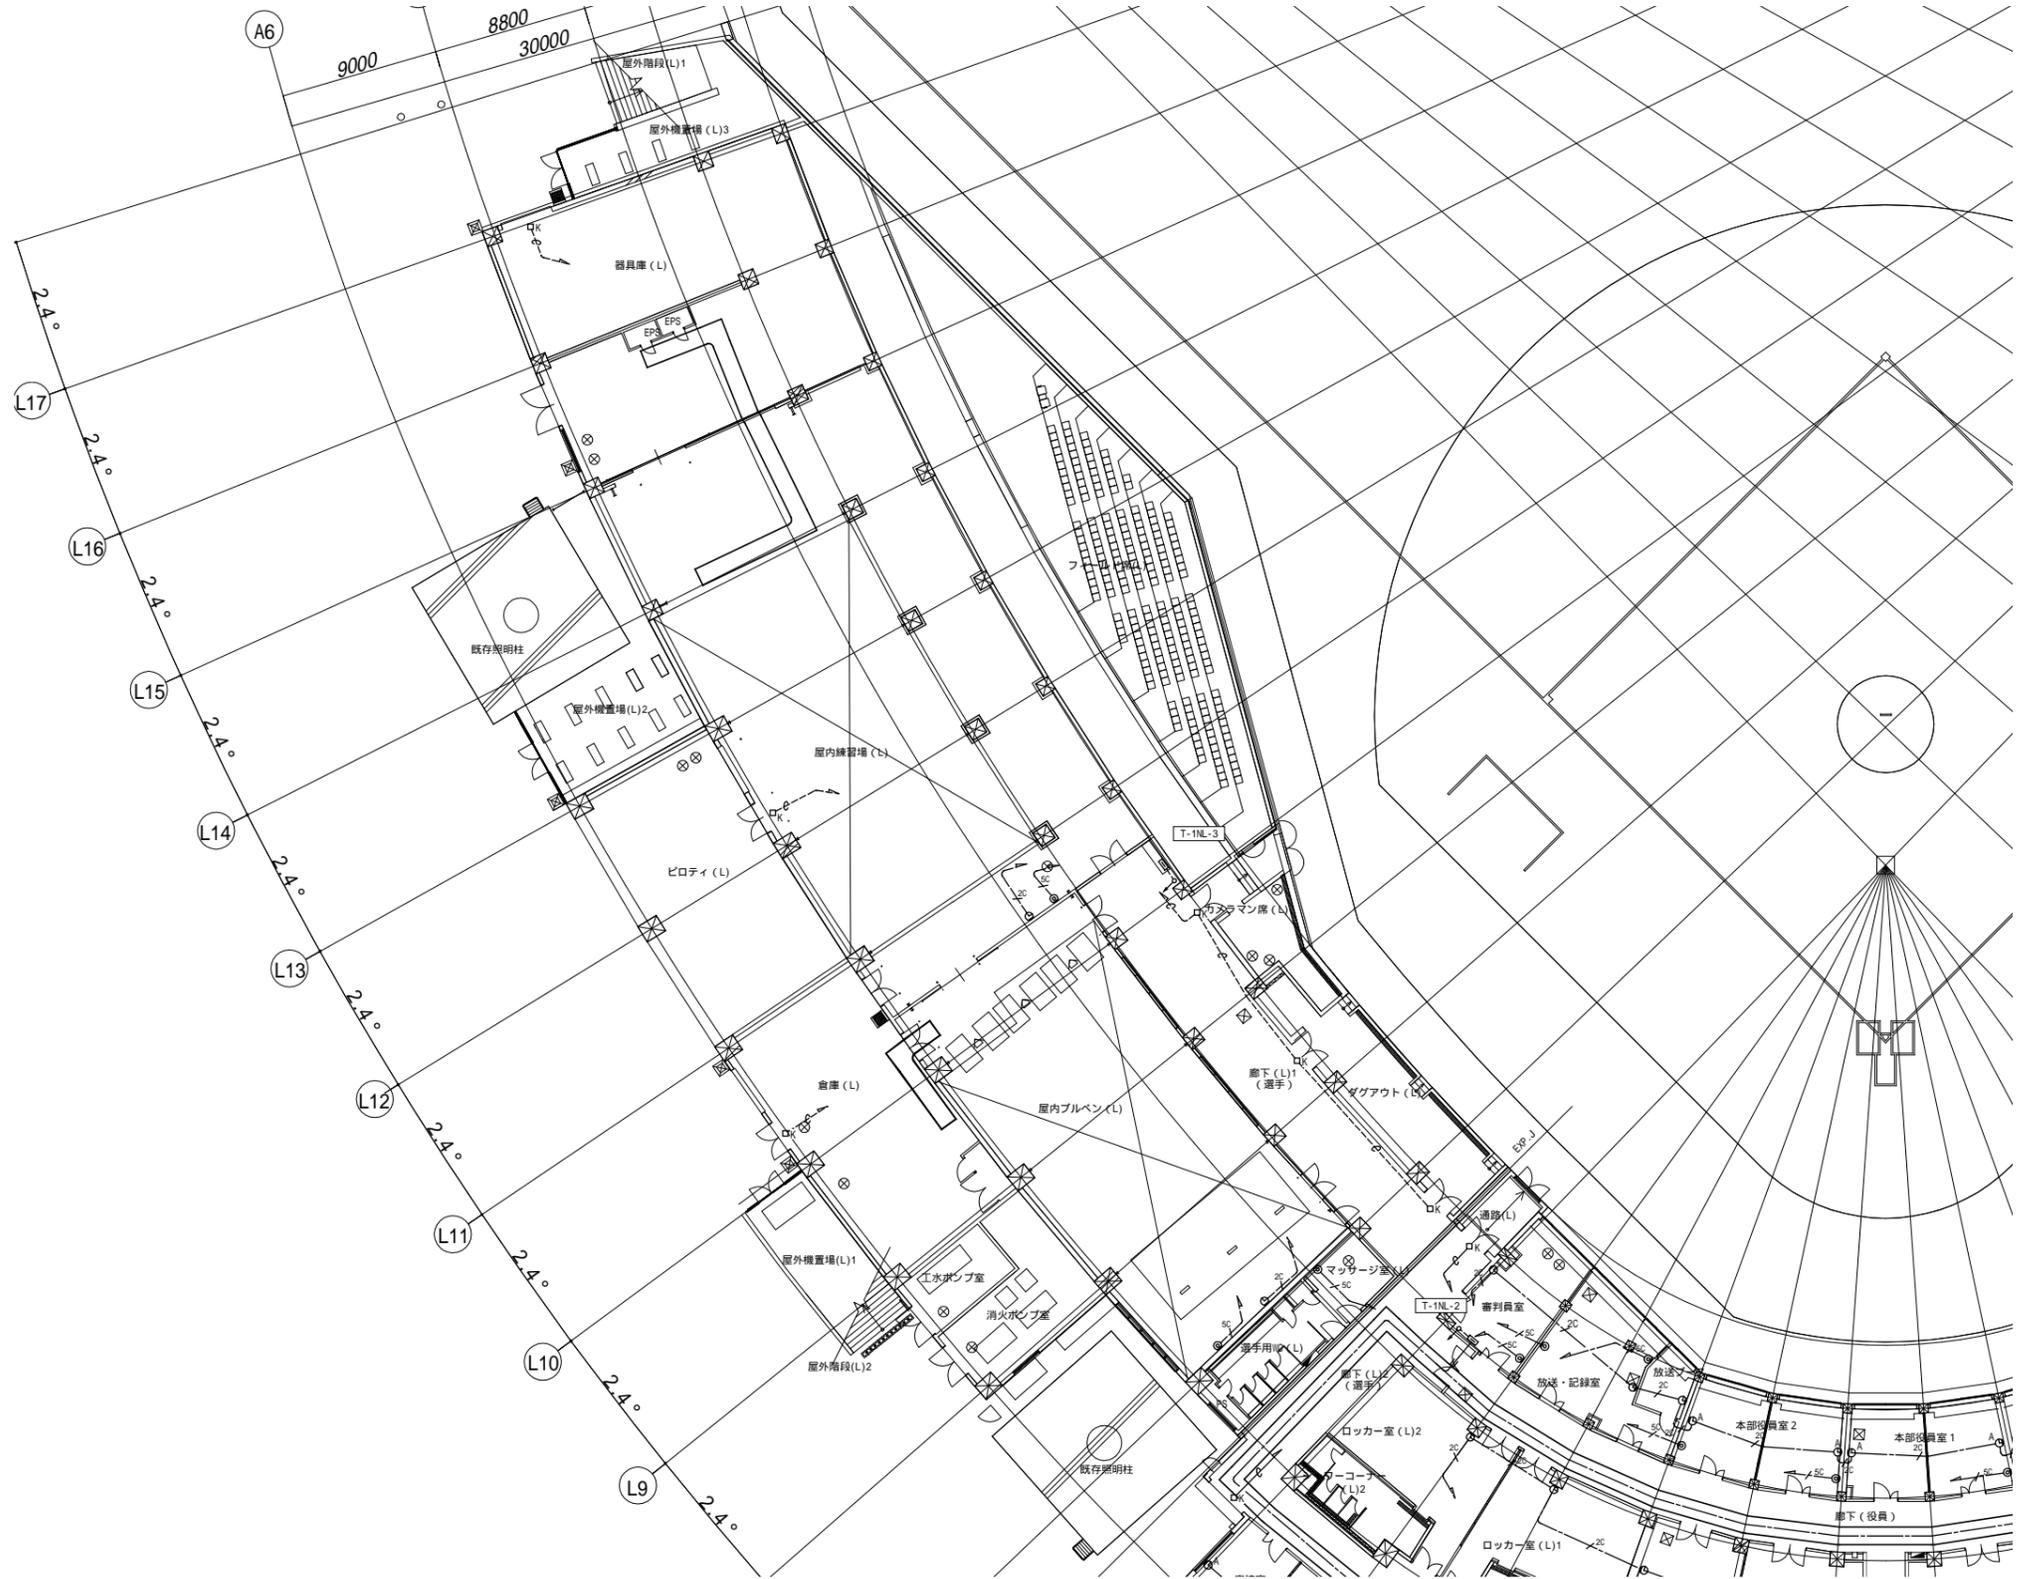
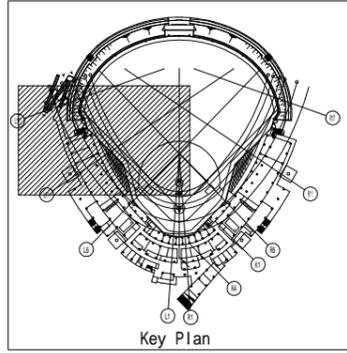


設計者		法適合確認欄	検証者	設計番号	特記
一級建築士 第286776号 渡邊 和幸	一級建築士 第384579号 浅山 明	設備設計一級建築士 第6211号 浅山 明	寺田 庄作	17992	

徳島県土整備部管轄課	工事名 徳島県鳴門総合運動公園 野球場改築工事のうち電気工事	図面番号 E-095
	図面名 TV共同受信設備・時刻表示設備・誘導支援設備 1階平面図(1)	縮尺 1 : 200 (A1) 1 : 400 (A3)

**AZUSA SEKKEI**  
Architects, Engineers & Consultants  
株式会社 梓設計 関西支社  
〒650-0001 大阪府大阪市西区南堀江1-1-15


株式会社 宮建築設計  
MIYA Architect's Office  
一級建築士事務所登録 徳島県登録第11050号

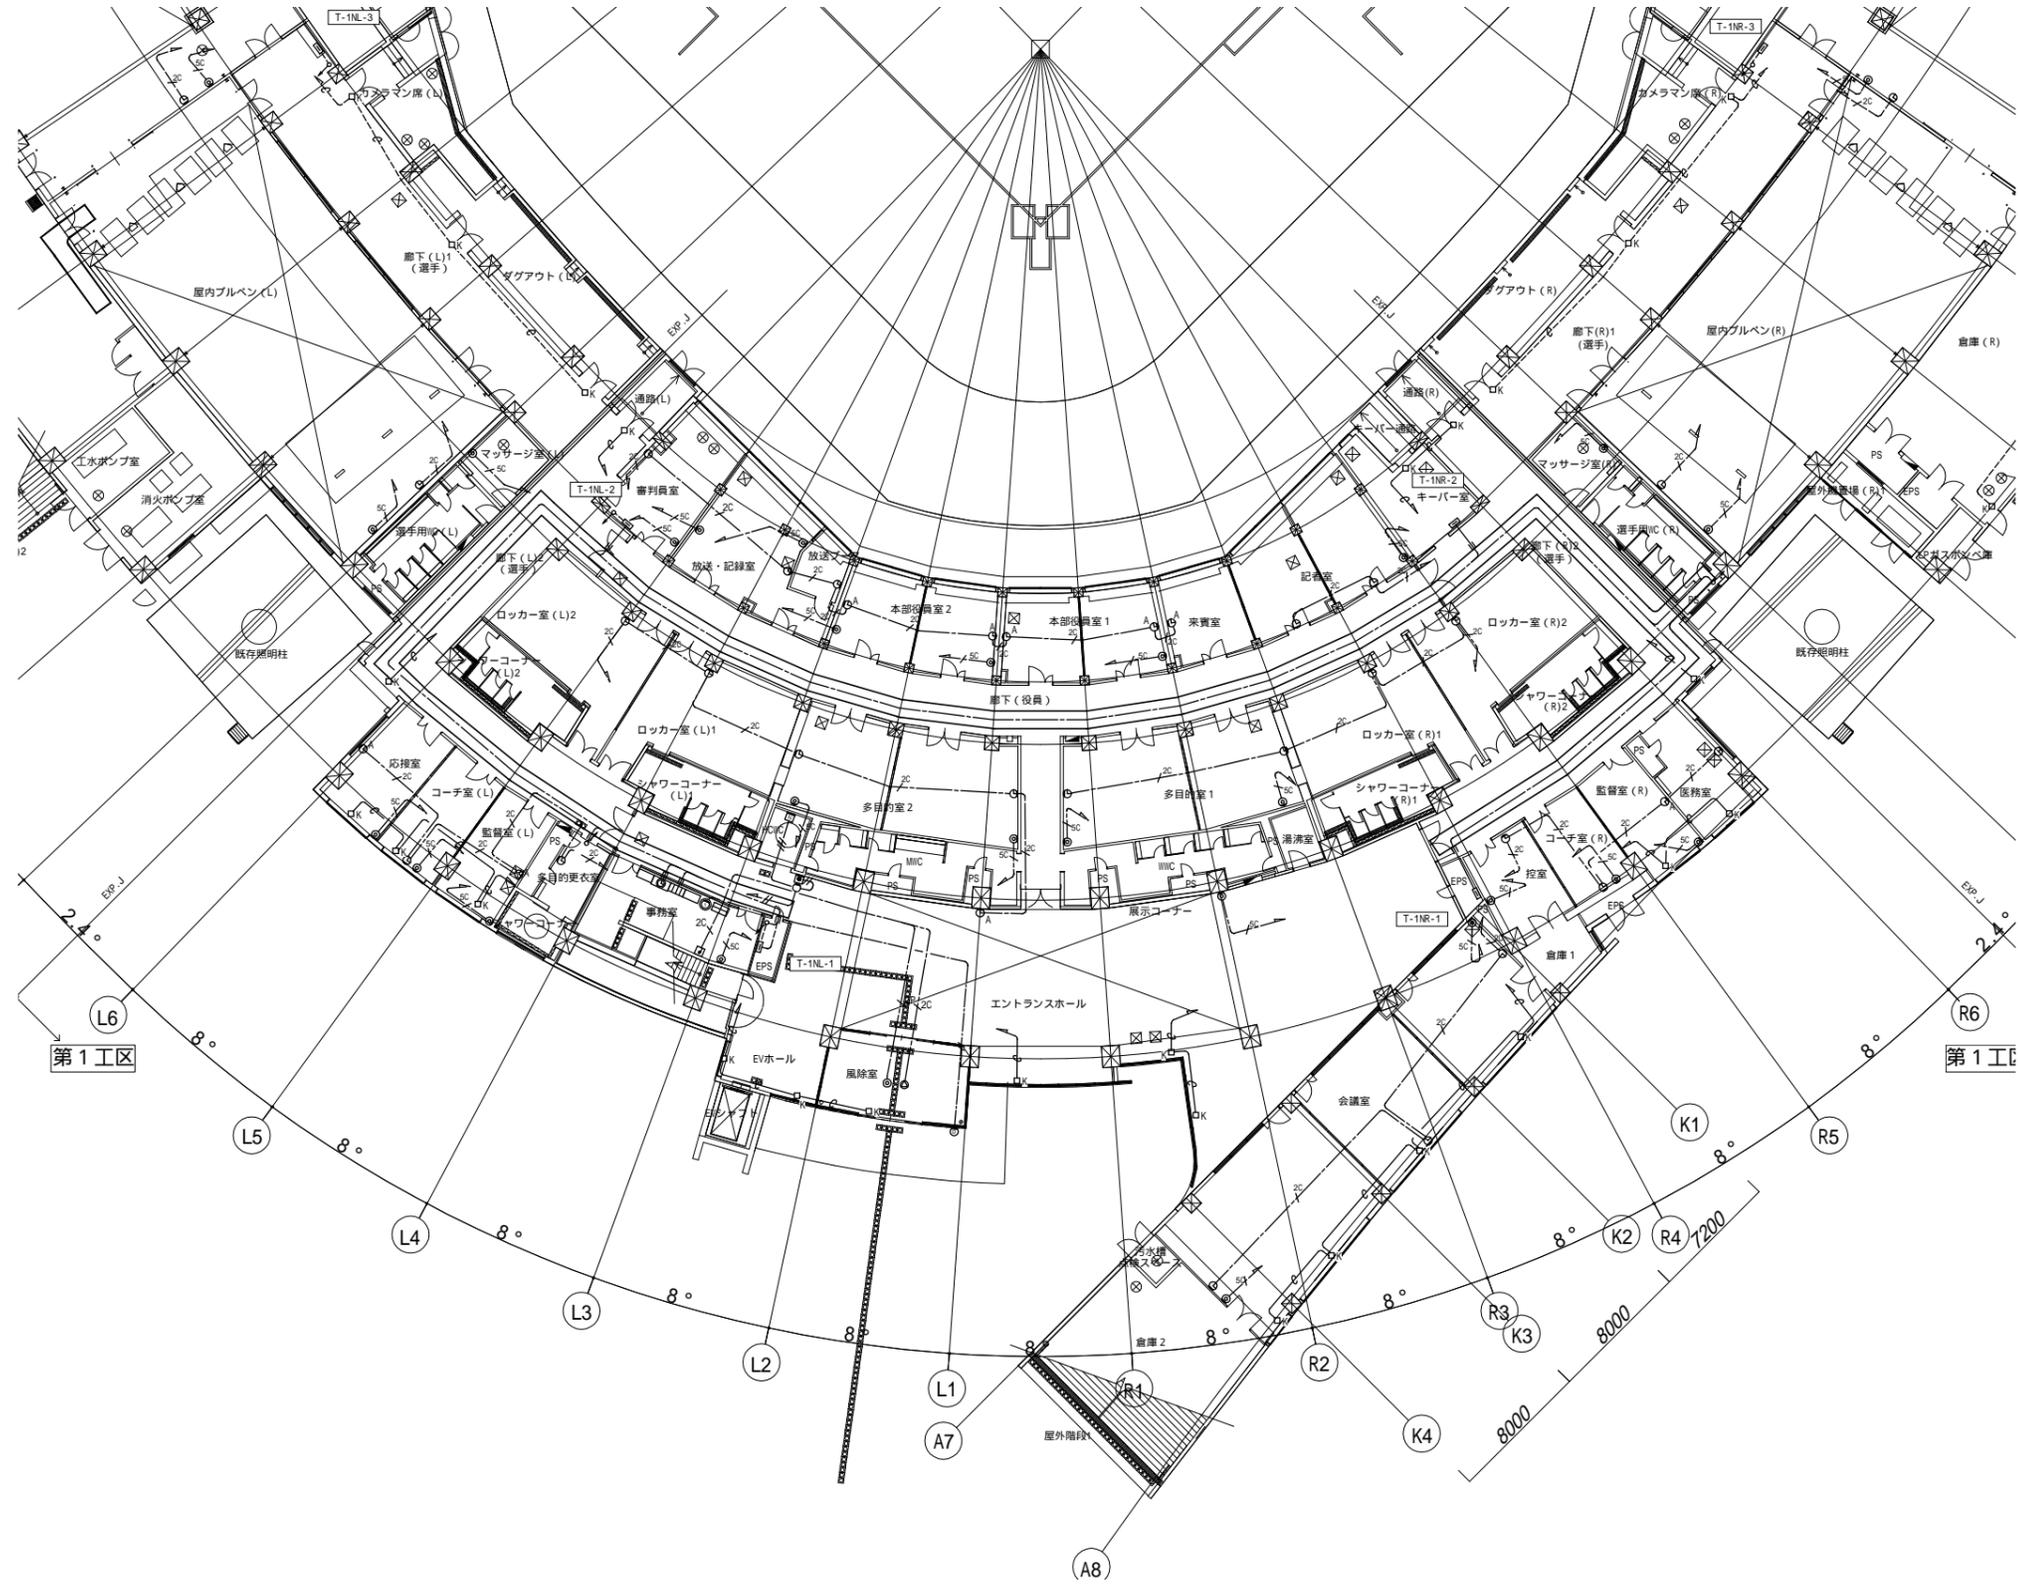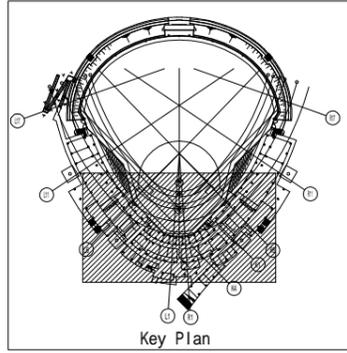


設計者	法適合確認	検証者	設計番号	特記																														
<table border="1"> <tr> <td>一級建築士</td> <td>一級建築士</td> <td></td> <td></td> <td></td> </tr> <tr> <td>第286776号</td> <td>第384579号</td> <td></td> <td></td> <td></td> </tr> <tr> <td>渡邊 和幸</td> <td>浅山 明</td> <td>西山 浩司</td> <td></td> <td></td> </tr> </table>	一級建築士	一級建築士				第286776号	第384579号				渡邊 和幸	浅山 明	西山 浩司			<table border="1"> <tr> <td>設備設計一級建築士</td> <td></td> <td></td> <td></td> <td></td> </tr> <tr> <td>第6211号</td> <td></td> <td></td> <td></td> <td></td> </tr> <tr> <td>浅山 明</td> <td>寺田 庄作</td> <td></td> <td></td> <td></td> </tr> </table>	設備設計一級建築士					第6211号					浅山 明	寺田 庄作					17992	
一級建築士	一級建築士																																	
第286776号	第384579号																																	
渡邊 和幸	浅山 明	西山 浩司																																
設備設計一級建築士																																		
第6211号																																		
浅山 明	寺田 庄作																																	

徳島県土整備部管轄課	工事名 徳島県鳴門総合運動公園 野球場改築工事のうち電気工事	図面番号 E-096
	図面名 TV共同受信設備・時刻表示設備・誘導支援設備 1階平面図(2)	縮尺 1 : 200(A1) 1 : 400(A3)

<p>株式会社 宮建築設計 MIYA Architect's Office</p>	<p>株式会社 梓設計 関西支社 一級建築士事務所登録 徳島県建設業 11050号</p>
---	---

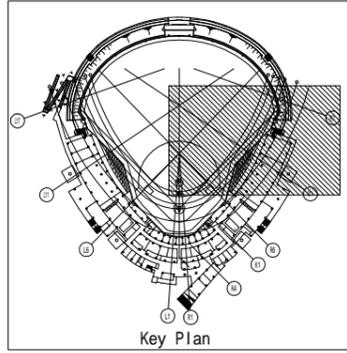

Key Plan

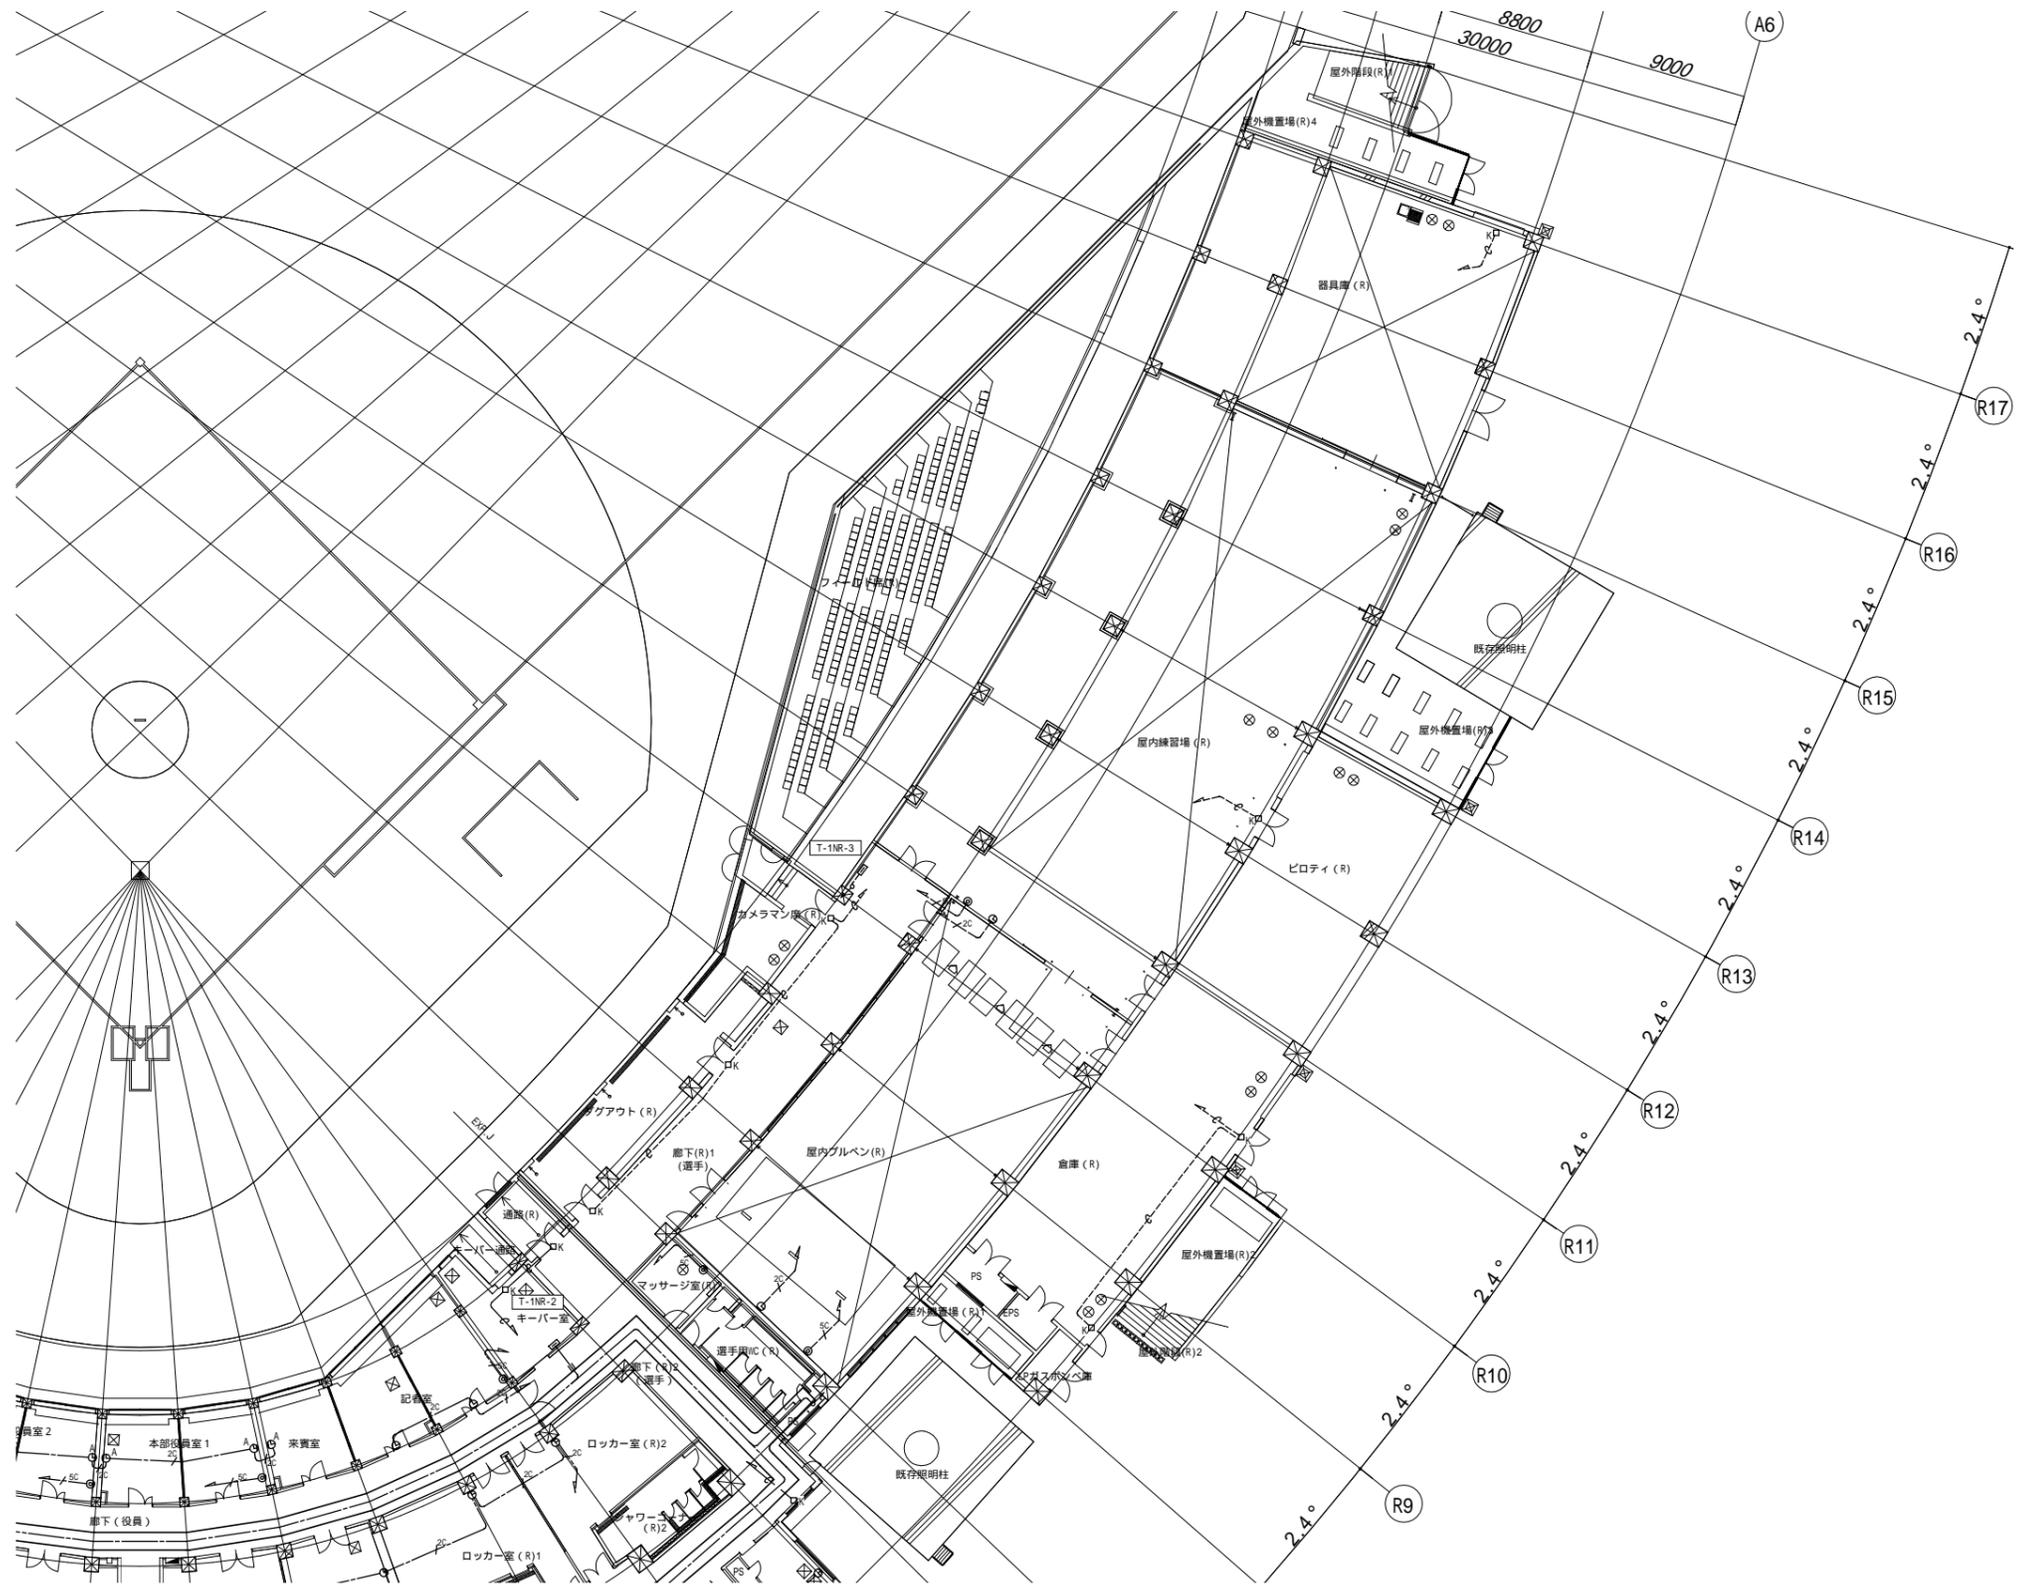

一級建築士 第286776号 渡邊 和幸	一級建築士 第384579号 浅山 明	設計者 西山 浩司	法適合確認 設備設計一級建築士 第6211号 浅山 明	検証者 寺田 庄作	設計番号 17992	特記
----------------------------	---------------------------	--------------	--------------------------------------	--------------	---------------	----

徳島県土整備部管轄課	工事名 徳島県鳴門総合運動公園 野球場改築工事のうち電気工事	図面番号 E-097
	図面名 TV共同受信設備・時刻表示設備・誘導支援設備 1階平面図 (3)	縮尺 1 : 200 (A1) 1 : 400 (A3)



図面番号 E-097
縮尺 1 : 200 (A1) 1 : 400 (A3)



**AZUSA SEKKEI**  
Architects, Engineers & Consultants  
株式会社 梓設計 関西支社  
〒650-0001 大阪府大阪市西区南堀江1-1-14



**株式会社 宮建築設計**  
MIYA Architect's Office  
一級建築士事務所登録 徳島県知事登録第11050号

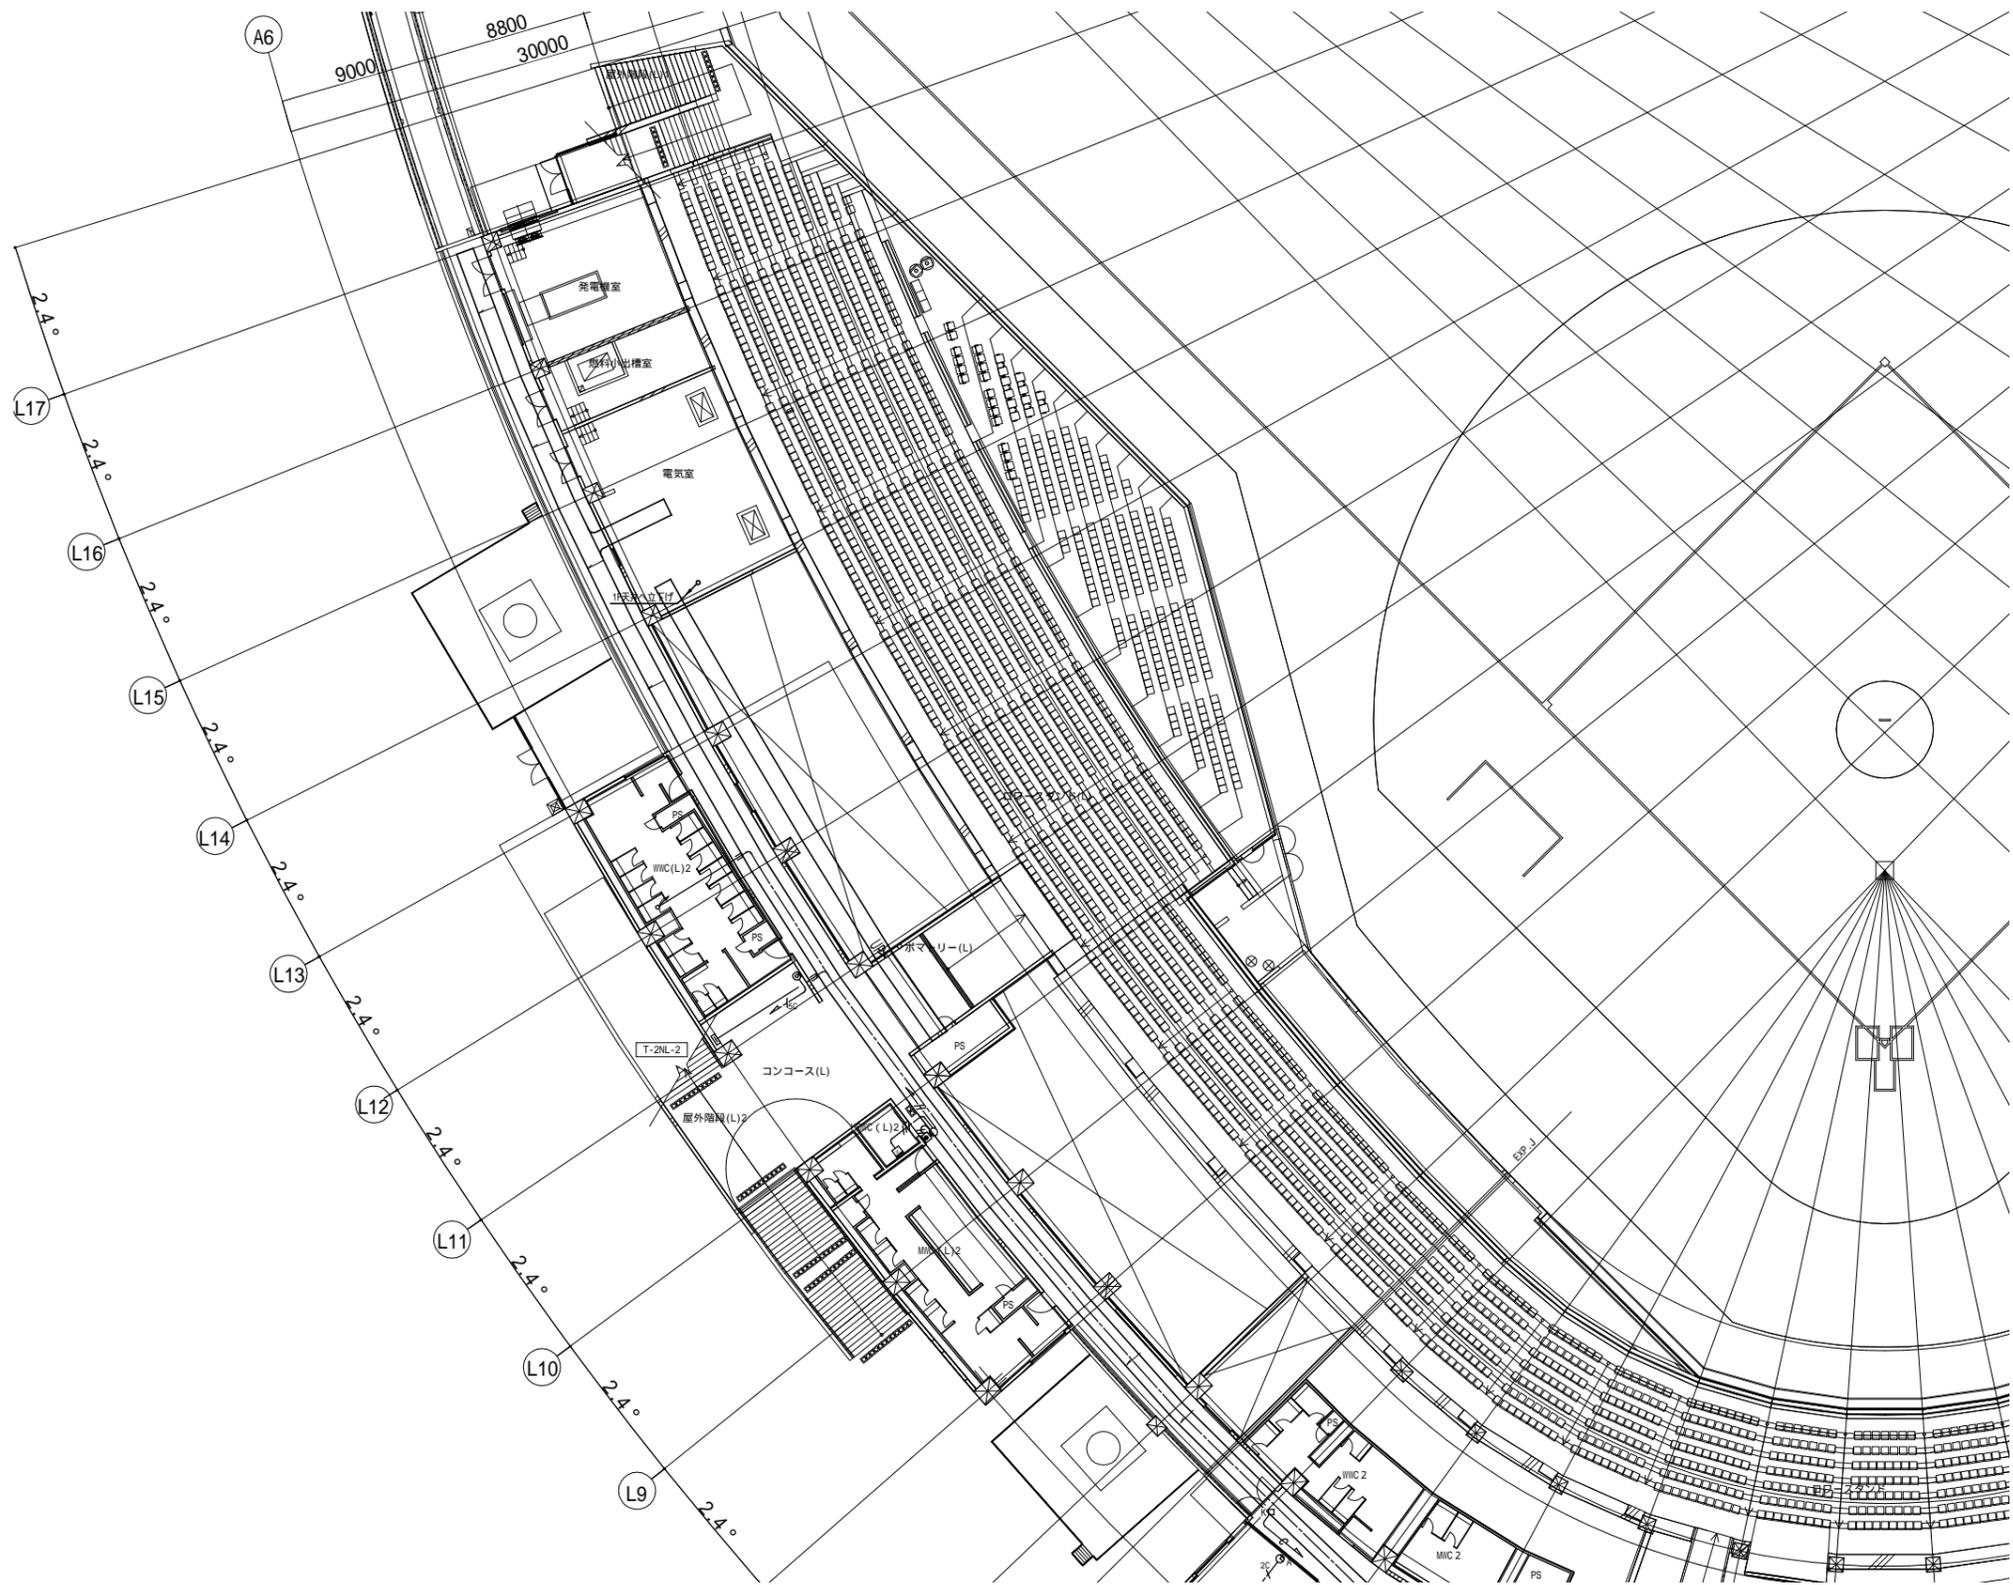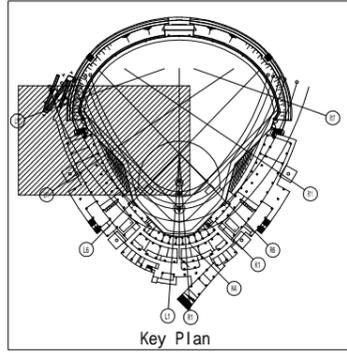




設計者		法適合確認	検査者	設計番号	特記
一級建築士 第286776号 渡邊 和幸	一級建築士 第384579号 浅山 明	設備設計一級建築士 第6211号 浅山 明	寺田 庄作	17992	


徳島県土整備部管轄課

工事名  
徳島県鳴門総合運動公園 野球場改築工事のうち電気工事  
図面名  
TV共同受信設備・時刻表示設備・誘導支援設備  
2階平面図(1)

 
図面番号  
E-098  
縮尺  
1 : 200 (A1)  
1 : 400 (A3)



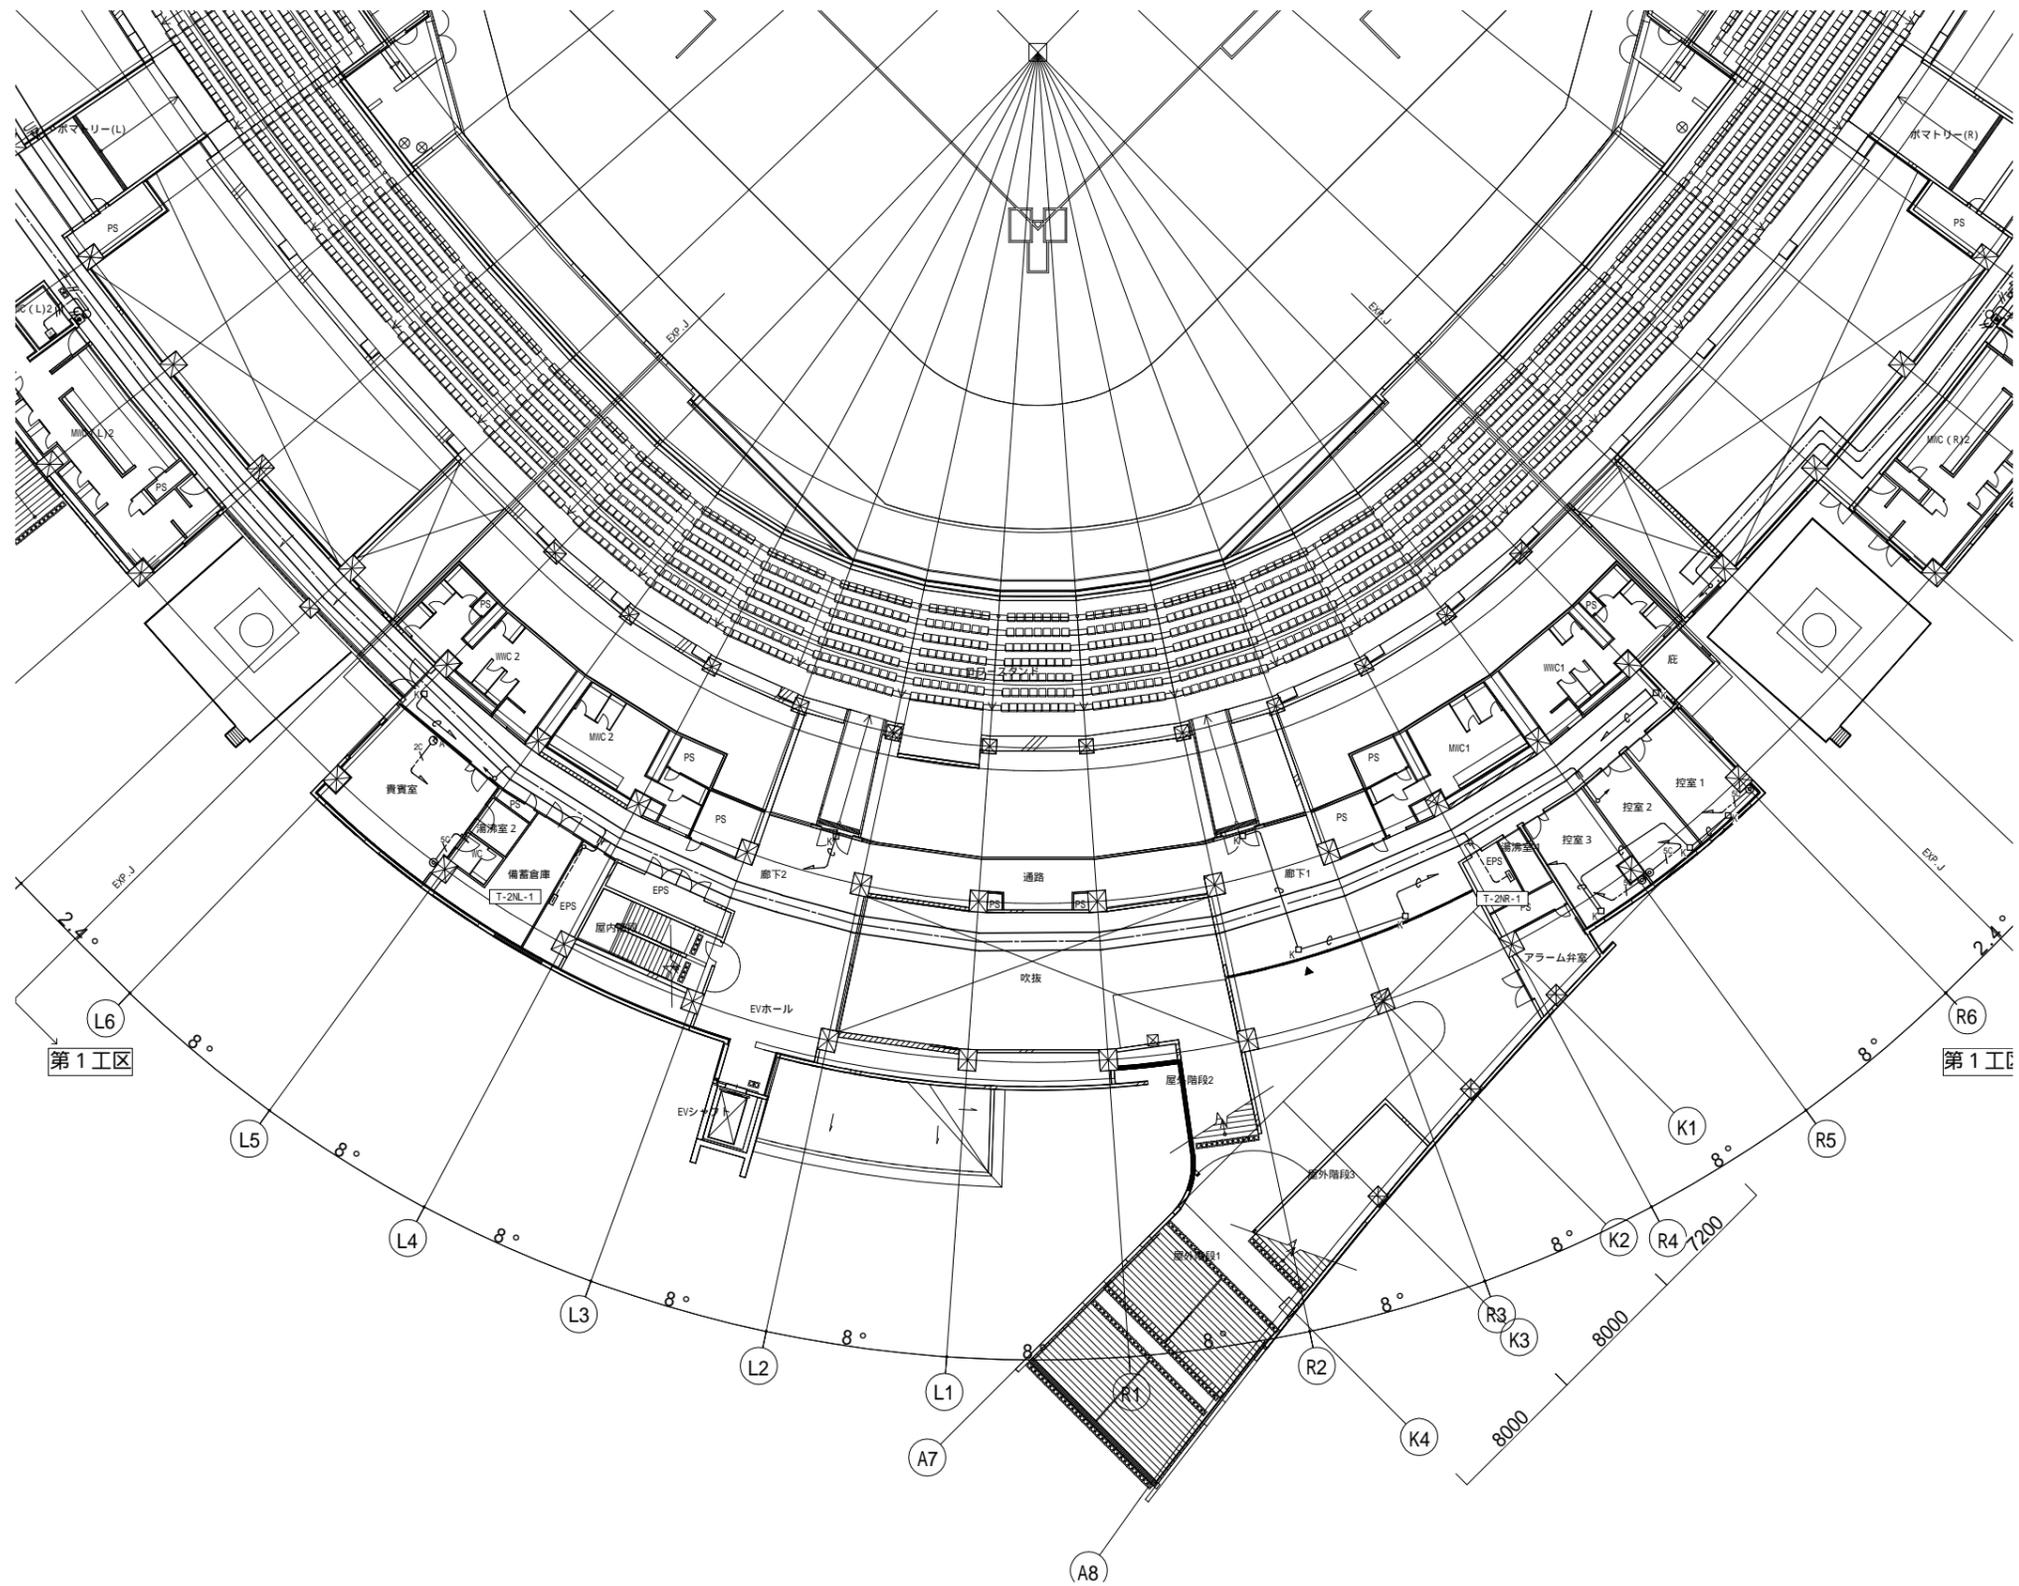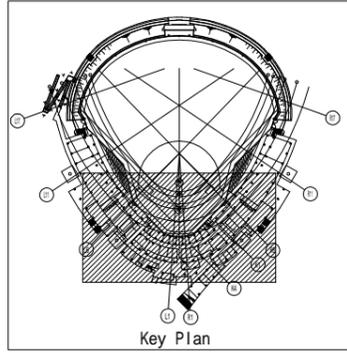

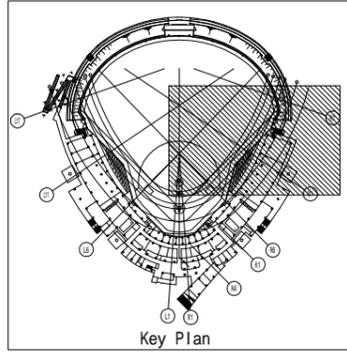

Key Plan

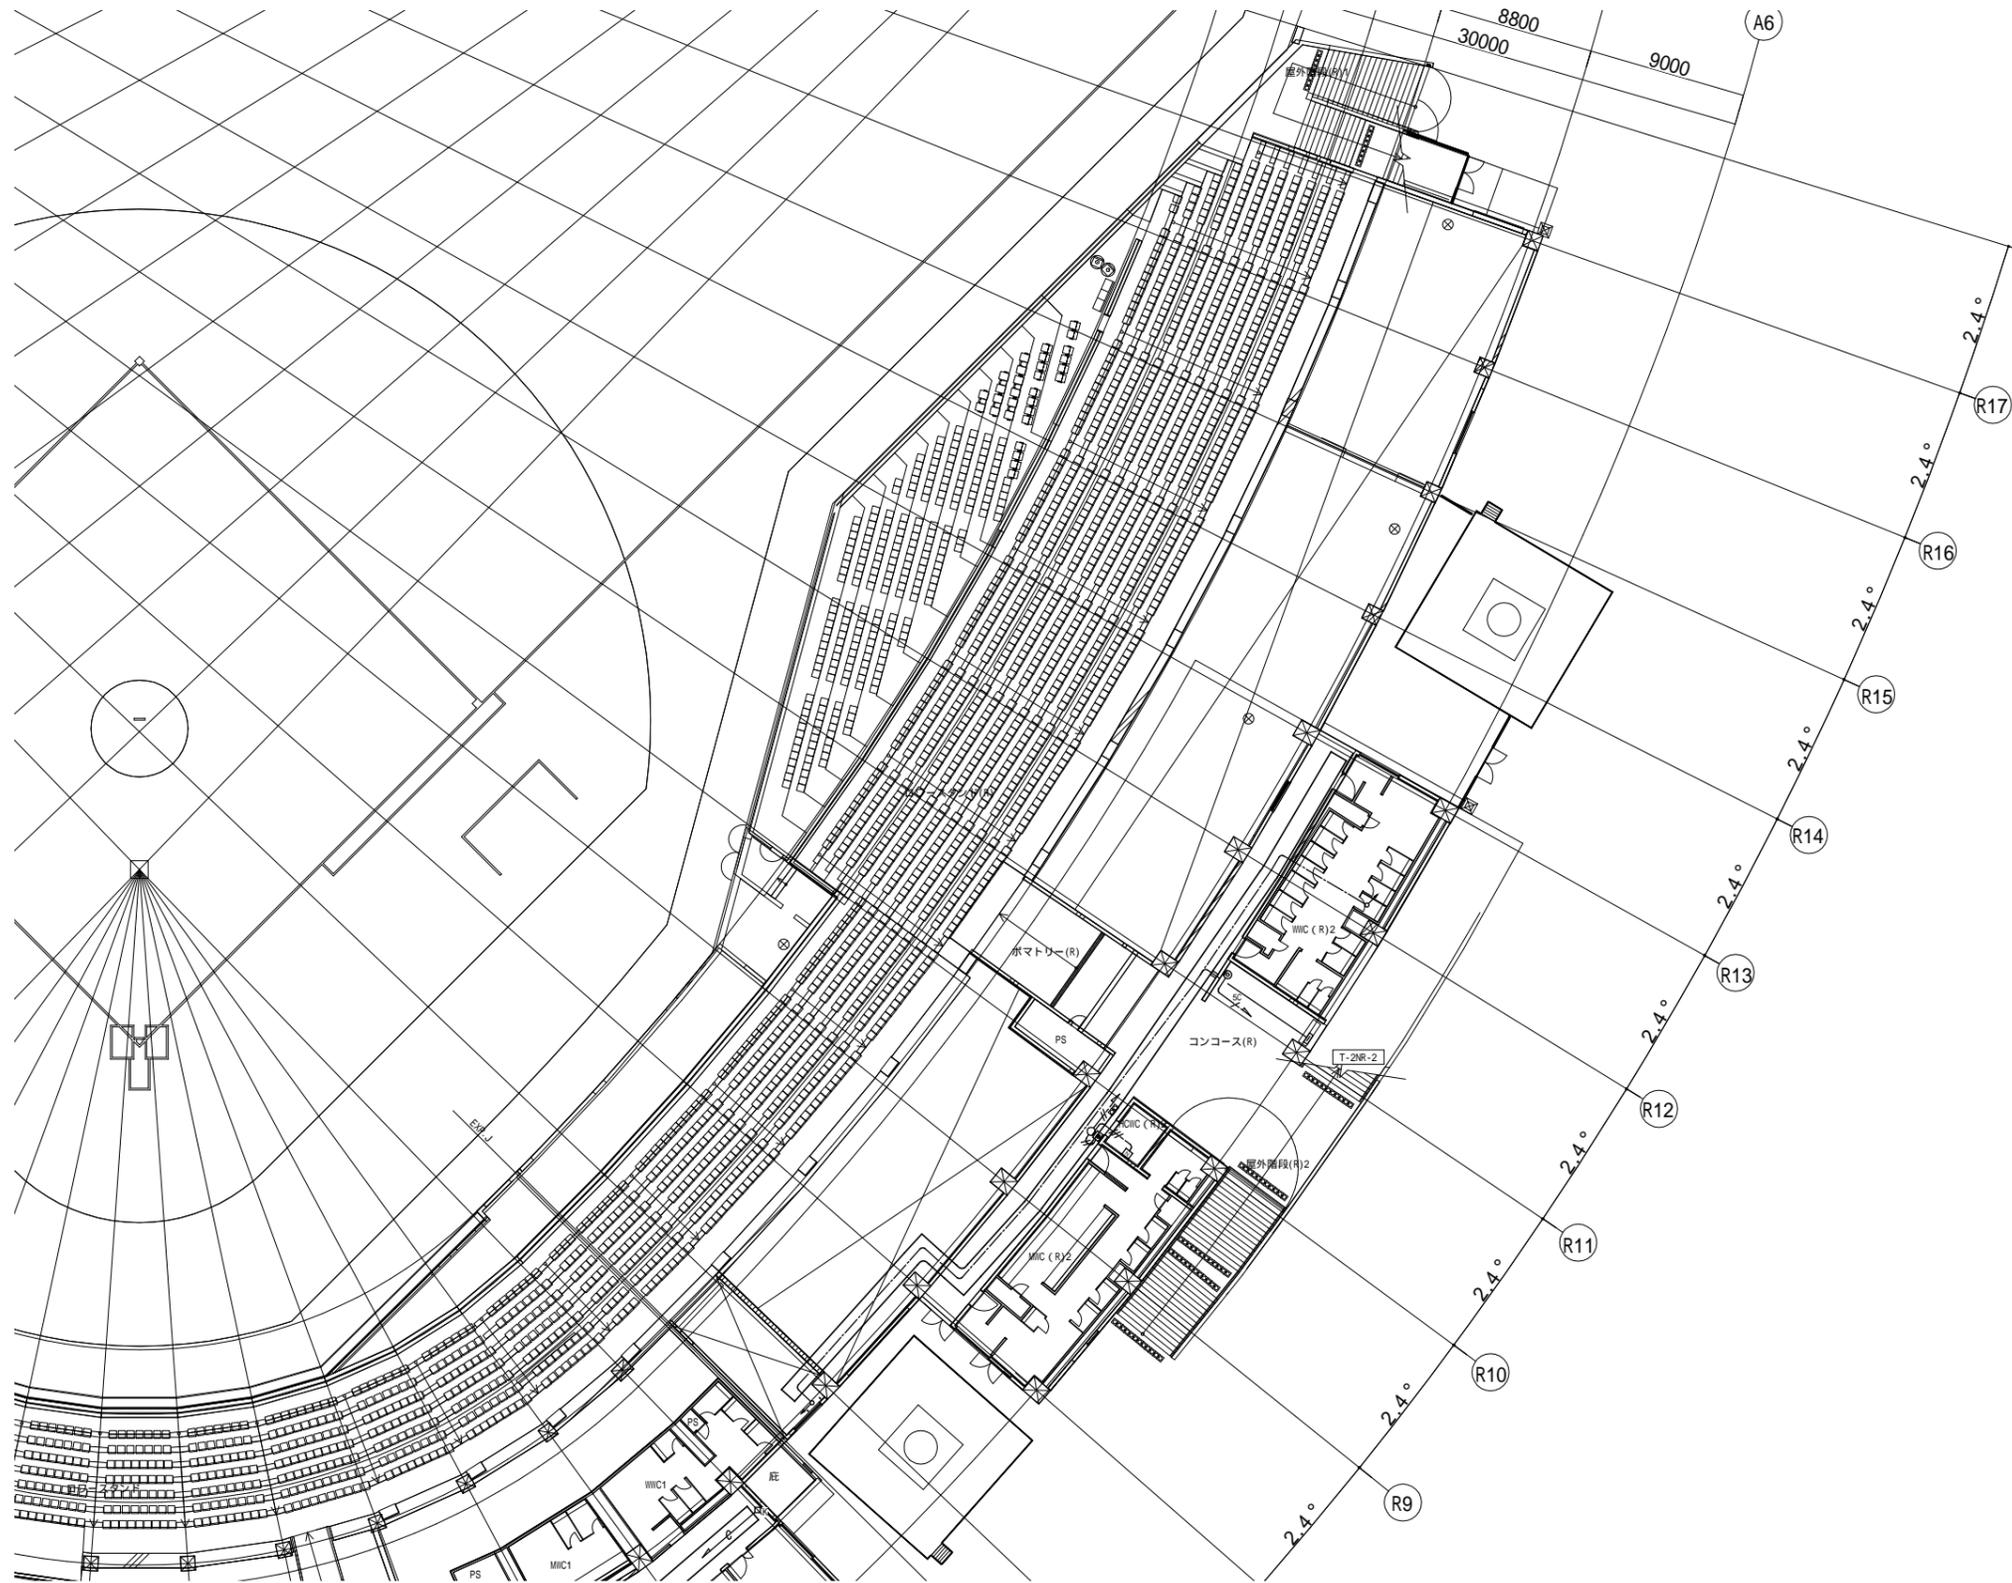

一般建築士 第286776号 渡邊 和幸	一般建築士 第384579号 浅山 明	設計者 西山 浩司	法適合確認 設備設計一般建築士 第6211号 浅山 明	検証者 寺田 庄作	設計番号 17992	特記	徳島県土整備部管轄課	工事名 徳島県鳴門総合運動公園 野球場改築工事のうち電気工事 図面名 TV共同受信設備・時刻表示設備・誘導支援設備 2階平面図(3)	図面番号 E-100 縮尺 1 : 200(A1) 1 : 400(A3)	AZUSA SEKKEI Architects, Engineers & Consultants 株式会社 梓設計 関西支社 <small>〒650-0022 大阪府大阪市東区東 1-1-1</small>	株式会社 宮建築設計 MIYA Architect's Office <small>〒650-0022 大阪府大阪市東区東 1-1-1</small>
----------------------------	---------------------------	--------------	--------------------------------------	--------------	---------------	----	------------	--	---	--	---