


衛生器具表						数量	設置場所																				備考													
名称	JIS記号 国交省記号	参考品番		電源			1 階				2 階				屋外																									
				相	電圧 (V)		消費電力 (W)	男子 トイレ	女子 トイレ	バリア フリー トイレ	前室 (掃除 具入)	教 官 室	手 洗 い	足 洗 い																										
洋風大便器	C810S	LIXIL BC-P110SM	TOTO CFS498BC	1	100	314	3	1	2																															
自動洗浄小便器	U620	LIXIL U-A51AP	TOTO UFS900R	1	100	0.5	2	2																																
掃除流し	S210	LIXIL S-202A	TOTO SK22A				1			1																														
多機能トイレ		LIXIL PTWC-HC101L1A1ASWW	TOTO UADAZ21L1A2ASD1WA	1	100	505+600 +0.6*2	1			1																														
温水洗浄便座		LIXIL CW-PC12-CK-UR-TU	TOTO TCF5840AUPN	1	100	1260	1			1																														
化粧鏡		LIXIL KF-5010AG	TOTO YM6090A				1			1																														
横水栓(自在形)		LIXIL LF-12ZF-13-U	TOTO T130AEQF13C				1														1																			
横水栓(吐水口回転形)	13-F7	LIXIL LF-7R-13-U	TOTO T200SNR13C				5																	3	2															
洗濯機用横水栓		LIXIL LF-WJ50KQA	TOTO TW11R				2																			2														

●表記電気容量は参考値とする。

衛生器具付属品一覧			
名称	参考品番		付属品及び仕様
洋風大便器	LIXIL	BC-P110SM	DQ-PA150CH(タンケット), CW-PB21-NE(温水洗浄式暖房便座), CF-020-SET(止水栓キート), CF-63HST(棚付二連紙巻器)
	TOTO	CFS498BC	TCF587(温水洗浄式暖房便座), YH701(棚付二連紙巻器)
掃除流し	LIXIL	S-202A	LF-7KEZ-19-U(横水栓), SF-20SAF-P(床排水金具), SF-10E(バケツ用ホース), SF-202(給水ホース)
	TOTO	SK22A	TK22(リムホース), T23AEQ20C(横水栓), TN114(止水栓), T9R(バケツ用ホース), HH04060x2(樹脂ブラシ), T37SGEP(床排水金具)
多機能トイレ	LIXIL	PTWC-HC101L1A1ASWW	床置大便器, トイレ対応流し(側板有)洗面器有, 左勝手, 上水, 手洗器有, 温水洗浄式暖房便座用リモコン開口有, 背もたれ, トイレ対応流し用電気温水器有(節電付), 洗面器用電気温水器有, 手すりカラーホワイト
	TOTO	UADAZ21L1A2ASD1WA	床置大便器, 側板有, 汚物流し有, 洗面器有, 左勝手, 水道水, 手洗器有, チャームキック有, 背もたれ(リフトアップ), 汚物流し用電気温水器有(節電機能付), 洗面器電気温水器有, 停電用洗浄ホース有, 手すりカラーホワイト


凡 例

記号	名称	記号	名称
— ■ —	冷媒管	EA → □	風道排気
— □ —	排水管	□ ↓	屋外フード
— — —	新設配管		
× — ×	撤去配管		
— · — · —	現状維持、存置配管		
— + —	配管切断または接続箇所		
— ■ —	配管貫通口はつり補修箇所		

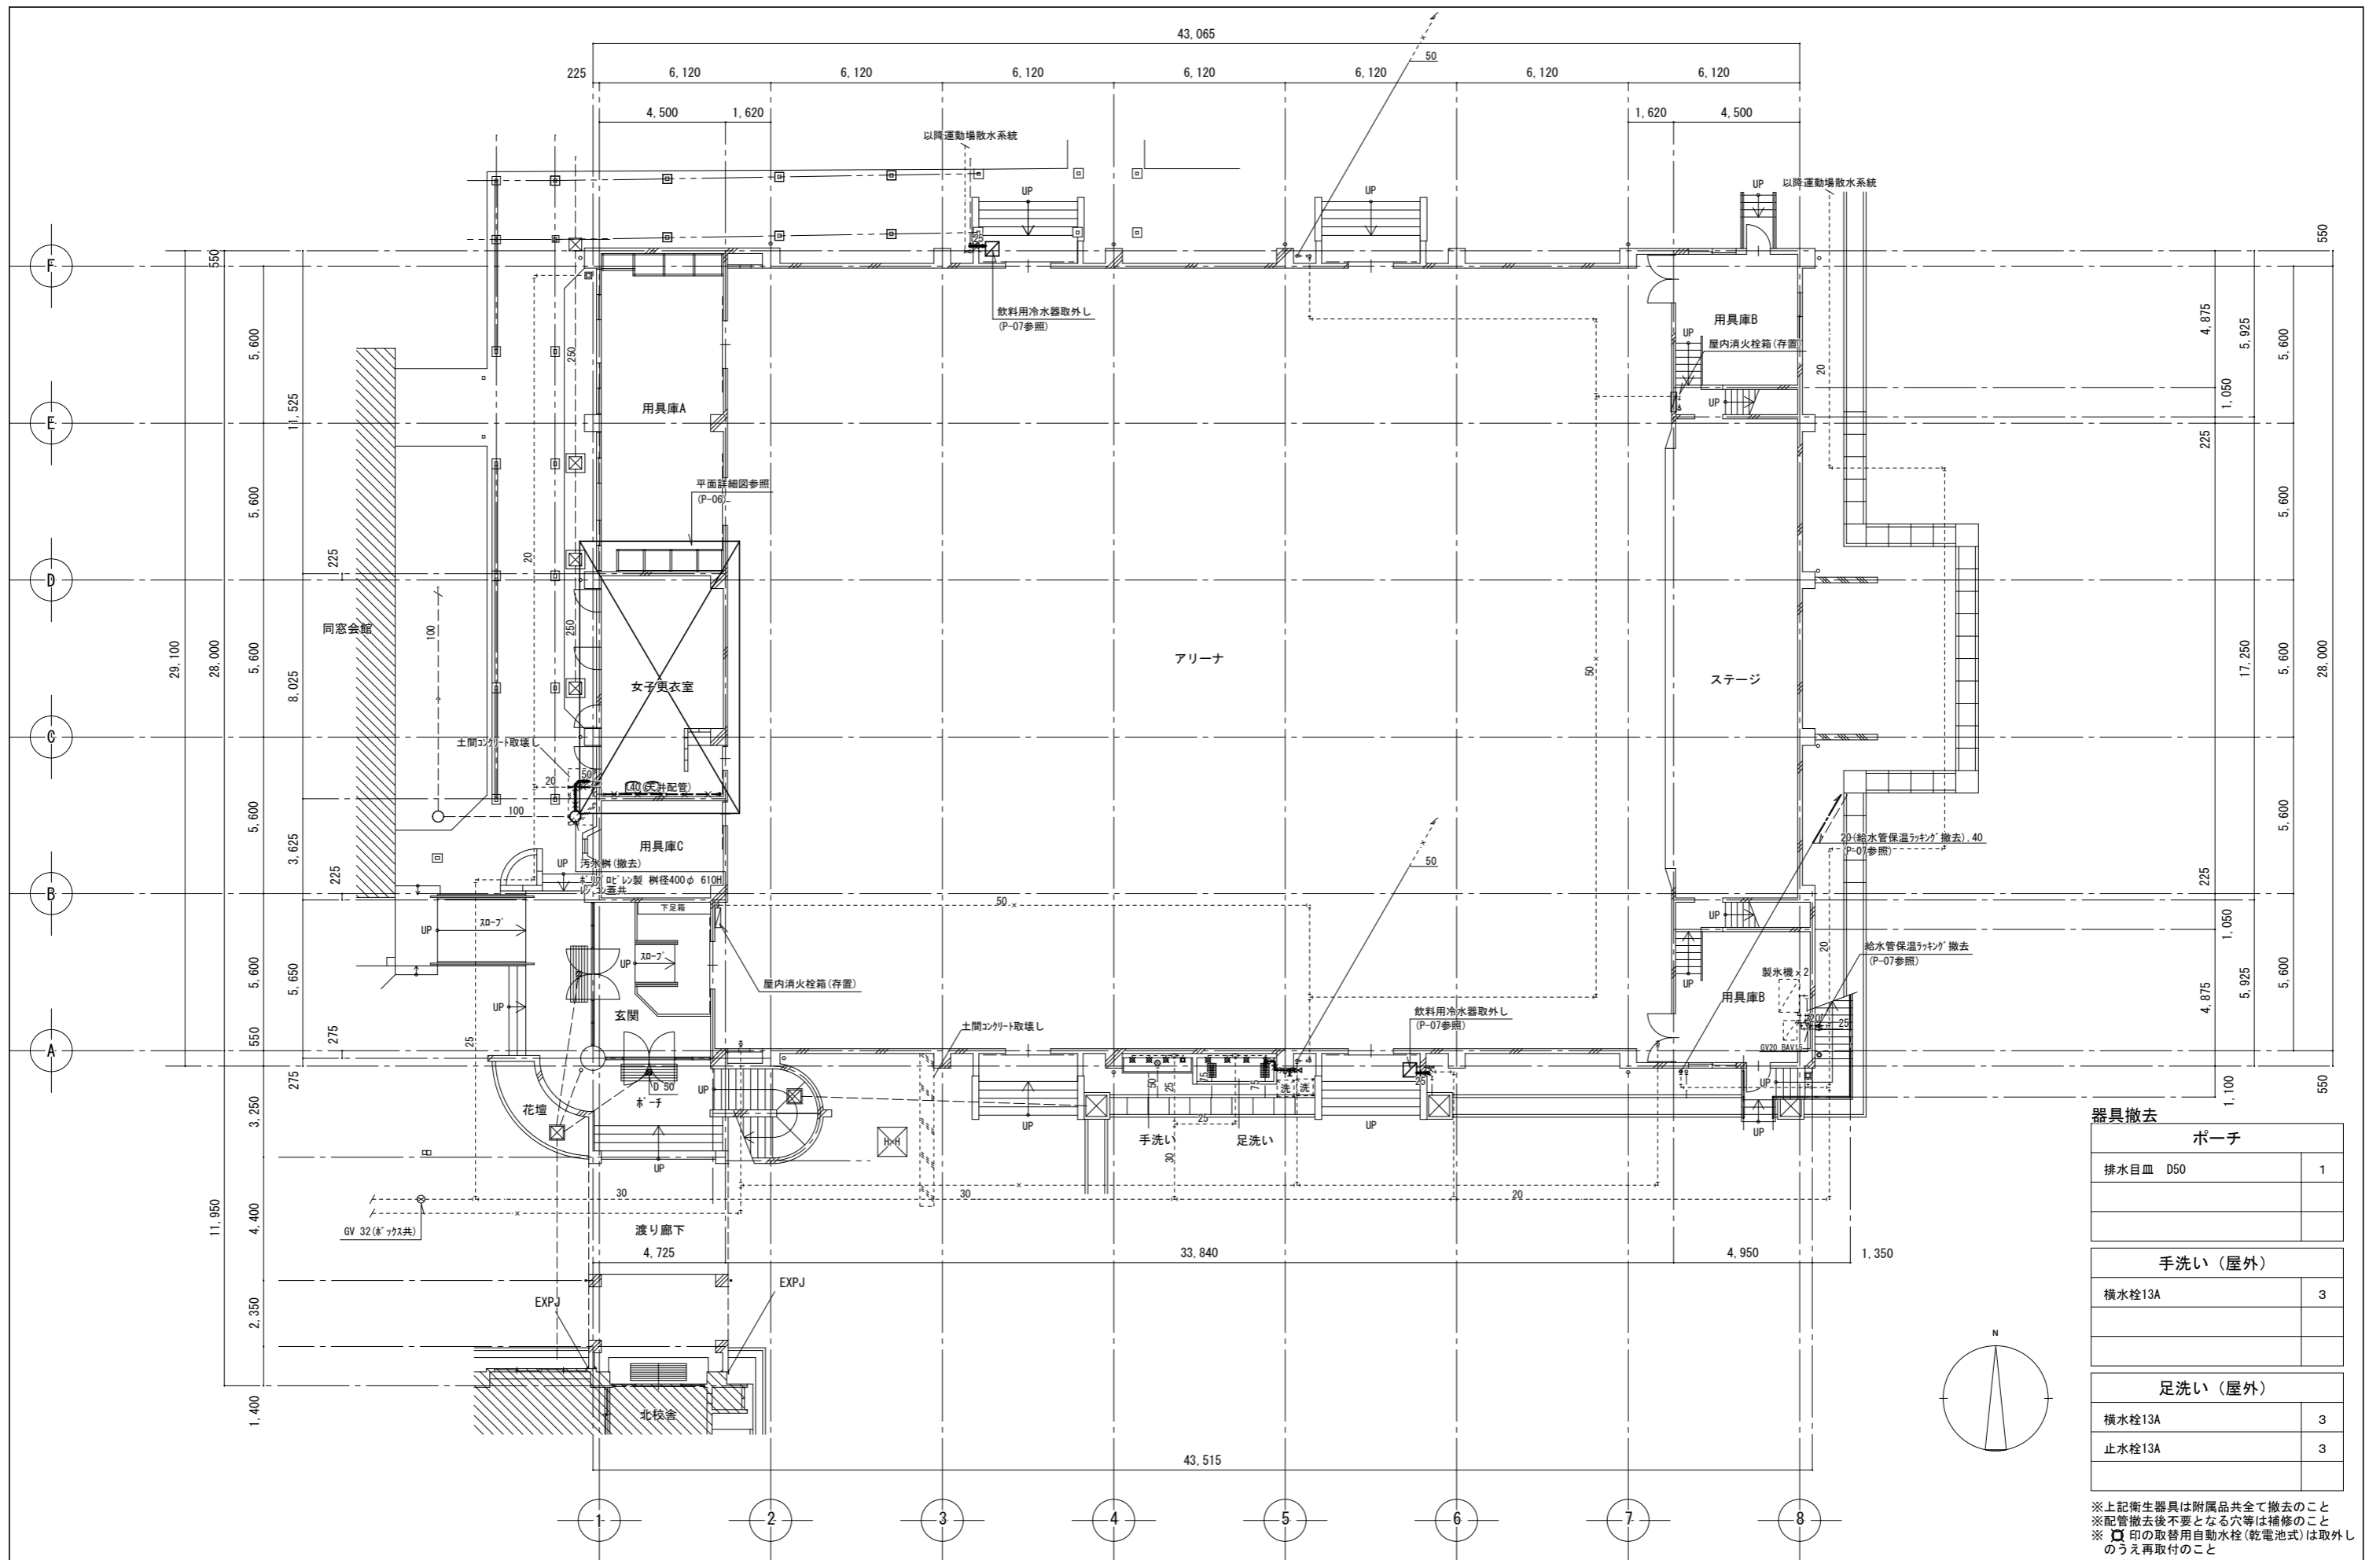


器具撤去	
ポーチ	
排水目皿 D50	1
手洗い (屋外)	
横水栓13A	3
足洗い (屋外)	
横水栓13A	3
止水栓13A	3

※上記衛生器具は附属品共全て撤去のこと
 ※配管撤去後不要となる穴等は補修のこと
 ※印の取替用自動水栓(乾電池式)は取外し
 のうえ再取付のこと

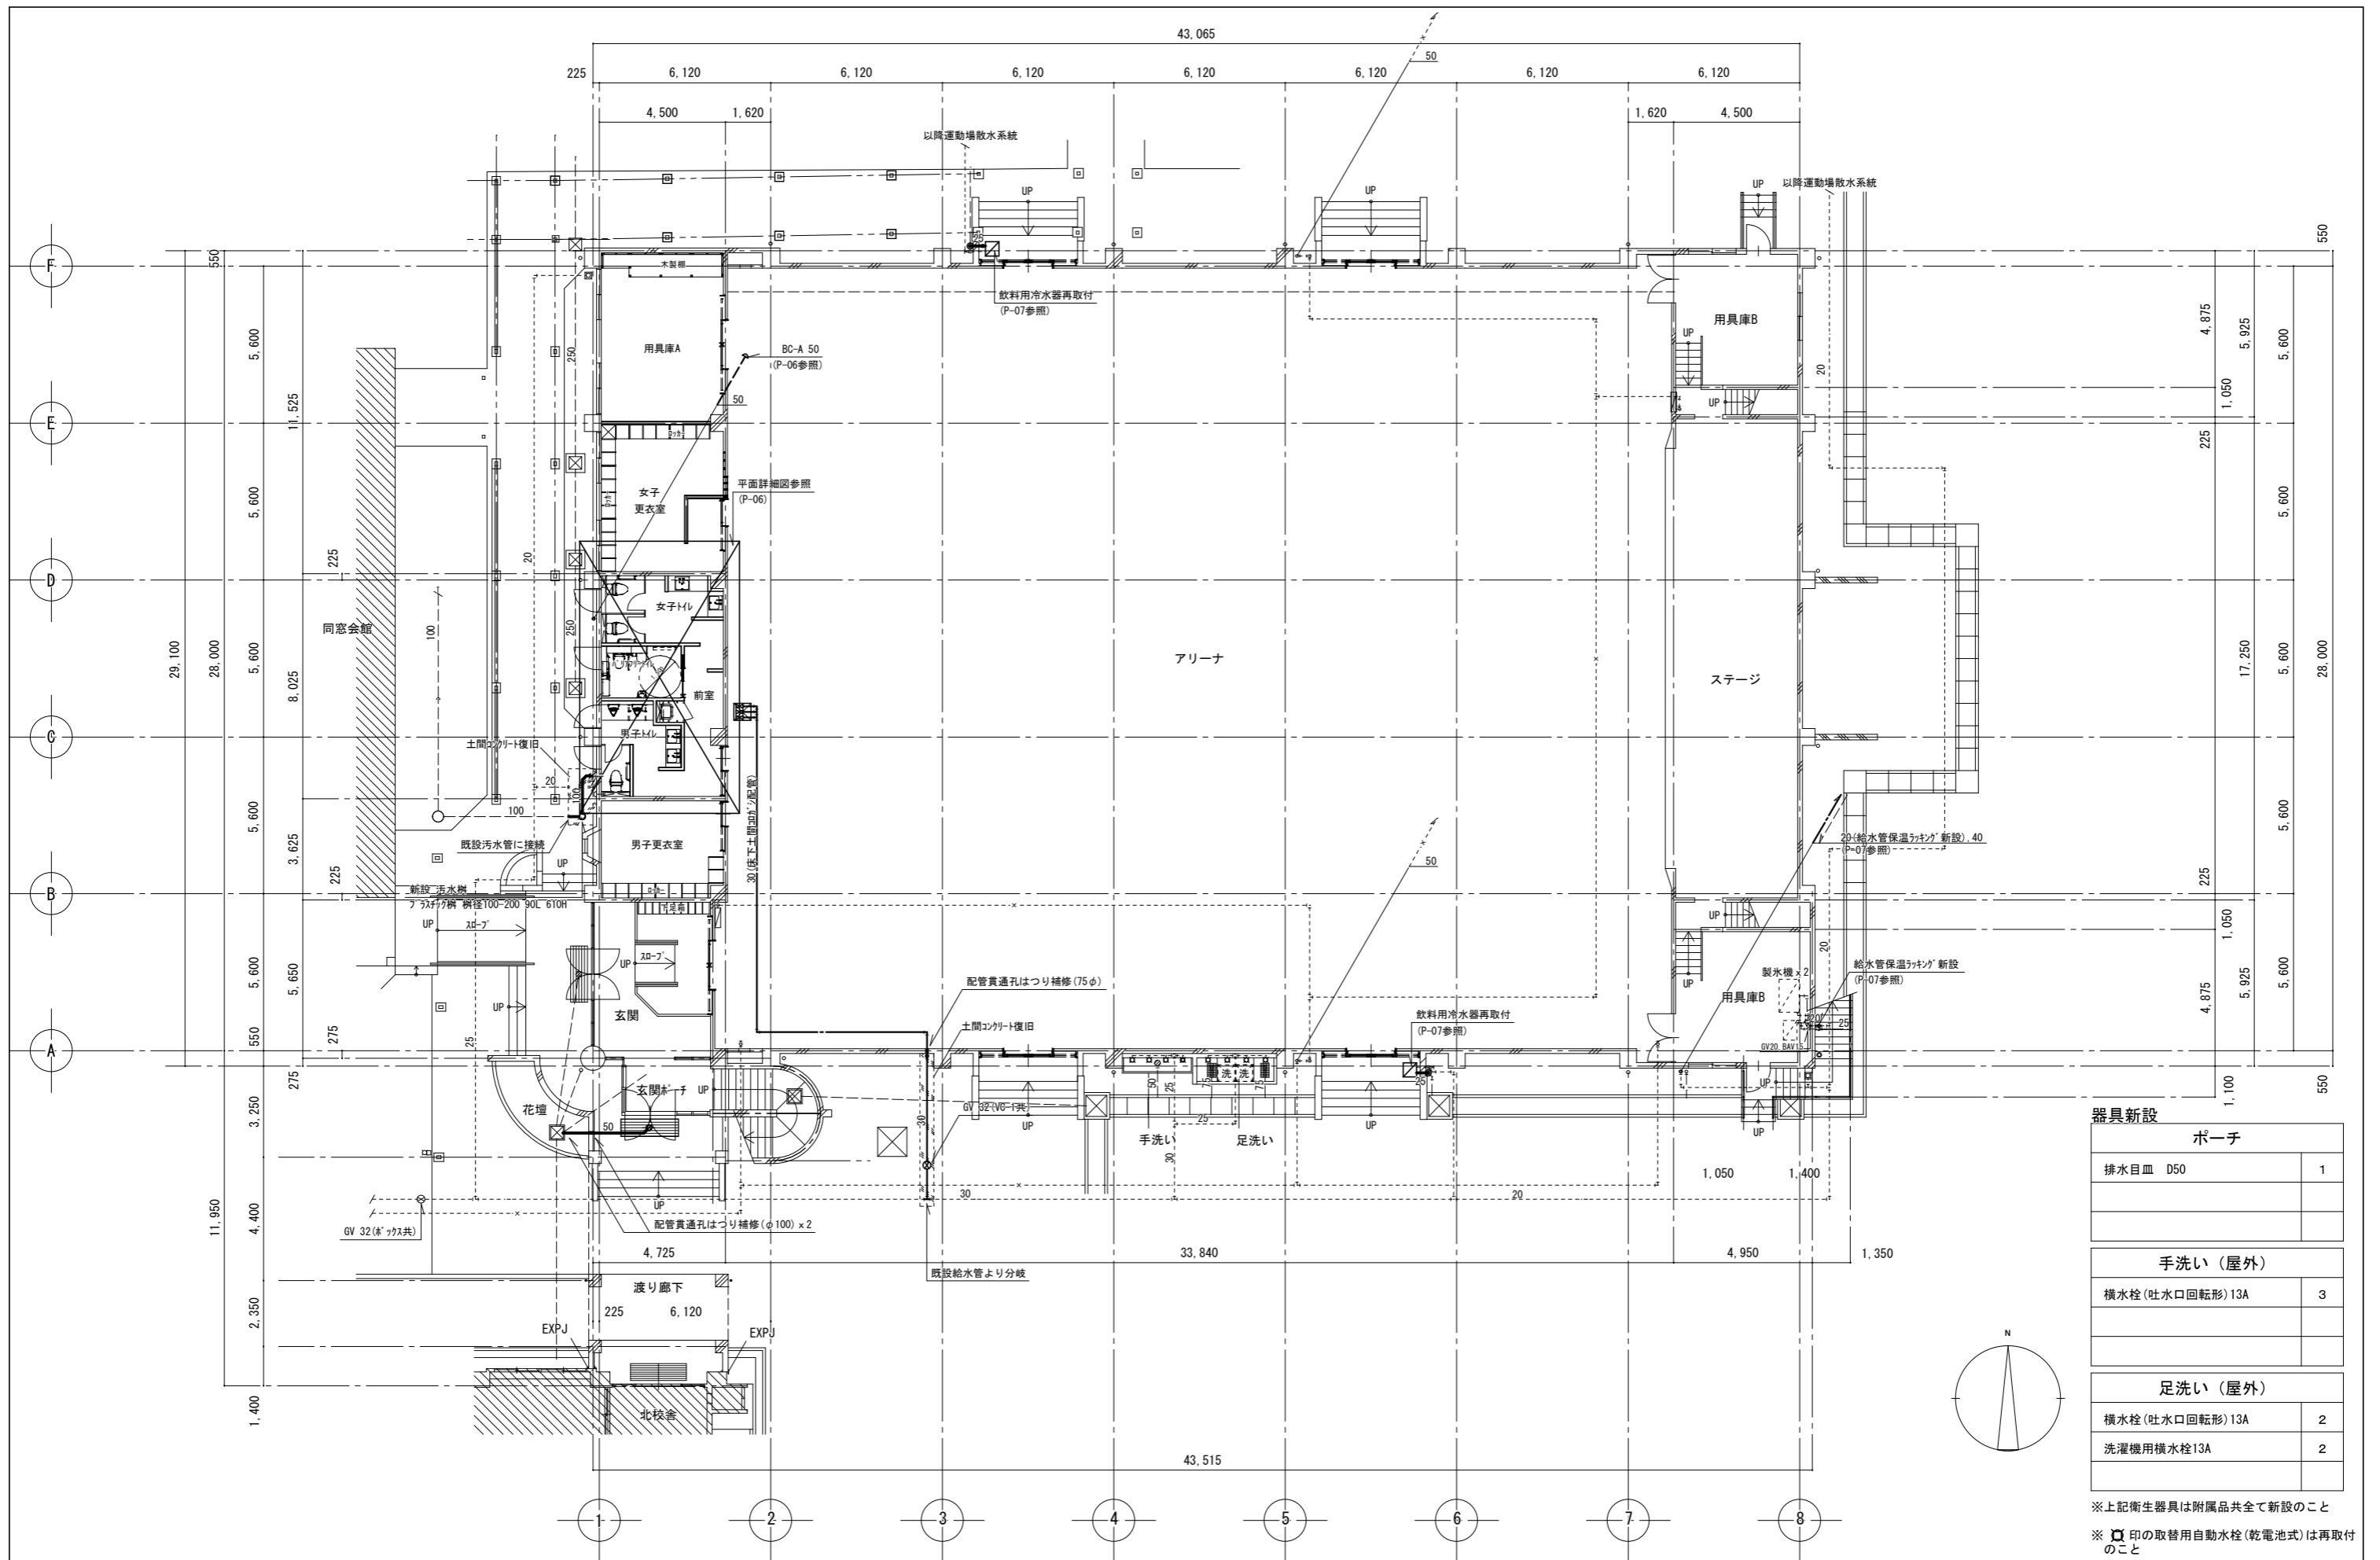

器具新設	
ポーチ	
排水目皿 D50	1
手洗い (屋外)	
横水栓 (吐水口回転形) 13A	3
足洗い (屋外)	
横水栓 (吐水口回転形) 13A	2
洗濯機用横水栓 13A	2


※上記衛生器具は附属品共全て新設のこと
 ※印の取替用自動水栓 (乾電池式) は再取付のこと

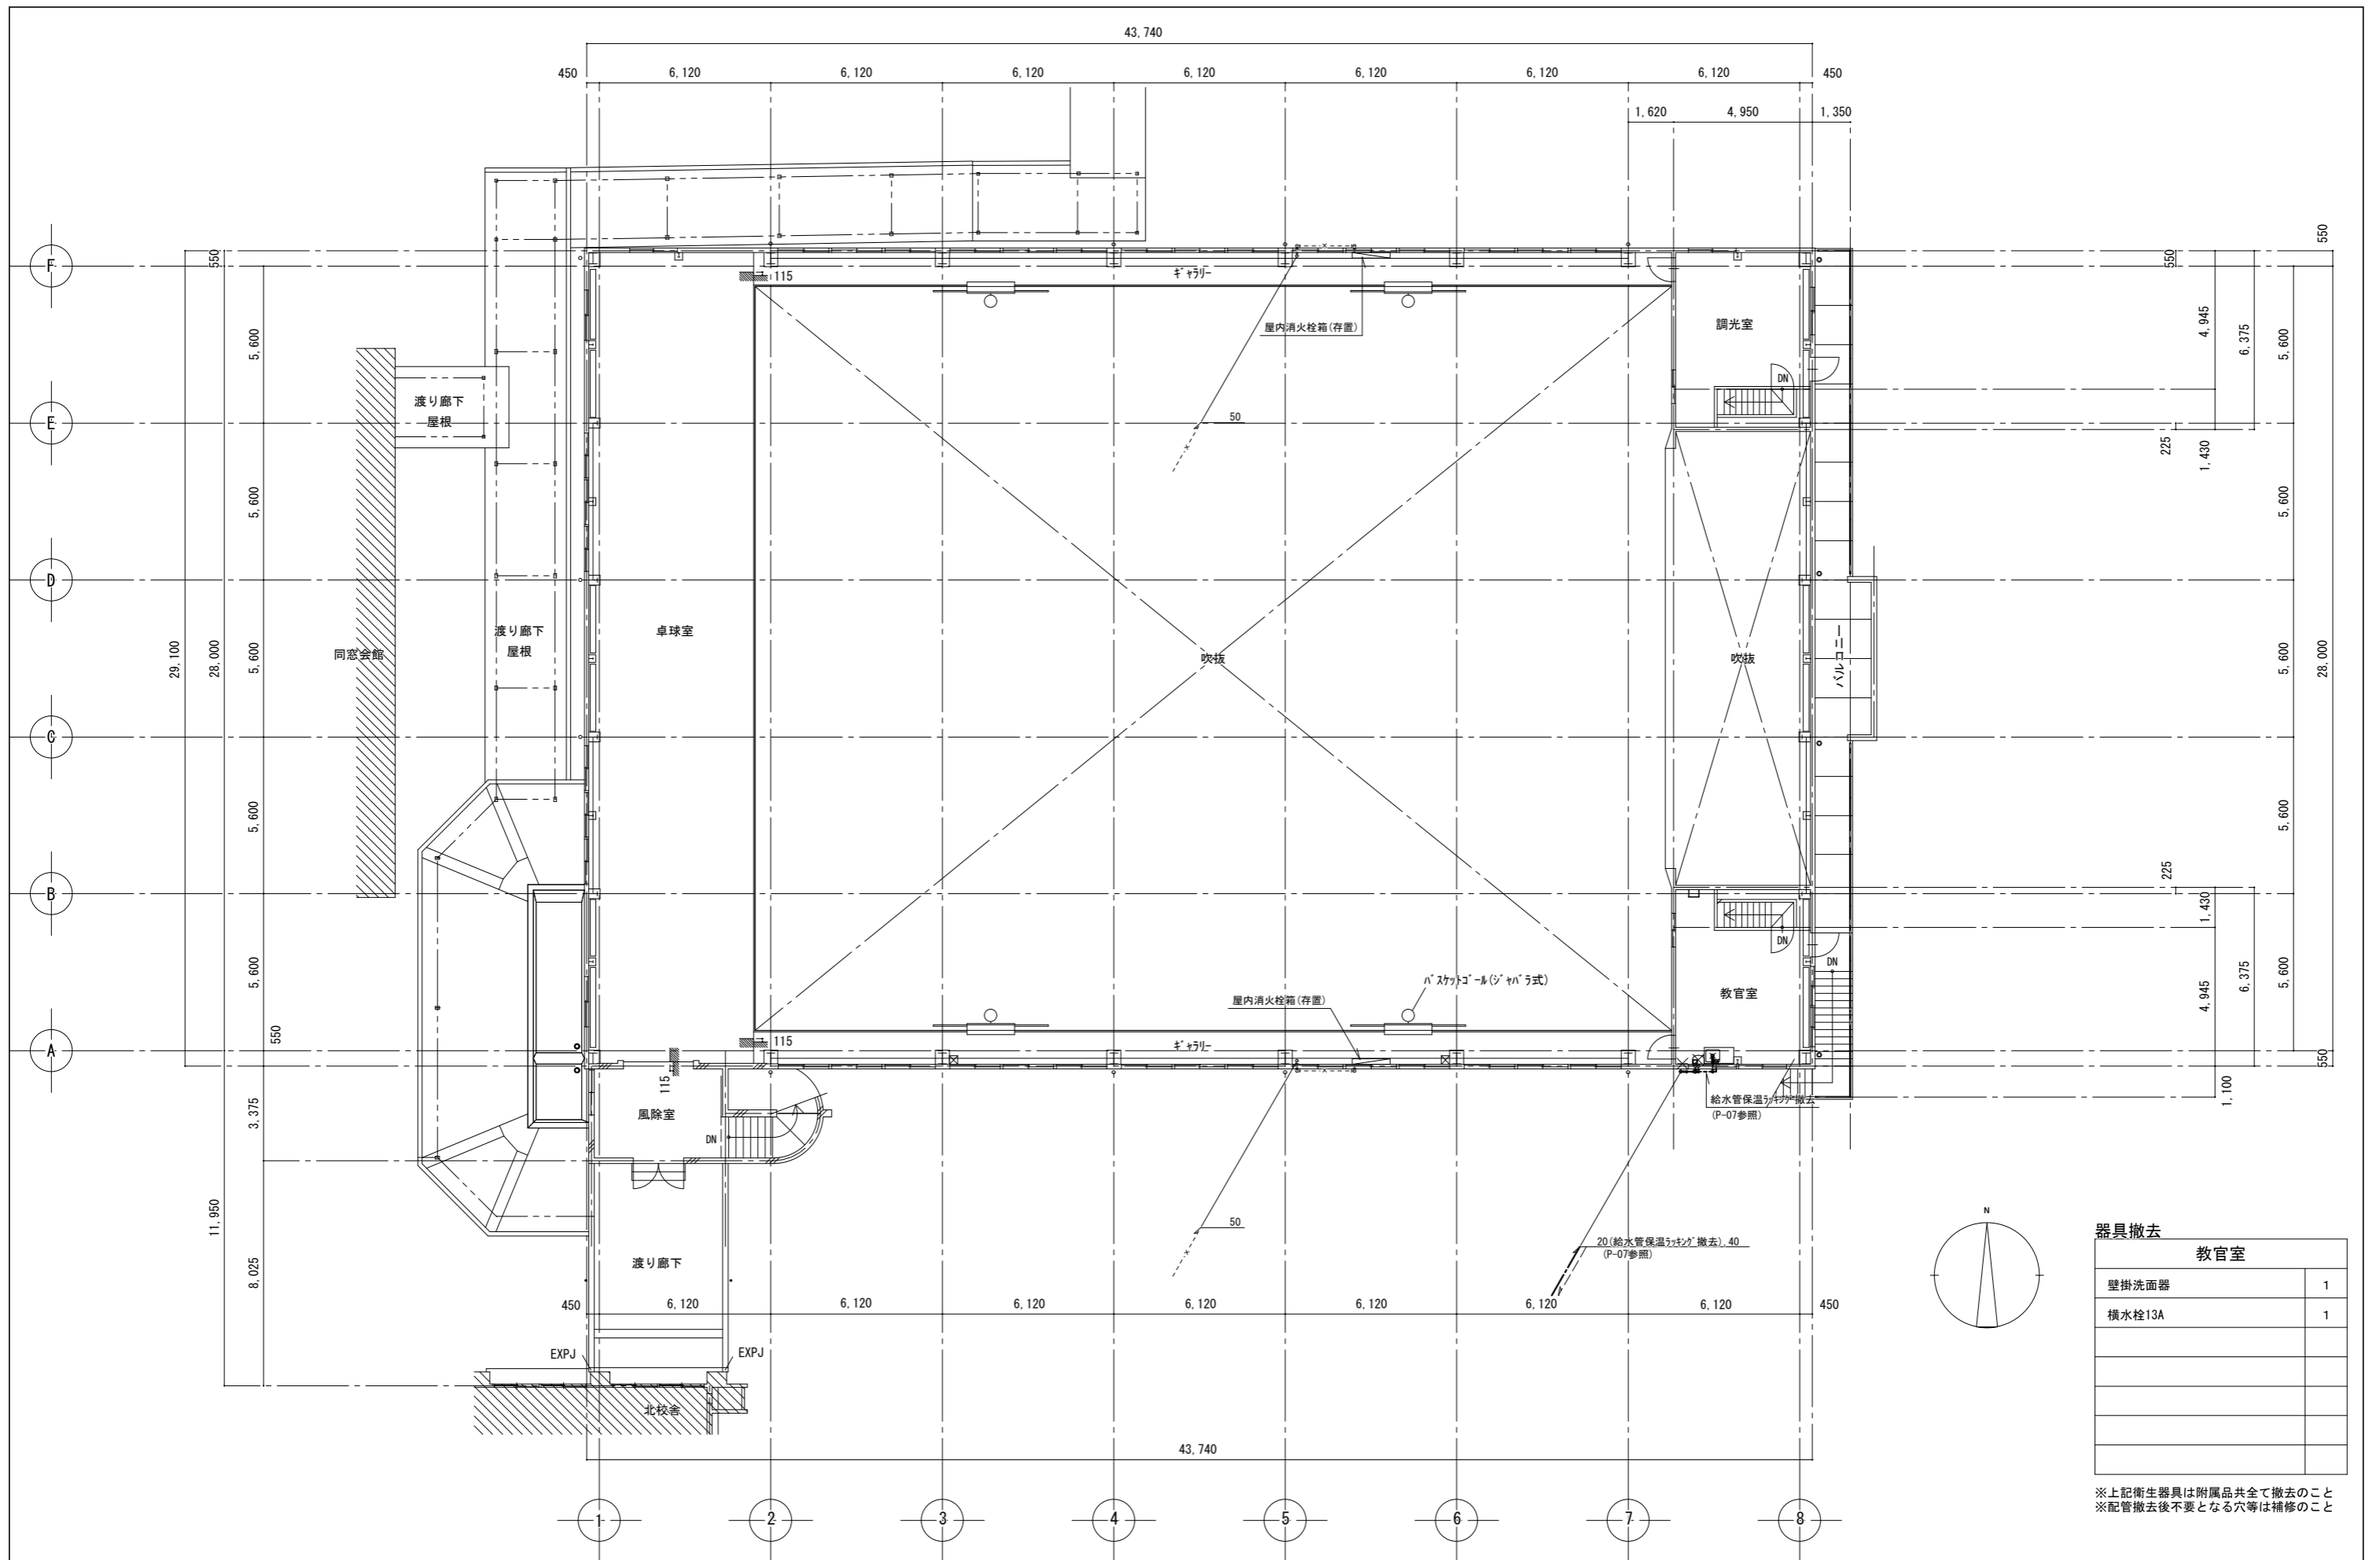

器具撤去

教室	
壁掛洗面器	1
横水栓13A	1

※上記衛生器具は附属品共全て撤去のこと
 ※配管撤去後不要となる穴等は補修のこと

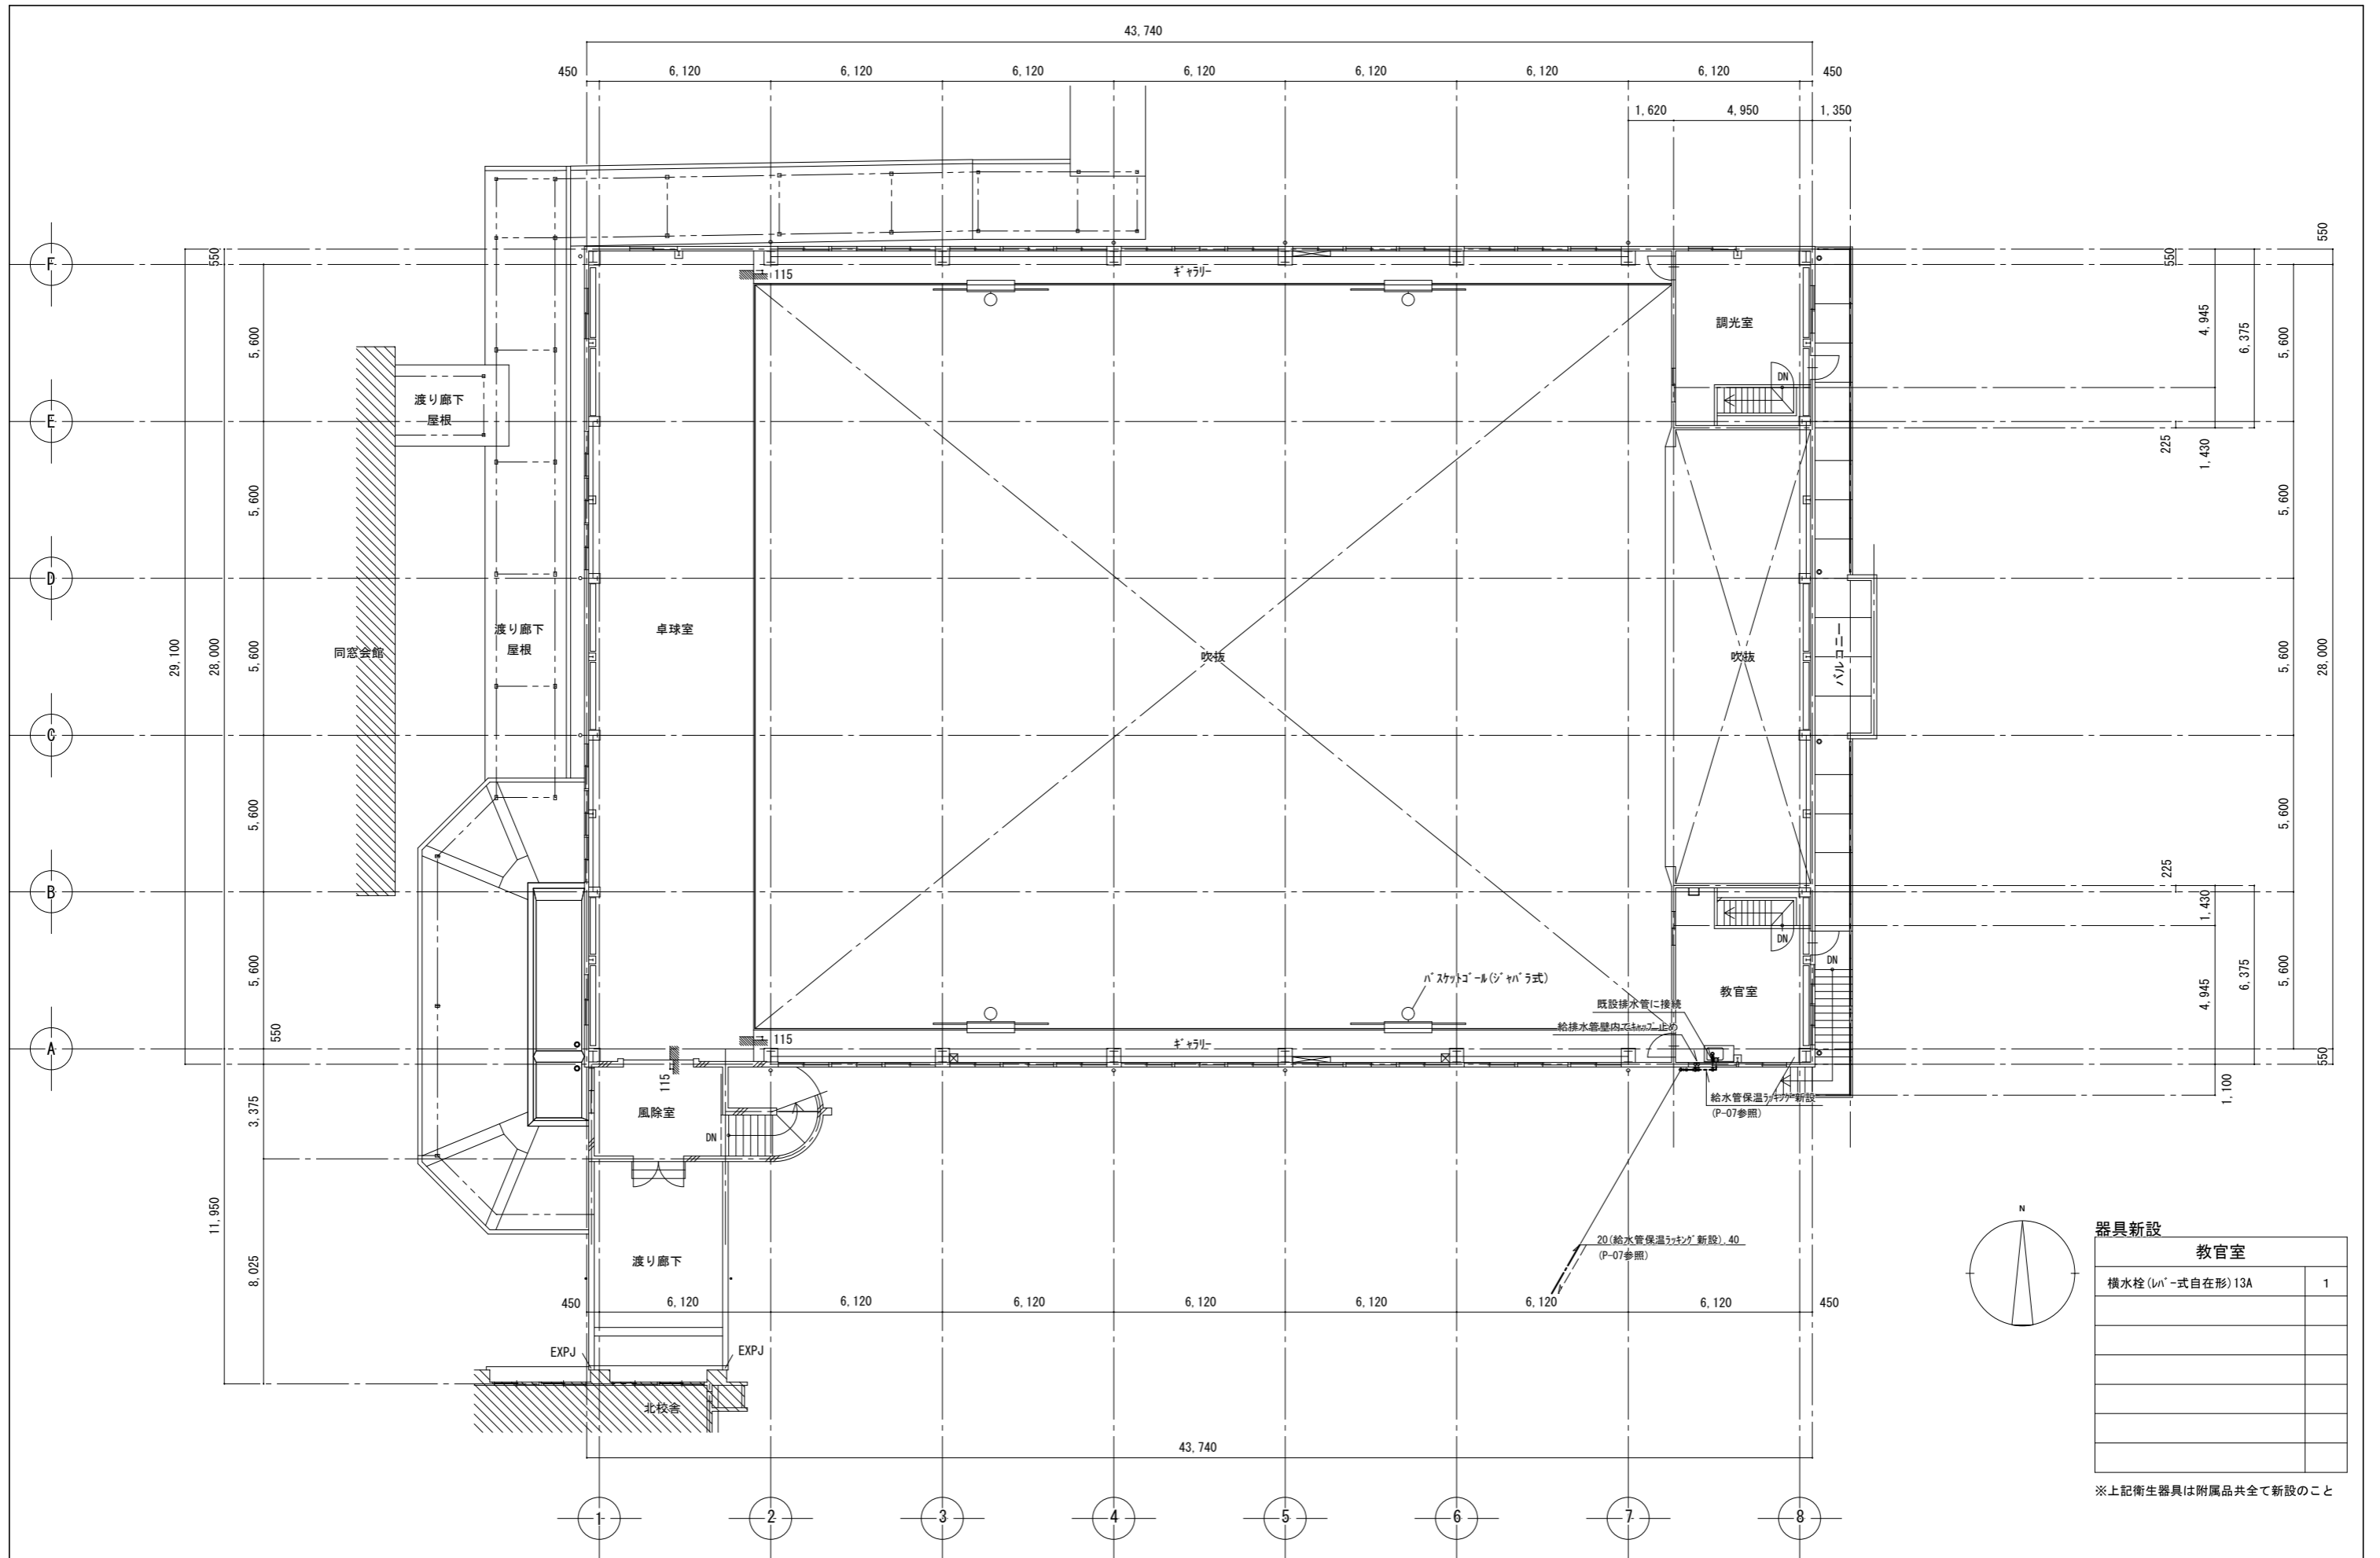

器具新設

教室	
横水栓 (レバー式自在形) 13A	1

※上記衛生器具は附属品共全て新設のこと


器具撤去

女子更衣室	
壁掛洗面器	2
床上掃除口 COA 50	1


※上記衛生器具は附属品共全て撤去のこと
 ※印の取替用自動水栓(乾電池式)は取外し
 のうえ学校に引き渡しのこと
 ※配管撤去後不要となる穴等は補修のこと

器具表

男子トイレ		女子トイレ		バリアフリートイレ		前室(掃除具入)	
洋風大便器	1	洋風大便器	2	多機能トイレバック	1	掃除流し	1
自動洗浄小便器	2	洗面カウンター(洗面器1連)	(2)	温水洗浄式暖房便座	1		
洗面カウンター(洗面器2連)	(1)	化粧鏡	(1)	化粧鏡	1		
化粧鏡	(1)	L形手すり	(2)	ベビーシート	(1)		
L形手すり	(1)	床上掃除口 COA100	1	ベビーチェア	(1)		
小便器用手すり	(1)						
床上掃除口 COA100	1						

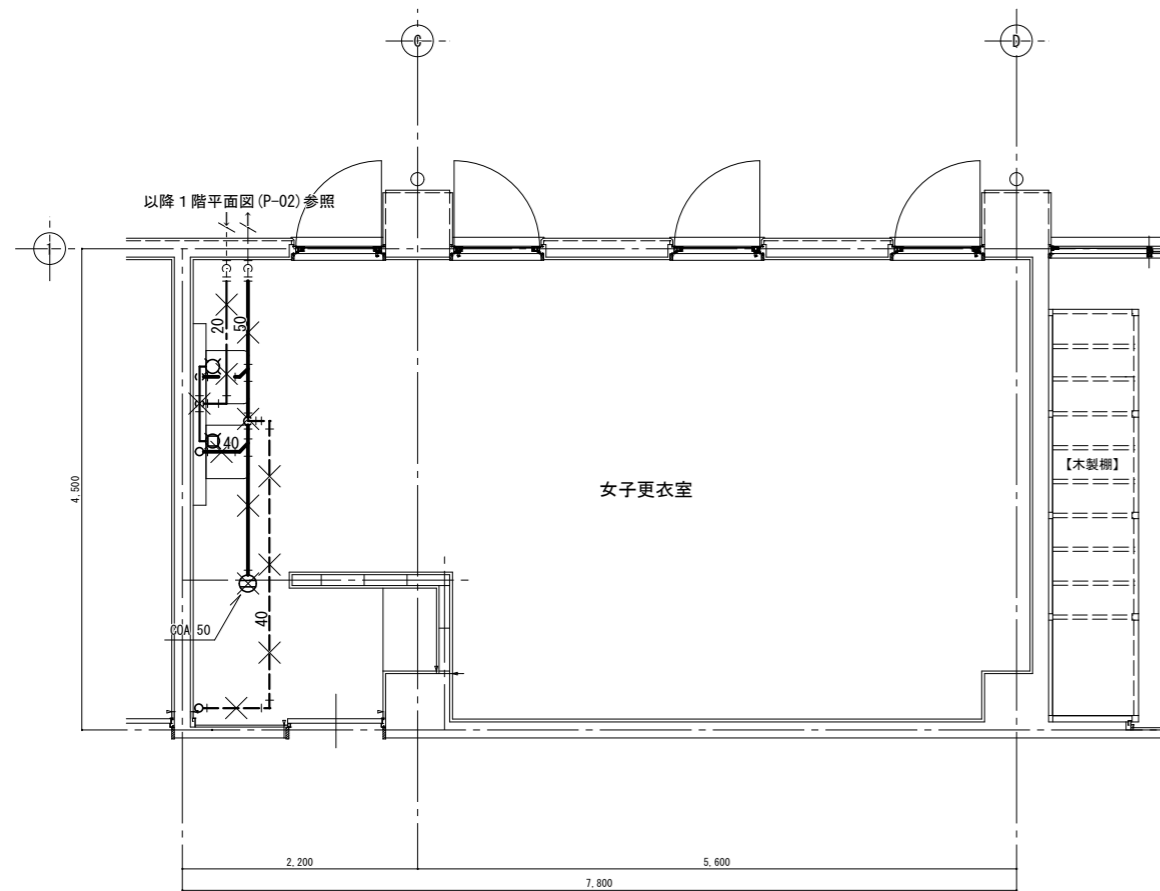


現況 女子更衣室平面詳細図 S=1/50

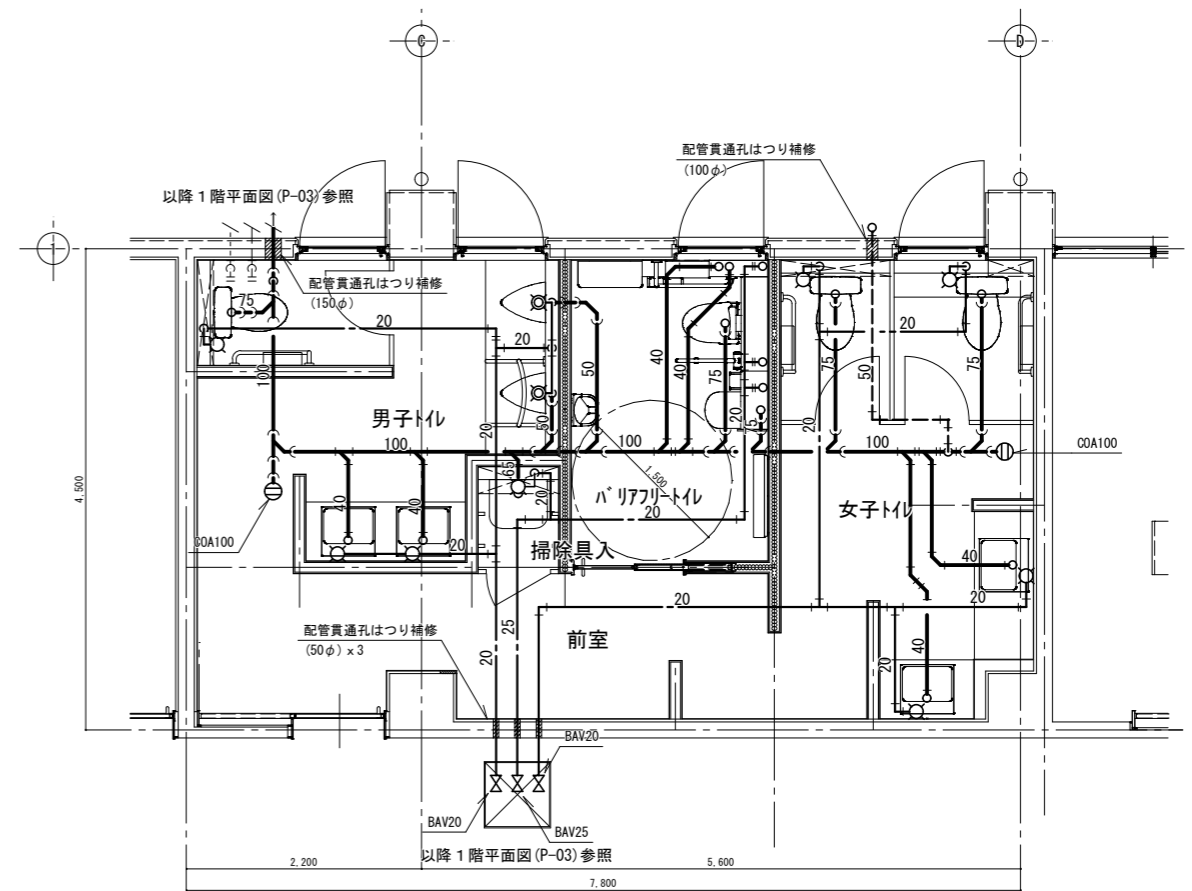


改修後 トイレ平面詳細図 S=1/50


給水管埋設要領参考図

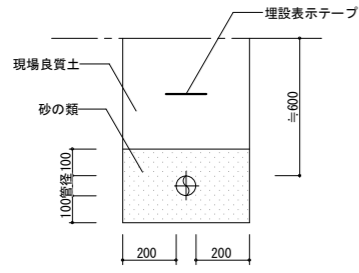


排水管埋設要領参考図

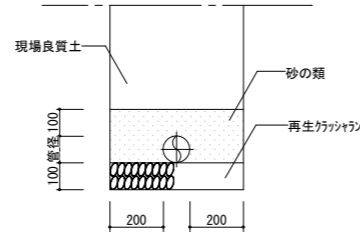


コンクリート舗装取壊し復旧参考図

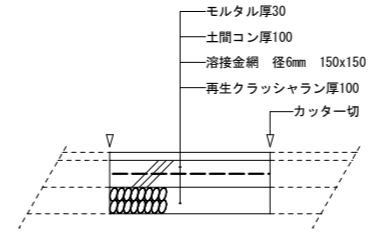


プラスチック樹設置要領参考図

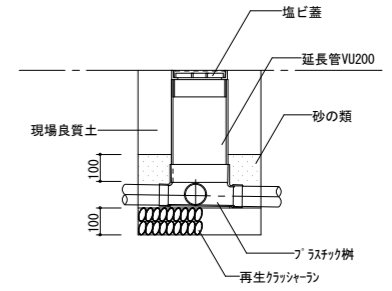


新設トイレ配管①通り参考断面図

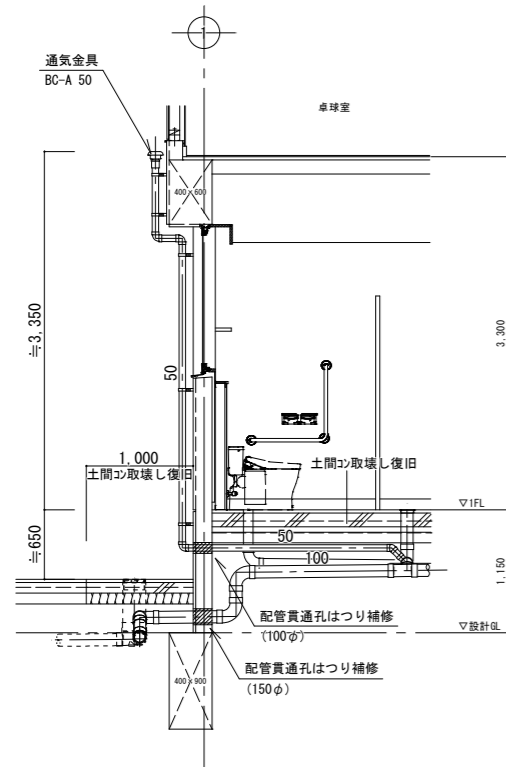

飲料用冷水器廻り参考図(2ヶ所)

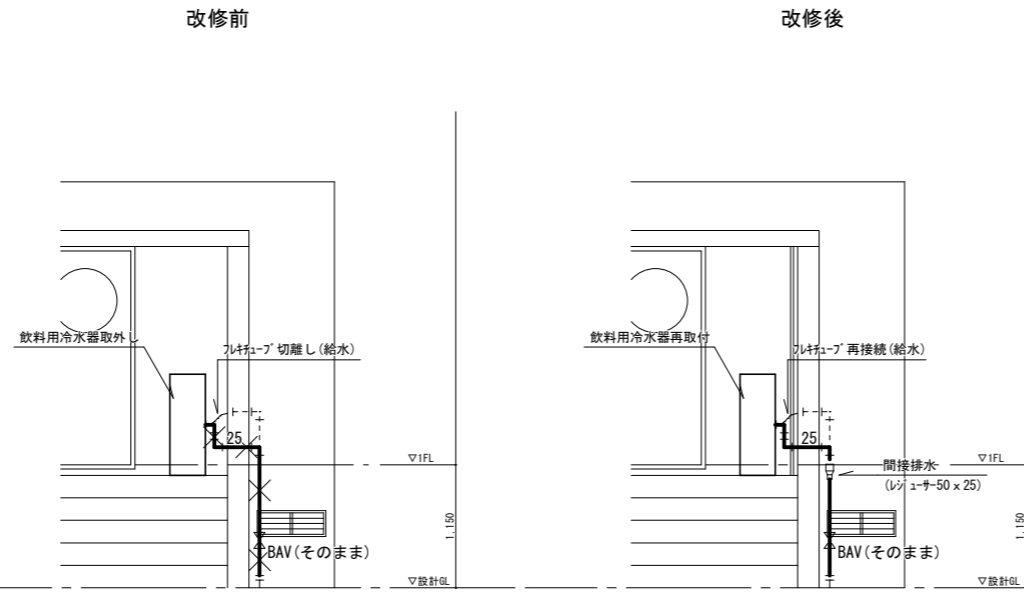

給水管保温ラッキングやり替え参考図

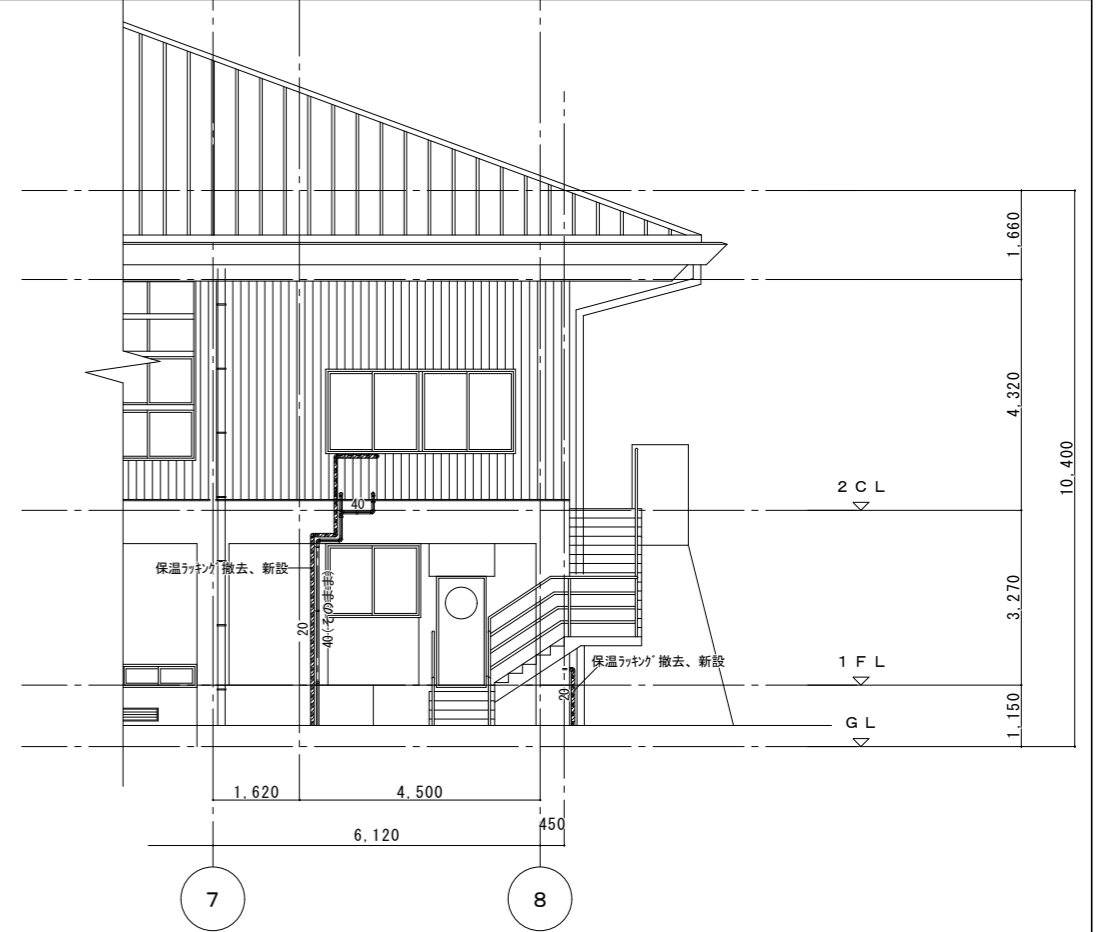

徳島県土整備部営繕課

●工事名
R6 営繕 阿波高等学校 阿波・吉野 体育館改修工事建築 (担い手確保型)
●図面名
衛生設備 各部参考図

●図面番号
P-07
●縮尺
Non, 1/50 (A2)


株式会社 西田設計
1級建築士登録 第284578号 山田 学
〒770-0943 徳島市中昭和町2-23-2
TEL (088) 654-7766 (代) ・ FAX (088) 654-7769

既設機器表(1)			仕様				電源(60Hz)			参考寸法				設置場所		備考	
記号	機器名称 (系統名)	台数	定格能力		冷媒	相	電圧	定格消費電力		H	W	D	質量	階	室名		
			冷房 (kW)	暖房 (kW)				冷房 (kW)	暖房 (kW)								(mm)
ACR-1	ル-ムI7コン 冷専セパレート形 (教室)	1	室外機 EHP	3.0	-	R22	1	100	1.14	-	535	750	230	33	2	教室南外壁	STA28EV(ダウ) 撤去
			室内機 壁掛形									355	799	169	10	2	教室
ACR-2	ル-ムI7コン セパレート形 (教室)	1	室外機 EHP	4.0	5.0	R410A	1	200	1.10	1.215	550	800	285	34	2	バルコニー	MSZ-SV407S-T(三菱電機) 撤去
			室内機 壁掛形									298	780	210	9	2	教室


既設機器表(2)			機器仕様					参考寸法				設置場所		備考			
記号	機器名称 (系統名)	台数	型式	消音ボックス	据付	番号	風量 (m3/h)	静圧 (Pa)	H	W	D	質量	階		室名		
																(mm)	(mm)
FE-1	標準換気扇	2	スタンダードタイプ 連動式スイッチ、引きひも付 樹脂製カバー	-	壁	200φ			320	300	149	2.0	1	女子更衣室	VFH-20P(東芝) 撤去		

機器表(1)			機器仕様						電動機(60Hz)			防振	設置場所		備考	機器表(2)			機器仕様						電動機(60Hz)			防振	設置場所		備考				
記号	機器名称	台数	型式	消音ボックス	据付	番号	風量 (m3/h)	静圧 (Pa)	定格消費電力 (kW)	相 (φ)	電圧 (V)	G ゴム	S スプリング	P ゴムパッド		階	室名	記号	機器名称	台数	型式	消音ボックス	据付	番号	風量 (m3/h)	静圧 (Pa)	定格消費電力 (kW)	相 (φ)	電圧 (V)	G ゴム		S スプリング	P ゴムパッド	階	室名
FE-1	標準換気扇	2	居間用 インテリアタイプ 電動式シャッター、引きひもなし ステンレス製ウェザ-カバー、防虫網	-	壁	200φ	450	0	0.014	1	100	-	-	-	1	男子トイレ、女子トイレ																			
FE-2	有圧換気扇	4	産業用 低騒音形 電動式シャッター、バックガード、不燃枠 ステンレス製給排気形防火タイプウェザ-カバー、防虫網	-	壁	350φ	2500	60	0.175	1	100	-	-	-	2	卓球室																			
FP-1	ハイ用ファン	3	角形格子ゲリル 風圧式シャッター付 ステンレス製深形フード(防虫網付)	-	壁	150φ	150	5	0.0064	1	100	-	-	-	1	バリアフリー 女子更衣室(×2)																			
FP-2	ハイ用ファン	1	角形格子ゲリル 電気式シャッター、電源プラグ付 ステンレス製深形フード(防虫網付)	-	壁	200φ	200	10	0.013	1	100	-	-	-	1	男子更衣室																			


●表記電気容量は参考値とする。
●天井扇は風圧シャッター付きとする。

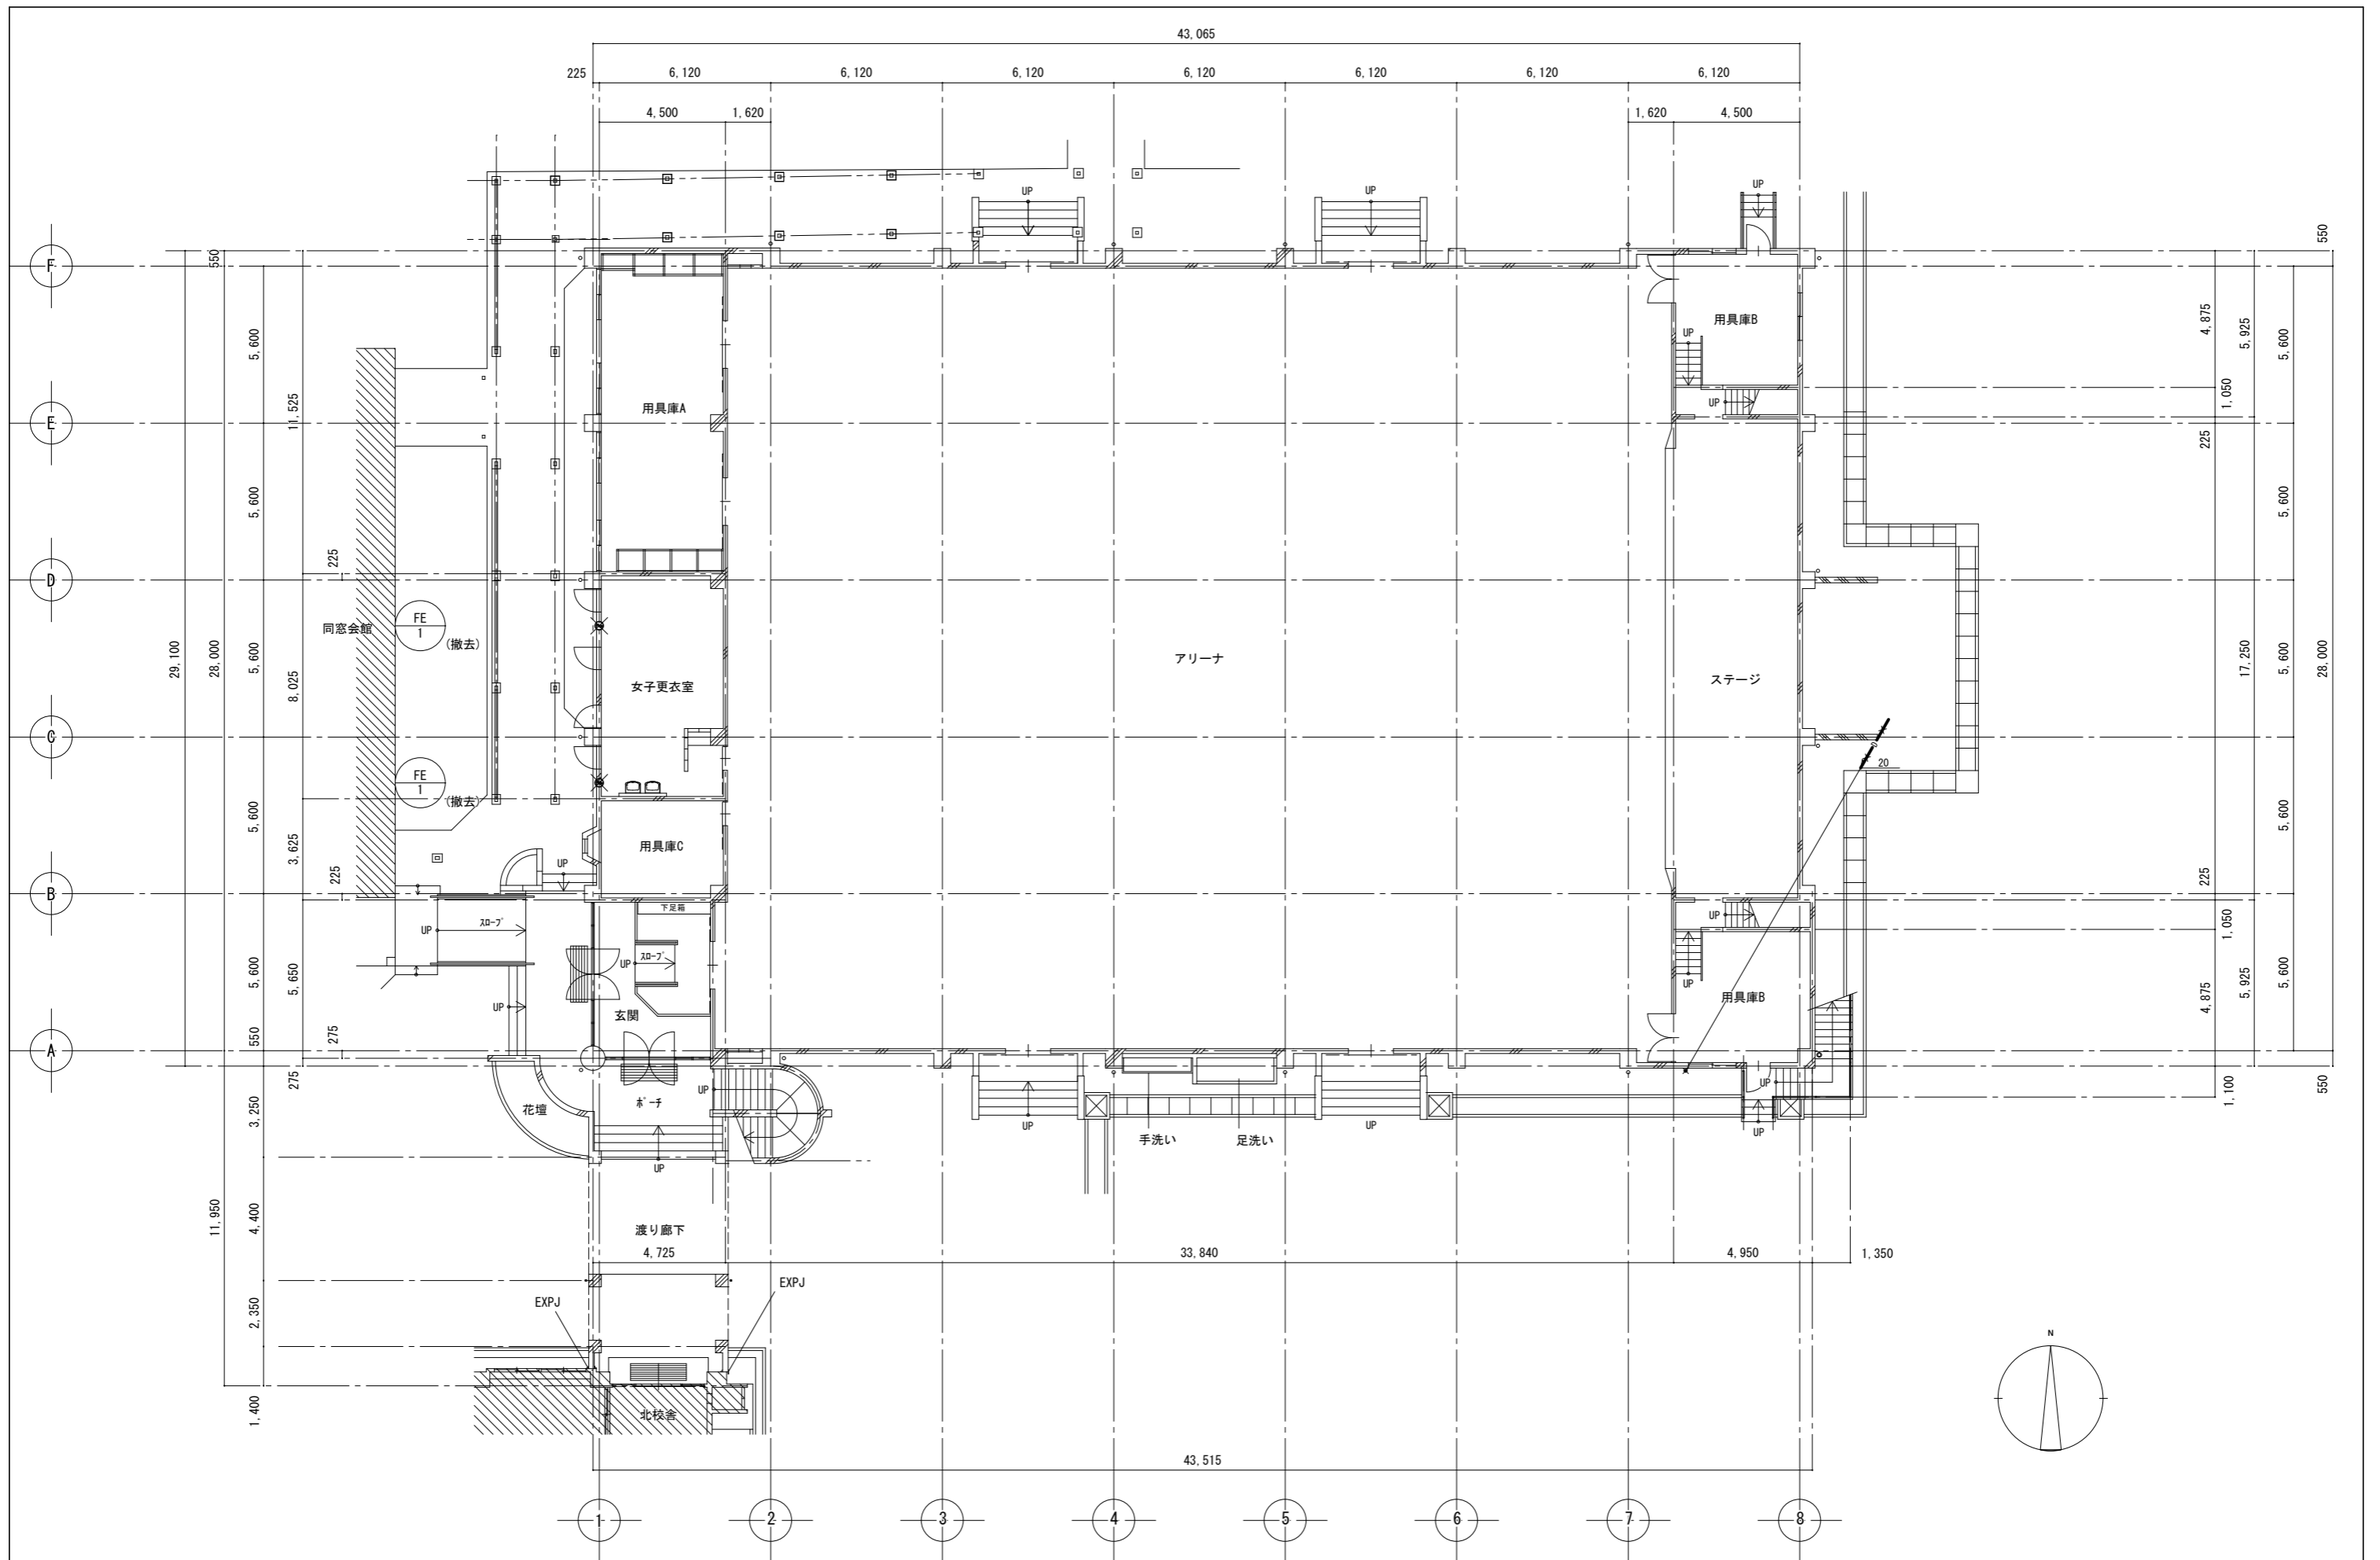


徳島県土整備部営繕課	●工事名 R6 営繕 阿波高等学校 阿波・吉野 体育館改修工事建築 (担い手確保型)	●図面番号 C-03	株式会社 西田設計 1級建築士登録 第284578号 山田 学 〒770-0943 徳島市中昭和町2-23-2 TEL (088) 654-7766 (代)・FAX (088) 654-7769
	●図面名 空調設備 1階 平面図 (改修前)	●縮尺 1/150 (A2)	

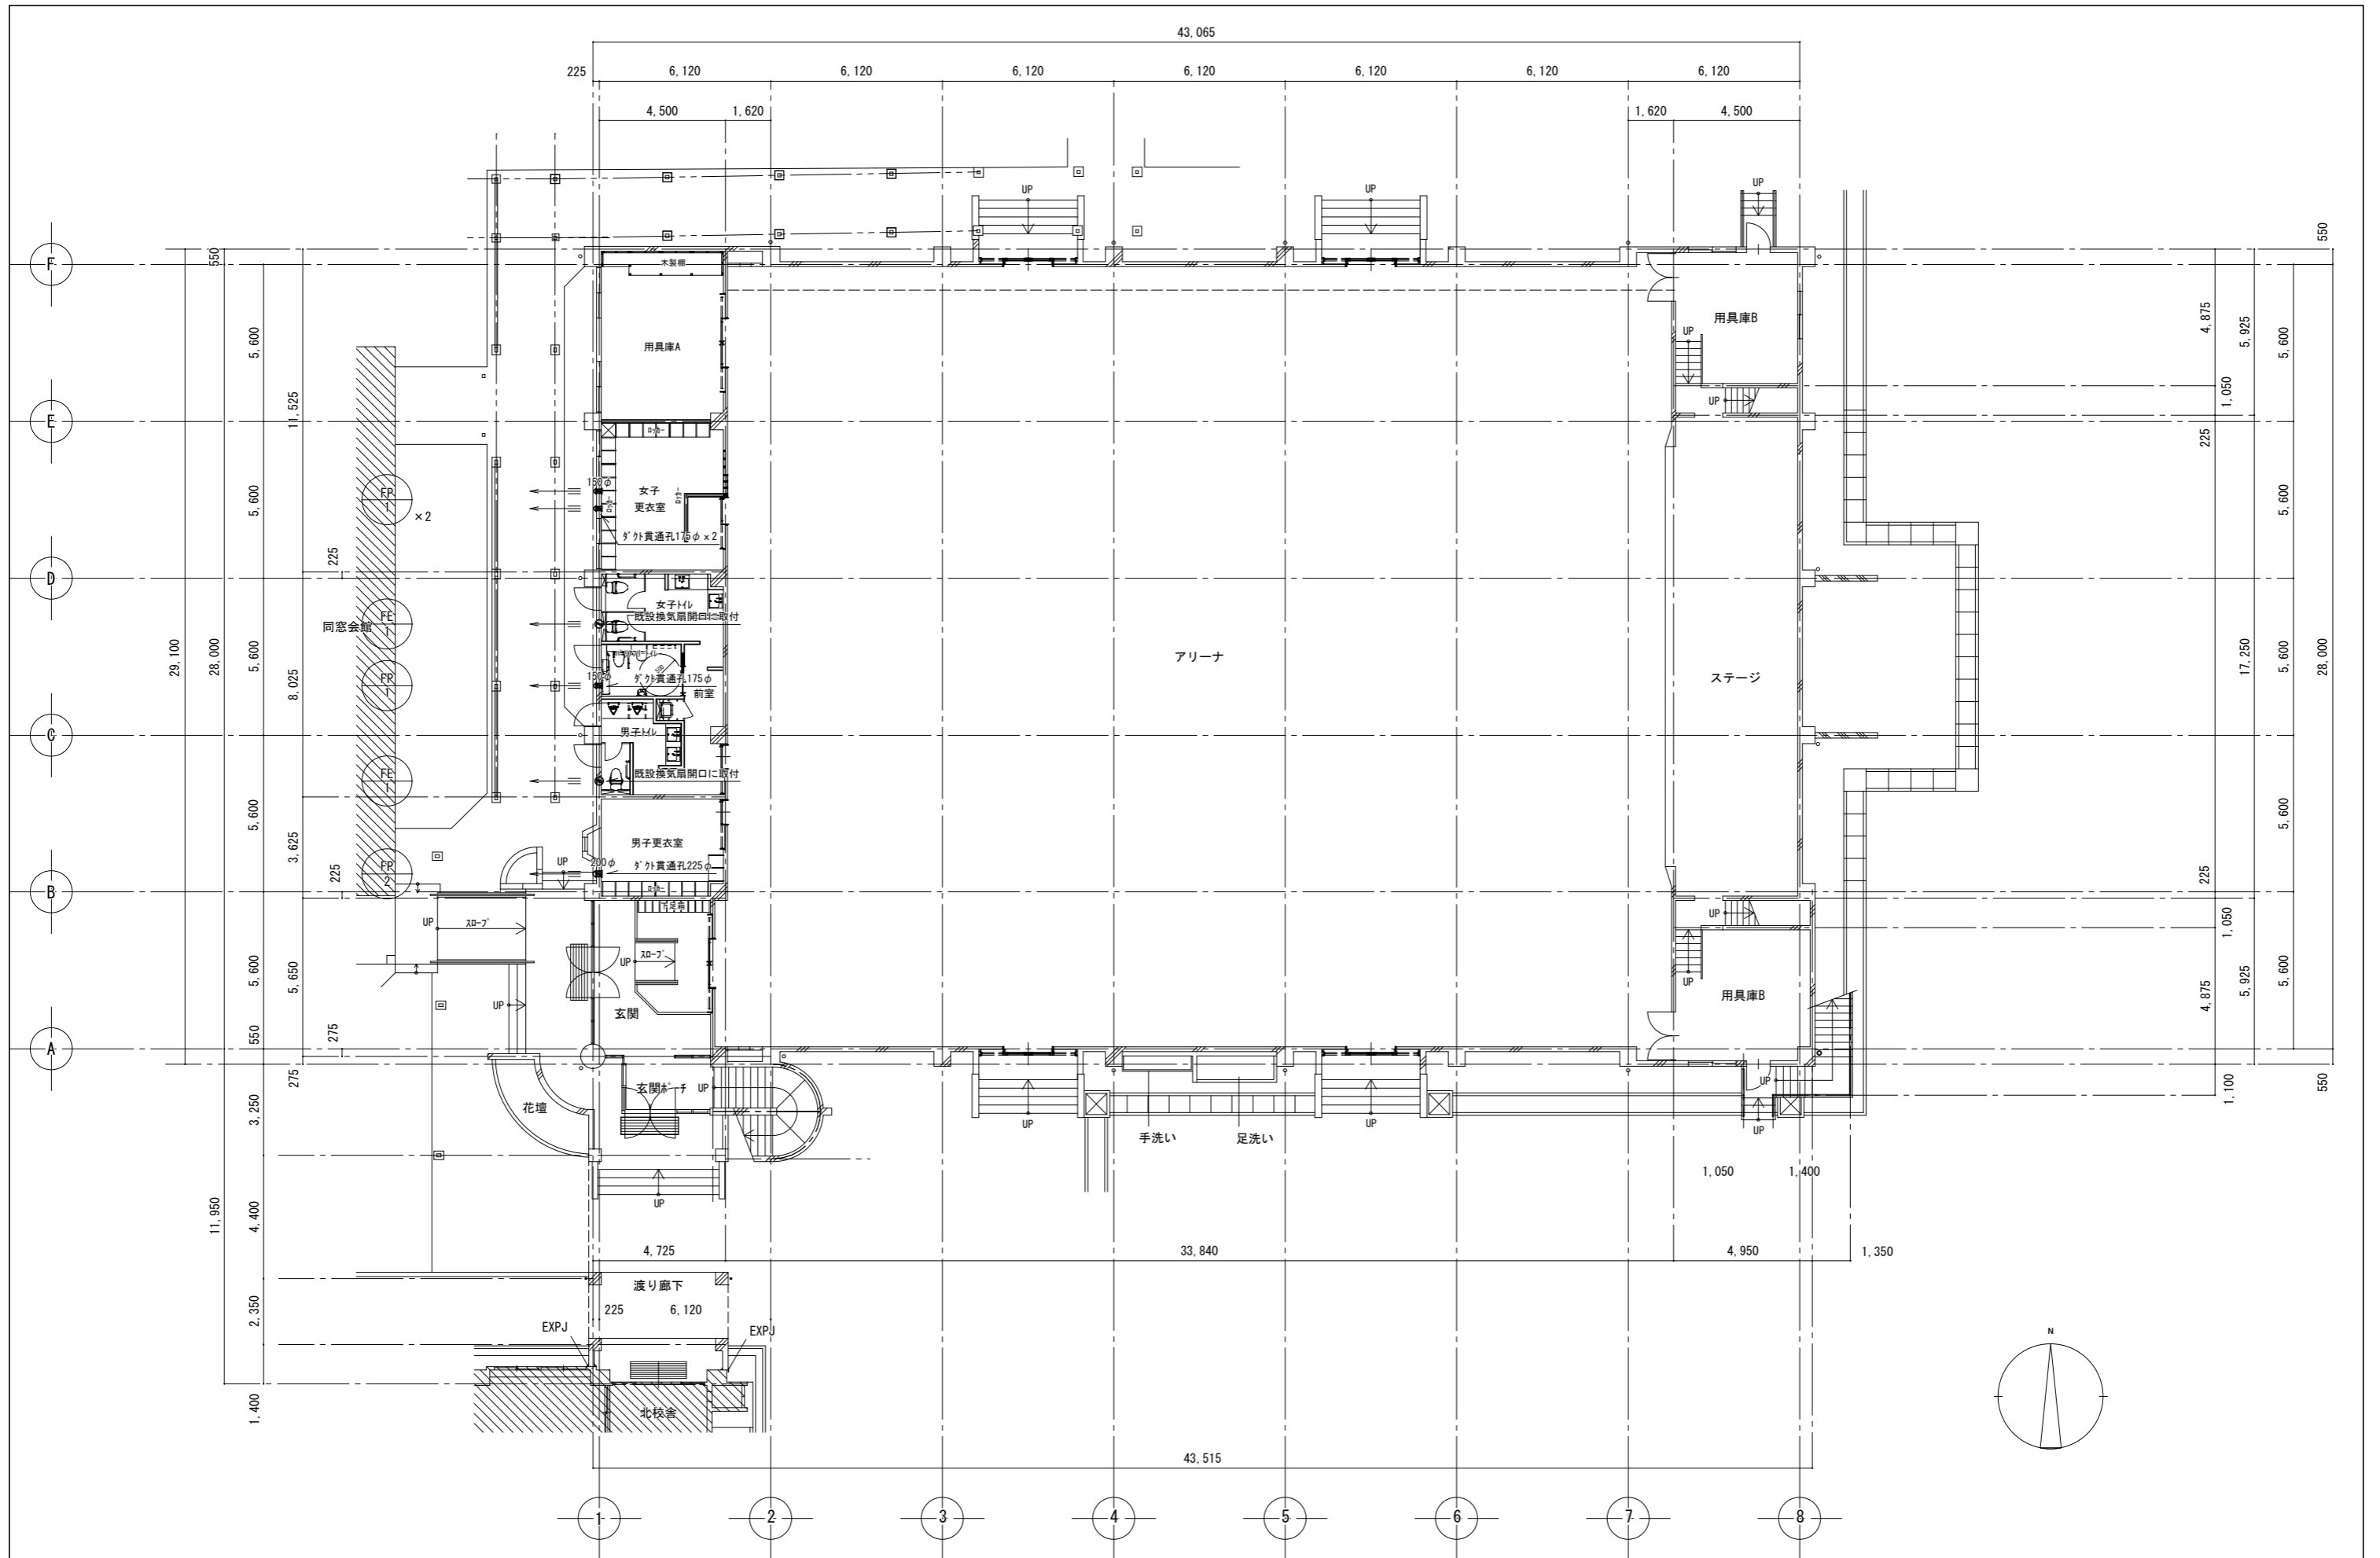


徳島県土木整備部営繕課	●工事名 R6 営繕 阿波高等学校 阿波・吉野 体育館改修工事建築 (担い手確保型)	●図面番号 C-04	株式会社 西田設計 1級建築士登録 第284578号 山田 学 〒770-0943 徳島市中昭和町2-23-2 TEL (088) 654-7766(代)・FAX (088) 654-7769
	●図面名 空調設備 1階 平面図(改修後)	●縮尺 1/150(A2)	

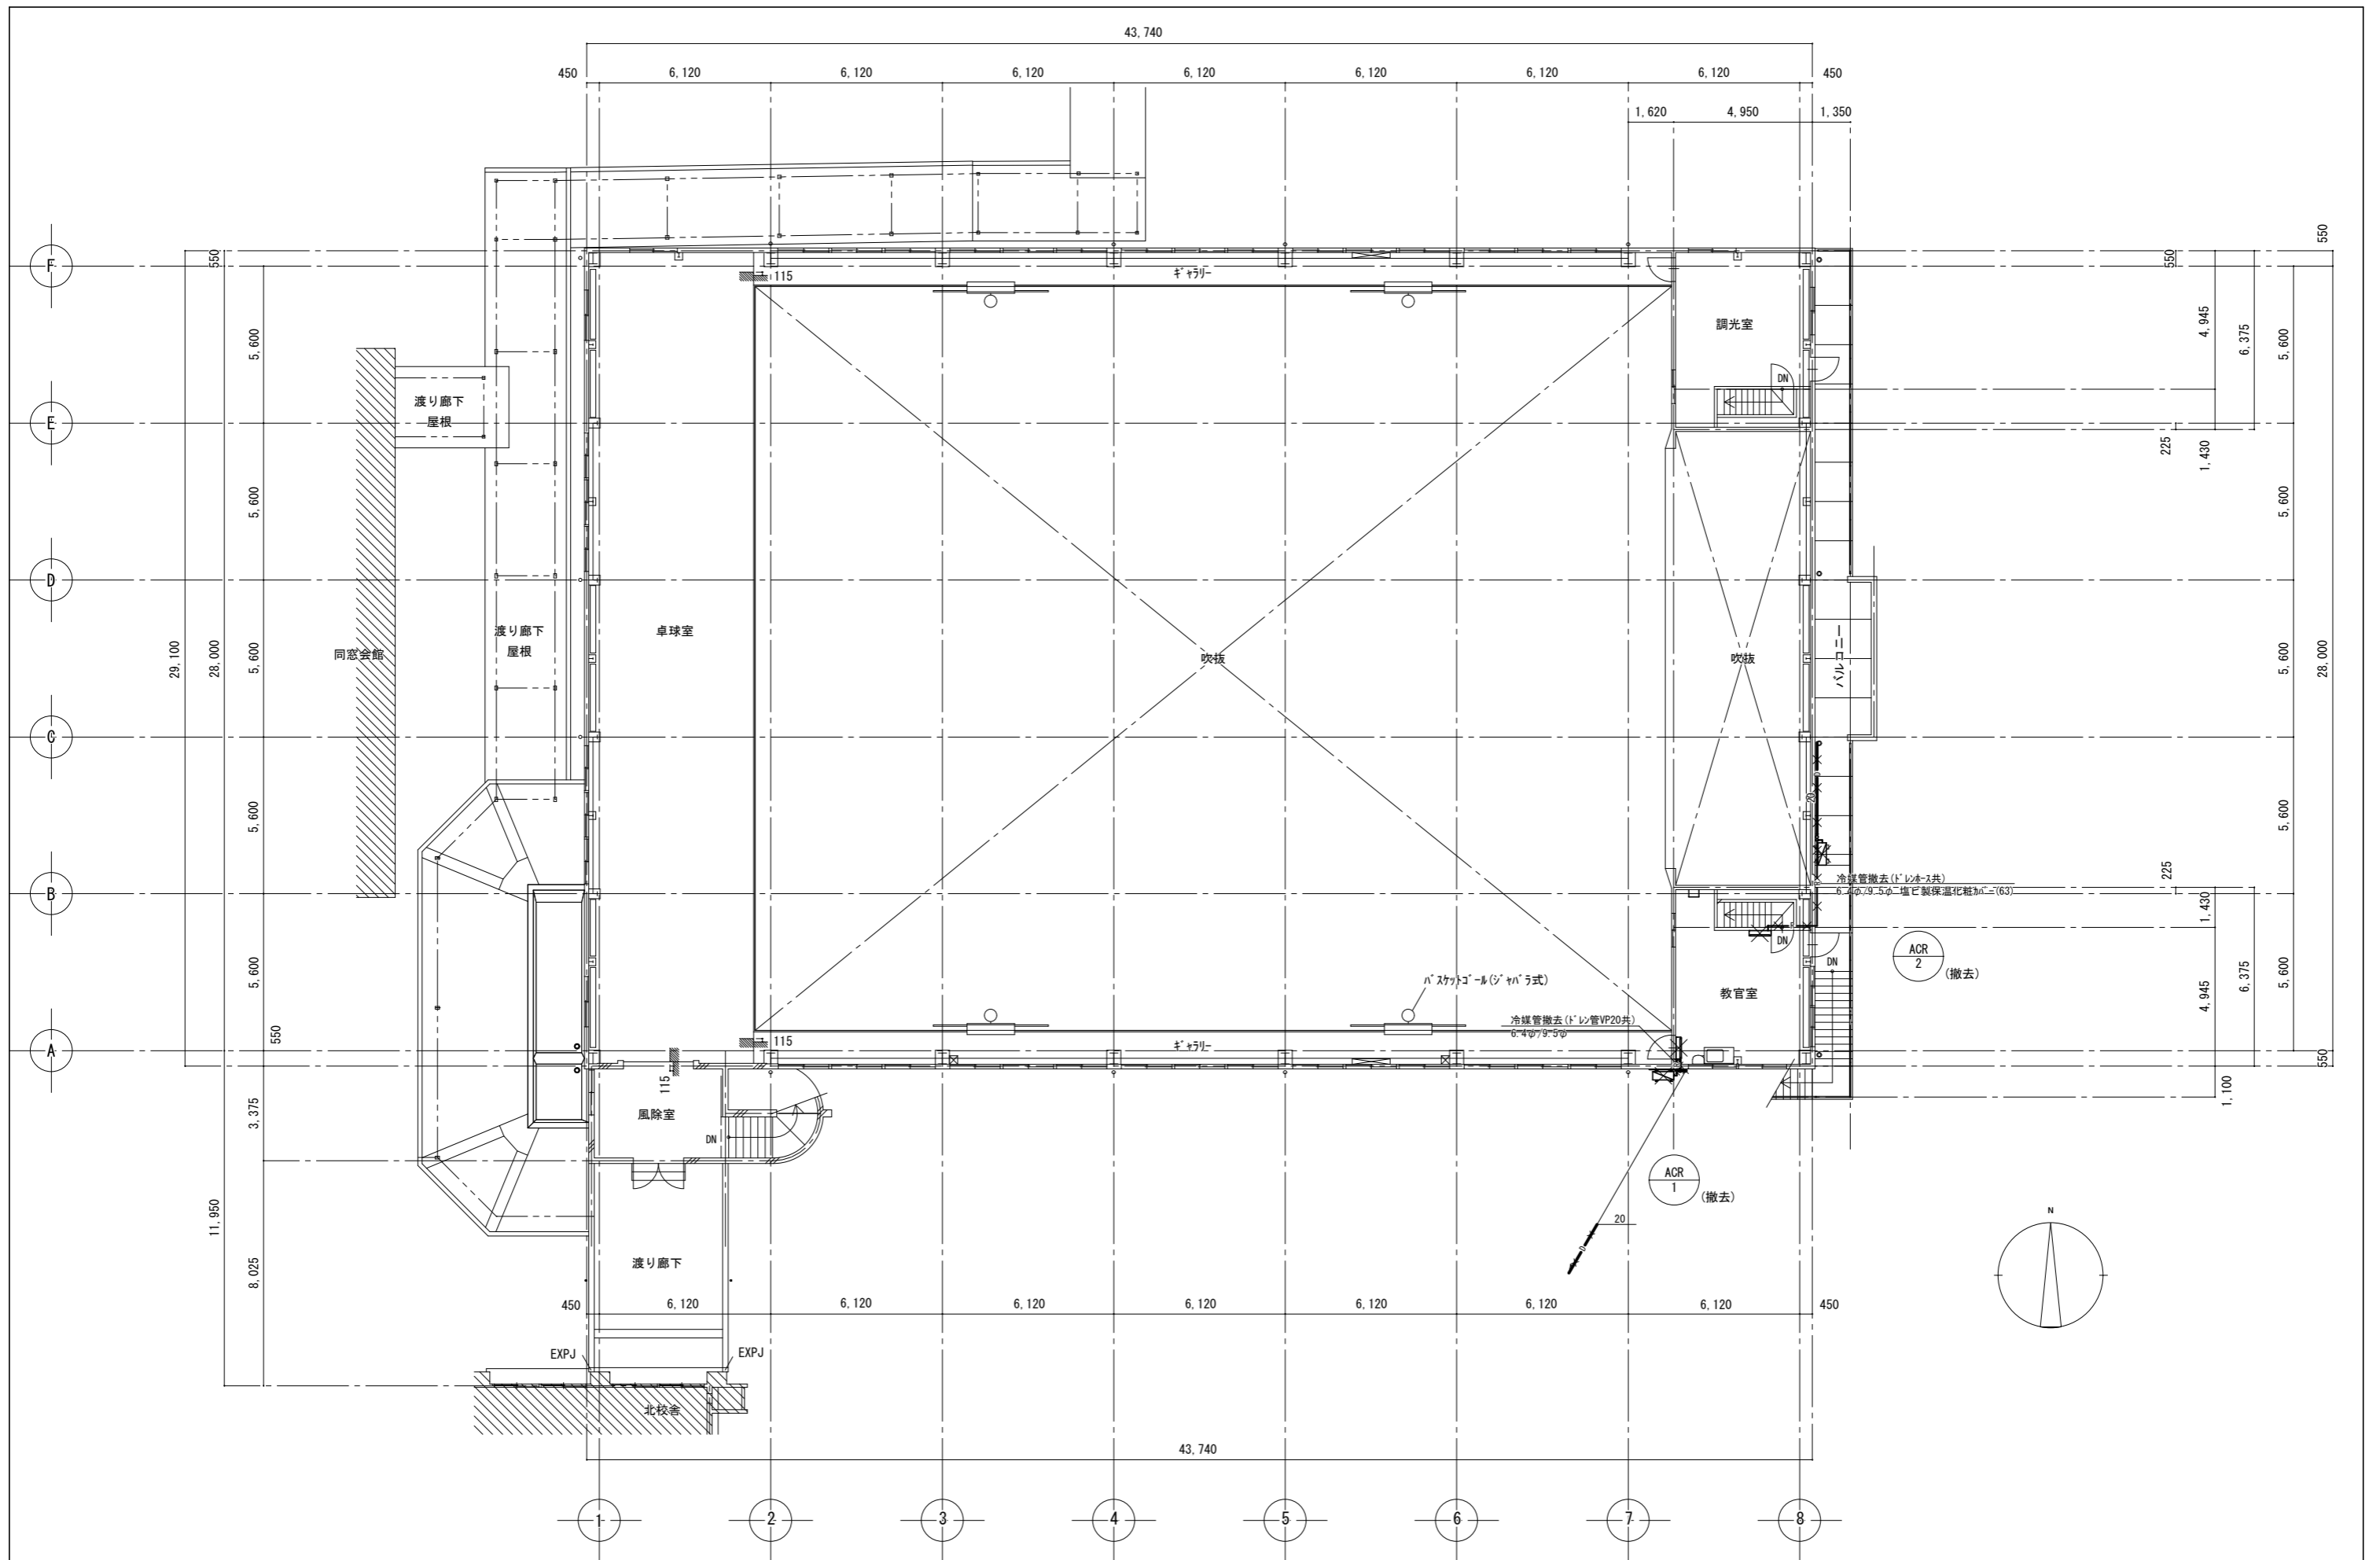

徳島県土整備部営繕課	●工事名 R6 営繕 阿波高等学校 阿波・吉野 体育館改修工事建築 (担い手確保型)	●図面番号 C-05	株式会社 西田設計 1級建築士登録 第284578号 山田 学 〒770-0943 徳島市中昭和町2-23-2 TEL (088) 654-7766(代)・FAX (088) 654-7769
	●図面名 空調設備 2階 平面図(改修前)	●縮尺 1/150(A2)	

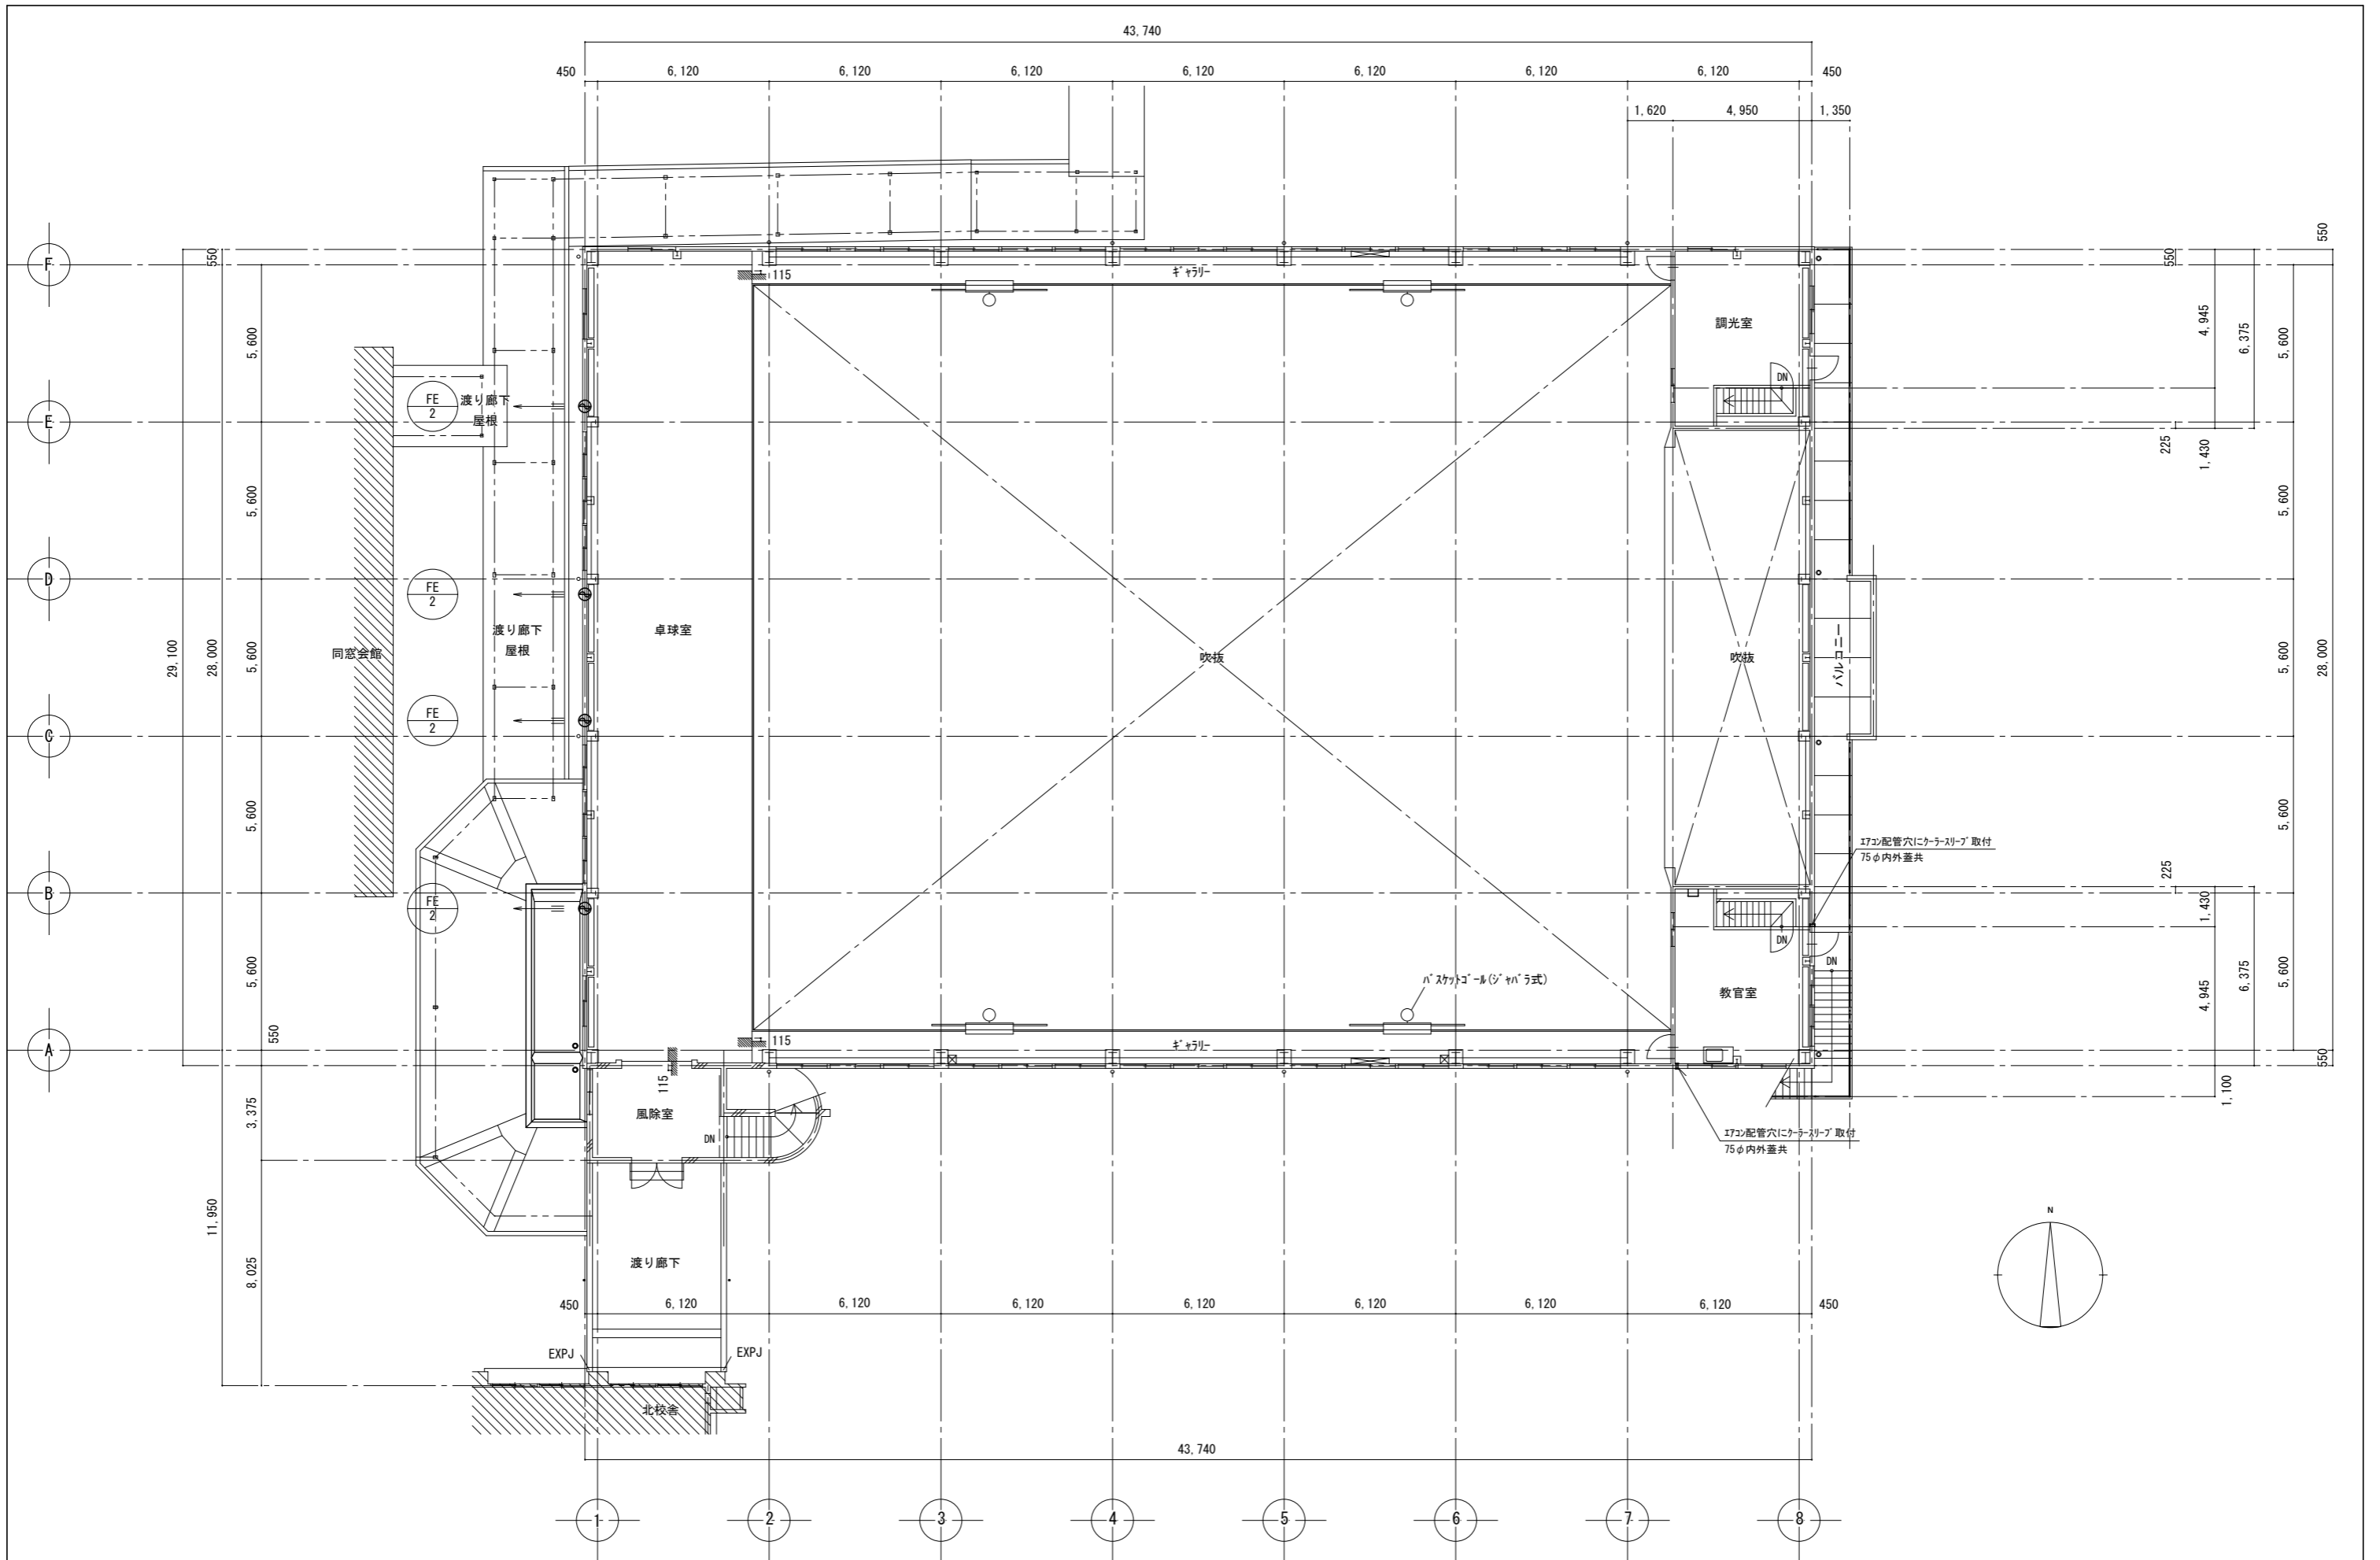

徳島県土整備部営繕課	●工事名 R6 営繕 阿波高等学校 阿波・吉野 体育館改修工事建築 (担い手確保型)	●図面番号 C-06	株式会社 西田設計 1級建築士登録 第284578号 山田 学 〒770-0943 徳島市中昭和町2-23-2 TEL (088) 654-7766(代)・FAX (088) 654-7769
	●図面名 空調設備 2階 平面図(改修後)	●縮尺 1/150(A2)	

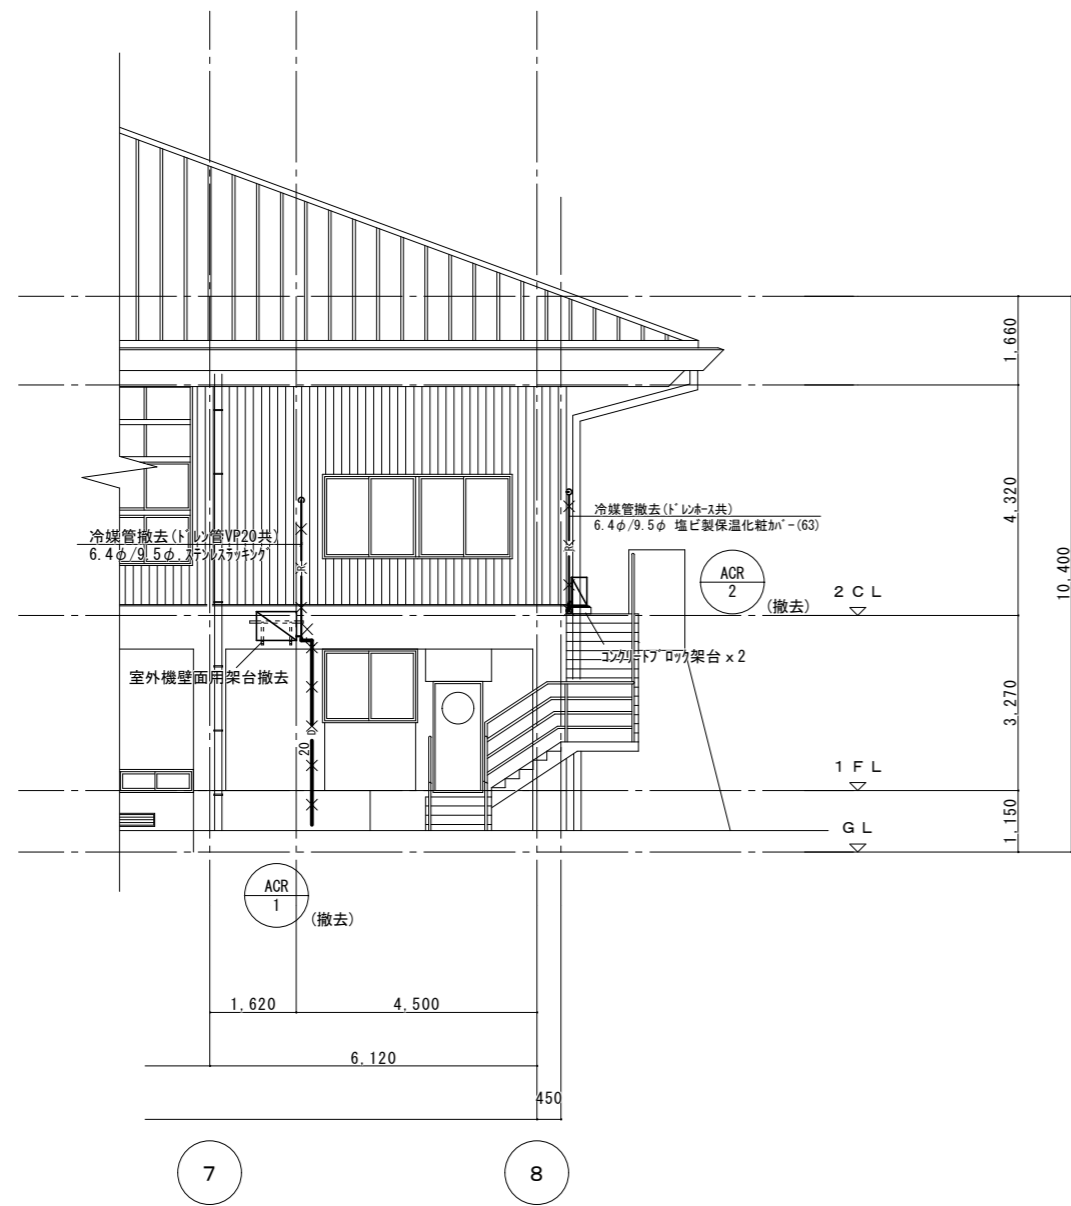

徳島県土整備部営繕課	●工事名 R6 営繕 阿波高等学校 阿波・吉野 体育館改修工事建築 (担い手確保型)	●図面番号 C-07	株式会社 西田設計 1級建築士登録 第284578号 山田 学 〒770-0943 徳島市中昭和町2-23-2 TEL (088) 654-7766(代)・FAX (088) 654-7769
	●図面名 空調設備 部分立面参考図	●縮尺 1/100 (A2)	