

減勢池

ジェットフローゲート  
小水力発電設備  
ホロージェットバルブ  
主ゲート

倉庫

2階 操作室・機械室  
・ 低圧所内設備 [電源設備操作卓]  
・ 分電盤 [操作室分電盤 (1)]  
1階 電気室  
・ 低圧所内設備 [低圧盤 200V・低圧盤 100V]

屋上  
・ 高圧受変電設備 [引込盤・受電盤・変圧器盤・高圧機器類]  
1階 1号予備発電機室  
・ 1号予備発電装置 [自動始動発電機盤・発電機・ディーゼル機関・直流電源盤]  
・ 低圧所内設備 [切替盤 I]

表面取水ゲート

予備ゲート

エレベータ塔

クレストゲート

貯水池



エレベータ塔 2階  
・ 2号予備発電装置 [自動始動発電機盤・発電機・ディーゼル機関・直流電源盤] (本業務対象外)  
エレベータ塔 1階  
・ 分電盤 [エレベータ室分電盤]  
エレベータ塔 B 1階  
・ 低圧所内設備 [堤体配電盤]  
堤体 B 1階  
・ 分電盤 [B 1分電盤]  
堤体 B 2階  
・ 分電盤 [B 2分電盤]

業務名	R7徳士 正木ダム 上勝・正木 電源設備保守点検業務		
路線名等	正木ダム		
業務箇所	勝浦郡上勝町正木		
図面名	設備配置図		
縮尺	NS	図面番号	1
会社名			
事業者名	徳島県東部県土整備局		

四面電力 系統連系(高圧)

受変電設備単線結線図

※別工事にて更新  
(本業務対象外)

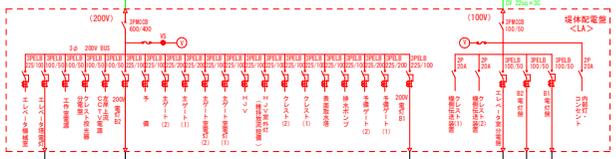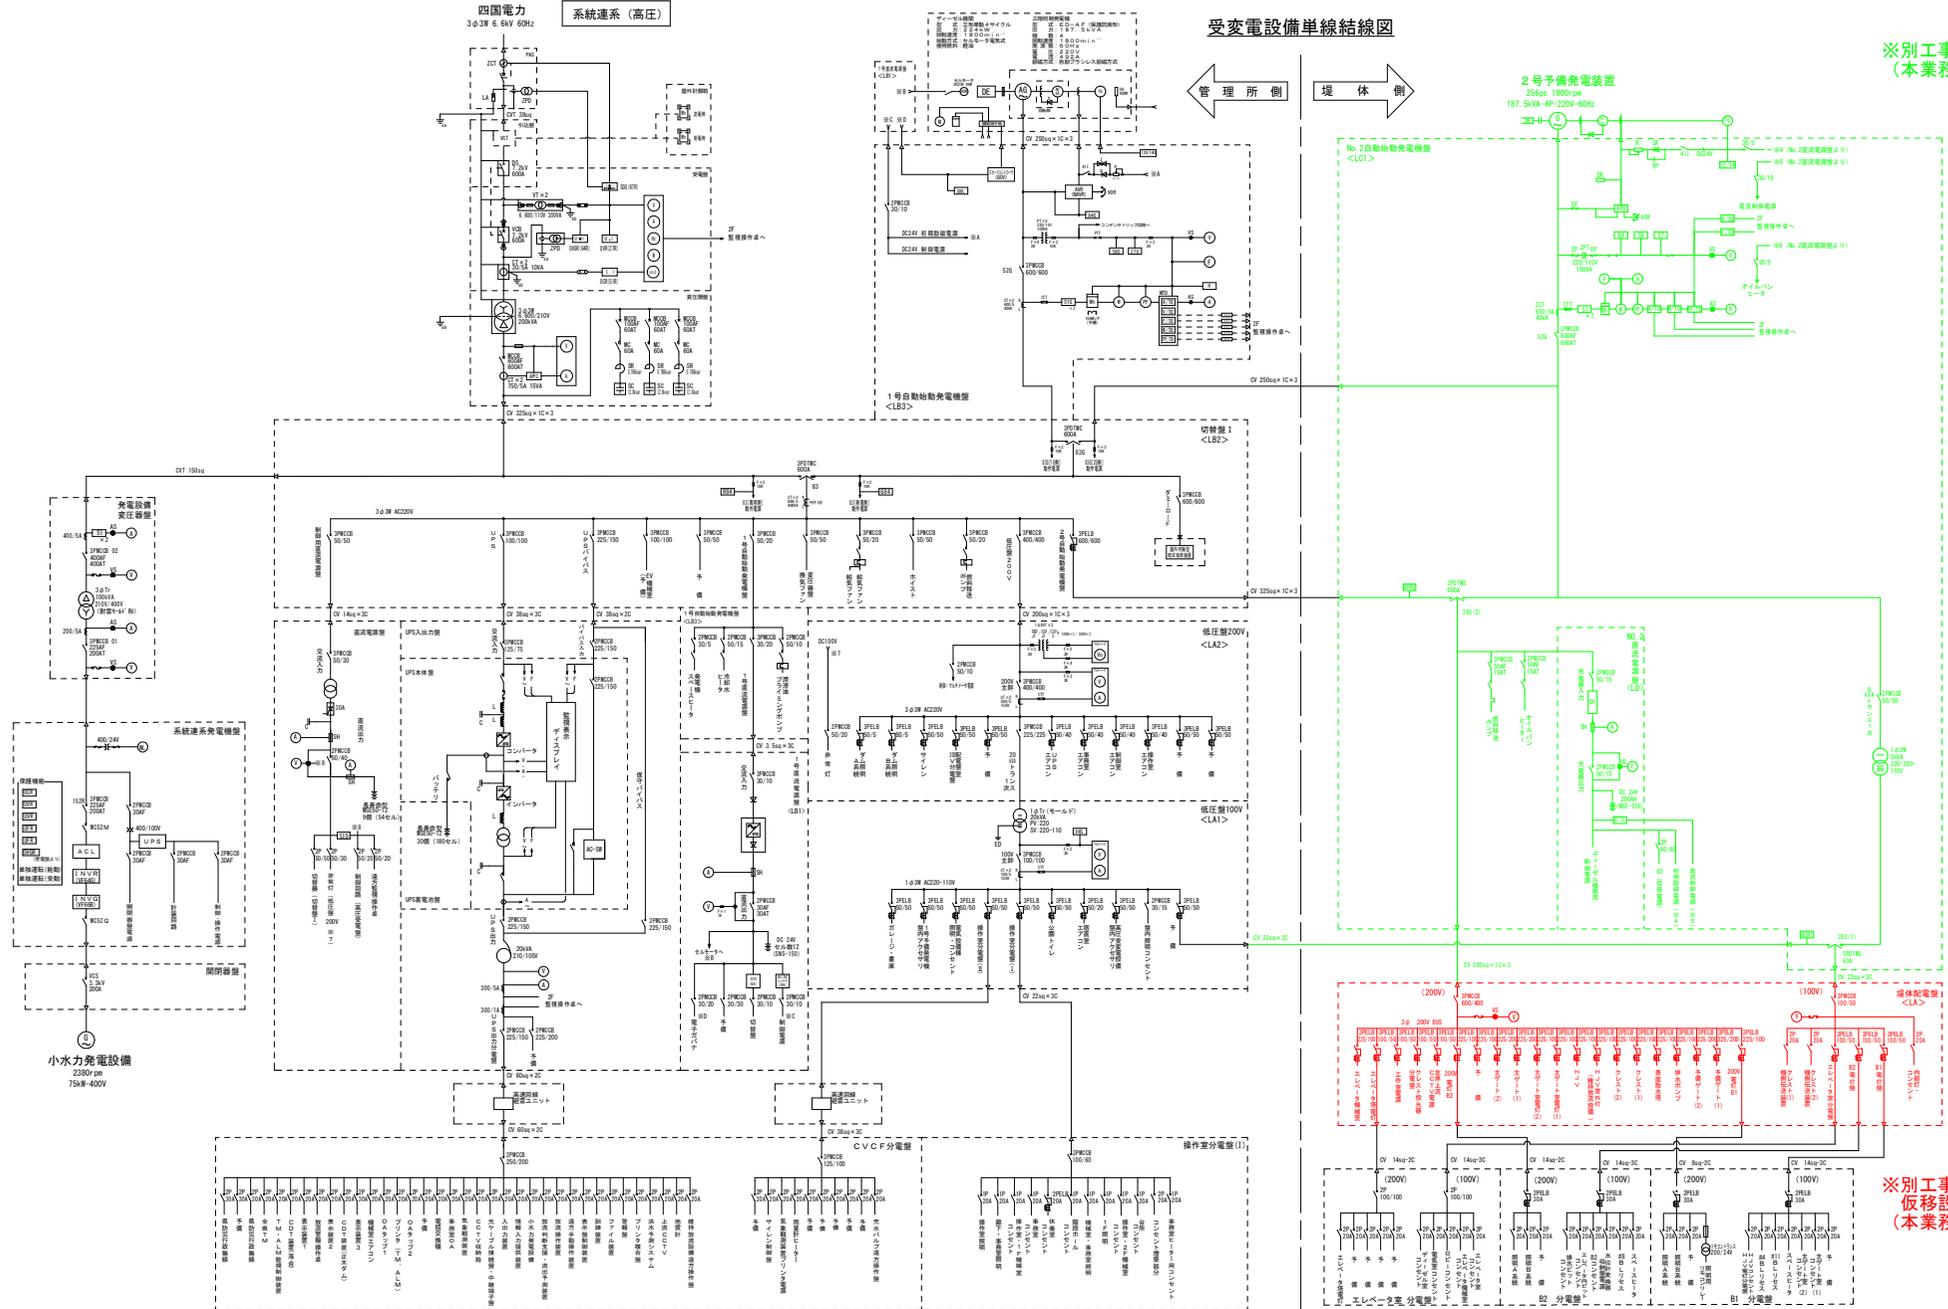


※別工事にて更新  
仮移設で使用予定  
(本業務対象外)

注意 1. 本図面は一部の負荷・機器を省略しているため、点検の際は必ず現地調査を行うこと。

業務名	R7徳士 正木ダム 上勝・正木 電源設備保守点検業務		
路線名等	正木ダム		
業務箇所	勝浦郡上勝町正木		
図面名	単線結線図(1)		
縮尺	NS	図面番号	2
会社名			
事業者名	徳島県東部県土整備局		

※別工事にて更新  
仮移設で使用予定  
(本業務対象)

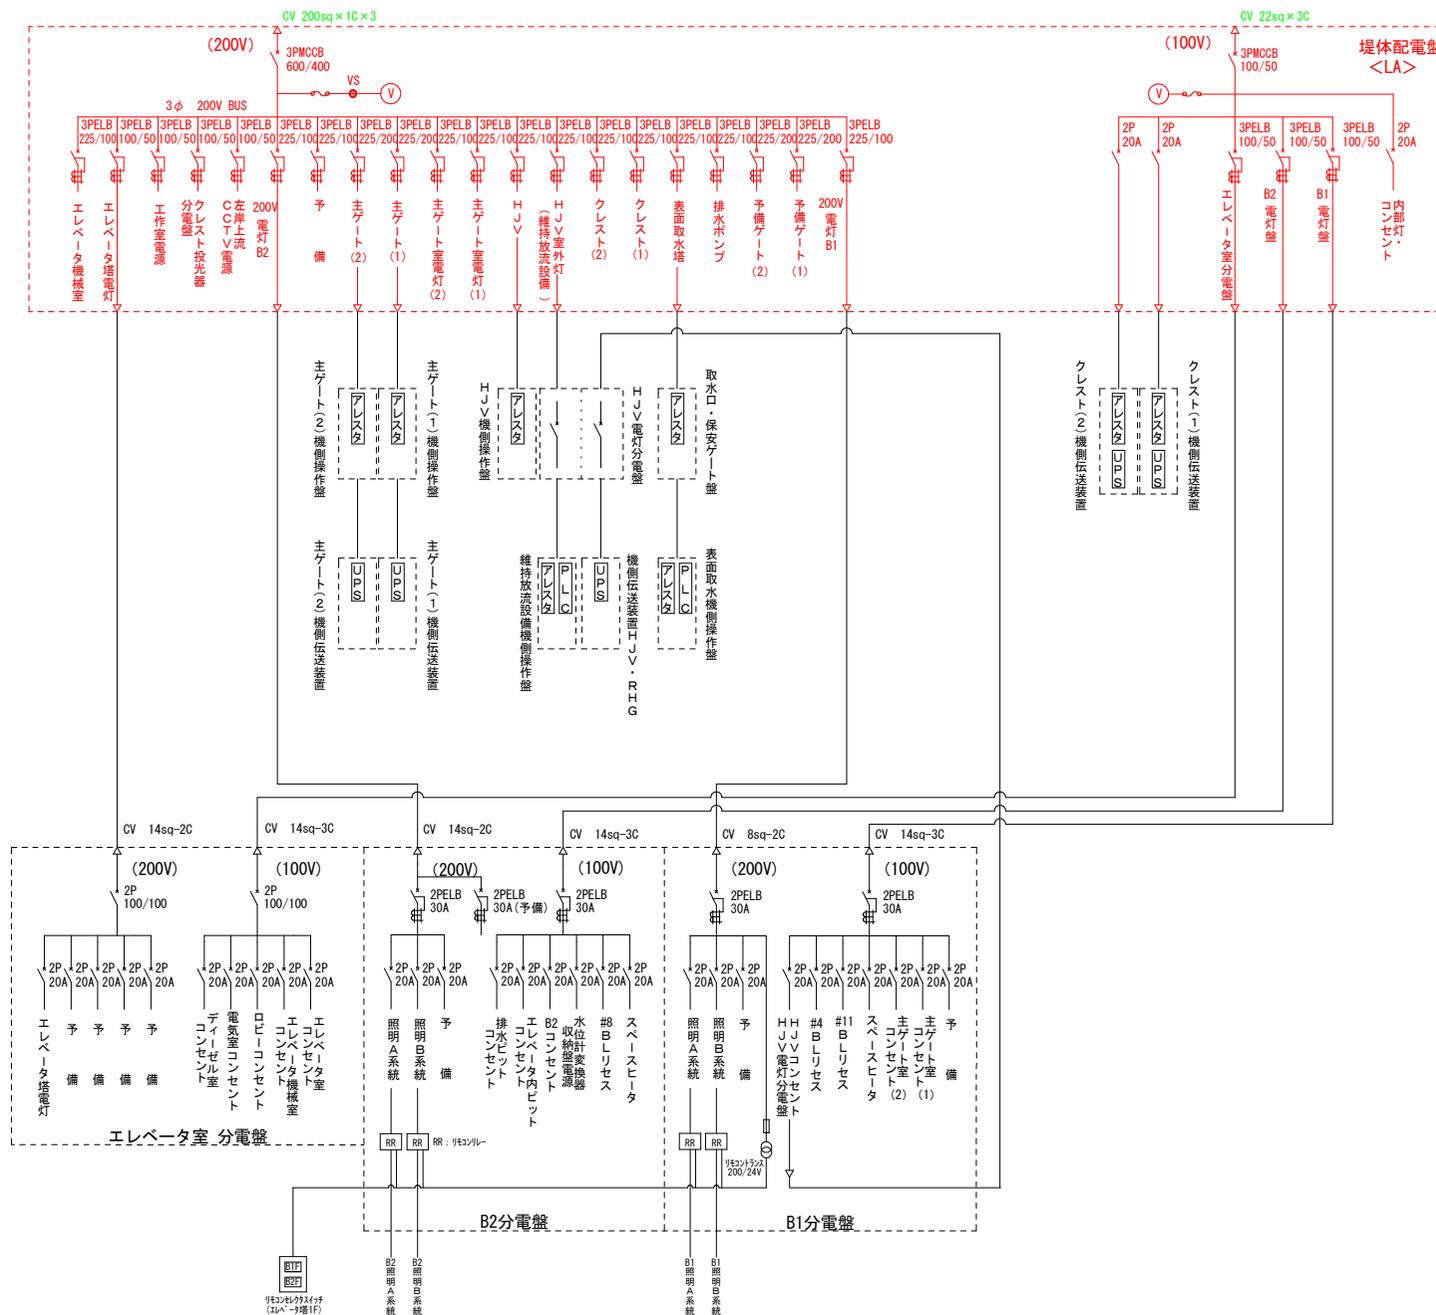

注意 1. 本図面は一部の負荷・機器を省略しているため、点検の際は必ず現地調査を行うこと。  
2. アレスタ・P・L・C等のある回路は、絶縁抵抗測定前にブレーカ断もしくは離線を行うこと。  
また、UPSの電源切のうえ測定を行うこと。

業務名	R7徳士 正木ダム 上勝・正木
路線名等	正木ダム
業務箇所	勝浦郡上勝町正木
図面名	単線結線図(2)
縮尺	NS 図面番号 3
会社名	
事業者名	徳島県東部県土整備局