


芝生川排水機場平面図  
S=1/100

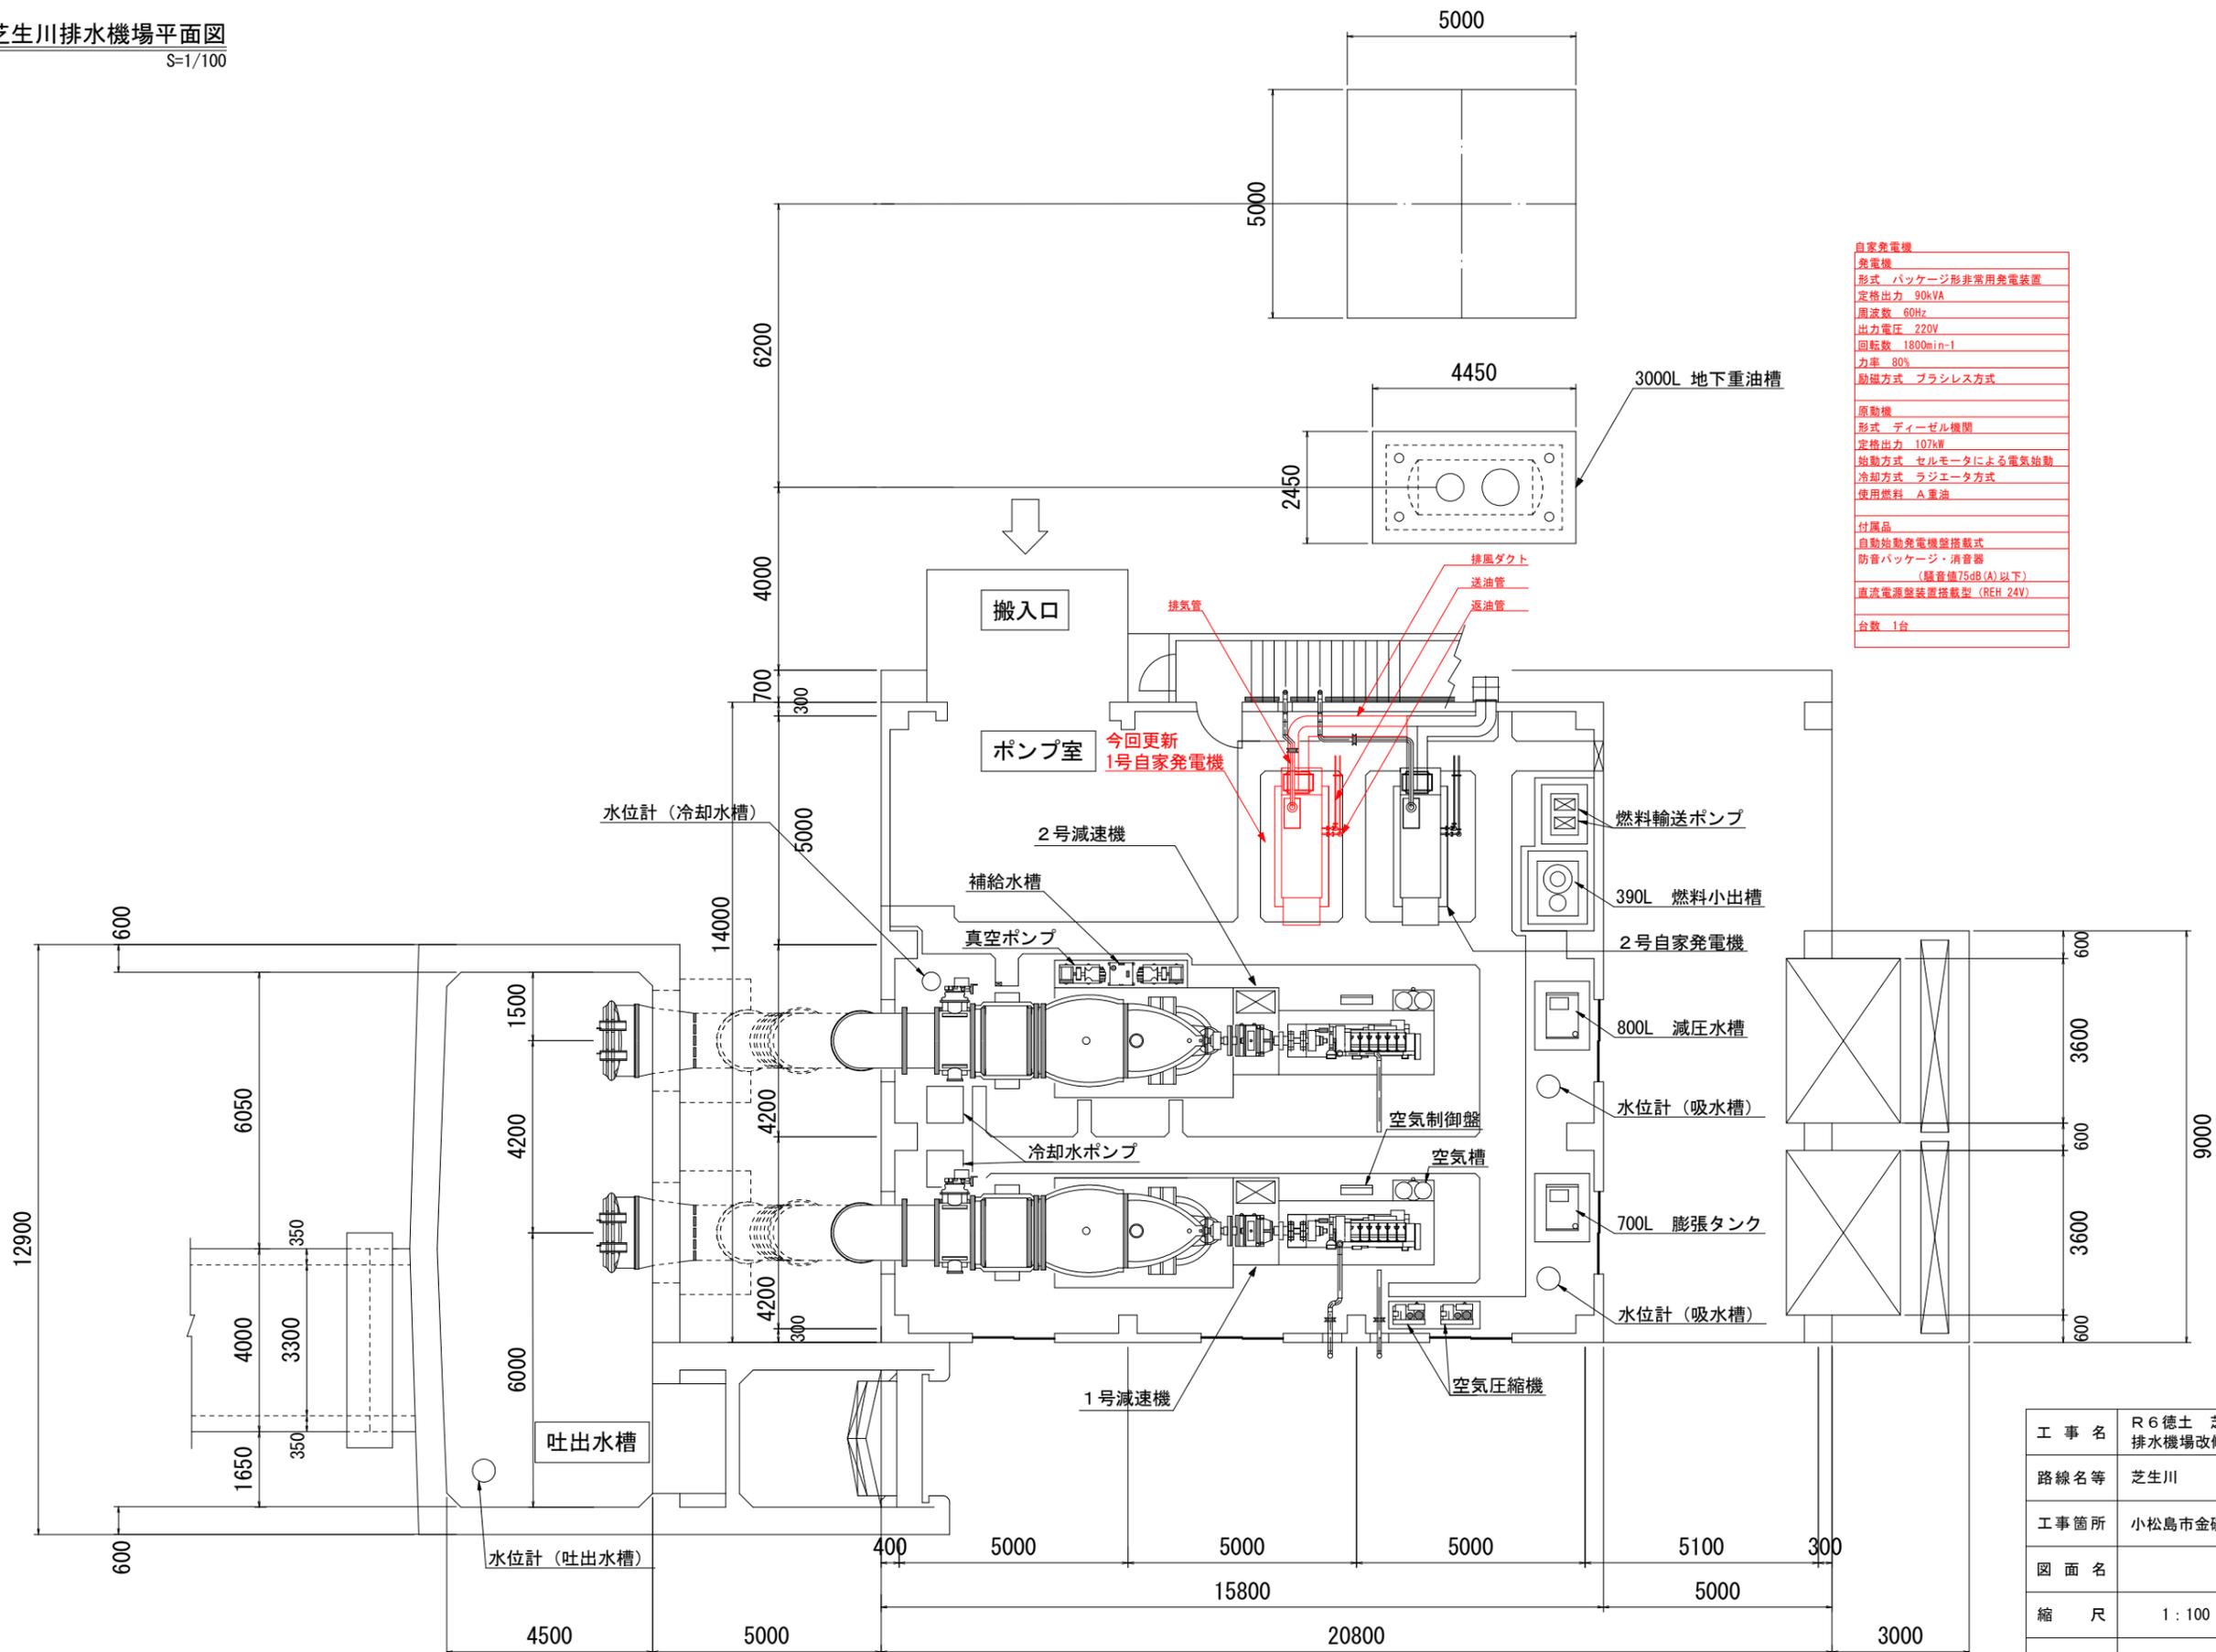

<b>自家発電機</b>	
発電機	
形式	パッケージ形非常用発電装置
定格出力	90kVA
周波数	60Hz
出力電圧	220V
回転数	1800min-1
効率	80%
励磁方式	ブラシレス方式
原動機	
形式	ディーゼル機関
定格出力	107kW
始動方式	セルモータによる電気始動
冷却方式	ラジエータ方式
使用燃料	A重油
付属品	
自動始動発電機搭載式	
防音パッケージ・消音器	
(騒音値75dB(A)以下)	
直流電源装置搭載型 (REH 24V)	
台数	1台

工事名	R6徳土 芝生川 小・金機排水機場改修工事(2) (担い手確保型)		
路線名等	芝生川		
工事箇所	小松島市金磯町8 (第2分割)		
図面名	平面図		
縮尺	1:100	図面番号	1/1
会社名			
事業者名	徳島県東部県土整備局<徳島>		