


平面図
S=1/1000

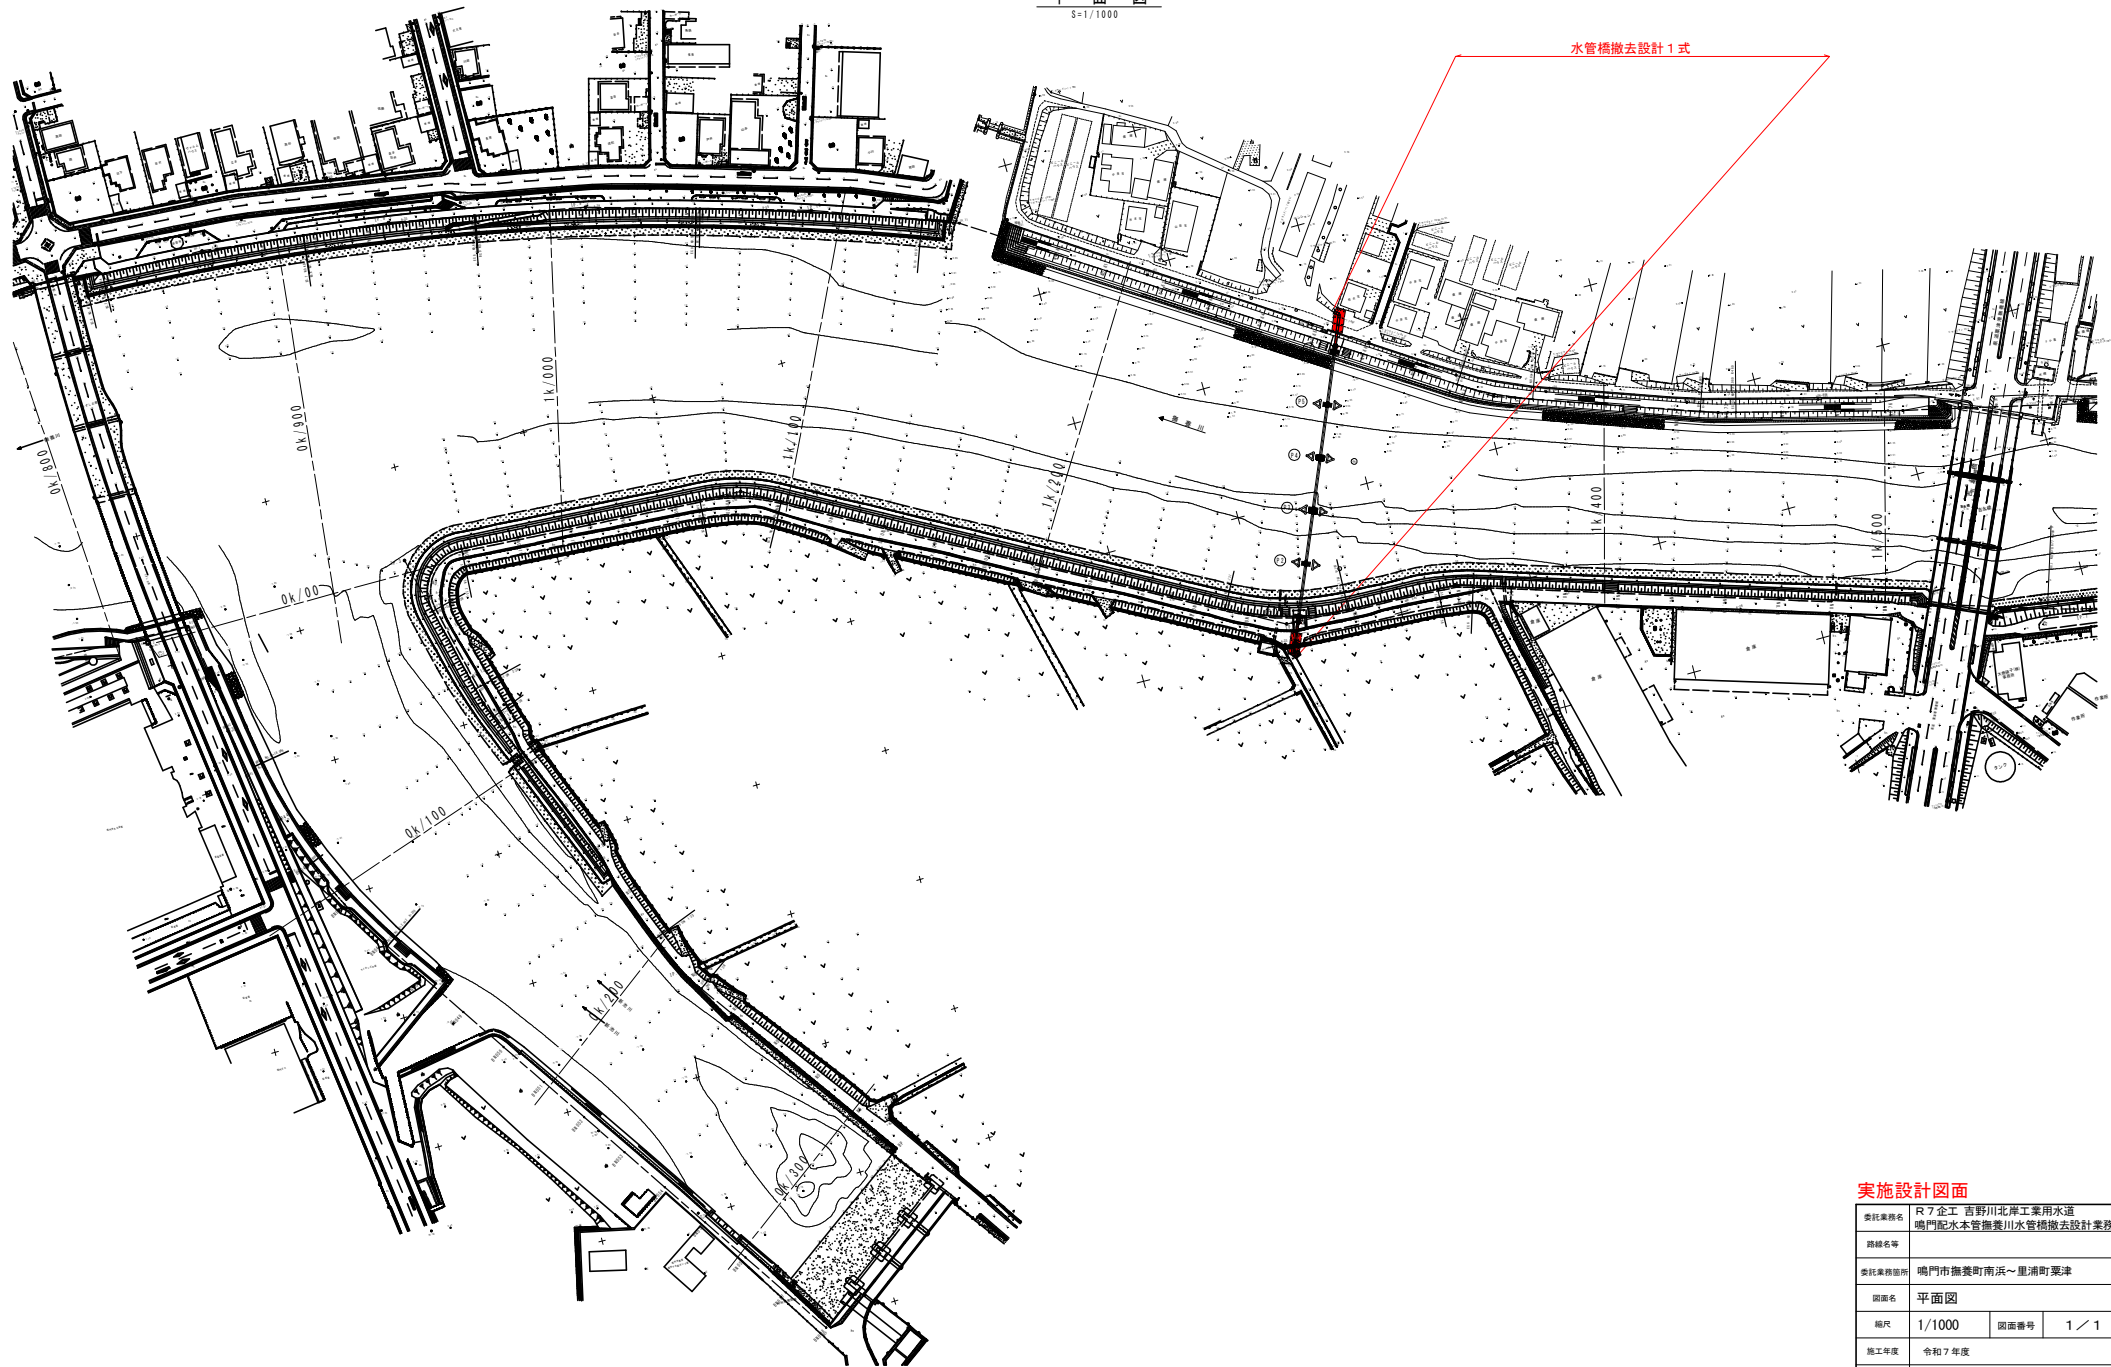

実施設計図面

委託業務名	R7 企工 吉野川北岸工業用水道 鳴門配水本管撫養川水管橋撤去設計業務		
路線名等	鳴門市撫養町南浜～星浦町栗津		
図面名	平面図		
縮尺	1/1000	図面番号	1/1
施工年度	令和7年度		
事業名	徳島県企業局		