



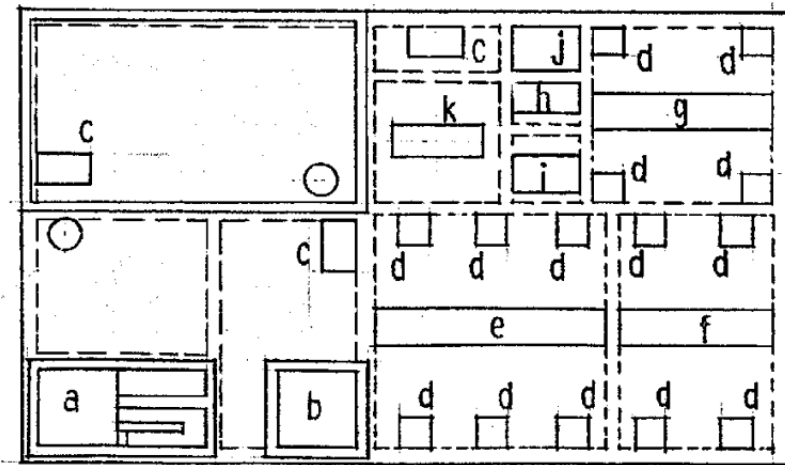


平面図 S=1/200

	寸法 (割数)	個所
a	1500×3200×12	1
b	1500×1500×4	1
c	600×1000×2	3
d	600×600×1	14
e	700×4500×10	1
f	700×3000×7	1
g	700×3500×8	1
h	600×1300×3	1
i	700×1300×3	1
j	900×1300×3	1
k	600×1800×4	1

配管全長 3 トル

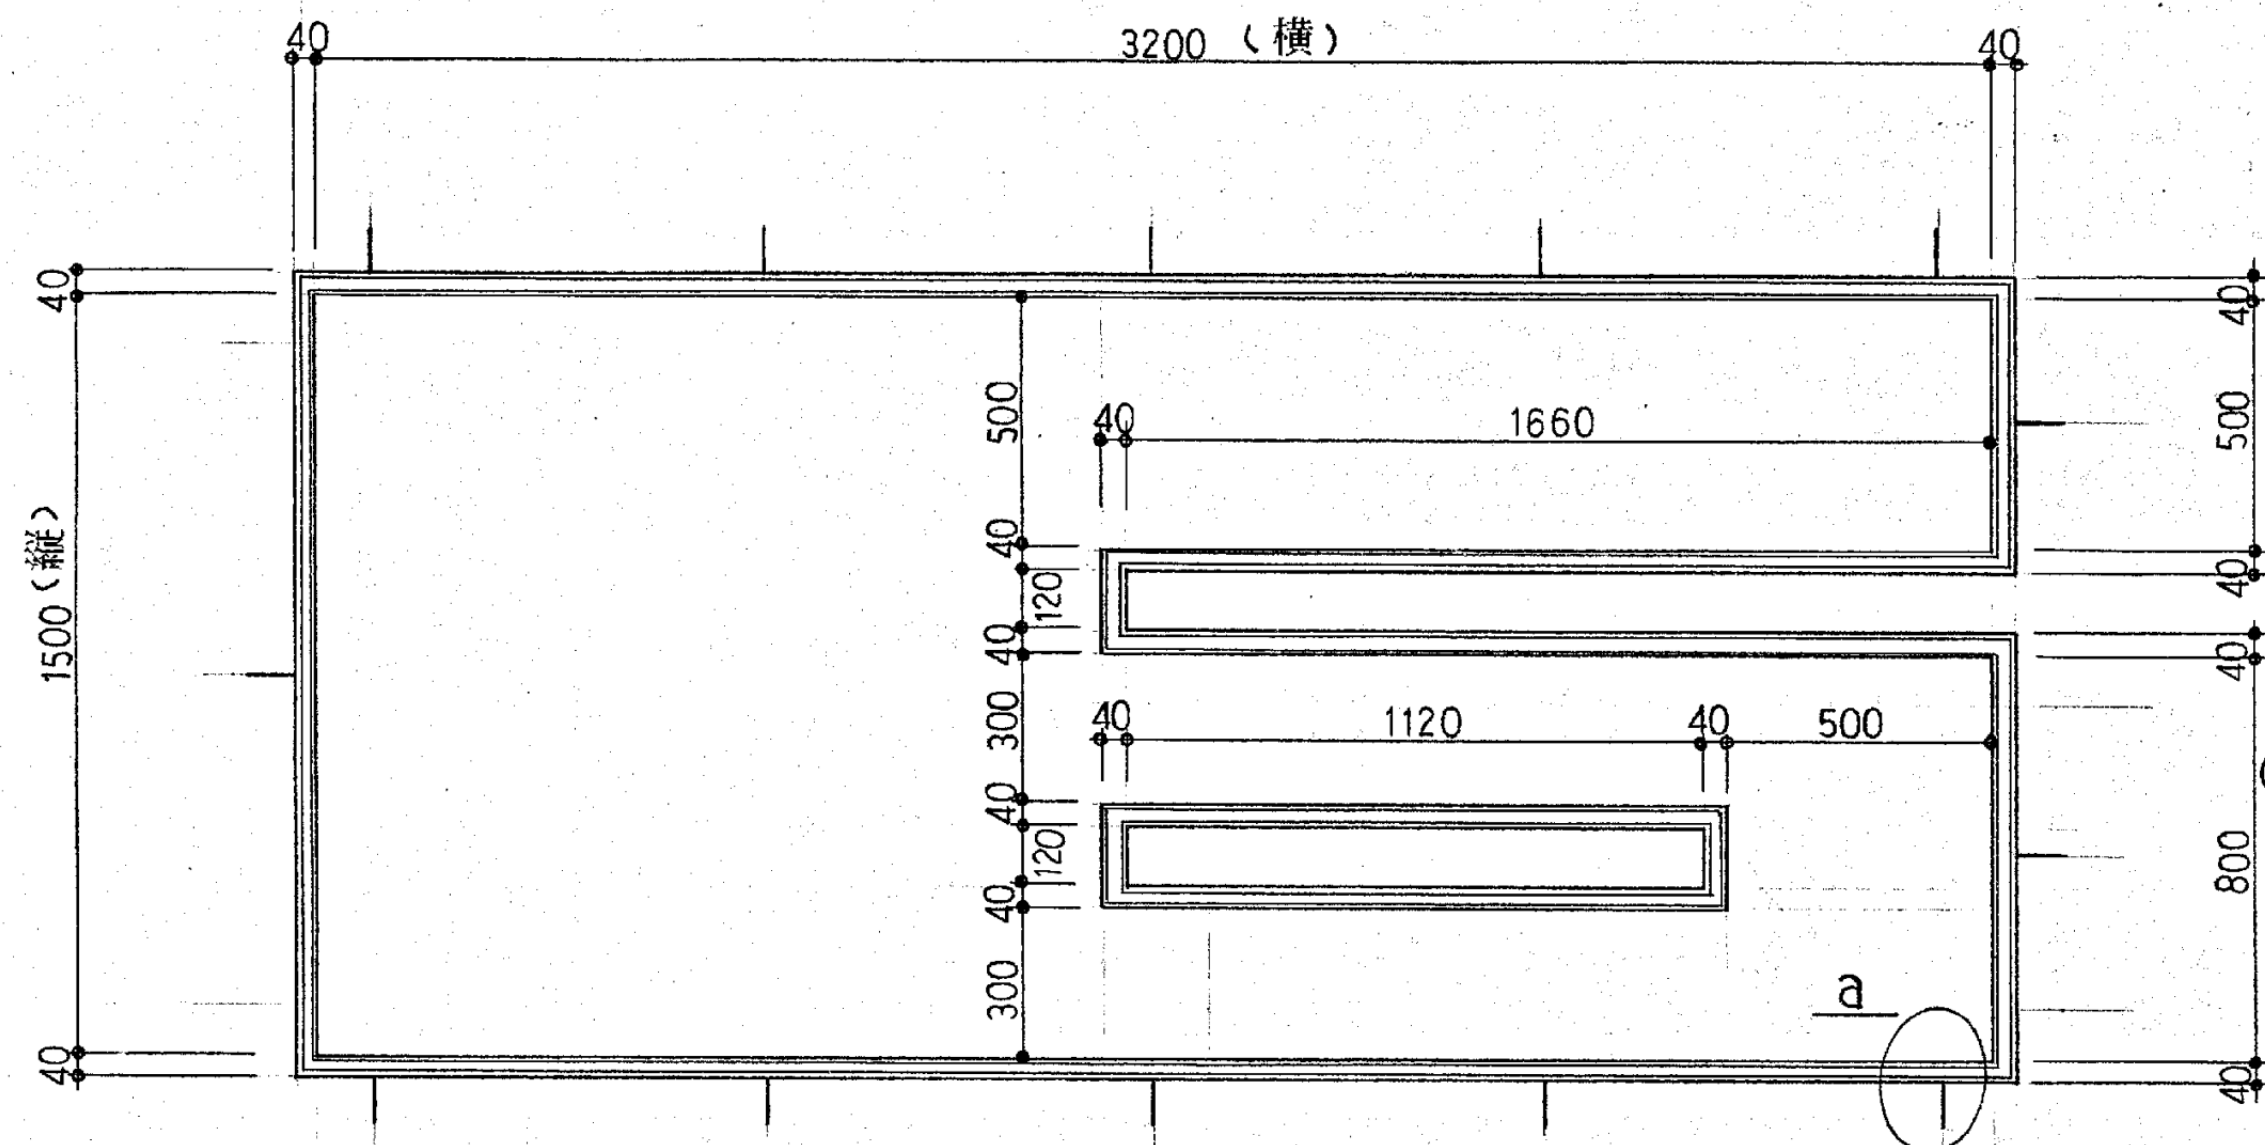

受枠 S=1/20 材質: SUS304 (参考)

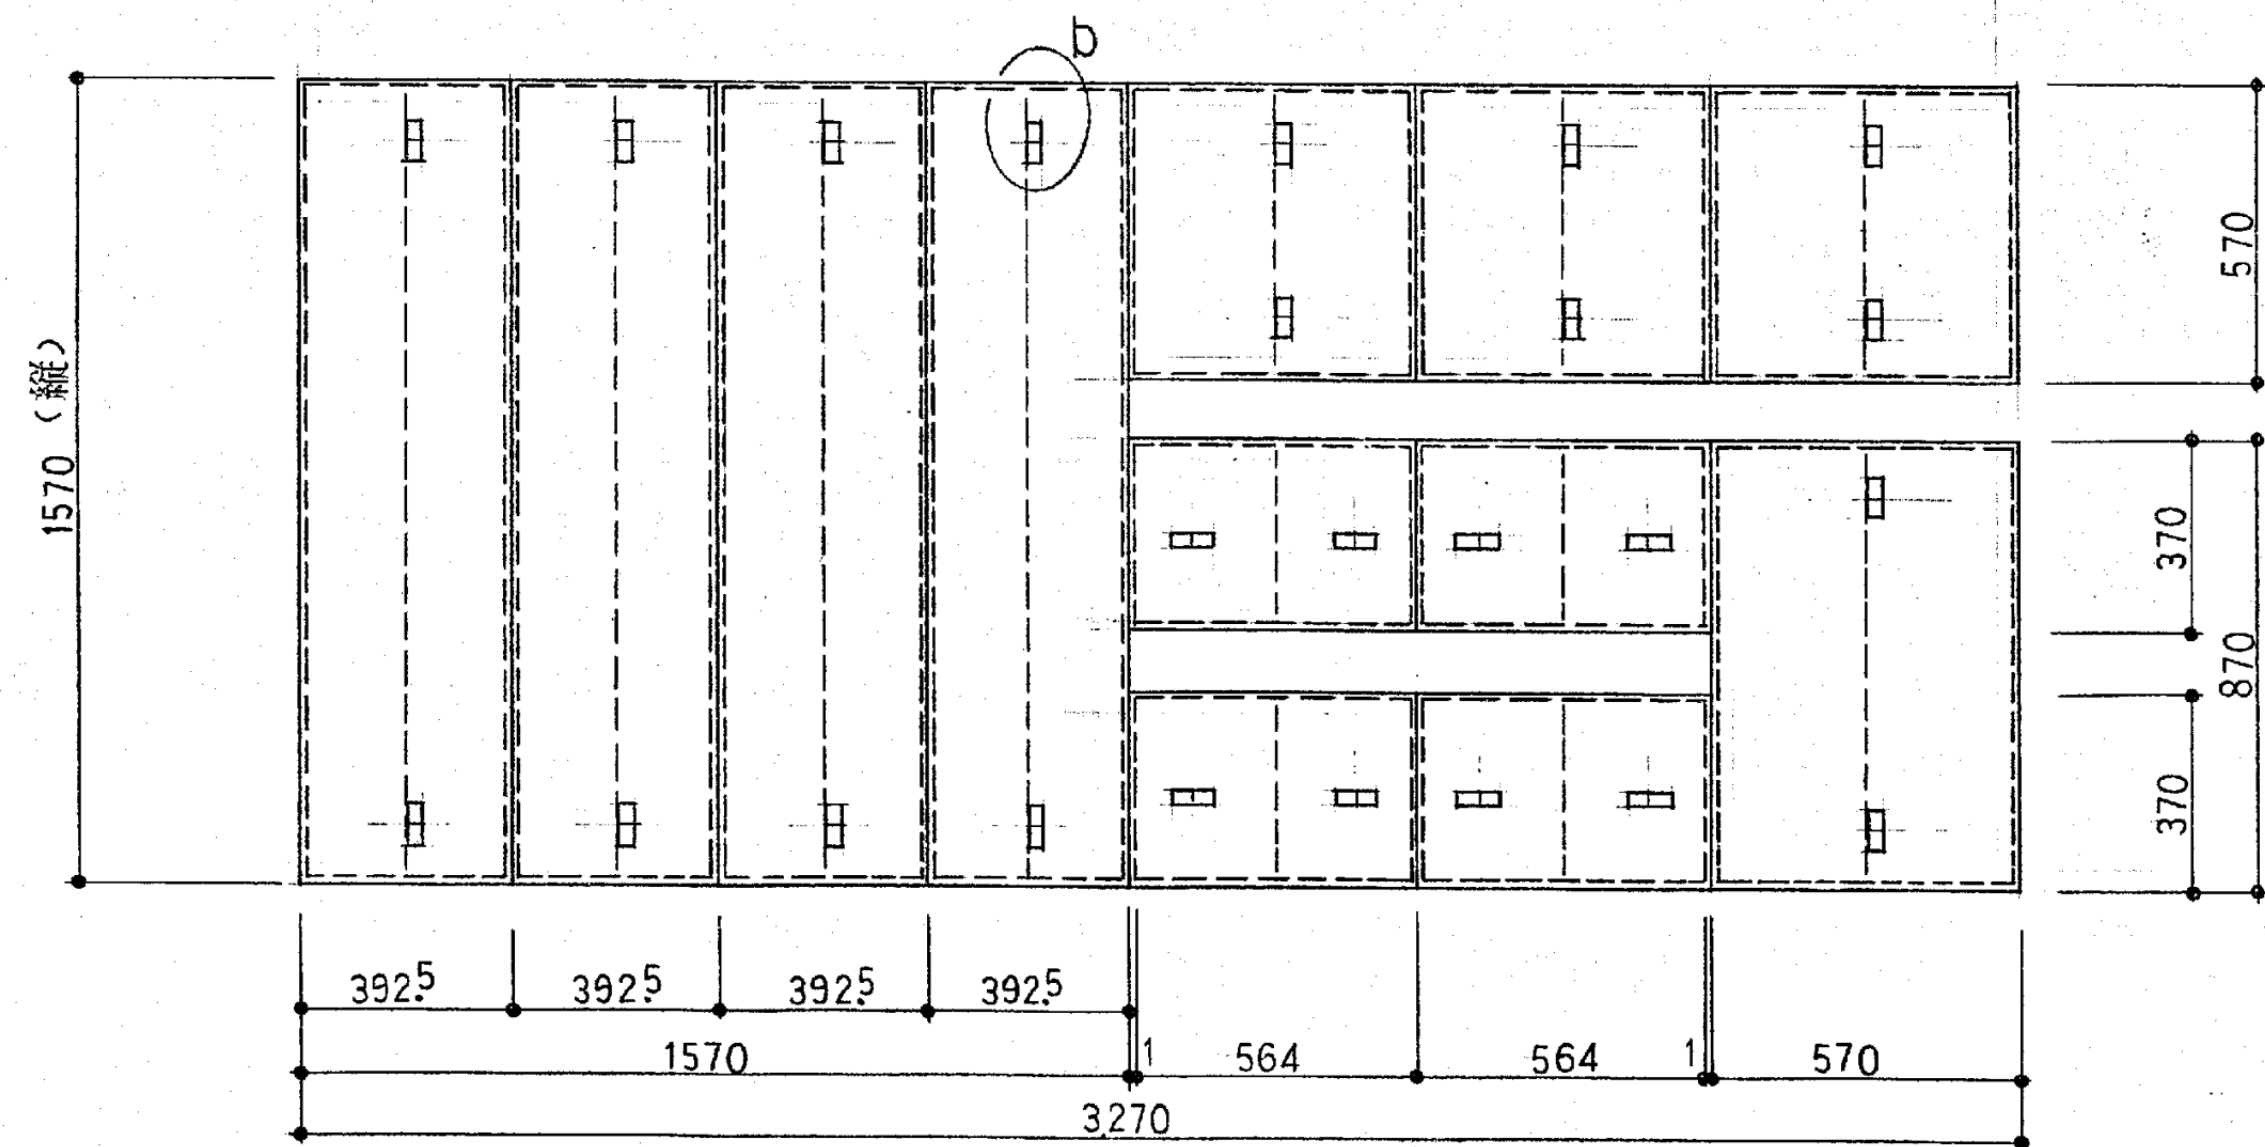


点検蓋 S=1/20 材質: SUS304 (参考)


記号	受 枠			点検蓋		
	縦	横	数量	縦	横	数量
a	1500	3200	1	下図参照		
b	1500	1500	1	1570	392.5	4
c	600	1000	3	670	535	6
d	600	600	14	670	670	14
e	700	4500	1	770	457	10
f	700	3000	1	770	438	3
g	700	3500	1	770	446	6
h	600	1300	1	670	456	1
i	700	1300	1	770	456	1
j	900	1300	1	970	456	1
k	600	1800	1	670	467.5	4

点検蓋 撤去


点検蓋 撤去

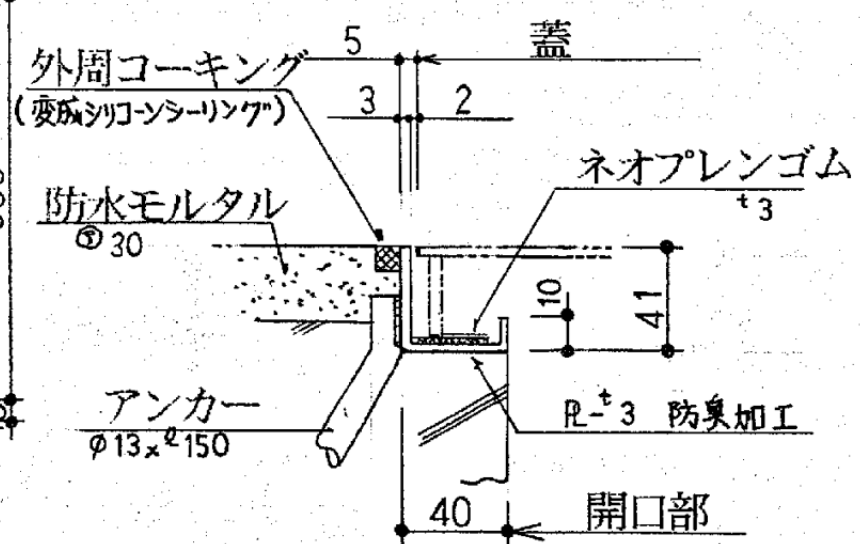


a 部詳細 S=1/4

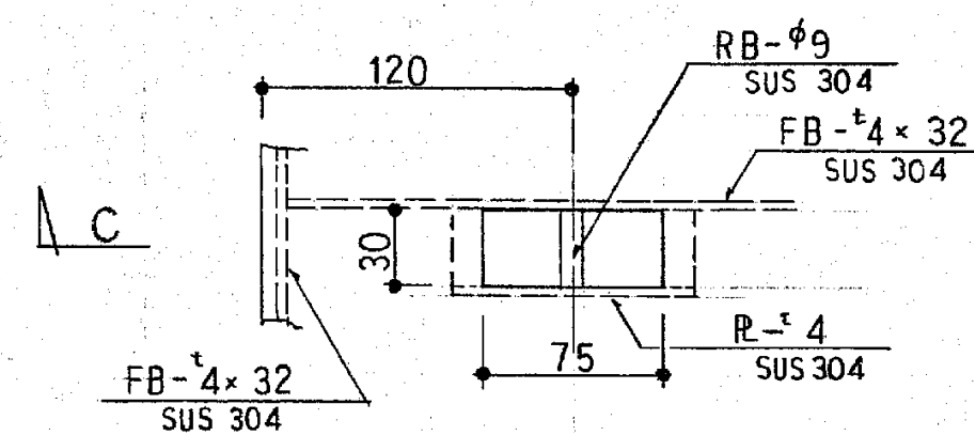

b 部詳細 S=1/4

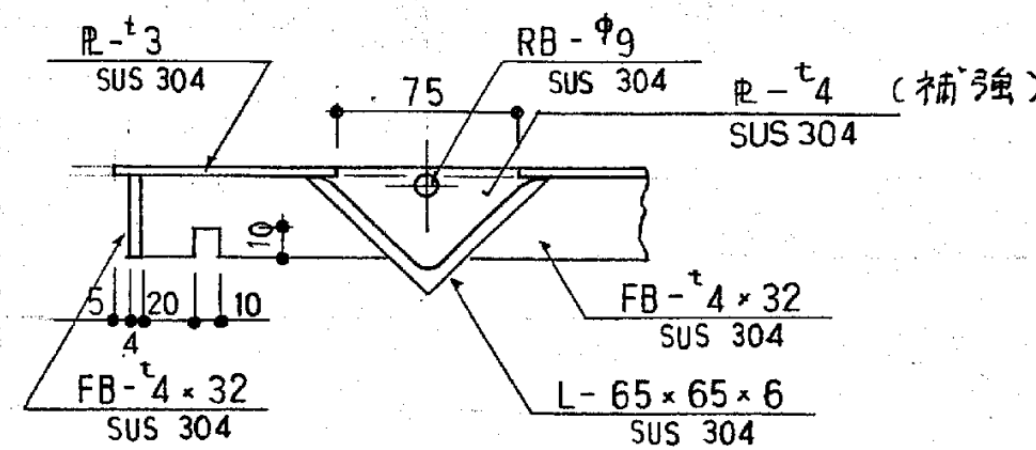

c 部断面 S=1/4

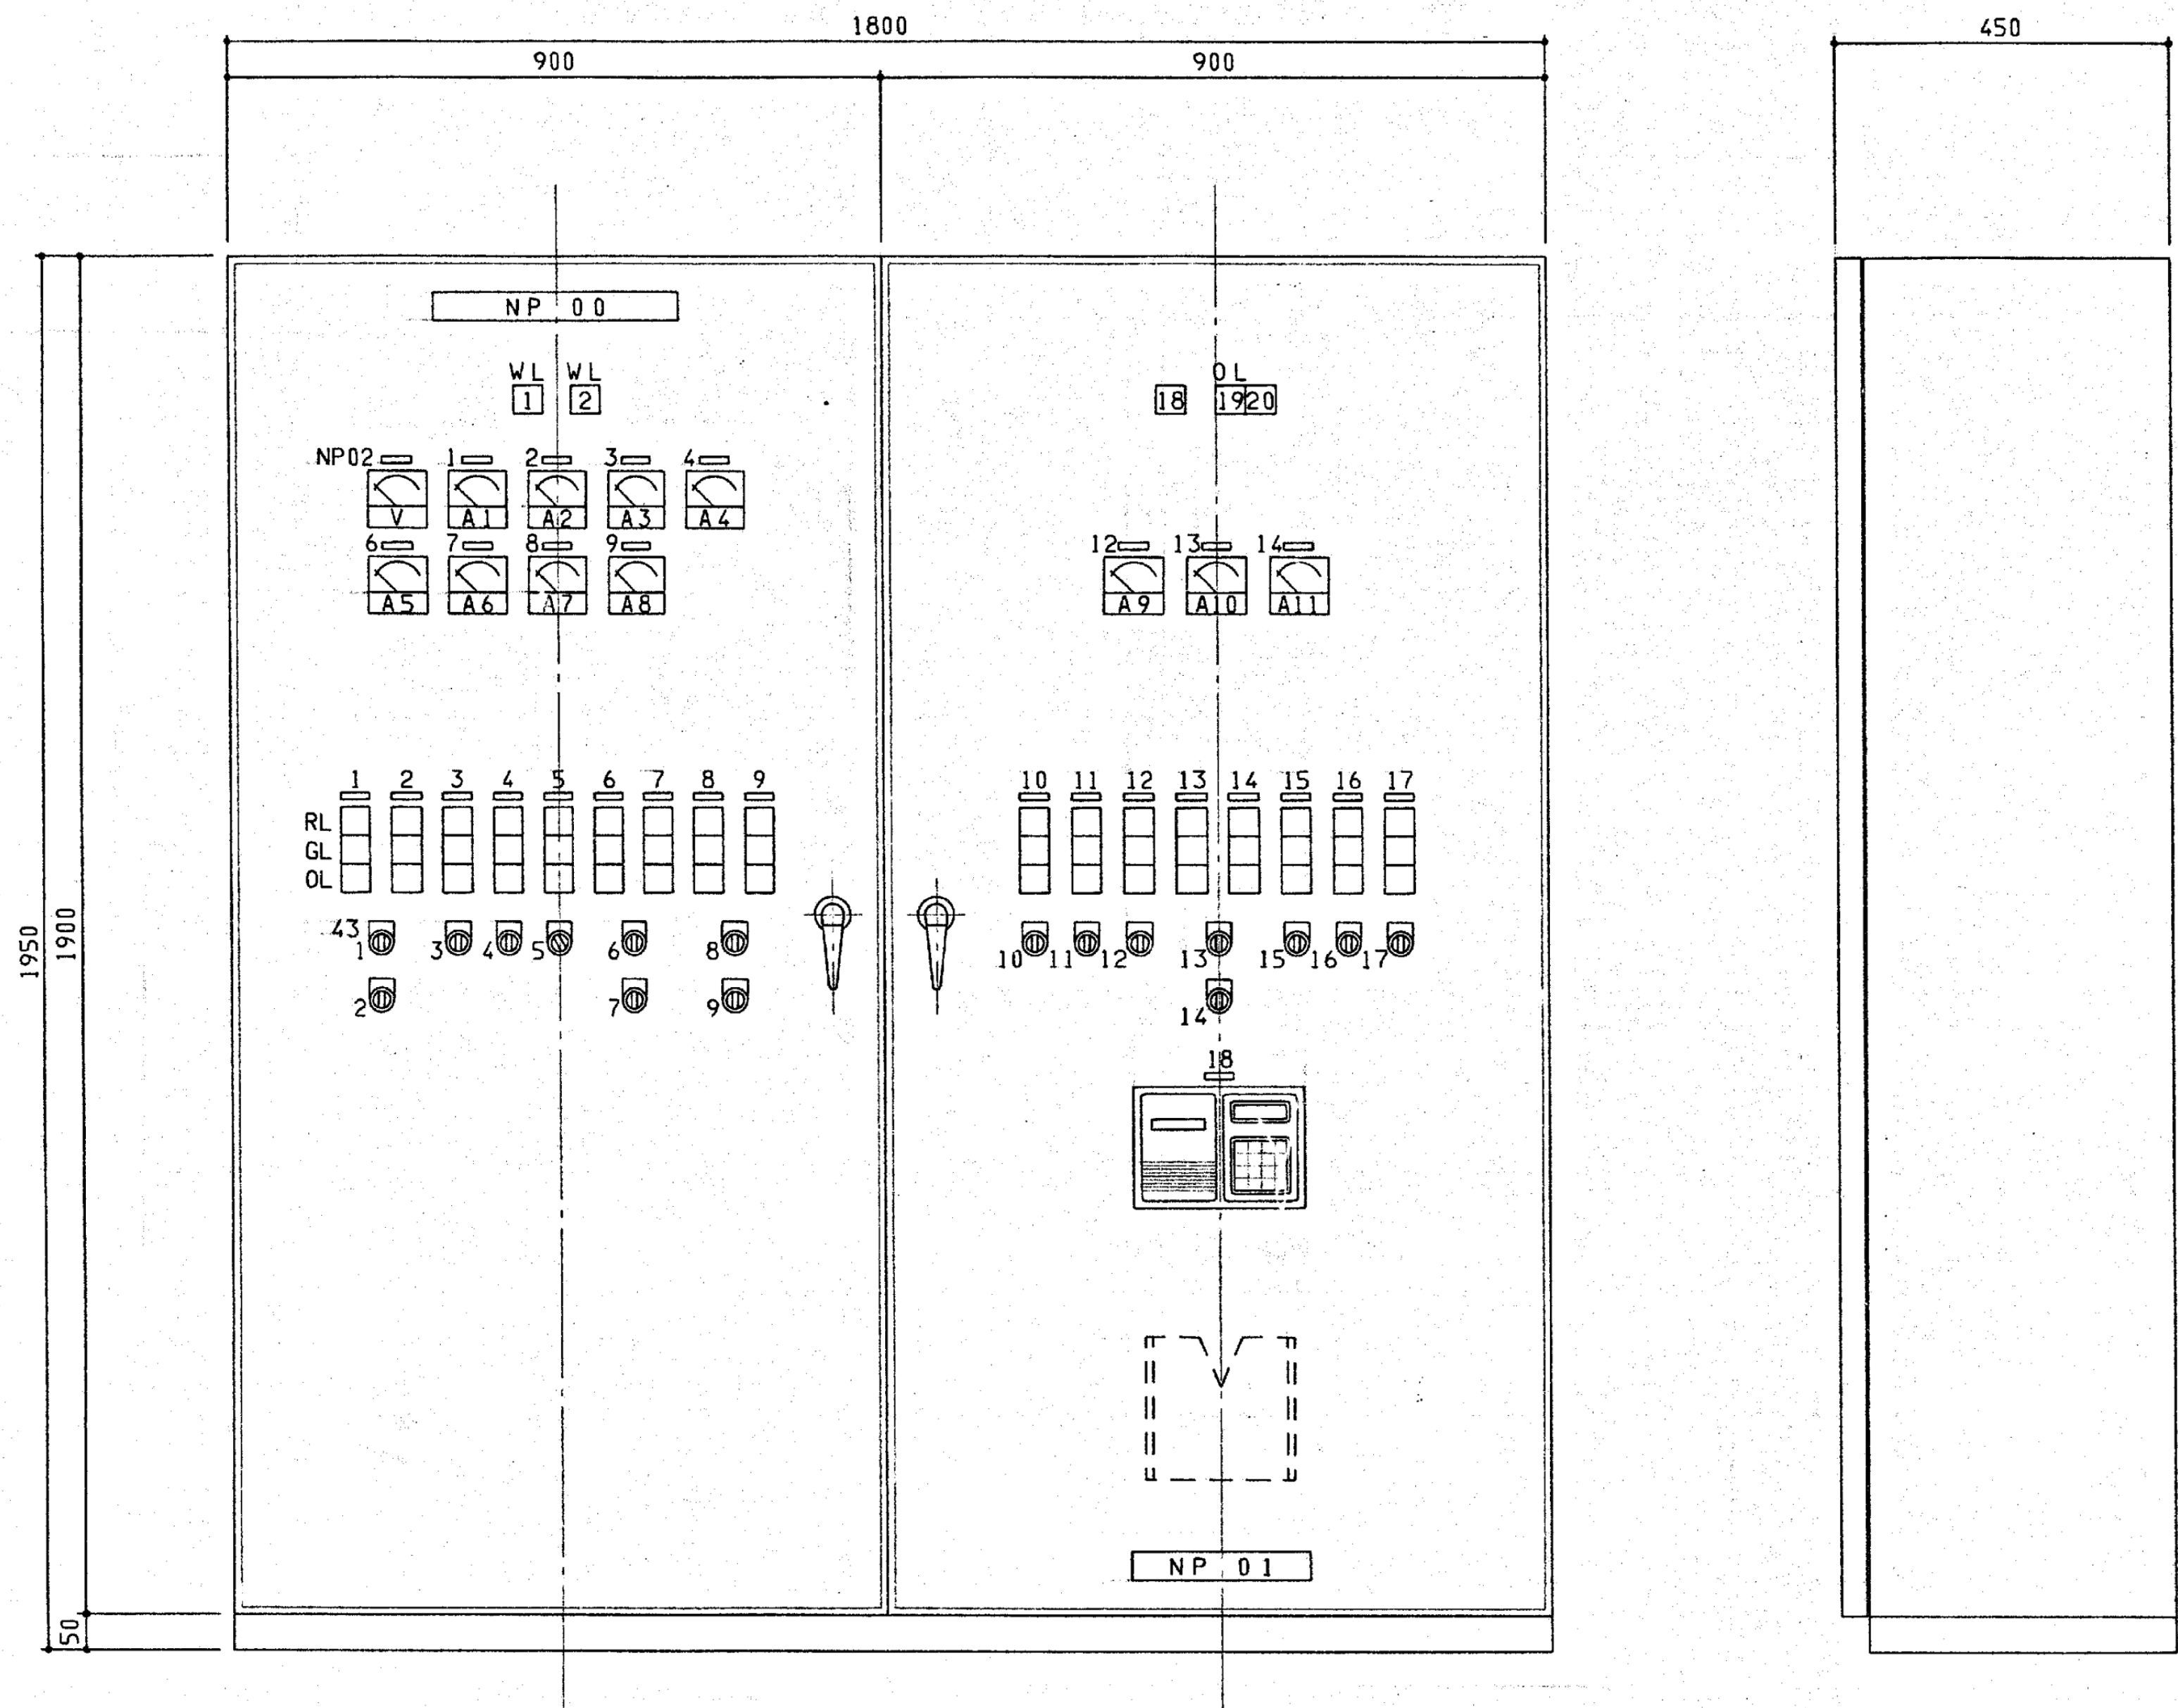


制御盤姿図（参考図） 1/10

符号	記入名称
NP 00	污水处理装置制御盤
NP 01	社名板
NP 02	電源電圧
NP 1	N0. 1 曝気ブロワ
NP 2	N0. 2 曝気ブロワ
NP 3	N0. 1 流量調整槽攪拌ブロワ
NP 4	N0. 2 流量調整槽攪拌ブロワ
NP 5	荒目スクリーン
NP 6	N0. 1 汚水ポンプ
NP 7	N0. 2 汚水ポンプ
NP 8	N0. 1 流量調整槽リターンポンプ
NP 9	N0. 2 流量調整槽リターンポンプ
NP 10	微細目スクリーン
NP 11	5mm目スクリーン
NP 12	消泡ポンプ
NP 13	N0. 1 放流ポンプ
NP 14	N0. 2 放流ポンプ
NP 15	沈砂槽エアリフト電磁弁
NP 16	沈殿槽エアリフト電磁弁
NP 17	汚泥濃縮槽エアリフト電磁弁
NP 18	積算プリンター
WL 1	電源（200V）
WL 2	電源（100V）
R/G/OL1-14	運転／停止／異常
R/G/OL15-17	開／閉／漏電
OL 18	漏電
OL 19	N0. 2 流量調整槽 満水
OL 20	放流ポンプ槽 満水
43-1. 3. 4. 6. 8 10-13	手動－切－自動
43-2. 7. 9. 14	N0. 1－交互－N0. 2
43-5	切－入
43-15. 16. 17	開－閉－自動


板 厚	函 体	SPC 2. 3 t
	扉	SPC 2. 3 t
	取付板	SPC 2. 3 t
塗装色	外 面	指定色
	内 面	指定色

※既存機器類及び配管・配線類は、全て撤去とする。

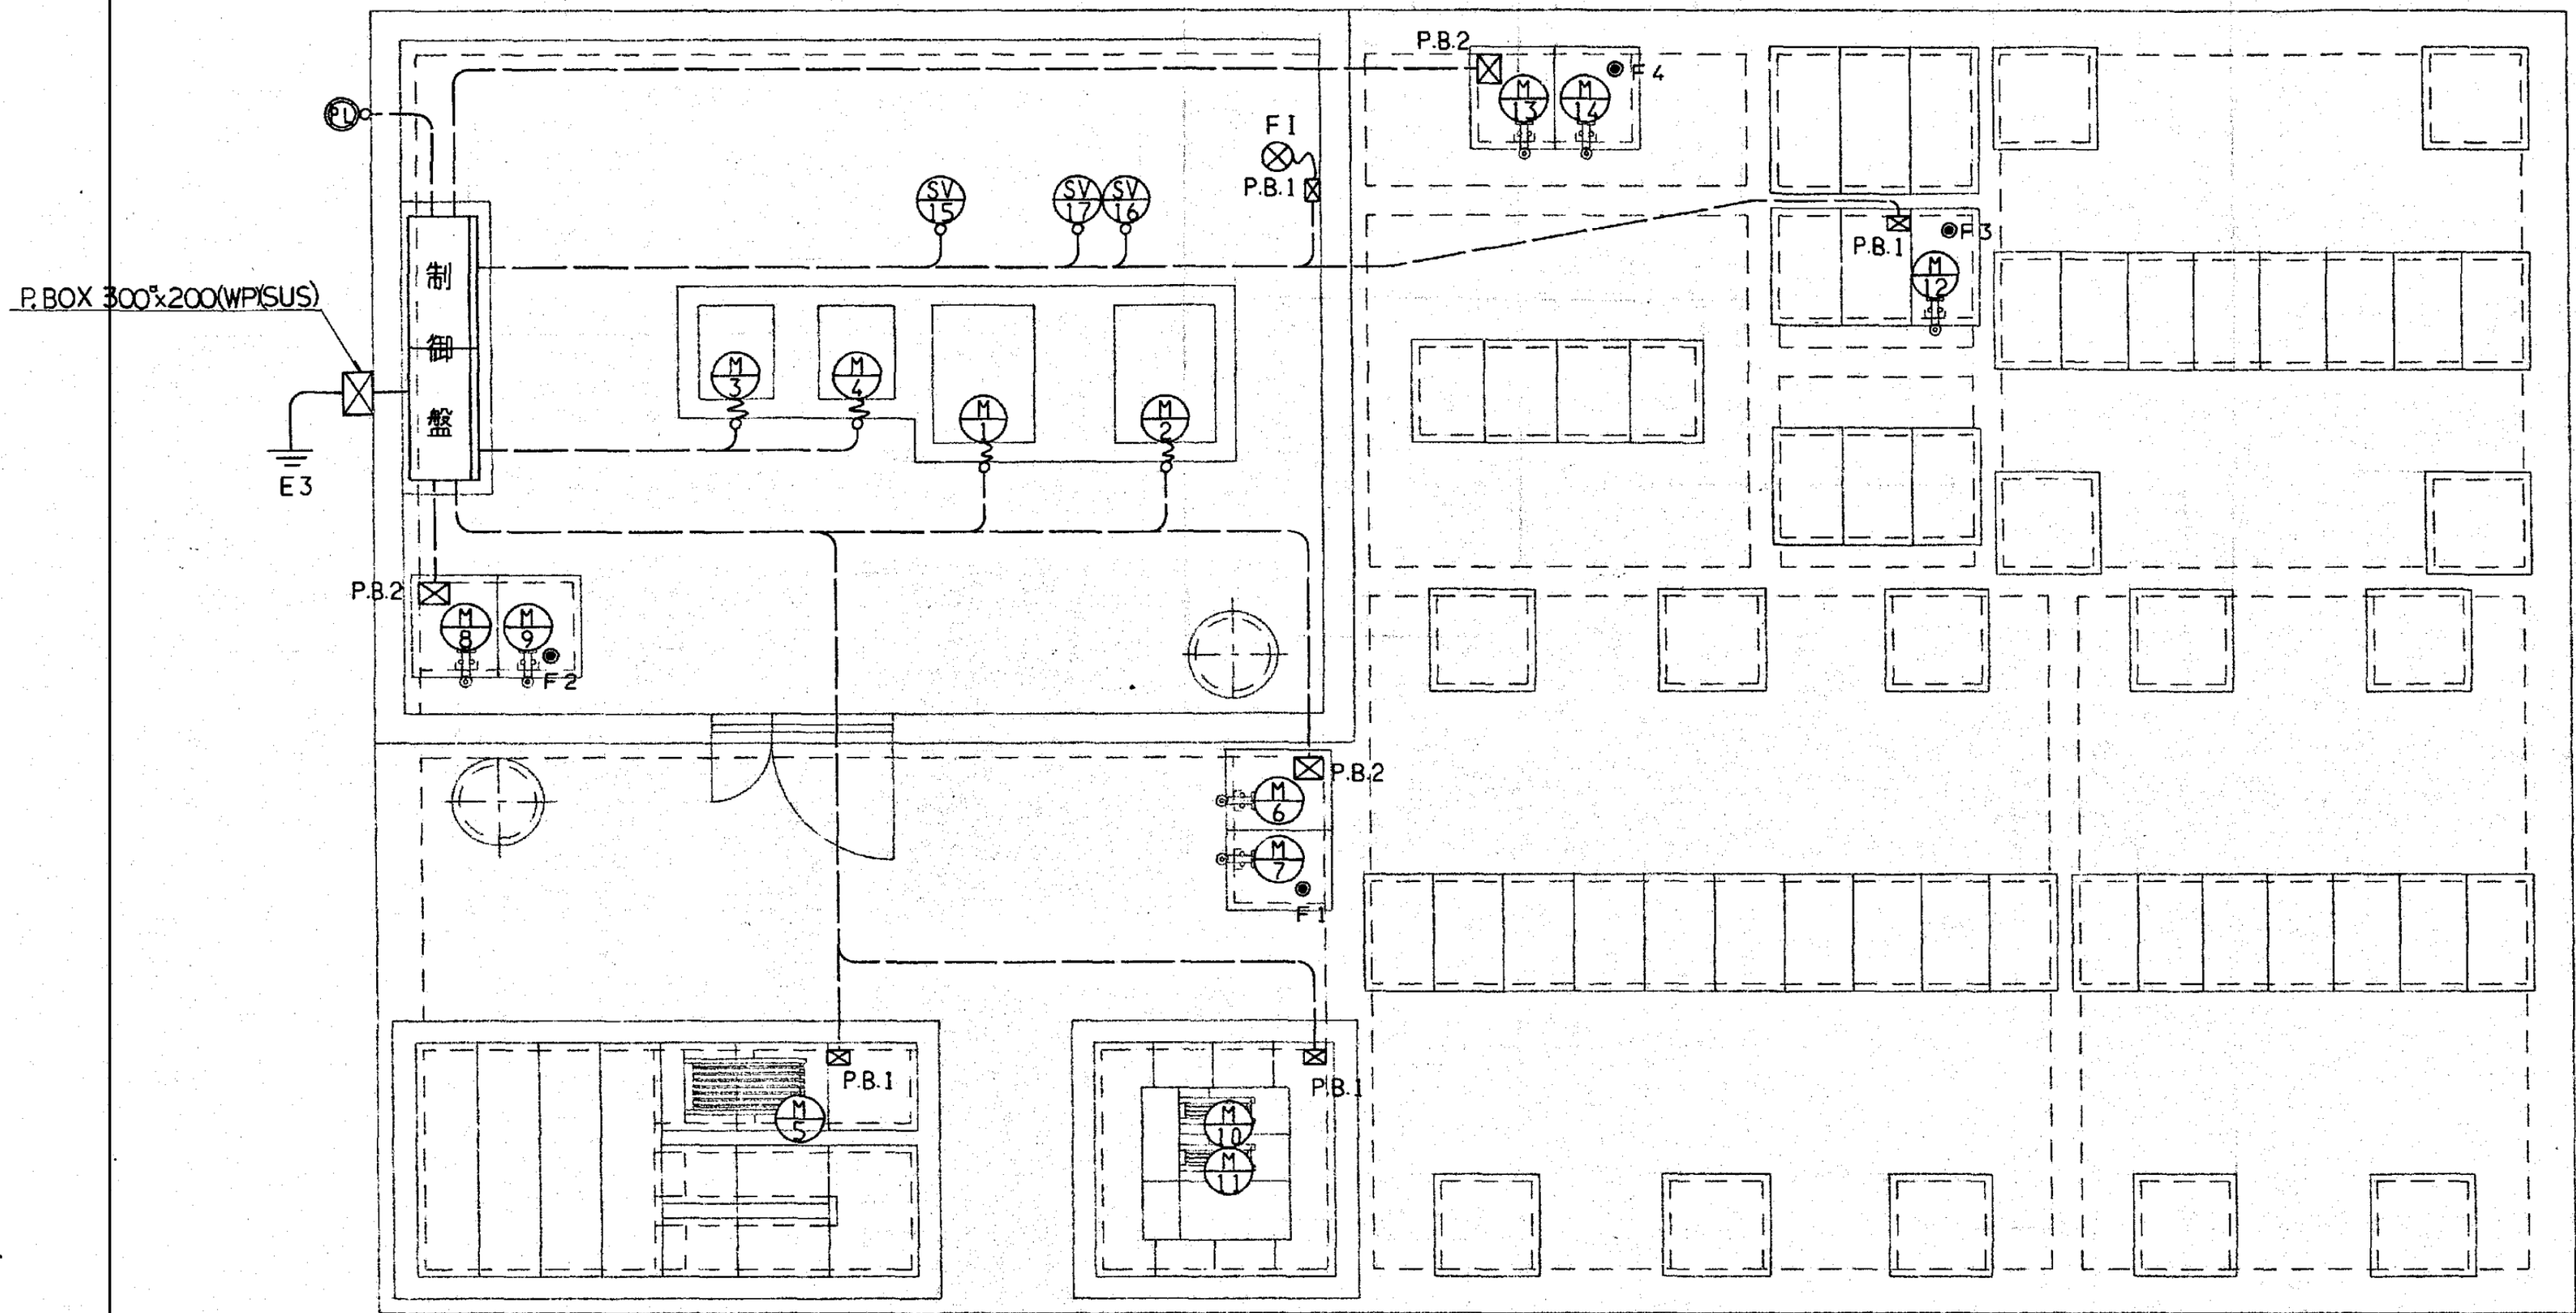

動力配線図 1/50

符 号	名 称	備 考
———	床埋設配線	
———	地中埋設配線	
⊠P.B.1	ブルボックス	150 [□] ×100 (PVC)
⊠P.B.2	ブルボックス	200 [□] ×150 (PVC)

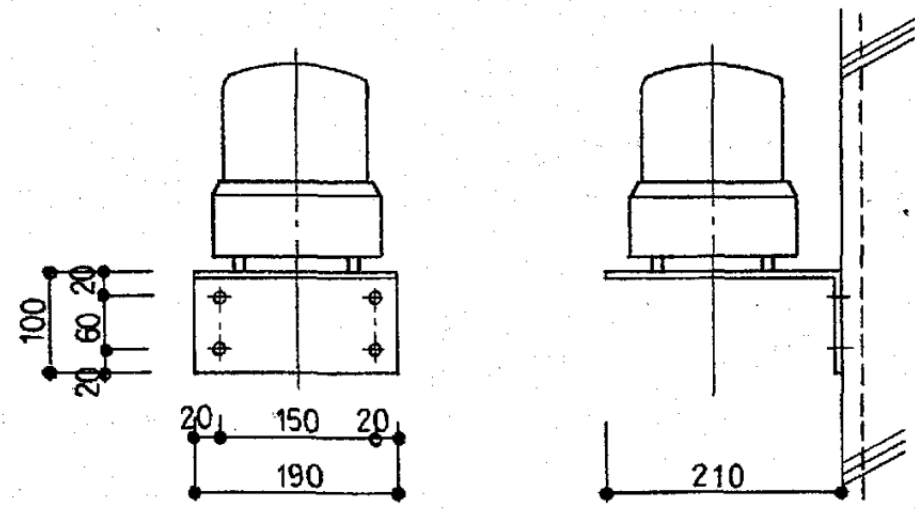

撤去

回転灯姿図 1/10

仕様：AC200V 防滴型

架台SUS製

撤去

符 号	機 器 名 称	容 量 (KW)	ケ ー ブ ル	電 線 管
⊙M1	NO. 1 曝気ブロフ	5. 5	CV 5. 5 [□] -4C	VE28
⊙M2	NO. 2 曝気ブロフ	5. 5	"	"
⊙M3	NO. 1 流量調整槽攪拌ブロフ	1. 5	CV 2 [□] -4C	VE22
⊙M4	NO. 2 流量調整槽攪拌ブロフ	2. 2	CV 2 [□] -4C	"
⊙M5	荒目スクリーン	25W	付属ケーブル	"
⊙M6	NO. 1 汚水ポンプ	0. 75	"	} VE36
⊙M7	NO. 2 汚水ポンプ	0. 75	"	
⊙M8	NO. 1 流量調整槽リターンポンプ	0. 4	"	} VE36
⊙M9	NO. 2 流量調整槽リターンポンプ	0. 4	"	
⊙M10	微細目スクリーン	25W	"	} VE36
⊙M11	5mm目スクリーン	25W	"	
⊙M12	消泡ポンプ	0. 75	"	VE22
⊙M13	N.J. 1 放流ポンプ	0. 4	"	} VE36
⊙M14	NO. 2 放流ポンプ	0. 4	"	
⊙SV15	沈砂槽エアリフトポンプ電磁弁		CV 2 [□] -3C	VE22
⊙SV16	沈殿槽エアリフトポンプ電磁弁		"	"
⊙SV17	汚泥濃縮槽エアリフトポンプ電磁弁		"	"
⊙F1	NO. 1 流量調整槽 フロートスイッチ	(4ヶ)	付属ケーブル	"
⊙F2	NO. 2 流量調整槽 フロートスイッチ	(4ヶ)	"	"
⊙F3	消泡水槽 フロートスイッチ	(2ヶ)	"	"
⊙F4	放流ポンプ槽 フロートスイッチ	(4ヶ)	"	"
⊗F1	排水流量計		CVVS 2 [□] -2C	"
⊙L	屋外回転灯		"	"
E3	第3種接地工事		E8 [□]	VE16


注意事項

- ・ブルボックス（排水流量計用）、屋外回転灯の立上りは露出配管とする。
- ・回転灯の取付位置は GL+2350 とする

※既存機器類及び配管・配線類は、全て撤去とする。

設計者										法適合確認欄	検証者	設計番号	特 記	徳島県県土整備部営繕課	●工事名	●図面番号	AZUSA SEKKEI Architects, Engineers & Consultants 株式会社 梓設計 関西支社 一級建築士事務所登録 大阪（ワ）第2234号		株式会社 宮建築設計 MIYA Architect's Office 一級建築士事務所登録 徳島県知事登録第11050号	
一級建築士 第286776号 渡邊 和幸	一級建築士 第298249号 土生 達哉	一級建築士 第219102号 下野 日出幸								設備設計一級建築士 第6211号 浅山 明		17992			R7 営繕 鳴門総合運動公園 鳴・撫養 野球場改築工事屋外管	J-061				
										外山 博文					●図面名 既存浄化槽設備図（配線図（1））【参考】	●縮尺 —				

電源配線の繋ぎ変え

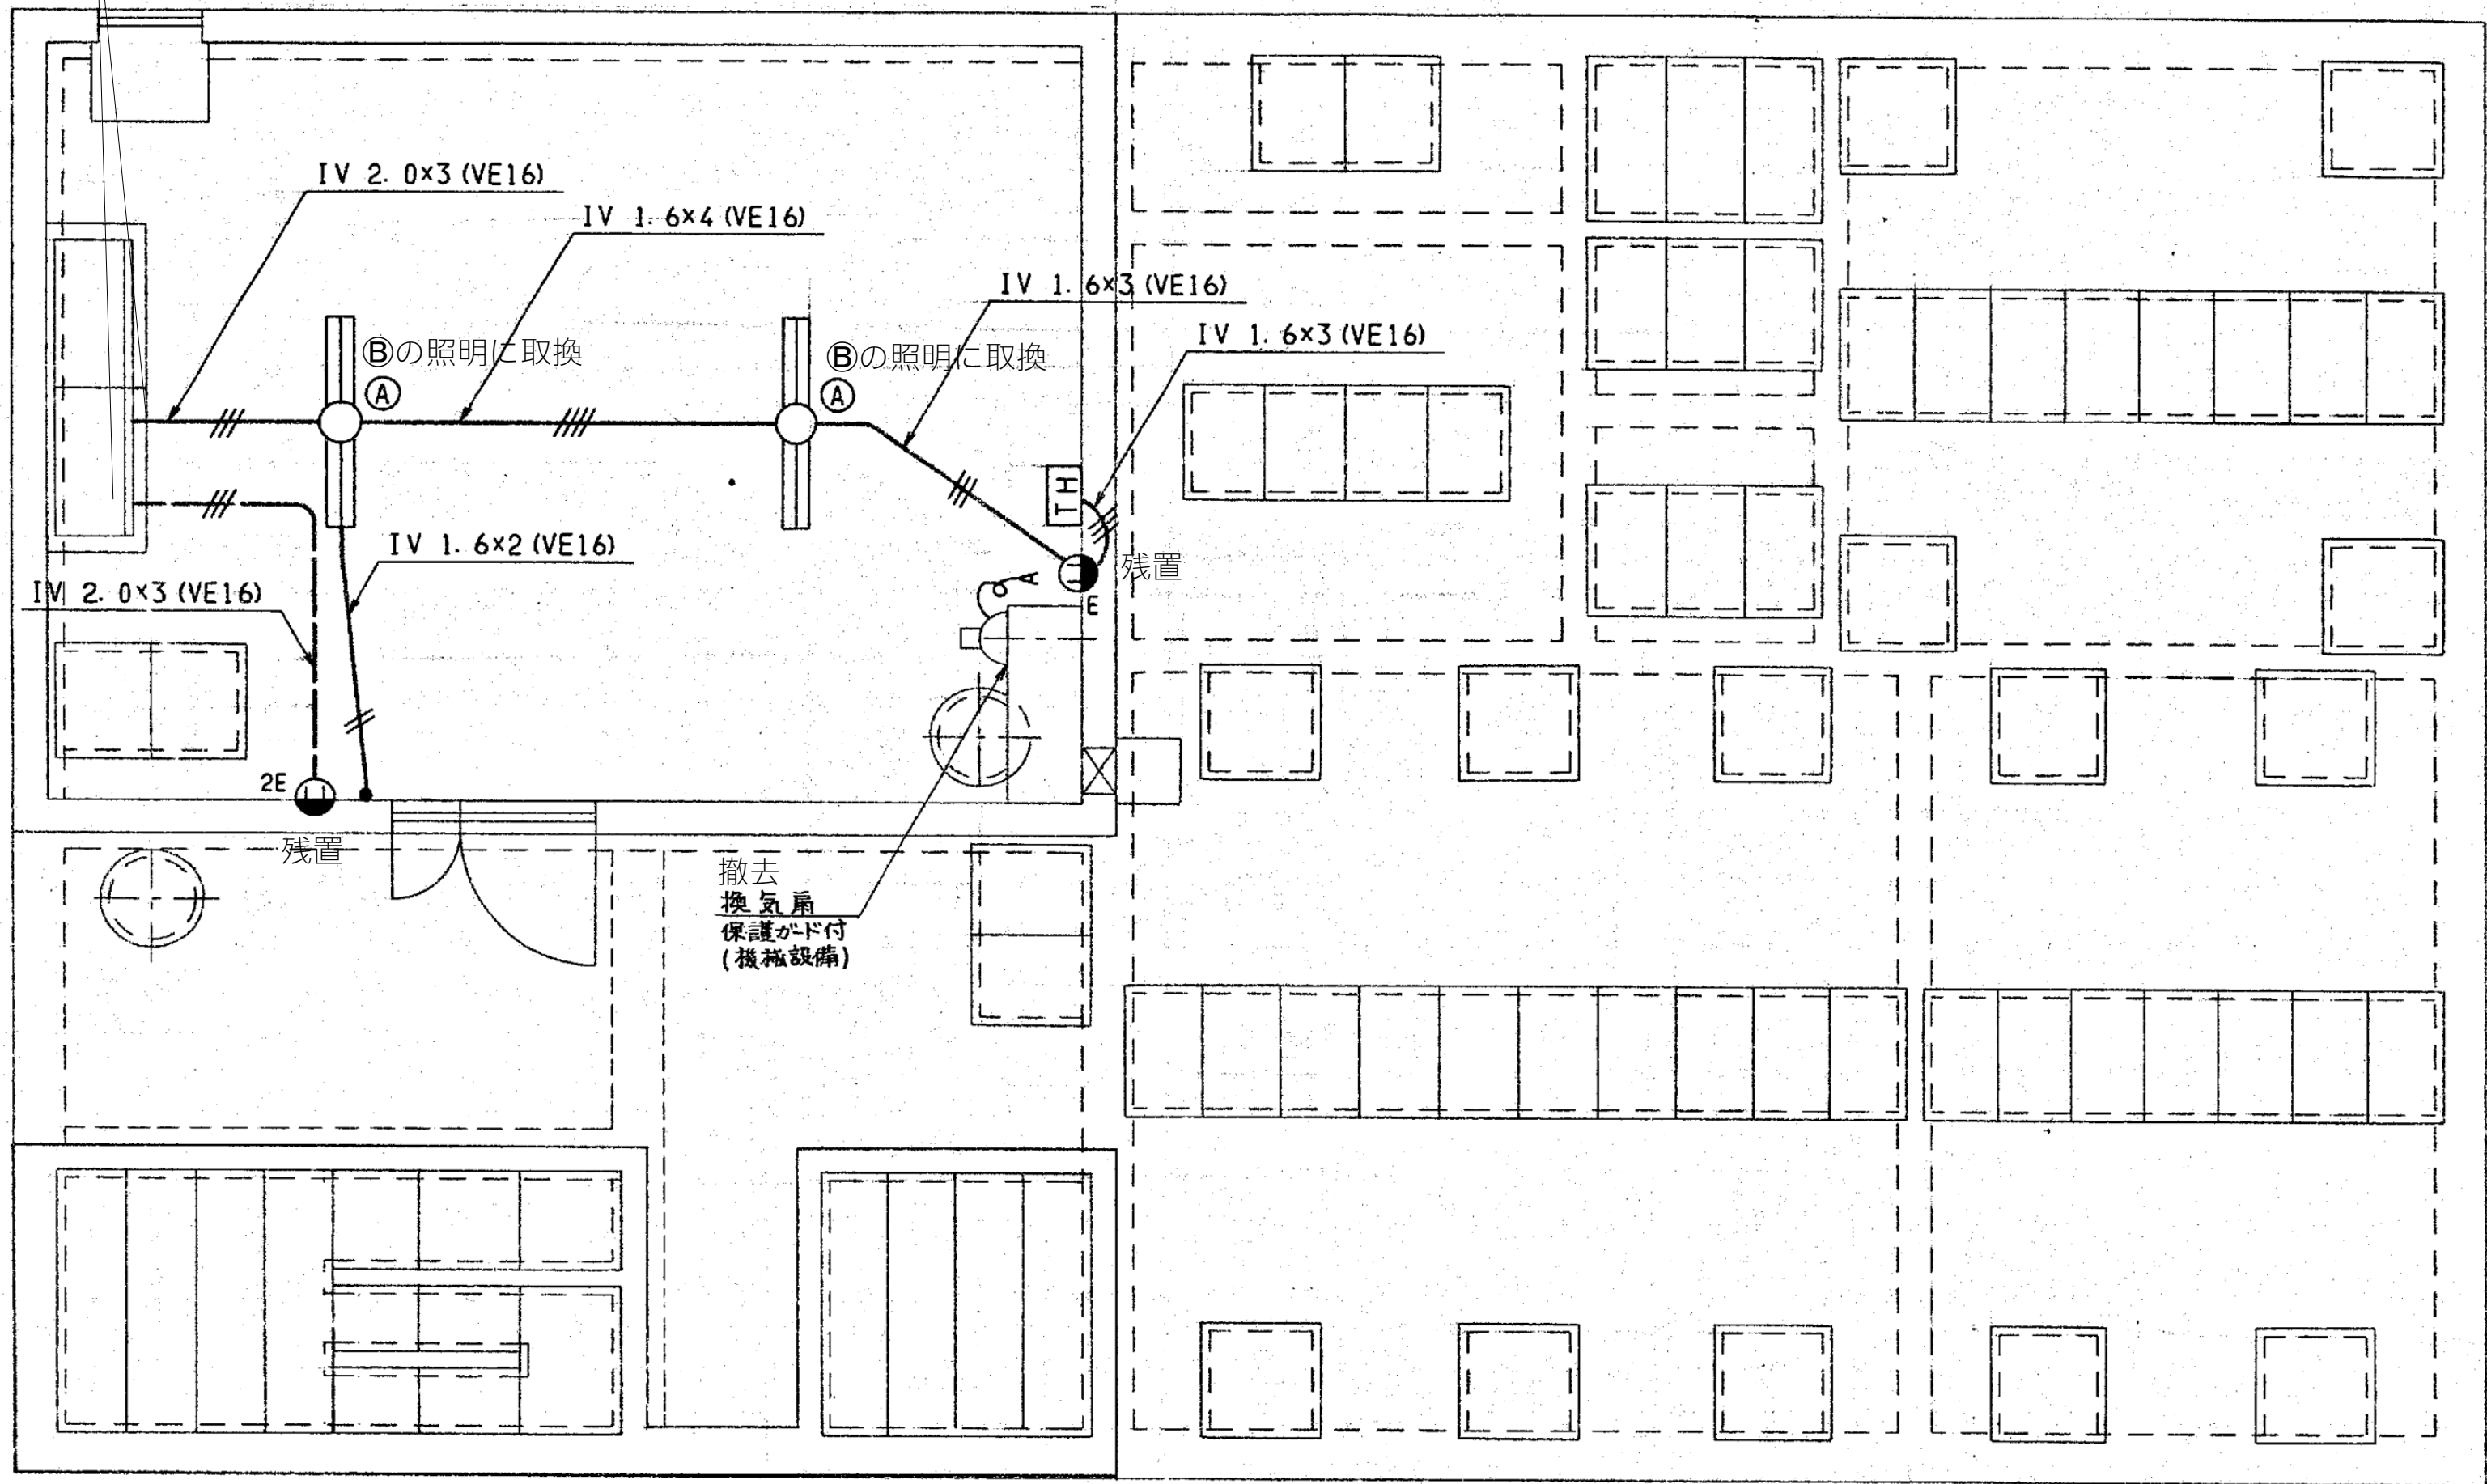


電灯、コンセント配線図 1/50

【改修内容】

Aの照明器具は、Bの照明器具に取り替えのこと。

撤去

新設

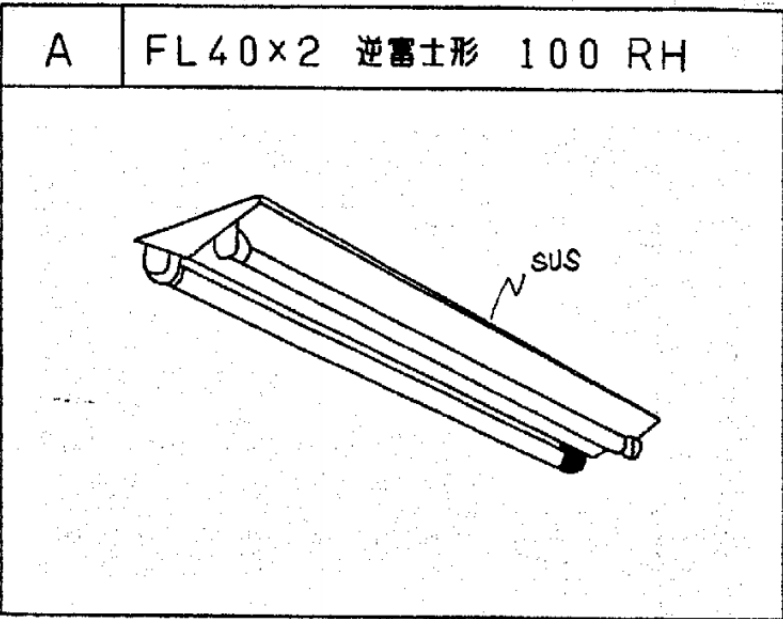


凡 例

符 号	名 称	備 考
——	天井埋設配線	
——	床埋設配線	
⊙	蛍光灯 (FL40×2)	FSS4 MPA-4Q2RH
[TH]	温度スイッチ	自動、手動スイッチ付
●	埋込スイッチ	1P15A×1
⊙E	埋込コンセント	2P15A×1 E付
⊙2E	埋込コンセント	2P15A×2 E付

取り換え→

※コンセント類は、全て残置とする。

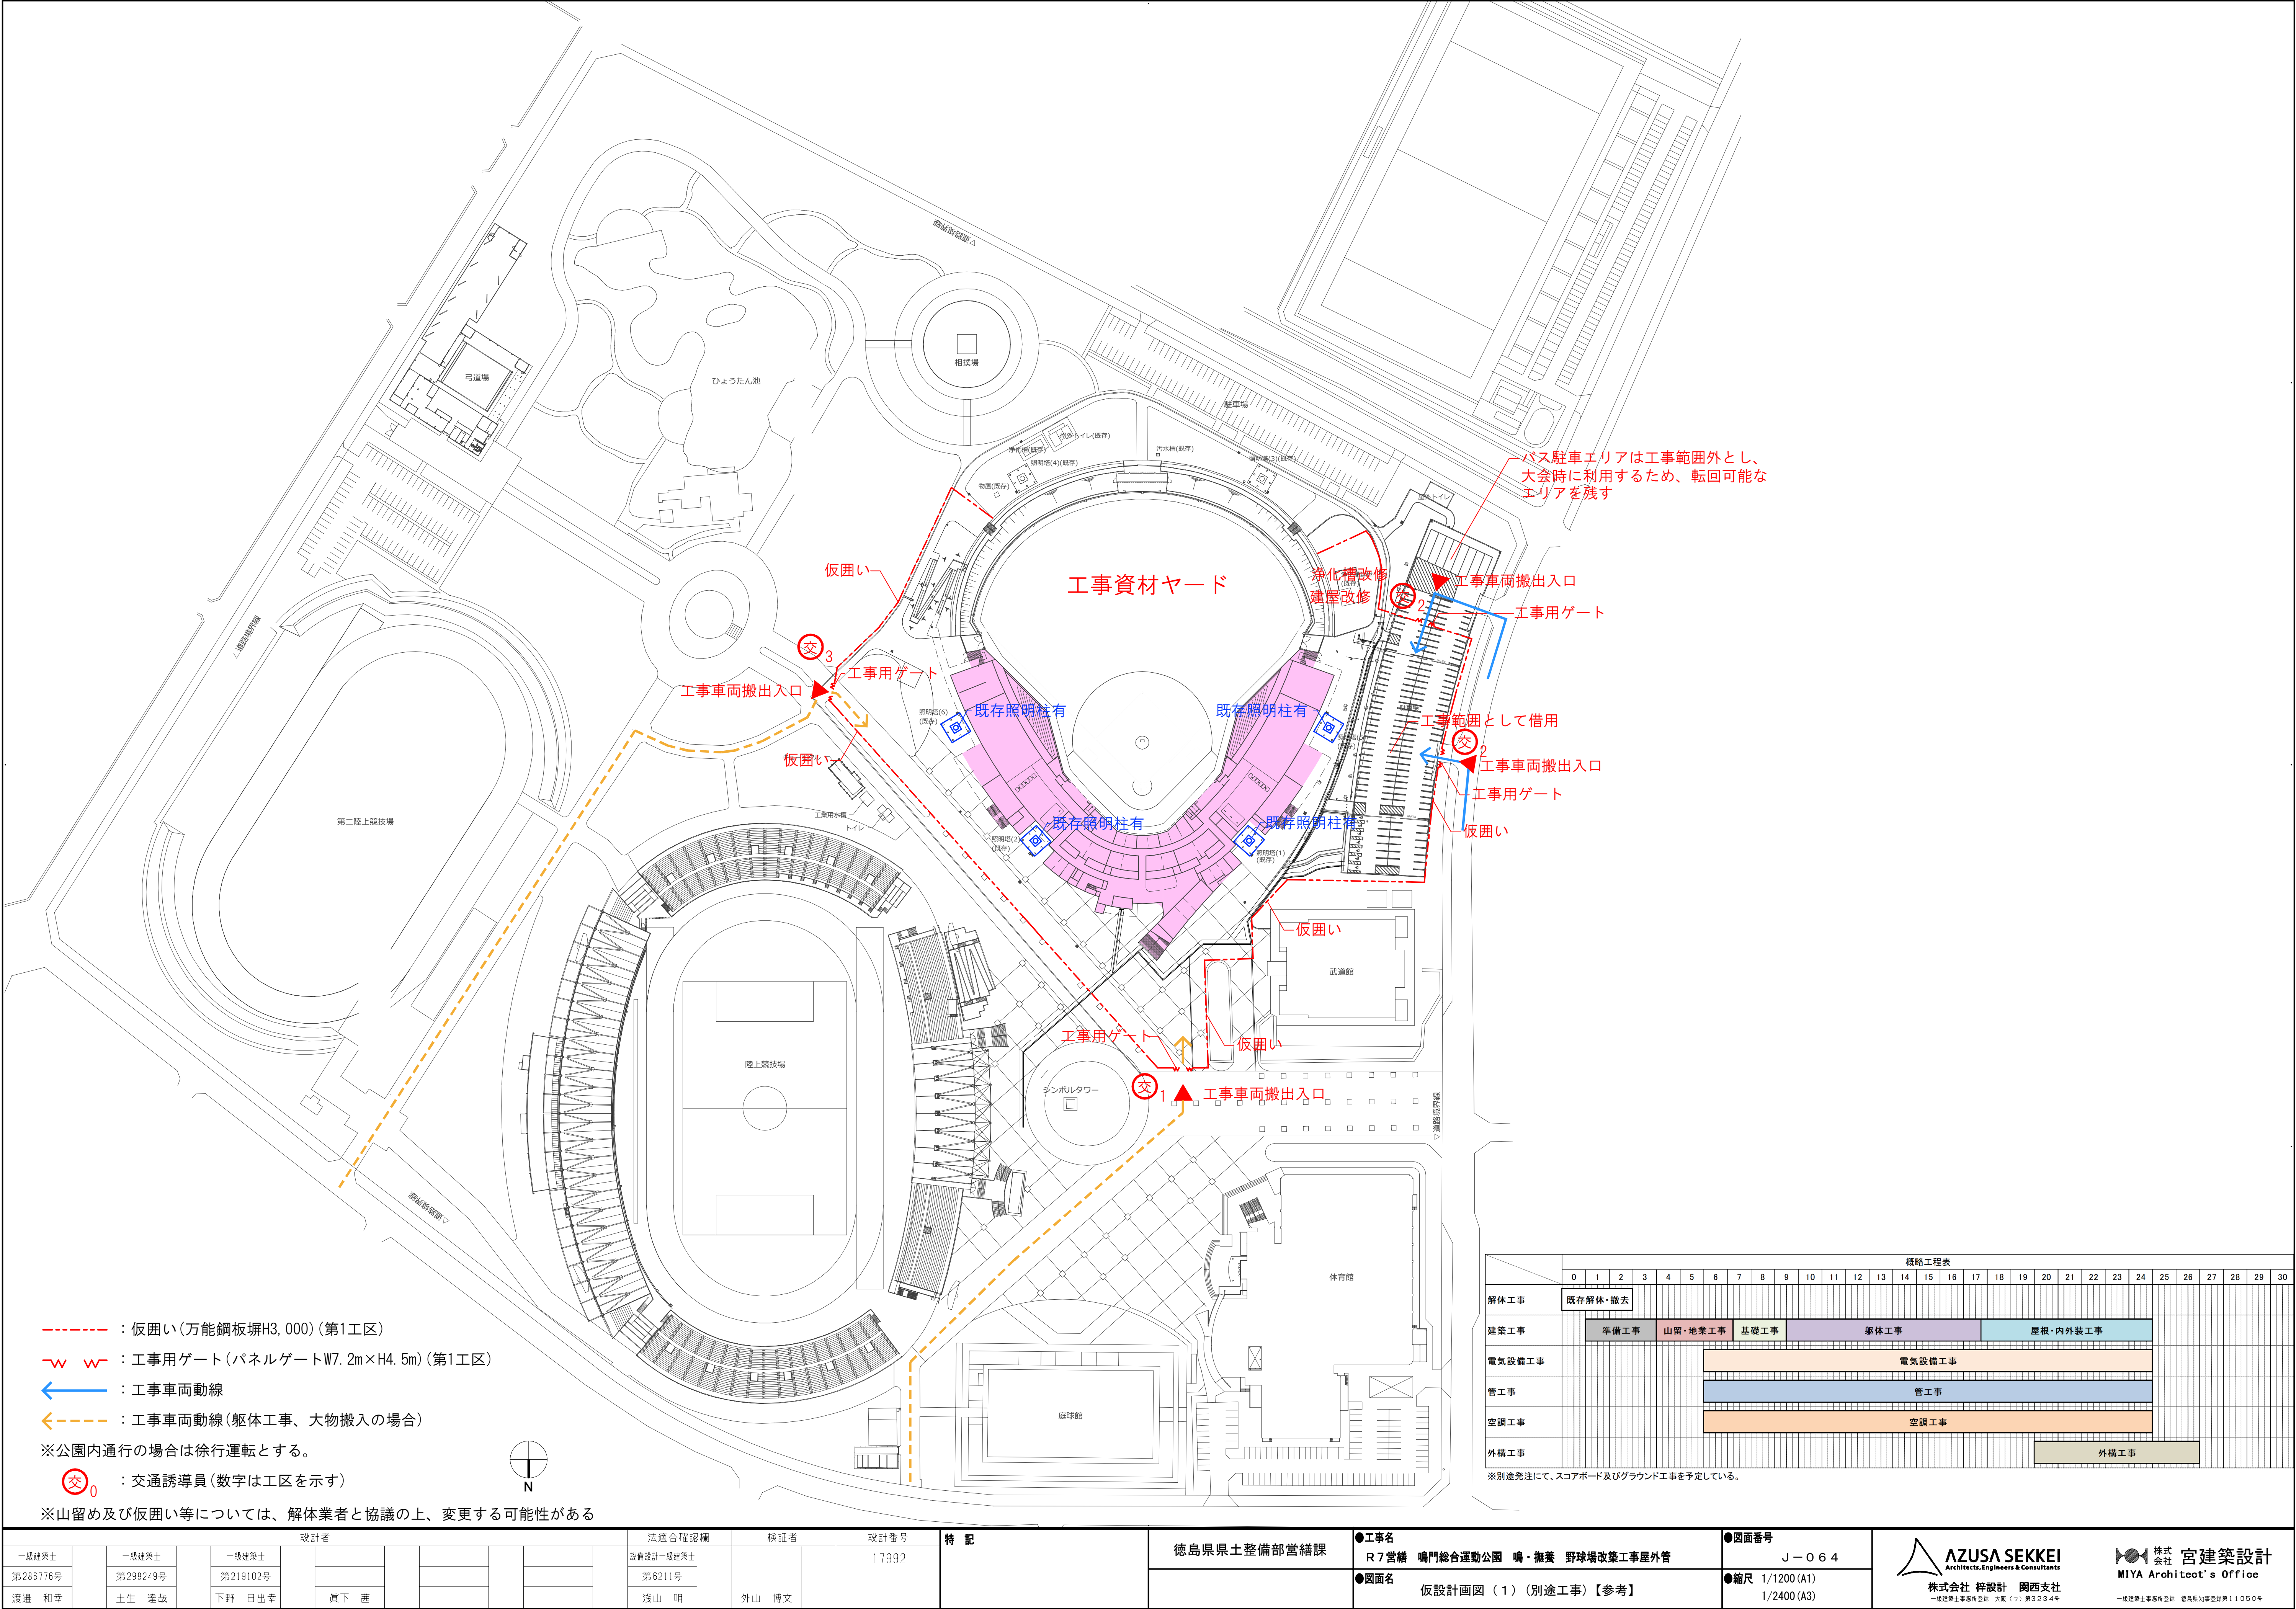

- : 仮囲い(万能鋼板堀H3, 000) (第1工区)
- w w- : 工事用ゲート(パネルゲートW7. 2m×H4. 5m) (第1工区)
- ← : 工事車両動線
- ←--- : 工事車両動線(躯体工事、大物搬入の場合)

※公園内通行の場合は徐行運転とする。


交₀ : 交通誘導員(数字は工区を示す)

※山留め及び仮囲い等については、解体業者と協議の上、変更する可能性がある

	概略工程表																																									
	0	1	2	3	4	5	6	7	8	9	10	11	12	13	14	15	16	17	18	19	20	21	22	23	24	25	26	27	28	29	30											
解体工事	既存解体・撤去																																									
建築工事		準備工事		山留・地業工事			基礎工事			躯体工事										屋根・内外装工事																						
電気設備工事										電気設備工事																																
管工事										管工事																																
空調工事										空調工事																																
外構工事																												外構工事														

※別途発注にて、スコアボード及びグラウンド工事を予定している。

設計者										法適合確認欄	検証者	設計番号	特 記	徳島県県土整備部営繕課	●工事名 R7 営繕 鳴門総合運動公園 鳴・撫養 野球場改築工事屋外管	●図面番号 J-064	AZUSA SEKKEI Architects, Engineers & Consultants 株式会社 梓設計 関西支社 一級建築士事務所登録 大阪(ワ)第3234号	株式会社 宮建築設計 MIYA Architect's Office 一級建築士事務所登録 徳島県知事登録第11050号
一級建築士 第286776号 渡邊 和幸	一級建築士 第298249号 土生 達哉	一級建築士 第219102号 下野 日出幸								設計一級建築士 第6211号 浅山 明	外山 博文	17992			●図面名 仮設計画図(1)(別途工事)【参考】	●縮尺 1/1200(A1) 1/2400(A3)		

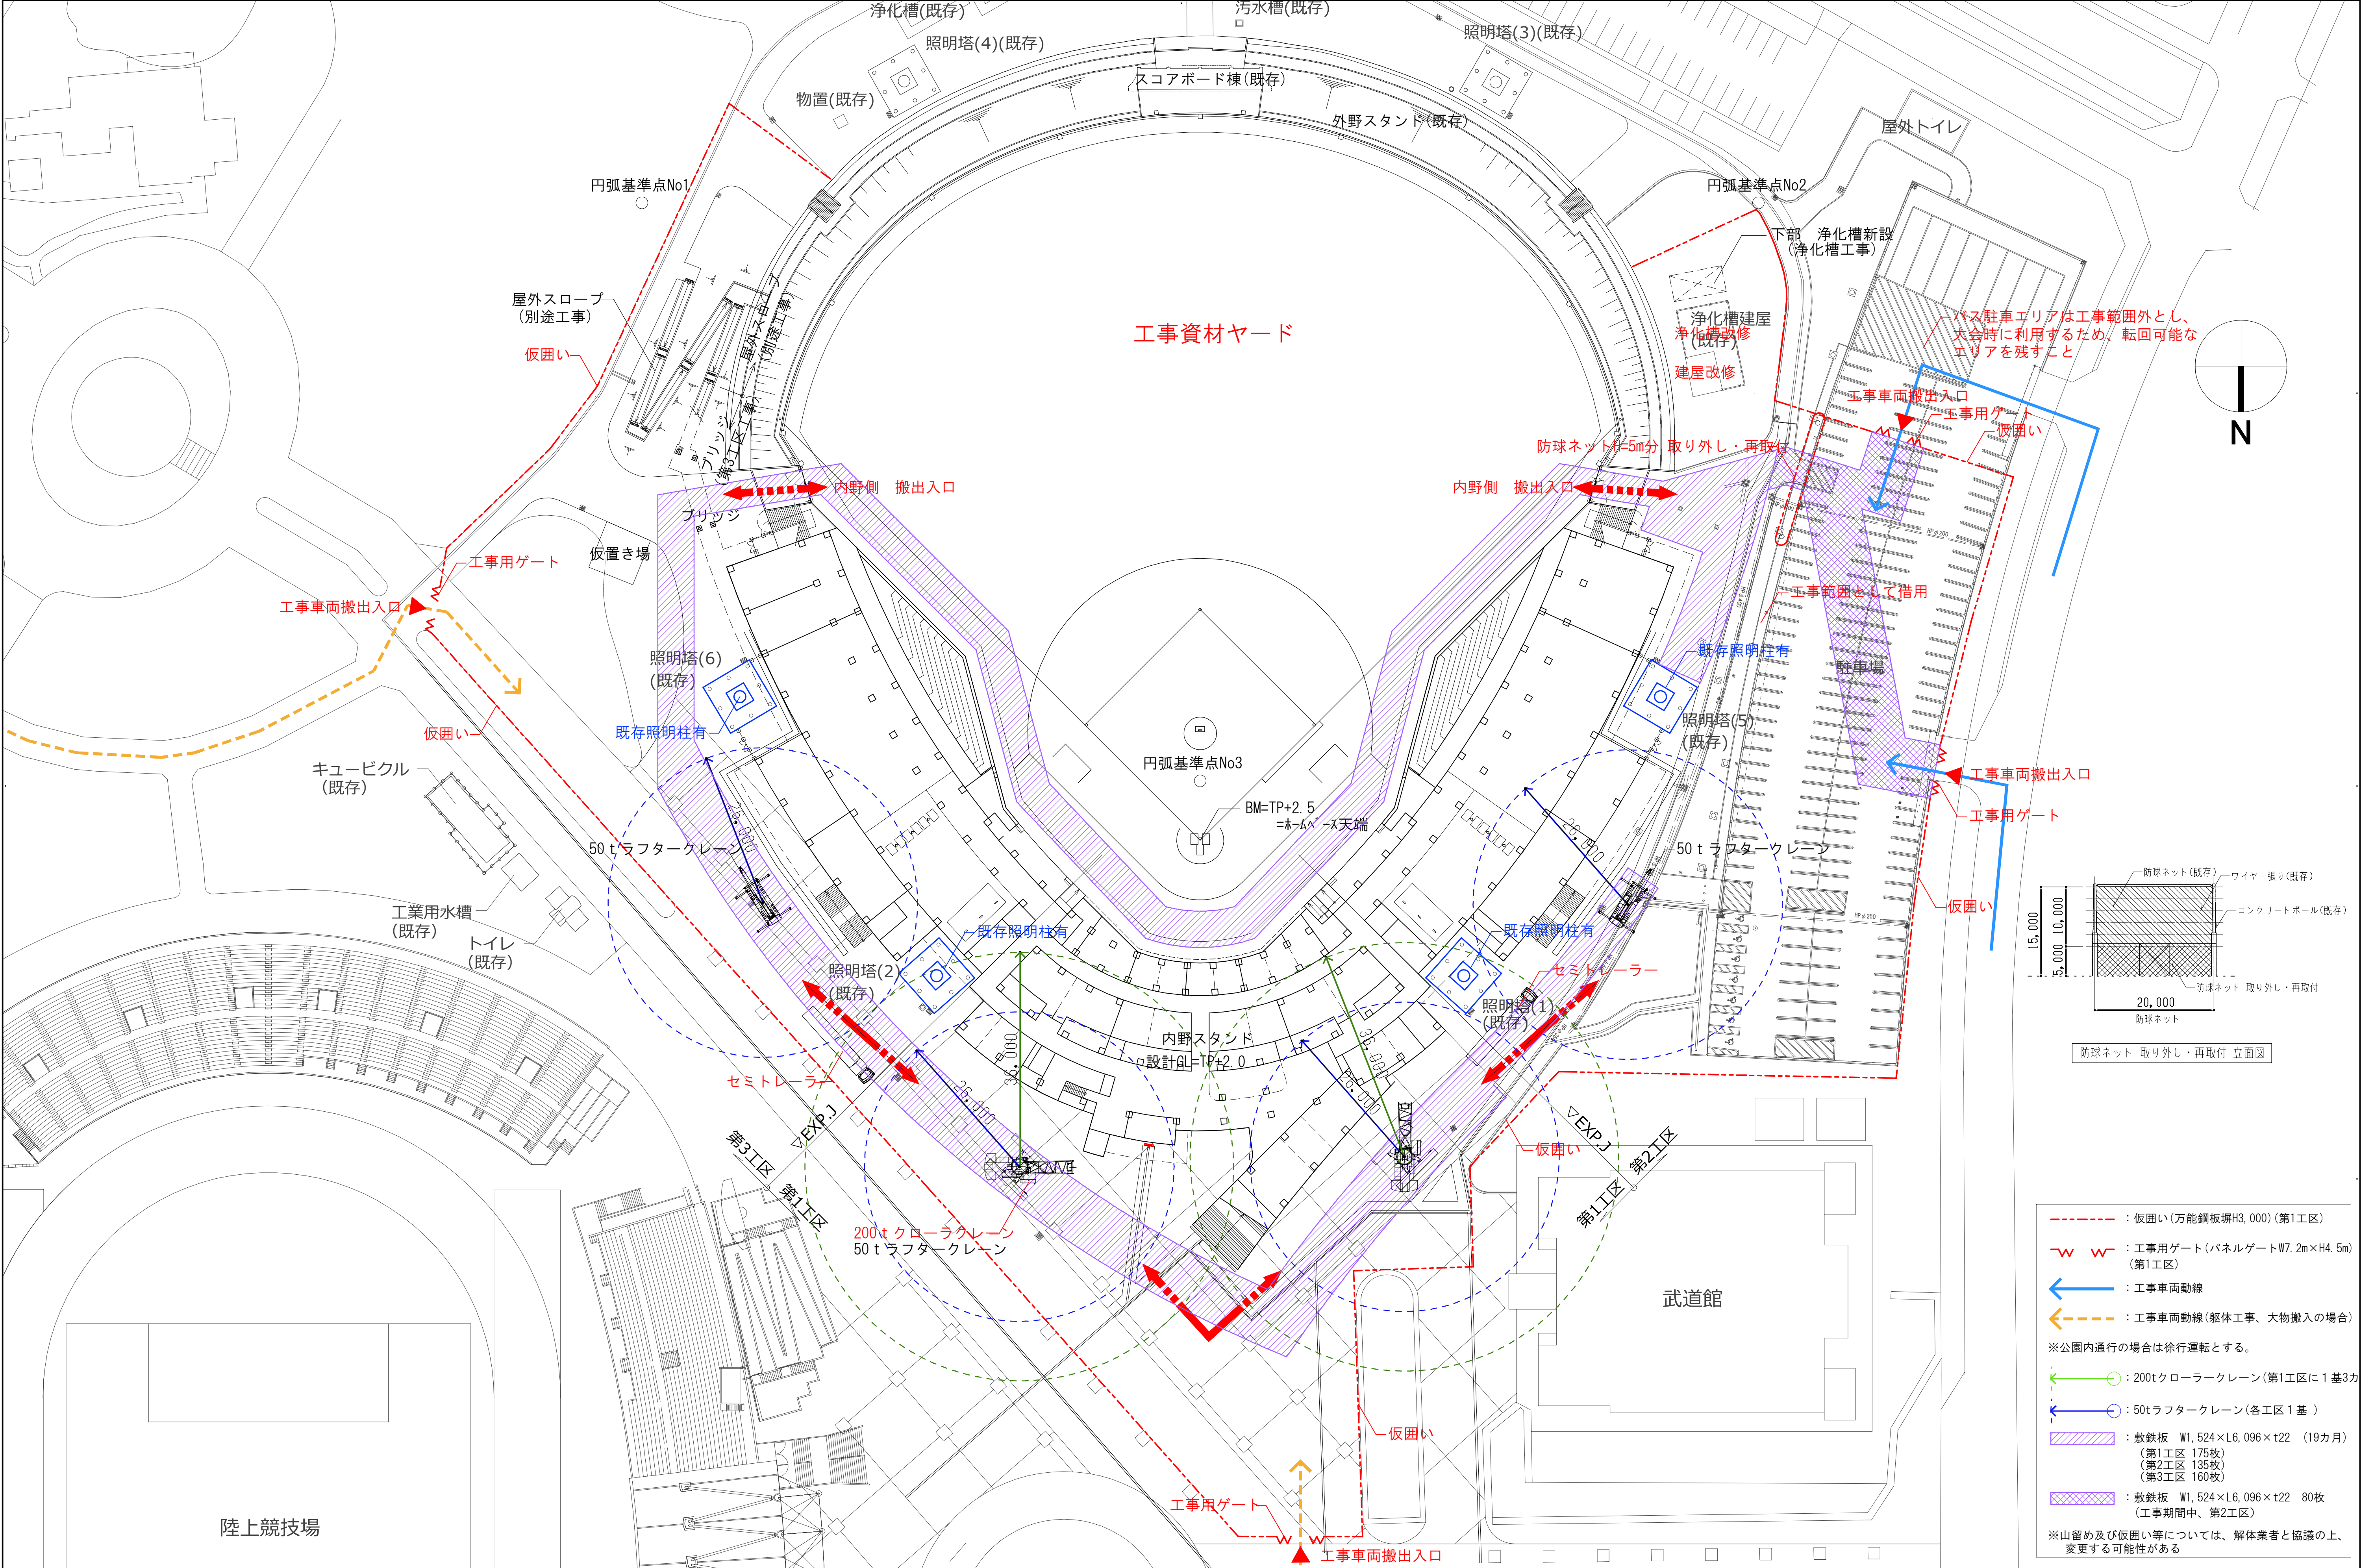

設計者				法適合確認		確認者	設計番号	特 記	徳島県土整備部営繕課	●工事名 R7営繕 鳴門総合運動公園 鳴・撫養 野球場改築工事屋外管	●図面番号 J-065	AZUSA SEKKEI Architects, Engineers & Consultants 株式会社 梓設計 関西支社 一級建築士事務所登録 大阪(ウ)第32234号	株式会社 宮建築設計 MIYA Architect's Office 一級建築士事務所登録 徳島県知事登録第11050号
一級建築士 第286776号 渡邊 和幸	一級建築士 第298249号 土生 達哉	一級建築士 第219102号 下野 日出幸		設備設計一級建築士 第6211号 浅山 明		外山 博文	17992						
										●図面名 仮設計画図(2)(別途工事)【参考】	●縮尺 1/500(A1) 1/1000(A3)		