





工 事 名	R7道路 長谷町北 北島排水機場 排水機場修繕工事		
路 線 名	北島排水機場地区		
工事箇所	板野郡北島町		
図 面 名	機場一般図		
縮 尺	—	図面番号	1 / 4
会 社 名			
事業者名	徳島県東部農林水産局〈徳島〉		

据付断面図

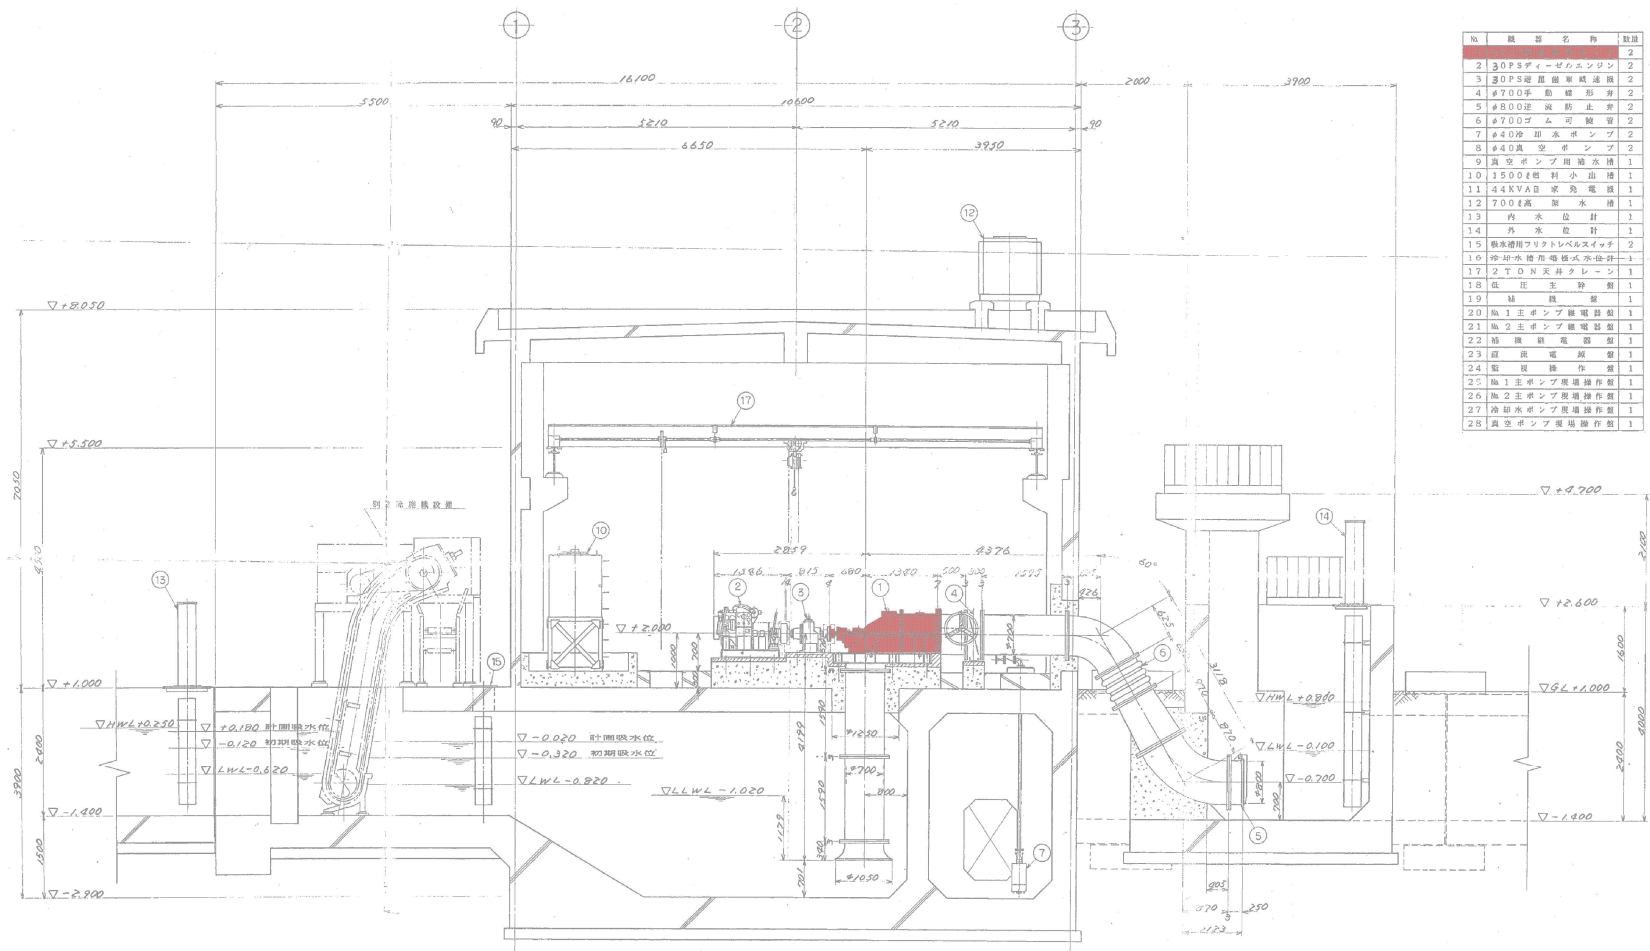

工事名	R7道路 長寿化 北島排水機場 排水機場修工事		
路線名	北島排水機場地区		
工事箇所	板野郡北島町		
図面名	据付断面図		
縮尺	—	図面番号	2 / 4
会社名			
事業者名	徳島県東部農林水産局〈徳島〉		

ポンプ断面図

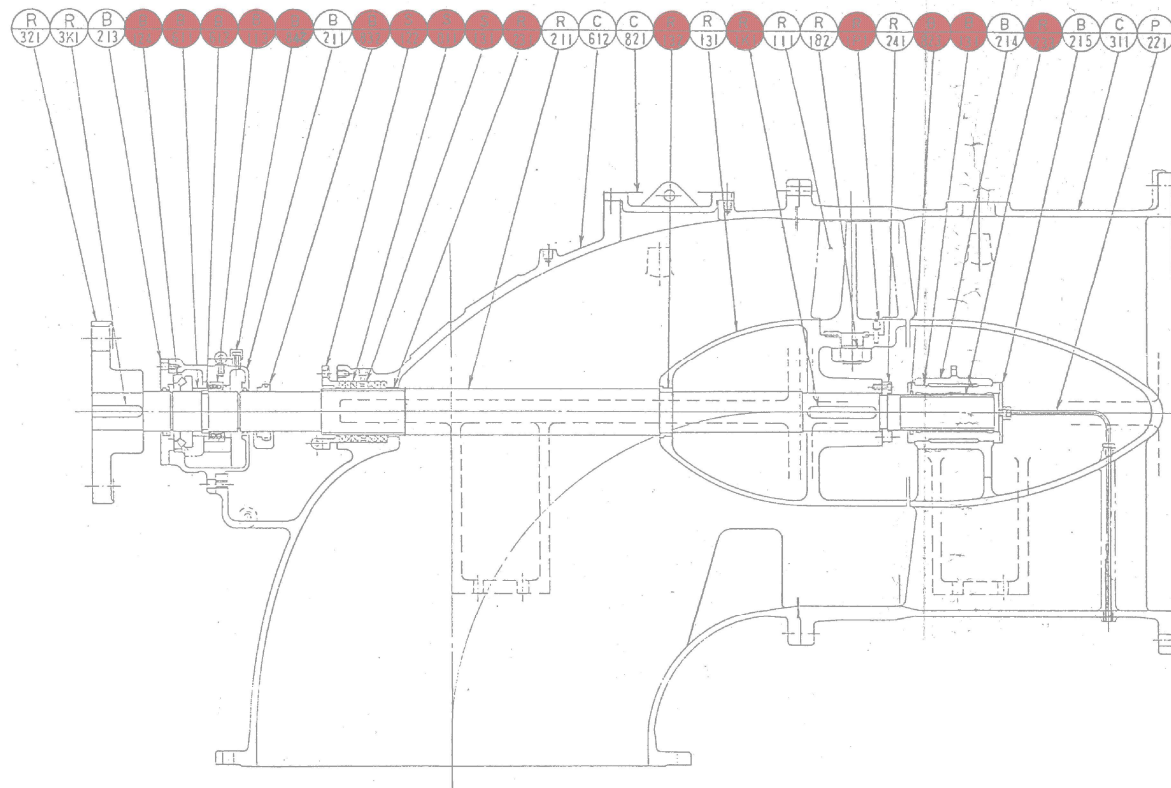

部品番号	部 品 名 称	標準材質	標準外材質	1台分 個 数
R 111	羽根車	FC25	SCS13	4
R 131	羽根車ハブ	FC25	FC25	1
R 211	主 軸	SUS304	SUS304	1
R 181	パッキンナット	FC25	FC25	1
R 182	パッキンナット	FC25	FC25	1
R 182	羽根ナット	SUS304		4
R 241	羽根車固定リング	SUS304		1組
R 321	軸継手	FC20		1組
R 131	羽根車ハブ	FC25	FC25	1
R 131	羽根車ハブ	FC25	FC25	1
R 3K1	軸継手キー	S45C		1
C311	軸流形ケーシング	FC25	FC25	1組
C612	吸込エルボ	FC25	FC25	1組
C821	点検カバー	FC25	FC25	1
B111	パッキンナット	FC25	FC25	1
B112	パッキンナット	FC25	FC25	1
B113	パッキンナット	FC25	FC25	1
B114	パッキンナット	FC25	FC25	1
B115	パッキンナット	FC25	FC25	1
B211	軸受ケース	FC25	FC25	1
B213	軸受カバー	FC25	FC25	1
B214	水中メタルカバー	FC25	FC25	1
B215	水中エンドカバー	SUS304		1
B111	パッキンナット	FC25	FC25	1
B112	パッキンナット	FC25	FC25	1
B113	パッキンナット	FC25	FC25	1
B114	パッキンナット	FC25	FC25	1
B115	パッキンナット	FC25	FC25	1
P221	グリスポンプ用配管	FC25	SUS304	1式

交換部品


上記の他、連成計・真空計、軸継手ゴム、パッキン類の交換を含む
FC25はFC250、BC6はCAC406

口 径	スラスト軸受	ラジアル軸受	軸径×タレット×ワッシャー×本数	オイルシールNo
600	#29414	#1214	80×15.9×5	ZF-15
700	#29414	#1214	80×15.9×5	ZF-15
800	#29414	#1214	80×15.9×5	ZF-15
900	#29414	#1214	80×15.9×5	ZF-15
1000	#29414	#1214	80×15.9×5	ZF-15

工 事 名	R7選別 長寿化化 北島排水機場 排水機場修理工事
路 線 名	北島排水機場地区
工事箇所	板野郡北島町
図 面 名	ポンプ断面図
縮 尺	— 図面番号 3 / 4
会 社 名	
事業者名	徳島県東部農林水産局〈徳島〉

ポンプ外形図

交換部品

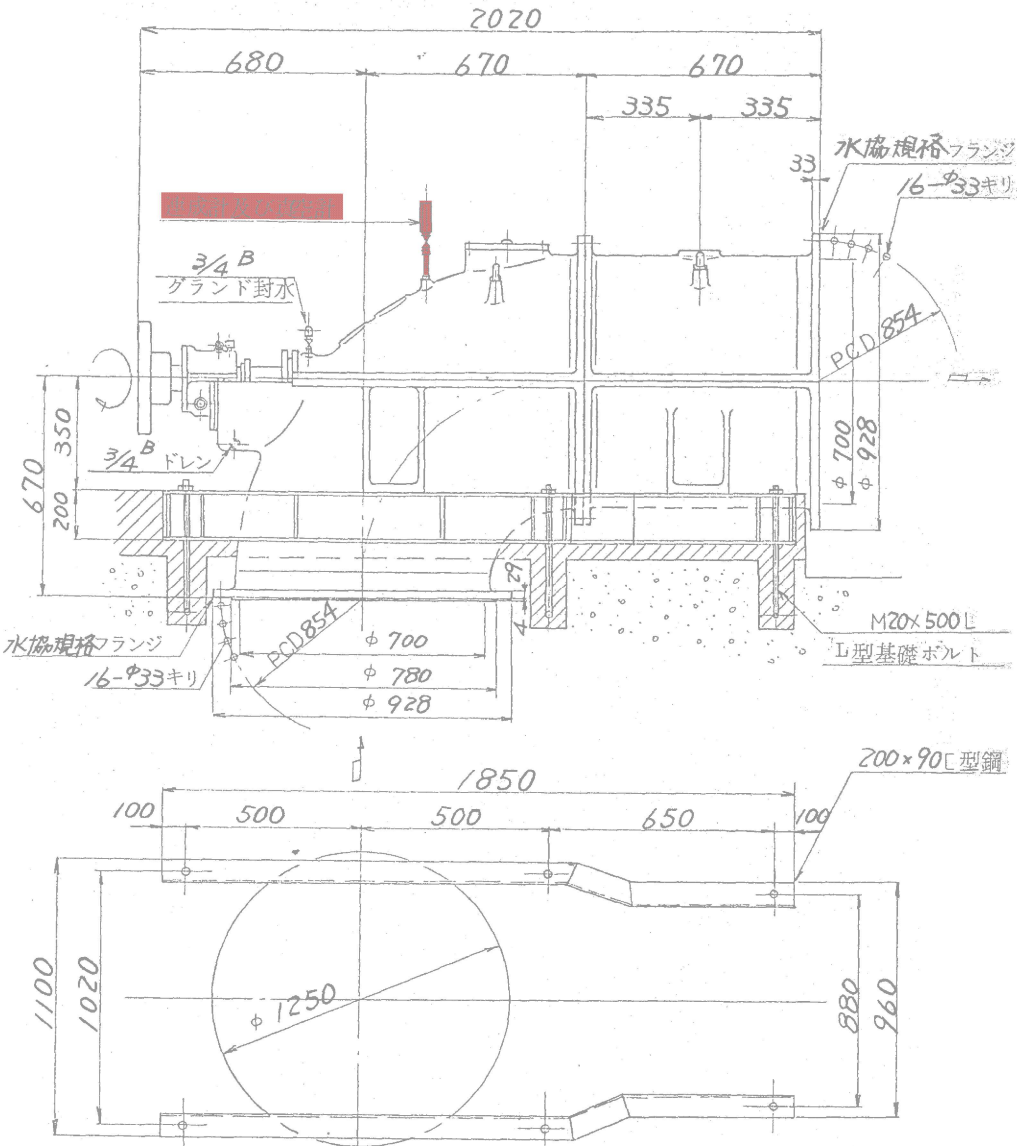

ベース平面図

台数 2 台

御注文主				徳島県知事 三木申三殿			
供給先				北島地区排水機場 御用			
図面名称				700 mm 横軸軸流ポンプ外形図			
型式				PS-GE	全揚程	1.4 m	
口径				700 mm	回転数	351 rpm	
吐出量				60 m ³ /min	動力	30 PS	
調査				製図 佐藤	製造番号	1105646	
					見積番号		
Rev	記	事	日付	署名	株式会社 電業社機械製作所	原図番	PAT122-EJ118 Rev

工事名	R7道路 5号線七 北島排水機場 排水機場修繕工事		
路線名	北島排水機場地区		
工事箇所	板野郡北島町		
図面名	ポンプ外形図		
縮尺	—	図面番号	4 / 4
会社名			
事業者名	徳島県東部農林水産局〈徳島〉		