

配線・配管計画平面図


S:1:300

— 新設配管 (FEP)
 - - - 既設配管汎用

特記事項

1. 入口表示灯詳細設置位置については、事前に監督員の承認を得ること。
2. 当該図面は、公園施設台帳、過年度計画図をもとに作成しているが、施工調整、改修等により、予期せぬ配管等の施工、樹根等があることが想定されるため、審判時は、注意すること。
3. 既設水路は下地しのこと。

基準点一覧	点名	X座標	Y座標	標高
K	K-1 (KBM 1)	119725.770	93576.404	4.816
	K-2 (KBM 2)	119582.272	93477.510	3.704
H25	H25 T-1	119778.303	93552.283	3.445
	H25 T-2	119729.116	93501.467	3.665
	H25 T-3	119694.261	93442.737	3.823
	H25 T-4	119652.328	93455.751	3.477
	H25 T-5	119625.047	93464.213	3.488
	H25 T-6	119598.382	93509.807	4.123
	H25 T-7	119638.525	93526.767	4.139
	H25 T-8	119646.306	93559.569	4.131
	H25 T-9	119686.312	93558.143	4.754
	H25 T-10	119623.901	93495.552	3.801
	H25 T-11	119670.579	93509.518	4.807
	H25 T-12	119724.157	93539.817	4.704
T	T-1	119552.485	93511.526	-
	T-3	119504.685	93490.746	4.084
	T-4	119460.287	93543.581	4.093
	T-5	119464.246	93616.927	-
	T-6	119523.808	93661.651	-
	T-7	119563.056	93658.814	3.910
	T-8	119608.941	93628.937	3.920
	T-9	119586.948	93618.297	-

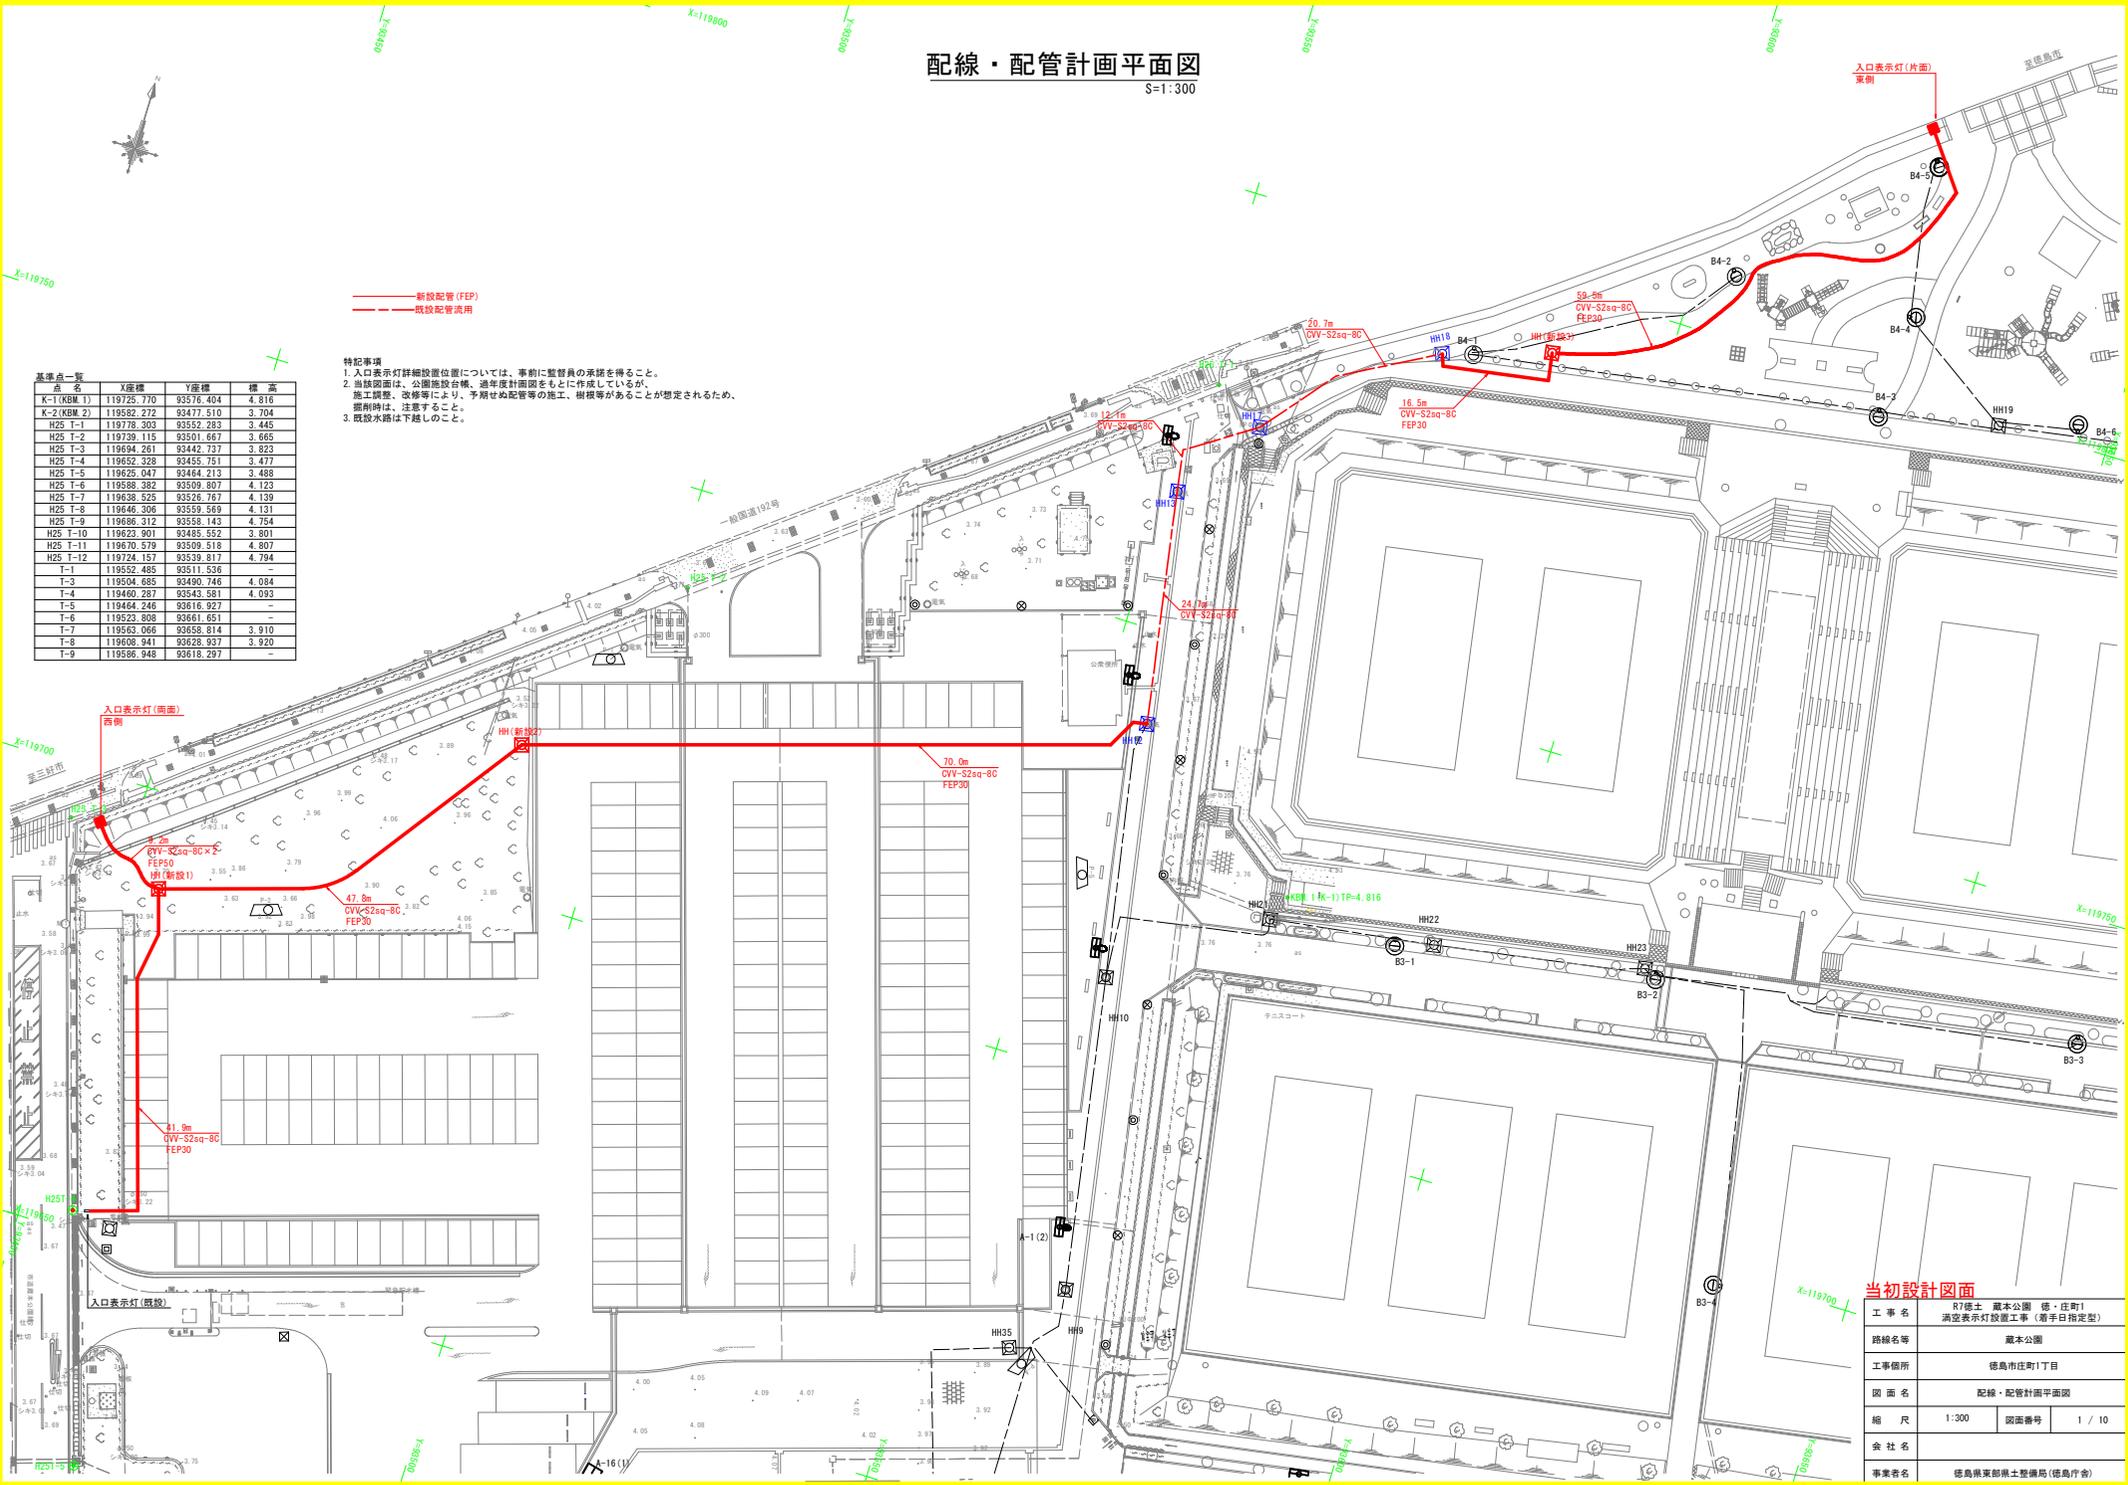


当初設計図面

工事名	R7橋土蔵本公園 徳・住町1 消火表示灯設置工事 (着手日指定型)
路線名等	蔵本公園
工事箇所	徳島市住町1丁目
図面名	配線・配管計画平面図
縮尺	1:300 図面番号 1 / 10
会社名	
事業者名	徳島県東部土木整備局 (徳島庁舎)

土工計画平面図


S=1:300

(既設) 1-2号 U型側溝
S=1:20

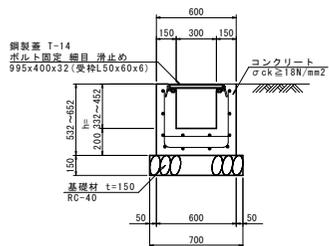

- 特記事項
1. 入口表示灯詳細設置位置については、事前に監督員の承諾を得ること。
 2. 道路路面は、公費施設台帳、道路設計図書をもとに作成しているが、施工調整、改修等により、予期せぬ配管等の施工、掘削等があることが想定されるため、掘削時は、注意すること。
 3. 既設水路は下越しのこと。

基準点名	X座標	Y座標	標高
K-1 (KBM 1)	119725.770	93576.404	4.816
K-2 (KBM 2)	119582.272	93477.510	3.704
H25 T-1	119778.303	93552.283	3.445
H25 T-2	119729.116	93501.467	3.665
H25 T-3	119694.261	93442.737	3.823
H25 T-4	119652.328	93455.751	3.477
H25 T-5	119625.047	93464.213	3.488
H25 T-6	119598.382	93509.807	4.123
H25 T-7	119638.525	93526.767	4.139
H25 T-8	119646.306	93559.569	4.131
H25 T-9	119686.312	93558.143	4.754
H25 T-10	119629.901	93495.552	3.801
H25 T-11	119670.579	93509.518	4.807
H25 T-12	119724.157	93539.817	4.704
T-1	119552.485	93511.526	-
T-3	119504.685	93490.746	4.084
T-4	119460.287	93543.581	4.093
T-5	119464.246	93616.927	-
T-6	119523.808	93661.651	-
T-7	119563.056	93658.814	3.910
T-8	119608.941	93628.937	3.920
T-9	119586.948	93618.297	-

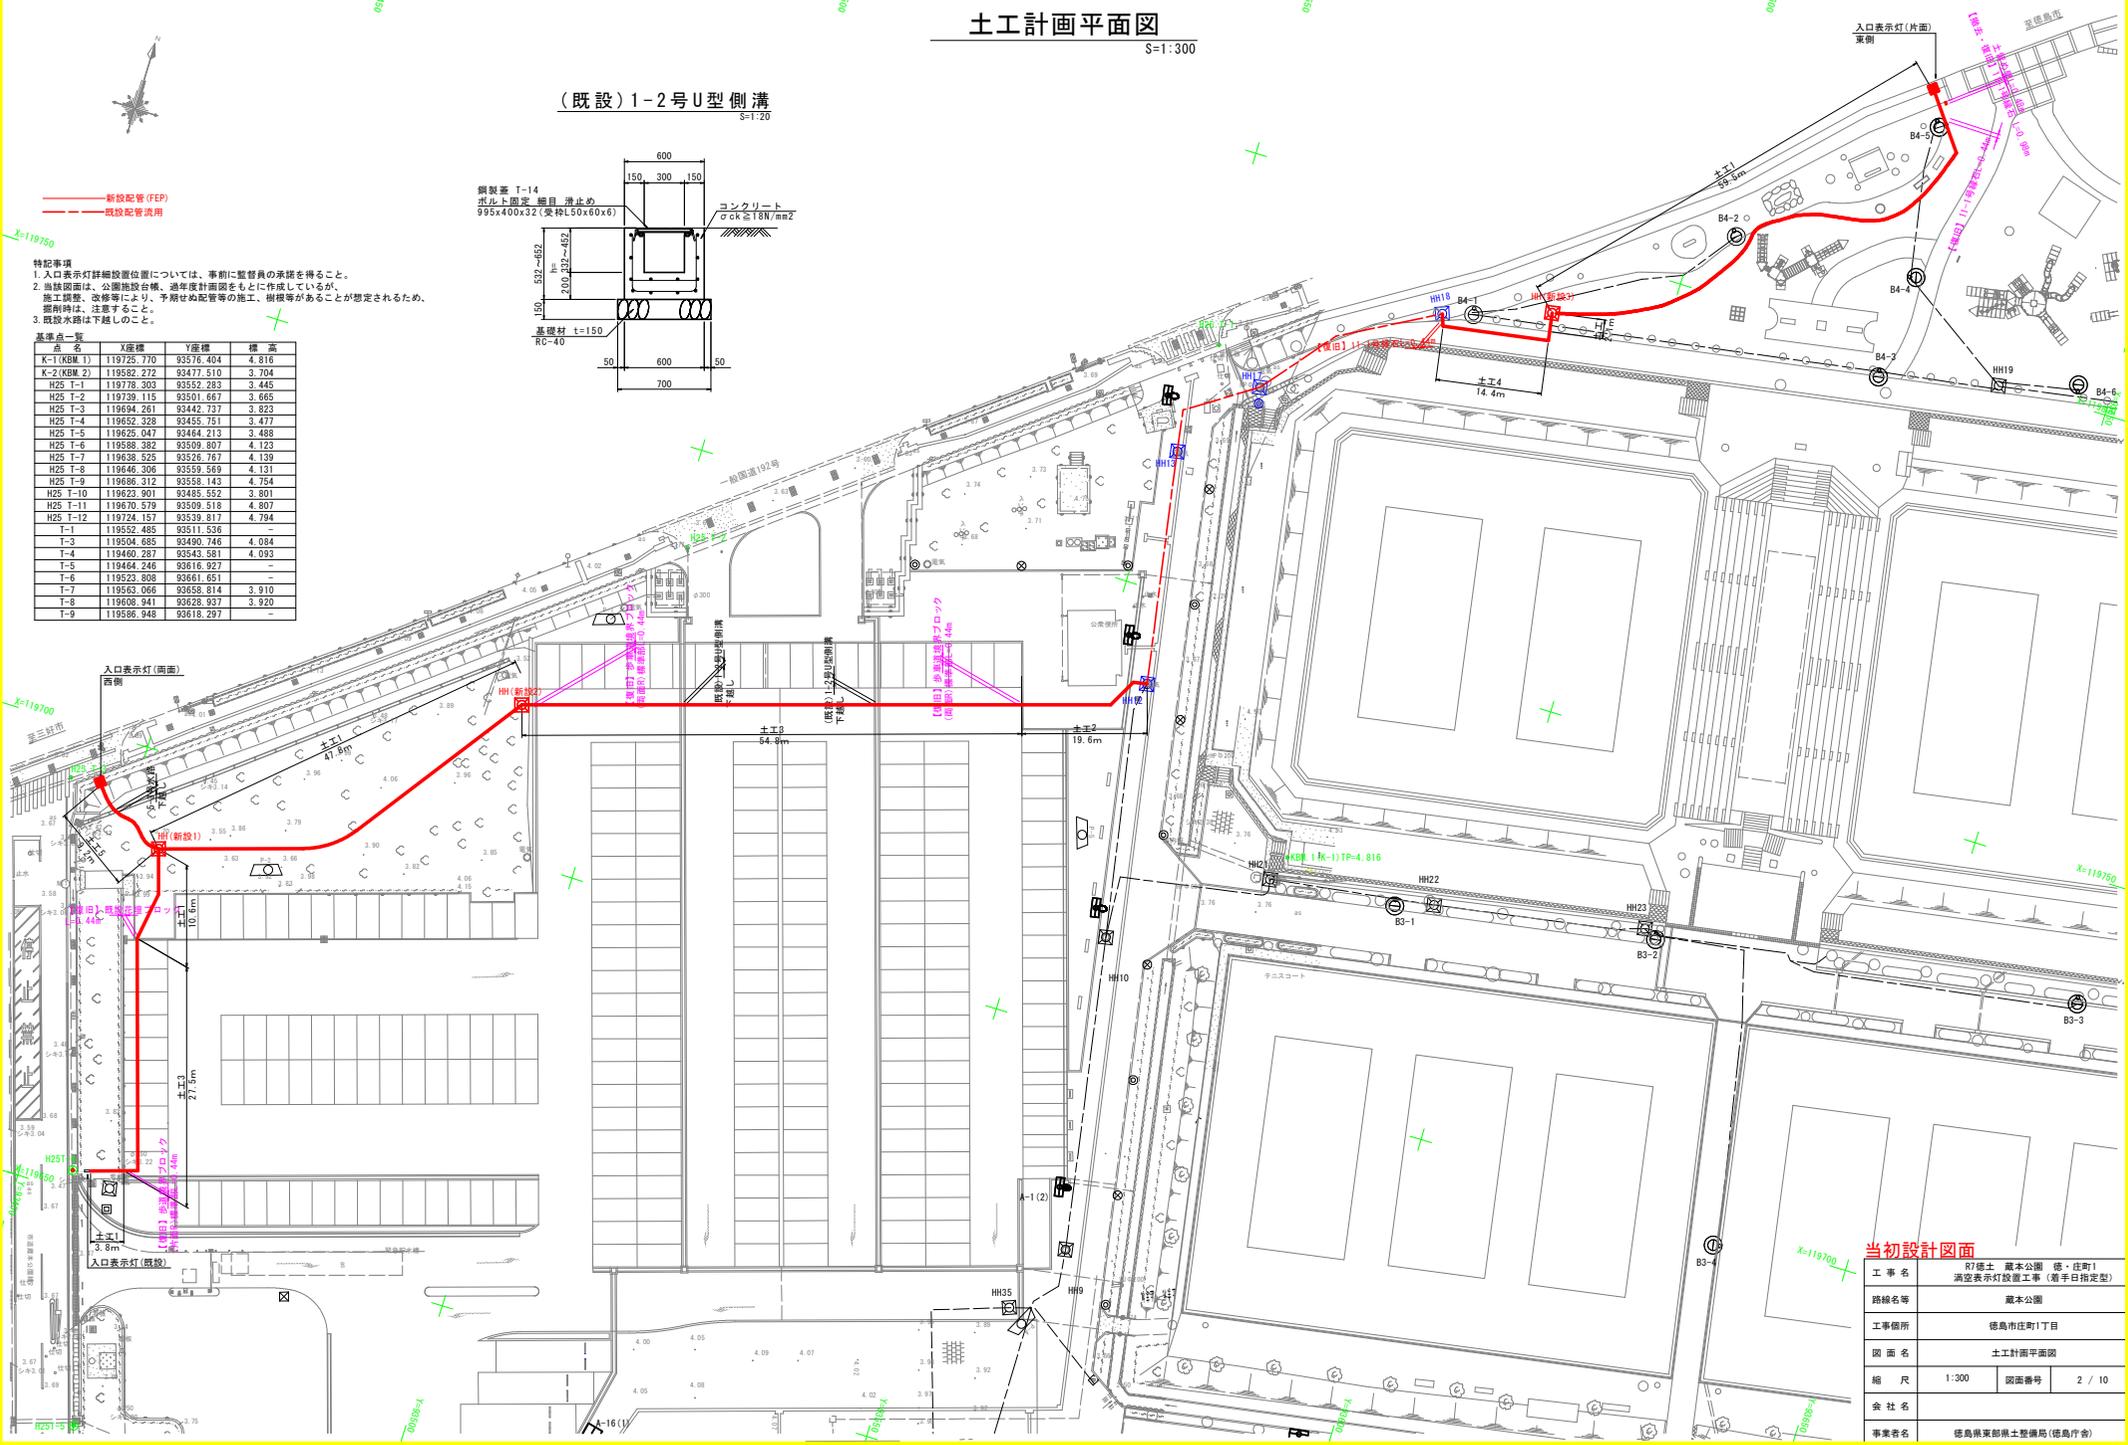

当初設計図面


工事名	R7徳土 蔵本公園 徳・住町1
路線名等	満堂表示灯設置工事 (着手日指定型)
工事箇所	徳島市住町1丁目
図面名	土工計画平面図
縮尺	1:300 図面番号 2 / 10
会社名	
事業者名	徳島県東部積土整備局 (徳島庁舎)

植栽計画平面図

S=1:300

— 新設配管 (FEP)
 - - - 既設配管汎用

基準点一覧	点名	X座標	Y座標	標高
K-1 (KBM 1)	119725.770	93576.404	4.816	
K-2 (KBM 2)	119582.272	93477.510	3.704	
H25 T-1	119778.303	93552.283	3.445	
H25 T-2	119729.116	93501.467	3.665	
H25 T-3	119694.261	93442.737	3.823	
H25 T-4	119652.328	93455.751	3.477	
H25 T-5	119625.047	93464.213	3.488	
H25 T-6	119598.382	93509.807	4.123	
H25 T-7	119638.525	93526.767	4.139	
H25 T-8	119646.306	93559.569	4.131	
H25 T-9	119686.312	93558.143	4.754	
H25 T-10	119623.901	93495.552	3.801	
H25 T-11	119670.579	93509.518	4.807	
H25 T-12	119724.157	93539.817	4.704	
T-1	119552.485	93511.526	-	
T-3	119504.685	93490.746	4.084	
T-4	119460.287	93543.581	4.093	
T-5	119464.246	93616.927	-	
T-6	119523.808	93661.651	-	
T-7	119563.056	93658.814	3.910	
T-8	119608.941	93628.937	3.920	
T-9	119586.948	93618.297	-	

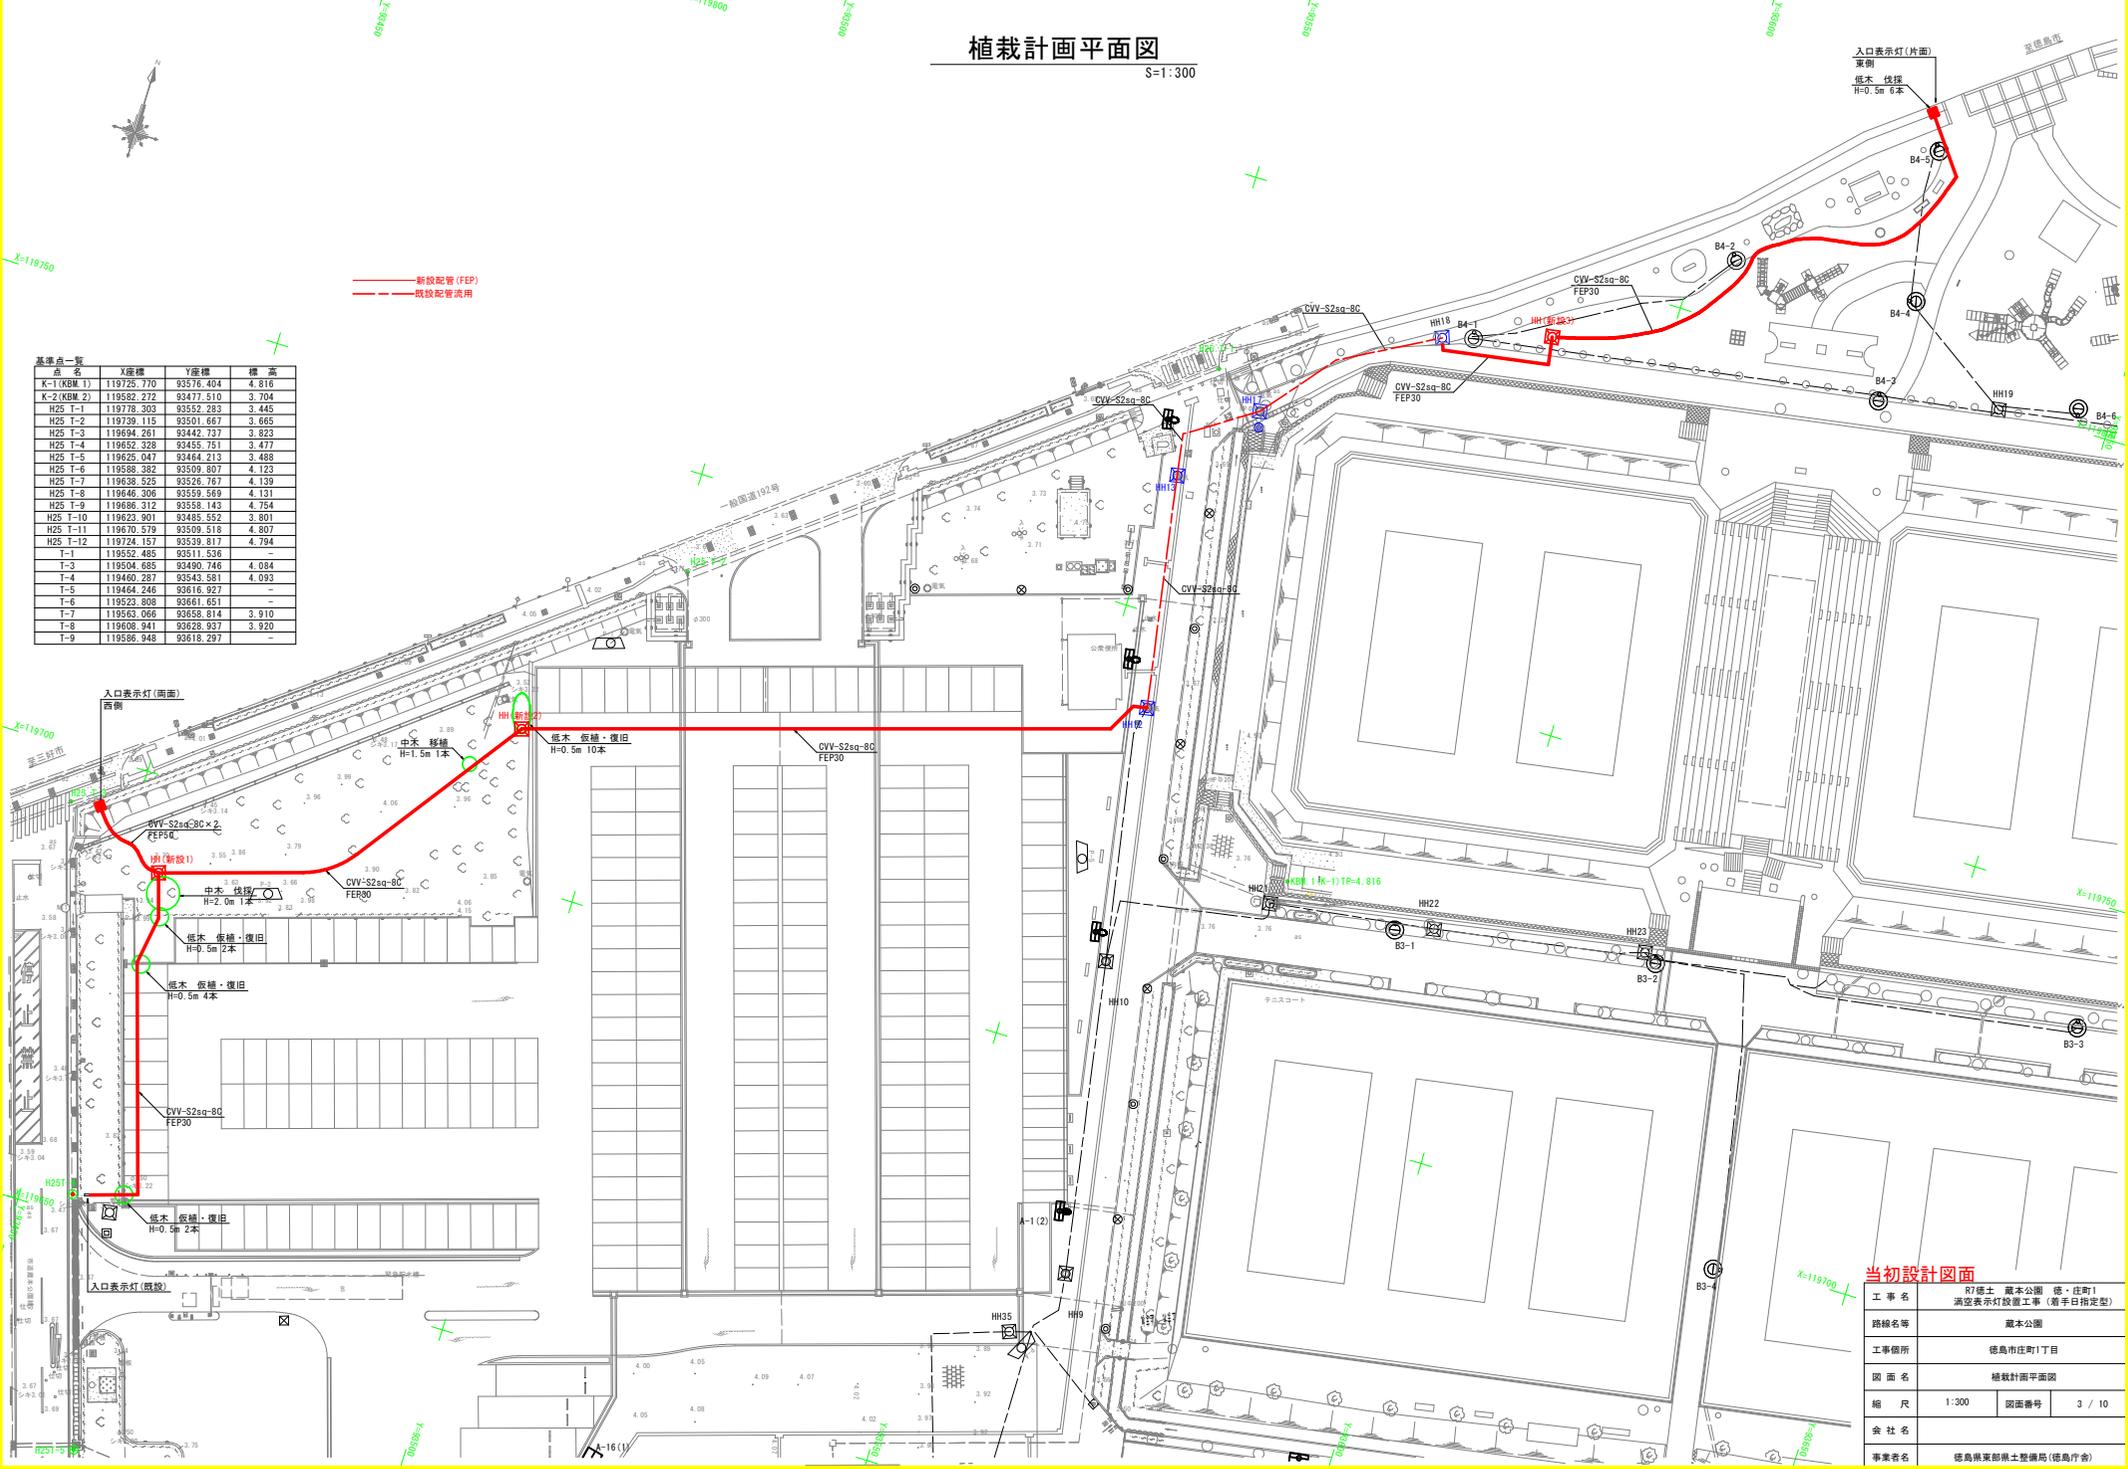

当初設計図面

工事名	R7徳士 蔵本公園 徳・住町1 満堂表示灯設置工事 (着手日指定型)
路線名等	蔵本公園
工事箇所	徳島市住町1丁目
図面名	植栽計画平面図
縮尺	1:300 図面番号 3 / 10
会社名	
事業者名	徳島県東部土木整備局 (徳島庁舎)


既設配線干渉参考図

S=1:300

- 新設配管ルート (FEP)
- 既設配管汎用
- 既設電気配管

特記事項
 † 当該図面は、公園施設台帳、過年度計画図をもとに作成しているが、施工調整、改修等により、予期せぬ配管・配線等が施工されている可能性があるため、掘削時は、注意すること。

基準点一覧	X座標	Y座標	標高
K-1 (KBM 1)	119725.770	93576.404	4.816
K-2 (KBM 2)	119582.272	93477.510	3.704
H25 T-1	119778.303	93552.283	3.445
H25 T-2	119729.116	93501.467	3.665
H25 T-3	119694.261	93442.737	3.823
H25 T-4	119652.328	93455.751	3.477
H25 T-5	119625.047	93464.213	3.488
H25 T-6	119598.382	93509.807	4.123
H25 T-7	119638.525	93526.767	4.139
H25 T-8	119646.306	93559.569	4.131
H25 T-9	119686.312	93558.143	4.754
H25 T-10	119623.901	93495.552	3.801
H25 T-11	119670.579	93509.518	4.807
H25 T-12	119724.157	93539.817	4.784
T-1	119552.485	93511.526	-
T-3	119504.685	93490.746	4.084
T-4	119460.287	93543.581	4.093
T-5	119464.246	93616.927	-
T-6	119523.808	93661.651	-
T-7	119563.056	93658.814	3.910
T-8	119608.941	93628.937	3.920
T-9	119586.948	93618.297	-

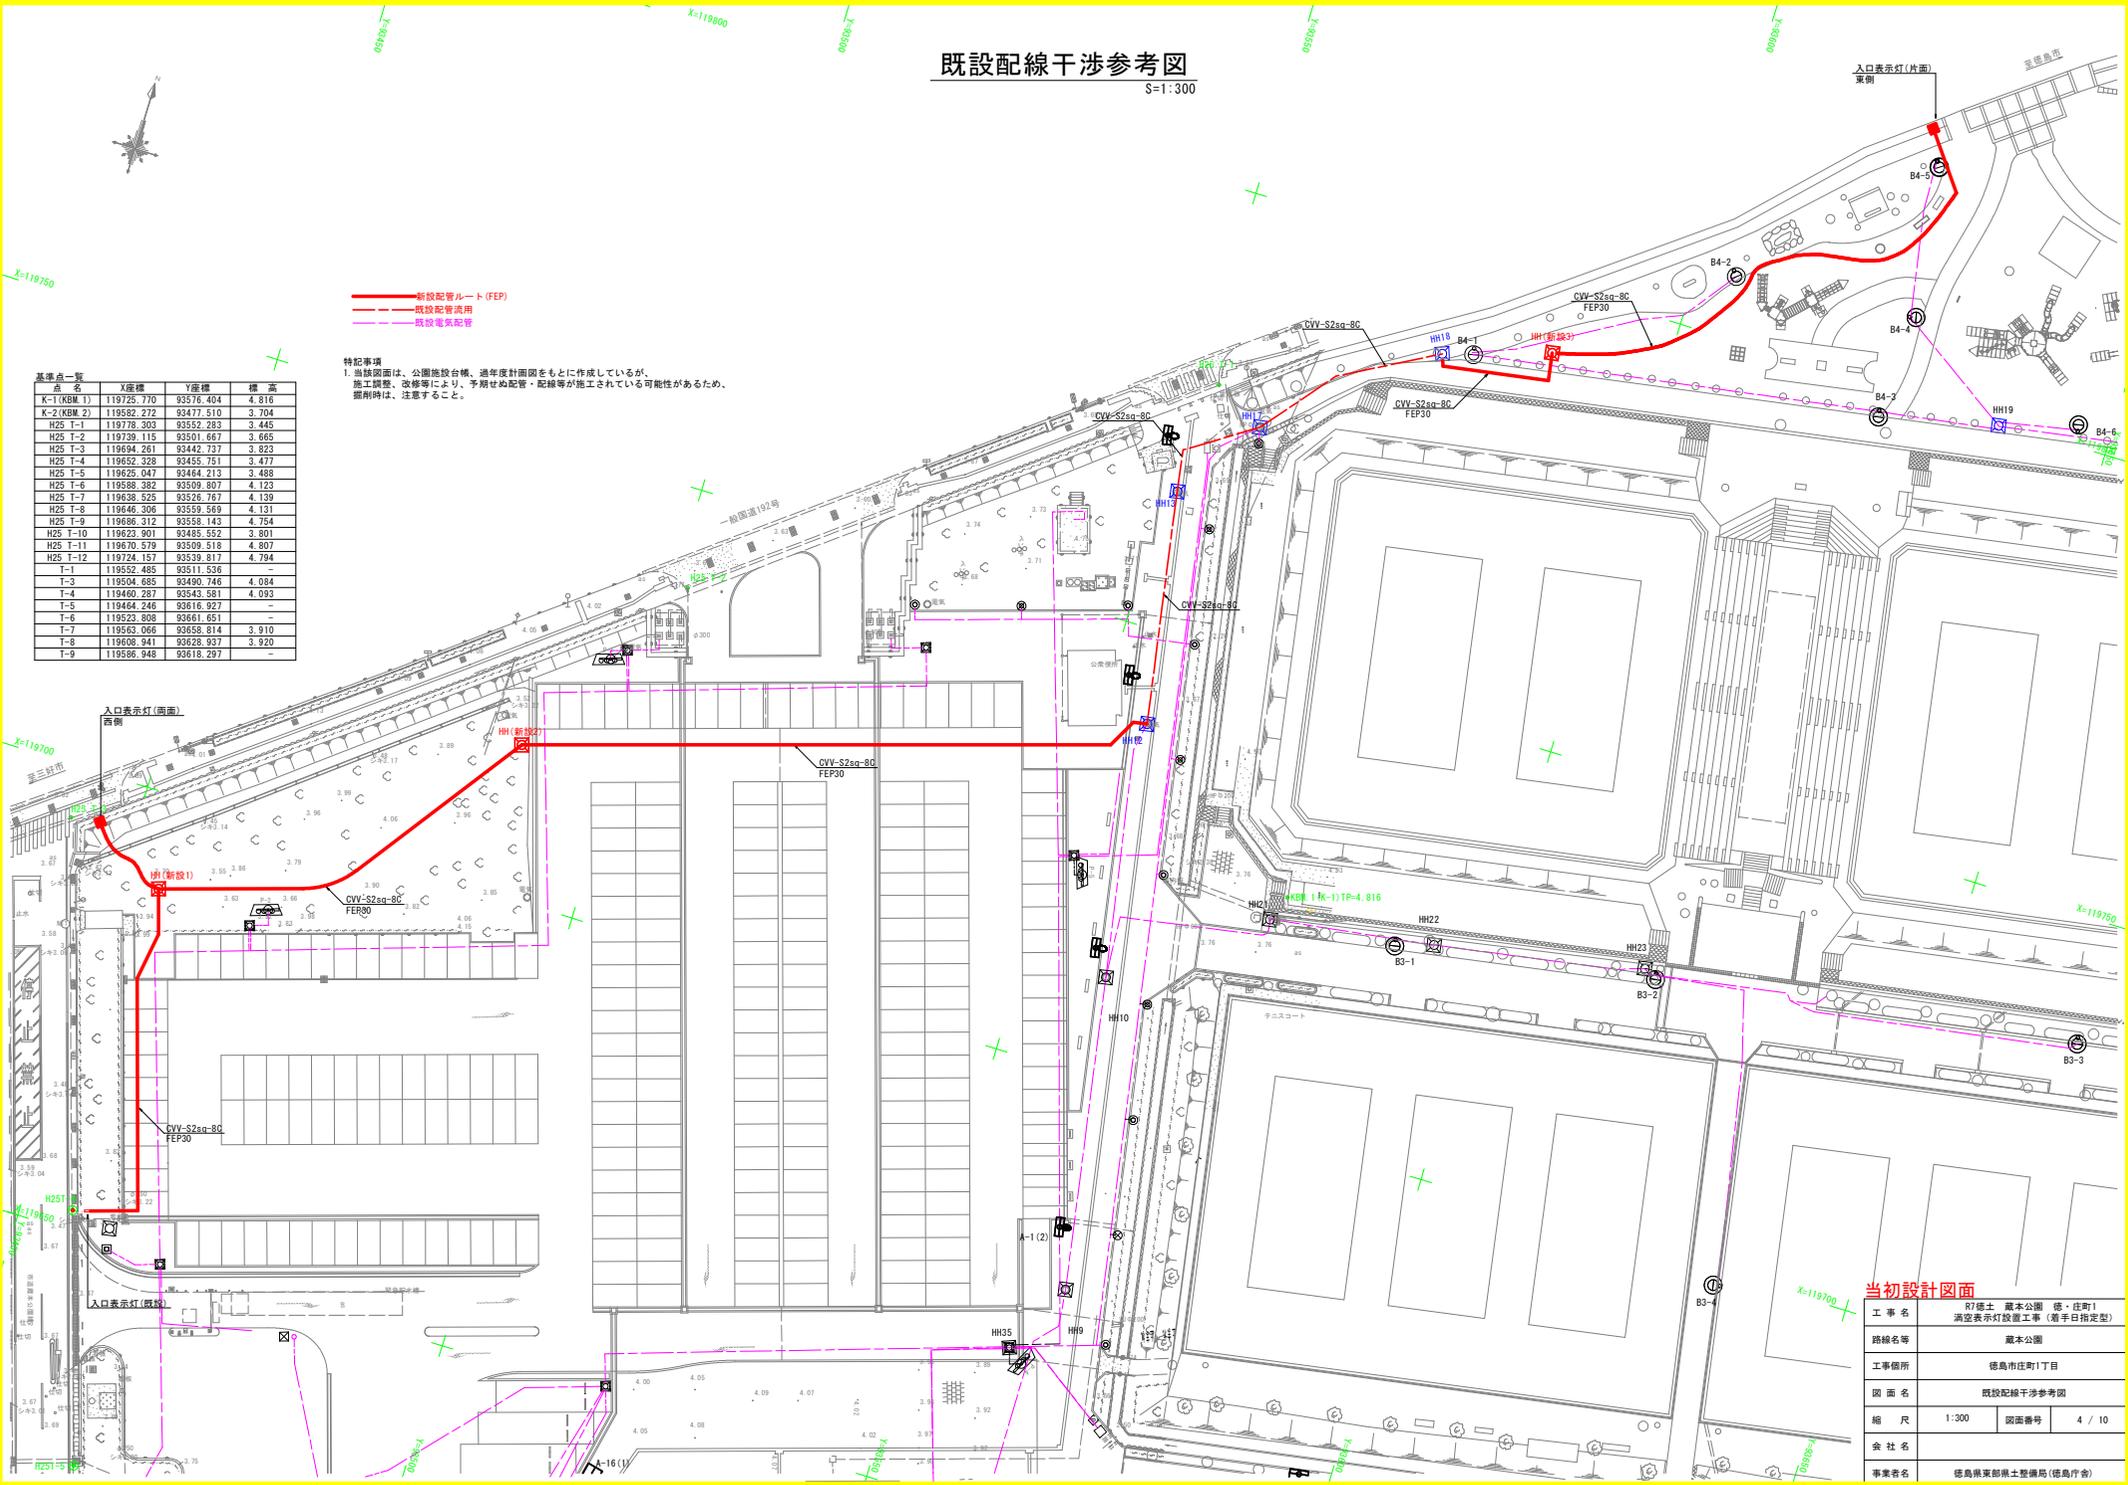

当初設計図面

工事名	R7 徳士 蔵本公園 徳・住町1 満堂表示灯設置工事 (着手日指定型)
路線名等	蔵本公園
工事箇所	徳島市住町1丁目
図面名	既設配線干渉参考図
縮尺	1:300 図面番号 4 / 10
会社名	
事業者名	徳島県東部土木整備局 (徳島庁舎)

既設給水管干渉参考図


S=1:300

— 新設配管 (FEP)
--- 既設配管活用
--- 既設給水管

特記事項

1. 当該図面は、公園施設台帳、過年度計画図をもとに作成しているが、施工調整、改修等により、予期せぬ配管等が施工されている可能性があるため、掘削時は、注意すること。

基準点一覧	点名	X座標	Y座標	標高
K-1 (KBM 1)	119725.770	93576.404	4.816	
K-2 (KBM 2)	119582.272	93477.510	3.704	
H25 T-1	119778.303	93552.283	3.445	
H25 T-2	119729.115	93501.467	3.665	
H25 T-3	119694.261	93442.737	3.823	
H25 T-4	119652.328	93455.751	3.477	
H25 T-5	119625.047	93464.213	3.488	
H25 T-6	119598.382	93509.807	4.123	
H25 T-7	119638.525	93526.767	4.139	
H25 T-8	119646.306	93559.569	4.131	
H25 T-9	119686.312	93558.143	4.754	
H25 T-10	119623.901	93495.552	3.801	
H25 T-11	119670.579	93509.518	4.807	
H25 T-12	119724.157	93539.817	4.784	
T-1	119552.485	93511.526	-	
T-3	119504.685	93490.746	4.084	
T-4	119460.287	93543.581	4.093	
T-5	119464.246	93616.927	-	
T-6	119523.808	93661.651	-	
T-7	119563.056	93658.814	3.910	
T-8	119608.941	93628.937	3.920	
T-9	119586.948	93618.297	-	

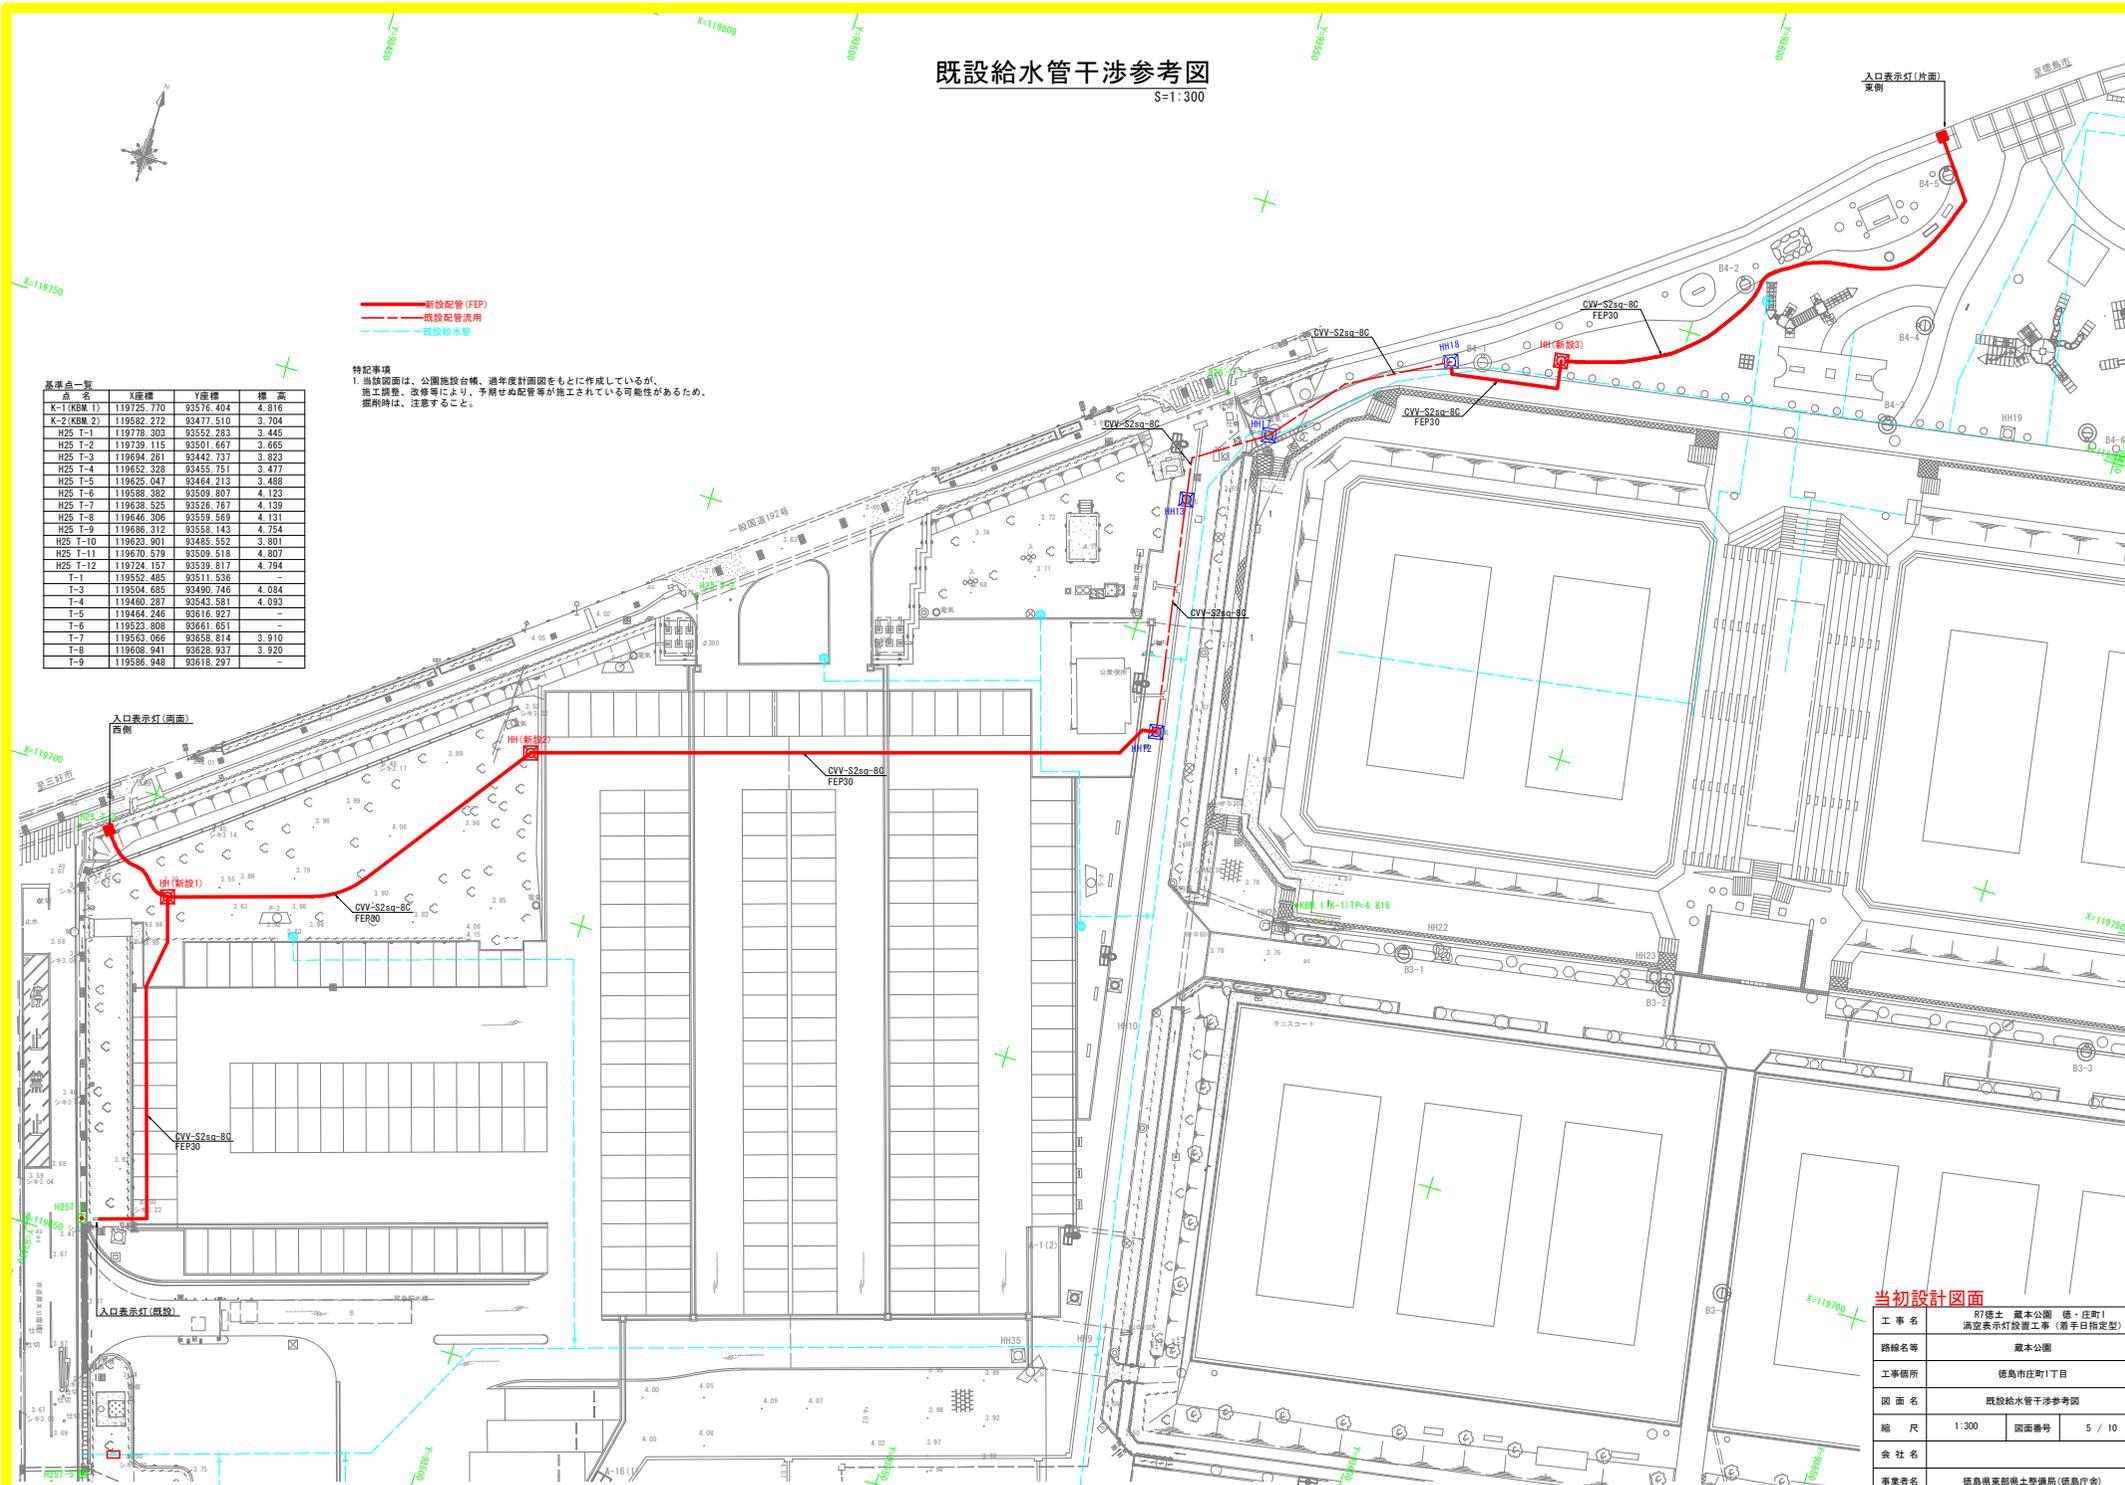


当初設計図面

工事名	R7 徳士 蔵本公園 徳・住町1 満堂表示灯設置工事 (着手日指定型)
路線名等	蔵本公園
工事箇所	徳島市住町1丁目
図面名	既設給水管干渉参考図
縮尺	1:300 図面番号 5 / 10
会社名	
事業者名	徳島県東部土木整備局 (徳島庁舎)

入口表示灯配線系統図

S-NON SCALE

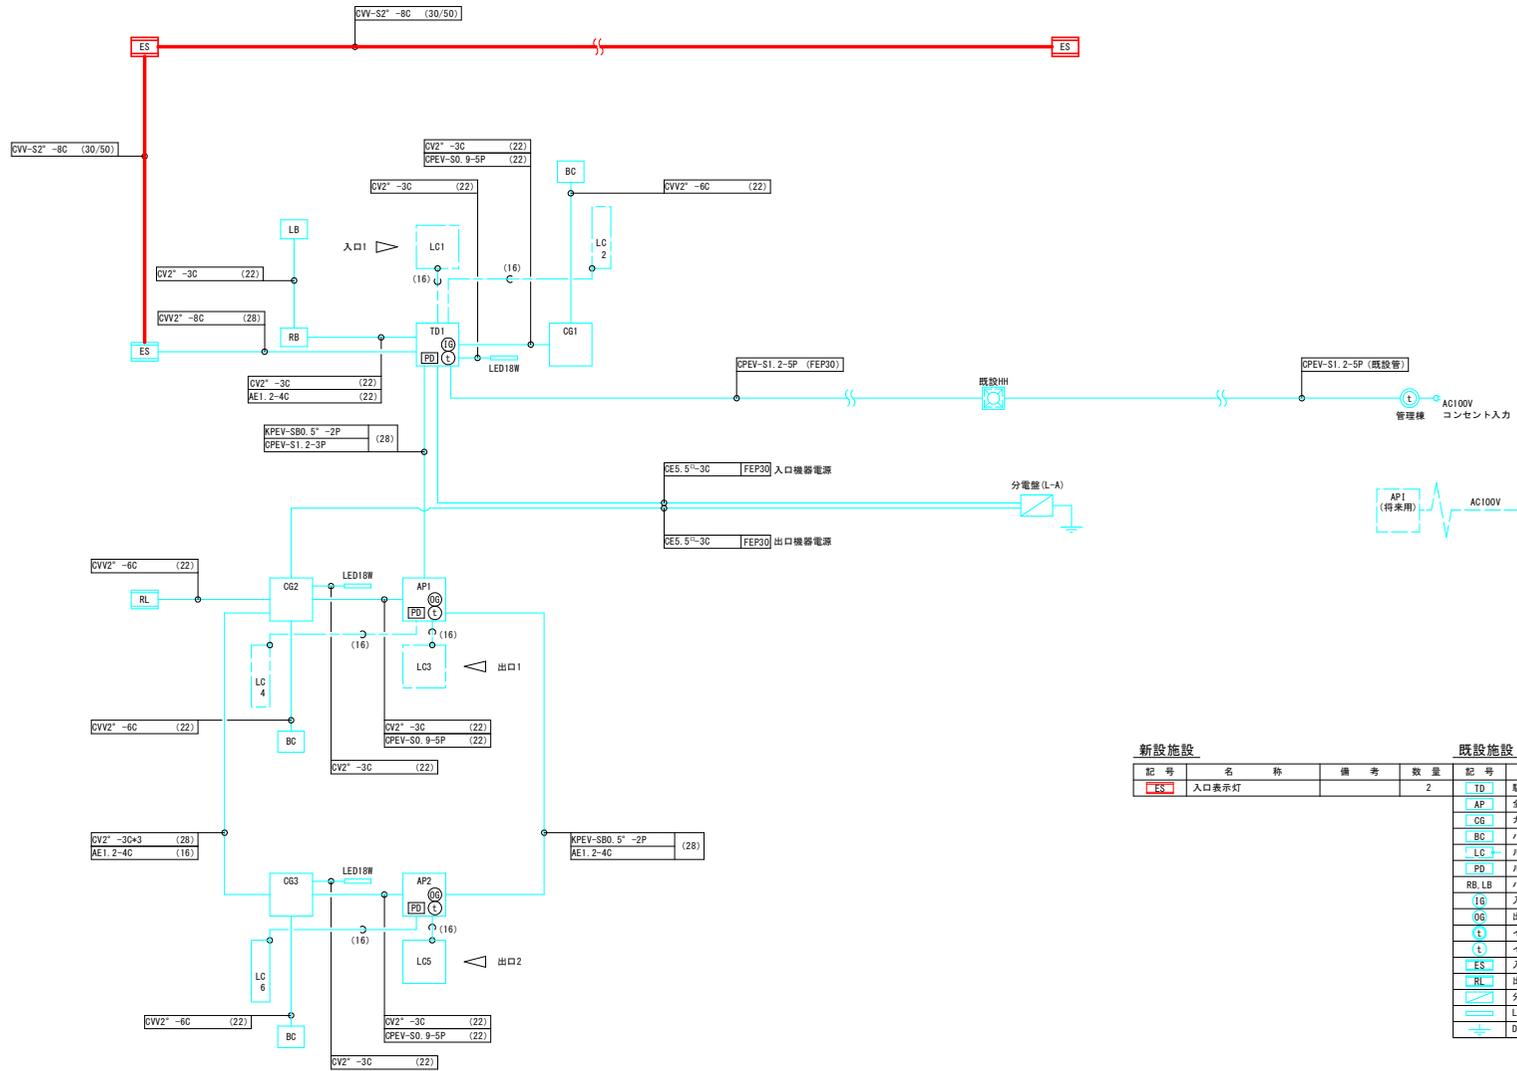

新設施設

記号	名称	備考	数量
ES	入口表示灯		2

既設施設



記号	名称	備考	数量
TD	駐車券発行機		1
AP	全自動料金精算機		2
CG	カーゲート		3
BC	パークチャージャー		3
LC	ループコイル		6
PD	ループ感知器		3
RB, LB	バス感知器	既: 奥光器, LB: 投光機	1
IG	入場案内放送機		1
OG	出場案内放送機		2
IL	インターホン取機		1
IT	インターホン子機		3
ES	入口表示灯		1
RL	出庫警報灯		1
分電盤	分電盤	L-A	1
LEDライン照明	LEDライン照明		3
D	D種接地工事	電気工事	1

当初設計図面

工事名	R7橋土 蔵本公園 徳・住町1 満堂表示灯設置工事 (着手日指定型)		
路線名等	蔵本公園		
工事箇所	徳島市住町1丁目		
図面名	入口表示灯配線系統図		
縮尺	NON SCALE	図面番号	6 / 10
会社名			
事業者名	徳島県東部橋土整備局(徳島庁舎)		


入口表示灯 (片面) 東側

入口表示灯一般図
S=1:10

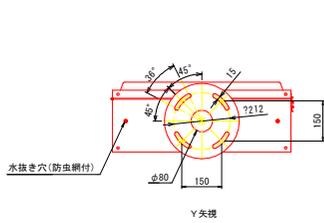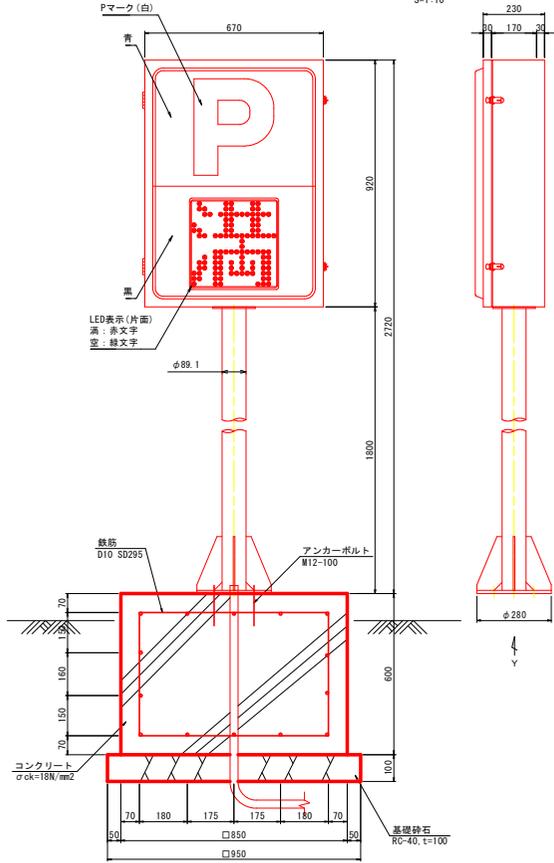


仕様	
電源	AC100V±10% 50/60Hz
照明	LED内照 (発光型)
消費電力	37W
塗装色	日達工F19-75X近似色 (黄色) 金艶/模様有
材質	外装ケース、鋼板製 t1.6 表示部: アクリル成型板 t2.0 支柱: 鋼管製 φ89.1 t3.2、ベース: 鋼板製 t12
形状	自立型 片面表示
表示	「満」表示は□320mmLED切換表示 (減光機能付) その他は常灯 (LEDバックライト)


平面図
S=1:50

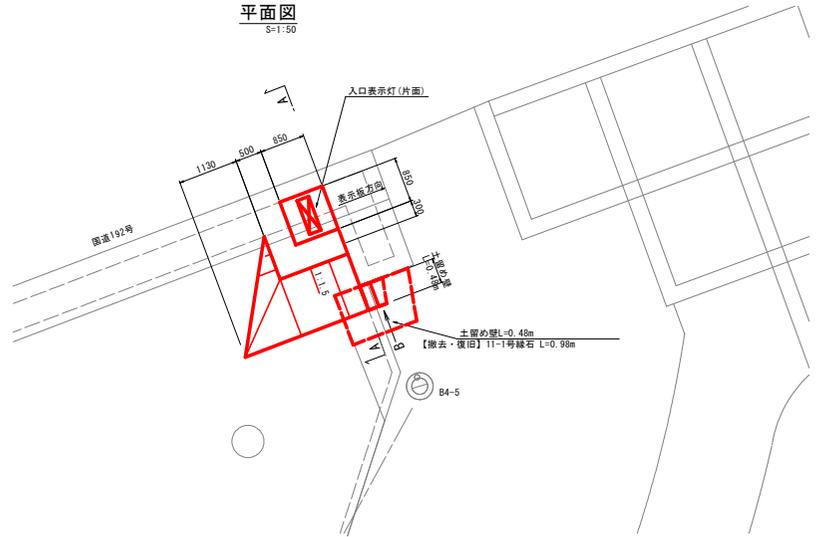

A-A断面図
S=1:20

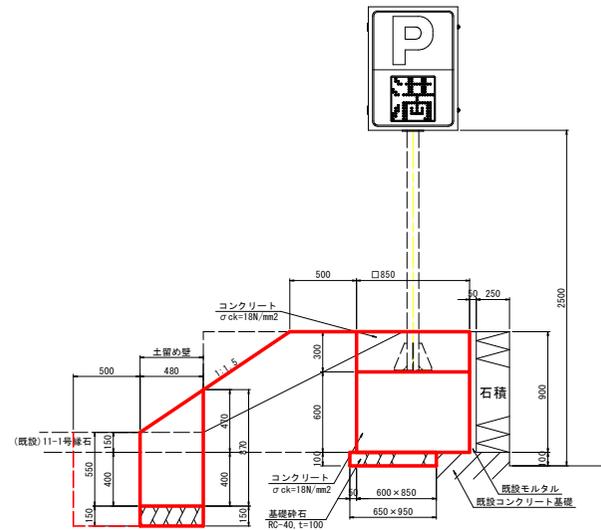

土留め壁断面図
B矢視 S=1:20

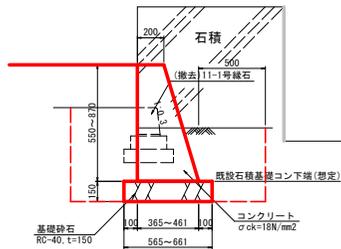


入口表示灯 (片面) 基礎コン		1.0基当り	
細別	規格・寸法	単位	数量
コンクリート	σck=18N/mm²	m³	0.43
コンクリート	σck=18N/mm²	m³	0.22
型枠	小型構造物	m²	2.39
基礎砕石	RC-40, t=100	m²	0.62
鉄筋	D10, SD295	kg	15
アンカーボルト	M12-100	本	4

当初設計図面


工事名	R7徳士 蔵本公園 徳・住町1 満空表示灯設置工事 (着手日指定型)
路線名等	蔵本公園
工事箇所	徳島市住町1丁目
図面名	入口表示灯 (片面)
縮尺	図示 図面番号 8 / 10
会社名	
事業者名	徳島県東部積土整備局 (徳島庁舎)

入口表示灯(既設)
S=1:10

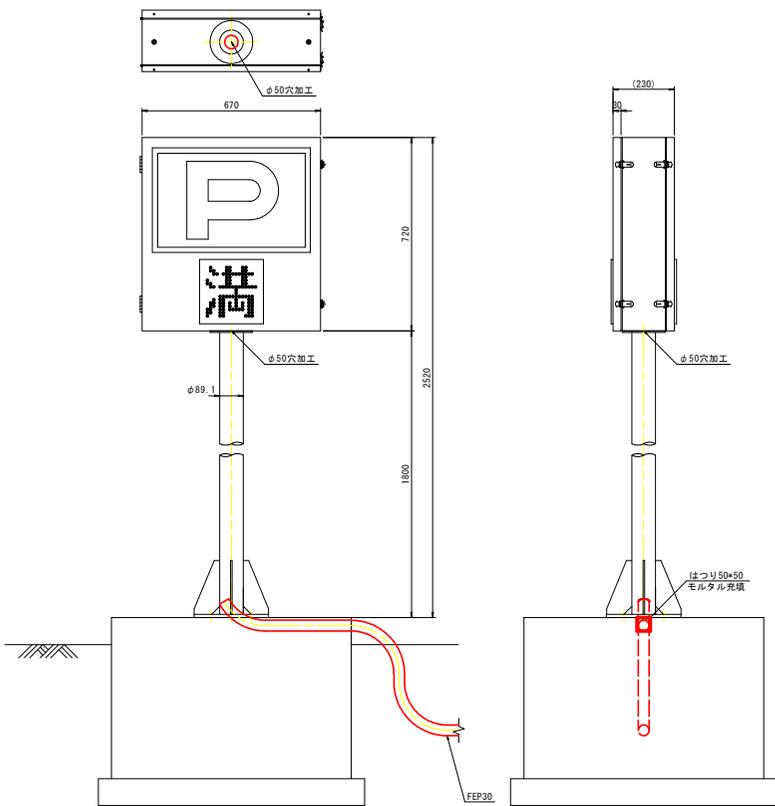


詳細図1

土工断面図
S=1:10

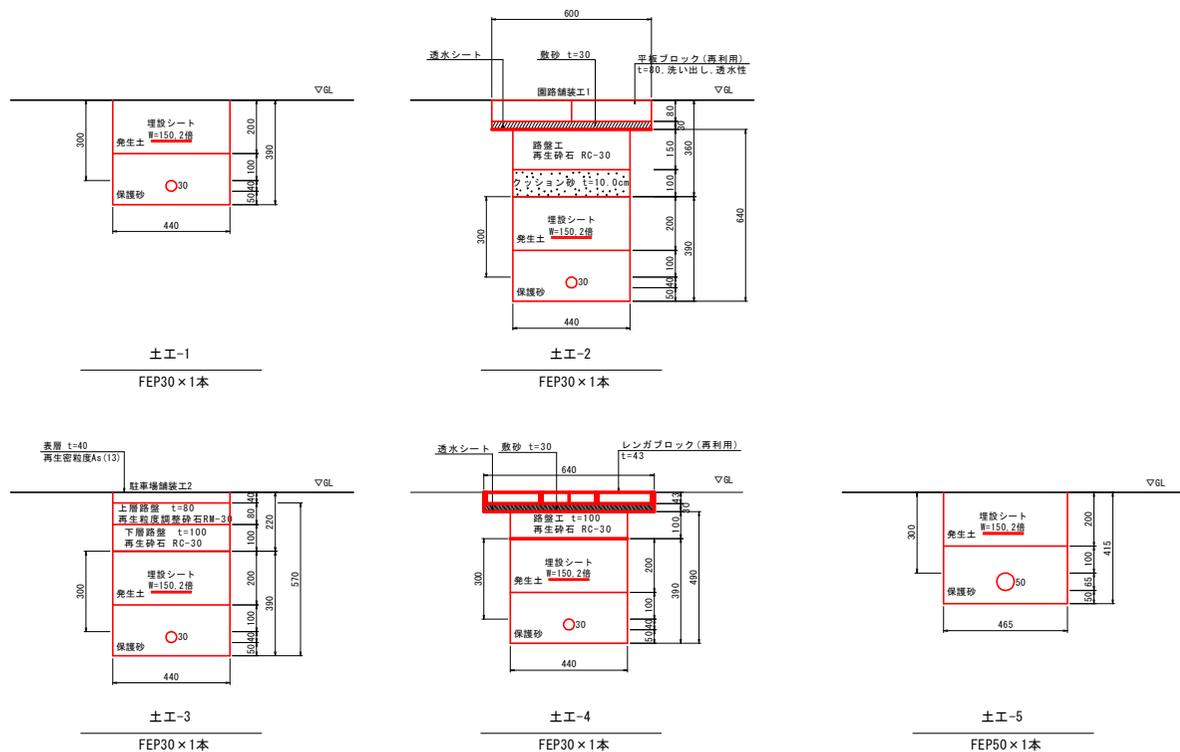

ハンドホール
HI-6
S=1:10

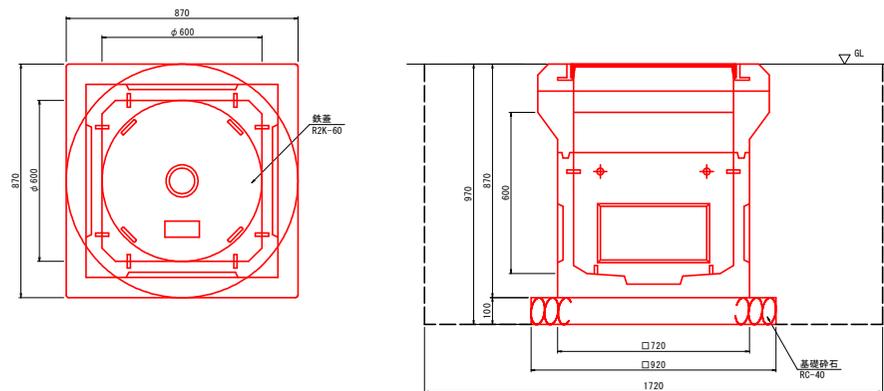

当初設計図面


工事名	R7橋土 蔵本公園 徳・庄町1 満空表示灯設置工事 (着手日指定型)
路線名等	蔵本公園
工事箇所	徳島市庄町1丁目
図面名	詳細図1
縮尺	図示 図面番号 9 / 10
会社名	
事業者名	徳島県東部橋土整備局(徳島庁舎)

詳細図2

既設構造物


【復旧】歩車道境界ブロック

A種 片面R 標準

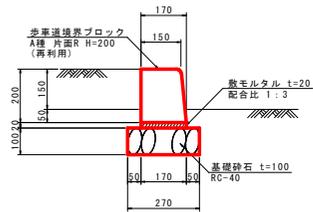


【復旧】歩車道境界ブロック

A種 両面R 標準

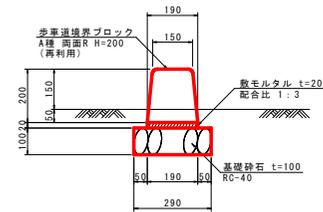


【復旧】既設花壇ブロック

既設ブロック再利用

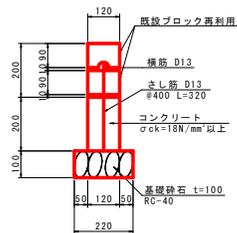

【撤去・再利用】11-1号緑石

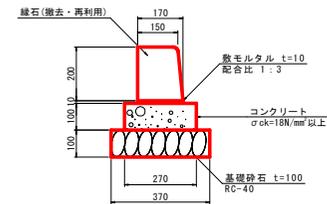

当初設計図面

工事名	R7緑石 蔵本公園 徳・住町1 満空表示灯設置工事 (着手日指定型)		
路線名等	蔵本公園		
工事箇所	徳島市住町1丁目		
図面名	詳細図2		
縮尺	1:10	図面番号	10 / 10
会社名			
事業者名	徳島県東部緑土整備局(徳島庁舎)		