



平面図 (多目的広場) S=1:300

()内の配管は既設、※付の配管は別途工事を示す

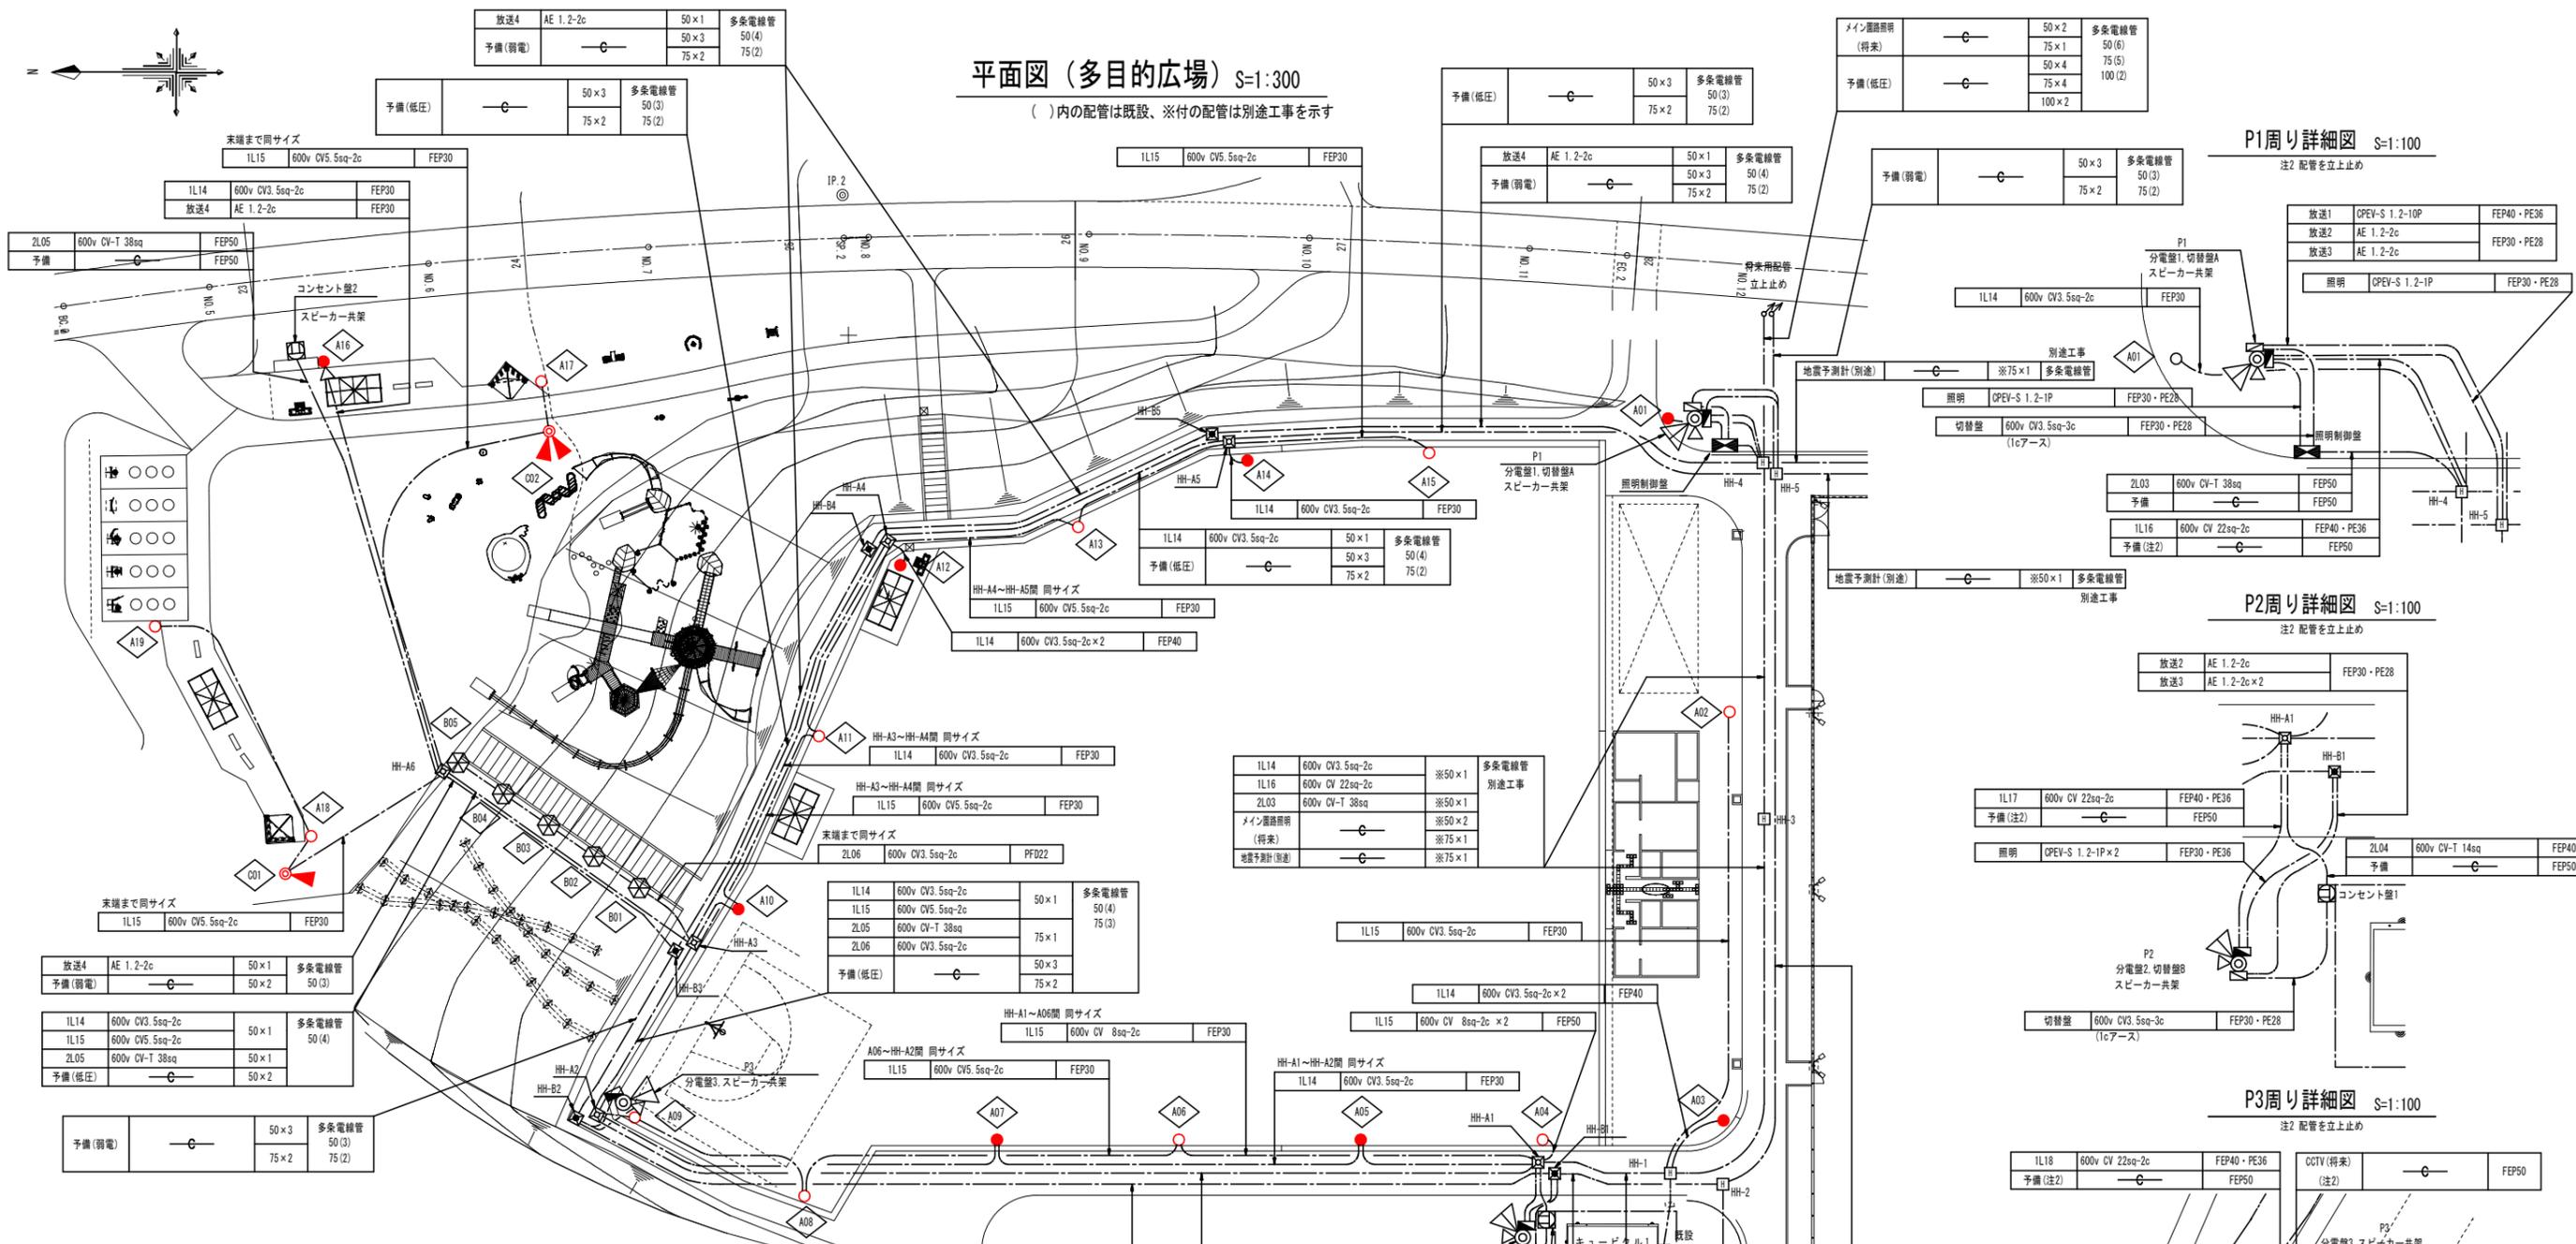


P1周り詳細図 S=1:100

注2 配管を立上止め

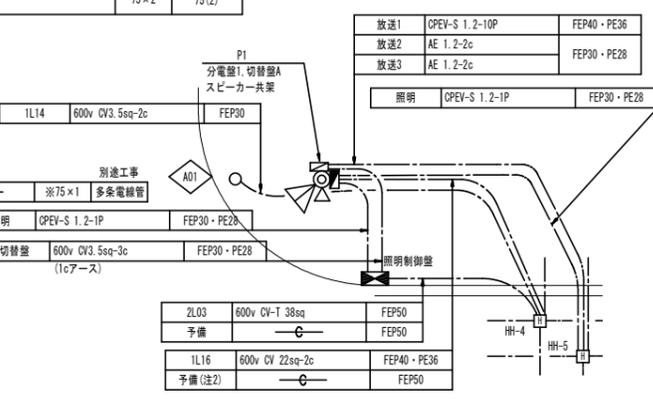


P2周り詳細図 S=1:100

注2 配管を立上止め

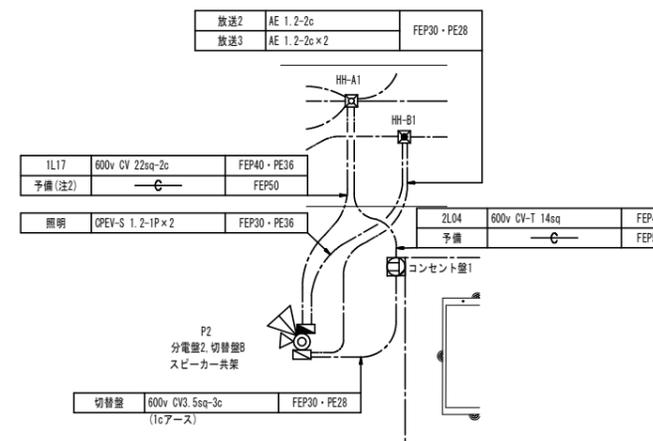

P3周り詳細図 S=1:100

注2 配管を立上止め

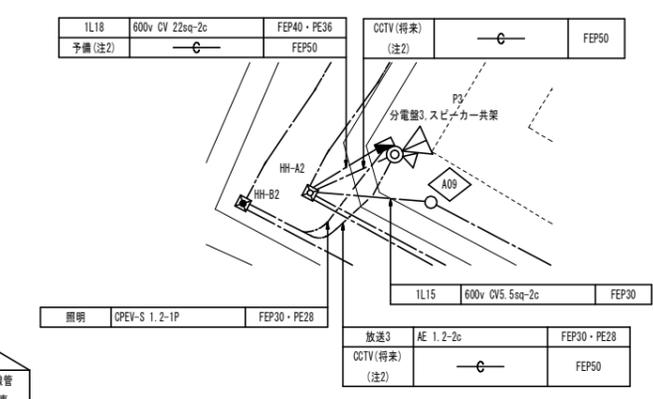

凡例

記号	名称	数量	備考
P1~P3	投光器照明灯 コンクリート柱 18-24-17.5	3	
	MT200w×4灯 M1000w×8灯		
A	広場照明灯 H=4.5m 無電極放電灯150w 夜間点灯 臨時消灯	11	
B	広場照明灯 H=4.5m 無電極放電灯150w 夜間点灯	8	
C	フットライト LED2.7w 夜間点灯	5	
D	ライトアップ照明 H=4.5m MT150w 夜間点灯 臨時消灯	1	
E	ライトアップ照明 H=4.5m MT150w×2 夜間点灯 臨時消灯	1	
F	投光器照明制御盤 屋外自立型 コンセント内蔵	1	
G	投光器照明分電盤 ボール共架	3	
H	スピーカー30w ボール共架	4	
I	放送設備切替盤 ボール共架	2	
J	コンセント盤 屋外自立型	2	
K	地中埋設配管		
L	HH-A ハンドホール(低圧用)	6	
M	HH-B ハンドホール(弱電用)	5	
N	HH ハンドホール(別途工事)		
O	既設HH-A 既設ハンドホール(低圧用)		
P	既設HH-B 既設ハンドホール(弱電用)		

注1 低圧用のFEP管は難燃仕様とする。

実施設計図面

工事名	R7阿土 南部健康運動公園 阿南・桑野地 照明設備修繕工事(2)
路線名等	南部健康運動公園
工事箇所	阿南市桑野町桑野谷地(第2分割)
図面名	平面図(多目的広場)
縮尺	図示 図面番号 1/3
会社名	
事業者名	徳島県南部総合県民局県土整備部<阿南>

改修照明設備 機器姿図(1)

※1. 図中、記入寸法はすべて参考とする。

灯具姿図 S=1:4

広場照明灯 S=1:20


ポール: 鋼管 (溶融亜鉛メッキ・ミディアムグレーメタリック塗装)

スピーカー無

土砂部: A01~04, 13~15, 17
軟岩部: A05~12, 18, 19

スピーカー有

土砂部: A16

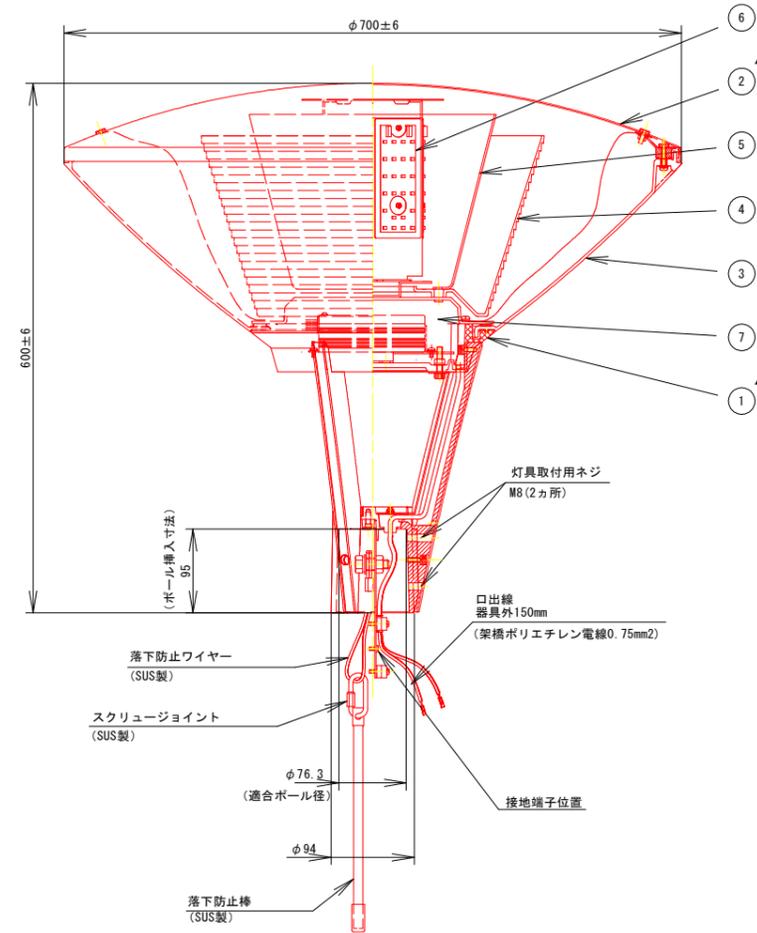

落下防止ワイヤー
スクリュージョイント
落下防止棒は
ポール内部に
収納してください。


器具光束	9100lm
LED	昼白色(5000K Ra70)
配光	
器具質量	11.0kg
特記事項	・指定色塗装

部番	部品名	材質・素材厚	備考
7	電源ユニット		1個
6	LEDユニット		6個
5	乳白パネル	アクリル(t2)	乳白
4	プリズム	アクリル(t4)	透明
3	グローブ	ポリカーボネート(t3)	透明
②	笠	アルミ板(t1.5)	指定色アクリル塗装
①	本体	アルミダイカスト	指定色アクリル塗装

定格

定格電圧	100V	200V	242V
周波数	50Hz/60Hz共用		
消費電力	99W	98W	99W
入力電流	1.00A	0.50A	0.42A

本灯具は、MNY22694-LE加工同等品以上とする。

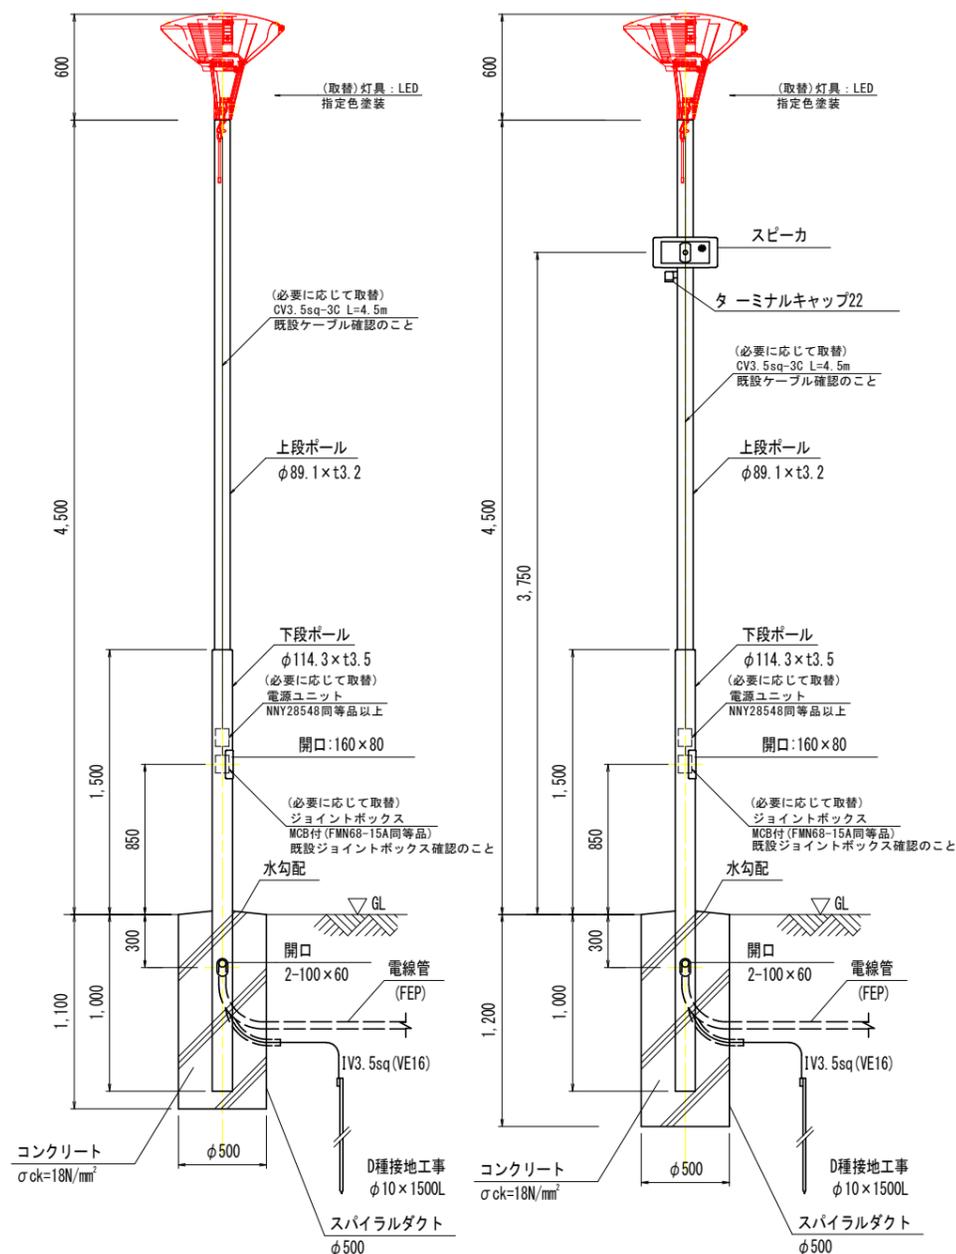

実施設計図面

工事名	R7阿土 南部健康運動公園 阿南・桑野他 照明設備修繕工事(2)		
路線名等	南部健康運動公園		
工事箇所	阿南市桑野町桑野谷池(第2分割)		
図面名	照明灯姿図(多目的広場)		
縮尺	図示	図面番号	2 / 3
会社名			
事業者名	徳島県南部総合県民局県土整備部<阿南>		


改修照明設備 機器姿図(2)

※1. 図中、記入寸法はすべて参考とする。

ライトアップ照明 S=1:20

ポール受: 鋼管 (ミディアムグレーメタ リック)
ポール: 鋼管 (溶融亜鉛メッキ・ミディアムグレーメタ リック塗装)


1 灯用
敷岩部: C01

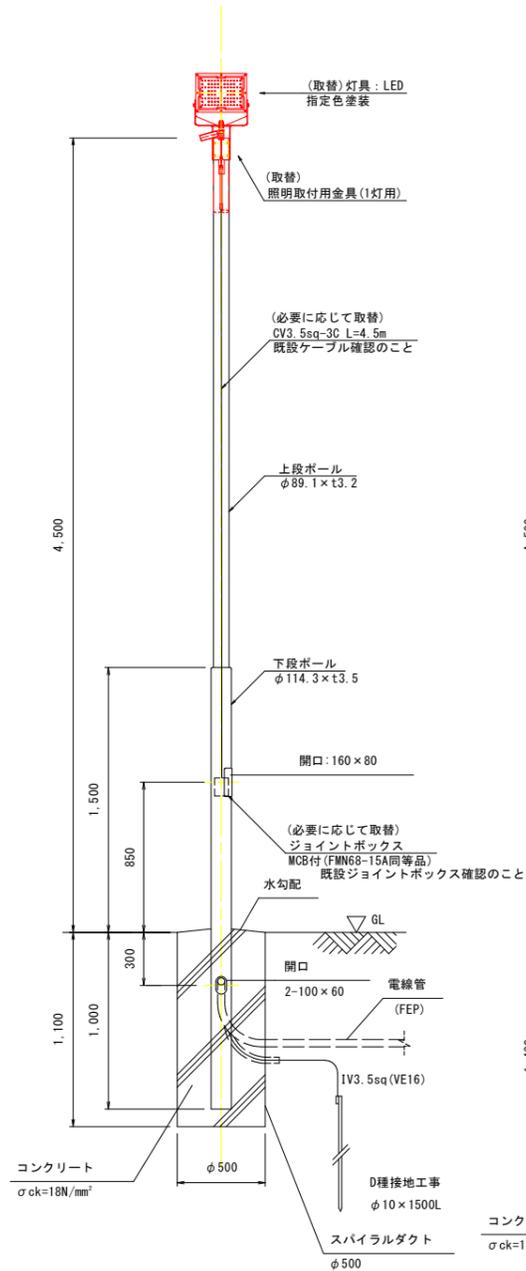


ライトアップ照明 S=1:20

ポール受: 鋼管 (ミディアムグレーメタ リック)
ポール: 鋼管 (溶融亜鉛メッキ・ミディアムグレーメタ リック塗装)

2 灯用
土砂部: C02

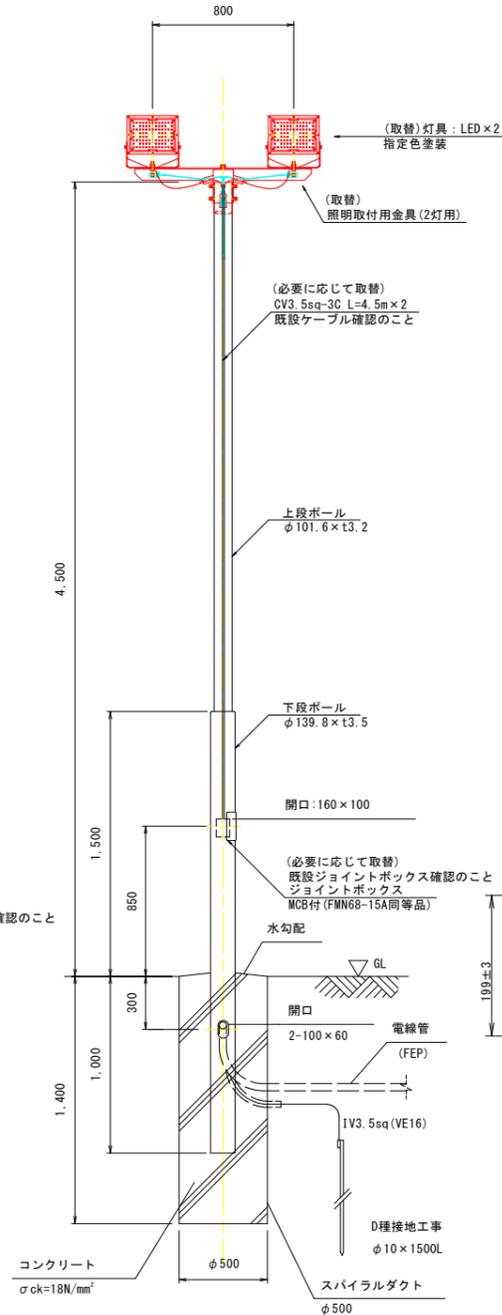


照明取付用金具 (1灯用) S=1:5

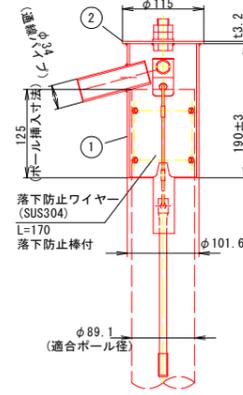


部番	部品名	材質・素材厚	備考
②	取付板	鋼板 (t3.2)	溶融Zn-Al-Mg合金メッキ (HZA50A) 前処理後指定色塗装
①	ポール受	鋼管 (t3.2)	溶融Zn-Al-Mg合金メッキ (HZA50A) 前処理後指定色塗装

照明取付用金具 (2灯用) S=1:5

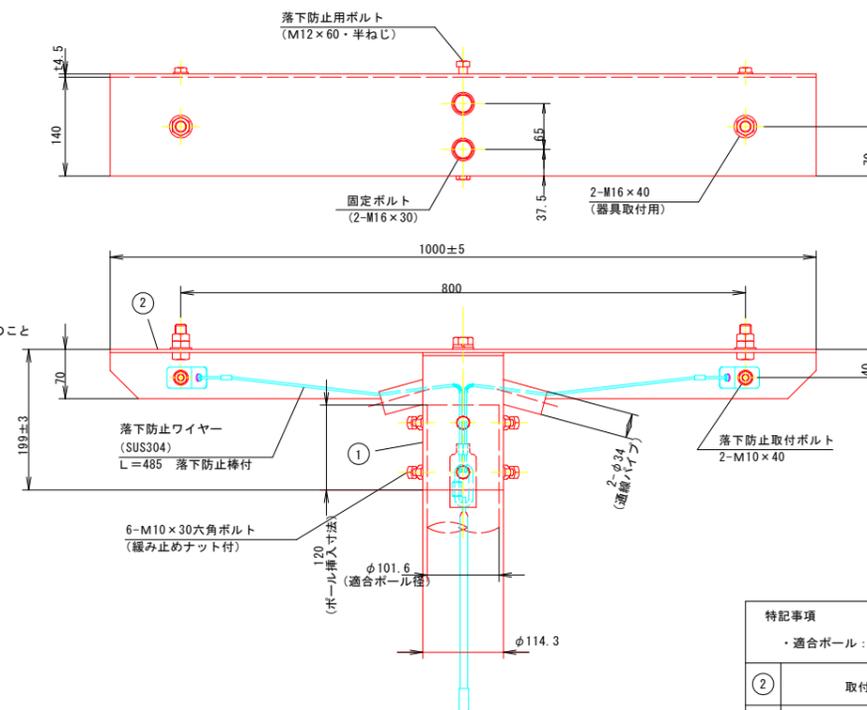

部番	部品名	材質・素材厚	備考
②	取付台	鋼板 (t4.5)	溶融Zn-Al-Mg合金メッキ (HZA50A) 前処理後指定色塗装
①	ポール受	鋼管 (t4.5) (S T K 400)	溶融Zn-Al-Mg合金メッキ (HZA50A) 前処理後指定色塗装

灯具姿図 S=1:4

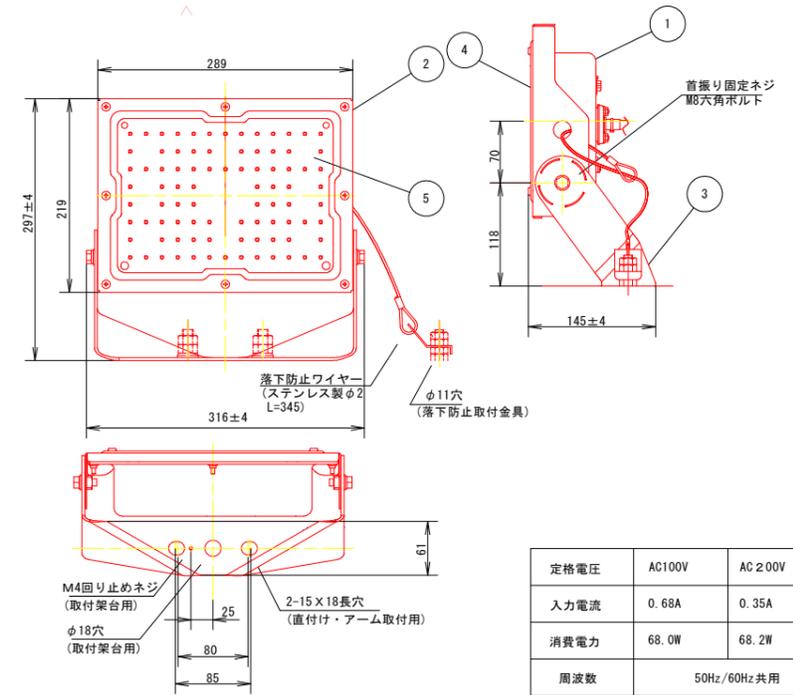

定格電圧	AC100V	AC 200V	AC 242V
入力電流	0.68A	0.35A	0.30A
消費電力	68.0W	68.2W	67.6W
周波数	50Hz/60Hz 共用		

部番	部品名	材質・素材厚	備考
5	LEDユニット		1個
4	パネル	ポリカーボネート	透明 (耐候塗装)
3	アーム	鋼板 (t3.2) Zn-Al系合金メッキ	指定色塗装
2	枠	鋼板 (t1.2) Zn-Al系合金メッキ	指定色塗装
1	本体	アルミ	指定色塗装

保護等級 IP65

光源寿命	60,000h
器具光束	9,000lm
LED	昼白色 (5000K、Ra70)
配光	ワイド
器具質量	3.3kg
特記事項	・指定色塗装

本灯具は、NYS15270K加工同等品以上とする。
照明取付用金具 (1灯用) はDYDX5020加工同等品以上、(2灯用) はDYDX5015加工同等品以上とする。

実施設計図面

工事名	R7阿土 南部健康運動公園 阿南・桑野他 照明設備修繕工事 (2)		
路線名等	南部健康運動公園		
工事箇所	阿南市桑野町桑野谷地 (第2分割)		
図面名	照明灯姿図 (多目的広場)		
縮尺	図示	図面番号	3 / 3
会社名			
事業者名	徳島県南部総合県民局県土整備部<阿南>		