



古毛川排水路仮設平面図 S=1:500

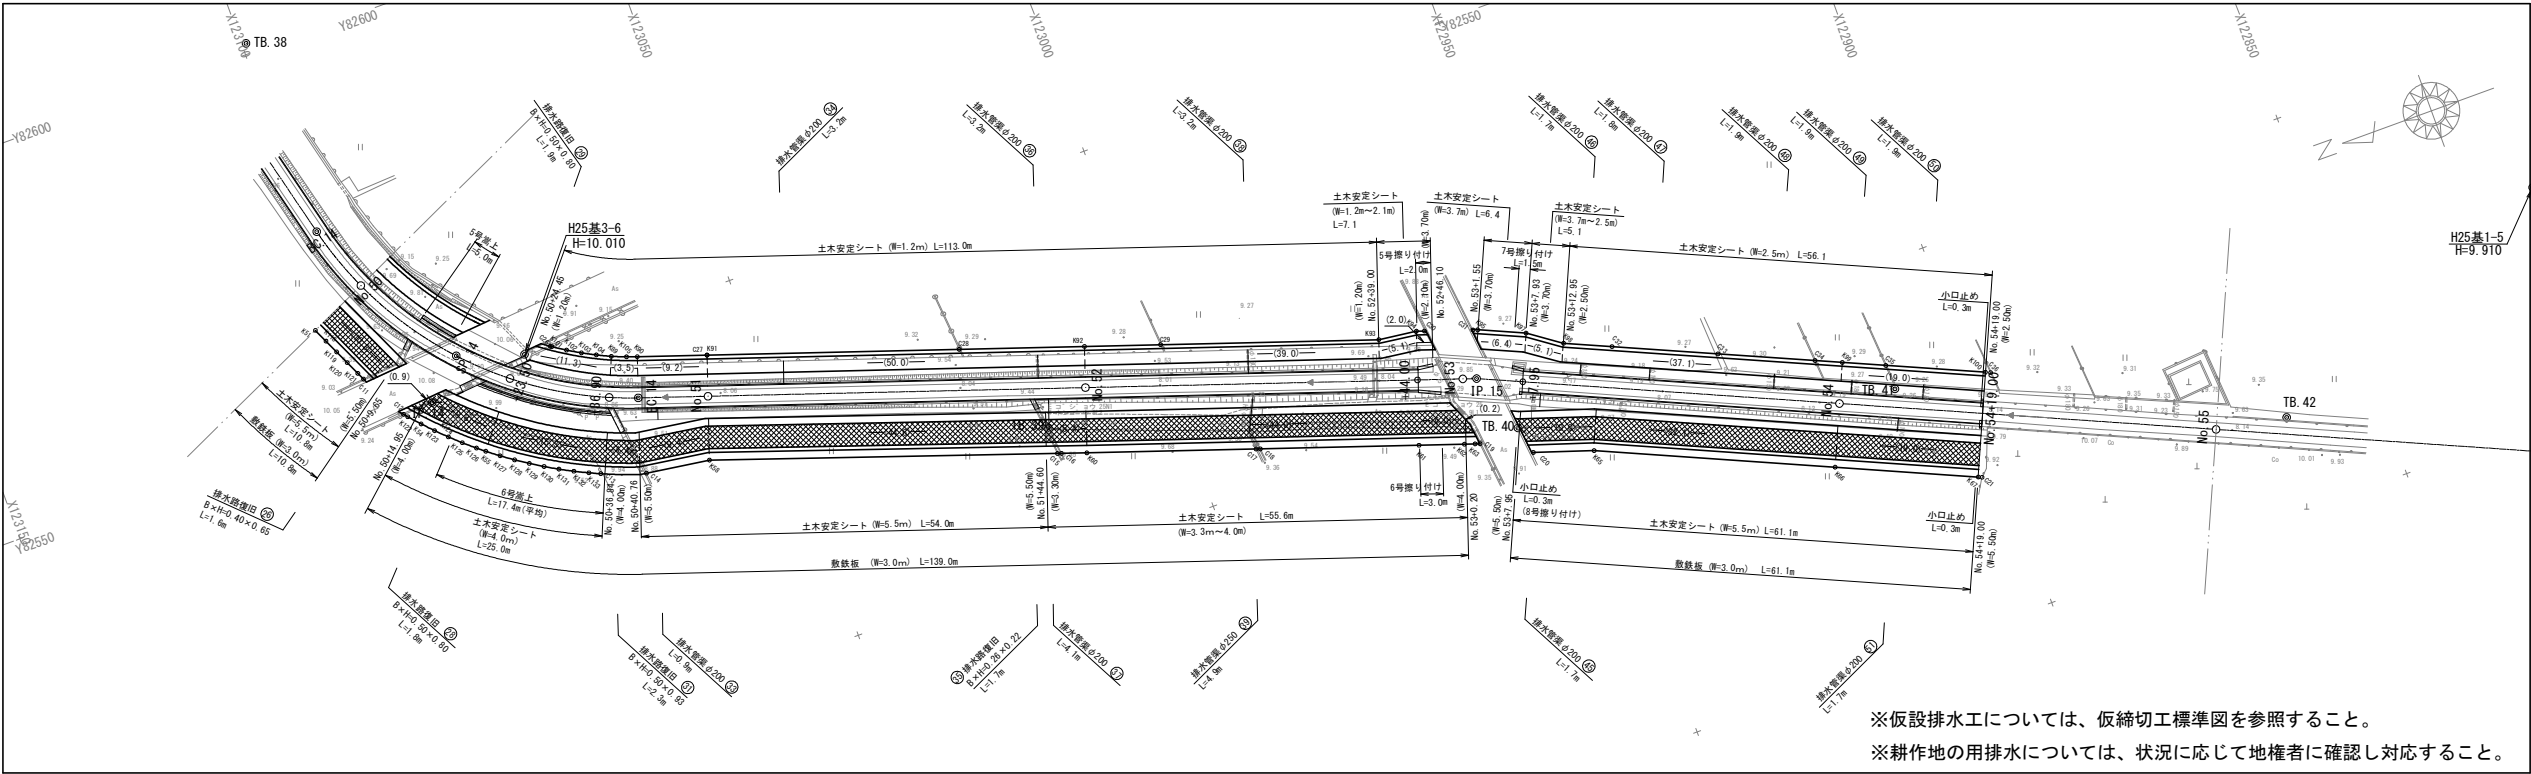


※仮設排水工については、仮締切工標準図を参照すること。
※耕作地の用排水については、状況に応じて地権者に確認し対応すること。

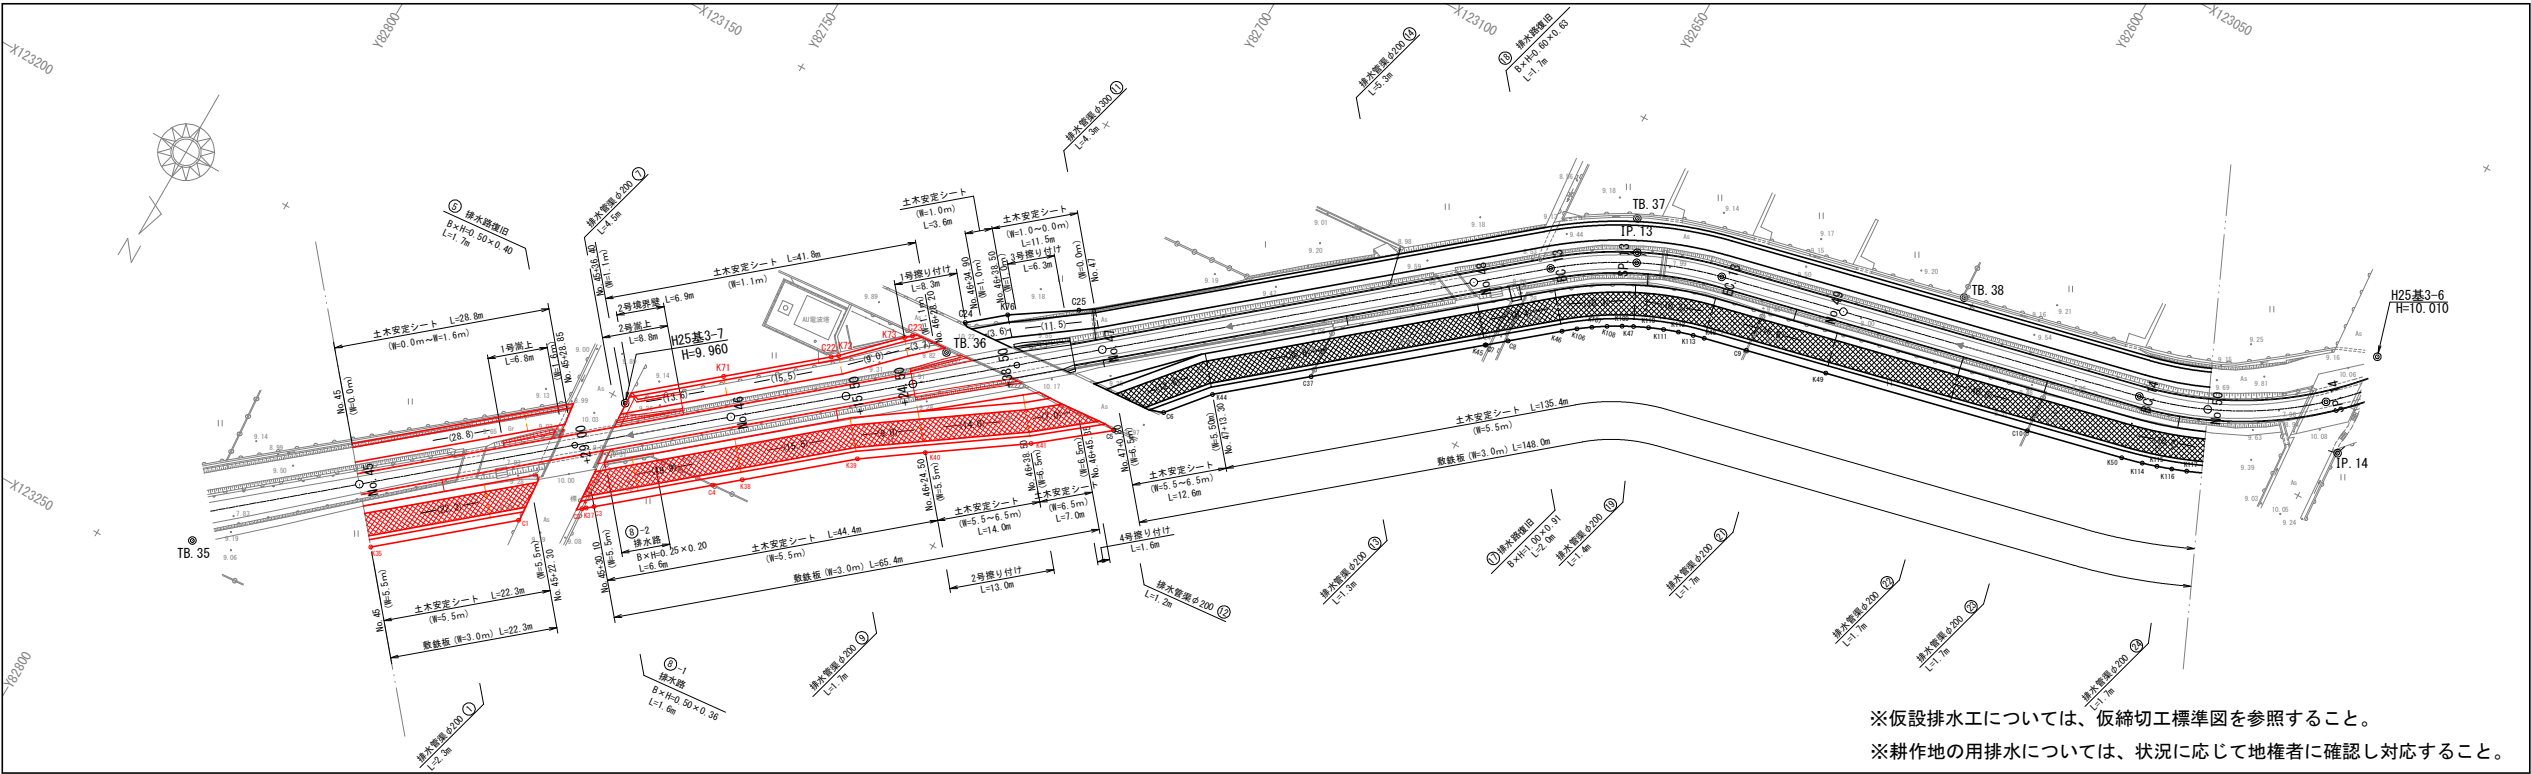



※仮設排水工については、仮締切工標準図を参照すること。
※耕作地の用排水については、状況に応じて地権者に確認し対応すること。

工事名	R7吉耕 長寿命化 古毛川排水路2期 水路2工事		
路線名等	古毛川排水路2期地区		
工事箇所	阿波市吉野町五条		
図面名	古毛川排水路仮設平面図		
縮尺	S=1:500	図面番号	参考1
会社名			
事業者名	徳島県東部農林水産局<吉野川>		

仮締切工計画図 S=1:500

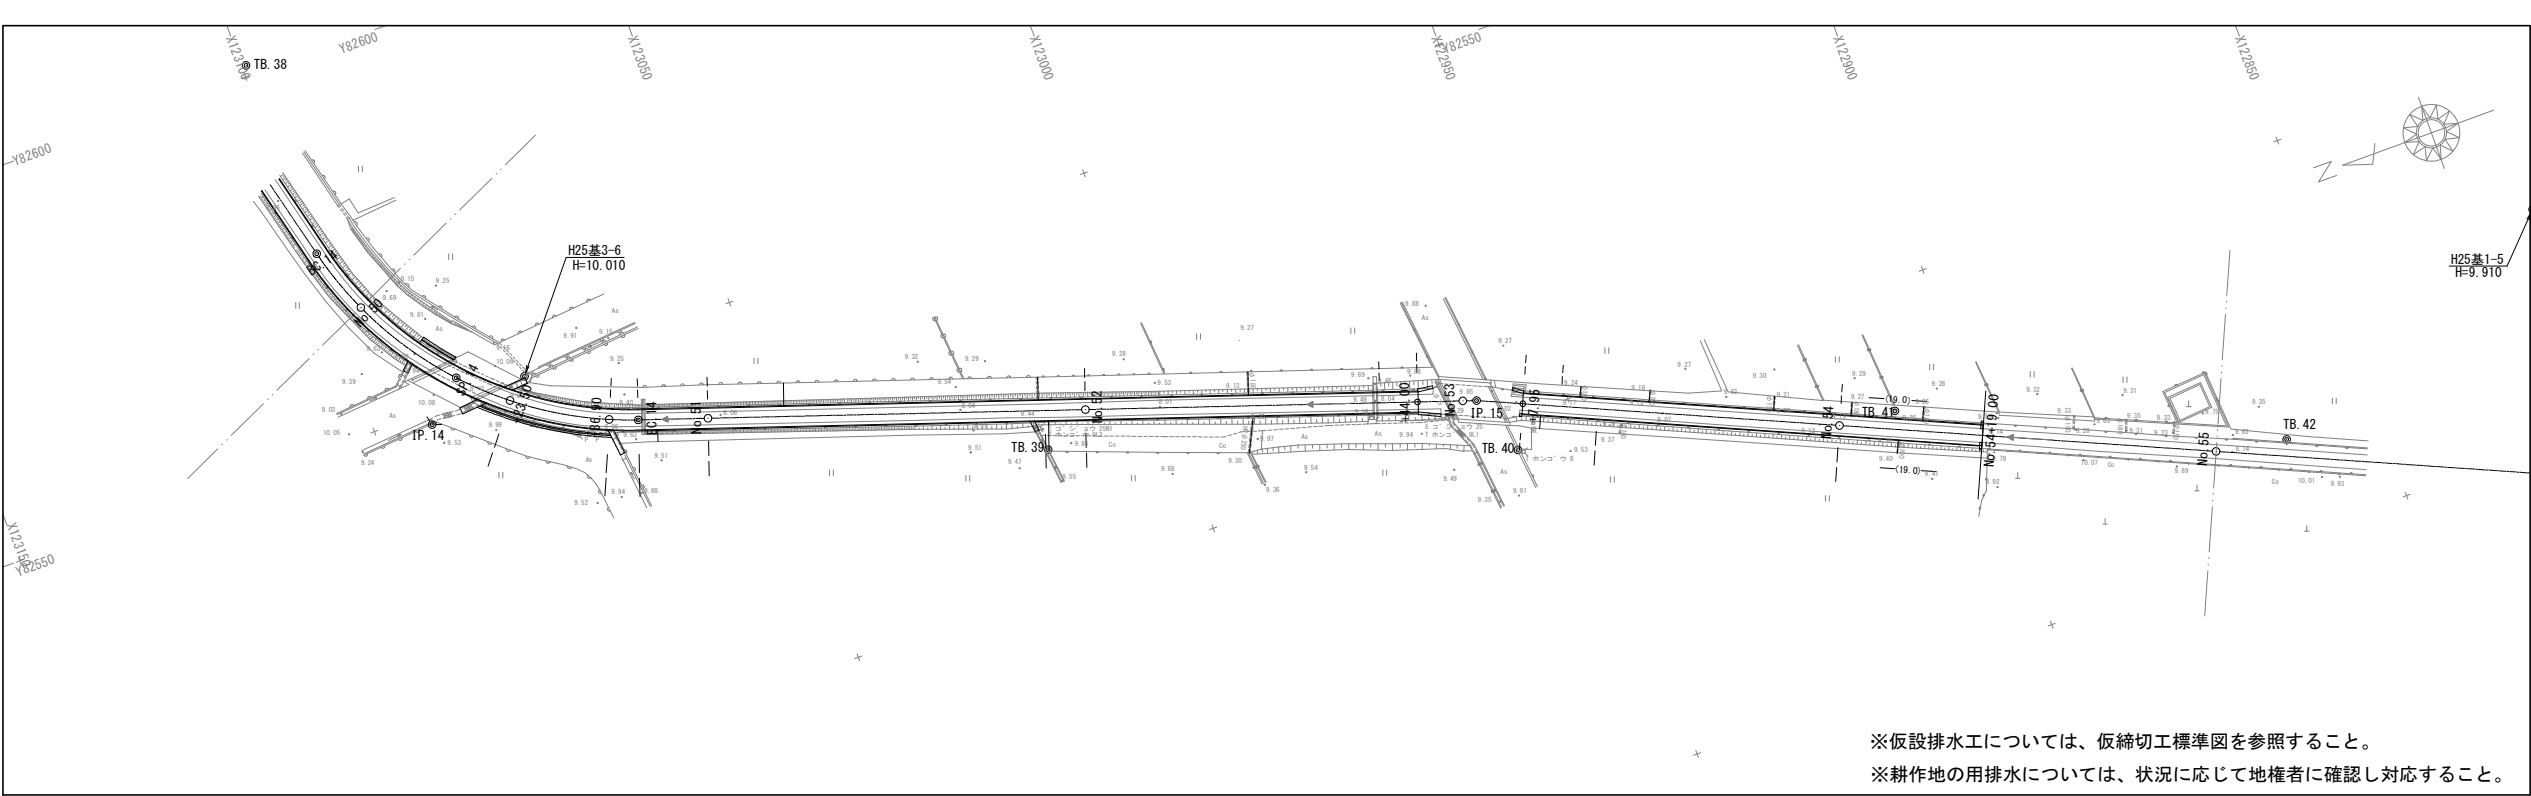


仮締め切り工断面図
S=1:100

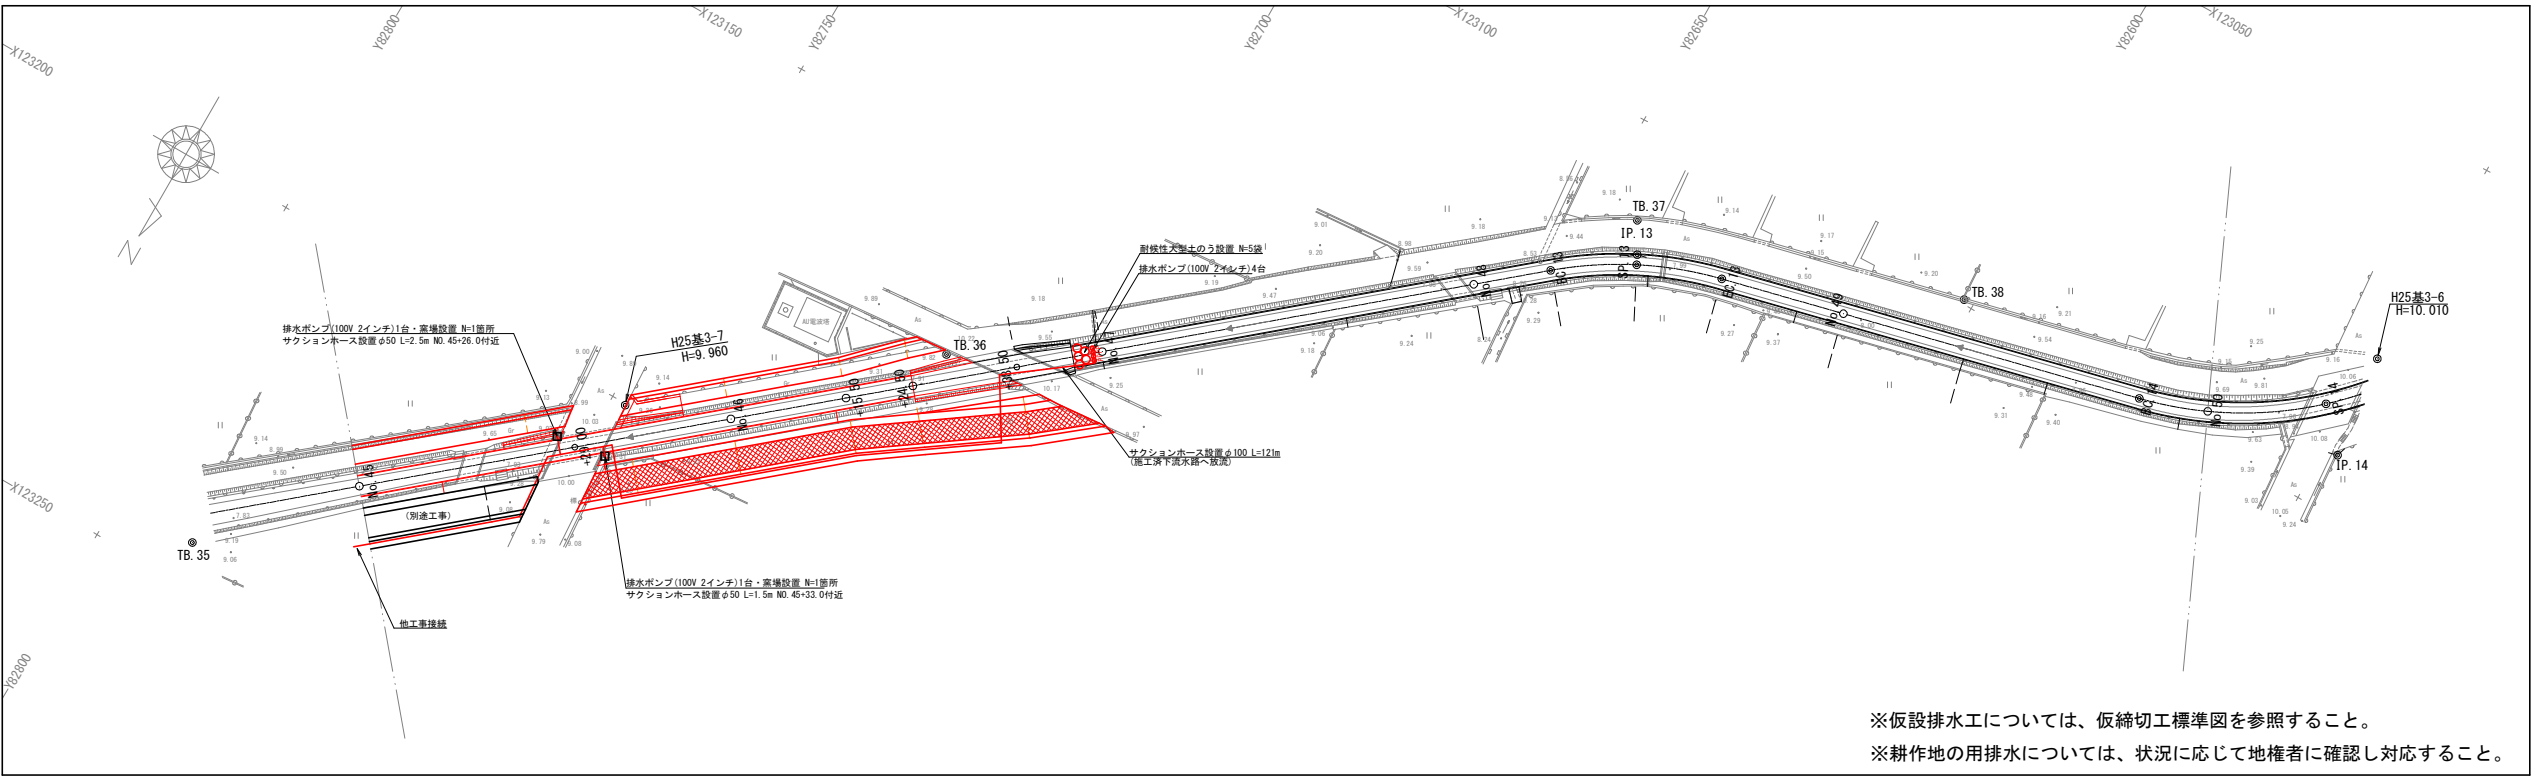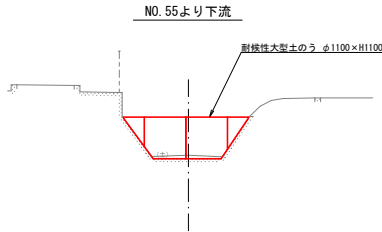

工事名	R7吉耕 長寿命化 古毛川排水路2期 水路2工事		
路線名等	古毛川排水路2期地区		
工事箇所	阿波市吉野町五条		
図面名	仮 締 切 工 計 画 図		
縮尺	S=1:500	図面番号	参考2
会社名			
事業者名	徳島県東部農林水産局<吉野川>		

仮締切工標準図


仮締切工標準図（その3）
NO. 55より上流側

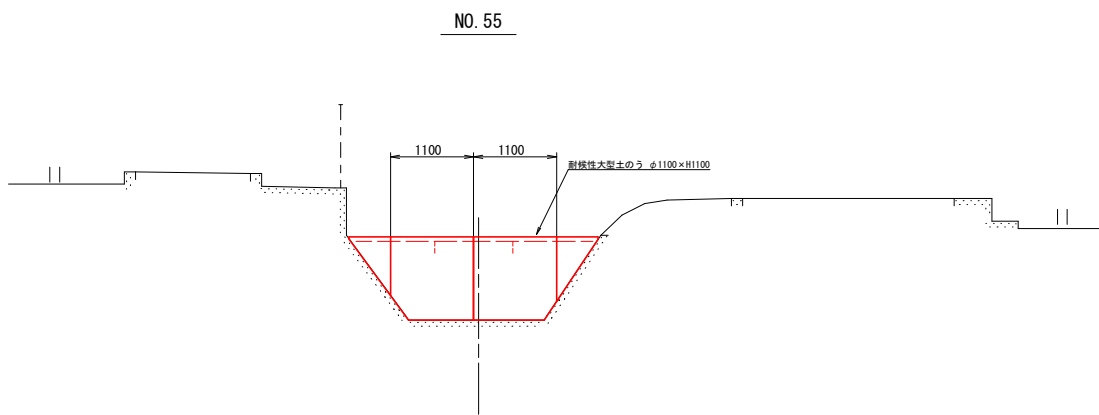

仮締切工数量表		(1.0ヶ所当り)	
名 称	規格	算 式	数 量
大型土のう	110×110cm	制作・設置・撤去	5.0 袋
土のう	62×48	$0.375 \times (L) \text{ m (平均距離) =}$	- m3

仮設排水工数量表		(1.0ヶ所当り)	
名 称	規格	算 式	数 量
水替え工	水中ポンプ	10m以下小口径	4.0 箇所
サクショホース	φ100	121m計上(左岸側借地用地内に設置すること)	121 m

仮締切工断面図（共通）

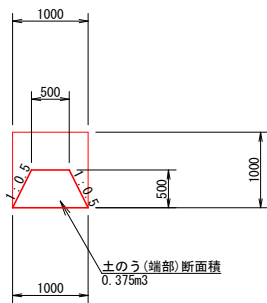


工事名	R7吉耕 長寿命化 古毛川排水路2期 水路2工事		
路線名等	古毛川排水路2期地区		
工事箇所	阿波市吉野町五条		
図面名	仮締切工標準図		
縮尺	S=1:50	図面番号	参考3
会社名			
事業者名	徳島県東部農林水産局＜吉野川＞		

構造物撤去参考図 S=1:10、1:30

排水暗渠

管渠工HP180
S=1:10

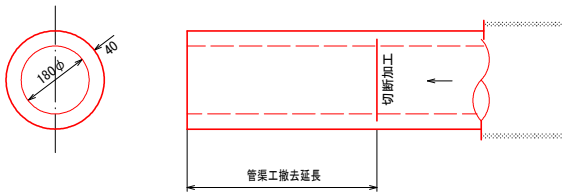

- 管渠工撤去延長
- | | | | |
|----------|----------|-----------|-----------|
| ① L=1.2m | ⑭ L=4.9m | ③⑥ L=2.8m | ④⑦ L=1.3m |
| ⑦ L=4.1m | ⑰ L=1.1m | ③⑦ L=3.9m | ④⑧ L=1.5m |
| ⑨ L=1.4m | ⑲ L=1.4m | ③⑧ L=2.7m | ④⑨ L=1.5m |
| ⑫ L=0.6m | ⑳ L=1.3m | ④⑤ L=1.5m | ⑤⑩ L=1.6m |
| ⑬ L=0.9m | ㉑ L=2.8m | ④⑥ L=1.1m | ⑤⑪ L=1.3m |


排水暗渠

管渠工HP300
S=1:10




排水暗渠

管渠工HP250
S=1:10

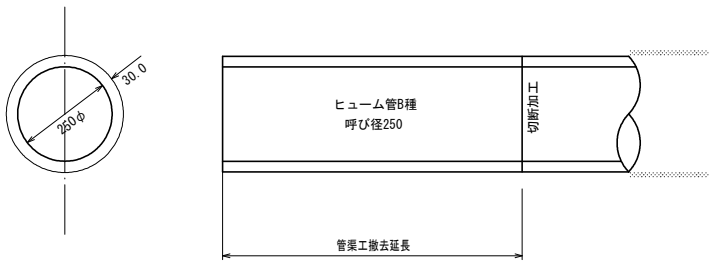


暗渠 ②

鉄筋構造物
S=1:30

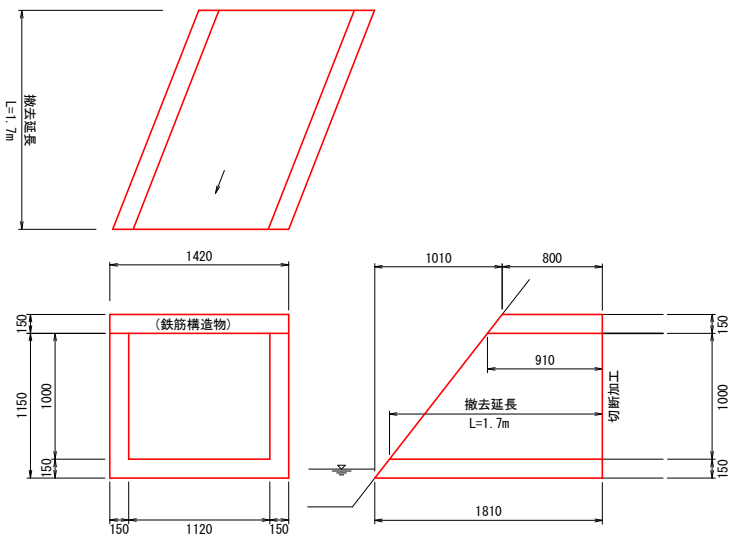


床板（渡り板）③ ⑮

鉄筋構造物・無筋構造物
S=1:30

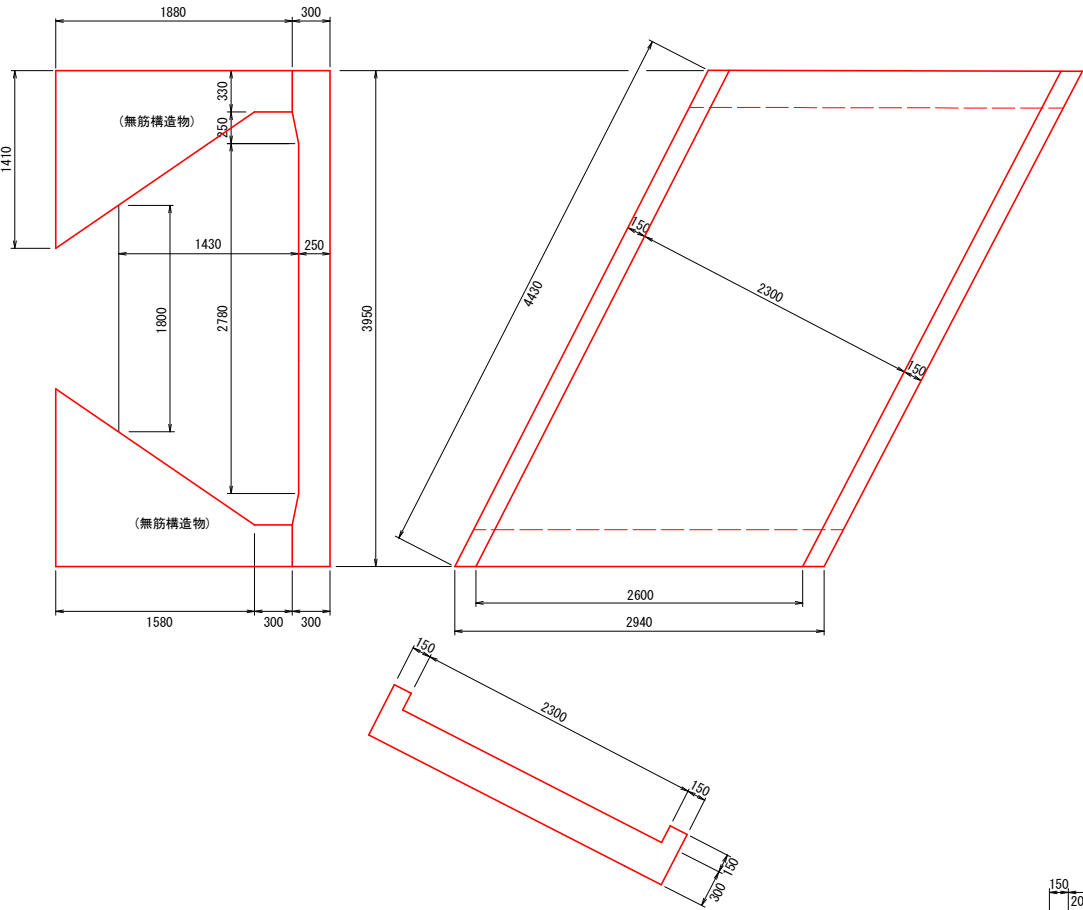


排水路 ⑤

鉄筋構造物・無筋構造物
S=1:30

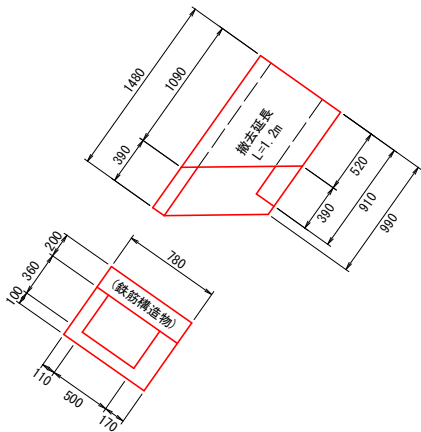


排水路 ⑧-1

無筋構造物
S=1:30

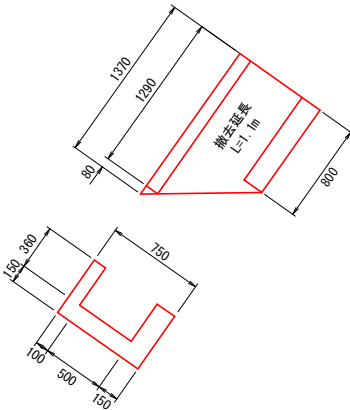


階段 ④ ⑯

無筋構造物
S=1:30

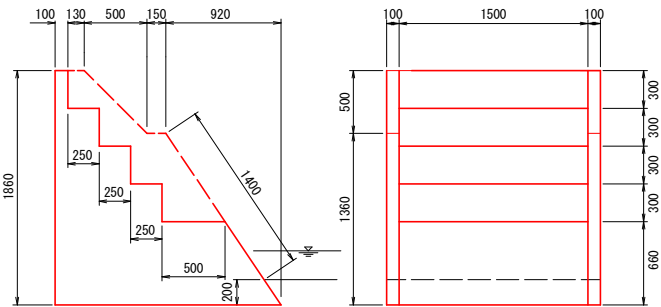

排水路 ⑧-2

無筋構造物
S=1:30

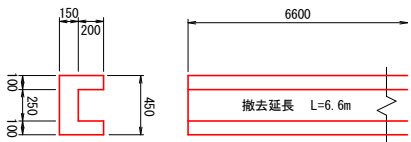

工事名	R7吉耕 長寿命化 古毛川排水路2期 水路2工事		
路線名等	古毛川排水路2期地区		
工事箇所	阿波市吉野町五条		
図面名	構造物撤去参考図		
縮尺	S=1:30	図面番号	参考4
会社名			
事業者名	徳島県東部農林水産局＜吉野川＞		