


 : 点検対象

業務名	R7企総管 マリンピア沖洲太陽光発電所他 発電設備保守業務
路線名等	
委託業務箇所	徳島市東沖洲1丁目
図面名	マリンピア沖洲太陽光発電所 単線結線図①
縮尺	-
図面番号	2 / 5
事業者名	徳島県企業局

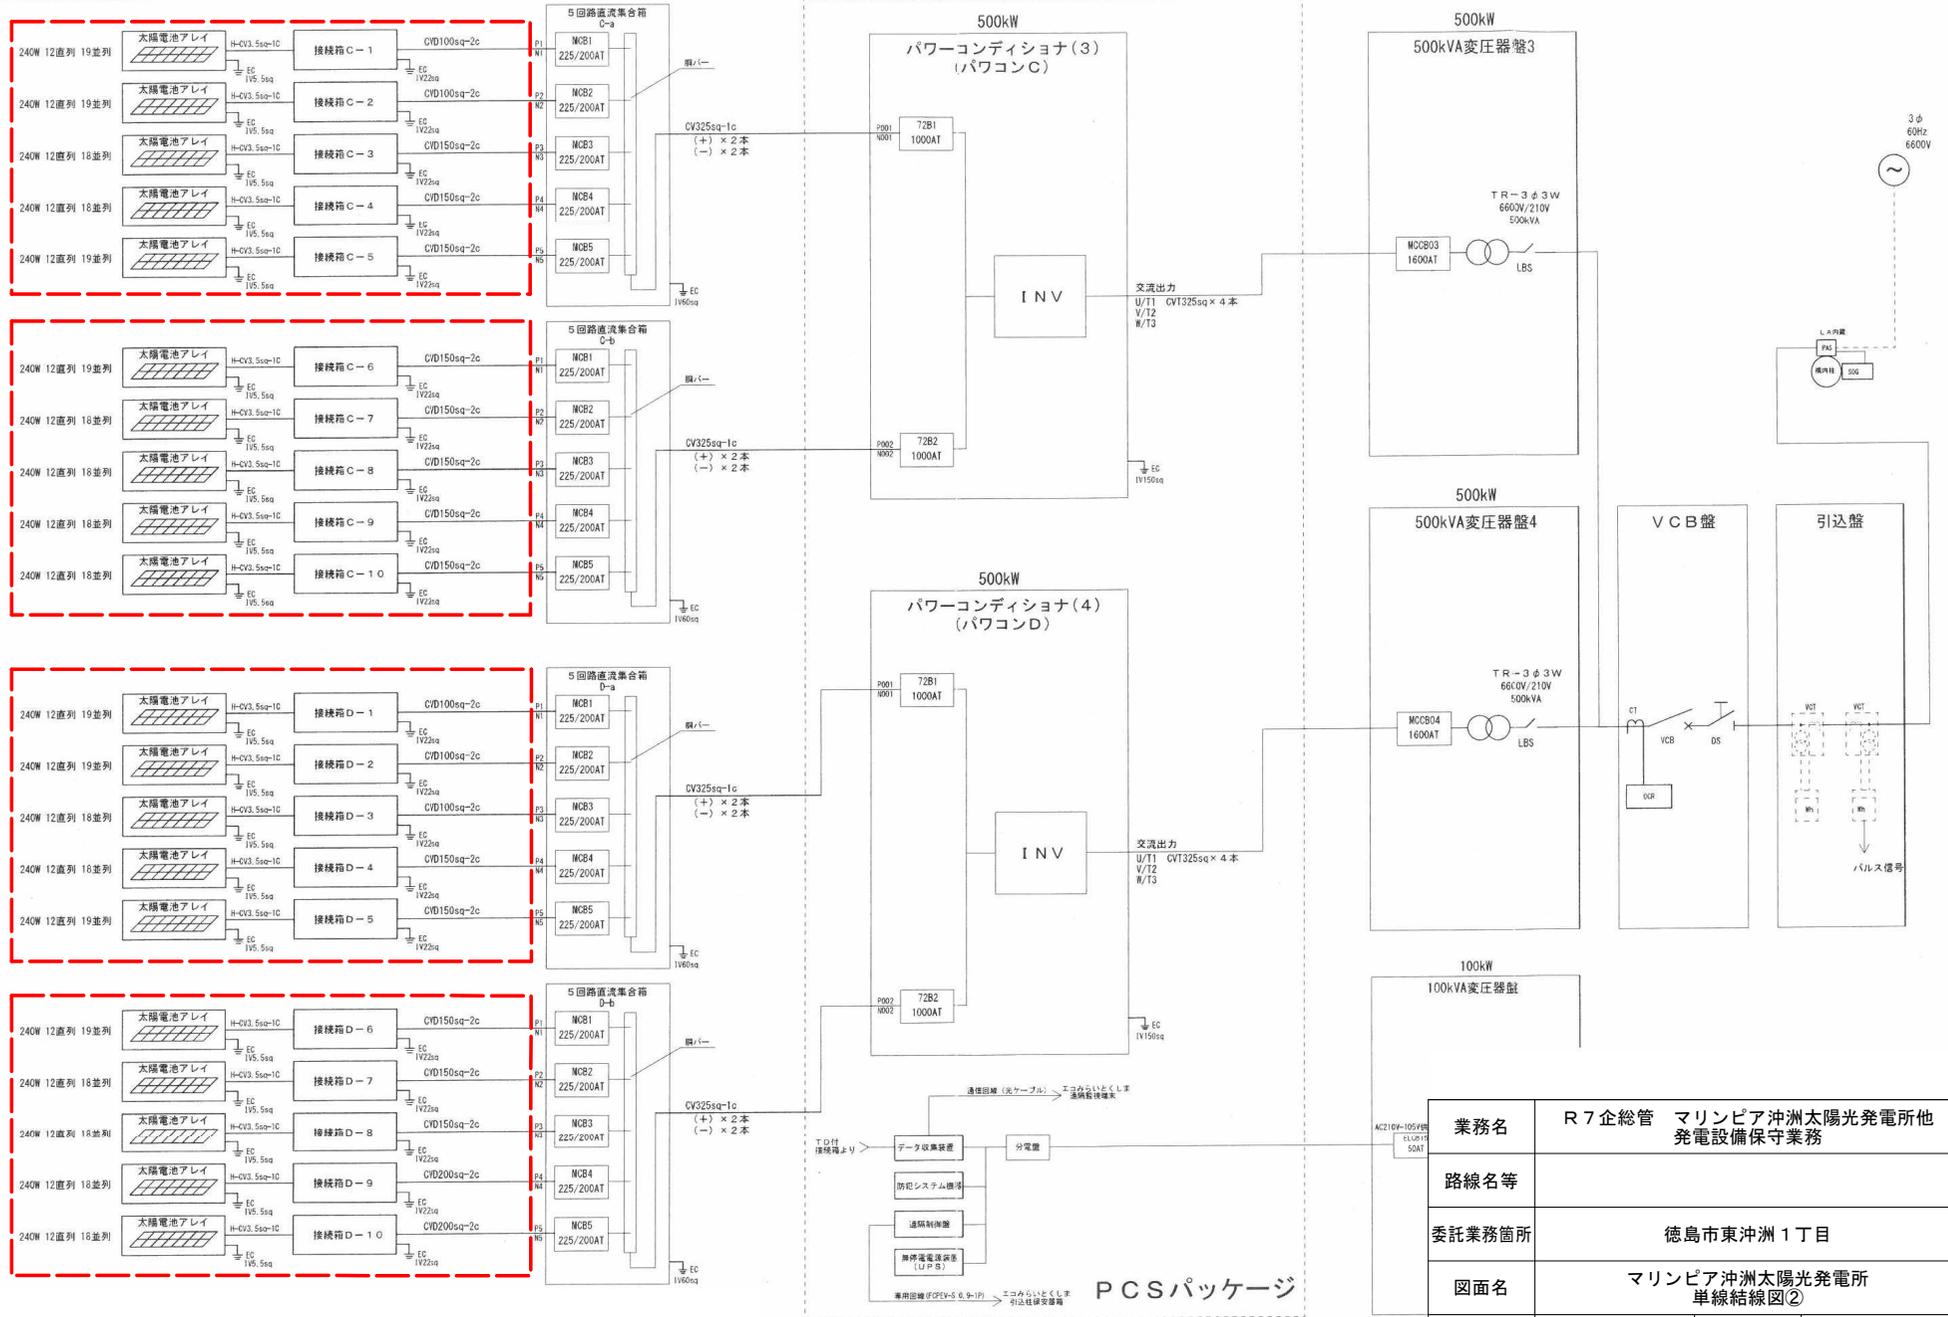

 : 点検対象

PCSパッケージ


- データ収集装置
- 防犯システム機
- 遠隔制御盤
- 断相電圧保護 (LUP) 装置

専用回路 (OPV-S 0.9-1P) → エコからいとしま 列並列線受電設備

通信回路 (光ケーブル) → エコからいとしま 通信設備機


T.D.付 接続箱より

業務名	R7企総管 マリンピア沖洲太陽光発電所他 発電設備保守業務
路線名等	
委託業務箇所	徳島市東沖洲1丁目
図面名	マリンピア沖洲太陽光発電所 単線結線図②
縮尺	- 図面番号 3 / 5
事業者名	徳島県企業局

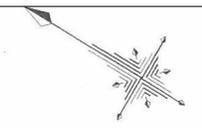

接続箱 名称	回路数
接続箱 1-1	4回路
接続箱 1-2	6回路
接続箱 1-3	8回路
接続箱 1-4	10回路
接続箱 1-5	10回路
接続箱 1-6	10回路
接続箱 1-7	10回路
接続箱 1-8	10回路
接続箱 1-9	10回路
接続箱 1-10	10回路
接続箱 1-11	8回路
接続箱 1-12	6回路
接続箱 1-13	8回路
接続箱 1-14	8回路
接続箱 1-15	8回路
接続箱 1-16	8回路
接続箱 1-17	8回路
接続箱 1-18	8回路
接続箱 1-19	4回路




接続箱 名称	回路数
接続箱 2-1	4回路
接続箱 2-2	6回路
接続箱 2-3	6回路
接続箱 2-4	8回路
接続箱 2-5	8回路
接続箱 2-6	8回路
接続箱 2-7	8回路
接続箱 2-8	8回路
接続箱 2-9	8回路
接続箱 2-10	8回路
接続箱 2-11	8回路
接続箱 2-12	8回路
接続箱 2-13	8回路
接続箱 2-14	8回路
接続箱 2-15	8回路
接続箱 2-16	8回路
接続箱 2-17	8回路
接続箱 2-18	6回路
接続箱 2-19	6回路
接続箱 2-20	6回路
接続箱 2-21	6回路
接続箱 2-22	4回路

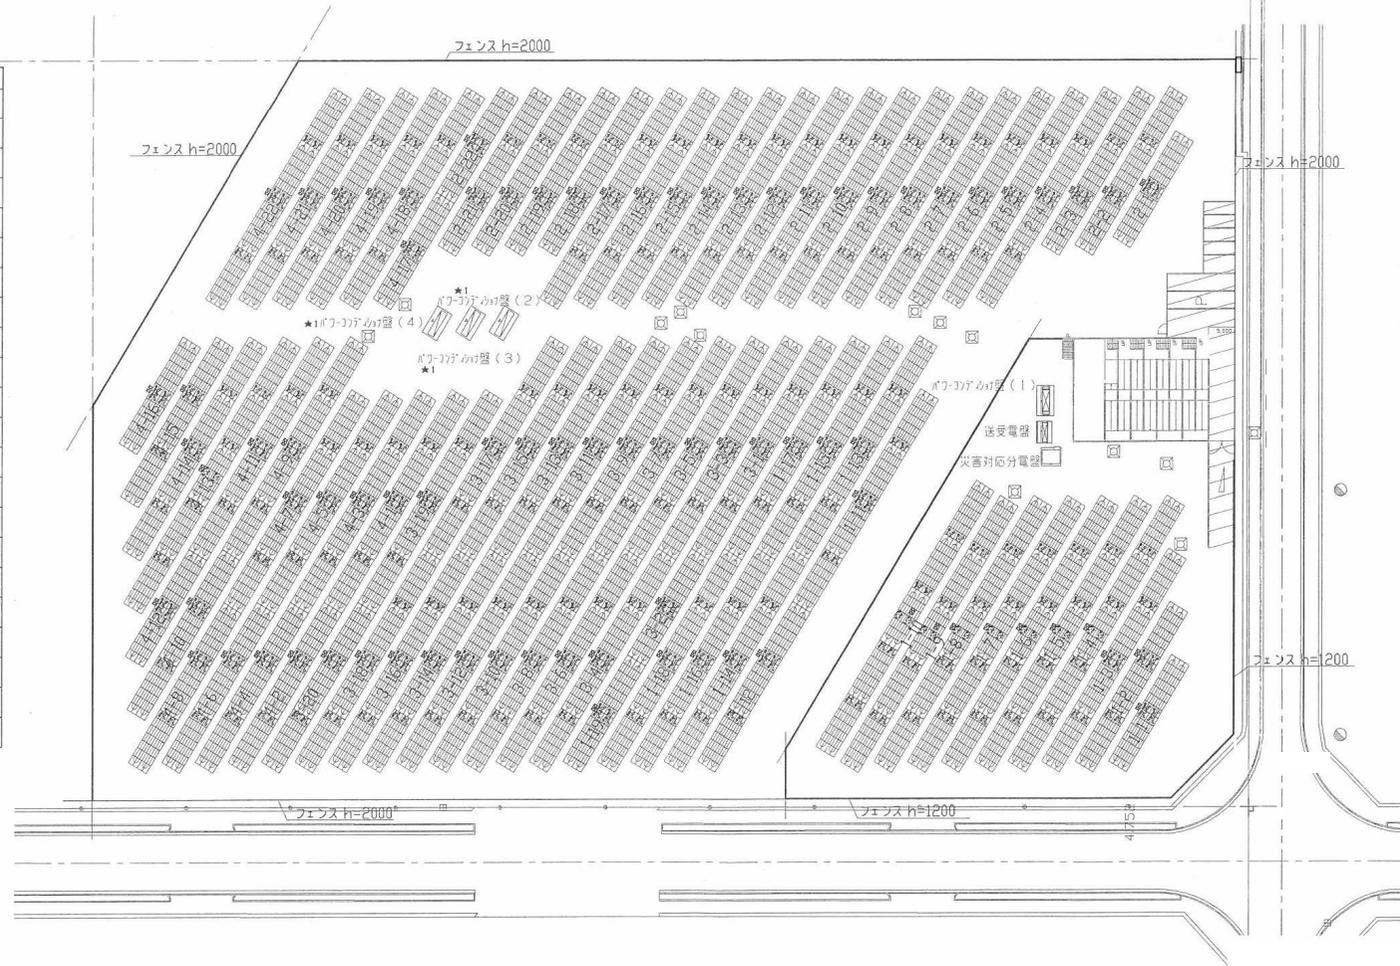

接続箱 名称	回路数
接続箱 3-1	8回路
接続箱 3-2	4回路
接続箱 3-3	8回路
接続箱 3-4	8回路
接続箱 3-5	8回路
接続箱 3-6	8回路
接続箱 3-7	8回路
接続箱 3-8	8回路
接続箱 3-9	8回路
接続箱 3-10	8回路
接続箱 3-11	8回路
接続箱 3-12	8回路
接続箱 3-13	8回路
接続箱 3-14	8回路
接続箱 3-15	8回路
接続箱 3-16	8回路
接続箱 3-17	8回路
接続箱 3-18	8回路
接続箱 3-19	8回路
接続箱 3-20	6回路

接続箱 名称	接続 回路数
接続箱 4-1	8回路
接続箱 4-2	6回路
接続箱 4-3	8回路
接続箱 4-4	6回路
接続箱 4-5	8回路
接続箱 4-6	6回路
接続箱 4-7	8回路
接続箱 4-8	6回路
接続箱 4-9	8回路
接続箱 4-10	6回路
接続箱 4-11	8回路
接続箱 4-12	4回路
接続箱 4-13	10回路
接続箱 4-14	8回路
接続箱 4-15	6回路
接続箱 4-16	4回路
接続箱 4-17	4回路
接続箱 4-18	8回路
接続箱 4-19	8回路
接続箱 4-20	8回路
接続箱 4-21	8回路
接続箱 4-22	8回路

業務名	R7 企総管 マリンピア沖洲太陽光発電所他 発電設備保守業務		
路線名等			
委託業務箇所	小松島市和田島町字松田新田		
図面名	和田島太陽光発電所 平面図		
縮尺	—	図面番号	4 / 5
事業者名	徳島県企業局		

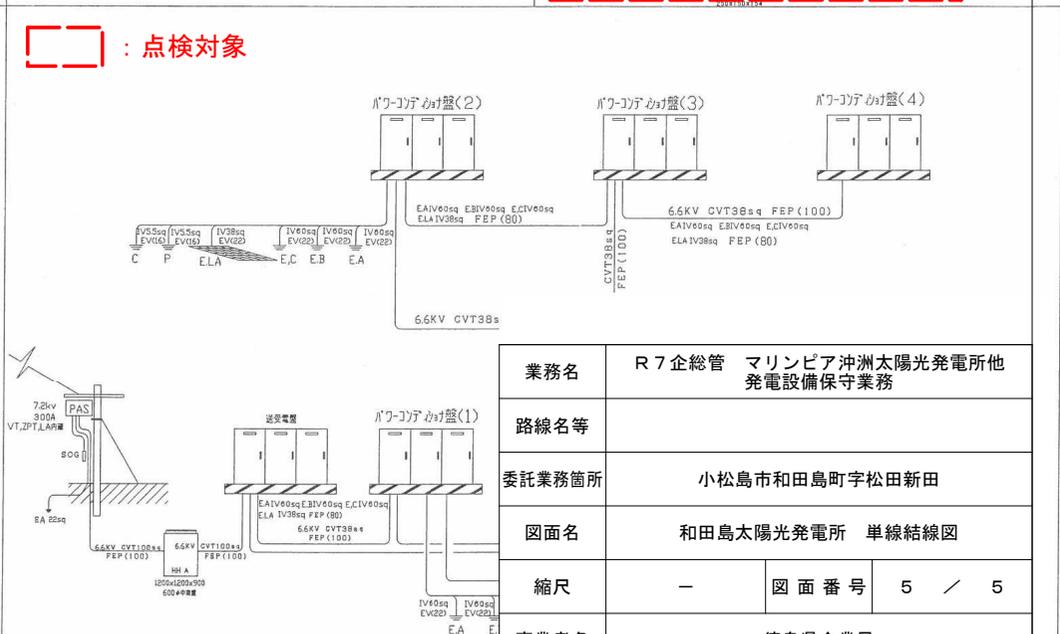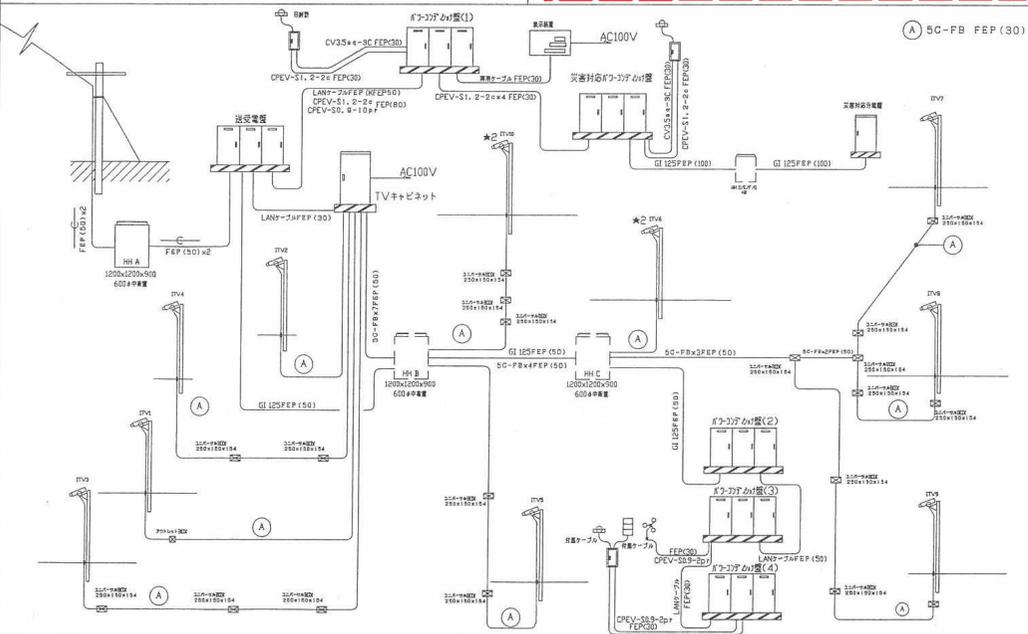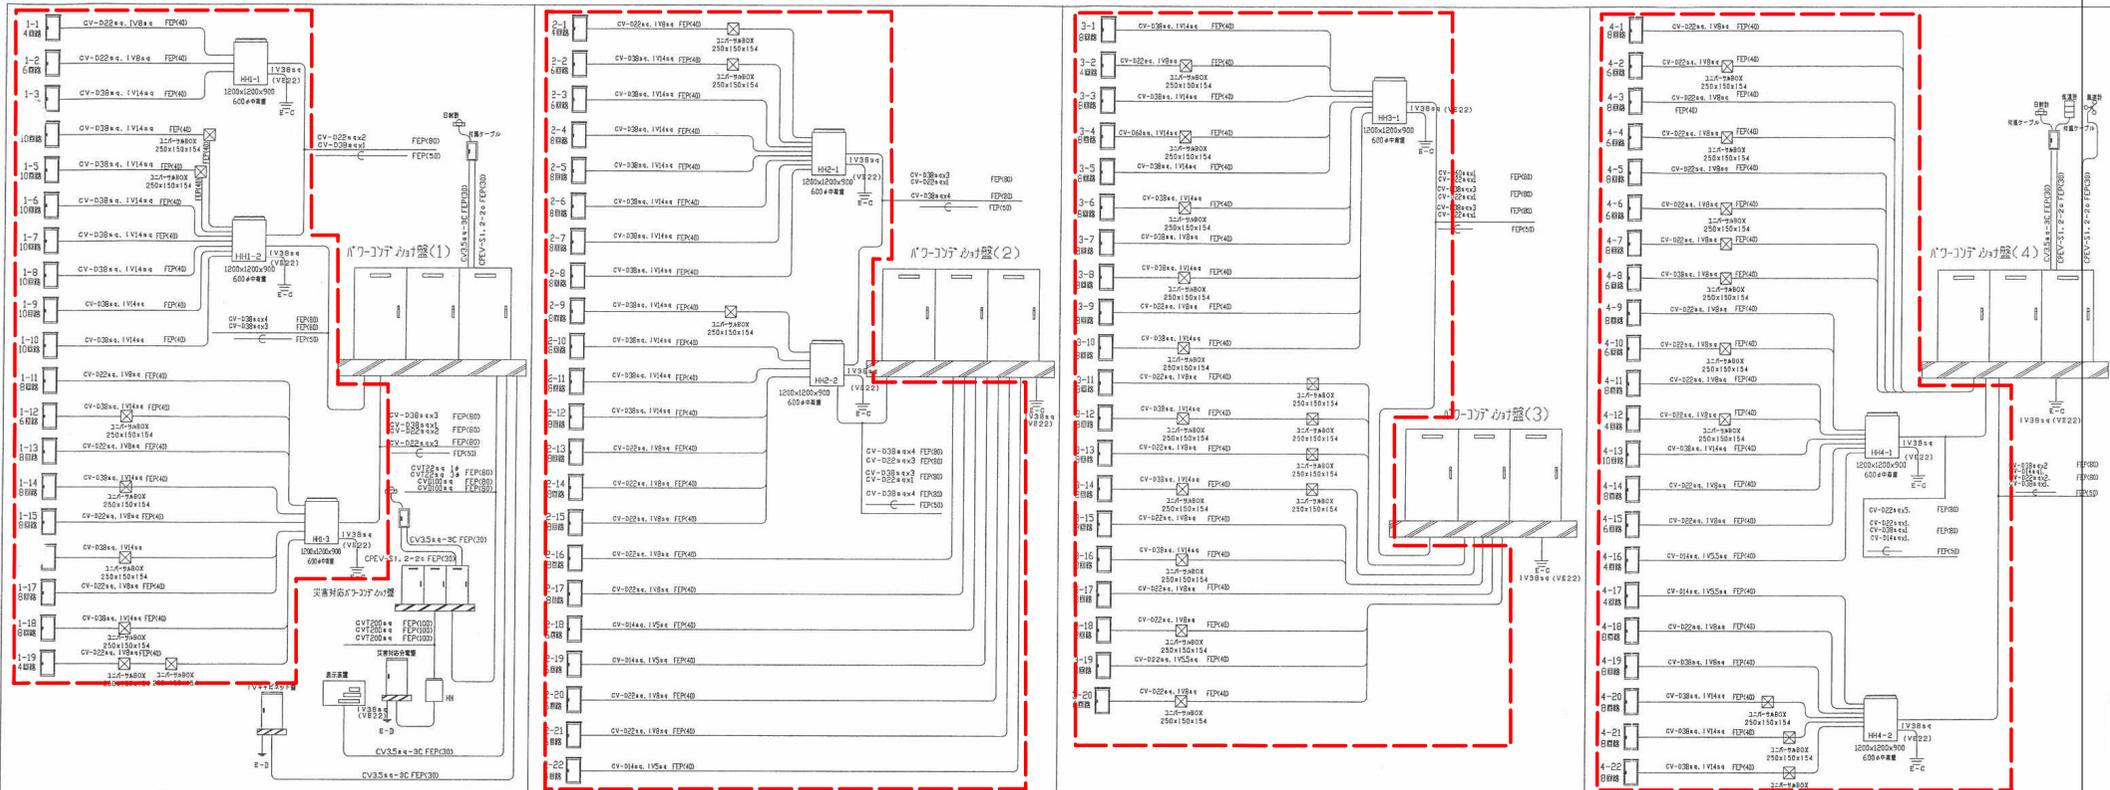

 : 点検対象

業務名	R7企総管 マリンピア沖洲太陽光発電所他 発電設備保守業務		
路線名等			
委託業務箇所	小松島市和田島町字松田新田		
図面名	和田島太陽光発電所 単線結線図		
縮尺	-	図面番号	5 / 5
事業者名	徳島県企業局		