


計画平面図 S=1:500

阿南IC追加ランプ・市道渡り上り2号線交差点

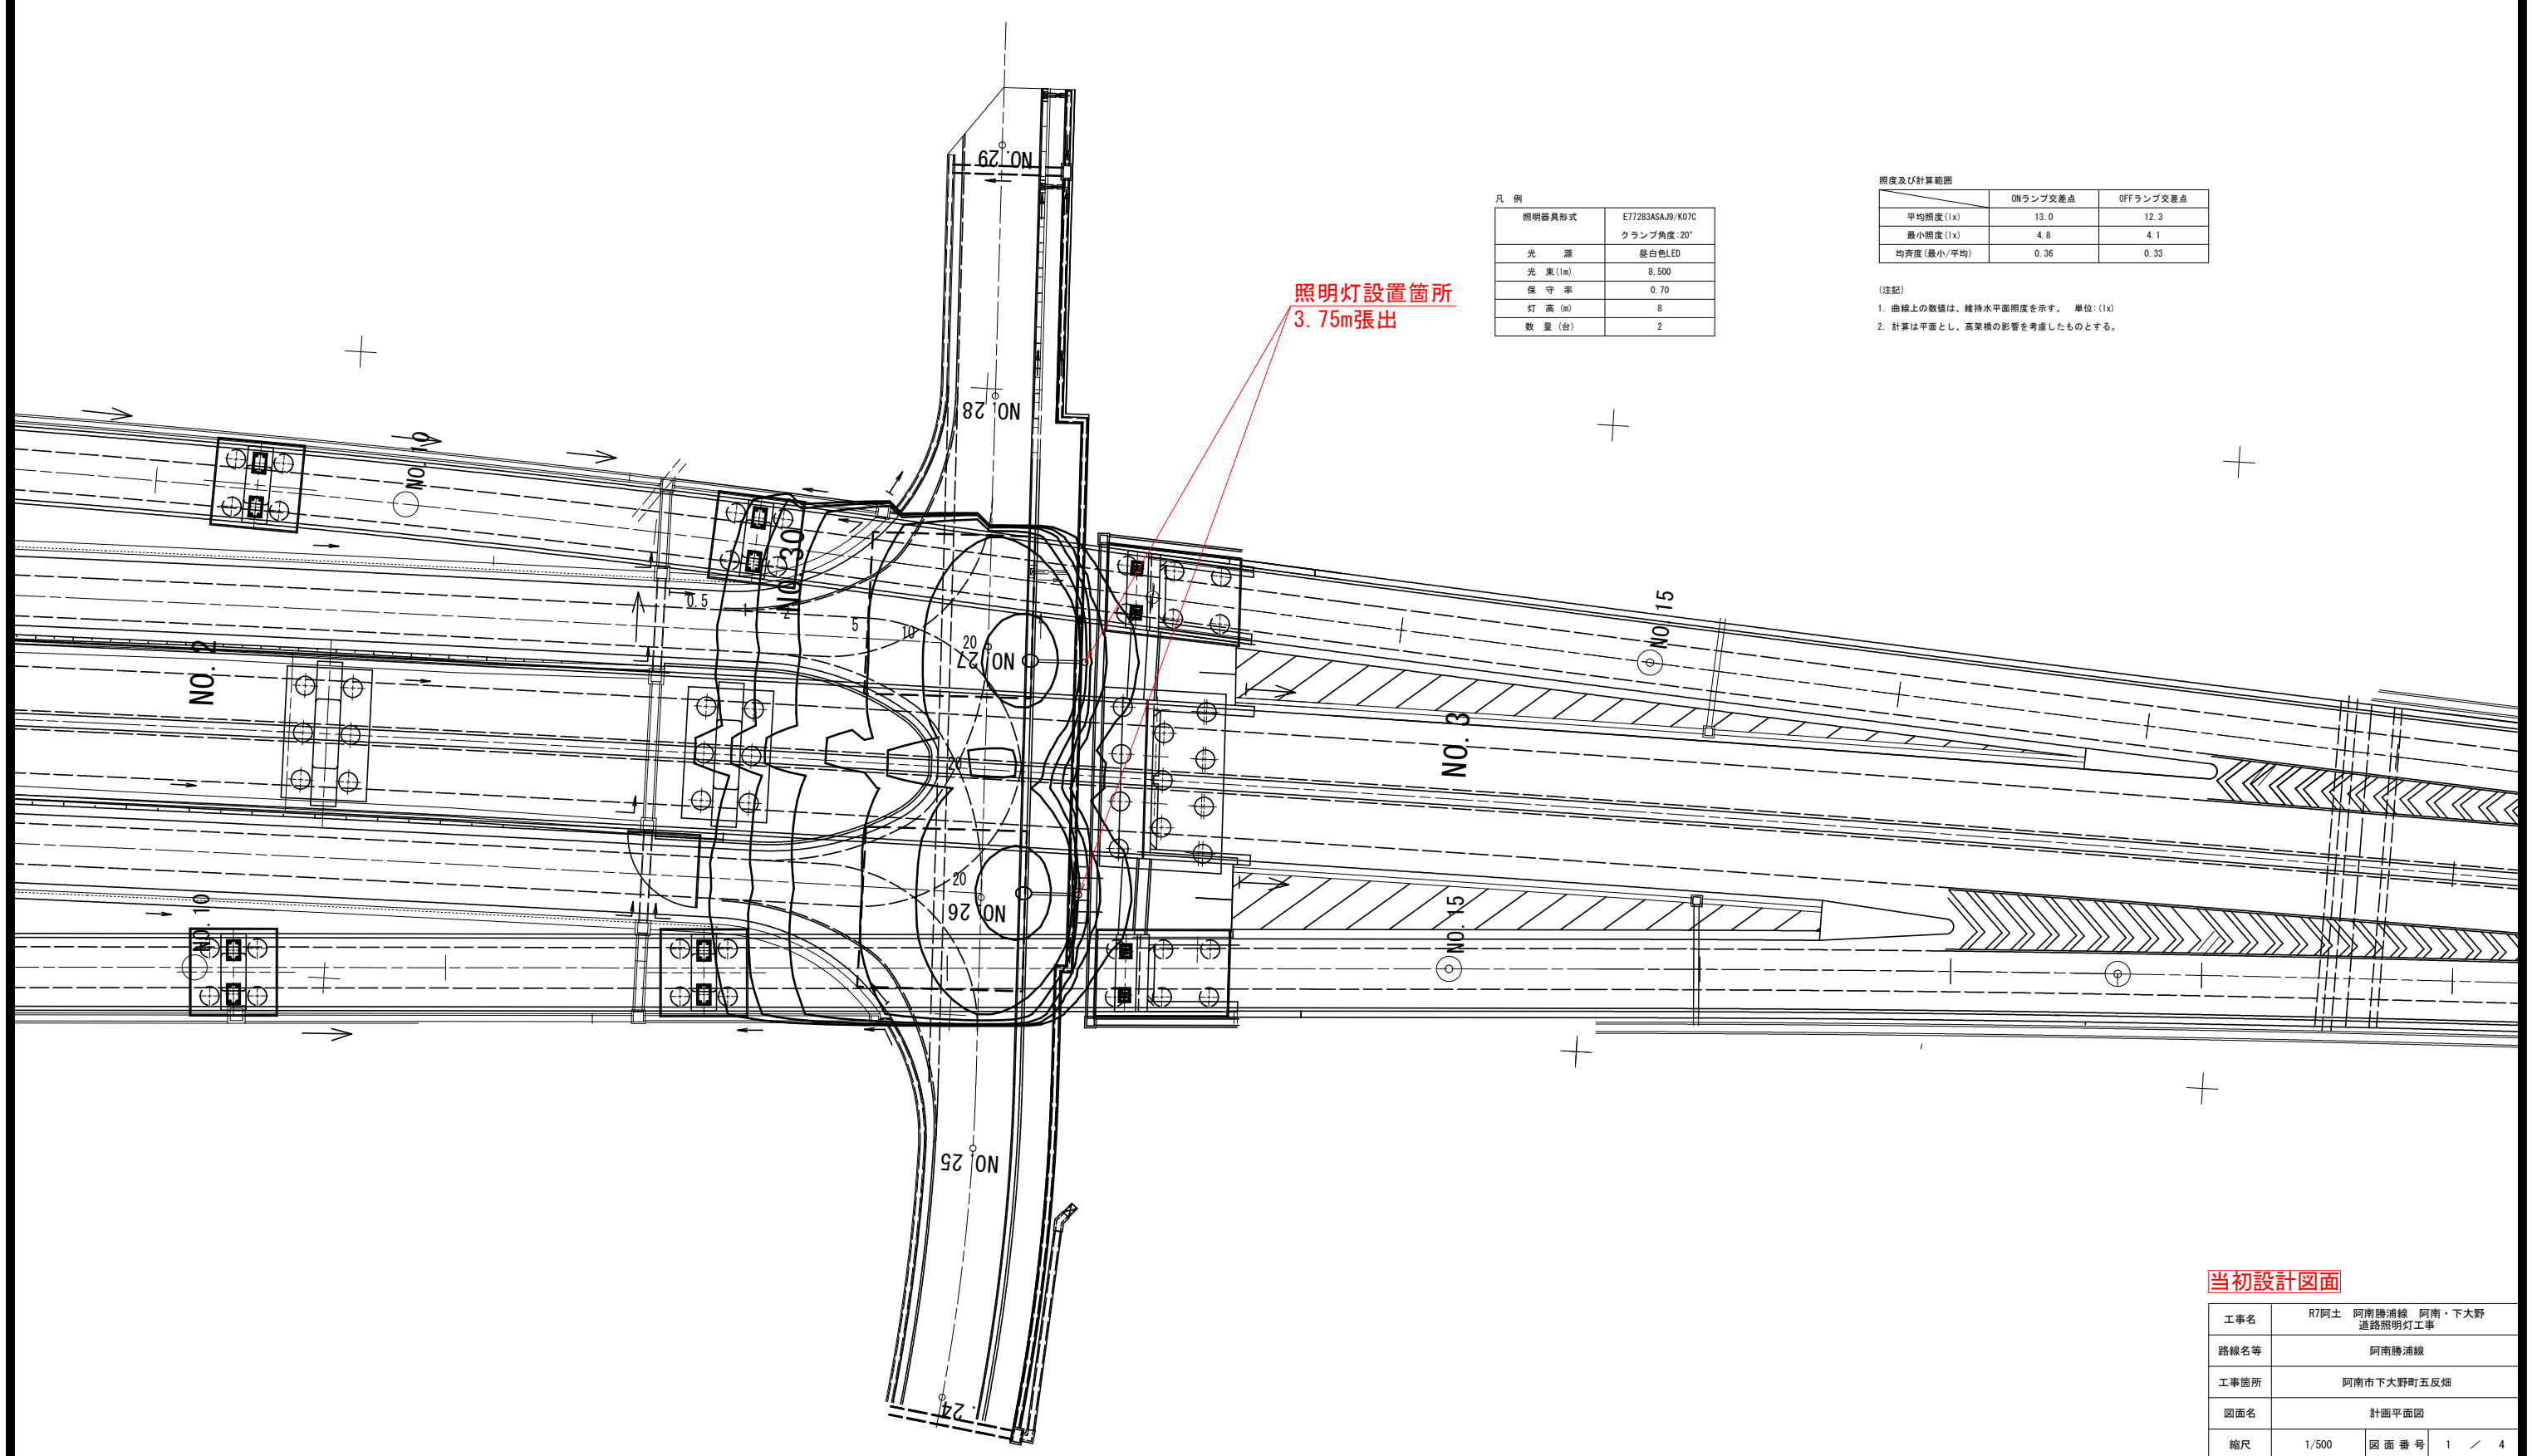

凡 例

照明器具形式	E77263ASAJB/K07C
光 源	昼白色LED
光 束 (lm)	8,500
保 守 率	0.70
灯 高 (m)	8
数 量 (台)	2

照度及び計算範囲

	ONランプ交差点	OFFランプ交差点
平均照度 (lx)	13.0	12.3
最小照度 (lx)	4.8	4.1
均斉度 (最小/平均)	0.36	0.33


(注記)
1. 曲線上の数値は、維持水平面照度を示す。 単位: (lx)
2. 計算は平面とし、高架橋の影響を考慮したものとする。

当初設計図面


工事名	R7阿土 阿南勝浦線 阿南・下大野 道路照明灯工事		
路線名等	阿南勝浦線		
工事箇所	阿南市下大野町五反畑		
図面名	計画平面図		
縮尺	1/500	図 面 番 号	1 / 4
会社名			
事業者名	徳島県南部総合県民局県土整備部<阿南>		

配線平面図 S=1:500

阿南IC追加ランプ・市道渡り上り2号線交差点

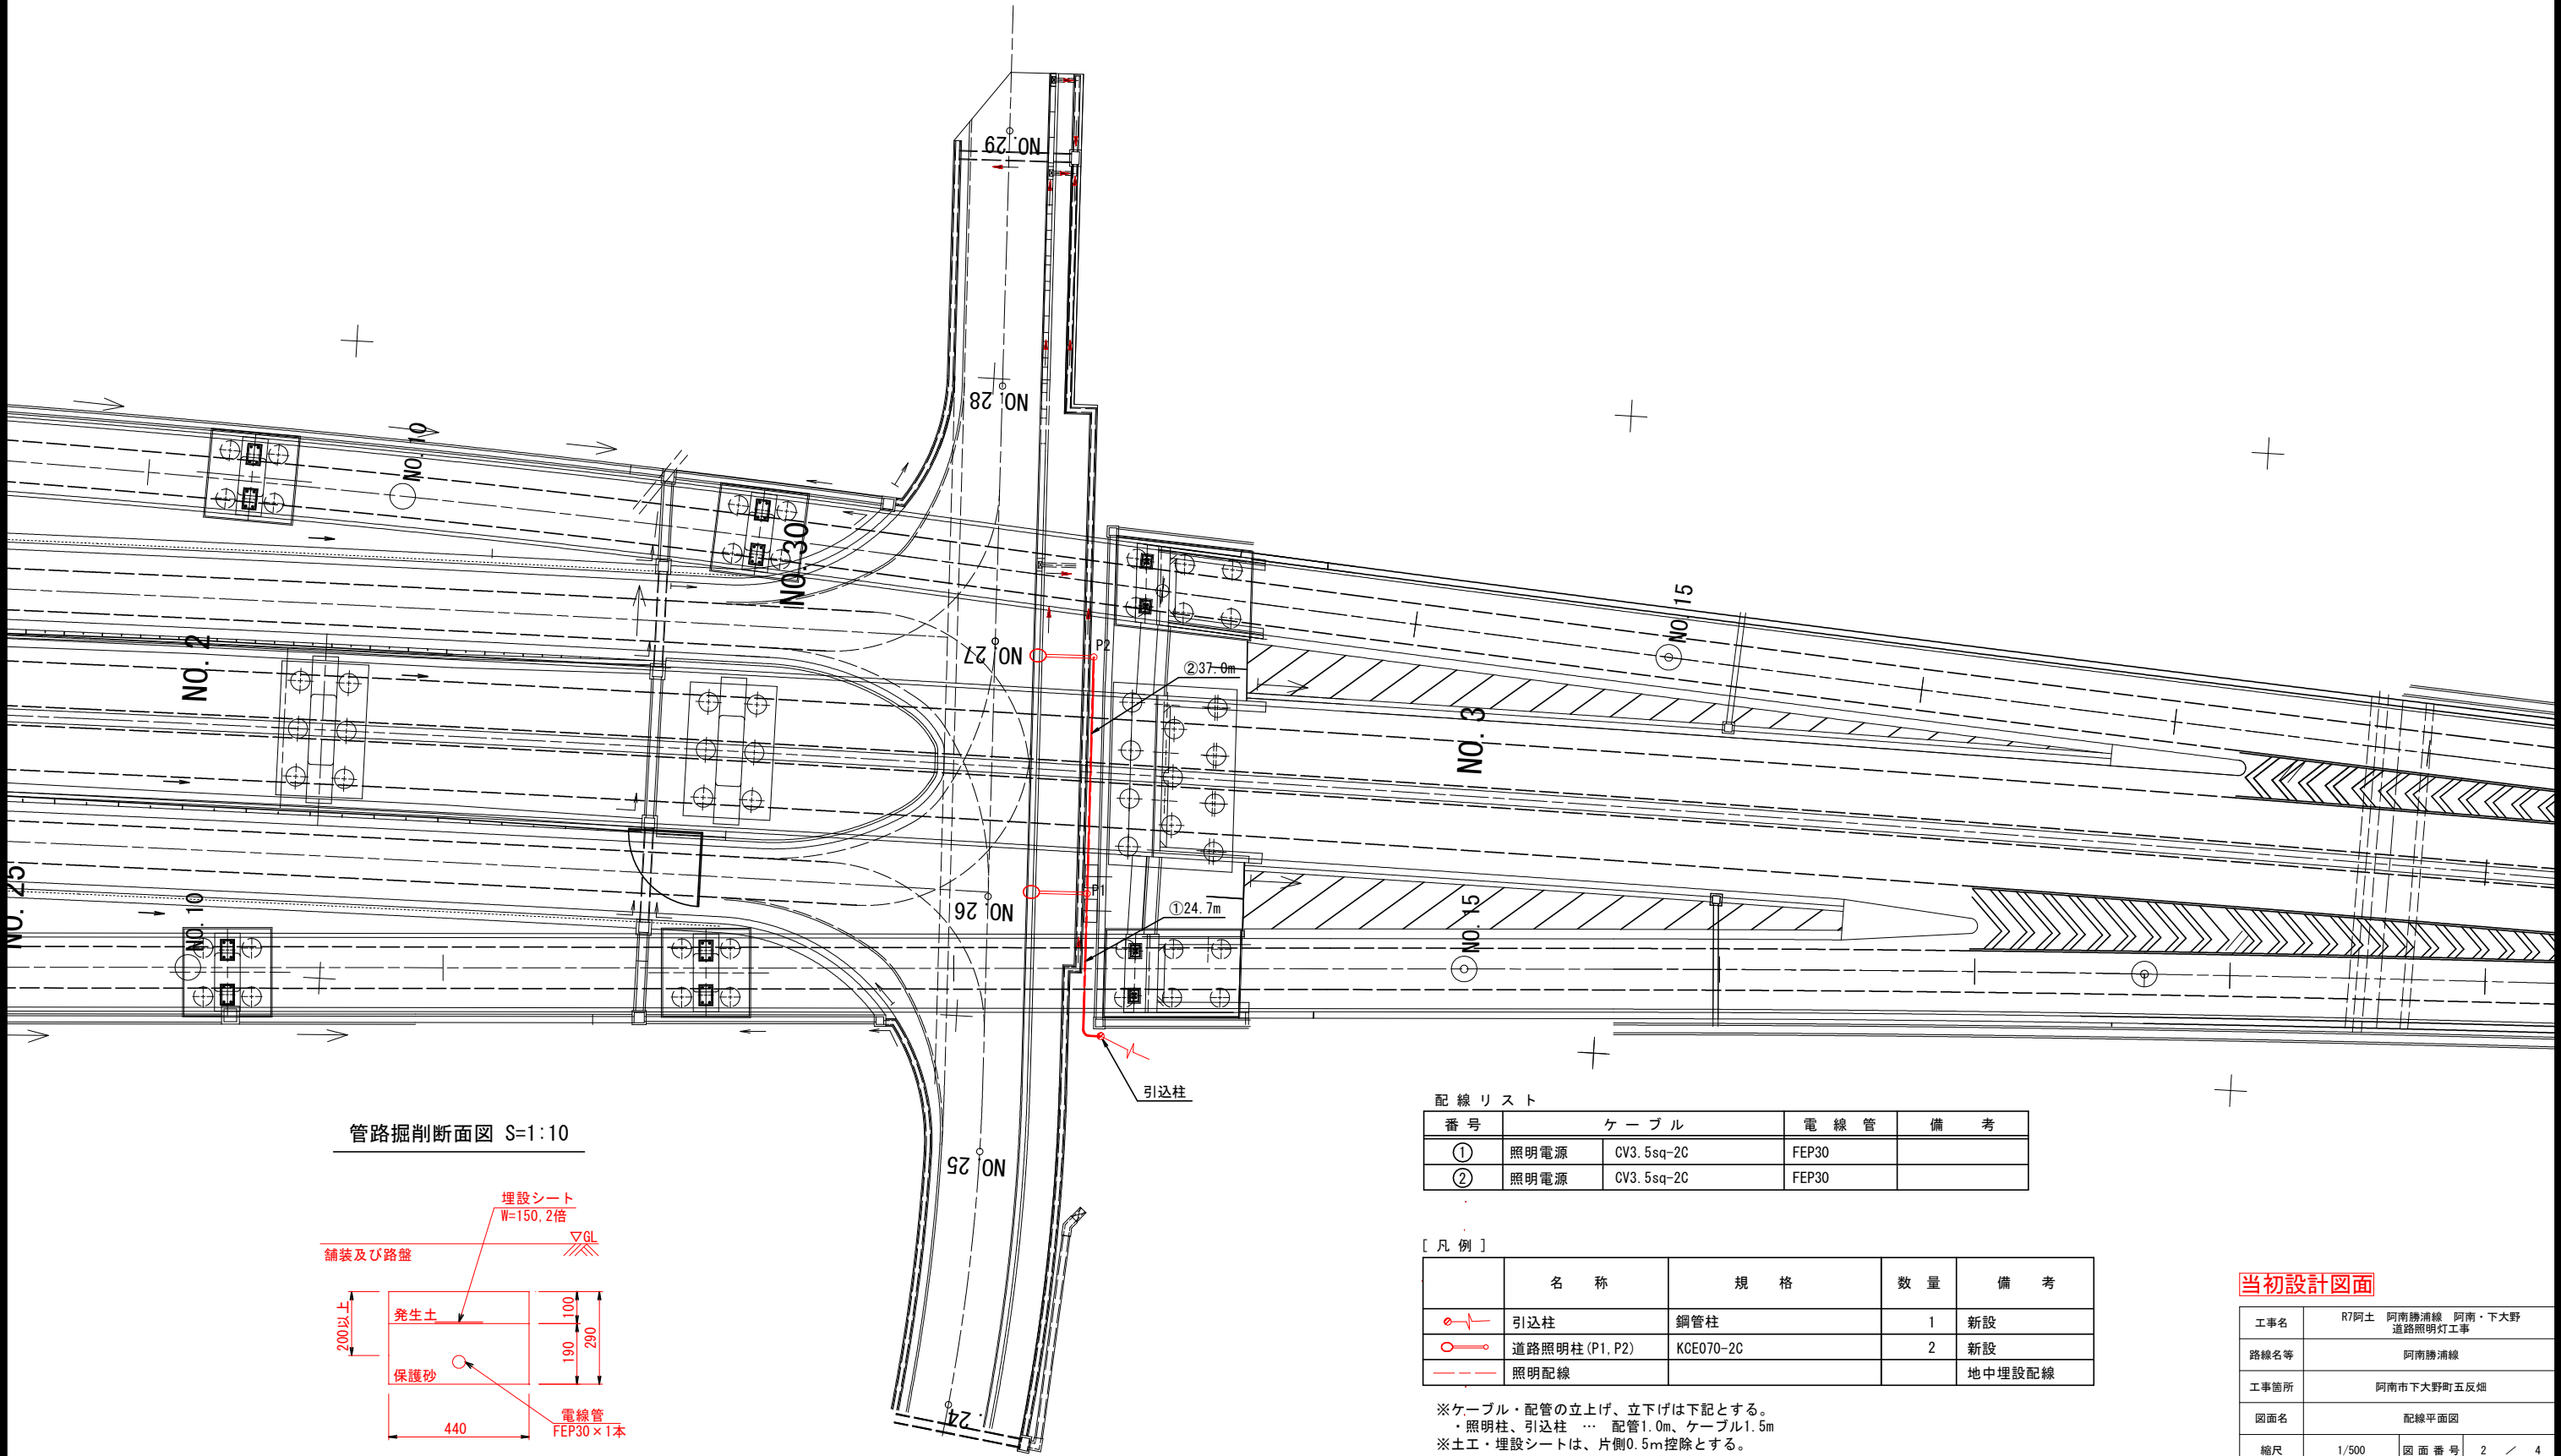

管路掘削断面図 S=1:10

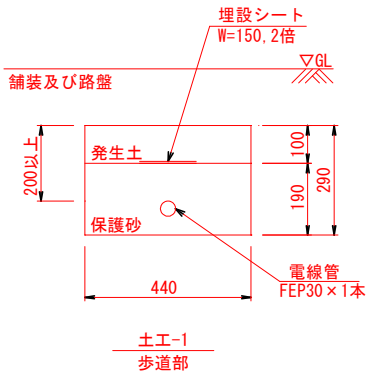

配線リスト

番号	ケーブル	電線管	備考
①	照明電源	CV3.5sq-2C	FEP30
②	照明電源	CV3.5sq-2C	FEP30

[凡 例]

	名 称	規 格	数 量	備 考
	引込柱	鋼管柱	1	新設
	道路照明柱 (P1, P2)	KCE070-2C	2	新設
	照明配線			地中埋設配線


※ケーブル・配管の立上げ、立下げは下記とする。
・照明柱、引込柱 … 配管1.0m、ケーブル1.5m
※土工・埋設シートは、片側0.5m控除とする。

当初設計図面


工事名	R7阿土 阿南勝浦線 阿南・下大野 道路照明灯工事			
路線名等	阿南勝浦線			
工事箇所	阿南市下大野町五反畑			
図面名	配線平面図			
縮尺	1/500	図面番号	2	／ 4
会社名				
事業者名	徳島県南部総合県民局県土整備部<阿南>			

(参考図) 引込柱構造図
阿南IC追加ランプ・市道渡り上り2号線交差点


引込柱姿図 S=1:20

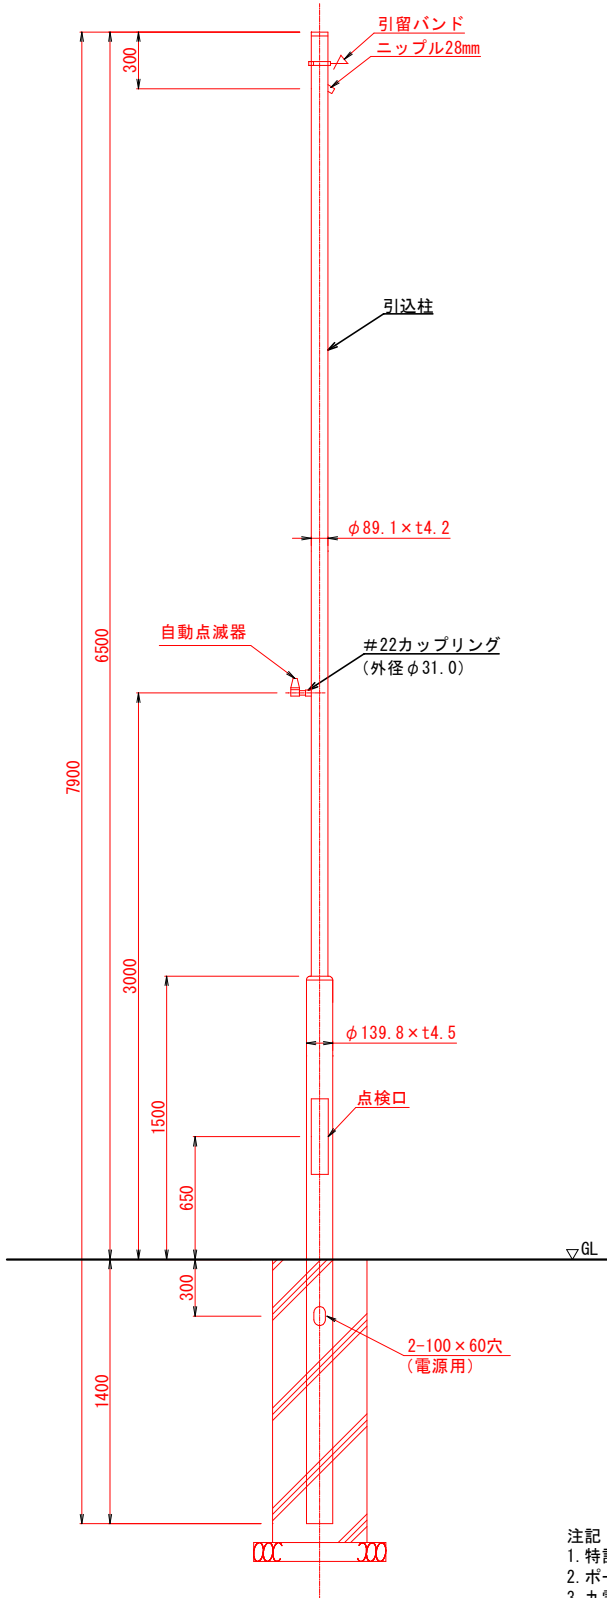

ポール内結線図 S=NON

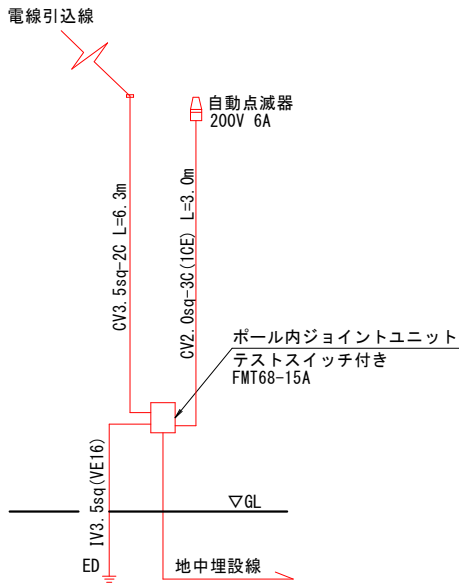

基礎詳細図(参考) S=1:20
φ500×1500

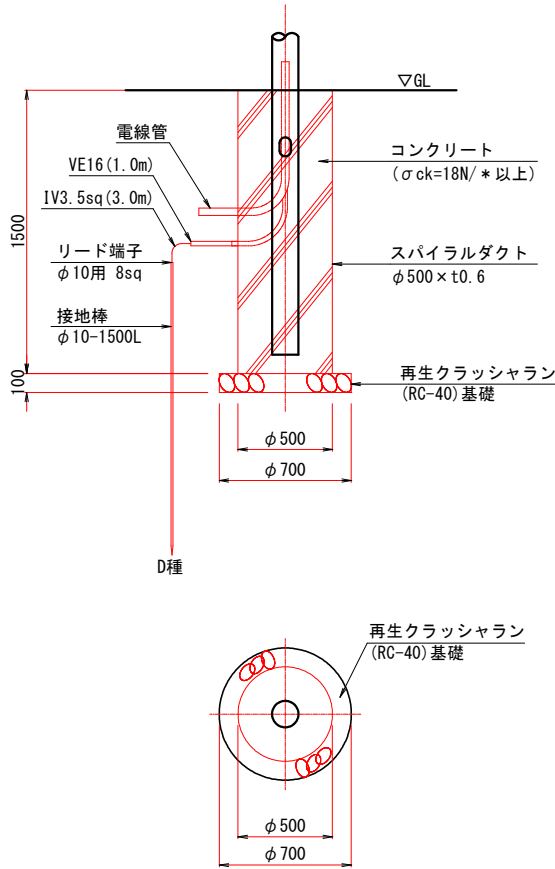

当初設計図面

工事名	R7阿土 阿南勝浦線 阿南・下大野 道路照明灯工事			
路線名等	阿南勝浦線			
工事箇所	阿南市下大野町五反畑			
図面名	(参考図) 引込柱構造図			
縮尺	図 示	図 面 番 号	4	/ 4
会社名				
事業者名	徳島県南部総合県民局県土整備部<阿南>			

注記
1. 特記無きポールの材質は、SS400又はSTK400・STKR400とする。
2. ポールの表面処理は、溶融亜鉛めっき (JIS H8641 HDZT) とする。
3. 九電柱は10.0m以内を想定している。