


照明計画平面図

S=1:200

Cコート

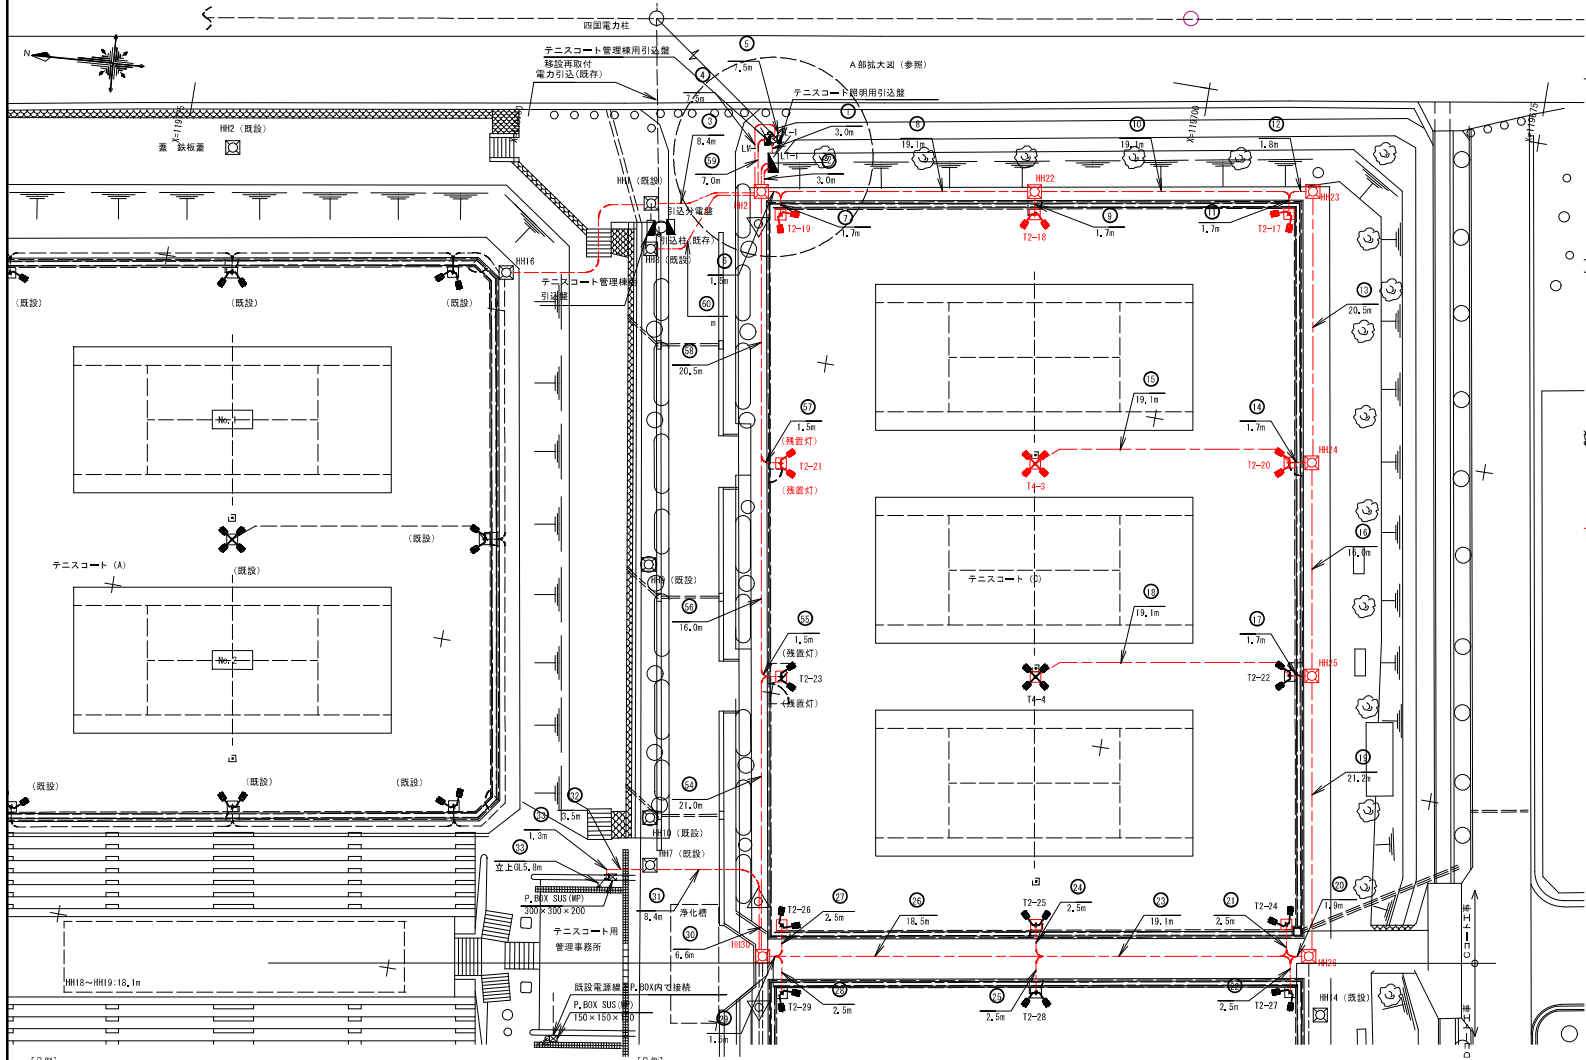

[凡例]

記号	名称	規格	数量	備考
	新設2灯用照明柱	定格光通量: 57400lm 消費電力: 420W (200V)	10基	・Cコート T2-17~T2-26
	新設4灯用照明柱	定格光通量: 57400lm 消費電力: 420W (200V)	2基	・Cコート T4-3, T4-4


[凡例]

記号	名称	規格	数量	備考
	新設ハンドポール	H1-6 (数量R2K-60)	1基	・H130
	新設ハンドポール	H2-6 (数量R2K-60)	6基	・H121, H122, H123 H124, H125, H126

テニスコートLED照明灯 (4灯用) N=1基
テニスコートLED照明灯 (2灯用) N=5基

A部拡大図

S=1:120

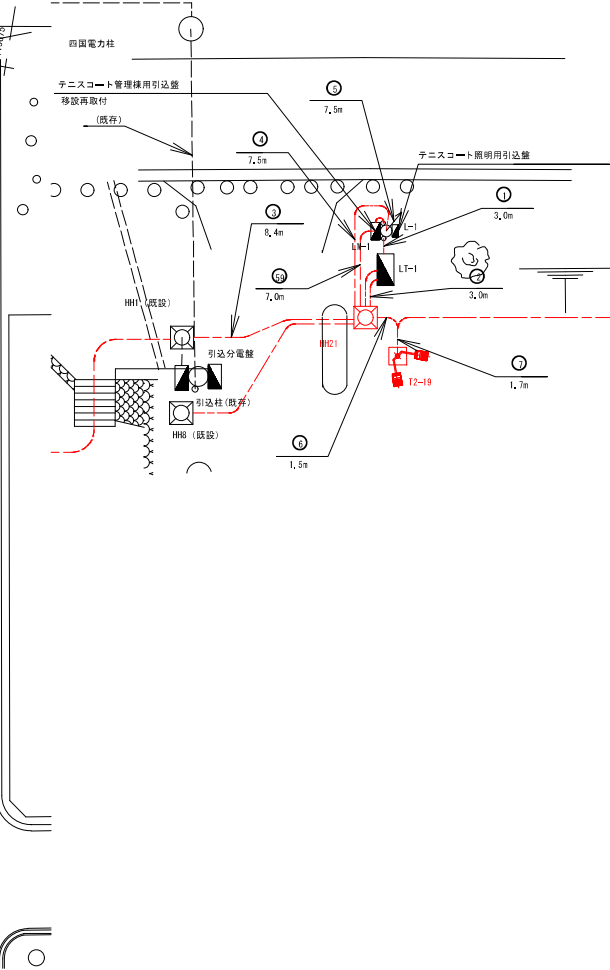

当初設計

工事名	R7徳土 蔵本公園 徳・庄町1 テニスコート照明設備工事(3)
路線名等	蔵本公園
工事箇所	徳島市庄町1丁目(第3分画)
図面名	照明計画平面図 Cコート
縮尺	1:200 図面番号 1 / 12
会社名	
事業名	徳島県東部浄土整備局(徳島庁舎)

Cコート配線リスト(1)

記 号	回路No.	配 線	配 管	備 考	
①	分岐	FM-DE5, 5aφ30	FEP5S	・ A B コート工事にて敷設された既設引込分岐室よりの配線を照明分岐室L1-1へ接続する。IH1～IH21～L1-1までの配線全長分は、IH1、IH16内の結束金具を箱内より引渡を行い、IH1～H21～L1-1までの新設管路へ入線を行う。	
		FM-DE5, 5aφ30	既設角FEP50		
		FM-DE5, 5aφ30	既設角FEP50		
	No.2	FM-DE5, 5aφ30	既設角FEP50		
		FM-DE5, 5aφ30	既設角FEP50		
	No.3	FM-DE5, 5aφ30	既設角FEP50		
		FM-DE5, 5aφ30	既設角FEP50		
	No.4	FM-DE5, 5aφ30	既設角FEP50		
		FM-DE5, 5aφ30	既設角FEP50		
	No.5	FM-DE5, 5aφ30	既設角FEP50		
②		FM-DE5, 5aφ30	既設角FEP50	配線はDコート工事	
		FM-DE5, 5aφ30	既設角FEP50		
	No.1	FM-DE5, 5aφ30	既設角FEP50		
		FM-DE5, 5aφ30	既設角FEP50		
	No.2	FM-DE5, 5aφ30	既設角FEP50		
		FM-DE5, 5aφ30	既設角FEP50		
	No.3	FM-DE5, 5aφ30	既設角FEP50		
		FM-DE5, 5aφ30	既設角FEP50		
	No.11	FM-DE5, 5aφ30	既設角FEP50		
		FM-DE5, 5aφ30	既設角FEP50		
③	分岐	FM-DE5, 5aφ30	既設角FEP50	・ A B コート工事にて敷設された既設引込分岐室よりの配線を照明分岐室L1-1へ接続する。IH1～IH21～L1-1までの配線全長分は、IH1、IH16内の結束金具を箱内より引渡を行い、IH1～H21～L1-1までの新設管路へ入線を行う。	
		FM-DE5, 5aφ30	既設角FEP50		
	分岐	FM-DE5, 5aφ30	既設角FEP50		
		FM-DE5, 5aφ30	既設角FEP50		
	分岐	FM-DE5, 5aφ30	既設角FEP50		
		FM-DE5, 5aφ30	既設角FEP50		
	No.2	FM-DE5, 5aφ30	既設角FEP50		
		FM-DE5, 5aφ30	既設角FEP50		
	No.3	FM-DE5, 5aφ30	既設角FEP50		
		FM-DE5, 5aφ30	既設角FEP50		
④		○	FEP50	通信回線用空配管	
		○	FEP50	通信回線用空配管	
		○	FEP50	通信回線用空配管	
⑤	分岐	FM-DE5, 5aφ30	○	DE-6, 6φまで	・ 配線は引込管分岐室φ3込置
		○	○	DE-6, 6φまで	・ 外部契約通信用空配管
		○	○	DE-6, 6φまで	・ 外部契約通信用空配管
⑥	No.5	FM-DE5, 5aφ30	既設角FEP50	配線はDコート工事	
		FM-DE5, 5aφ30	既設角FEP50		
	No.7	FM-DE5, 5aφ30	既設角FEP50		
		FM-DE5, 5aφ30	既設角FEP50		
	No.9	FM-DE5, 5aφ30	既設角FEP50		
		FM-DE5, 5aφ30	既設角FEP50		
	No.10	FM-DE5, 5aφ30	既設角FEP50		
		FM-DE5, 5aφ30	既設角FEP50		
	分岐	FM-DE5, 5aφ30	既設角FEP50		
		FM-DE5, 5aφ30	既設角FEP50		
⑦	分岐	FM-DE5, 5aφ30	既設角FEP50	・ A B コート工事にて敷設された既設引込分岐室よりの配線を照明分岐室L1-1へ接続する。IH1～IH21～L1-1までの配線全長分は、IH1、IH16内の結束金具を箱内より引渡を行い、IH1～H21～L1-1までの新設管路へ入線を行う。	
		FM-DE5, 5aφ30	既設角FEP50		
	分岐	FM-DE5, 5aφ30	既設角FEP50		
		FM-DE5, 5aφ30	既設角FEP50		
	分岐	FM-DE5, 5aφ30	既設角FEP50		
		FM-DE5, 5aφ30	既設角FEP50		
	分岐	FM-DE5, 5aφ30	既設角FEP50		
		FM-DE5, 5aφ30	既設角FEP50		
	分岐	FM-DE5, 5aφ30	既設角FEP50		
		FM-DE5, 5aφ30	既設角FEP50		
⑧	No.5	FM-DE5, 5aφ30	FEP50	分岐部で角丸変換	
		FM-DE5, 5aφ30	FEP50	分岐部で角丸変換	
		FM-DE5, 5aφ30	FEP50	分岐部で角丸変換	
⑨	No.5	FM-DE5, 5aφ30	FEP50	分岐部で角丸変換	
		FM-DE5, 5aφ30	FEP50	分岐部で角丸変換	
		FM-DE5, 5aφ30	FEP50	分岐部で角丸変換	
⑩	No.5	FM-DE5, 5aφ30	FEP50	分岐部で角丸変換	
		FM-DE5, 5aφ30	FEP50	分岐部で角丸変換	
		FM-DE5, 5aφ30	FEP50	分岐部で角丸変換	

[illegible][illegible]

特記記載が無い配管は本工事とする。

 ※本工事対象外工事範囲

当初設計

工 事 名	R7橋上 蔵本公園 徳・庄町！ テニスコート照明設備工事（3）		
路線名等	蔵本公園		
工事箇所	徳島市庄町1丁目（第3分劃）		
図 面 名	Cコト配線リスト(1)		
縮 尺	—	図面番号	2 / 12
会 社 名			
事業者名	徳島県東部県土整備局(徳島庁)		

Cコート配線コート(2)

記号	回路No.	配線	配管	備考
①	No. 11	FE-c33, 5ae-50 FE-c33, 5ae-50	FEF50	配線・配管が同一工事
	12-1	FE-c33, 5ae-150	管巻角FEF50	管巻角配管(150°)
	12-2	FE-c33, 5ae-150	管巻角FEF50	管巻角配管(150°)
	12-3	FE-c33, 5ae-200	管巻角FEF50	管巻角配管(200°)
	12-4	FE-c33, 5ae-200	管巻角FEF50	管巻角配管(200°)
②	管巻角5分間	管巻角FEF50	管巻角配管	
	管巻角5分間	管巻角FEF50	管巻角配管	
	管内配管	管巻角FEF50	管巻角配管	
		管巻角FEF50	管巻角配管	
		管巻角FEF50	管巻角配管	
③	12-1	FE-c33, 5ae-150	管巻角FEF50	管巻角配管(150°)
	12-2	FE-c33, 5ae-150	管巻角FEF50	管巻角配管(150°)
	12-3	FE-c33, 5ae-200	管巻角FEF50	管巻角配管(200°)
	12-4	FE-c33, 5ae-200	管巻角FEF50	管巻角配管(200°)
	管巻角5分間	管巻角FEF50	管巻角配管	
④	管巻角5分間	管巻角FEF50	管巻角配管	
	管内配管	管巻角FEF50	管巻角配管	
		管巻角FEF50	管巻角配管	
		管巻角FEF50	管巻角配管	
		管巻角FEF50	管巻角配管	
⑤	No. 10	FE-c33, 5ae-50 FEF50	FEF50	管巻角配管
⑥	No. 10	FE-c33, 5ae-50 FEF50	FEF50	管巻角配管
⑦	No. 10	FE-c33, 5ae-50 FEF50	FEF50	管巻角配管
⑧	No. 10	FE-c33, 5ae-50 FEF50	FEF50	管巻角配管
⑨	No. 10	FE-c33, 5ae-50 FEF50	FEF50	管巻角配管
⑩	No. 5	EW-c33, 5ae-20 FE-c33, 5ae-20	FEF50	分岐部で曲り変換
	No. 5	FE-c33, 5ae-20	管巻角FEF50	
	No. 10	FE-c33, 5ae-50 FE-c33, 5ae-50	管巻角FEF50	
	管巻	管巻角FEF50	管巻角配管	
	No. 5	FE-c33, 5ae-20	管巻角FEF50	
⑪	No. 10	FE-c33, 5ae-50 FE-c33, 5ae-50	管巻角FEF50	
	No. 10	FE-c33, 5ae-50 管巻	管巻角FEF50	管巻角配管
	No. 5	FE-c33, 5ae-20	管巻角FEF50	
	No. 10	FE-c33, 5ae-50 FE-c33, 5ae-50	管巻角FEF50	
	管巻	管巻角FEF50	管巻角配管	
⑫	No. 5	FE-c33, 5ae-20 FE-c33, 5ae-20	管巻角FEF50	12-26
	No. 5	FE-c33, 5ae-20 FE-c33, 5ae-20	管巻角FEF50	12-31 配線はロコット工事
	No. 5	FE-c33, 5ae-20 FE-c33, 5ae-20	管巻角FEF50	12-28
	No. 10	FE-c33, 5ae-50 FE-c33, 5ae-50	管巻角FEF50	12-31, 33
	No. 10	FE-c33, 5ae-50 FE-c33, 5ae-50	管巻角FEF50	12-33
⑬	No. 5	FE-c33, 5ae-20 FE-c33, 5ae-20	管巻角FEF50	12-36
	No. 5	FE-c33, 5ae-20 FE-c33, 5ae-20	管巻角FEF50	機置灯
	No. 5	FE-c33, 5ae-20 FE-c33, 5ae-20	管巻角FEF50	機置灯
	No. 5	FE-c33, 5ae-20 FE-c33, 5ae-20	管巻角FEF50	12-26
	No. 5	FE-c33, 5ae-20 FE-c33, 5ae-20	管巻角FEF50	12-31 配線はロコット工事
⑭	No. 5	FE-c33, 5ae-20 FE-c33, 5ae-20	管巻角FEF50	12-28
	No. 5	FE-c33, 5ae-20 FE-c33, 5ae-20	管巻角FEF50	12-31, 33
	No. 10	FE-c33, 5ae-50 FE-c33, 5ae-50	管巻角FEF50	12-33
	No. 10	FE-c33, 5ae-50 FE-c33, 5ae-50	管巻角FEF50	12-36
	管巻角	管巻角FEF50	管巻角配管	
⑮	No. 5	FE-c33, 5ae-20 FE-c33, 5ae-20	管巻角FEF50	機置灯
	No. 5	FE-c33, 5ae-20 FE-c33, 5ae-20	管巻角FEF50	12-21
	No. 5	FE-c33, 5ae-20 FE-c33, 5ae-20	管巻角FEF50	機置灯
	No. 5	FE-c33, 5ae-20 FE-c33, 5ae-20	管巻角FEF50	12-26
	No. 5	FE-c33, 5ae-20 FE-c33, 5ae-20	管巻角FEF50	12-31 配線はロコット工事
⑯	No. 5	FE-c33, 5ae-20 FE-c33, 5ae-20	管巻角FEF50	12-28
	No. 5	FE-c33, 5ae-20 FE-c33, 5ae-20	管巻角FEF50	12-31
	No. 5	FE-c33, 5ae-20 FE-c33, 5ae-20	管巻角FEF50	12-28
	No. 5	FE-c33, 5ae-20 FE-c33, 5ae-20	管巻角FEF50	12-31, 33
	No. 10	FE-c33, 5ae-50 FE-c33, 5ae-50	管巻角FEF50	12-33
⑰	12-1, 2, 3, 4	FE-c33, 5ae-150 FE-c33, 5ae-150	管巻角FEF50	引込柱(引込壁移設) ～H21
	管巻角	管巻角FEF50	管巻角FEF50	
⑱	12-1, 2, 3, 4	FE-c33, 5ae-150 FE-c33, 5ae-150	管巻角FEF50	H21～(脱酸) 機置
⑳	No. 5	FE-c33, 5ae-20	管巻角FEF50	

特記記載が無い配管は本工事とする。




※本工事対象外工事範囲


当初設計

工 事 名	R7 徳土 墓本公園 徳・庄町1 テニスコート照明改修工事（3）		
経 理 名	蔵本公園		
工事箇所	徳島市庄町1丁目（第3分劃）		
図 面 名	Cコート配線リスト(2)		
縮 尺	—	図面番号	3 / 12
会 社 名			
事業者名	徳島県東部県土整備局（徳島庁会）		


S=NON

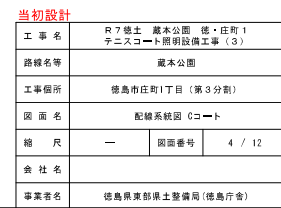


管路掘削断面図（1） S=1:10

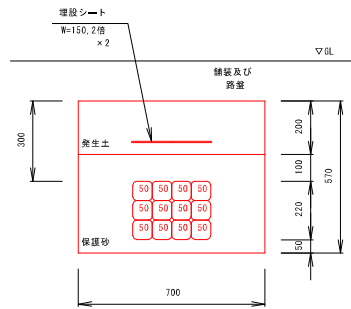


土工-1
難燃角FEP50×12本

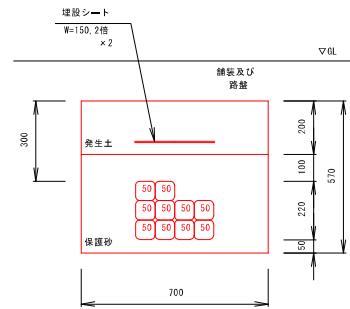


土工-2
難燃角FEP50×10本

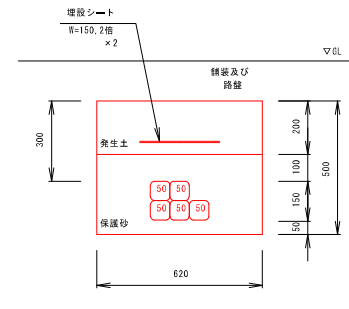


土工-3
難燃角FEP50×5本

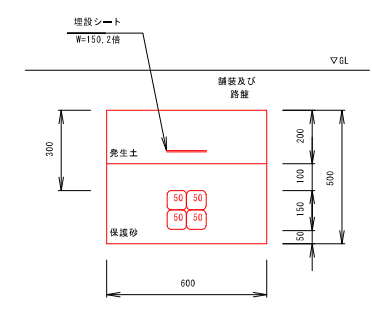


土工-4
難燃角FEP50×4本

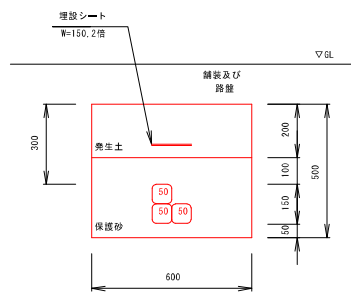


土工-5
難燃角FEP50×3本

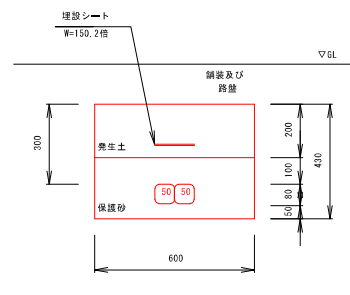


土工-6
難燃角FEP50×2本

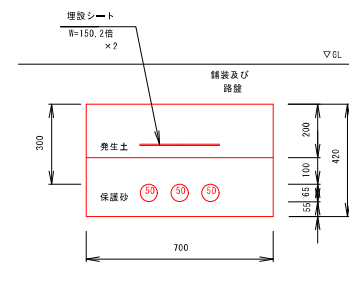


土工-7
FEP50×3本

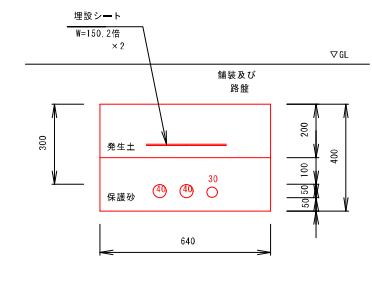


土工-8
FEP40×2本
FEP30×1本

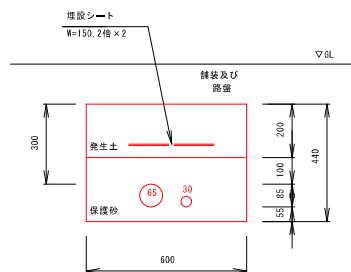

土工-9
FEP65×1本
FEP30×1本

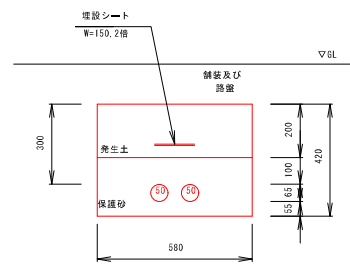

土工-10
FEP50×2本

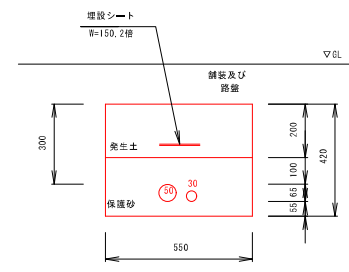


土工-11
FEP50×1本
FEP30×1本


当初設計

工事名	R7徳土 蔵本公園 徳・庄町1 テニスコート照明設備工事(3)		
路線名等	蔵本公園		
工事場所	徳島市庄町1丁目(第3分画)		
図面名	管路掘削断面図(1)		
縮尺	1:10	図面番号	5 / 12
会社名			
事業名	徳島県東部県土整備局(徳島庁舎)		


管路掘削断面図（2） S=1:10

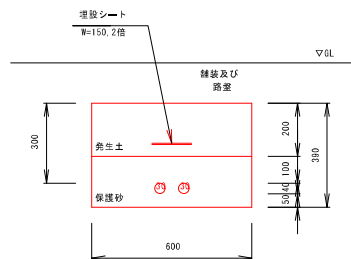


土工-12
FEP30 × 2本

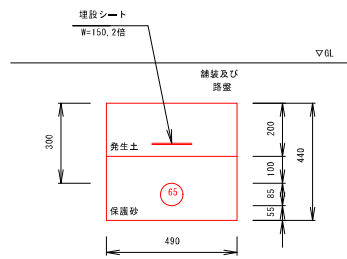


土工-13
FEP65 × 1本

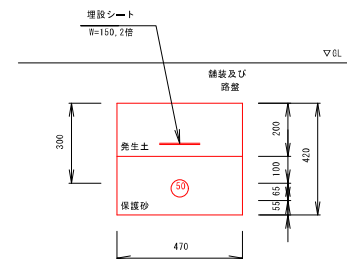


土工-14
FEP50 × 1本

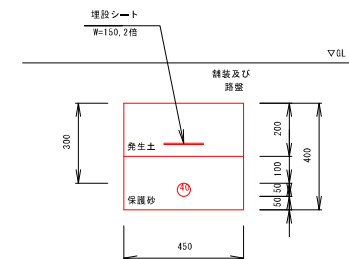

土工-15
FEP40 × 1本

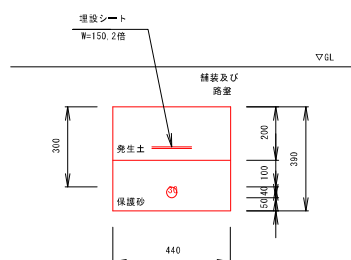

土工-16
FEP30 × 1本

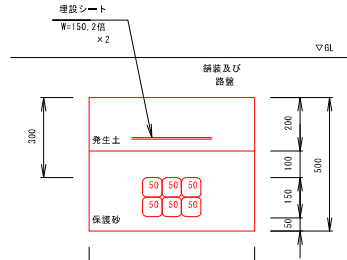


土工-17
難燃角FEP50 × 6本


当初設計

工事名	R7 徳土 蔵本公園 徳・庄町1 テニスコート照明設備工事(3)		
路線名等	蔵本公園		
工事箇所	徳島市庄町1丁目(第3分画)		
図面名	管路掘削断面図(2)		
縮尺	1:10	図面番号	6 / 12
会社名			
事業名	徳島県東部県土整備局(徳島庁舎)		

ハンドホール構造図 S=1:10

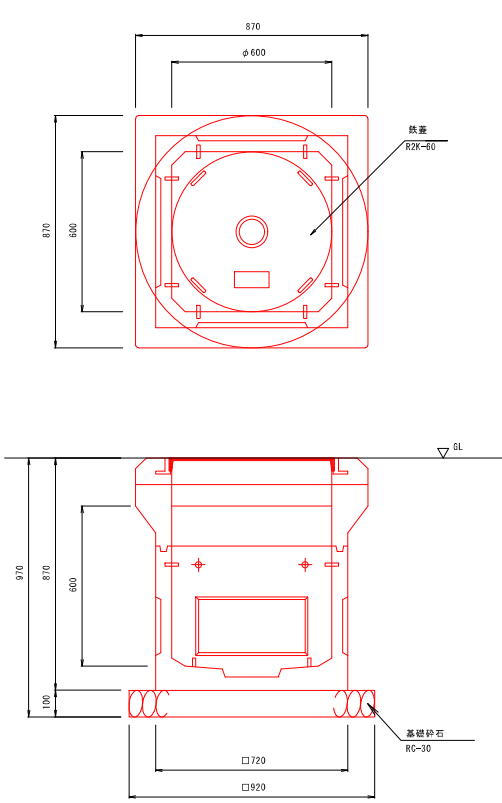

ハンドホール詳細図
H1-6 (鉄蓋)

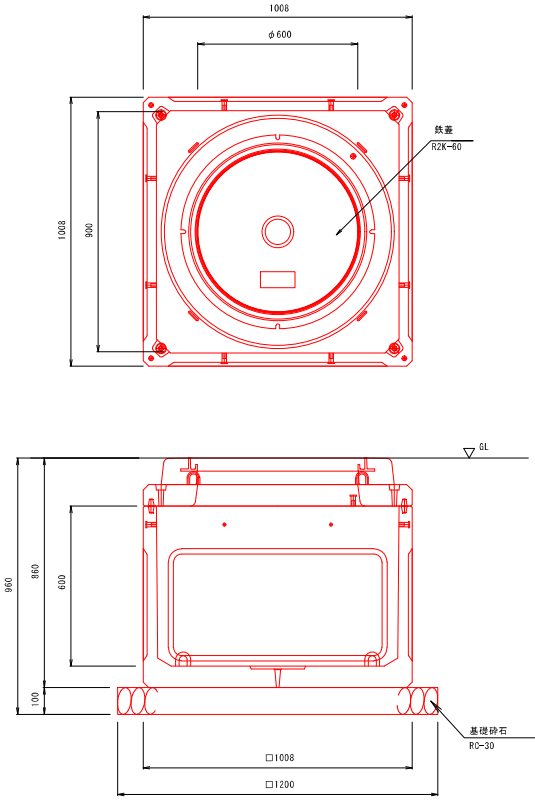



ハンドホール詳細図
H2-6 (鉄蓋)

当初設計			
工事名	R7 徳土 蔵本公園 徳・庄町1 テニスコート照明設備工事(3)		
路線名等	蔵本公園		
工事箇所	徳島市庄町1丁目(第3分画)		
図面名	ハンドホール構造図		
縮尺	1:10	図面番号	7 / 12
会社名			
事業名	徳島県東部準土整備局(徳島庁舎)		

照明分電盤図 S=1 : 20

(LT-1)


テニス照明分電盤 (LT-1)

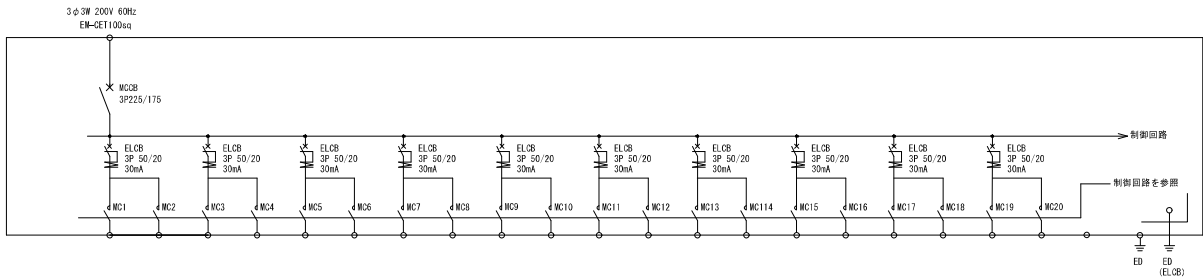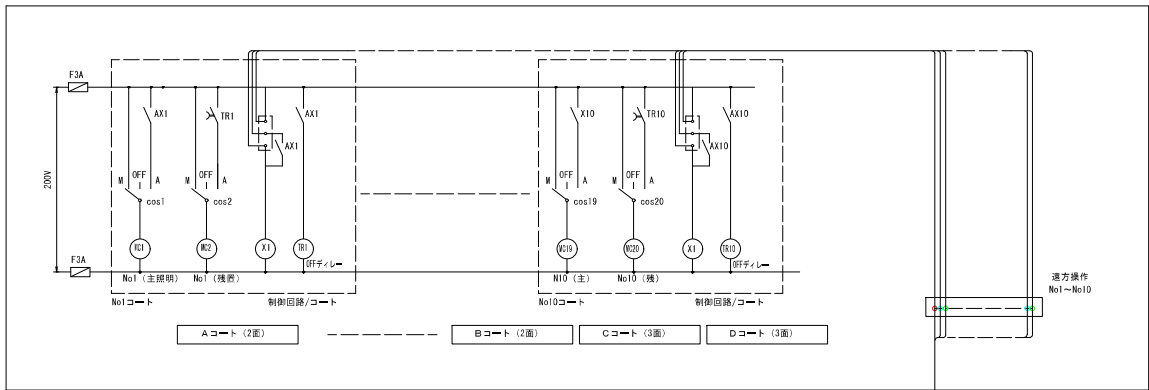

コート番号	Aコート				Bコート				Cコート				Dコート						制御線		
	No1		No2		No3		No4		No5		No6		No7		No8		No9			No10	
負荷名称	主照明	残照灯	主照明	残照灯	主照明	残照灯	主照明	残照灯	主照明	残照灯	主照明	残照灯	主照明	残照灯	主照明	残照灯	主照明	残照灯	主照明	残照灯	-
台数	9	1	9	1	9	1	9	1	9	1	7	1	9	1	9	1	7	1	7	1	
負荷容量 (KVA)	3,816	0,424	3,816	0,424	3,816	0,424	3,816	0,424	3,816	0,424	2,968	0,424	3,816	0,424	3,816	0,424	2,968	0,424	3,816	0,424	
負荷容量合計	4,24 (0,424×10ST)		4,24 (0,424×10ST)		4,24 (0,424×10ST)		4,24 (0,424×10ST)		4,24 (0,424×10ST)		3,392 (0,424×8ST)		4,24 (0,424×10ST)		4,24 (0,424×10ST)		3,392 (0,424×8ST)		4,24 (0,424×10ST)		
TOTAL 40,704KVA (≒40,71KVA)																					

TOTAL 40,704KVA (≒40,71KVA)

結線図

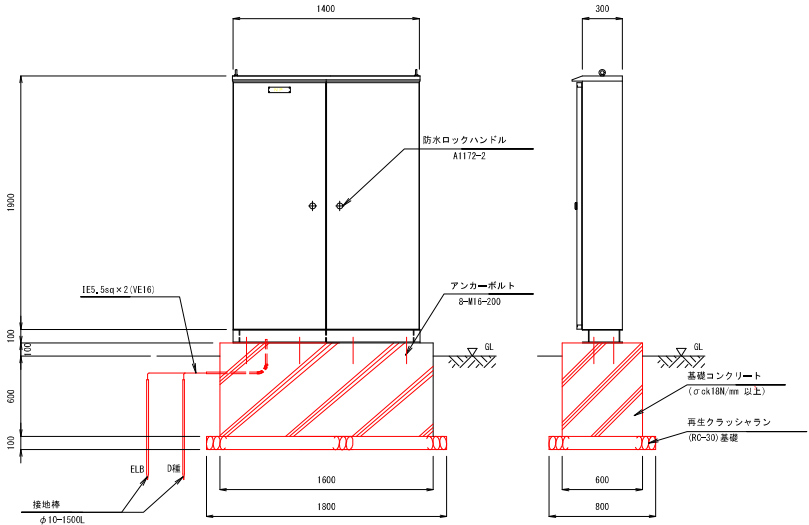

分電盤図 (LT-1) S=1 : 20

- 仕様
- 形式：屋外防水自立
 - 材質：SUS製 本体、厚み2.0以上
 - 仕上げ：指定色ポリエステル系樹脂粉体塗装仕上げ
 - 継仕様：A-1172-H 詳細は監理員の指示書。
 - その他：アンカーボルトについては、施工時に盤の構造に基づいた適切な形状のものを用いることとする。
- 基礎形状及び寸法は参考とする。

当初設計


工事名	R7陸上 蔵本公園 徳・庄町1
路線名等	テニスコート照明設備工事(3)
工事箇所	蔵本公園
図面名	徳島市庄町1丁目(第3分画)
縮尺	1:20
図面番号	照明分電盤図 (LT-1)
会社名	8 / 12
事業名	徳島県東部県土整備局(徳島庁舎)

テニスコート管理棟配管立面図


S=1:100

(Cコート工事)


南側立面図

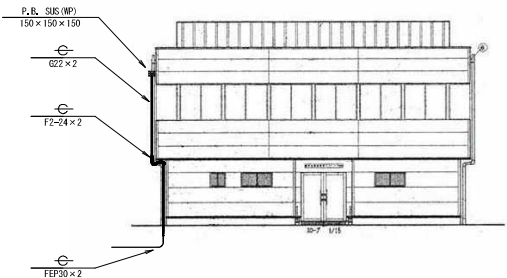


西側立面図

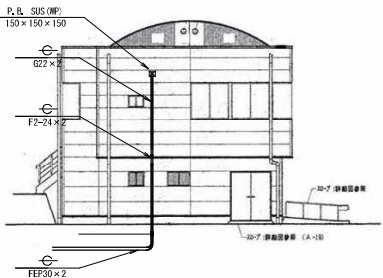

北側立面図

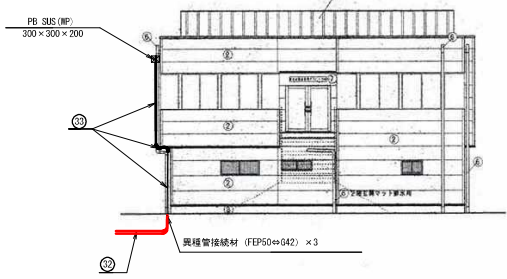

東側立面図

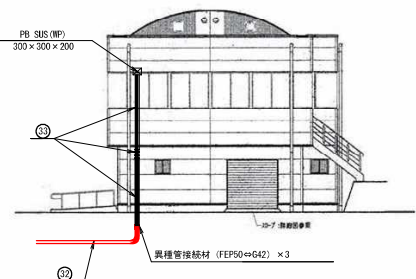

配線リスト

記号	回路No.	配線	配管	備考
②		EM-50-FB x 3	FEP50	
		EM-50-FB x 3	FEP50	
		EM-OE-S2, 0m-2C	FEP50	放送
		構内電話・放送		構内電話
③		EM-50-FB x 3	G42+F2-50	U+5.5m+1m, テニスコート管理棟外壁敷設
		EM-50-FB x 3	G42+F2-50	U+5.5m+1m, テニスコート管理棟外壁敷設
		EM-OE-S2, 0m-2C	G42+F2-50	放送
		構内電話・放送		構内電話

当初設計

工事名	R7徳土 蔵本公園 徳・庄町1 テニスコート照明設備工事(3)		
路線名等	蔵本公園		
工事箇所	徳島市庄町1丁目(第3分界)		
図面名	テニスコート管理棟配管立面図 (Cコート工事)		
縮尺	1:100	図面番号	9 / 12
会社名			
事業者名	徳島県東部県土整備局(徳島庁舎)		

既設構造物撤去・復旧平面図
C・Dコート

S=1:250


基準点一覧表				
点名	X座標	Y座標	標高	
K-1 (KGM, 1)	119725.770	93570.404	4.116	
K-2 (KGM, 2)	119582.272	93477.510	3.704	
H25 T-1	119776.303	93552.283	3.445	
H25 T-2	119739.115	93501.667	3.665	
H25 T-3	119694.261	93442.737	3.923	
H25 T-4	119655.328	93455.751	3.477	
H25 T-5	119625.047	93464.213	3.488	
H25 T-6	119588.382	93509.807	4.123	
H25 T-7	119636.525	93526.767	4.139	
H25 T-8	119646.306	93555.569	4.131	
H25 T-9	119686.312	93558.143	4.754	
H25 T-10	119623.901	93485.552	3.801	
H25 T-11	119670.679	93509.518	4.807	
H25 T-12	119724.157	93539.817	4.794	
I-1	119552.485	93511.536	-	
I-3	119504.685	93490.746	4.984	
I-4	119465.287	93543.581	4.093	
I-5	119464.246	93513.977	-	
I-6	119523.408	93561.651	-	
I-7	119563.666	93556.814	3.910	
I-8	119608.941	93578.937	3.920	
I-9	119566.948	93515.257	-	

当初設計

工事名	R7徳土 蔵本公園 徳・庄町1 テニスコート照明設備工事(3)
路線名等	蔵本公園
工事箇所	徳島市庄町1丁目(第3分界)
図面名	既設構造物撤去・復旧平面図
縮尺	1:250 図面番号 10 / 12
会社名	
事業者名	徳島県東部県土整備局(徳島庁舎)


構造図(3)

透水型砂入り人工芝舗装
S=1:10

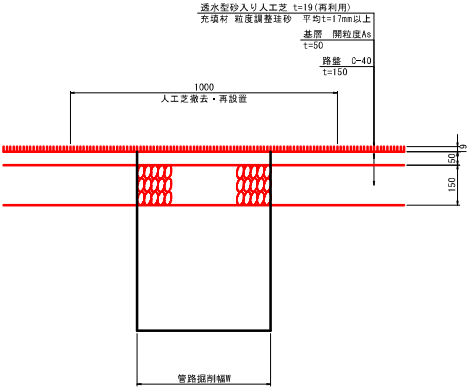


特記事項
・配管埋設部の人工芝は1m程度幅にカット・仮置きし、埋設物等施工後、復旧のこと。
・照明灯基礎コン等の床面等についても、カット・仮置きし、施工後、復旧のこと。


インターロッキングブロック舗装
S=1:10

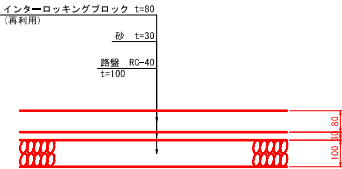

ベンガラ舗装
S=1:10

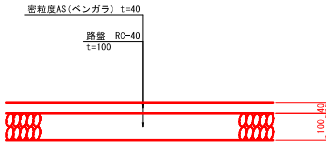


コンクリート舗装
S=1:10

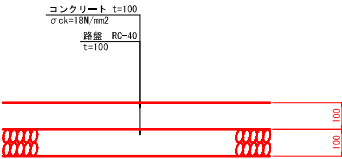


特記事項
・舗装復旧については、既設舗装構成を確認の上、同等舗装構成にて復旧の事。

給水管
S=1:10

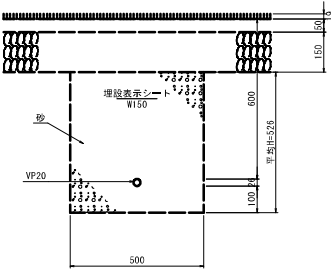


特記事項
・給水管の管種、かぶり等は、既設管と整合を図ること。
・照明灯基礎埋戻し内に復旧を想定している。


2号暗渠
S=1:10

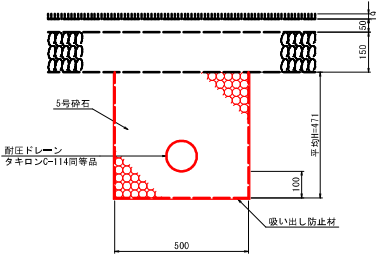

特記事項
・埋設給水管の管種、かぶり等は、既設管と整合を図ること。
・照明灯基礎埋戻し内に復旧を想定している。

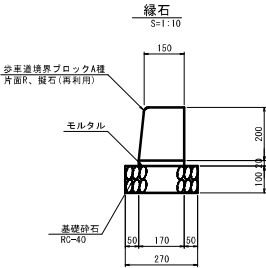



L型側溝撤去
S=1:10

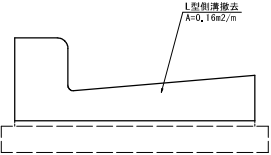

当初設計

工事名	R7徳土 蔵本公園 徳・庄町1 テニスコート照明設備工事(3)		
路線名等	蔵本公園		
工事箇所	徳島市庄町1丁目(第3分断)		
図面名	構造図(3)		
縮尺	図示	図面番号	11 / 12
会社名			
事業者名	徳島県東部県土整備局(徳島庁舎)		

 施工計画平面図(既設照明柱撤去)

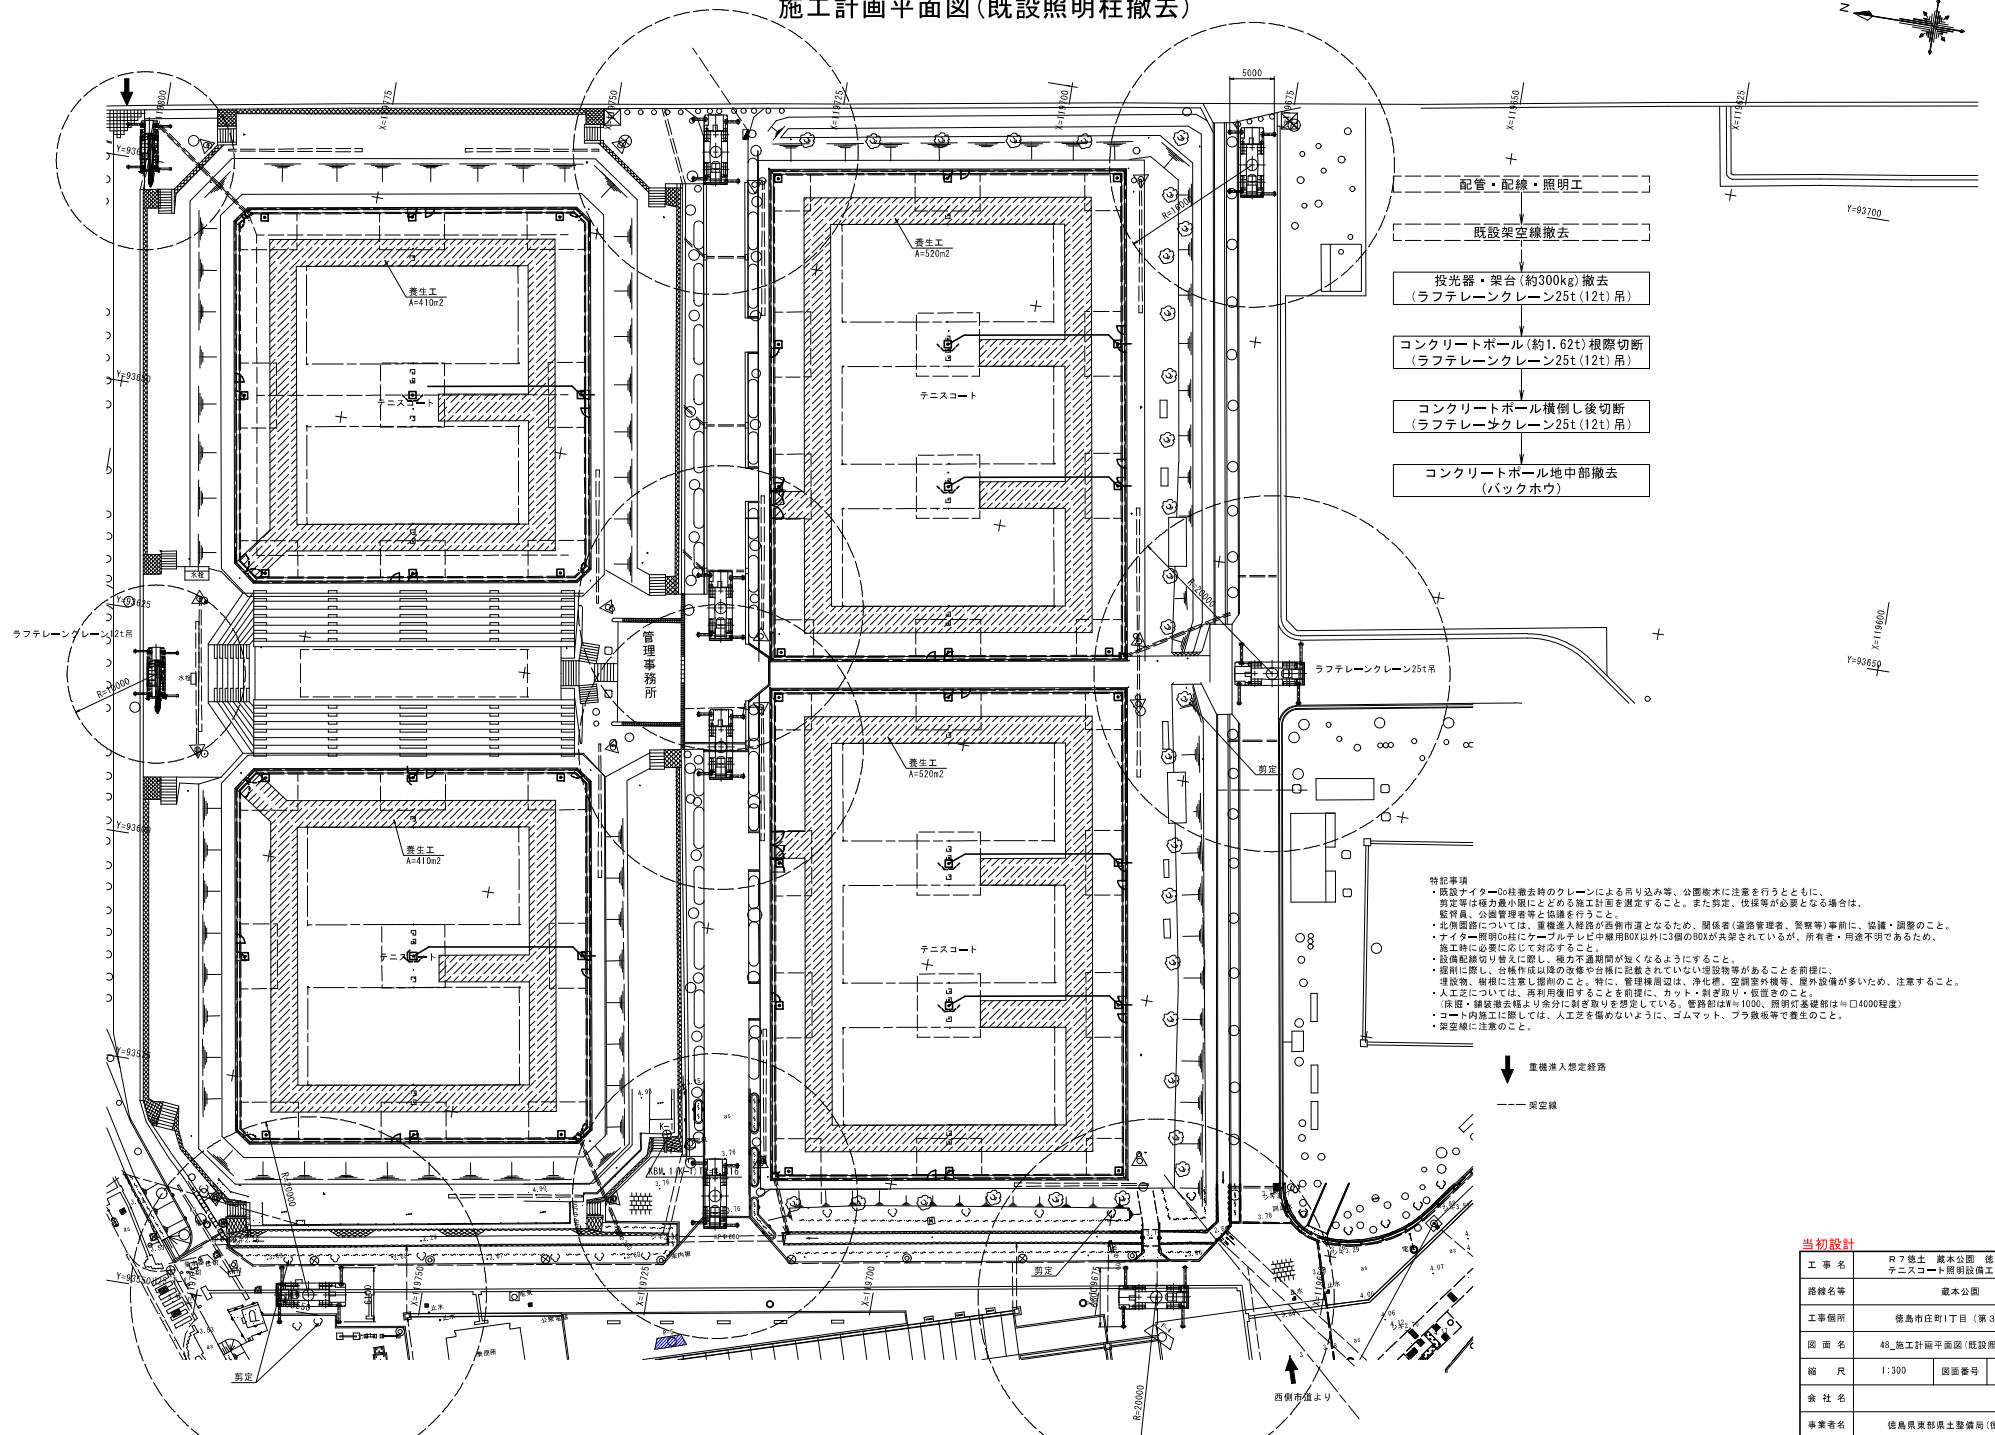

- 配管・配線・照明工
- 既設架空線撤去
- 投光器・架台(約300kg)撤去
(ラフテレーンクレーン25t(12t)吊)
- コンクリートボール(約1.62t)根際切断
(ラフテレーンクレーン25t(12t)吊)
- コンクリートボール横断後切断
(ラフテレーンクレーン25t(12t)吊)
- コンクリートボール地中部撤去
(バックホウ)

特記事項

- ・既設タワー20柱撤去時のクレーンによる吊り込み等、公園樹木に注意を行うとともに、剪定等は極力最小限にとどめる施工計画を決定すること。また剪定、伐採等が必要となる場合は、監督員、公園管理者等と協議を行うこと。
- ・北側道路については、重機進入経路が道路市道となるため、関係者(道路管理者、警察等)事前に、協議・調整のこと。
- ・タワー照明の柱にケーブルテレビ中継用BOX以外に3個のBOXが共架されているが、所有者・用途不明であるため、施工時に必要に応じて対応すること。
- ・設備配線切り替えに際し、電力不通期間が短くなるようにすること。
- ・掘削に際し、台帳作成以降の改修や台帳に記載されていない埋設物等があることを事前に、埋設物、樹根に注意し掘削のこと。特に、管柱埋設物は、浄化槽、空調室外機等、埋設物が多いため、注意すること。
- ・人工芝については、再利用後掘削することを前提に、カット・剥ぎ取り・設置すること。
- ・(床掘・舗装撤去)掘り余分に剥ぎ取りを想定している。電路部はR=1000、照明灯基礎部はR=4000程度)
- ・コート内施工に際しは、人工芝を傷めないように、ゴムマット、ブラ敷板等で養生すること。
- ・架空線に注意すること。

当初設計

工事名	R7竣工 蔵本公園 徳・庄町1 テニスコート照明設備工事(3)
路線名等	蔵本公園
工事箇所	徳島市庄町1丁目(第3分画)
図面名	48_施工計画平面図(既設照明柱撤去)
縮尺	1:300 図面番号 12 / 12
会社名	
事業者名	徳島県農産部土整備局(徳島庁舎)