


照明設備図 (1)



T2 (2灯用)

S=図示

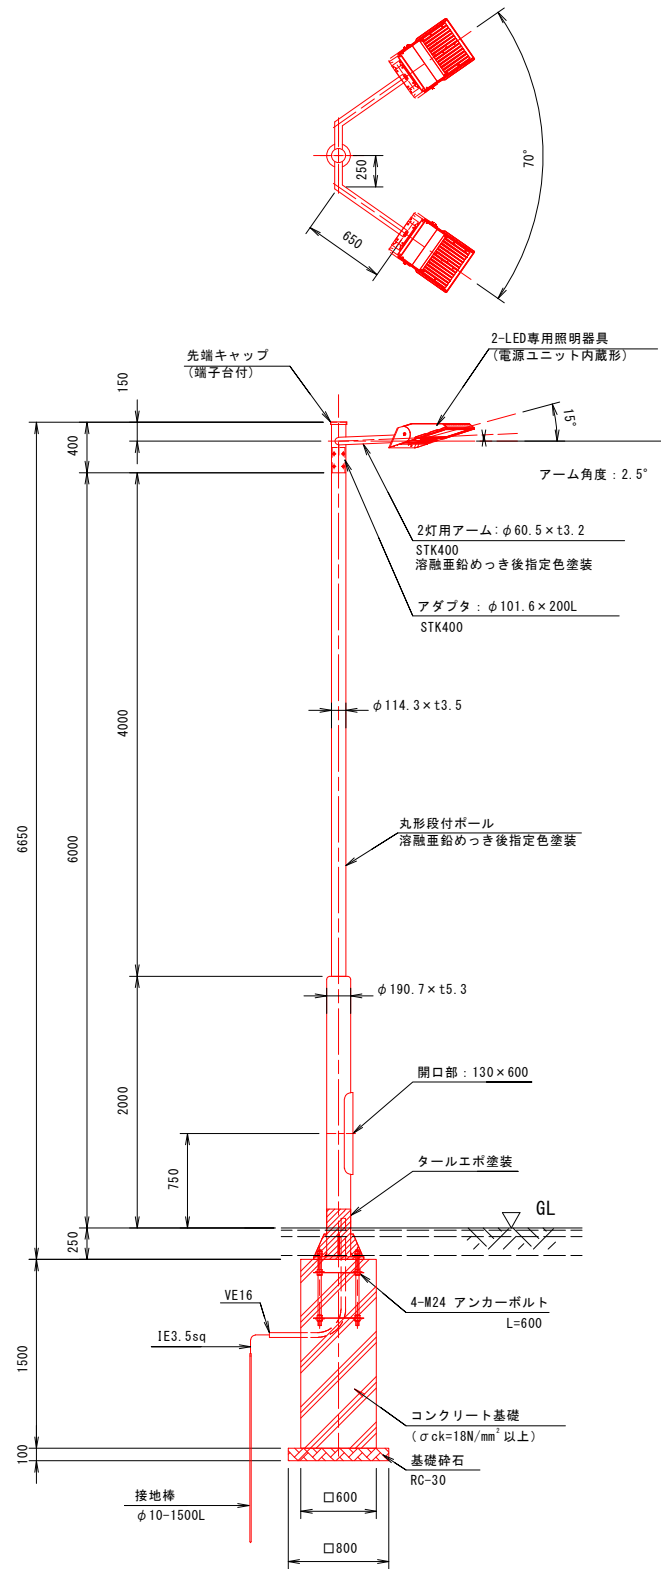



照明柱姿図 S=1:30

(2灯用)

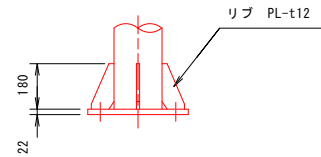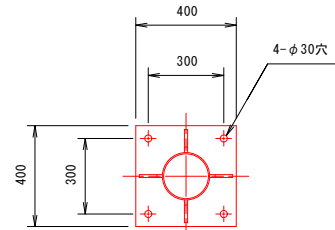


ベースプレート詳細図 S=1:15

(各照明柱共通)

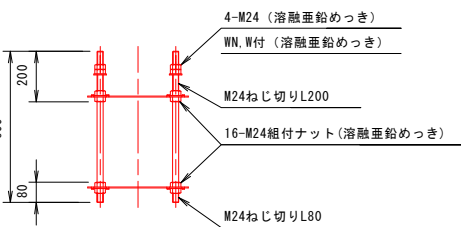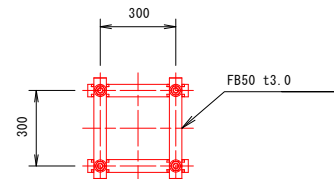

アンカーボルト詳細図 S=1:15

 
(各照明柱共通)



灯具姿図 S=non

(参考)


定格光束: 57400lm
「40000時間経過後の最大値」
消費電力: 420W (200V)
418W (242V)
「初期照度補正機能による40000時間平均値」
消費電力: 409W (200V)
406W (242V)
寿命: 40000時間
光源色: 5000K
演色性: Ra70
質量: 15.5kg

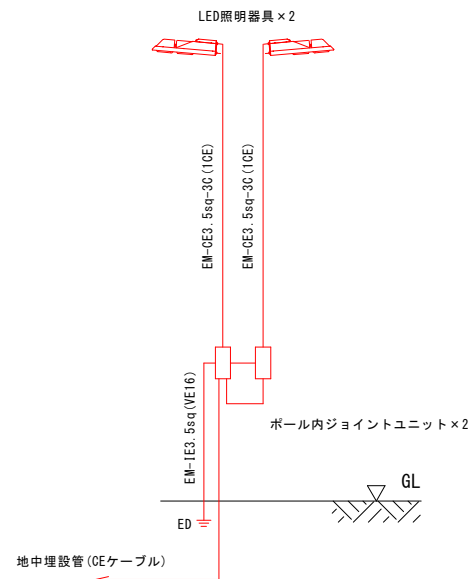

ポール内結線図 S=non

(2灯用)

1系統の場合

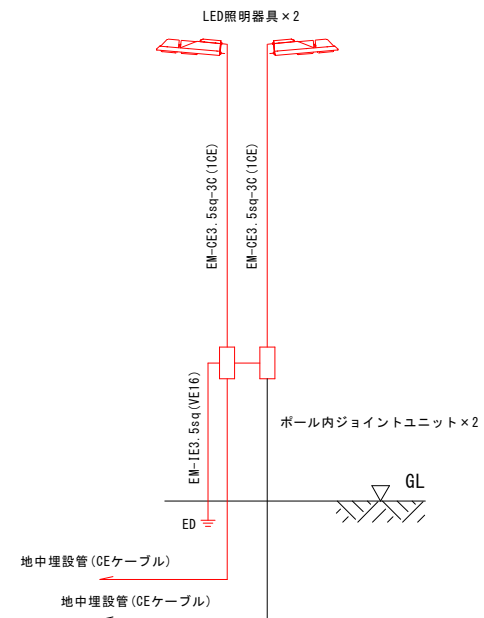

ポール内結線図 S=non

(2灯用)

2系統の場合

※詳細は平面図、配線系統図参照


参考図

工事名	R7 徳土 蔵本公園 徳・庄町1 テニスコート照明設備工事 (4)		
路線名等	蔵本公園		
工事箇所	徳島市庄町1丁目 (第4分割)		
図面名	照明設備図 (1) T2 (2灯用)		
縮尺	図示	図面番号	1 / 2
会社名			
事業者名	徳島県東部県土整備局 (徳島庁舎)		

照明設備図 (2)


T4 (4灯用)

S=図示

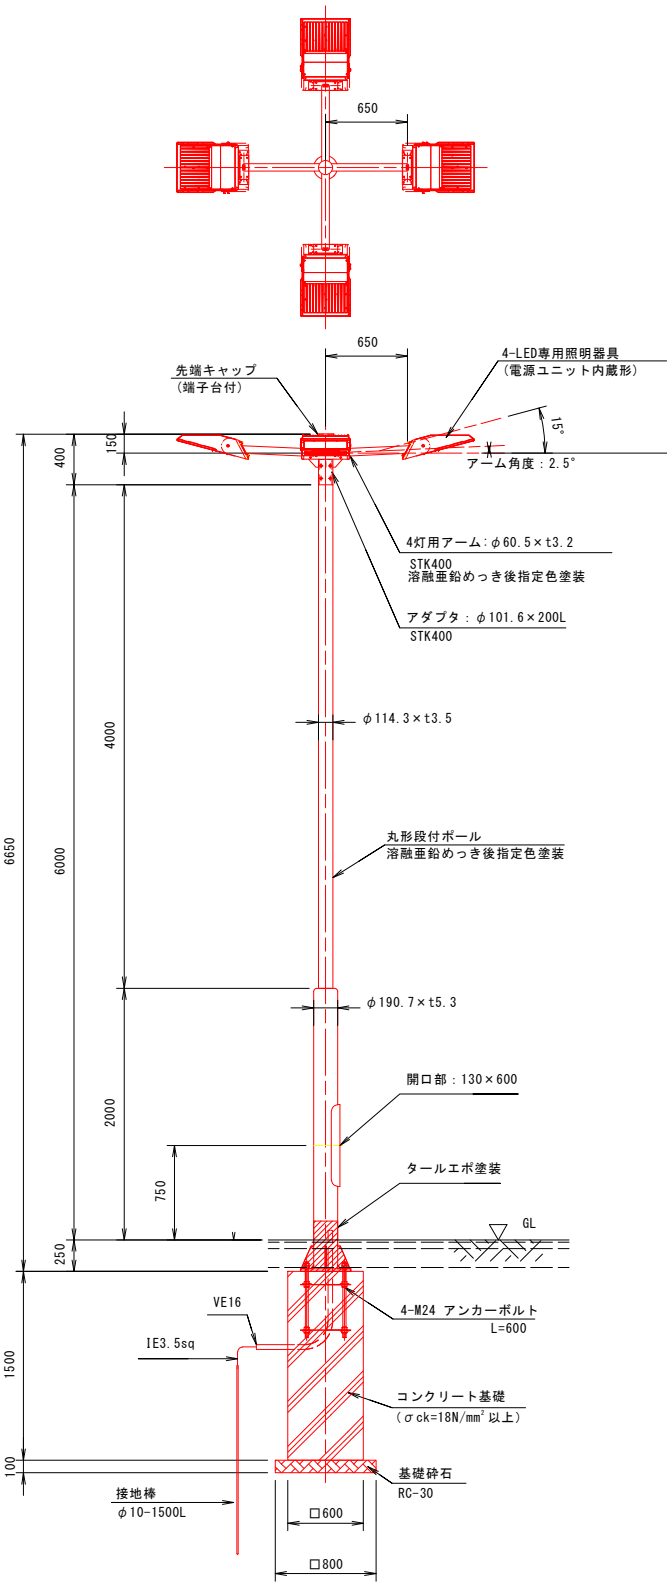


照明柱姿図 S=1:30

(4灯用)

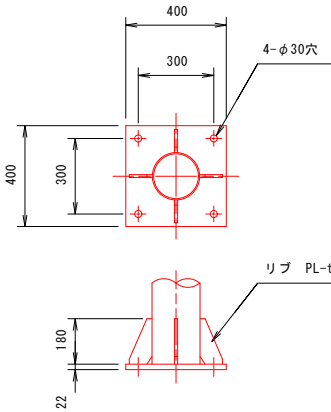


ベースプレート詳細図 S=1:15

(各照明柱共通)

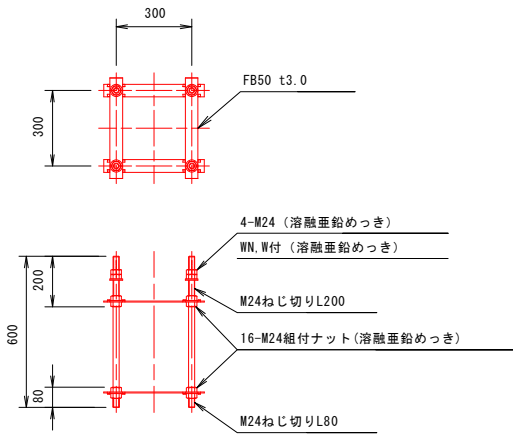

アンカーボルト詳細図 S=1:15

 
(各照明柱共通)



定格光束: 5740lm
「40000時間経過後の最大値」
消費電力: 420W (200V)
418W (242V)
「初期照度補正機能による40000時間平均値」
消費電力: 409W (200V)
406W (242V)
寿命: 40000時間
光源色: 5000K
演色性: Ra70
質量: 15.5kg

灯具姿図 S=non

(参考)

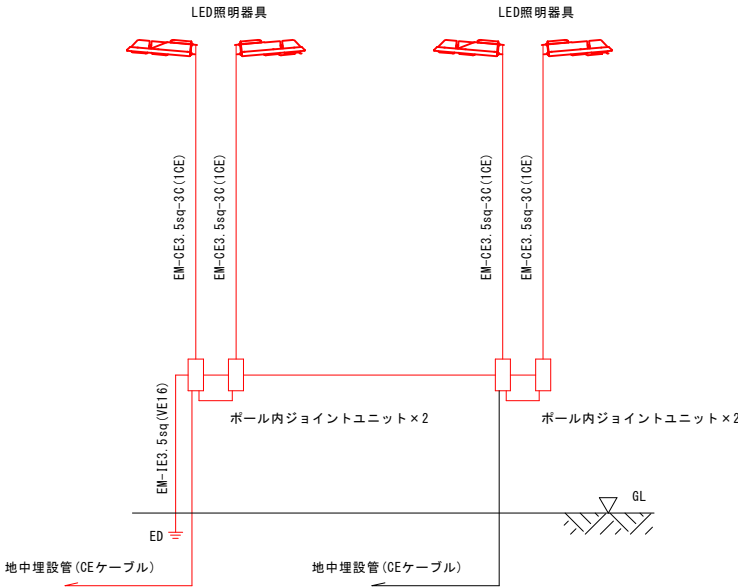

ポール内結線図 S=non

(4灯用)

参考図

工事名	R7徳土 蔵本公園 徳・庄町1 テニスコート照明設備工事(4)		
路線名等	蔵本公園		
工事箇所	徳島市庄町1丁目(第4分割)		
図面名	照明設備図(2)T4(4灯用)		
縮尺	図示	図面番号	2 / 2
会社名			
事業者名	徳島県東部県土整備局(徳島庁舎)		