



平面図（鳴門池田線） S=1:1000

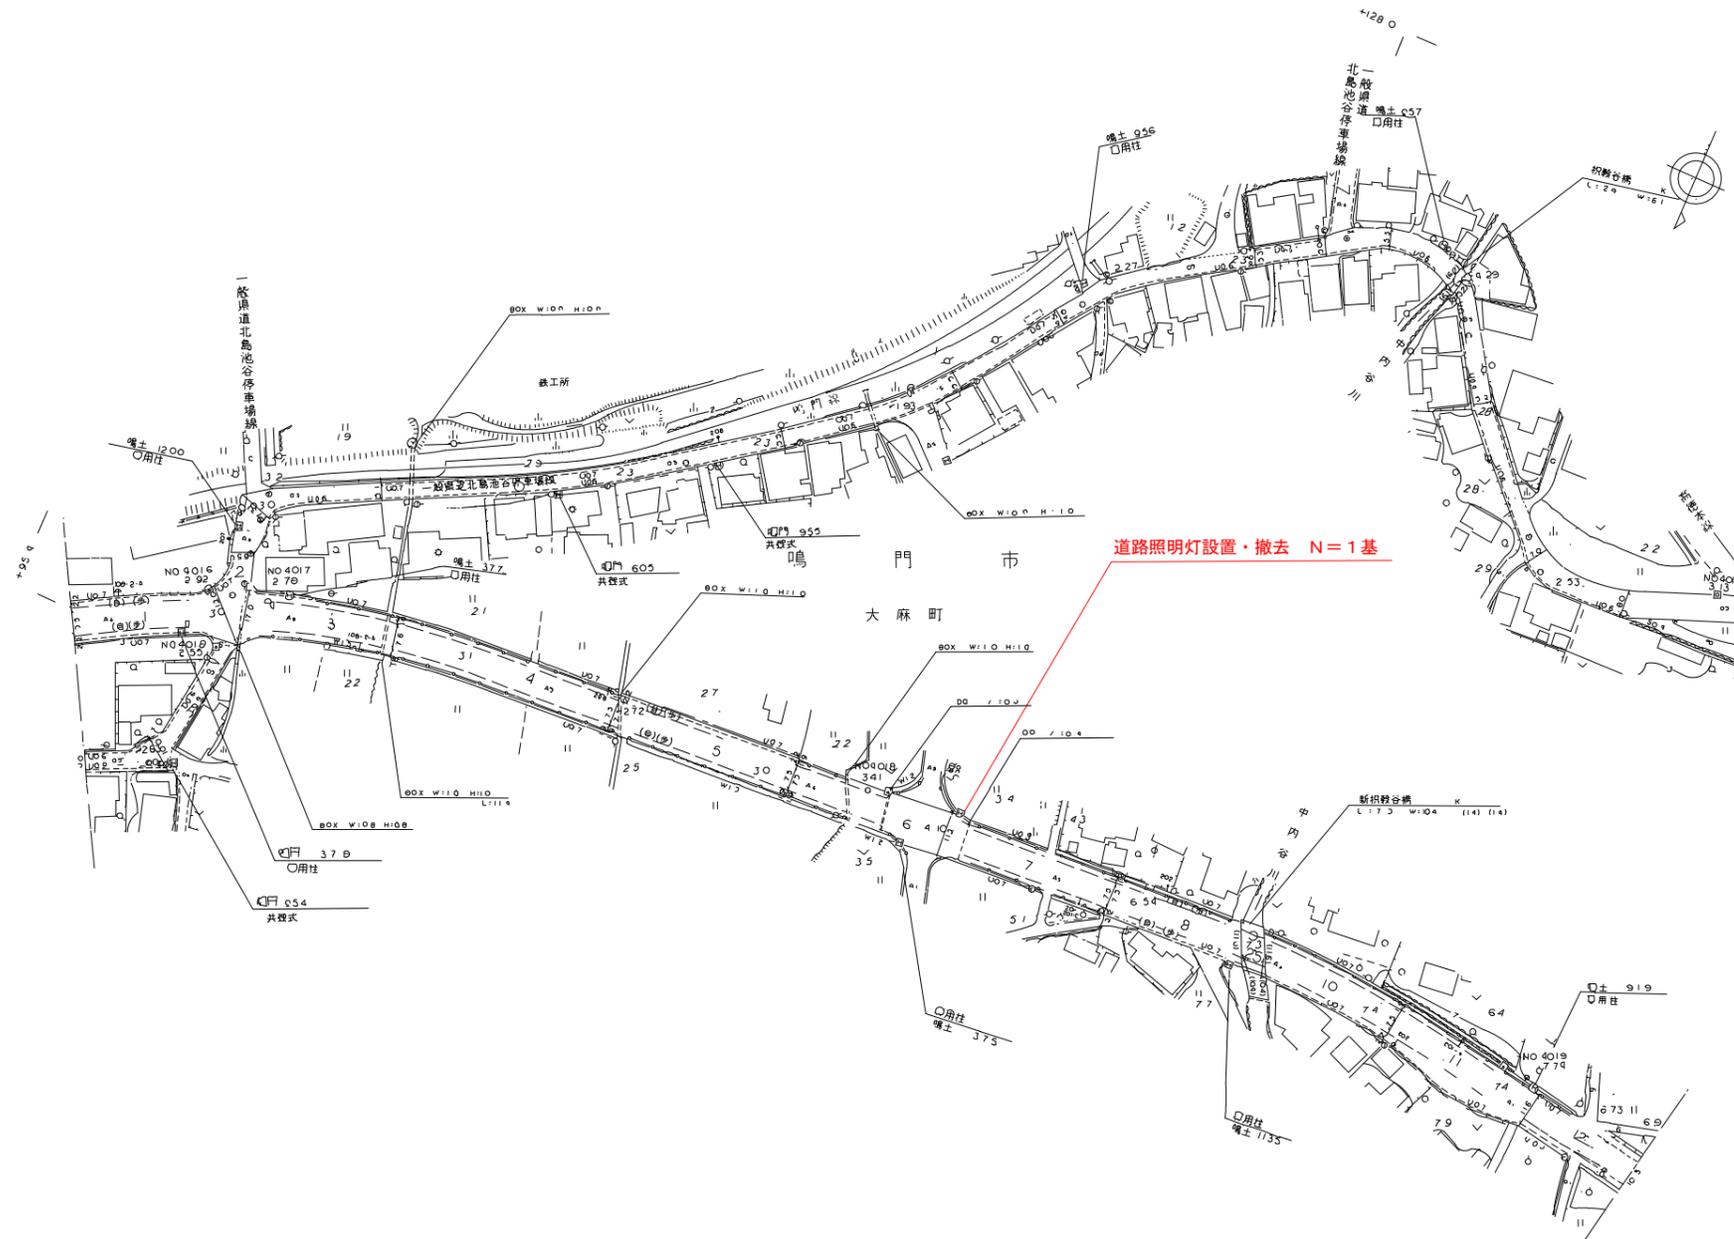

実施設計図面

工事名	R7徳土 鳴門池田線他 鳴・大麻池谷地 照明灯修繕工事		
路線名等	鳴門池田線他		
工事箇所	鳴門市大麻町池谷地		
図面名	平面図（鳴門池田線）		
縮尺	図示	図面番号	1 / 4
年度	令和7年度		
事業者名	徳島県東部県土整備局<徳島>		

平面図（鳴門池田線） S=1:1000

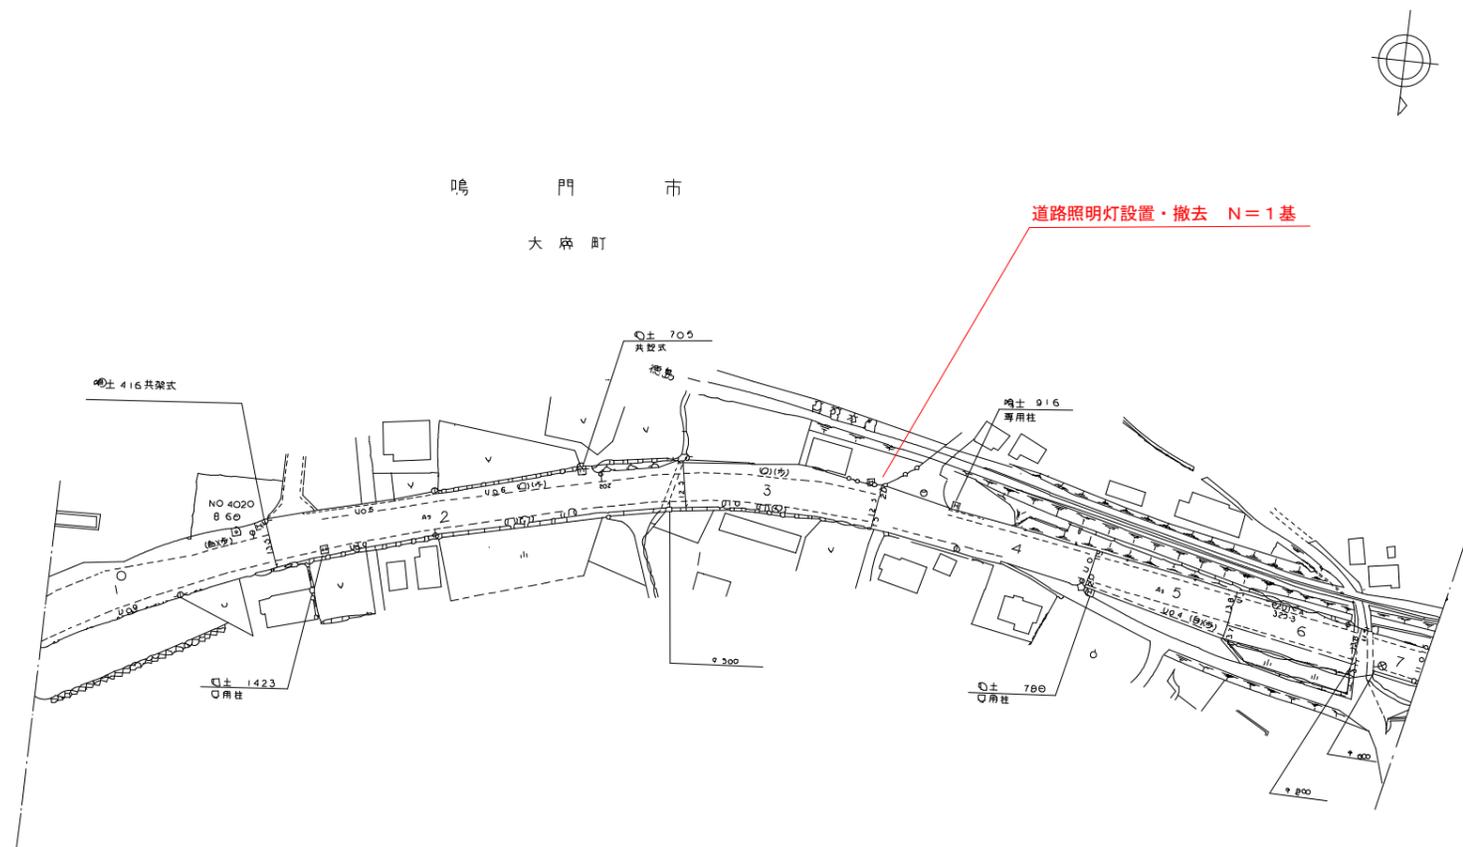


実施設計図面

工事名	R7徳土 鳴門池田線他 鳴・大麻池谷他 照明灯修繕工事		
路線名等	鳴門池田線他		
工事箇所	鳴門市大麻町池谷他		
図面名	平面図（鳴門池田線）		
縮尺	図示	図面番号	2 / 4
年度	令和7年度		
事業者名	徳島県東部県土整備局<徳島>		

平面図（徳島引田線） S=1:1000

板 野 郡
板 野 町

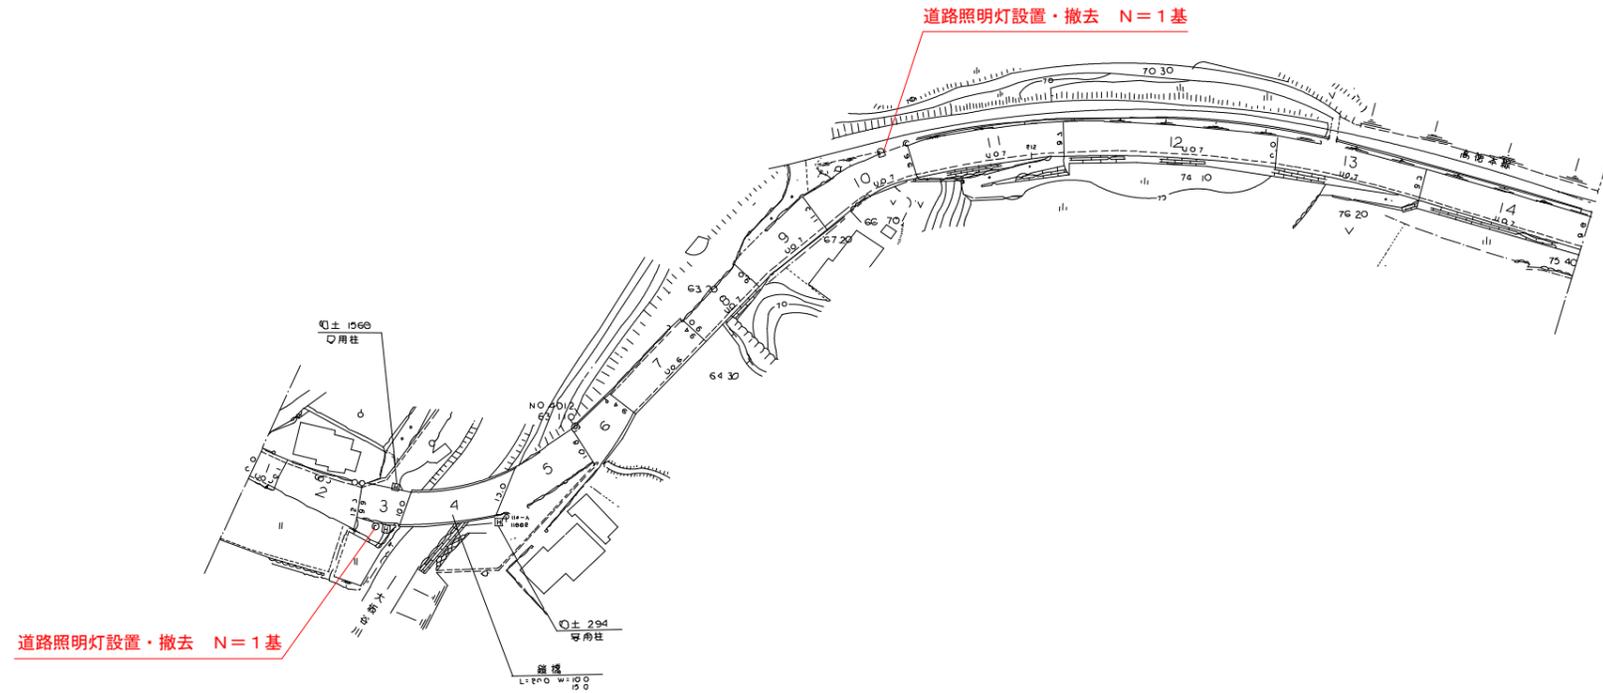


実施設計図面

工事名	R7徳土 鳴門池田線他 鳴・大麻池谷 照明灯修繕工事		
路線名等	鳴門池田線他		
工事箇所	鳴門市大麻町池谷他		
図面名	平面図（徳島引田線）		
縮尺	図示	図面番号	3 / 4
年度	令和7年度		
事業者名	徳島県東部県土整備局<徳島>		

道路照明柱姿図（独立式）


側面図

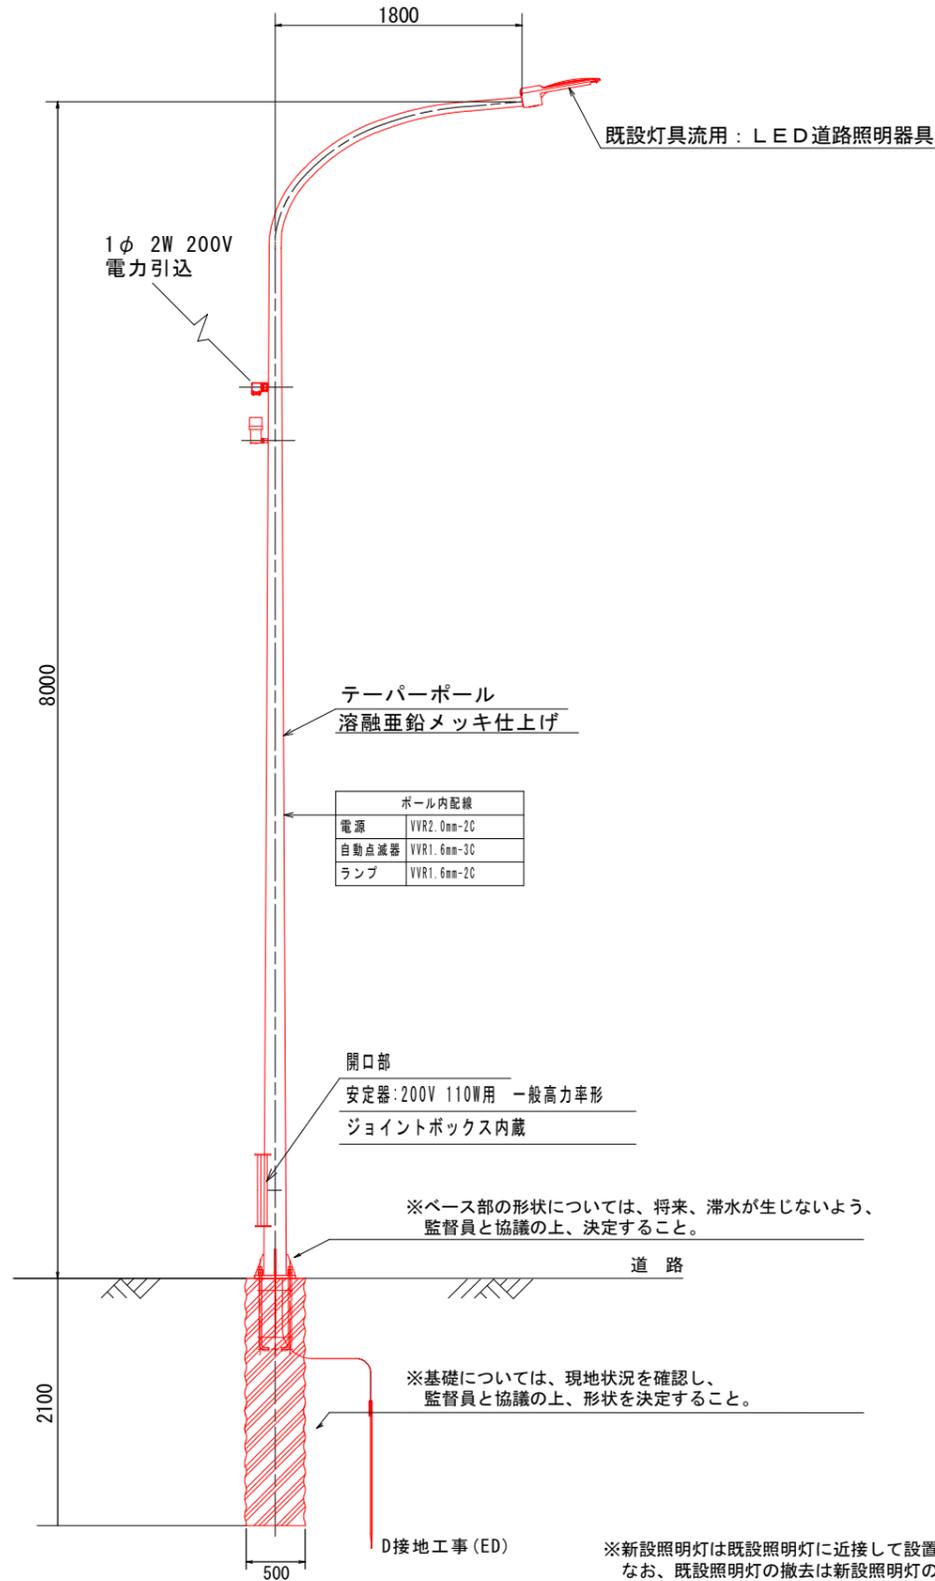


数量表

名称	形状・寸法	数量	備考
照明柱(鋼管テーバーポール)	8-18B-S(ベース露出,メッキ)	1本	
灯具(流用)	LED照明器具	1基	既設の灯具等を流用
ランプ(流用)	平均路面輝度0.5cd/m2		
電源装置(流用)			
ジョイントボックス	ポール内,1灯2灯用単独	1個	
自動点滅器	プラグイン式 200V 6A	1組	
ケーブル	VVR1.6mm-2C	12.0m	ランプ用
ケーブル	VVR2.0mm-2C	8.0m	引込用
ケーブル	VVR1.6mm-3C	7.0m	自動点滅器用
電線	IV3.5sq	3.0m	接地用
電線管	HIVE16	1.0m	接地用
ターミナルキャップ	G28	1個	引込用
引込バンド		1個	引込用
アンカーボルトセット	4-25φ-700	1組	ネジ部溶融亜鉛メッキ
アース棒	φ10×L1500	1ヶ所	


基礎外形図 S=1:30

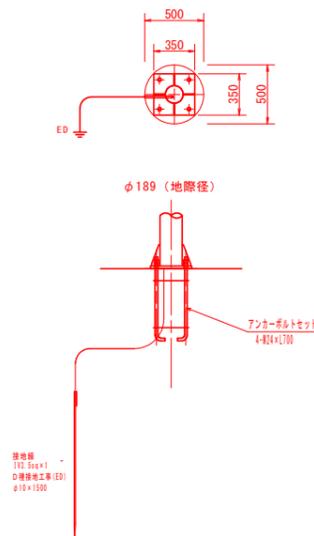

アンカーボルト詳細図 S=1:20

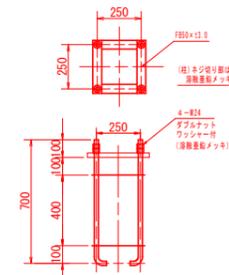

ベースプレート詳細図 S=1:20

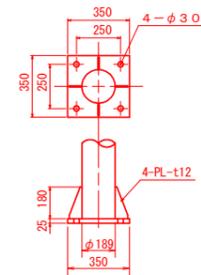

舗装版復旧 S=1:10



実施設計図面

工事名	R7徳土 鳴門池田線他 鳴・大麻池谷他 照明灯修繕工事
路線名等	鳴門池田線他
工事箇所	鳴門市大麻町池谷他
図面名	道路照明柱姿図
縮尺	図示 図面番号 4 / 4
年度	令和7年度
事業者名	徳島県東部県土整備局<徳島>

※新設照明灯は既設照明灯に近接して設置すること。
 なお、既設照明灯の撤去は新設照明灯の設置後に施工すること。