


工区区分図

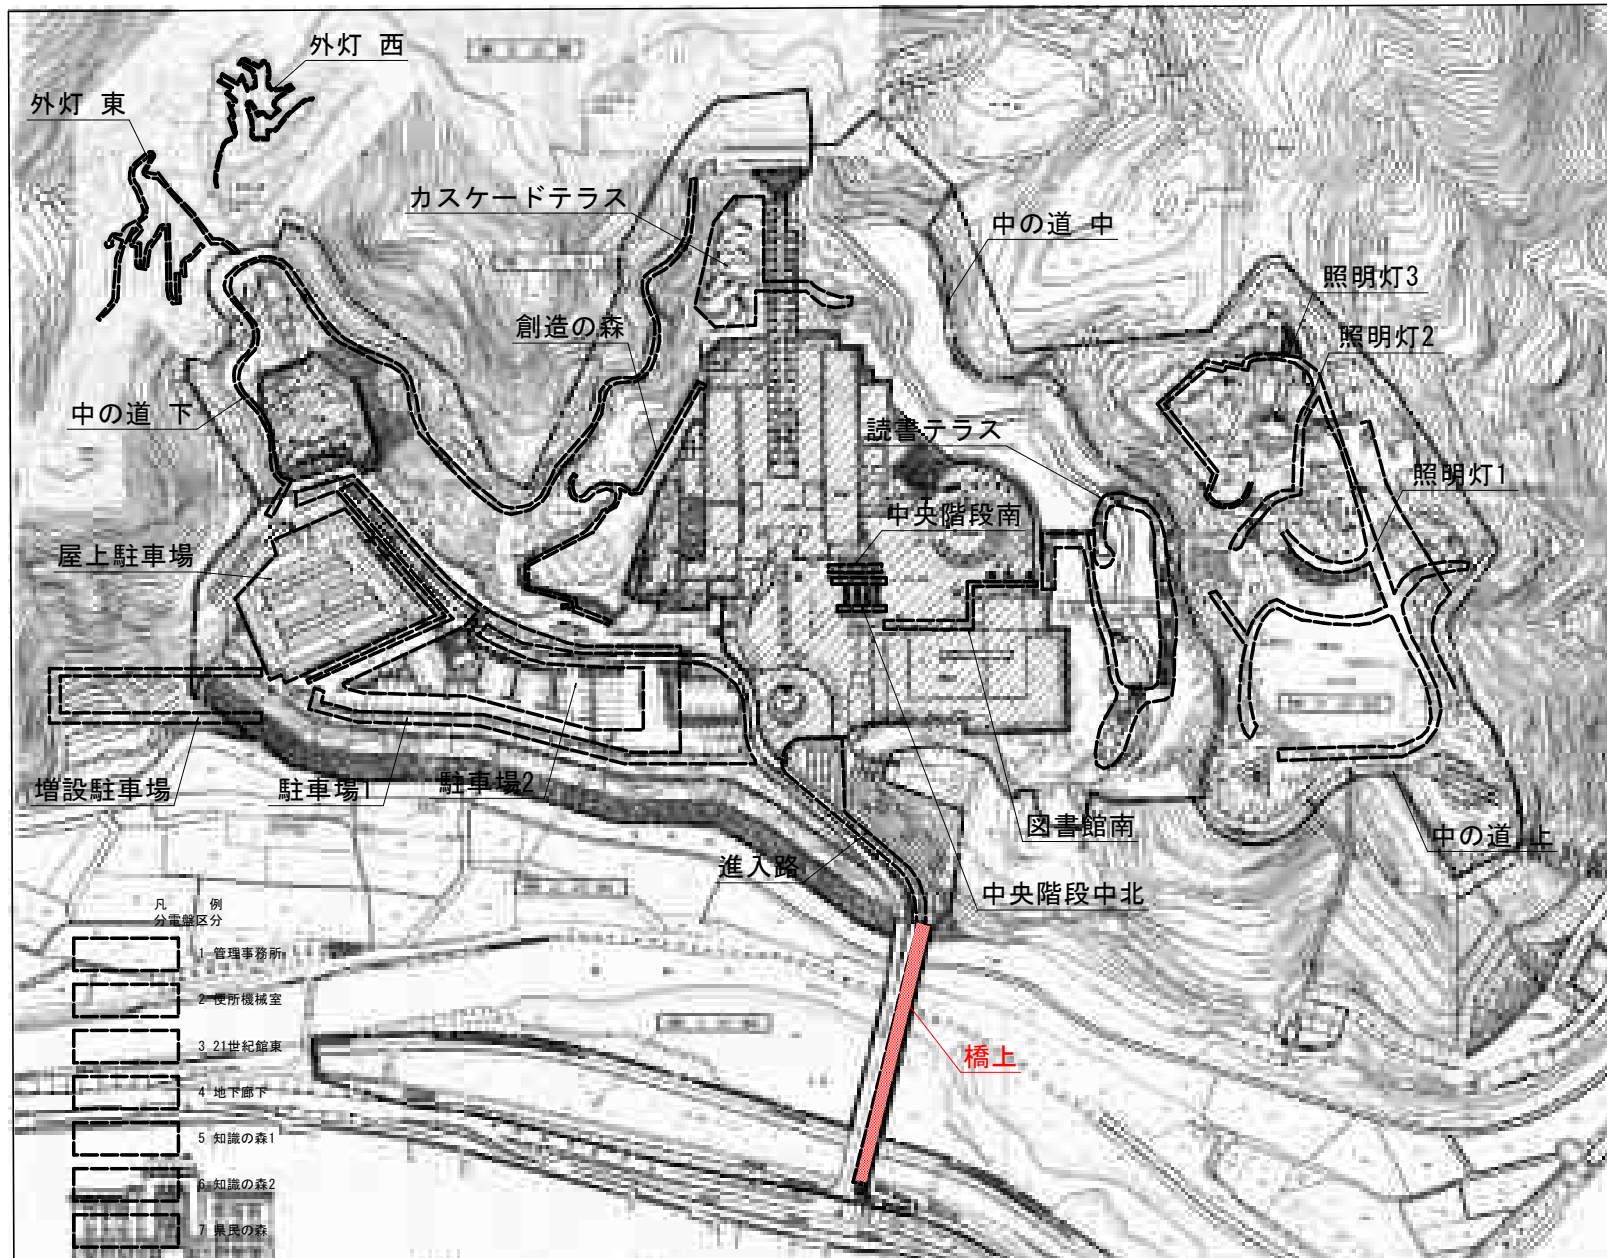

実施設計図面

工事名	R7 豊土 文化の森総合公園 豊・八万 照明灯工事 (2)		
路線名等	文化の森総合公園		
工事箇所	徳島市八万町向香山 (第2分画)		
図面名	工区区分図		
縮尺	1:1500 程度	図面番号	1 / 7
会社名			
事業所名	徳島県東部県土整備局(徳島庁舎)		

施設管理工リスト				
No.	ケーブル	電線管	用途	備考
(1)	D22' -35x2 E5.9'	連続道路内埋管	外灯電源	
(2)	D22' -35x2 E5.9'	HIVER2	外灯電源	
(3)	D22' -35' E5.9'	FEP20	外灯電源	
(4)	D22' -35' E5.9'	FEP20	外灯電源	
(5)	D22' -35' E5.9'	FEP20	外灯電源	
(6)	D14' -35' E5.9'	FEP20	外灯電源	
(7)	D14' -35' E5.9'	FEP20	外灯電源	
(8)	D14' -35' E5.9'	FEP20	外灯電源	
(9)	D14' -35' E5.9'	FEP20	外灯電源	

施設管理設置数量表 数量表				
図面記号	種類	仕様	単位	数量
(1)	屋外用ポール灯	照度器具 A 基礎形状：プレート・独立型	基	15.0
(2)	ナトリウムランプ	光源対象外 ポール灯共架	個	5.0
配線の要方		外電管埋設 埋管（埋設後） 敷設位置	埋設番号	

図面記号	種類	仕様
(1)	屋外用ポール灯	照度器具 A 基礎形状：プレート・独立型
(2)	屋外用ポール灯	照度器具 A 基礎形状：プレート・独立型
(3)	屋外用ポール灯	照度器具 A 基礎形状：プレート・独立型
(4)	屋外用ポール灯	照度器具 B 基礎形状：特設プレート・独立型
(5)	屋外用ポール灯	照度器具 B 基礎形状：特設プレート・独立型
(6)	屋外用ポール灯	照度器具 E 灯高のみ更新対象
(7)	道路灯	照度器具 C 基礎形状：埋込・独立型
(8)	道路灯	照度器具 C 基礎形状：埋込・独立型（埋し打ち）
(9)	道路灯	照度器具 C 基礎形状：埋込・独立型（埋し打ち内蔵）
(10)	道路灯	照度器具 C 基礎形状：埋込・独立型
(11)	道路灯	照度器具 D 基礎形状：プレート・独立型
(12)	道路灯	照度器具 D 基礎形状：埋込・独立型
(13)	ナトリウムランプ	光源対象外 ポール灯共架
(14)	ハンドホール	特記なき場合は既設活用
(15)	ブルボックス	特記なき場合は既設活用




- 特 記 事 項
- 本図面は参考とし、工事着手前に現地調査を行うこと。
 - 照度器具及びケーブルは撤去し、途中埋設配管は既設活用とする。
 - 配管は照度器具内の長さ1.5m、ハンドホール内の長さ1.0m、分電盤内の長さ1.0mとする。
 - ポール灯共架のナトリウムランプは光源対象外とし、ポール灯本体に付するナトリウムランプは取り外し撤去とする。



地下廊下 橋上 撤去図 S=1:750

実施設計図面	
工事名	R7線土 文化の森総合公園 橋・八万 照明灯工事 (2)
路線名等	文化の森総合公園
工事箇所	徳島市八万町向寺山 (第2分界)
図面名	地下廊下 橋上 撤去図
縮尺	1:750
図面番号	2 / 7
会社名	
事業所名	徳島県東部県土整備局(徳島庁舎)

各照明灯構造図

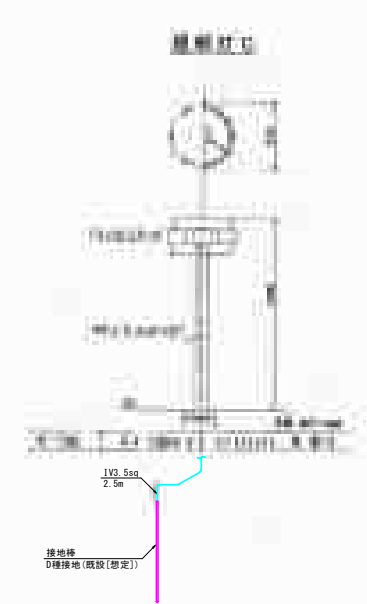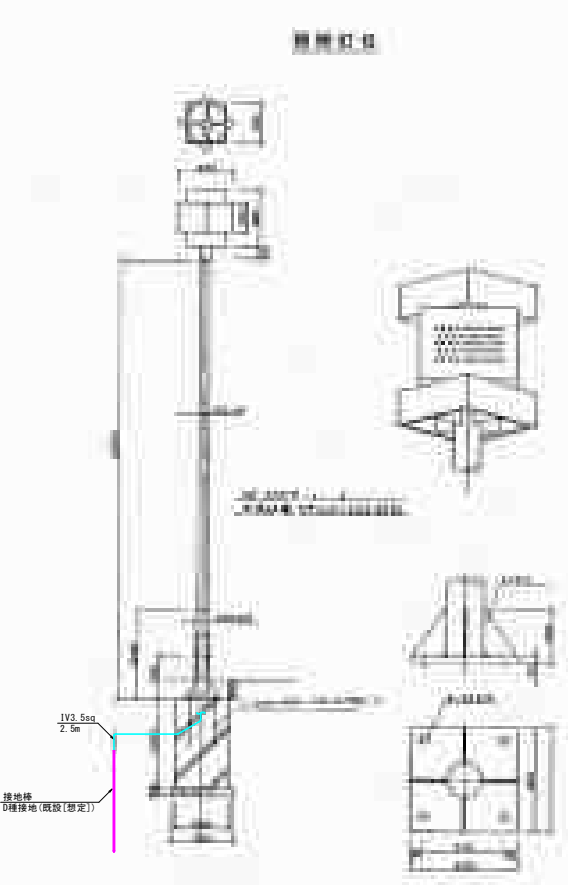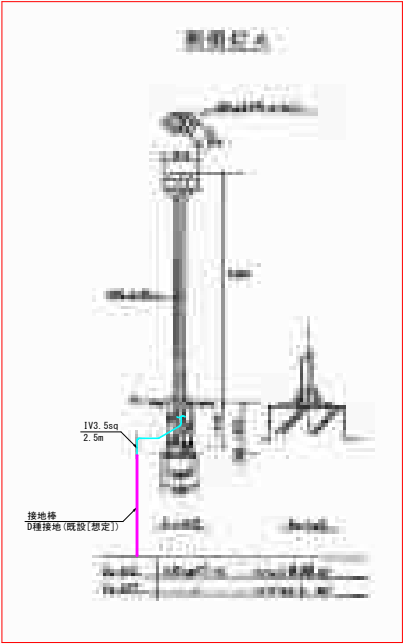

- 特 記 事 項
1. 照明基礎の施工は別途工事とする。
 2. 撤去照明灯には設置が難いため、公共施設整備LPF-改修後の撤去工費を見込むこと。
 3. 平面図 (改修前) に接地用の記載がある照明器具は、接地工D種が施されているものと想定する。

実施設計図面

工事名	R7 徳土 文化の森総合公園 徳・八万 照明灯工事 (2)		
路線名等	文化の森総合公園		
工事箇所	徳島市八万町向香山 (第2分割)		
図面名	撤去照明灯 機器要図		
縮尺	FS	図面番号	3 / 7
会社名			
事業所名	徳島県東部県土整備局 (徳島庁舎)		

分電盤回路構成表 2


屋 名 称	電気方式	幹 線		主幹MCB及び系統図	照の容量 W(%)	分岐保護器容量 リモコン等			回路 番号	電圧 (V)	負荷容量 (VA)	負荷名称及び備考
		番号	サイズ			P	AF	AT				
【地下廊下】 分電盤4 銅板製 屋内自立型	AC1φ3線 100V/200V		中央型情報機	照明	2	50	20	(2)	100	(シンボル広場) 中央階段南 照明		
			中央型情報機	照明	2	50	20	(3)	100	(シンボル広場) 中央階段中、北 照明		
			中央型情報機	照明	2	50	20	(4)	200	橋込灯 東、中、西		
			中央型情報機	照明	2	50	20	(5)	200	図書館前 橋込灯		
			中央型情報機	照明	2	50	20	(6)	200	図書館南 橋込灯		
			中央型情報機	照明	2	50	20	(7)	100	(シンボル広場) 図書館南 階間灯		
			中央型情報機	照明	2	50	50	(8)	100	車止の照明		
			中央型情報機	照明	2	50	20	(9)	100	自転車庫横		
			中央型情報機	照明	2	50	20	(10)	100	(読書テラス) 緑陰読書テラス		
			中央型情報機	照明	2	50	20	(11)	100	(読書テラス) 緑陰読書テラス		
			中央型情報機	照明	2	50	20	(12)	100	予備		
			中央型情報機	照明	2	50	20	(C)	200	(進入路) 進入路 外灯		

[illegible][illegible]

実施設計図面

工事名	R7徳小 文化の森総合公園 徳・八万 照明灯工事 (2)		
路線名等	文化の森総合公園		
工事箇所	徳島市八万町向香山 (第2分割)		
図面名	分電盤回路構成表 2		
縮尺	FS	図面番号	5 / 7
会社名			
事業所名	徳島県東部土木整備局 (徳島庁舎)		

配線系統図3

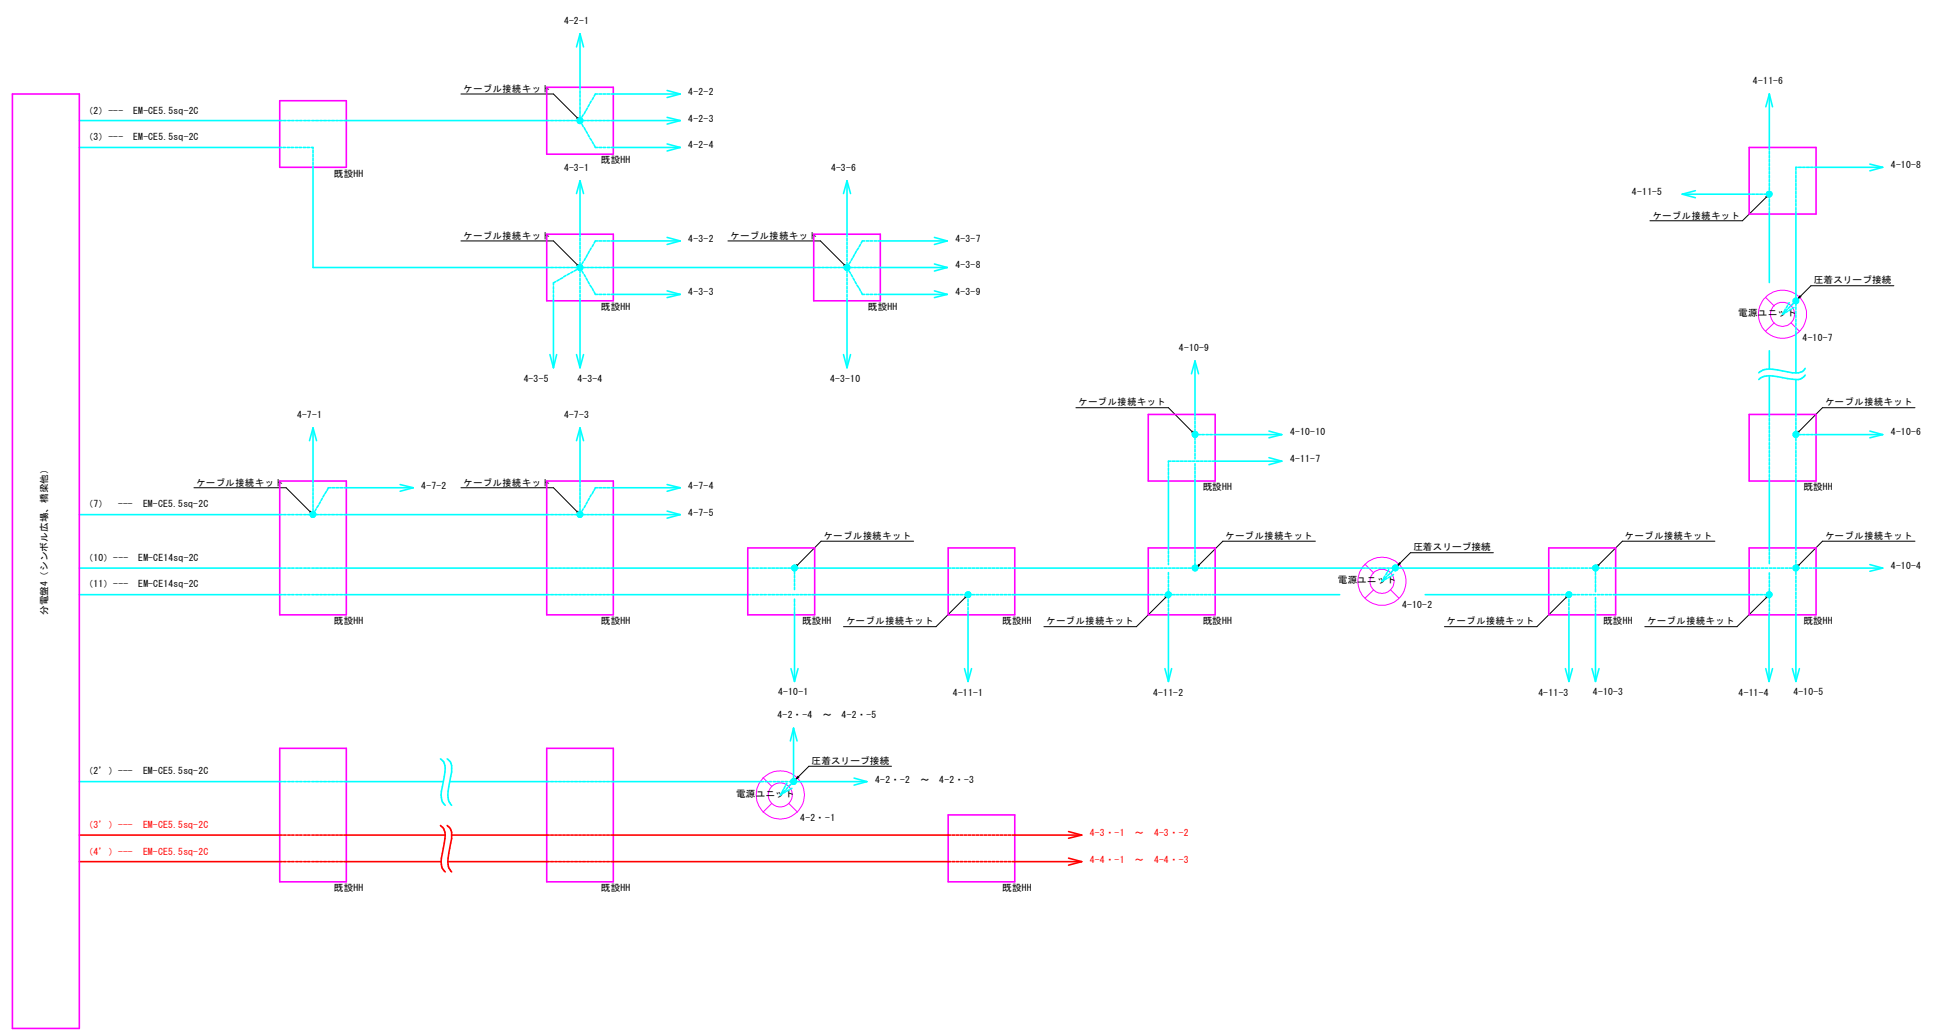

実施設計図面			
工事名	R7徳土 文化の森総合公園 徳・八万 緑樹灯工事 (2)		
路線名等	文化の森総合公園		
工事箇所	徳島市八万町向香山 (第2分画)		
図面名	配線系統図3		
縮尺	FS	図面番号	6 / 7
会社名			
事業所名	徳島県東部県土整備局(徳島庁舎)		

器具名称	ア1
器具種類	ボール形
光源	3100lm 3000k Ra85
LED器具仕様等	定格電圧：200V 周波数：60Hz 定格消費電力：32.2W 入力電流：0.17A
備考	

器具名称	ア2
器具種類	ボール形 ベースプレート400x400
光源	3100lm 3000k Ra85
LED器具仕様等	定格電圧：200V 周波数：60Hz 定格消費電力：32.2W 入力電流：0.17A
備考	

器具名称	イ
器具種類	ボール形
光源	6100lm 3000k Ra85
LED器具仕様等	定格電圧：200V 周波数：60Hz 定格消費電力：61.3W 入力電流：0.32A
備考	

器具名称	ア3
器具種類	ボール形 ベースプレート400x260
光源	3100lm 3000k Ra85
LED器具仕様等	定格電圧：200V 周波数：60Hz 定格消費電力：32.2W 入力電流：0.17A
備考	

園路広場灯姿図 S=1:20

園路広場灯姿図 S=1:20
ベースプレート400X400

園路広場灯姿図 S=1:20
ベースプレート400X260

照明灯 機器姿図

器具名称	ウ
器具種類	ボール形 灯具のみ更新
光源	2480lm 2000k Ra85
LED器具仕様等	定格電圧：200V 周波数：60Hz 定格消費電力：32.2W 入力電流：0.17A
備考	


照明器具姿図 S=1:20
灯具のみ更新

庭園灯姿図 S=1:10




庭園灯姿図 S=1:10

器具名称	オ
器具種類	ガーデンライト形
光源	592lm 3000k Ra85
LED器具仕様等	定格電圧：100V 周波数：60Hz 定格消費電力：10.0W 入力電流：0.10A
備考	

器具名称	エ1, エ2
器具種類	ボール形 エ2のみベースプレート式
光源	690lm 3000k Ra85
LED器具仕様等	定格電圧：100V 周波数：60Hz 定格消費電力：11.5W 入力電流：0.12A
備考	



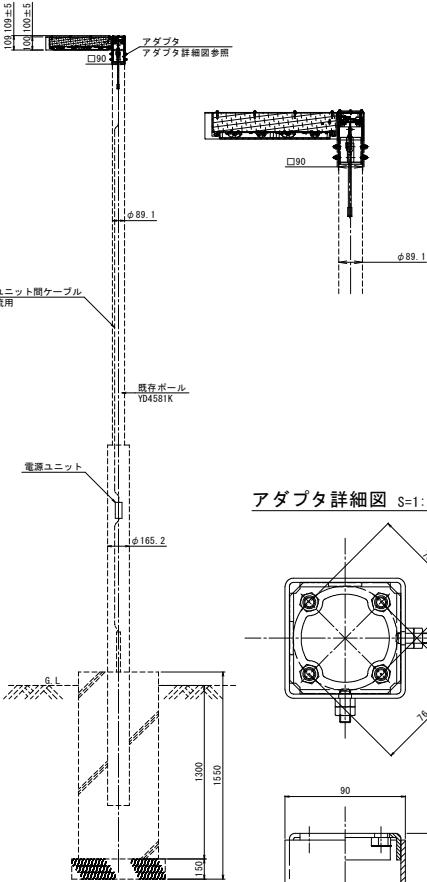


アダプタ詳細図 S=1:2

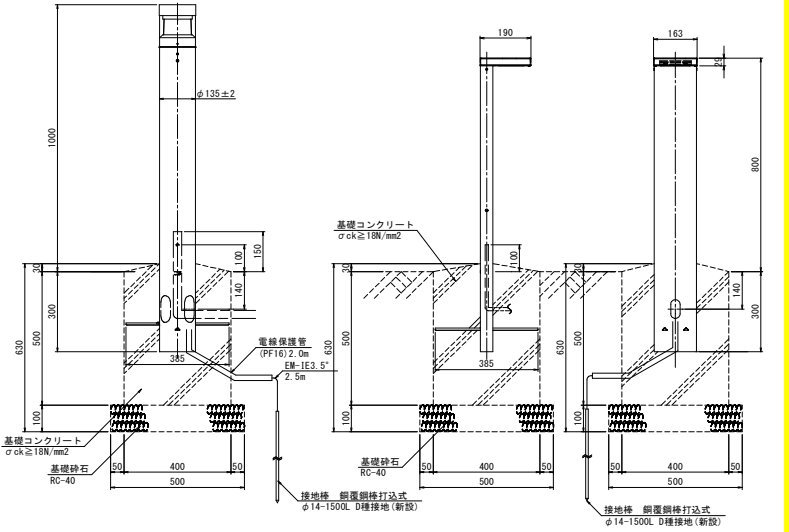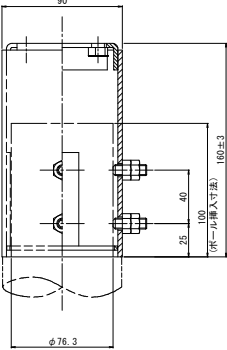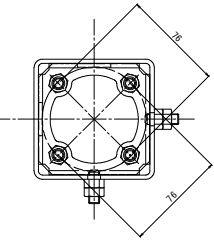

LEDランプ姿図 S=1:2
ランプ取替え

庭園灯姿図 S=1:10
ベースプレート式

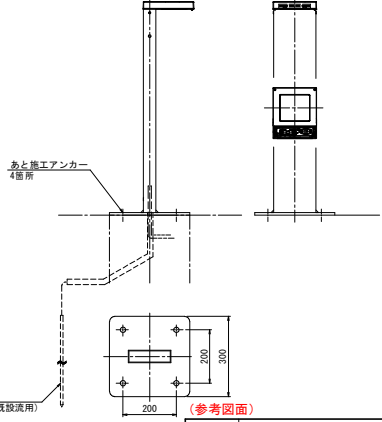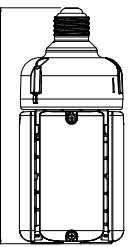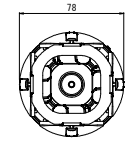

(参考図面)

器具名称	泉茂の森 LEDランプ
器具種類	ボール形 ランプ交換のみ
光源	3000lm 2700k Ra80
LED器具仕様等	定格電圧：200V 周波数：60Hz 定格消費電力：28.0W 入力電流：0.14A
備考	口金：E26 電源ユニット一体

工事名	R7徳土 文化の森総合公園 徳・八万 照明灯工事 (2)
路線名等	文化の森総合公園
工事箇所	徳島市八万町向山 (第2分割)
図面名	照明灯 機器姿図
縮尺	図示 図面番号 7 / 7
会社名	
事業所名	徳島県東部県土整備局(徳島庁舎)