
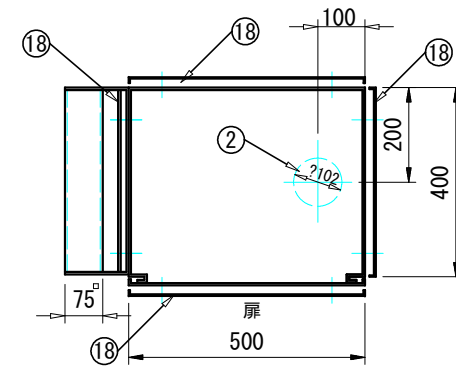
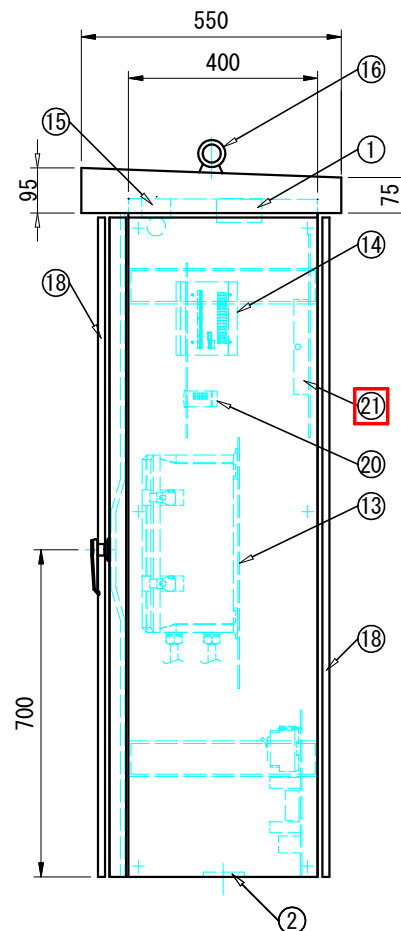
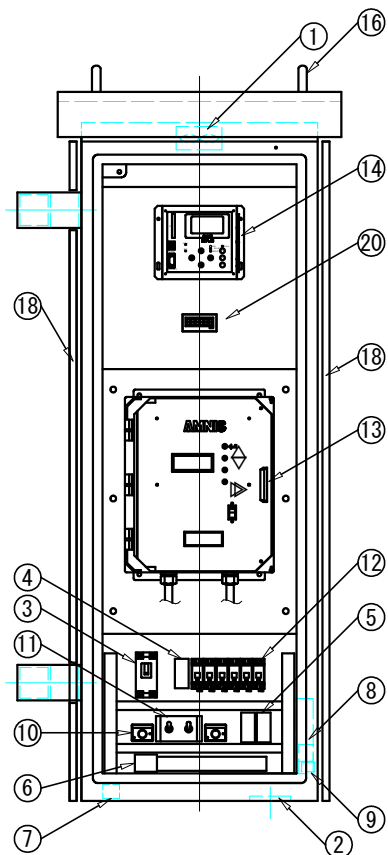


流量計盤外形図 (更新前)

塗装：5Y7/1全ツヤ ポリウレタン塗装
材質：SPHC製 遮蔽板付
函体：t=2.3mm
扉：t=3.2mm
膜厚：100μm
キーNo：200

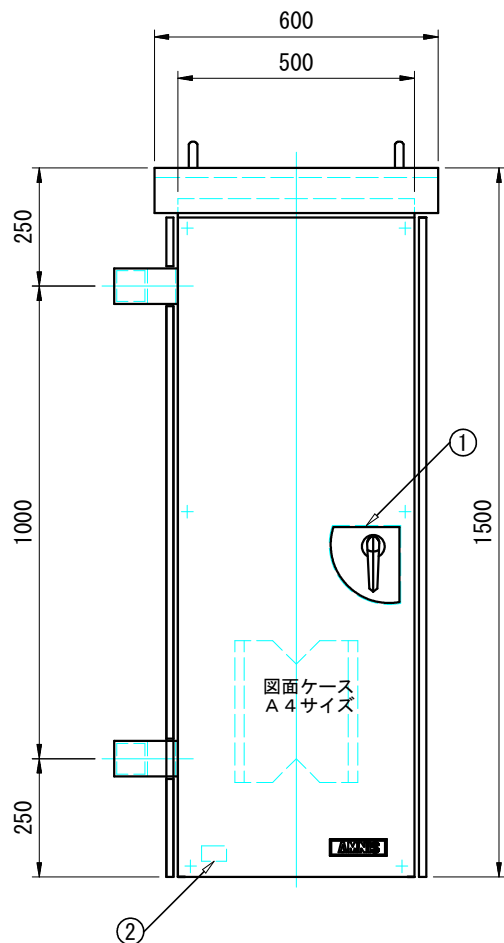

盤断熱構造断面図

②1	データ伝送装置 (DAUTRAN)	1台
②0	カウンター (H7HP-A)	1台
①9	遮蔽板	4枚
①8	吸気口 (フィルター付)	1台
①7	換気ファン	1台
①6	2-M16吊ボルト (取外し可能)	2個
①5	照明	1台
①4	データ収録装置 (BDFL)	1台
①3	潜水超音波式流量変換器 (F-304)	1台
①2	サーキットプロテクタ	6台
①1	自動手動切替 (温調)	1台
①0	温調	2台
①	コンセント	1台
⑧	ヒータ	1台
⑦	接地端子	1台
⑥	端子台	1台
⑤	信号用避雷器	2台
④	電源用避雷器	1台
③	遮断器	1台
②	アースボス	1個
①	取手 (A-1140-2)	1個
番号	名称	数量

※型 式：PMF
※製作台数：1面

注記


- ① は、今回撤去を示す
- 各施工箇所 (K1-1, M13) 図面共通

当初設計図面

工事名	R7徳土 旧吉野川流域下水道 松・広島他 流量監視システム更新工事
路線名等	旧吉野川流域下水道
工事箇所	板野郡松茂町広島他
図面名	流量計盤外形図 (更新前)
縮 尺	-
図面番号	1 / 6
会社名	
事業者名	東部県土整備局 (徳島)

流量変換器盤 AC接続図


(更新前)

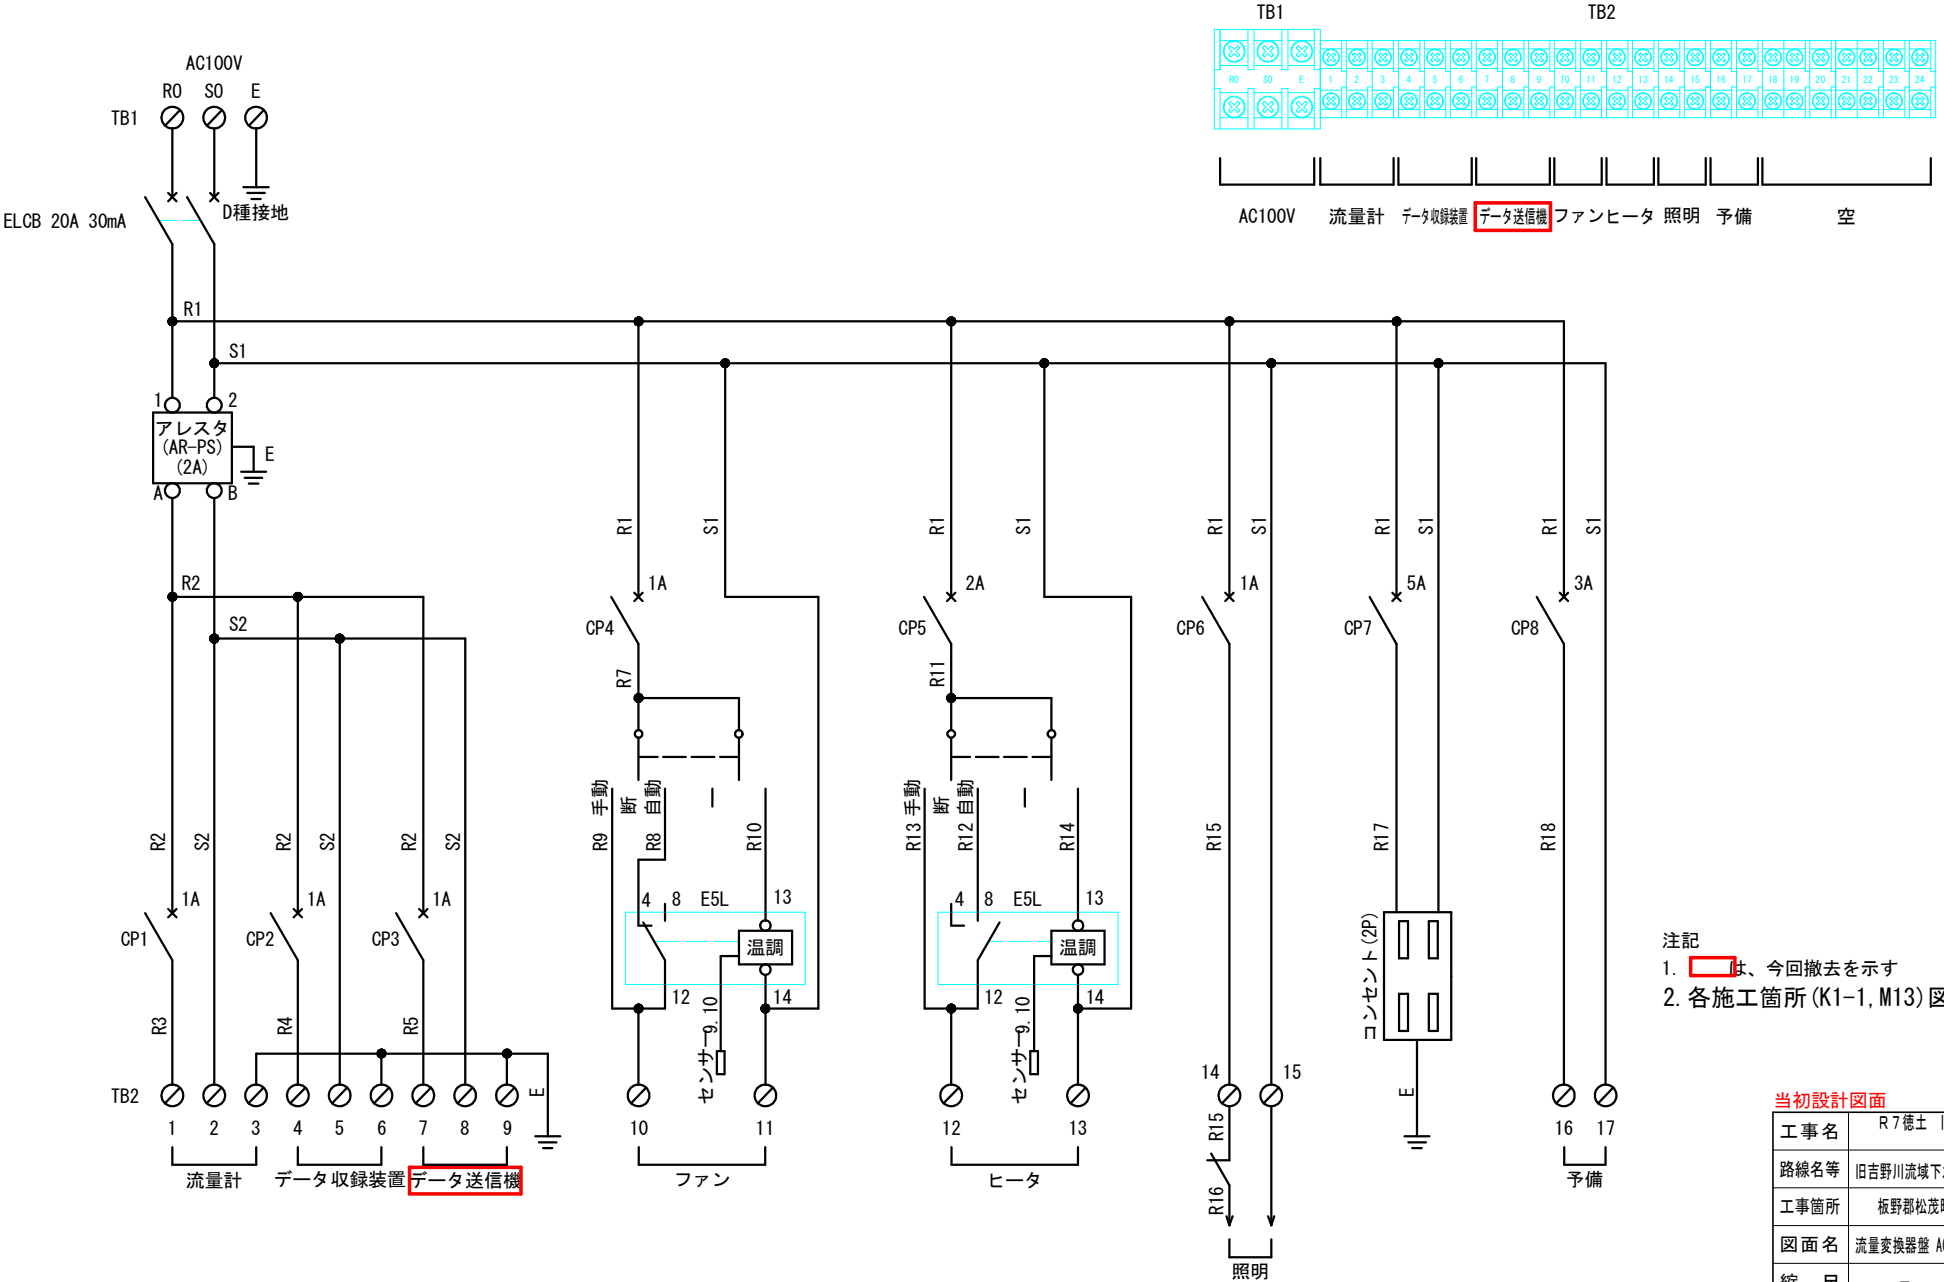

- 注記
- 1. データ送信機は、今回撤去を示す
 - 2. 各施工箇所 (K1-1, M13) 図面共通

当初設計図面			
工事名	R7徳土 旧吉野川流域下水道 松・広島他 流量監視システム更新工事		
路線名等	旧吉野川流域下水道		
工事箇所	板野郡松茂町広島他		
図面名	流量変換器盤 AC接続図 (更新前)		
縮尺	-	図面番号	2 / 6
会社名			
事業者名	東部県土整備局〈徳島〉		

流量変換器盤 信号接続図
(更新前)

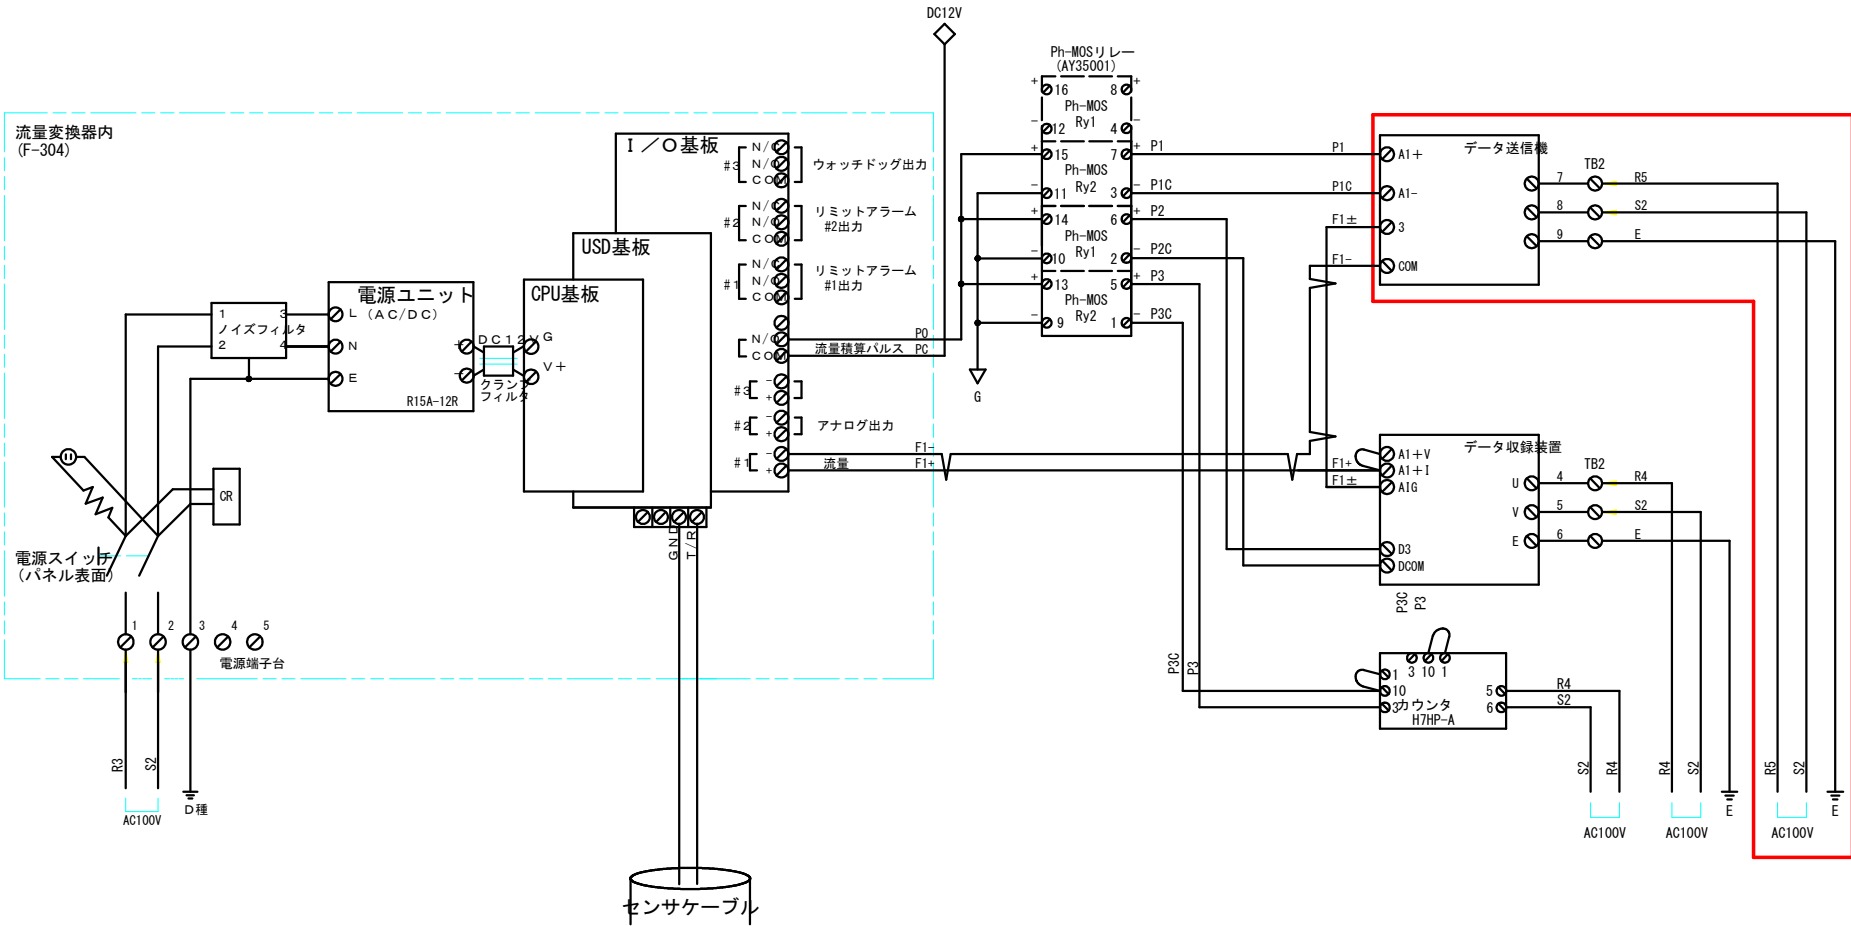

注記





1. は、今回撤去を示す
2. 各施工箇所 (K1-1, M13) 図面共通

当初設計図面

工事名	R7徳土 旧吉野川流域下水道 松・広島他 流量監視システム更新工事		
路線名等	旧吉野川流域下水道		
工事箇所	板野郡松茂町広島他		
図面名	流量変換器盤 信号接続図 (更新前)		
縮尺	-	図面番号	3 / 6
会社名			
事業者名	東部県土整備局〈徳島〉		

流量計盤外形図 (更新後)

塗装：5Y7/1全ツヤ ポリウレタン塗装
材質：SPHC製 遮蔽板付
函体：t=2.3mm
扉：t=3.2mm
膜厚：100μm
キーNo：200

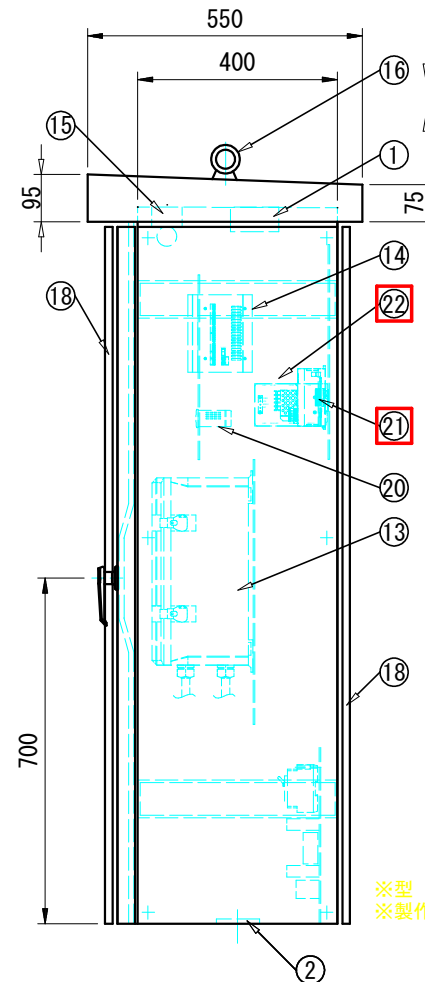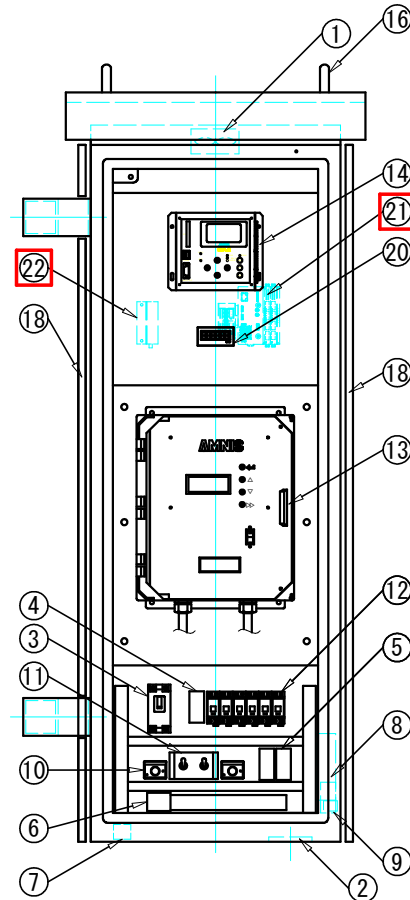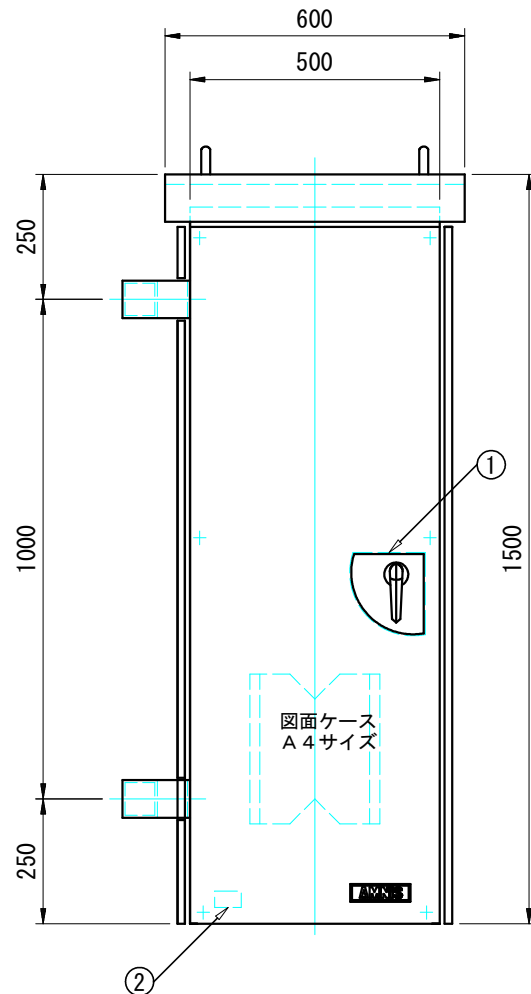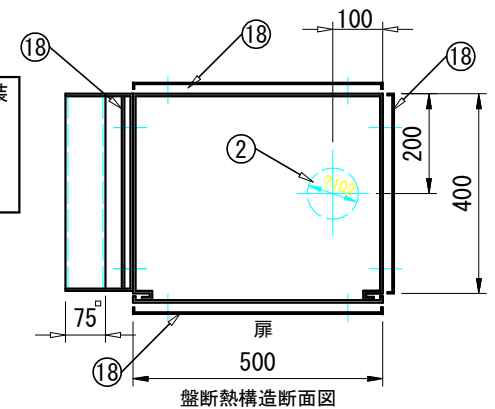

※型式：PMF
※製作台数：1面

22	ルータ	1台
21	データ伝送装置	1台
20	カウンター (H7HP-A)	1台
19	遮蔽板	4枚
18	吸気口 (フィルター付)	1台
17	換気ファン	1台
16	2-M16吊ボルト (取外し可能)	2個
15	照明	1台
14	データ収録装置 (BDFL)	1台
13	潜水超音波式流量変換器 (F-304)	1台
12	サーキットプロテクタ	6台
11	自動手動切替 (温調)	1台
10	温調	2台
9	コンセント	1台
8	ヒータ	1台
7	接地端子	1台
6	端子台	1台
5	信号用避雷器	2台
4	電源用避雷器	1台
3	遮断器	1台
2	アースボス	1個
1	取手 (A-1140-2)	1個
番号	名称	数量




注記

1. は、今回更新を示す
2. 各施工箇所 (K1-1, M13) 図面共通

当初設計図面

工事名	R7徳土 旧吉野川流域下水道 松・広島他 流量監視システム更新工事		
路線名等	旧吉野川流域下水道		
工事箇所	板野郡松茂町広島他		
図面名	流量計盤外形図 (更新後)		
縮尺	-	図面番号	4 / 6
会社名			
事業者名	東部県土整備局〈徳島〉		

流量変換器盤 AC接続図
(更新後)

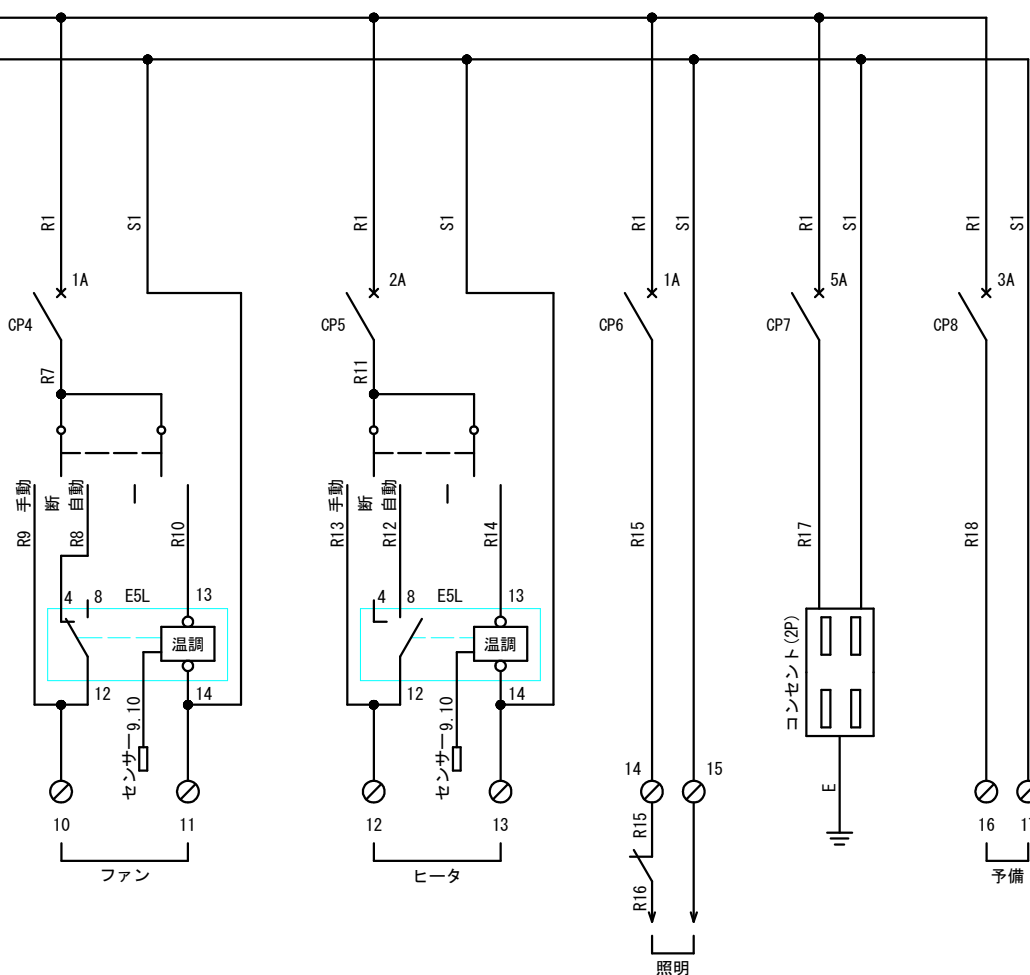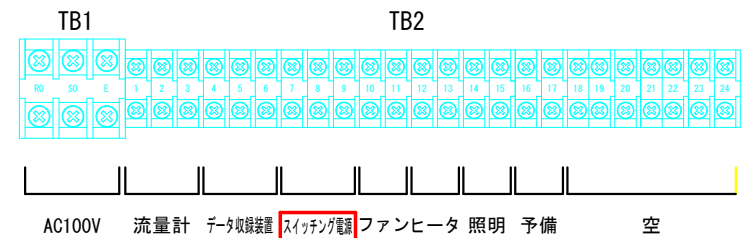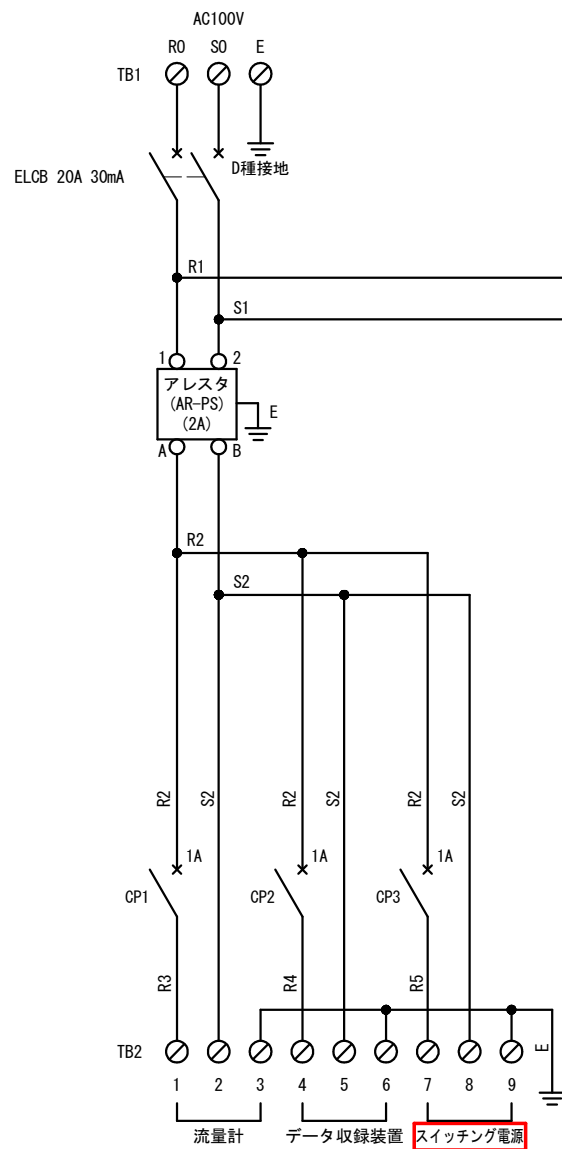


注記

1. は、今回更新を示す
2. 各施工箇所 (K1-1, M13) 図面共通

当初設計図面

工事名	R7徳土 旧吉野川流域下水道 松・広島他 流量監視システム更新工事		
路線名等	旧吉野川流域下水道		
工事箇所	板野郡松茂町広島他		
図面名	流量計盤外形図(更新後)		
縮 尺	-	図面番号	5 / 6
会社名			
事業者名	東部県土整備局〈徳島〉		

流量変換器盤 信号接続図
(更新後)

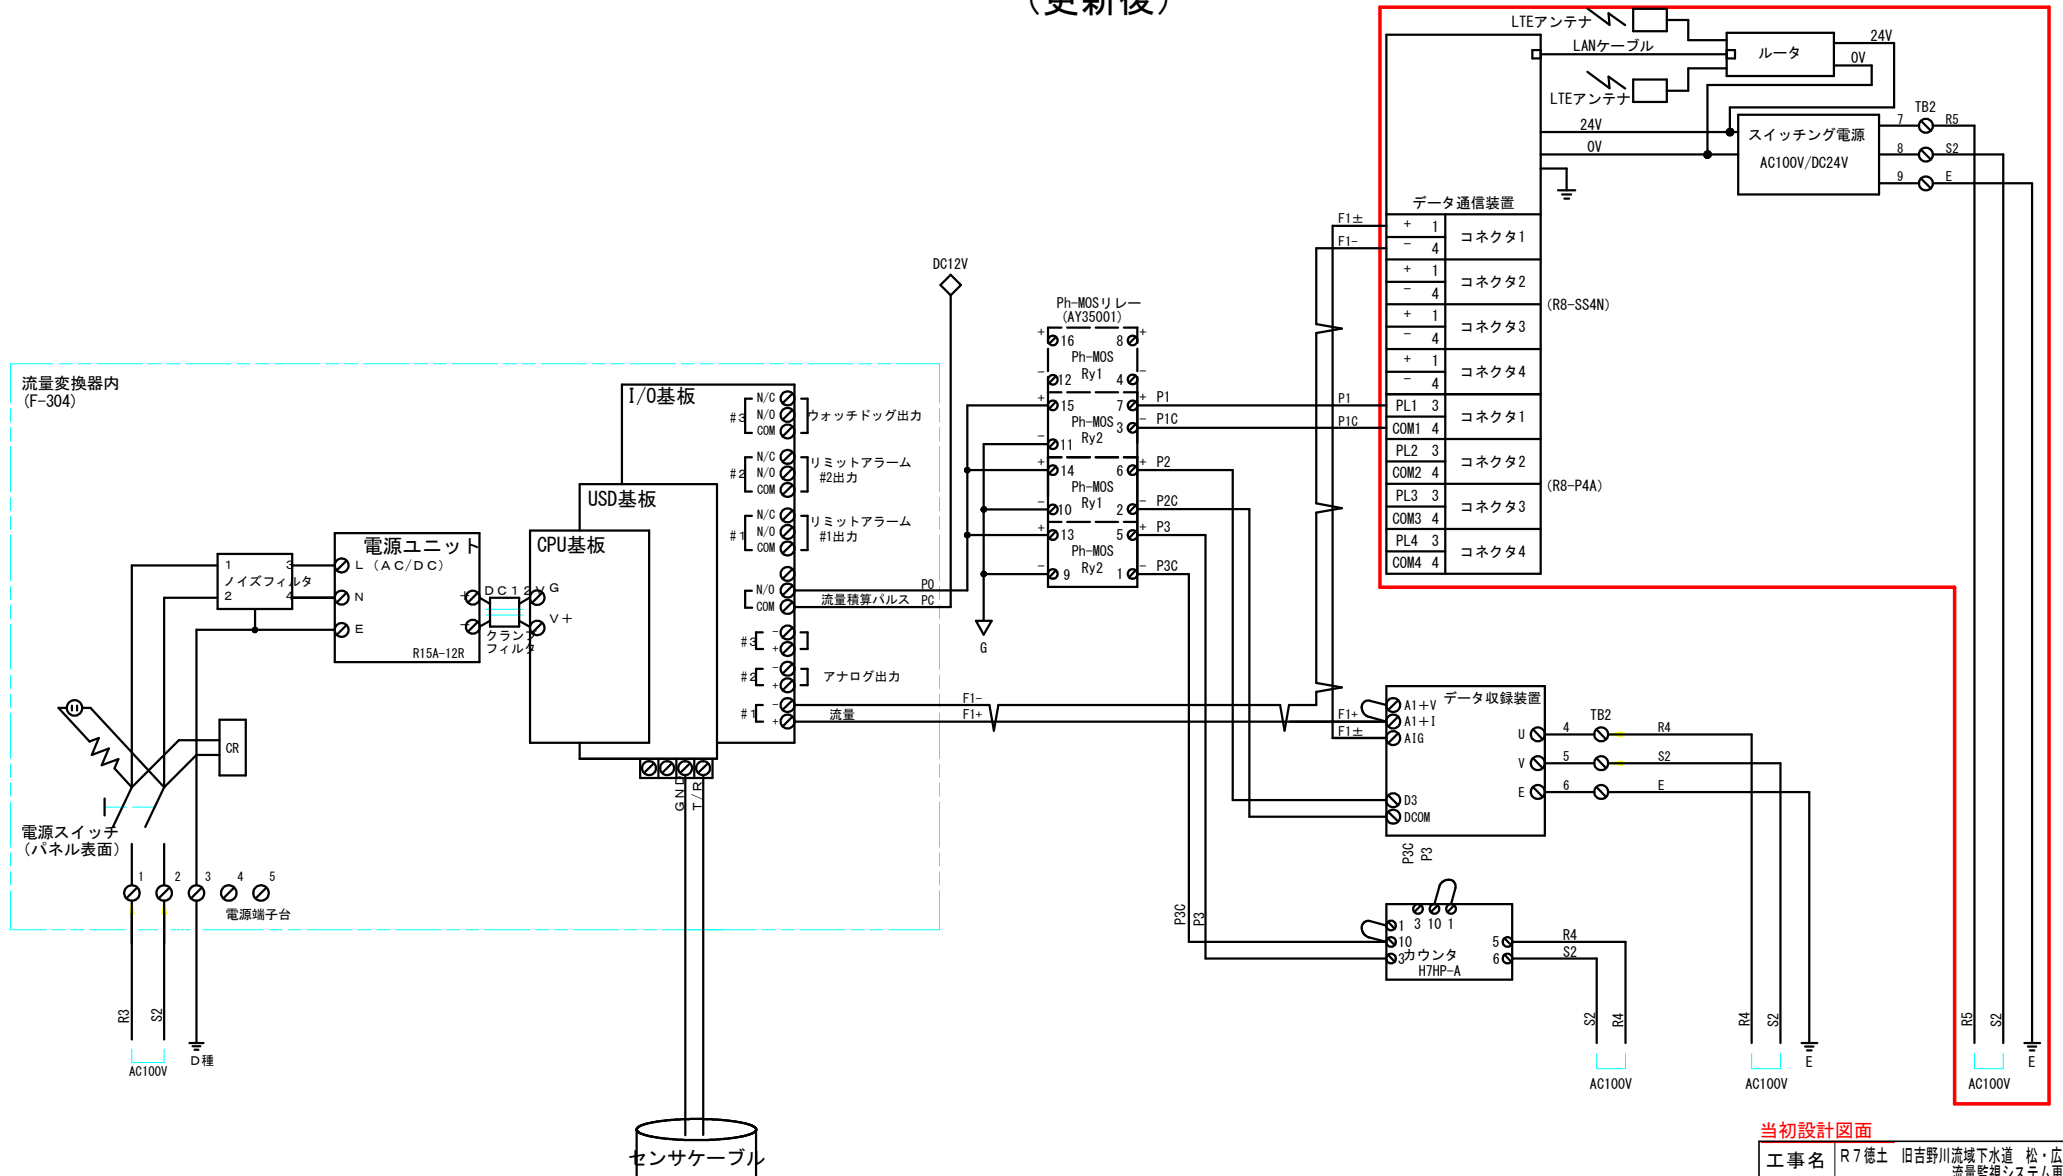

注記

1. は、今回更新を示す
2. 各施工箇所 (K1-1, M13) 図面共通

当初設計図面

工事名	R7徳士 旧吉野川流域下水道 松・広島他 流量監視システム更新工事		
路線名等	旧吉野川流域下水道		
工事箇所	板野郡松茂町広島他		
図面名	流量変換器盤 信号接続図(更新後)		
縮 尺	—	図面番号	6 / 6
会社名			
事業者名	東部県土整備局(徳島)		