
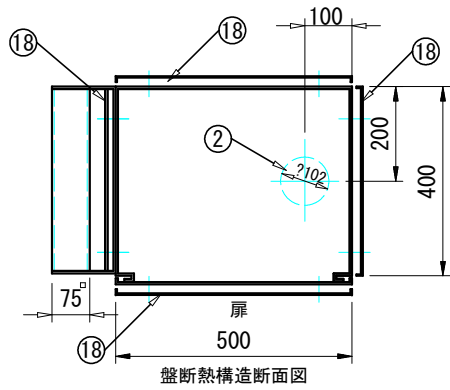
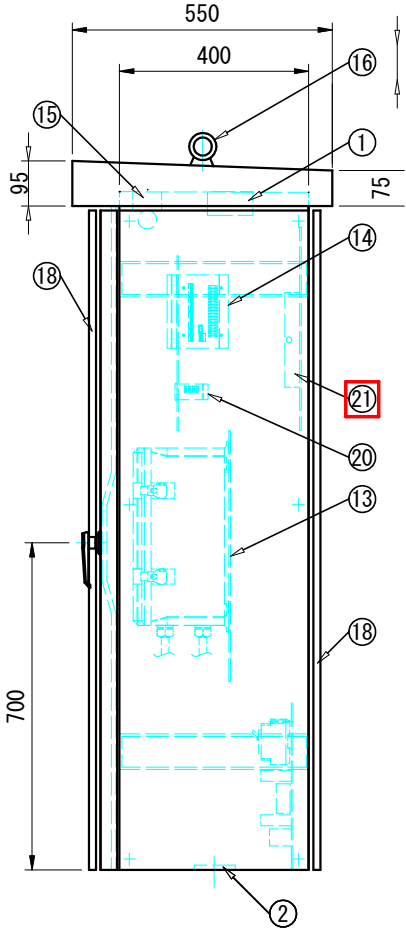
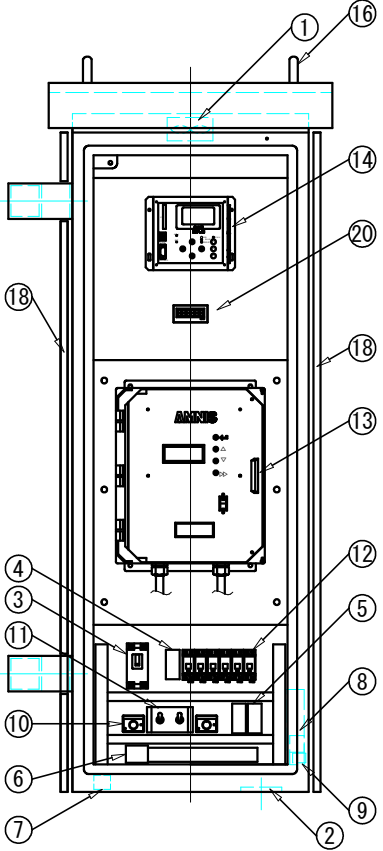


流量計盤外形図
(更新前)

塗装：5Y7/1全ツヤ ポリウレタン塗装
材質：SPHC製 遮蔽板付
函体：t=2.3mm
扉：t=3.2mm
膜厚：100μm
キーNo：200

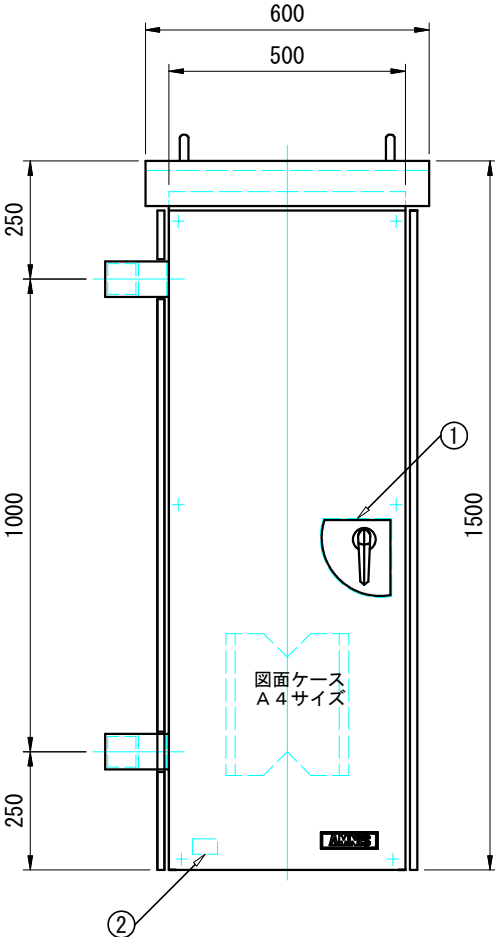


※型 式：PMF
※製作台数：1面

21	データ伝送装置 (DAUTRAN)	1台
20	カウンター (H7HP-A)	1台
19	遮蔽板	4枚
18	吸気口 (フィルター付)	1台
17	換気ファン	1台
16	2-M16吊ボルト (取外し可能)	2個
15	照明	1台
14	データ収録装置 (BDFL)	1台
13	潜水超音波式流量変換器 (F-304)	1台
12	サーキットプロテクタ	6台
11	自動手動切替 (温調)	1台
10	温調	2台
9	コンセント	1台
8	ヒータ	1台
7	接地端子	1台
6	端子台	1台
5	信号用避雷器	2台
4	電源用避雷器	1台
3	遮断器	1台
2	アースボス	1個
1	取手 (A-1140-2)	1個
番号	名 称	数量

注記
1. 21 は、今回撤去を示す
2. 各施工箇所 (A9-2, K5) 図面共通

当初設計図面			
工 事 名	R7徳土 旧吉野川流域下水道 藍・東中富他 流量監視システム更新工事		
路線名等	旧吉野川流域下水道		
工事箇所	板野郡藍住町東中富他		
図 面 名	流量計盤外形図 (更新前)		
縮 尺	-	図面番号	1 / 6
会社名			
事業者名	東部県土整備局 (徳島)		


流量変換器盤 AC接続図
(更新前)

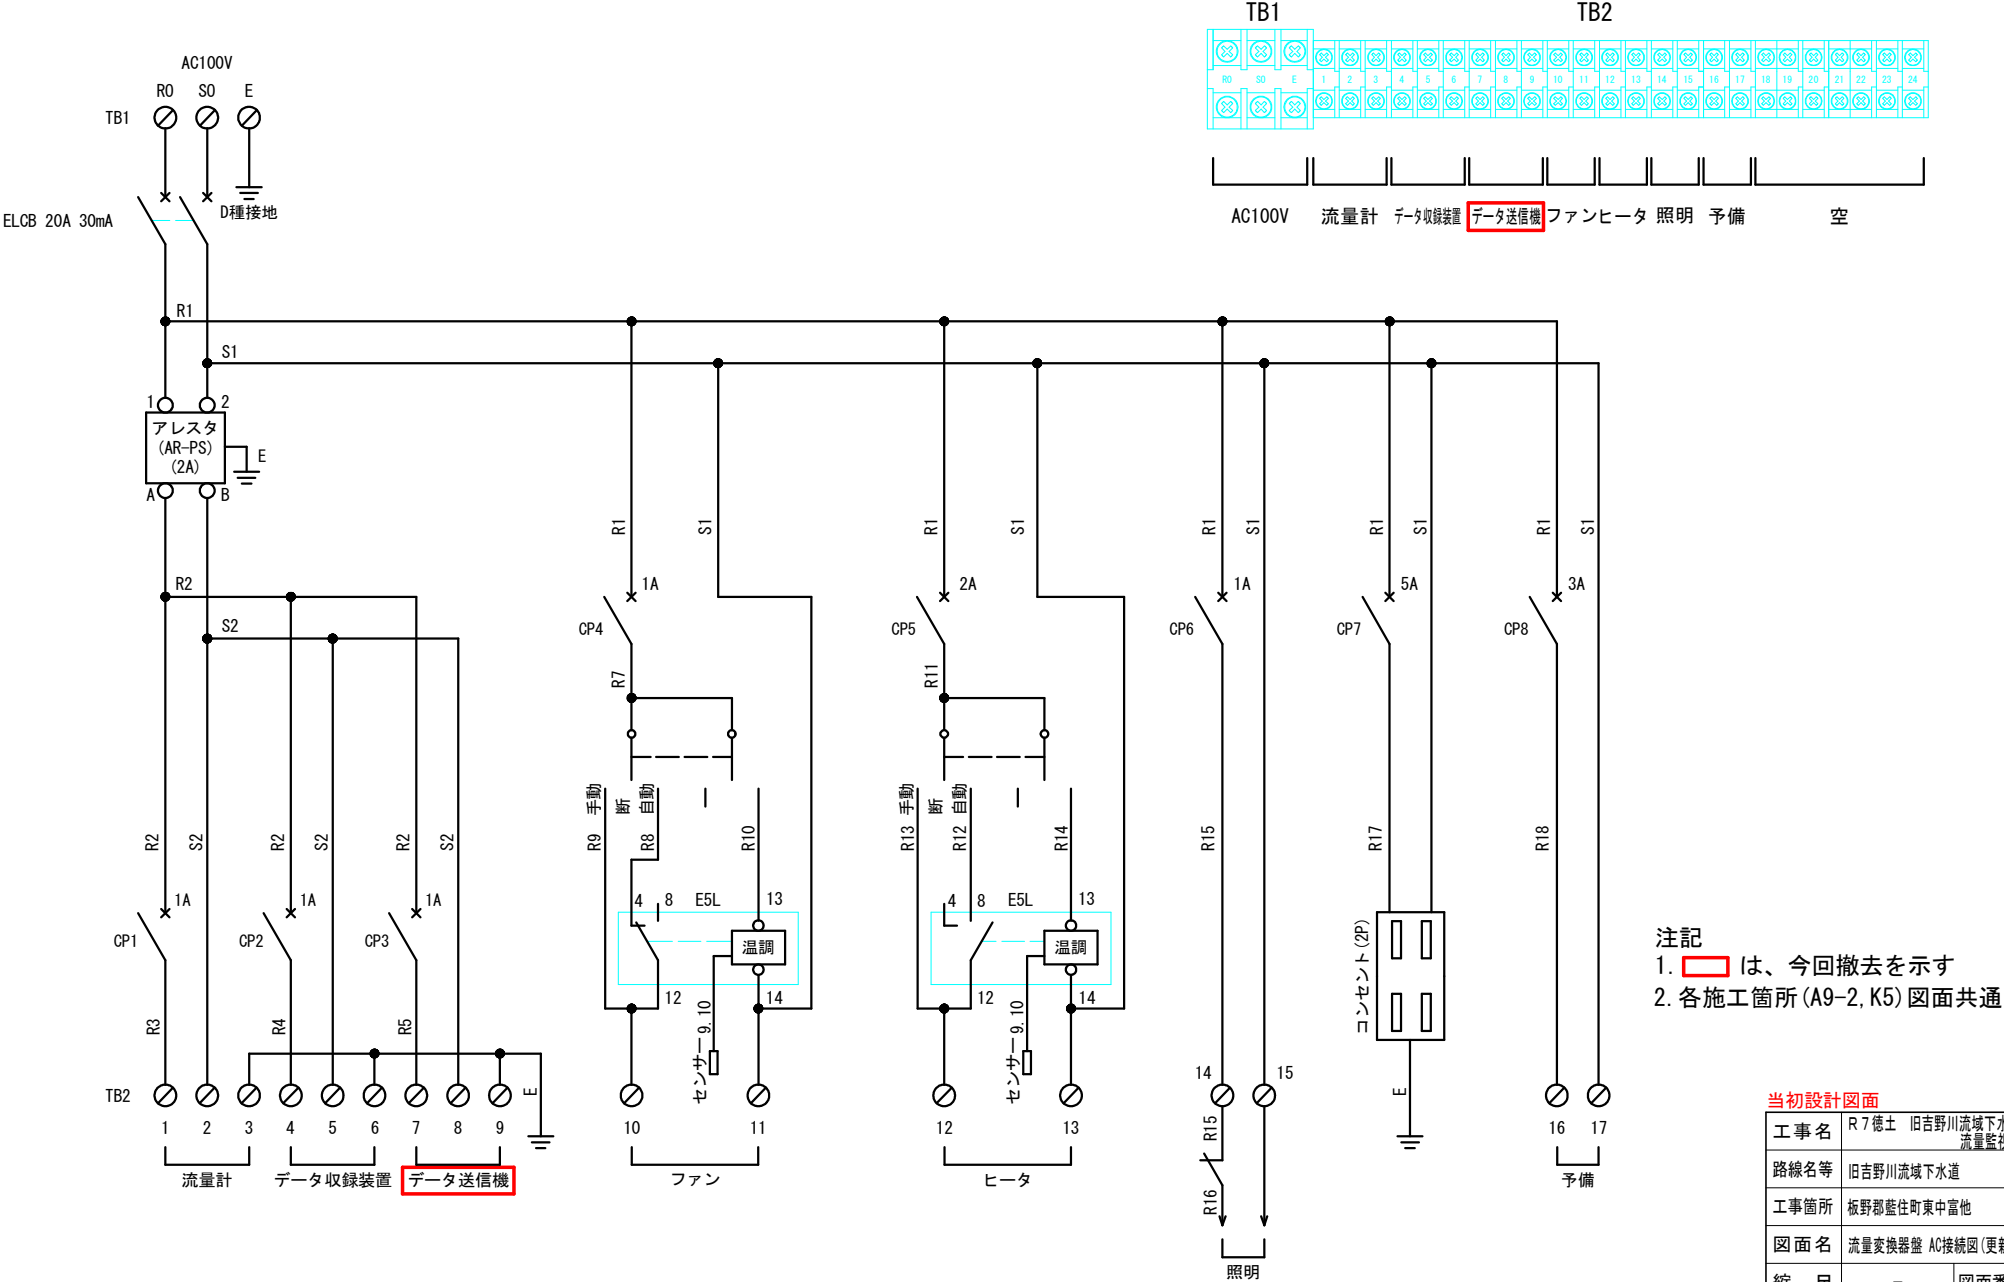

注記
1. データ送信機 は、今回撤去を示す
2. 各施工箇所 (A9-2, K5) 図面共通

当初設計図面	
工事名	R7徳士 旧吉野川流域下水道 藍・東中富他 流量監視システム更新工事
路線名等	旧吉野川流域下水道
工事箇所	板野郡藍住町東中富他
図面名	流量変換器盤 AC接続図 (更新前)
縮 尺	- 図面番号 2 / 6
会社名	
事業者名	東部県土整備局 (徳島)

流量変換器盤 信号接続図
(更新前)




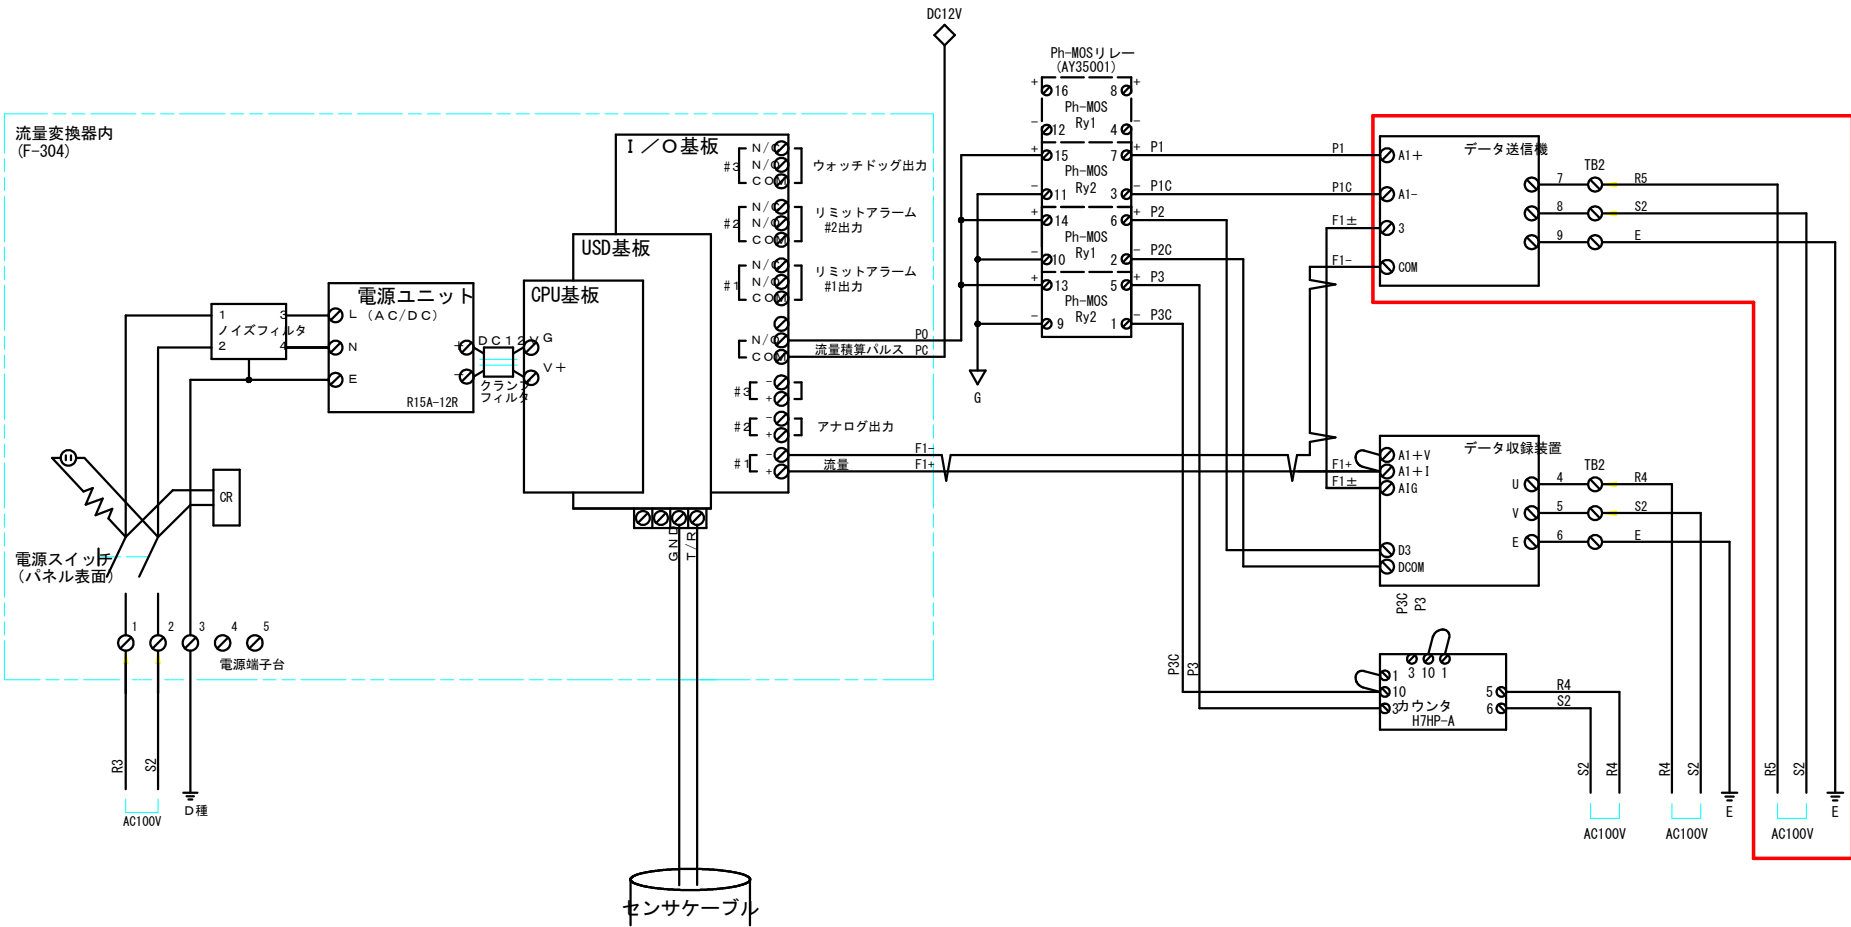


注記
1. は、今回撤去を示す
2. 各施工箇所 (A9-2, K5) 図面共通

当初設計図面			
工事名	R7徳土 旧吉野川流域下水道 藍・東中富他 流量監視システム更新工事		
路線名等	旧吉野川流域下水道		
工事箇所	板野郡藍住町東中富他		
図面名	流量変換器盤 信号接続図 (更新前)		
縮 尺	-	図面番号	3 / 6
会社名			
事業者名	東部県土整備局〈徳島〉		

流量計盤外形図
(更新後)

塗装：5Y7/1全ツヤ ポリウレタン塗装
材質：SPHC製 遮蔽板付
函体：t=2.3mm
扉：t=3.2mm
膜厚：100μm
キーNo：200

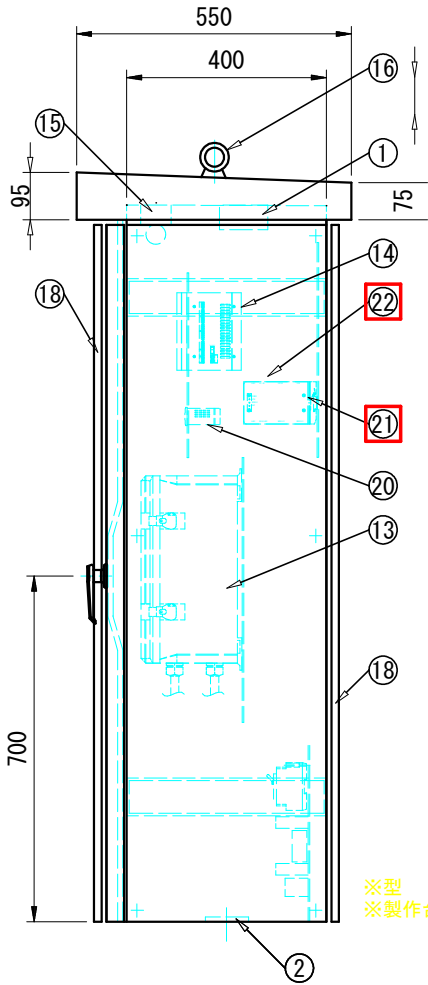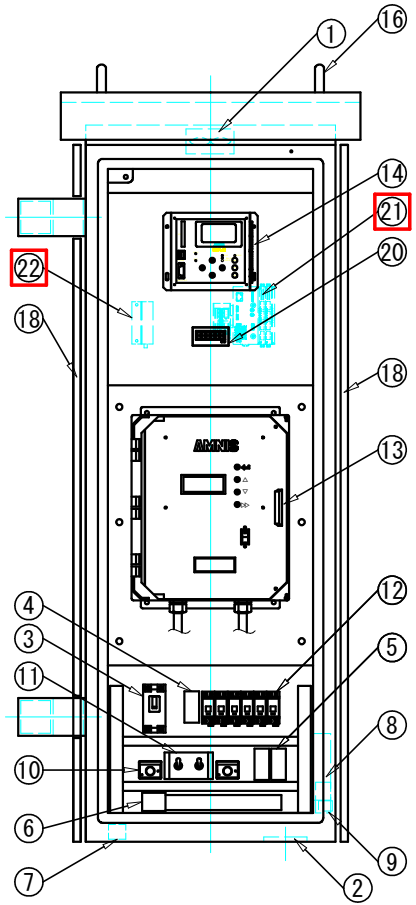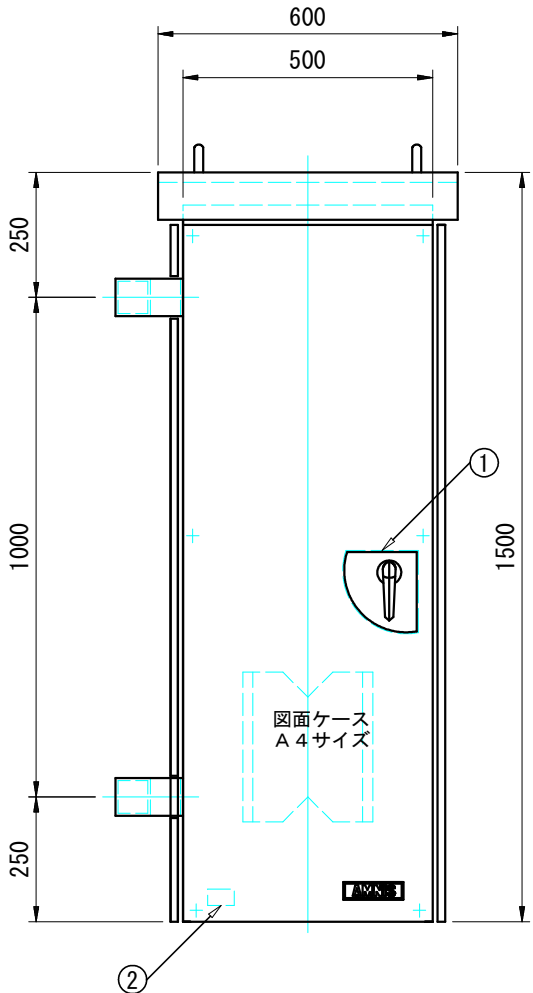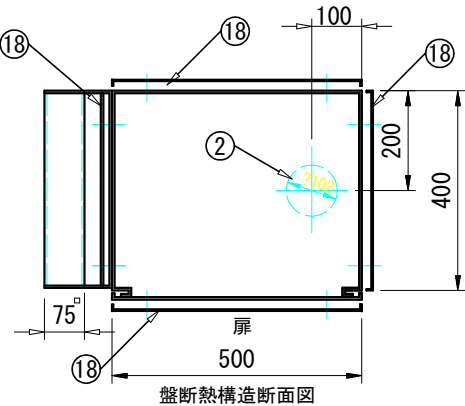

※型式：PMF
※製作台数：1面



22	ルータ	1台
21	データ伝送装置	1台
20	カウンター (H7HP-A)	1台
19	遮蔽板	4枚
18	吸気口 (フィルター付)	1台
17	換気ファン	1台
16	2-M16吊ボルト (取外し可能)	2個
15	照明	1台
14	データ収録装置 (BDFL)	1台
13	潜水超音波式流量変換器 (F-304)	1台
12	サーキットプロテクタ	6台
11	自動手動切替 (温調)	1台
10	温調	2台
9	コンセント	1台
8	ヒータ	1台
7	接地端子	1台
6	端子台	1台
5	信号用避雷器	2台
4	電源用避雷器	1台
3	遮断器	1台
2	アースボス	1個
1	取手 (A-1140-2)	1個
番号	名称	数量

当初設計図面

工事名	R7徳土 旧吉野川流域下水道 藍・東中富他 流量監視システム更新工事
路線名等	旧吉野川流域下水道
工事箇所	板野郡藍住町東中富他
図面名	流量計盤外形図 (更新後)
縮尺	- 図面番号 4 / 6
会社名	
事業者名	東部県土整備局 (徳島)

注記
1. は、今回更新を示す
2. 各施工箇所 (A9-2, K5) 図面共通

流量変換器盤 AC接続図
(更新後)

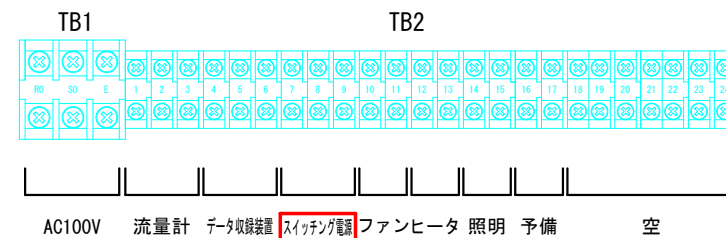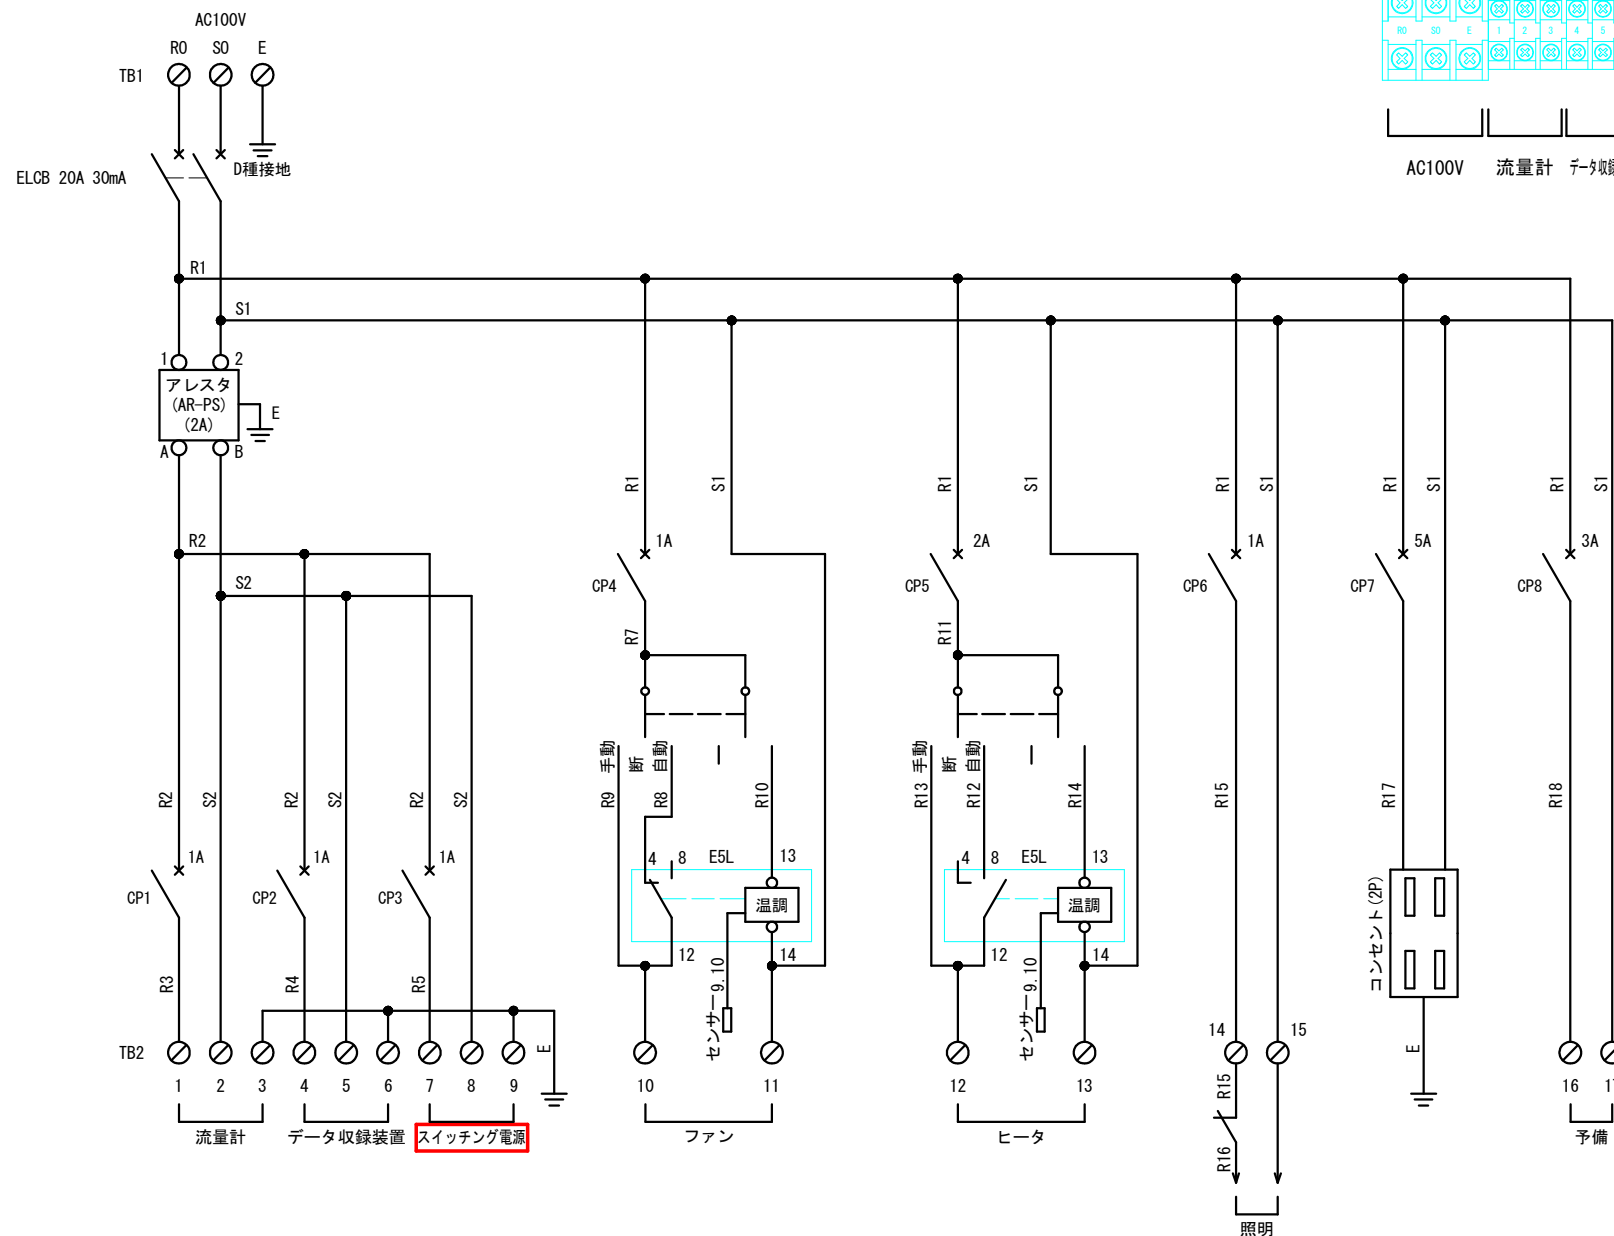

注記


1. は、今回更新を示す
2. 各施工箇所 (A9-2, K5) 図面共通

当初設計図面

工事名	R7徳土 旧吉野川流域下水道 藍・東中富他 流量監視システム更新工事		
路線名等	旧吉野川流域下水道		
工事箇所	板野町藍住町東中富他		
図面名	流量計盤外形図(更新後)		
縮 尺	-	図面番号	5 / 6
会社名			
事業者名	東部県土整備局〈徳島〉		

流量変換器盤 信号接続図
(更新後)

流量変換器内
(F-304)

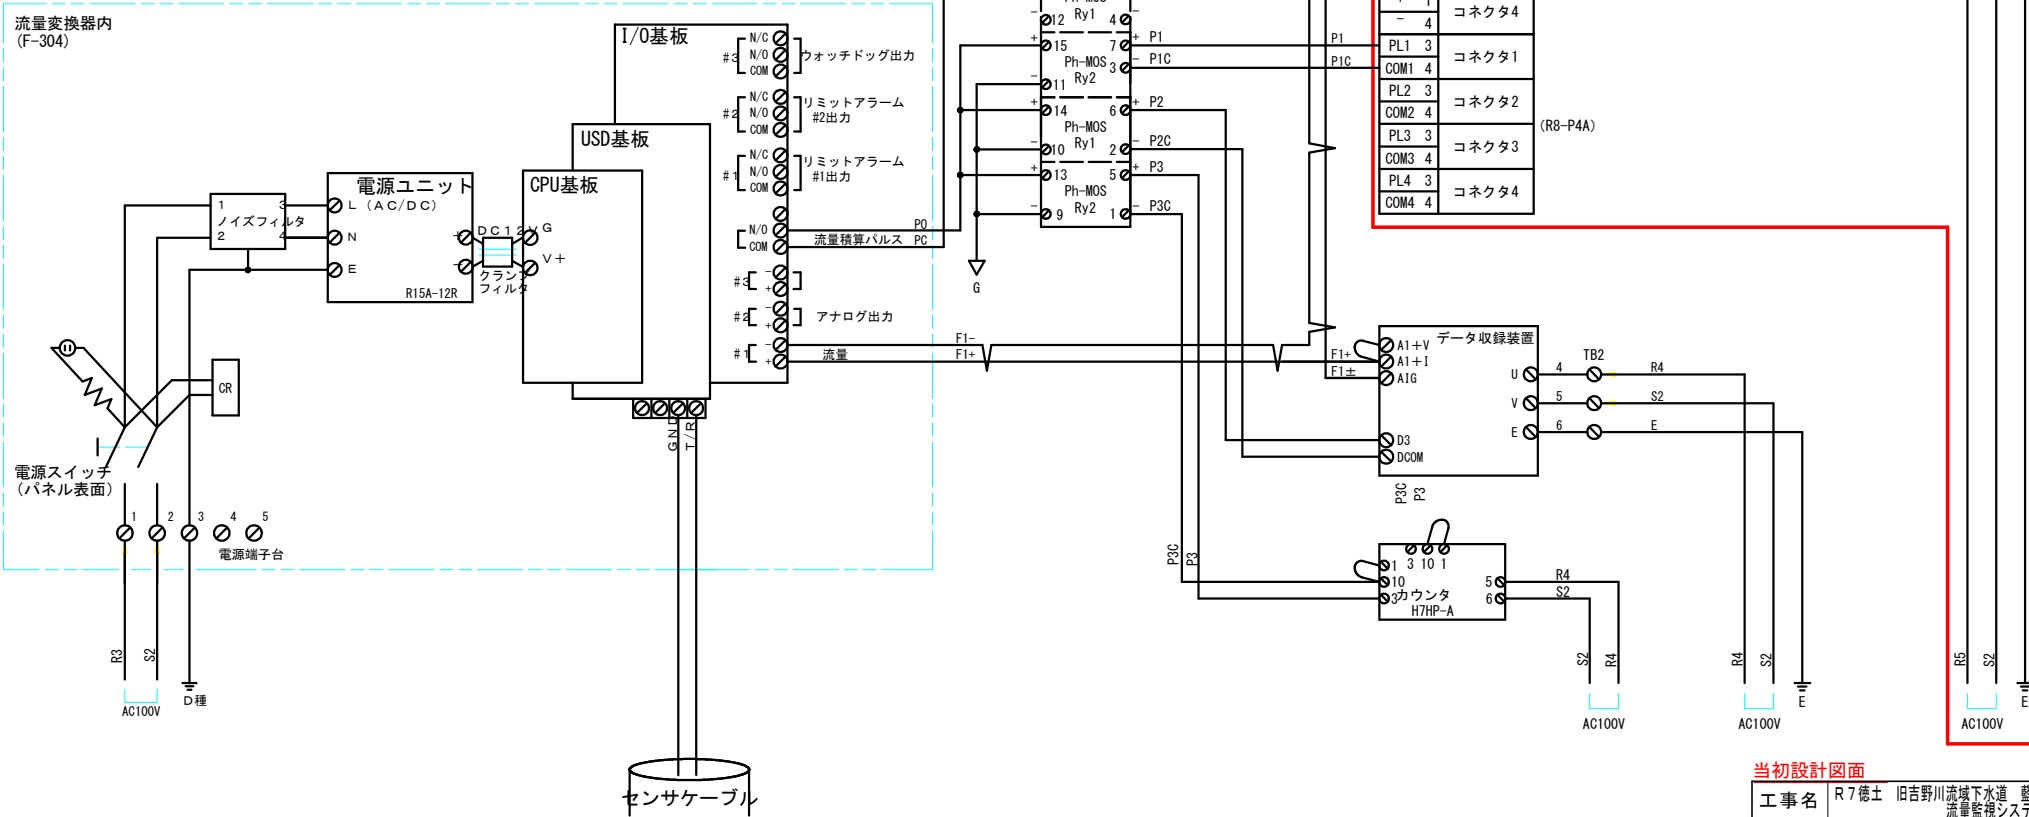

注記
1. は、今回更新を示す
2. 各施工箇所 (A9-2, K5) 図面共通

当初設計図面			
工事名	R 7 徳土 旧吉野川流域下水道 藍・東中富他 流量監視システム更新工事		
路線名等	旧吉野川流域下水道		
工事箇所	板野郡藍住町東中富他		
図面名	流量変換器盤 信号接続図 (更新後)		
縮 尺	-	図面番号	6 / 6
会社名			
事業者名	東部県土整備局 (徳島)		