



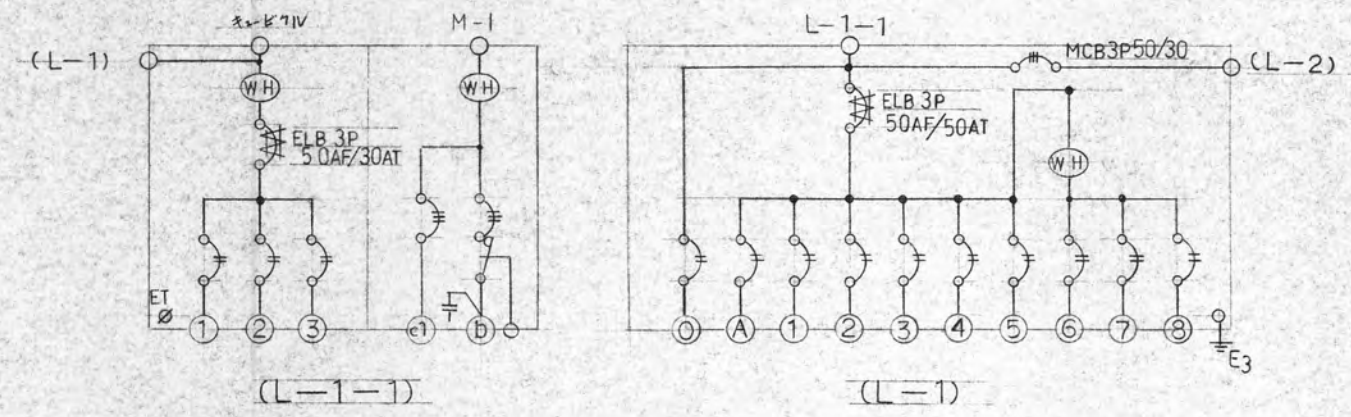

①	電灯回路	NFB 2P 50/20	100V	1,025 VA
②	コンセント回路	"	"	400
③	"	"	"	750
④	排気ファン	MB 0.75 KW	200V	750 W
⑤	消火器保管庫	NFB 3P 50/20	"	4,200 W
				1φ 2175 VA
				3φ 4.95 KW

①	誘導灯	NFB 2P 50/20	100V	80 VA
②	電灯回路	"	200V	2,880
③	"	"	100V	1,125
④	コンセント回路	"	"	400
⑤	"	"	"	400
⑥	"	"	"	600
⑦	" (自販機)	"	"	600
⑧	" (")	"	"	600
⑨	" (")	"	"	600


7585VA

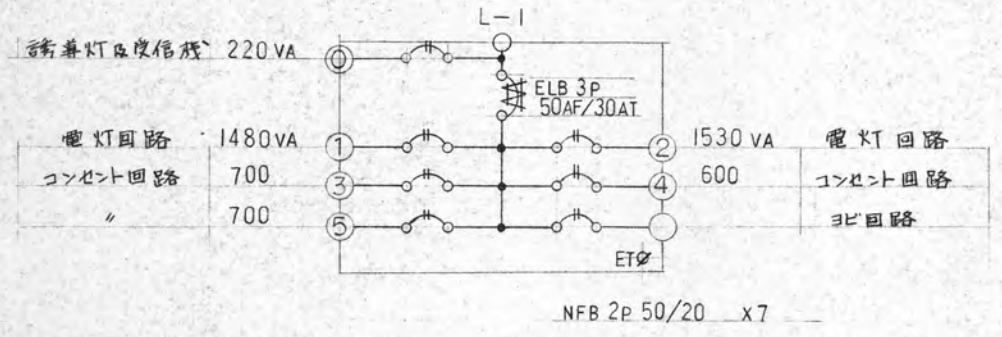

電灯回路	1480 VA	①	1530 VA	電灯回路
コンセント回路	700	②	600	コンセント回路
"	700	③		消火器回路

NFB 2P 50/20 x7

(L-2) 5230 VA

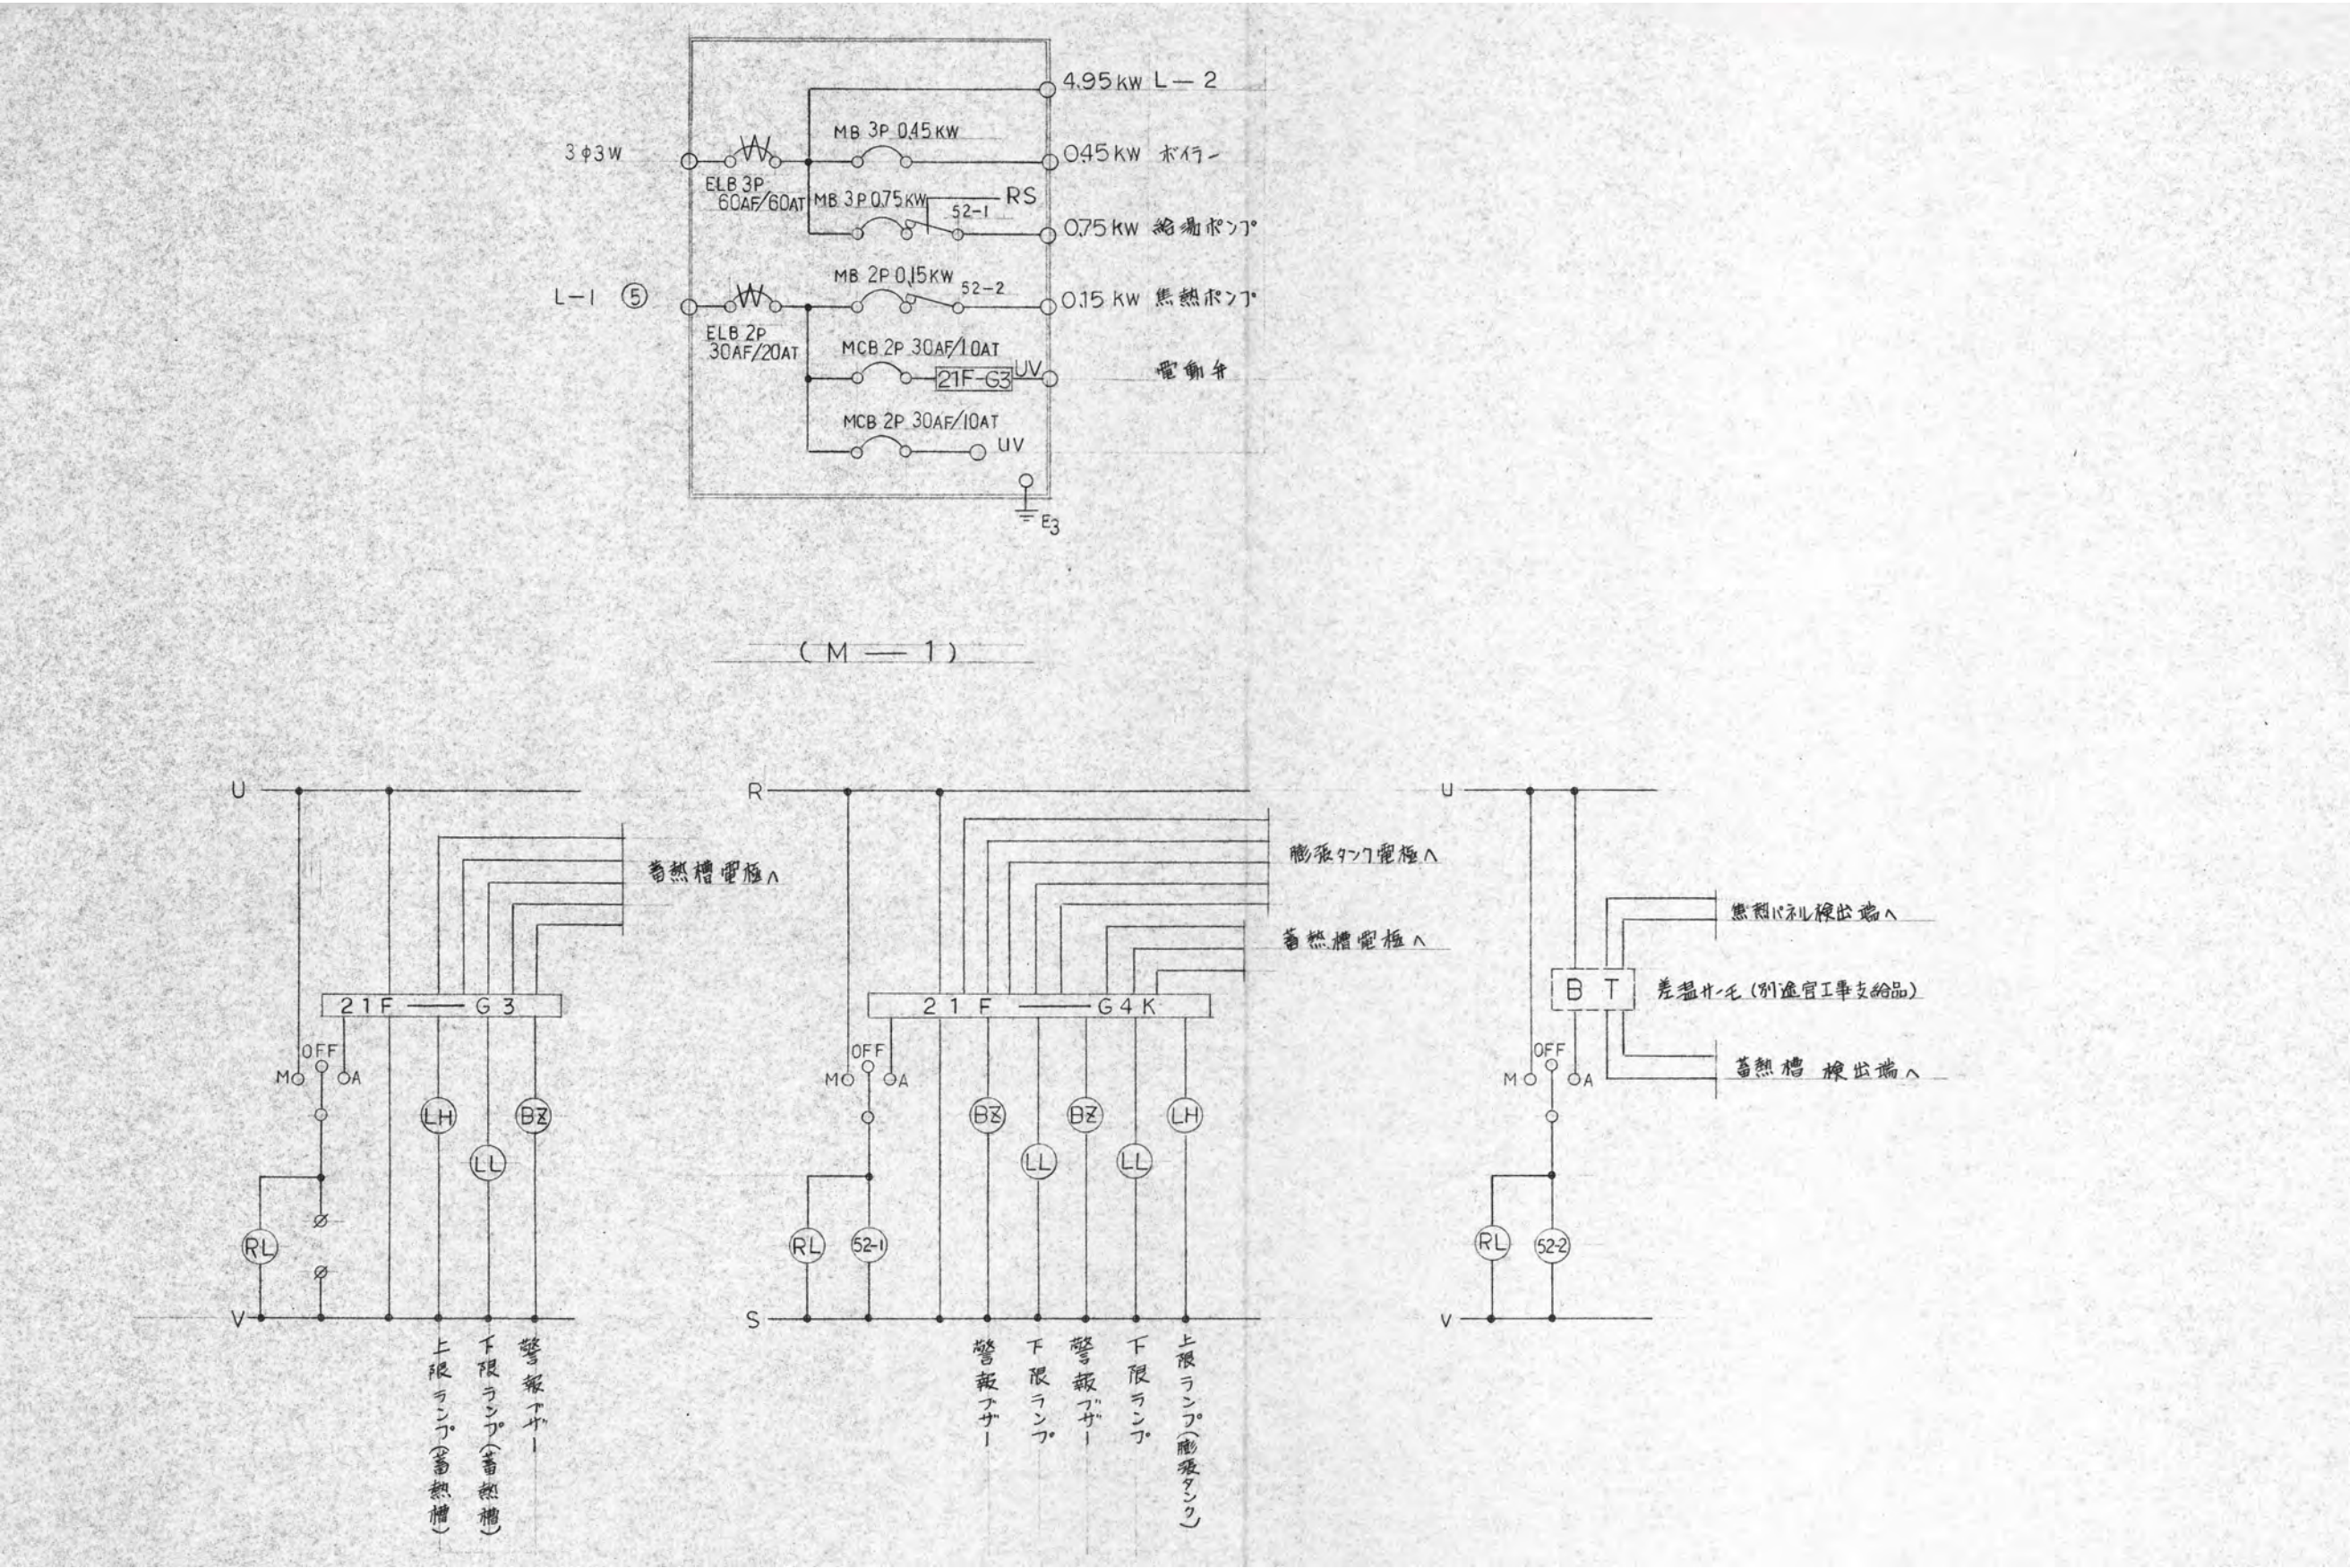

徳島県県土整備部営繕課		工事名	R7 営繕 鳴門渦潮高等学校撫養キャンパス 鳴・撫養 セミナーハウス解体工事 (担い手確保型)	図面番号	E-03	株式会社 岡島建築事務所 1級建築士登録 第344068号 瀬尾 卓 芳
設計	竣工	図面名	盤結線図2(撤去)	縮尺	S=Non (A2)	
R 6.12	—					


照明器具姿図

A	FL40w x2	B	FL40w x2	C	FCL30w x1	D	FL20w x1	E	FL10w x1
A'	FSS4-402RH		FSS4MP-402RH		FC03-C301GPL		FBC1RP-201GL		HW168GPL
A = 100v (IL5w 特殊灯管) A' = 200v		防雨、防湿形							
F	IL40w x1	G	FL40w x1	H	FL20w x1	I	FL20w x4	J	FCL30w x1
	ISC2-40		NF41044UH		FSS4-201GH		FRF2-204GH		FSF2-C301GH
		ステンレス製							
K	12v40w x1	L	FL40w x1	M	FL40w x1	N	IL60w x1	O	12v20wx1
	非常用照明 (非常時のみ)		FSS4-401RH		FBC2-401RH		ISC4MP-60		非常用照明 (非常時のみ)
P	FCL40w + 30w 301 FRF2-C401GH	Q	FL20w x5	R	FL20w x1	S	FL20w x1	T	FL40w x1
			HA1224GPL		SH1-FPF10-201		SH1-FSF11-201		K1-FBF10-401

凡	例
---	---

記 号	名 称	仕 様
•	埋込スイッチ	片切 300V 10A 新プレート BOX共
•3	〃	3路 300V 10A 〃 〃
①	埋込コンセント	2P×1 125V 15A 〃 〃
①2	〃	2P×2 125V 15A 〃 〃
①WP	防水コンセント	2P×1 125V 15A ロック式 キック共
①マ	埋込コンセント	2P×1 抜止式 125V 15A 新プレート BOX共
④ 1	換気扇	連動式 20cm 格子付 木枠、コード共
④	端子盤	埋込型 20Pin 端子共
◎	150Vプレート	TEL用 BOX共
△	スピーカー	天井埋込 3W 丸形
✕	アッテネーター	埋込型、上記スピーカー適応、BOX共
●LF5	電 極	与極、保持器、セパレーター共
⑤	千円開閉器	3P 30AF/20AT、BOX組込


	徳島県県土整備部営繕課		工事名 R 7 営繕 鳴門渦潮高等学校撫養キャンパス 鳴・撫養 セミナーハウス解体工事（担い手確保型）	図面番号 E-04	株 式 会 社 岡 島 建 築 事 務 所 1 級 建 築 士 登 録 第 344068 号 瀬 尾 卓 芳
	設 計 R 6.12	竣 工 —	図面名 照明器具姿図（撤去）	縮尺 S=Non (A2)	

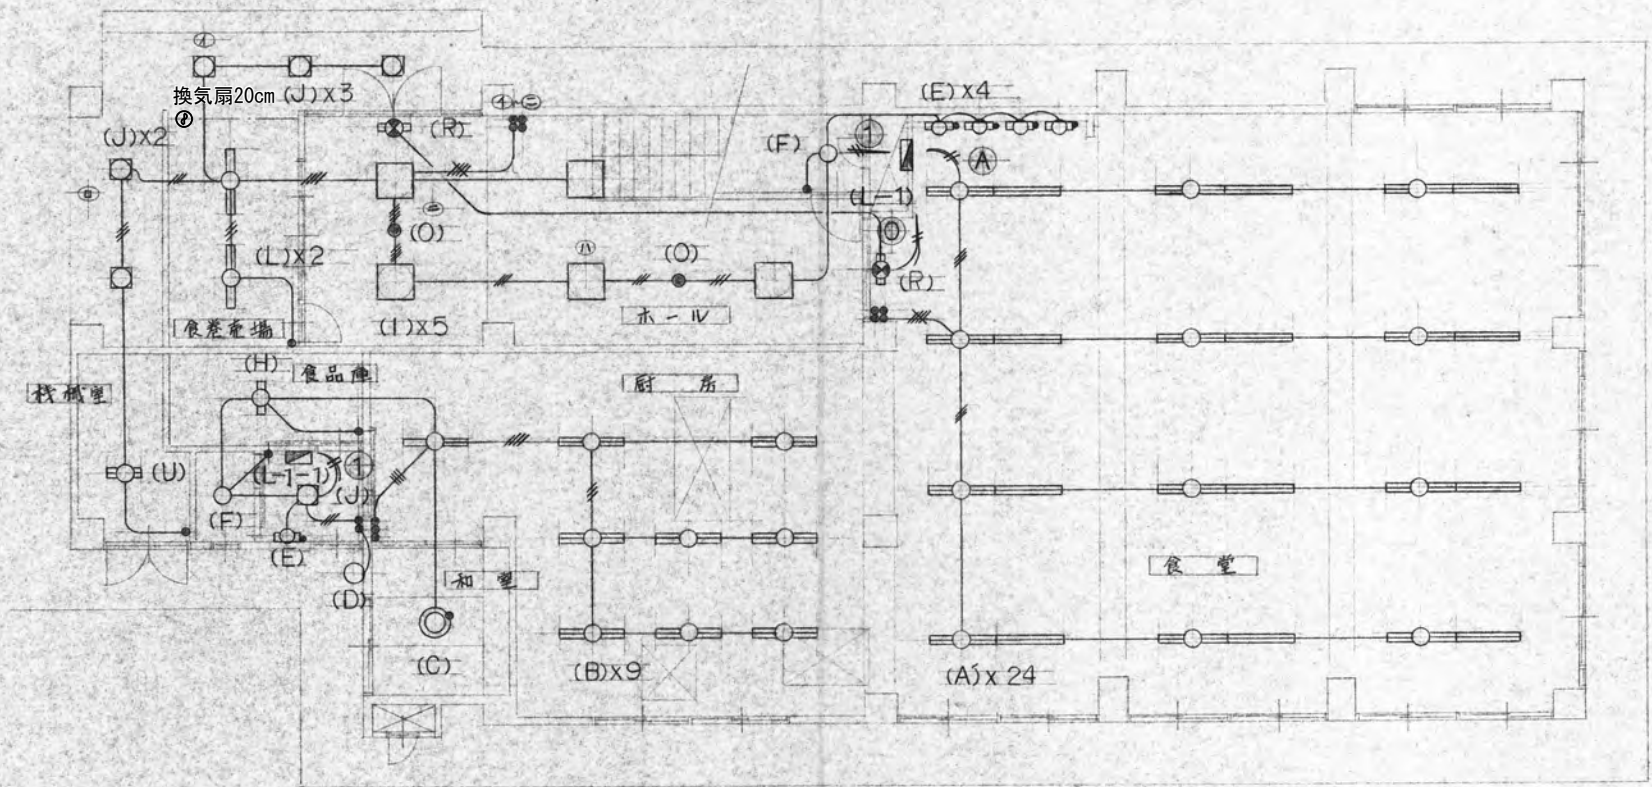


1 階 平 面 図 S = 1 : 100

特記なき配線配管	
	IV 16 x 2 (19)
	IV 16 x 3 (19)
	IV 16 x 4 (19)
	IV 16 x 5 (25)
	IV 20 x 2 (19)


徳島県県土整備部営繕課		工事名	R 7 営繕 鳴門渦潮高等学校撫養キャンパス 鳴・撫養 セミナーハウス解体工事 (担い手確保型)	図面番号	E-05	株式会社 岡島建築事務所 1 級建築士登録 第344068号 瀬尾 卓 芳
設 計	竣 工	図面名	電灯設備 1 階平面図 (撤去)	縮尺	S=1/100 (A2)	
R 6.12	—					

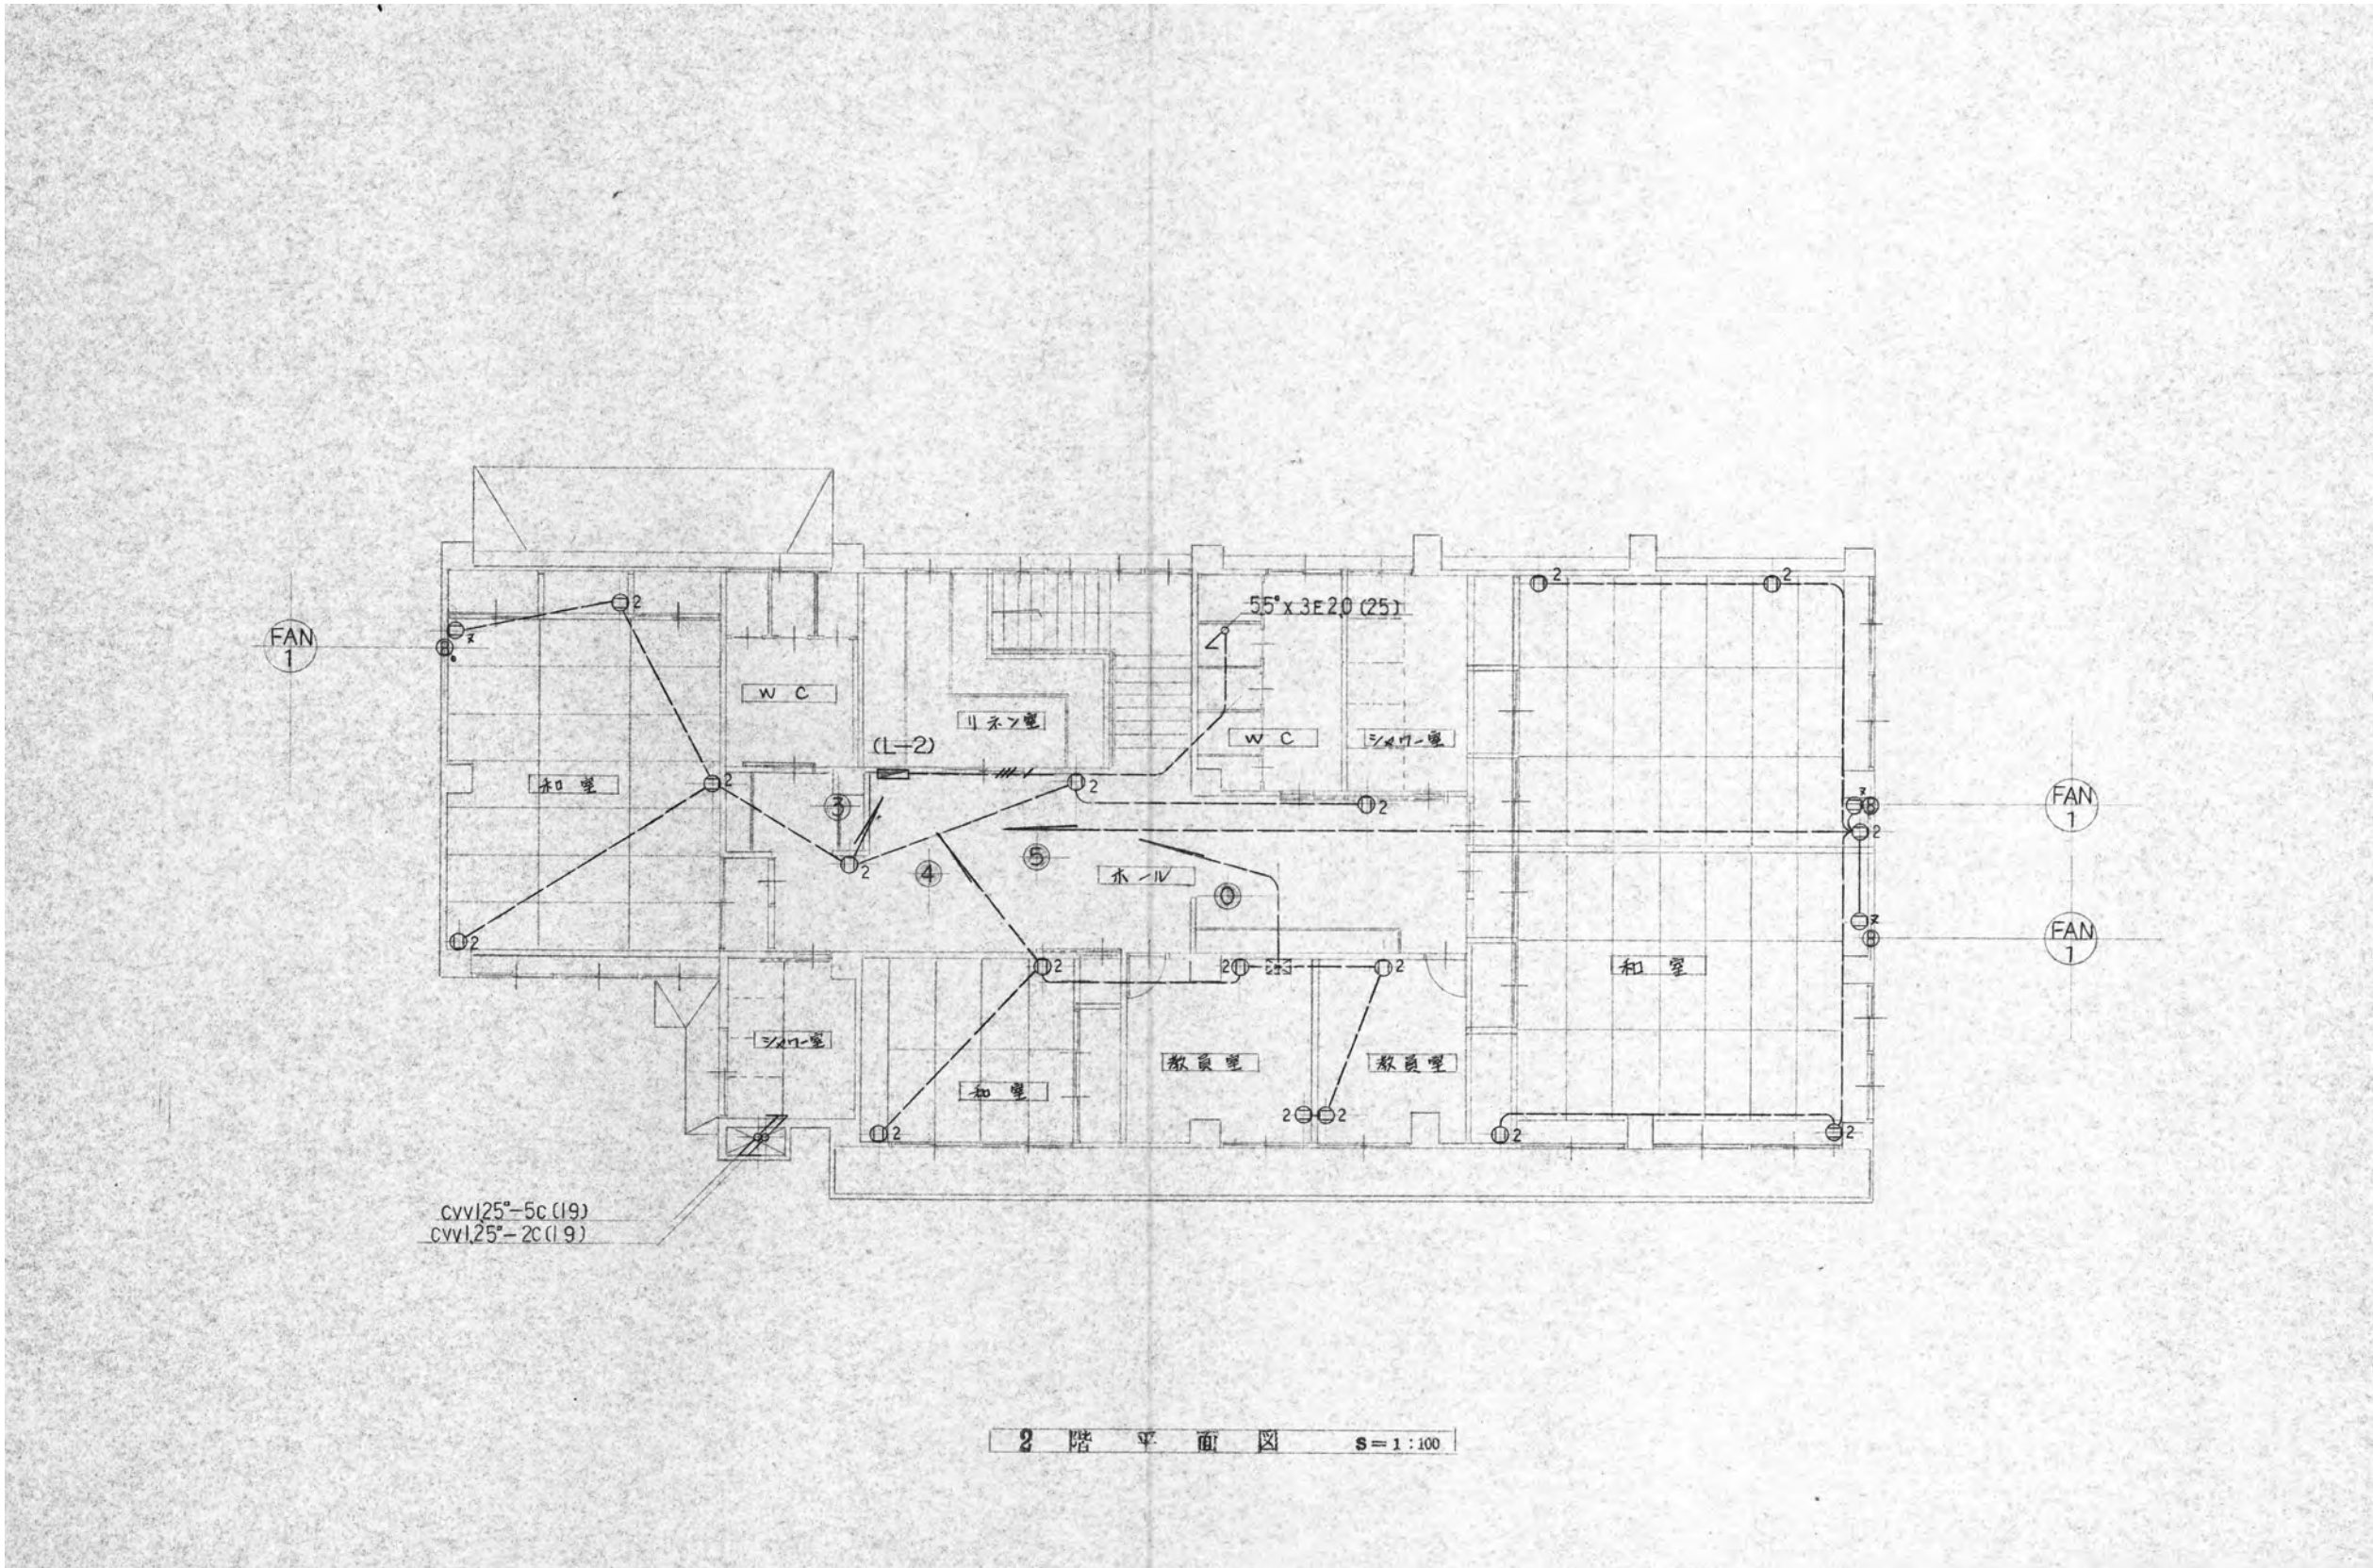


		徳島県県土整備部営繕課		工事名	R7宮緒 鳴門渦潮高等学校撫養キャンパス 鳴・撫養 セミナーハウス解体工事 (担い手確保型)	図面番号	E-08	株式会社 岡島建築事務所	
		設計	竣工	図面名	コンセント設備 2階平面図(撤去)	縮尺	S=1/100 (A2)	1級建築士登録 第344068号	
		R 6.12	-					瀬尾 卓 芳	

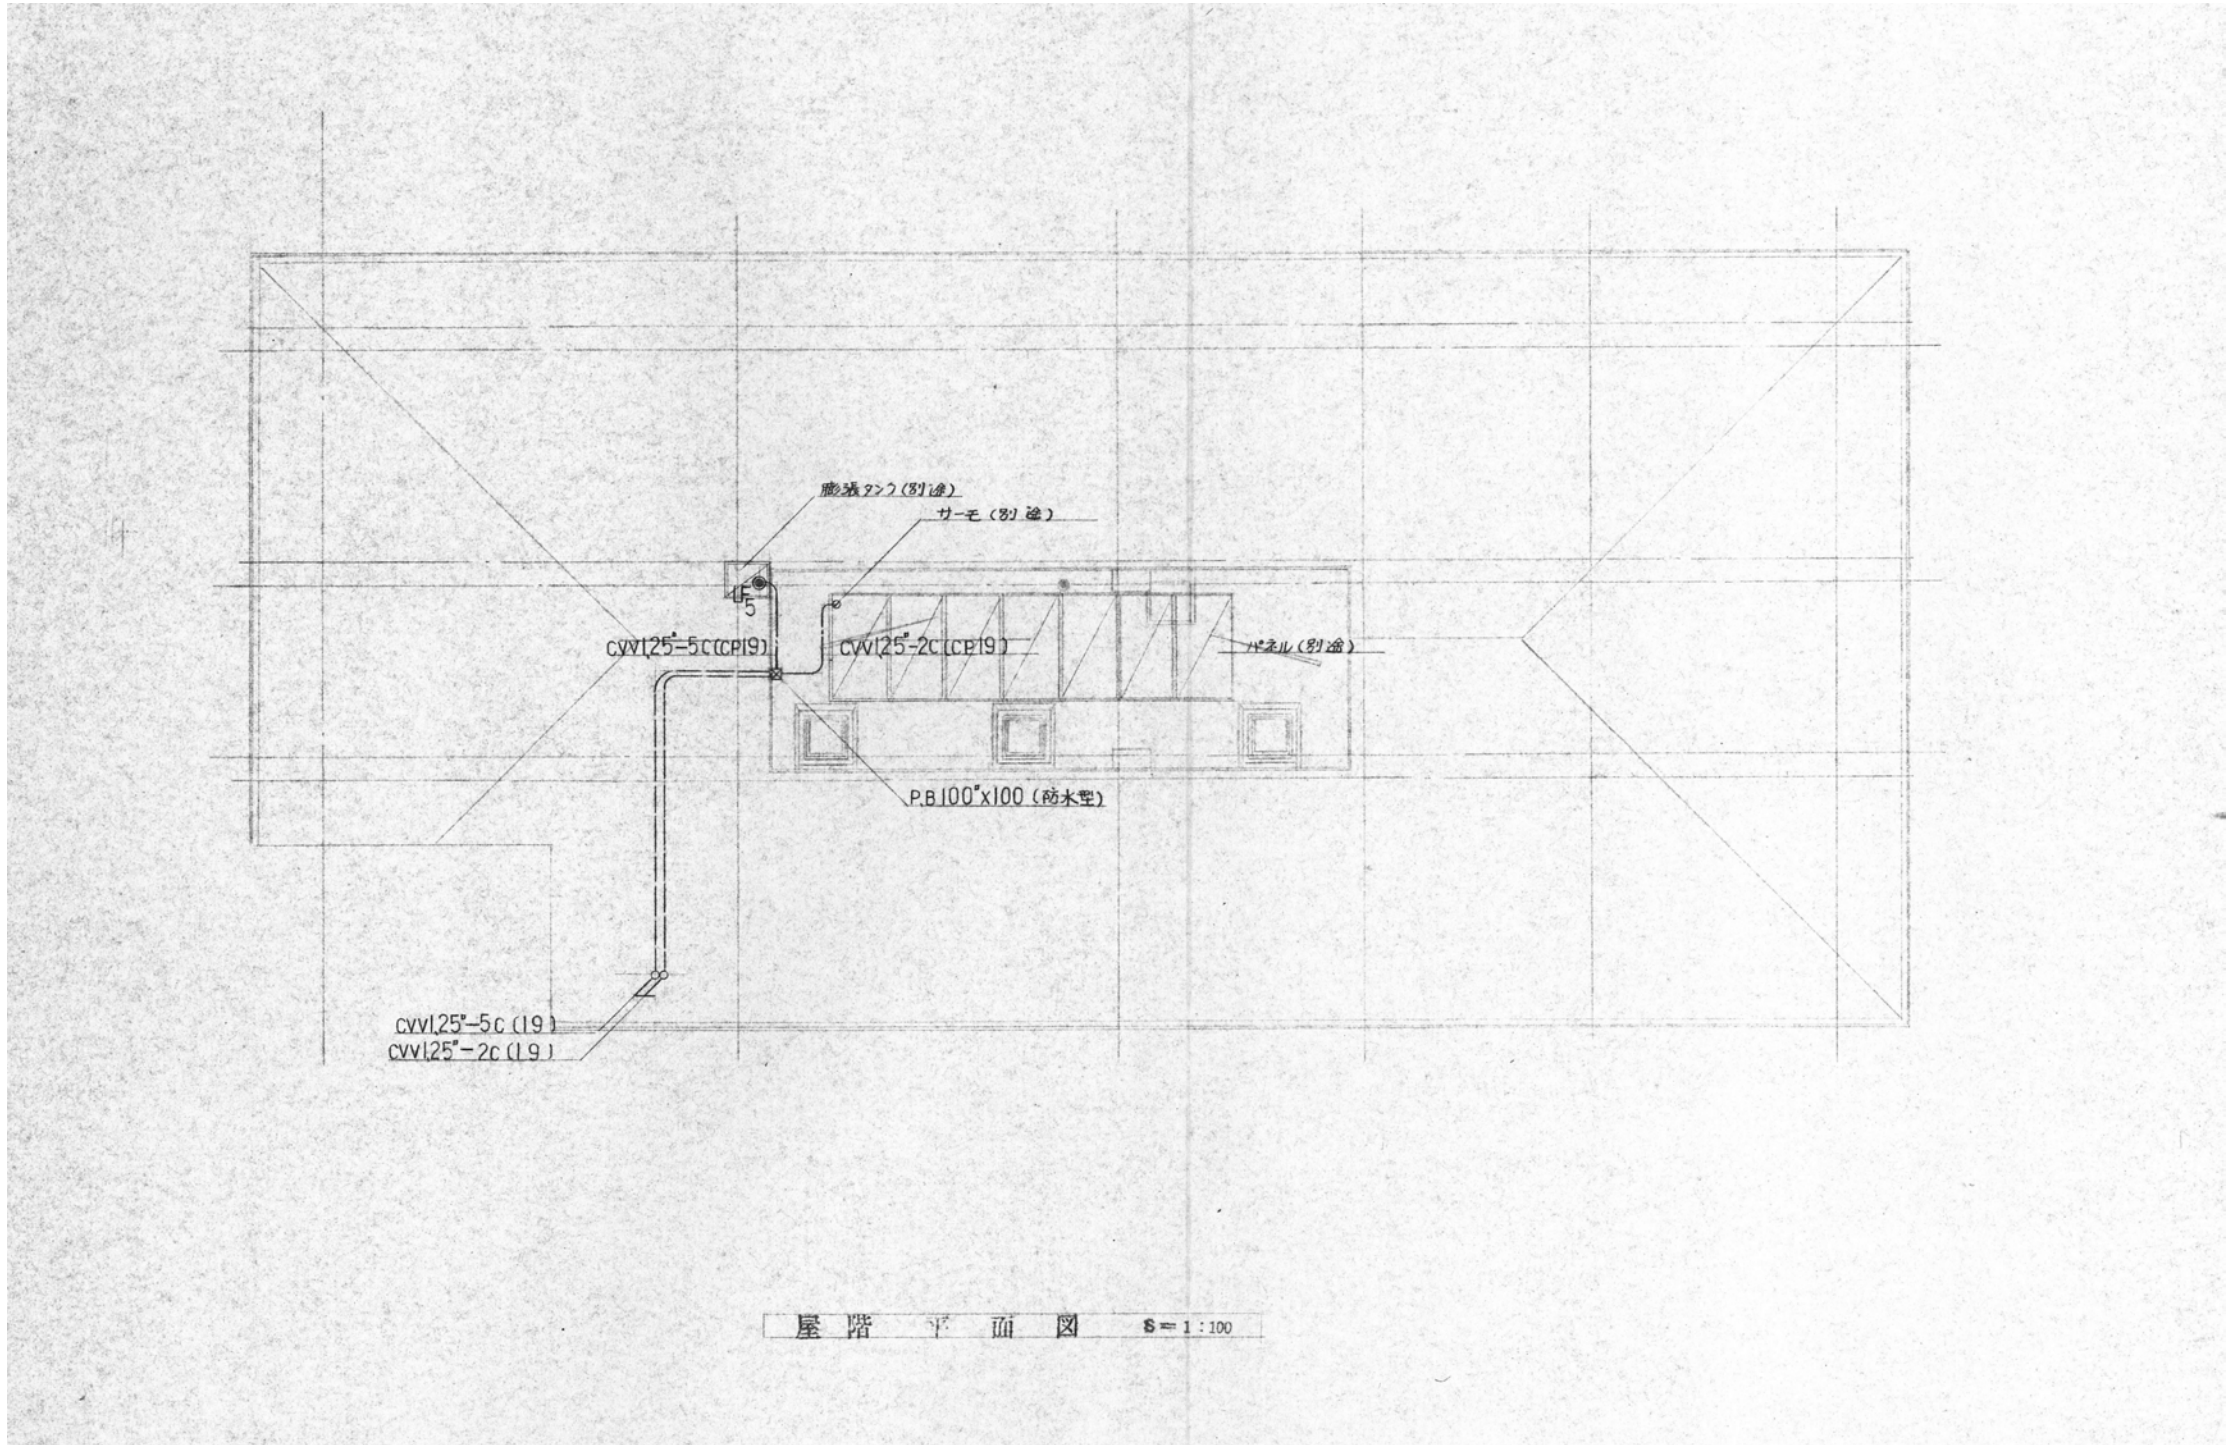

		徳島県県土整備部営繕課		工事名	R7営繕 鳴門渦潮高等学校撫養キャンパス 鳴・撫養 セミナーハウス解体工事 (担い手確保型)	図面番号	E-09	株式会社 岡島建築事務所 1級建築士登録 第344068号 瀬尾 卓 芳	
	設計		竣工	図面名	コンセント設備 屋階平面図(撤去)	縮尺	S=1/100 (A2)		
	R 6.12		—						

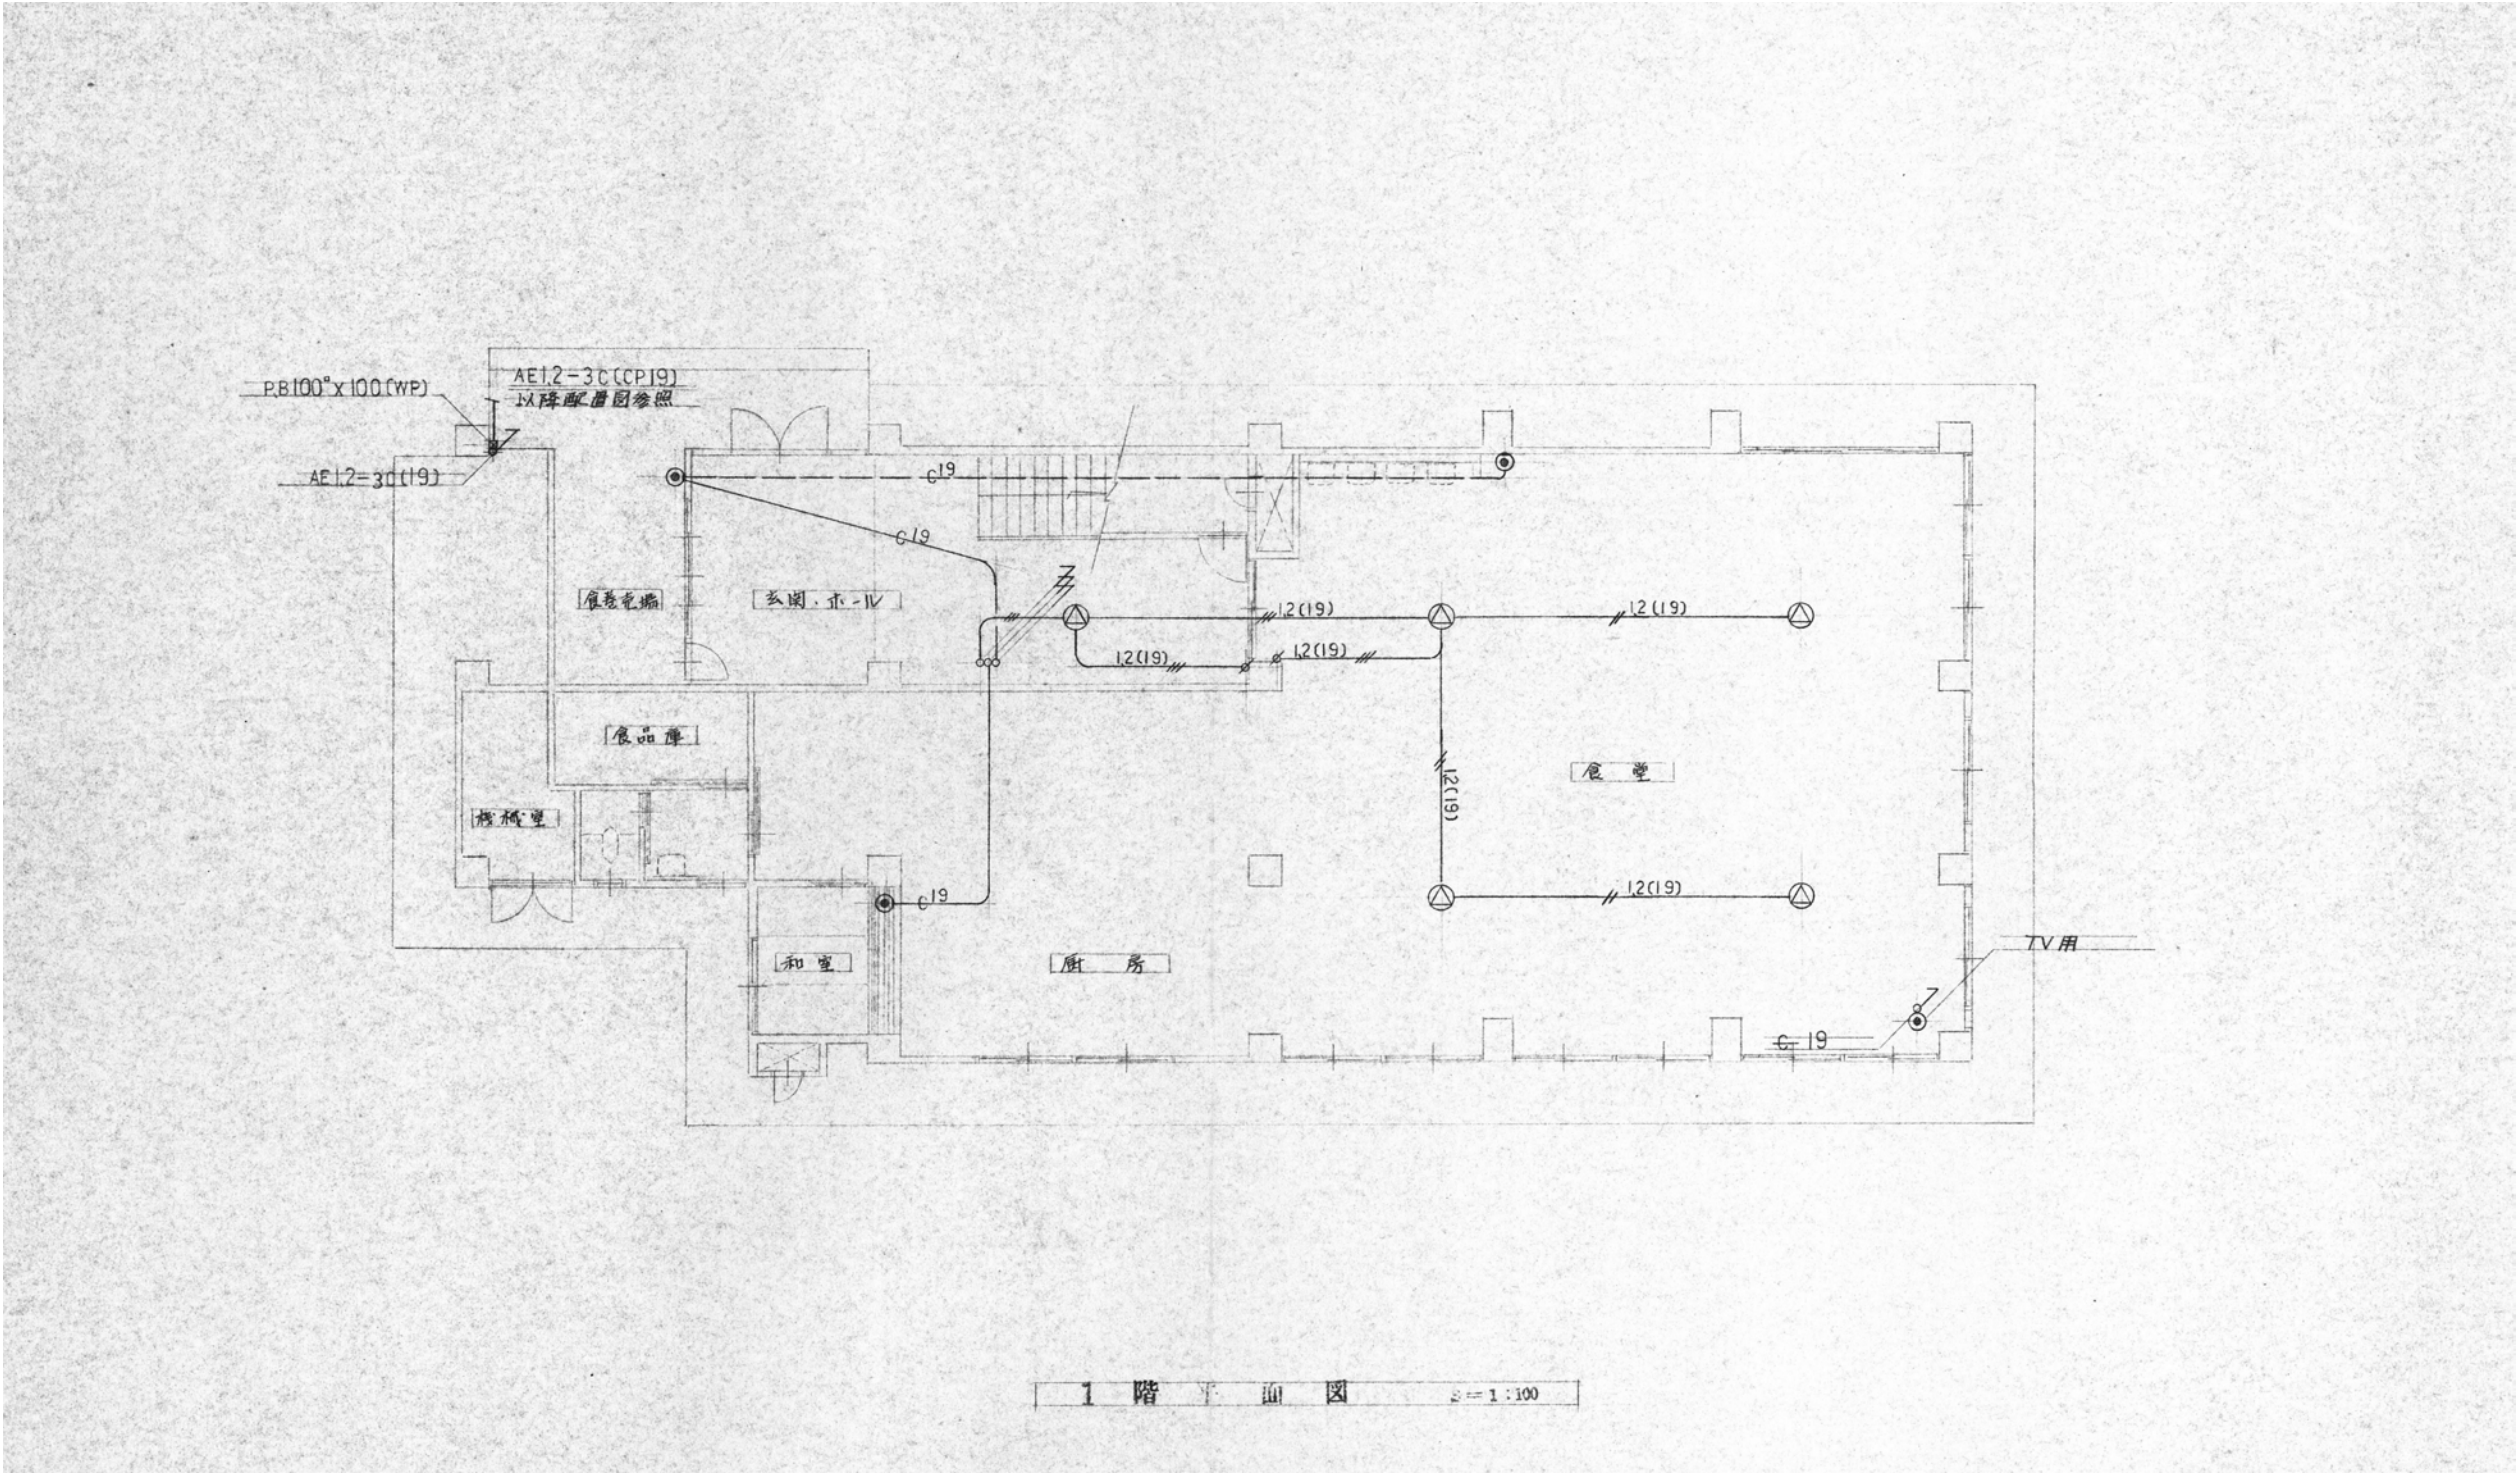


		徳島県県土整備部営繕課		工事名	R7 営繕 鳴門渦潮高等学校撫養キャンパス 鳴・撫養 セミナーハウス解体工事（担い手確保型）	図面番号	E-10	株 式 会 社 岡 島 建 築 事 務 所 1 級 建 築 士 登 録 第 344068 号 瀬 尾 卓 芳	
設 計		竣 工		図面名	弱電設備 1 階平面図(撤去)	縮尺	S=1/100 (A2)		
R 6.12		—							

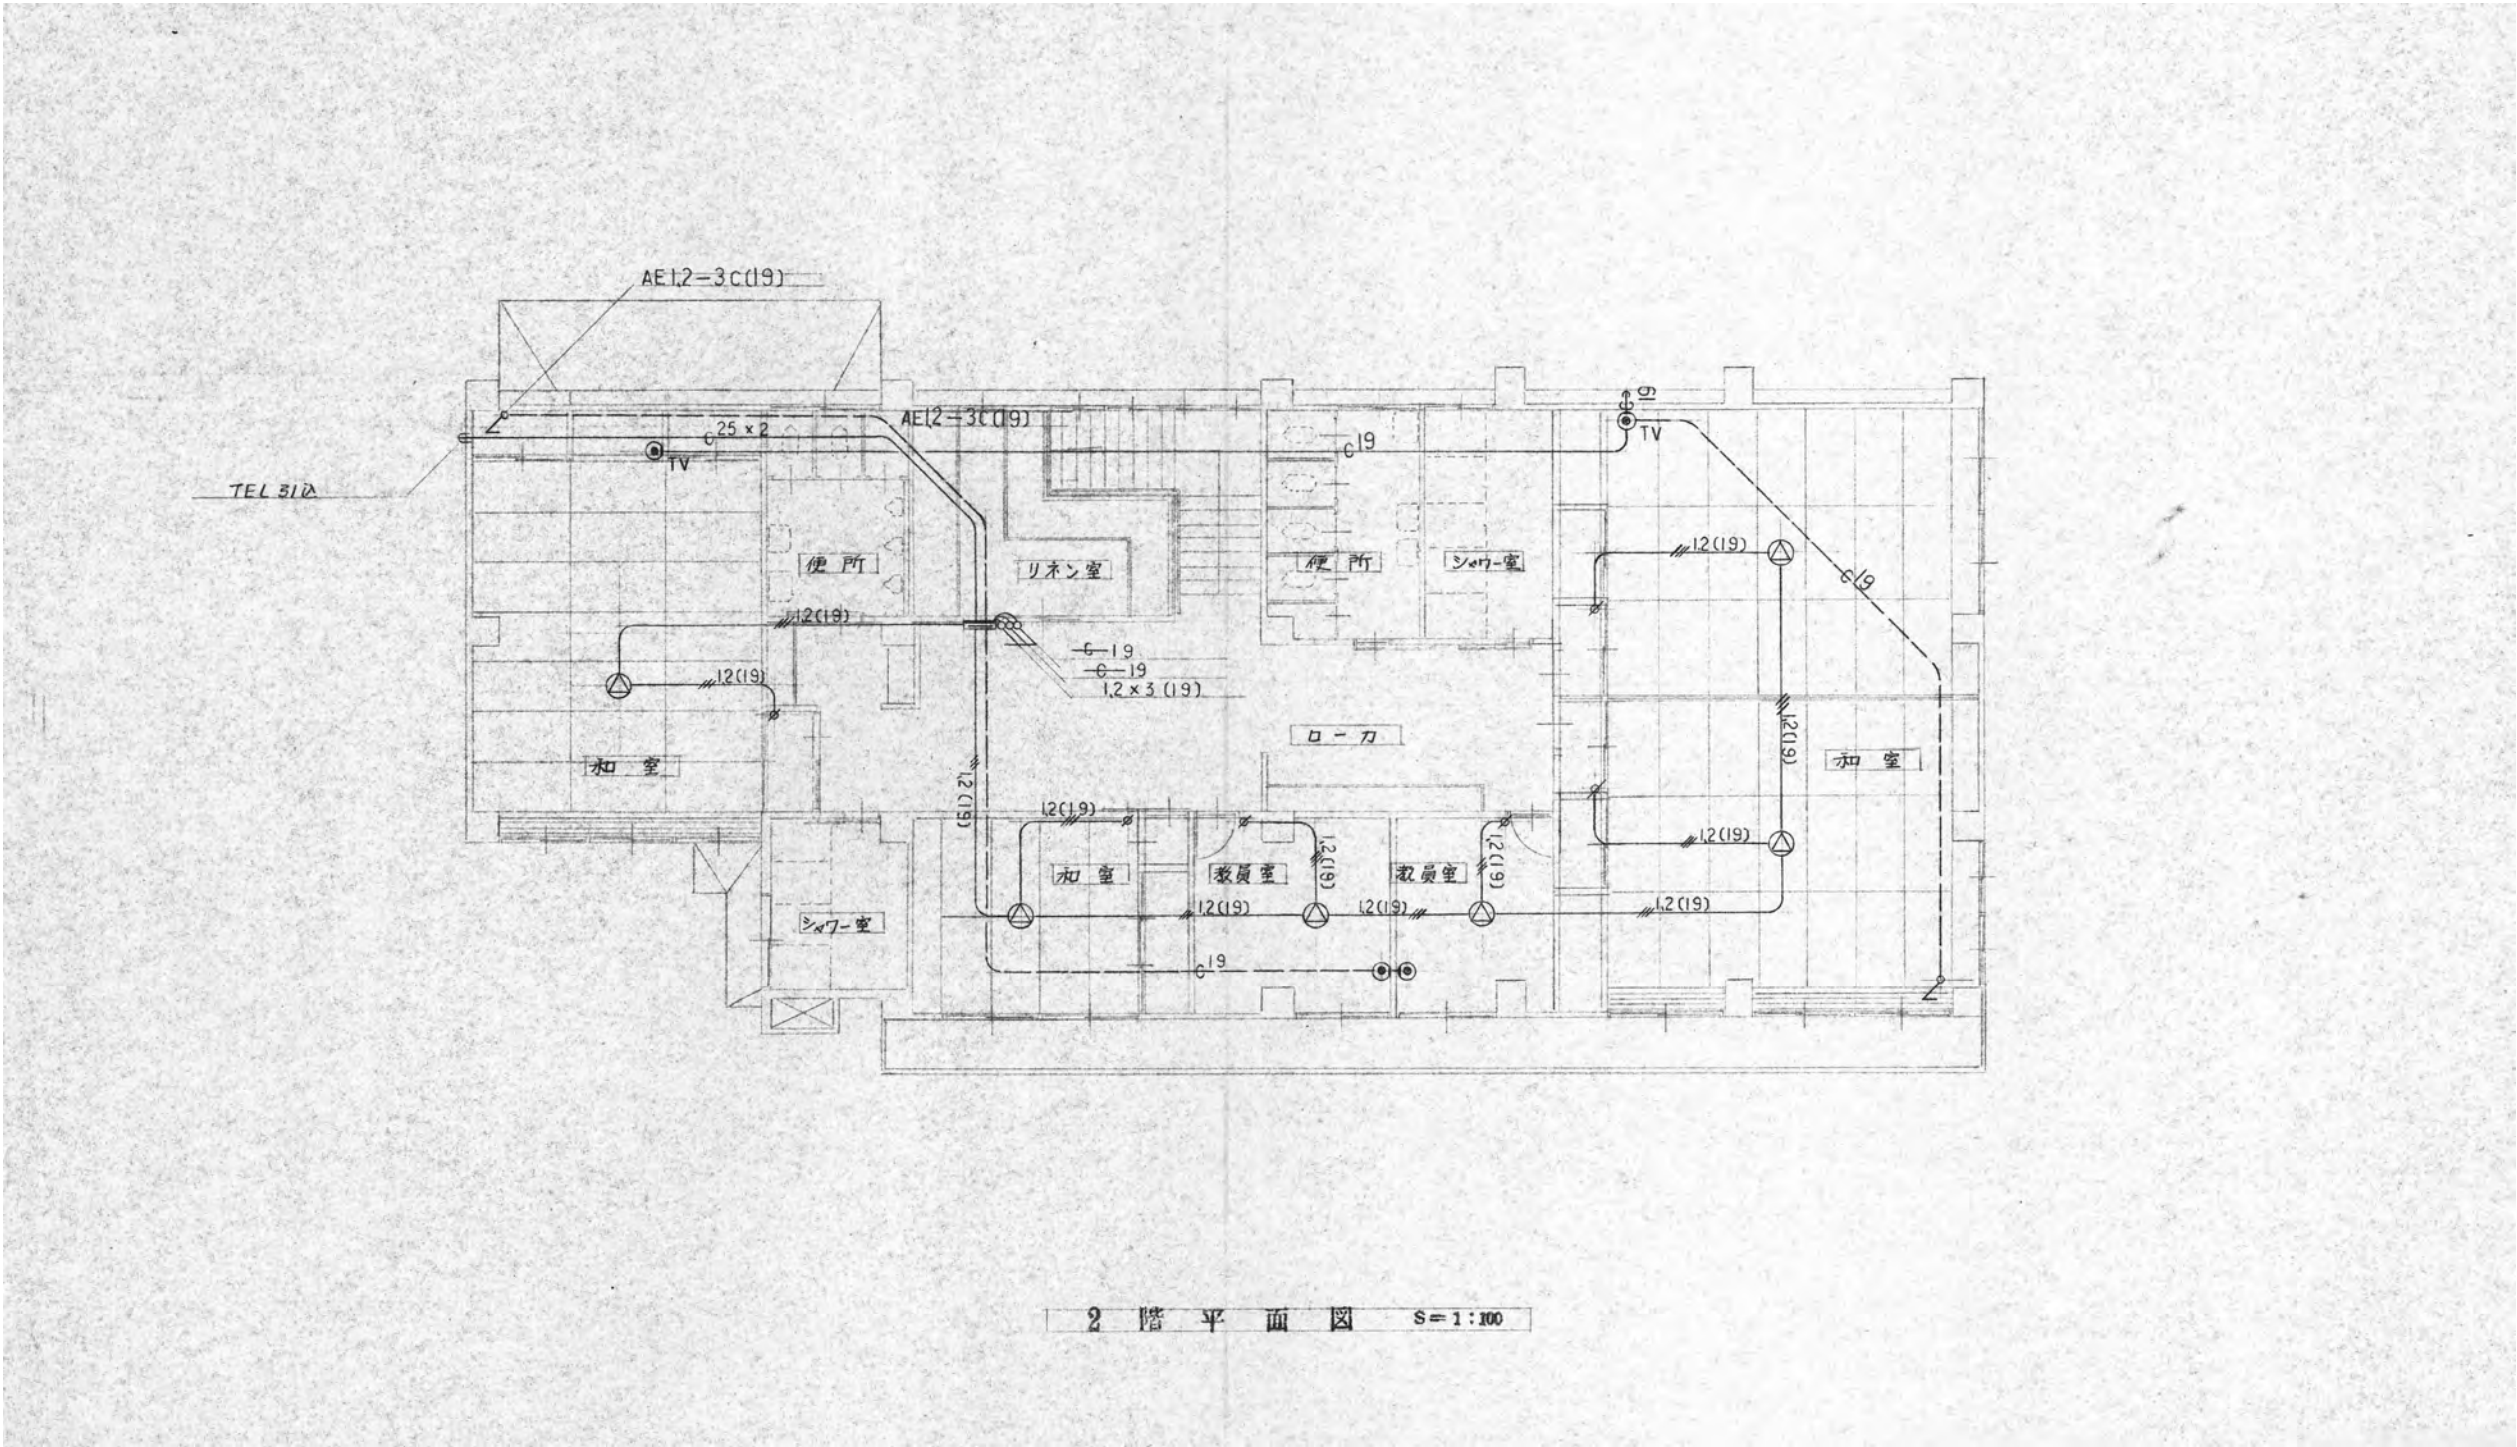


		徳島県県土整備部営繕課		工事名	R7 営繕 鳴門渦潮高等学校撫養キャンパス 鳴・撫養 セミナーハウス解体工事 (担い手確保型)	図面番号	E-11	株式会社 岡島建築事務所	
		設計	竣工	図面名	弱電設備 2階平面図(撤去)	縮尺	S=1/100(A2)	1級建築士登録 第344068号	
		R 6.12	—					瀬尾 卓 芳	





	徳島県県土整備部営繕課		工事名 R 7 営繕 鳴門渦潮高等学校撫養キャンパス 鳴・撫養 セミナーハウス解体工事（担い手確保型）	図面番号 E-13	株式会社 岡 島 建 築 事 務 所 1 級 建 築 士 登 録 第 344068 号 瀬 尾 卓 芳
	設 計 R 6.12	竣 工 —	図面名 自動火災報知設備 1 階平面図（撤去）	縮尺 S=1/100 (A2)	

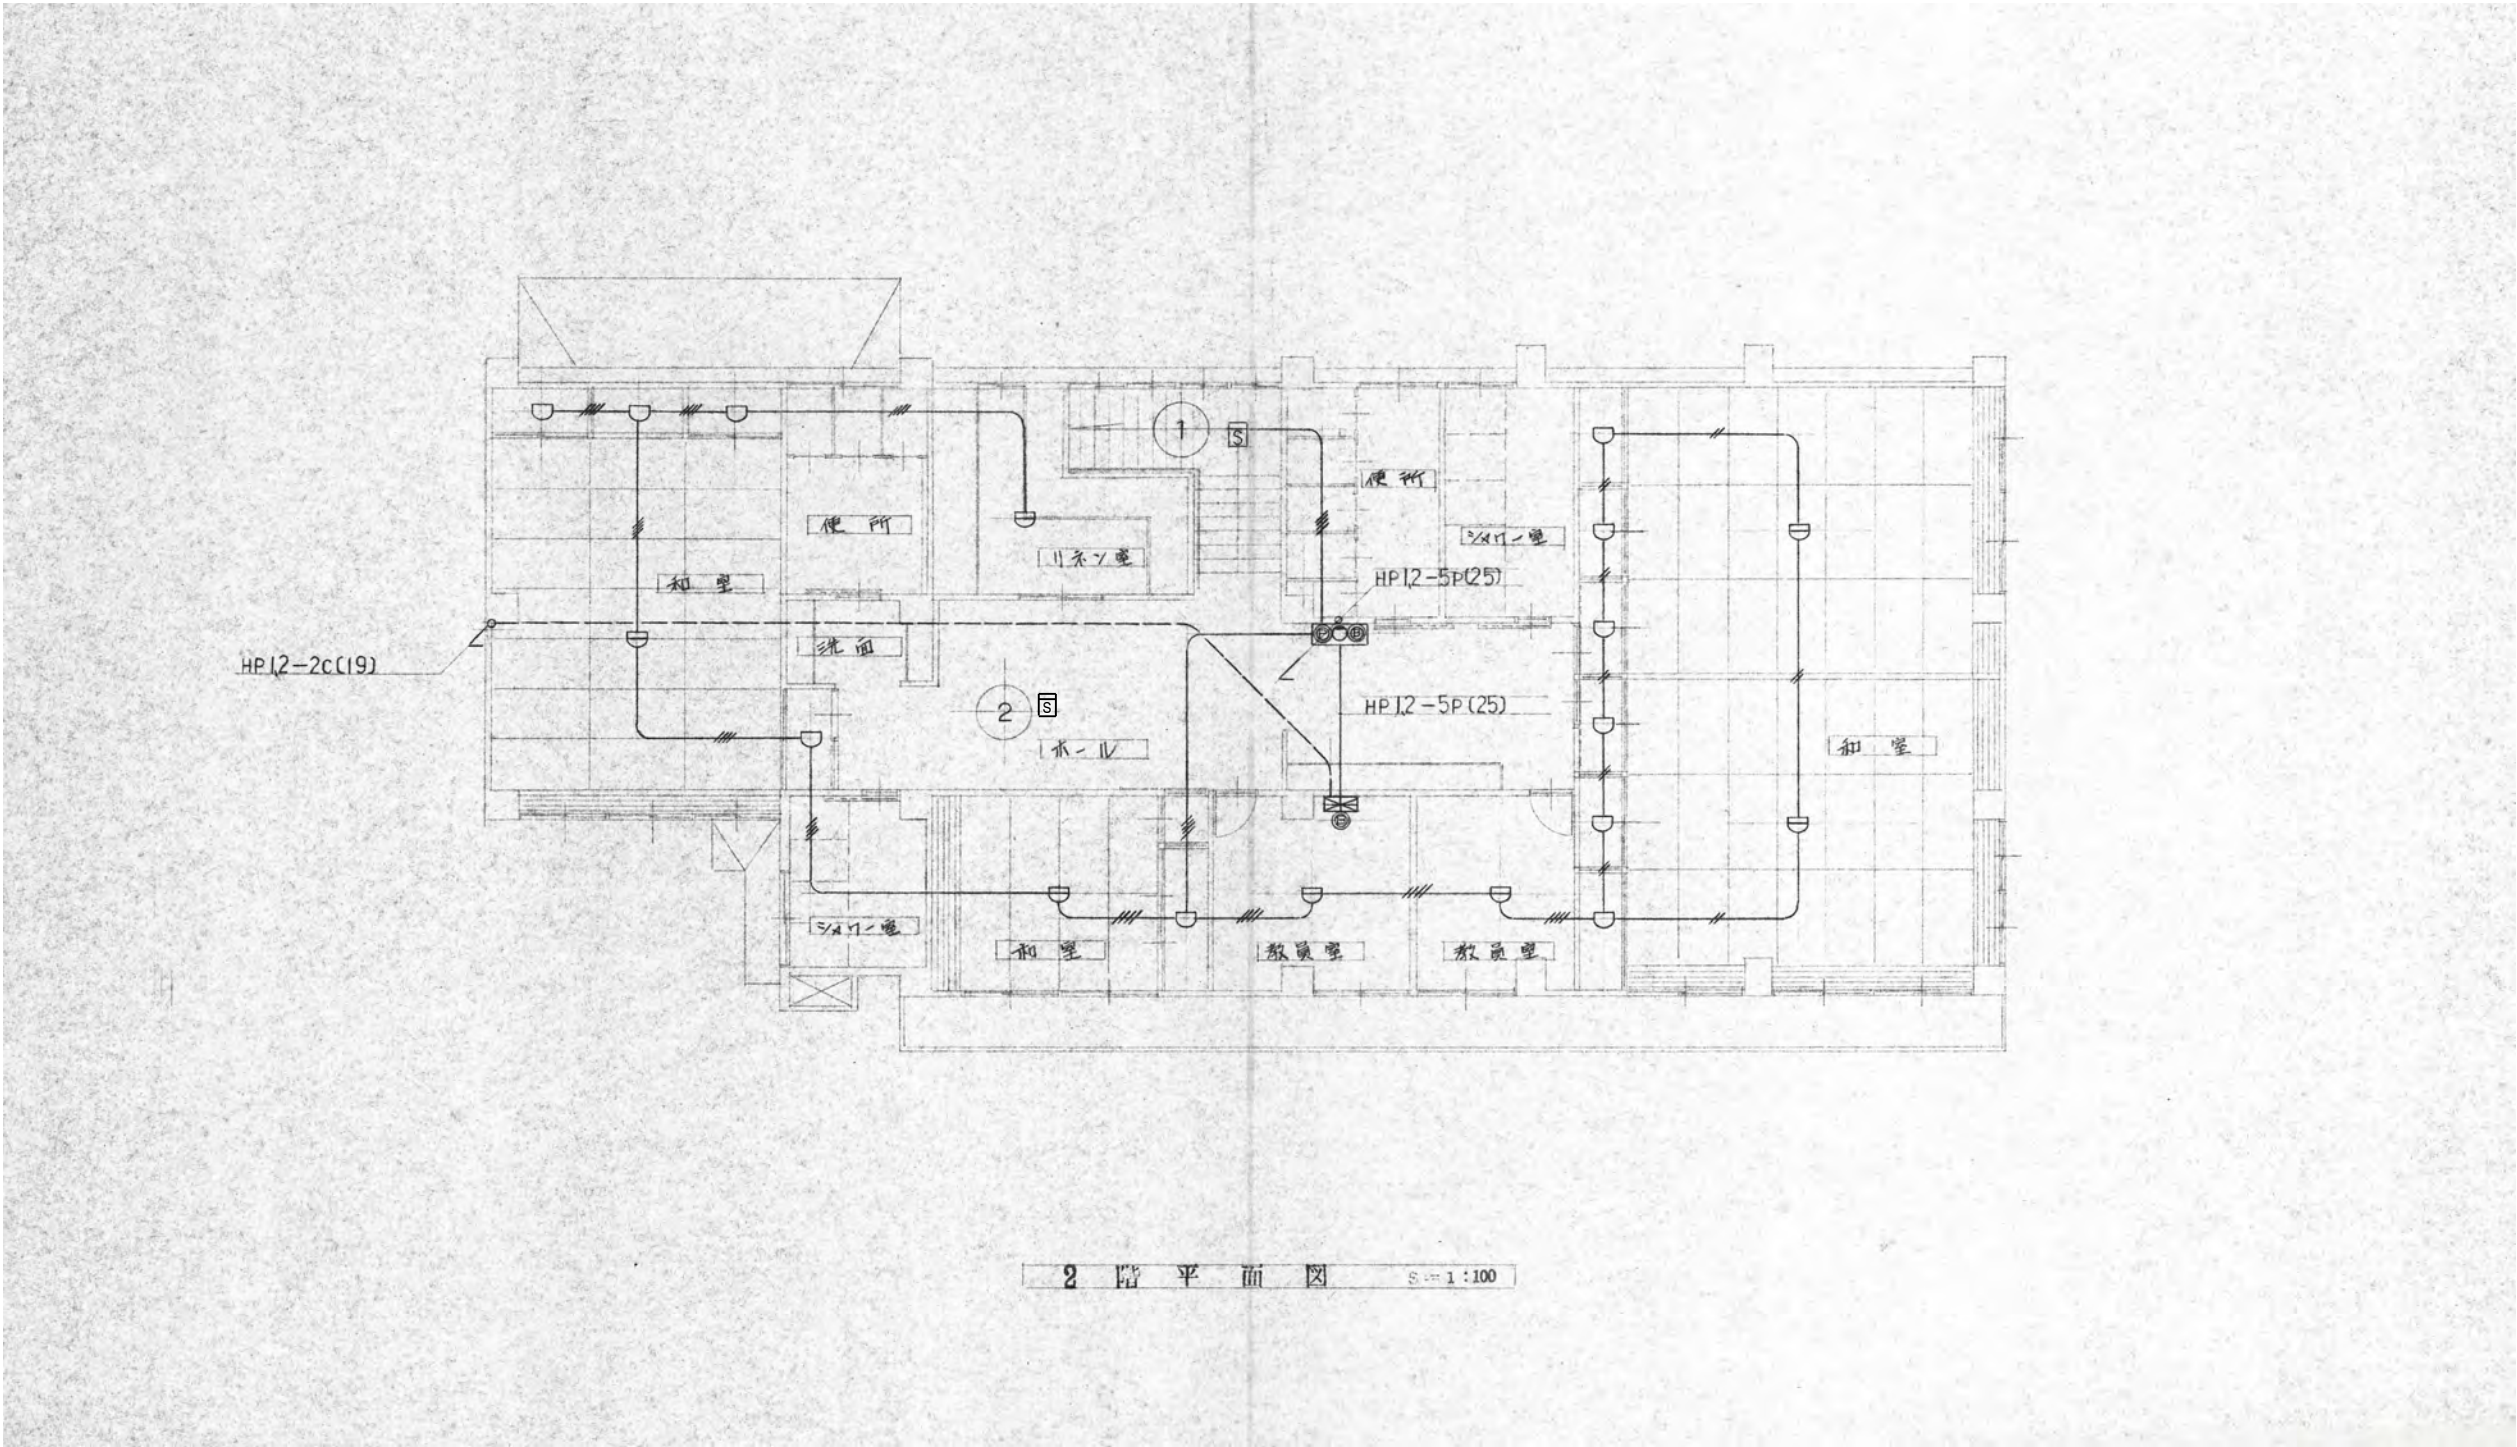

		徳島県県土整備部営繕課		工事名	R7 営繕 鳴門渦潮高等学校撫養キャンパス 鳴・撫養 セミナーハウス解体工事 (担い手確保型)	図面番号	E-14	株式会社 岡島建築事務所	
		設計	竣工	図面名	自動火災報知設備 2階平面図(撤去)	縮尺	S=1/100 (A2)	1級建築士登録 第344068号	
		R 6.12	-					瀬尾 卓 芳	

 

柵 リ ス ト

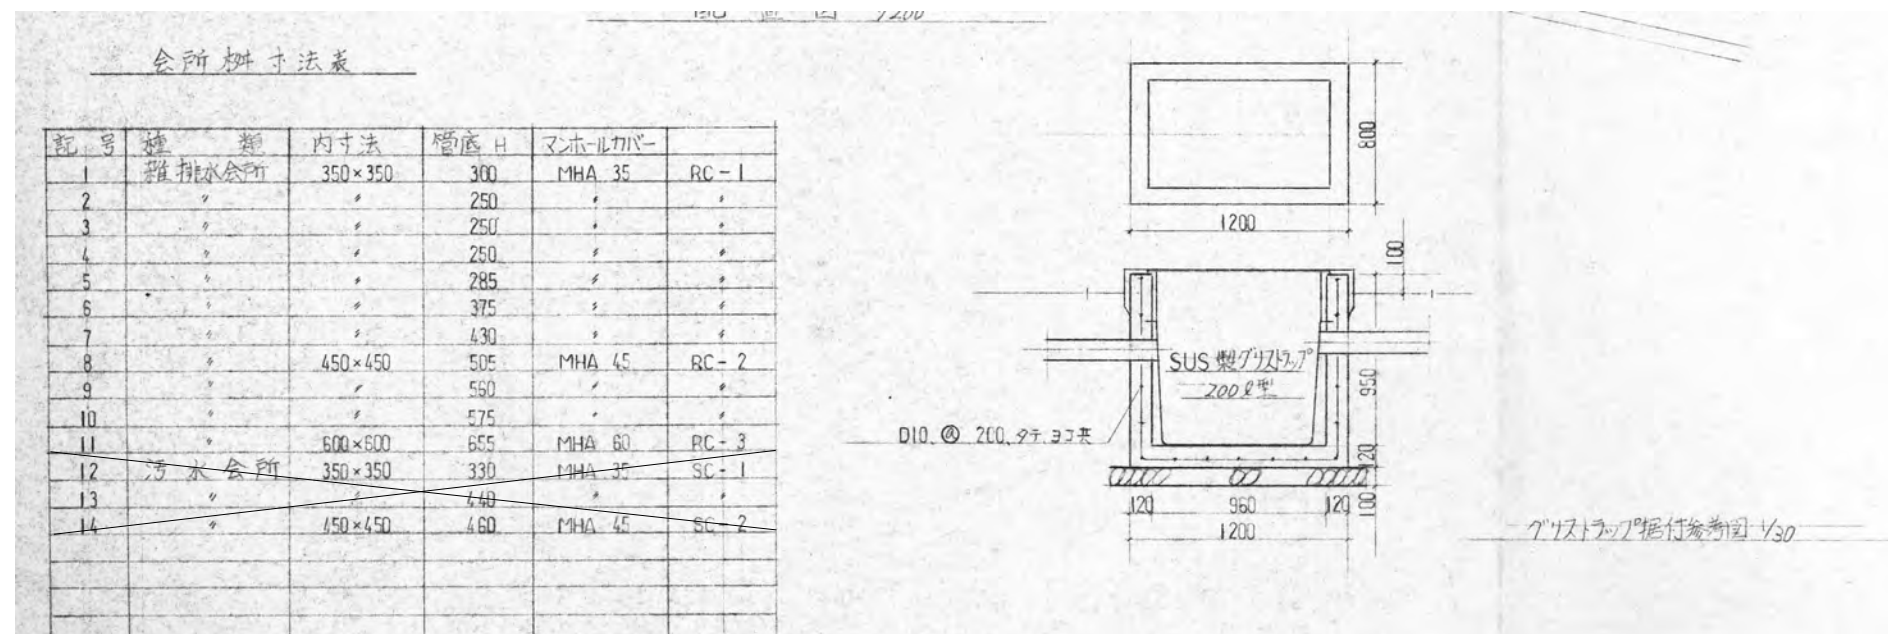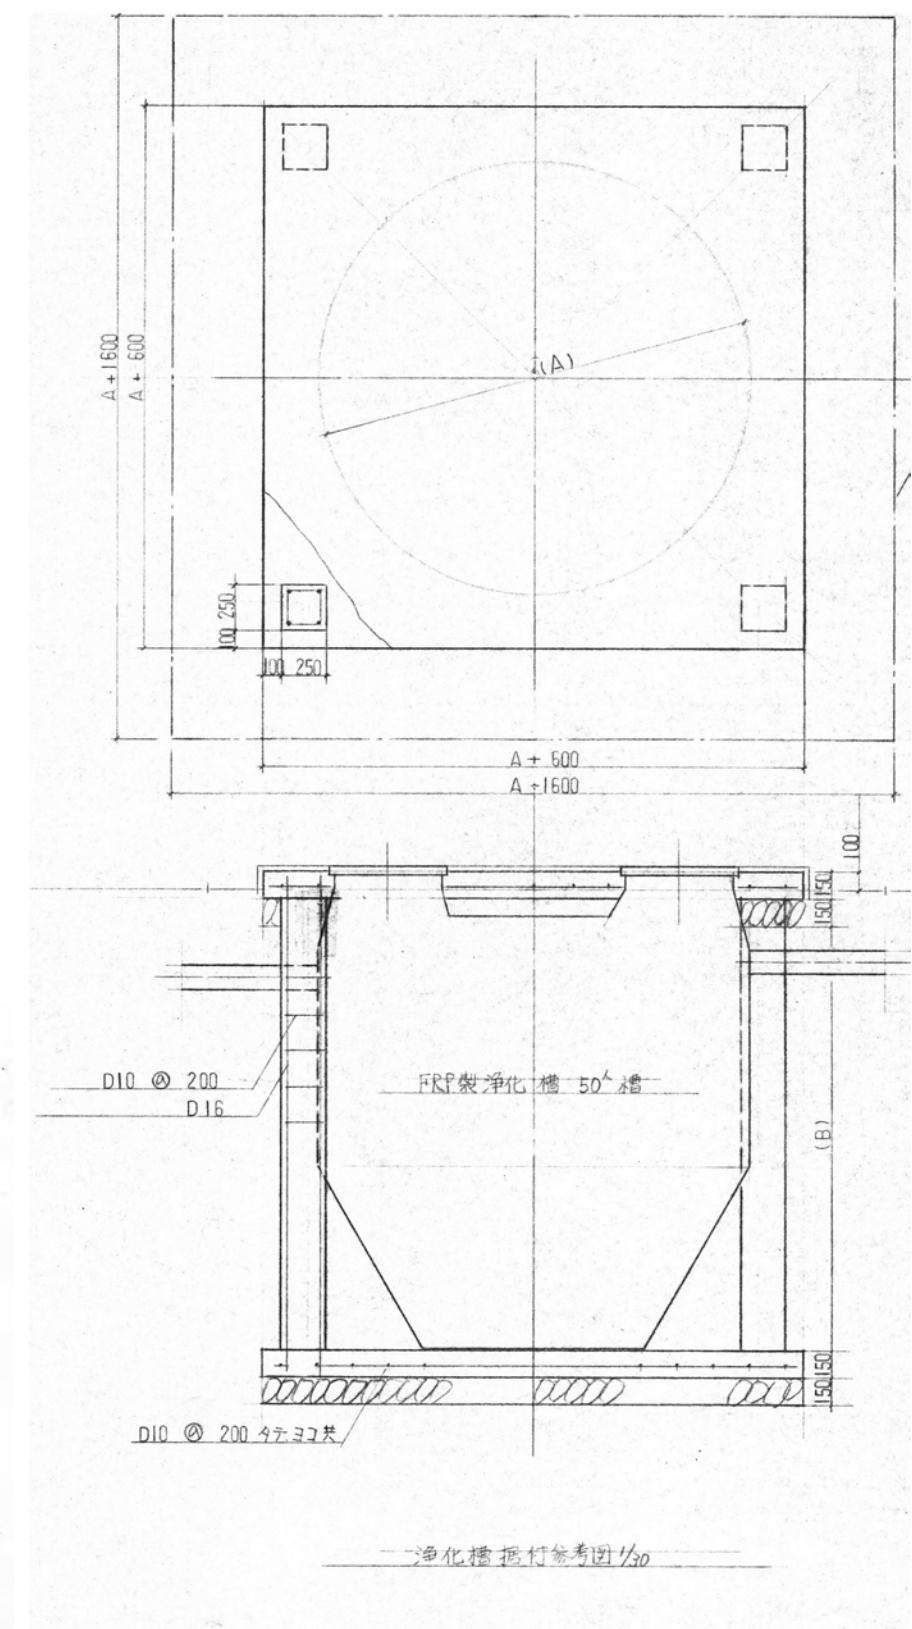[illegible]

			工事名 R7宮緒 鳴門渦潮高等学校撫養キャンパス 鳴・撫養 セミナーハウス解体工事（担い手確保型）		図面番号 M-02	株 式 会 社 岡 島 建 築 事 務 所 1級建築士登録 第344068号 瀬尾 卓芳
	徳島県土整備部営繕課					
	設 計 R 6.12	竣 工 —	図面名 柵リスト、参考断面図(撤去)		縮尺 S=Non(A2)	

機 器 表


記号	名 称	参考品番	仕 様	数量				
ⓑ	給湯ボイラー		銅板製ボイラー 出力130,000Kcal/h 燃料消費量21.4h(自灯油) 伝熱面積3.4㎡ 毎本経量205ℓ バーター0.2KW、高圧トランス0.2KW 基礎工事、付属品一式共 3φ×200V	1				
ⓗ	付集熱パネル	SC-X1020-3MT	平板形集熱器 選択吸収面、太陽光線吸収率0.9以上 放射率0.12以下 強化ガラス3mm 有効集熱面積1.9㎡以上フルサイズ共 外形寸法1002×2002×77 最高使用圧力3kg/cm ² 重量46.5kg	1				
ⓗ	集熱パネル	SC-X1020-3MD	平板形集熱器 選択吸収面、太陽光線吸収率0.9以上 放射率0.12以下 強化ガラス3mm 有効集熱面積1.9㎡以上外形寸法1002×2002×77 最高使用圧力3kg/cm ² 重量46.5kg	6				
ⓐ	蓄 熱 槽	ST-020WS	ステンレス製タンク 総容量1800ℓ以上 実容量1600ℓ以上 ウレタン保温付70mm以上、分岐AAS樹脂貼付程度 各種取出口 付属品一式共	1				
ⓕ	膨 脹 タンク		ステンレス製タンク 600×550×750 ^{mm} ×1.5t (200ℓ) 各種取出口 保温付、付属品一式共	1				
ⓑ	給湯ポンプ		ラインポンプ ^φ 32φ×110 ^{mm} /min.×14m×0.05KW	1				
ⓑ	集 熱 ポンプ		ラインポンプ ^φ 25φ×24 ^{mm} /min.×9m×0.15KW	1				
ⓐ	オイルタンク	KT-450	銅板製タンク 500×1300×800 ^{mm} ×2 ^t (450ℓ) 実容、各種取出口 基礎工事、付属品一式共	1				
ⓑ	LPガス集合装置		8ホース 自吸切圧正圧力調整器(10kg/h) 圧力計、高圧LPガスホース 各種バルブ ガスメーター(N=5) 取付配管、ストレーナー、付属品一式共	1				
ⓕ	排気ファン	PU25-D7	消音ファン付排気機(吸排7ファン内蔵) #2½×76 ^{mm} /min.×12 ^{mm} A3×0.05KW 基礎工事、付属品一式共	1				

器 具 表


名 称	記 号	付 属 品	便所数	厨 房	大研 習室	男子便所	男子浴所	男子シャワー	女子便所	女子浴所	女子シャワー	屋 外	合 計
洗面便器	C375AV	TS570ZMN32、TS116RAY S570B、T82C32、TS571D、TS64H5、TS670F2	1										1
和風便器	C375VF	TS3FWA75、TS570MNY32 TS116RAY				2			4				6
壁掛便器	U23	T60RN、T62-16、T64BW、TA2SAY				3							3
仕切板	A100AY					2							2
洗面器	L230	T210S、T4A、T6P、TS126AS、T9RAY、T8LAY、TS119AS3	1		4	1			2				8
掃除用流し	SK22A	T23AE20、T37SN、TK22、T9RAY				1			1				2
給水栓	T200S						5			7			12
給水栓	T30AR20			6									6
〃	T36S20			1									1
〃	T36LS20			1									1
シャワー器具	TM15CS							4			5		9
鏡	TS119AS3					5				7			12
化粧棚	S 3					5				7			12
石けん受	S 8							4			5		9
タオルリンダ	TS115S							4			5		9
散水栓	T27-13	鋳鉄製BOX										1	1
ガス湯沸器	PH-120FA-4720	給湯専用 24号		1									1

空調機器表			仕 様			電 源 (60Hz)			参考寸法				設 置 場 所		備 考
記 号	機 器 名 称	台数	形 式	定格能力 冷 暖 房 房 (kW) (kW)	冷媒	相	電 圧 (φ) (V)	定格消費電力 (kW)	H (mm)	W (mm)	D (mm)	質 量 (kg)	階	室 名	
ACR-1	ルームエアコンディショナー	2	室外機 EHP 室内機 壁掛形	2.0 -	R-22	1	100		475 280	780 780	240 150	26 7.5	2	ベランダ 教官室	CS-C20V-W (ナショナル)
ACR-2	ルームエアコンディショナー	1	室外機 EHP 室内機 壁掛形	2.2 -	R-22	1	100		475 280	780 780	240 150	26 8.0	1	屋外 管理室	CS-A22V-W (ナショナル)
ACP-1	空気熱源パッケージエアコン	3	室外機 EHP 室内機 天井吊形	7.1 -	R-22	3	200		920 200	850 1300	300 600	71 34	2	屋外、庇 和室 研修室×3	CS-71T4 (ナショナル)


			徳島県県土整備部営繕課	工事名	R7 営繕 鳴門渦潮高等学校撫養キャンパス 鳴・撫養 セミナーハウス解体工事 (担い手確保型)		図面番号	M-03	株式会社 岡 島 建 築 事 務 所	
			設 計 R 6.12	竣 工 —	図面名	機器表・器具表(撤去)		縮尺	S=Non (A2)	1 級 建 築 士 登 録 第 344068 号 瀬 尾 卓 芳

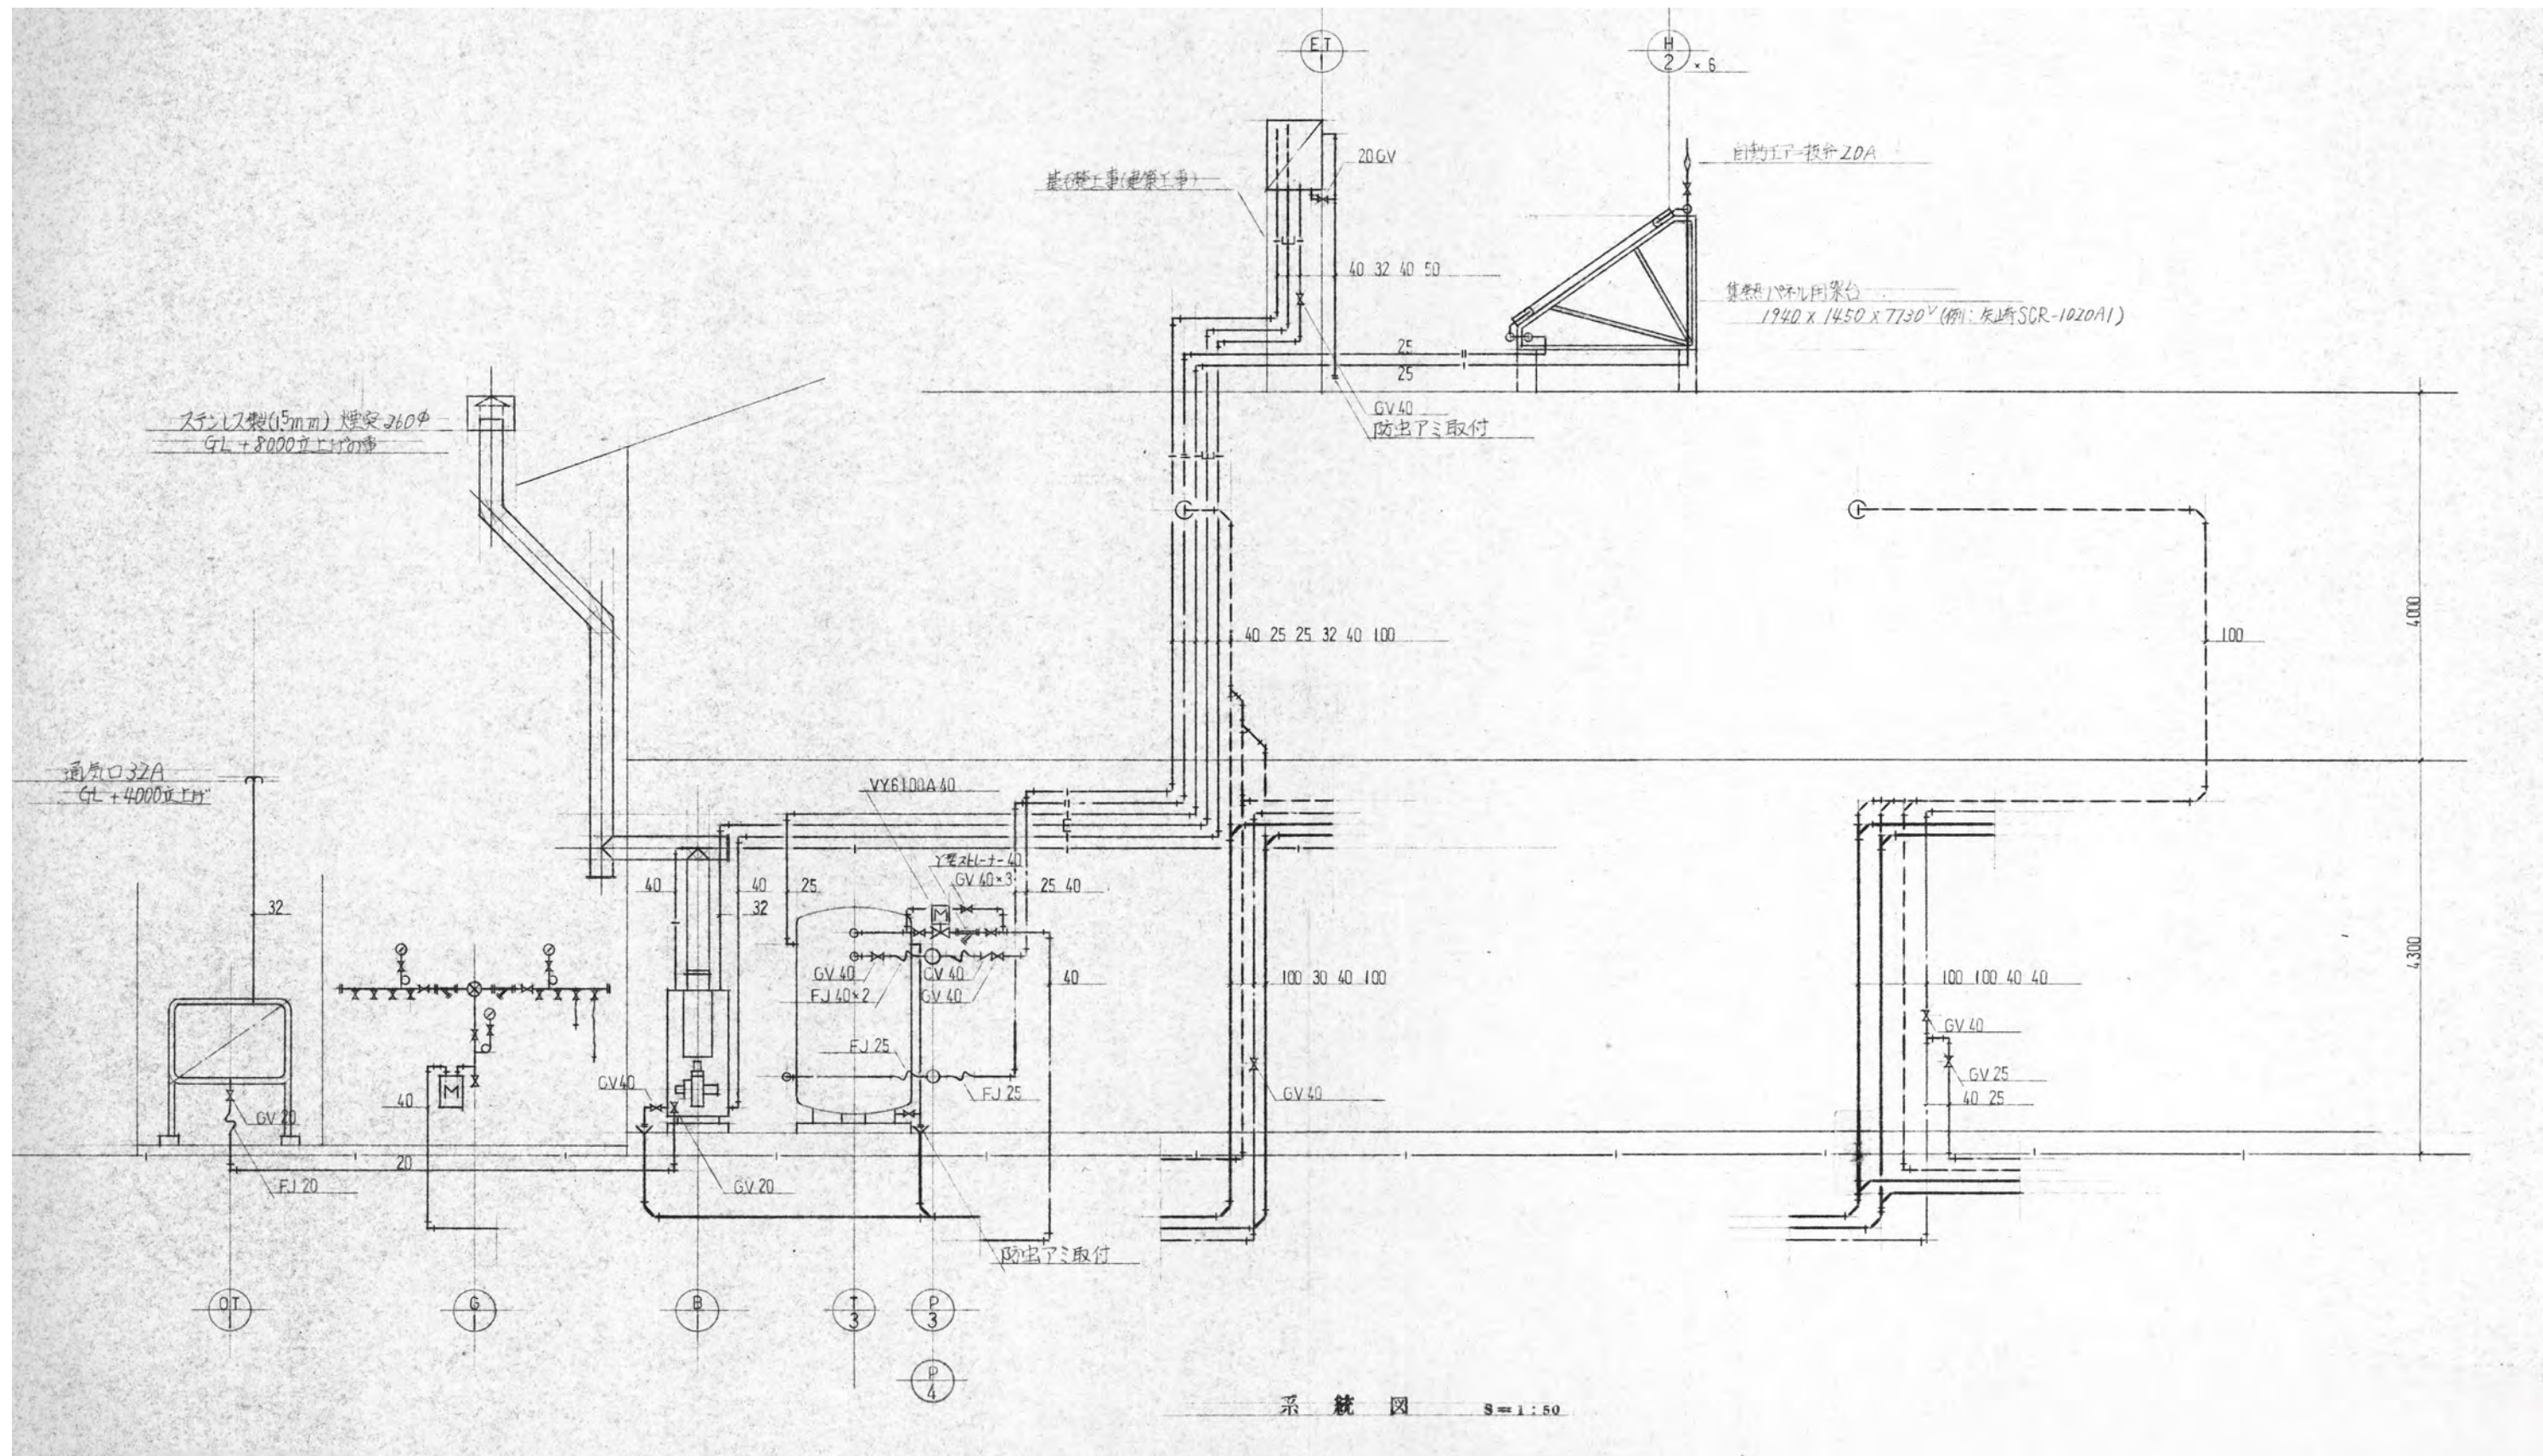

徳島県県土整備部営繕課		工事名	R7 宮越 鳴門渦潮高等学校撫養キャンパス 鳴・撫養 セミナーハウス解体工事 (担い手確保型)		図面番号	M-04	株式会社 岡島建築事務所 1級建築士登録 第344068号 瀬尾 卓 芳
設計	竣工	図面名	衛生設備 系統図(撤去)		縮尺	S=Non (A2)	
R 6.12	—						

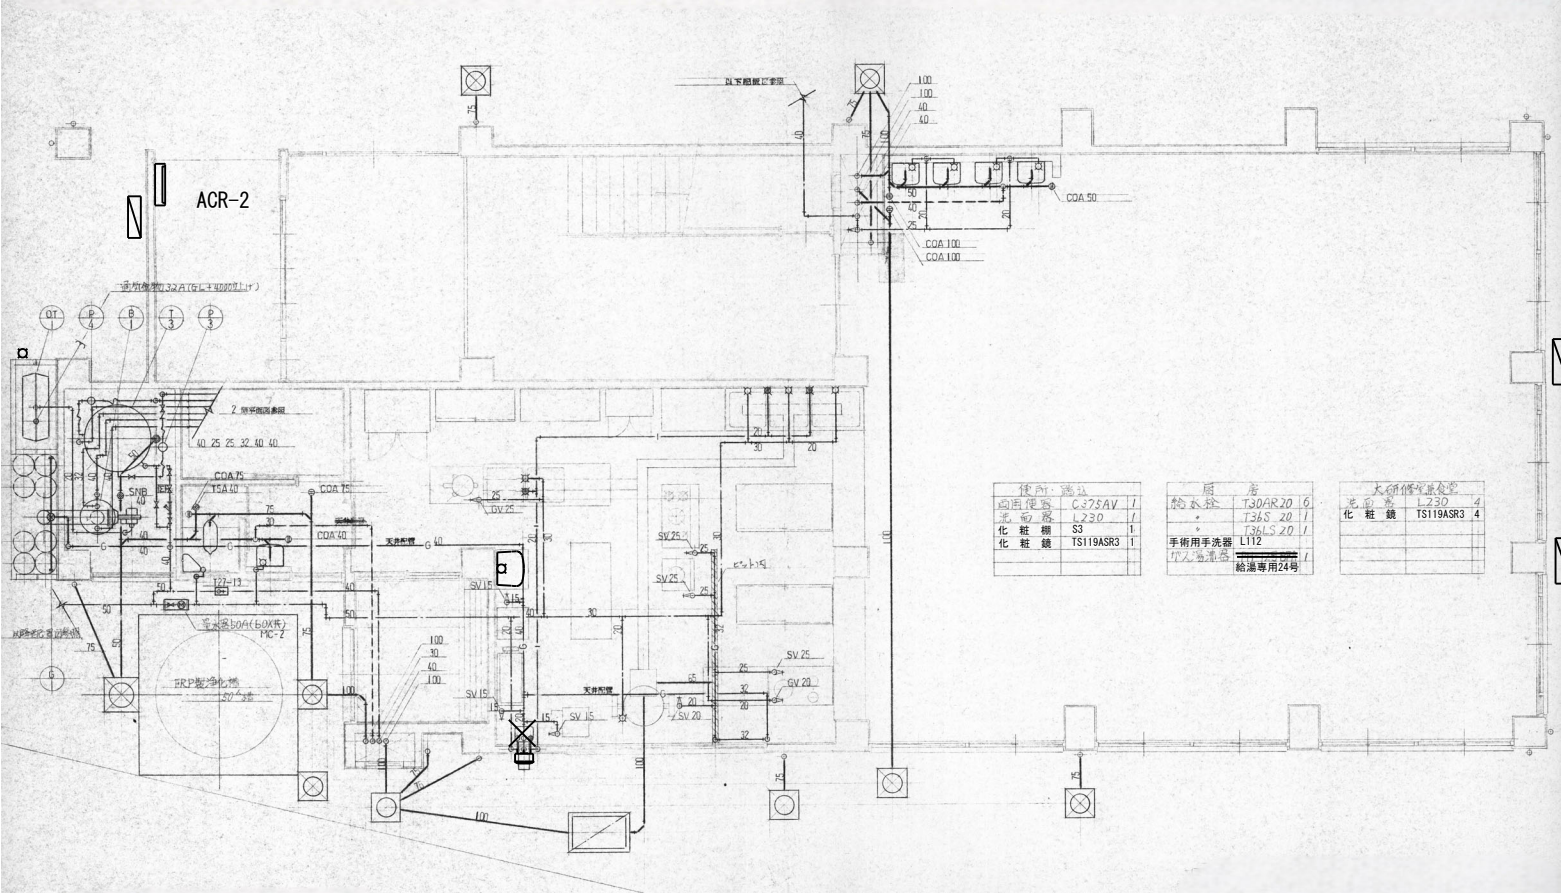


		徳島県県土整備部営繕課		工事名 R7 営繕 鳴門渦潮高等学校撫養キャンパス 鳴・撫養 セミナーハウス解体工事（担い手確保型）	図面番号 M-05	株式会社 岡島建築事務所 1級建築士登録 第344068号 瀬尾 卓 芳	
		設 計 R 6.12	竣 工 —	図面名 機械設備 1階平面図（撤去）	縮尺 S=1/100 (A2)		

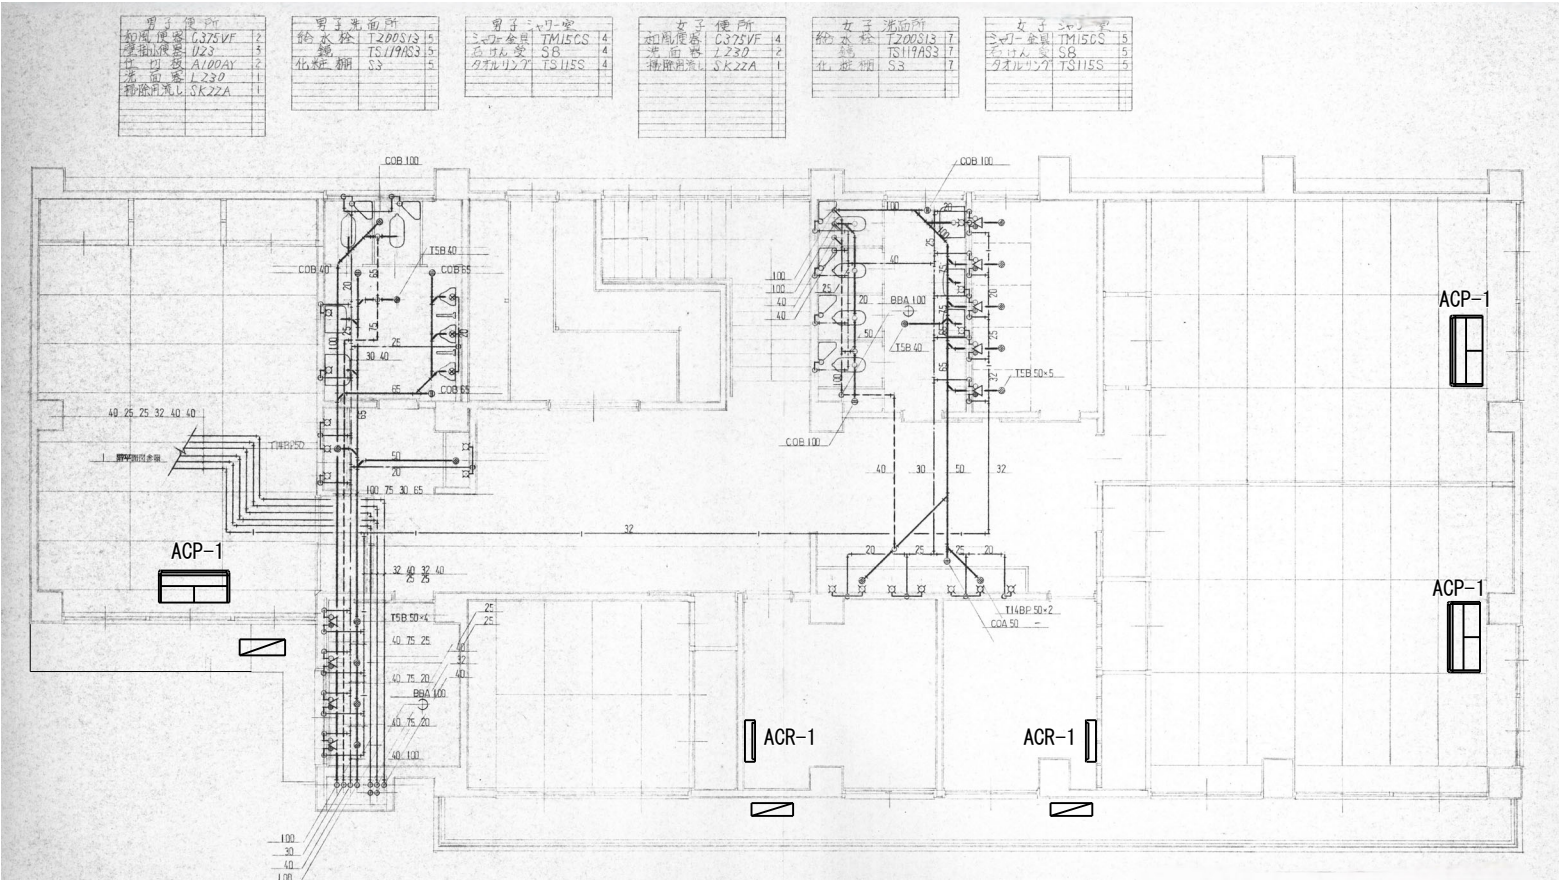


		徳島県土整備部営繕課		工事名	R 7 営繕 鳴門渦潮高等学校撫養キャンパス 鳴・撫養 セミナーハウス解体工事（担い手確保型）	図面番号	M-06	株式会社 岡島建築事務所	
		設計	竣工	図面名	機械設備 2階平面図(撤去)	縮尺	S=1/100(A2)	1級建築士登録 第344068号	
		R 6.12	—					瀬尾 卓 芳	

厨房換気計算書

ガス使用機器 (消費量)		必要換気量
ガステーブル	2.0 kg/h	
スープレンジ	1.0	$Q = 12.9 \times 40 \times 8.8 = 4540.8 \text{ m}^3/\text{h}$
めん類湯沸器	1.2	
ガス回転釜	1.1	使用排気ファン風量 4596 m ³ /h
ガスフライヤー	0.8	
ガス焼物器	0.8	
ガス炊飯器	1.9	
計	8.8 kg/h	

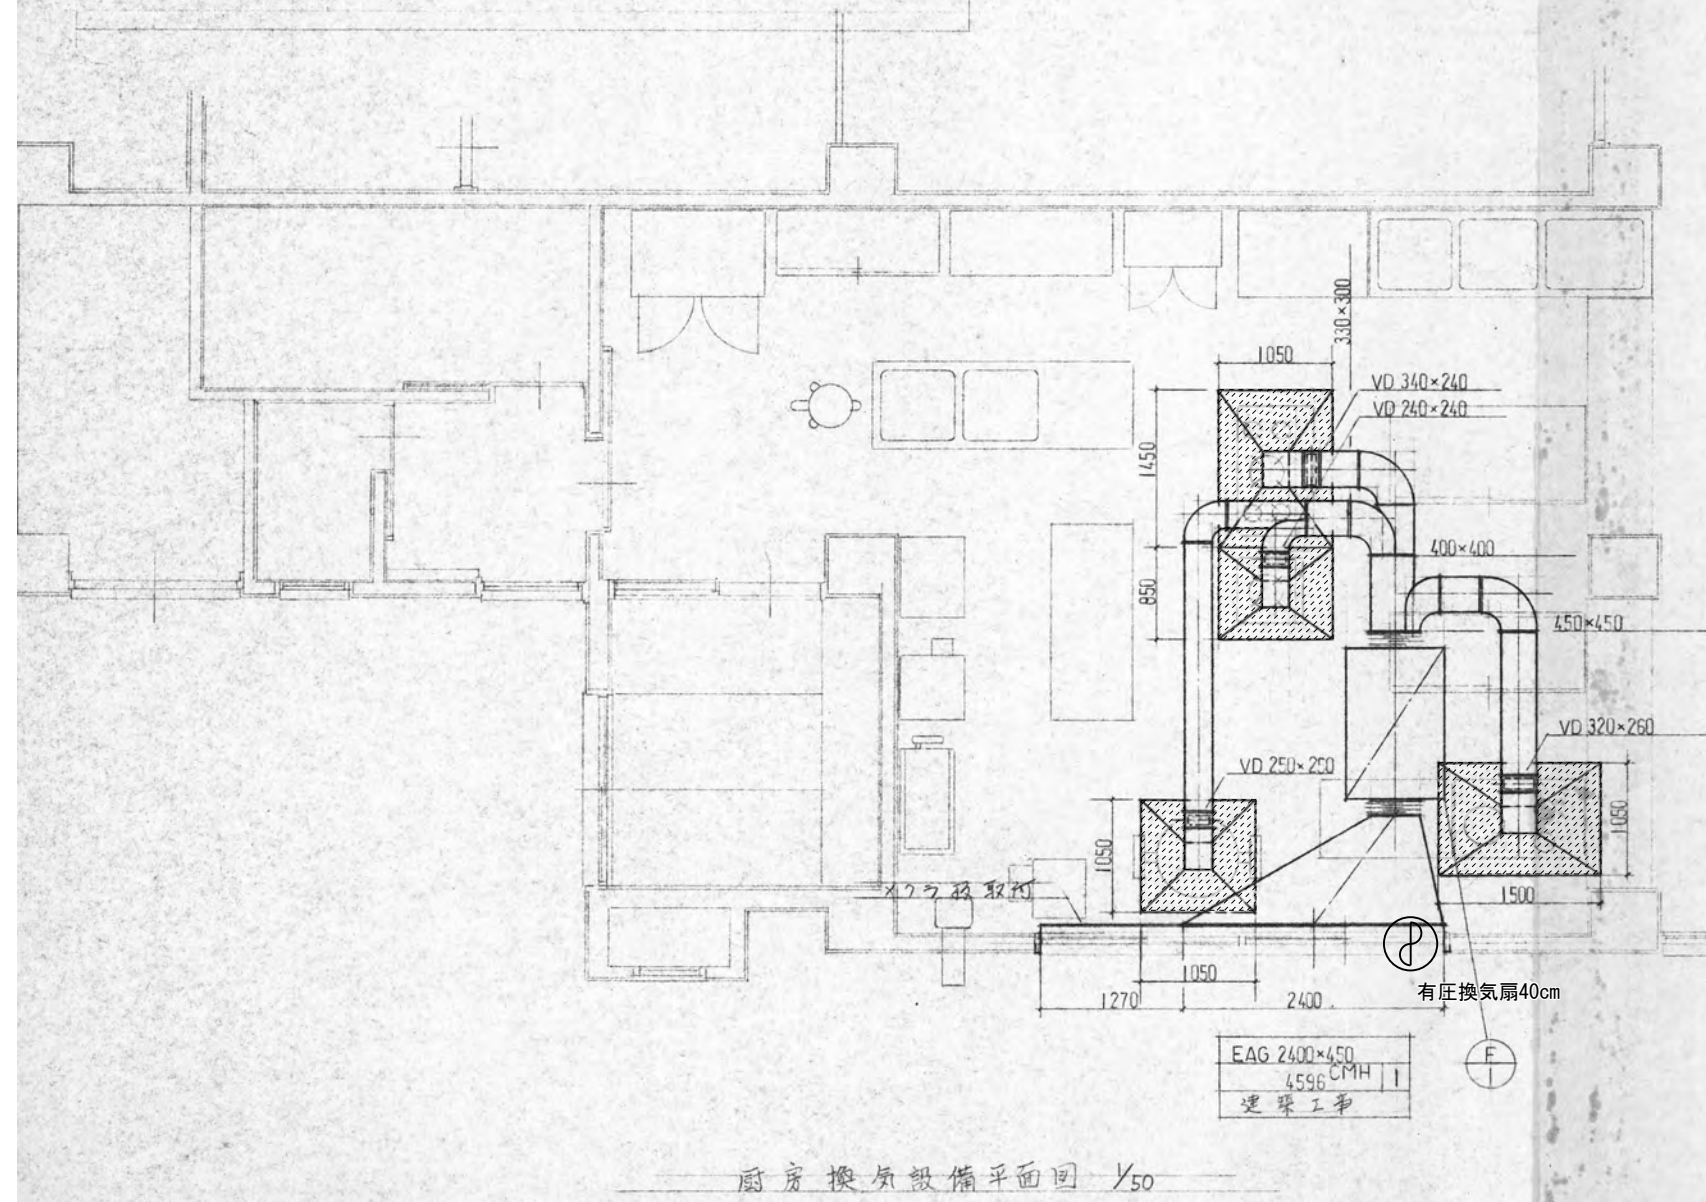

厨房換気設備平面図 1/50

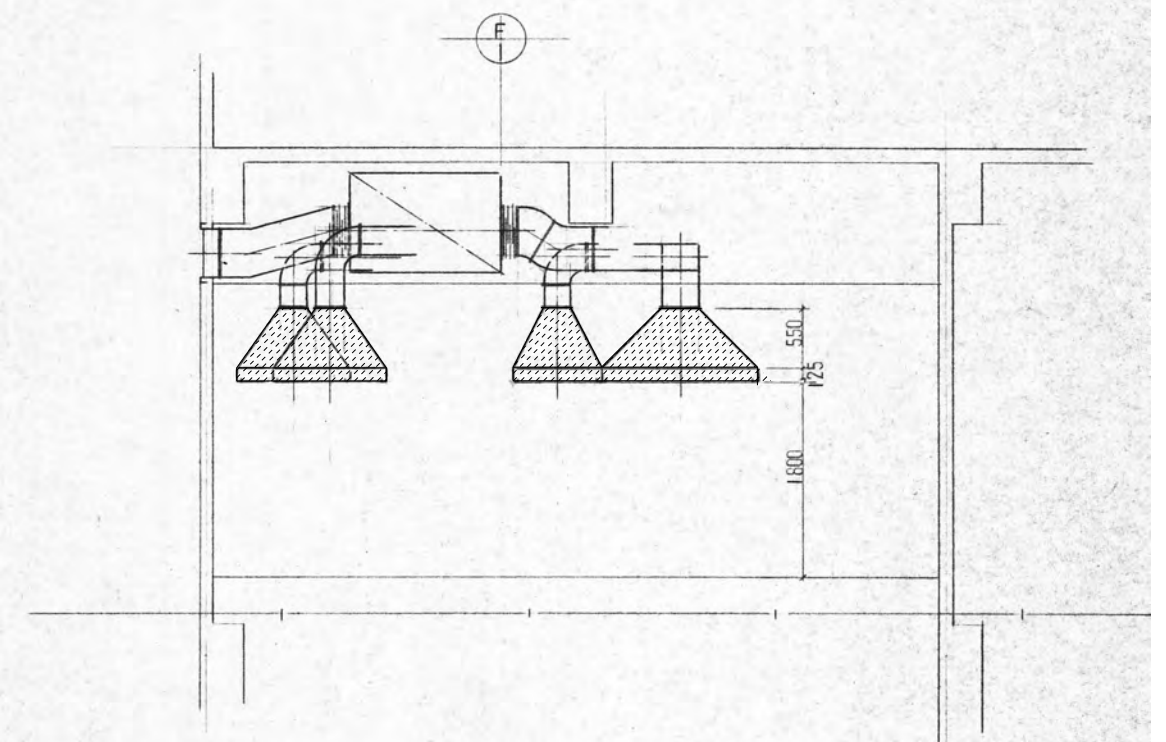

厨房換気設備断面図 1/50

※斜線部排気フードは撤去済み

徳島県土整備部営繕課		工事名	R7宮越 鳴門渦潮高等学校撫養キャンパス 鳴・撫養 セミナーハウス解体工事 (担い手確保型)	図面番号	M-08	株式会社 岡島建築事務所 1級建築士登録 第344068号 瀬尾 卓 芳
設計	竣工	図面名	換気設備 厨房平面図 断面図(撤去)	縮尺	S=1/50 (A2)	
R 6.12	—					