


計画平面図(電気)


SC=1:500

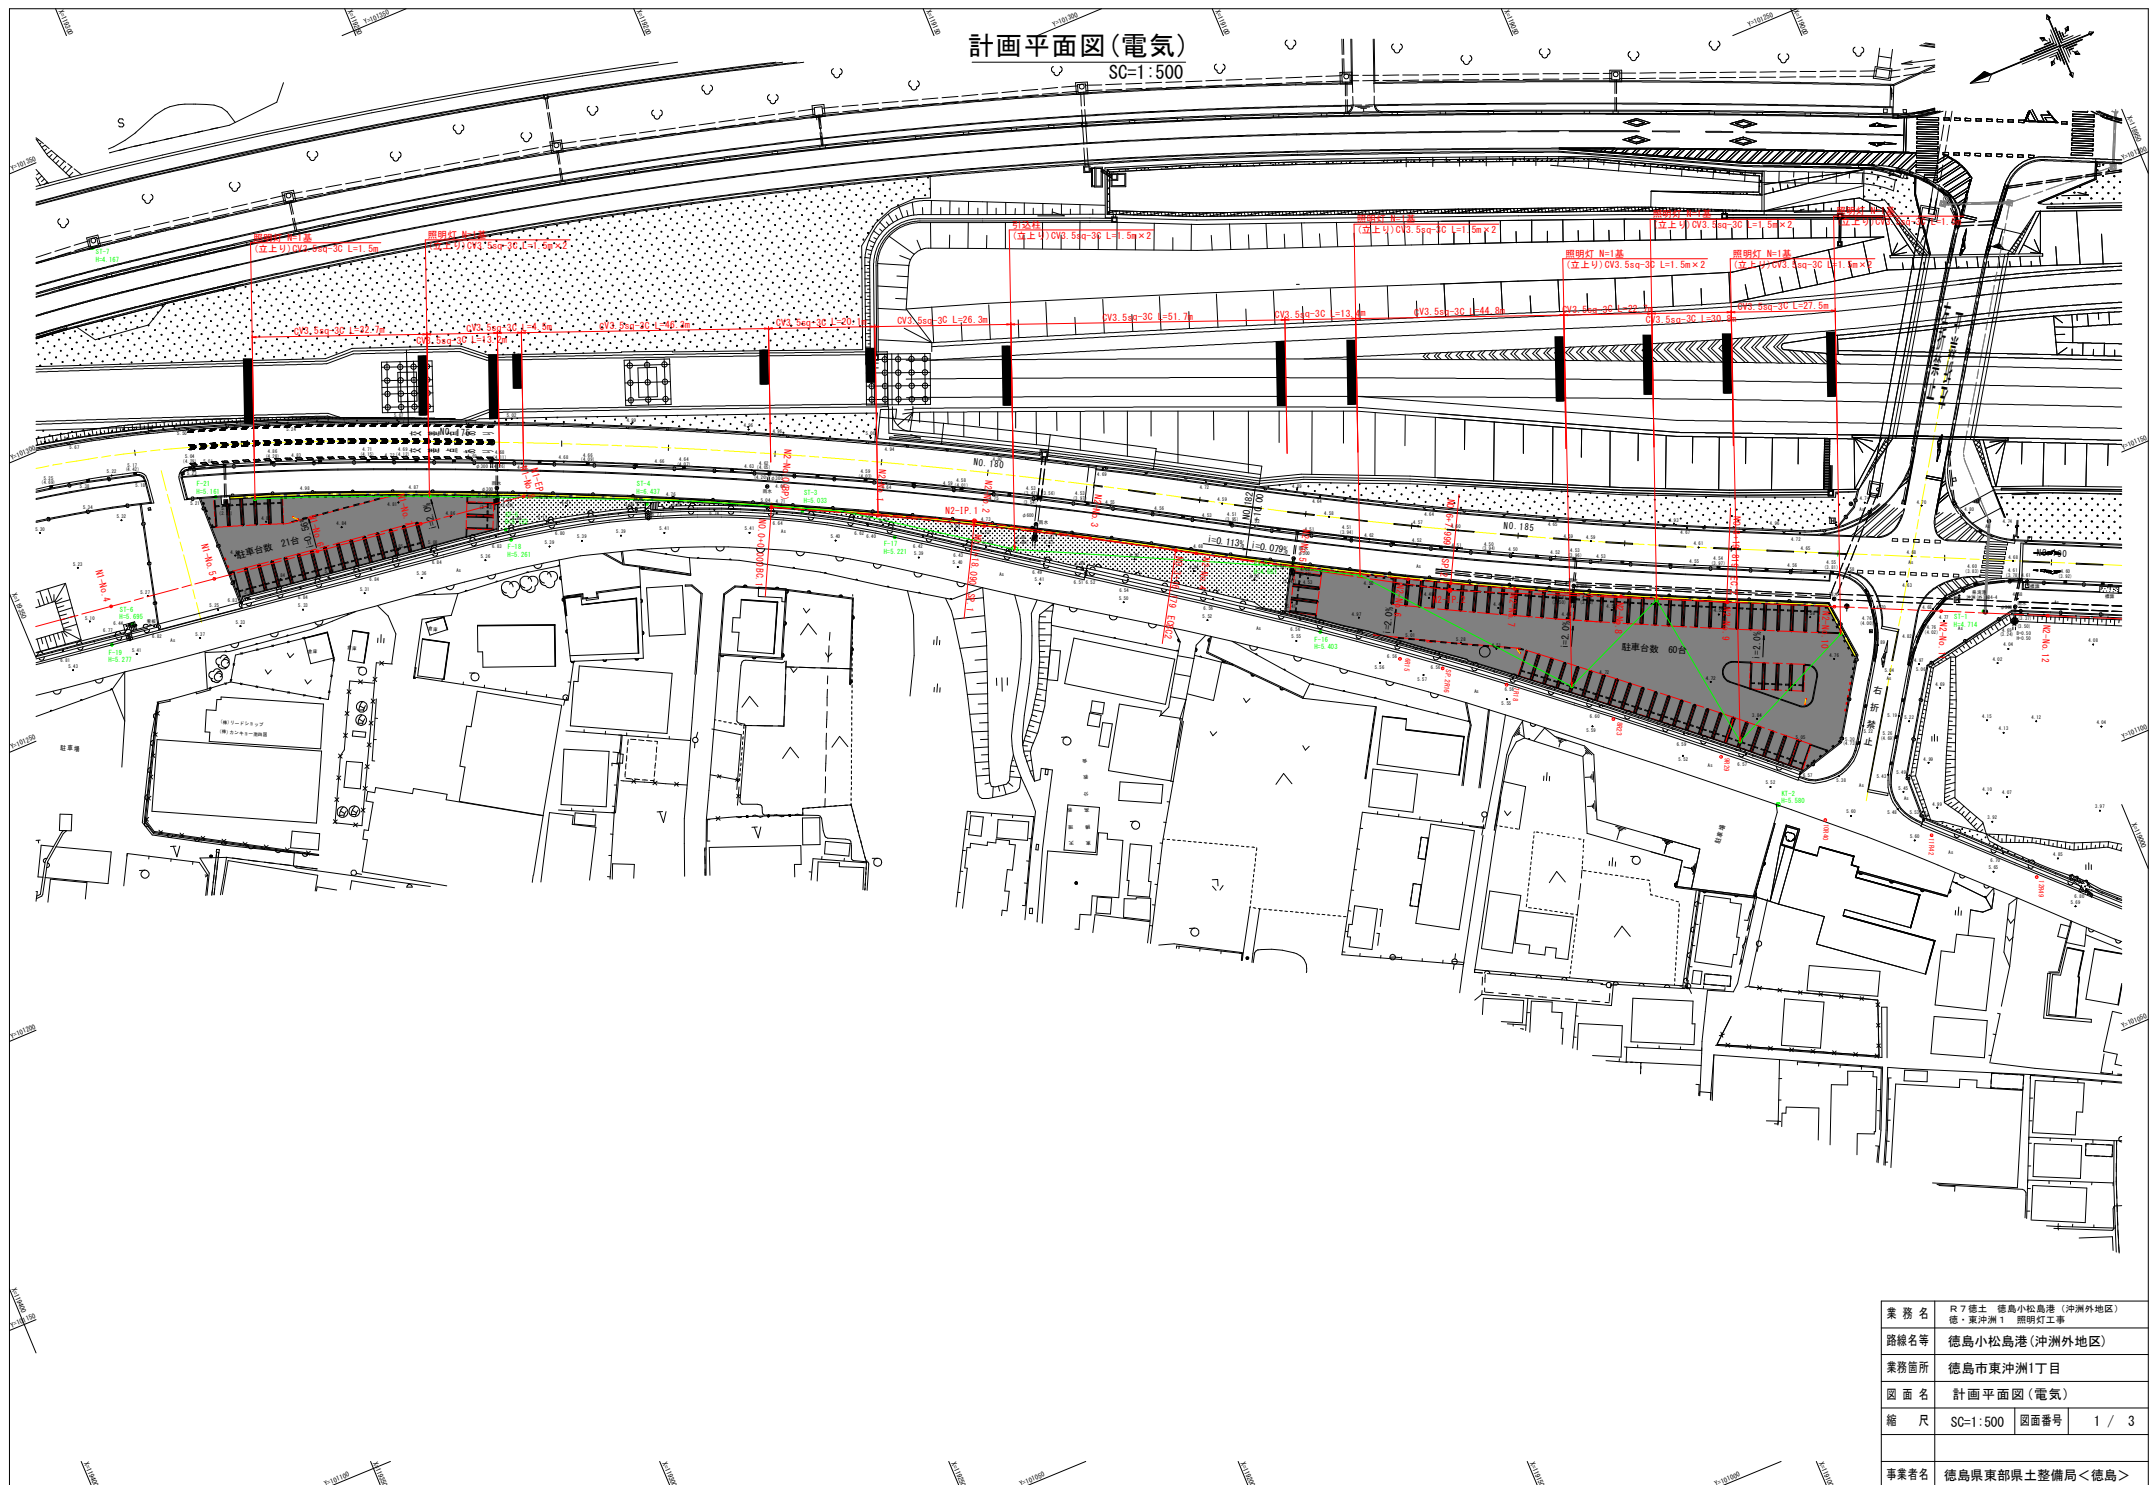


業務名	R7徳島 徳島小松島港(沖洲外地区)
路線名等	徳・東沖洲1 照野灯工事
業務箇所	徳島市東沖洲1丁目
図面名	計画平面図(電気)
縮尺	SC=1:500 図面番号 1 / 3
事業者名	徳島県東部県土整備局<徳島>

構造図(1/2)


照明灯ポール
S=1:20

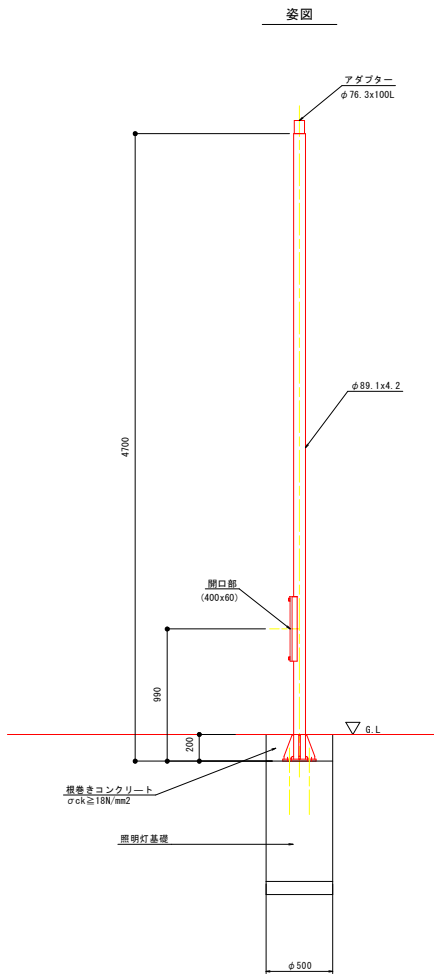

アダプター詳細図
S=1:10

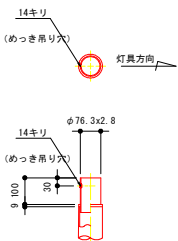


ベースプレート詳細図
S=1:10

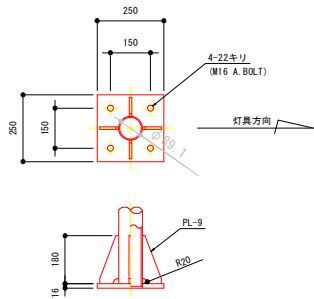


- 注記
1. 特記無きポールの材質は、STK400を標準とする。
 2. ポールの表面処理は、溶融亜鉛めっき(JIS H8641 HDZT77)とする。
 3. 溶融亜鉛めっき後、指定色塗装とする。
 4. 照明灯基礎及び取付アンカーボルトは計画位置に施工済み。
- ※劣化状況を確認し施工すること。

照明灯灯具
S=1:10

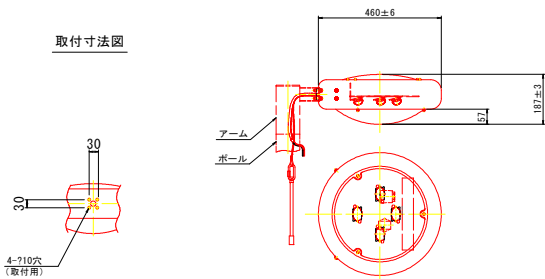

- 注記
1. 駐車場舗装範囲の平均照度3lx以上を満足する製品とすること。

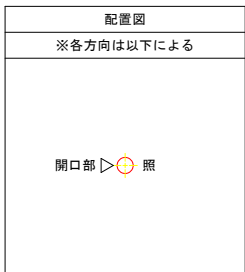


業務名	R7徳土 徳島小松島港 (沖洲外地区)
路線名等	徳・東沖洲1 照明灯工事
業務箇所	徳島市東沖洲1丁目
図面名	構造図(1/2)
縮尺	図示 図面番号 2 / 3
事業者名	徳島県東部県土整備局<徳島>

構造図 (2/2)

引込柱



S=1:30

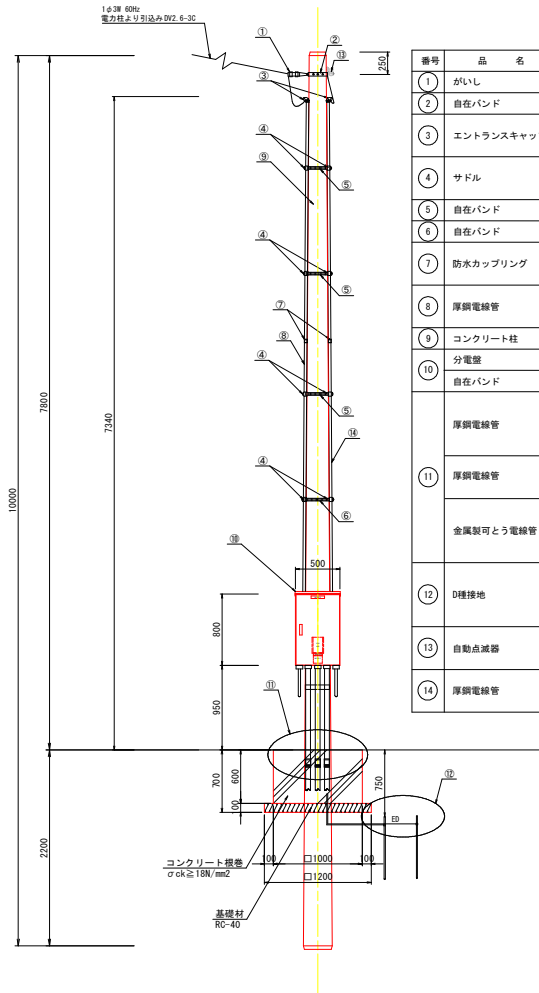

番号	品名	規格	単位	数量
①	がいし	バインドレス硝子	個	1
②	自在バンド	3B0-HD-17	本	1
③	エントランスキャップ	G16用	個	1
④	サドル	G16用	個	4
⑤	自在バンド	G22用	個	4
⑥	自在バンド	1BT-208	本	3
⑦	自在バンド	1BT-212	本	1
⑧	防水カップリング	G16用	個	1
⑨	防水カップリング	G22用	個	1
⑩	厚鋼電線管	G22 (引込DV2.6mm-3C)	m	6.4
⑪	分電盤	SUS製品	面	1
⑫	自在バンド	1BT-312	個	2
⑬	厚鋼電線管	G22 (照明灯)	m	1.9
⑭	厚鋼電線管	ねじなし防水コネクタ (G22)	個	2
⑮	厚鋼電線管	異種管接続材料NP型 (FEP30-G22)	個	2
⑯	厚鋼電線管	G16 (D種接地)	m	1.0
⑰	厚鋼電線管	ねじなし防水コネクタ (G16)	個	1
⑱	厚鋼電線管	PV24防水 (引込DV2.6mm用)	m	1
⑲	厚鋼電線管	防水ブリカ用ボックスコネクタ (PV24)	個	1
⑳	厚鋼電線管	防水コンビネーションカップリング (PV24-G22)	個	1
㉑	厚鋼電線管	接地棒 14φ×1500	本	2
㉒	厚鋼電線管	リード端子 φ14用	個	2
㉓	厚鋼電線管	IV1.6mm	m	2.5
㉔	厚鋼電線管	自動点滅器	個	1
㉕	厚鋼電線管	IV0.9mm2	m	6.4
㉖	厚鋼電線管	G16 (自動点滅器IV0.9mm2)	m	6.4
㉗	厚鋼電線管	金属製可とう電線管	m	1.0

分電盤

S=1:10

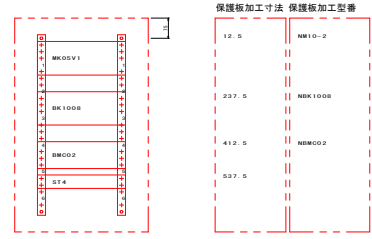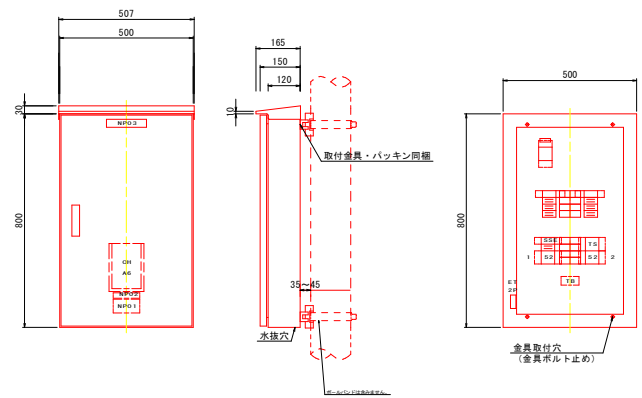


ホゴイタ: RG4-7R
フレーム: 650
キャビネット: B0CS5815VR

注記
1. 分電盤の材質は、ステンレス鋼 (SUS) を標準とする。


既設舗装止擁壁はつり・復旧

S=1:20

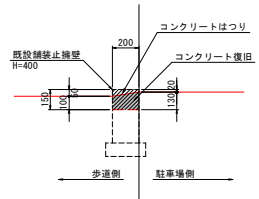


既設アスファルト舗装復旧


S=1:20

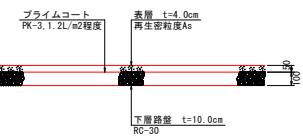

展開接続図

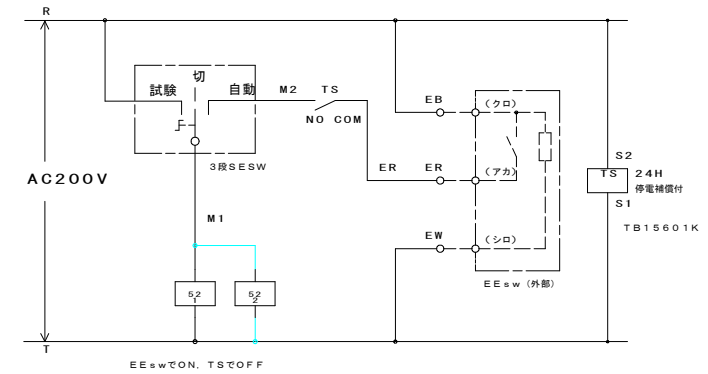

単線結線図

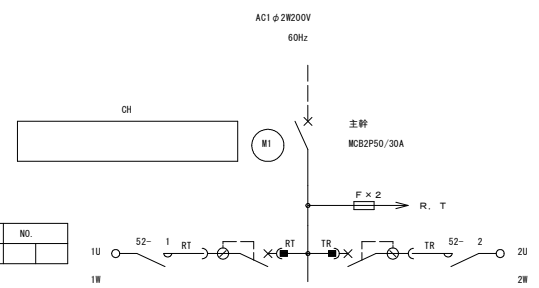

負荷容量	負荷名称	機器名	電圧	NO.
	照明灯	ELB2P50/20A 30mA	200V	

NO.	電圧	機器名	負荷名称	負荷容量
	200V	ELB2P50/20A 30mA	照明灯	

業務名	R7徳土 徳島小松島港 (沖洲外地区)
路線名等	徳島小松島港 (沖洲外地区)
業務箇所	徳島市東沖洲1丁目
図面名	構造図 (2/2)
縮尺	図示 図面番号 3 / 3
事業者名	徳島県東部県土整備局<徳島>