


平面図 S=1/200

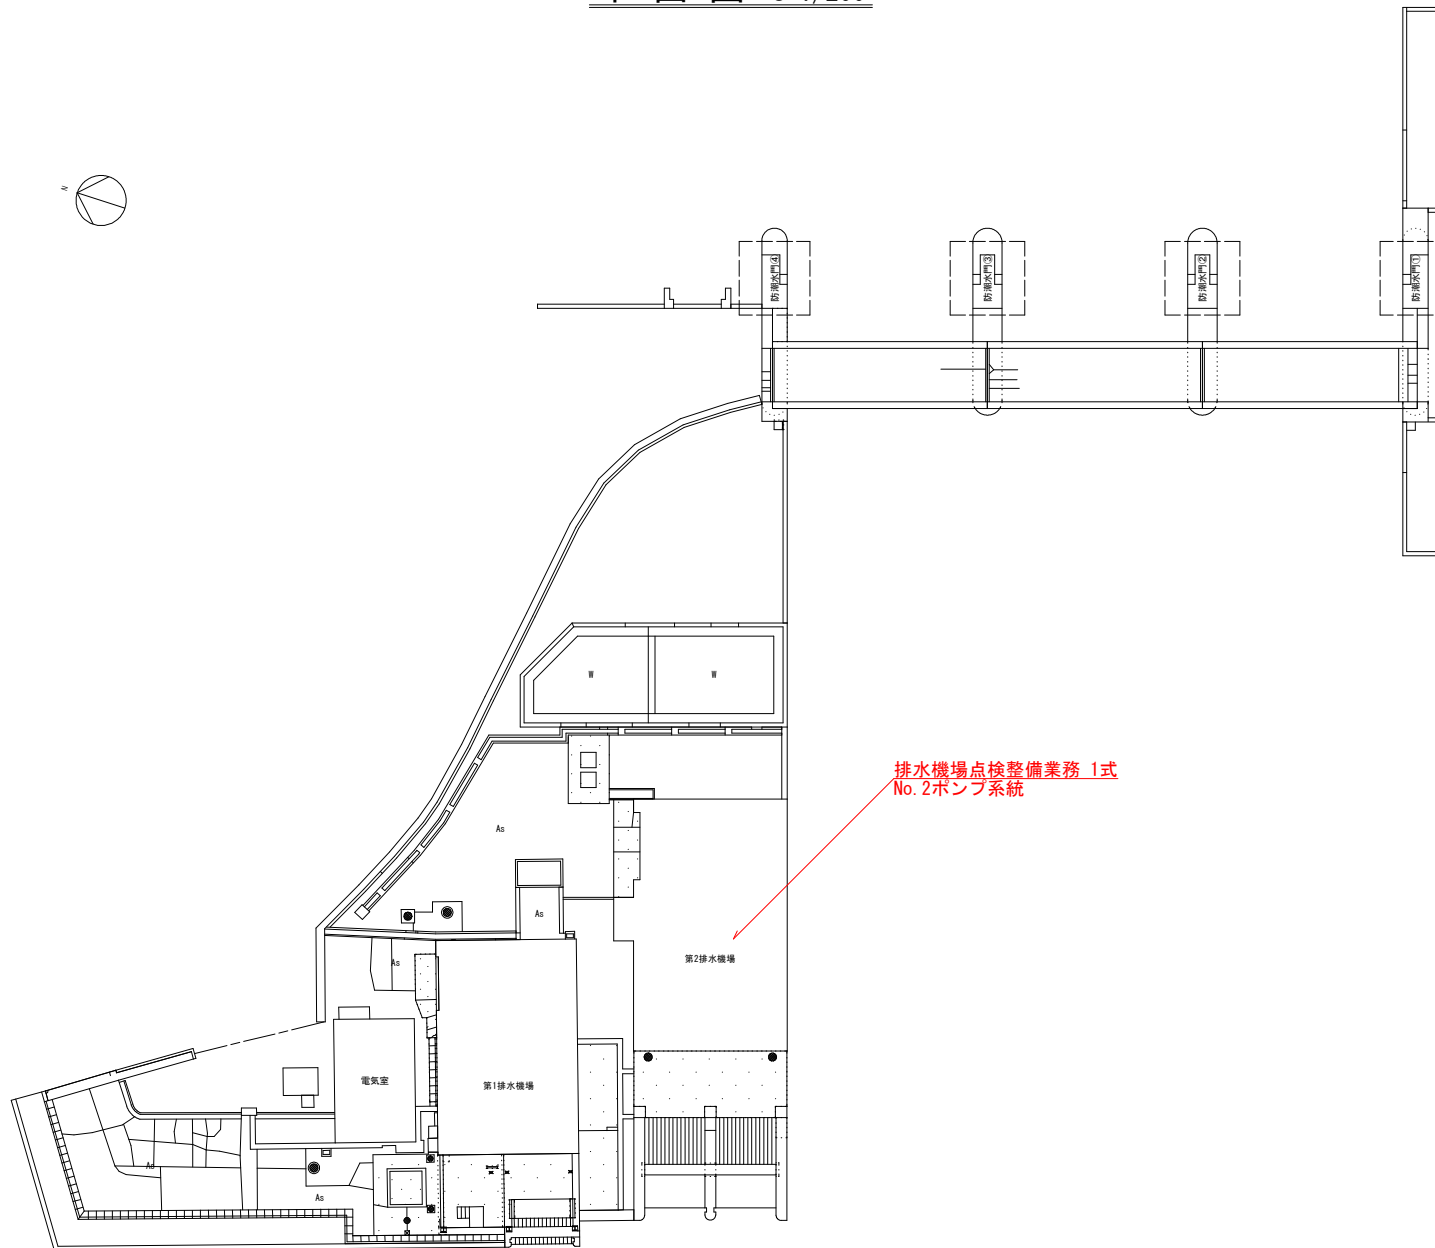

排水機場点検整備業務 1式
No. 2ポンプ系統

業務名	R7徳土 新池川 鳴・撫養 排水機場点検整備業務 (3)		
路線名等	新池川		
業務箇所	鳴門市撫養町南浜 (第3分割)		
図面名	平面図		
縮尺	1:200	図面番号	1 / 1
会社名			
事業者名	徳島県東部県土整備局<徳島>		