



# 平面図

S=1/1000

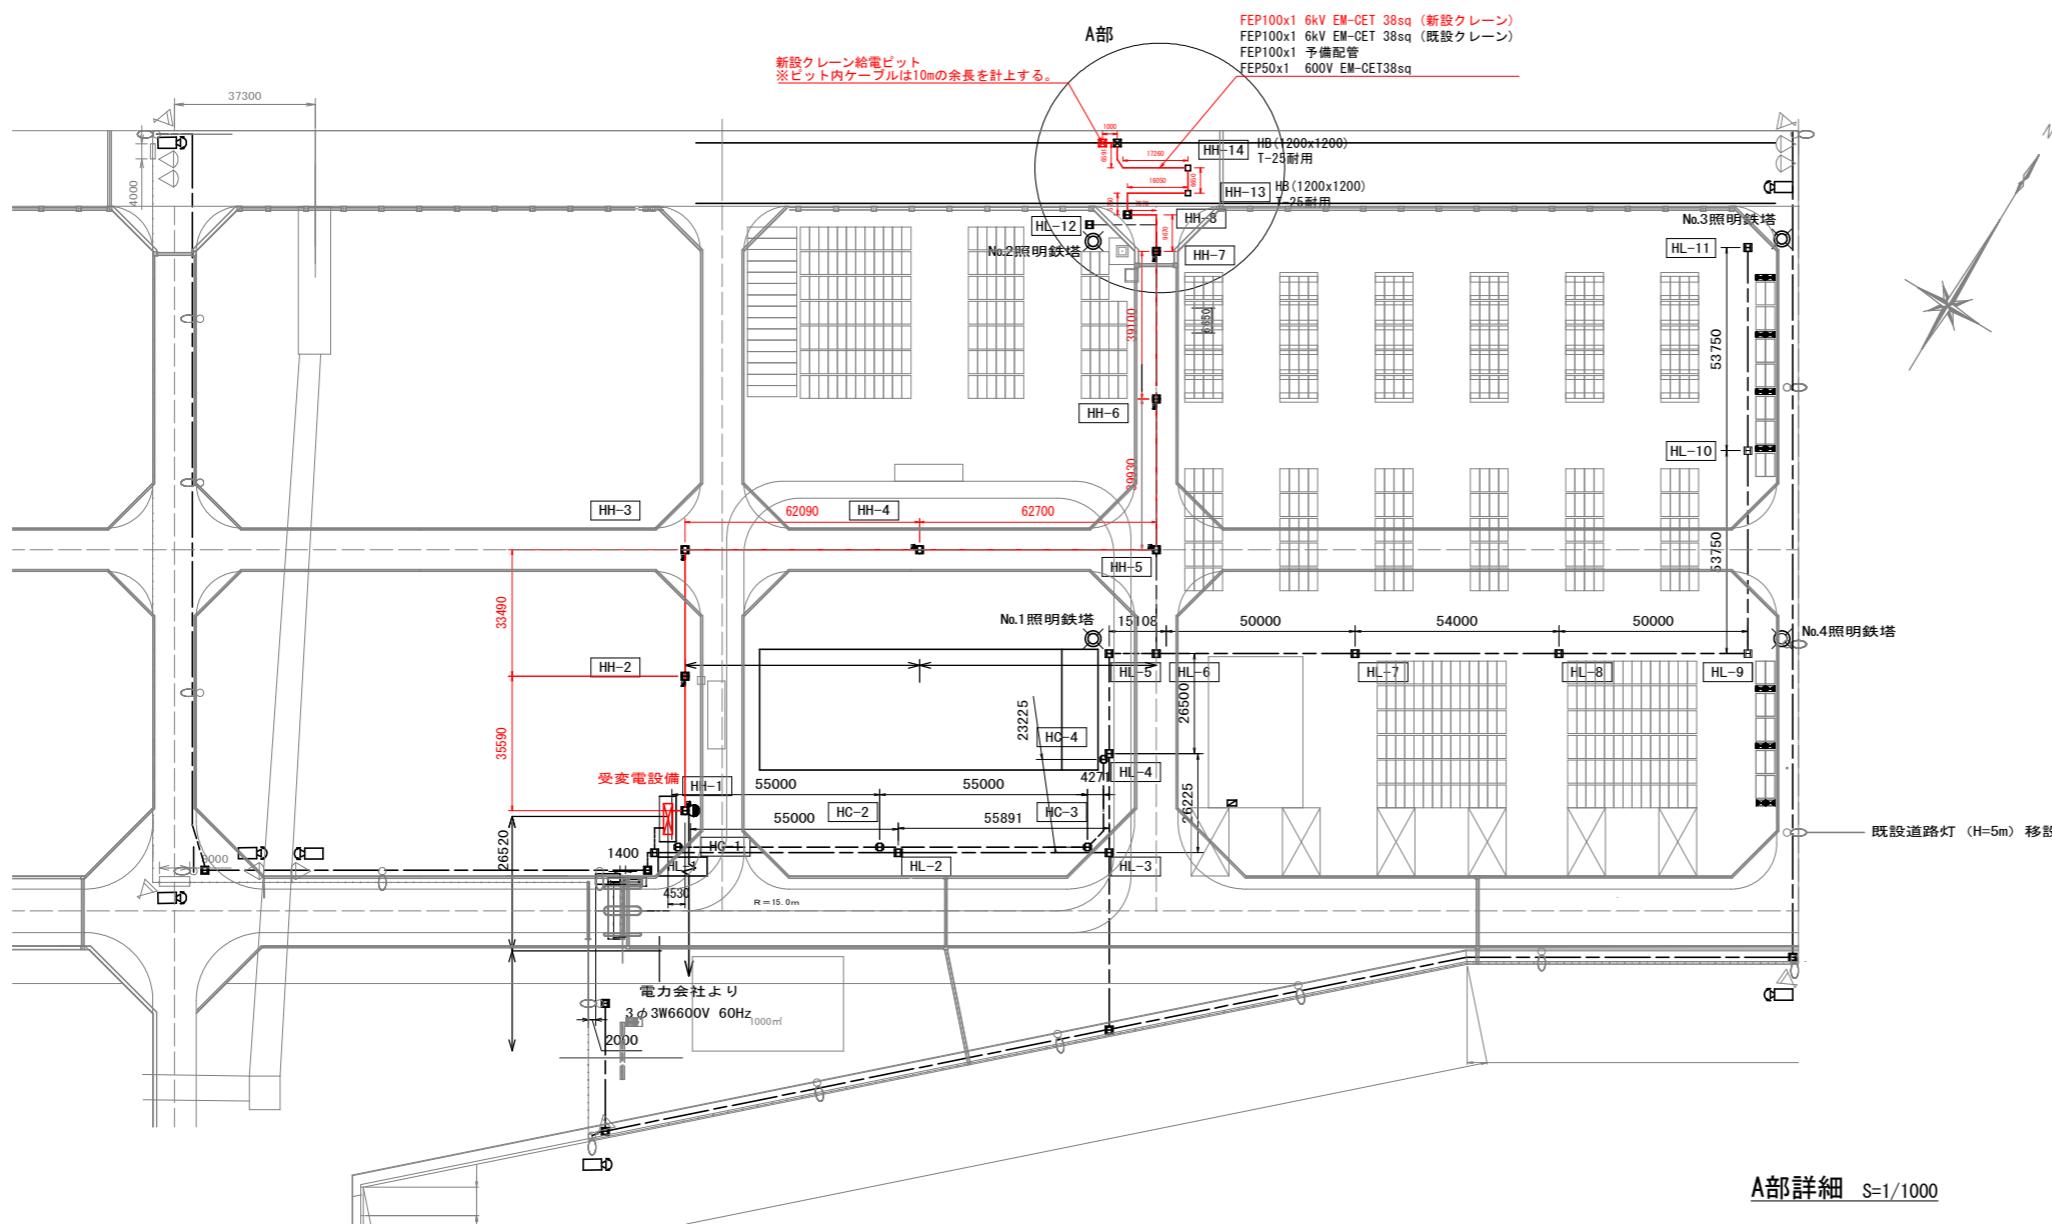

| 凡 例 |              |                |
|-----|--------------|----------------|
| ■   | リーファーコンセント盤  | 自立型            |
| ■   | ガントリー給電ビット   |                |
| □   | 洗浄機コンセント盤    |                |
| ○   | 照明塔          | 自立型            |
| ●   | 電力引込用コンクリート柱 | 12m-19cm-500kg |
| □   | ケーブル埋設標識     | 埋設管表示ピン        |
| □   | 高圧用マンホール     | ブロックハンドホール     |
| □   | 低圧用マンホール     | ブロックハンドホール     |
| □   | 保安用マンホール     | ブロックハンドホール     |
| □   | 通信用マンホール     | ブロックハンドホール     |
| —   | 高圧幹線埋設管      | 既設クレーン、新設クレーン  |
| —   | 低圧幹線埋設管      |                |
| —   | 保安幹線埋設管      |                |
| —   | 通信幹線埋設管      |                |

A部詳細 S=1/1000

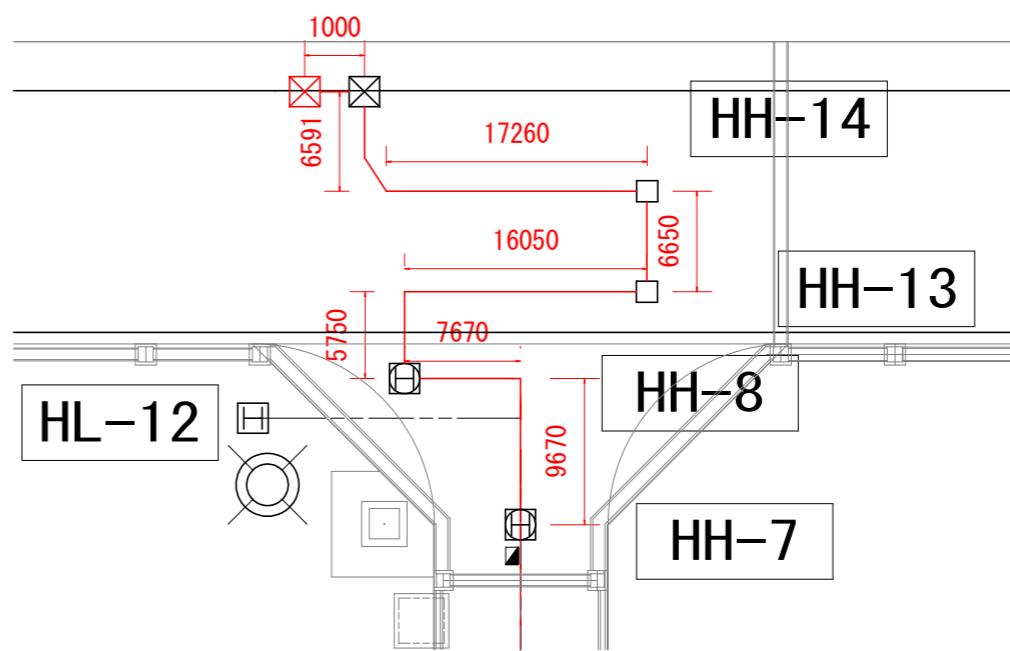


当初発注図面

|      |                                      |            |
|------|--------------------------------------|------------|
| 工事名  | R7 徳島 小松島港（赤石地区）<br>小・和田津開 受変電設備改修工事 |            |
| 路線名等 | 徳島小松島港（赤石地区）                         |            |
| 工事箇所 | 小松島市和田津開町北                           |            |
| 図面名  | 平面図                                  |            |
| 縮尺   | 図示                                   | 図面番号 1 / 4 |
| 会社名  | 徳島県東部県土整備局（徳島）                       |            |
| 事業者名 |                                      |            |


# 高圧埋設物断面図

S=1/20


高圧埋設配管標準断面図 キューピング～HH-1

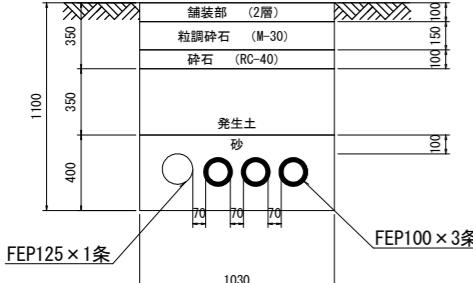


高圧埋設配管標準断面図 HH-1～HH-5

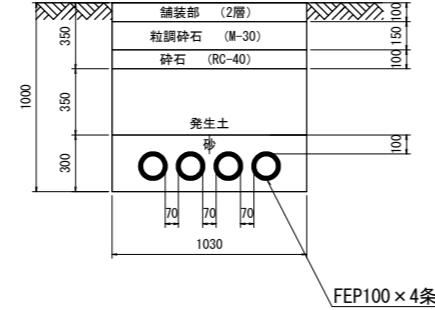


高圧埋設配管標準断面図 HH-5～HH-7

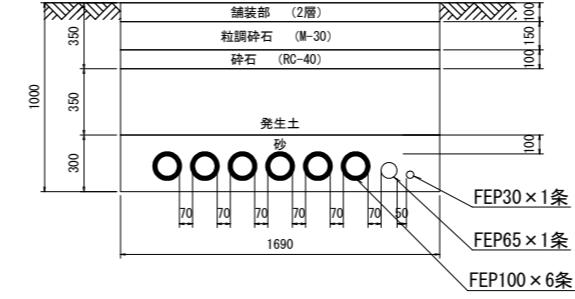

高圧埋設配管標準断面図 HH-7～既設ガントリ-給電ヒット

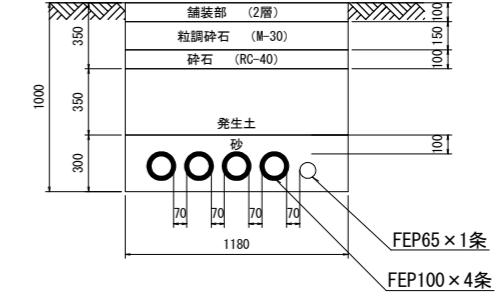


ハンドホール標準断面 HH-1, 2, 3, 4

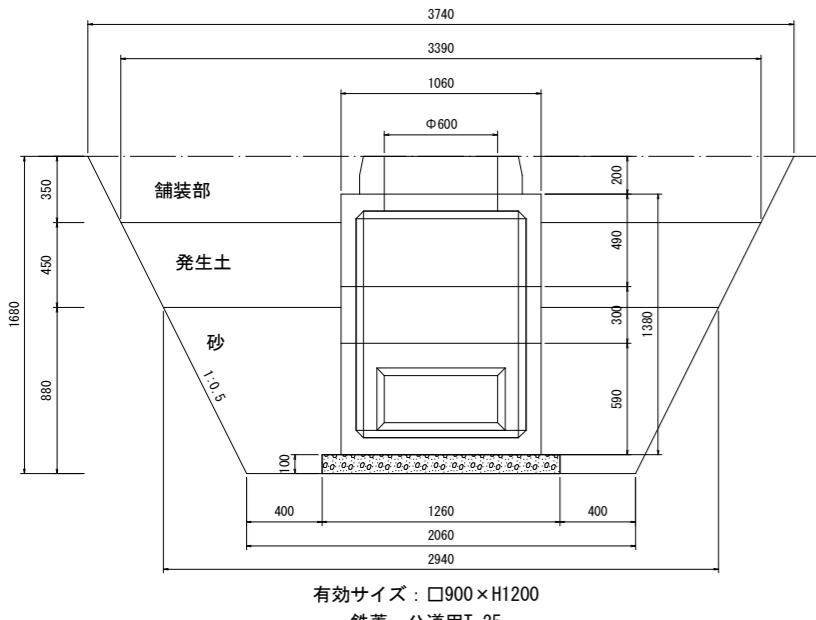


有効サイズ : □900×H1200  
鉄蓋 : 公道用T-25

ハンドホール標準断面 HH-8

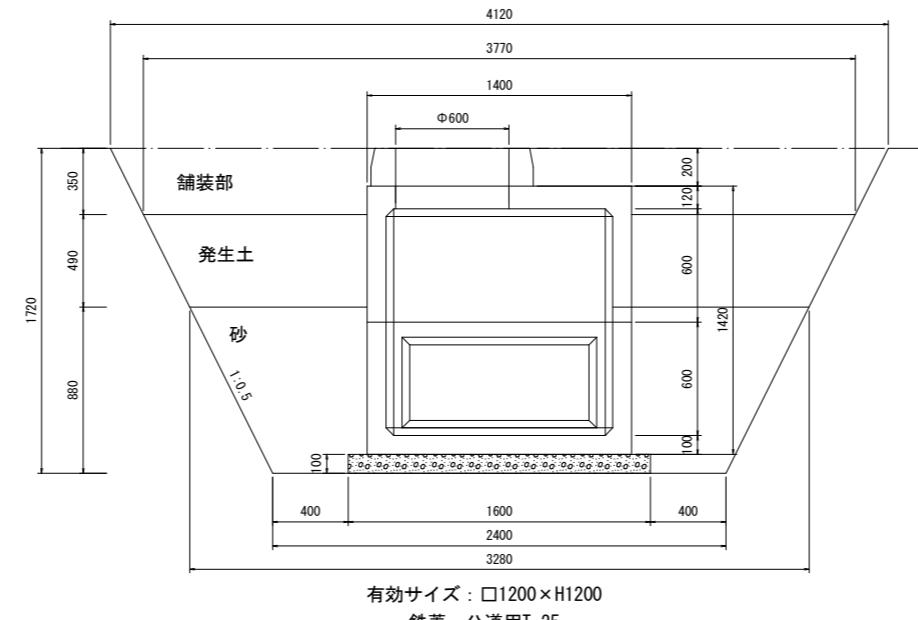

有効サイズ : □1200×H1200  
鉄蓋 : 公道用T-25

ハンドホール標準断面 HH-5, 6, 7

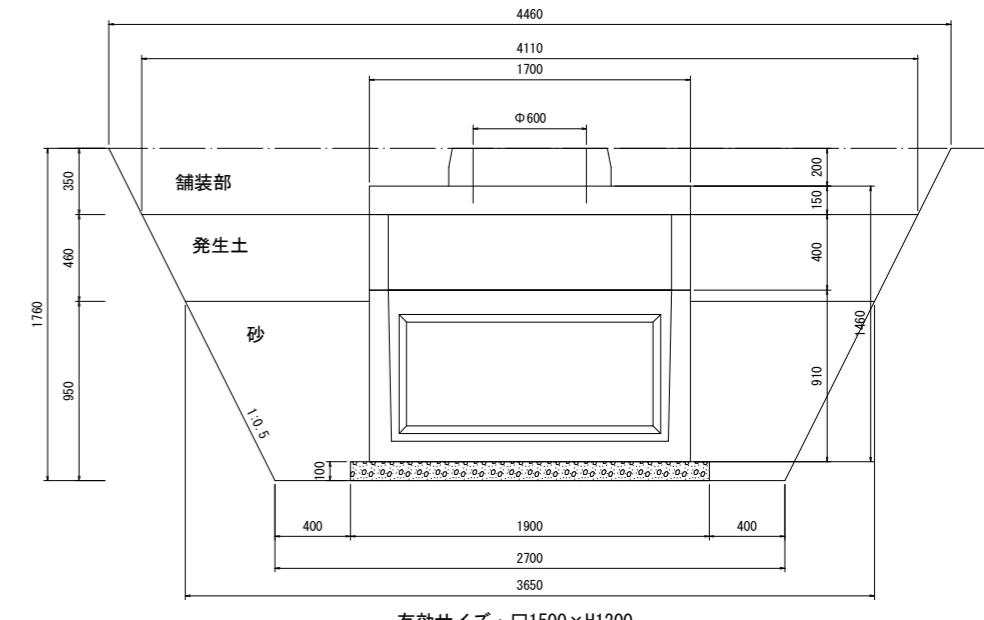

有効サイズ : □1500×H1200  
鉄蓋 : 公道用T-25


## 当初発注図面

|      |                                     |            |
|------|-------------------------------------|------------|
| 工事名  | R7 徳島 小松島港（赤石地区）<br>小・和田津開 受電電設改修工事 |            |
| 路線名等 | 徳島小松島港（赤石地区）                        |            |
| 工事箇所 | 小松島市和田津開町北                          |            |
| 図面名  | 高圧埋設物断面図                            |            |
| 縮尺   | 図示                                  | 図面番号 2 / 4 |
| 会社名  | 徳島県東部県土整備局（徳島）                      |            |
| 事業者名 |                                     |            |

# 高圧饋電盤No. 1改造図

S=1:10

## キュービクル式非常電源専用受電設備

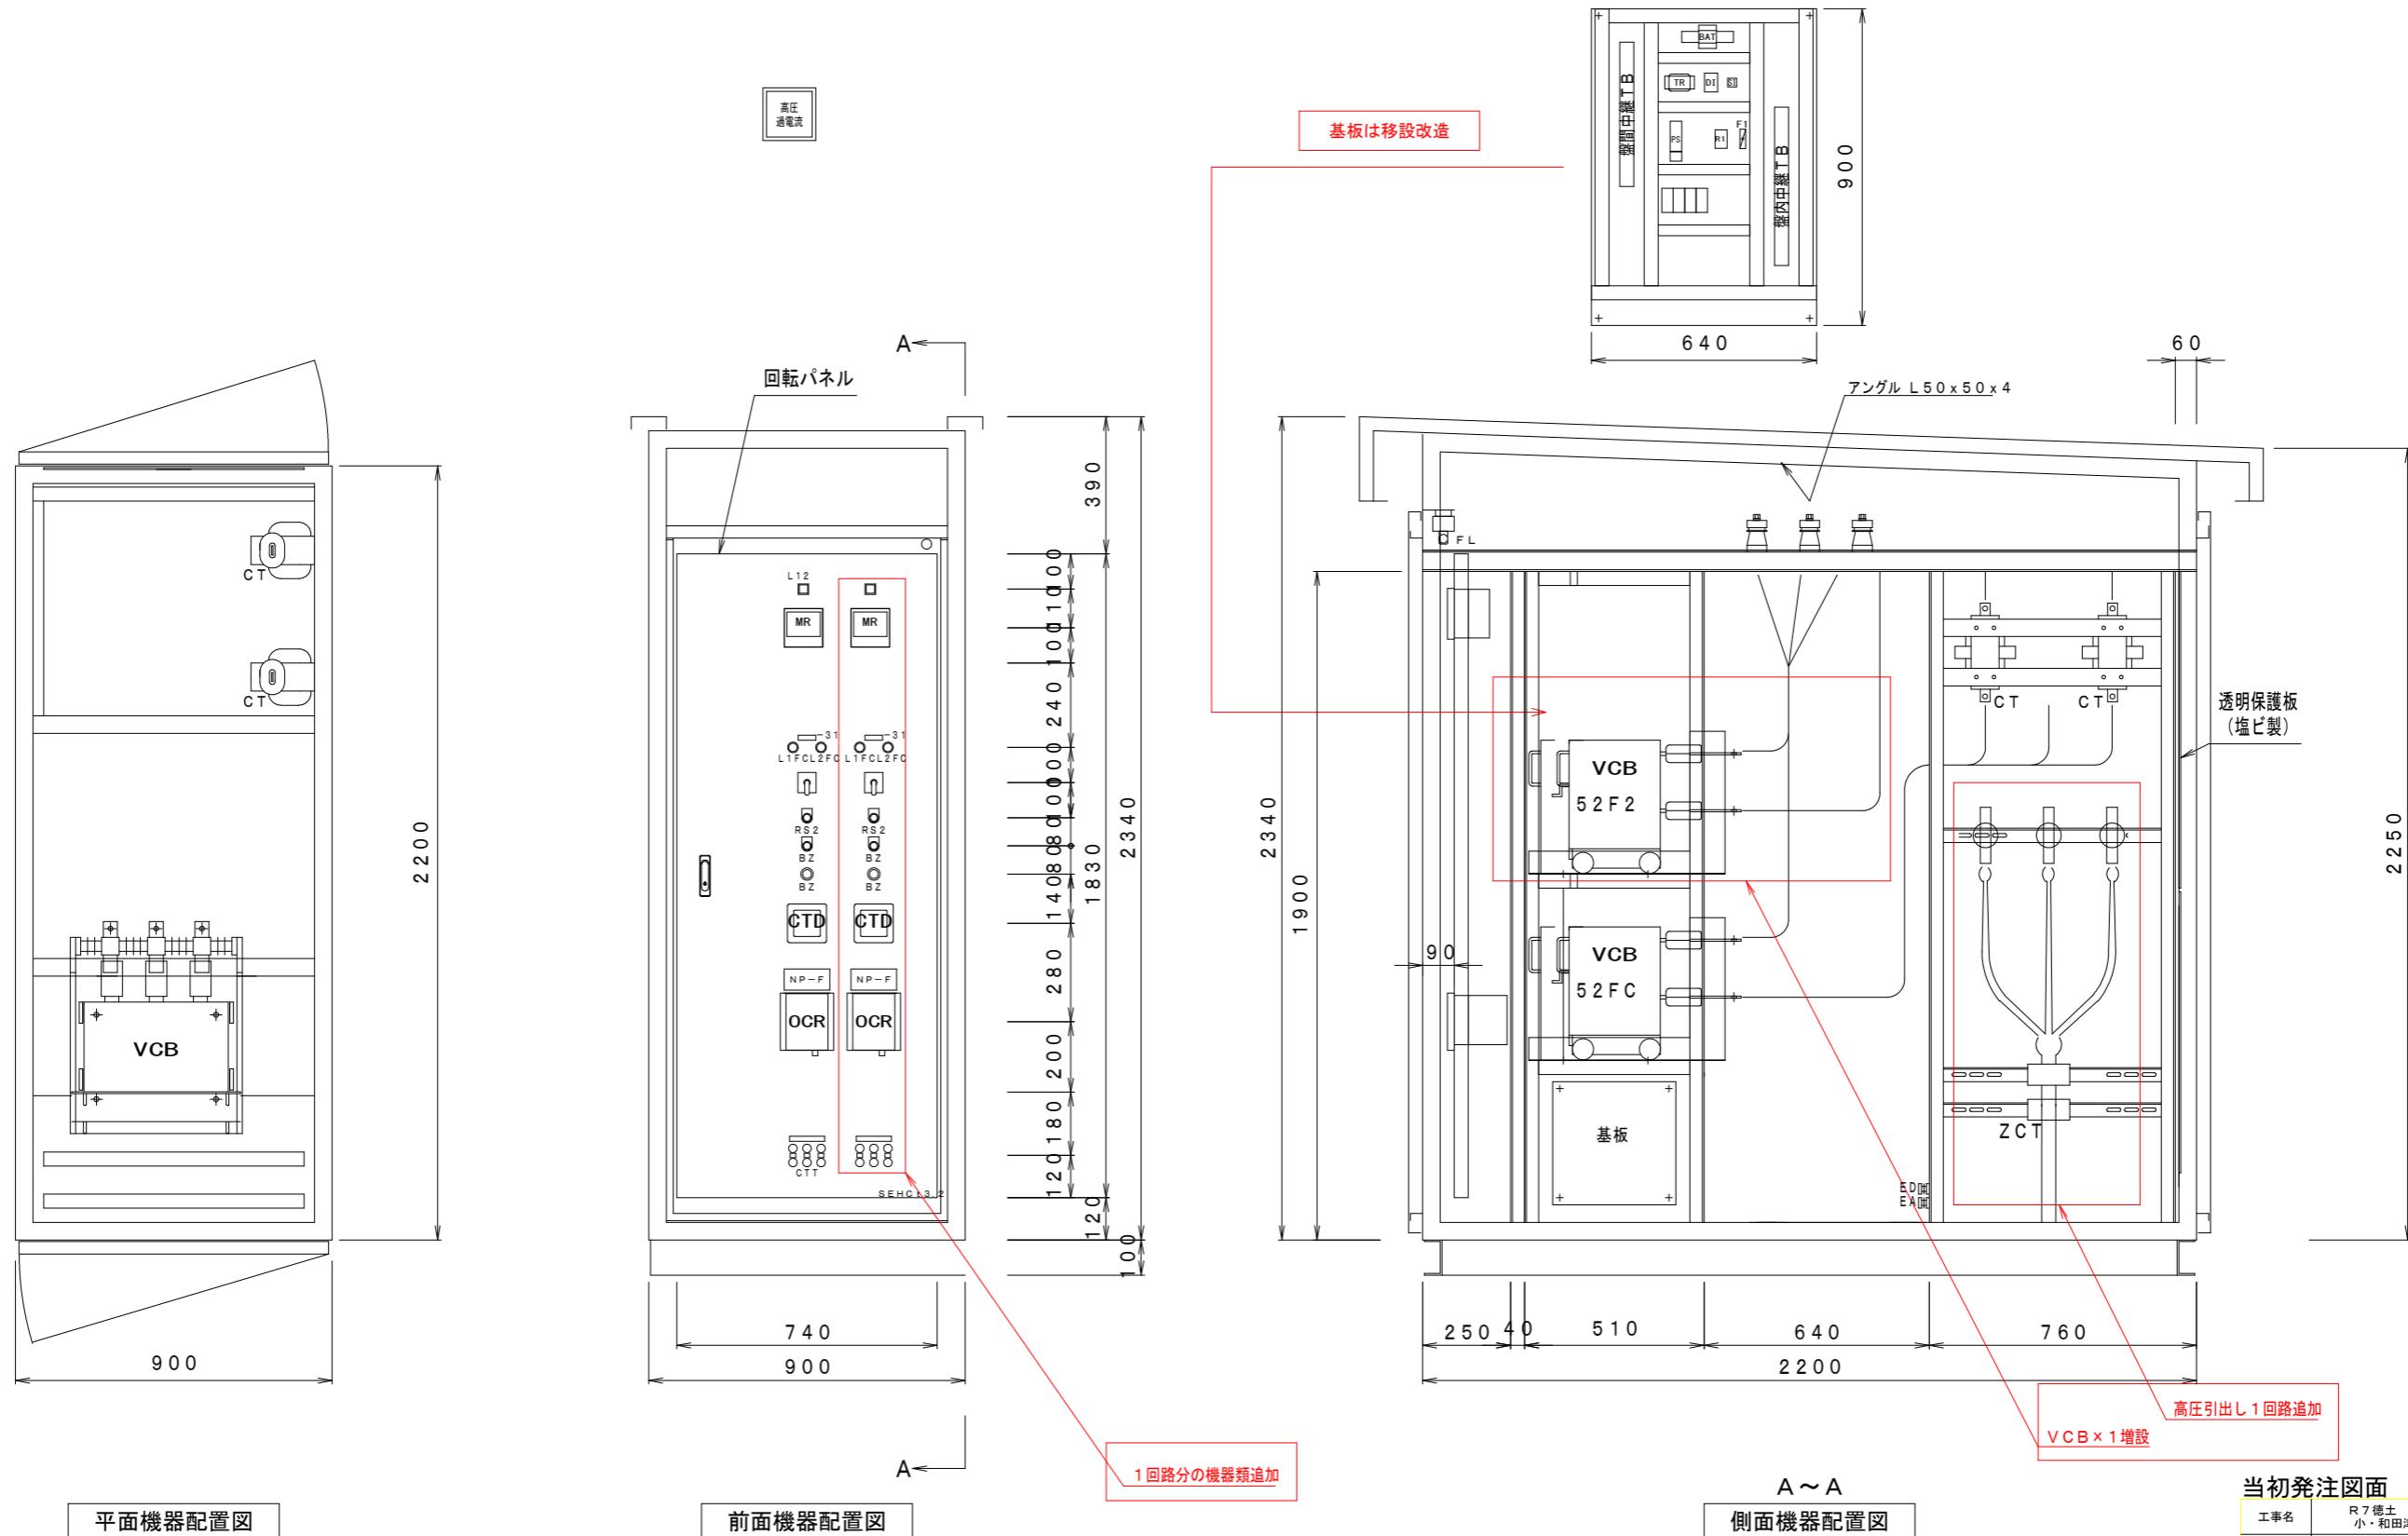


当初発注図面

|      |                                      |            |
|------|--------------------------------------|------------|
| 工事名  | R7 徳島 小松島港（赤石地区）<br>小・和田津開 受電電設備改修工事 |            |
| 路線名等 | 徳島小松島港（赤石地区）                         |            |
| 工事箇所 | 小松島市和田津開町北                           |            |
| 図面名  | 高圧饋電盤No. 1改造図                        |            |
| 縮尺   | 図示                                   | 図面番号 3 / 4 |
| 会社名  | 徳島県東部県土整備局（徳島）                       |            |
| 事業者名 |                                      |            |

# 展開接続図

S=Non

## キュービクル式非常電源専用受電設備

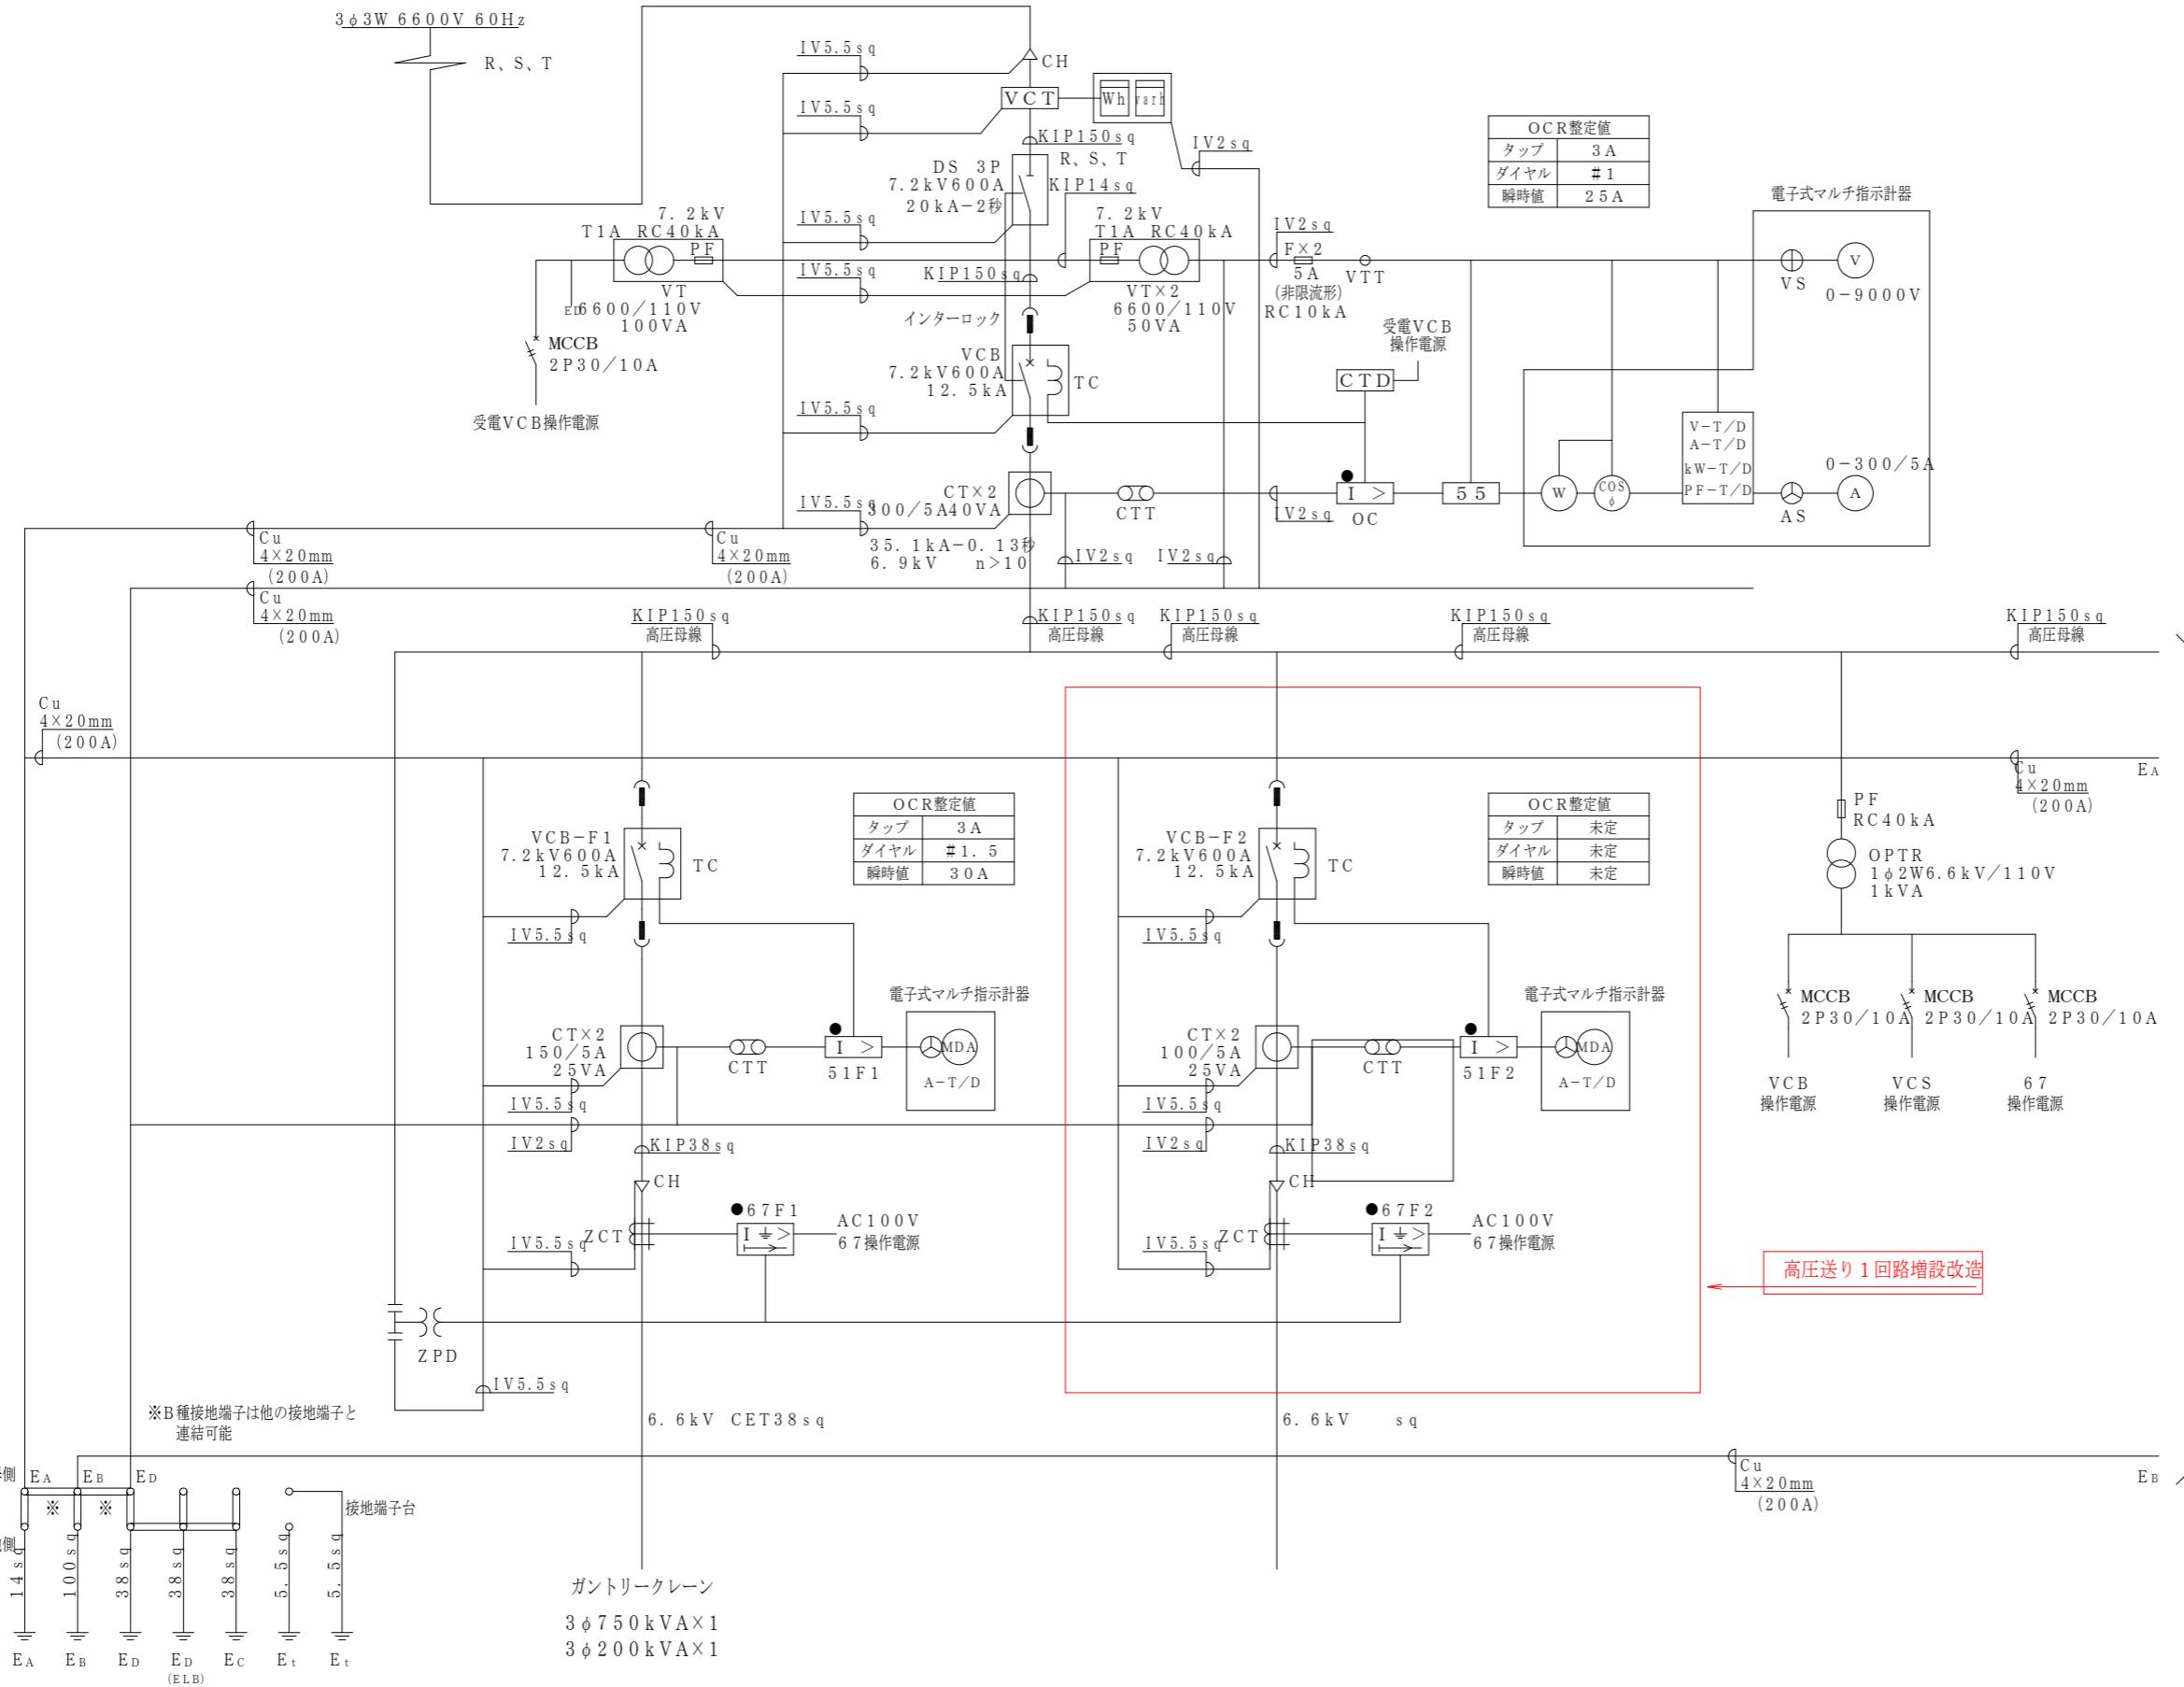

### 当初発注図面

|      |                                     |      |       |
|------|-------------------------------------|------|-------|
| 工事名  | R7 徳島 小松島港（赤石地区）<br>小・和田津開 受電電設改修工事 |      |       |
| 路線名等 | 徳島小松島港（赤石地区）                        |      |       |
| 工事箇所 | 小松島市和田津開町北                          |      |       |
| 図面名  | 展開接続図                               |      |       |
| 縮尺   | 図示                                  | 図面番号 | 4 / 4 |
| 会社名  | 徳島県東部県土整備局（徳島）                      |      |       |