

テレメータ中継装置
W=500, D=300, H=1500


テレメータ観測装置
W=500, D=300, H=1500



テレメータ観測装置・2量型
W=270, D=225, H=440




直流電源装置
W=500, D=300, H=700

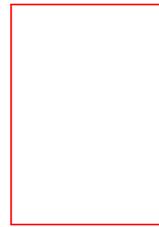

水晶式水位計(収容筐体)
W=580, D=530, H=820



耐雷トランス 1kVA
W=300, D=300, H=400

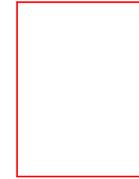


耐雷トランス 5kVA
W=500, D=500, H=650



無停電電源装置 1kVA
W=172, D=438, H=213

【共通】			
工事名	R7馬土	貞光水局 つ・貞光前田	水防テレメータ水位局改修工事
路線名等	貞光水位局		
工事箇所	美馬郡つるぎ町貞光前田		
図面名	[共通]機器外形図 (参考)		
縮尺	1:10	図面番号	1 / 11
事業者名	徳島県西部総合市民局県土整備部 (美馬)		

[共通] 空中線取付金具図(参考) S=1:5

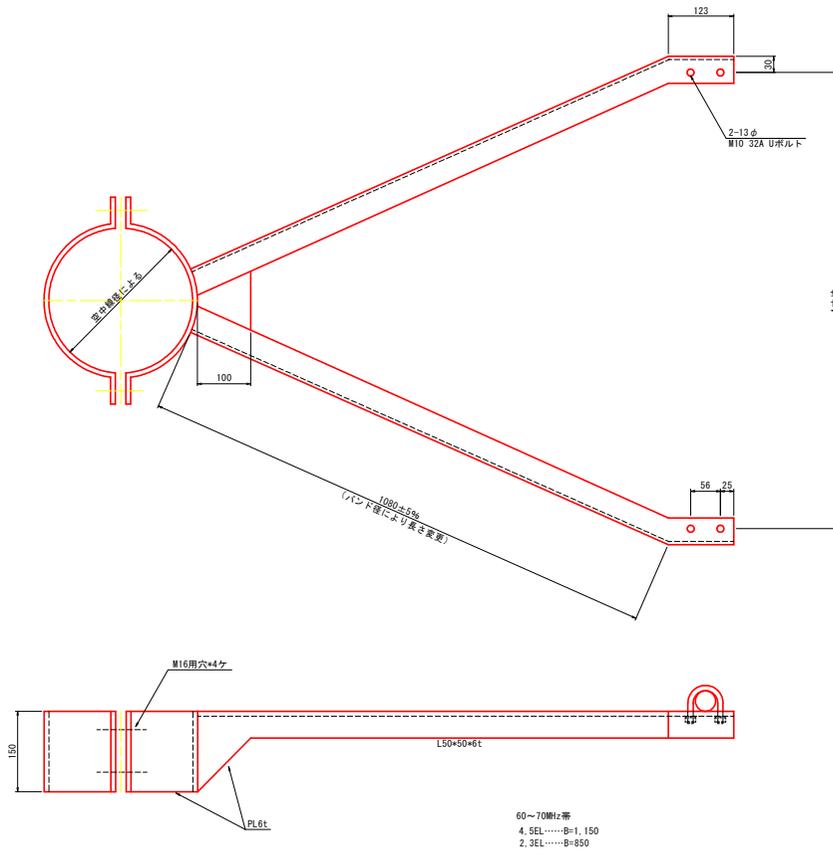

対象局


局名	A寸法
三好中継局	1,150
竜王中継局	1,150
加茂水位局	850
穴吹水位局	850
井ノ内谷水位局	1,150
馬路水位局	850
口山水位局	850
貞光水位局	850
棚田水位局	850
半田水位局	1,150
三好雨量局	850

表面処理：溶融亜鉛メッキ

[共通]


工事名	R7馬土 貞光水筒 つ・貞光前田 水防字レメータ水位局改修工事
路線名等	貞光水位局
工事箇所	美馬郡つるぎ町貞光前田
図面名	[共通] 空中線取付金具図(参考)
縮尺	1:5
図面番号	2 / 11
事業者名	徳島県西部総合市民局県土整備部(美馬)

[共通] 竜王回線 システム系統図(現状)

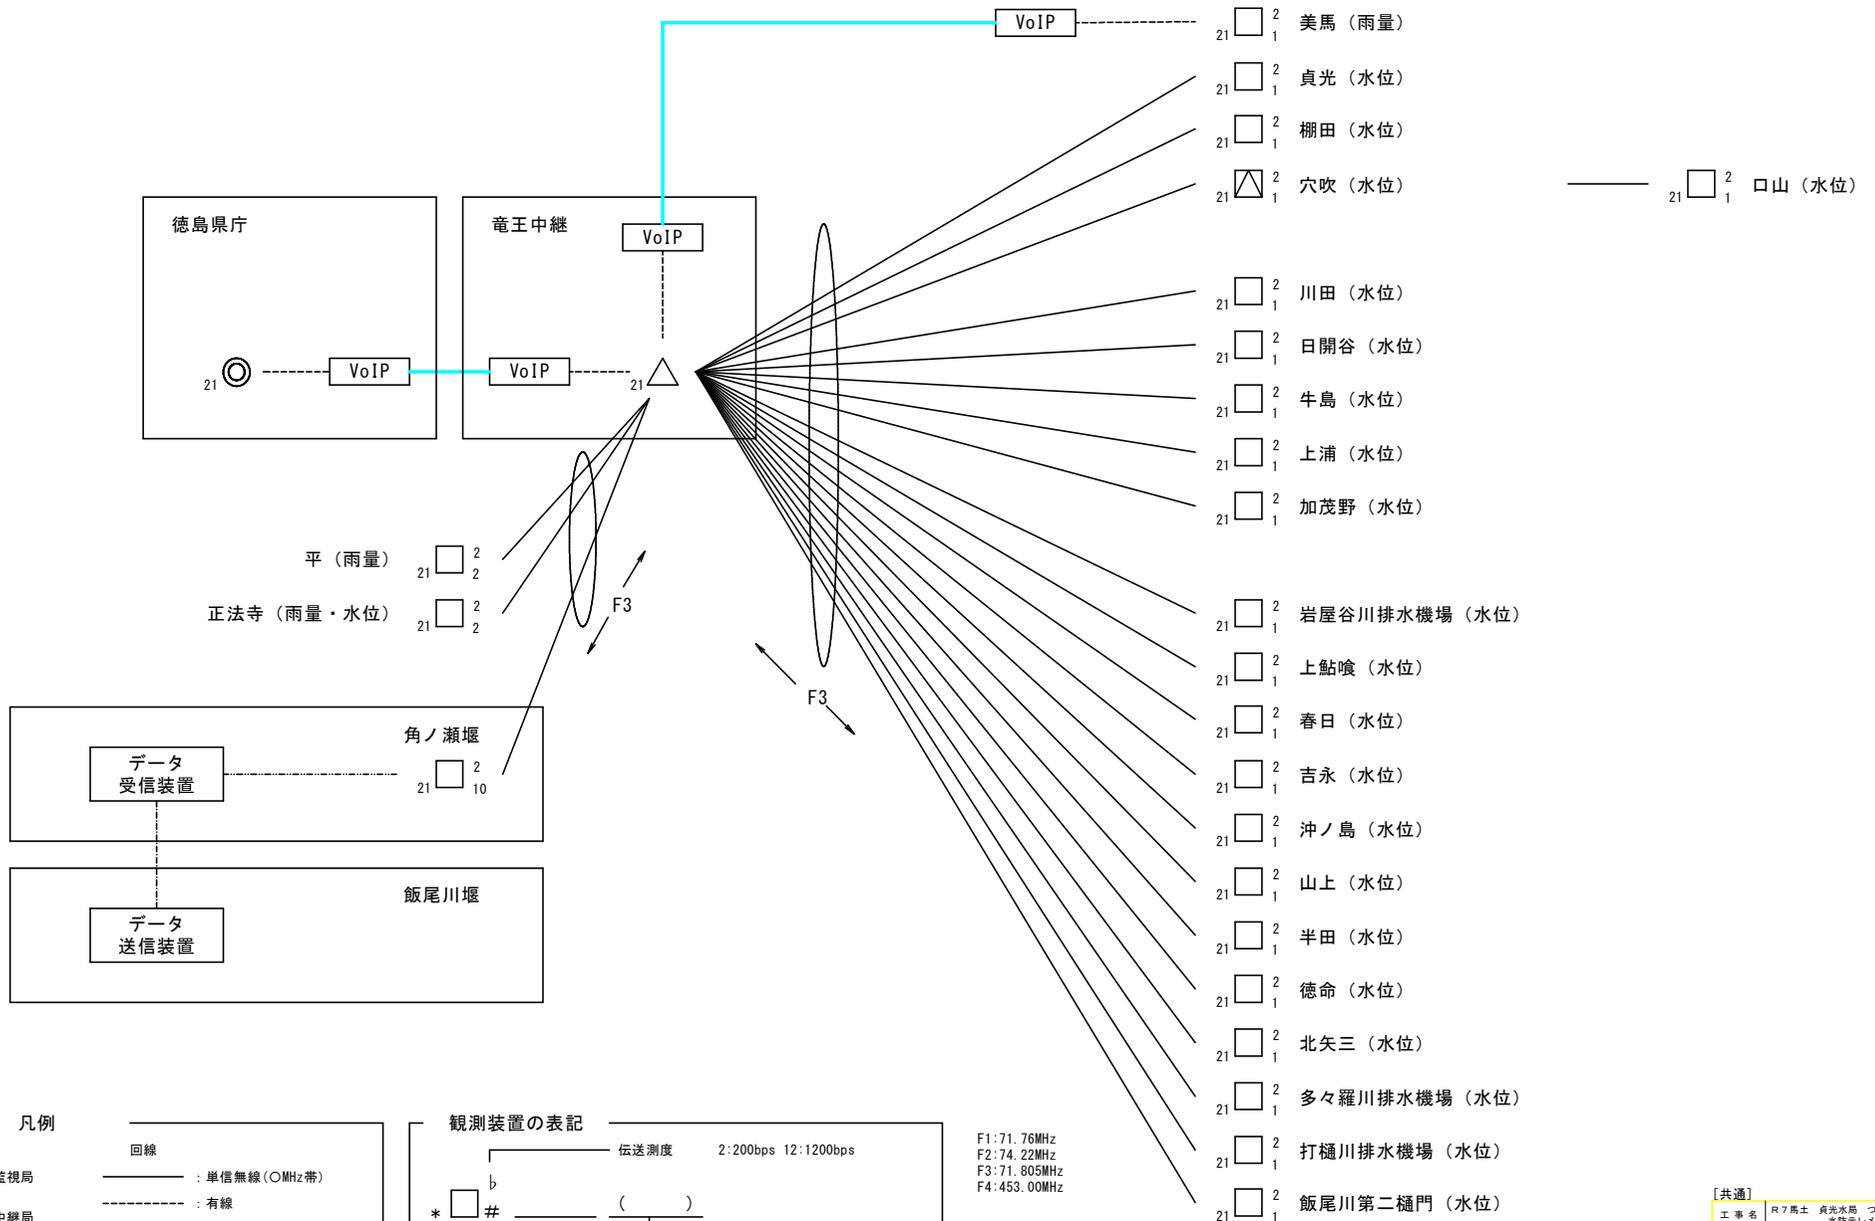

[共通]	
工事名	R7馬士 貞光水局 つ・貞光前田 水防システム水位局改修工事
路線名等	貞光水位局
工事箇所	美馬都つるぎ町貞光前田
図面名	[共通] 竜王回線 システム系統図(現状)
縮尺	図面番号 3 / 11
事業者名	徳島県西部総合市民局県土整備部 (美馬)

[共通] 竜王回線 システム系統図(更新時)

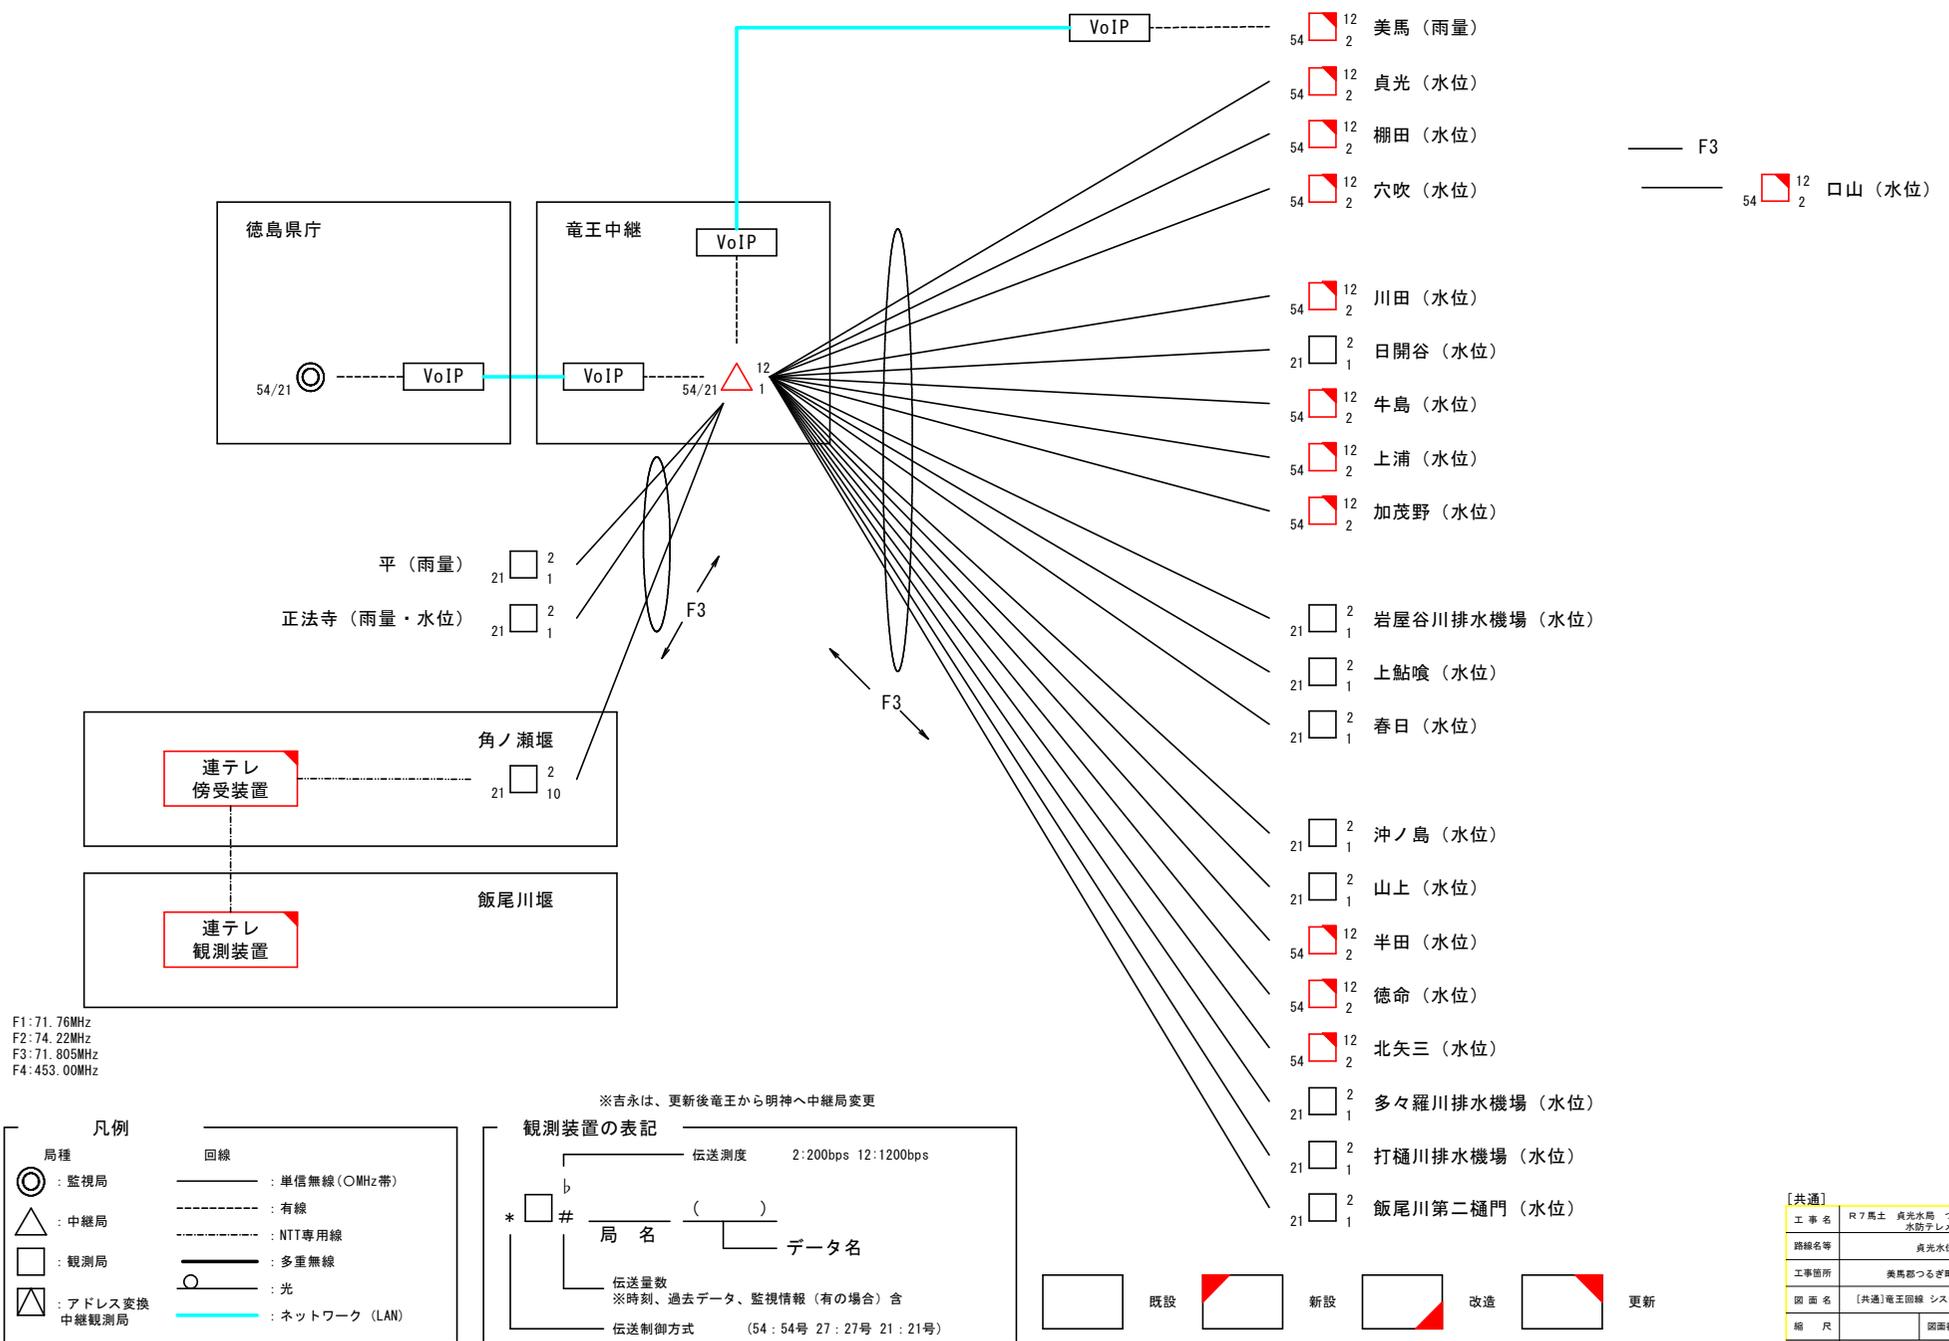


F1:71.76MHz
 F2:74.22MHz
 F3:71.805MHz
 F4:453.00MHz

[共通]


工事名	R7馬土 貞光水場 つづ 貞光前田 水防システムデータ水位観測工事
路線名等	貞光水位局
工事箇所	美馬郡つるぎ町貞光前田
図面名	[共通]竜王回線 システム系統図(更新時)
縮尺	図面番号 4 / 11
事業者名	徳島県西部総合市民局県土整備部 (美馬)

[共通] 竜王中継・美馬観測局 機器構成図 21号(現状)

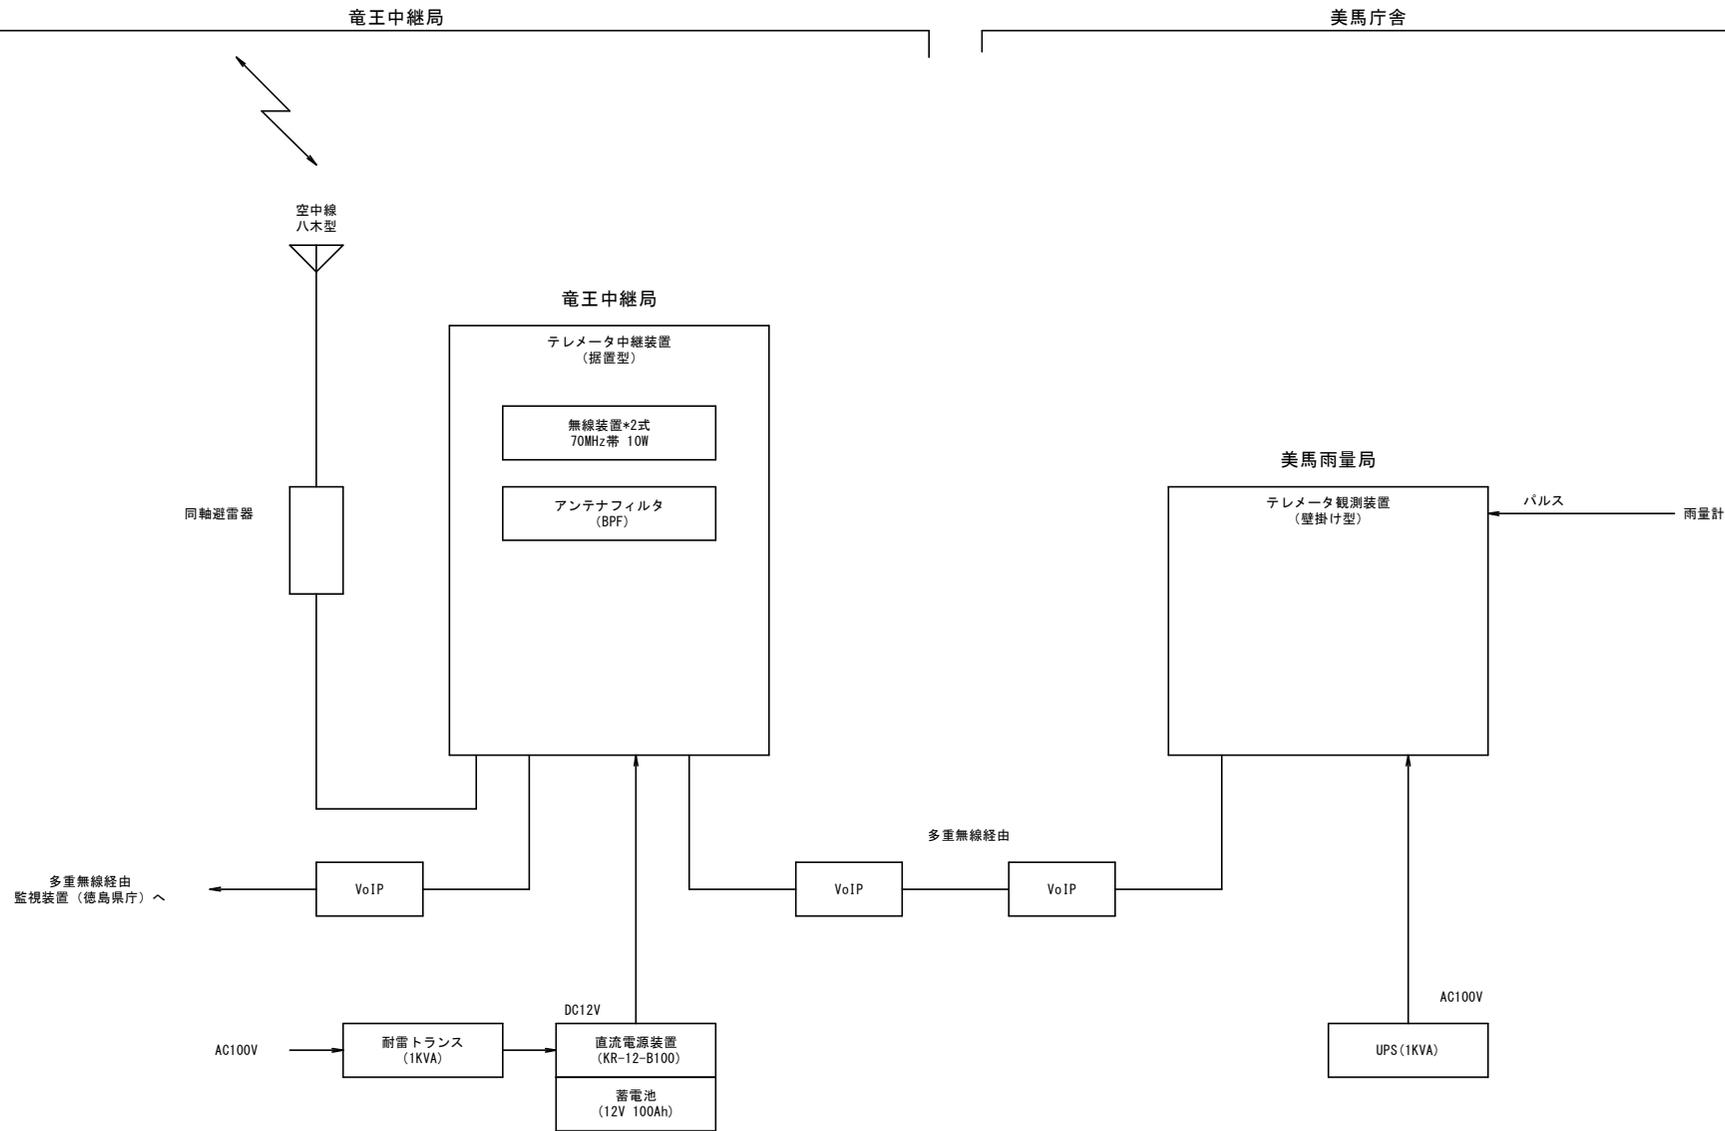

[共通]	
工事名	R7馬土 貞光水筋 つ・貞光前田 水防テレメータ水位局改修工事
路線名等	貞光水位局
工事箇所	美馬郡つるぎ町貞光前田
図面名	[共通] 竜王中継・美馬観測局 機器構成図 21号(現状)
縮尺	図面番号 5 / 11
事業者名	徳島県西部総合防災局県土整備部 (美馬)


[共通] 竜王中継・美馬観測局 機器構成図 21号+54号(更新時)

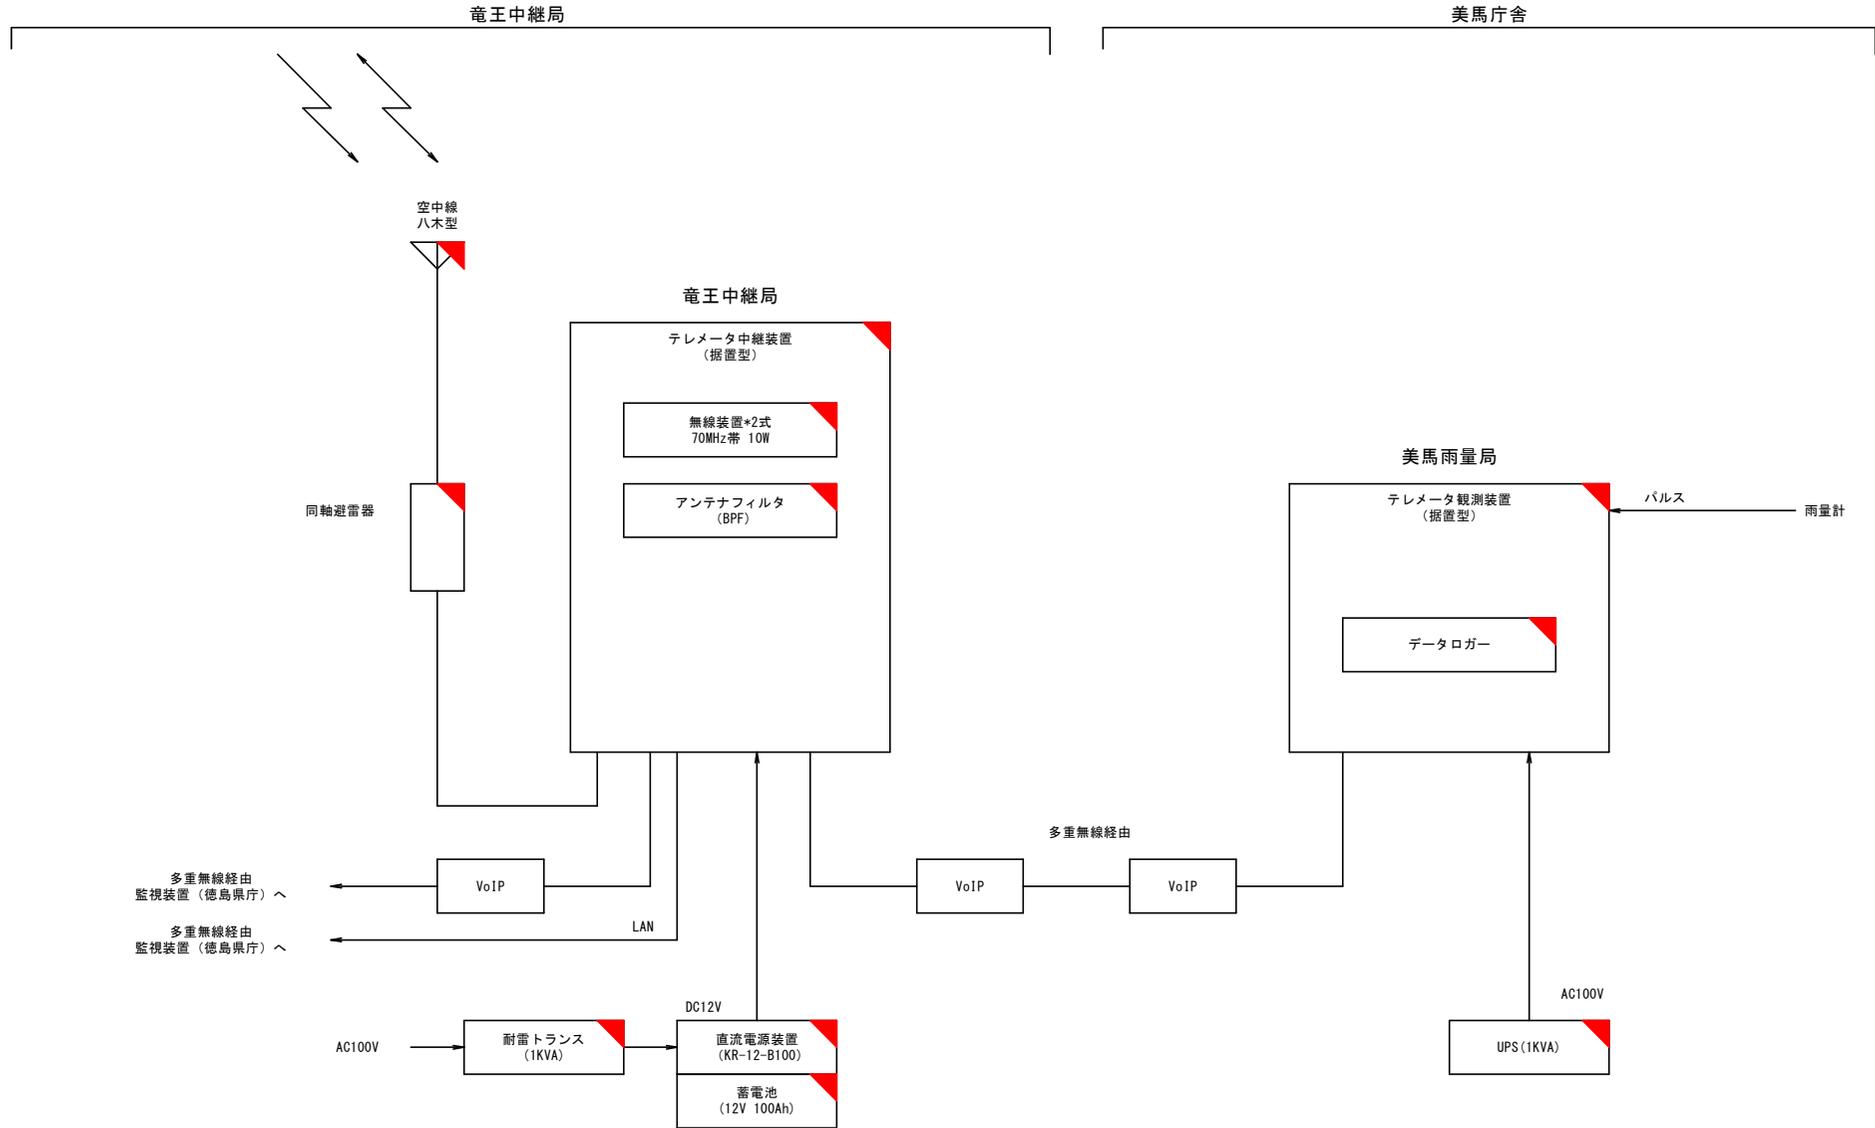

[共通]

工事名	R7馬士 貞光水路 つ・貞光前田 光防テレメータ水位器改修工事		
路線名等	貞光水位路		
工事箇所	美馬都つるぎ町貞光前田		
図面名	[共通] 竜王中継・美馬観測局 機器構成図 21号+54号(更新時)		
縮尺	図面番号	6 / 11	
事業者名	徳島県西部総合市民局県土整備部 (美馬)		


[共通] 竜王中継・美馬観測局 機器構成図 54号(最終)

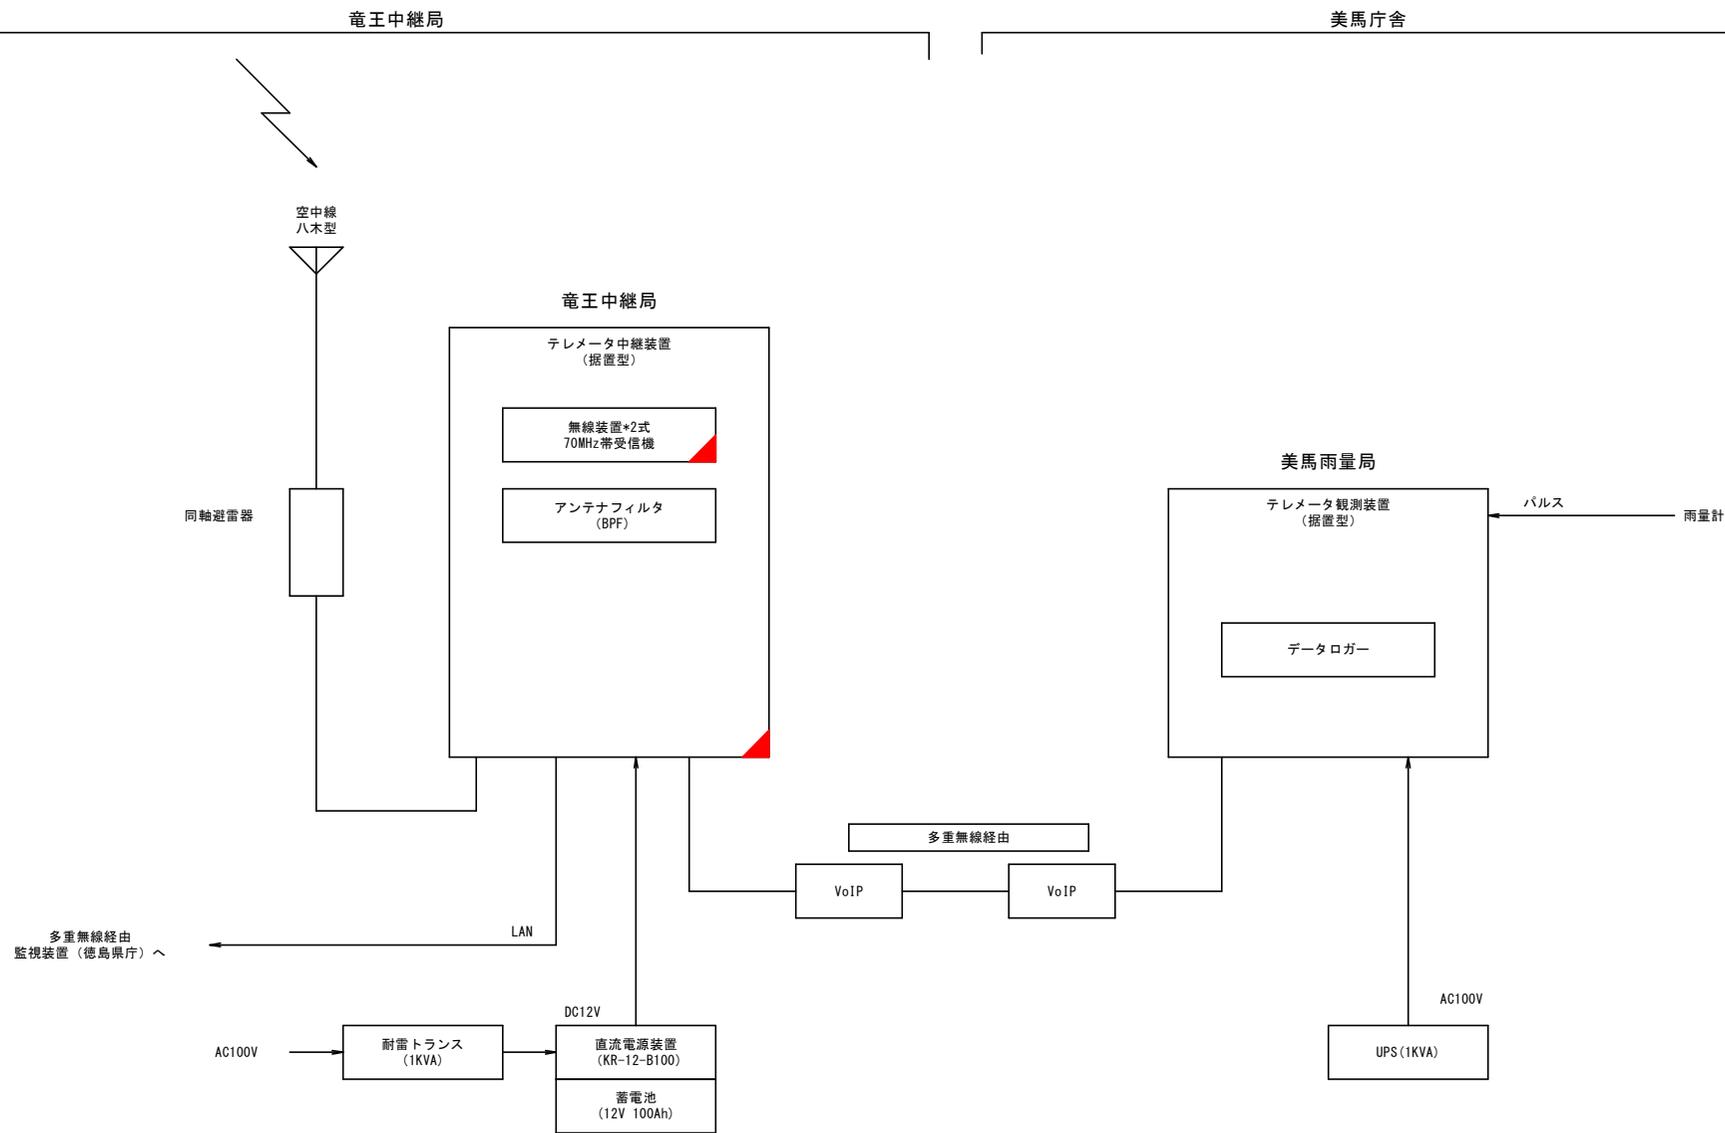


[共通]	
工事名	R7馬土 貞光水場 つ・貞光前田 水防予レメータ水位局改修工事
路線名等	貞光水位局
工事箇所	美馬郡つるぎ町貞光前田
図面名	[共通]竜王中継・美馬観測局 機器構成図 54号(最終)
縮尺	図面番号 7 / 11
事業者名	徳島県西部総合防災局県土整備部(美馬)

貞光水位局 敷地平面・空中線撤去図

敷地平面図
S=1:400

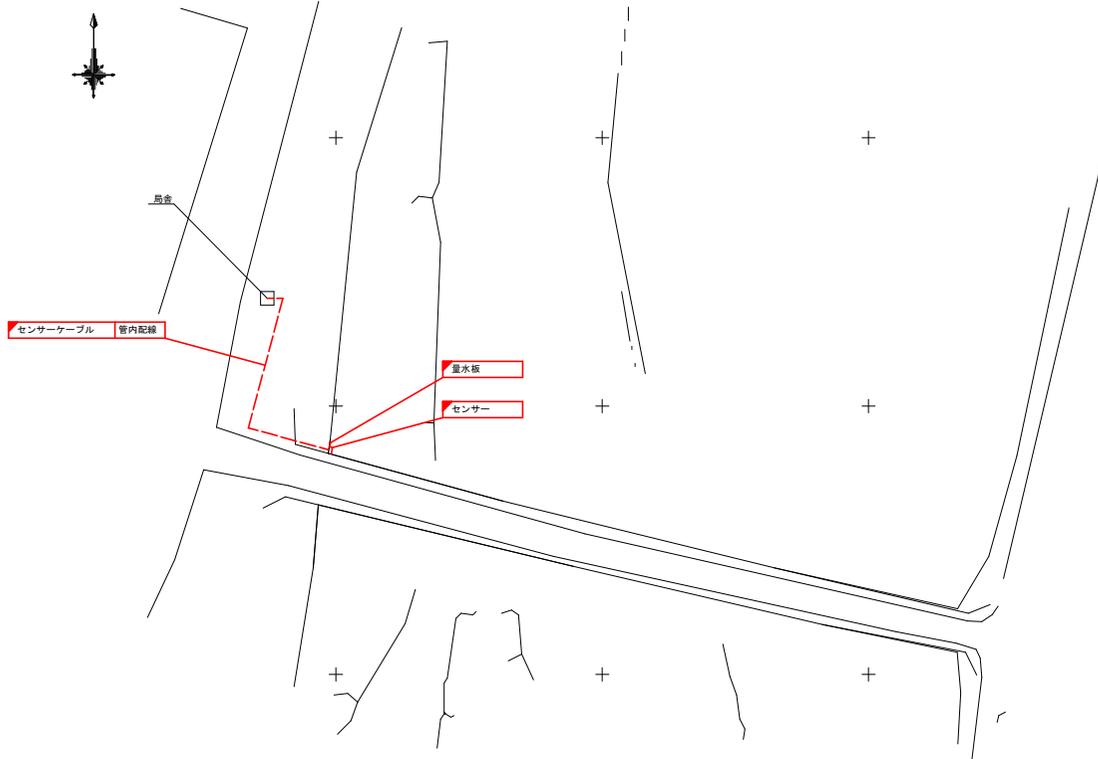

空中線撤去図
S=1:50

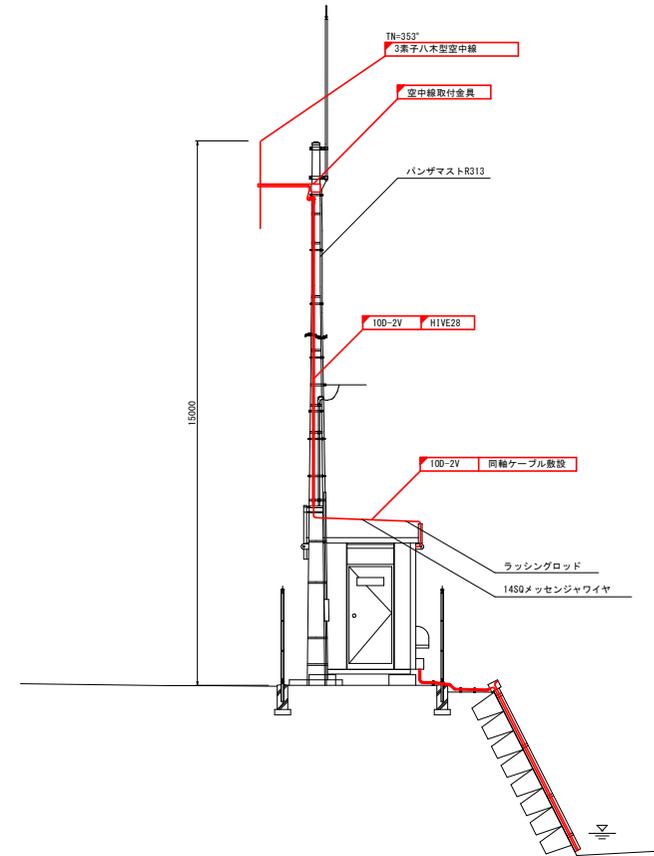

凡例
 : 本業務(撤去)
 : 既設

貞光水位局	
工事名	R7馬士 貞光水位局 つ・貞光前田 水数字レメータ水位局改修工事
路線名等	貞光水位局
工事箇所	美馬郡つるぎ町貞光前田
図面名	貞光水位局 敷地平面・空中線撤去図
縮尺	図示 図面番号 8 / 11
事業者名	徳島県西部総合市民局県土整備部(美馬)



貞光水位局 機器配置・配線撤去図

局舎内機器配置図
S=1:20


ケーブル系統図

立面図（内視）（“A”より望む）

平面図

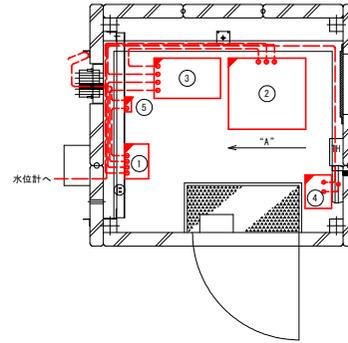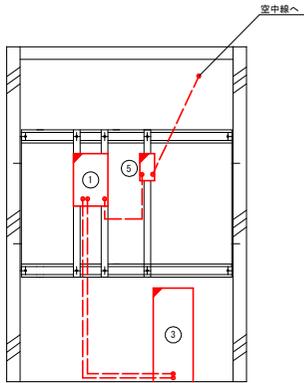

番号	機器名称	備考
①	テレメータ観測装置	
②	水位変換器	
③	直流電源装置	
④	耐雷トランス	
⑤	同軸避雷器	

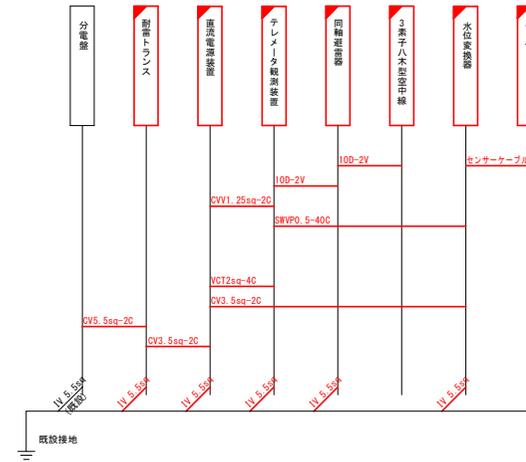


凡例
 : 本業務(撤去)
 : 既設


貞光水位局	
工事名	R7馬士 貞光水位局 つ・貞光前田 水防テレメータ水位局改修工事
路線名等	貞光水位局
工事箇所	美馬郡つるぎ町貞光前田
図面名	貞光水位局 機器配置・配線撤去図
縮尺	図示 図面番号 9 / 11
事業者名	徳島県西部総合市民局県土整備部 (美馬)

貞光水位局 敷地平面・空中線据付図

敷地平面図
S=1:400

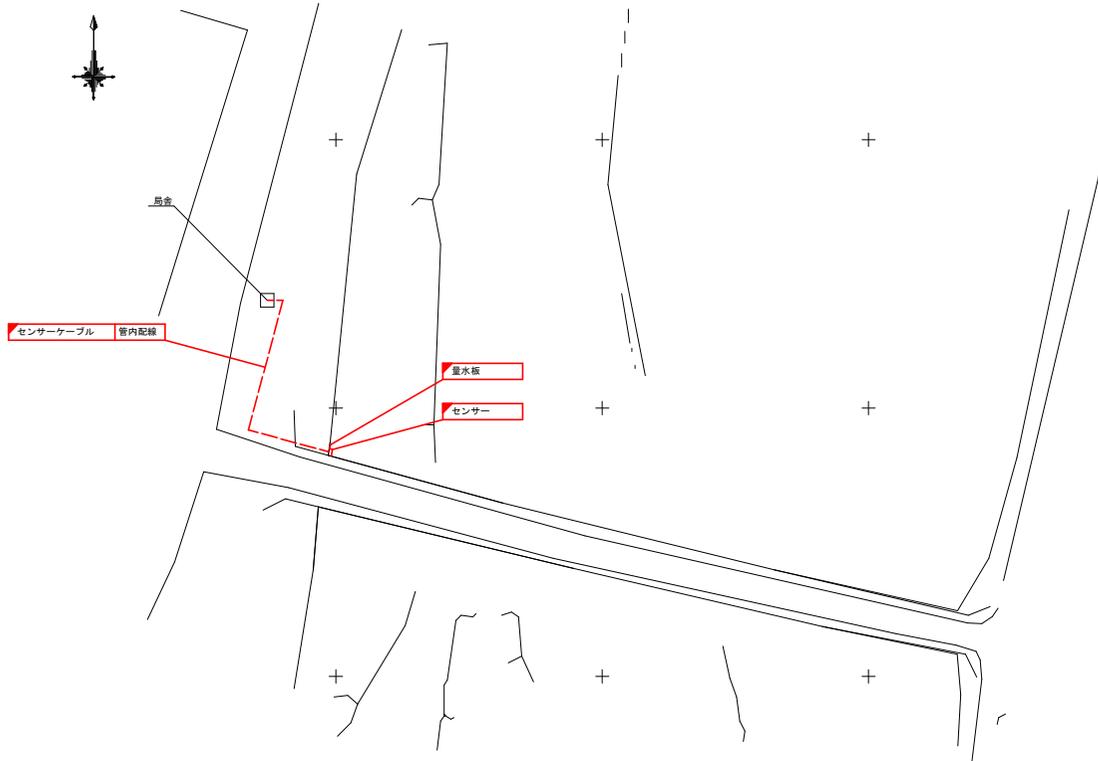

空中線据付図
S=1:50

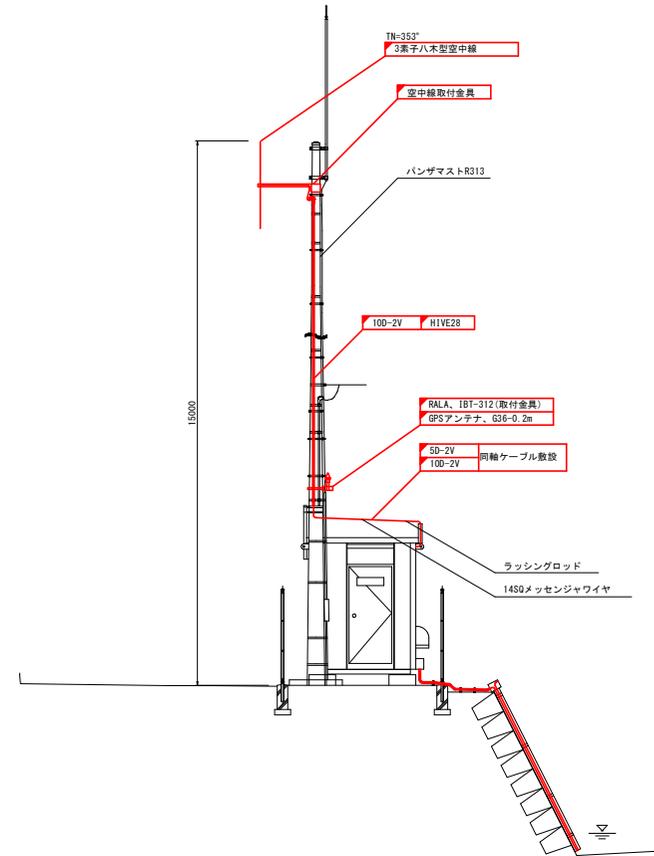

凡例
 : 本業務(設置)
 : 既設

貞光水位局	
工事名	R7馬工 貞光水位局 つ・貞光前田 水防子レメータ水位局改修工事
路線名等	貞光水位局
工事箇所	美馬郡つるぎ町貞光前田
図面名	貞光水位局 敷地平面・空中線据付図
縮尺	図示 図面番号 10 / 11
事業者名	徳島県西部総合県民局県土整備部 (美馬)



貞光水位局 機器配置・配線図

局舎内機器配置図
S=1:20


ケーブル系統図

立面図（内視）（“A”より望む）

平面図

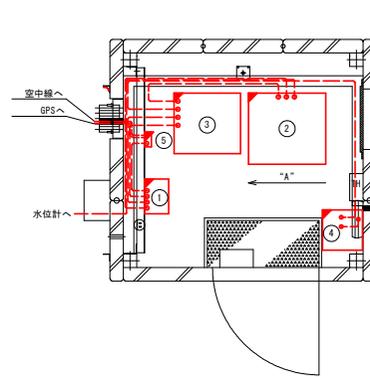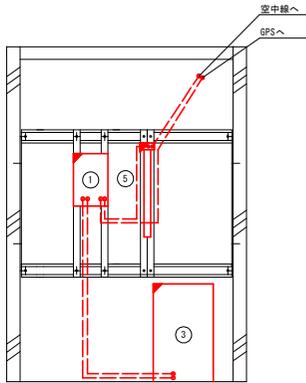

番号	機器名称	備考
①	テレメータ観測装置	
②	水位変換器	
③	直流電源装置	
④	耐雷トランス	
⑤	同軸避雷器	

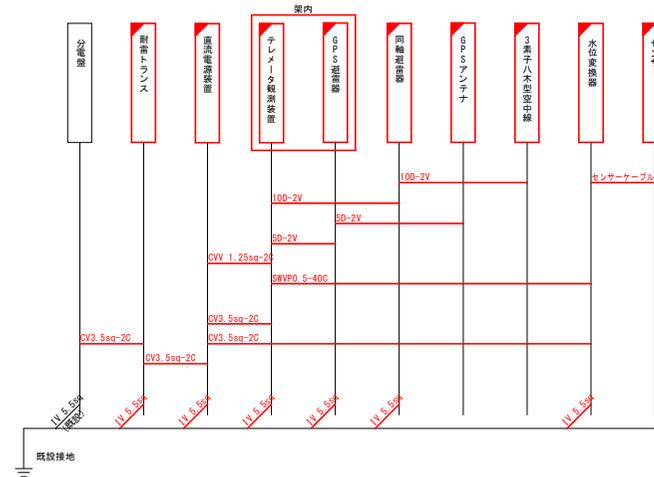

凡例
 : 本業務(設置)
 : 既設

貞光水位局	
工事名	R7再土 貞光水局 つ・貞光前田 水防テレメータ水位局改修工事
路線名等	貞光水位局
工事箇所	美馬郡つるぎ町貞光前田
図面名	貞光水位局 機器配置・配線図
縮尺	図示 図面番号 11 / 11
事業者名	徳島県西部総合防災局県土整備部 (美馬)