
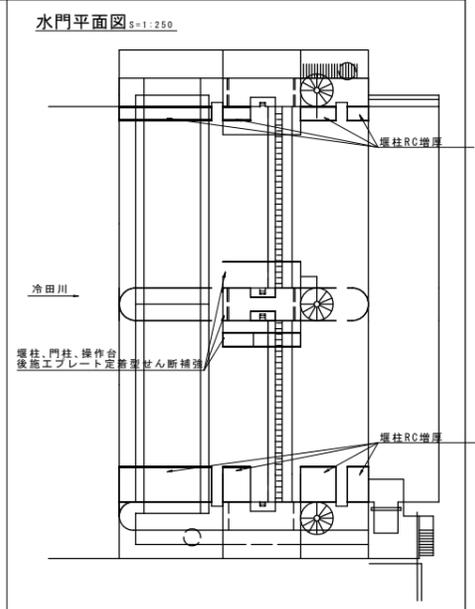
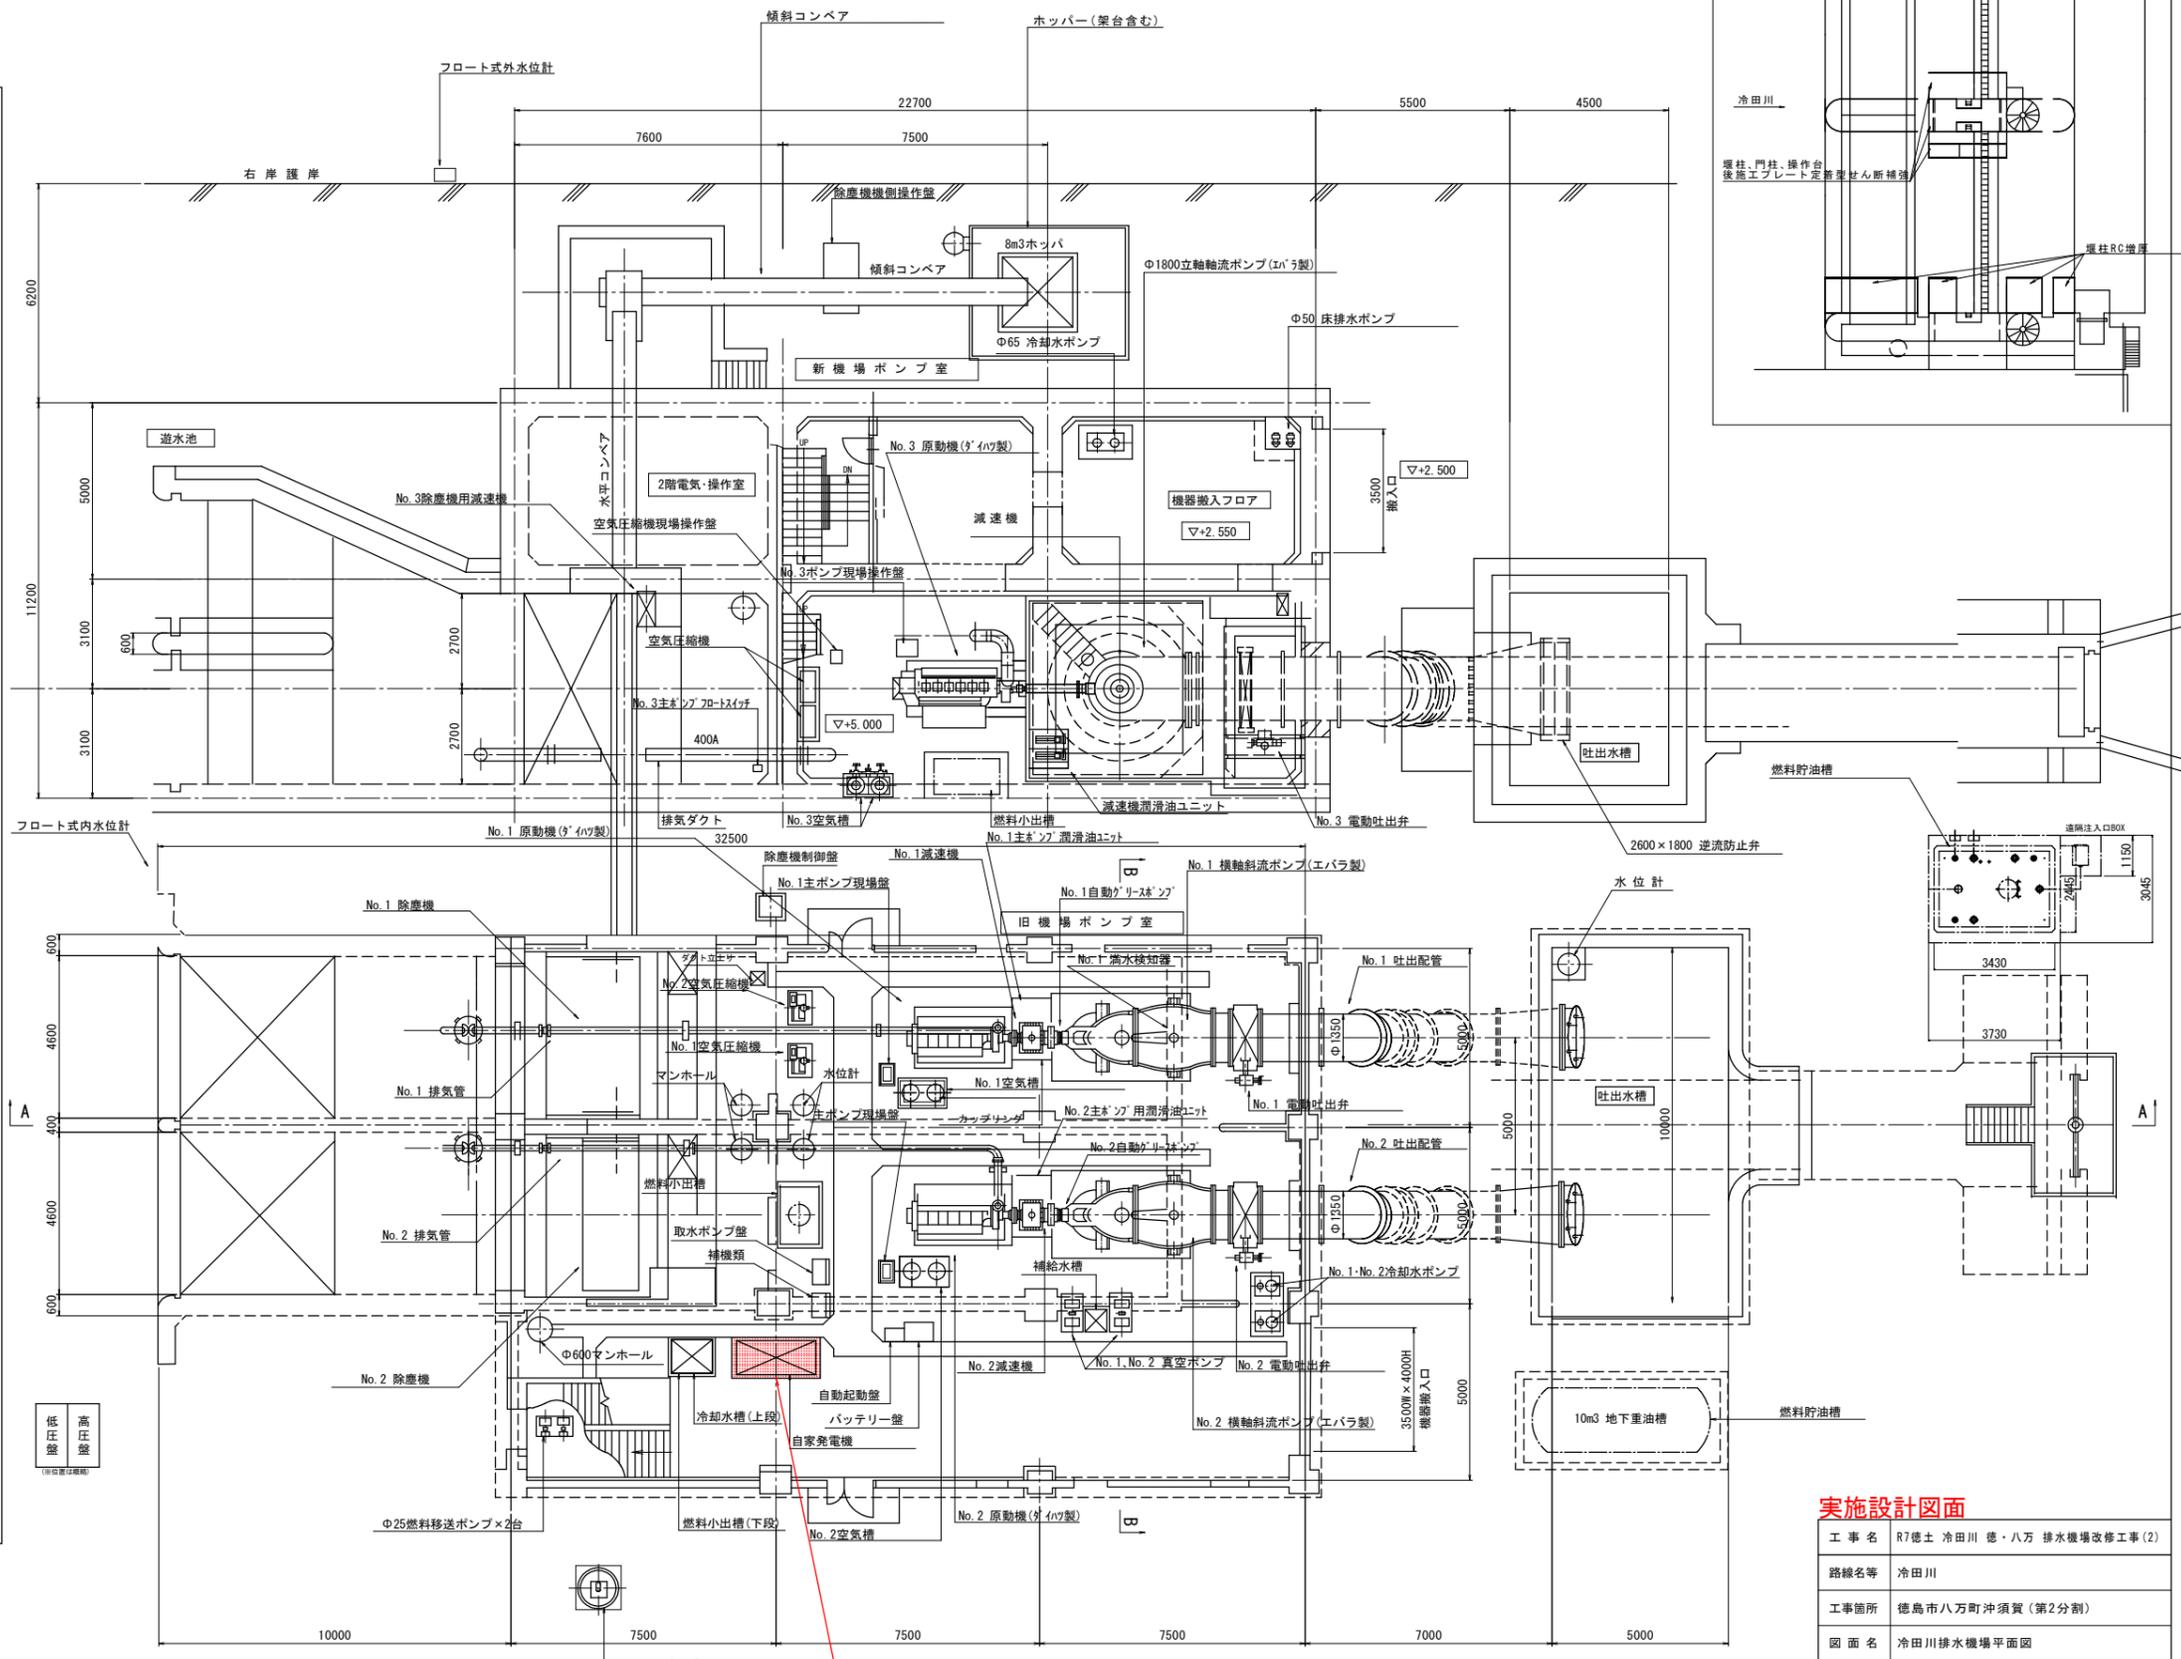


冷田川排水機場平面図 S=1:100

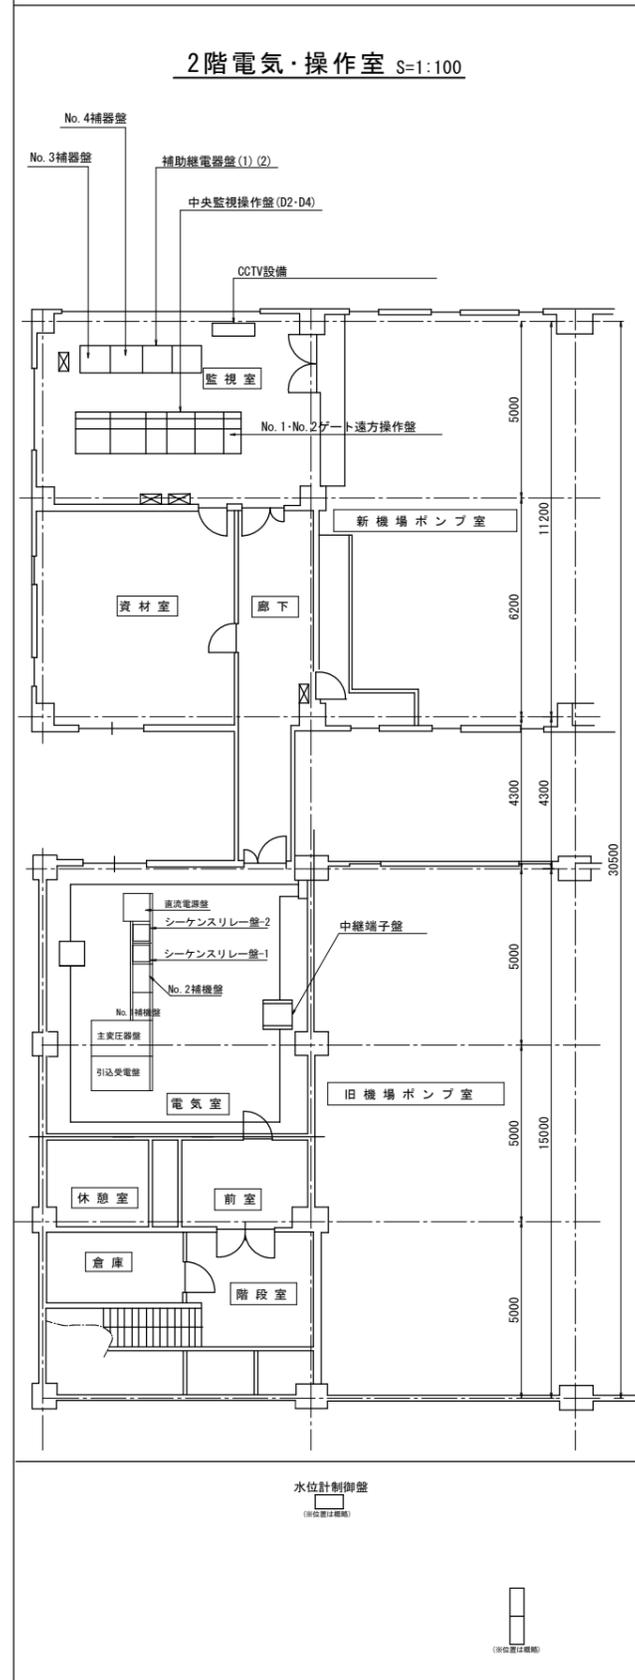

自家発電装置製作・据付 N=1台

実施設計図面

工事名	R7徳士 冷田川 徳・八万 排水機場改修工事(2)		
路線名等	冷田川		
工事箇所	徳島市八万町沖須賀(第2分割)		
図面名	冷田川排水機場平面図		
縮尺	図示	図面番号	1 / 1
会社名			
事業者名	徳島県東部県土整備局(徳島庁舎)		