


立江川排水機場平面図

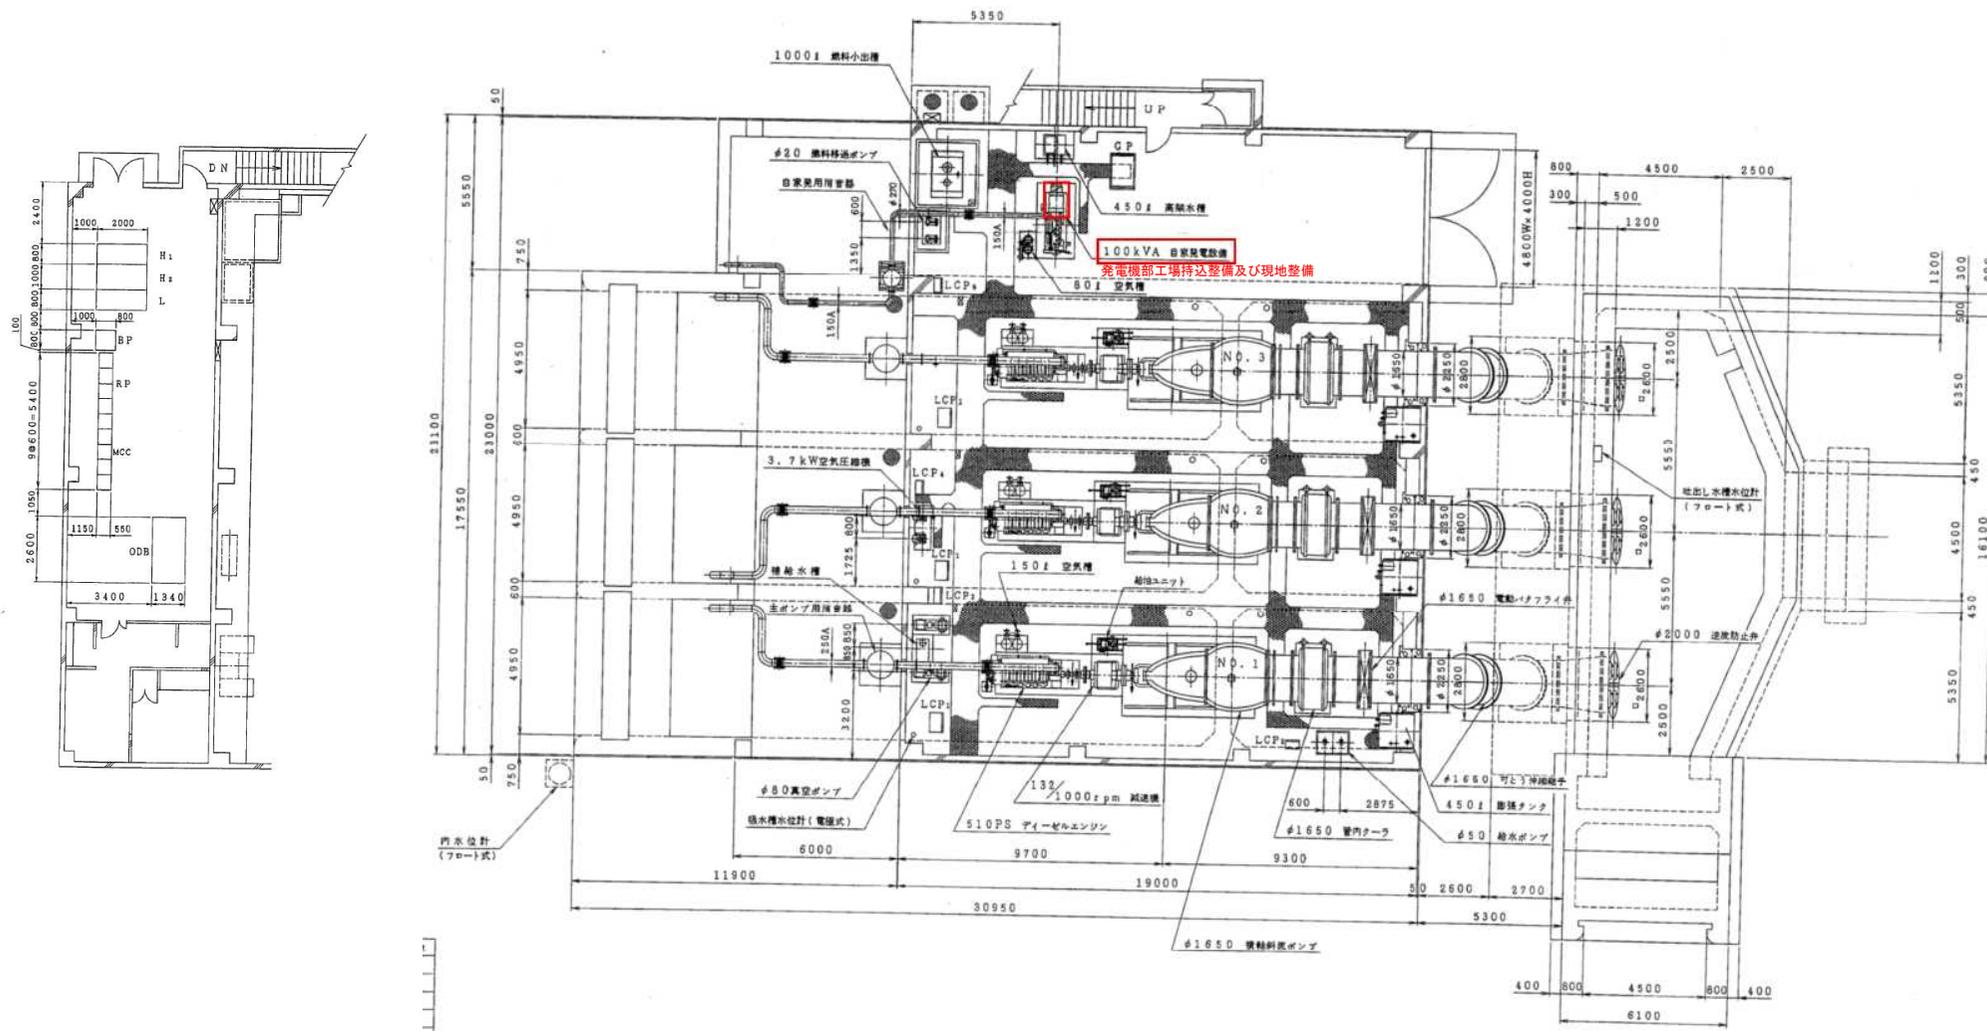

配電盤

記号	名称	個数	記号	名称	個数
H ₁	高压引込受電盤	1	LCP ₁	主ポンプ機側操作盤	3
H ₂	高压変圧器盤	1	LCP ₂	給水ポンプ操作盤	1
L	切換照明変圧器盤	1	LCP ₃	真空ポンプ操作盤	1
BP	直流電源盤	1	LCP ₄	空圧機側操作盤	1
RP	補助機電器盤	4	LCP ₅	燃料移送ポンプ操作盤	1
MCC	コントロールセンター	5			
ODB	中央監視操作盤	1			
CP	発電機盤	1			

参考図面

工事名	R7機立江川小・中池排水機場増設工事(1)		
路線名等	立江川		
工事箇所	小松島市赤石町3(第1分割)		
図面名	立江川排水機場平面図		
縮尺	図示	図面番号	1/1
会社名			
事業者名	徳島県東部県土整備局(徳島庁舎)		